




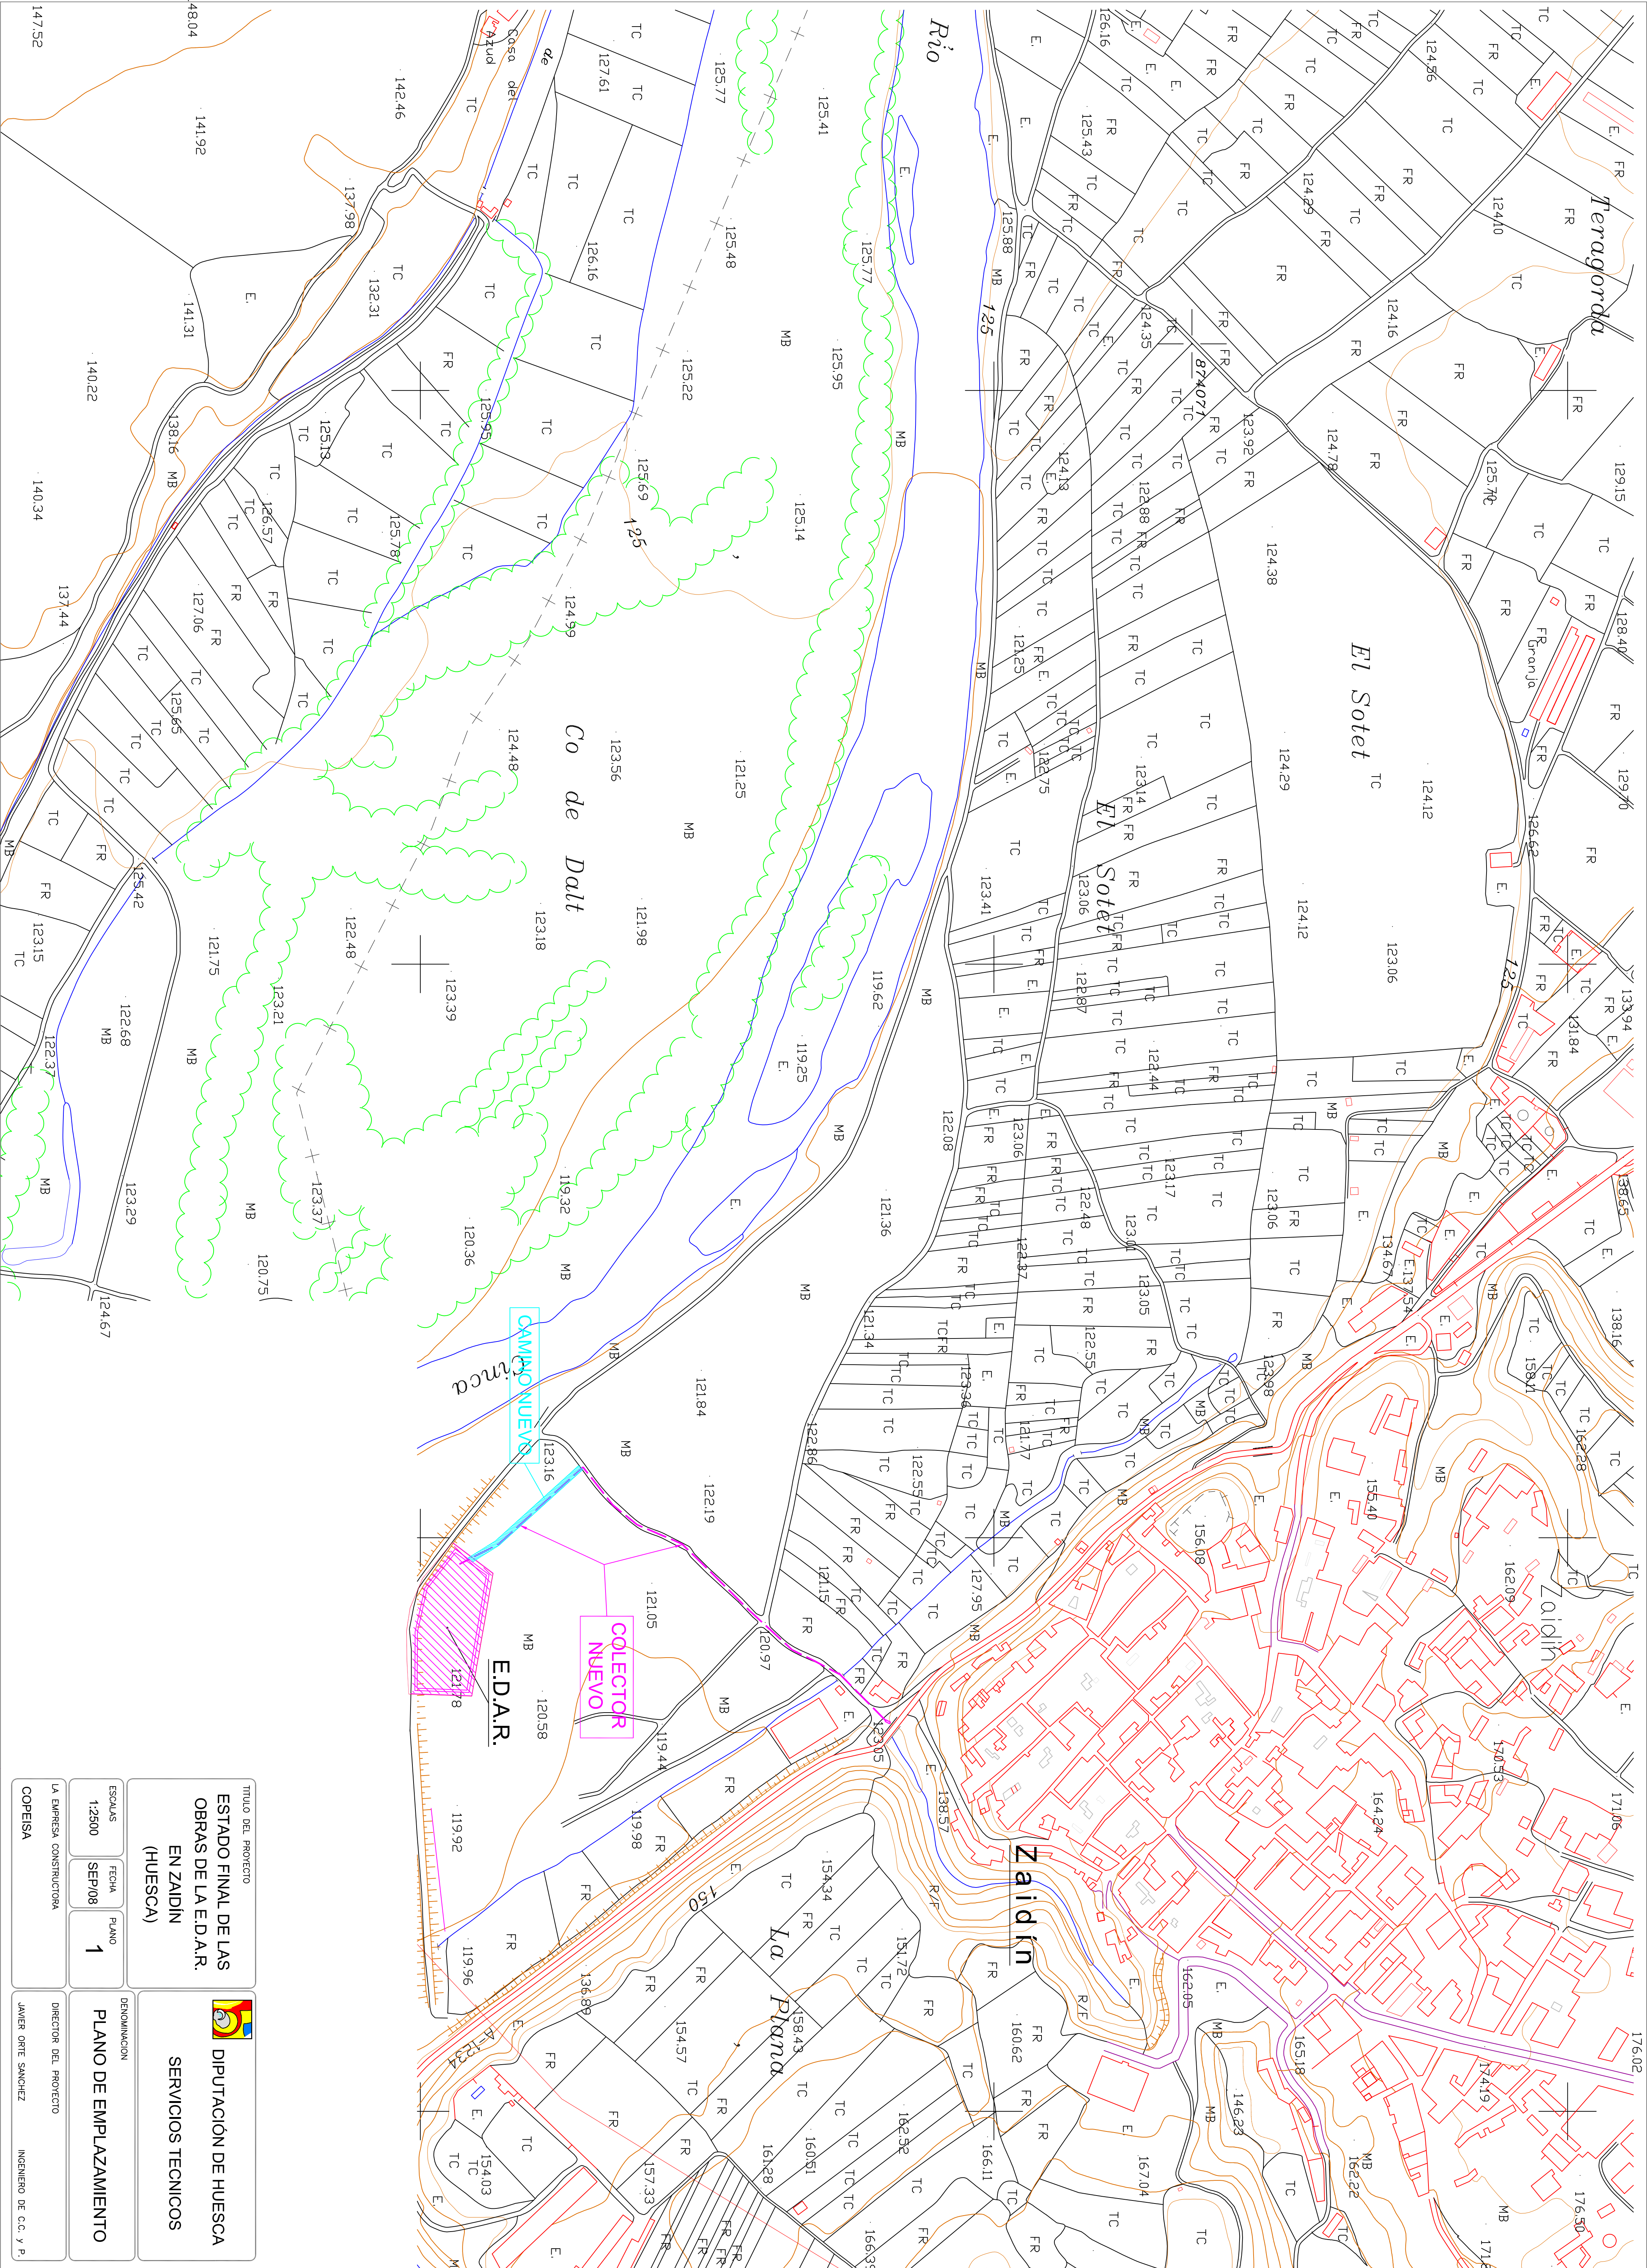


TÍTULO DEL PROYECTO				DIPUTACIÓN DE HUESCA	SERVICIOS TECNICOS
ESTADO FINAL DE LAS OBRAS DE LA E.D.A.R. EN ZAIDÍN (HUESCA)					
ESCALAS	FECHA	PLANO	DENOMINACION		
1:2500	SEP/08	1	PLANO DE EMPLAZAMIENTO		
LA EMPRESA CONSTRUCTORA		DIRECTOR DEL PROYECTO			
COPEISA		JAVIER ORTE SANCHEZ INGENIERO DE C.C. y P.			

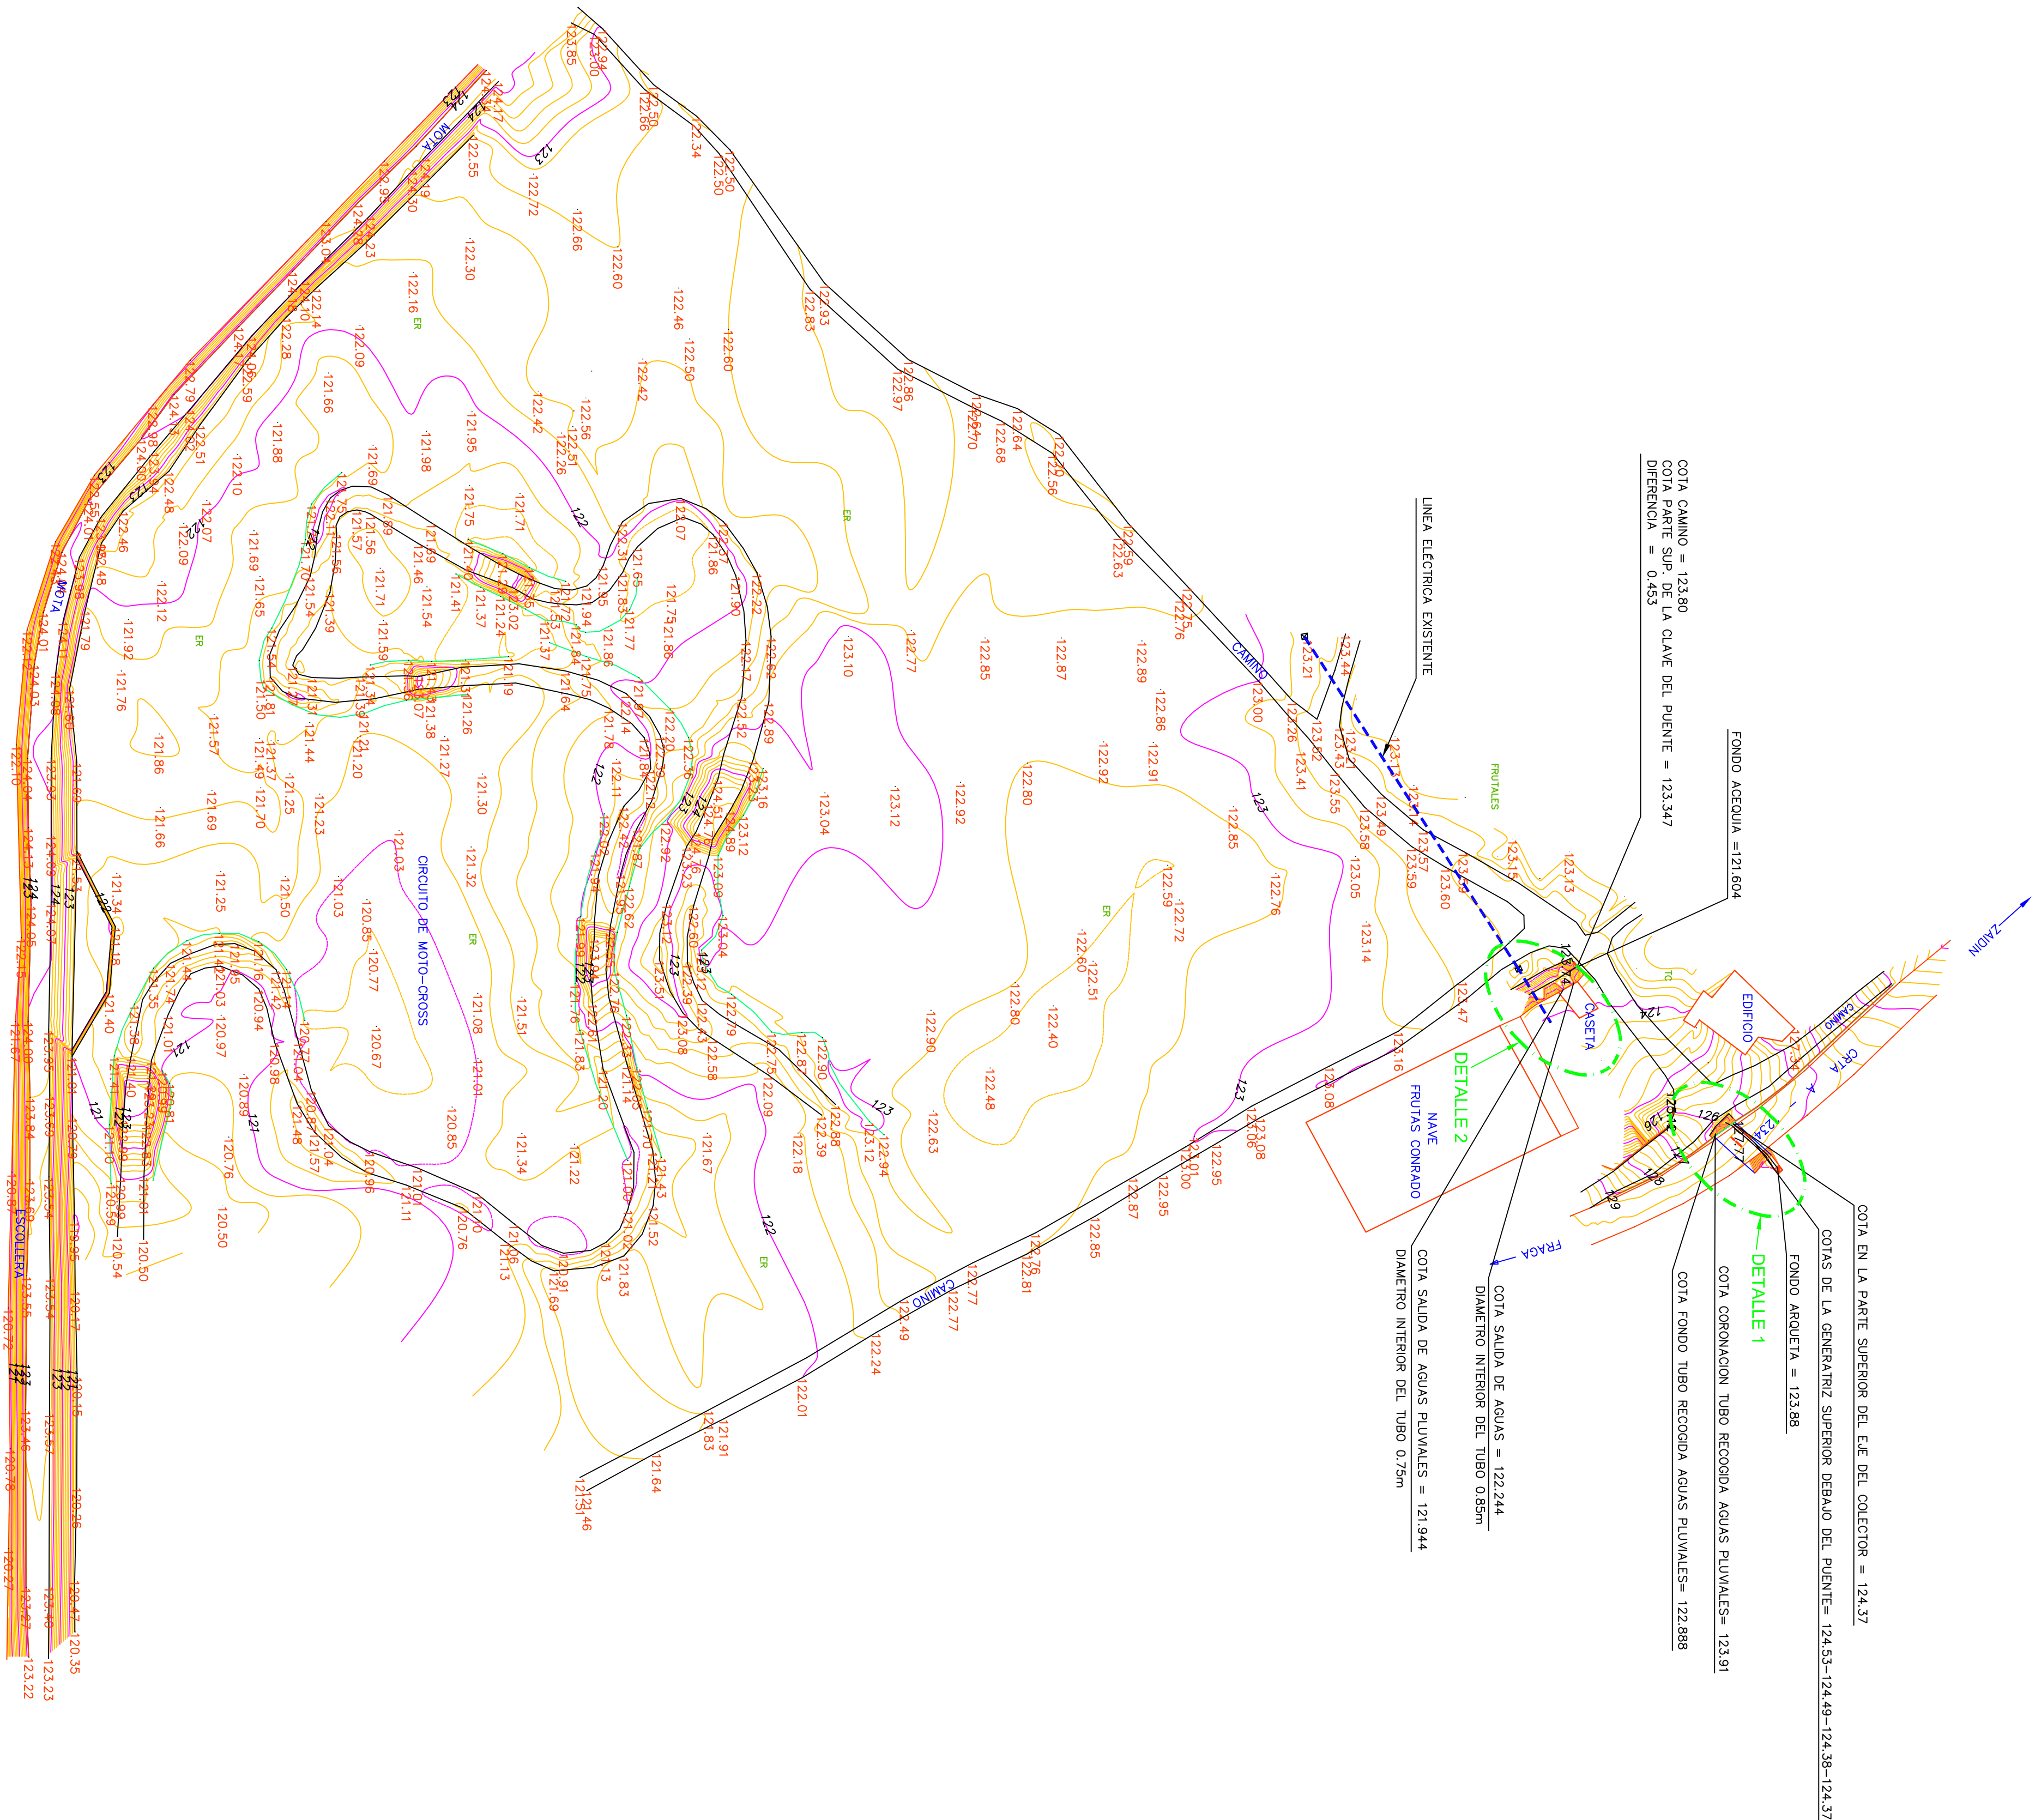


DETALLE 2, Escala 1:100
VERTIDO DEL COLECTOR DE SANEAMIENTO Y DE PLUVIALES A LA ACEQUIA.

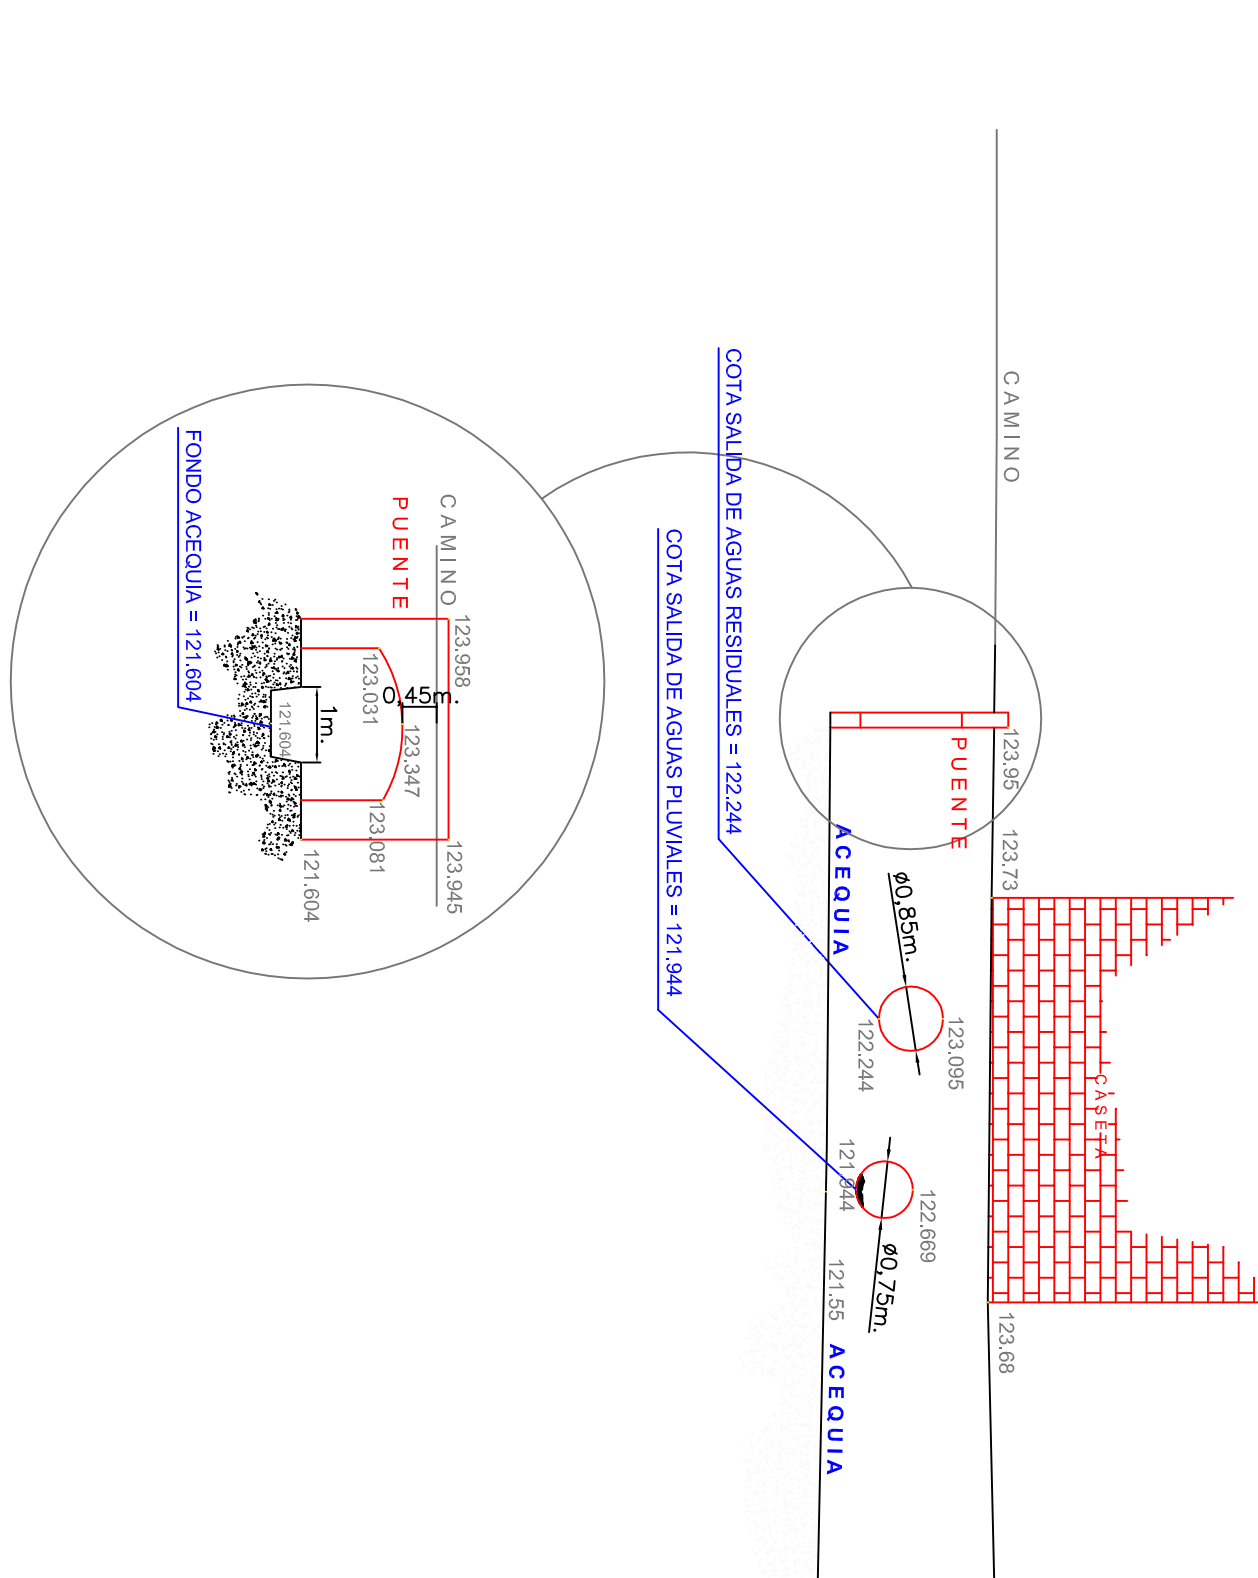


DETALLE 1, Escala 1:100
COLECTORES SANEAMIENTO Y AGUAS PLUVIALES BAJO EL PUENTE QUE CRUZA LA CARRETERA.

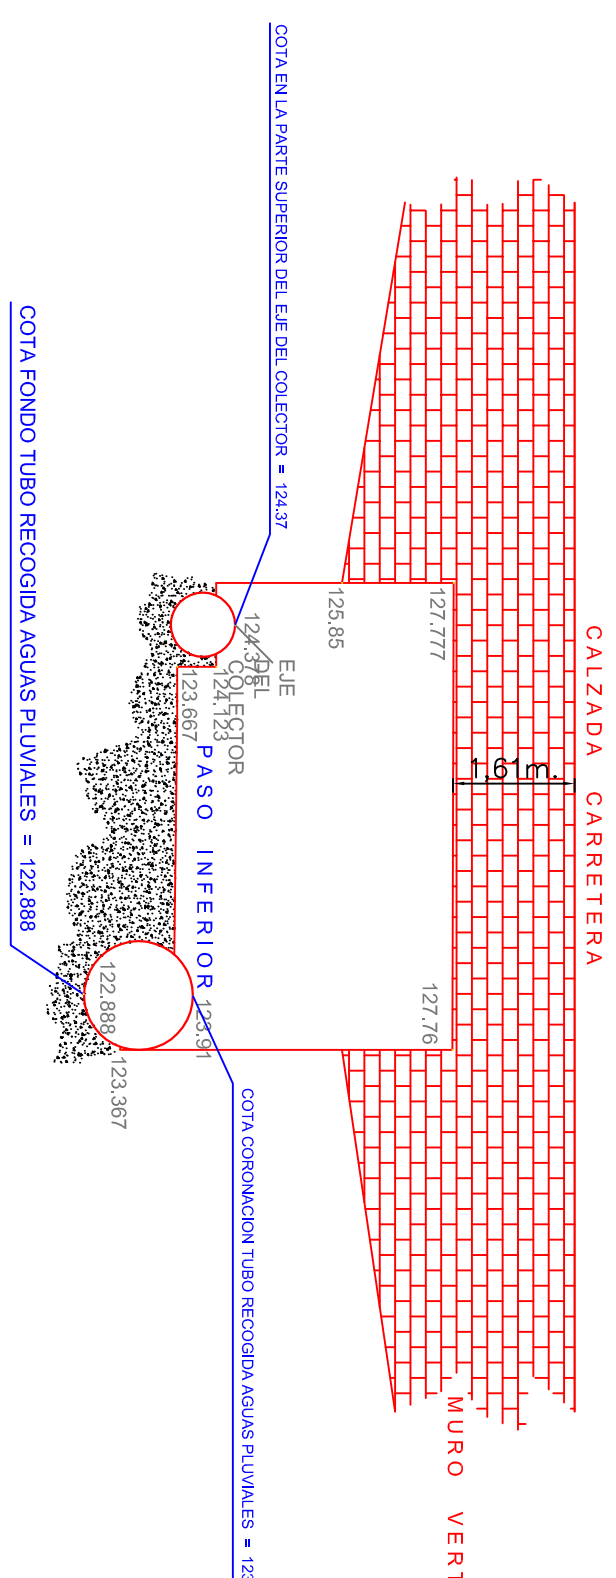

TITULO DEL PROYECTO			DIPUTACIÓN DE HUESCA		
ESTADO FINAL DE LAS OBRAS DE LA E.D.A.R. EN ZAIDIN (HUESCA)			SERVICIOS TECNICOS		
ESCALAS	FECHA	PLANO	TOPOGRAFIA		
1:1000	SEP/08	2			
LA EMPRESA CONSTRUCTORA			EL DIRECTOR DE LA OBRA		
COPEISA			JAVIER ORTE SANCHEZ INGENIERO DE C.C. y P.		

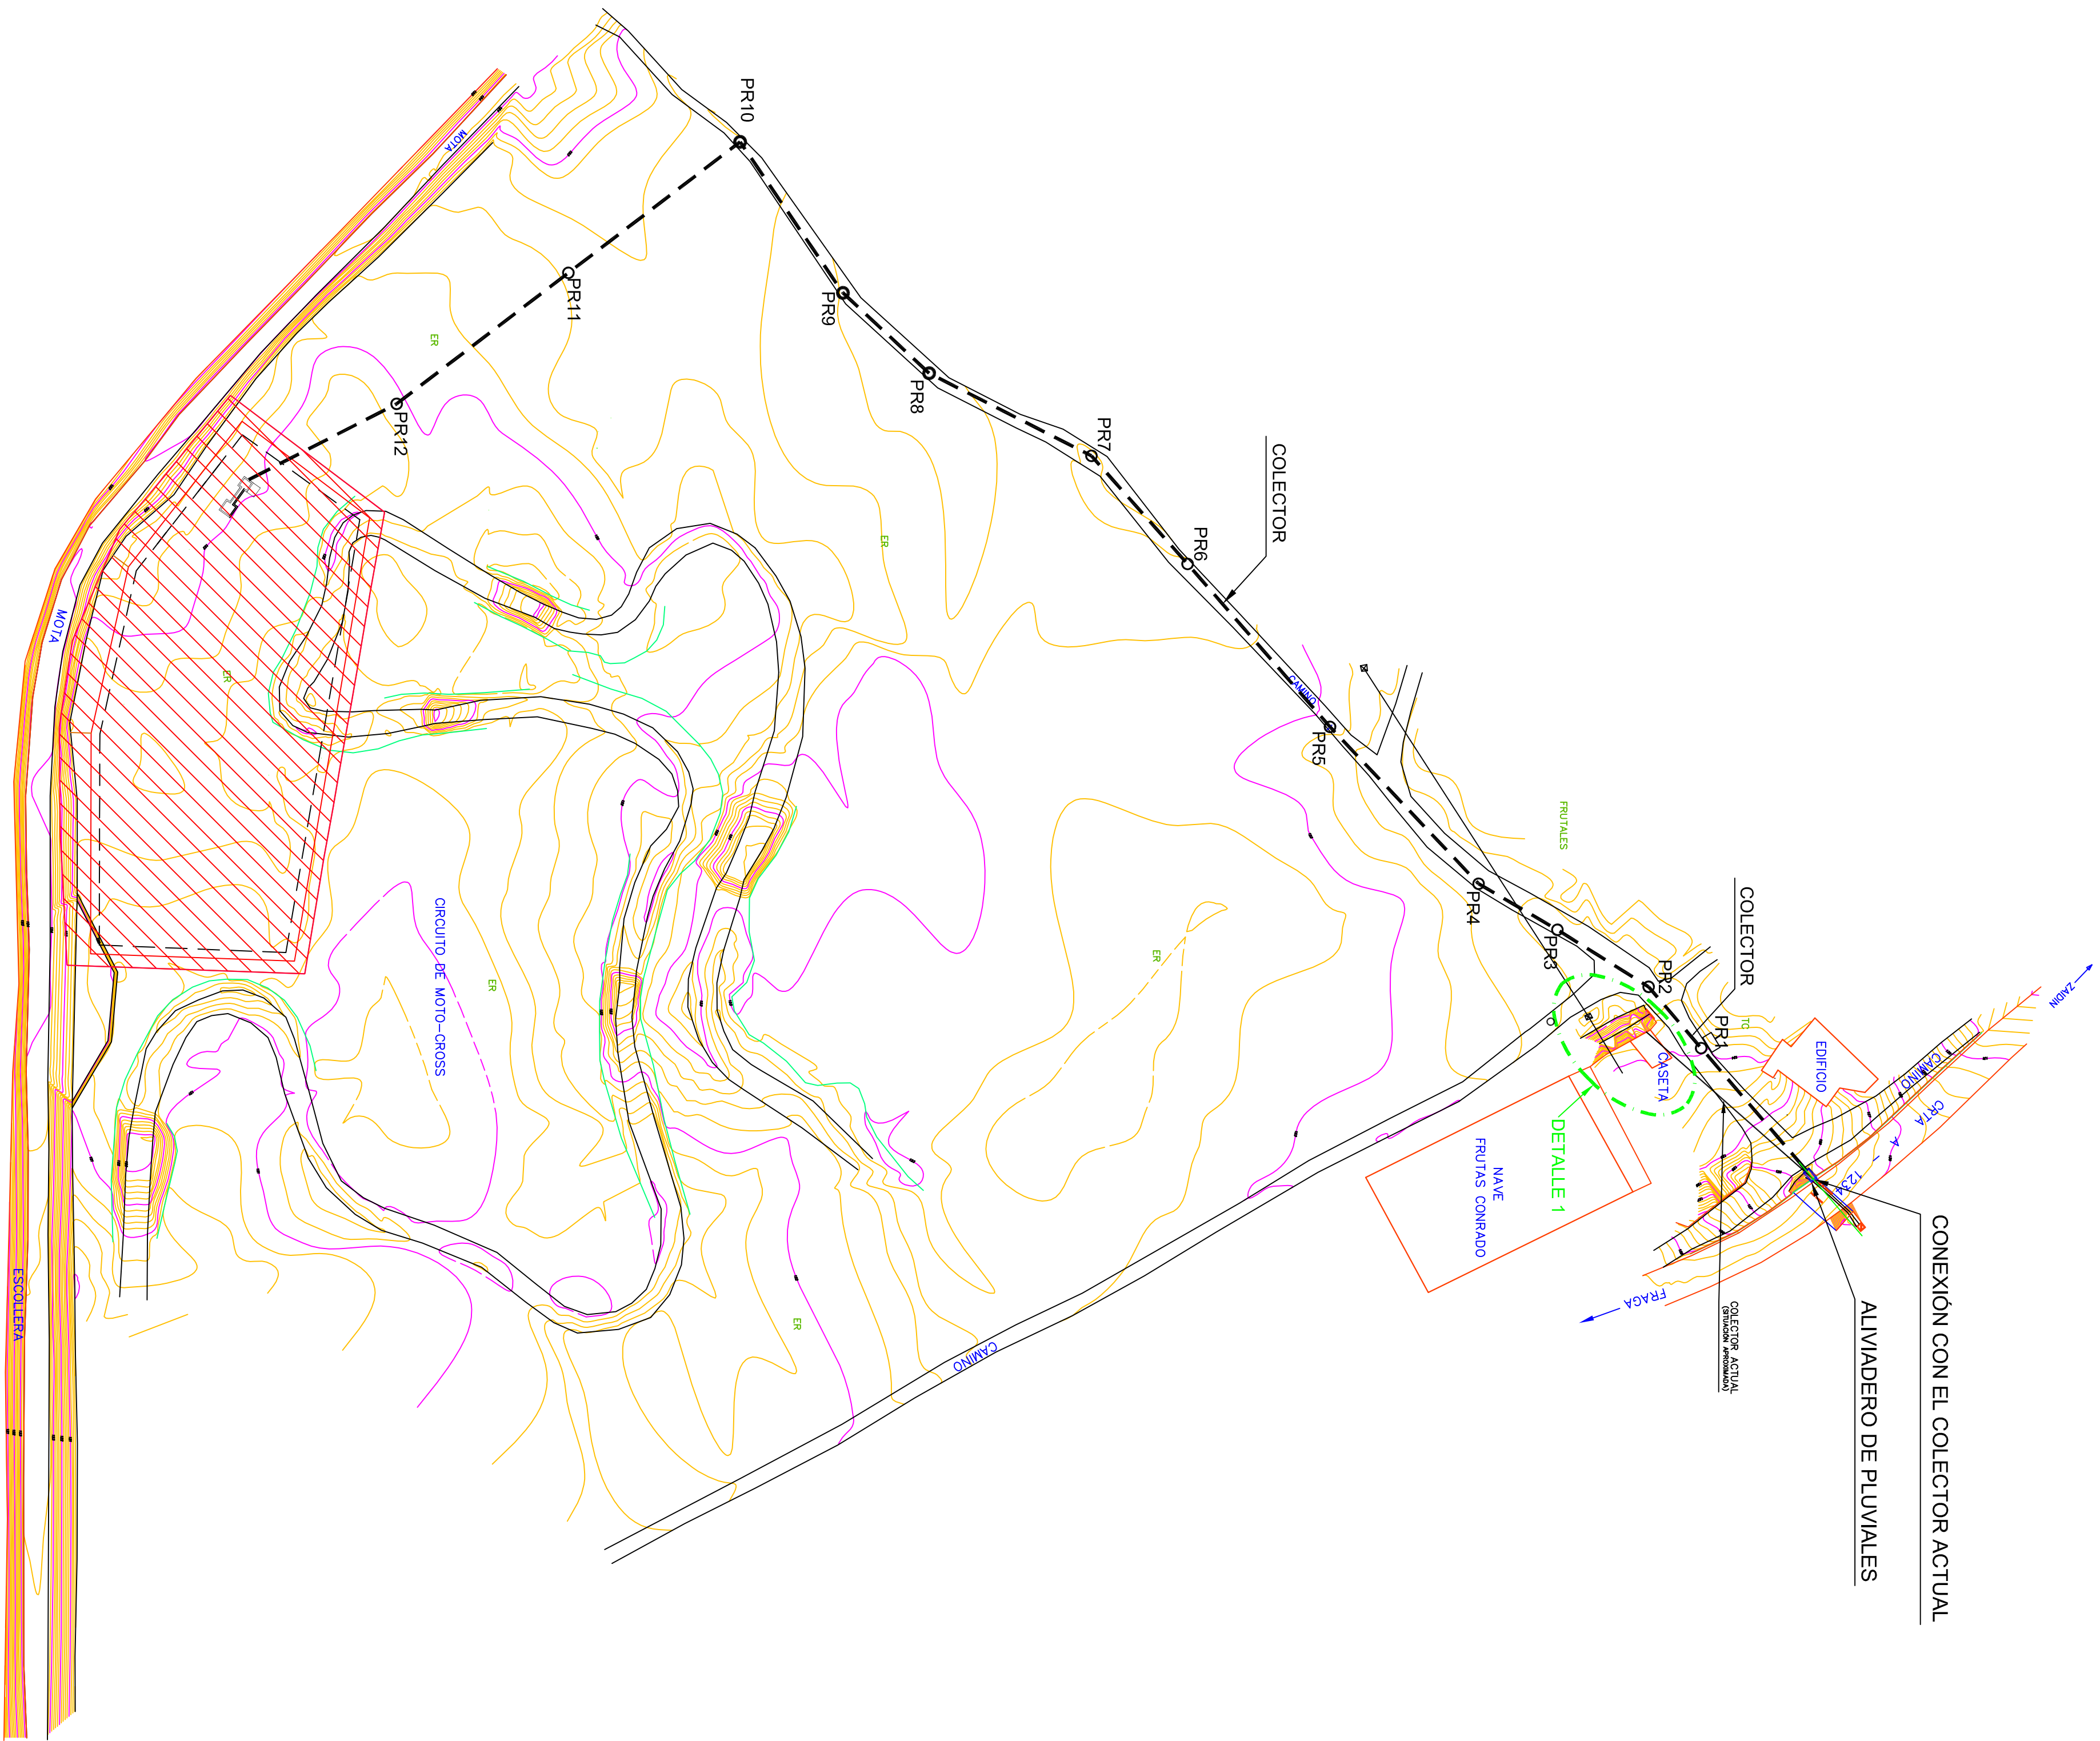


DETALLE 1. Escala 1:25
PASO DE COLECTOR SOBRE ACEQUIA

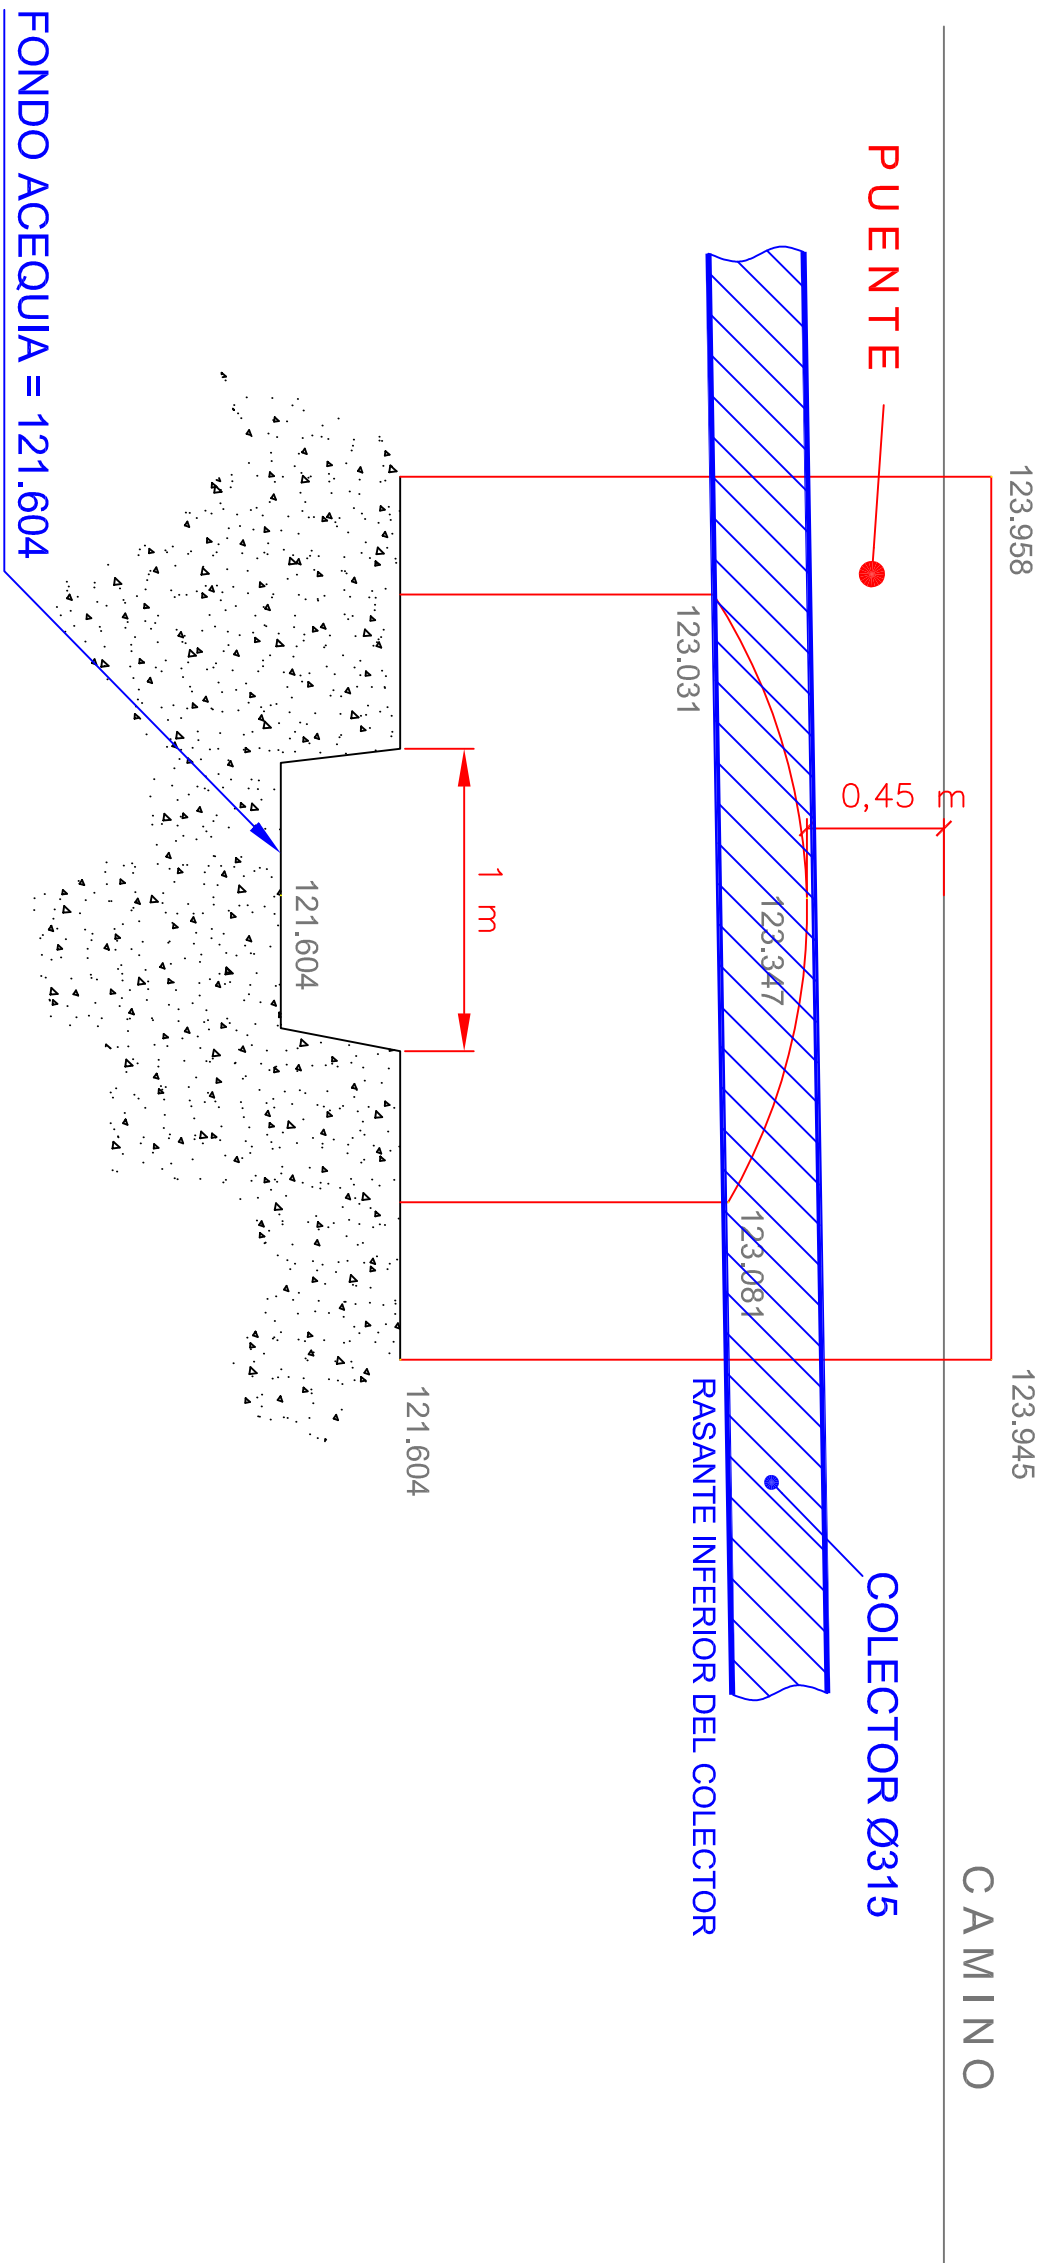


TÍTULO DEL PROYECTO			DIPUTACIÓN DE HUESCA		
ESTADO FINAL DE LAS OBRAS DE LA E.D.A.R. EN ZAIDÍN (HUESCA)			SERVICIOS TÉCNICOS		
ESCALAS 1:1000 1:25			DENOMINACIÓN COLECTOR PLANTA		
FECHA SEP/08			EL DIRECTOR DE LA OBRA		
PLANO 3.1			JAMIER ORTE SANCHEZ INGENIERO DE C.C. y P.		
LA EMPRESA CONSTRUCTORA			COPEISA		


Escala 1:20

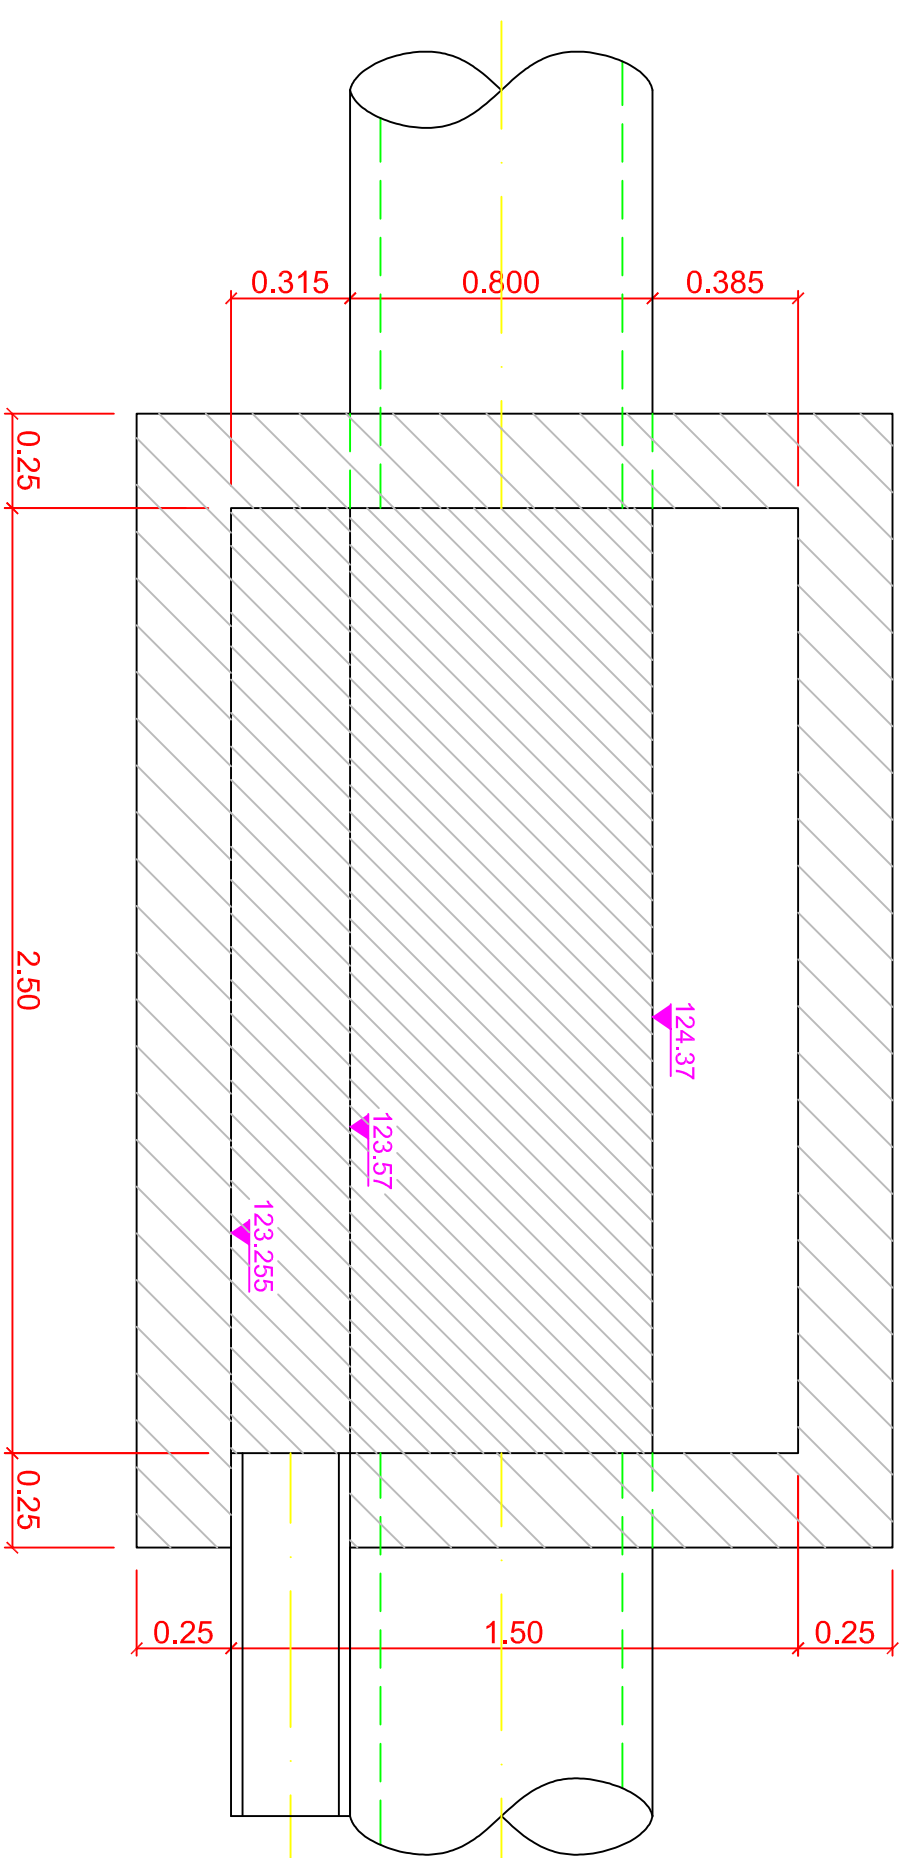




Escala 1:20

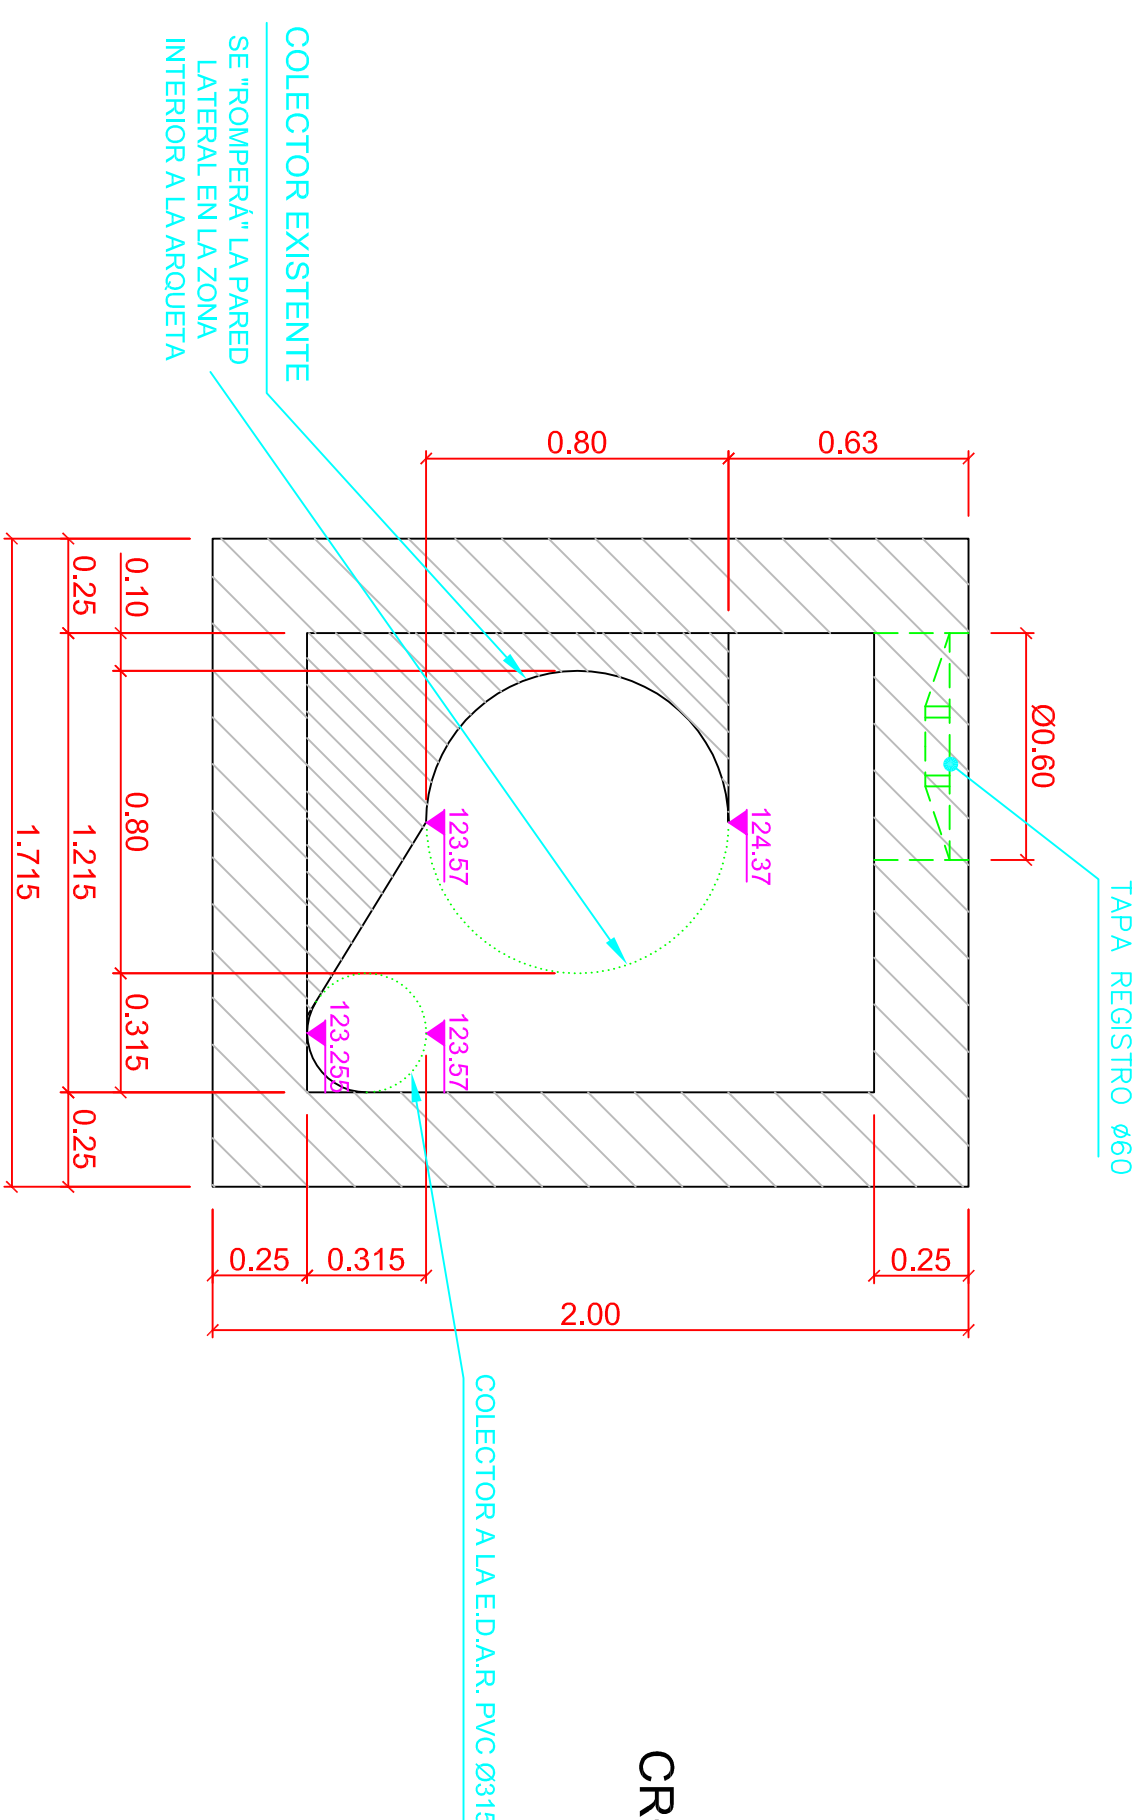

CROQUIS DE SITUACIÓN

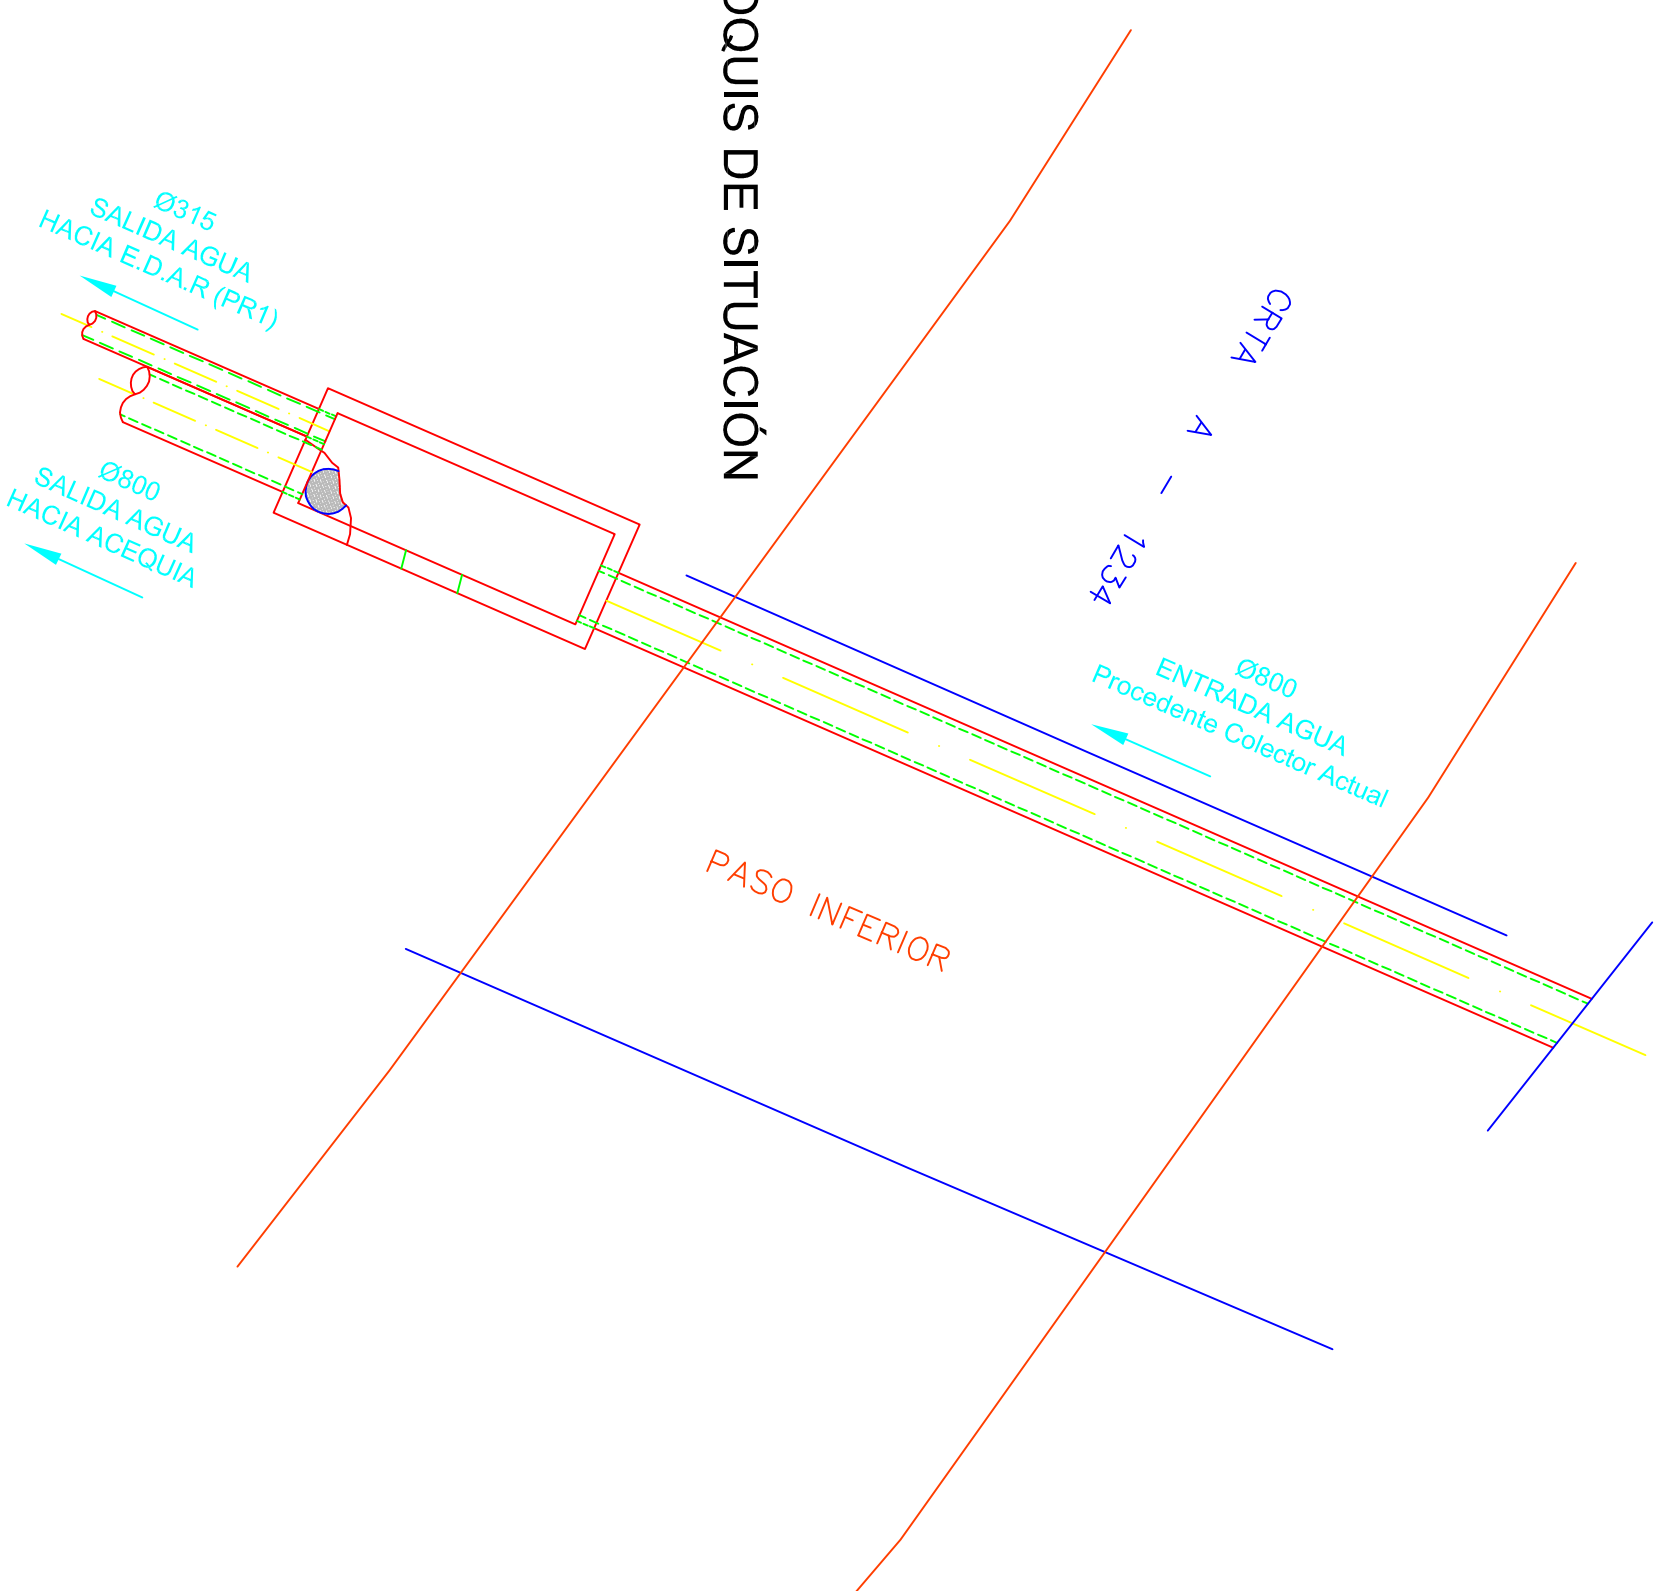

Escala 1:20

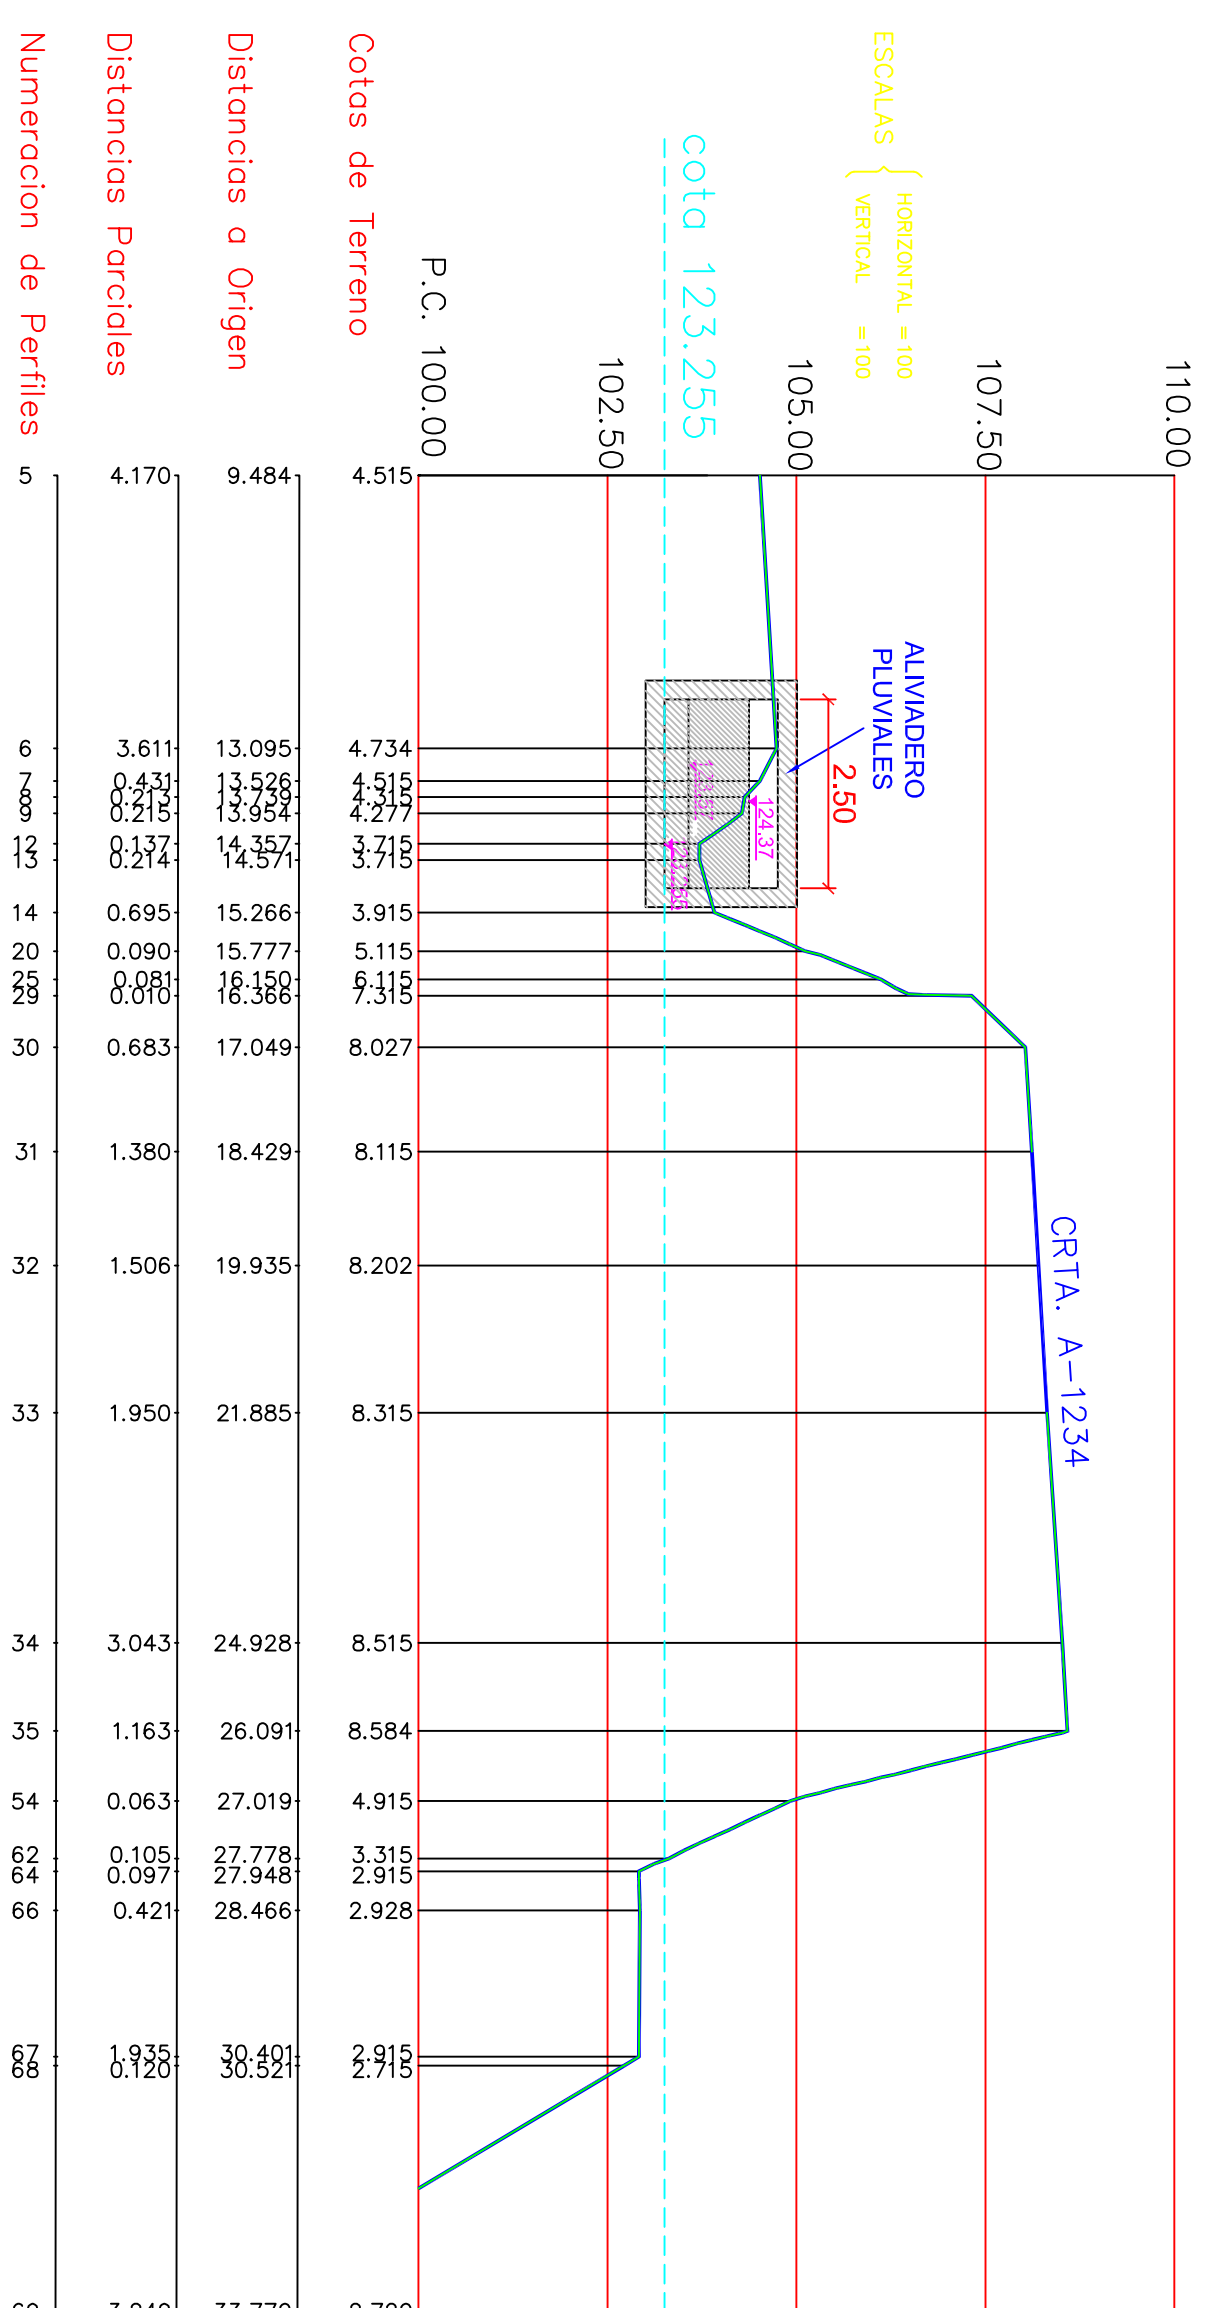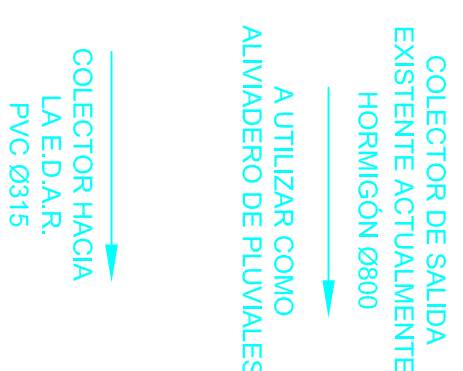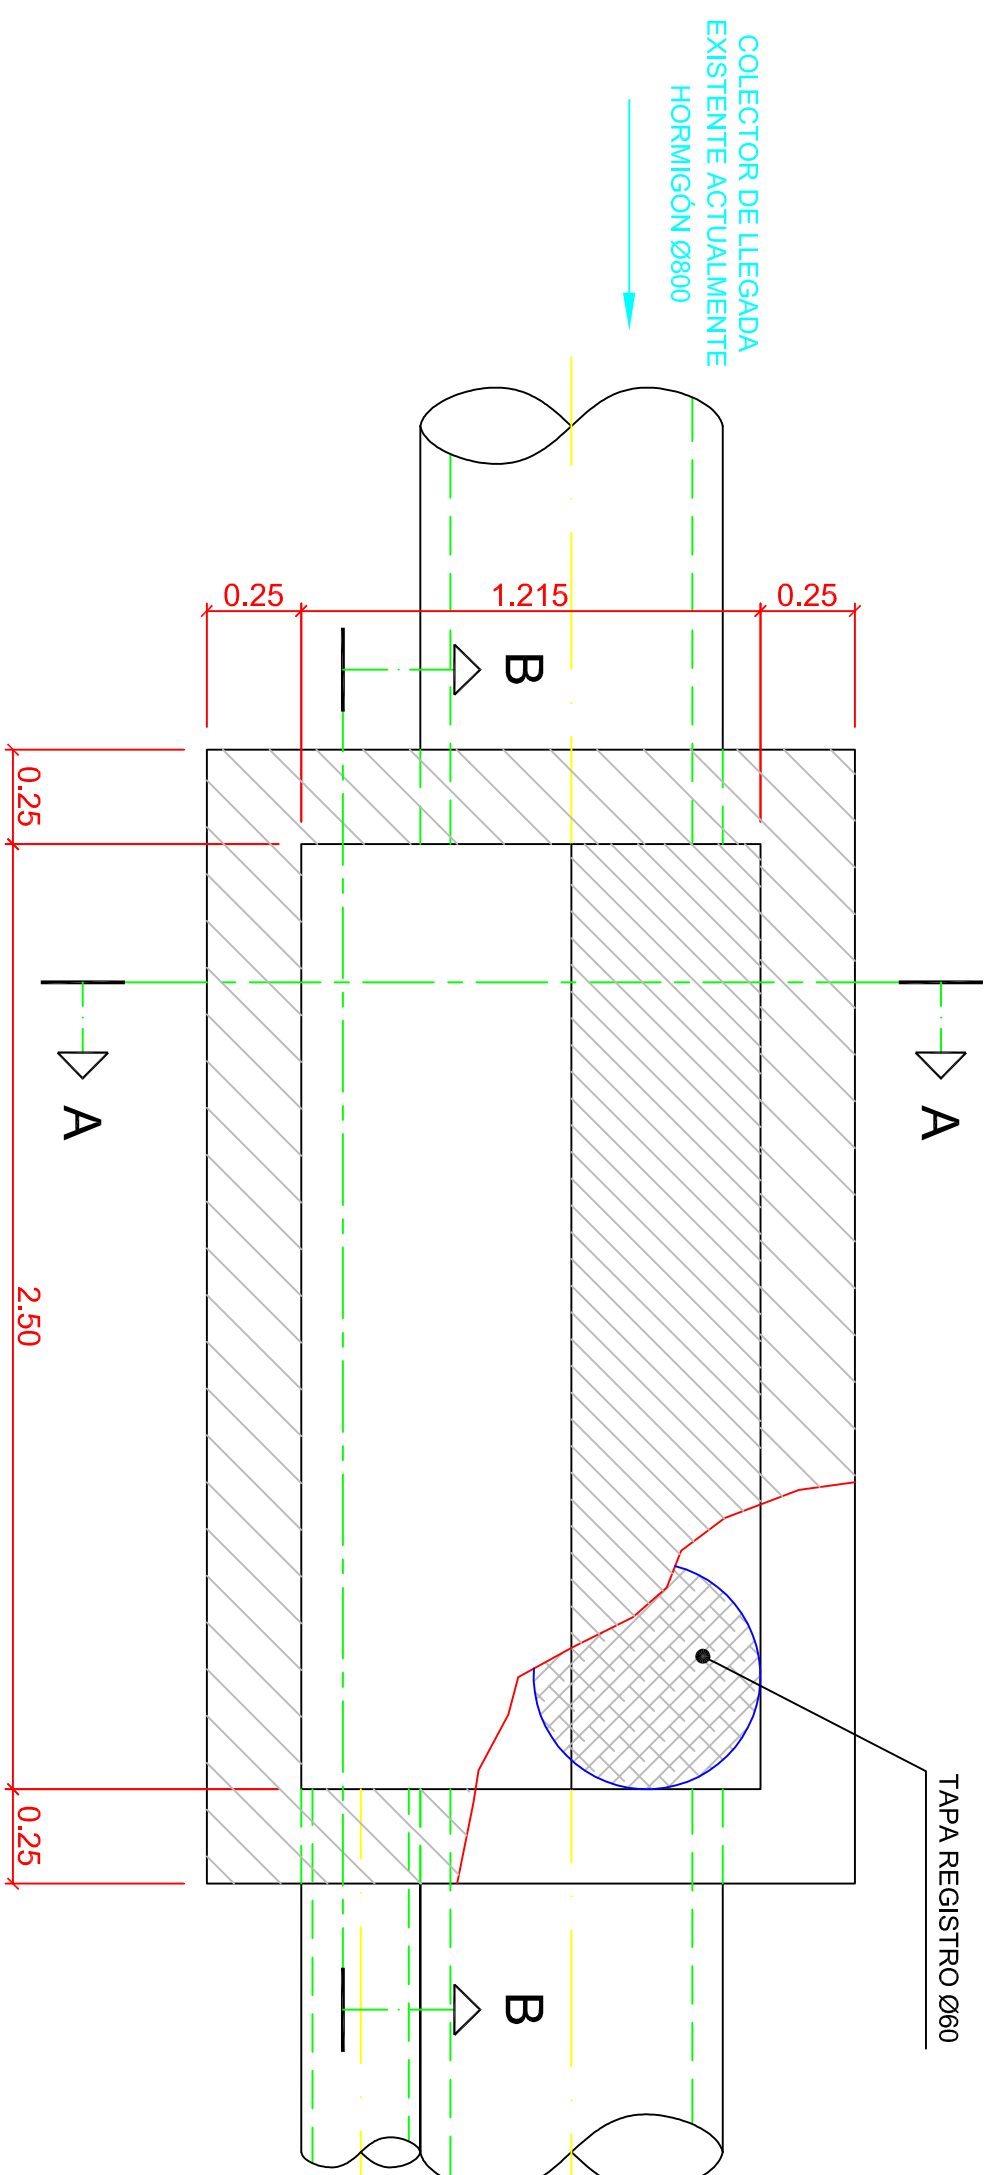

LOCALIZACION ALIVIADERO DE PLUVIALES

SECCION TRANSVERSAL

Escala 1:100


HORMIGÓN HA-25/P20/bb
HORMIGÓN DE REGULARIZACIÓN HM-20
ACERO B 500 S

ARMADURAS:
LOSA # 012 a 15 cm. EN AMBAS CARAS
ALZADOS Y SOLETA # 012 a 15 cm. EN AMBAS CARAS

CONTROL DE CALIDAD		COEFICIENTE
HORMIGON	HA-25/P/20/lb	$\gamma_c = 1,50$
ACERO	B-500-S	$\gamma_s = 1,15$
EJECUCION	NIVEL NORMAL	$\gamma_1 = 1,50$
RECUBRIMIENTO	45 mm.	
AMBIENTE	II b	

TÍTULO DEL PROYECTO ESTADO FINAL DE LAS OBRAS DE LA E.D.A.R. EN ZALDIN (HUESCA)		ESCALAS 1:20	
FECHA SEP/08		PLANO 3.2	
LA EMPRESA CONSTRUCTORA COPEISA		DE DENOMINACIÓN COLECTOR PLANTA Y SECCIONES ALIVADERO DE PLUVIALES	
EL DIRECTOR DE LA OBRA JAVIER ORTE SANCHEZ		SERVICIOS TÉCNICOS INGENIERO DE C.C. y	




LONGITUDINAL COLLECTOR

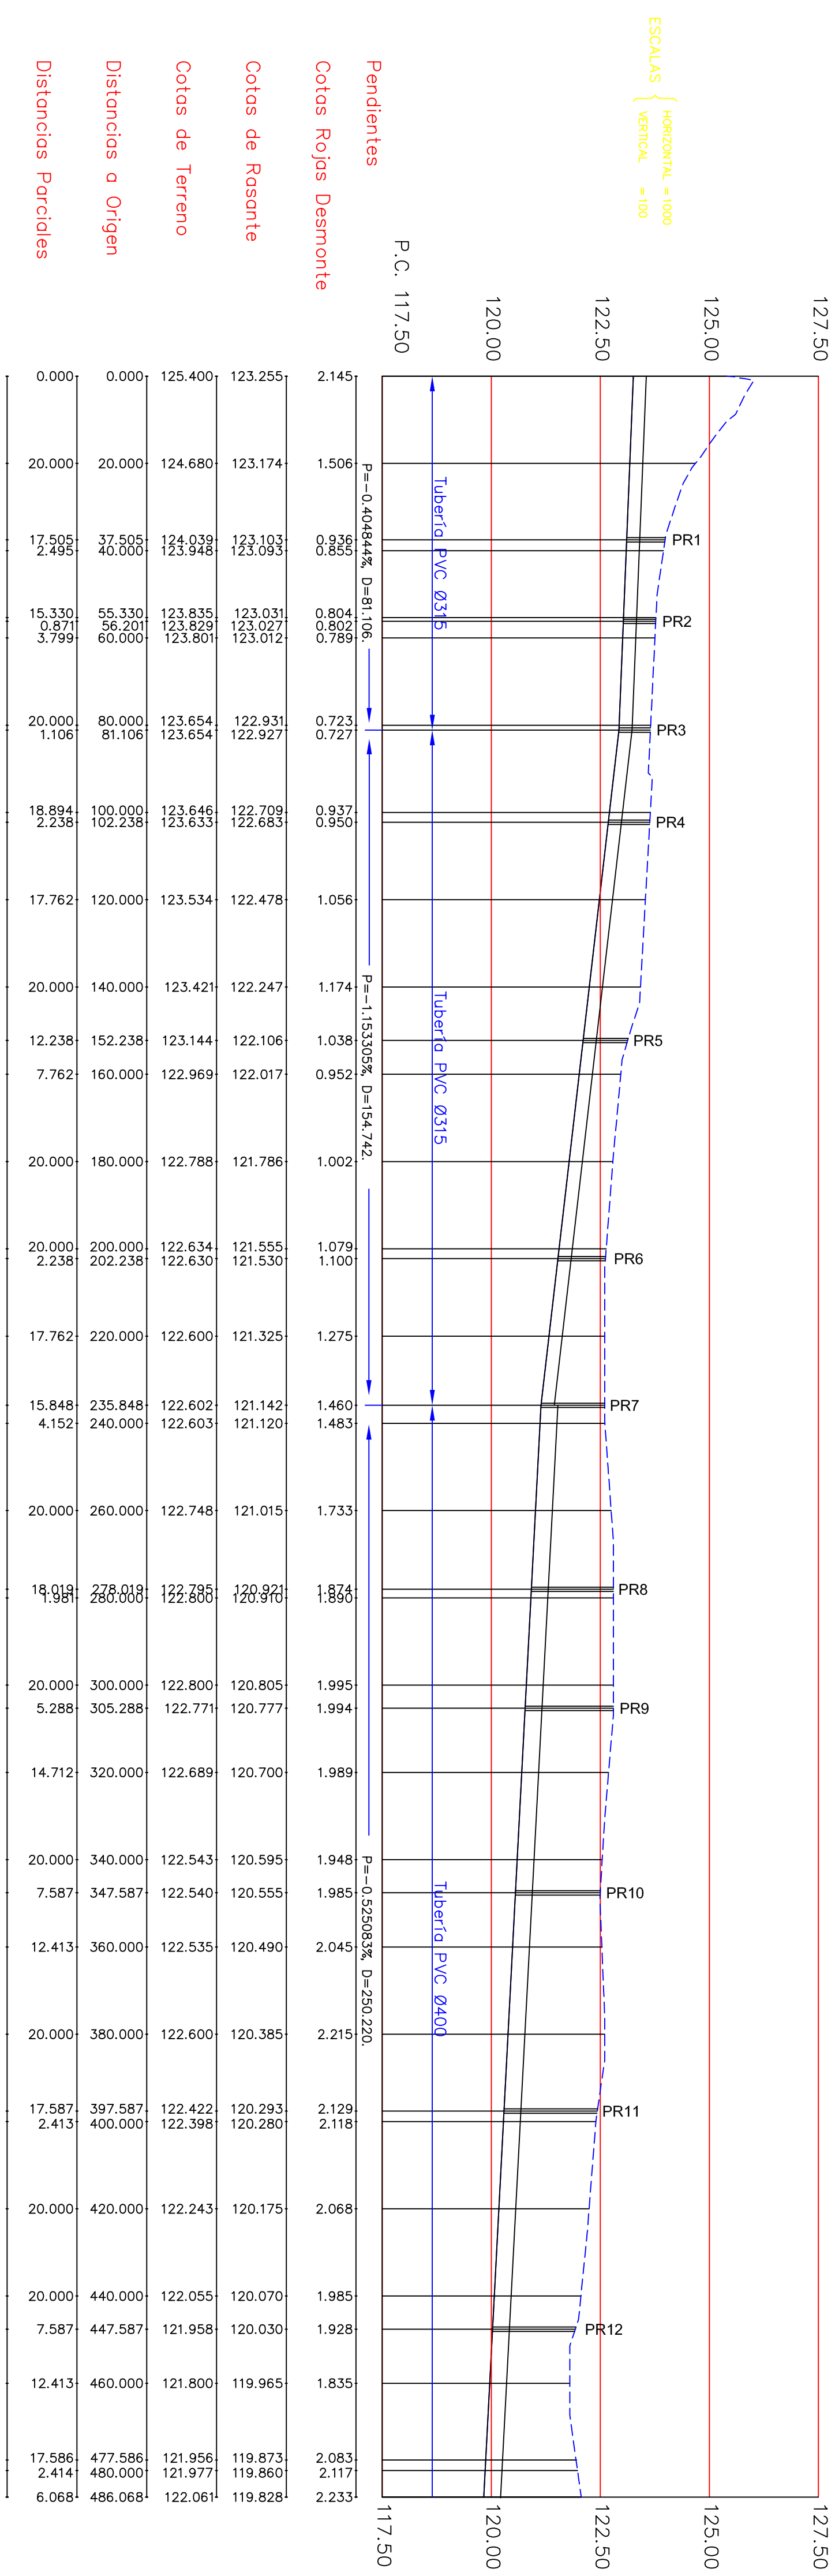

NOTA: La rasante representa la generatriz inferior del colector.

POZO DE REGISTRO CON ARMADURA BASE

E=VARIAS

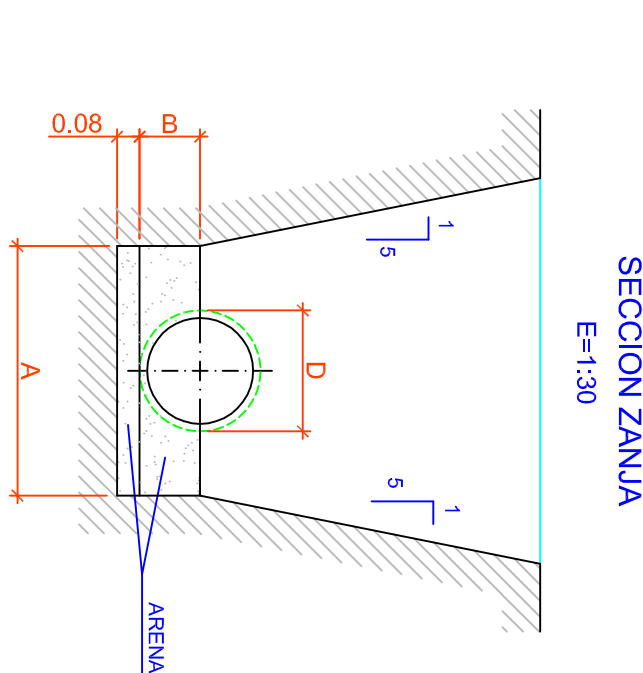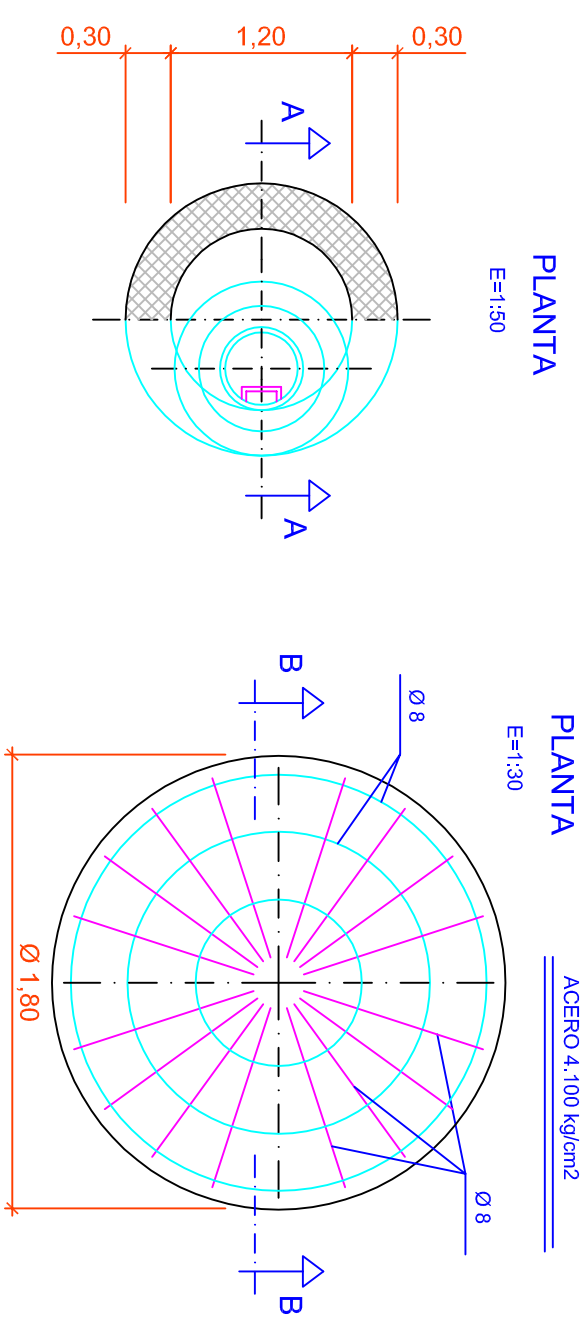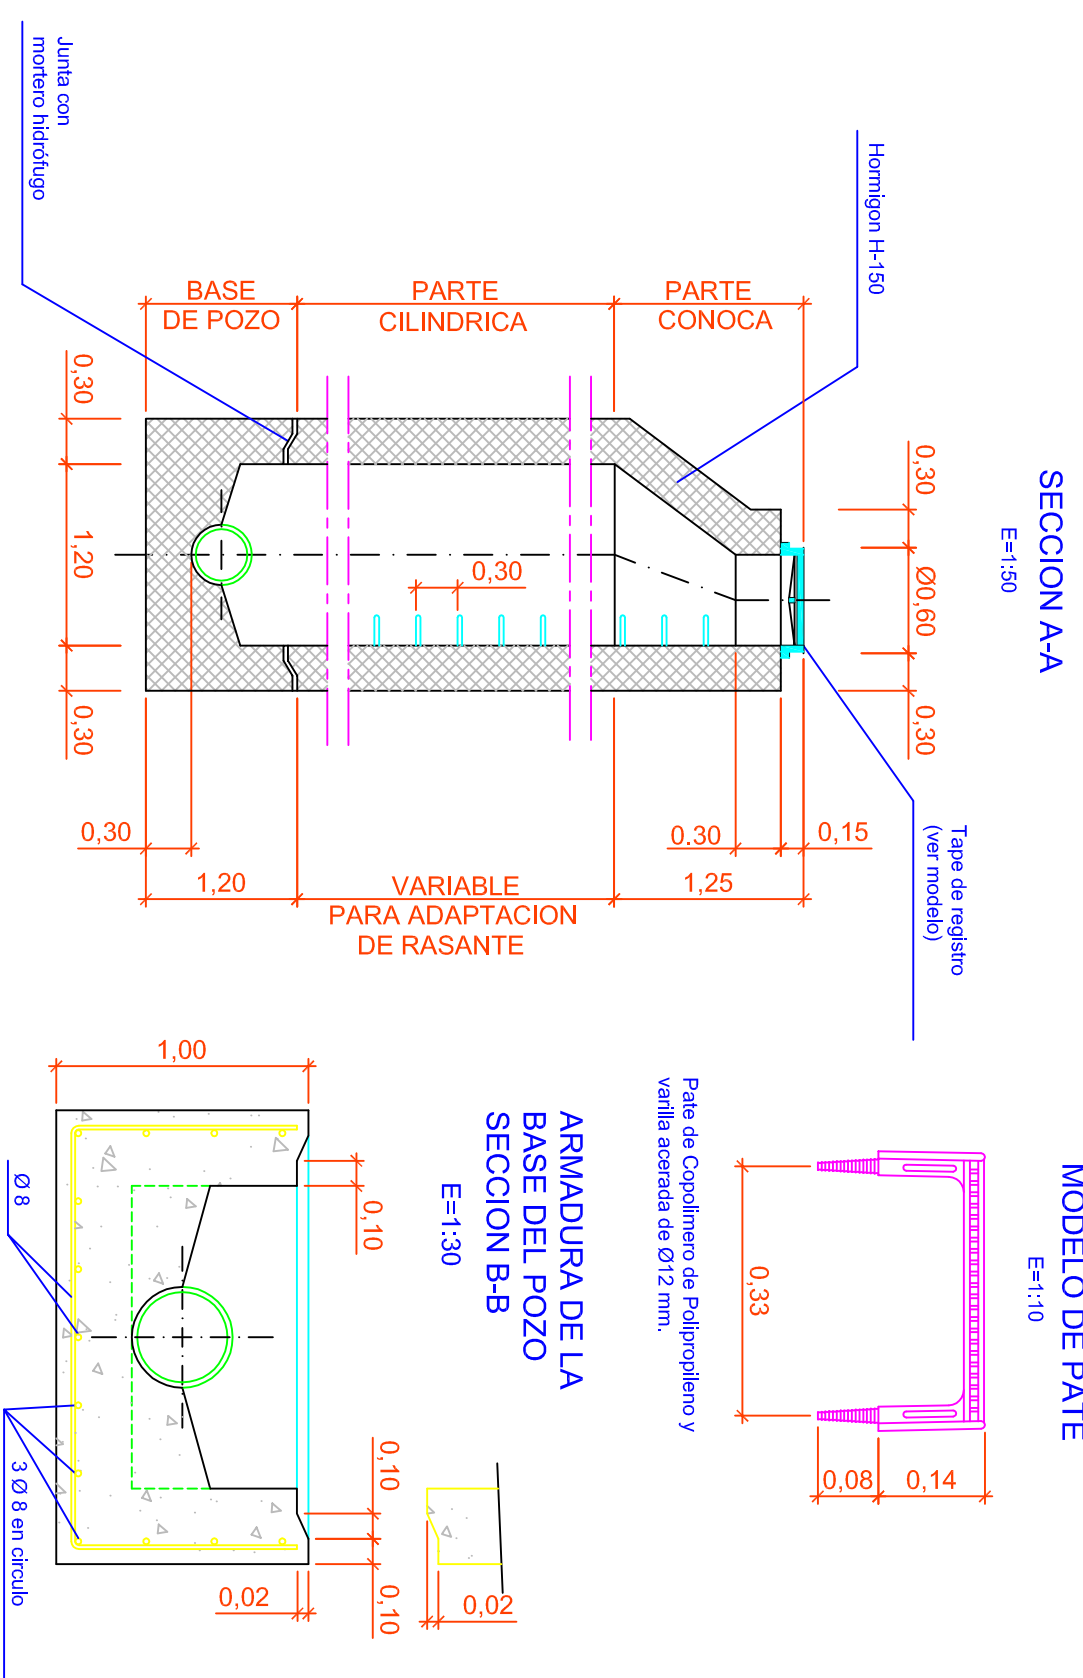


COTAS EN CM.				mg/ml. DE TUBERIA		
D	LONG. TUBO	A	B	vacío tubería	volumen desplaz.	ARENA
315	600	80	18	0,078	0,274	0,169
400	600	100	22	0,128	0,363	0,237

TÍTULO DEL PROYECTO ESTADO FINAL DE LAS OBRAS DE LA E.D.A.R. EN ZAIDIN (HUESCA)		DIPUTACIÓN DE HUESCA 	
ESCALAS H 1:1000 V 1:100	FECHA SEP/08	SERVICIOS TECNICOS	
LA EMPRESA CONSTRUCTORA COPEISA		PLANO 3.3	DE NOMINACION COLECTOR LONGITUDINAL Y DETALLES
EL DIRECTOR DE LA OBRA JAVIER ORTE SANCHEZ		INGENIERO DE C.C. Y P.	

ER

CIRCUITO DE MOTO-CROSS

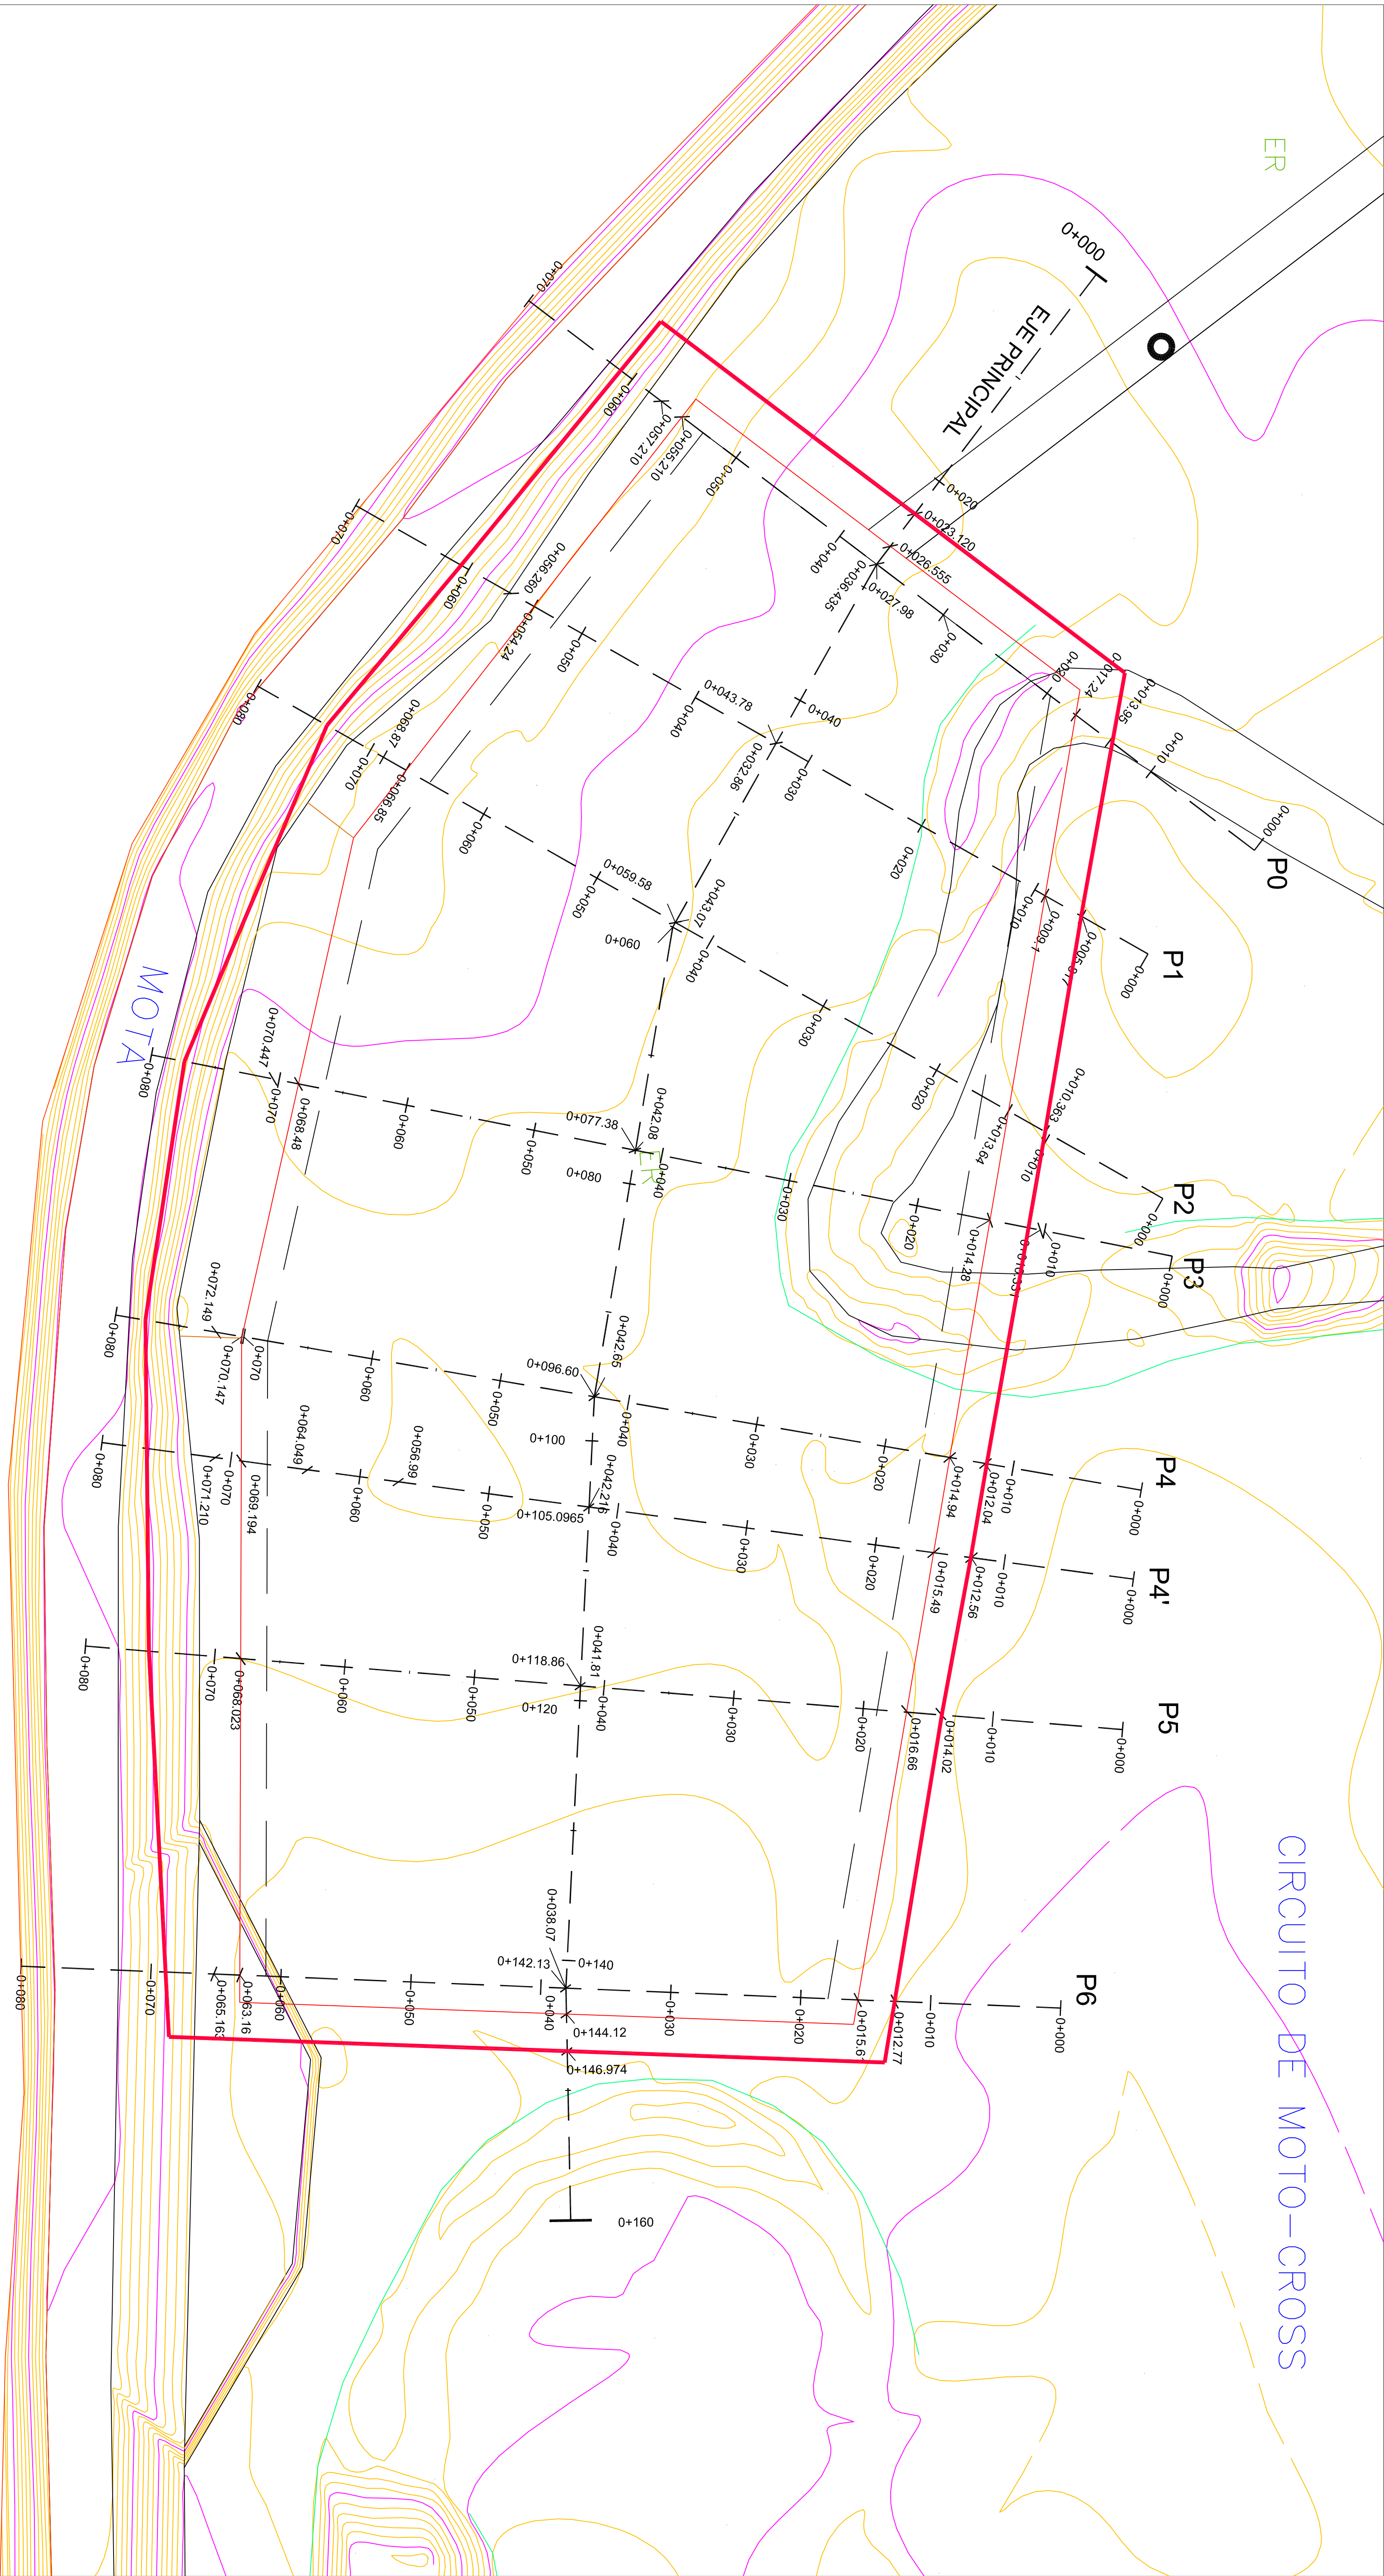


RIO CINCA →

TITULO DEL PROYECTO					
ESTADO FINAL DE LAS OBRAS DE LA E.D.A.R. EN ZAIDIN (HUESCA)				DIPUTACIÓN DE HUESCA	
SERVICIOS TECNICOS				PARCELA E.D.A.R. PLANTA	
ESCALAS		FECHA		DENOMINACION	
1:250		SEP/08		PARCELA E.D.A.R. PLANTA	
LA EMPRESA CONSTRUCTORA		EL DIRECTOR DE LA OBRA		INGENIERO DE C.C. y P.	
COPEISA		JAMIER ORTE SANCHEZ			

NOTA: La cota de la Rasante será la Subrasante más 0.40 m.
(correspondientes a 20 cm. de zahorra natural más 20 cm. de hormigón).

EJE PRINCIPAL

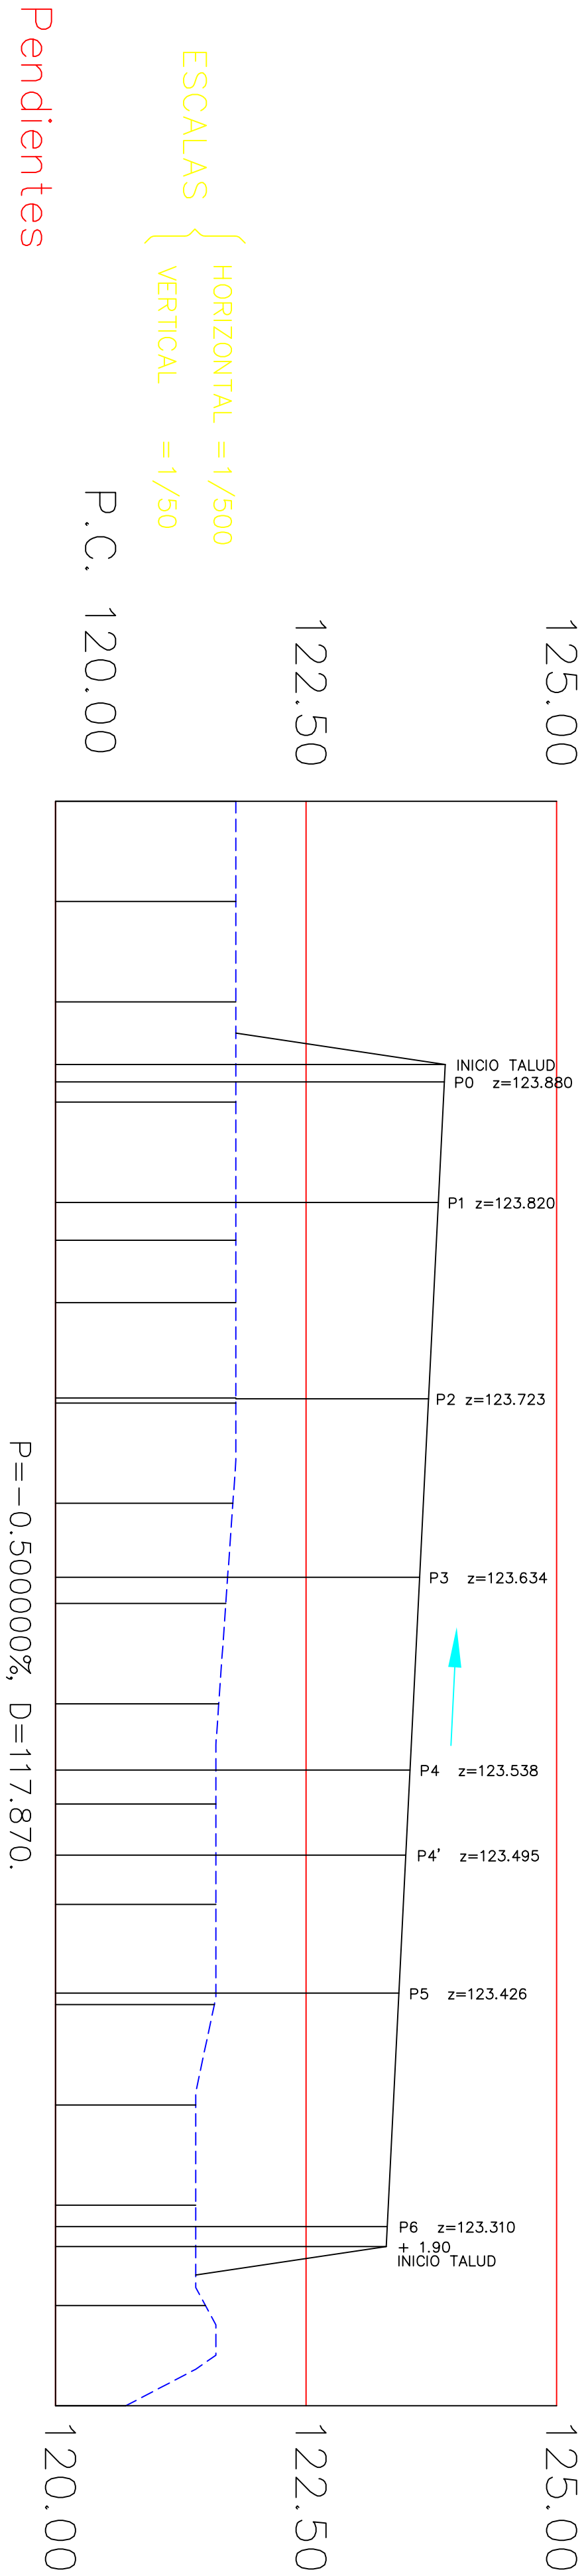

Cotas de Rasante	123.889	123.881	123.871	123.821	123.821	123.771	123.721	123.671	123.671	123.621	123.571	123.538	123.521	123.521	123.471	123.421	123.371	123.321	123.310	
Cotas de Terreno	121.800	121.800	121.800	121.800	121.800	121.800	121.800	121.770	121.718	121.699	121.629	121.600	121.600	121.600	121.600	121.587	121.400	121.400	121.400	
Distancias a Origen	0.000	10.000	20.000	24.030	26.250	30.000	40.000	50.000	60.000	70.000	80.000	90.000	100.000	105.095	110.000	118.860	130.000	140.000	144.121	
Distancias Parciales	0.000	10.000	10.000	4.030	2.220	2.754	3.780	6.220	9.500	10.000	7.380	6.605	3.395	10.000	10.000	8.840	10.000	2.134	7.866	
Numeración de Perfiles	1	2	3	4	5	6	7	8	9	10	11	12	13	14	15	16	17	18	19	

TITULO DEL PROYECTO

ESTADO FINAL DE LAS
OBRAS DE LA E.D.A.R.
EN ZAIDIN
(HUESCA)



DIPUTACIÓN DE HUESCA
SERVICIOS TECNICOS

ESCALAS
H 1:500
V 1:50

FECHA
SEP/08

PLANO
4.2.1

DENOMINACION
PARCELA E.D.A.R.
LONGITUDINAL








LA EMPRESA CONSTRUCTORA

COPEISA

EL DIRECTOR DE LA OBRA


JAMIER ORTE SANCHEZ

INGENIERO DE C.C. y P.

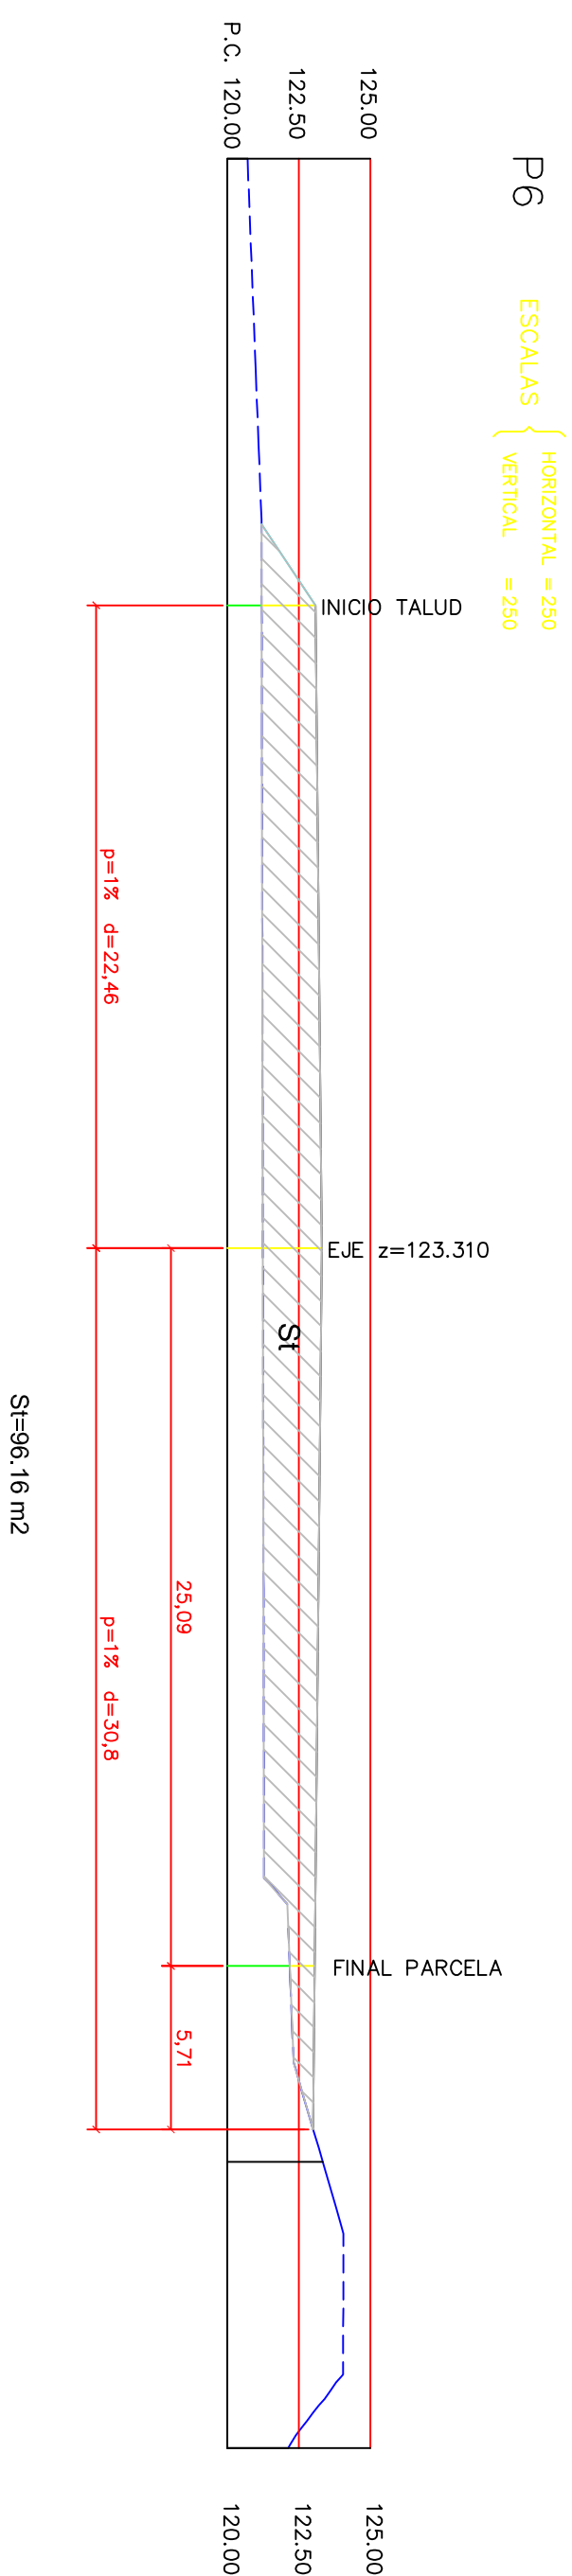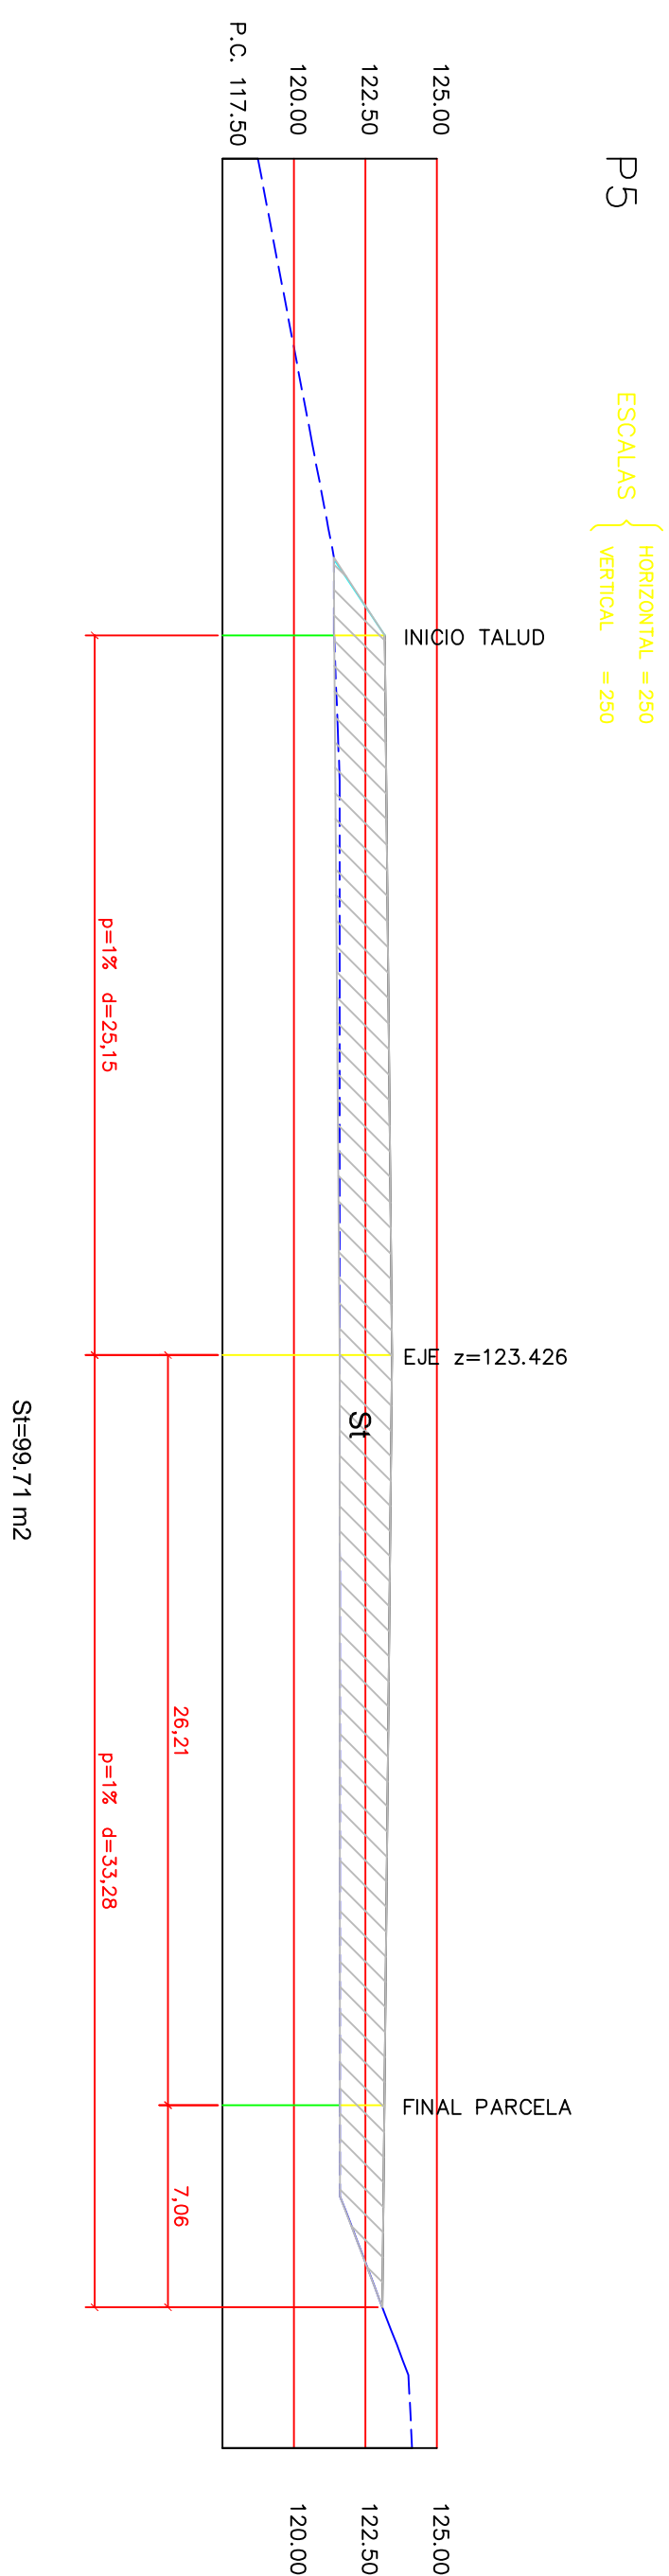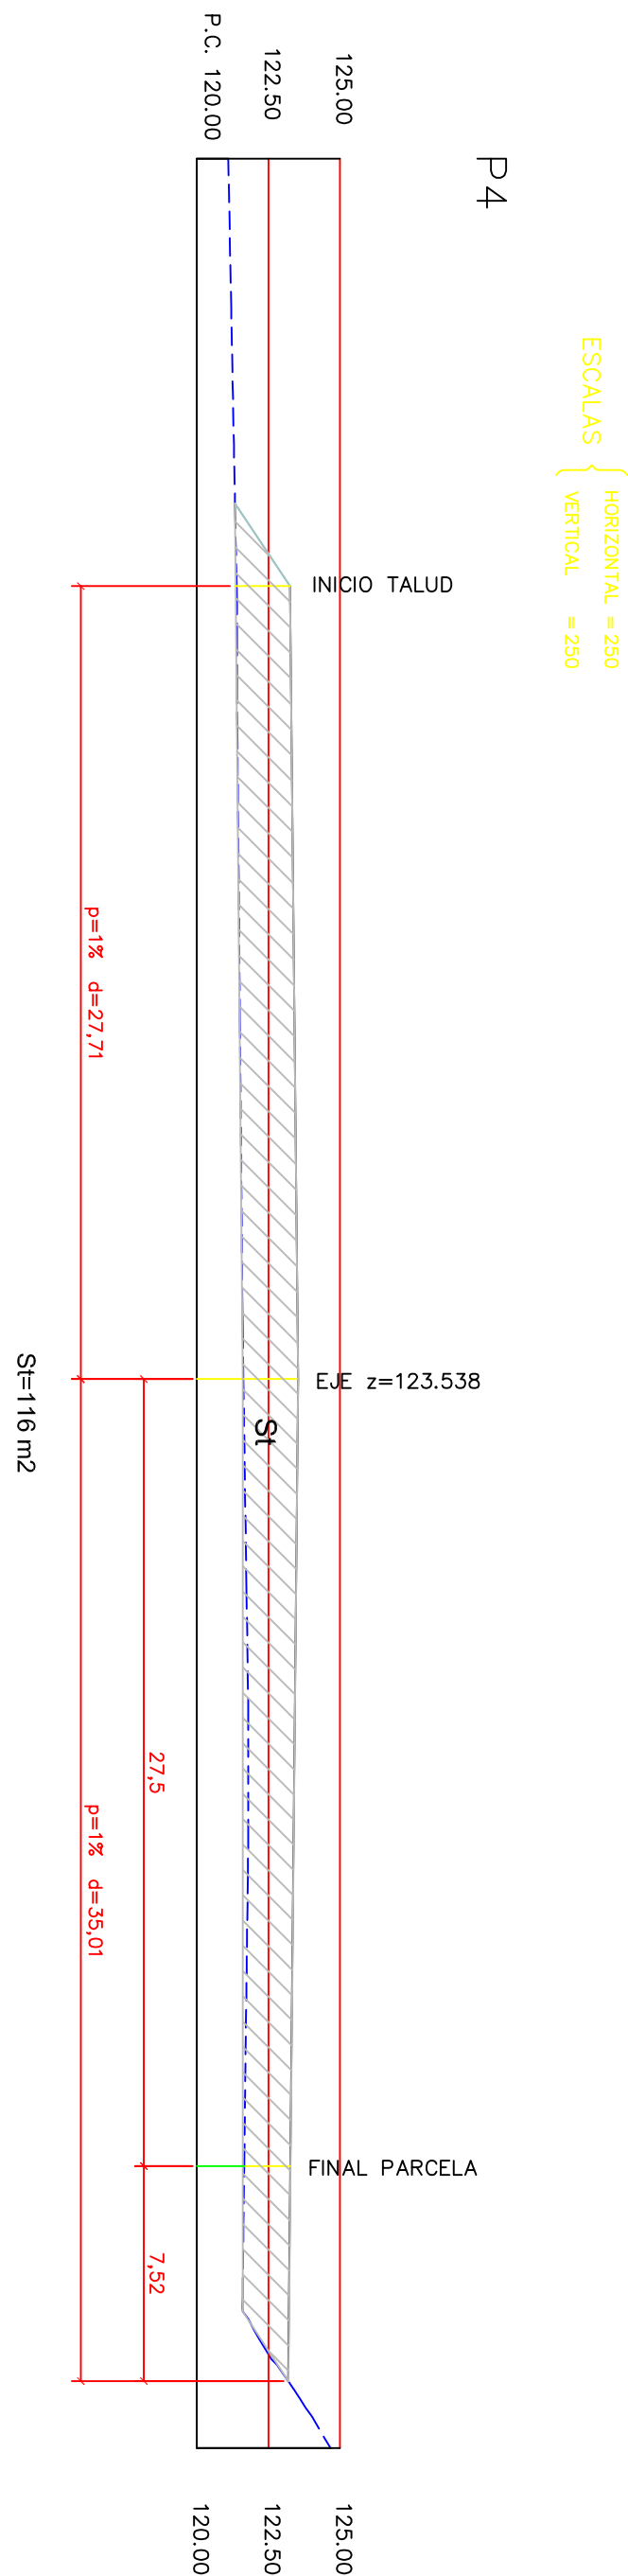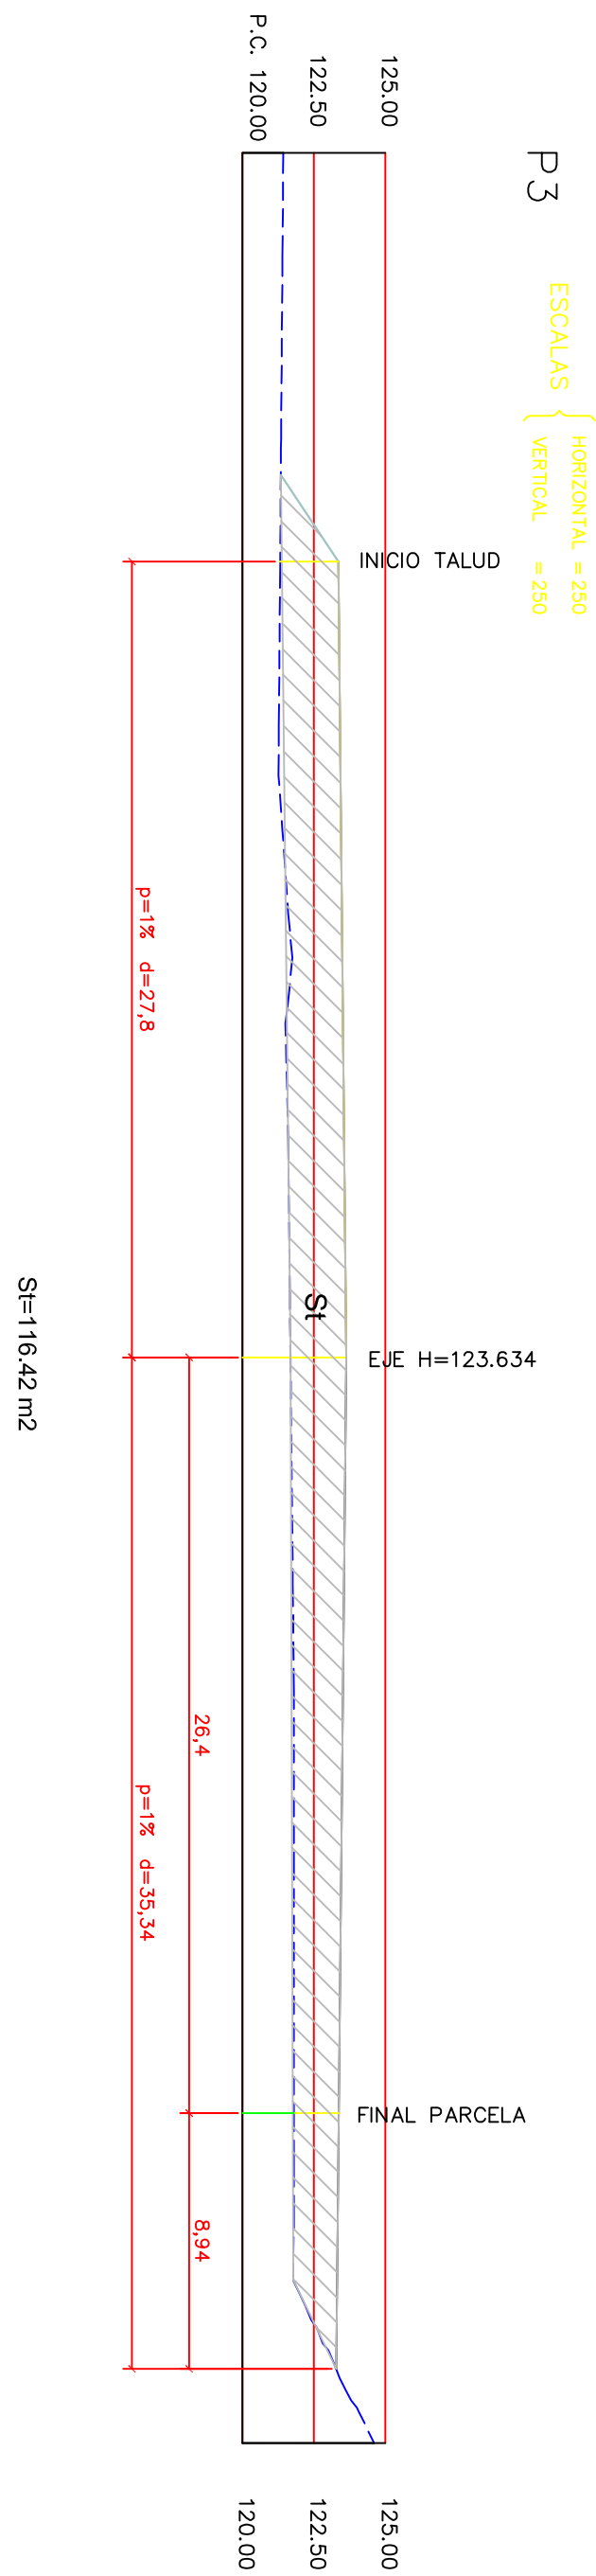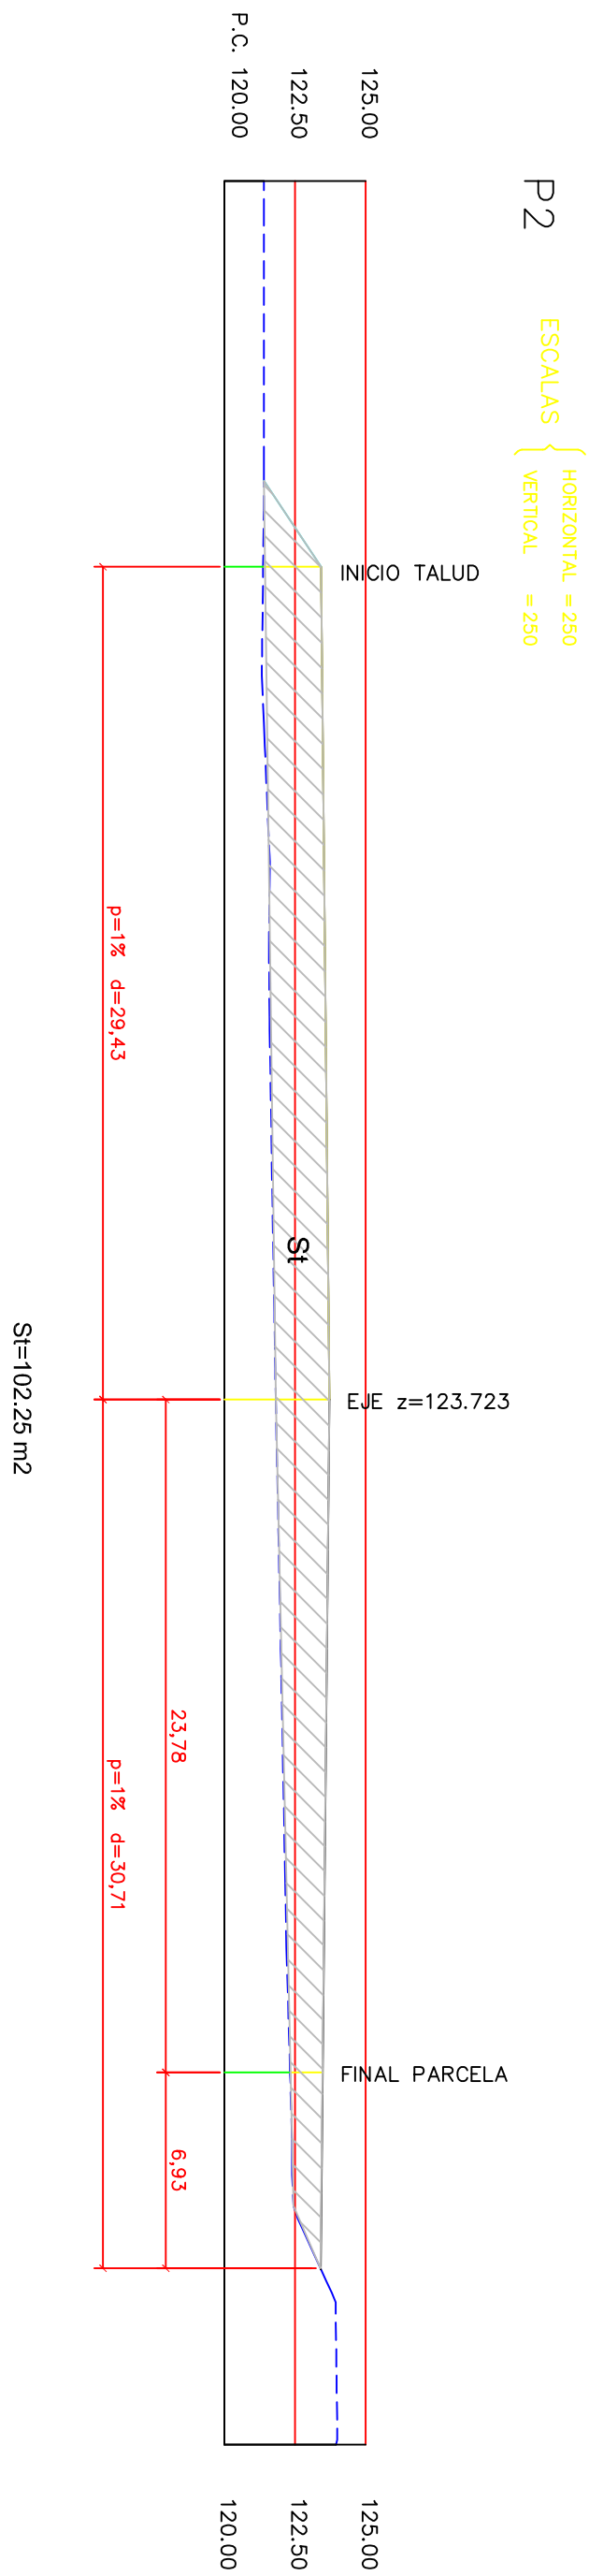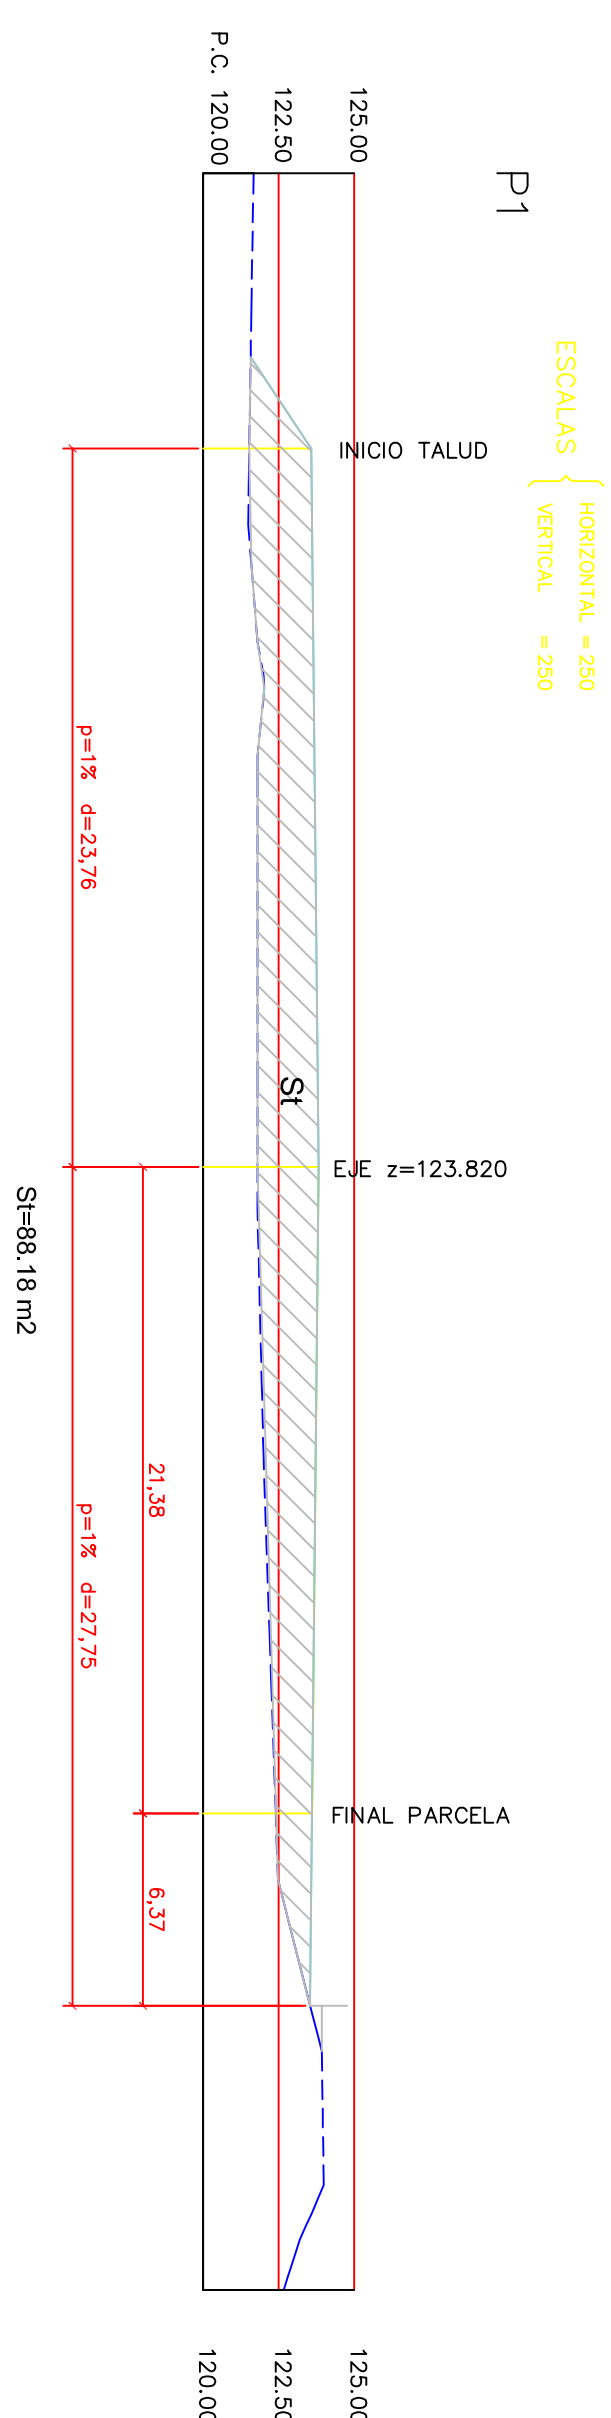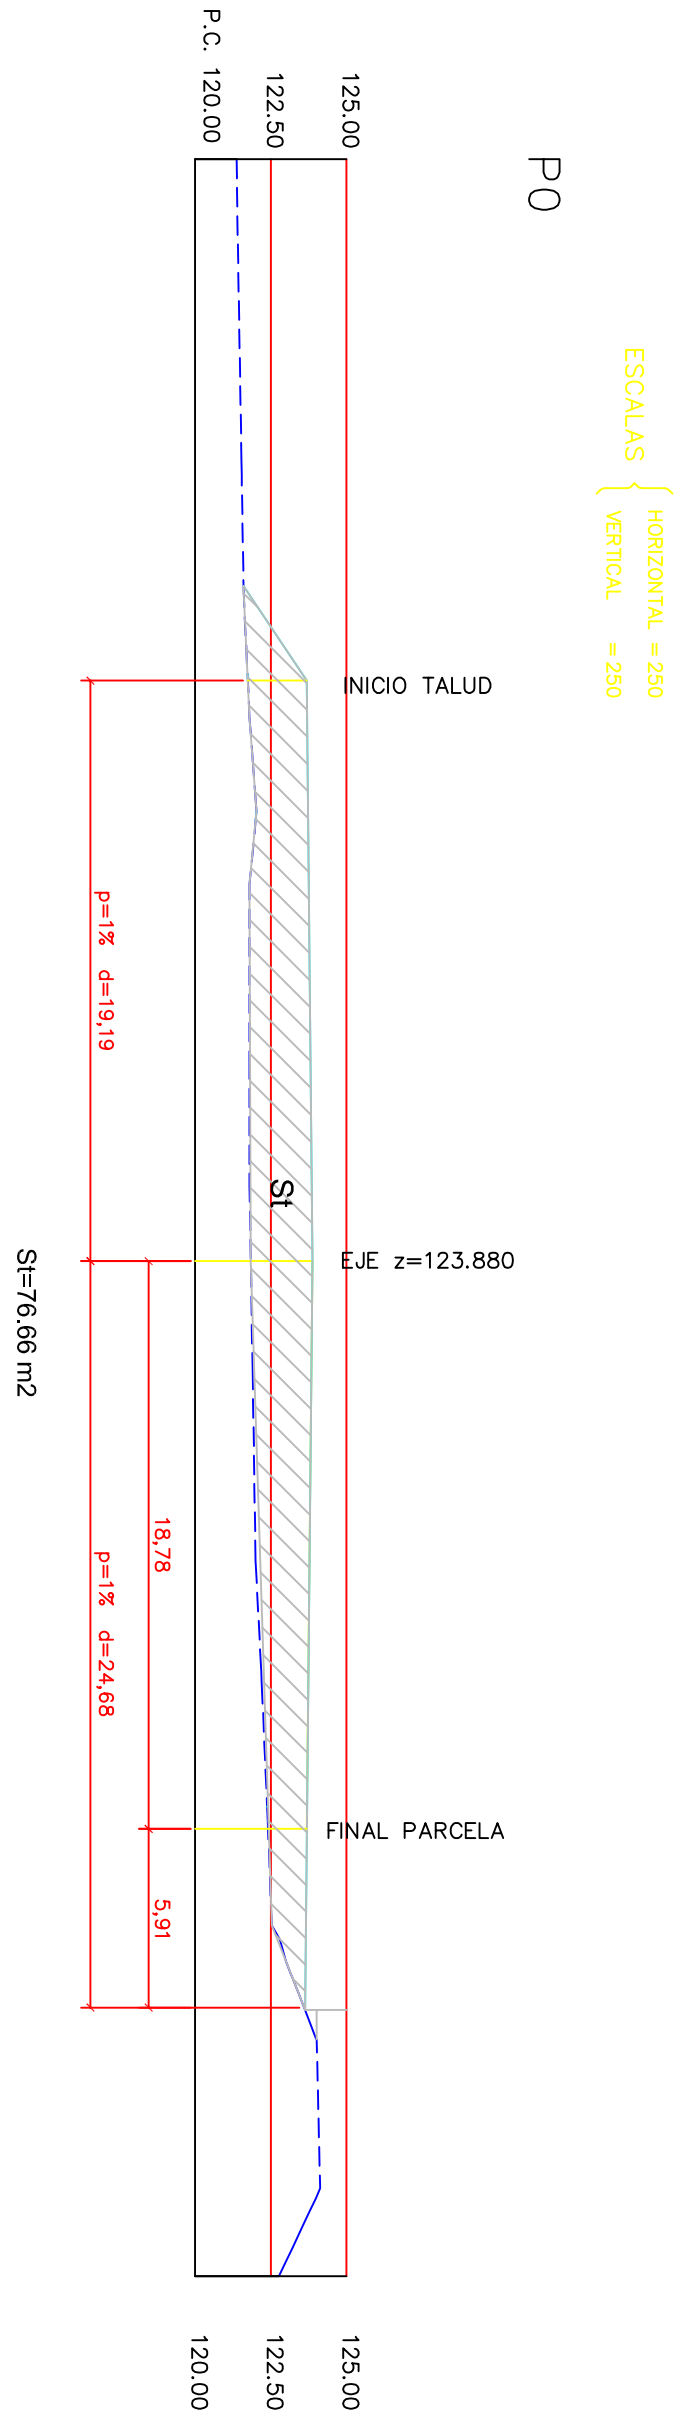


SECCIÓN TIPO CAMINO

ESCALA 1:25

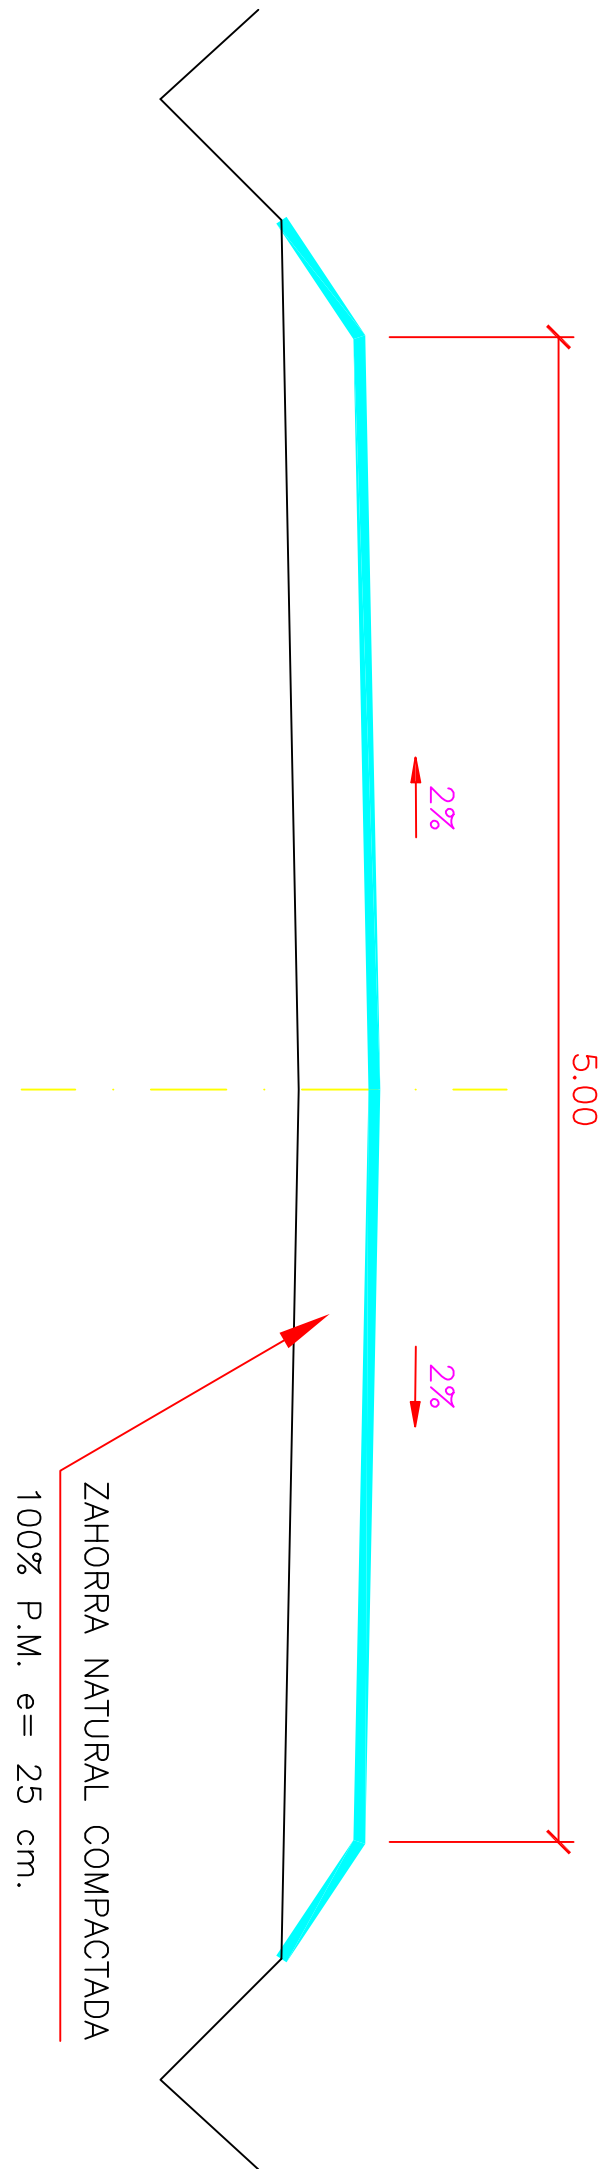

DETALLE CUNETETA

ESCALA 1:10

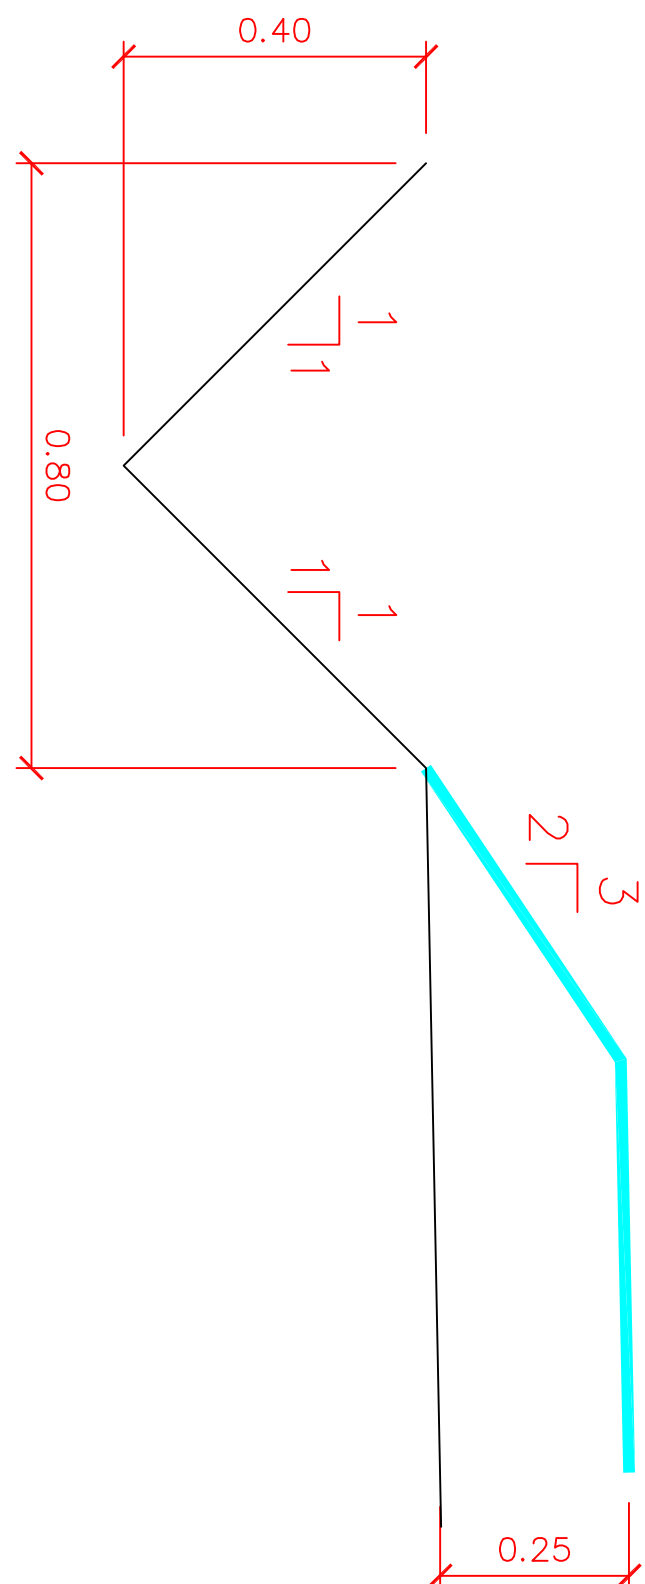

CAMINO EXISTENTE

CAMINO NUEVO

ER

PARCELA E.D.A.R.


CIRCUITO DE MOTO-CROSS

RIO CINCA

ESCALAS { HORIZONTAL = 1000
VERTICAL = 1000

P.C. 100.00

UNION CAMINO EXISTENTE

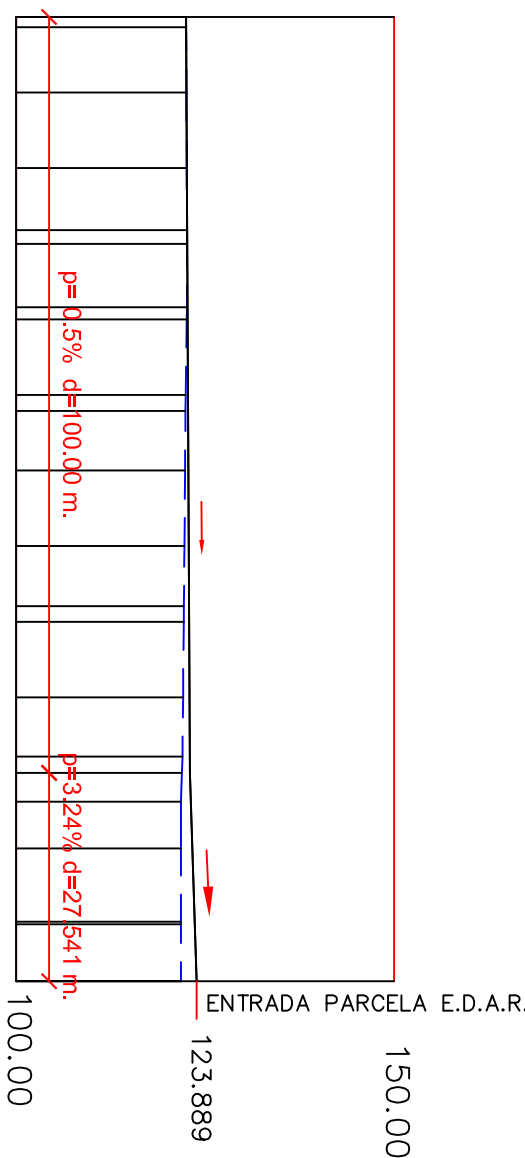

Cotas Rojos Terapien	0.015	0.023	0.032	0.039	0.048	0.090	0.121	0.317	0.359	0.459	0.587	0.688	0.719	0.869	0.987	1.070	1.322	1.522	1.835	1.845	2.089
Cotas de Rasante	122.498	122.505	122.548	122.598	122.639	122.648	122.690	122.698	122.748	122.759	122.848	122.888	122.898	122.948	122.987	122.998	123.122	123.322	123.635	123.645	123.889
Cotas de Terreno	122.490	122.525	122.566	122.600	122.600	122.600	122.600	122.577	122.431	122.400	122.339	122.200	122.179	122.079	122.000	121.928	121.800	121.800	121.800	121.800	121.800
Distancias a Origen	0.000	1.355	8.645	10.000	28.211	30.000	38.390	40.000	50.000	52.109	60.000	70.000	77.943	80.000	97.832	100.000	103.826	110.000	119.675	120.000	127.541
Distancias Parciales	0.000	1.355	8.645	10.000	28.211	30.000	38.390	40.000	50.000	52.109	60.000	70.000	77.943	80.000	97.832	100.000	103.826	110.000	119.675	120.000	127.541
Numeración de Perfiles	1 2	3	4	5	6	7	8	9	10	11	12	13	14	15	16	17	18	19	20	21	22

TITULO DEL PROYECTO

ESTADO FINAL DE LAS
OBRAS DE LA E.D.A.R.
EN ZAIDIN
(HUESCA)



DIPUTACIÓN DE HUESCA
SERVICIOS TECNICOS

ESCALAS
1:500
EN/ARIAS

FECHA
SEP/08

PLANO
5


DENOMINACION
CAMINO DE ACCESO
PLANTA, LONGITUDINAL Y
SECCIONES TIPO

LA EMPRESA CONSTRUCTORA
COPEISA


EL DIRECTOR DE LA OBRA
JAMER ORTE SANCHEZ

INGENIERO DE C.C. y P.


DETALLE 1: BORDILLO
ESCALA 1:10

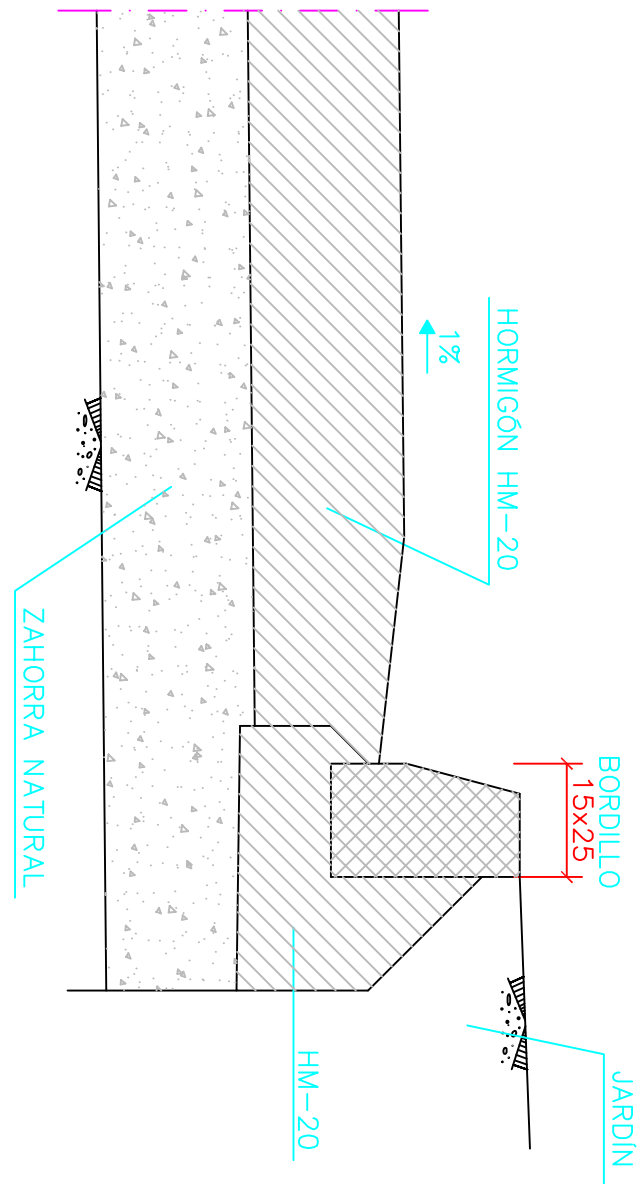


DETALLE 2: TRANSICIÓN FIRME DE
HORMIGÓN A FIRME DE ZAHORRA
ESCALA 1:10

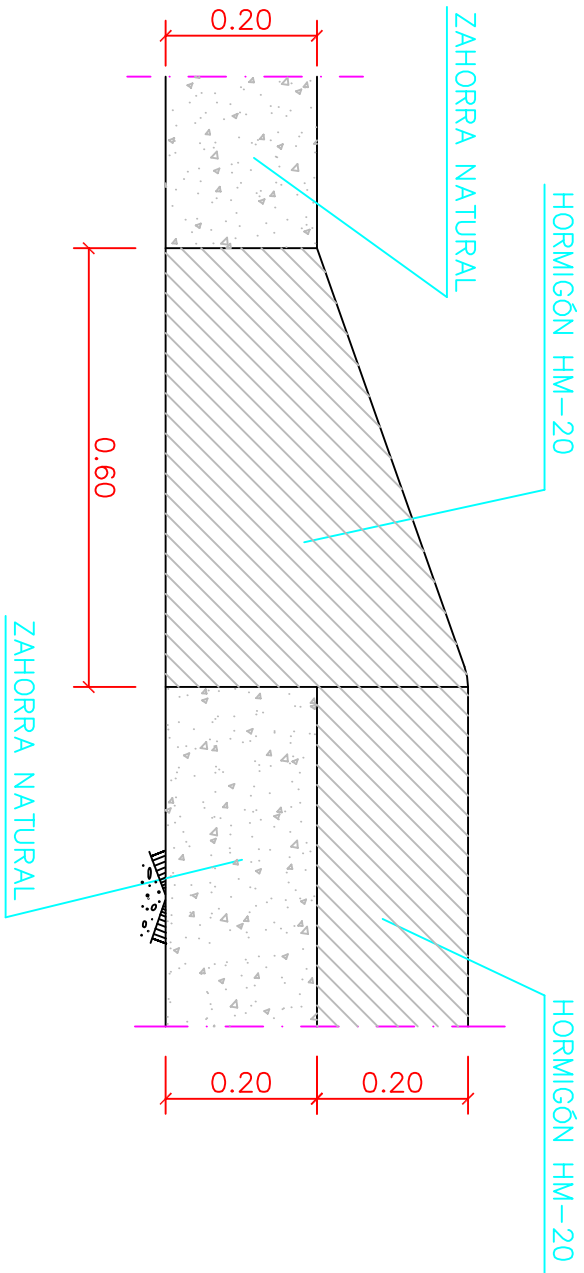


CERRAMIENTO
ESCALA 1:50

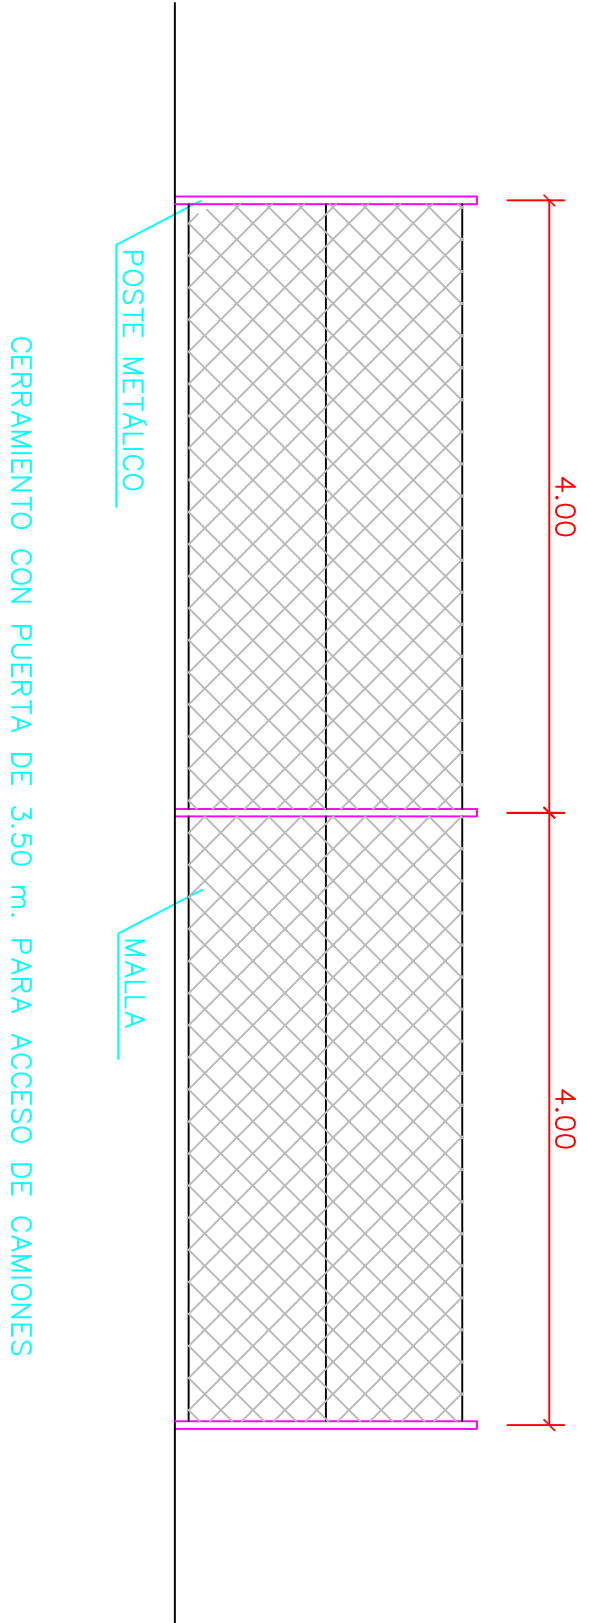


ZANJA TUBERÍA P.V.C. A PRESIÓN
E= 1:10

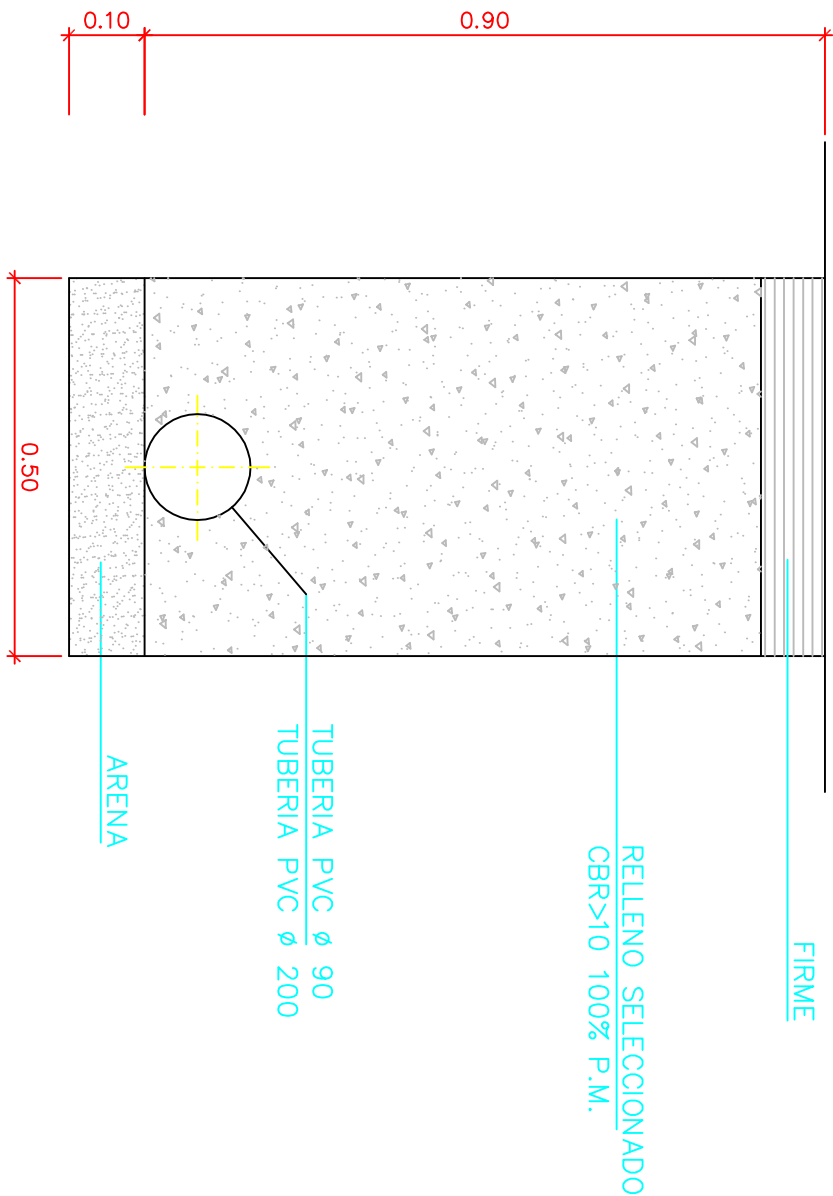

ARQUETA RECTANGULAR
E=VARIAS

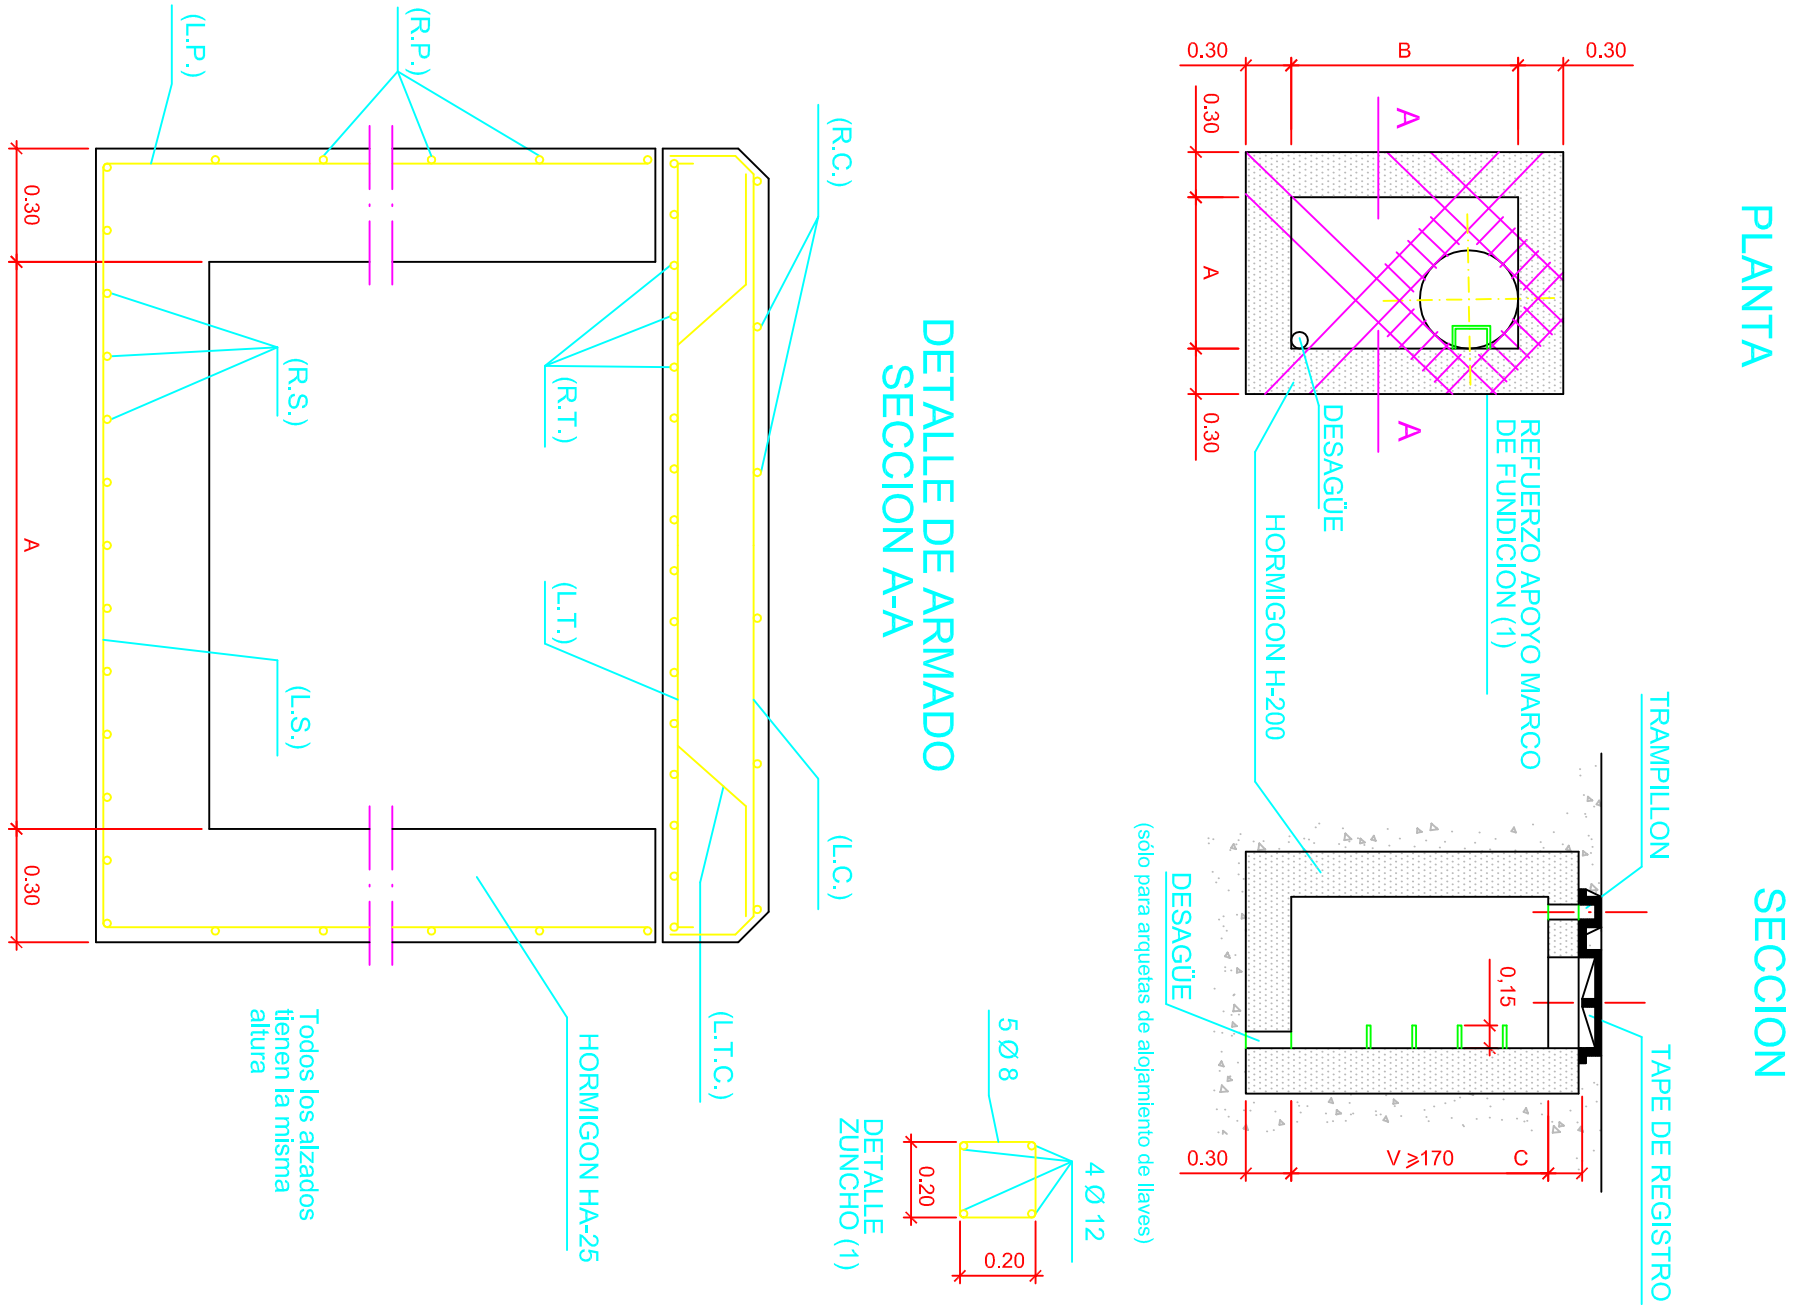

ZANJA PARA TUBERÍA DE P.V.C. DE EVACUACIÓN
E=1:30

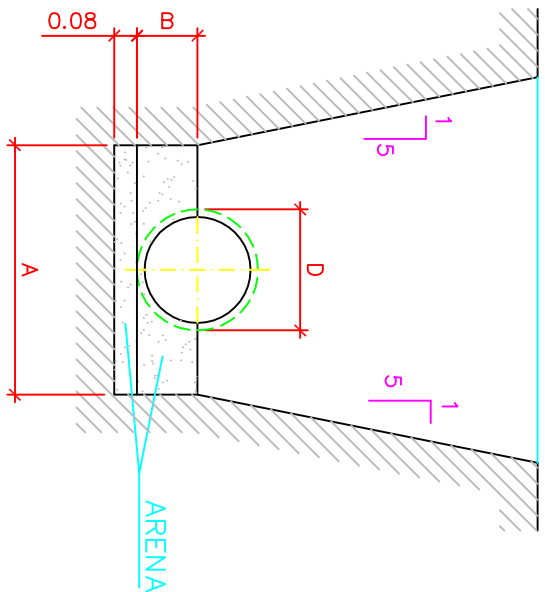

CUADRO DE MEDIDAS Y ARMADO


COTAS EN CM.			
D	A	B	
315	80	18	
160	50	10	
90	50	6	
50	50	3	

ARQUETAS											
TIPO	A	B	C	V>170	L.C	L.T	L.T.C	R.T	R.C	Tipal s.	R.P
I	100	150	0.20		608	6012		608	608	608	408
II	150	200	0.25		608	12012	6012	1208	608	608	408
III	150	250	0.25		608	12012	6012	1208	608	608	408


Las medidas por cada lado.
Dimensiones de la entrada Ø 60 a Ø 80
Se dispone de un triángulo por lado

POZO DE REGISTRO


SECCION A-A
ESCALA=1:50

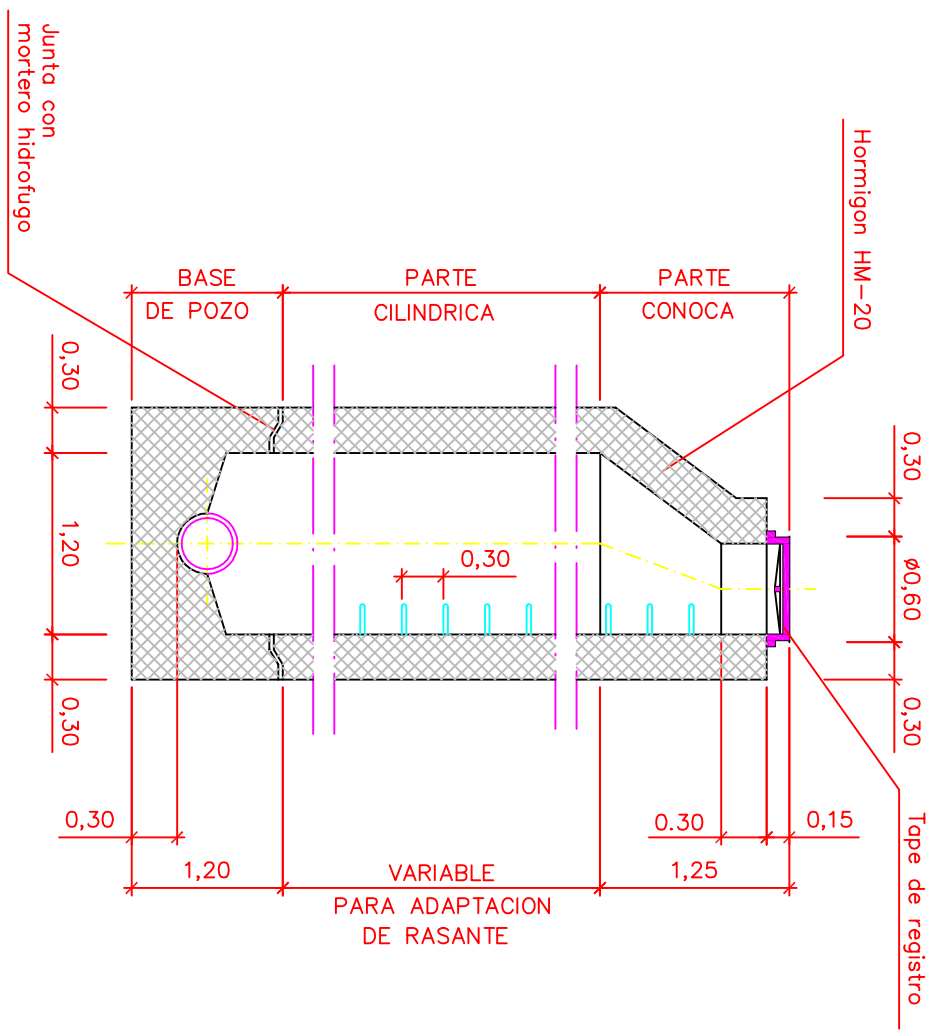

MODELO DE PATE
ESCALA=1:10

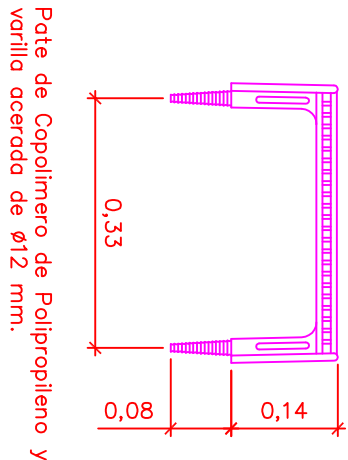


PLANTA
ESCALA=1:50

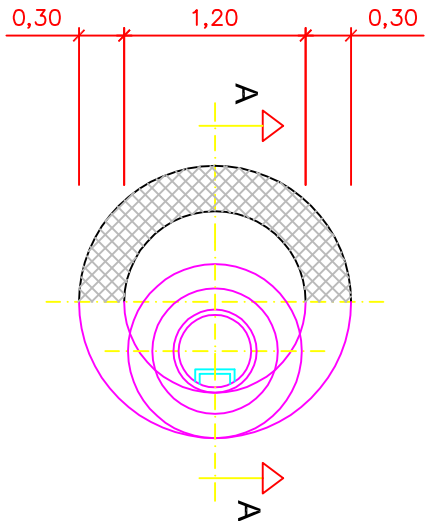


TÍTULO DEL PROYECTO			
ESTADO FINAL DE LAS OBRAS DE LA E.D.A.R. EN ZAIDIN (HUESCA)			
DIPUTACIÓN DE HUESCA			
SERVICIOS TÉCNICOS			
DENOMINACIÓN			
DETALLES URBANIZACIÓN			
ESCALAS			
FECHA			
SEPT/08			
PLANO			
6.3			
LA EMPRESA CONSTRUCTORA			
COPEISA			
EL DIRECTOR DE LA OBRA			
JAMIER ORTE SANCHEZ			
INGENIERO DE C.C. y P.			

ESCALA=1:20

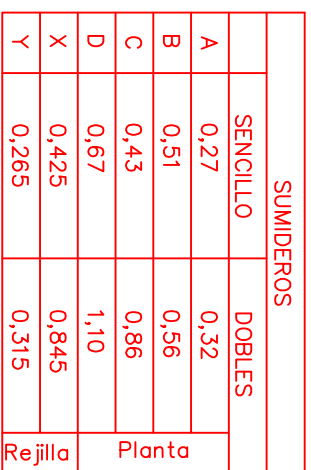


ESCALA 1:50

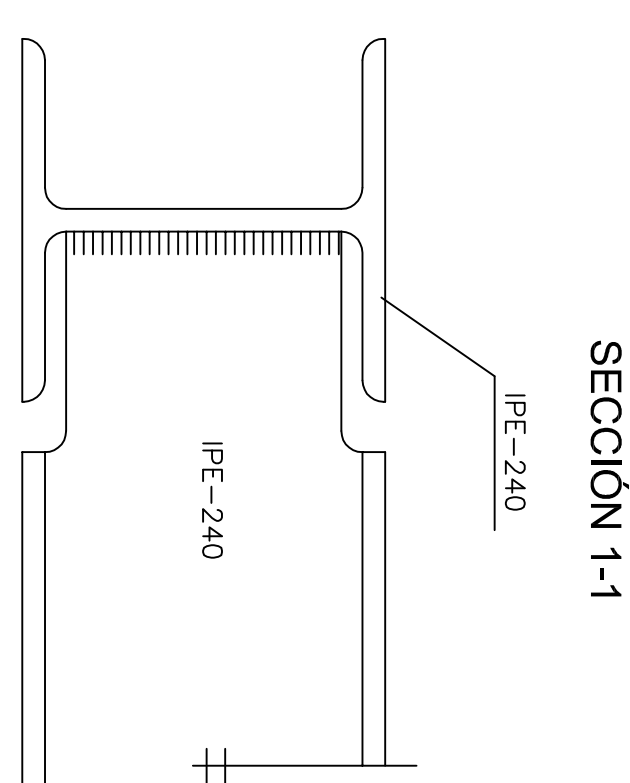

IPE-240




ALZADO

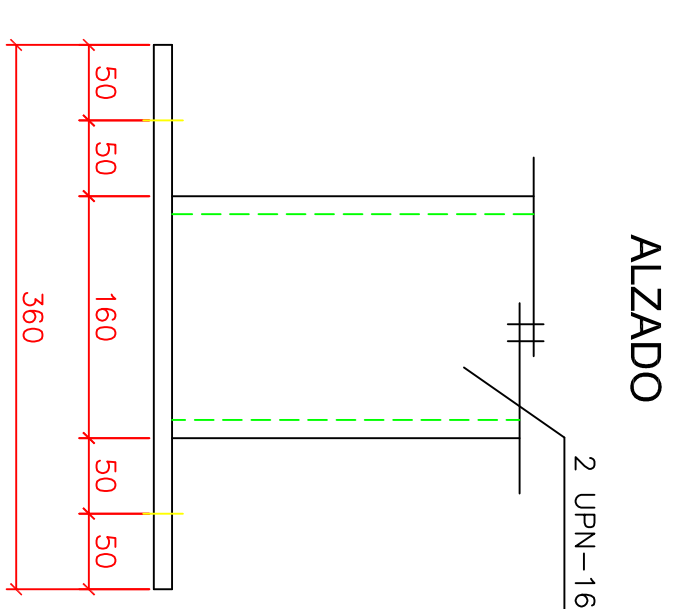


ALZADO

 
►




SECCION
ESCALA=1:25

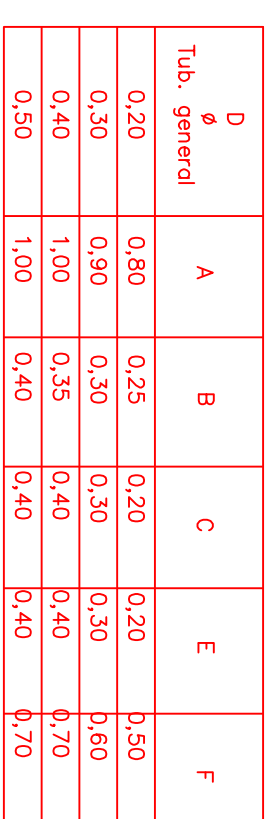

D & general	A	B	C	E	F
0.20	0.80	0.25	0.20	0.20	0.50
0.30	0.90	0.30	0.30	0.30	0.60
0.40	1.00	0.35	0.40	0.40	0.70
0.50	1.00	0.40	0.40	0.40	0.70

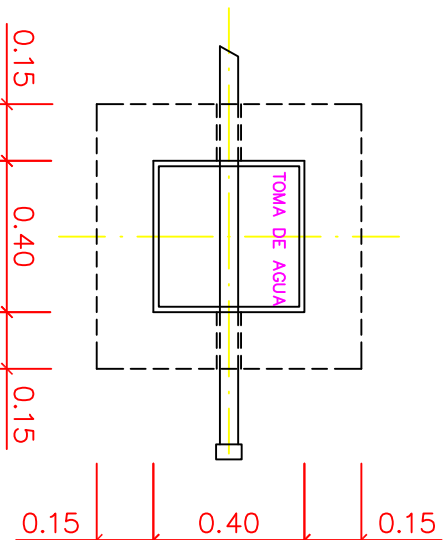


CONDUCTO Ø 200

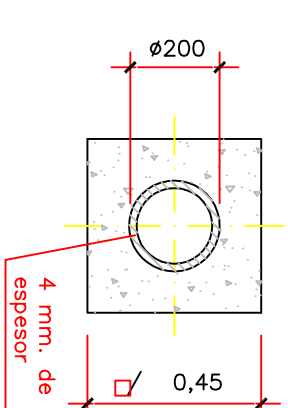



TÍTULO DEL PROYECTO ESTADO FINAL DE LAS OBRAS DE LA E.D.A.R. EN ZAIDÍN (HUESCA)		 DIPUTACIÓN DE HUESCA	
ESCALAS VARIAS	FECHA SEP/08	SERVICIOS TÉCNICOS	
PLANO 6.4		DETENOMINACION	
LA EMPRESA CONSTRUCTORA COPEISA		DETALLES URBANIZACIÓN	
EL DIRECTOR DE LA OBRA JAVIER ORTE SANCHEZ		INGENIERO DE C.C. y P	

ESQUEMA DE TRATAMIENTO Y LÍNEA PIEZOMÉTRICA

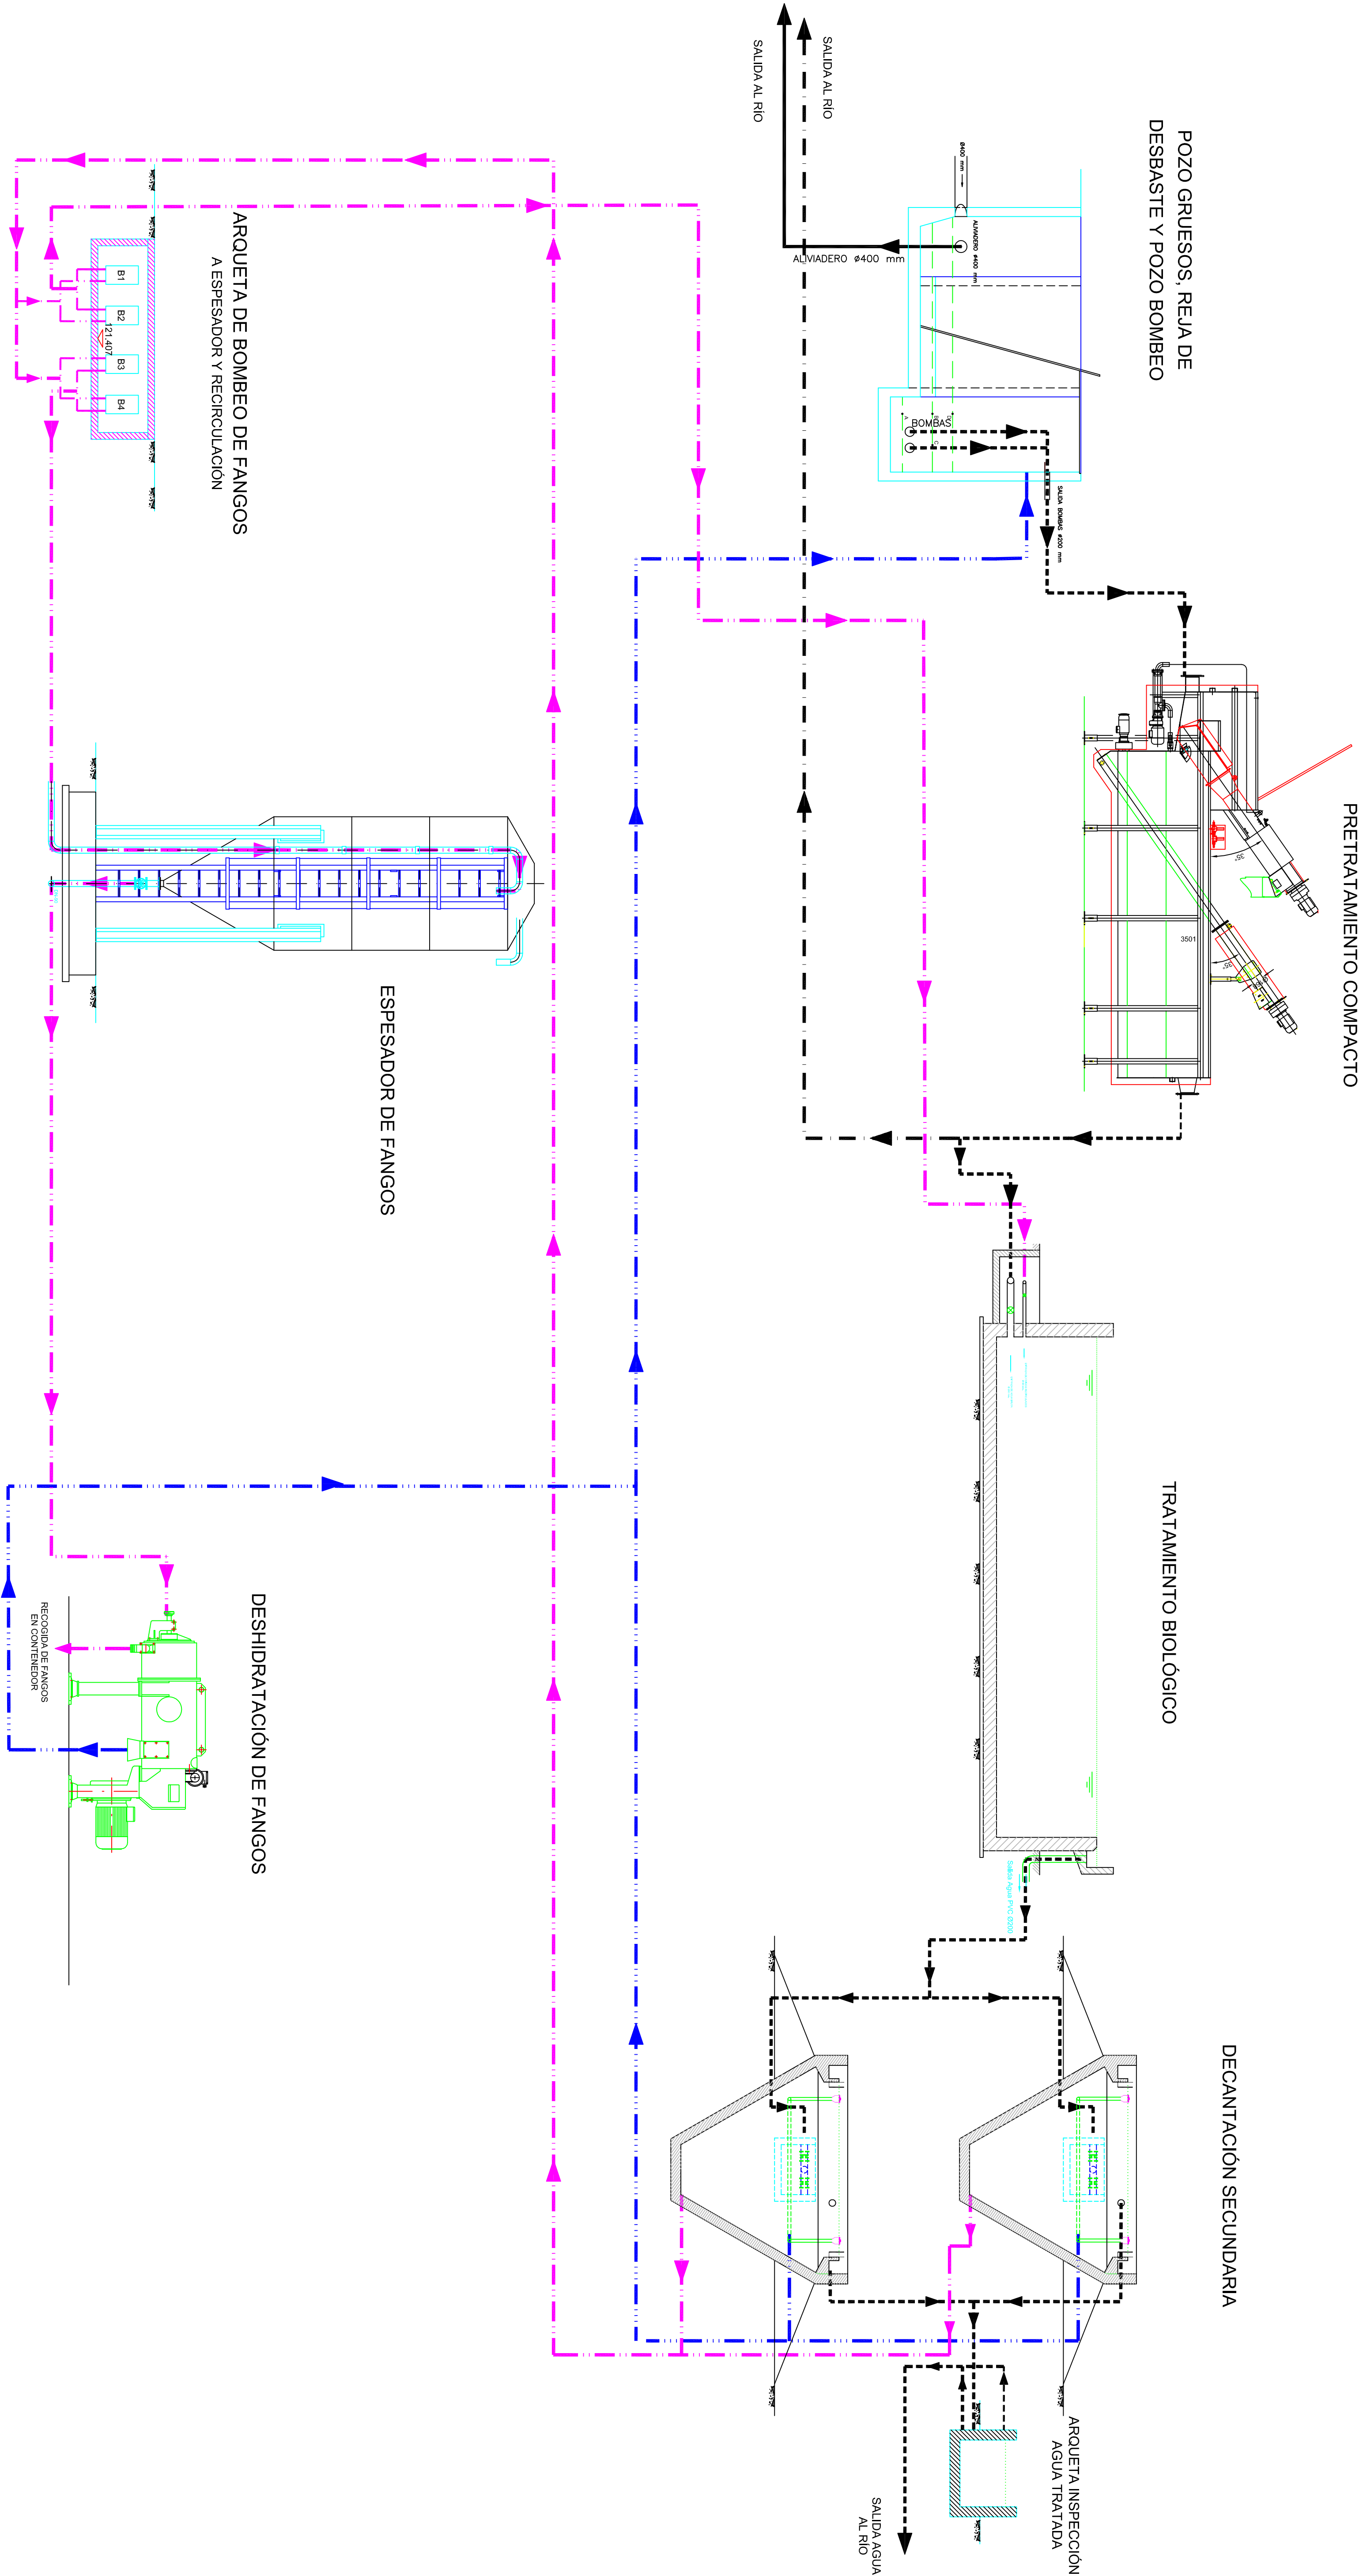

- LEYENDA
- LINEA DE AGUA PVC Ø 200
 - LINEA DE FANGOS PVC Ø 90
 - LINEA BY-PASS TRATAMIENTO SECUNDARIO PVC Ø 200
 - LINEA DE ESCURRIDOS Y FLOTANTES PVC Ø 90
 - ALVIADERO

TÍTULO DEL PROYECTO			DIPUTACIÓN DE HUESCA		
ESTADO FINAL DE LAS OBRAS DE LA E.D.A.R. EN ZAIDÍN (HUESCA)			SERVICIOS TÉCNICOS		
ESCALA S/E			DENOMINACIÓN		
FECHA SEP/08			ESQUEMA TRATAMIENTO		
PLANO 8			EL DIRECTOR DE LA OBRA		
LA EMPRESA CONSTRUCTORA COPEISA			INGENIERO DE C.C. y P.		

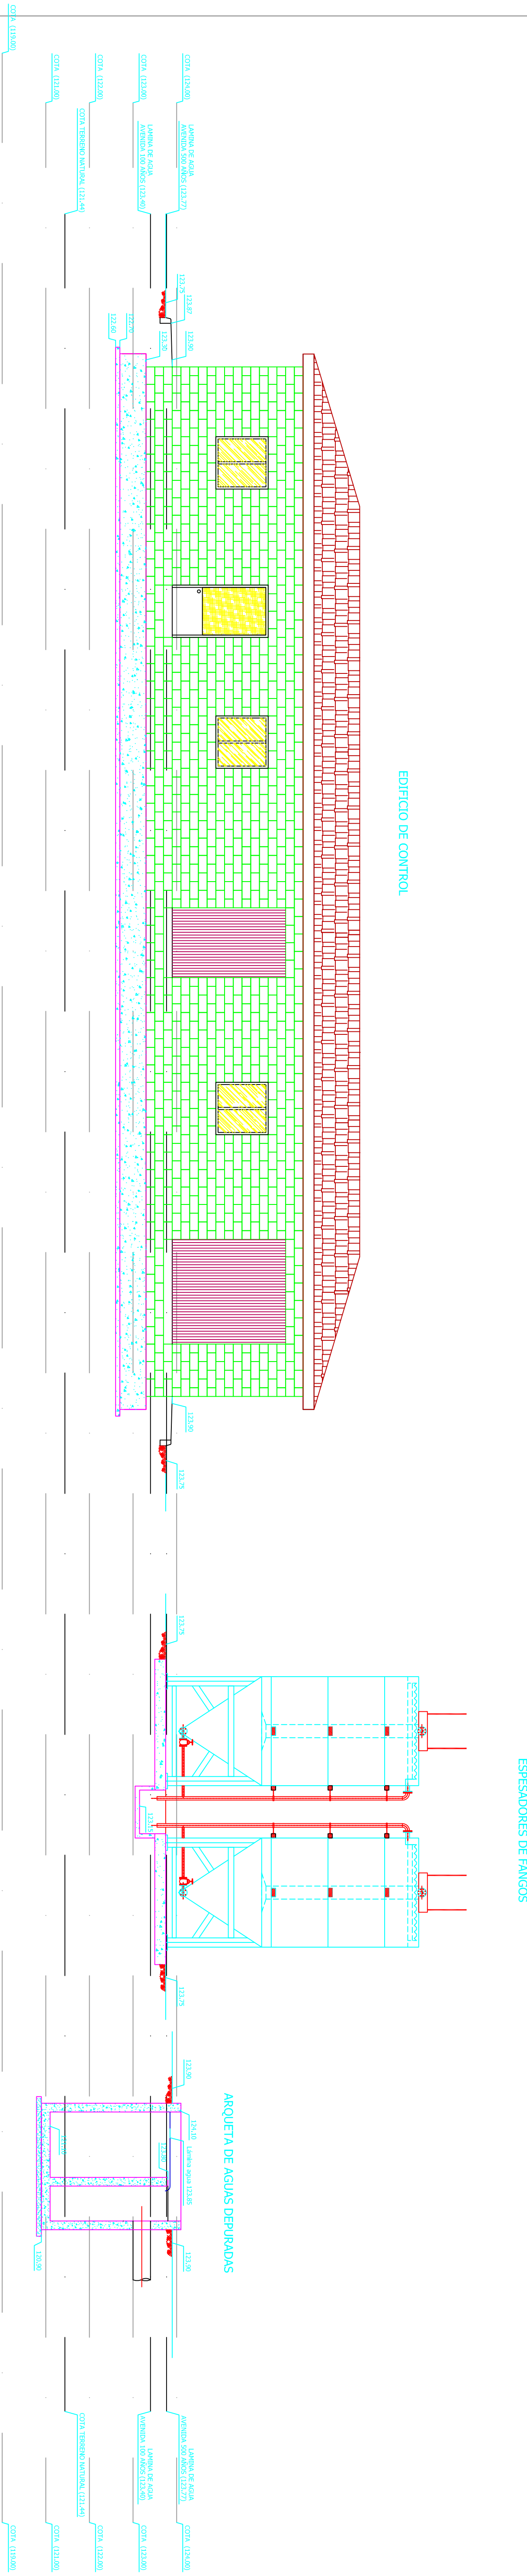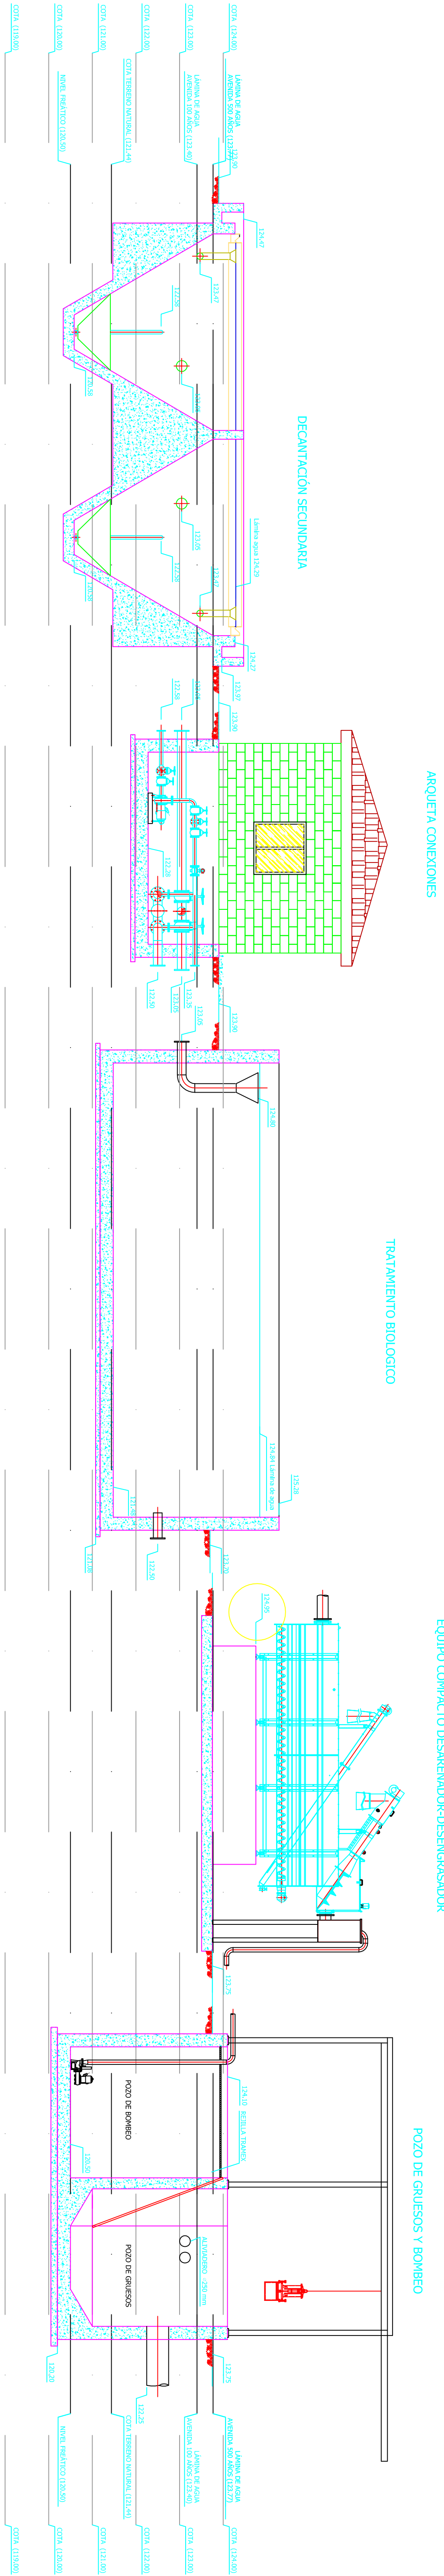

TÍTULO DEL PROYECTO			ESTADO FINAL DE LAS OBRAS DE LA E.D.A.R. EN ZAIDIN (HUESCA)		
ESCALA 1:75			FECHA SEP/08		
PLANO 8			DENOMINACION LÍNEA PIEZOMÉTRICA		
LA EMPRESA CONSTRUCTORA COPEISA			DIRECTOR DEL PROYECTO JAVIER ORTE SANCHEZ INGENIERO DE C.C. y P.		




DIPUTACIÓN DE HUESCA

SERVICIOS TECNICOS

POZO DE GRUESOS, CANAL DE DESBASTE Y POZO DE BOMBEO


ESCALA 1:50

SECCIÓN A-A

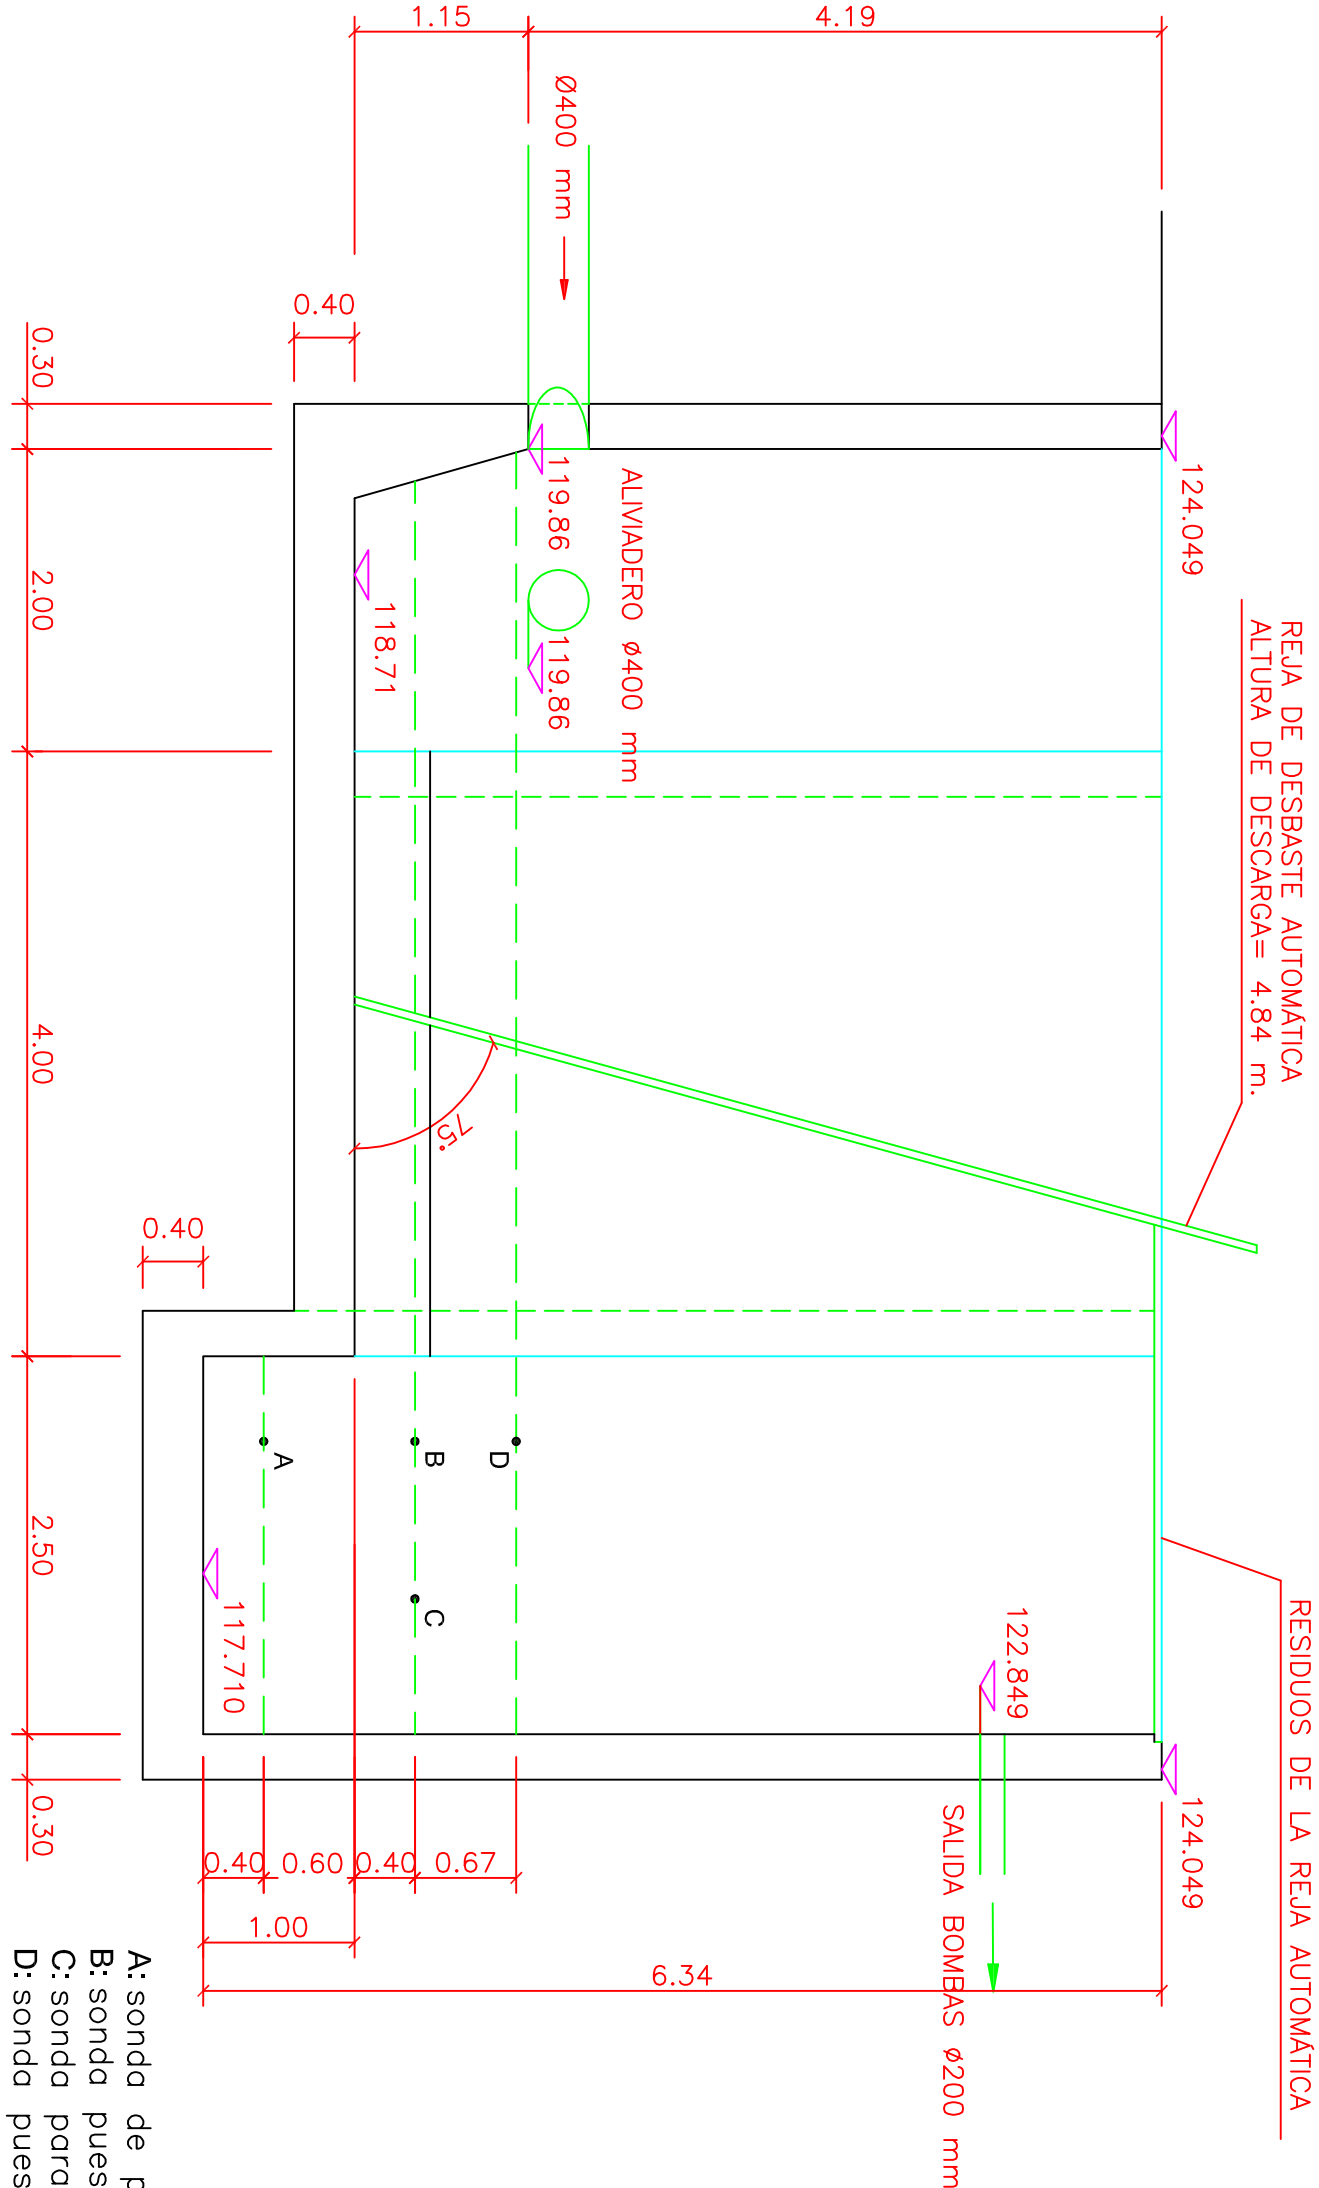


- A: sonda de parada bomba 1
B: sonda puesta en marcha bomba 1
C: sonda parada bomba 2
D: sonda puesta en marcha bomba 2


SECCIÓN B-B

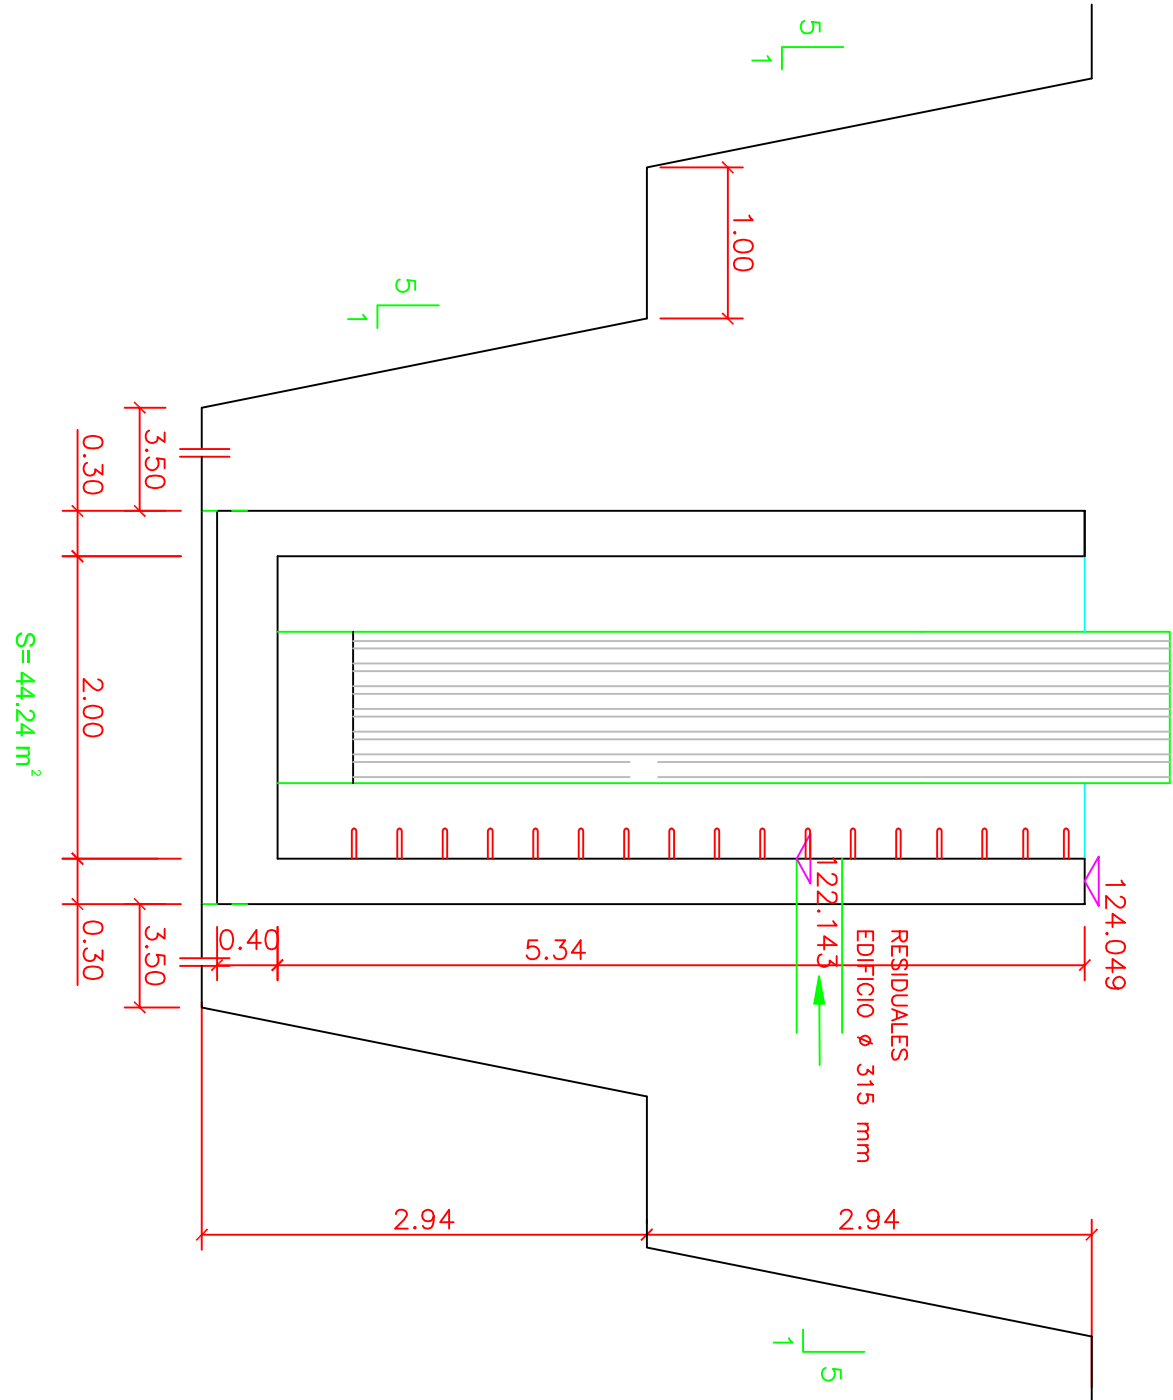


SECCIÓN C-C

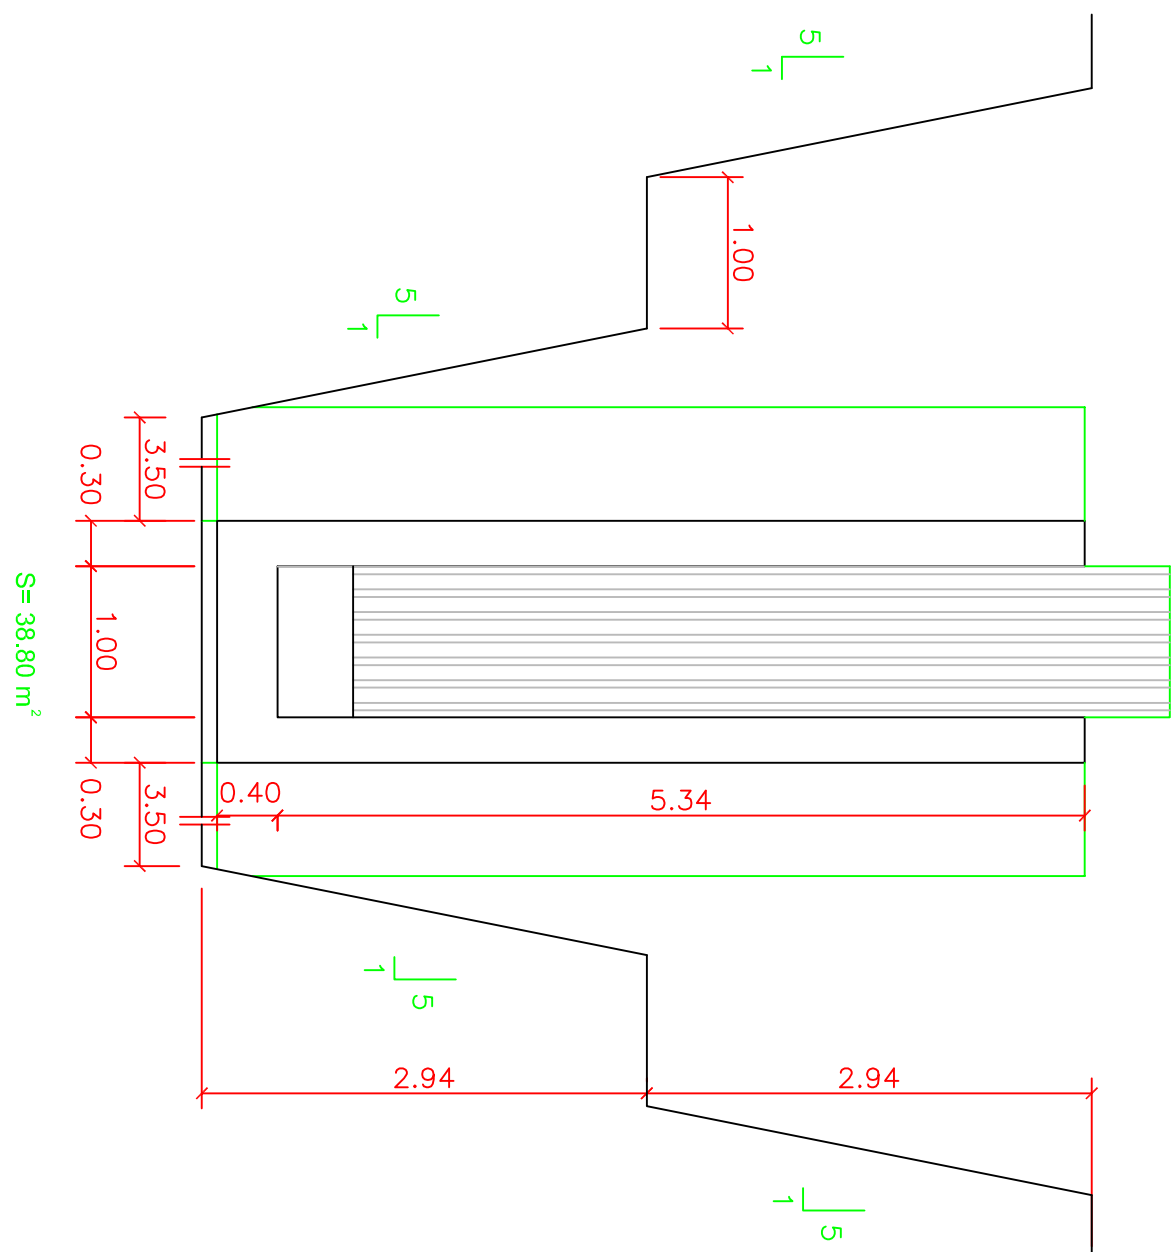

PLANTA

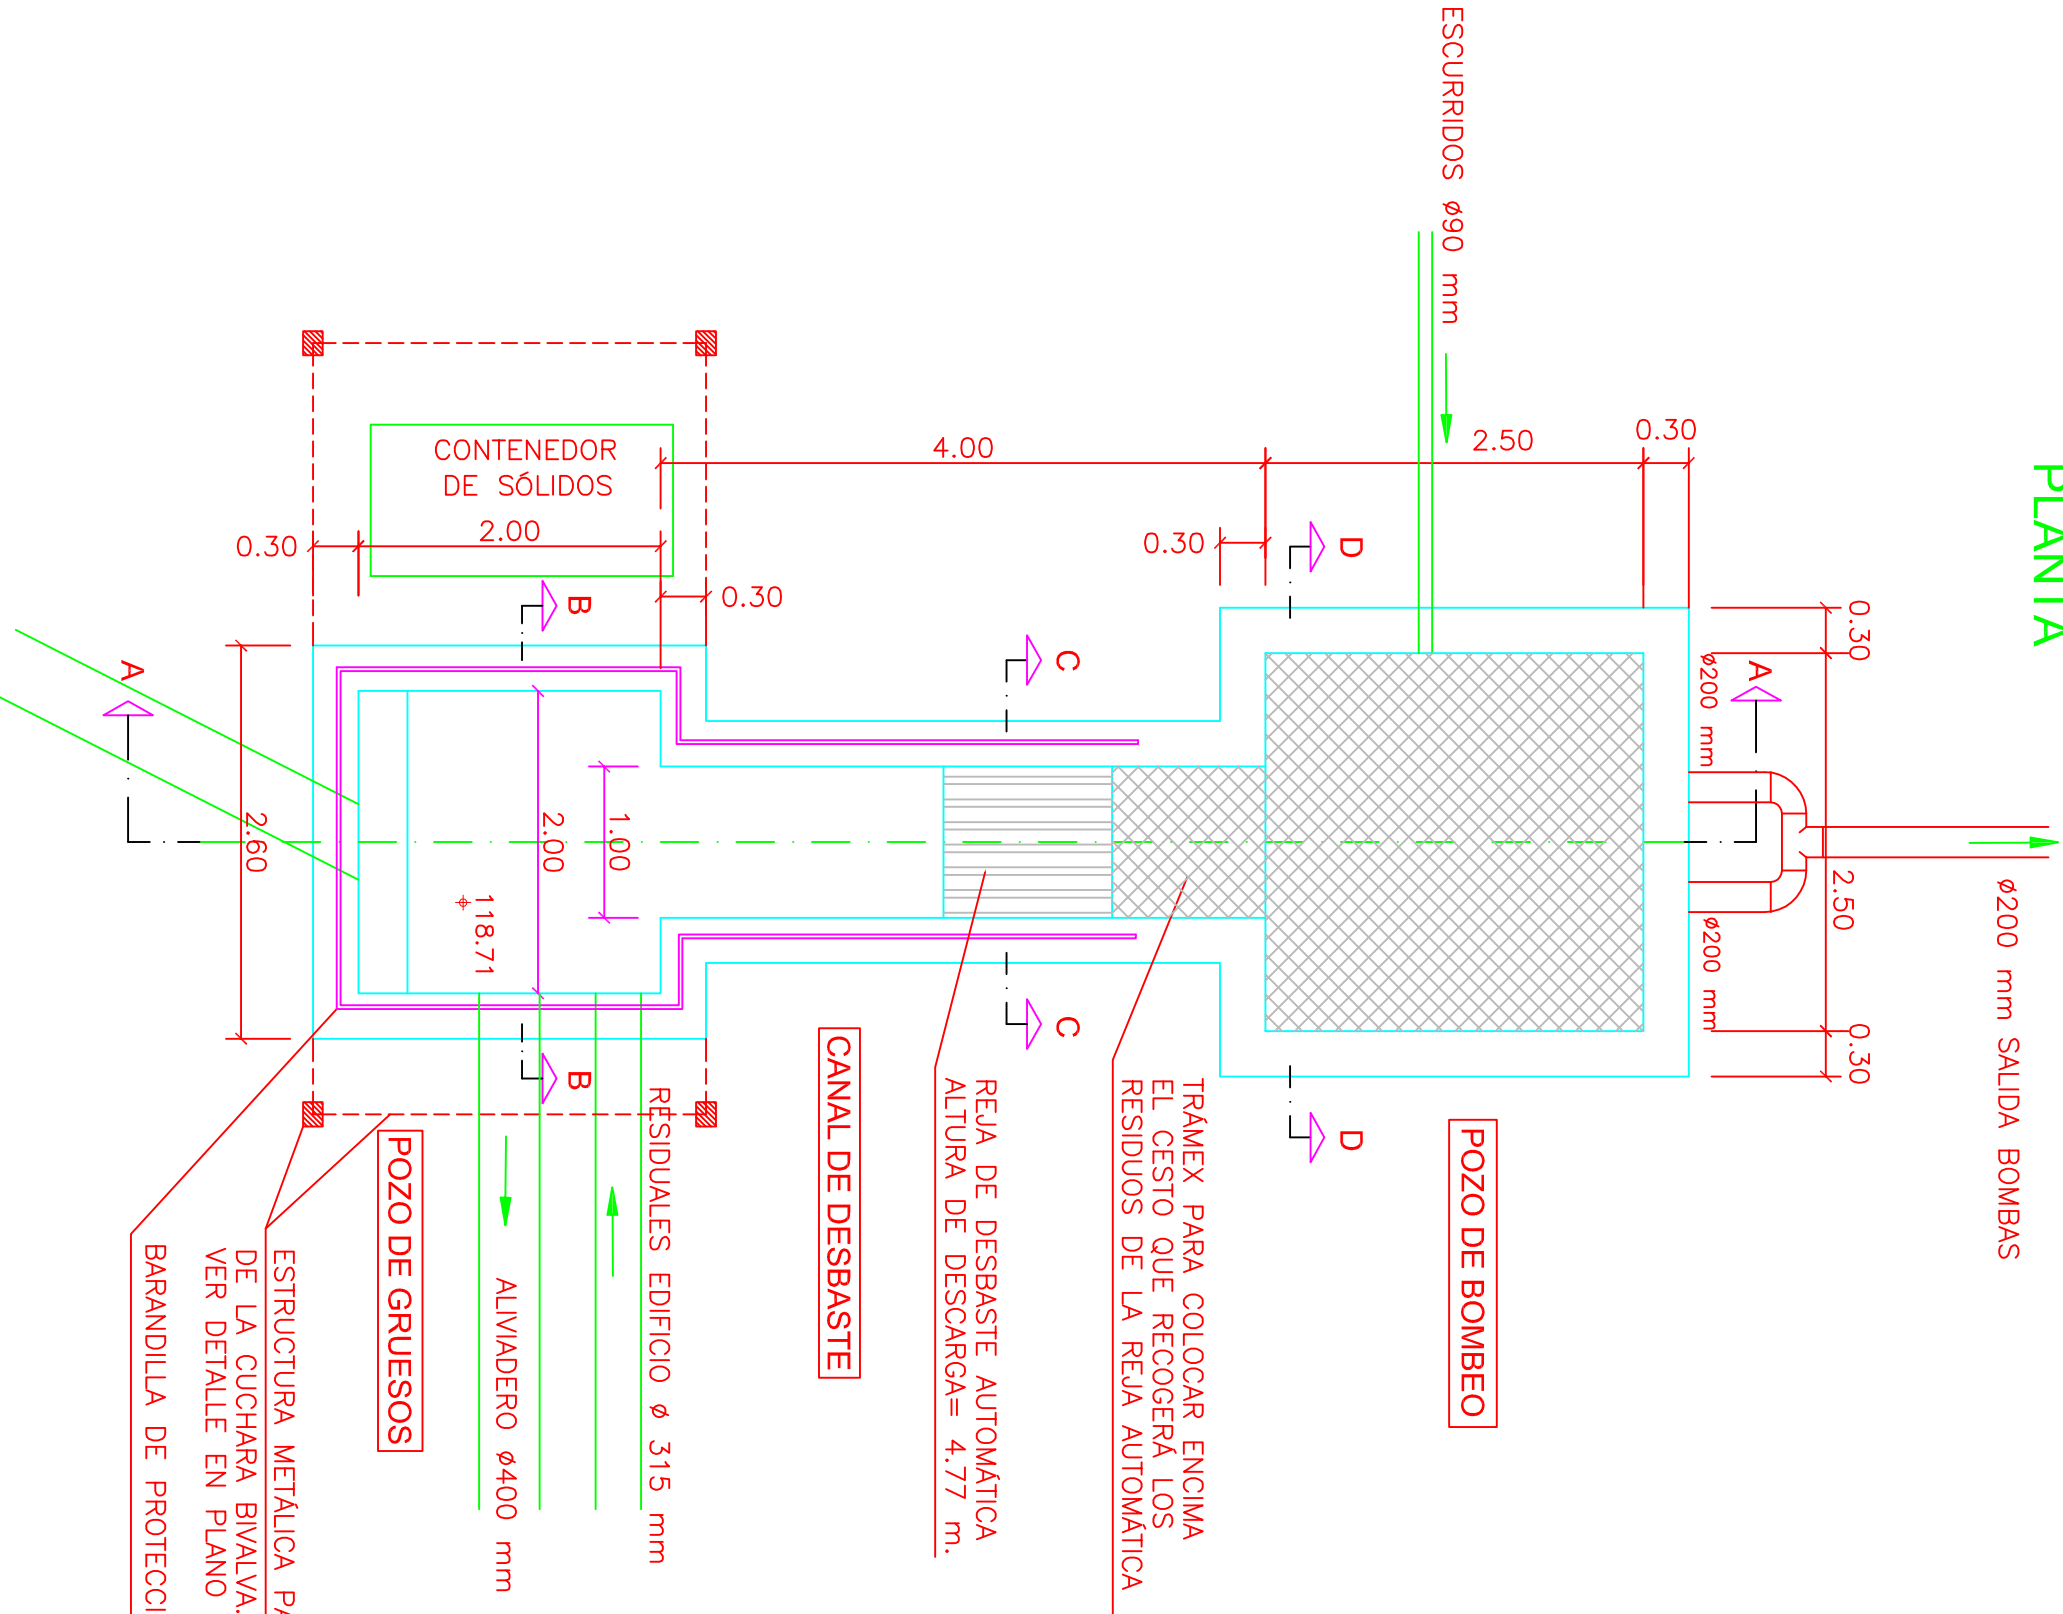

SECCIÓN D-D

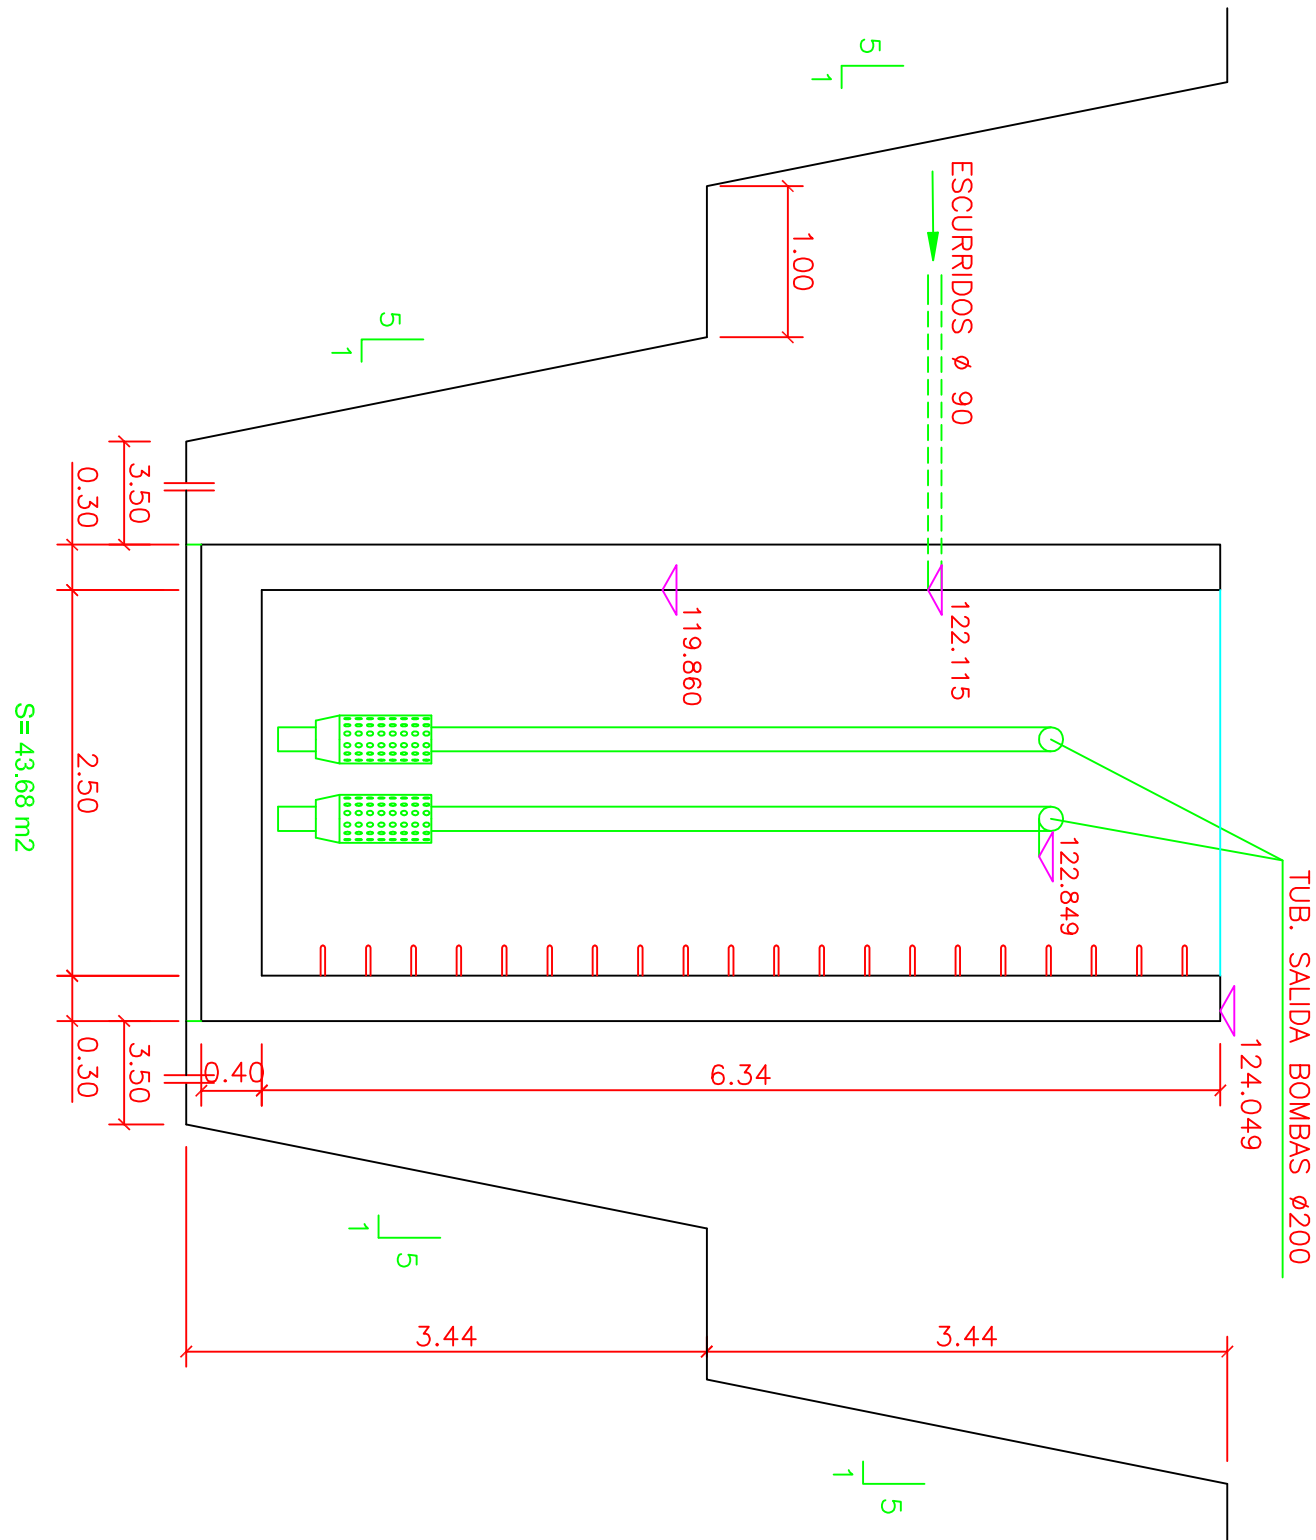

NOTA:
LAS TRAMOS DE TUBERÍAS QUE NO ESTÉN ENTERRADOS
O QUE ESTÉN DENTRO DE DEPÓSITOS CON AGUA SE
COLOCARÁN DE ACERO GALVANIZADO

ARMADURAS

EN ALZADOS
EN AMBAS CARAS # Ø 12 c/0.20
EN SOLERA
PARTE SUPERIOR # Ø 12 c/0.15
PARTE INFERIOR # Ø 20 c/0.20

CONTROL DE CALIDAD

		COEFICIENTE
HORMIGÓN	HA-25/P/20/IV	$\gamma_c = 1,50$
ACERO	B-500-S	$\gamma_s = 1,15$
EJECUCION	NIVEL NORMAL	$\gamma_e = 1,60$
RECUBRIMIENTO	45 mm.	
AMBIENTE	IV/qc	

TÍTULO DEL PROYECTO

ESTADO FINAL DE LAS
OBRAS DE LA E.D.A.R.
EN ZAIDIN
(HUESCA)



DIPUTACIÓN DE HUESCA
SERVICIOS TÉCNICOS

ESCALA
1:50

FECHA
SEP/08

PLANO
9.1

LA EMPRESA CONSTRUCTORA


COPEISA

EL DIRECTOR DE LA OBRA


JAMIER ORTE SANCHEZ

INGENIERO DE C.C. y P.



SECCION A-A

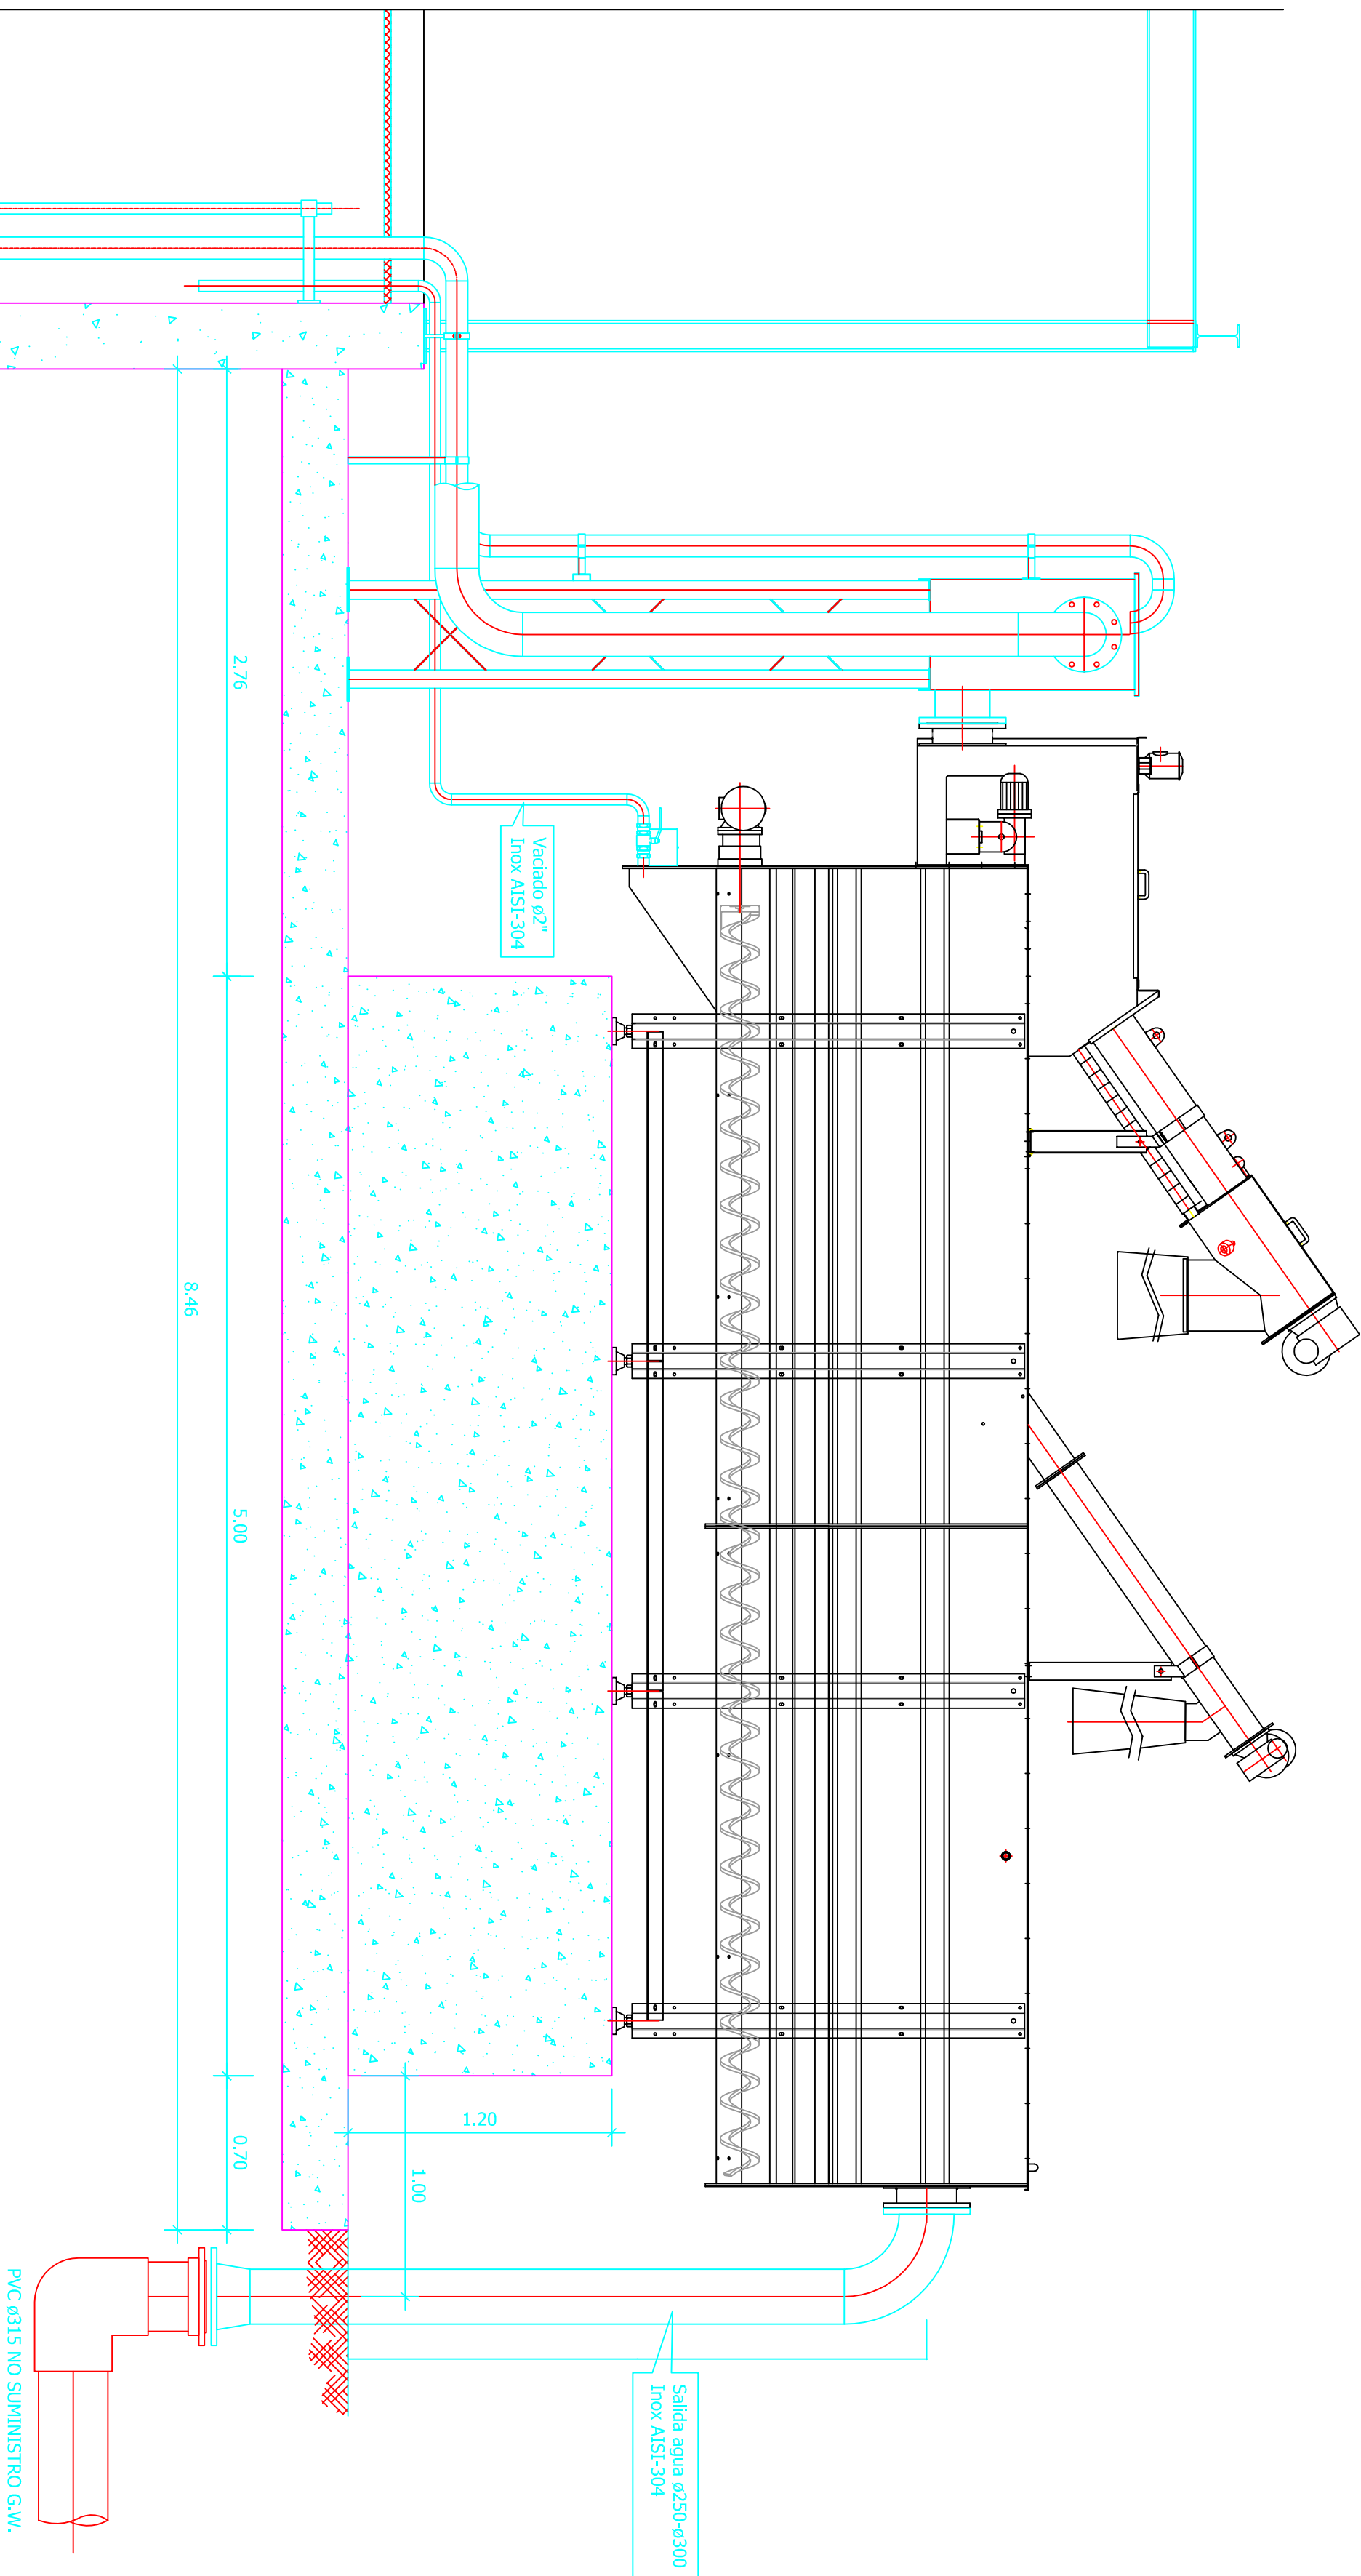

SECCION B-B

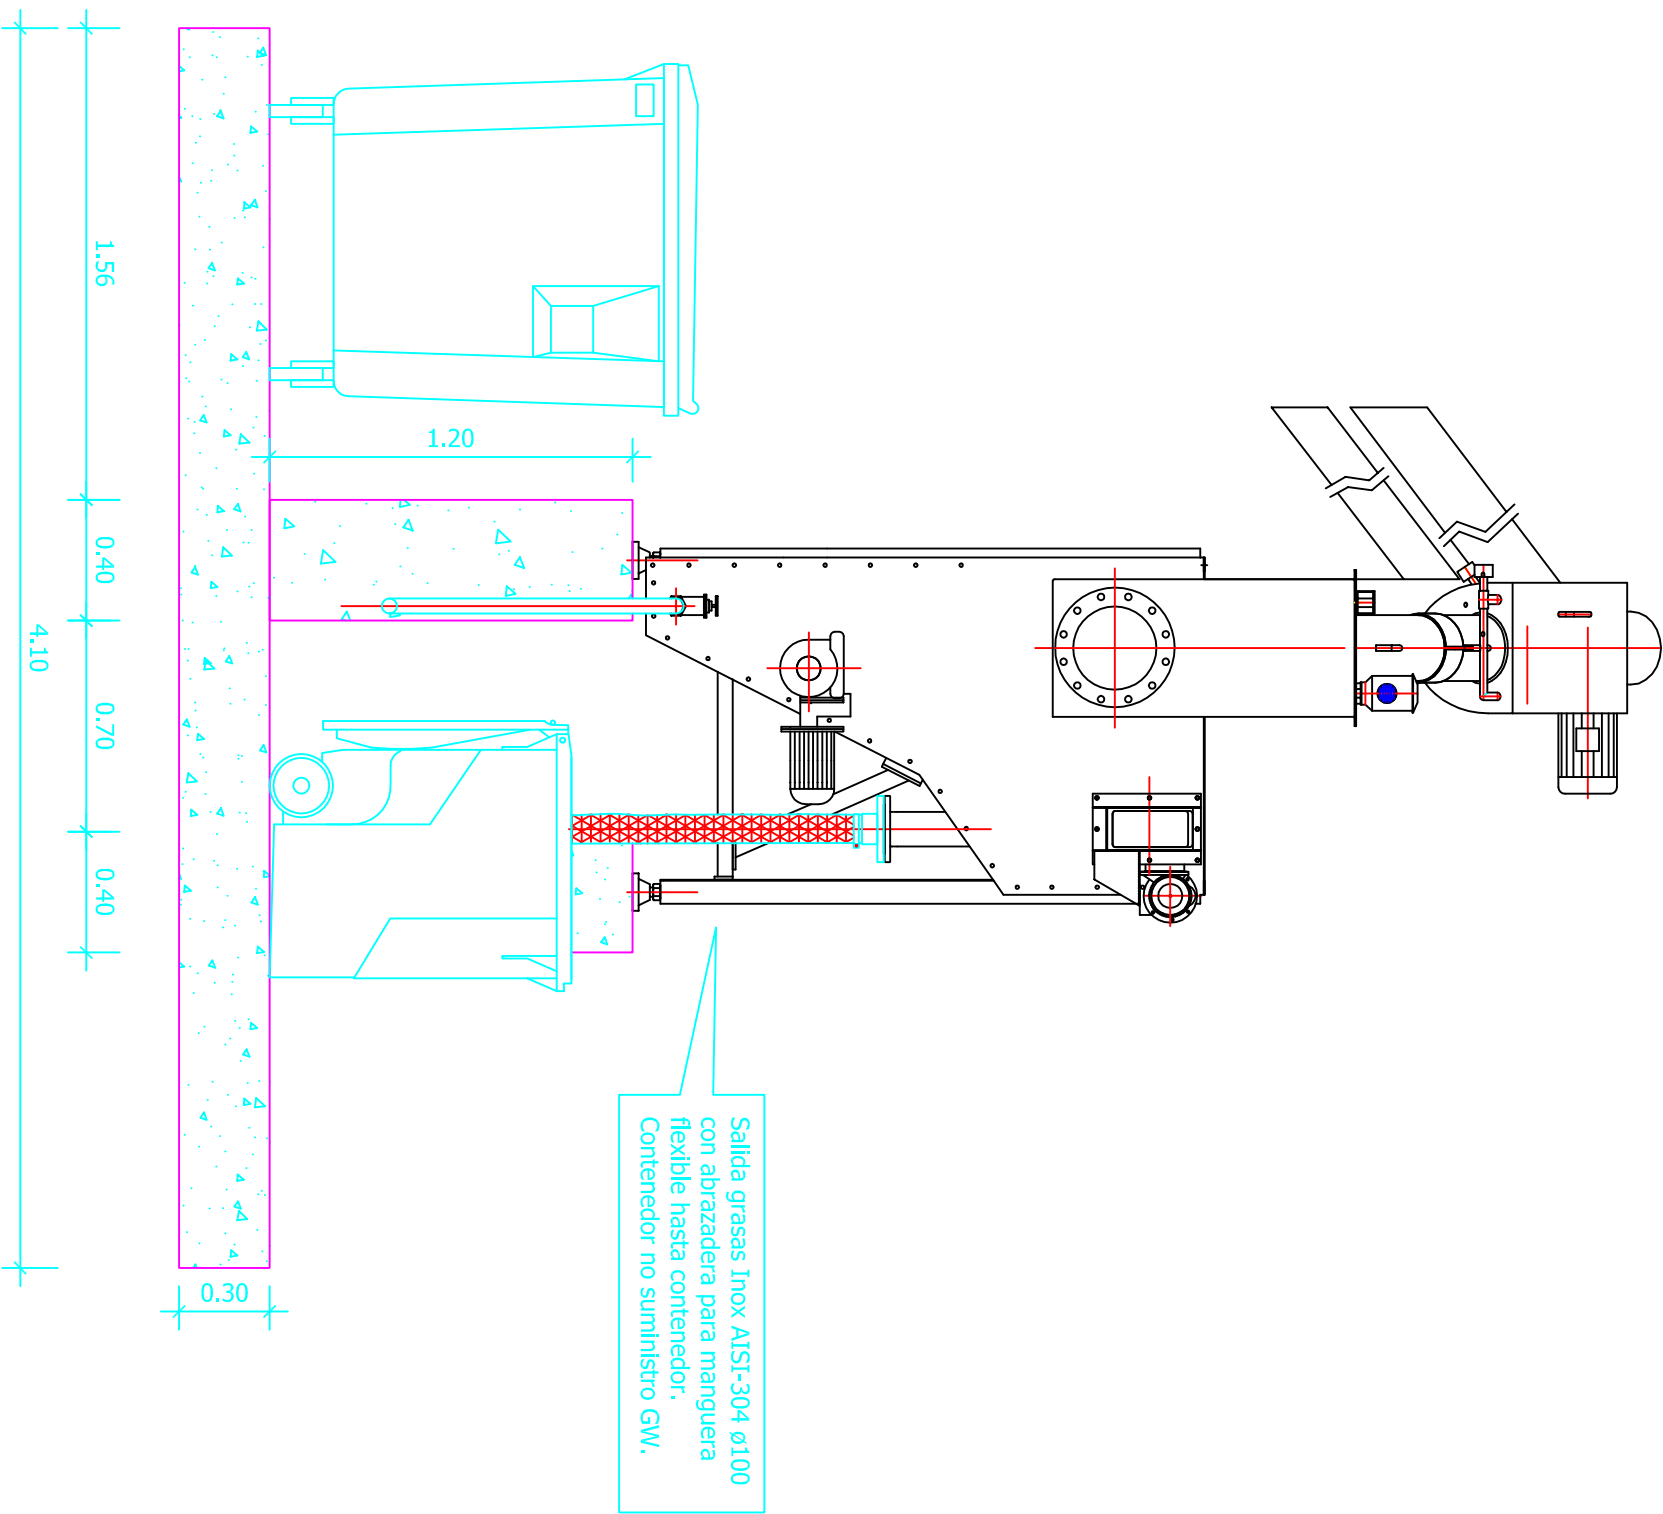

VISTA POR A

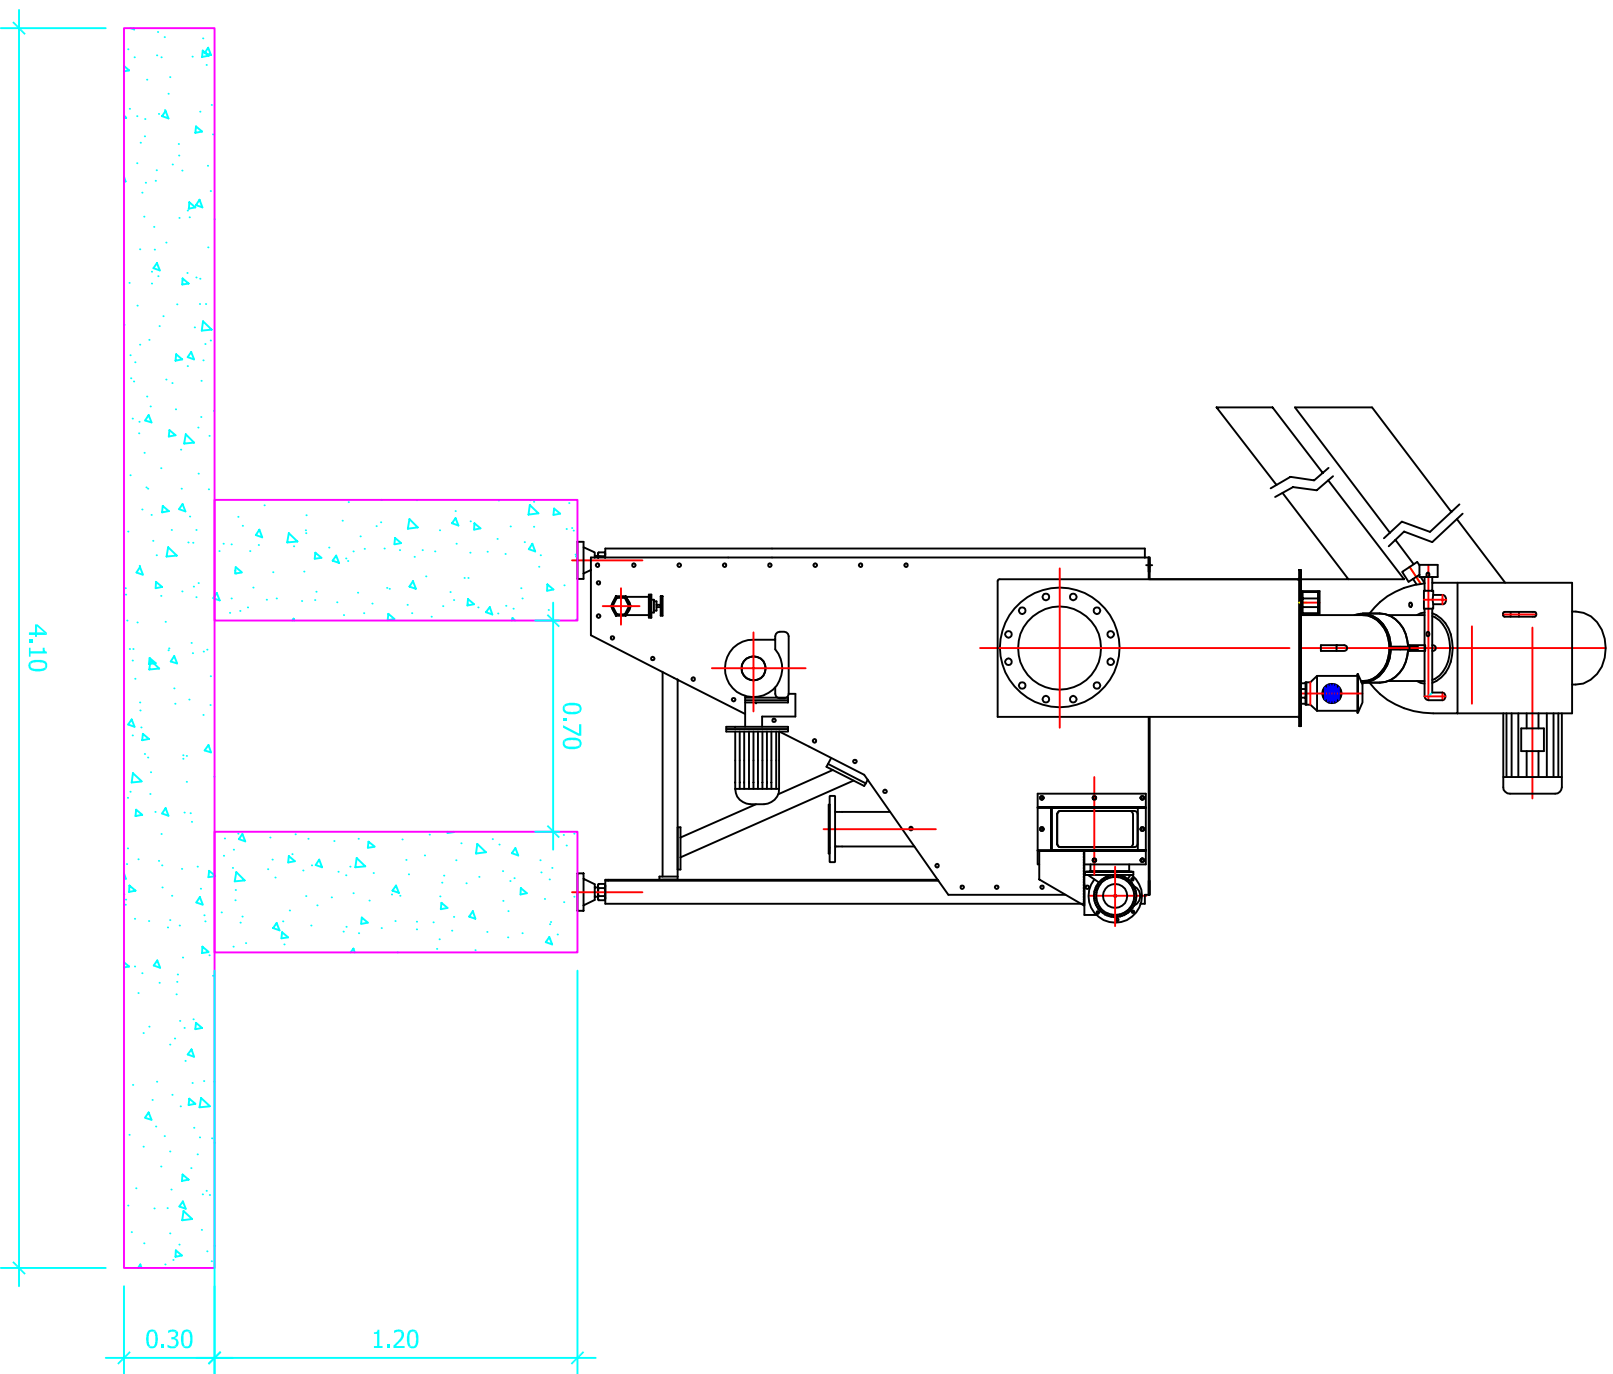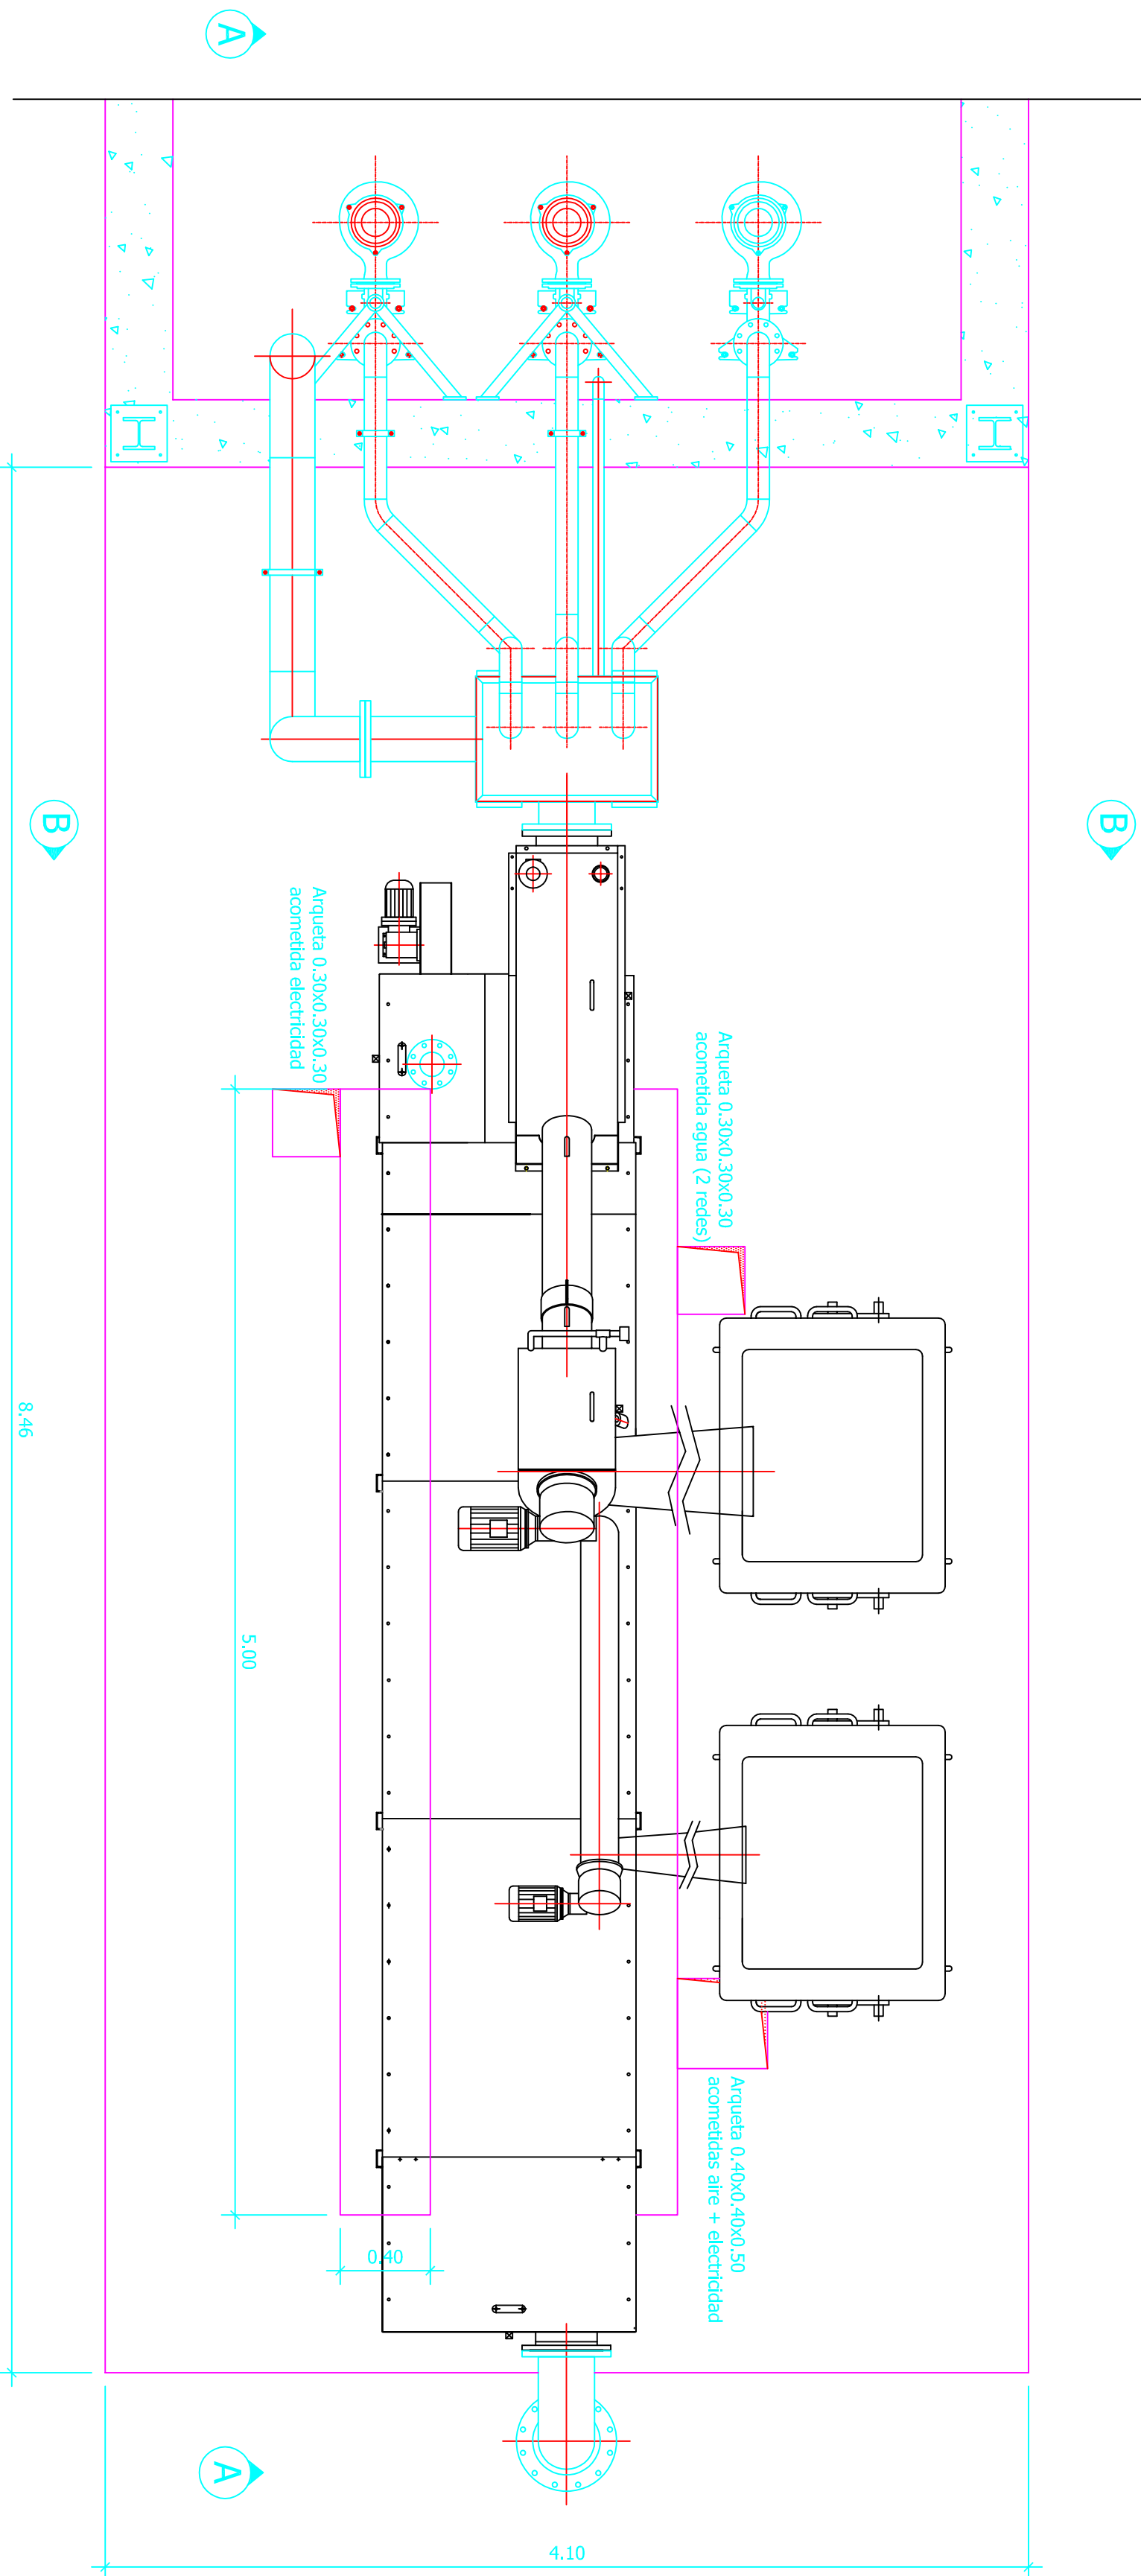

A

B

A

TÍTULO DEL PROYECTO			DIPUTACIÓN DE HUESCA		
ESTADO FINAL DE LAS OBRAS DE LA E.D.A.R. EN ZAIDÍN (HUESCA)			SERVICIOS TÉCNICOS		




SERVICIOS TÉCNICOS

ESCALA	FECHA	PLANO
1:25	SEP/08	9.2


PRETRATAMIENTO

LA EMPRESA CONSTRUCTORA	EL DIRECTOR DE LA OBRA
COPEISA	JAMIER ORTE SANCHEZ

INGENIERO DE C.C. y P.

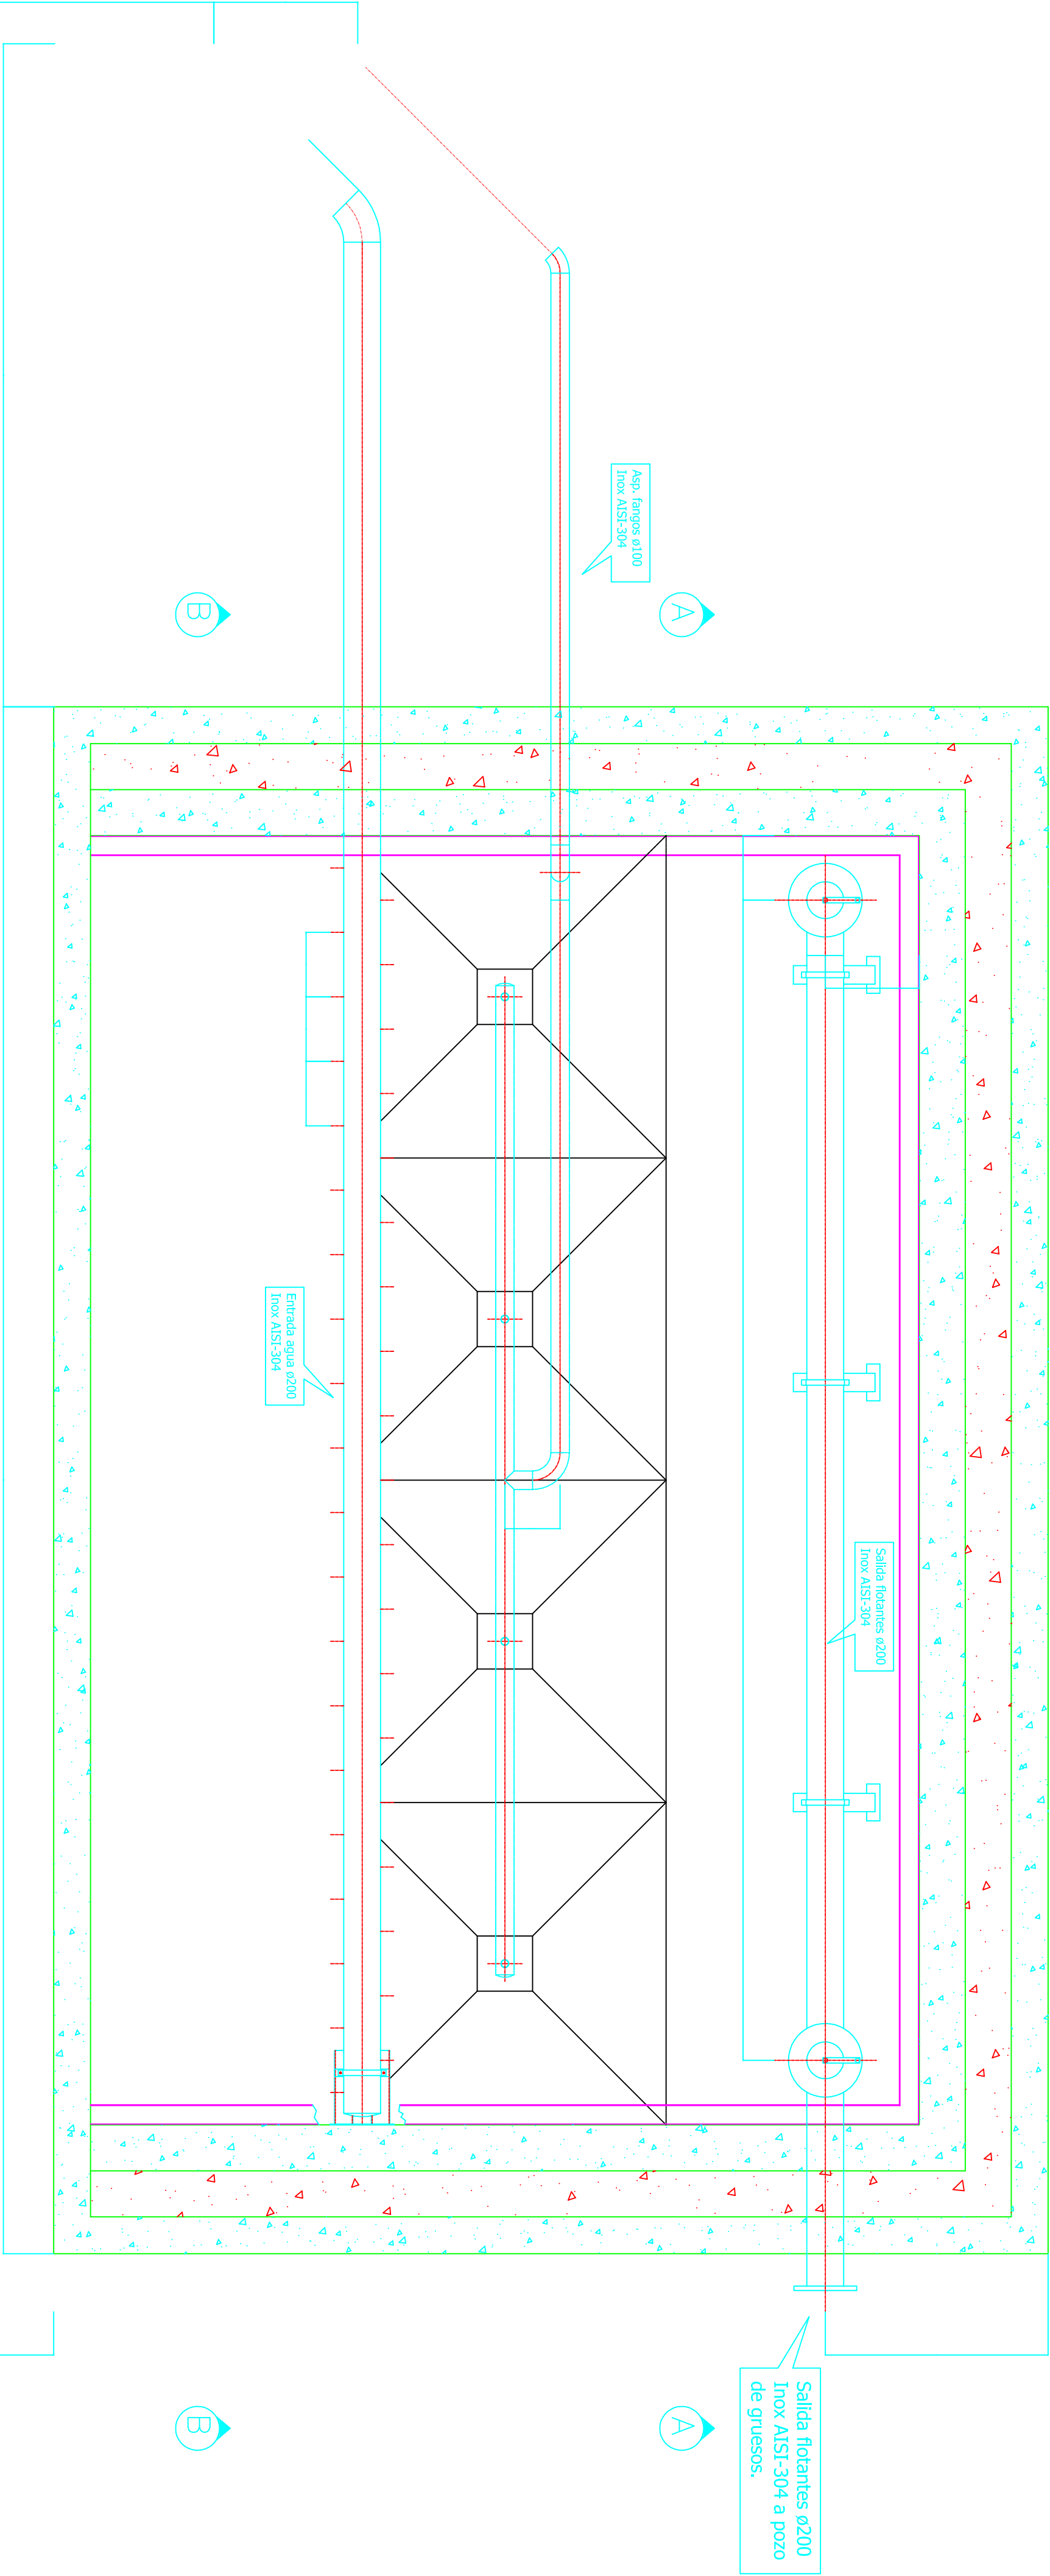


ARQUETA
CONEXIONES

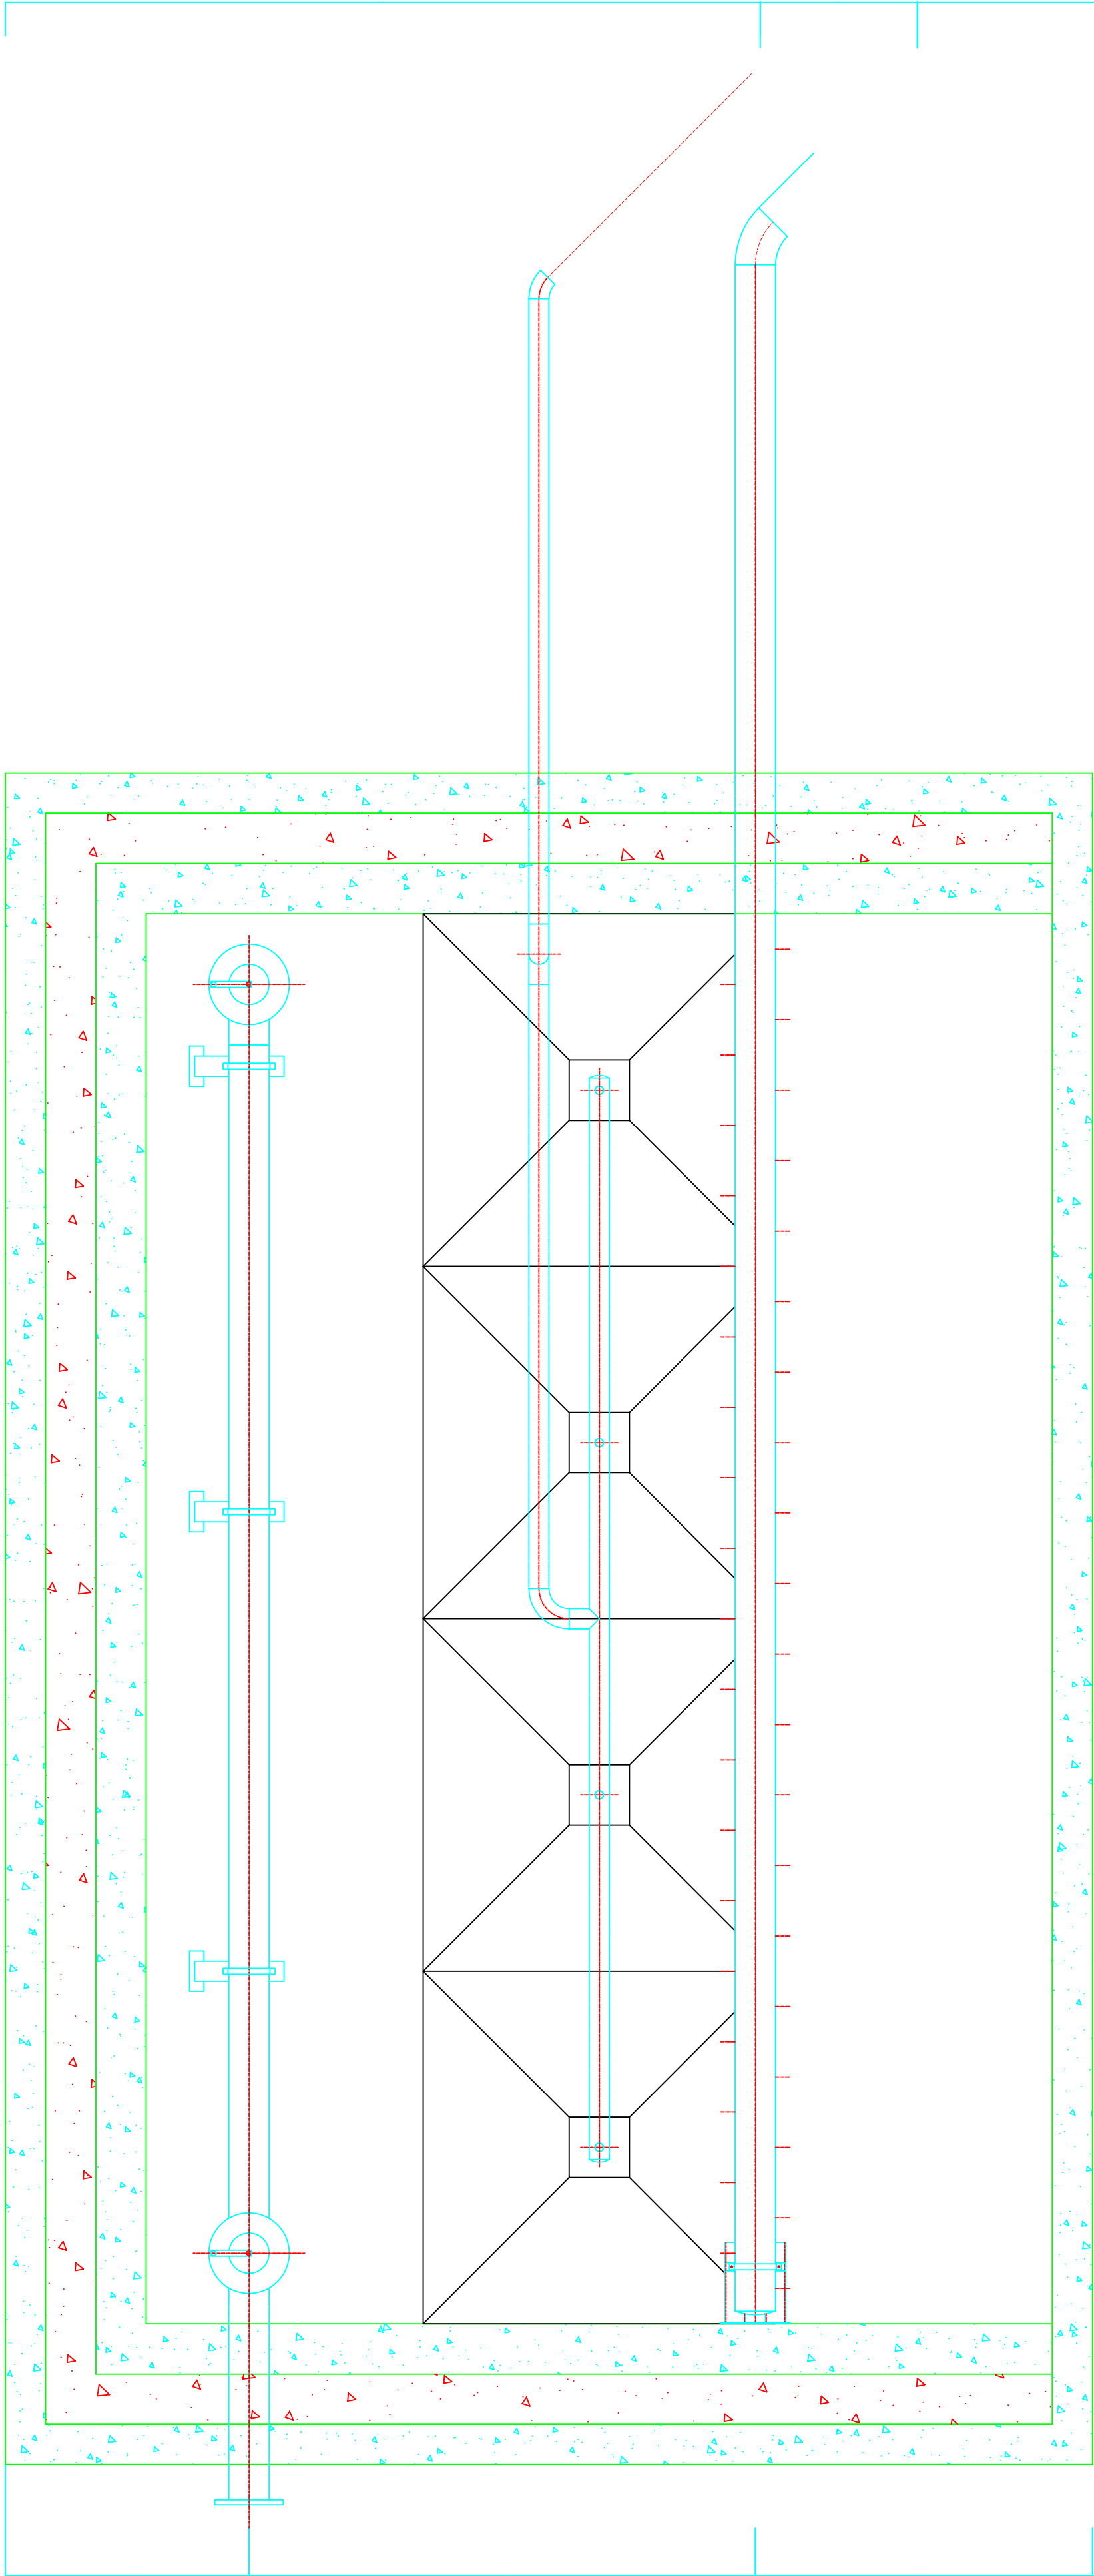


PLANTA



DETALLE COMO REGULABLE

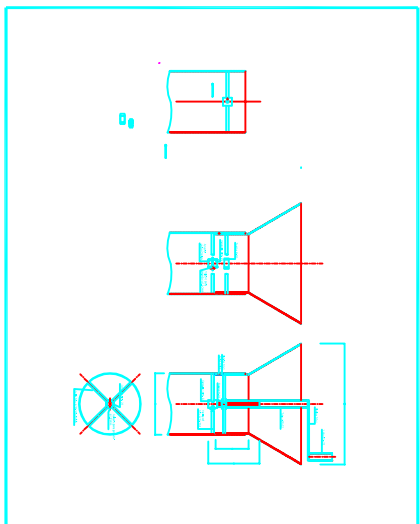

DETALLE CHAPAS PERIMETRALES

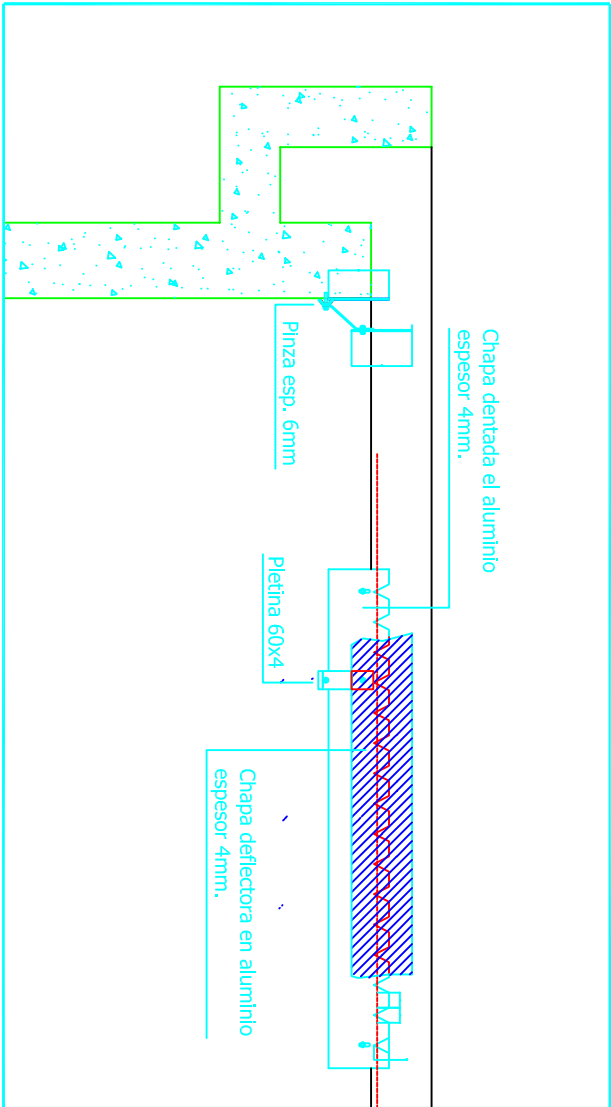

TITULO DEL PROYECTO
ESTADO FINAL DE LAS
OBRAS DE LA E.D.A.R.
EN ZAIDIN
(HUESCA)

DIPUTACIÓN DE HUESCA
SERVICIOS TECNICOS




ESCALA
1:40
FECHA
SEP/08
PLANO
9.4.1

DENOMINACION
DECANTADORES SECUNDARIOS


LA EMPRESA CONSTRUCTORA
COPEISA

EL DIRECTOR DE LA OBRA
JAMER ORTE SANCHEZ INGENIERO DE C.C. y P.


SECCIÓN A-A

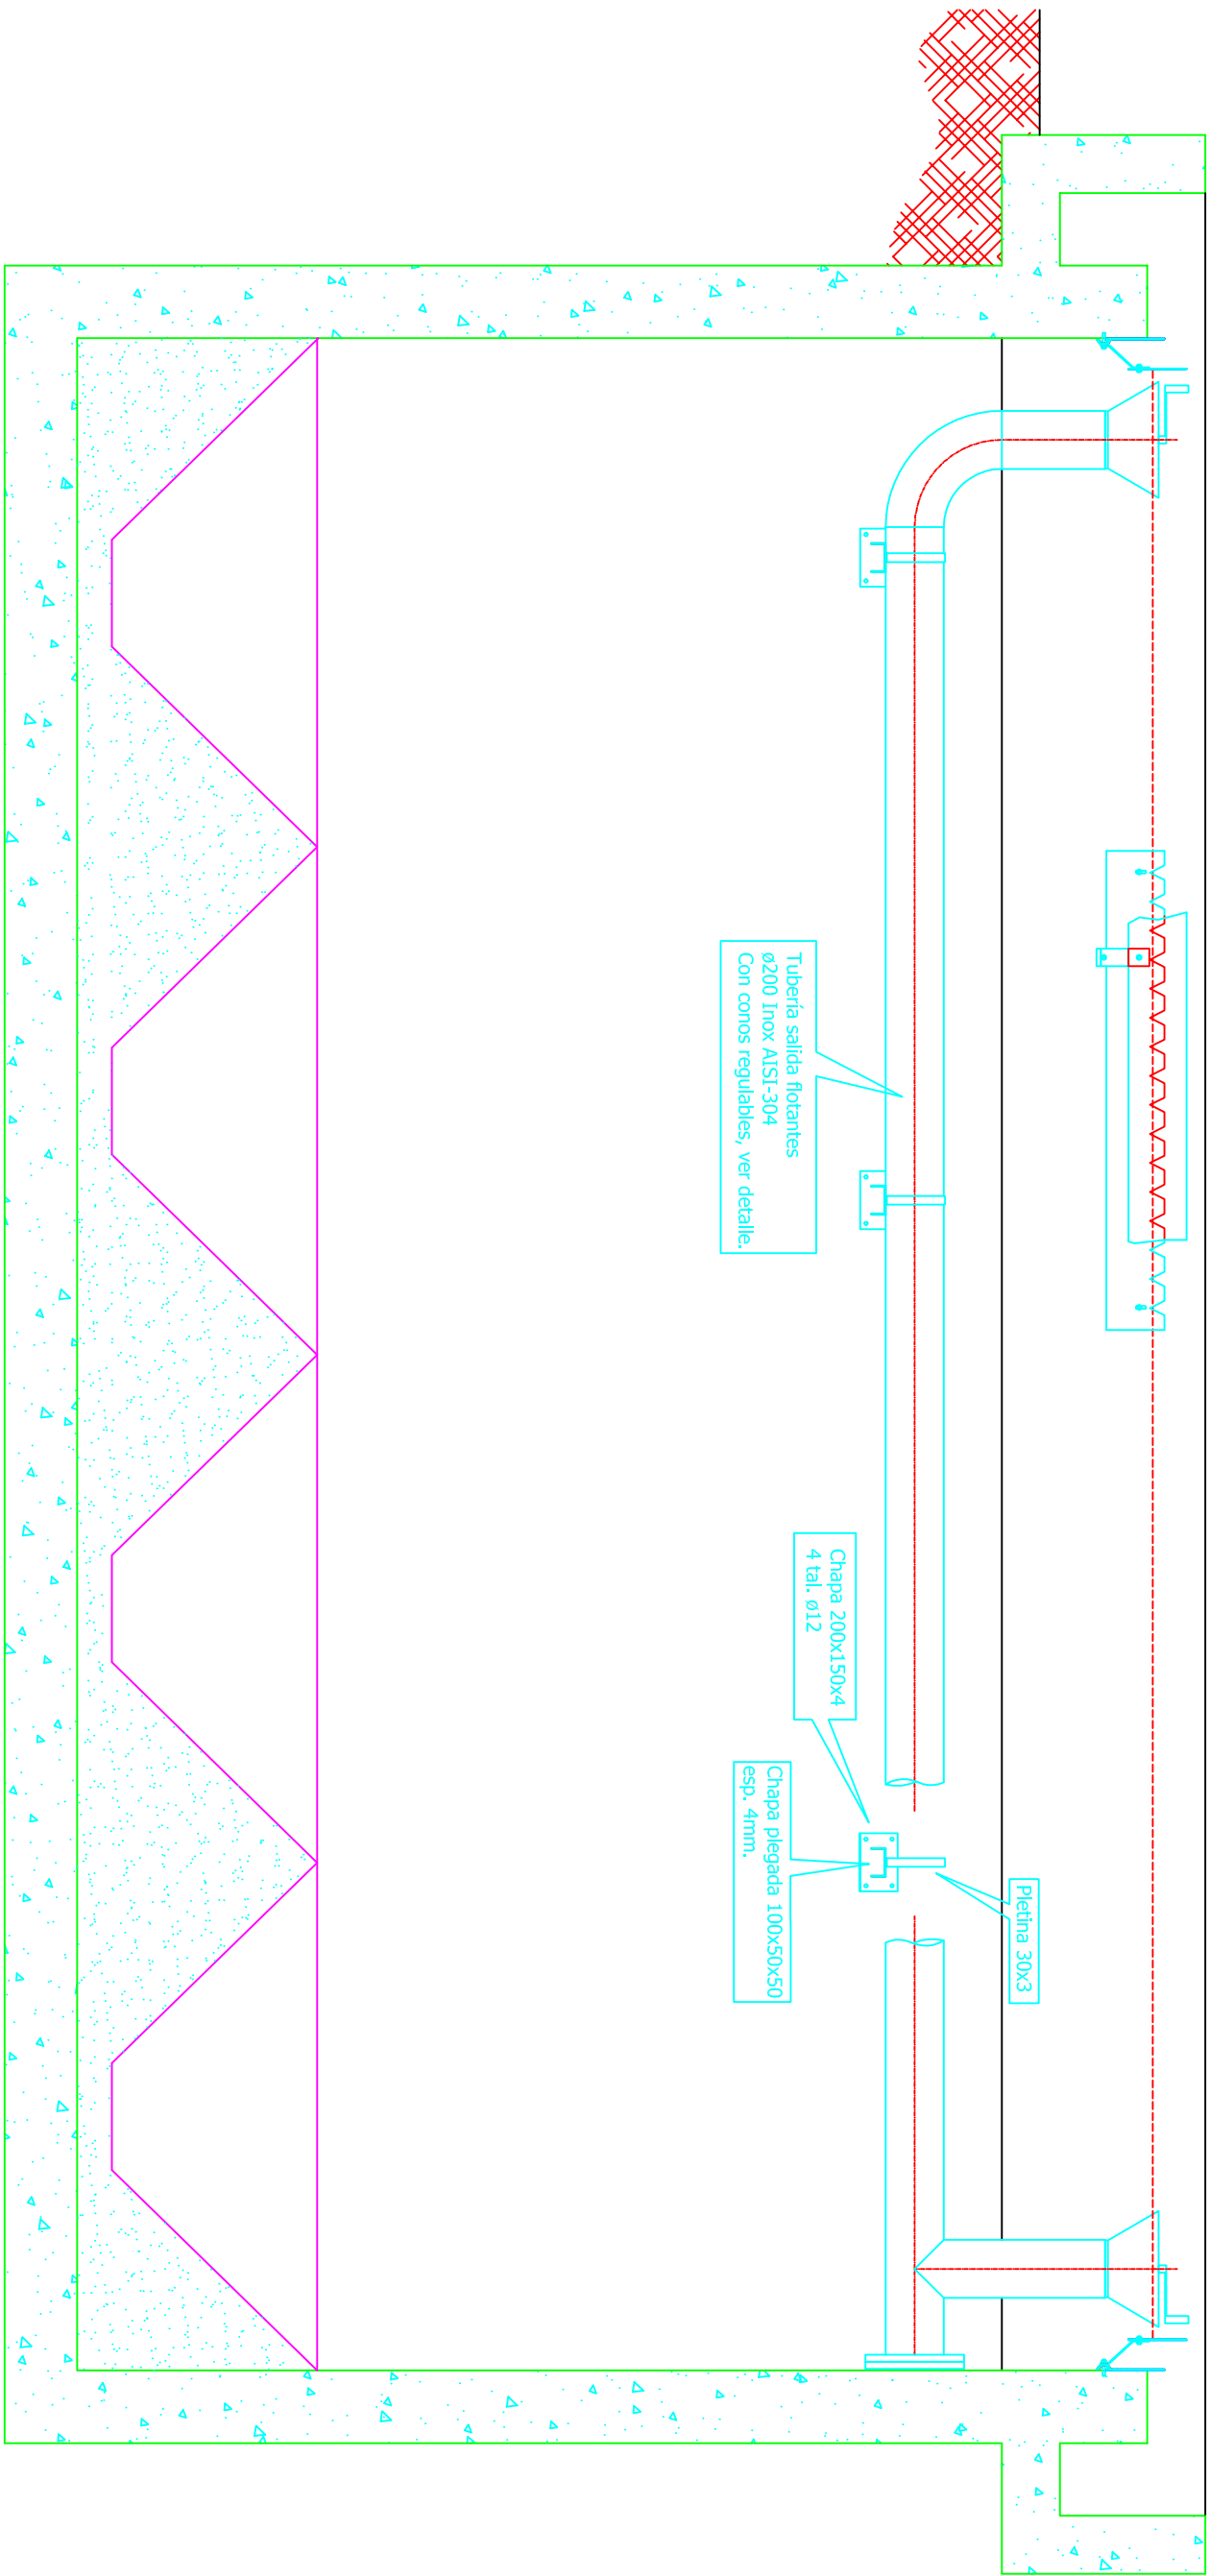


SECCIÓN B-B

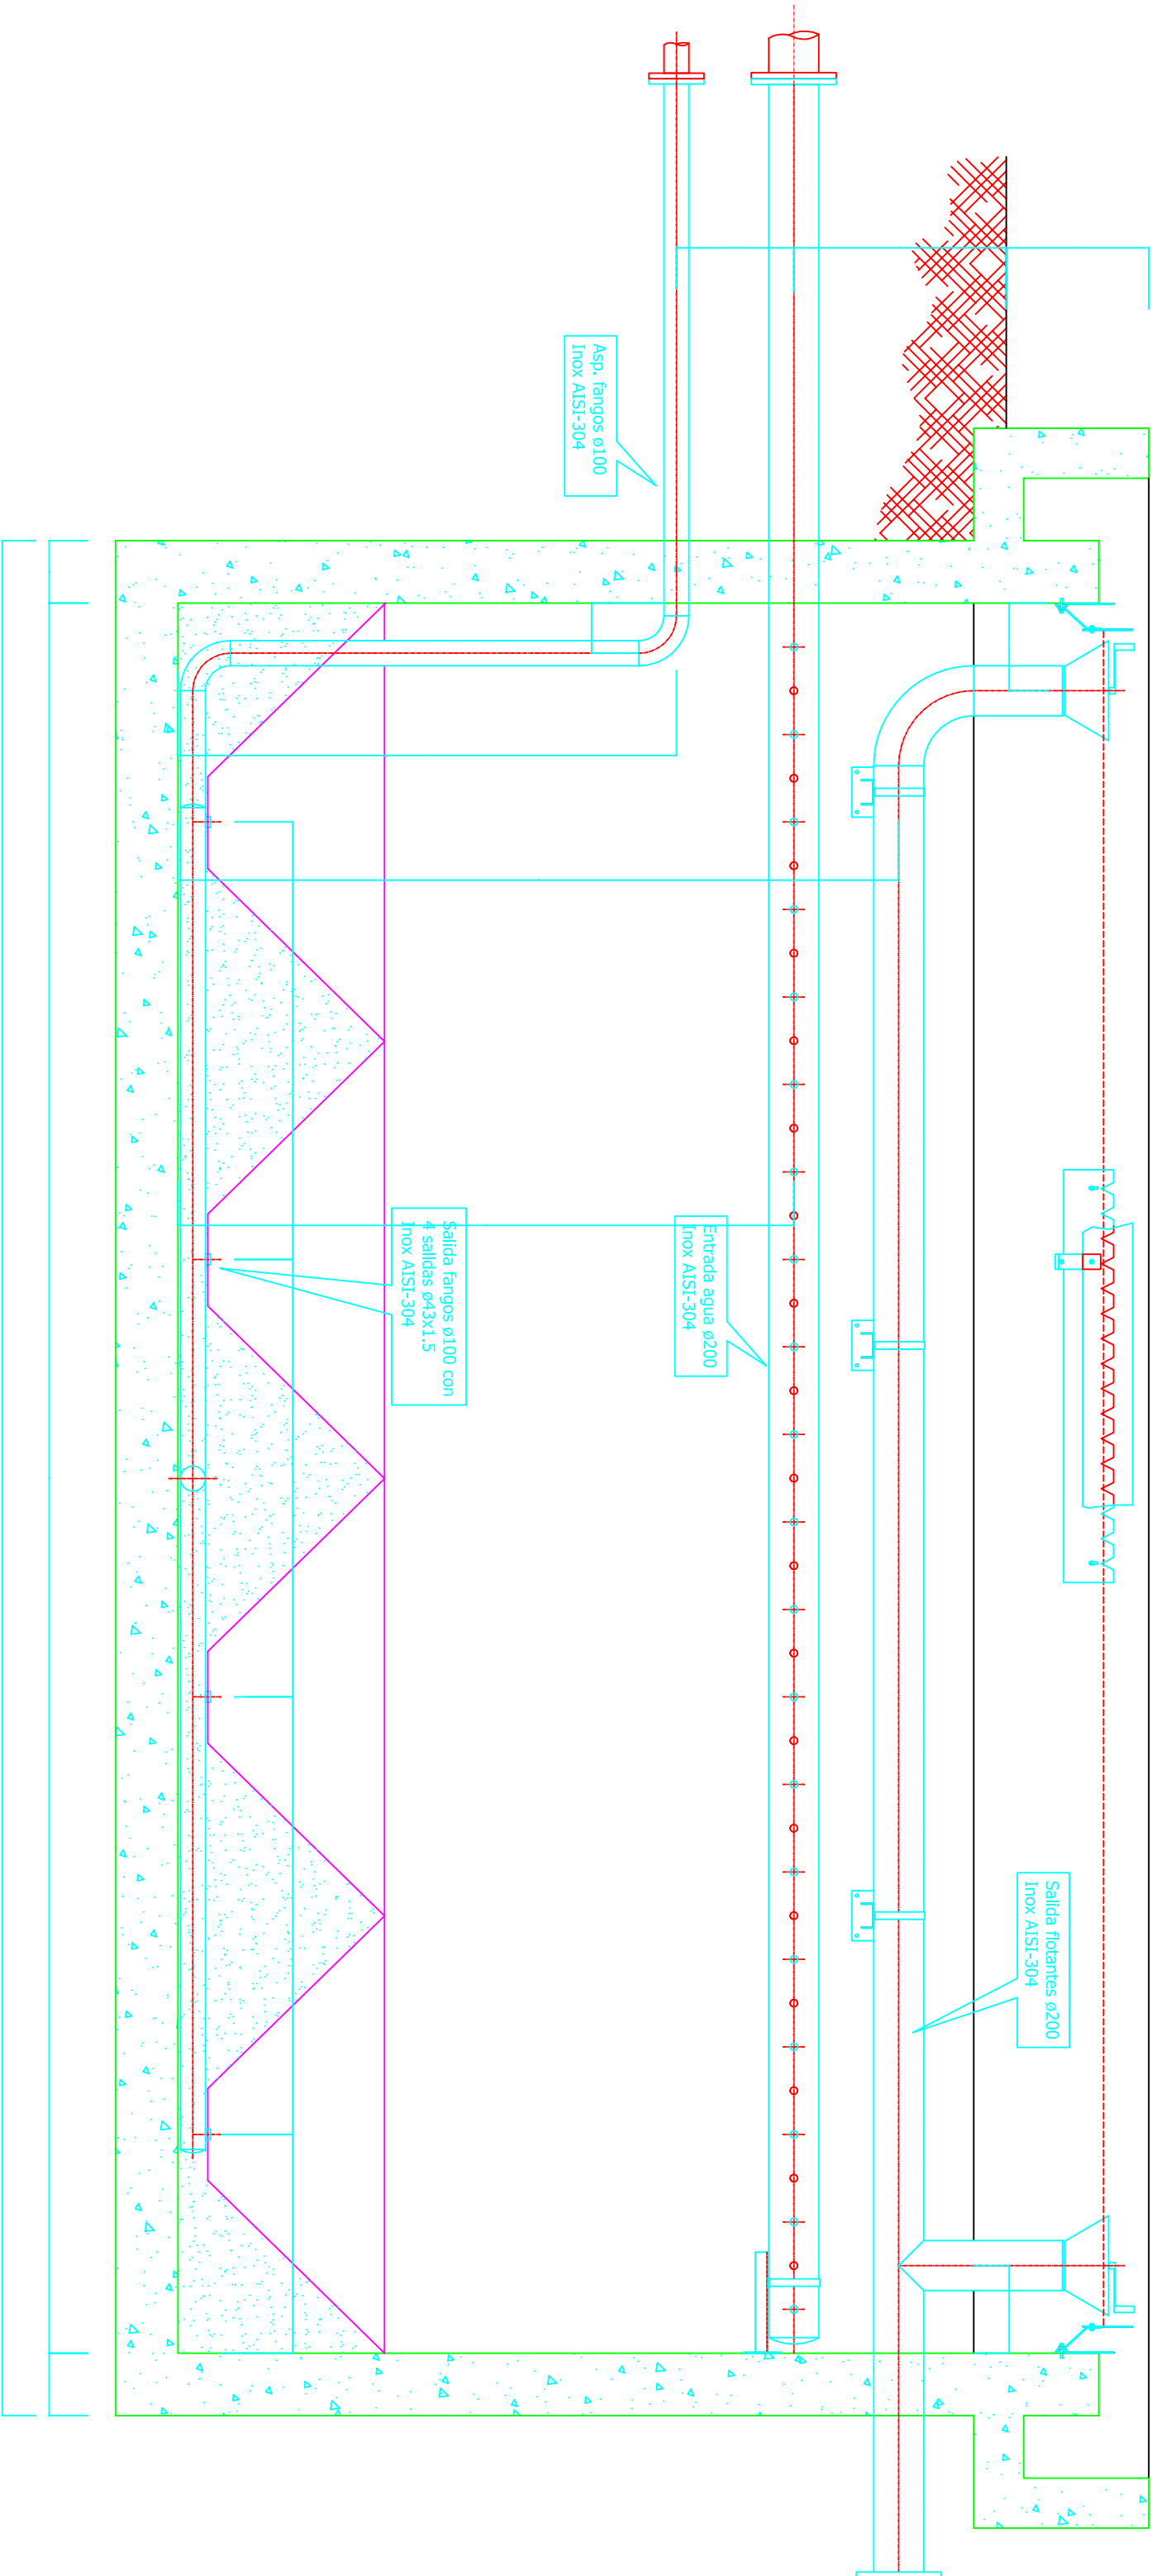

SECCIÓN B-B

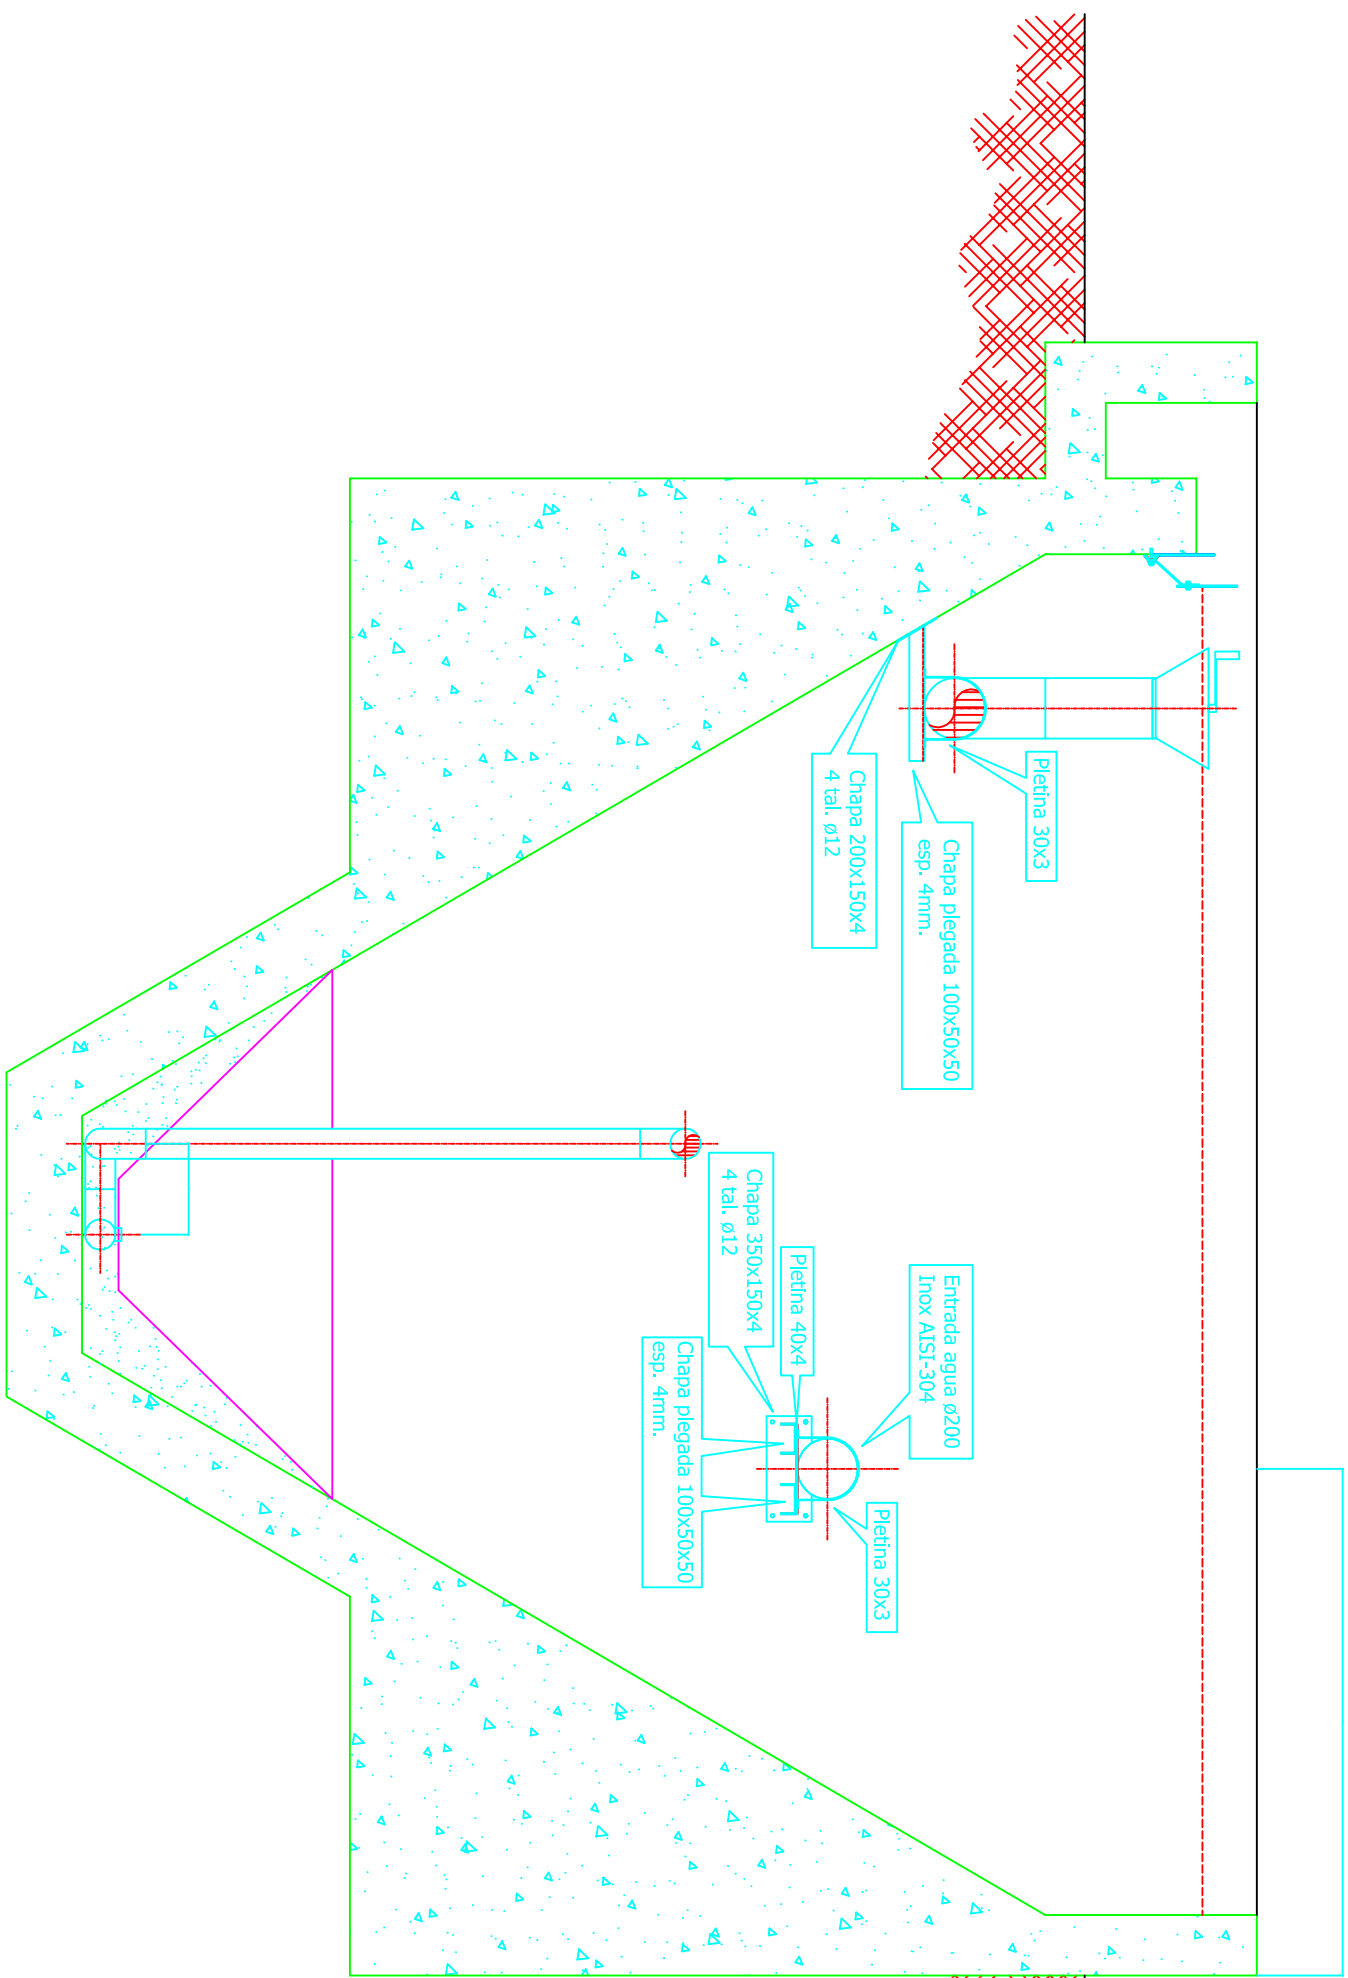

SECCIÓN B-B

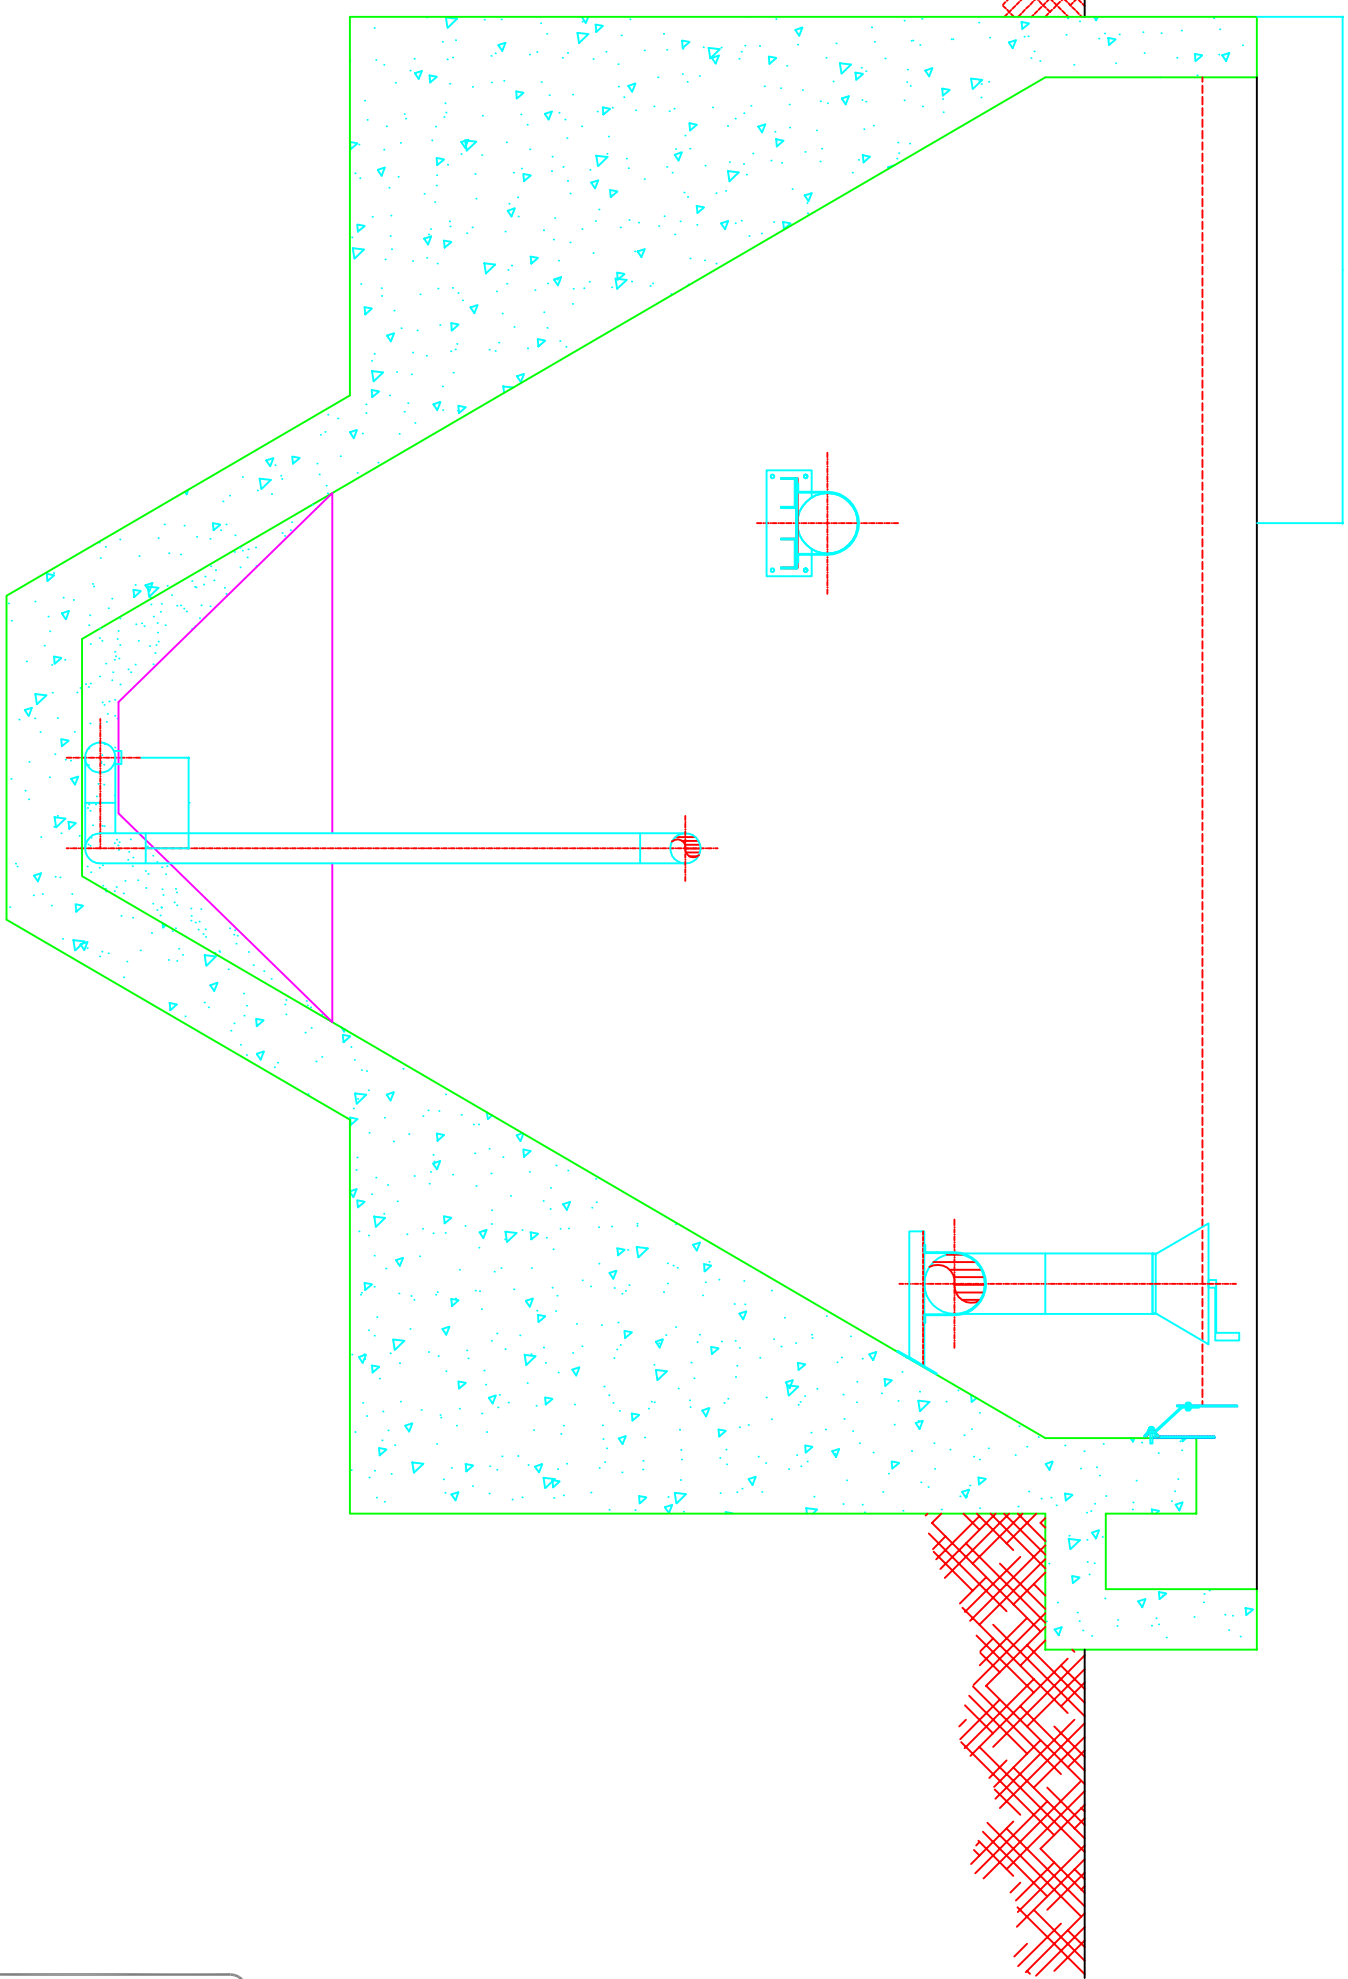

TÍTULO DEL PROYECTO

ESTADO FINAL DE LAS
OBRAS DE LA E.D.A.R.
EN ZAIDIN
(HUESCA)



DIPUTACIÓN DE HUESCA
SERVICIOS TECNICOS

ESCALA

1:40

FECHA

SEP/08

PLANO

9.4.2

DENOMINACION

DECANTADORES SECUNDARIOS


LA EMPRESA CONSTRUCTORA

COPEISA

EL DIRECTOR DE LA OBRA

JAMER ORTE SANCHEZ



INGENIERO DE C.C. y P.

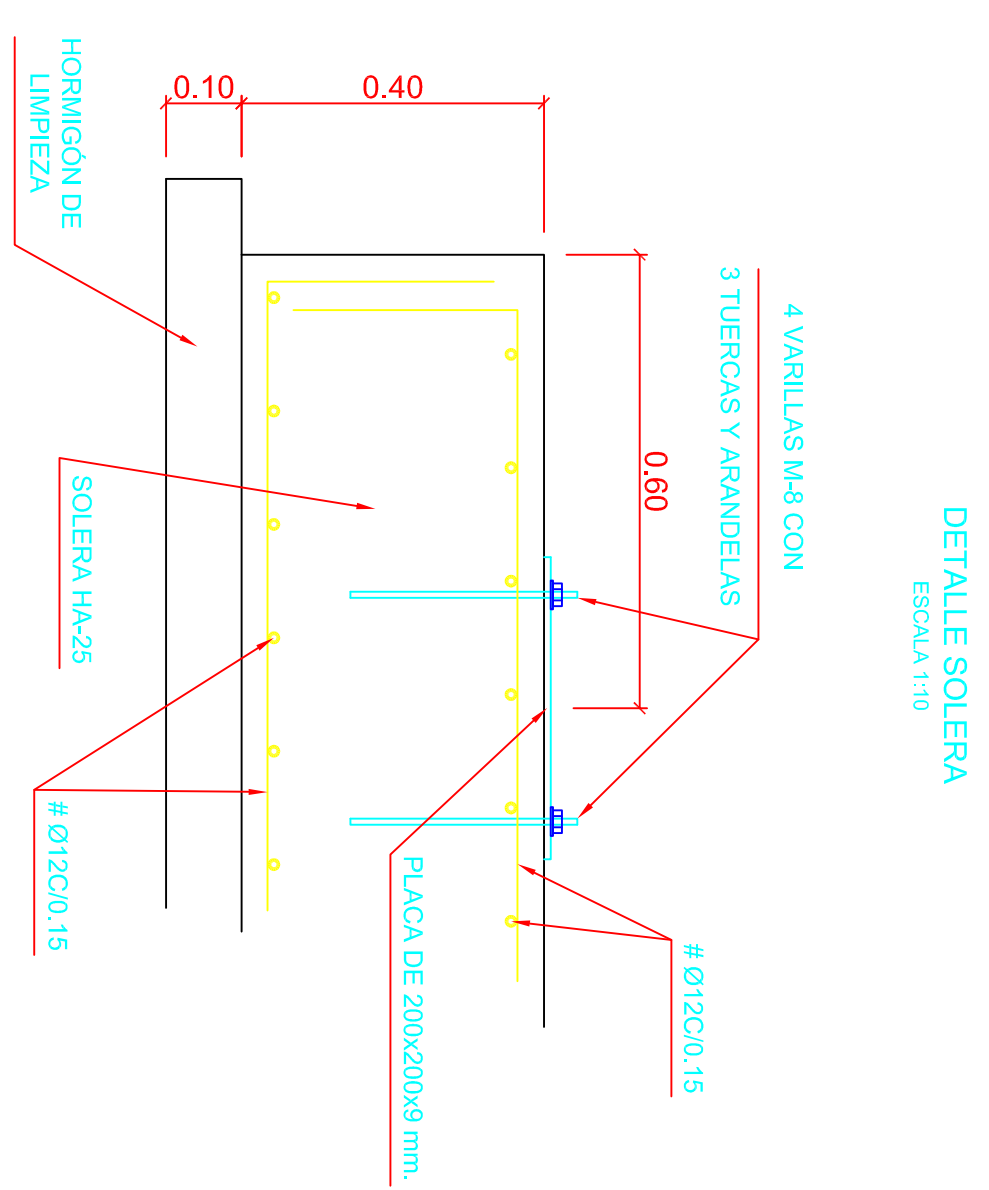


CONTROL DE CALIDAD		COEFICIENTE
HORMIGON	HA-25/P/20/IV	$\gamma_c = 1,50$
ACERO	B-500-S	$\gamma_s = 1,15$
EJECUCION	NIVEL NORMAL	$\gamma_e = 1,60$
RECUBRIMIENTO	45 mm.	
AMBIENTE	IV/4c	

TÍTULO DEL PROYECTO ESTADO FINAL DE LAS OBRAS DE LA E.D.A.R. EN ZALDIN (HUESCA)		 DIPUTACIÓN DE HUESCA	
ESCALAS 1:20 1:10	FECHA SEP/08	SERVICIOS TECNICOS	
LA EMPRESA CONSTRUCTORA COPEISA		PLANO 9.5	DE DENOMINACION ESPESADOR DE FANGOS PLANTA Y DETALLES
EL DIRECTOR DE LA OBRA JAMIER ORTE SANCHEZ		INGENIERO DE C.C. y P	


CENTRÍFUGA

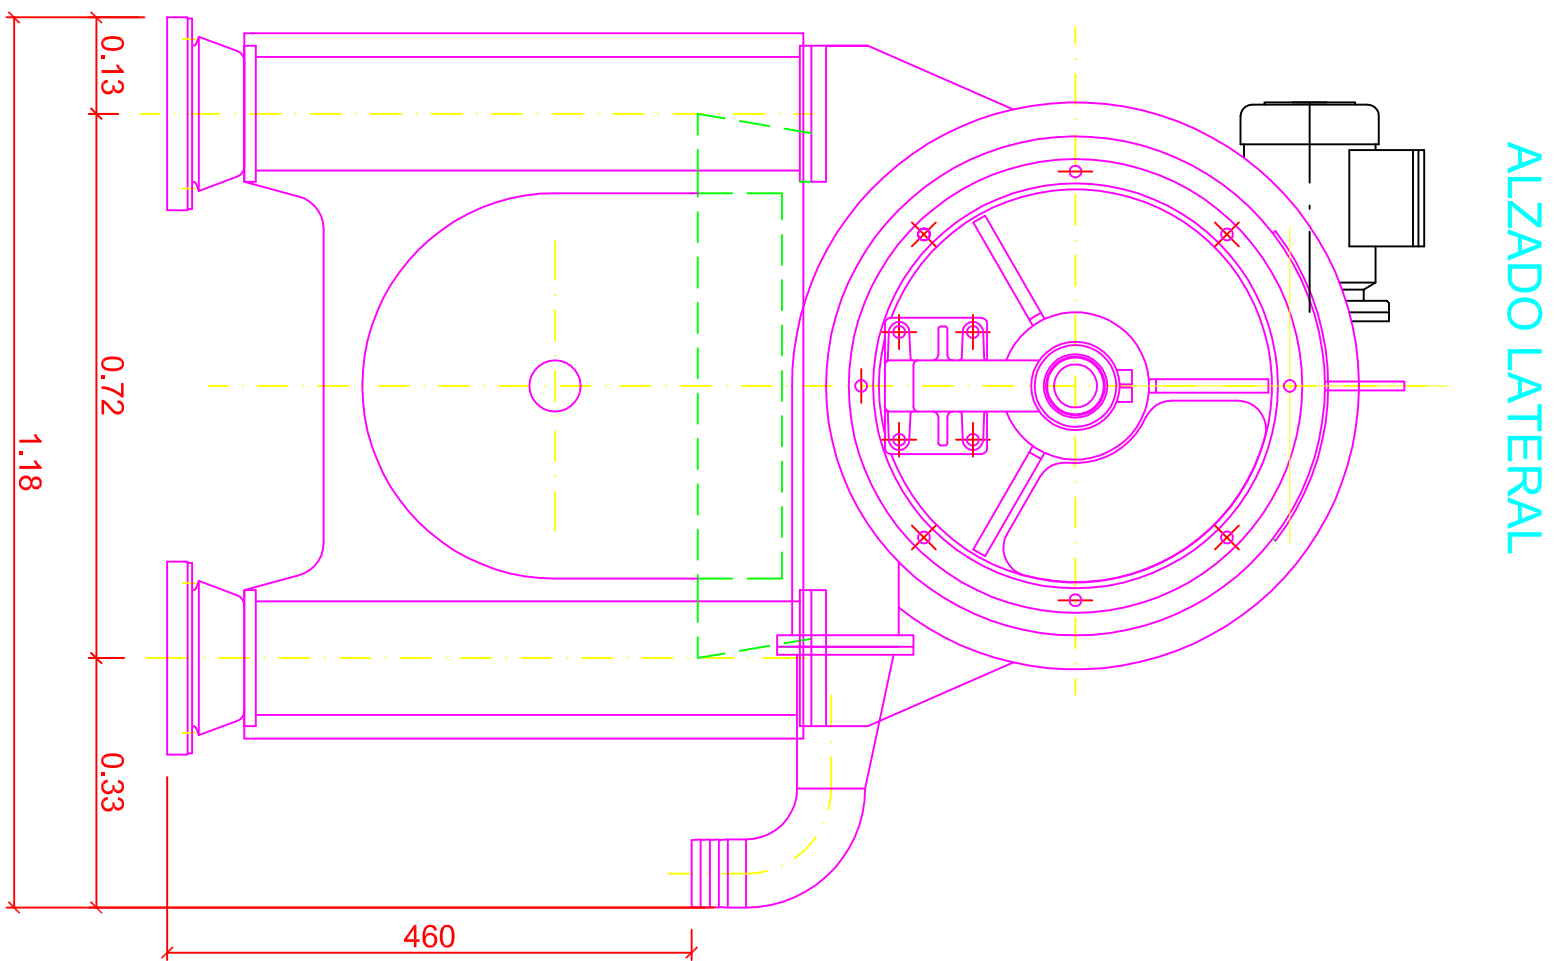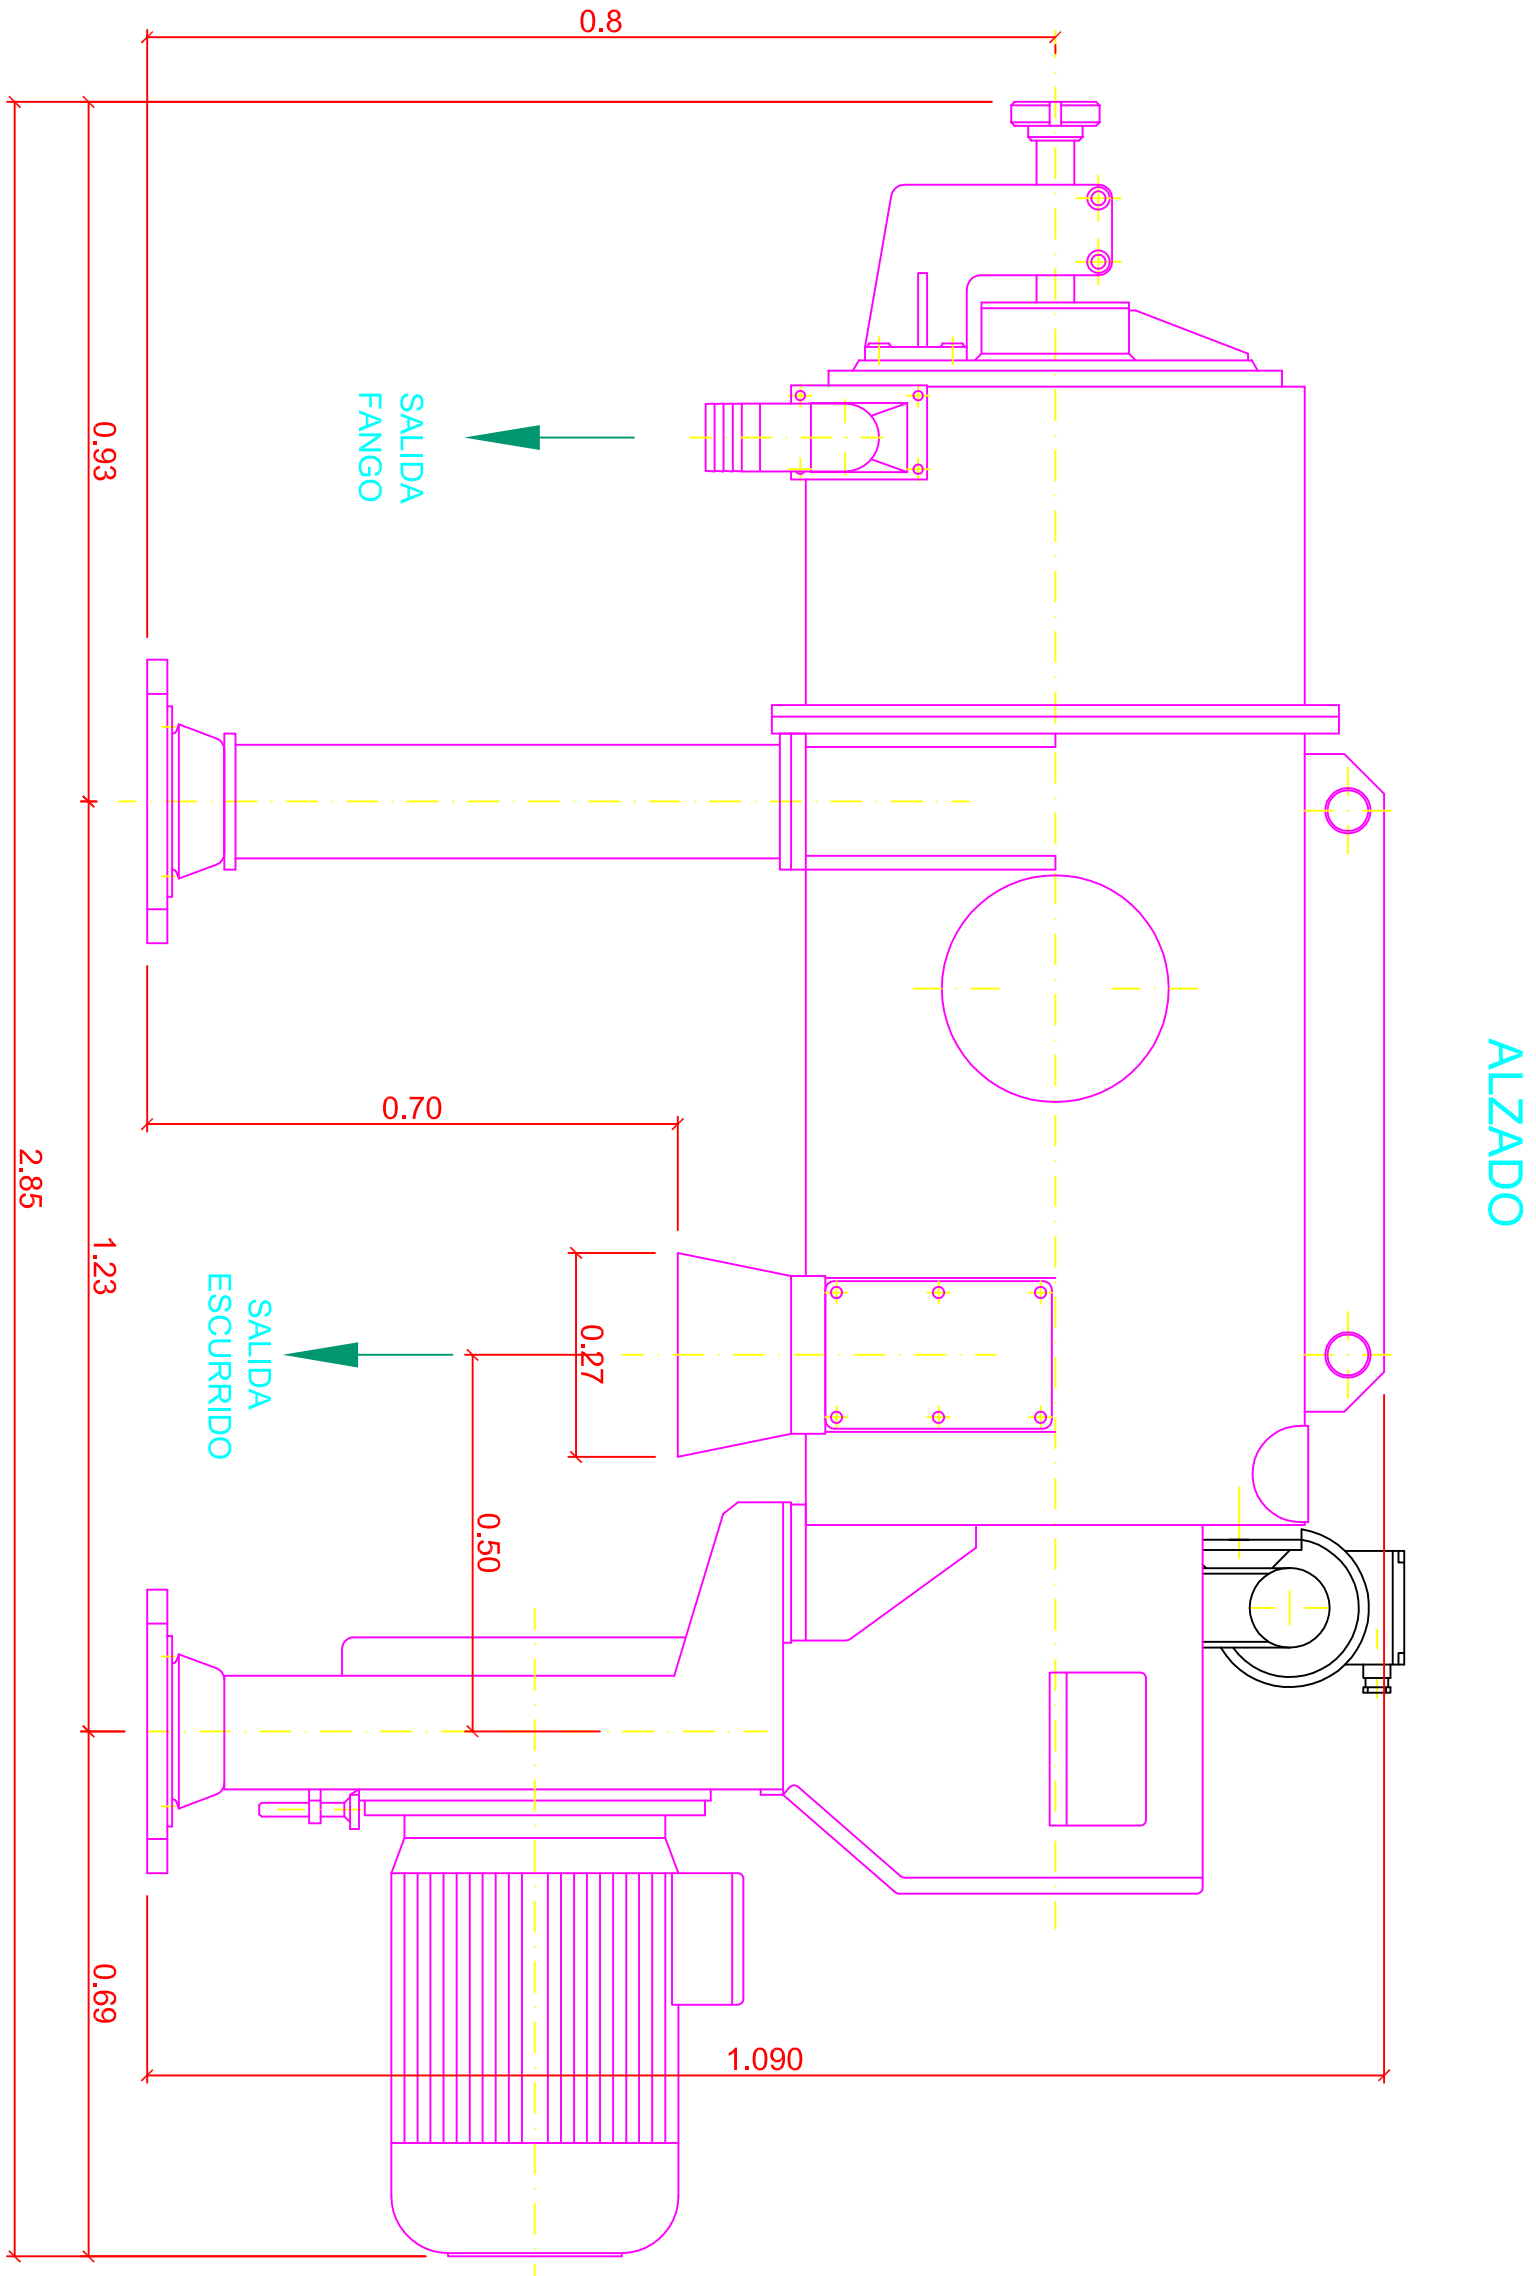

PLANTA

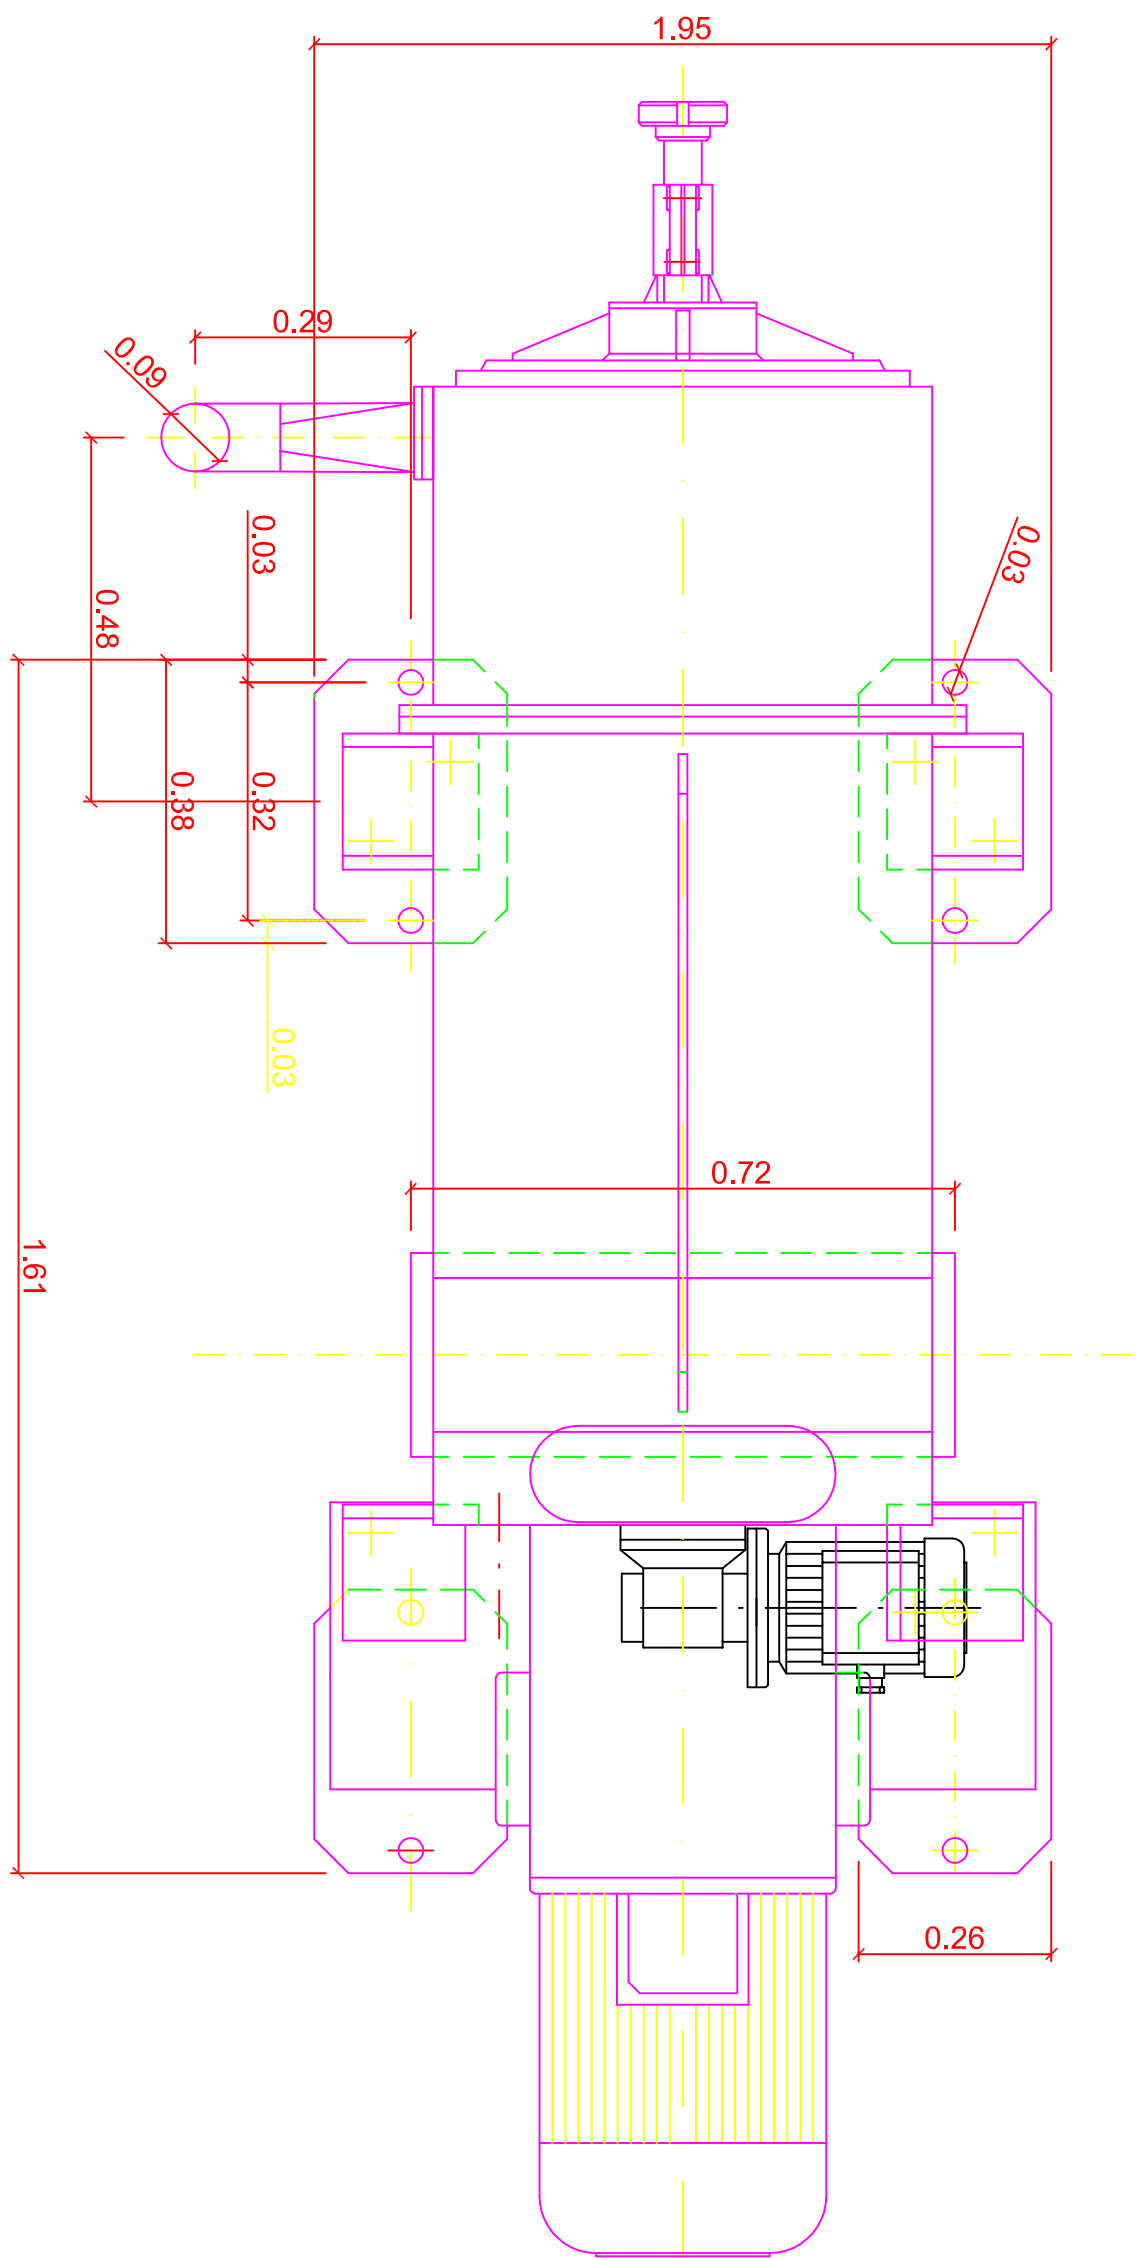

TÍTULO DEL PROYECTO			DIPUTACIÓN DE HUESCA		
ESTADO FINAL DE LAS OBRAS DE LA E.D.A.R. EN ZAIDÍN (HUESCA)			SERVICIOS TÉCNICOS		
ESCALA	FECHA	PLANO	DENOMINACIÓN		
S/E	SEP/08	9.6	CENTRÍFUGA		
LA EMPRESA CONSTRUCTORA			EL DIRECTOR DE LA OBRA		
COPEISA			JAMER ORTE SANCHEZ INGENIERO DE C.C. y P.		

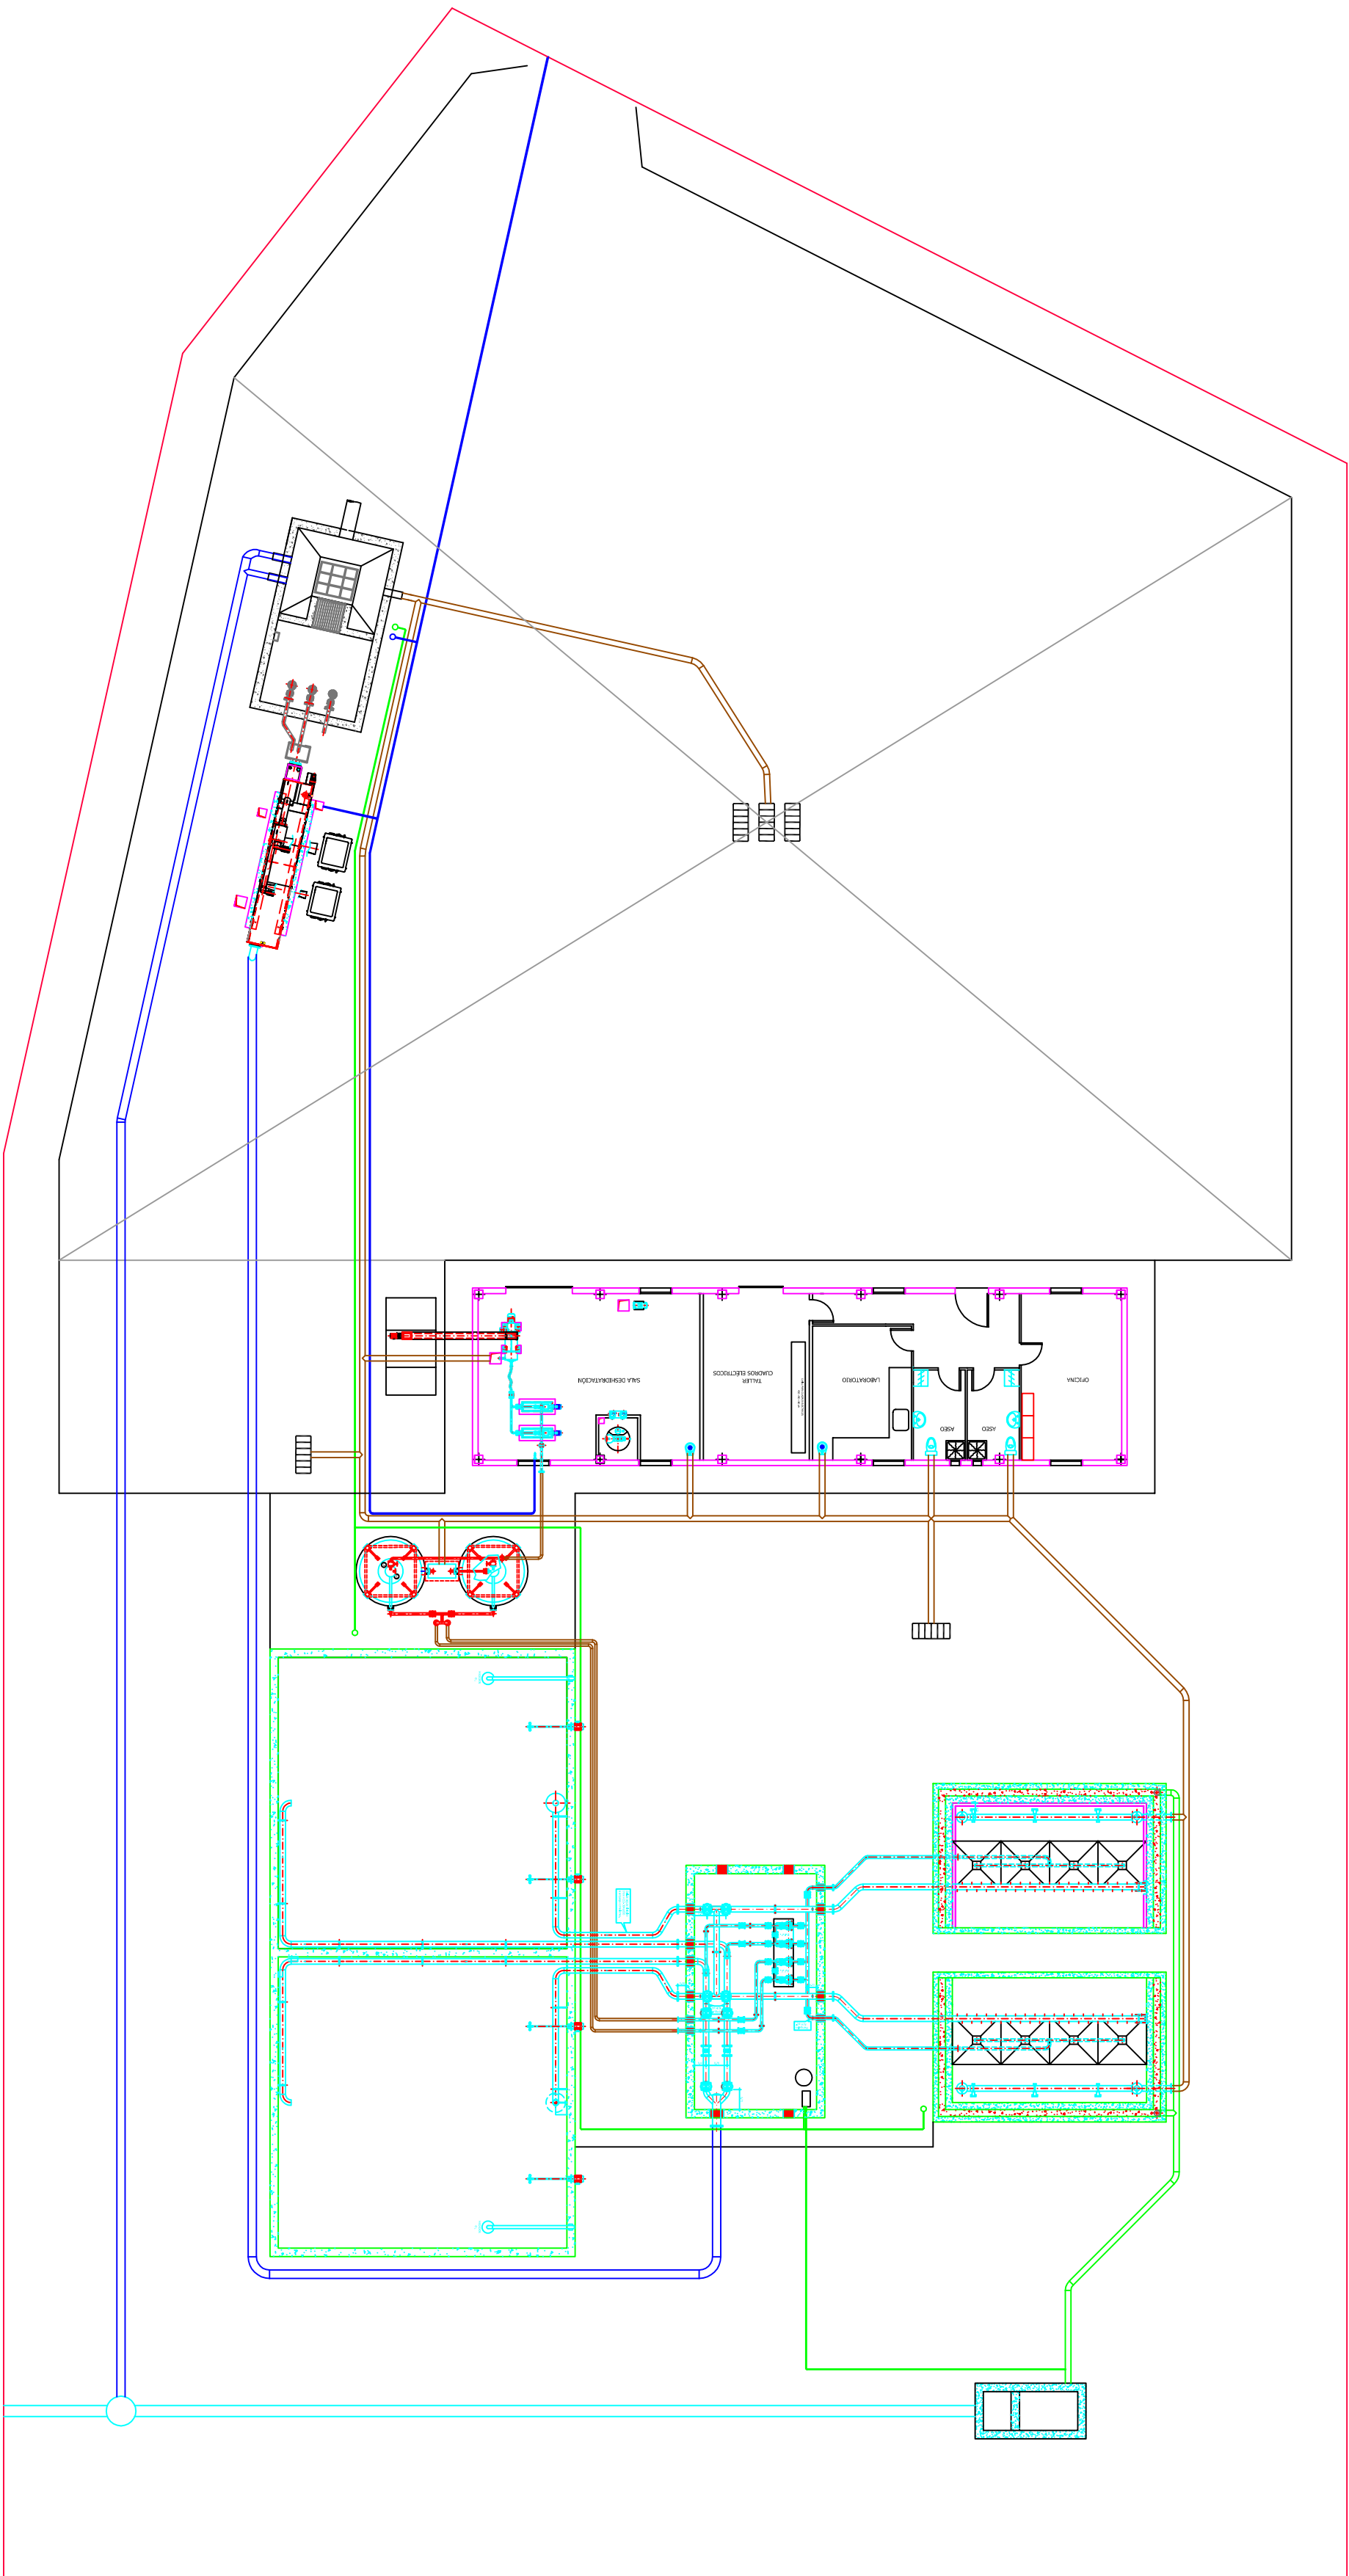

TITULO DEL PROYECTO

ESTADO FINAL DE LAS
OBRAS DE LA E.D.A.R.
EN ZAIDIN
(HUESCA)



DIPUTACIÓN DE HUESCA
SERVICIOS TECNICOS

ESCALA

1:200

FECHA

SEP/08

PLANO

10

DENOMINACION

TUBERIAS

LA EMPRESA CONSTRUCTORA


COPEISA

EL DIRECTOR DE LA OBRA




JAMIER ORTE SANCHEZ

INGENIERO DE C.C. y P.







Sección A-A

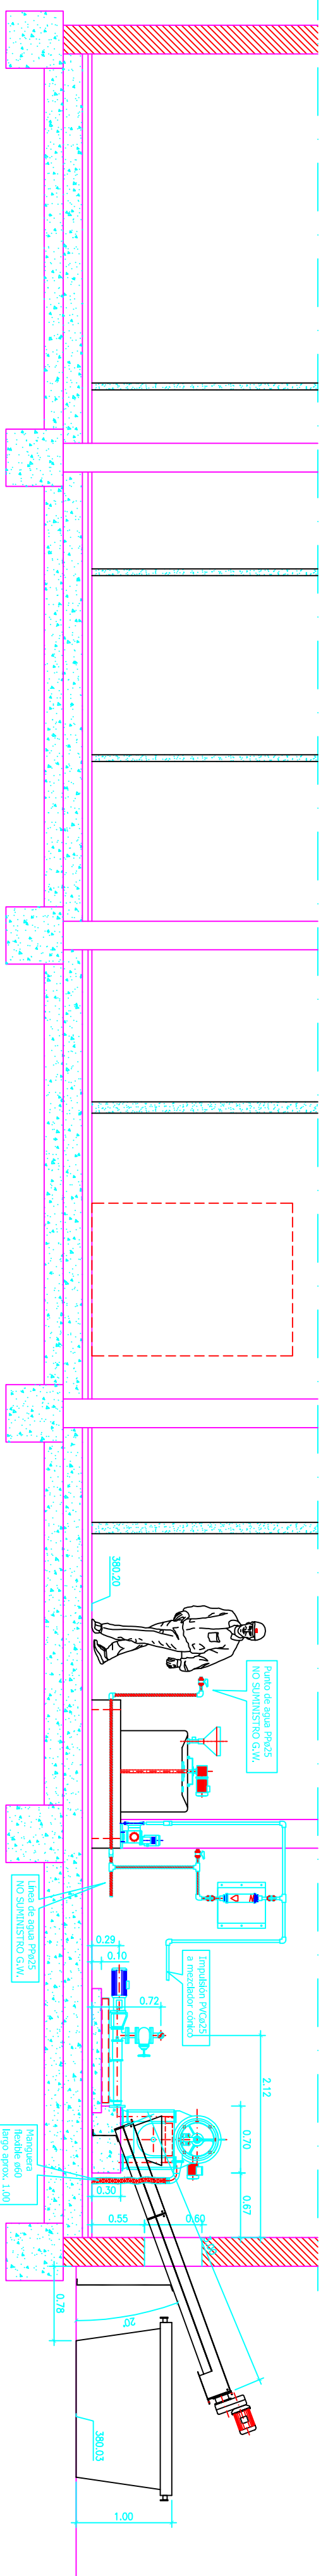


Sección B-B

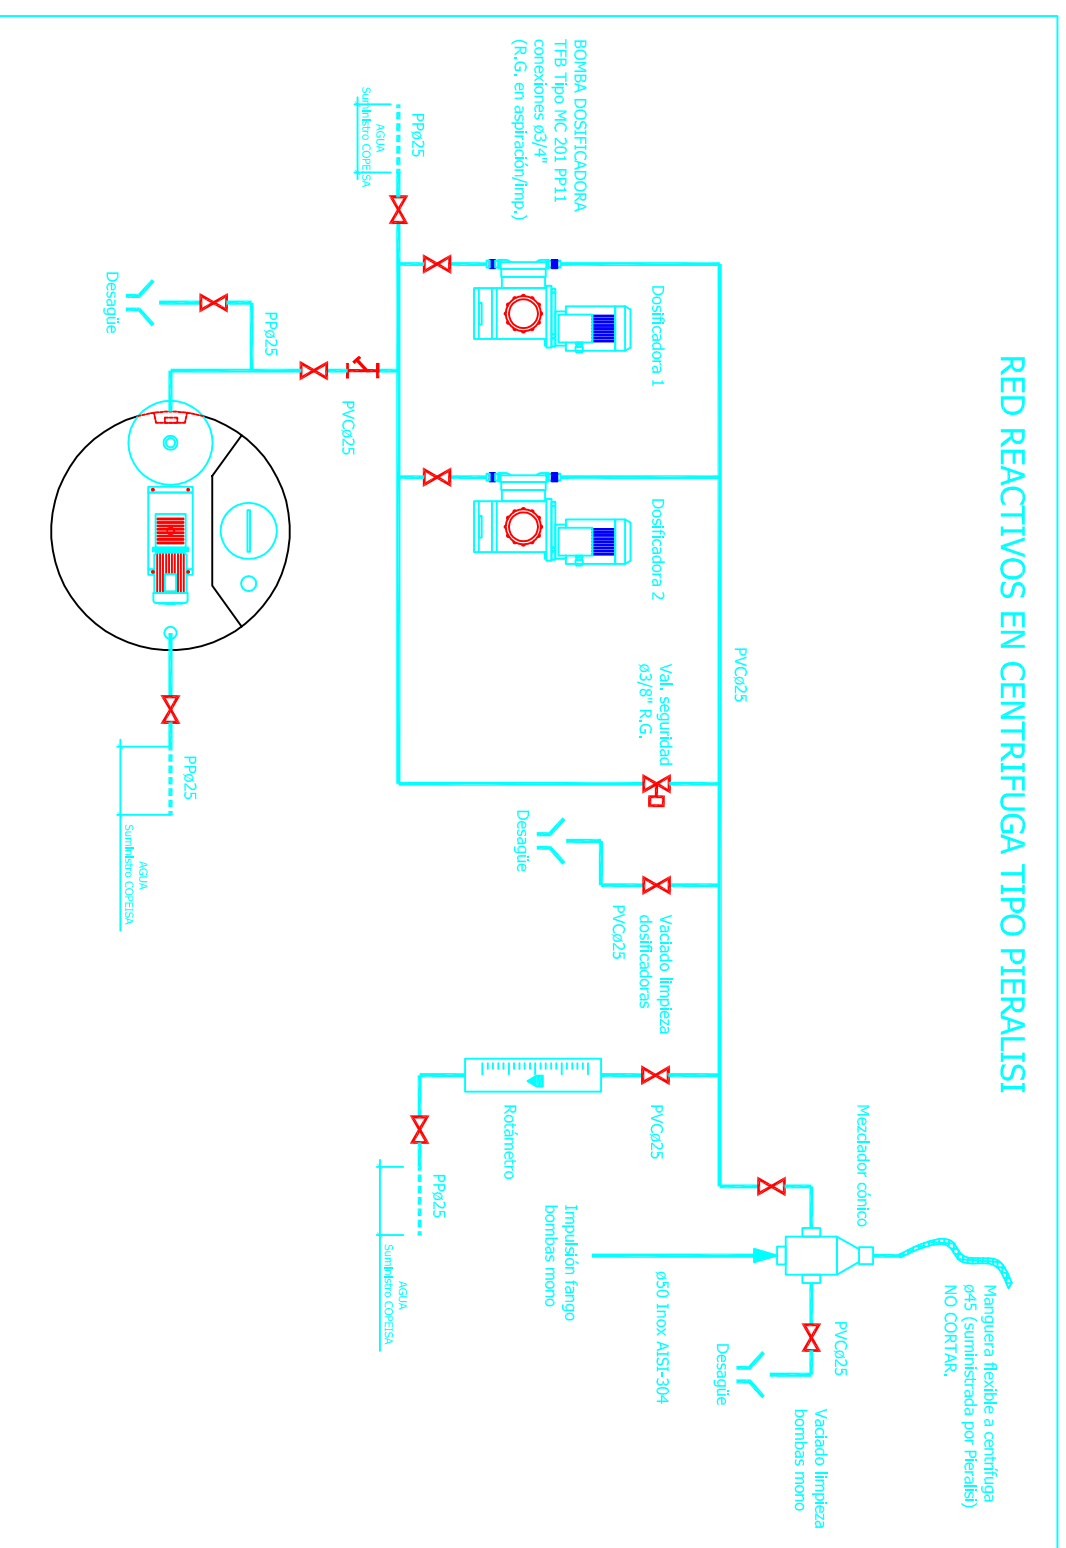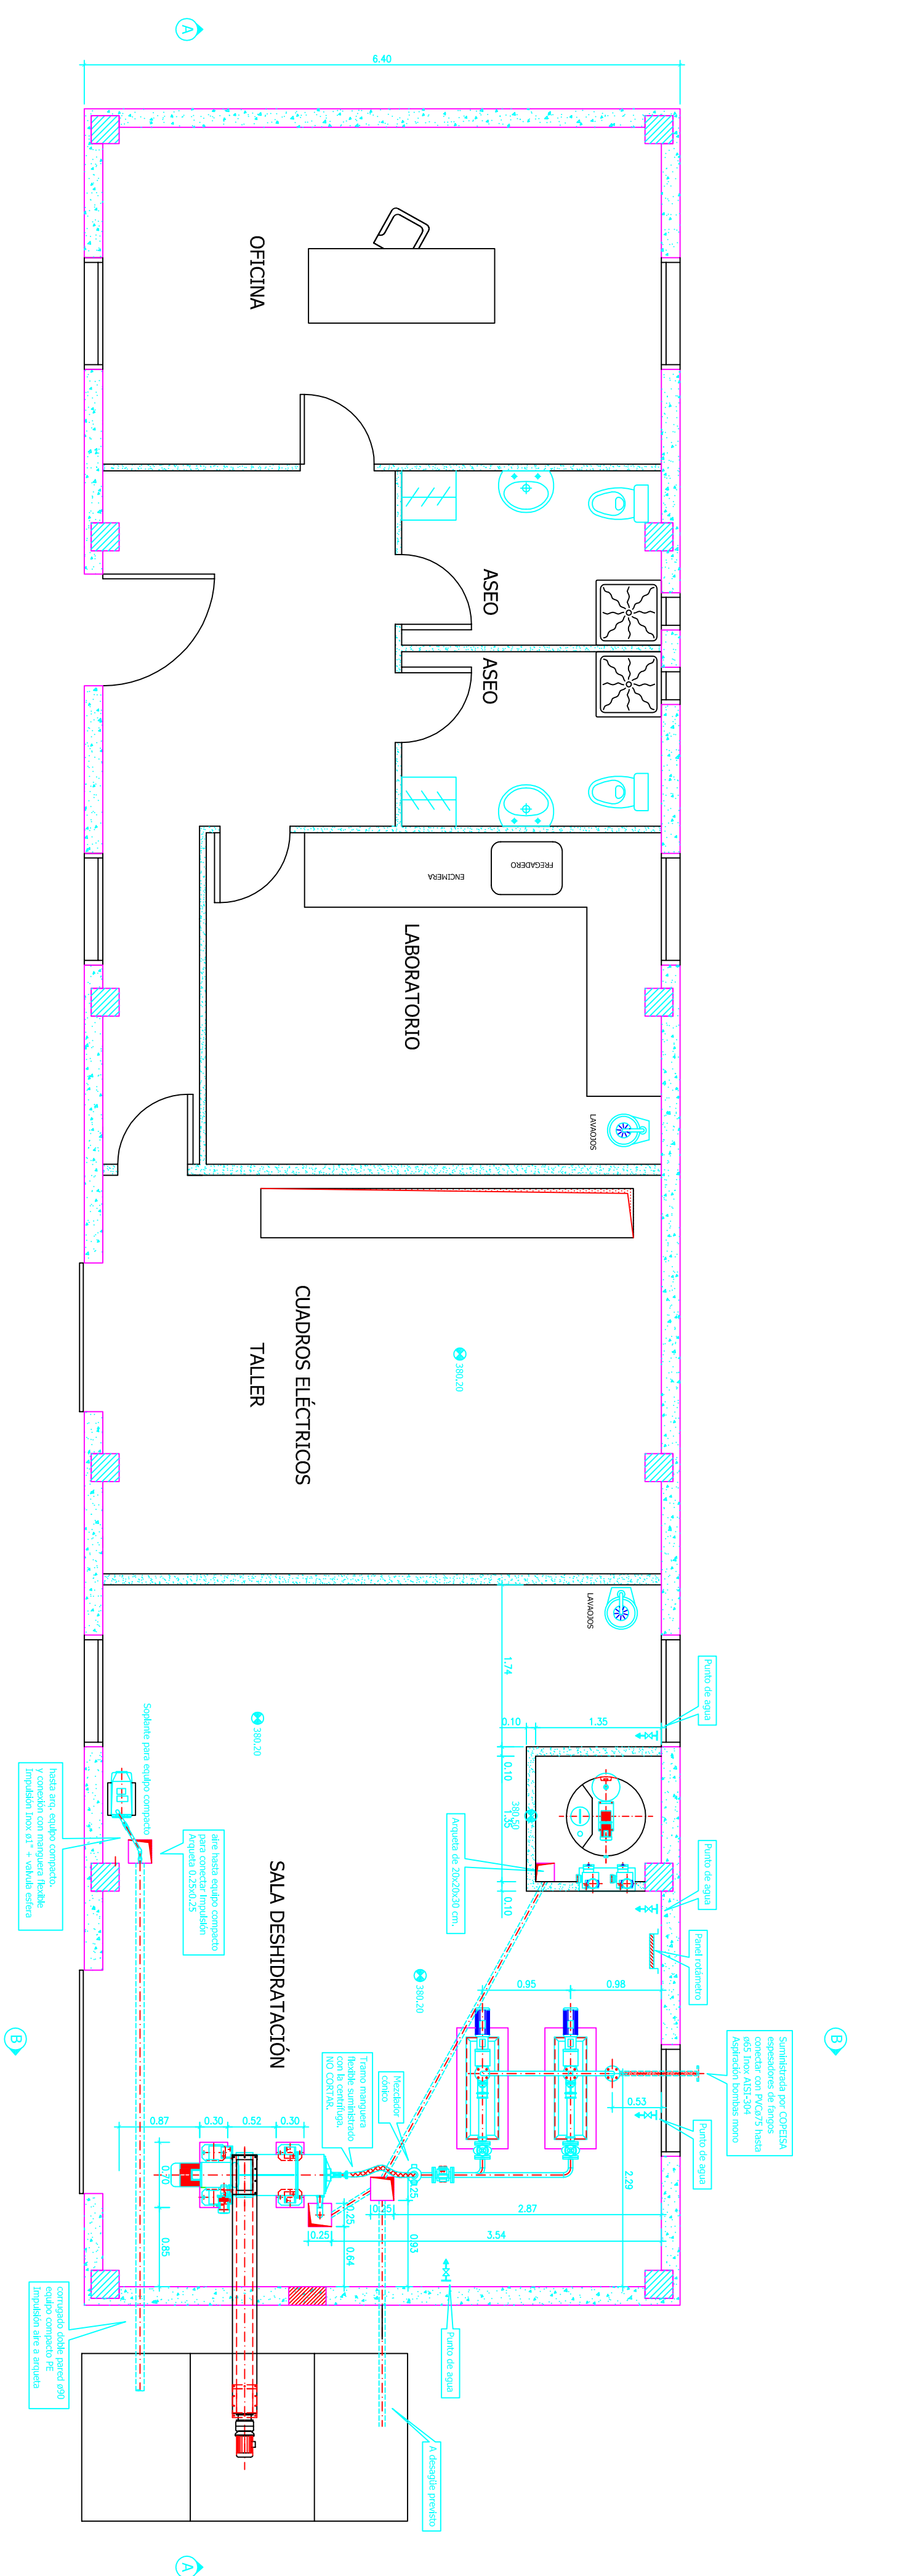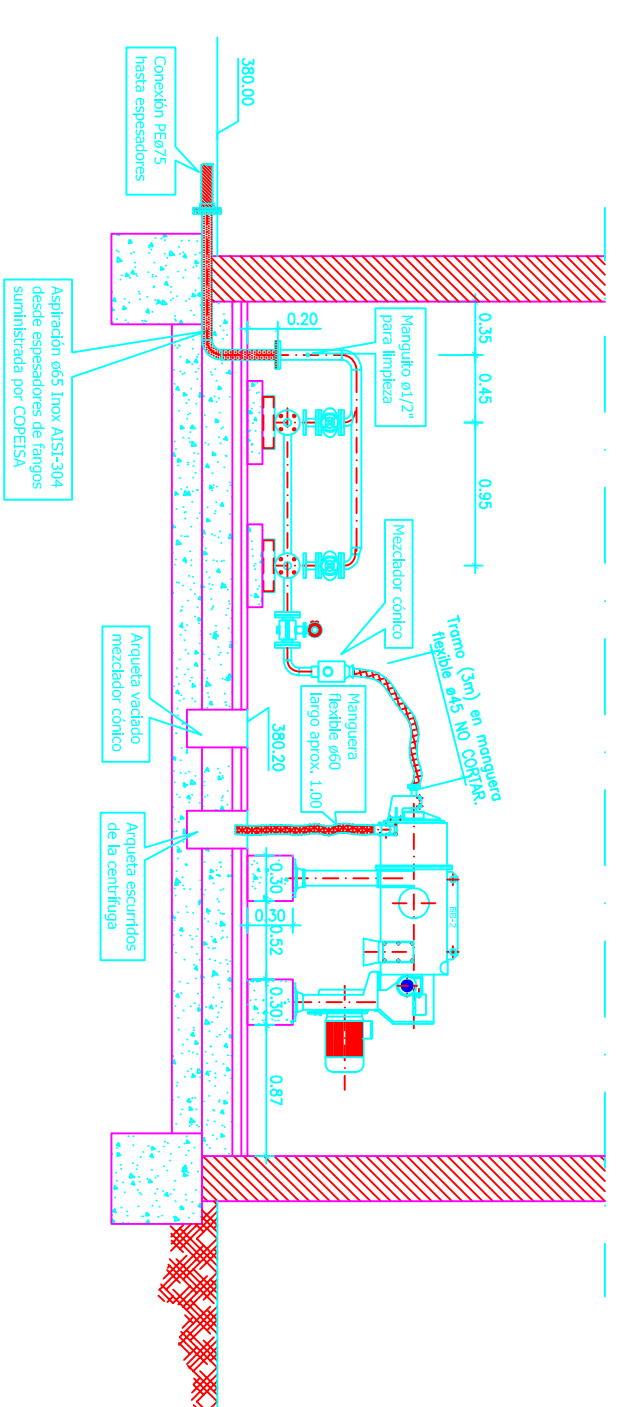

		TÍTULO DEL PROYECTO ESTADO FINAL DE LAS OBRAS DE LA E.D.A.R. EN ZALDIN (HUESCA)	
DIPUTACIÓN DE HUESCA SERVICIOS TÉCNICOS		ESCALAS 1:50	
		FECHA SEP/08	
		PLANO 11	
DENOMINACIÓN EDIFICIO CONTROL Y DESHIDRATACIÓN			
EL DIRECTOR DE LA OBRA JAVIER ORTE SANCHEZ			
INGENIERO DE C.C. y P.			

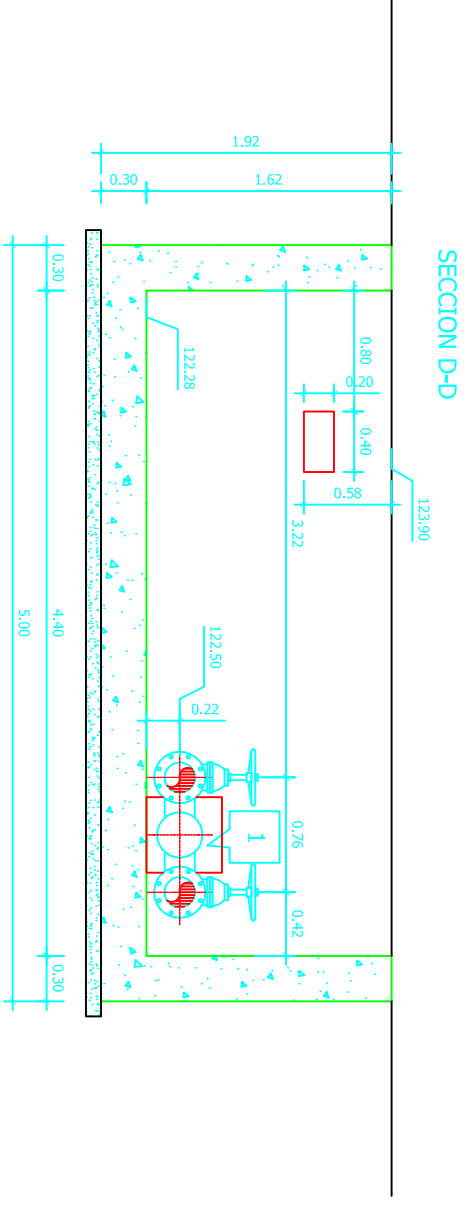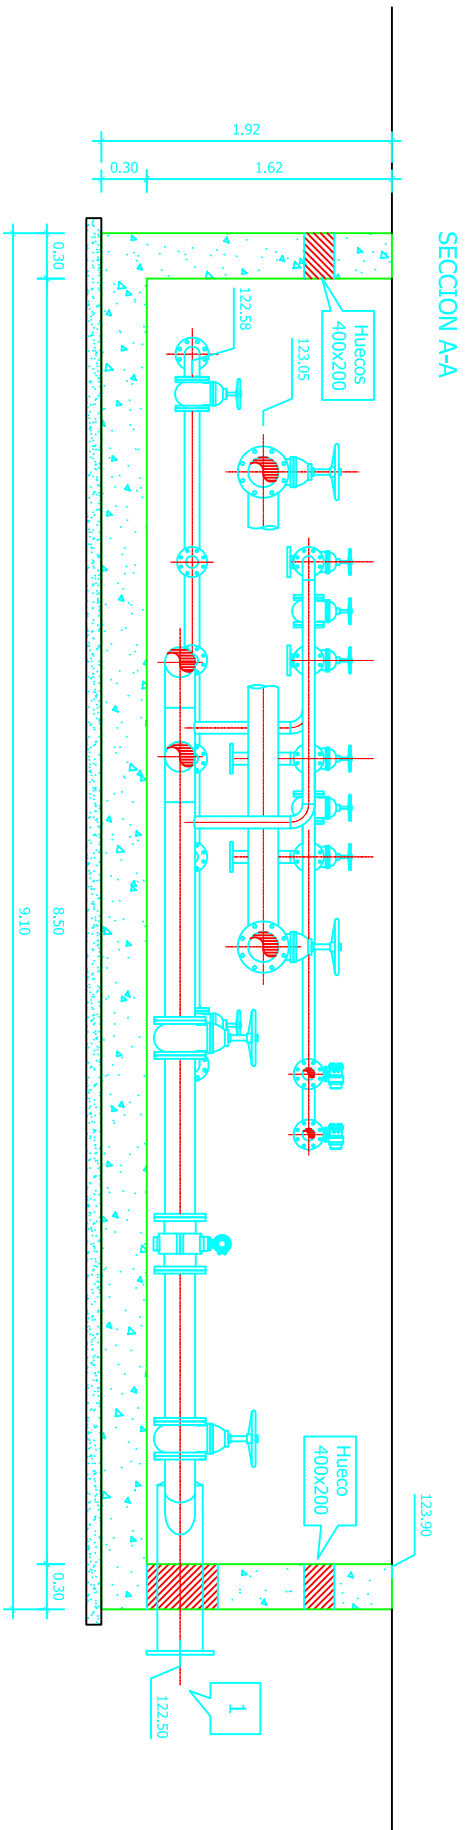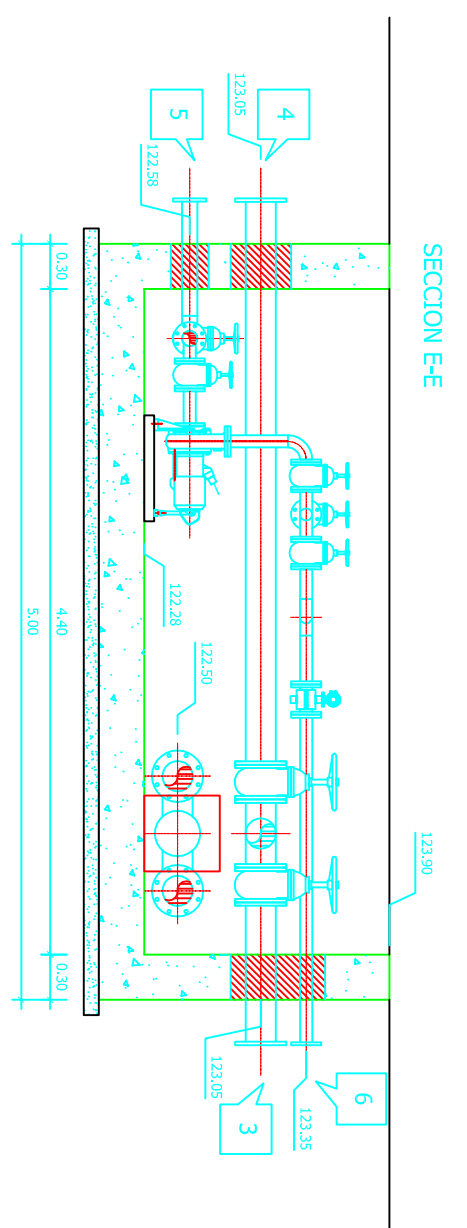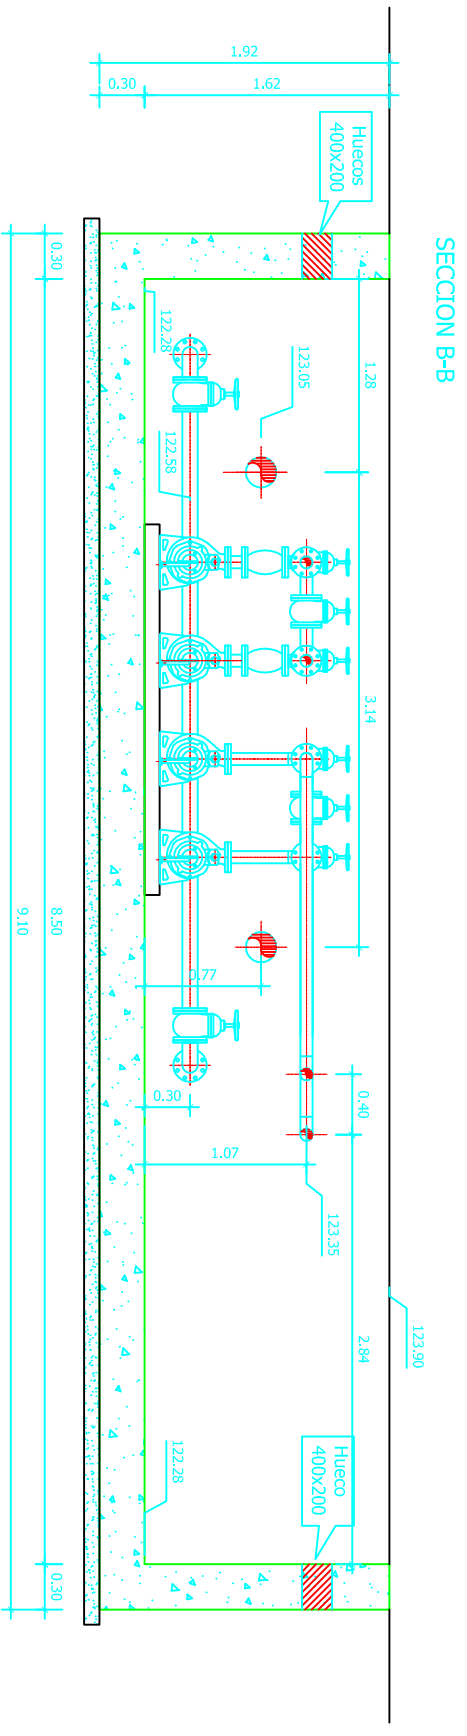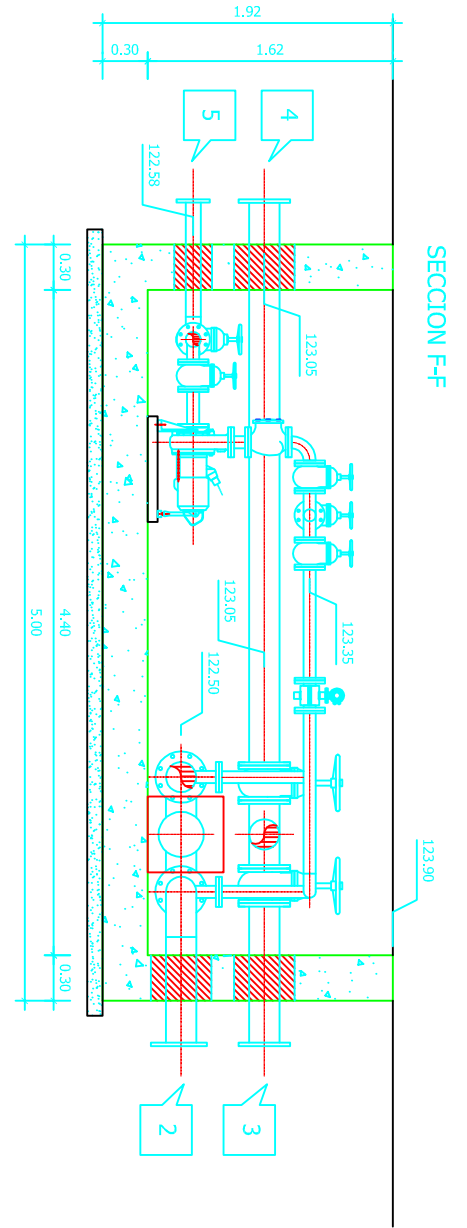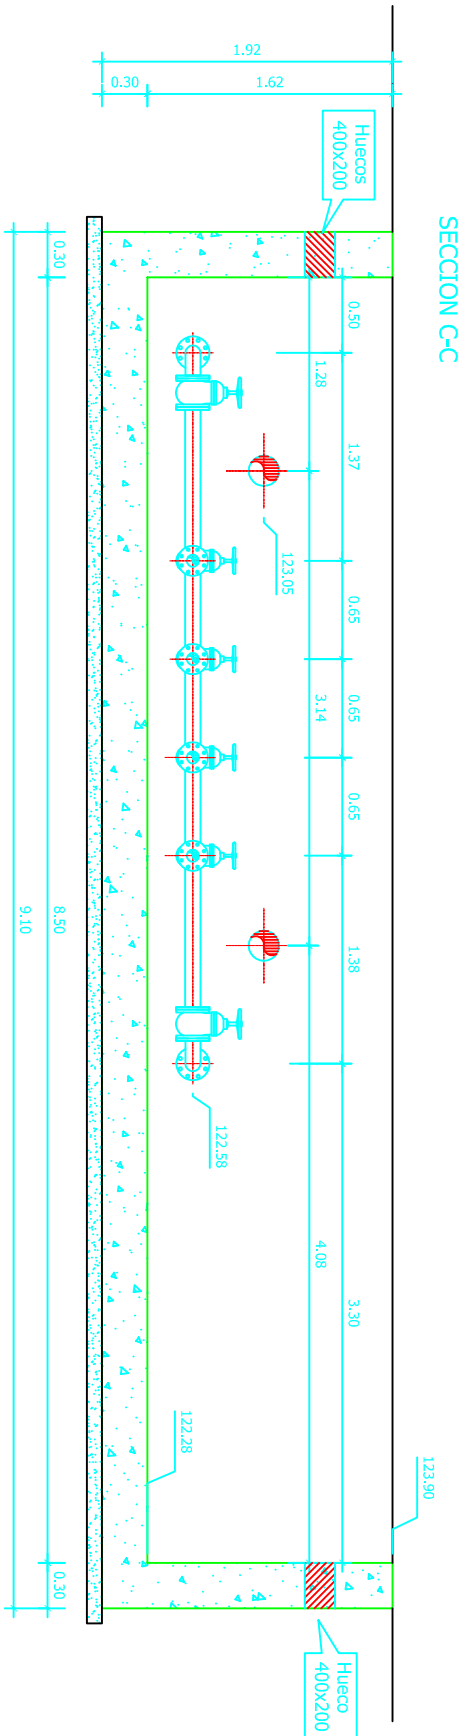

BOMBO RECIRCULACION FANOS (B.R.F.)		BOMBO FANOS A ESPESADOR (B.F.E.)	
MARCA	ABE	MARCA	ABE
MODELO	AP 0831 M13 (1.30kw a 580rpm)	MODELO	AP 0831 M15 (1.50kw a 1460rpm)
CAUDAL	8 l/s	CAUDAL	7.5 m³/h
ALTURA	2.20 mca	ALTURA	6.50 mca
ASPRACION	ABE	ASPRACION	ABE
VALVULAS	COMPUERTA ABE PM-10	VALVULAS	COMPUERTA ABE PM-10
IMPULSION	ABE ABE1-304	IMPULSION	ABE ABE1-304
VALVULAS	COMPUERTA ABE PM-10	VALVULAS	COMPUERTA ABE PM-10
TORNILLERIA	A2	TORNILLERIA	A2
COLECTOR IMP.	ABE ABE1-304	COLECTOR IMP.	ABE ABE1-304
OBSERVACIONES	Caudalmento ABE en impulsión.	OBSERVACIONES	Caudalmento ABE en impulsión.

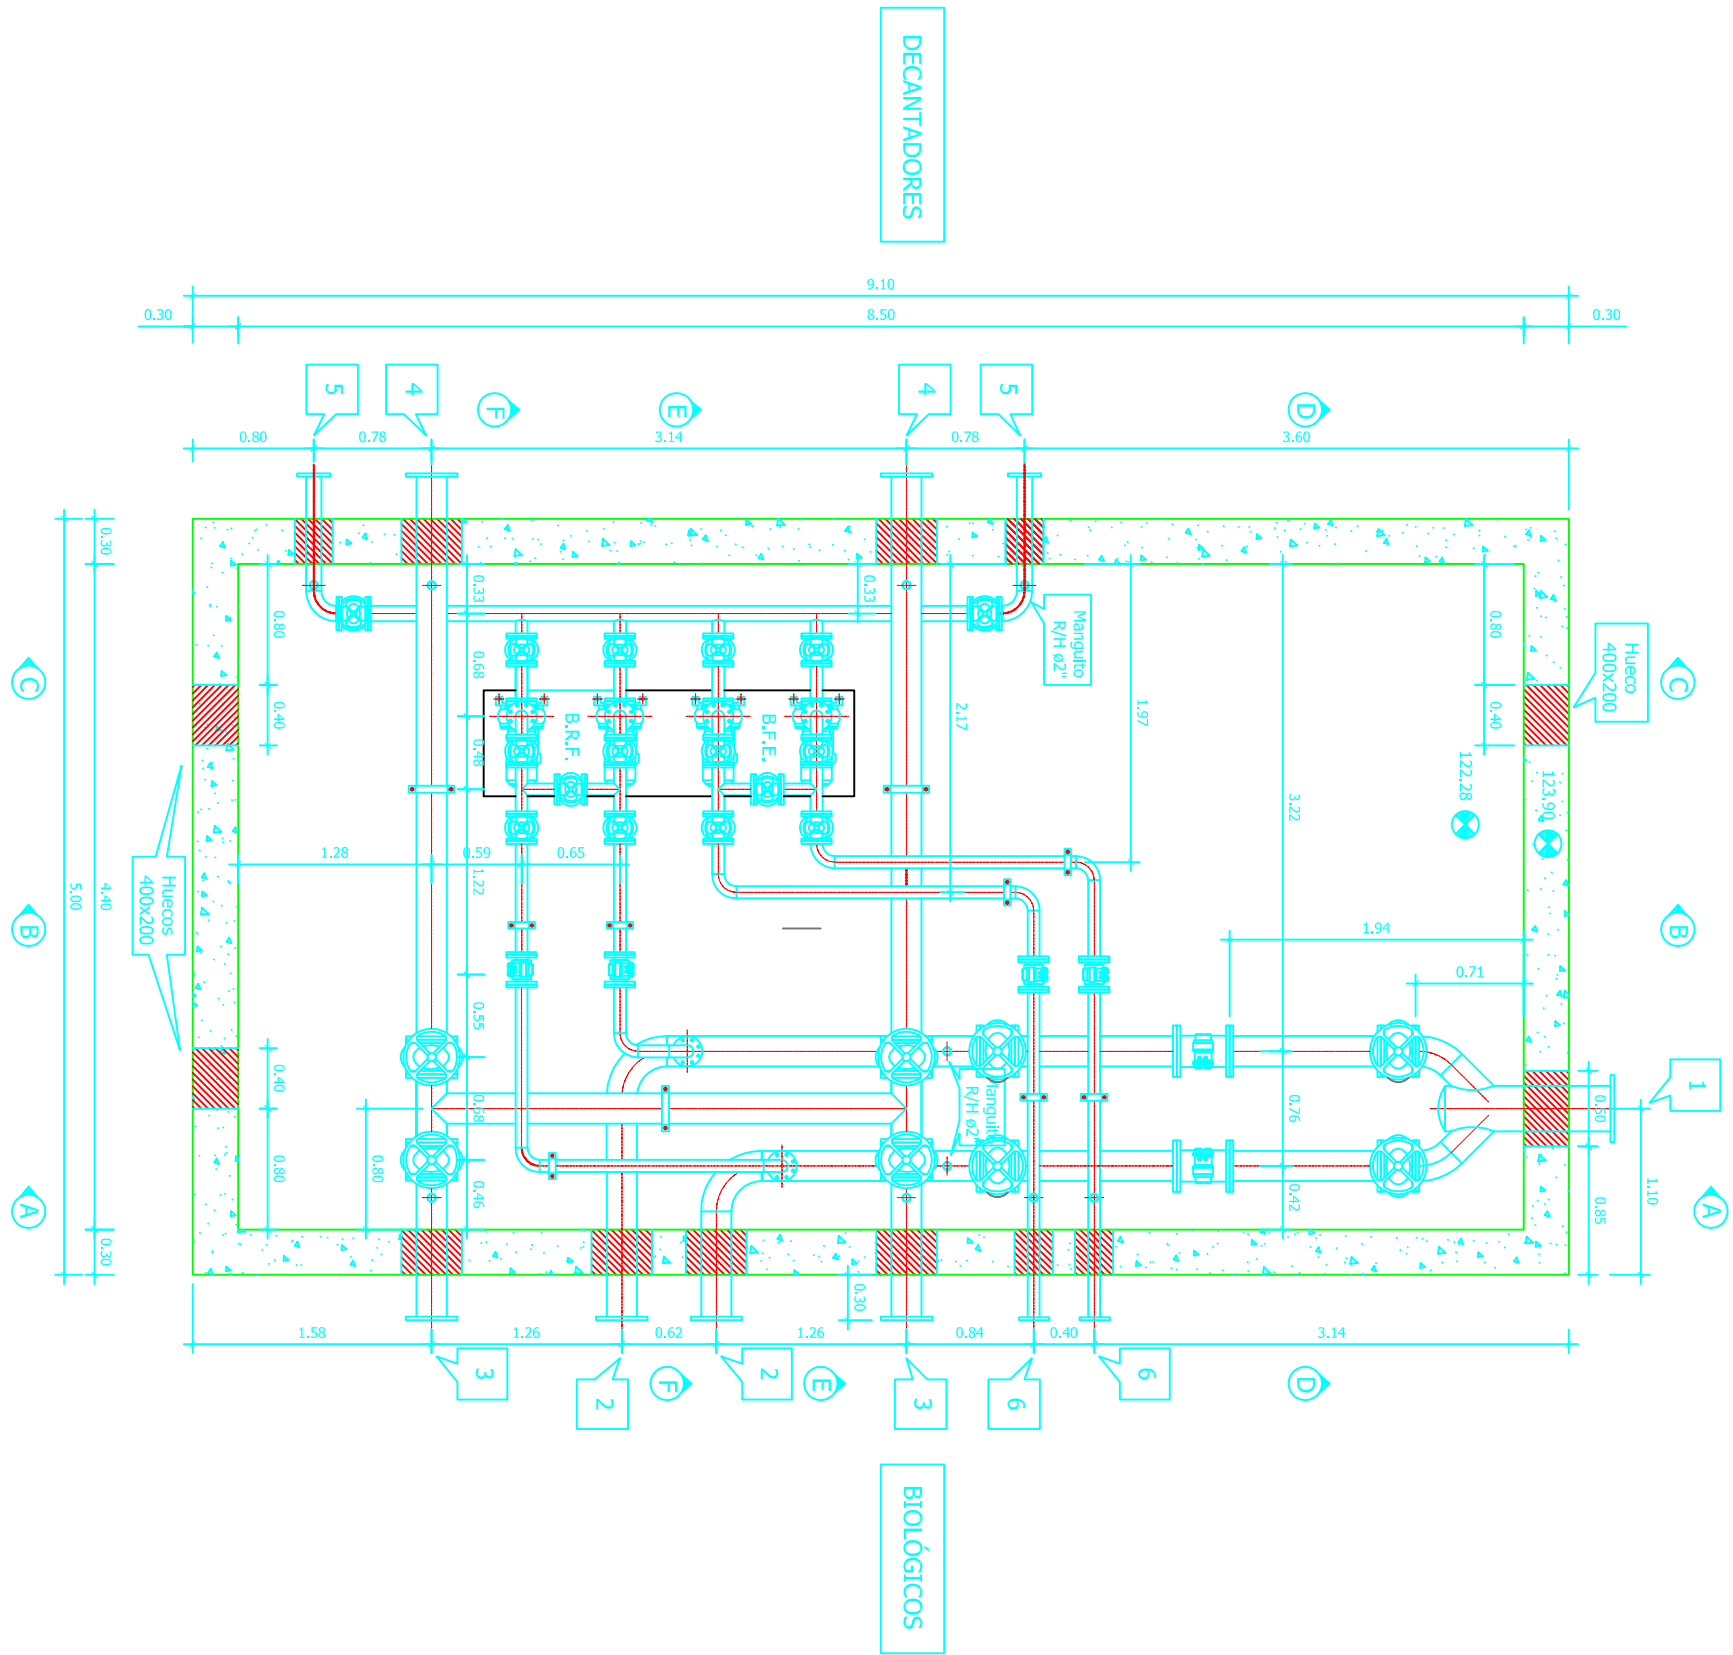


1. Tanque de acero inox AISI-304 de entrada de agua residual desde equipo compacto 6300, con labero en muro de anclaje de 500x500.
2. Tanques en acero inox AISI-304 de entrada de agua residual desde el equipo compacto 6300, con labero en muro de anclaje de 600x600.
3. Tanque en acero inox AISI-304 de salida de agua de los biológicos de entrada de agua residual desde el equipo compacto 6300, con labero en muro de anclaje de 600x600.
4. Tanque en acero inox AISI-304 de entrada de agua a los biológicos de entrada de agua residual desde el equipo compacto 6300, con labero en muro de anclaje de 600x600.
5. Tanques en acero inox AISI-304 de depósitos de fango en los biológicos de entrada de agua residual desde el equipo compacto 6300, con labero en muro de anclaje de 600x600.
6. Tanques en acero inox AISI-304 de depósitos de fango en los biológicos de entrada de agua residual desde el equipo compacto 6300, con labero en muro de anclaje de 600x600.


TITULO DEL PROYECTO			ESTADO FINAL DE LAS OBRAS DE LA E.D.A.R. EN ZAIDIN (HUESCA)		
ESCALAS			FECHA		
1:50			SEP/08		
PLANO			12		
LA EMPRESA CONSTRUCTORA			EL DIRECTOR DE LA OBRA		
COPEISA			JAMIER ORTE SANCHEZ INGENIERO DE C.C. y P.		
DENOMINACION			DIPUTACIÓN DE HUESCA		
ARQUETA DE CONEXIONES PLANTA Y SECCIONES			SERVICIOS TECNICOS		

CONEXIÓN CON TUBERÍA EXISTENTE
DE AGUA POTABLE DE 1+1/2"

TUBERÍA DE ABASTECIMIENTO DE
AGUA POTABLE A LA E.D.A.R. PE Ø 1+1/2"

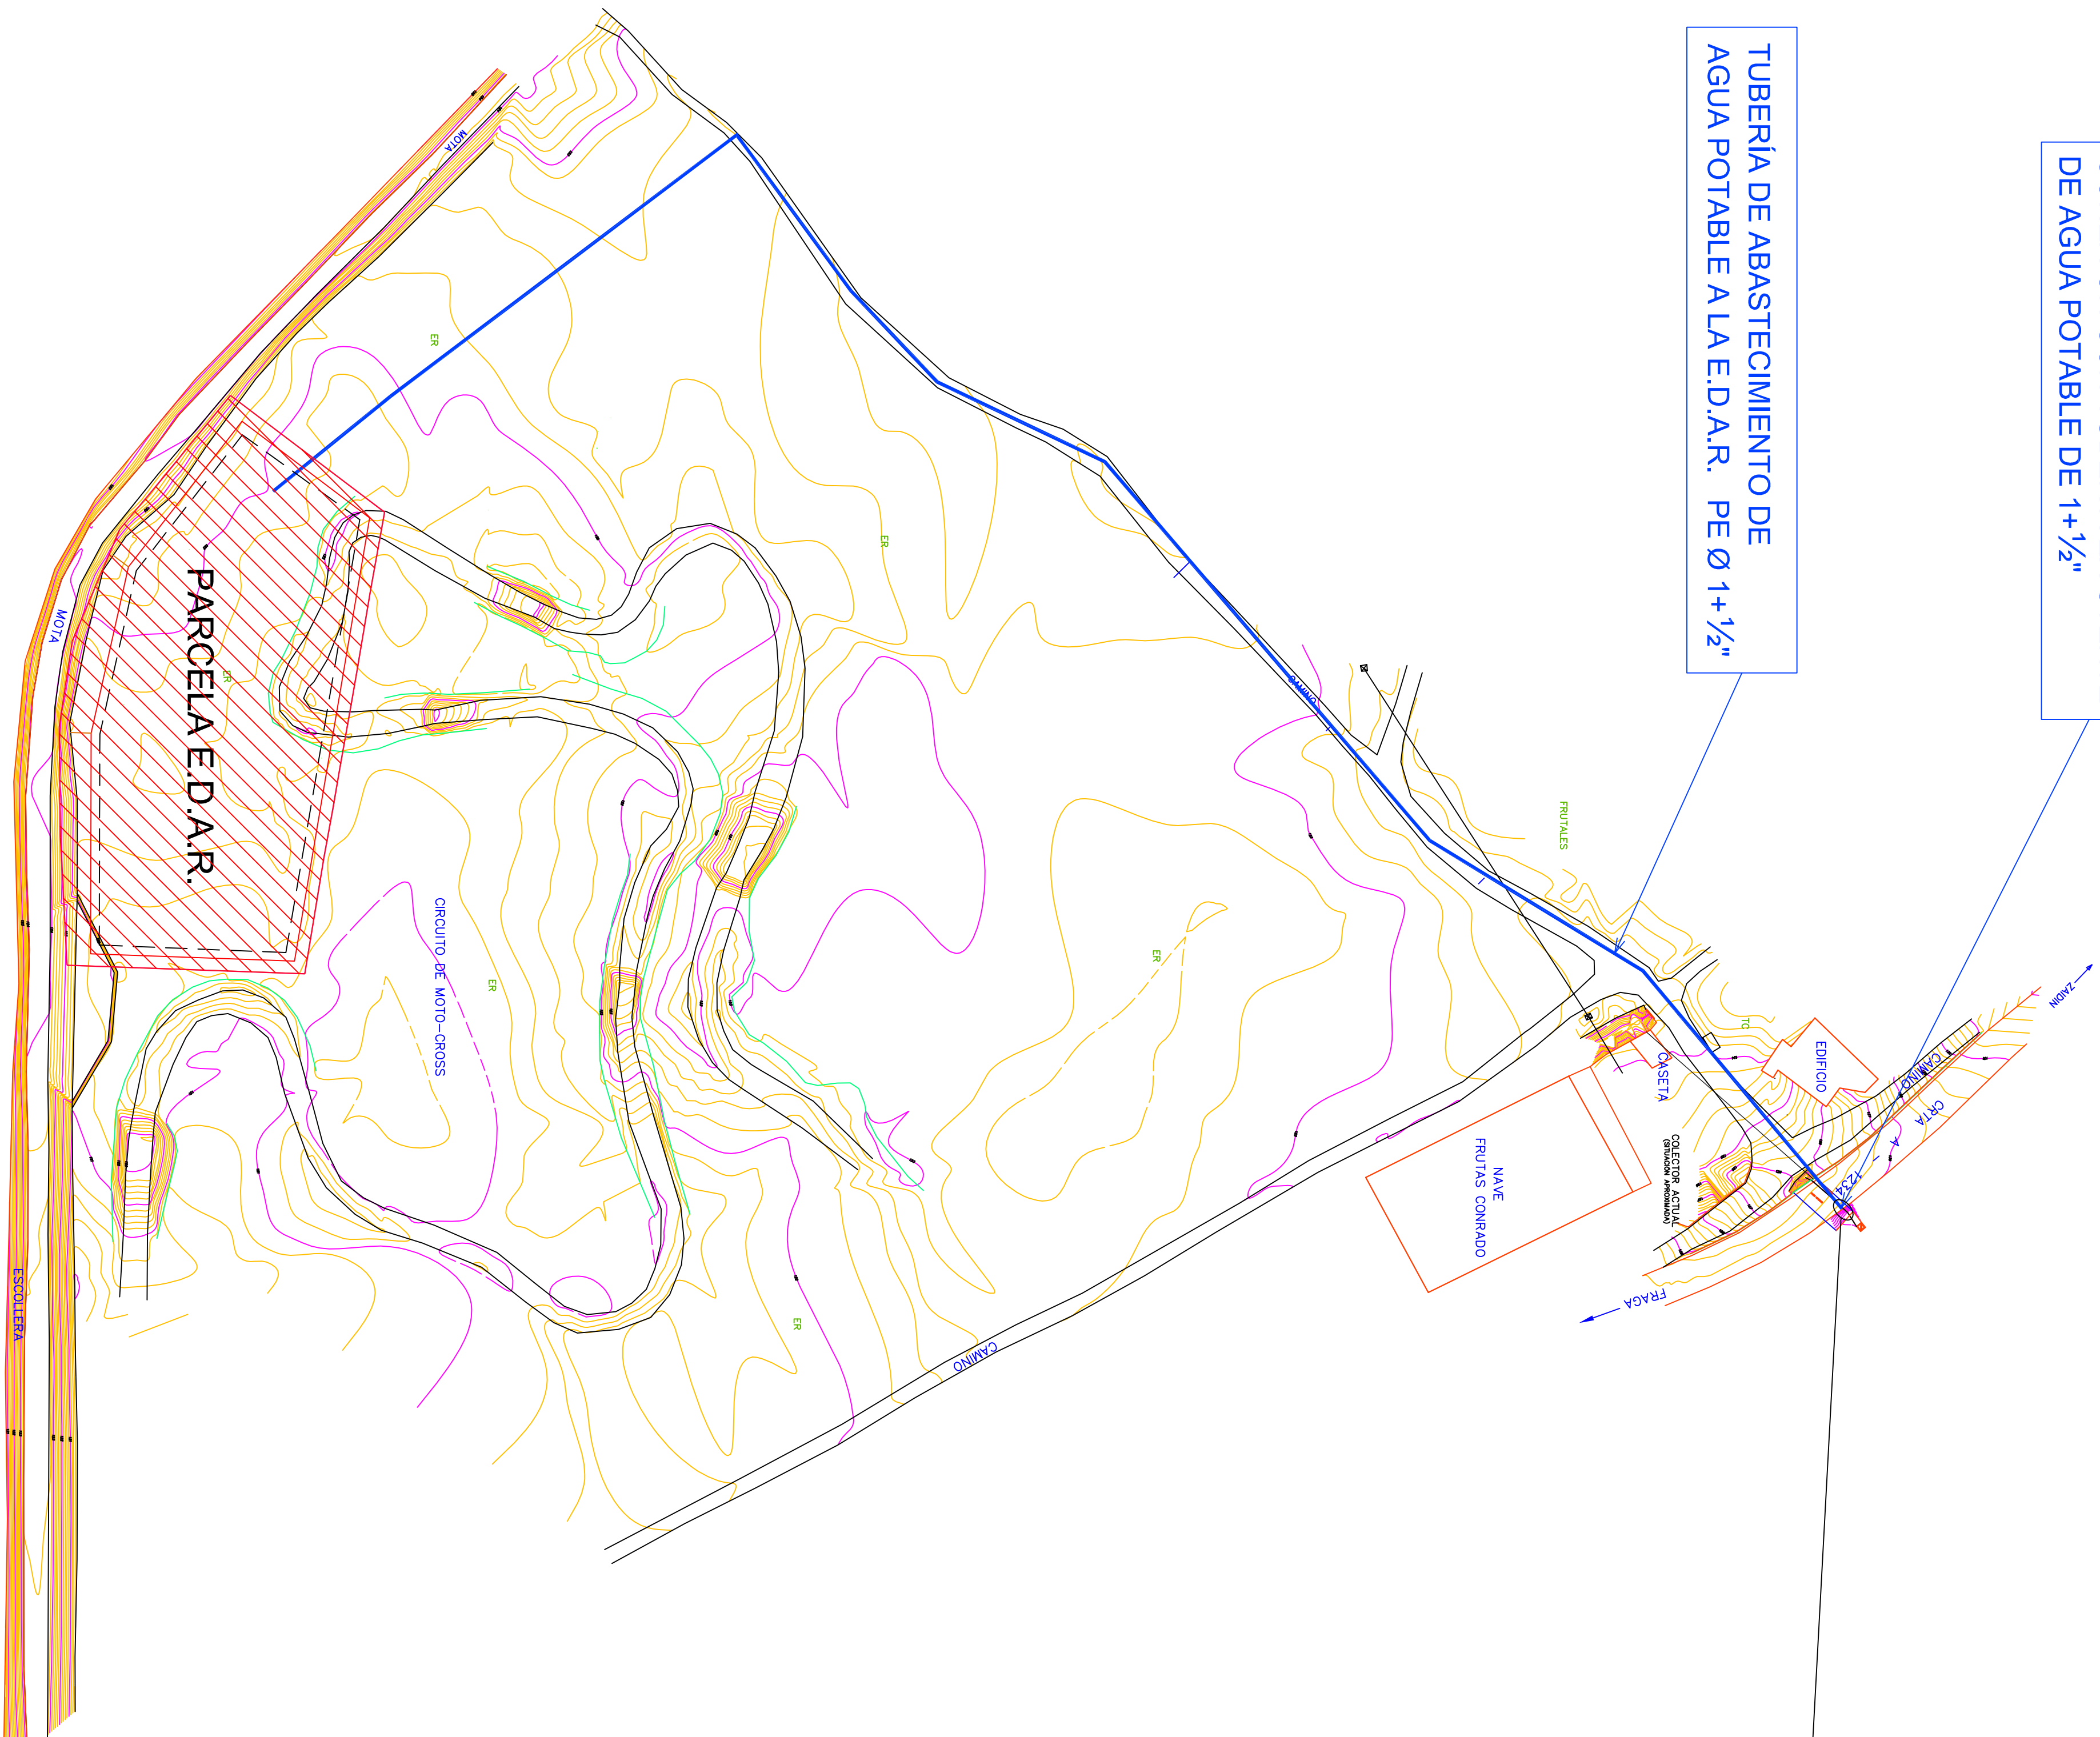



DETALLE DE CONEXIÓN
A LA TUBERÍA EXISTENTE

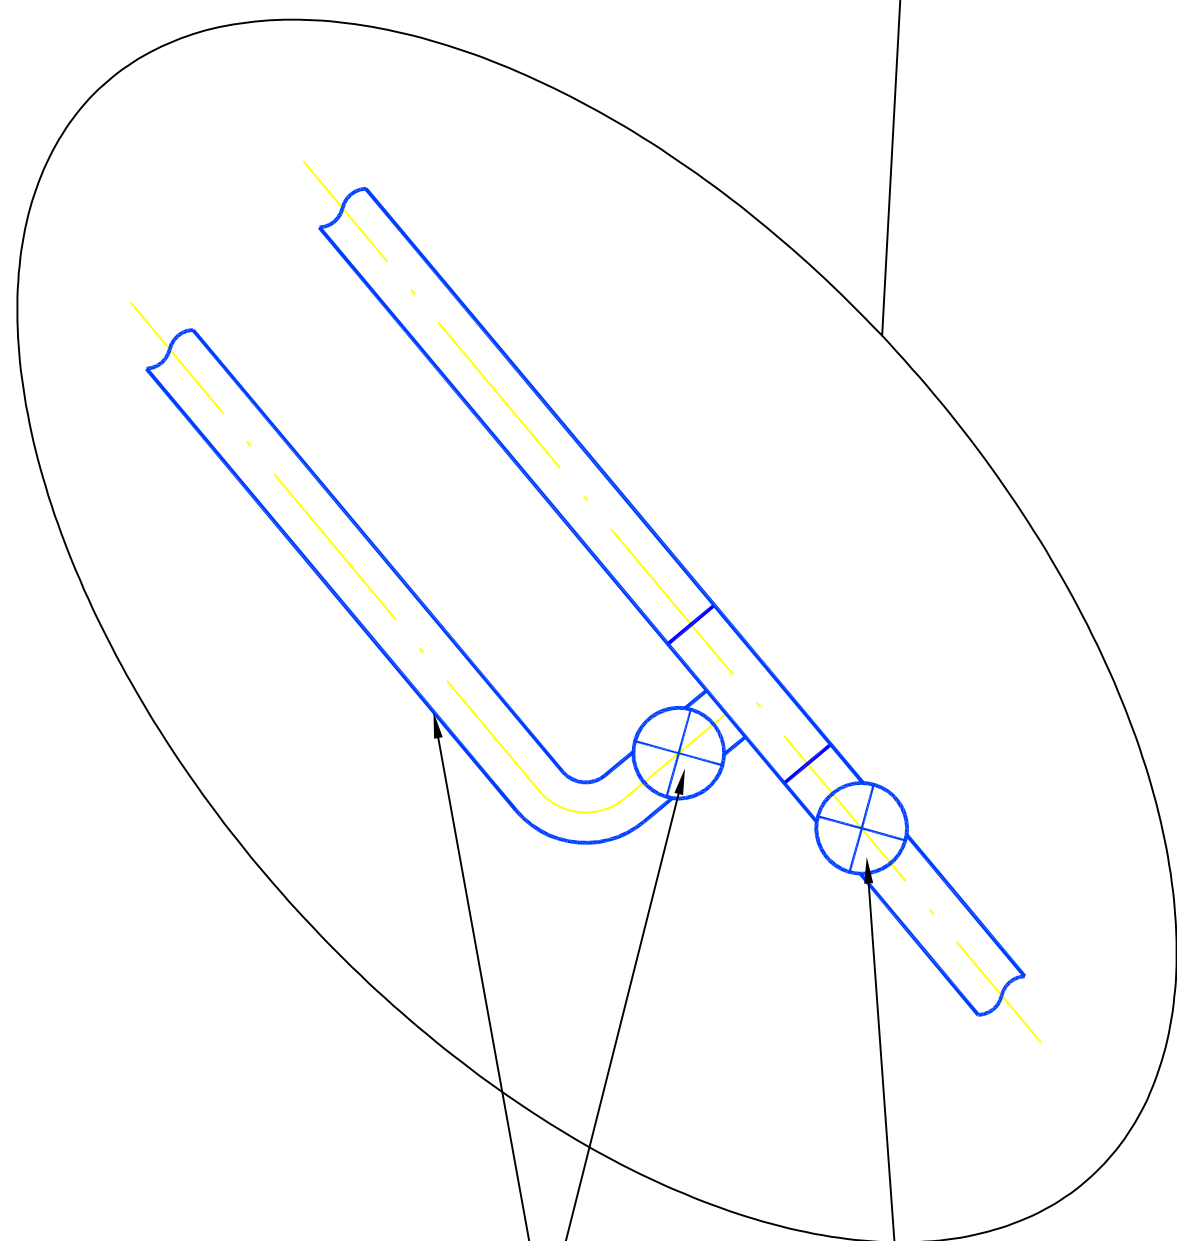

VÁLVULA DE ESFERA
EXISTENTE


VÁLVULA DE ESFERA
Y NUEVA TUBERÍA
A COLOCAR

ZANJA TUBERÍA ABASTECIMIENTO
Escala 1:10

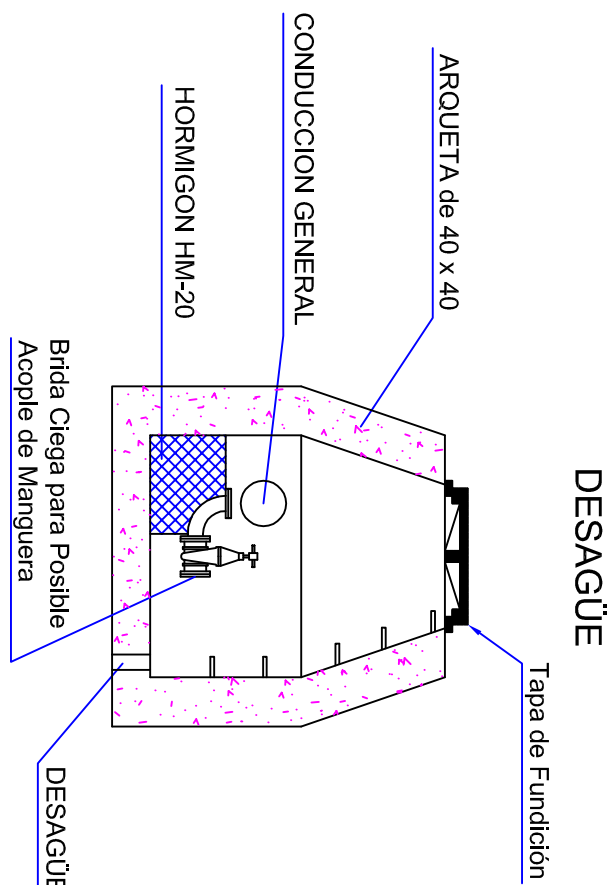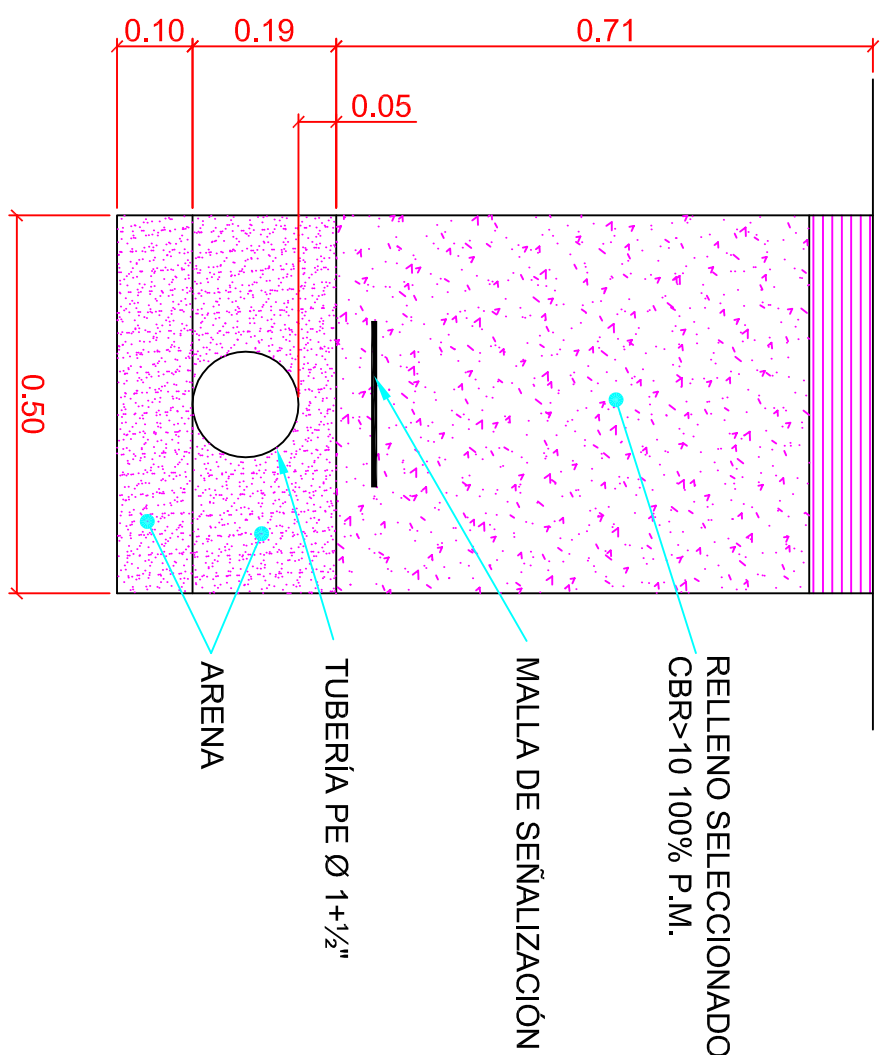


TITULO DEL PROYECTO			DIPUTACIÓN DE HUESCA	
ESTADO FINAL DE LAS OBRAS DE LA E.D.A.R. EN ZAIDIN (HUESCA)			SERVICIOS TECNICOS	
ESCALAS	FECHA	PLANO	DENOMINACION	
1:1000	SEP/08	14	ABASTECIMIENTO DE AGUA POTABLE	
LA EMPRESA CONSTRUCTORA			EL DIRECTOR DE LA OBRA	
COPEISA			JAVIER ORTE SANCHEZ	
			INGENIERO DE C.C. y P.	


CUADRO PRINCIPAL

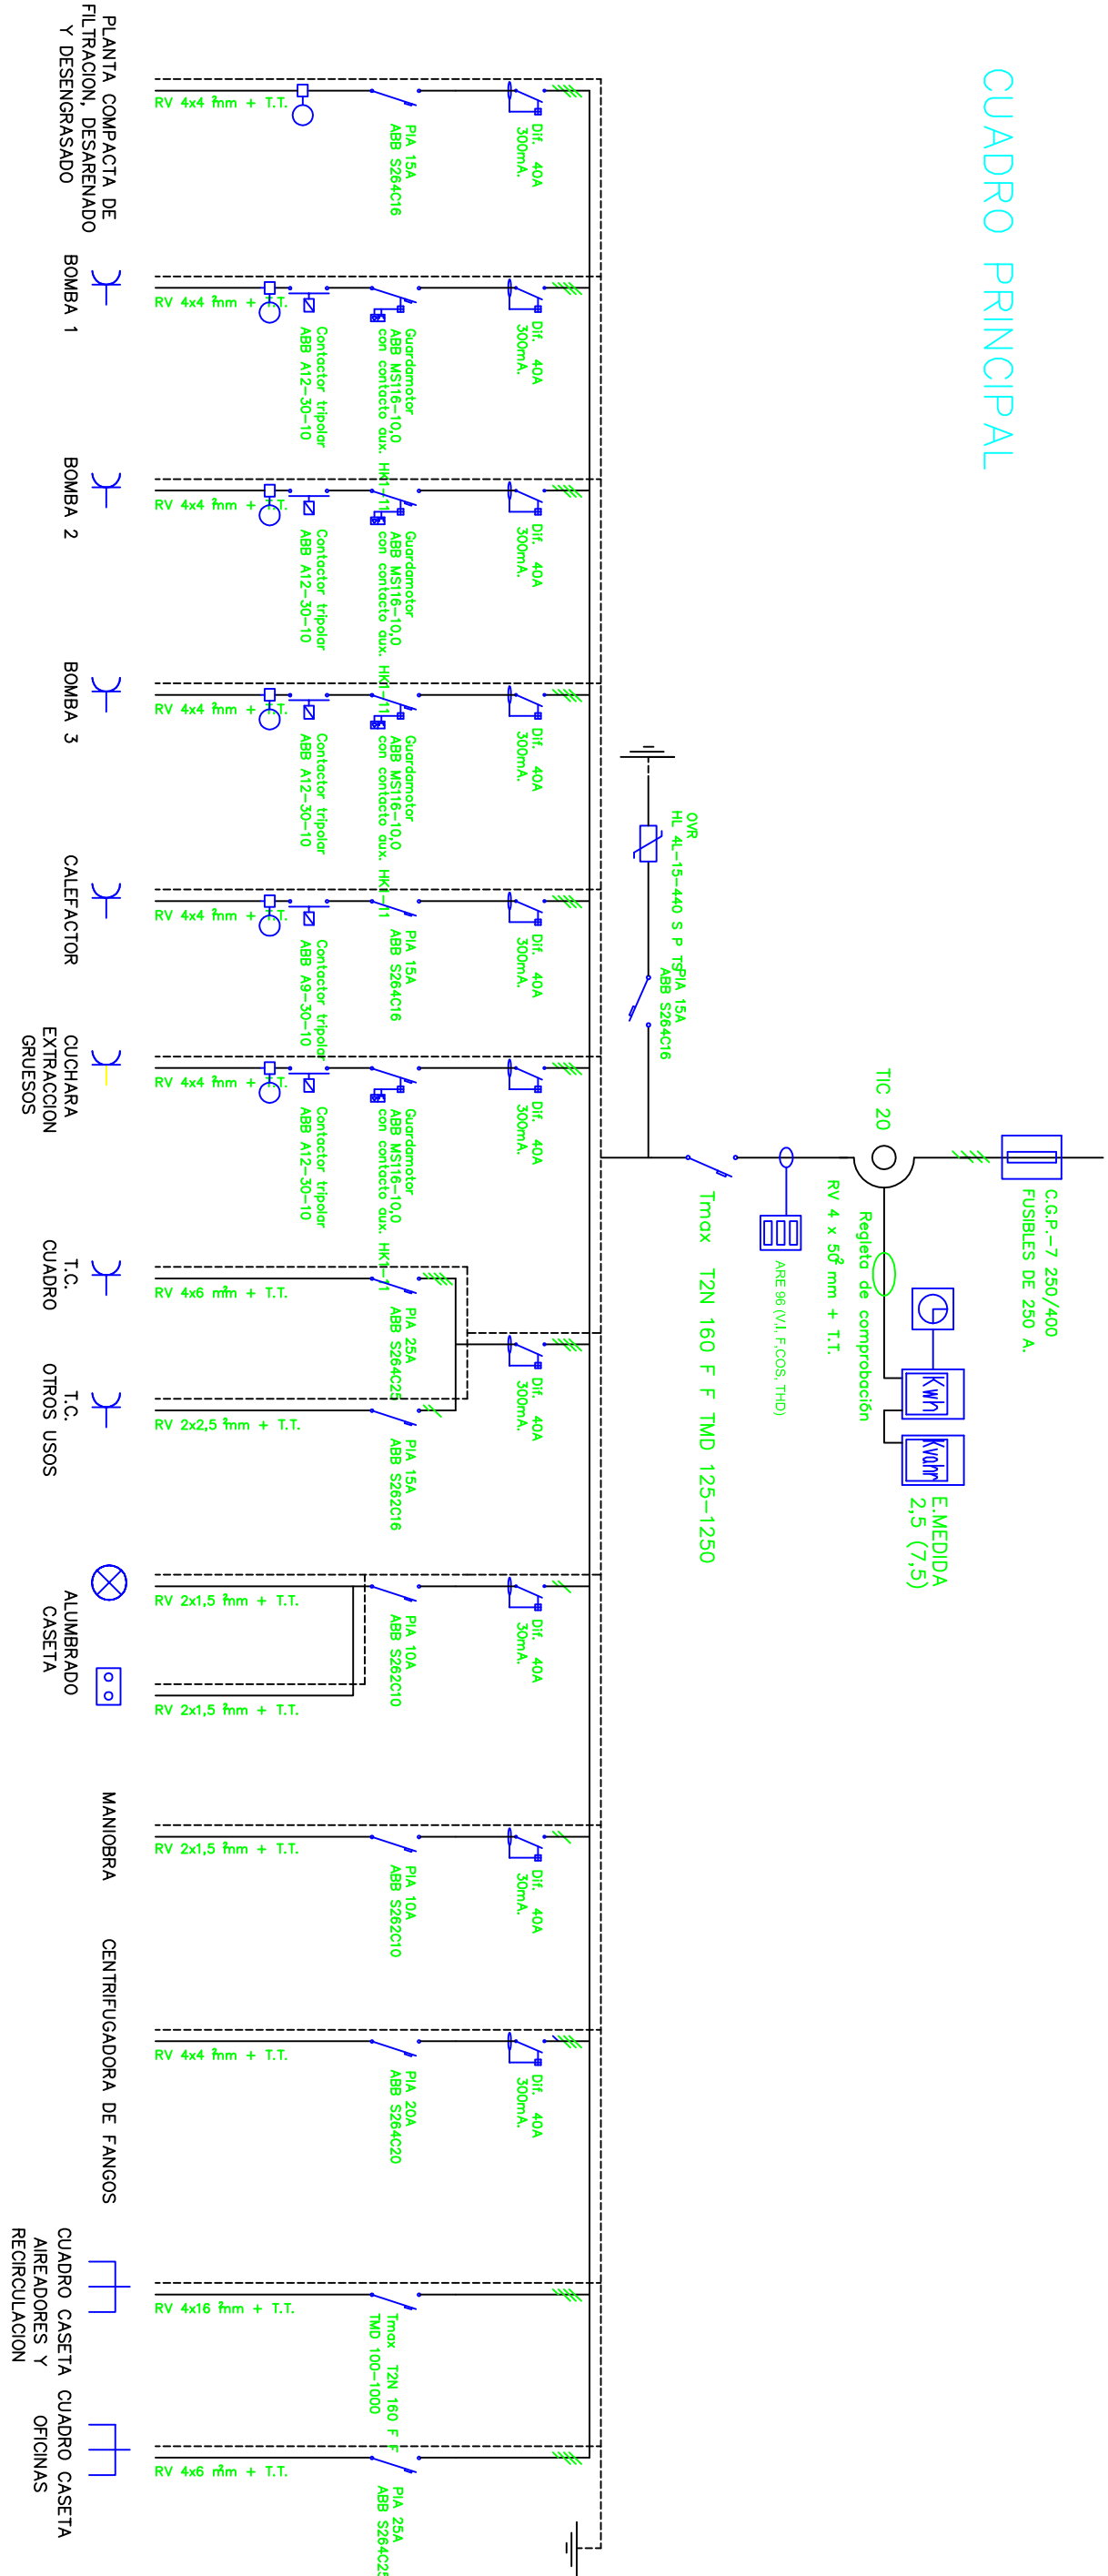


CUADRO OFICINAS

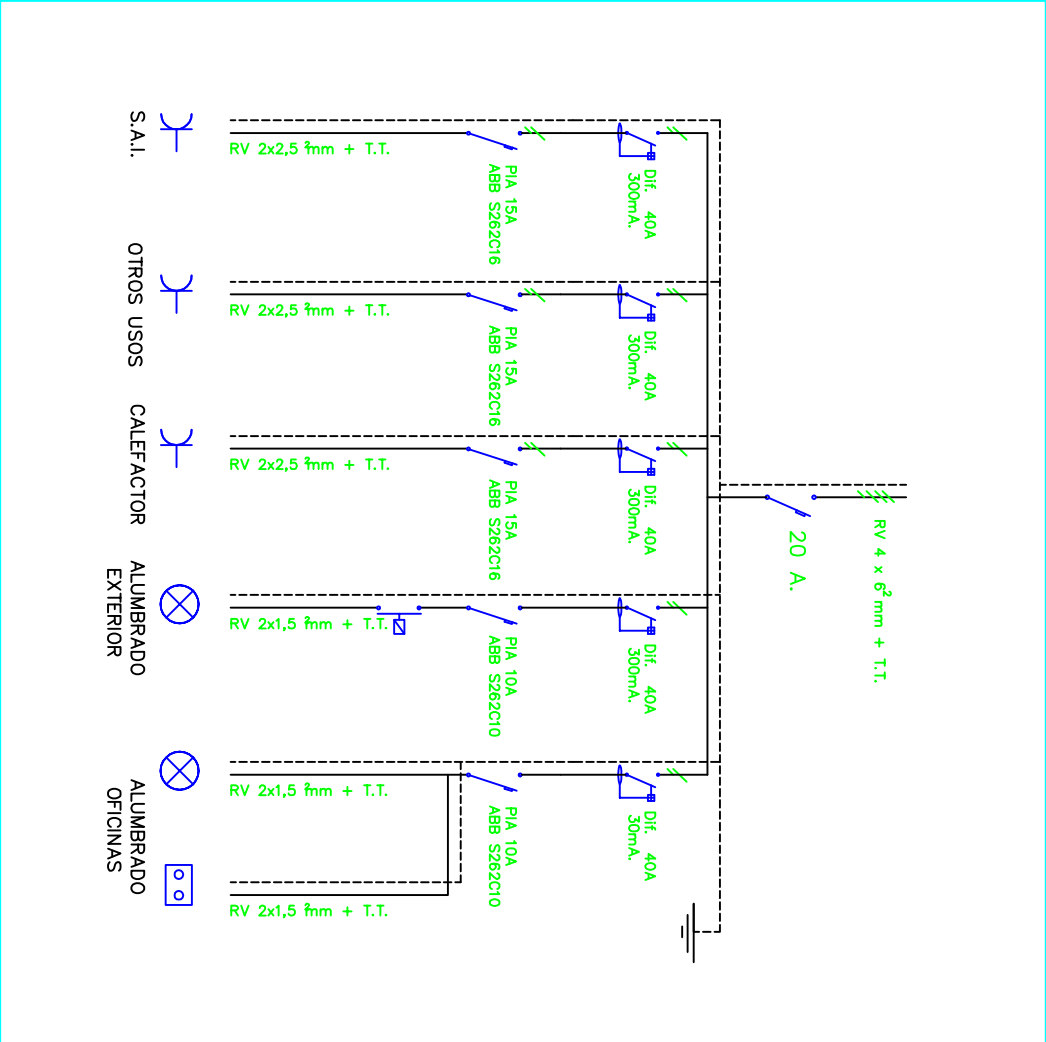



CUADRO CASITA DE AIREADORES Y RECIRCULACION

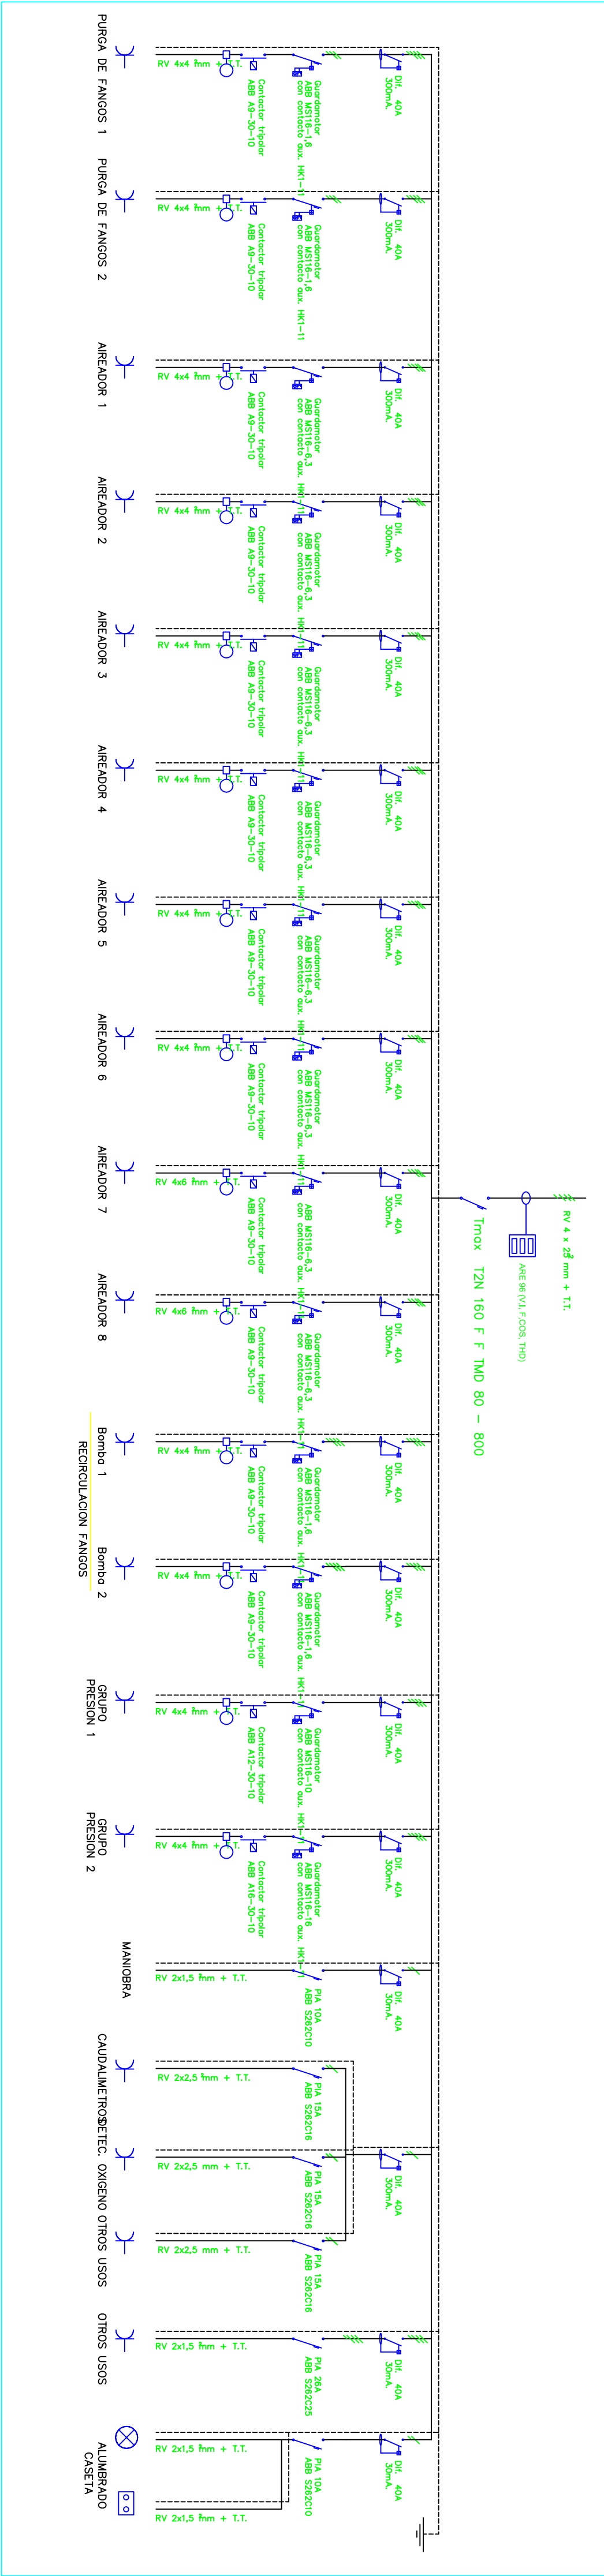

MANIOBRA CUADRO PRINCIPAL

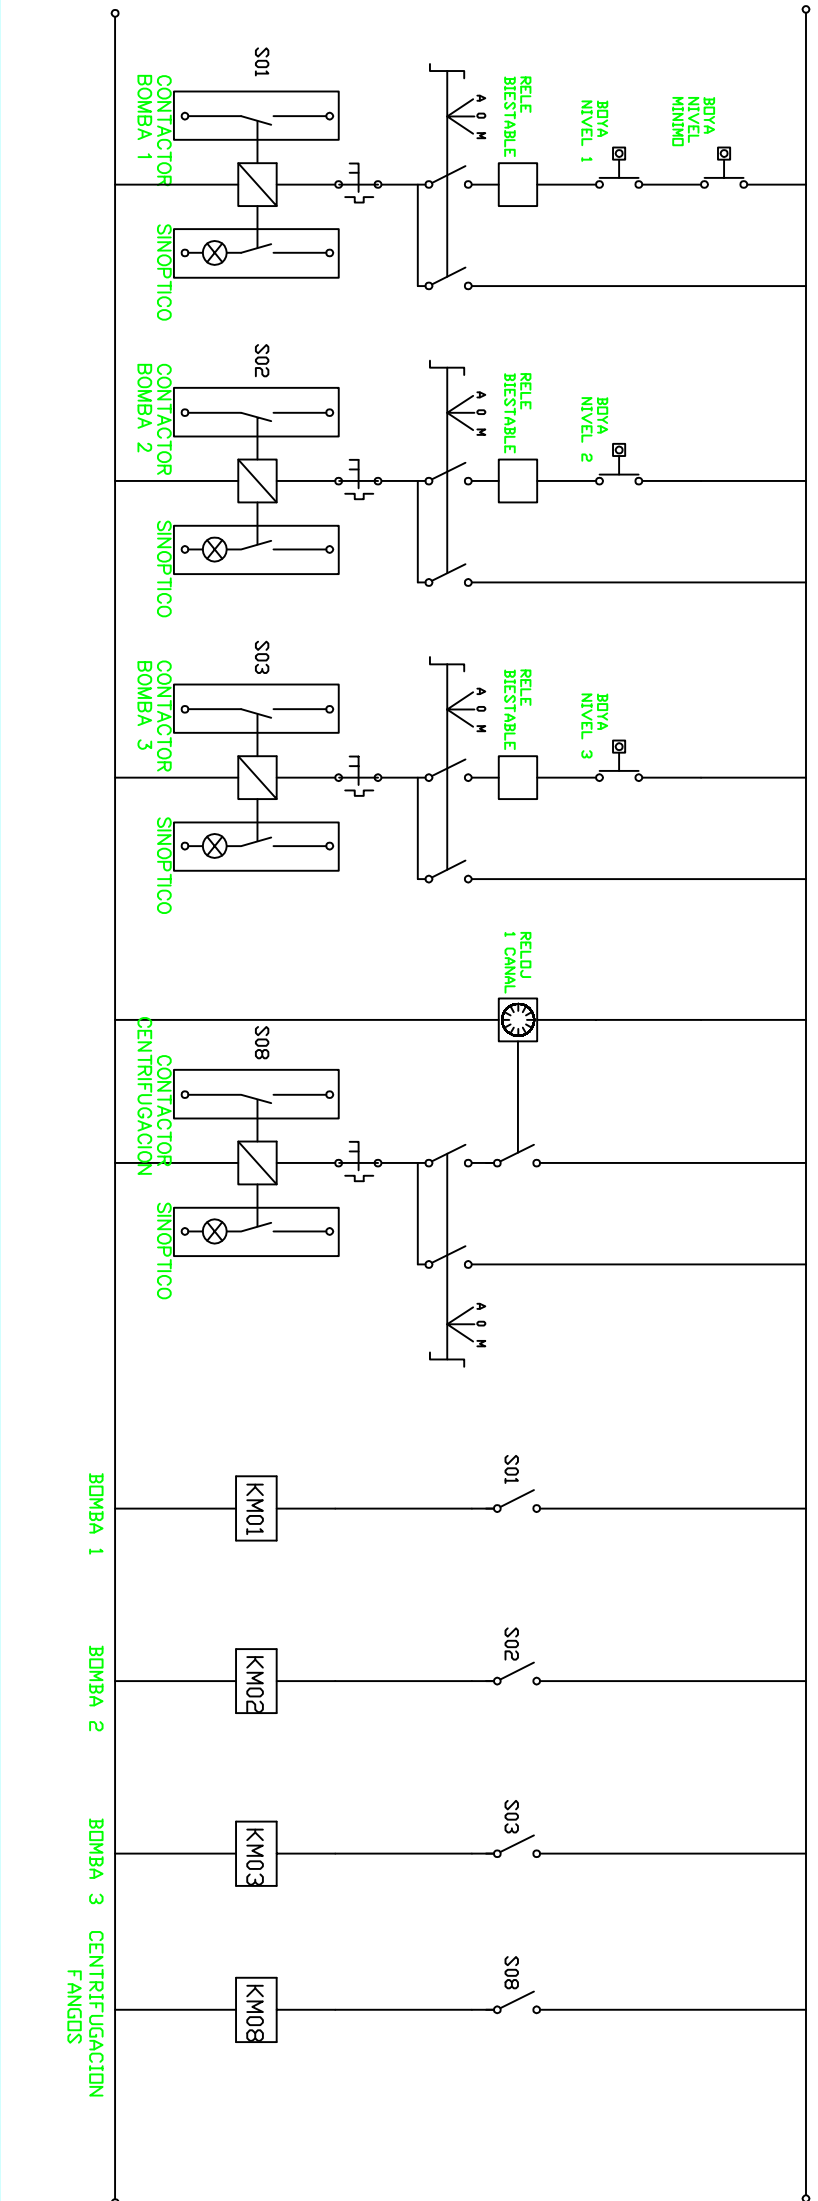

MANIOBRA RECIRCULACION

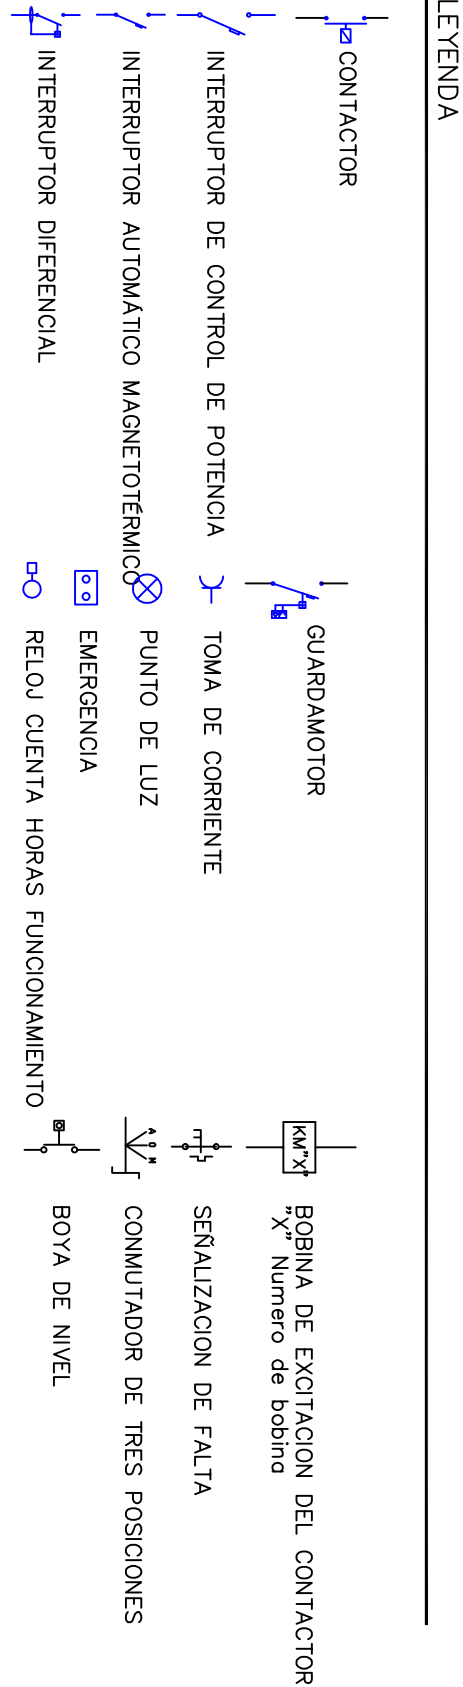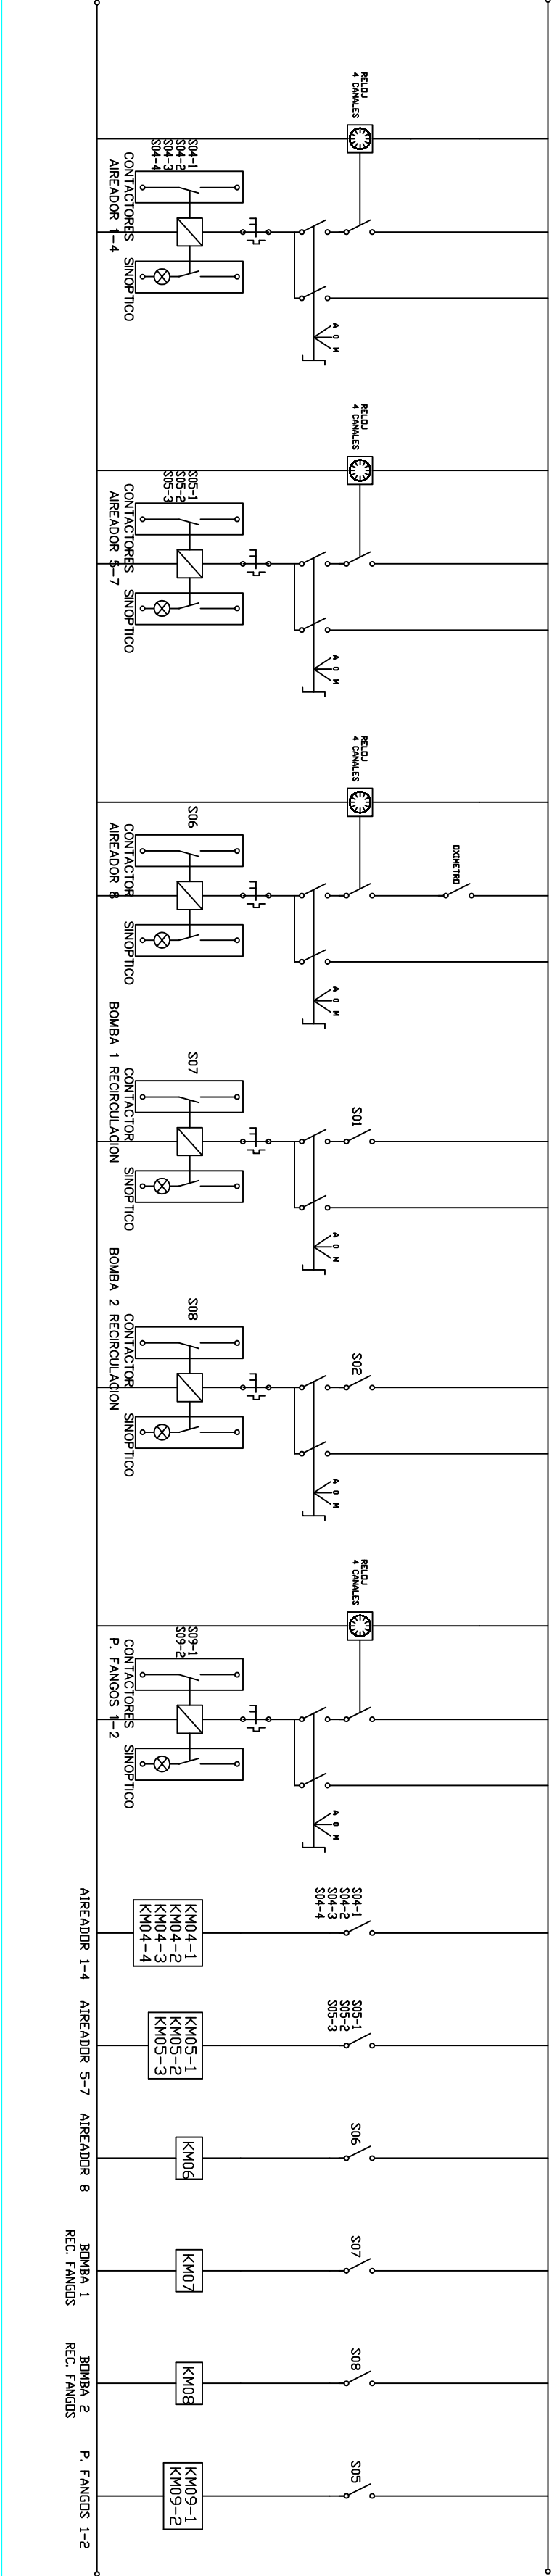

TITULO DEL PROYECTO

ESTADO FINAL DE LAS OBRAS DE LA E.D.A.R. EN ZAIDIN (HUESCA)

DIPUTACIÓN DE HUESCA

SERVICIOS TECNICOS

ESCALAS

S/E

FECHA

SEP/08

PLANO

15

DENOMINACION

INSTALACIONES ELECTRICAS ESQUEMA UNIFILAR


LA EMPRESA CONSTRUCTORA

COPEISA

DIRECTOR DEL PROYECTO


JAVIER ORTE SANCHEZ

INGENIERO DE C.C. Y P.

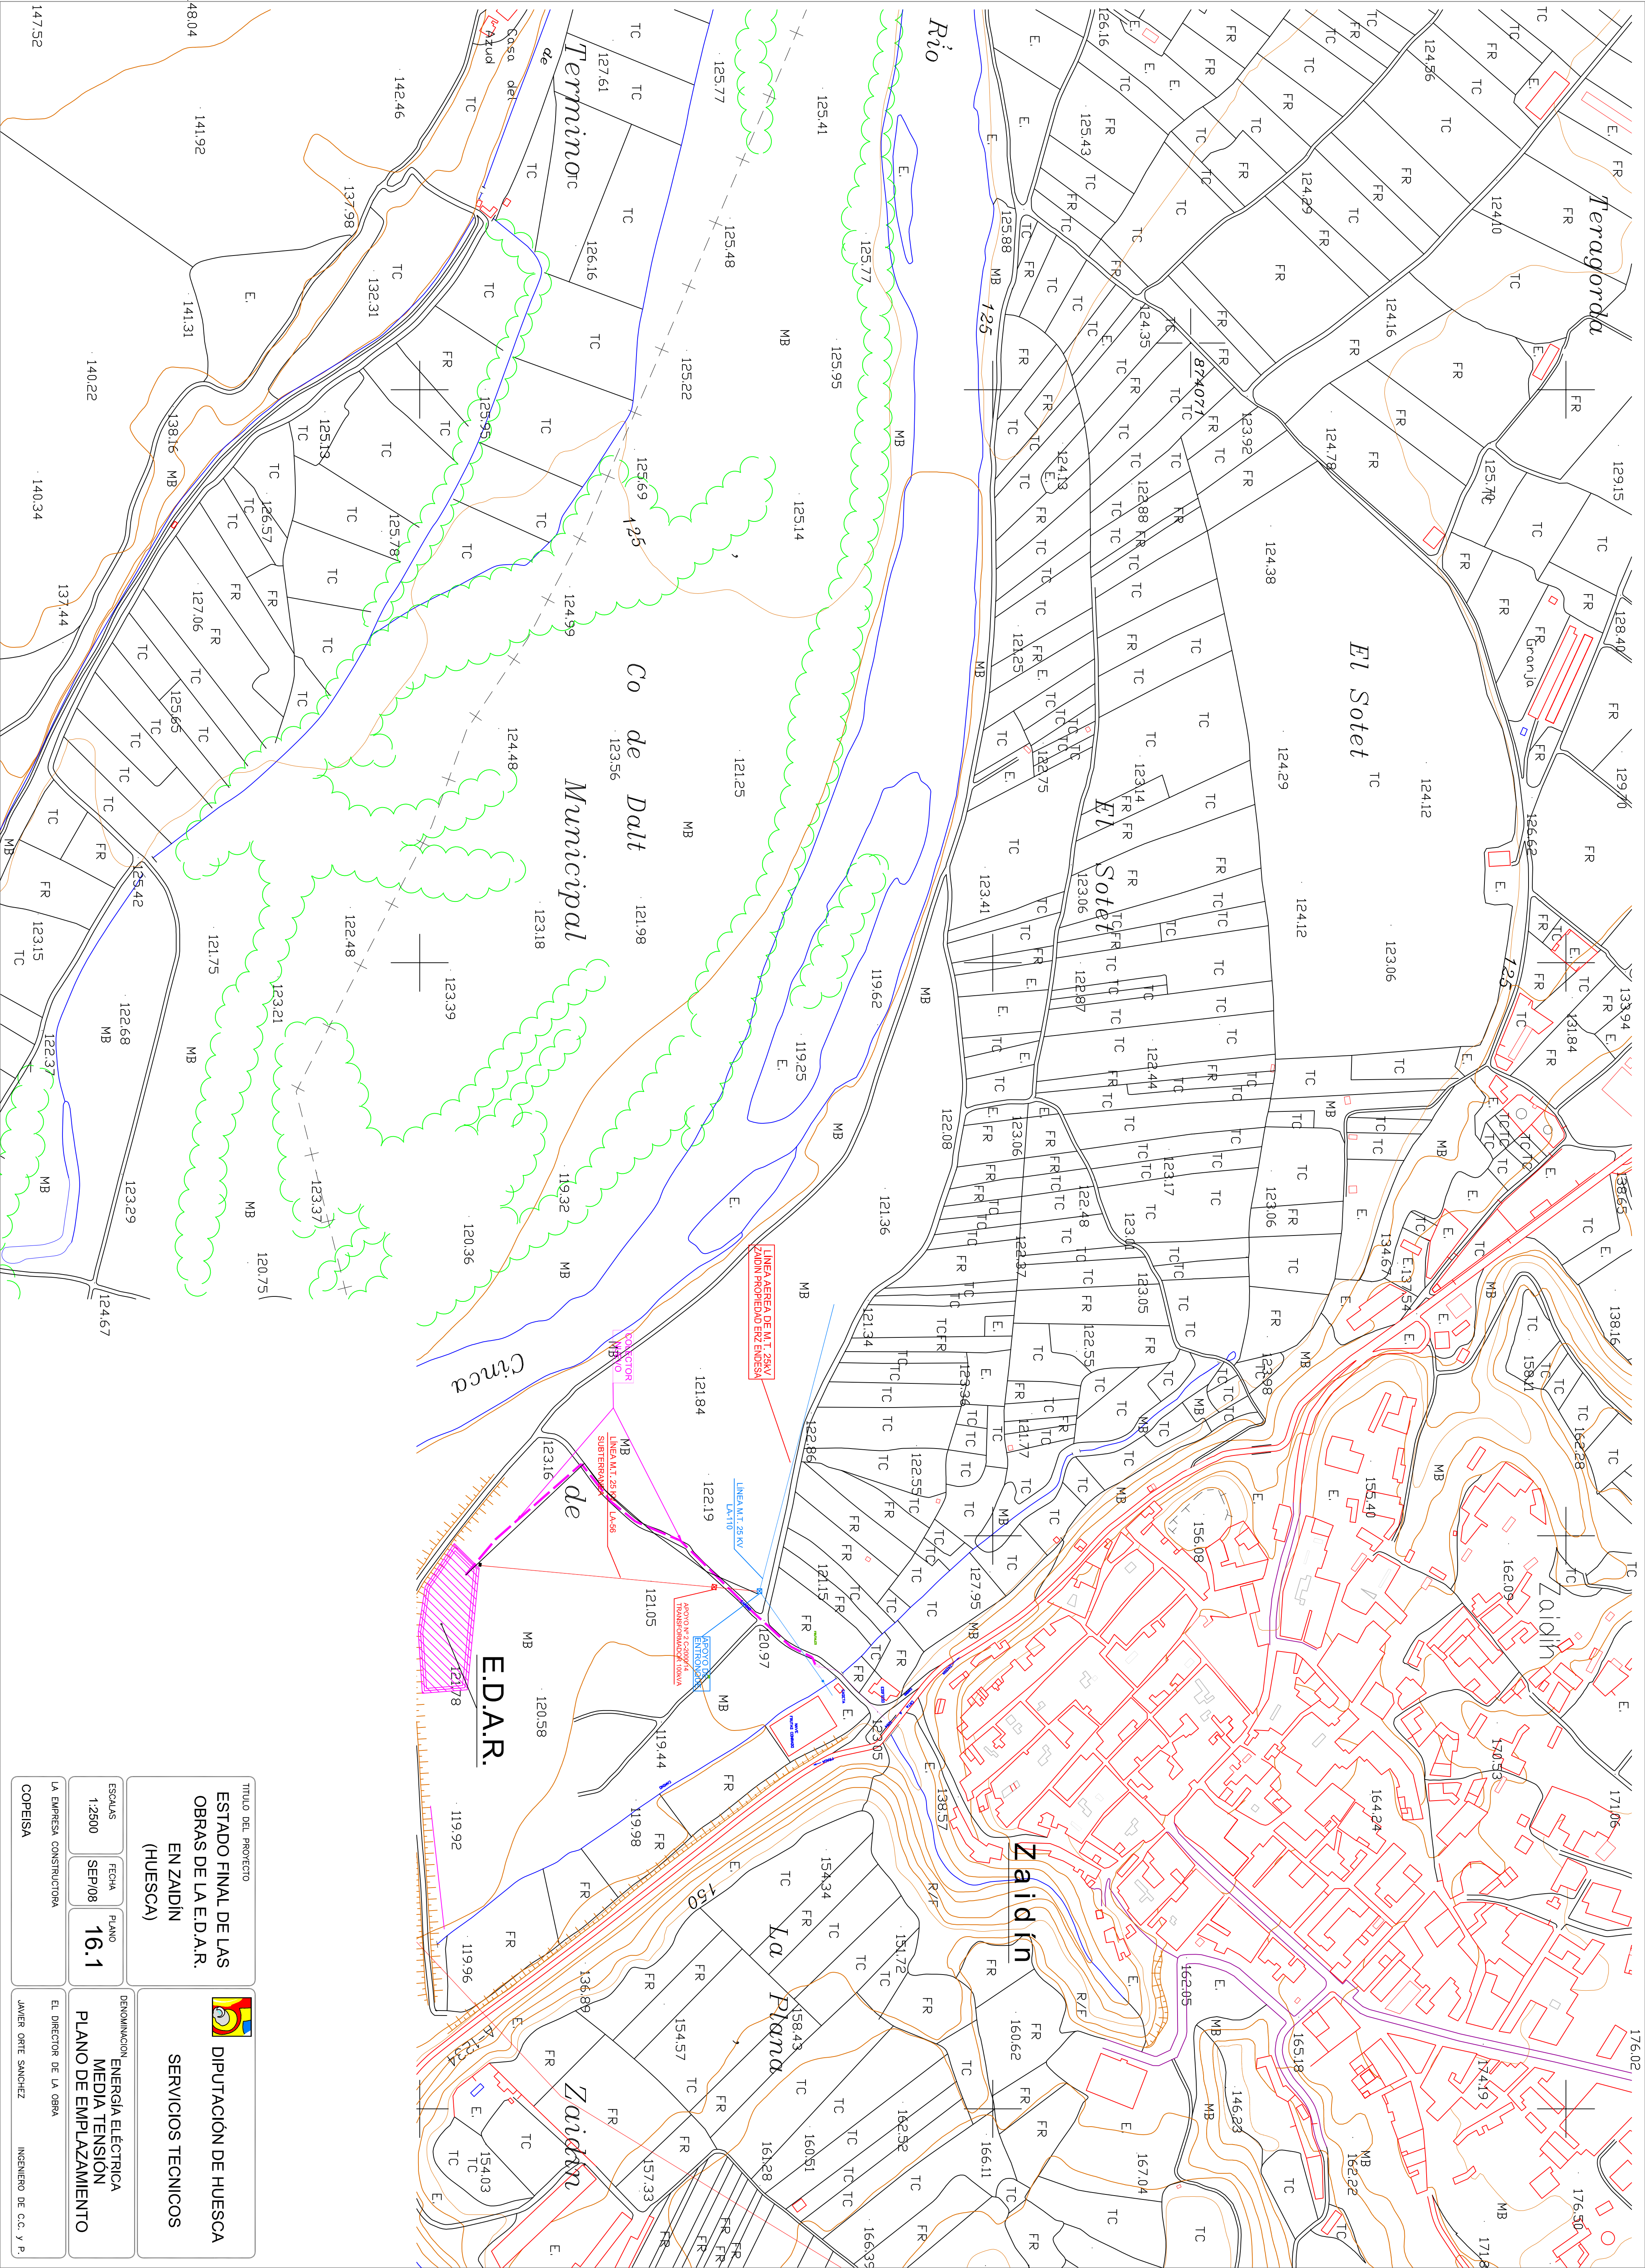


TITULO DEL PROYECTO				
ESTADO FINAL DE LAS OBRAS DE LA E.D.A.R. EN ZAIDIN (HUESCA)			DIPUTACIÓN DE HUESCA	
SERVICIOS TECNICOS			ENERGÍA ELÉCTRICA MEDIA TENSION PLANO DE ENPLAZAMIENTO	
ESCALAS	FECHA	PLANO	DENOMINACION	
1:2500	SEP/08	16.1	MEDIA TENSION PLANO DE ENPLAZAMIENTO	
LA EMPRESA CONSTRUCTORA			EL DIRECTOR DE LA OBRA	
COPEISA			JAVIER ORTE SANCHEZ	
			INGENIERO DE C.C. Y P.	


APoyo de Seccionamiento
y Proteccion

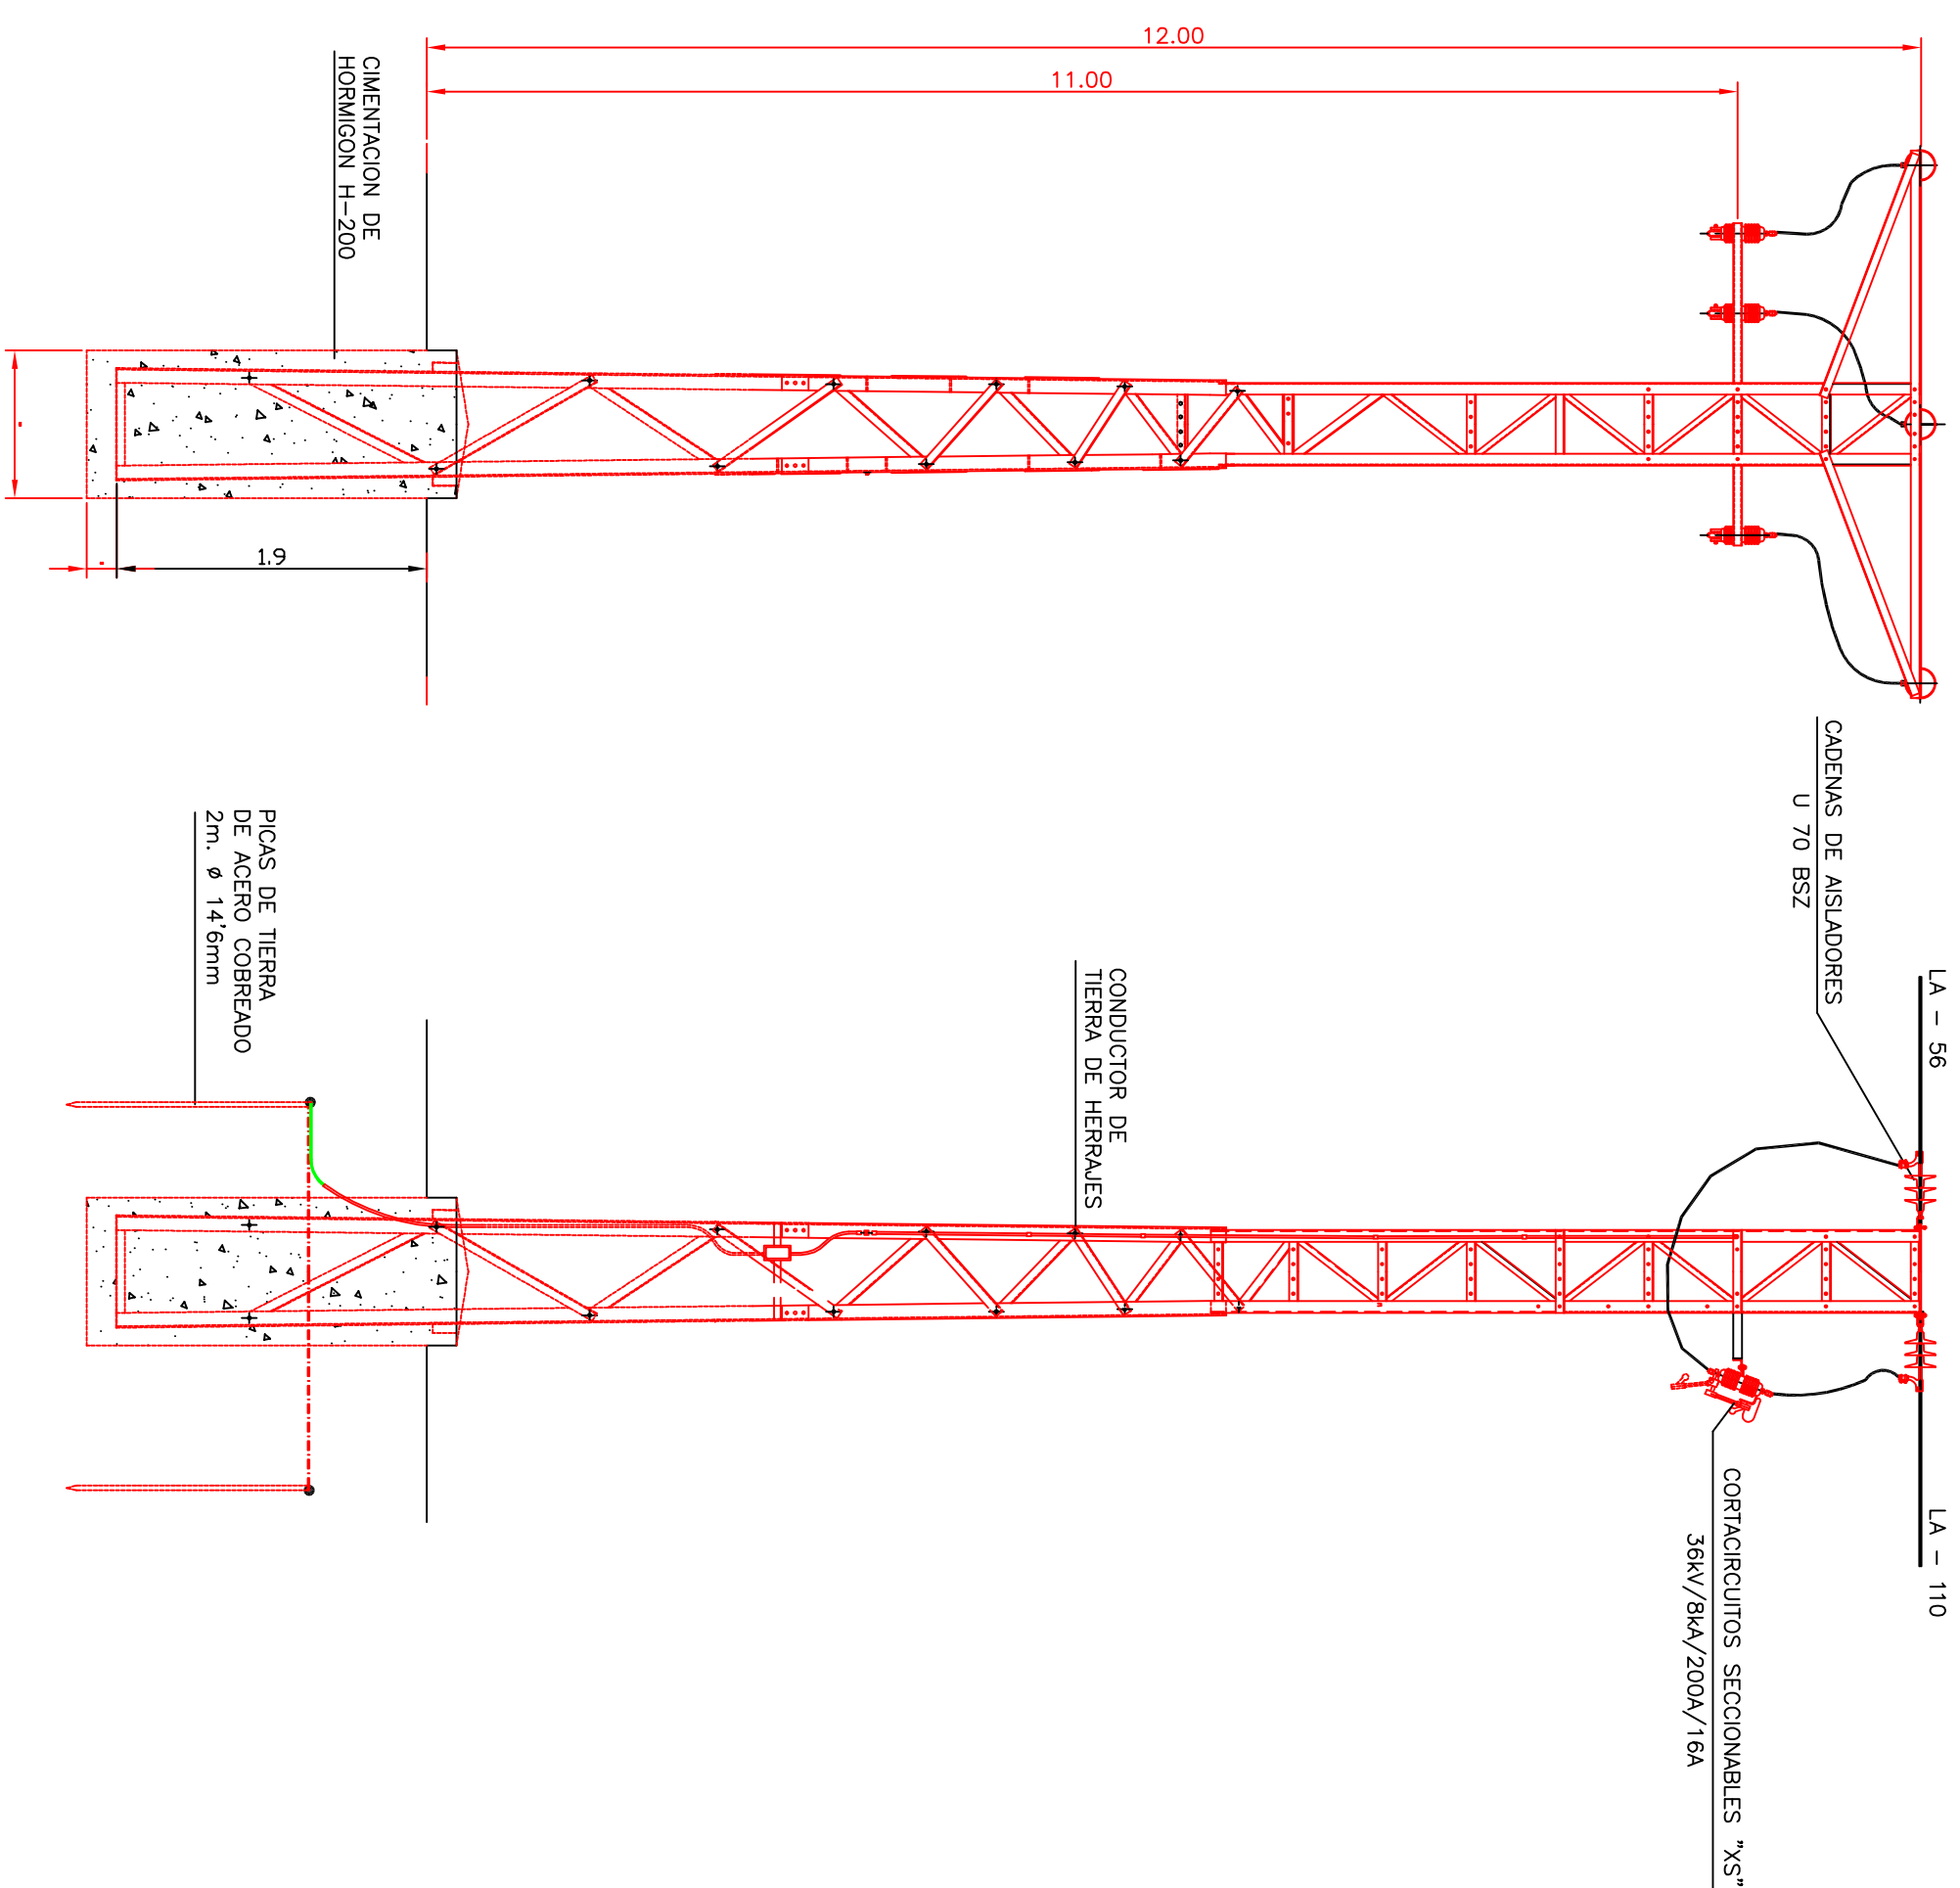


TRANSFORMADOR
SOBRE POSTE

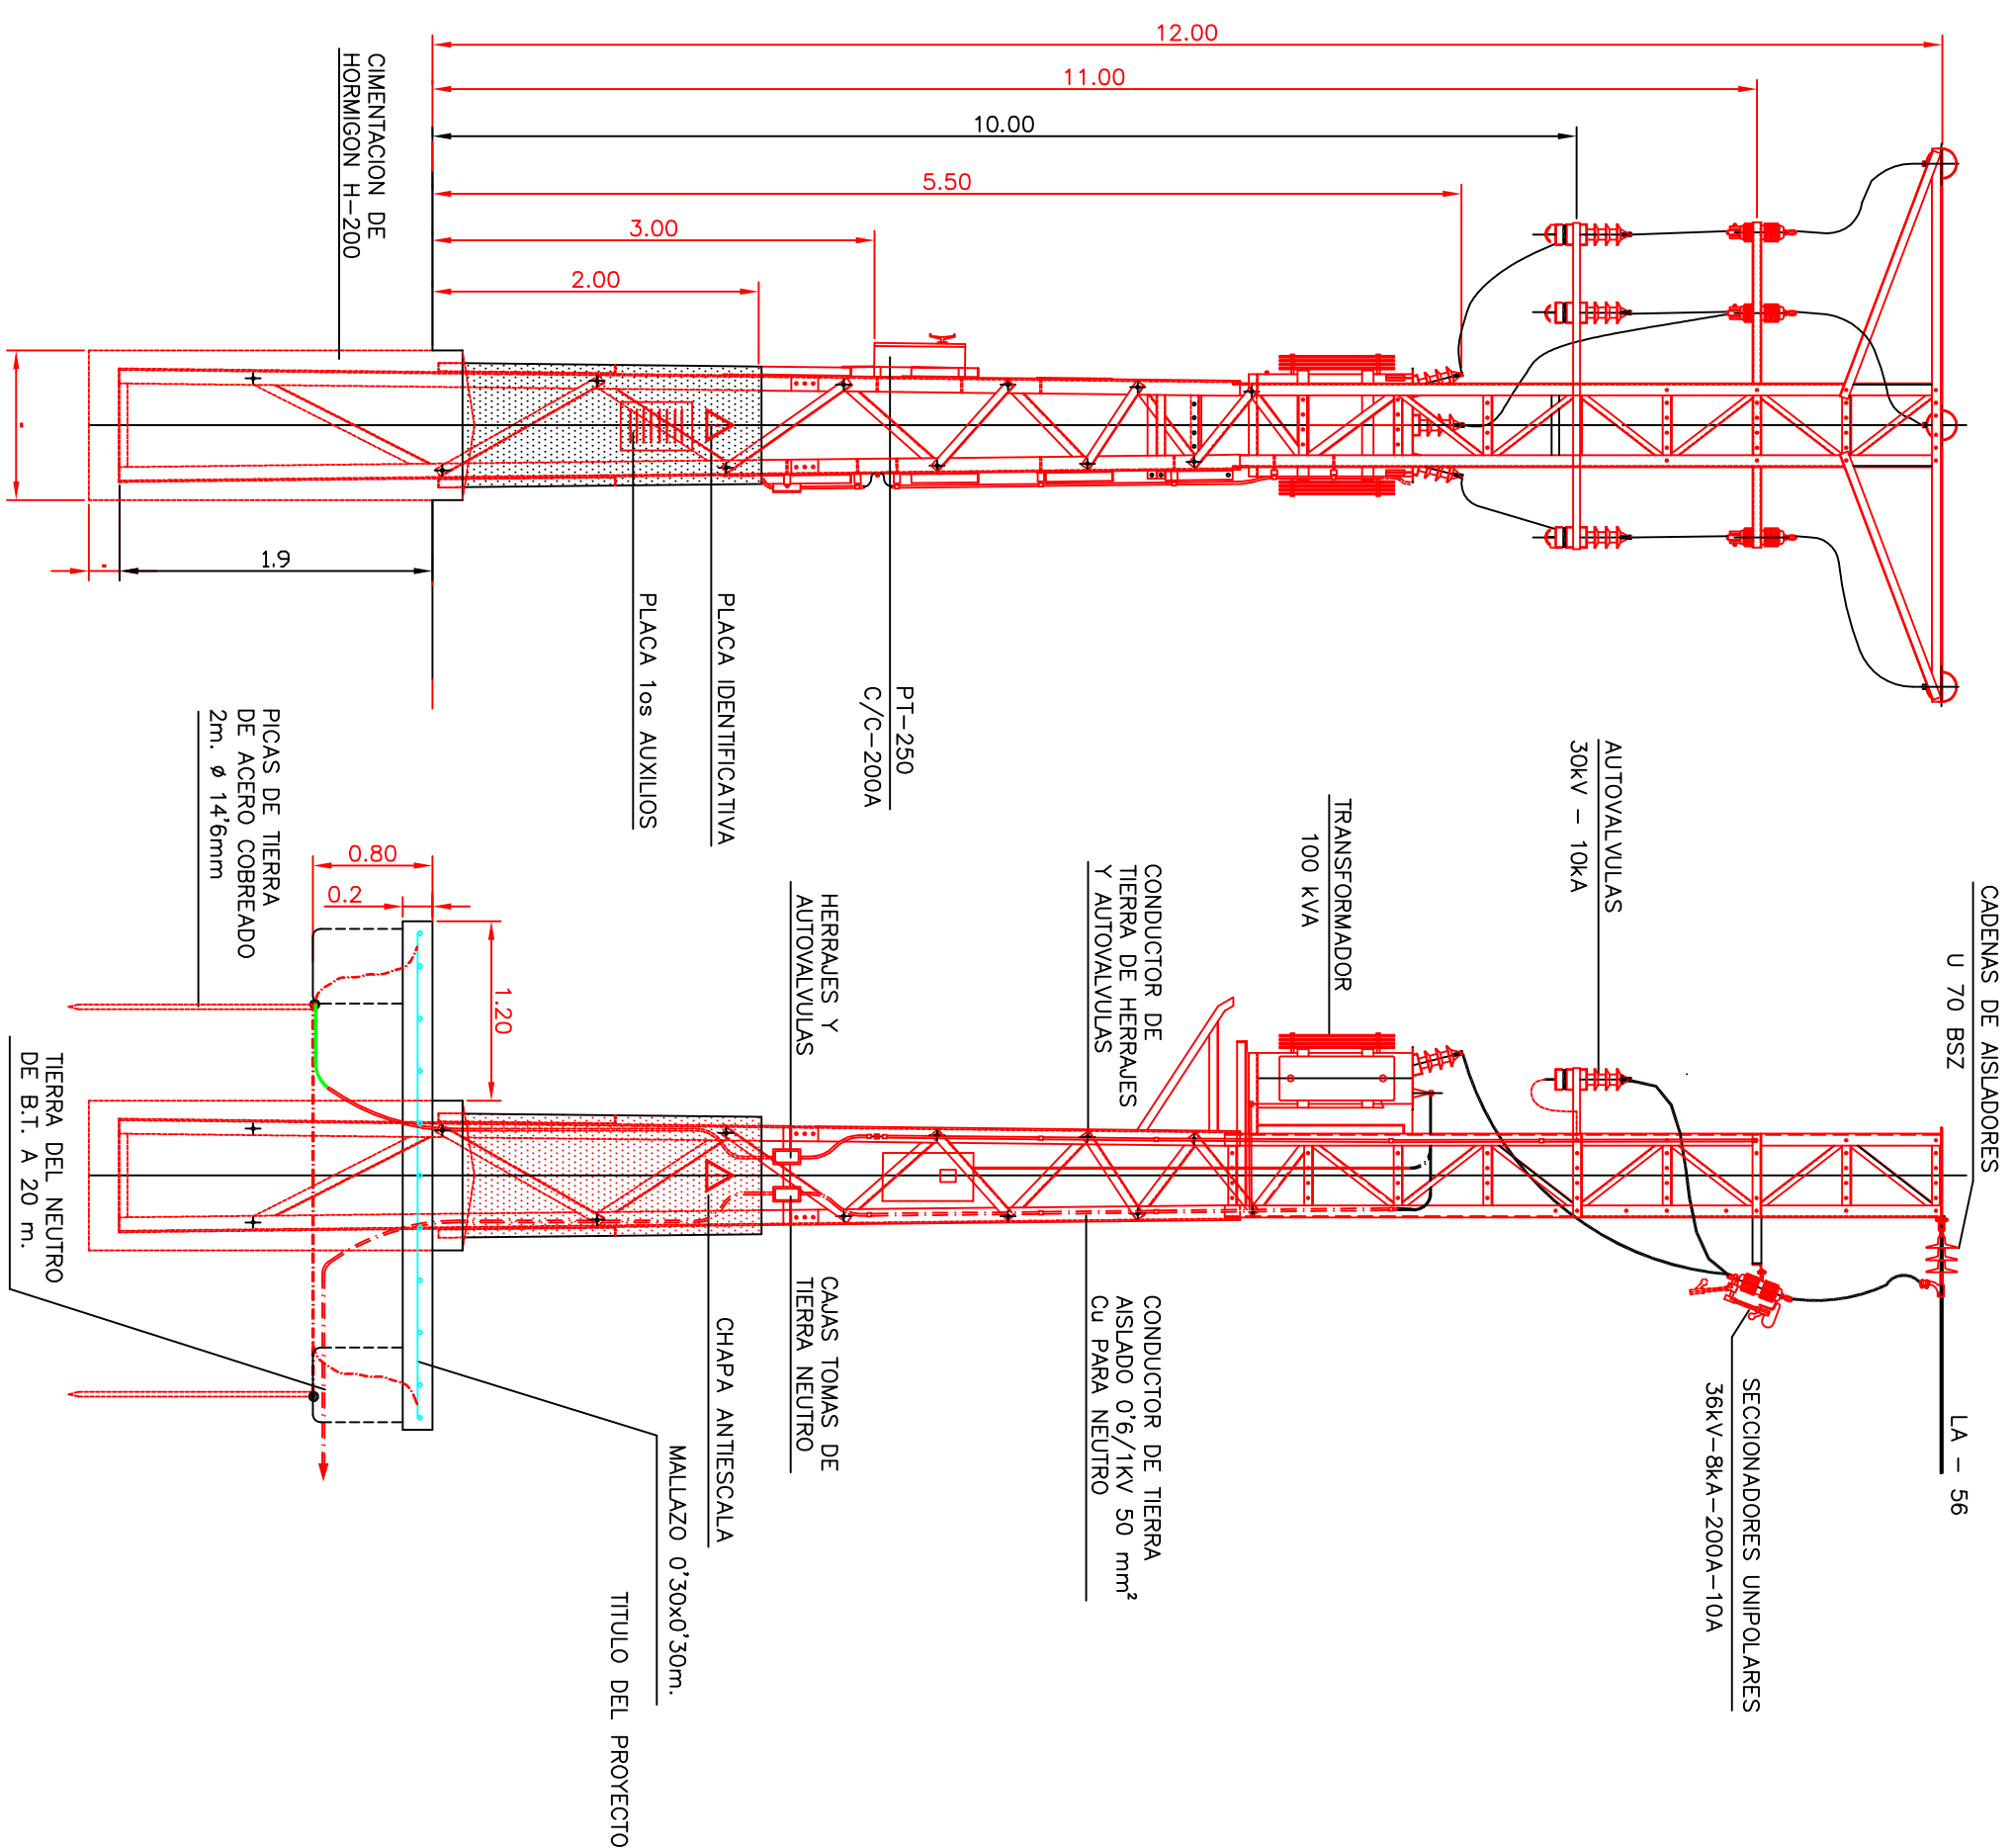


DETALLE TIERRAS
APOYO TRANSFORMADOR

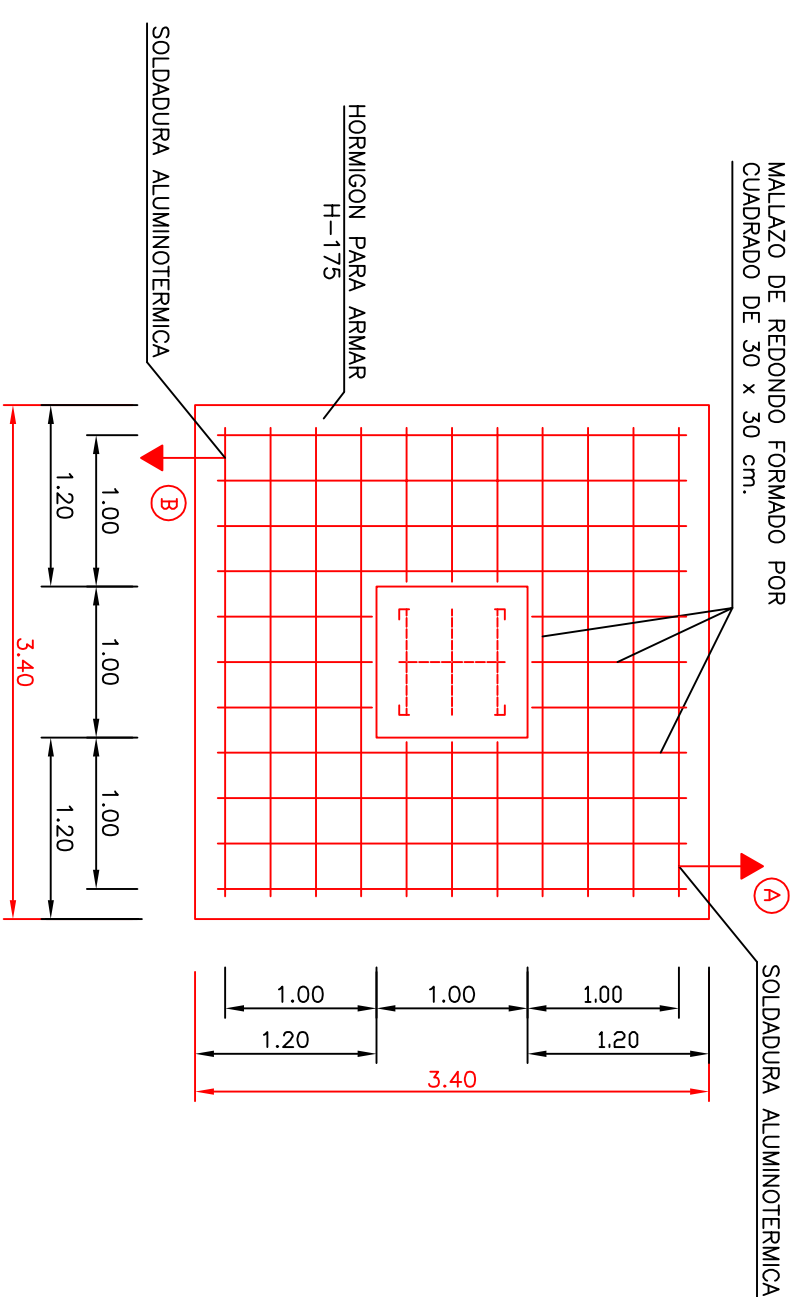

ELECTRODO DE PUESTA A TIERRA
CODIGO DE LA CONFIGURACION 30-30/8/42

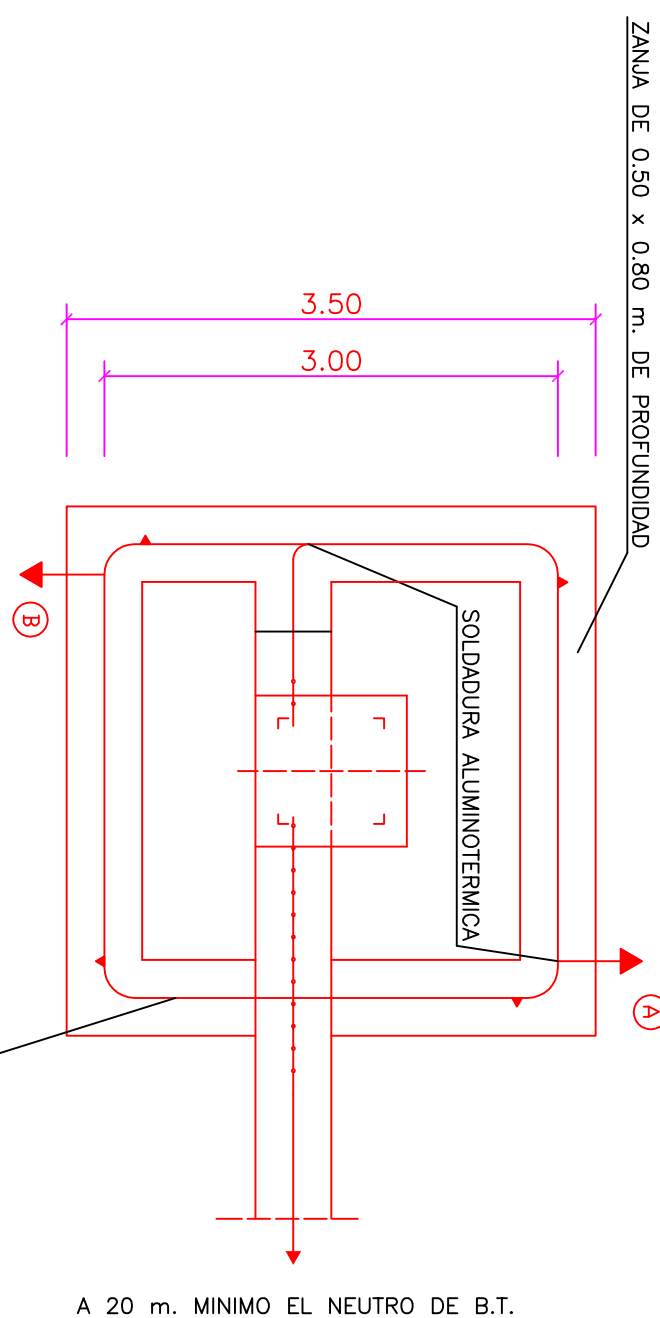

ESQUEMA UNIFILAR

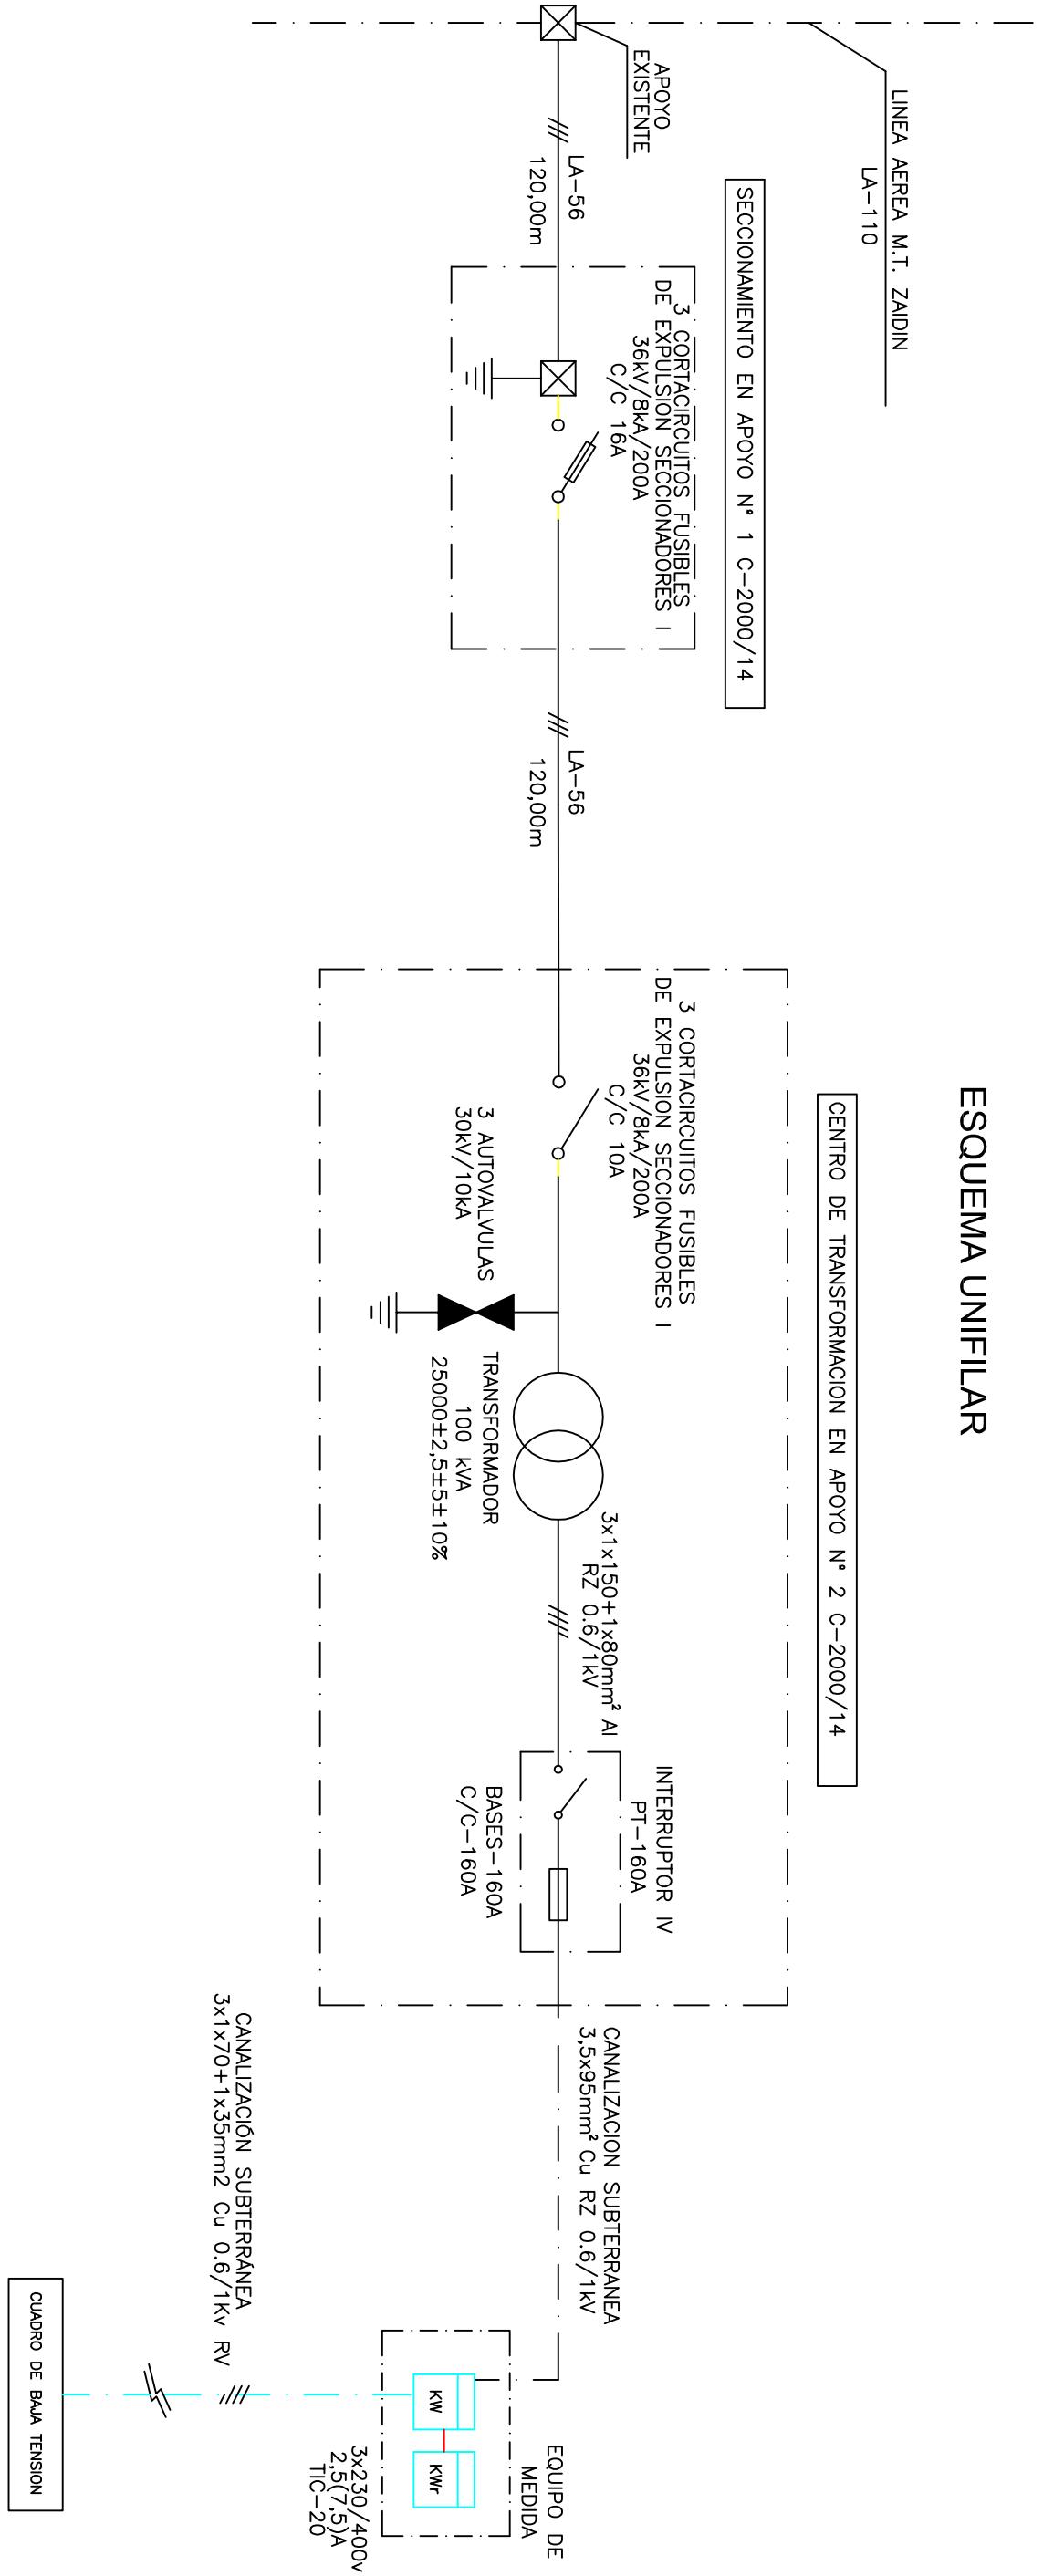

TÍTULO DEL PROYECTO ESTADO FINAL DE LAS OBRAS DE LA E.D.A.R. EN ZALDÍN (HUESCA)	DIPUTACIÓN DE HUESCA SERVICIOS TÉCNICOS
---	---



SERVICIOS TECNICOS

ESCALAS 1:50	FECHA SEP/08	PLANO 16.2	DENOMINACION ENERGIA ELECTRICA MEDIA TENSION PLANO DE DETALLES
LA EMPRESA CONSTRUCTORA COPEISA			EL DIRECTOR DE LA OBRA JAVIER ORTE SANCHEZ
INGENIERO DE D.C. Y			