

**DIPUTACION
GENERAL
DE ARAGON**

DEPARTAMENTO DE ORDENACION TERRITORIAL
OBRAS PUBLICAS Y TRANSPORTES

DIRECCION GENERAL DEL AGUA

 
**PROYECTO DE CONSTRUCCION DE
LA ESTACION DEPURADORA DE
AGUAS RESIDUALES DE HUESCA**

CLAVE EXPEDIENTE: 23.S.02

EMPRESAS CONSTRUCTORAS (U.T.E.)



IDECONSA



ASTEISA
Tratamiento de Aguas, S.A.

EDAR HUESCA


INDICE DE PLANOS.

1. SITUACION.
- 2.1. EMISARIO. PLANTA.
- 2.2. EMISARIO. LONGITUDINAL, ALIVIADERO SECCION TIPO Y DETALLES.
- 2.4. ACONDICIONAMIENTO VERTIDO ACTUAL. PLANTA.
- 2.5. ACONDICIONAMIENTO VERTIDO ACTUAL. PERFILES TRANSVERSALES Y SECCION TIPO.
3. ESTADO ACTUAL DEL TERRENO.
- 4.1. MOVIMIENTO DE TIERRAS. PLANTA.
- 4.2.1. MOVIMIENTO DE TIERRAS. PERFILES TRANSVERSALES.
- 4.2.2. MOVIMIENTO DE TIERRAS. PERFILES TRANSVERSALES.
5. PLANTA GENERAL.
6. PLANTA DE REPLANTEO - COORDENADAS.
- 7.1.1. DIAGRAMA DE FLUJOS (Línea de Agua).
- 7.1.2. DIAGRAMA DE FLUJOS (Línea de Agua).
- 7.1.3. DIAGRAMA DE FLUJOS (Línea de Agua).
- 7.1.4. DIAGRAMA DE FLUJOS (Línea de Agua).
- 7.2.1. DIAGRAMA DE FLUJOS (Línea de Fangos y Gas).
- 7.2.2. DIAGRAMA DE FLUJOS (Línea de Fangos y Gas).
- 7.2.3. DIAGRAMA DE FLUJOS (Línea de Fangos y Gas).
- 7.3. LINEA PIEZOMETRICA.
- 8.1.1. LLEGADA, BOMBEO Y DESBASTE. DEFINICION GEOMETRICA. PLANTA.
- 8.1.2. LLEGADA, BOMBEO Y DESBASTE. DEFINICION GEOMETRICA. SECCIONES.
- 8.2. OBRA DE TOMA, ALIVIADERO, BY-PASS GENERAL, POZO DE BOMBAS Y DESBASTE. ARMADURAS.
- 8.3.1. OBRA DE TOMA. ALIVIADERO, BY-PASS GENERAL, POZO DE BOMBAS Y DESBASTE. PLANTA. EQUIPOS MECANICOS.
- 8.3.2. OBRA DE TOMA, ALIVIADERO, BY-PASS GENERAL, POZO DE BOMBAS Y DESBASTE. SECCIONES. EQUIPOS MECANICOS.
- 9.1.1. DESARENADOR-DESENGRASADOR. DEFINICION GEOMETRICA. PLANTA.
- 9.1.2. DESARENADOR-DESENGRASADOR. DEFINICION GEOMETRICA. SECCIONES.
- 9.2. DESARENADOR-DESENGRASADOR. ARMADURAS.
- 9.3. DESARENADOR-DESENGRASADOR. EQUIPOS MECANICOS.
- 10.1.1. MEDIDOR DE CAUDAL Y FISICO QUIMICO. DEFINICION GEOMETRICA. PLANTA.
- 10.1.2. MEDIDOR DE CAUDAL Y FISICO QUIMICO. DEFINICION GEOMETRICA. SECCIONES Y DETALLES.
- 10.2. MEDIDOR DE CAUDAL Y TRATAMIENTO FISICO QUIMICO. ARMADURAS.
- 10.3.1. MEDIDOR DE CAUDAL Y TRATAMIENTO FISICO QUIMICO. PLANTA. EQUIPOS MECANICOS.
- 10.3.2. MEDIDOR DE CAUDAL Y TRATAMIENTO FISICO QUIMICO. SECCIONES. EQUIPOS MECANICOS.
- 11.1.1. DECANTADOR PRIMARIO. DEFINICION GEOMETRICA.
- 11.1.2. DECANTADOR PRIMARIO. DETALLES.
- 11.2. DECANTADOR PRIMARIO. ARMADURAS.
- 11.3. DECANTADOR PRIMARIO. EQUIPOS MECANICOS.
- 12.1. ARQUETA DE BOMBEO DE FANGOS PRIMARIOS Y FLOTANTES. DEFINICION GEOMETRICA.
- 12.2. ARQUETA DE BOMBEO DE FANGOS PRIMARIOS Y FLOTANTES. ARMADURAS.
- 12.3. ARQUETA DE BOMBEO DE FANGOS PRIMARIOS Y FLOTANTES. EQUIPOS MECANICOS.
- 13.1.1. BALSAS DE ACTIVACION. DEFINICION GEOMETRICA. PLANTA.
- 13.1.2. BALSAS DE ACTIVACION. DEFINICION GEOMETRICA. SECCIONES.
- 13.2.1. BALSAS DE ACTIVACION. ARMADURAS. PLANTA.
- 13.2.2. BALSAS DE ACTIVACION. ARMADURAS. SECCIONES.
- 13.3.1. BALSAS DE ACTIVACION. PLANTA. EQUIPOS MECANICOS.
- 13.3.2. BALSAS DE ACTIVACION. SECCIONES. EQUIPOS MECANICOS.
- 13.4.1. EDIFICIO DE AIREACION. DEFINICION GEOMETRICA. PLANTA, SECCIONES Y ALZADOS.


- 13.4.2. EDIFICIO DE AIREACION. ARMADURAS.
- 13.4.3. EDIFICIO DE AIREACION. EQUIPOS MECANICOS.
- 14.1. ELEVACION DE FANGOS EN RECIRCULACION Y EXCESO. DEFINICION GEOMETRICA.
- 14.2. ELEVACION DE FANGOS EN RECIRCULACION Y EXCESO. ARMADURAS.
- 14.3. ELEVACION DE FANGOS EN RECIRCULACION Y EXCESO. EQUIPOS MECANICOS.
- 15.1.1. REPARTO A DECANTACION SECUNDARIA. Y POZO DE VACIADOS. DEFINICION GEOMETRICA.
- 15.1.2. REPARTO A DECANTACION SECUNDARIA Y POZO DE VACIADOS. ARMADURAS.
- 15.1.3. REPARTO A DECANTACION SECUNDARIA Y POZO DE VACIADOS. EQUIPOS MECANICOS.
- 15.2.1. DECANTADOR SECUNDARIO. DEFINICION GEOMETRICA.
- 15.2.2. DECANTADOR SECUNDARIO. DETALLES.
- 15.3. DECANTADOR SECUNDARIO. ARMADURAS.
- 15.4. DECANTADOR SECUNDARIO. EQUIPOS MECANICOS.
- 16.1. CUBA DE CLORACION. DEFINICION GEOMETRICA.
- 16.2. CUBA DE CLORACION. ARMADURAS.
- 16.3. CUBA DE CLORACION. EQUIPOS MECANICOS.
- 17.1. ESPESADOR DE GRAVEDAD. DEFINICION GEOMETRICA.
- 17.2. ESPESADOR DE GRAVEDAD. ARMADURAS.
- 17.3. ESPESADOR DE GRAVEDAD. EQUIPOS MECANICOS.
- 18.1. ESPESADOR DE FLOTACION. DEFINICION GEOMETRICA.
- 18.2. ESPESADOR DE FLOTACION. ARMADURAS.
- 18.3. ESPESADOR DE FLOTACION. EQUIPOS MECANICOS.
- 18.4. DEPOSITO MEZCLA DE FANGOS. DEFINICION GEOMETRICA. EQUIPOS MECANICOS.
- 18.5. DEPOSITO MEZCLA DE FANGOS. ARMADURAS.
- 19.1.1. DIGESTOR ANAEROBIO. DEFINICION GEOMETRICA. PLANTA.
- 19.1.2. DIGESTOR ANAEROBIO. DEFINICION GEOMETRICA. SECCIONES.
- 19.2. DIGESTOR ANAEROBIO. ARMADURA.
- 19.3.1. DIGESTOR ANAEROBIO. EQUIPOS MECANICOS. PLANTA.

- 19.3.2. DIGESTOR ANAEROBIO. EQUIPOS MECANICOS. SECCIONES.
- 20.1. GASOMETRO. DEFINICION GEOMETRICA.
- 20.2. GASOMETRO. ARMADURAS.
- 20.3. GASOMETRO. EQUIPOS MECANICOS.
- 21. QUEMADOR DE GAS. DEFINICION GEOMETRICA, ARMADURAS Y EQUIPOS MECANICOS.
- 22. DEPOSITO DE FUEL-OIL. DEFINICION GEOMETRICA, ARMADURAS Y EQUIPOS MECANICOS.
- 23.1.1. DEPOSITO DE FANGOS Digeridos. DEFINICION GEOMETRICA Y EQUIPOS MECANICOS.
- 23.1.2. DEPOSITO DE FANGOS Digeridos. DETALLES.
- 23.2. DEPOSITO DE FANGOS Digeridos. ARMADURAS.
- 24.1. POZO CENTRAL DE VACIADOS. DEFINICION GEOMETRICA Y EQUIPOS MECANICOS.
- 24.2. POZO CENTRAL DE VACIADOS. ARMADURAS.
- 25.1. EDIFICIO DE DESBASTE. DEFINICION GEOMETRICA. ALZADOS.
- 25.2.1. EDIFICIO DE DESBASTE. VIGAS DE CUBIERTA.
- 25.2.2. EDIFICIO DE DESBASTE. FORJADO DE CUBIERTA.
- 25.2.3. EDIFICIO DE DESBASTE. CIMENTACION. CUADRO DE PILARES.
- 26.1.1. EDIFICIO INDUSTRIAL. DEFINICION GEOMETRICA. PLANTA.
- 26.1.2.1. EDIFICIO INDUSTRIAL. DEFINICION GEOMETRICA. SECCIONES.
- 26.1.2.2. EDIFICIO INDUSTRIAL. DEFINICION GEOMETRICA. SECCIONES.
- 26.1.3.1. EDIFICIO INDUSTRIAL. DEFINICION GEOMETRICA. ALZADOS.
- 26.1.3.2. EDIFICIO INDUSTRIAL. DEFINICION GEOMETRICA. ALZADOS.
- 26.2.1. EDIFICIO INDUSTRIAL. FORJADO DE CUBIERTAS.
- 26.2.2. EDIFICIO INDUSTRIAL. VIGAS DE CUBIERTA.
- 26.2.3. EDIFICIO INDUSTRIAL. CIMENTACION. CUADRO PILARES.
- 26.3.1. EDIFICIO INDUSTRIAL. EQUIPOS MECANICOS. PLANTA.
- 26.3.2. EDIFICIO INDUSTRIAL. EQUIPOS MECANICOS. SECCIONES.
- 27.1. EDIFICIO DE CONTROL. DEFINICION GEOMETRICA.

- 27.1.1. EDIFICIO DE CONTROL. ALZADOS.
- 27.2.1. EDIFICIO DE CONTROL. FORJADO DE CUBIERTA.
- 27.2.2. EDIFICIO DE CONTROL. FORJADO PLANTA BAJA.
- 27.2.3. EDIFICIO DE CONTROL. VIGAS PLANTA BAJA.
- 27.2.4. EDIFICIO DE CONTROL. VIGAS DE BAJO CUBIERTA.
- 27.2.5. EDIFICIO DE CONTROL. CIMENTACION. CUADRO DE PILARES.
- 28.1. EDIFICIO DE FANGOS ESPESADOS. DEFINICION GEOMETRICA.
- 28.2. EDIFICIO DE FANGOS ESPESADOS. EQUIPOS MECANICOS.
- 29. EDIFICIO DE TRANSFORMACION. DEFINICION GEOMETRICA.
- 30. LINEA DE AGUA Y BY-PASS GENERAL. P.G.
- 31.1. RED DE PLUVIALES P.G.
- 31.2. RED DE REBOSES Y VACIADOS. P.G.
- 31.3. RED DE FANGOS, GAS Y SOBRENADANTES. P.G.
- 31.4. RED DE AIRE DE PROCESO Y AIRE DE SERVICIO. P.G.
- 31.5. RED DE AGUA DE SERVICIO. P.G.
- 31.6. RED DE AGUA POTABLE P.G.
- 32.1. URBANIZACION Y JARDINERIA. PLANTA.
- 32.2. URBANIZACION Y JARDINERIA. ACCESO Y DETALLES.
- 33.1. PLANTA DE DISTRIBUCION DE FUERZA Y ALUMBRADO EXTERIOR.
- 33.2. ALUMBRADO DE EDIFICIOS.
- 34.1. ESQUEMA UNIFILAR DE ALTA TENSION Y CUADRO DE DISTRIBUCION. EQUIPOS ELECTRICOS.
- 34.2. ESQUEMA UNIFILAR C.C.M.1. PRETRATAMIENTO. EQUIPOS ELECTRICOS.
- 34.3. ESQUEMA UNIFILAR C.C.M.4. TRATAMIENTO BIOLOGICO. EQUIPOS ELECTRICOS.
- 34.4. ESQUEMA UNIFILAR C.C.M.3. ESPESAMIENTO DE FANGOS. EQUIPOS ELECTRICOS.
- 34.5. ESQUEMA UNIFILAR C.C.M.2. CALEFACCION, DIGESTION Y DESHIDRATACION. EQUIPOS ELECTRICOS.
- 34.6. ESQUEMA UNIFILAR ALUMBRADO EXTERIOR Y ALUMBRADO EDIFICIOS.
- 35. DETALLES INSTALACIONES ELECTRICAS. EQUIPOS ELECTRICOS.

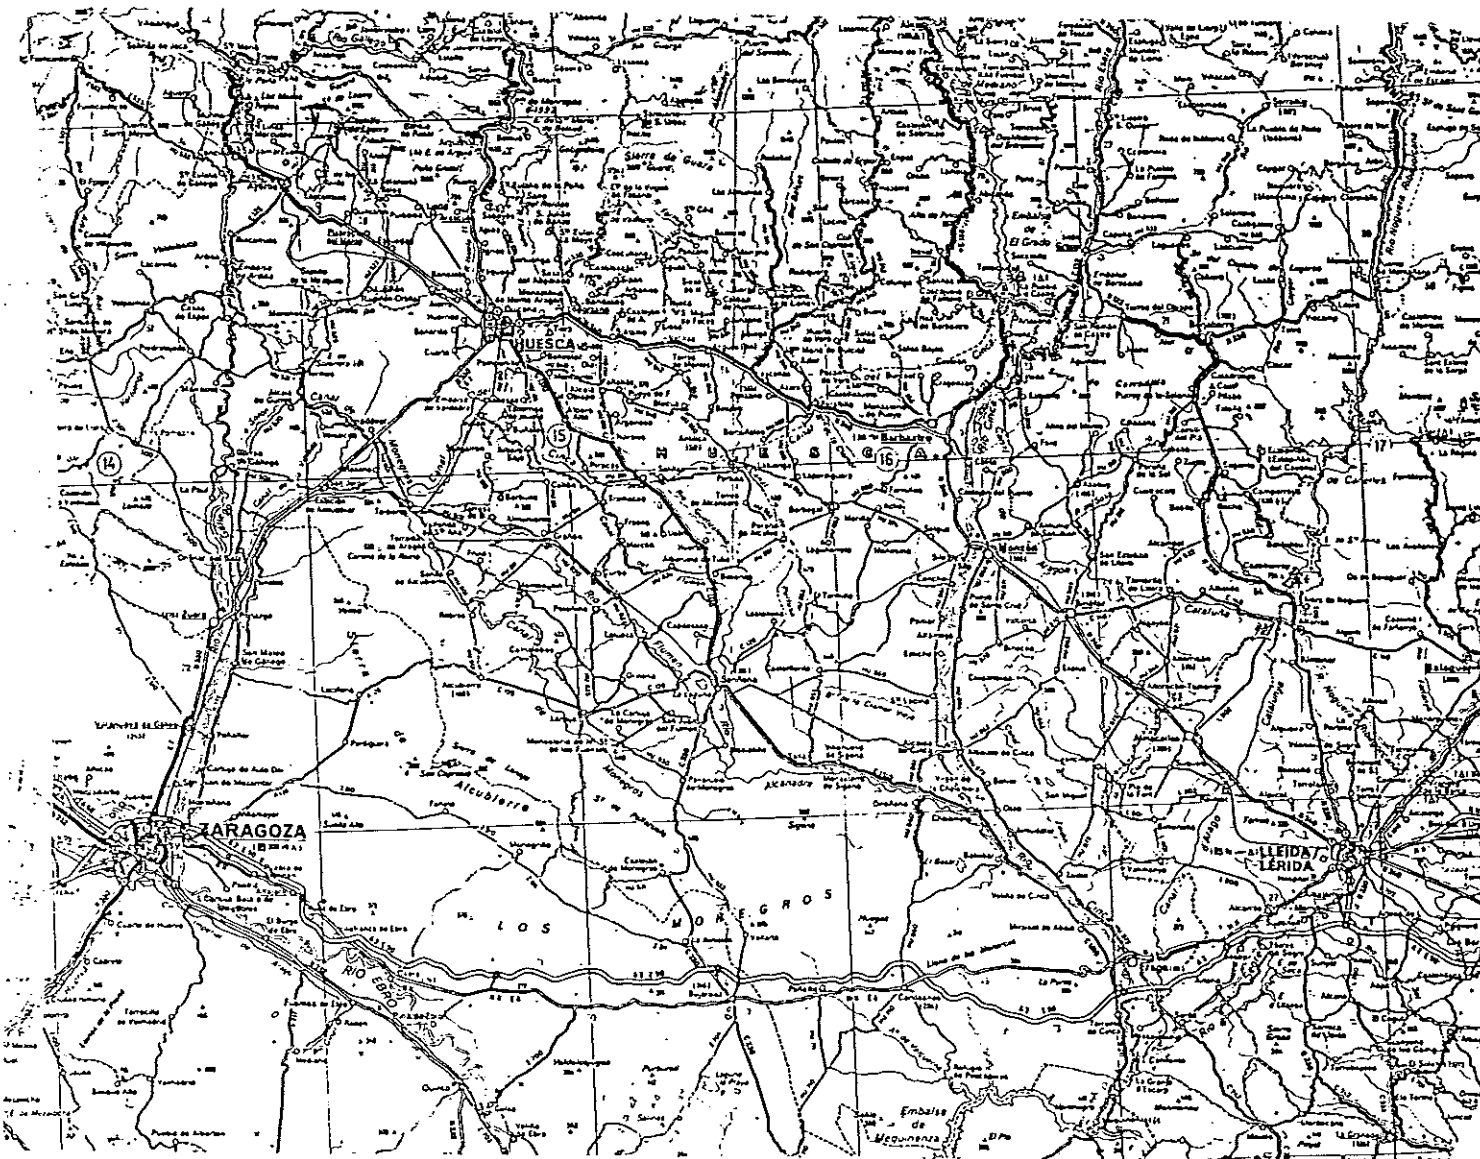

ESCALA 1 : 400.000

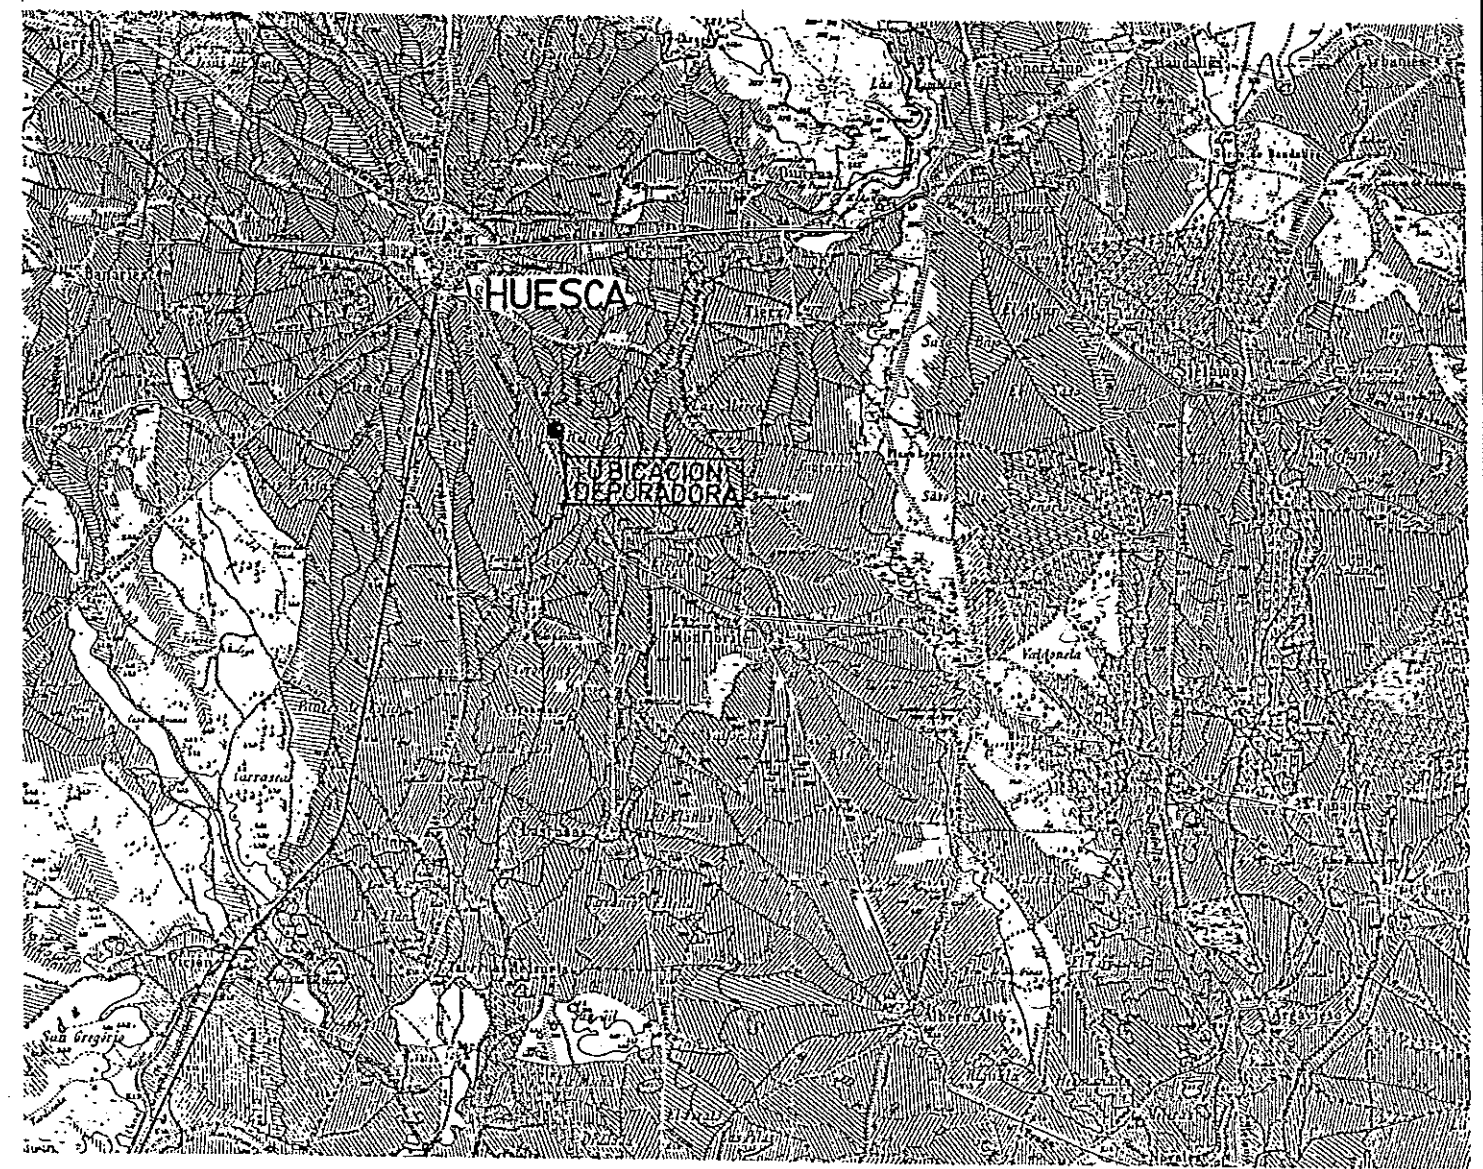

ESCALA 1 : 50.000



DIPUTACION
GENERAL
DE ARAGON

DEPARTAMENTO DE ORDENACION TERRITORIAL
OBRAS PUBLICAS Y TRANSPORTES
DIRECCION GENERAL DEL AGUA

EMPRESAS CONSTRUCTORA (S.A.)



ASTEISA
Tratamiento de Aguas, S.A.

LOS INGENIEROS C.E.R. AUTORES DEL PROYECTO

J. M. Hernandez Melchior
D. JOSE MARIA HERNANDEZ MELCHIOR



SUSTITUYE A

SUSTITUIDO POR

PROYECTO

ESTACION DEPURADORA DE
AGUAS RESIDUALES DE
HUESCA

CLAVE EXPEDIENTE

23.S.02

Nº PLANO

1

DESIGNACION DE PLANO

ESCALA
INDICADAS


SITUACION

FECHA

JUNIO-96


PAGINA

1

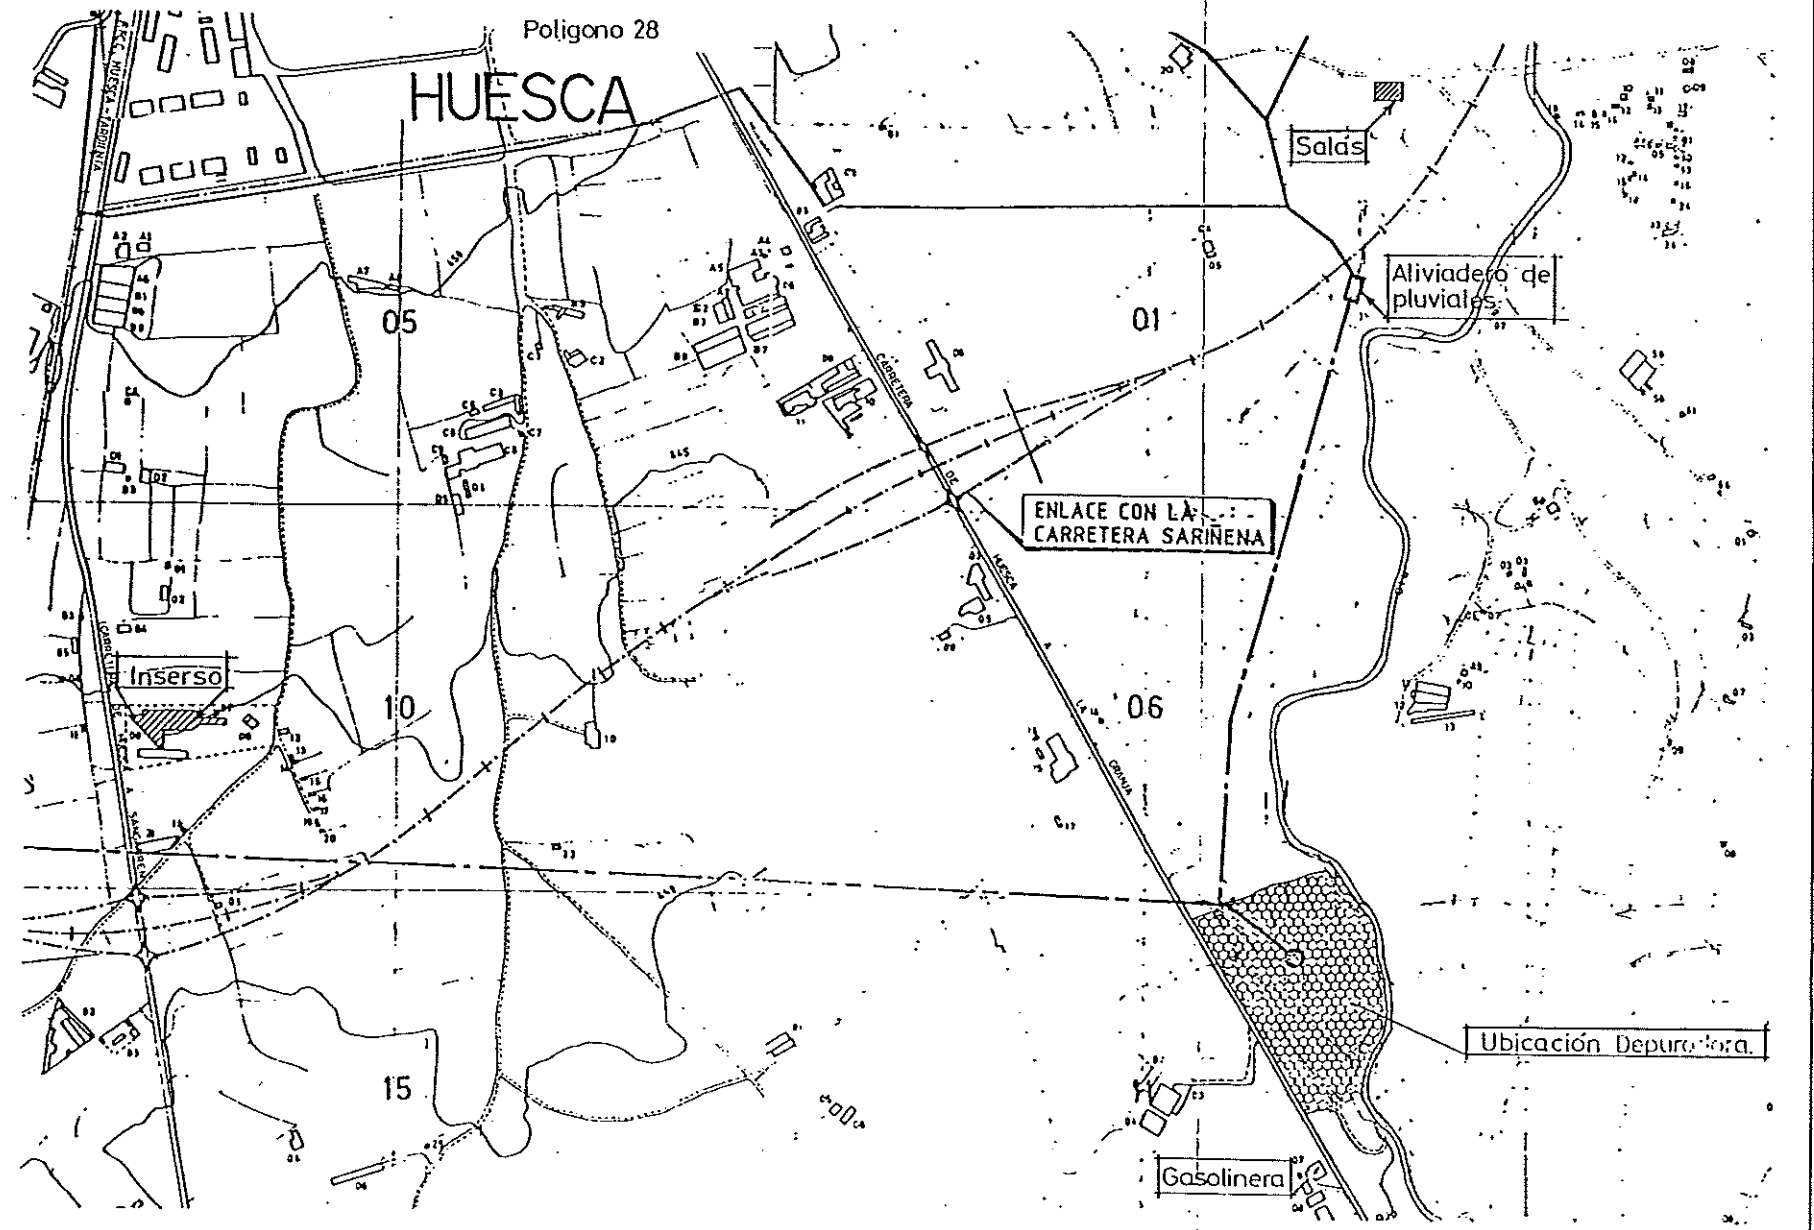

UBICACION DEPURADORA

Escala 1:5.000

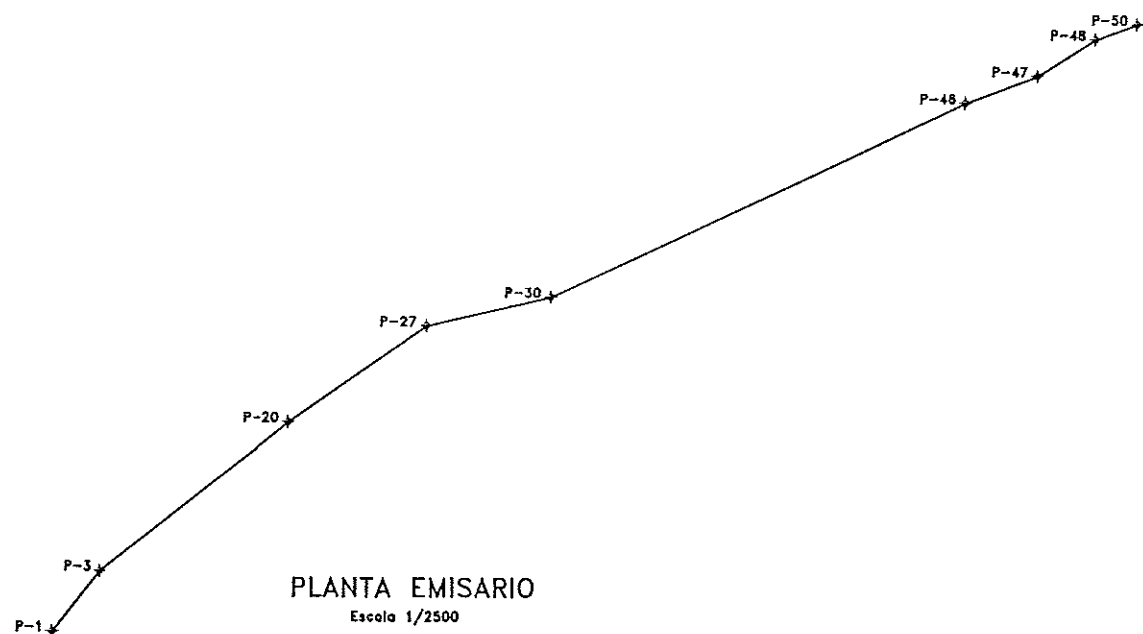

PLANTA EMISARIO
Escala 1/2500

Nº PTO.	X	Y	Z
1	1290.92	1600.26	52.83
2	1291.28	1600.75	52.81
3	1323.00	1639.39	52.66
4	1323.89	1640.12	53.14
5	1324.65	1640.83	52.89
6	1347.52	1658.63	52.96
7	1348.17	1659.26	53.31
8	1348.68	1659.84	53.05
9	1371.84	1677.74	53.05
10	1372.59	1678.68	53.47
11	1373.49	1679.29	52.94
12	1374.71	1679.83	53.42
13	1374.72	1680.22	53.29
14	1395.16	1697.40	53.19
15	1397.32	1698.29	53.65
16	1397.77	1698.62	53.49
17	1422.06	1717.77	53.52
18	1422.85	1718.52	53.95
19	1423.01	1718.96	53.70
20	1447.08	1737.65	53.66
21	1447.86	1738.35	53.88
22	1448.33	1738.88	53.97
23	1466.16	1750.80	54.01
24	1466.99	1751.34	54.12
25	1467.58	1751.69	53.96

Nº PTO.	X	Y	Z
26	1538.31	1799.46	54.42
27	1538.77	1799.74	54.58
28	1537.35	1799.95	54.22
29	1537.89	1800.15	54.62
30	1618.06	1819.20	57.70
31	1619.18	1819.72	53.10
32	1621.05	1820.58	53.94
33	1671.70	1843.94	53.83
34	1675.78	1845.78	54.25
35	1709.75	1861.52	54.19
36	1712.06	1862.57	54.81
37	1740.38	1875.81	54.50
38	1741.65	1876.40	54.78
39	1771.97	1890.43	54.85
40	1774.03	1891.31	54.50
41	1782.06	1894.90	56.06
42	1782.97	1895.32	55.26
43	1783.87	1895.75	56.25
44	1808.63	1907.29	56.19
45	1809.54	1907.71	56.28
46	1891.20	1945.76	56.60
47	1898.90	1945.66	57.21
48	1877.55	1947.81	57.46
49	1896.85	1947.74	56.76
50	2005.25	1997.76	54.89



DIPUTACION
GENERAL
DE ARAGON

DEPARTAMENTO DE ORDENACION TERRITORIAL
OBRAS PUBLICAS Y TRANSPORTES

DIRECCION GENERAL DEL AGUA

EMPRESAS CONSTRUCTORAS (S.A.T.E.)



LOS INGENIEROS C.C.P. AUTORES DEL PROYECTO

D. JOSE MARIA HERNANDEZ MELNDEZ

SUBSTITUTO A

D. CARLOS LÓPEZ MORO

SUBSTITUTO POR

PROYECTO

ESTACION DEPURADORA DE
AGUAS RESIDUALES DE
HUESCA

CLAVE EXPEDIENTE

23.S.02

Nº PLANO

2.1

ESCALA

1/2500

DESIGNACION DE PLANO

EMISARIO
PLANTA

FECHA


JUNIO-98

PAGINA

2

Resatas sobre
51,65
53,66

PERFIL LONGITUDINAL EMISARIO

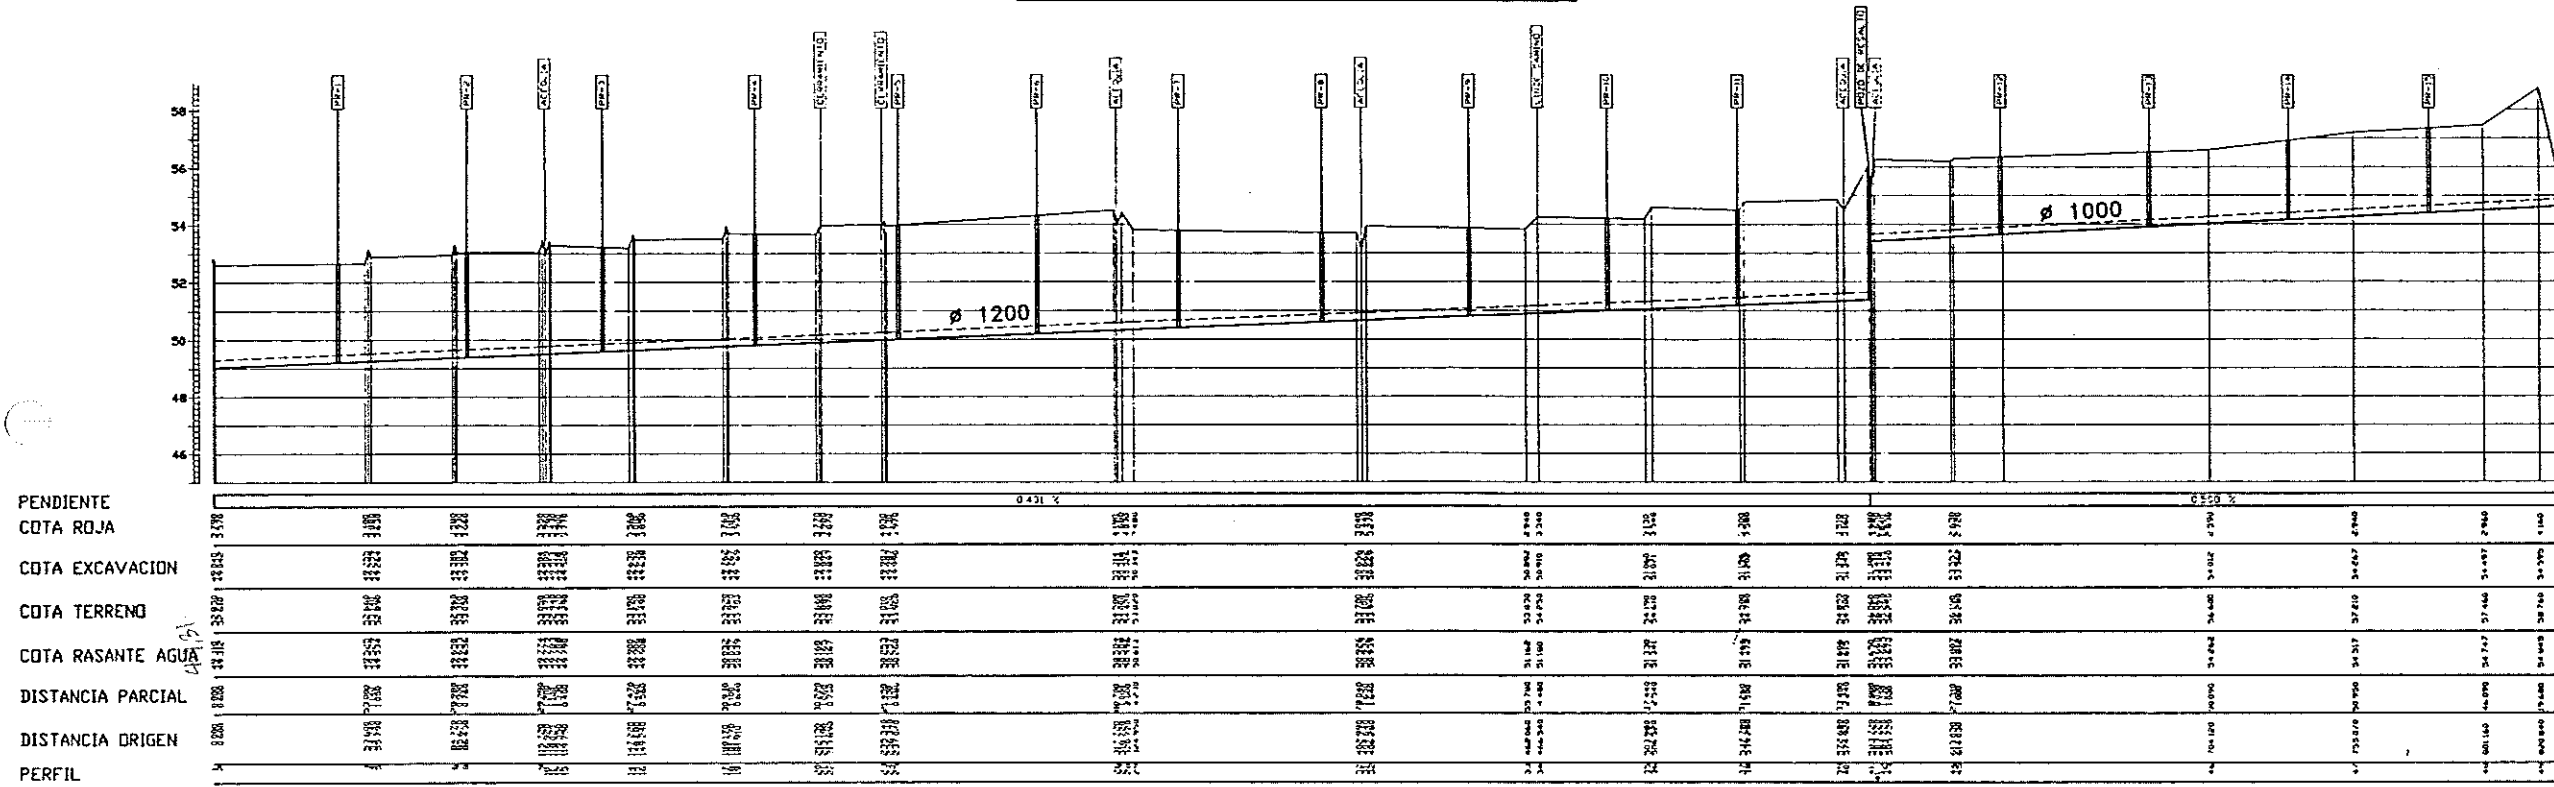


54.89


ESCALA H= 1/1000
ESCALA V= 1/100

ALIVIADERO


SECCION TIPO ZANJA DEL EMISARIO
SIN ESCALA

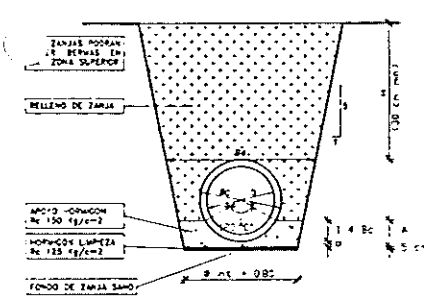


SECCION B-B
ESCALA 1/50

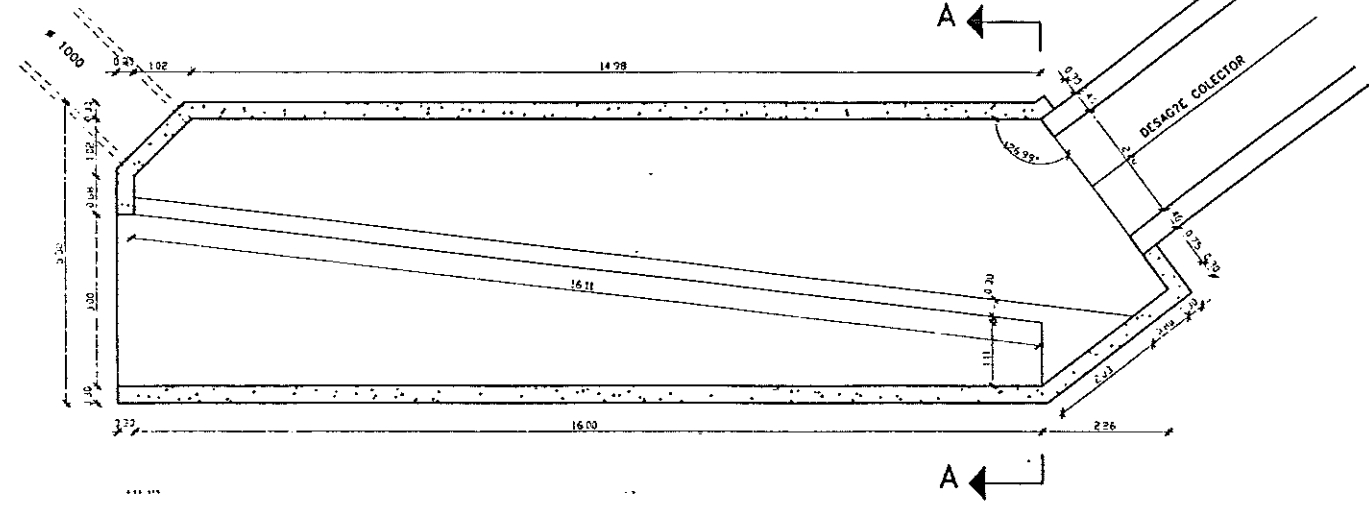


SECCION A-A
ESCALA 1/50

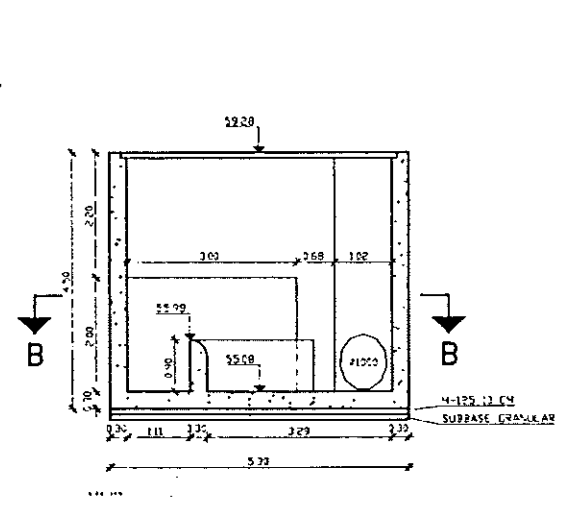

SECCION SALIDA COLECTOR
ESCALA 1/50

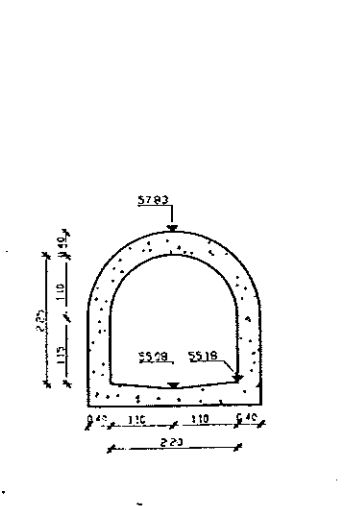

DIAMETROS/ESPESES TUBO	
DIAMETRO INTERIOR = Ø mm.	1.000 1.200
DIAMETRO EXTERIOR = Ø mm.	1.200 1.400
ESPESES HORMIGON DE APORTE	
DIAMETRO INTERIOR (Ø) mm.	1.000 1.200
ESPEZ. BASE TUBO (Ø) cm.	10 10
ESPEZ. FONDOS (Ø/A/B) cm.	30 30
ESPEZ. TOTAL (Ø) cm.	50 50
ANCHOS DE ZANJA MINIMOS RE (-)	
DIAMETRO INTERIOR (Ø) mm.	1.000 1.200
ANCHO FONDOADO A 1/3 (-)	1.71 1.93
ANCHO FONDOADO A 1/3 (-)	1.70 1.93

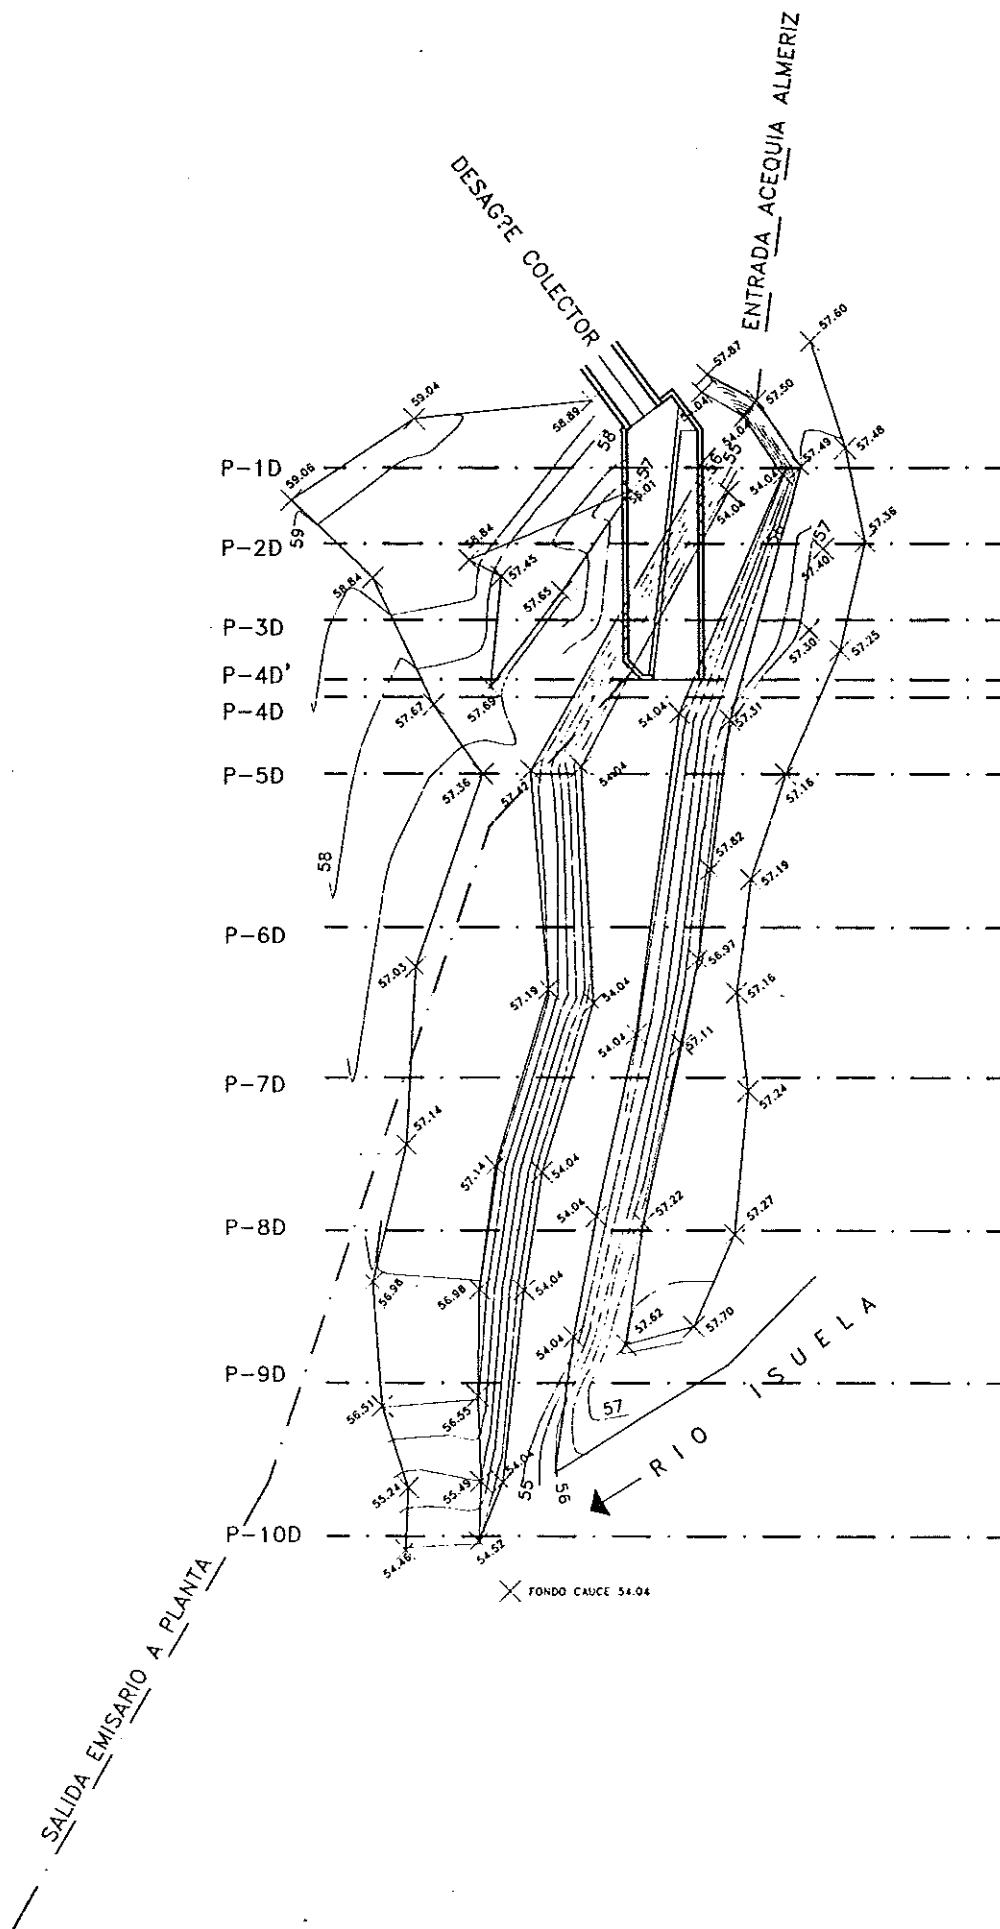

DIPUTACION
GENERAL
DE ARAGON

DEPARTAMENTO DE ORDENACION TERRITORIAL
OBRAS PUBLICAS Y TRANSPORTES

DIRECCION GENERAL DEL AGUA

OPORTUNIDAD CONSTRUCTIVA



ASTEISA
Tratamiento de Aguas S.A.

PROYECTO DE OBRAS DE AGUAS RESIDUALES

Proyecto

PROYECTO DE OBRAS DE AGUAS RESIDUALES



ESTACION A

ESTACION B

ESTACION C

PROYECTO

ESTACION DEPURADORA DE
AGUAS RESIDUALES DE
HUESCA

LINEA EXISTENTE

255 G2

255 G2

NO. PLANO

2.4

1/250

DESCRIPCION DE PLANO

ACONDICIONAMIENTO VERTIDO ACTUAL
PLANTA

ACONDICIONAMIENTO VERTIDO ACTUAL
PLANTA

FECHA


JUNIO-96

JUNIO-96


PERFILES TRANSVERSALES

ESCALA 1/250


P-1D

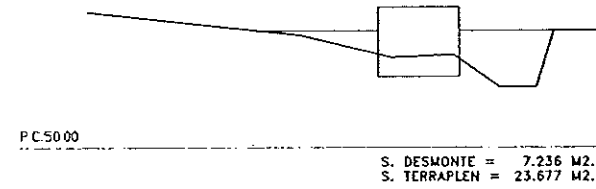


P-2D

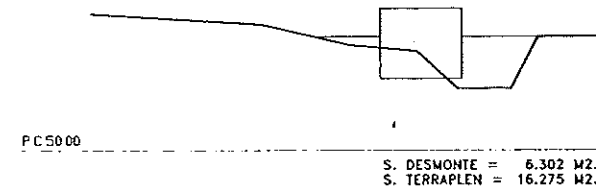


P-3D

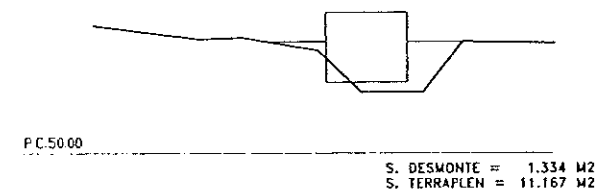


P-4D'

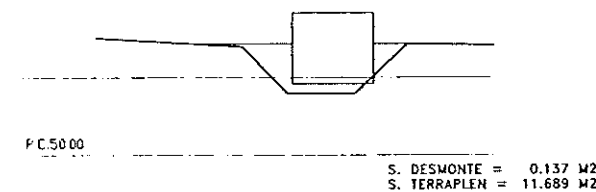


P-4D

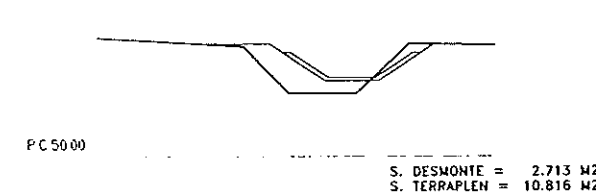


P-5D

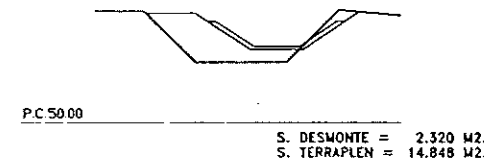


P-6D

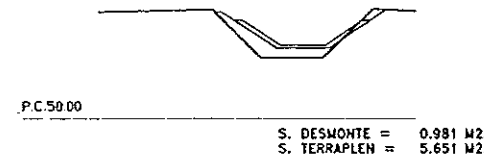


P-7D

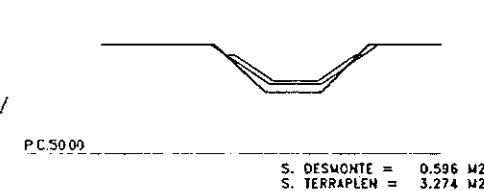


P-8D

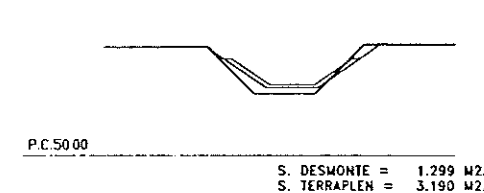

P-9D

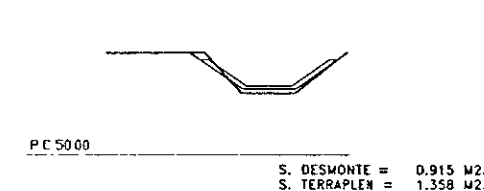


P-10D

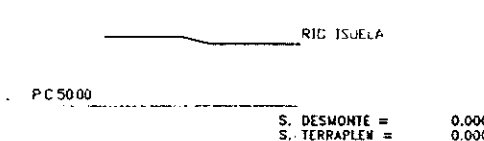


SECCION TIPO

ESCALA 1/50

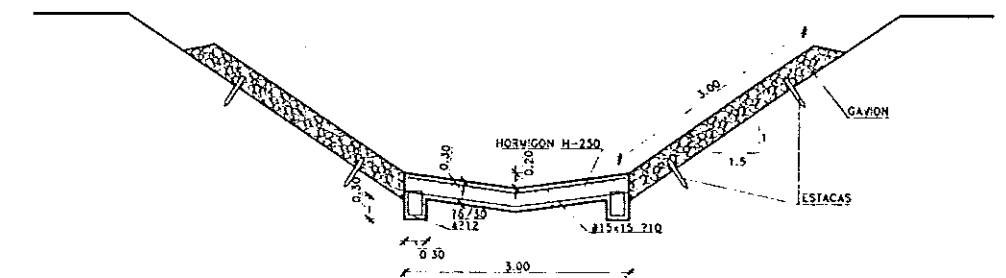


DETALLE RASTRILLO INICIO Y FINAL

ESCALA 1/50

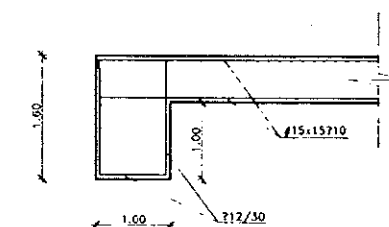

DIPUTACION
GENERAL
DE ARAGON

 DEPARTAMENTO DE ORDENACION TERRITORIAL
OBRAS PUBLICAS Y TRANSPORTES
DIRECCION GENERAL DEL AGUA



ASTEISA
Tratamiento de Aguas S.A.

LOS RECURSOS C.C.P. AUTORES DEL PROYECTO
Interruccion
LOS RECURSOS C.C.P. AUTORES DEL PROYECTO



SUSTITUTO A
PROYECTO


ESTACION DEPURADORA DE
AGUAS RESIDUALES DE
HUESCA

 
2.5


2.5

ACONDICIONAMIENTO VERTIDO ACTUAL
PERFILES TRANSVERSALES Y
SECCION TIPO

JUNIO-96

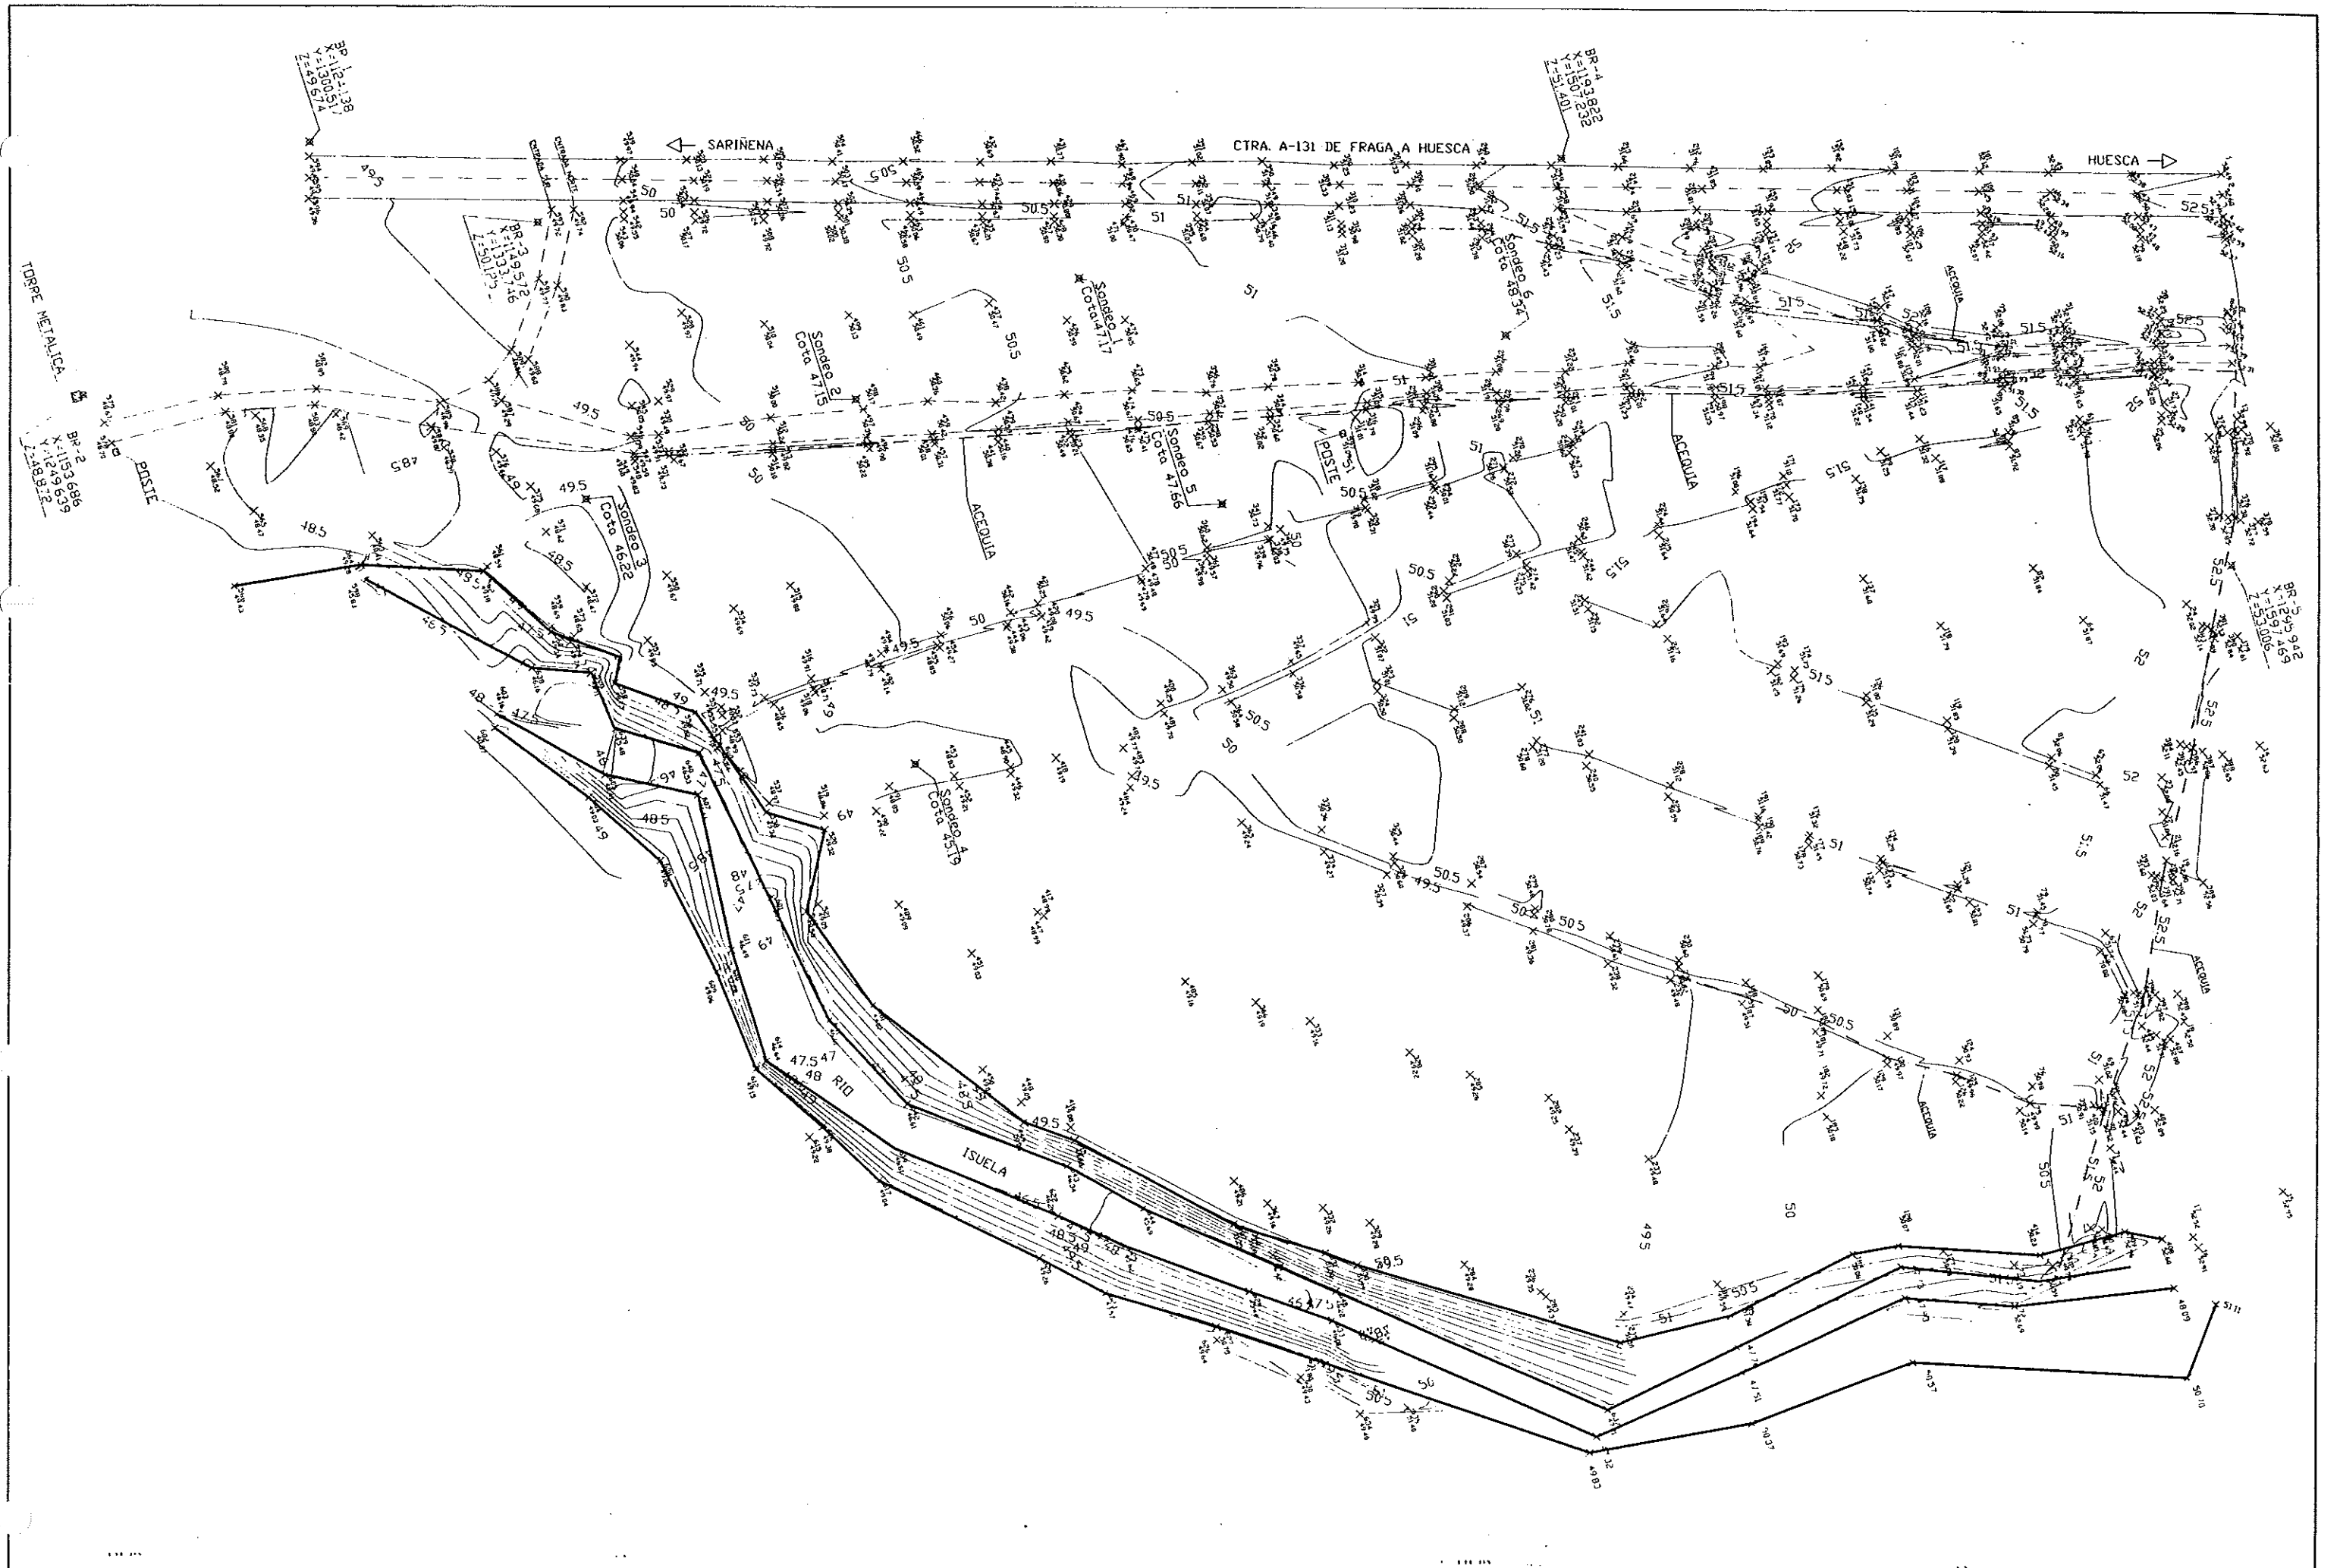

 DIPUTACION GENERAL DE ARAGON	DEPARTAMENTO DE ORDENACION TERRITORIAL OBRAS PUBLICAS Y TRANSPORTES DIRECCION GENERAL DEL AGUA	EMPRESAS CONSTRUCTORA (S.A.)  IDECONSA  ASTEISA Tratamiento de Agua, S.A.	LOS ASESORES COORDINADORES DEL PROYECTO  	PROYECTO ESTACION DEPURADORA DE AGUAS RESIDUALES DE HUESCA	CANTIDAD EMPENDIDA 23.502	N.º PLANO 3 ESCALA 1/500	DESCRIPCION DE PLANO ESTADO ACTUAL DEL TERRENO	FECHA JUNIO-96 PÁGINA 6
--	--	---	--	--	------------------------------	--	--	--

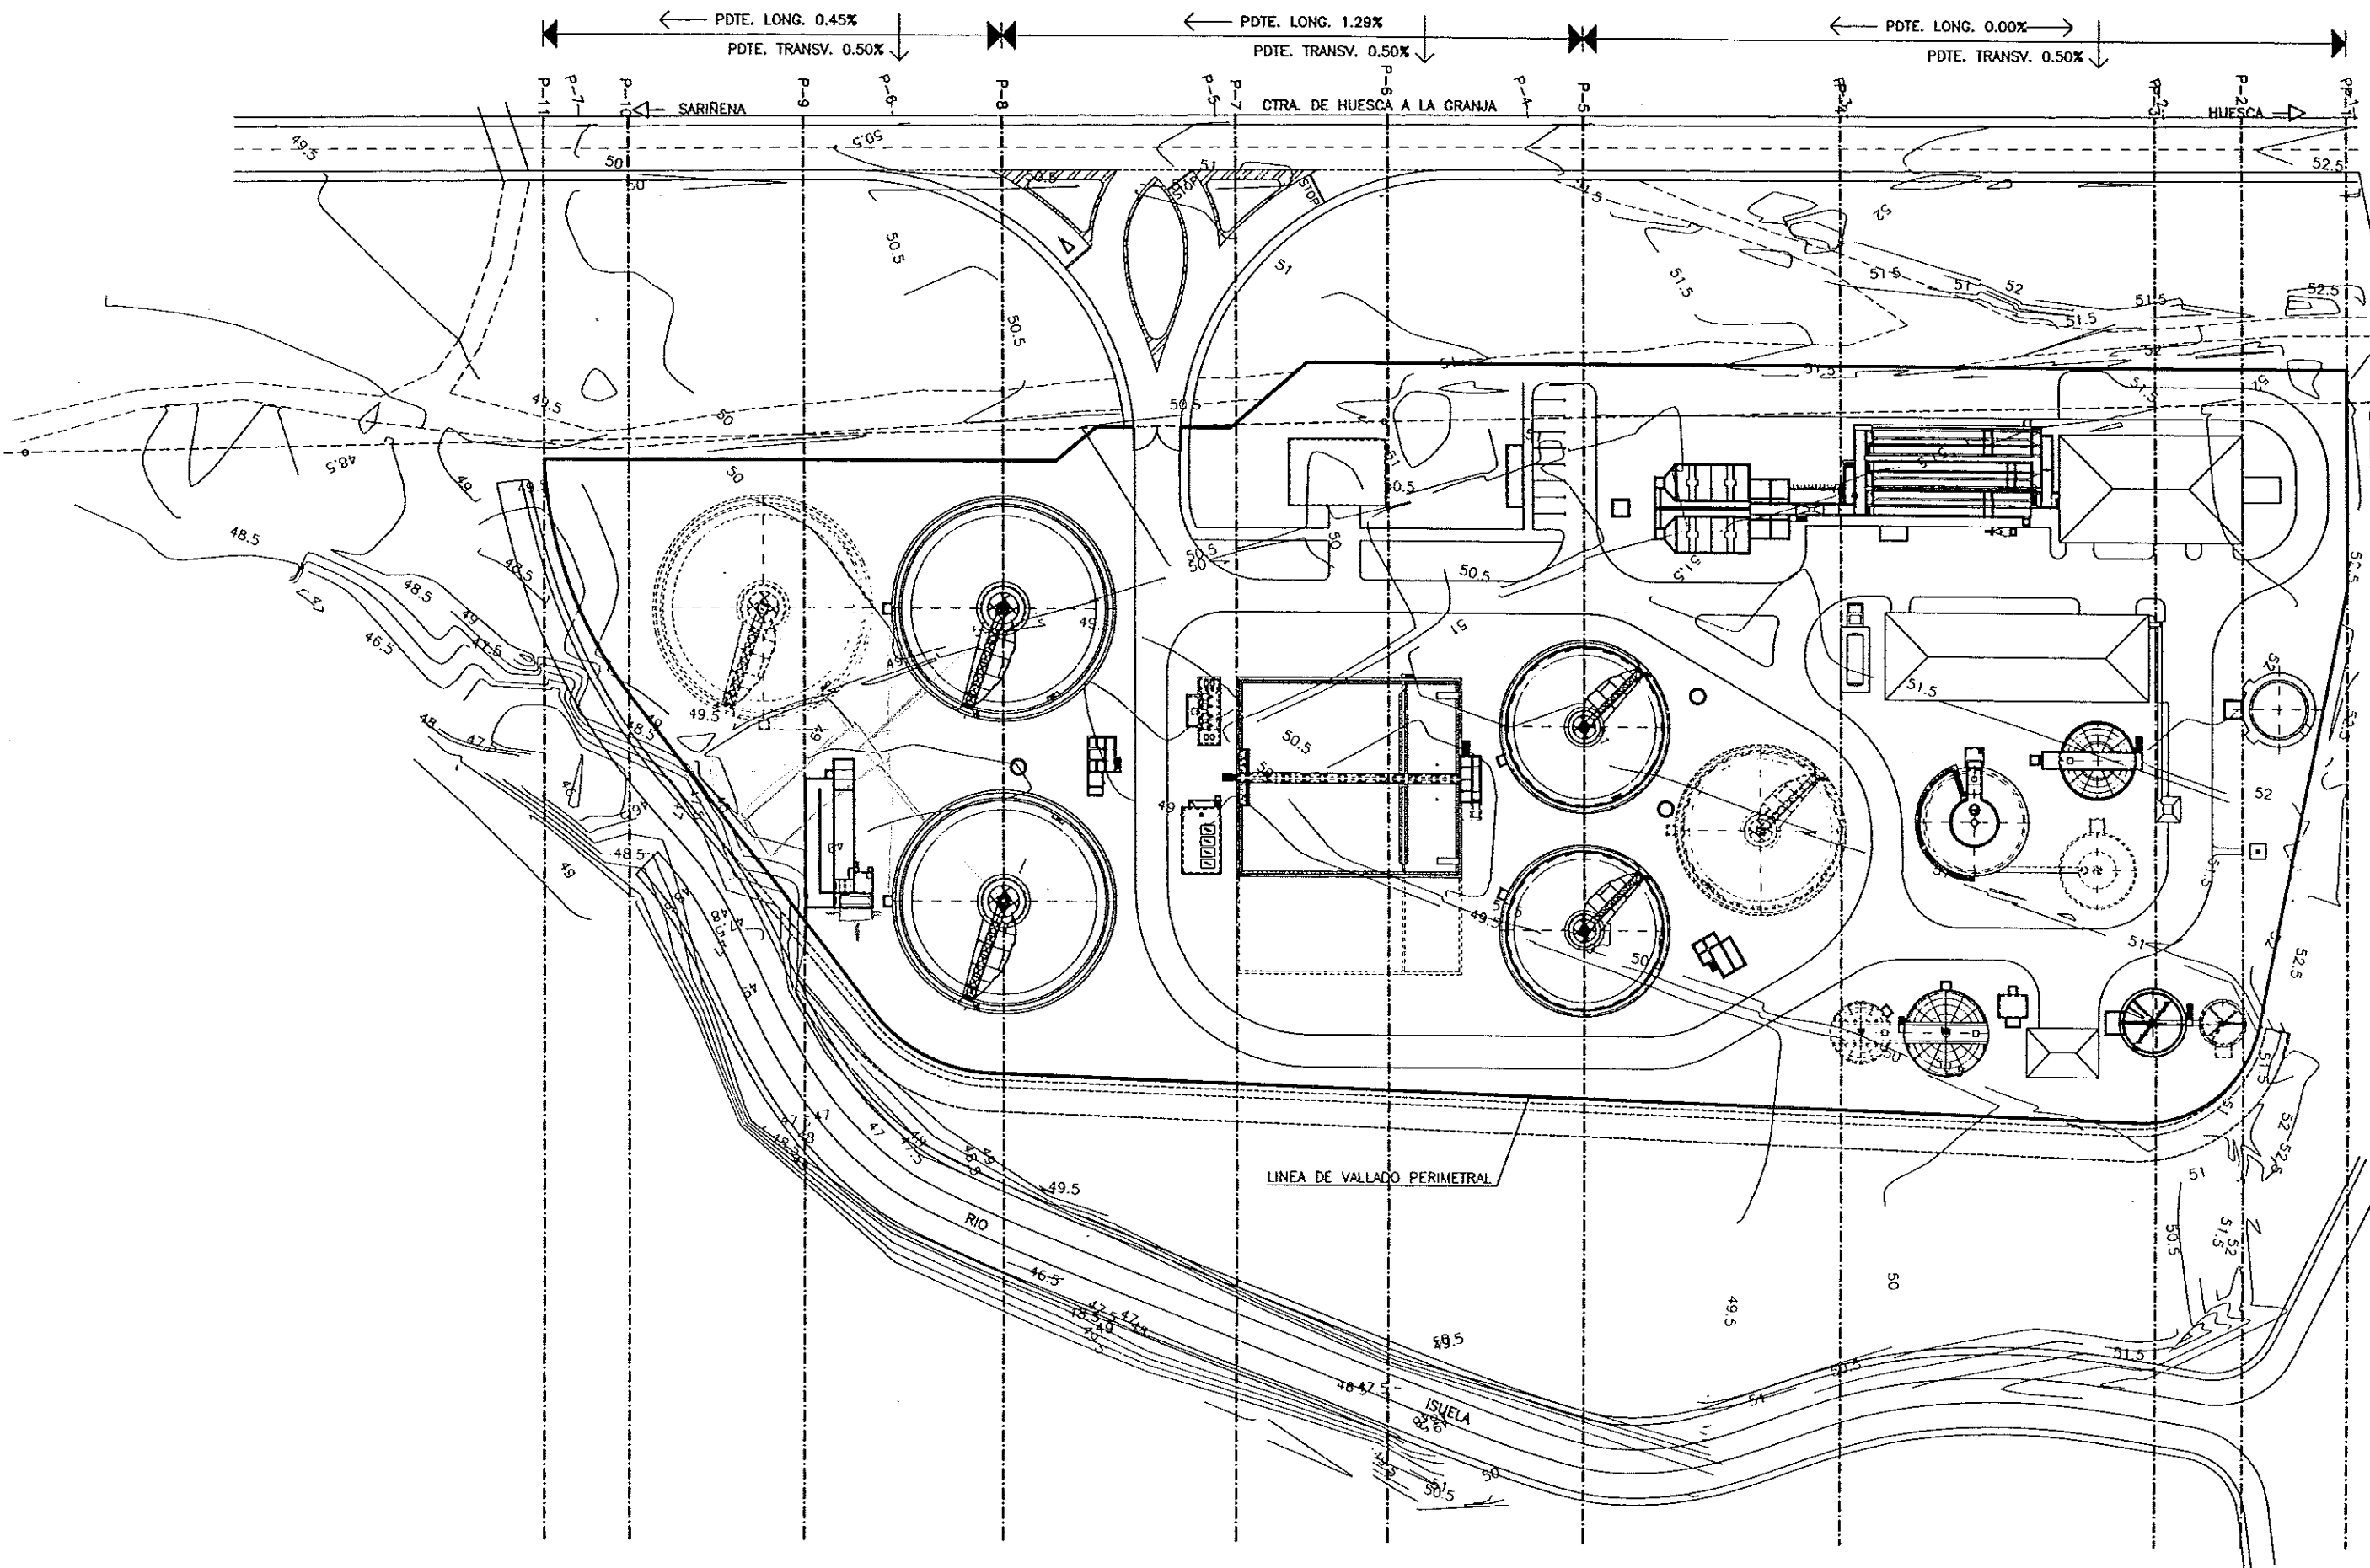

DIPUTACION
GENERAL
DE ARAGON

DEPARTAMENTO DE ORDENACION TERRITORIAL
OBRAS PUBLICAS Y TRANSPORTES
DIRECCION GENERAL DEL AGUA

EMPRESAS CONSTRUCTORA (I.T.E.)

IDECONSA

ASTEISA
Tratamiento de Agua, S.A.

LOS INGENIEROS C.C.P. AUTORES DEL PROYECTO

Interrupción

D. JOSE MARIA HERNANDEZ MELNCEZ



SUSTITUYE A

SUSTITUIDO POR

PROYECTO

ESTACION DEPURADORA DE
AGUAS RESIDUALES DE
HUESCA


CLAVE EXPEDIENTE
23 S 02

Nº PLANO
4.1
ESCALA
1/500

DESIGNACION DE PLANO


MOVIMIENTO DE TIERRAS.
PLANTA.

FECHA
JUNIO-96
FOLIO
7


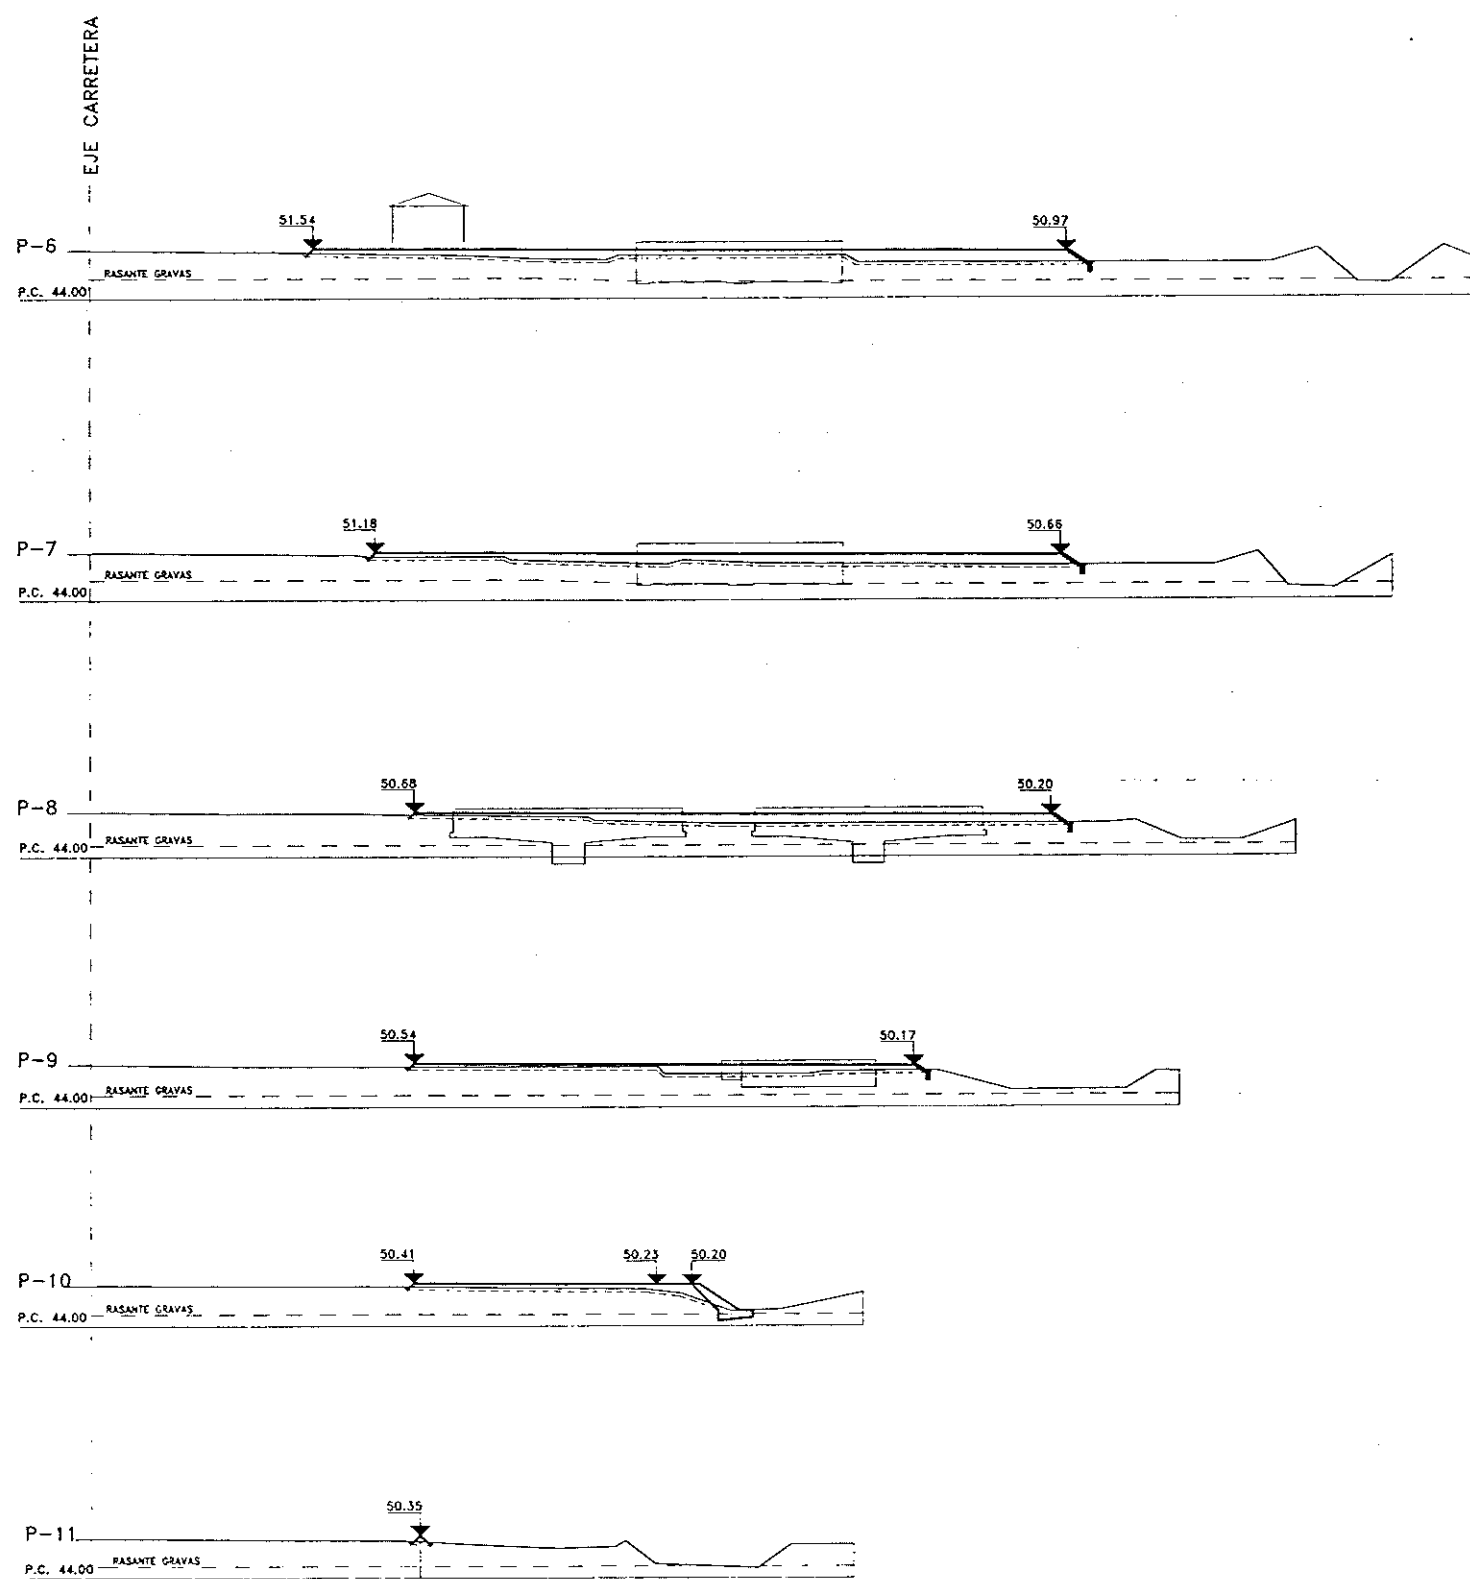



APARATO	COTA TERRENO ACTUAL	COTA GRAVAS -0.20	COTA INFERIOR SOLERA -0.20	COTA RASANTE DEFINITIVA
EDIFICIO DE DESBASTE	51.75	47.80	51.35	51.85
DESAREMADOR DESNGRASADOR	51.50	47.40	50.09	51.85
MEDIDA DE CAUDAL	51.50	47.30	-	51.85
FISCO QUIMICO	51.50	46.80	49.11	51.80
DECANTADORES PRIMARIOS	51.00/50.50	46.50	45.17	51.55/51.50
BALSAS DE ACTIVACION	50.50	46.10	46.09	51.12
REPARTO A DEC. SECUNDARIOS	49.50	45.55	48.51	50.63
DECANTADORES SECUNDARIOS	49.50/49.00	45.55	42.79	50.55/50.33
CUBA DE CLORACION	49.00	45.55	46.55	50.28
BOMBEO FANGOS PRIM. Y FLOT.	50.50	46.50	45.67	51.47
BOMBEO FANGOS RECIR. Y EXC.	49.50	45.55	47.01	50.92
ESPESADOR DE GRAVEDAD	50.50	46.30	46.99/48.37	51.41
EDIF. FANGOS ESPESADOS Y TALLER	50.75	46.30	47.40	51.40
ESPESADOR DE FLOTACION	50.75	46.30	49.90	51.42
CAMARA MEZCLA FANGOS MITOS	50.75	46.30	47.60	51.43
DIGESTOR PRIMARIO	51.00	46.30	43.95	51.58
DEPOSITO FANGOS DIGERIDOS	51.50	46.30	46.73	51.63
GASOMETRO	52.00	46.30	48.80/49.75	51.67
QUEMADOR DE GAS	51.75	46.30	50.00	51.58
DEPOSITO DE FUEL-OIL	51.50	46.80	47.30	51.71
EDIFICIO INDUSTRIAL	51.80	46.80	51.46	51.71
EDIFICIO DE CONTROL	51.00	46.80	51.22	51.33
EDIFICIO DE AIRE	49.54	45.55	47.80	50.82
EDIFICIO DE TRANSFORMACION	51.00	46.80	-	51.73
SILO DE FANGOS	51.40	46.30	49.70	51.59
POZO CENTRAL DE YACIADOS	51.75	46.80	44.87	51.73
B. YACIADOS DECANT. SECUNO.	49.00	45.55	44.15	50.46

SECCION TIPO PROTECCION CAUCE CON ESCOLLERA
ESCALA 1/100

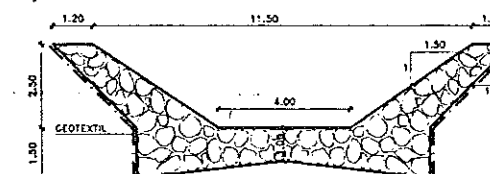

SECCION TIPO PROTECCION PARCELA
ESCALA 1/50

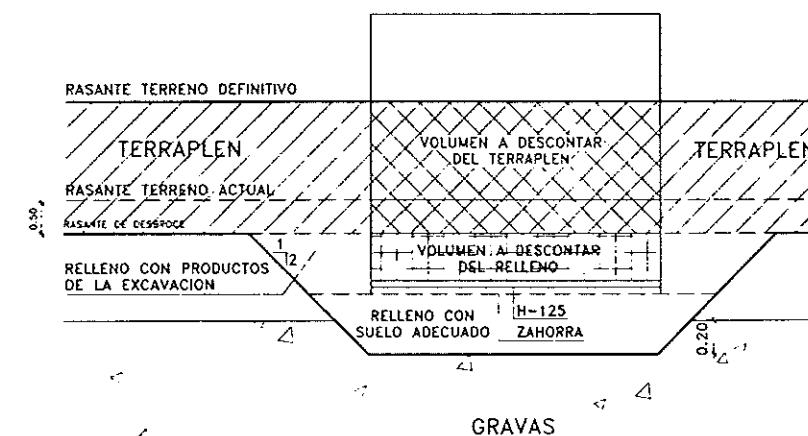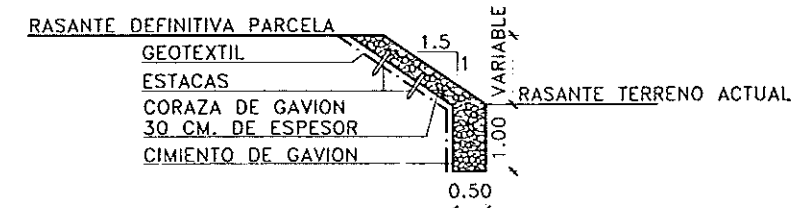

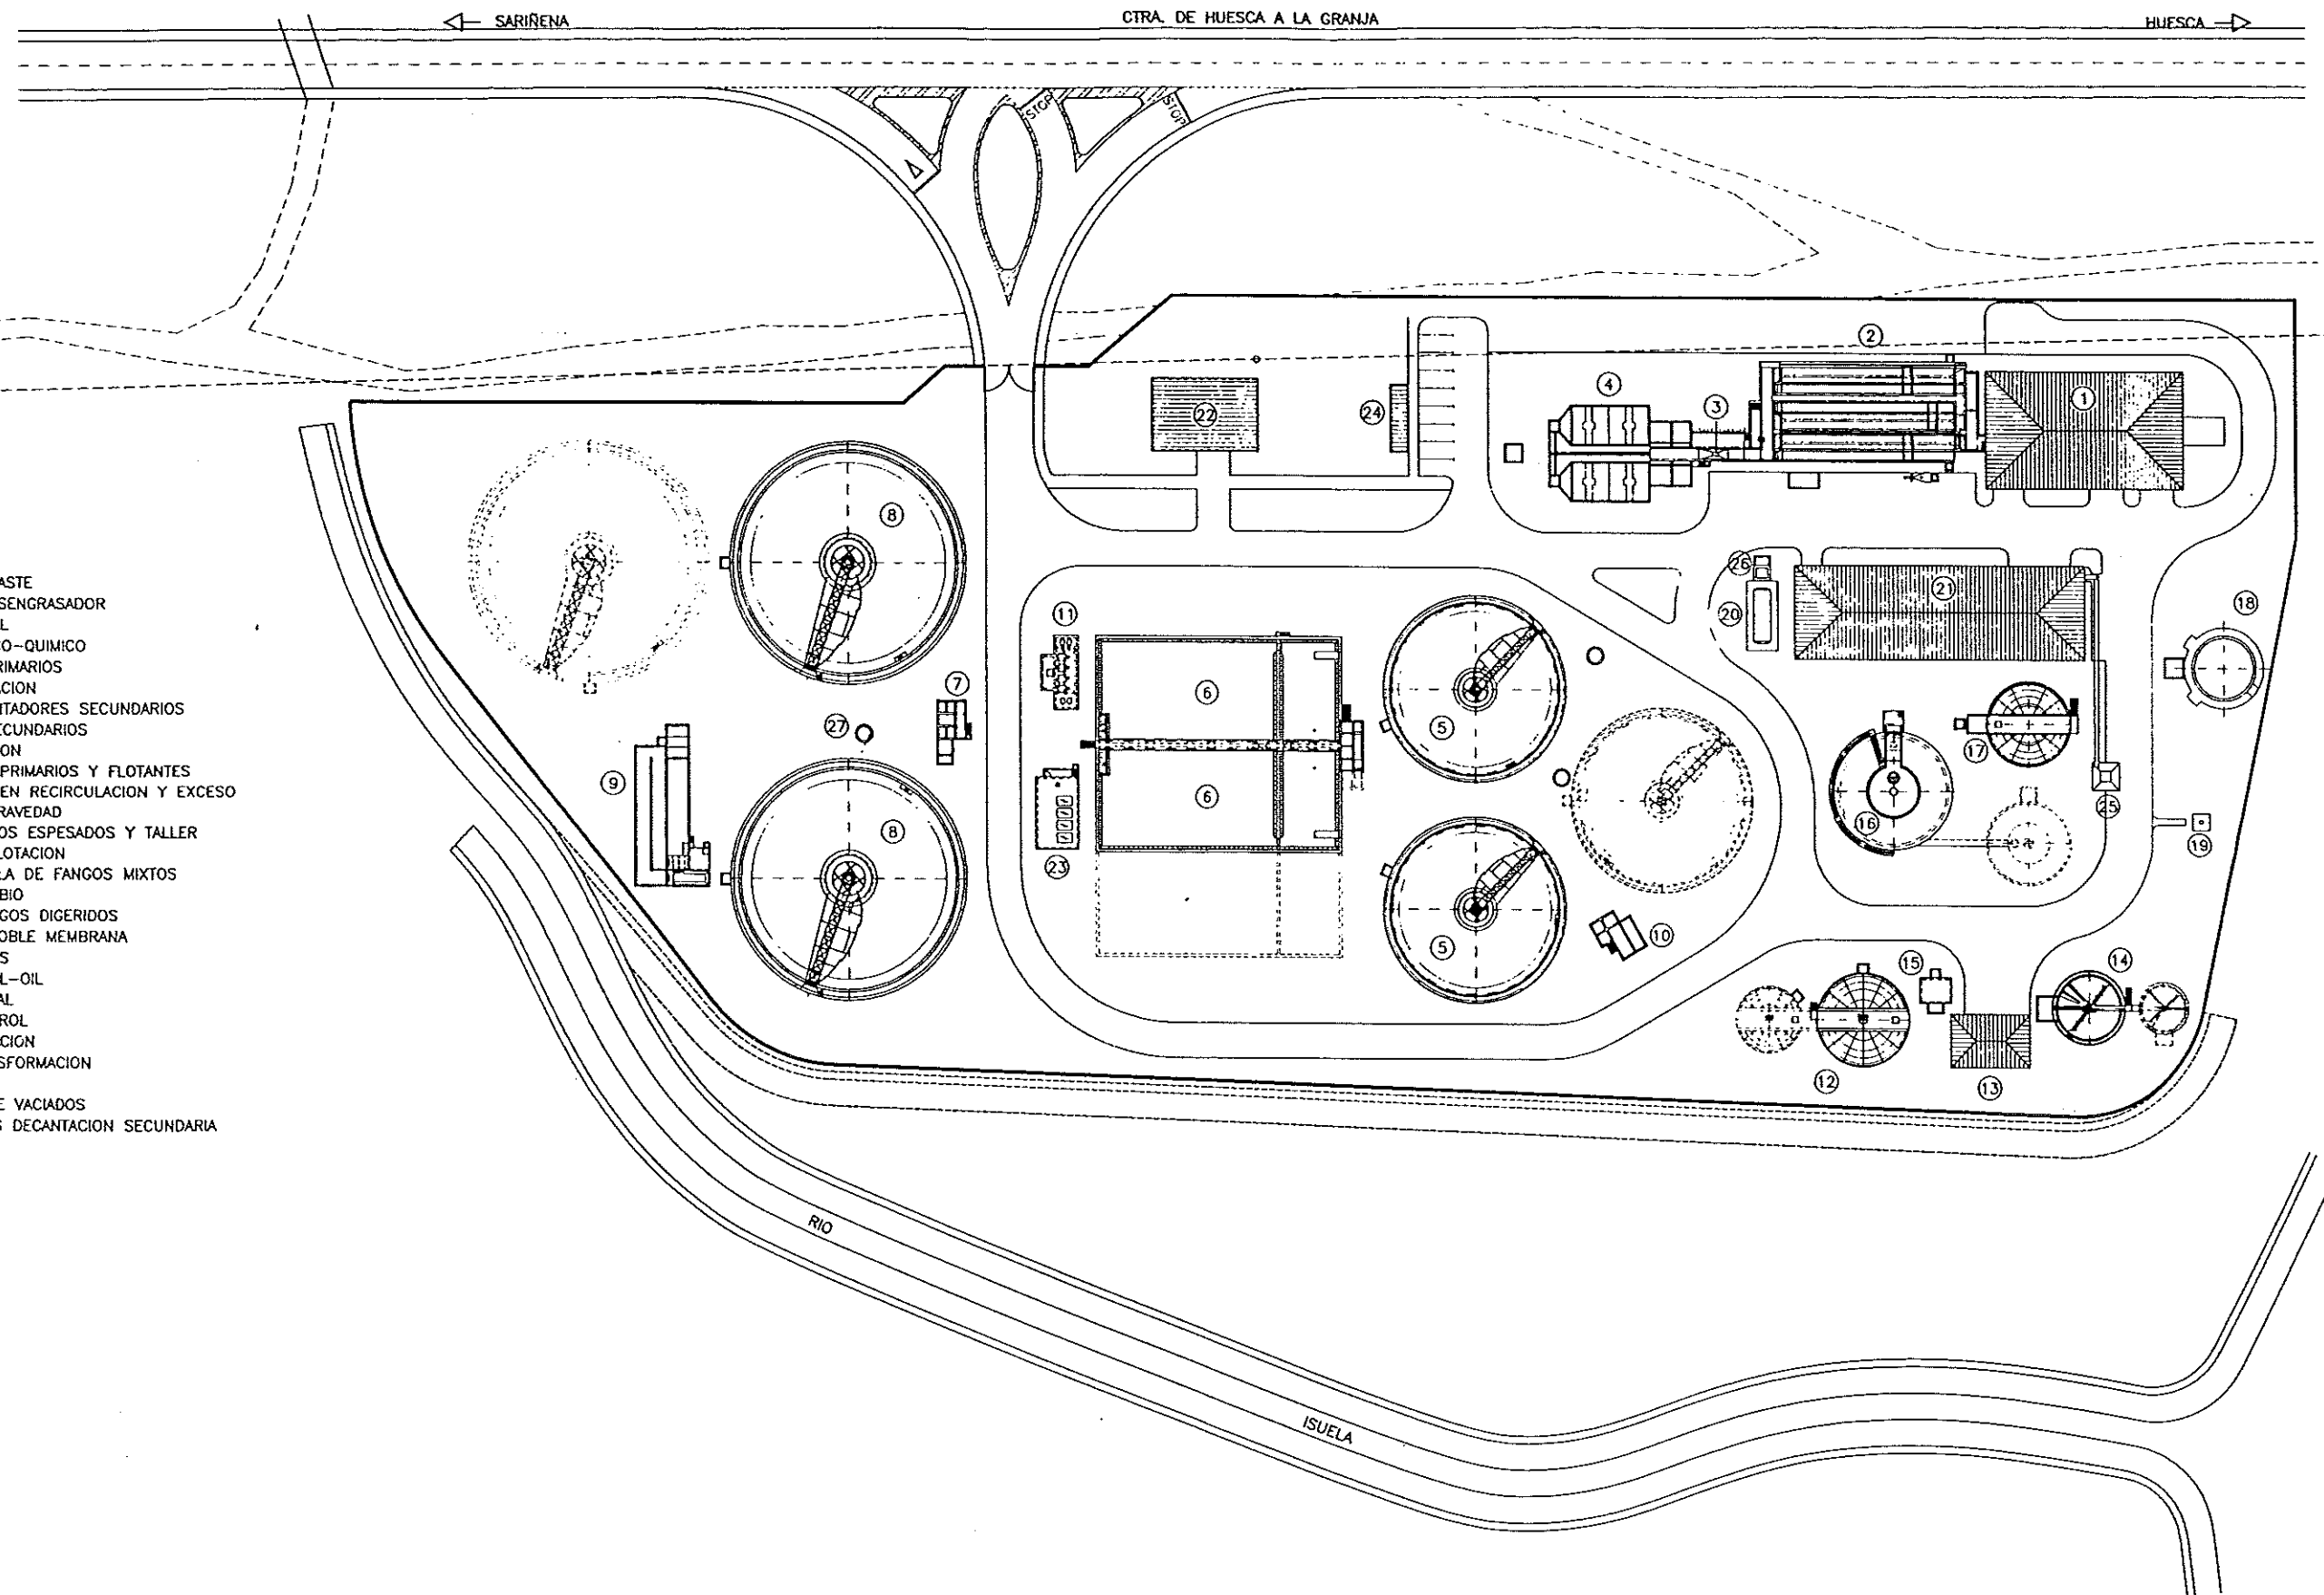

LEYENDA

- 1.- EDIFICIO DE DESBASTE
- 2.- DESARENADOR-DESENGRASADOR
- 3.- MEDIDA DE CAUDAL
- 4.- TRATAMIENTO FISICO-QUIMICO
- 5.- DECANTADORES PRIMARIOS
- 6.- BALSAS DE ACTIVACION
- 7.- REPARTO A DECANTADORES SECUNDARIOS
- 8.- DECANTADORES SECUNDARIOS
- 9.- CUBA DE CLORACION
- 10.- BOMBEO FANGOS PRIMARIOS Y FLOTANTES
- 11.- BOMBEO FANGOS EN RECIRCULACION Y EXCESO
- 12.- ESPESADOR DE GRAVEDAD
- 13.- EDIFICIO DE FANGOS ESPESADOS Y TALLER
- 14.- ESPESADOR DE FLOTACION
- 15.- CAMARA DE MEZCLA DE FANGOS MIXTOS
- 16.- DIGESTOR ANAEROBIO
- 17.- DEPOSITO DE FANGOS Digeridos
- 18.- GASOMETRO DE DOBLE MEMBRANA
- 19.- QUEMADOR DE GAS
- 20.- DEPOSITO DE FUEL-OIL
- 21.- EDIFICIO INDUSTRIAL
- 22.- EDIFICIO DE CONTROL
- 23.- EDIFICIO DE AIREACION
- 24.- EDIFICIO DE TRANSFORMACION
- 25.- SILO DE FANGOS
- 26.- POZO CENTRAL DE VACIADOS
- 27.- BOMBEO VACIADOS DECANTACION SECUNDARIA



DIPUTACION
GENERAL
DE ARAGON

DEPARTAMENTO DE ORDENACION TERRITORIAL
OBRAS PUBLICAS Y TRANSPORTES
DIRECCION GENERAL DEL AGUA

EMPRESAS CONSTRUCTIVAS (S.A.)



ASTEISA
Tratamiento de Aguas, S.A.

LOS INGENIEROS C.E.P. AUTORES DEL PROYECTO

Jose Maria Hernandez Melendez
D. JOSE MARIA HERNANDEZ MELLENDEZ



D. CARLOS LLANES MERINO

SUSTITUYE A

SUSTITUIDO POR

PROYECTO

ESTACION DEPURADORA DE
AGUAS RESIDUALES DE
HUESCA

CLAVE EXPEDIENTE

23.S.02

Nº PLANO

5

ESCALA

1/500

DESCRIPCION DE PLANO

PLANTA GENERAL.

FECHA

JUNIO-96

PAGINA

10


OBRA DE LLEGADA Y POZO DE GRUESOS

DESBASTE DE SOLIDOS GRUESOS

BOMBEO AGUA BRUTA


DESBASTE DE SOLIDOS FINOS

PORTICO GRUA
C=1.600Kg
P=0,75CV.

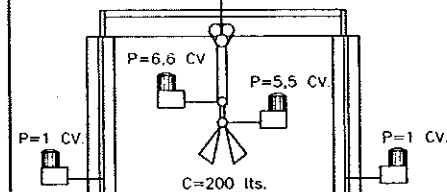


2 REJAS DE GRUESOS
P=1,5/2,00 CV.
LUZ 50mm.

PORTICO
C=1.000 Kg.
MANUAL

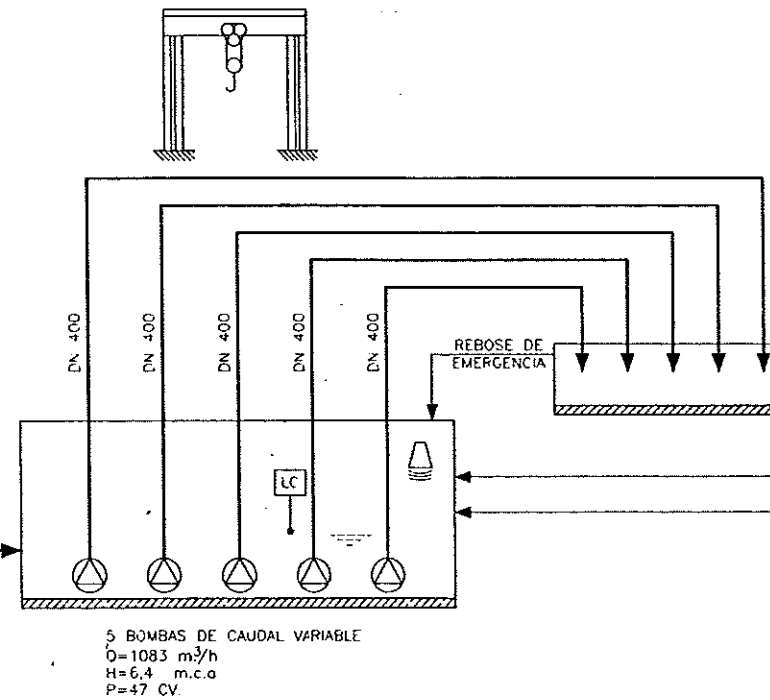

P=1,00/2,00 CV.

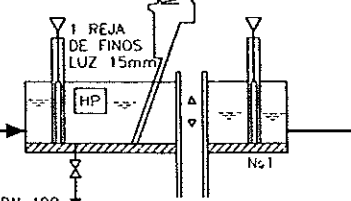

A DESARENADOR
DESENGRASADOR
HOJA 2

PREREJA DE
DESBASTE
LUZ 150mm.


COMPUERTAS DE
BY-PASS Y
ENTRADA

CONTENEDORES DE
RESIDUOS V=4 m³

CINTA TRANSP.
P=1,5 CV.

DESODORIZACION EDIFICIO PRETRATAMIENTO

AIRE LIMPIO
AL EXTERIOR

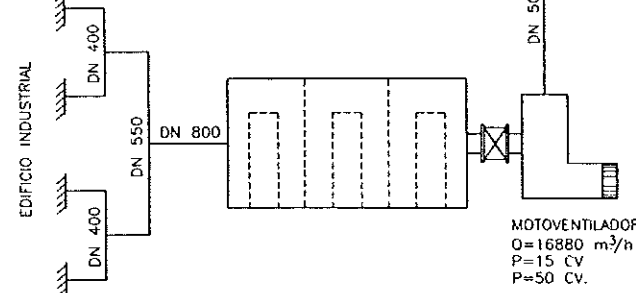

BOMBEO CENTRAL DE REBOSES Y VACIADOS

CONTENEDOR
DE RESIDUOS
V=1.100 l.

CINTA TRANSP. P=1,5 CV.

CONTENEDOR DE RESIDUOS
V=1.100 l.

CINTA TRANSP. P=1,5 CV.

CONTENEDOR DE RESIDUOS
V=4 m³

COLECTOR DE
AGUA BRUTA DN 1200

VACIADOS PRINCIPAL POR GRAVEDAD
LINEA 439 DN-300
IMPULSION BOMBEO CENTRAL DE VACIADOS
DN-250

DE VAC. PPAL. POR
GRAV. LINEA DE FANG.
PLANO 7.2.1 HOJA 1

COLECTOR GENERAL VACIADOS POR GRAVEDAD
LINEA 406 DN-300

COLEC. GRAL. REBOS.
Y VAC. ED. INDUSTR.
PLANO 7.2.3 HOJA 3

LINEA 434 DN 200

AGUA DE
LIMPIEZA
Q=100 m³/h
H=10 m.c.a.
P=7,5 CV.

DE BOMBEO DE VACIADOS
DECANTACION SECUNDARIA
HOJA 4

DE COLECTOR PPAL. VACI.
ANTES DE BOMBEO CENTRAL
HOJA 2

DE VACIADO PPAL.
LINEA DE FANGOS
PLANO 7.2.1 HOJA 1

DEL VACIADO DE
DESARENADORES
HOJA 2

DEL VACIADO Y REBOSE
DEL CLASIF.-LAVADOR DE
ARENAS. HOJA 2

DEL VACIADO Y REBOSE
DEL SEPARADOR DE
GRASAS. HOJA 2


DE OBRA DE LLEGADA
BY-PASS GENERAL
DE HOJA 1

DN 1.200

DN 1.200

BY-PASS GENERAL
A HOJA 3

DESARENADO-DESENGRASADO

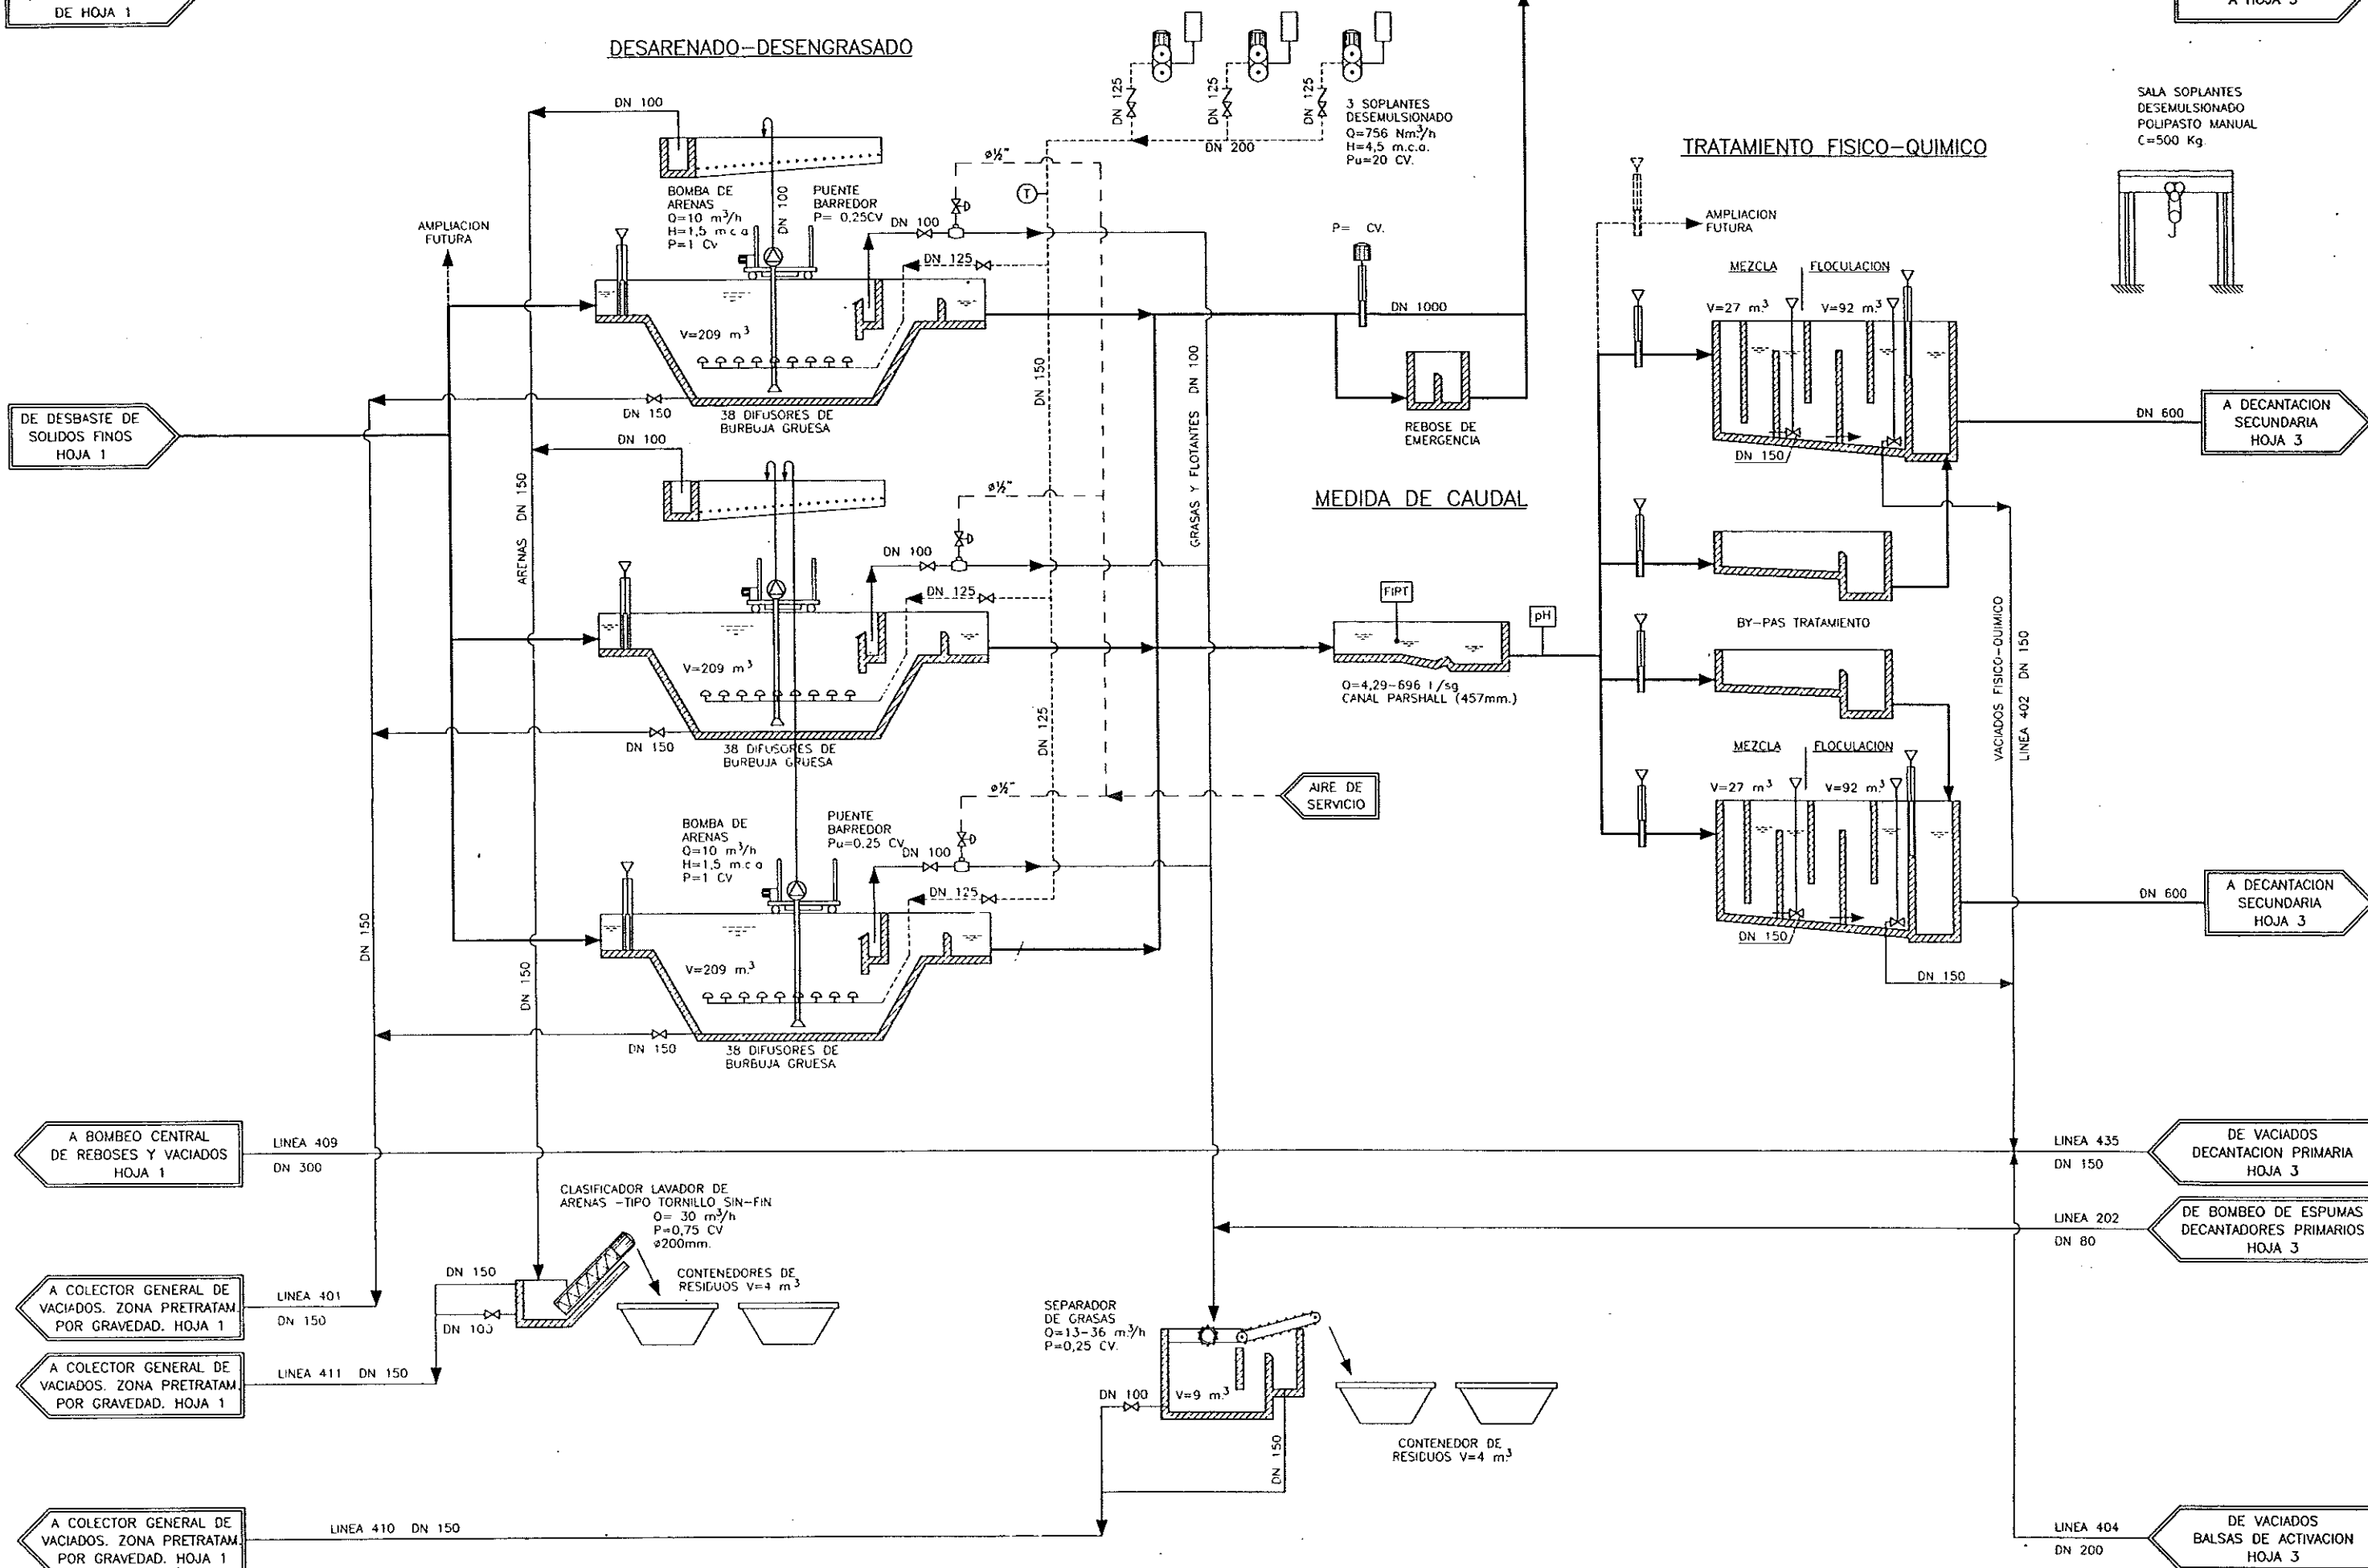

DIPUTACION
GENERAL
DE ARAGON

DEPARTAMENTO DE ORDENACION TERRITORIAL
OBRAS PUBLICAS Y TRANSPORTES
DIRECCION GENERAL DEL AGUA

EMPRESA CONSTRUCTORA (S.A.)



LOS NÚMEROS CCP AUTORES DEL PROYECTO

JOSE MARIA HERNANDEZ MELERO



SUSTITUIR A

SUSTITUIR POR

ESTACION DEPURADORA DE
AGUAS RESIDUALES DE
HUESCA

CLAVE EXPEDIENTE

23 S 02

1º PLANO

7.1.2.
ESCALA
S/E

DESCRIPCION DE PLANO


DIAGRAMA DE FLUJOS
(LINEA DE AGUA)

FECHA

JUNIO-96


PAGINA

13

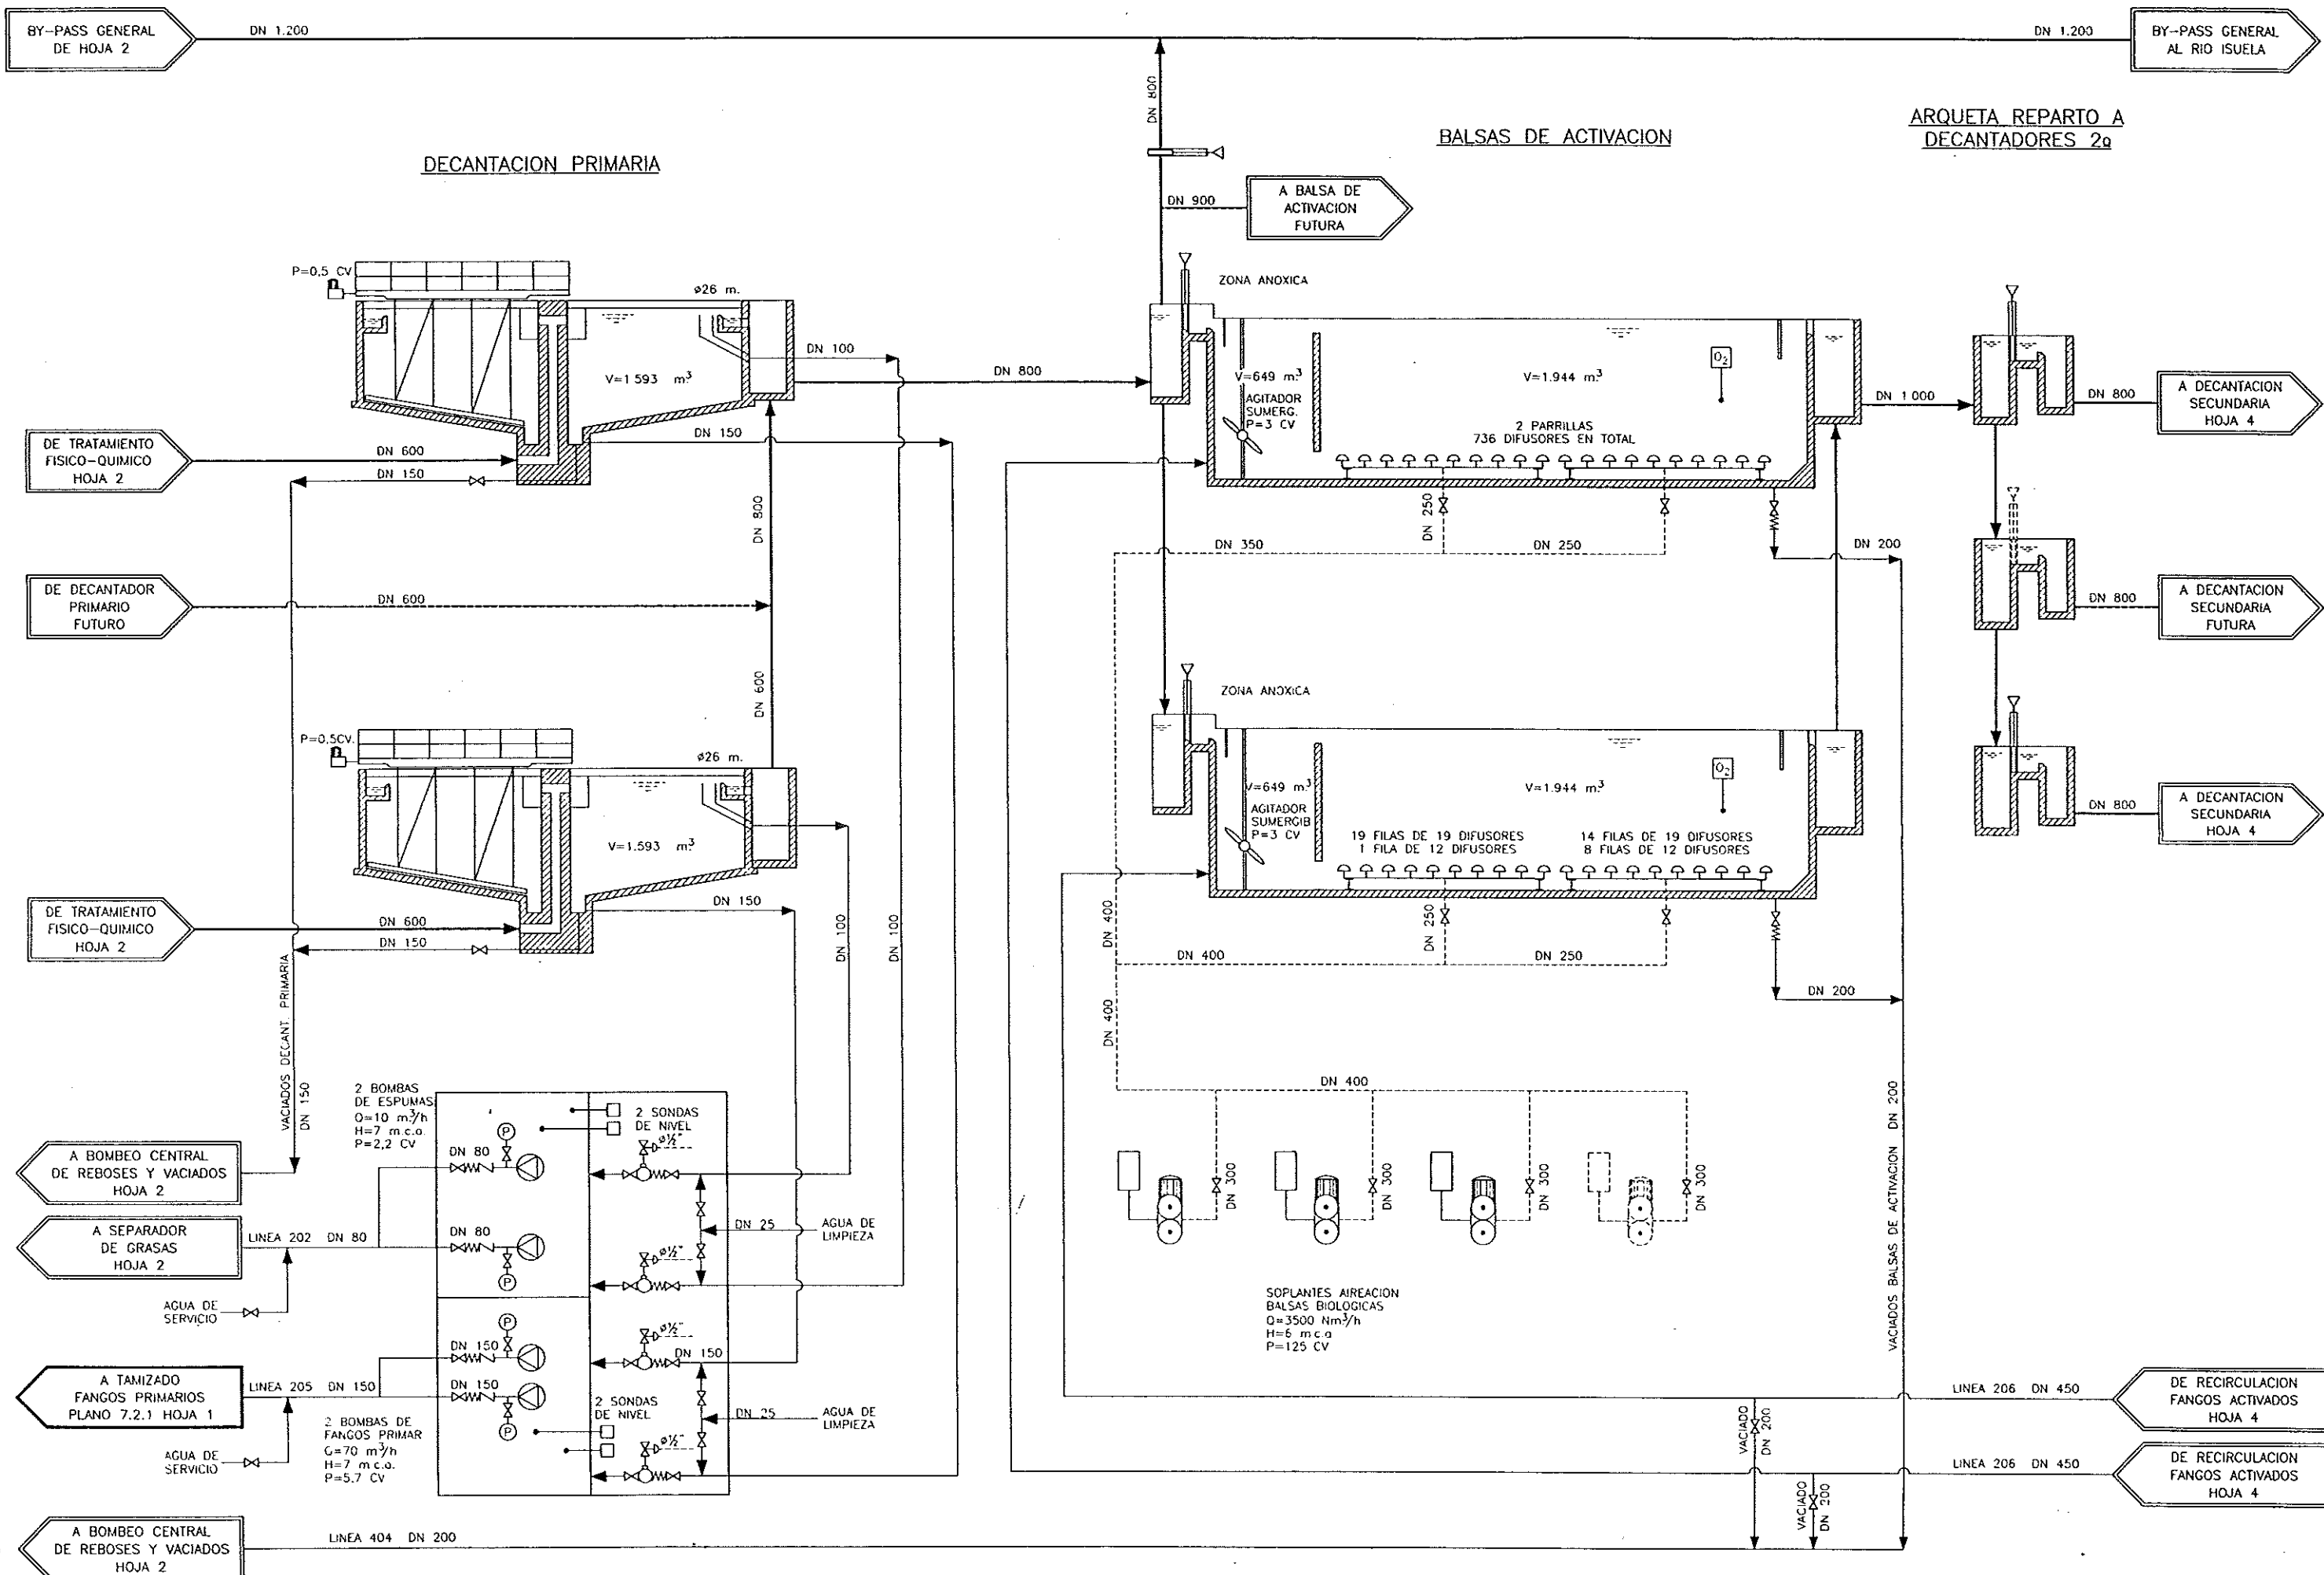


DECANTADORES SECUNDARIOS

CUBA DE CLORACION

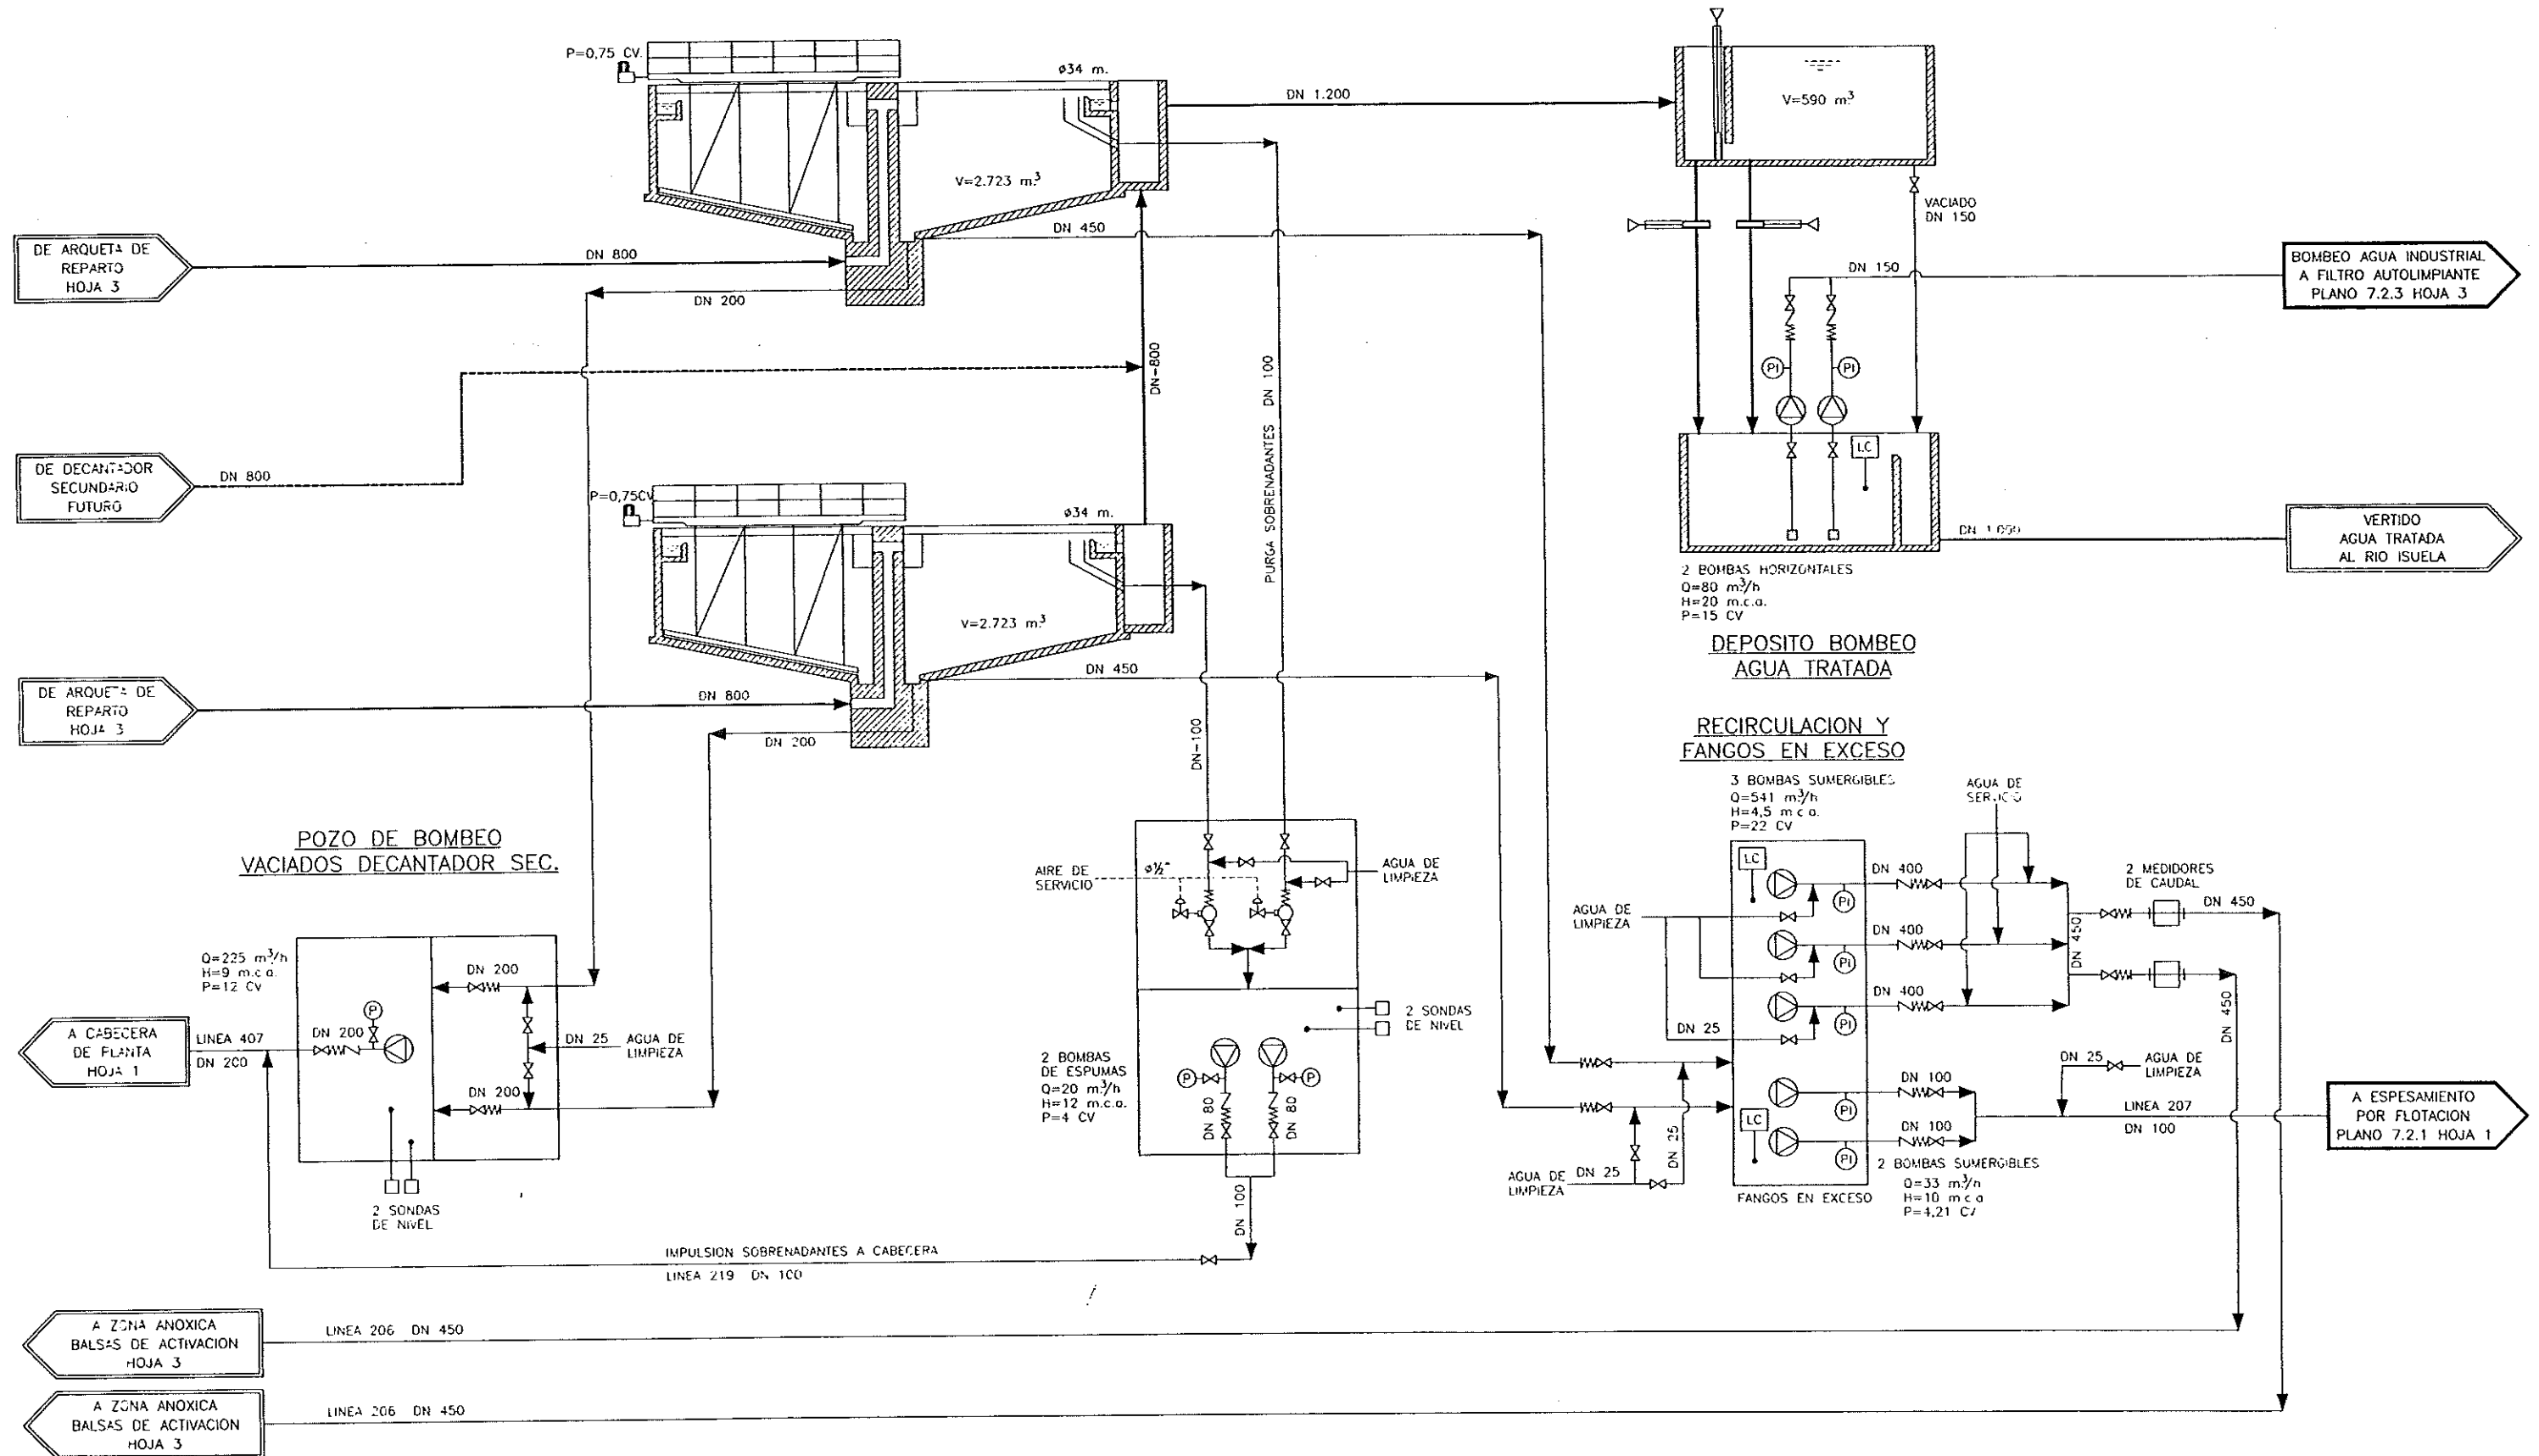

Agua de Servicio

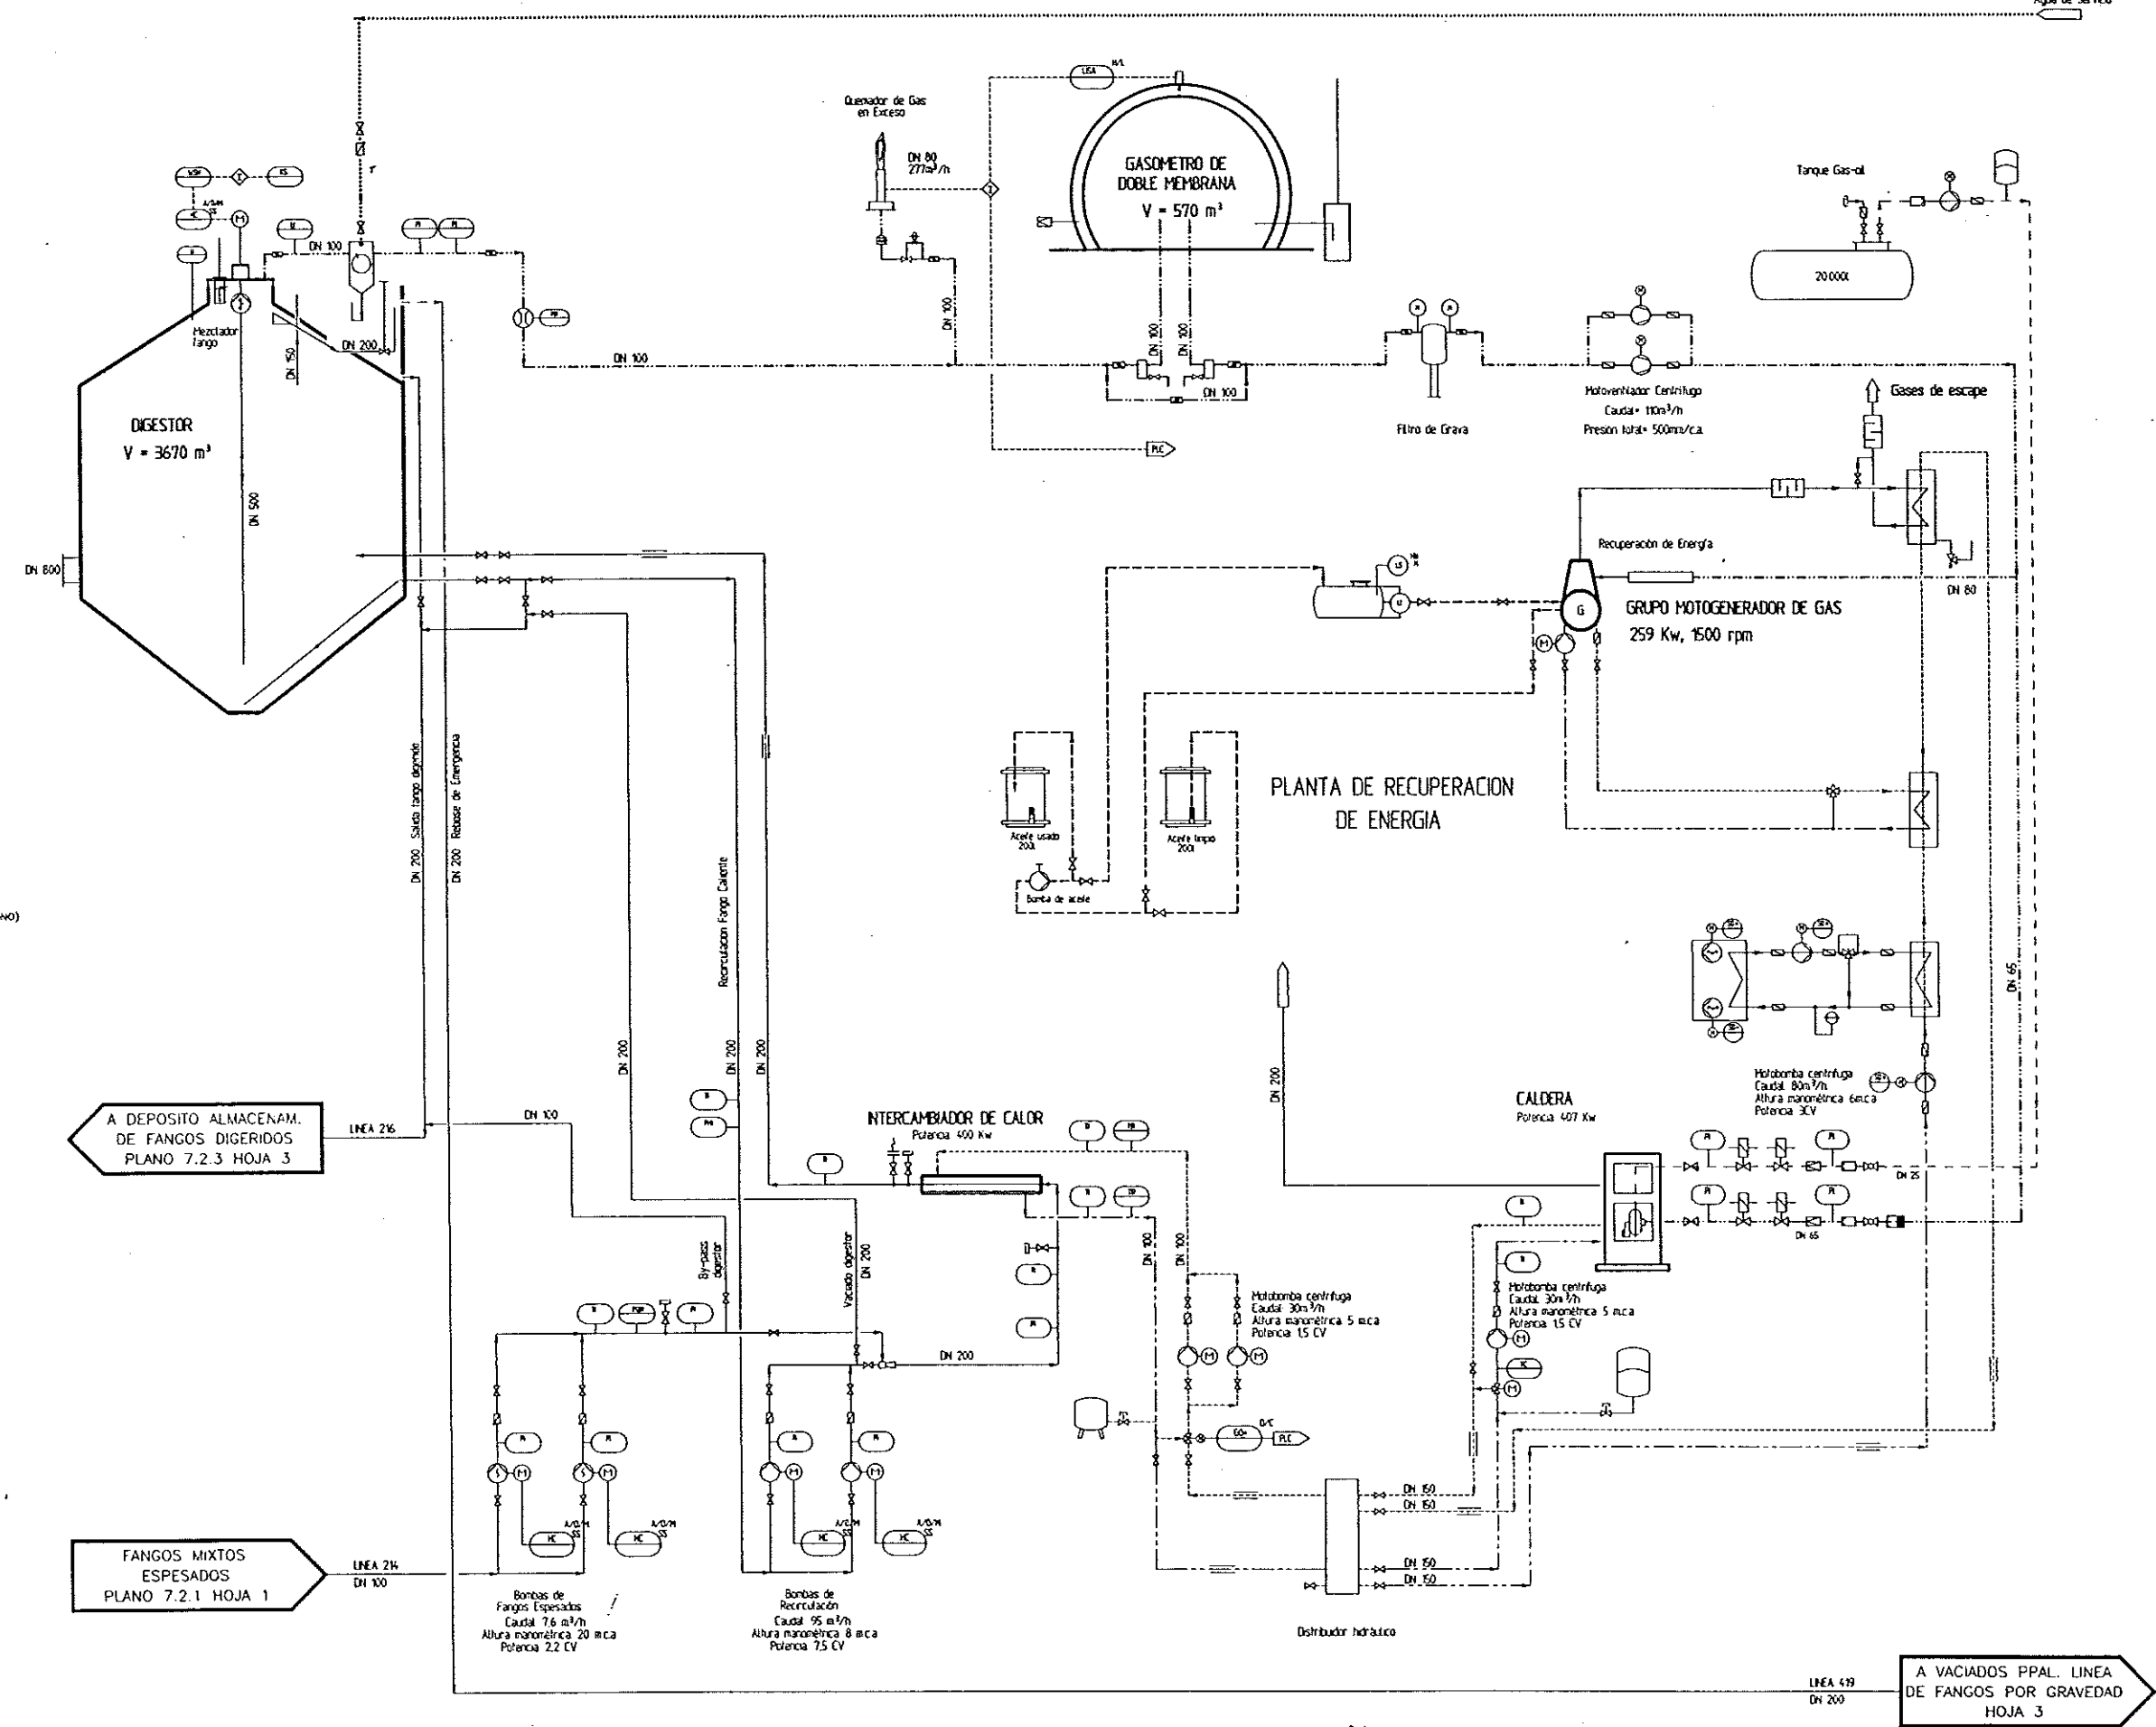

LEYENDA EQUIPOS

- BOMBA CENTRIFUGA
- MOTOR ELECTRICO
- MEZCLADOR DE FANGOS
- VALVULA DE TRES VIAS
- VALVULA DE BOLA
- VALVULA DE COMPUERTA O GUELLOTINA
- VALVULA DE MARIPOSA
- VALVULA MOTORIZADA
- VALVULA SOLENOIDE
- VALVULA NEUMATICA
- VALVULA DE RETENCION
- APAGALLAMAS
- PURGADOR DE CONDENSADOS
- CALOR FUGADO
- VALVULA EXTRACCION DE FANGOS
- TRAMPA DE ESPUMAS
- VALVULA DE SEGURIDAD
- TOMA DE MUESTRAS
- CONEXION DE LIMPIEZA
- REGULADOR DE PRESION
- FILTRO DE GAS
- MEZCLADOR ESTATICO
- COMPRESOR
- BOMBA DE TORNILLO EXCENTRICO (MOMO)
- FILTRO DE GRAVA

LEYENDA INSTRUMENTACION Y CONTROL

- INDICADOR DE PRESION (LOCAL)
- INDICADOR DE TEMPERATURA (LOCAL)
- INDICADOR-TRANSMISOR DE TEMP (SISTEMA PLC/SISTEMA DE CONTROL)
- INTERDISCRIPTOR DE PRESION
- TRANSMISOR-CONTROLADOR DE TEMP (SISTEMA PLC/SISTEMA DE CONTROL)
- INDICADOR-TRANSMISOR DE NIVEL (SISTEMA PLC/PANEL)
- INTERDISCRIPTOR DE NIVEL (SISTEMA DE CONTROL-INTERLOCIO)
- INDICADOR-TRANSMISOR DE NIVEL CON ALARMA (SISTEMA PLC/PANEL)
- CAUDALIMETRO INDICADOR-REGISTRADOR (SISTEMA PLC/REGISTRO)
- SELECTOR DE POSICION (SISTEMA PLC/SISTEMA DE CONTROL)
- INDICADOR MECANICO DE SOBRECARGA
- CONTROL AUTO/APAGADO/MANUAL PARADA/MARCHA
- TEMPORIZADOR
- ALTO
- BAJO
- ABIERTO
- CERRADO
- INDICADOR LOCAL
- SISTEMA DE CONTROL PLC
- LINEA DE COMUNICACION


LEYENDA DE CONDUCCIONES

- FANGOS
- BIOGAS
- AGUA CALIENTE
- AGUA RETORNO
- GASEO
- AGUA DE SERVICIO
- ACEITE

A DEPOSITO ALMACENAM. DE FANGOS DIGERIDOS PLANO 7.2.3 HOJA 3

FANGOS MIXTOS ESPESADOS PLANO 7.2.1 HOJA 1

A VACIADOS PPAL. LINEA DE FANGOS POR GRAVEDAD HOJA 3

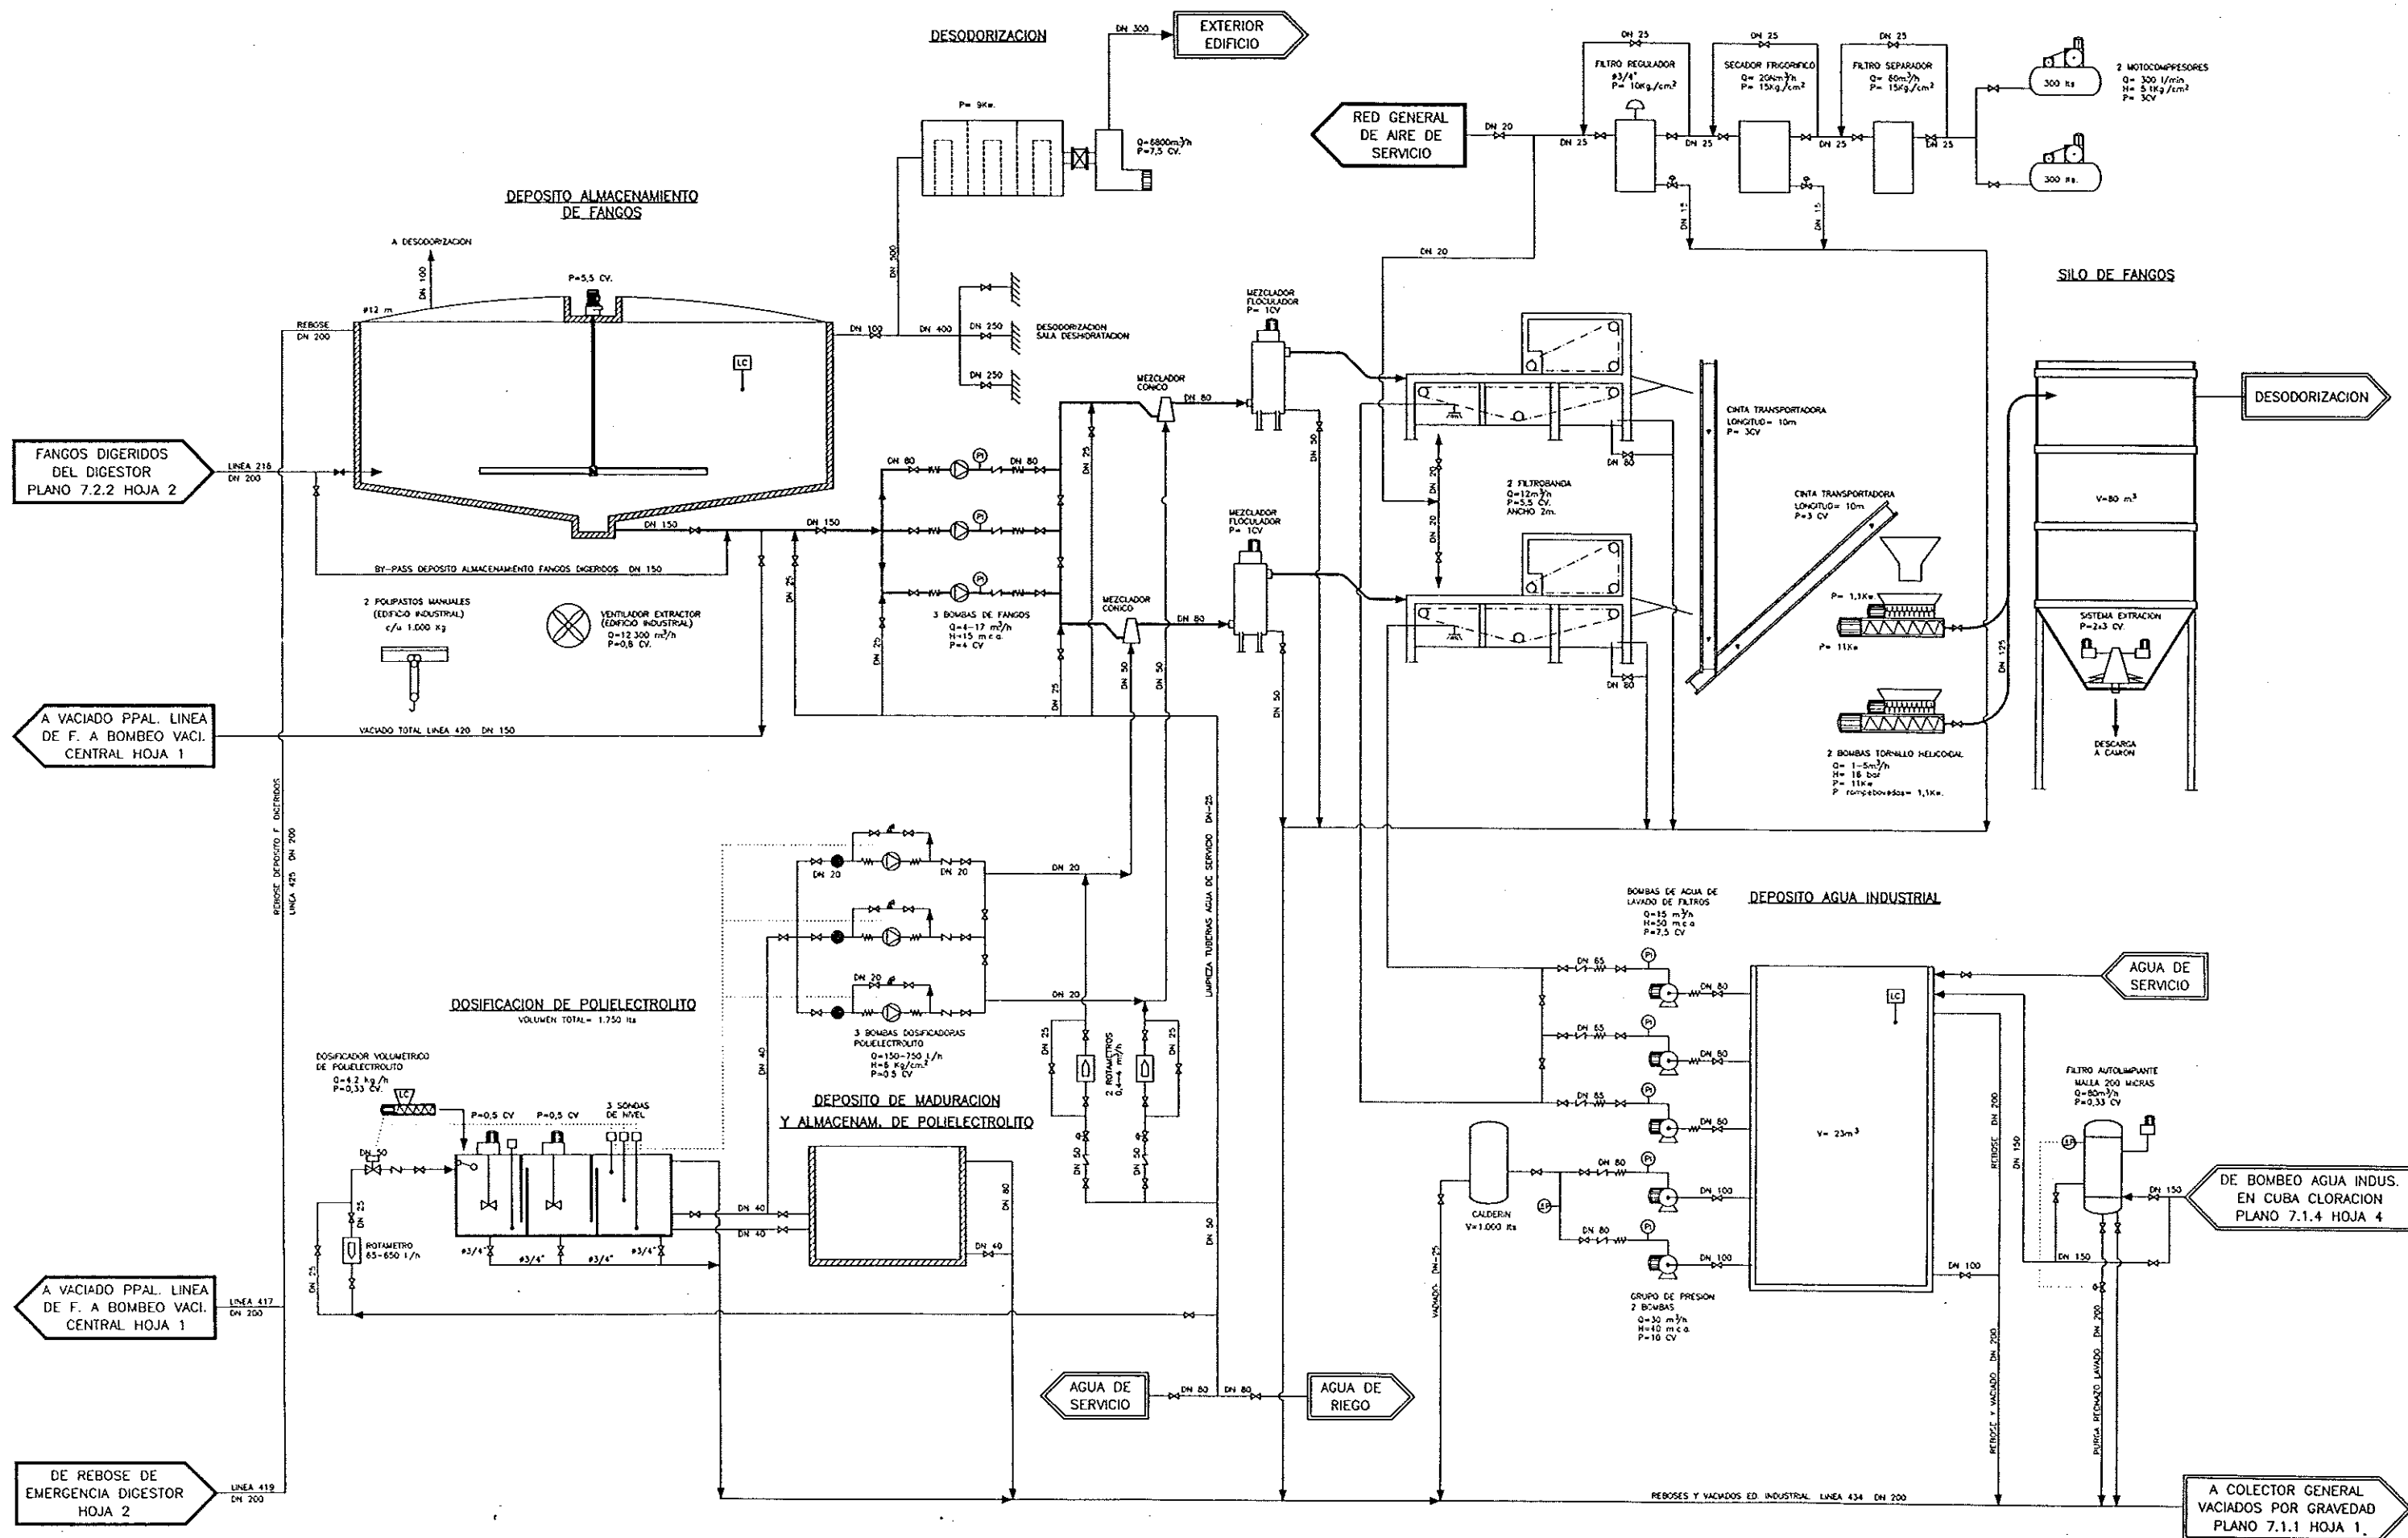

OBRA DE ENTRADA,
POZO DE GRUESOS
Y PREDESASTE

DESASTE DE SOLIDOS
GRUESOS


BOMBEO AGUA BRUTA

DESASTE DE SOLIDOS
FINOS

DESARENADO-DESENGRASADO

MEDIDA DE CAUDAL

TRATAMIENTO FISICO-QUIMICO

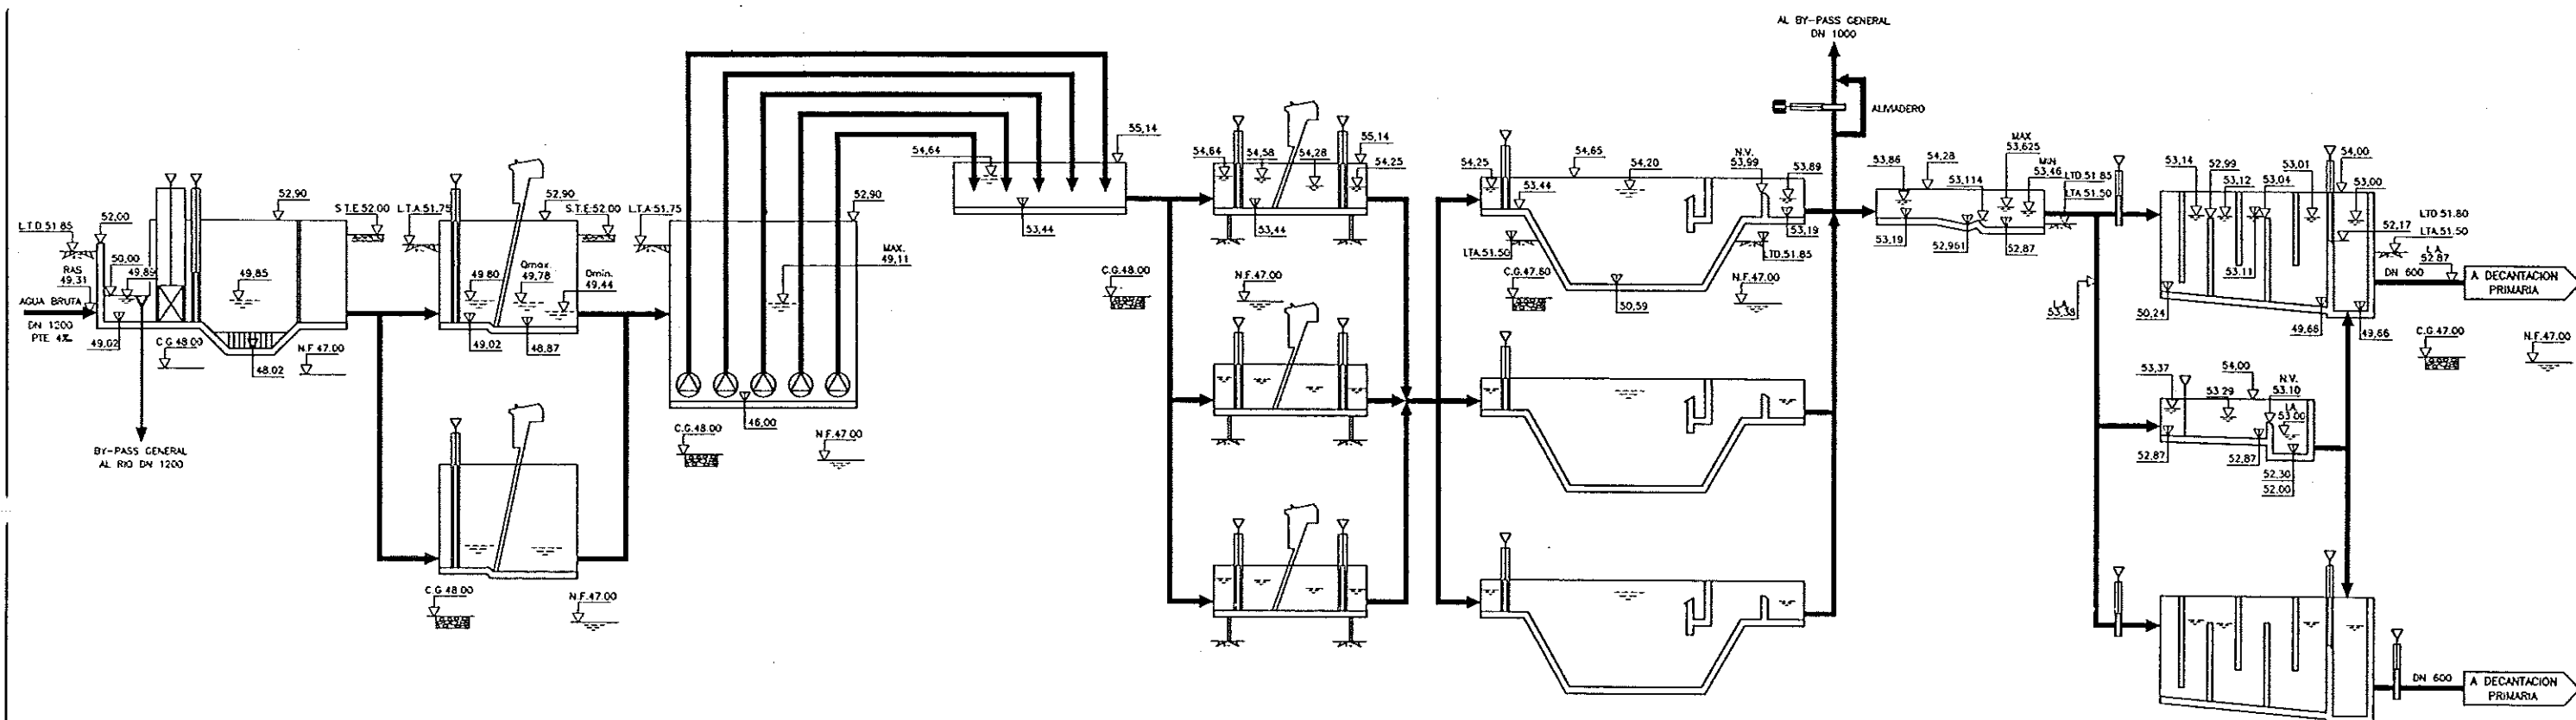


DECANTACION PRIMARIA

BALSAS DE ACTIVACION

ARQUETA REPARTO A
DECANTADORES 2º

DECANTADORES SECUNDARIOS

CUBA DE CLORACION

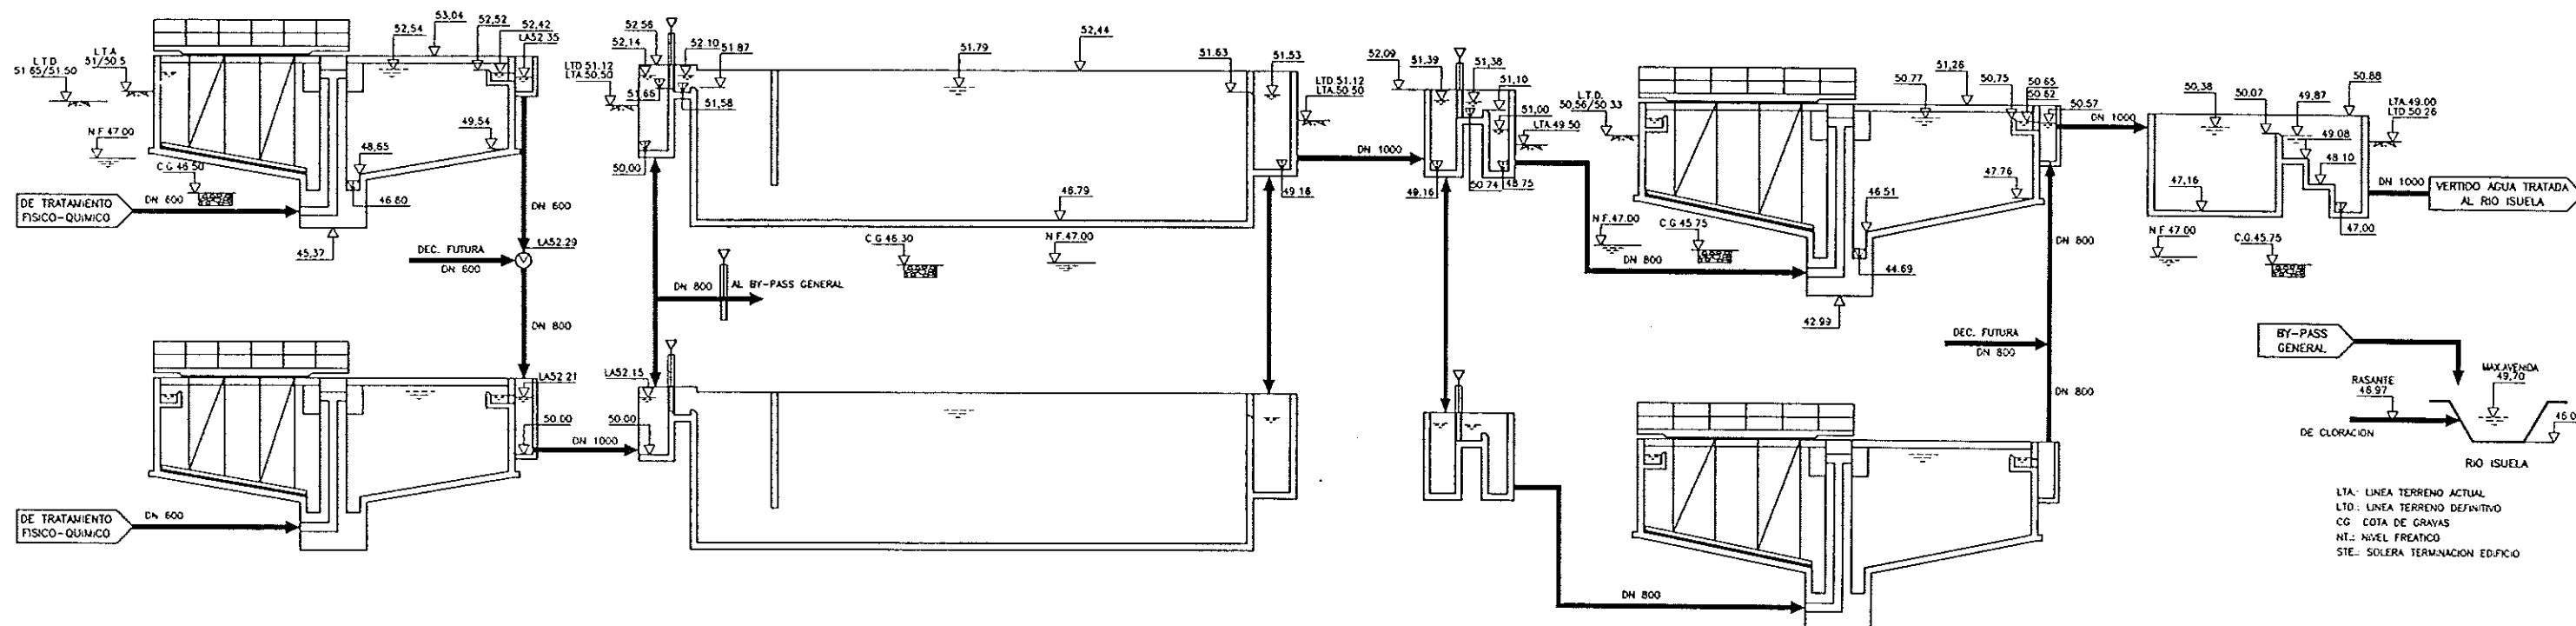

LTA: LINEA TERRENO ACTUAL
LTD: LINEA TERRENO DEFINITIVO
CG: COTA DE GRAYAS
NT: NIVEL FREATICO
STE: SOLERA TERMINACION EDIFICIO



DIPUTACION
GENERAL
DE ARAGON

DEPARTAMENTO DE ORDENACION TERRITORIAL
OBRAS PUBLICAS Y TRANSPORTES
DIRECCION GENERAL DEL AGUA

EMPRESAS CONSTRUCTORA (S) (S)



LOS INGENIEROS CCP AUTORES DEL PROYECTO

INGENIERO DE OBRAS



SUSTITUYE A:

SUSTITUYO POR:

PROYECTO

ESTACION DEPURADORA DE
AGUAS RESIDUALES DE
HUESCA

CLAVE EXPEDIENTE

23.S.02

Nº PLANO

7.3

ESCALA

DESIGNACION DE PLANO


LINEA PIEZOMETRICA

FECHA


JUNIO-96

PAGINA


19

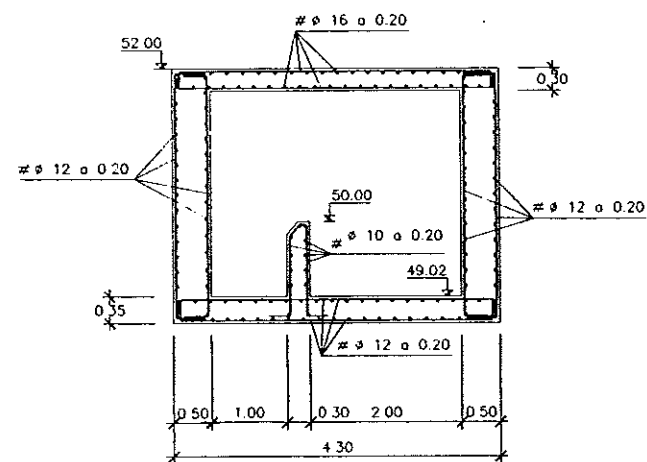


SECCION 1a-1a
E=1:50

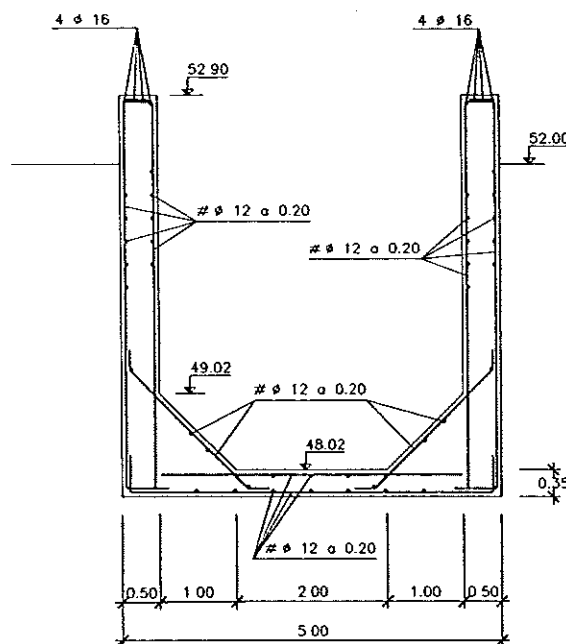


SECCION 2-2
E=1:50

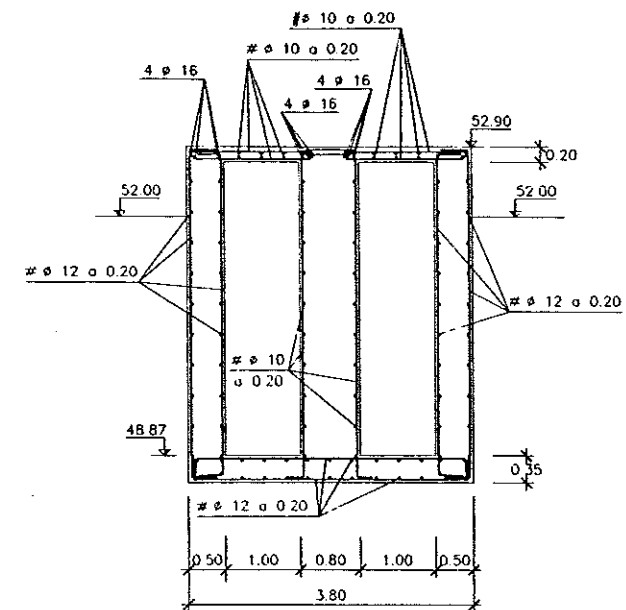


SECCION 3-3
E=1:50

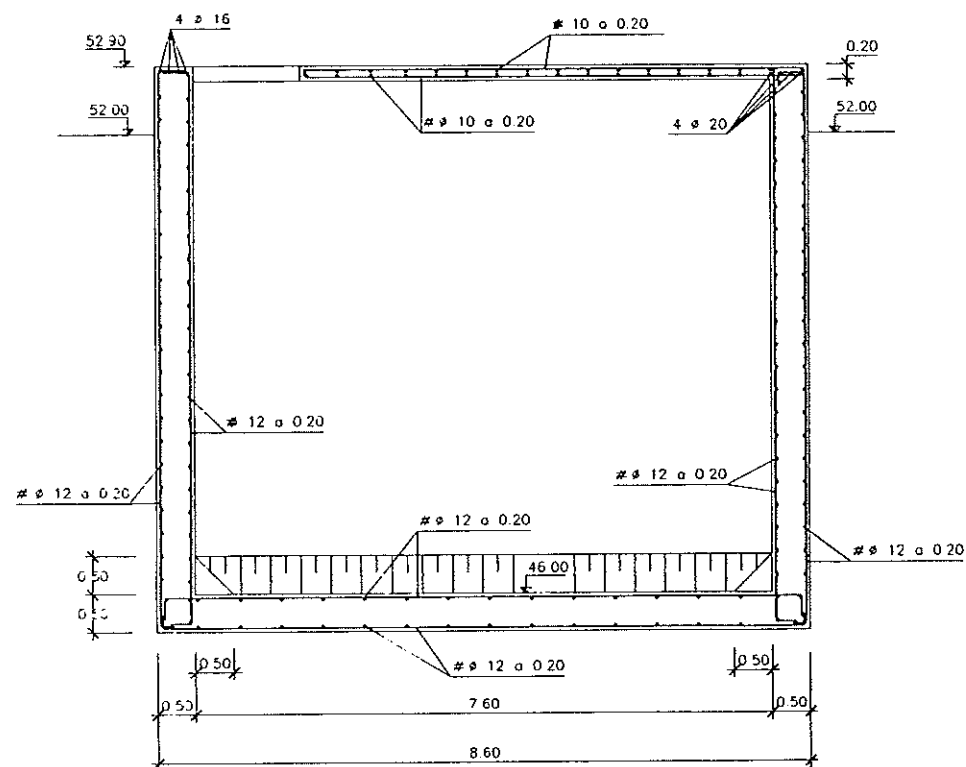


SECCION 4-4
E=1:50

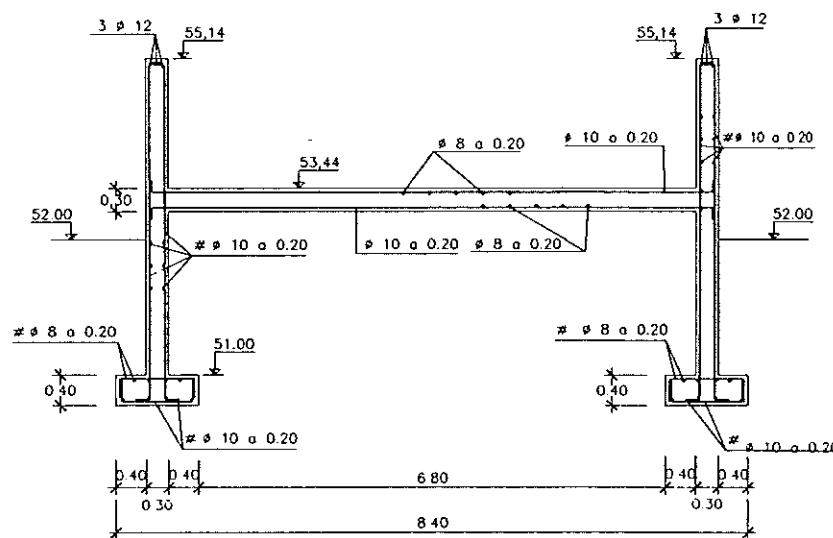

SECCION 5-5
E=1:50

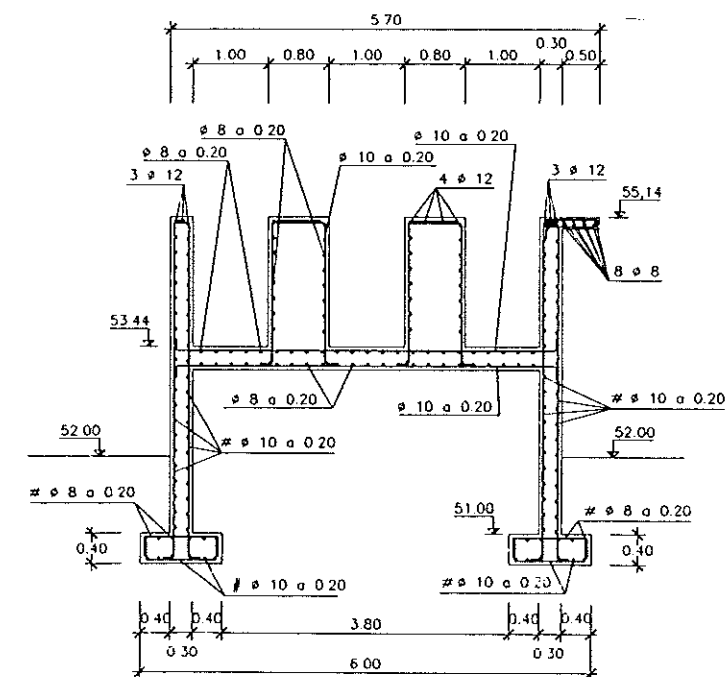

SECCION 6-6
E=1:50

 

DIPUTACION
GENERAL
DE ARAGON

DEPARTAMENTO DE ORDENACION TERRITORIAL
OBRAS PUBLICAS Y TRANSPORTES
DIRECCION GENERAL DEL AGUA

EMPRESAS CONSTRUCTORA (S) (S)



LOS INGENIEROS C.E.P. AUTORES DEL PROYECTO

LOS INGENIEROS C.E.P. AUTORES DEL PROYECTO



SUSTITUYE A
SUSTITUIDO POR

PROYECTO


ESTACION DEPURADORA DE
AGUAS RESIDUALES DE
HUESCA


CLAVE EXPEDIENTE
23.5.02

Nº PLANO
8.2
ESCALA
1/50

DESIGNACION DE PLANO
OBRA DE TOMA, ALMADERO, BY-PASS GENERAL
POZO DE BOMBAS Y DESBASTE
ARMADURAS

FECHA
JUNIO-96
FOLIO
22

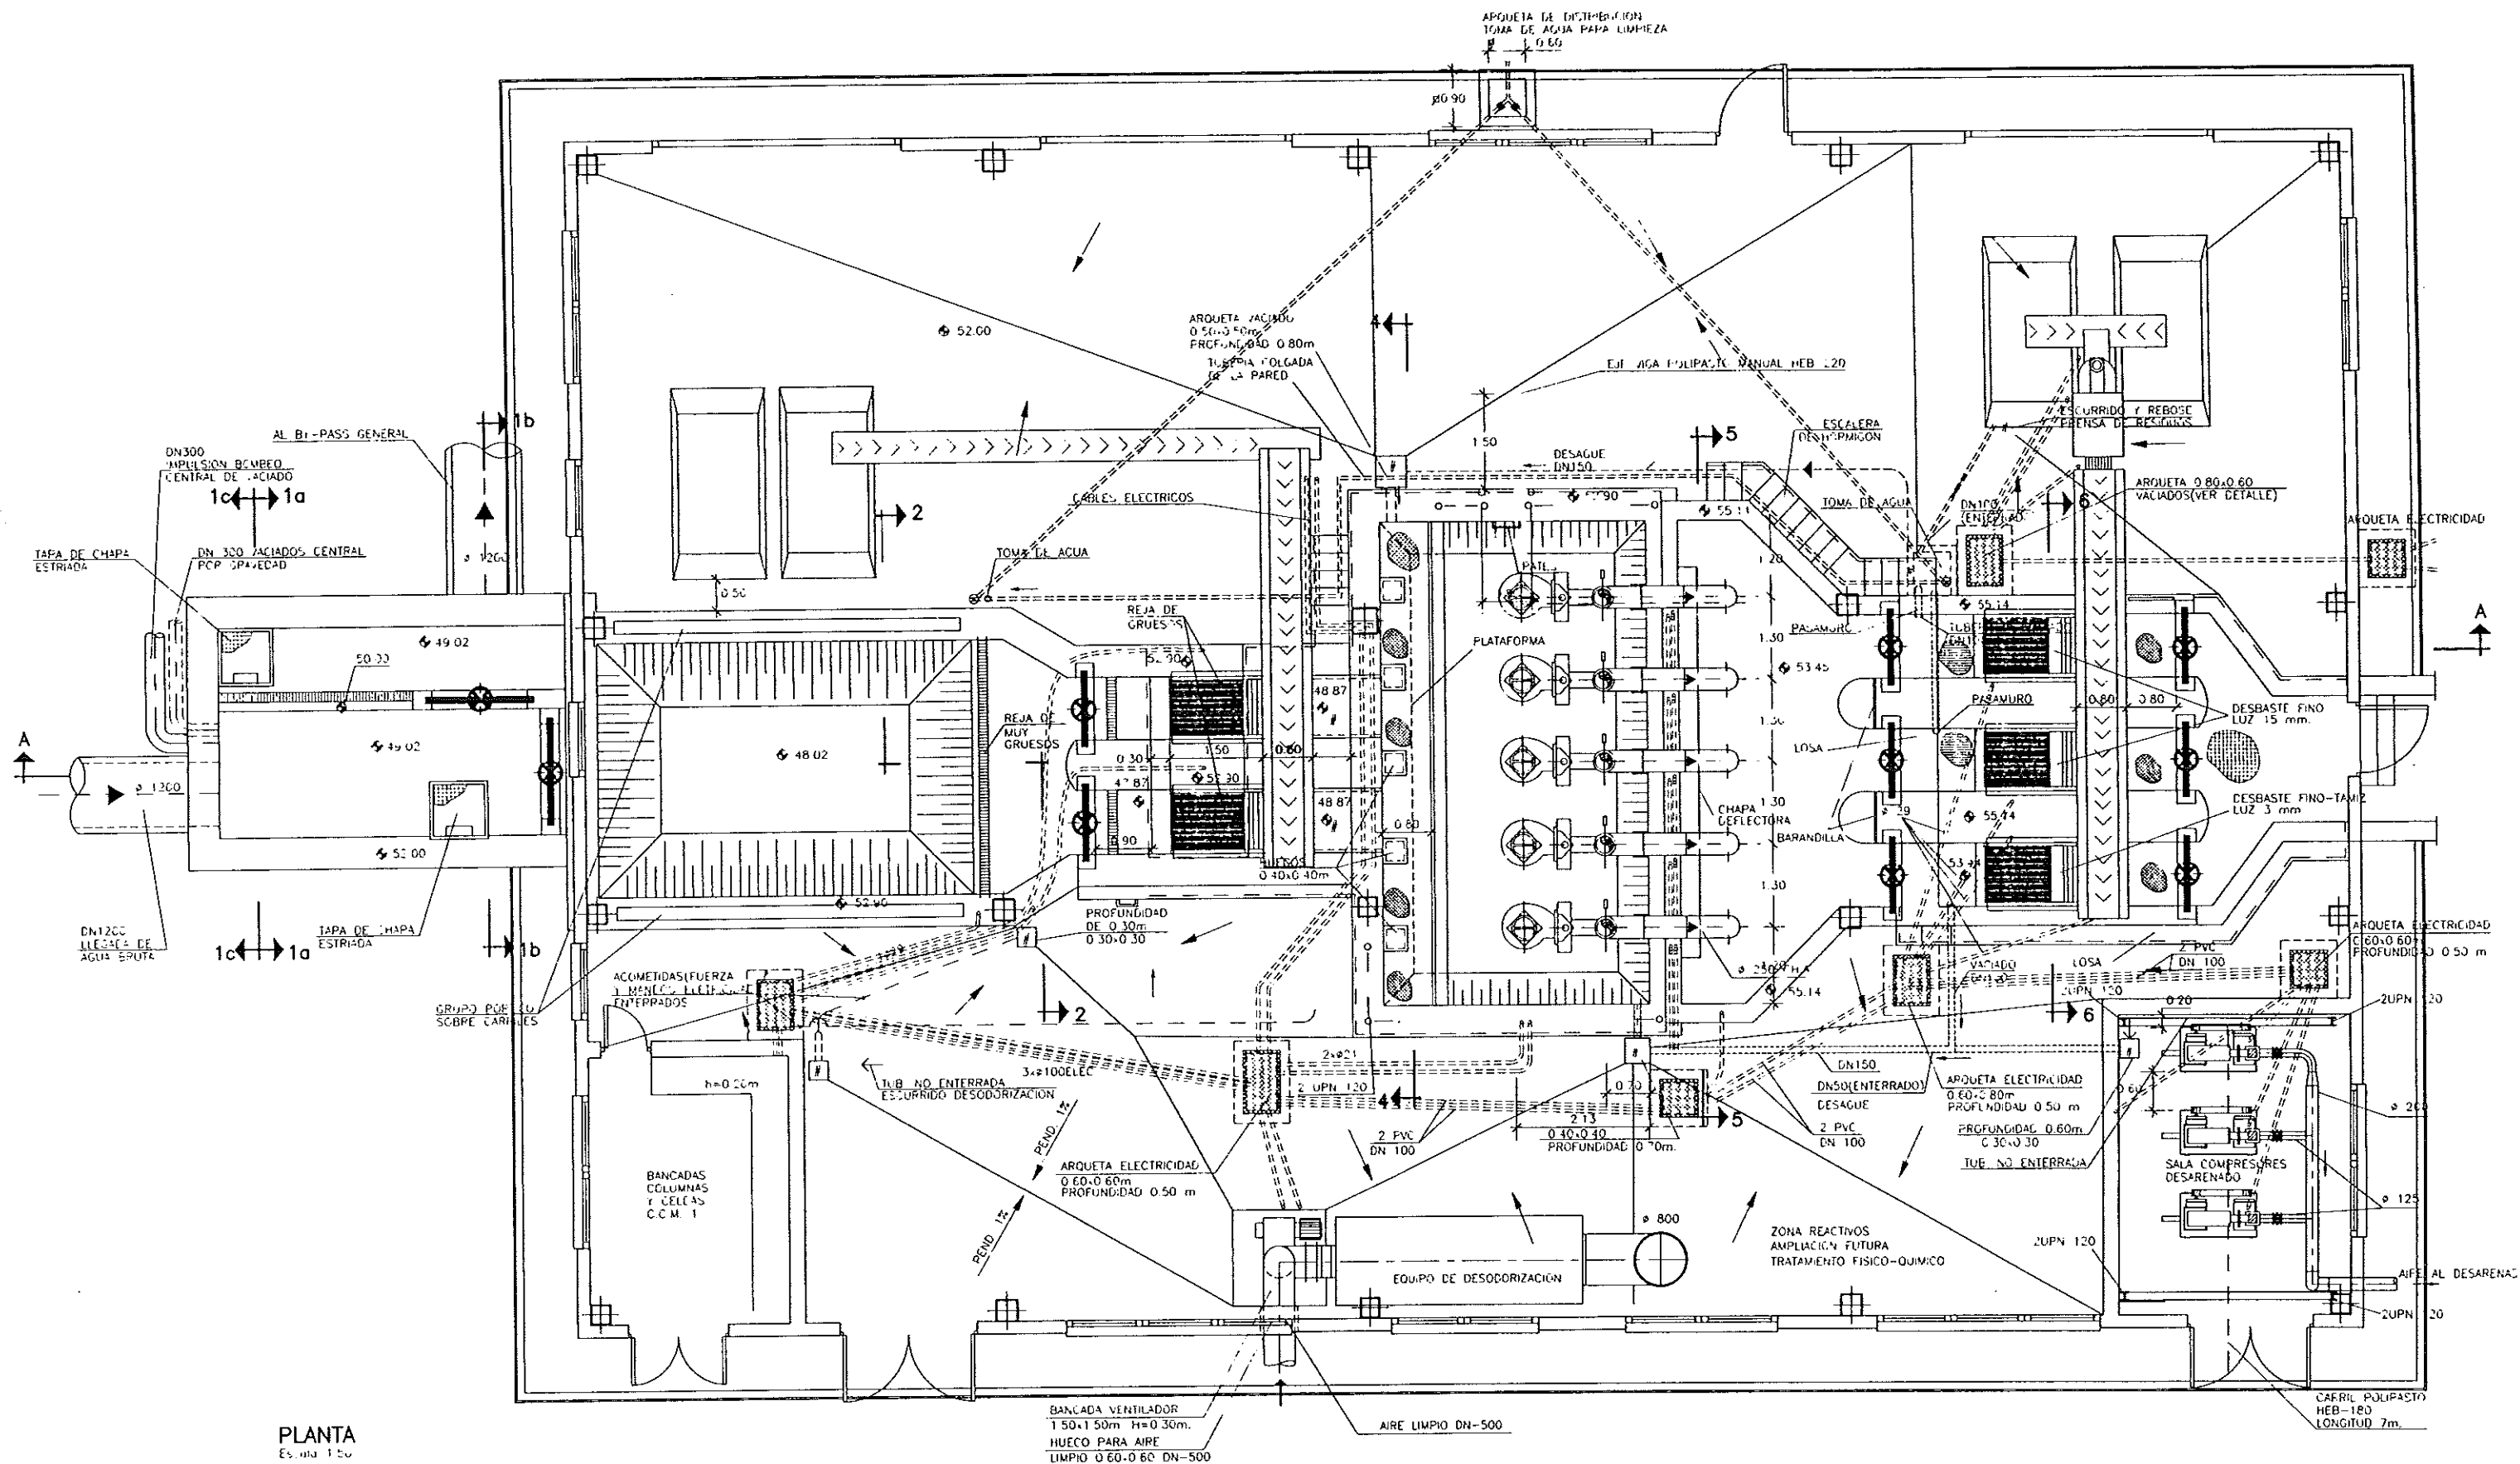

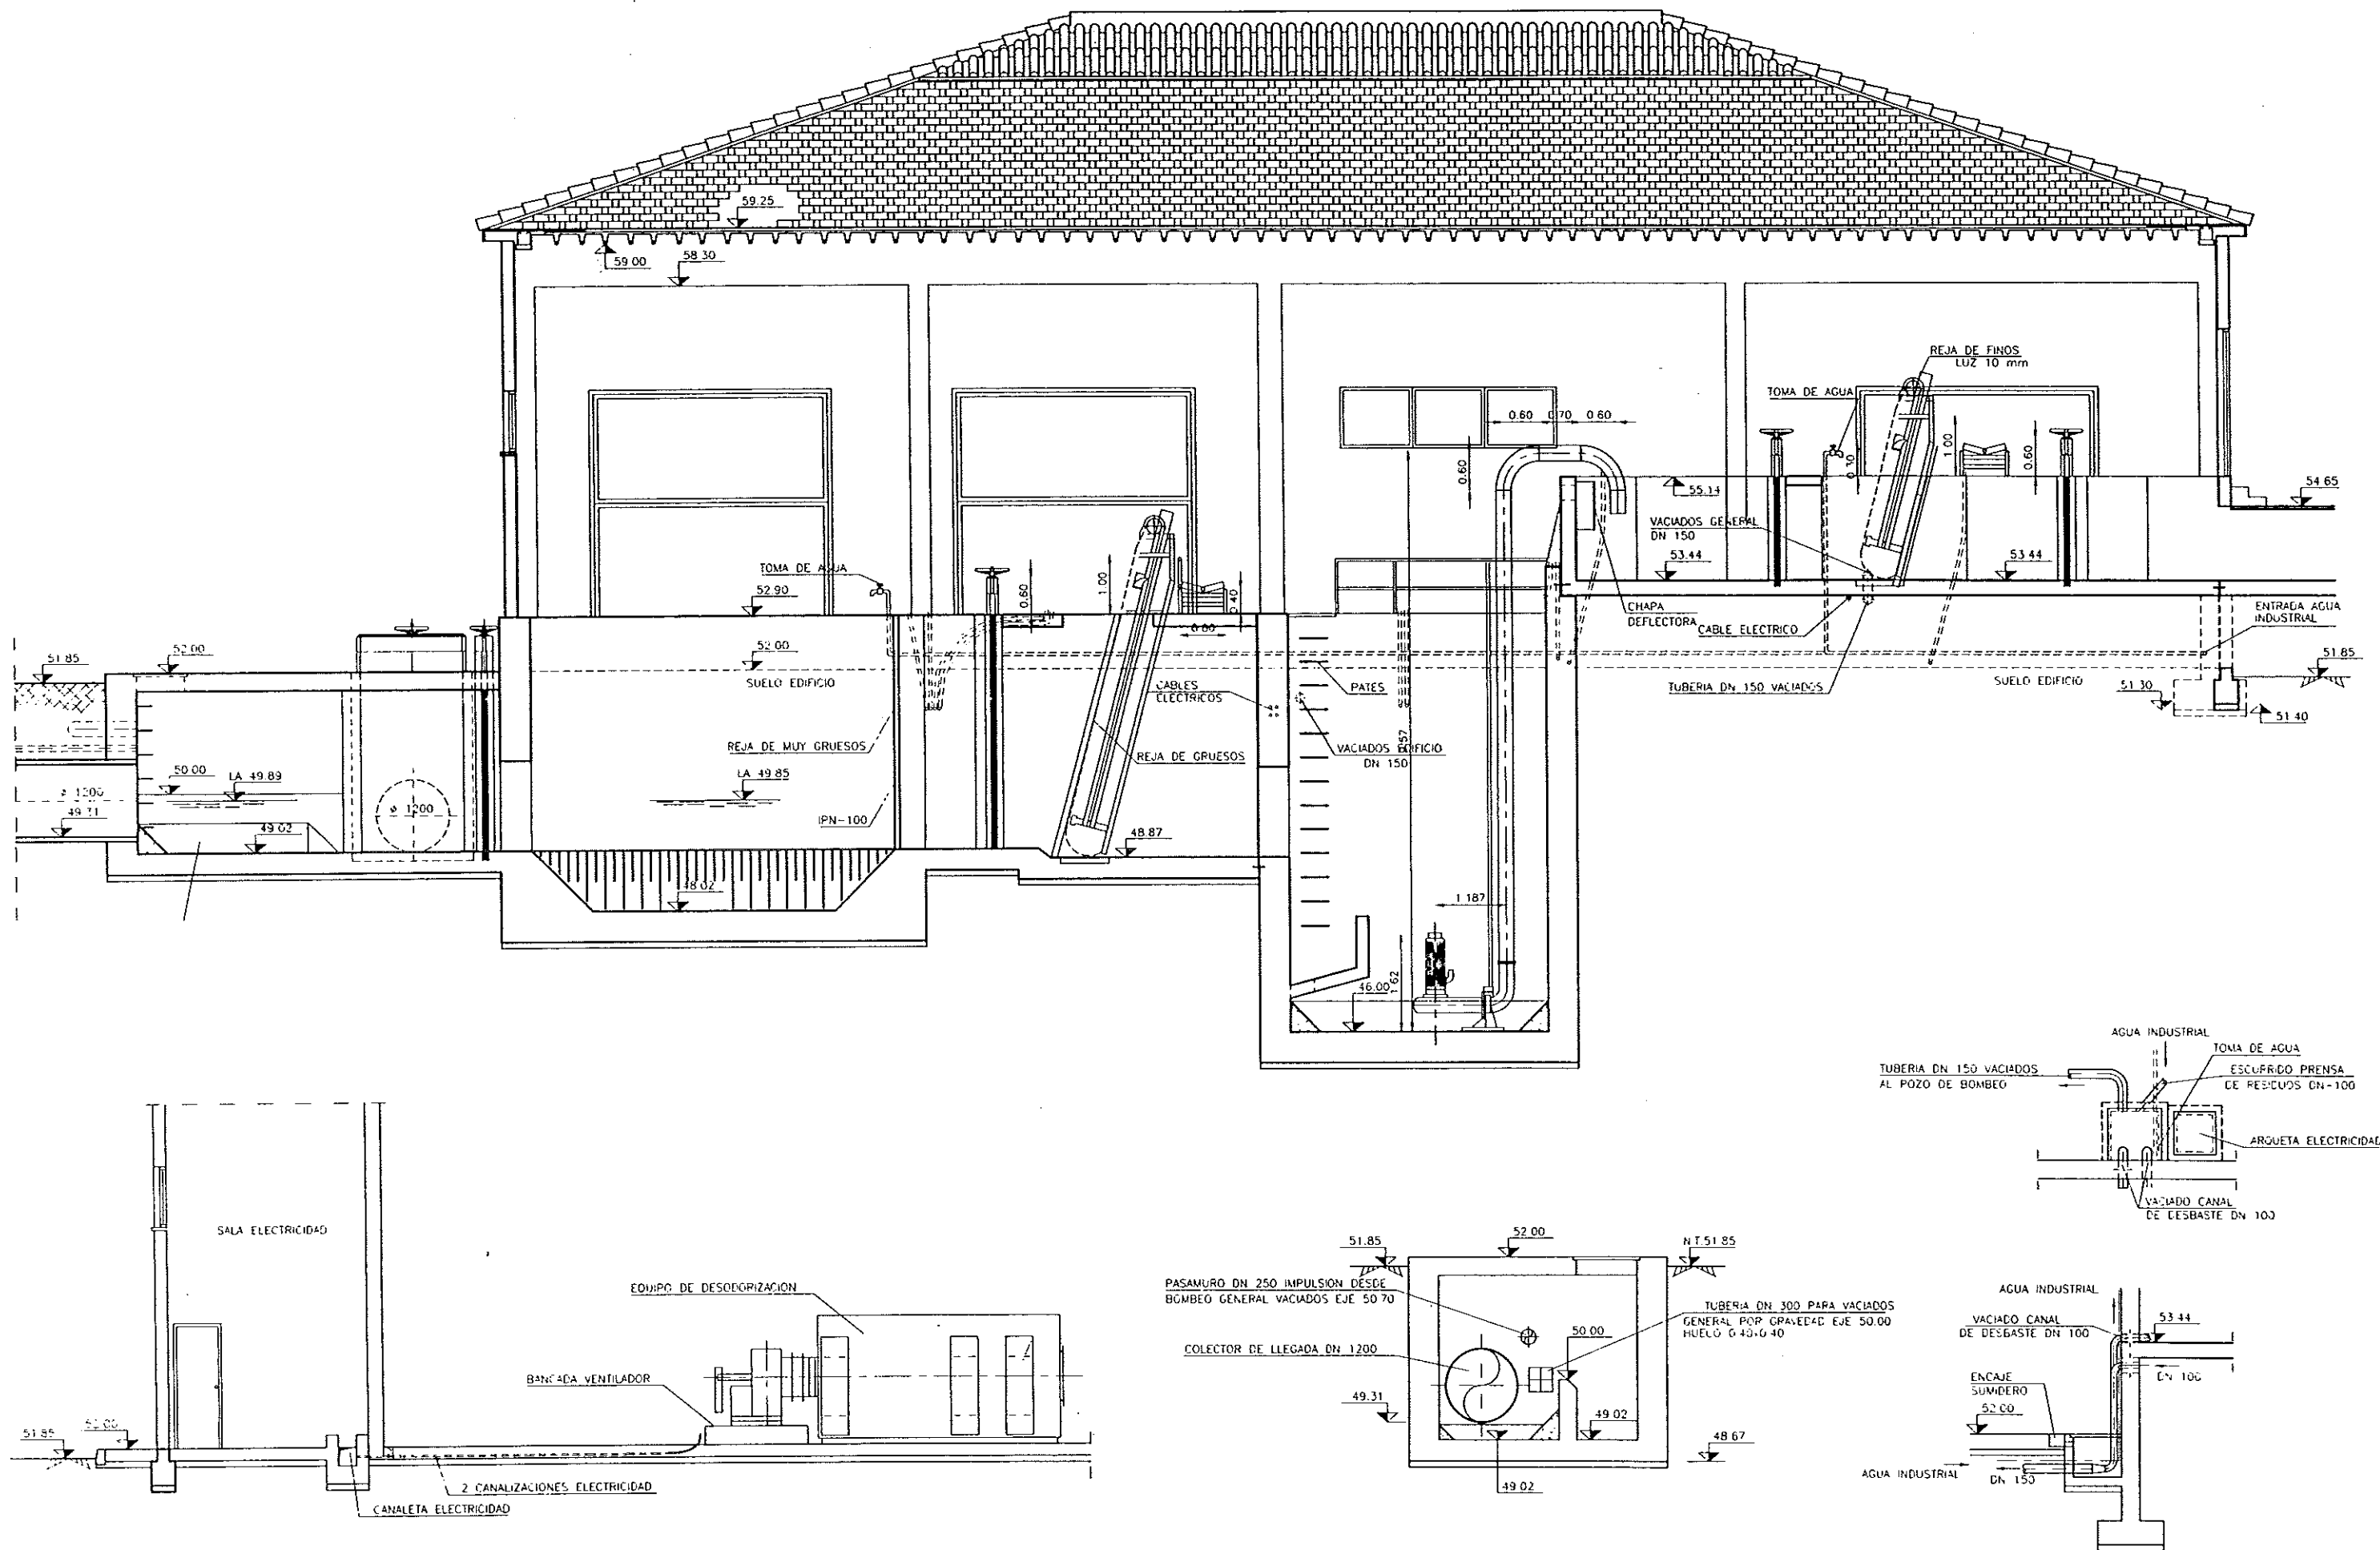

DIPUTACION
GENERAL
DE ARAGON

DEPARTAMENTO DE ORDENACION TERRITORIAL
OBRAS PUBLICAS Y TRANSPORTES
DIRECCION GENERAL DEL AGUA

EMPRESAS CONSTRUCTIVAS (S.A.)



LOS AGENTES C.C.P. AUTORES DEL PROYECTO

Jose Maria Hernandez Melendez
D. JOSE MARIA HERNANDEZ MELLENDEZ



D. CARL V. LOPEZ MEDINA

SUSTITUYE A
SUSTITUYO POR

PROYECTO

ESTACION DEPURADORA DE
AGUAS RESIDUALES DE
HUESCA


ELAB. EXPLENTE
23.5.02

Nº PLANO
8.3.2
ESCALA
1/50

DESIGNACION DE PLANO

OBRA DE TOMA, ALVIADERO,
BY-PASS GENERAL Y POZO DE BOMBAS.
EQUIPOS MECANICOS.

FECHA
JUNIO-96
PAGINA
24

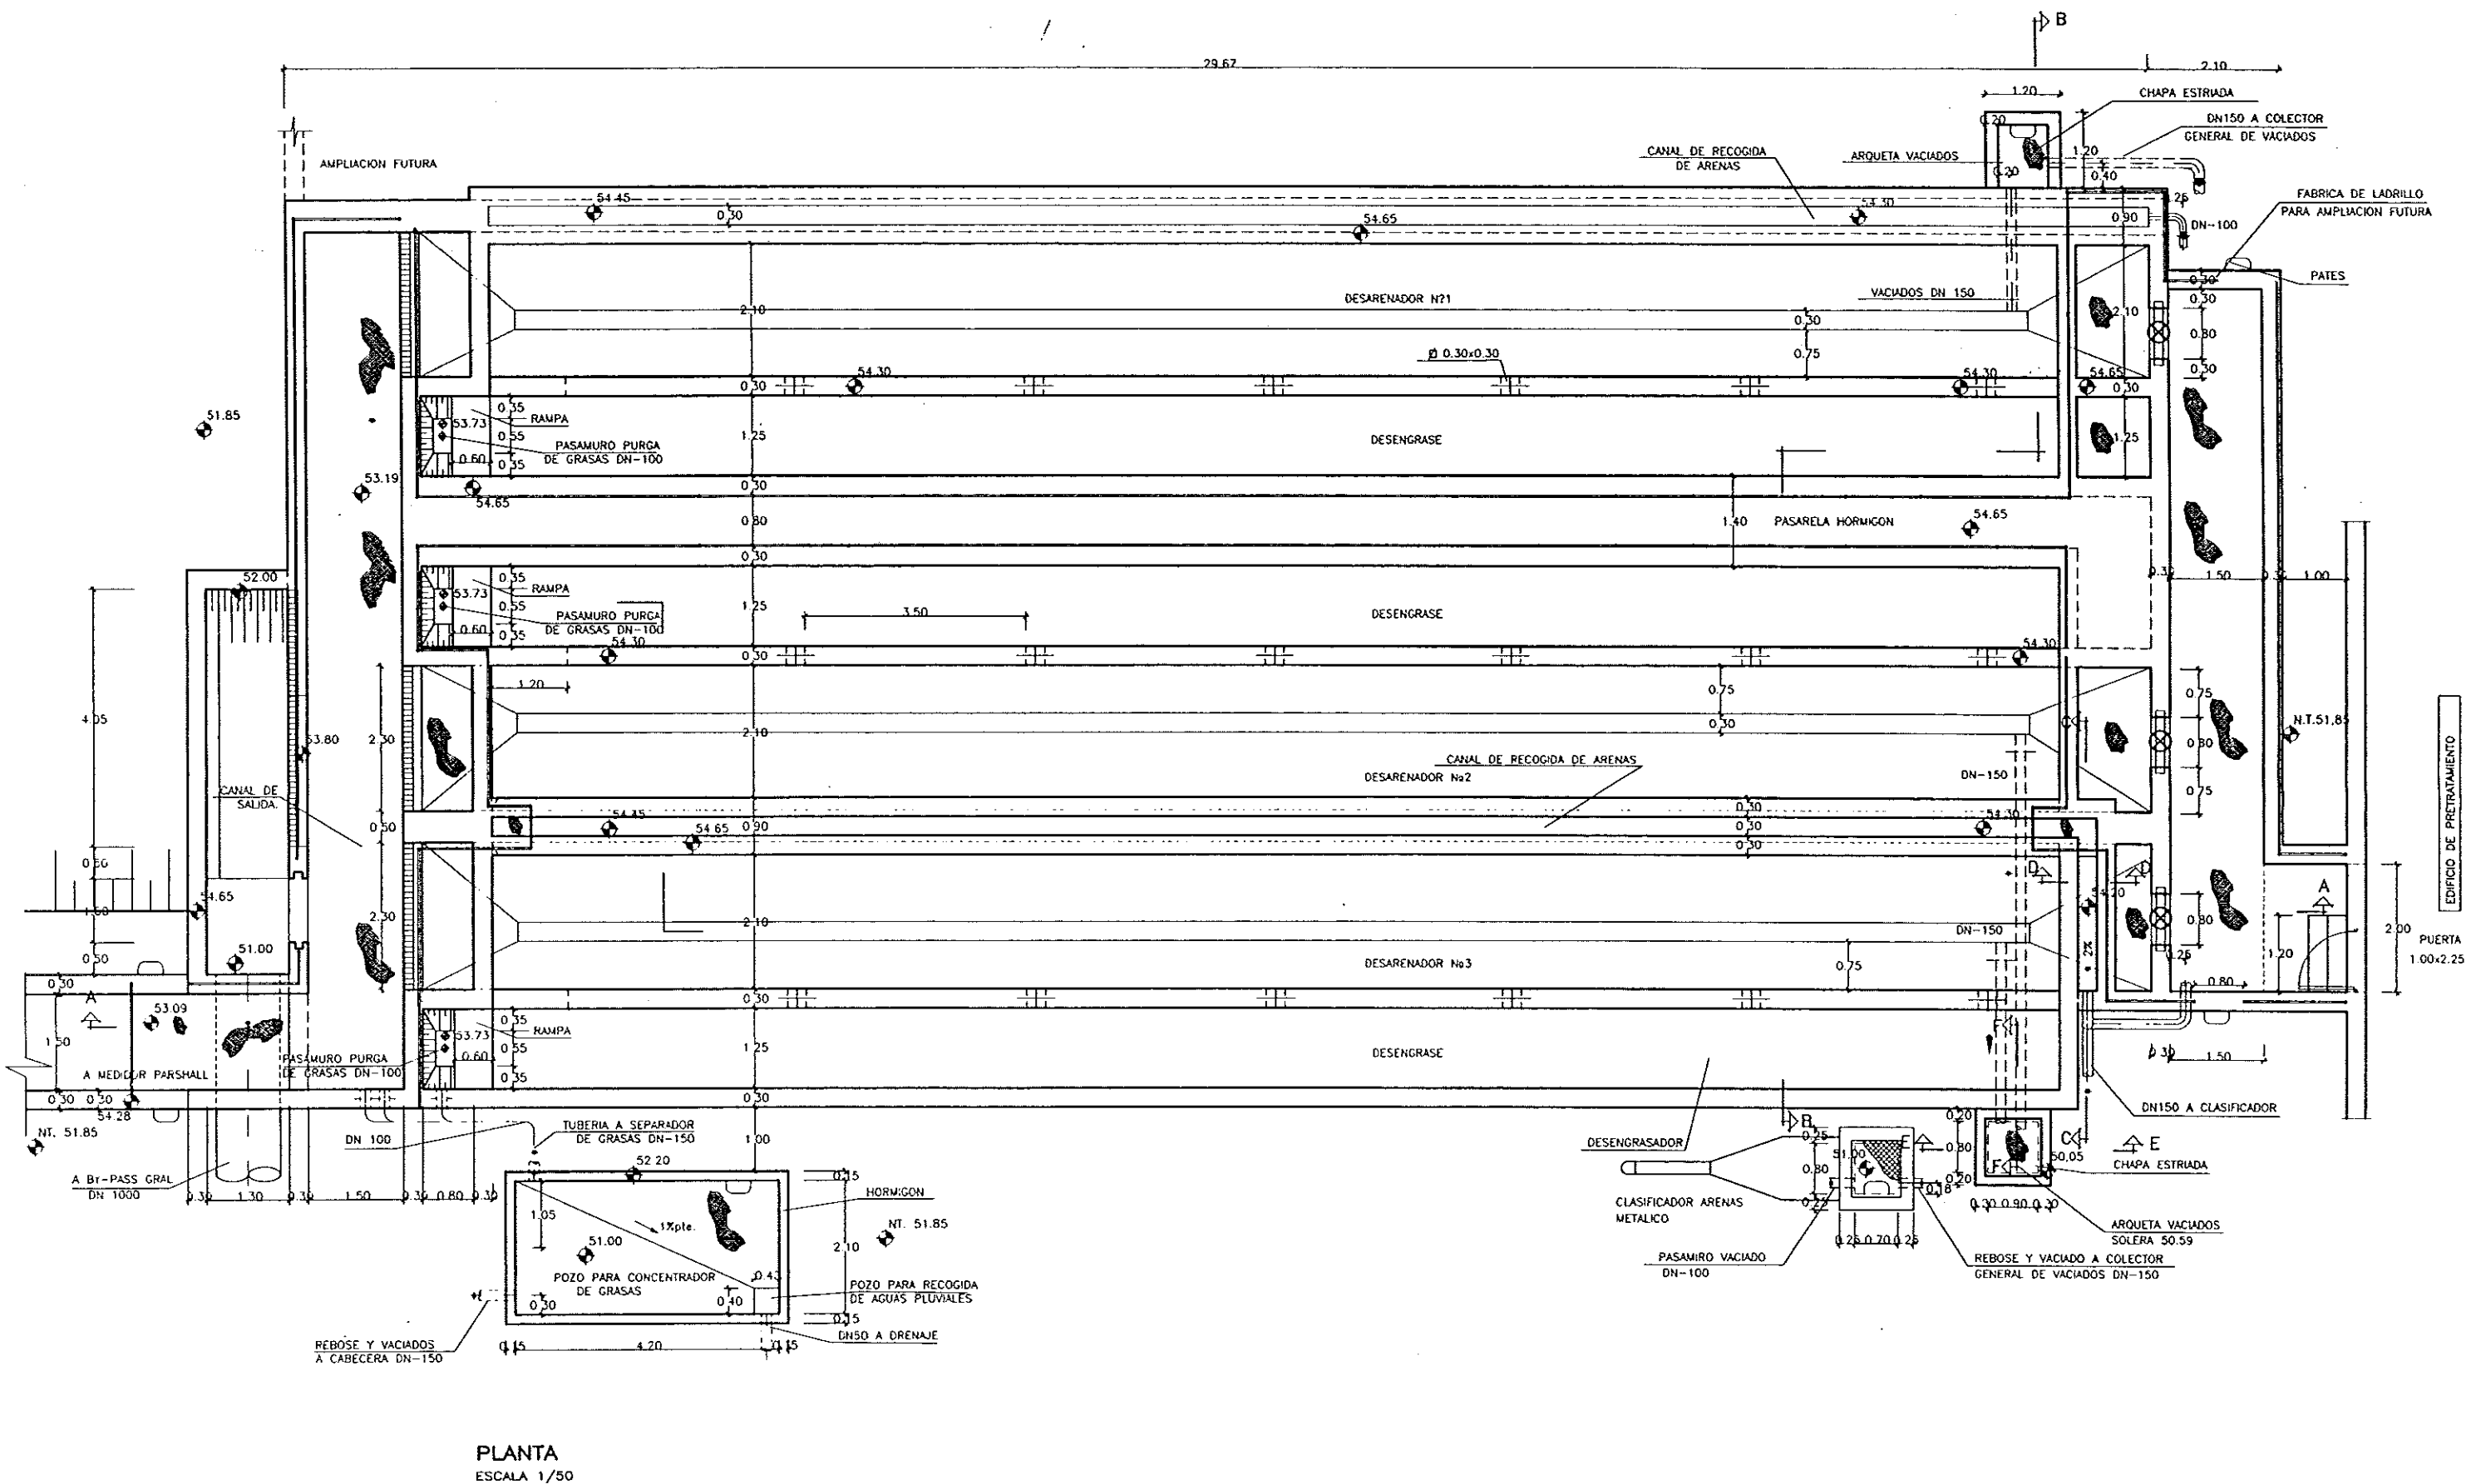

PLANTA
ESCALA 1/50



DIPUTACION
GENERAL
DE ARAGON

DEPARTAMENTO DE ORDENACION TERRITORIAL
OBRAS PUBLICAS Y TRANSPORTES
DIRECCION GENERAL DEL AGUA

EMPRESA CONSTRUCTORA (I+D+D)

DECONSA



ASTEISA
Tratamiento de Aguas S.A.

LOS FIRMANTES C.E.P. AUTORES DEL PROYECTO

JOSE MARIA HERNANDEZ MELNDEZ
D. CARLOS GARCIA MORNO

SUSTITUTO A
SUSTITUTO POR

PROYECTO
ESTACION DEPURADORA DE
AGUAS RESIDUALES DE
HUESCA









CLAVE EXPEDIENTE
23.S.02







Nº PLANO
9.1.1
ESCALA
1/50


DESIGNACION DE PLANO

DESARENADOR DESENGRASADOR,
DEFINICION GEOMETRICA. PLANTA.


FECHA
JUNIO-98
PAGINA
25

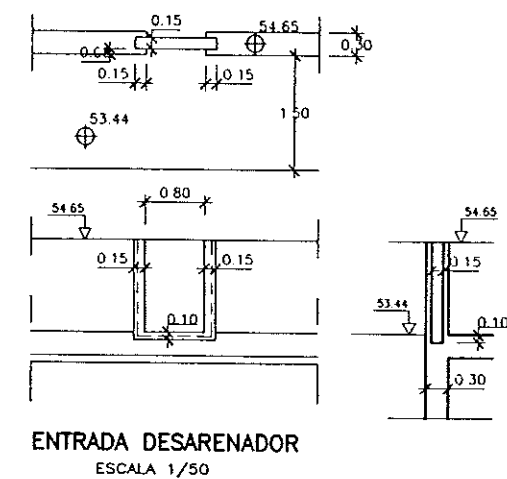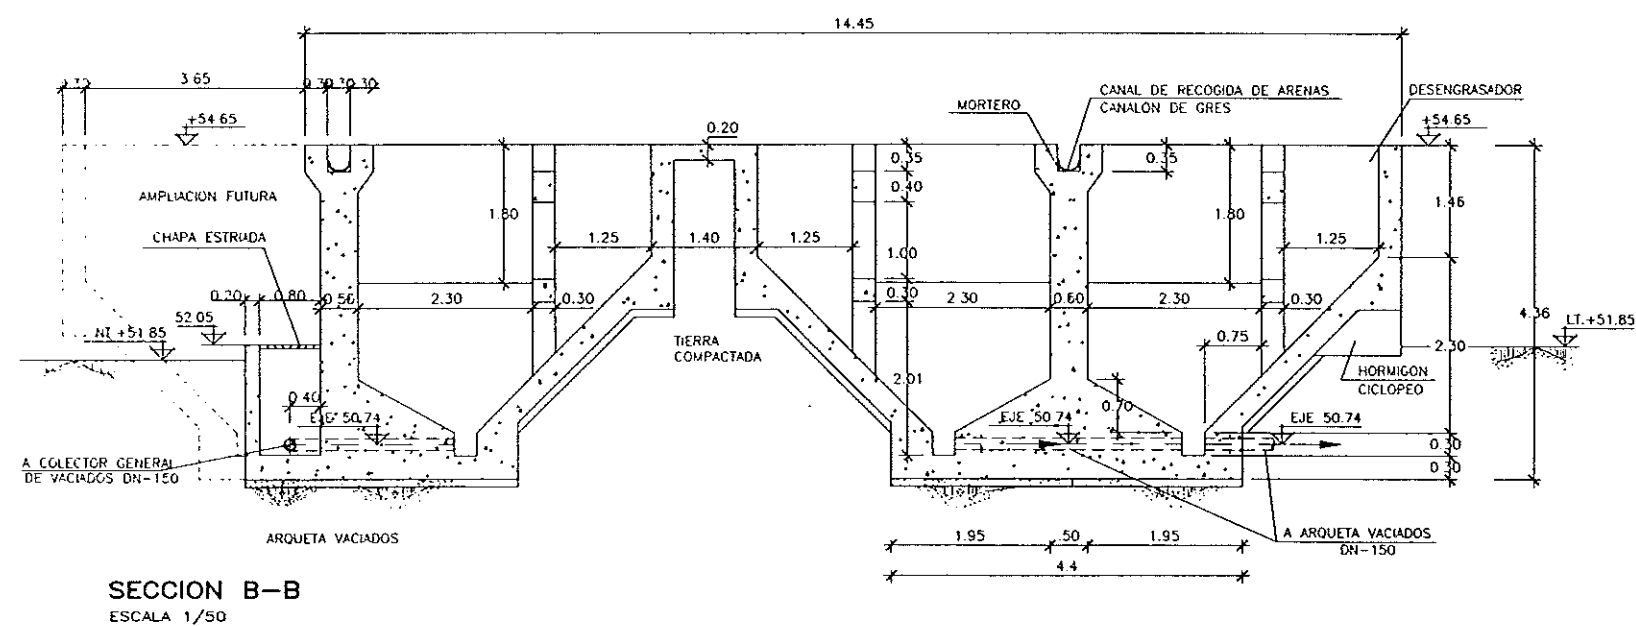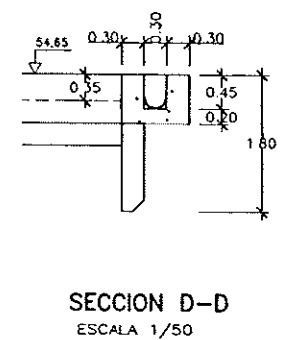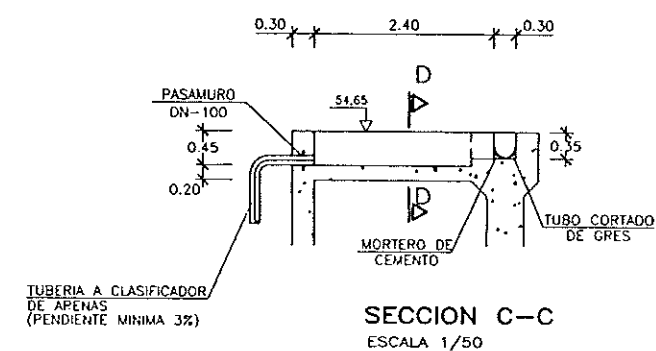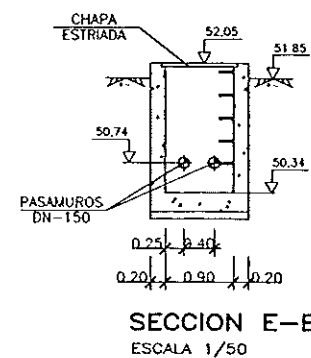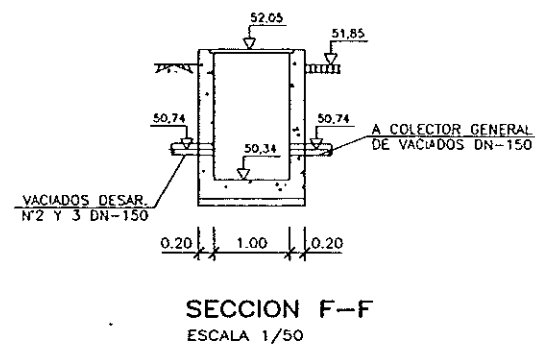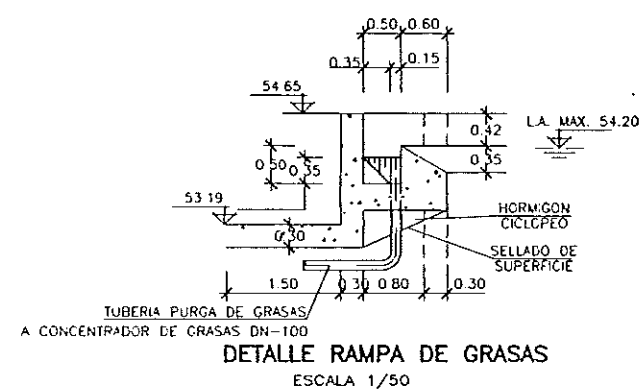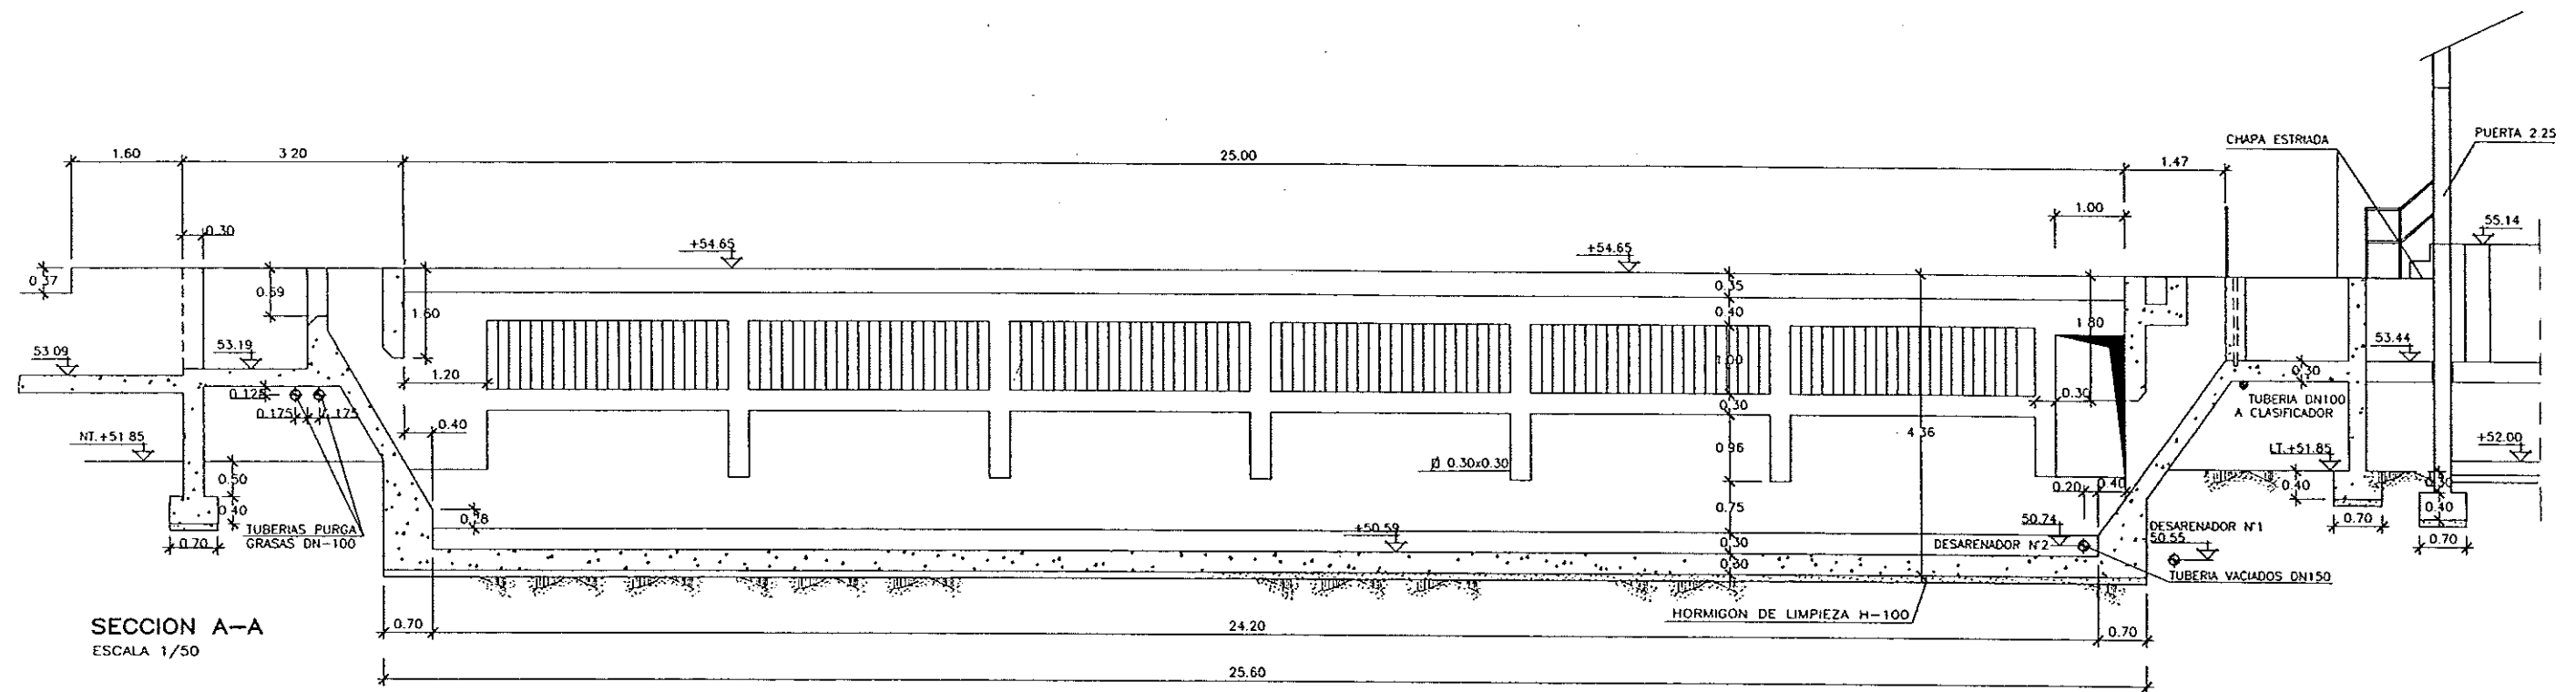

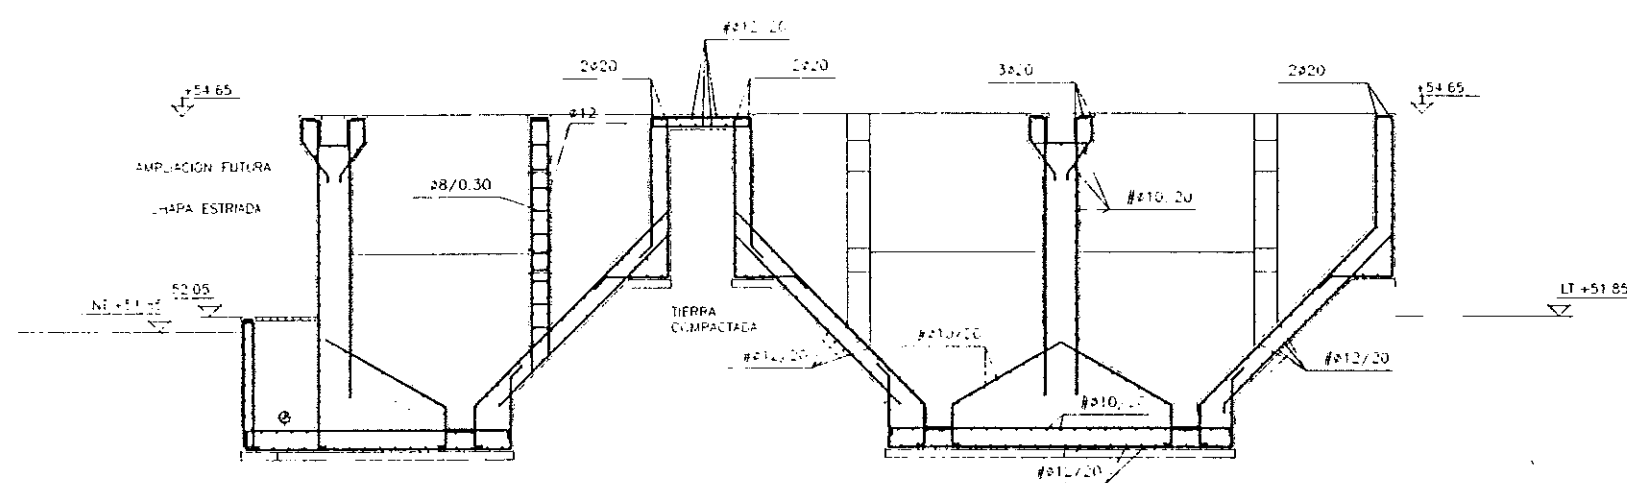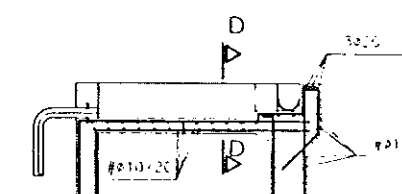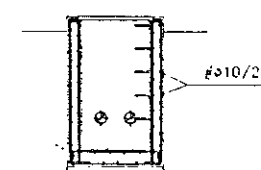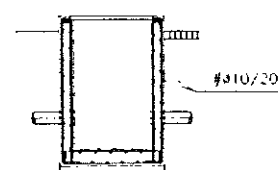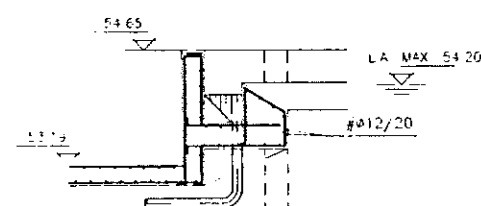
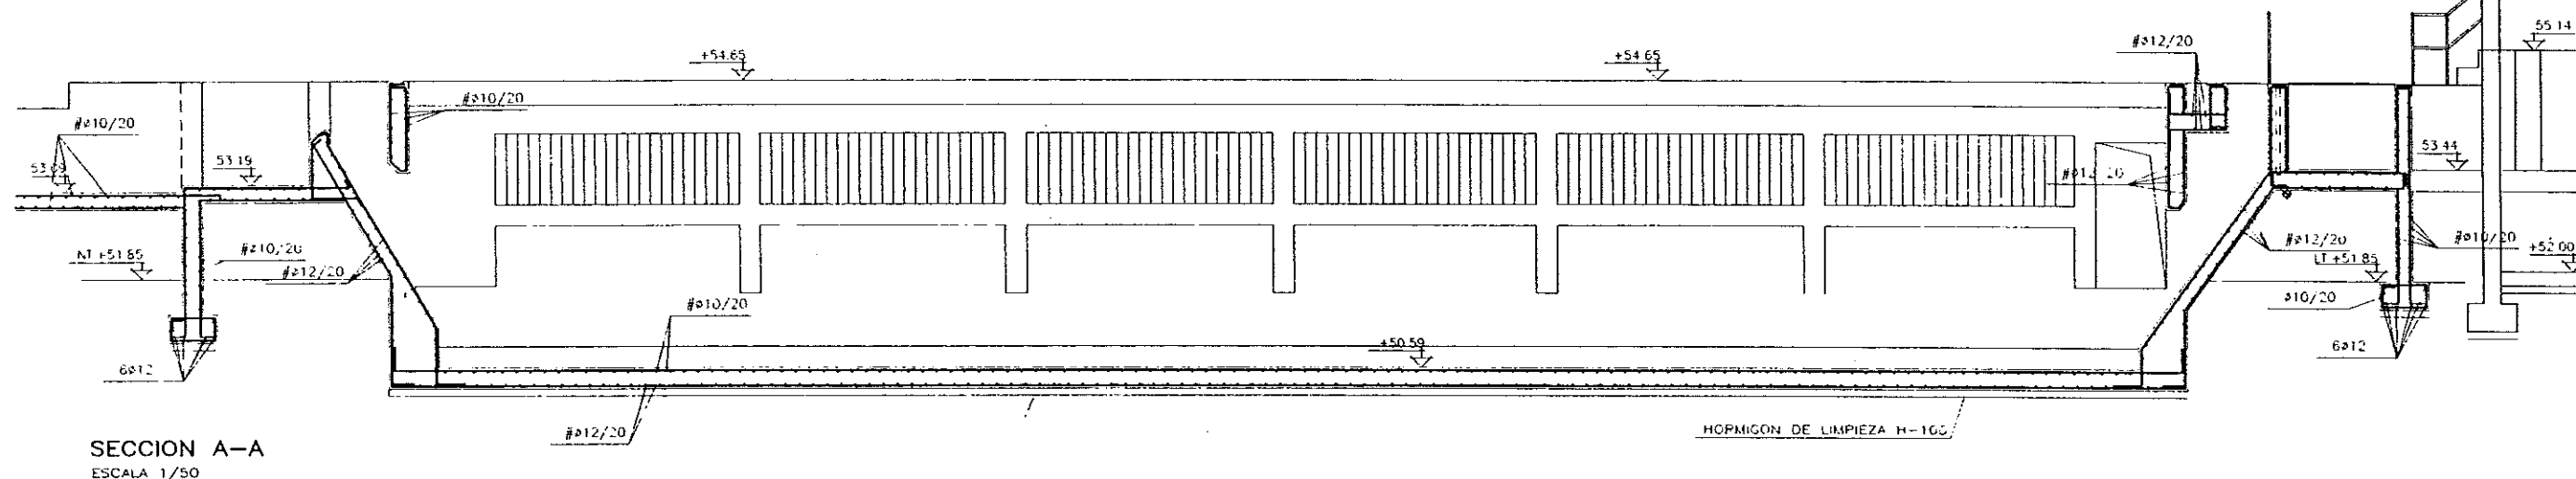


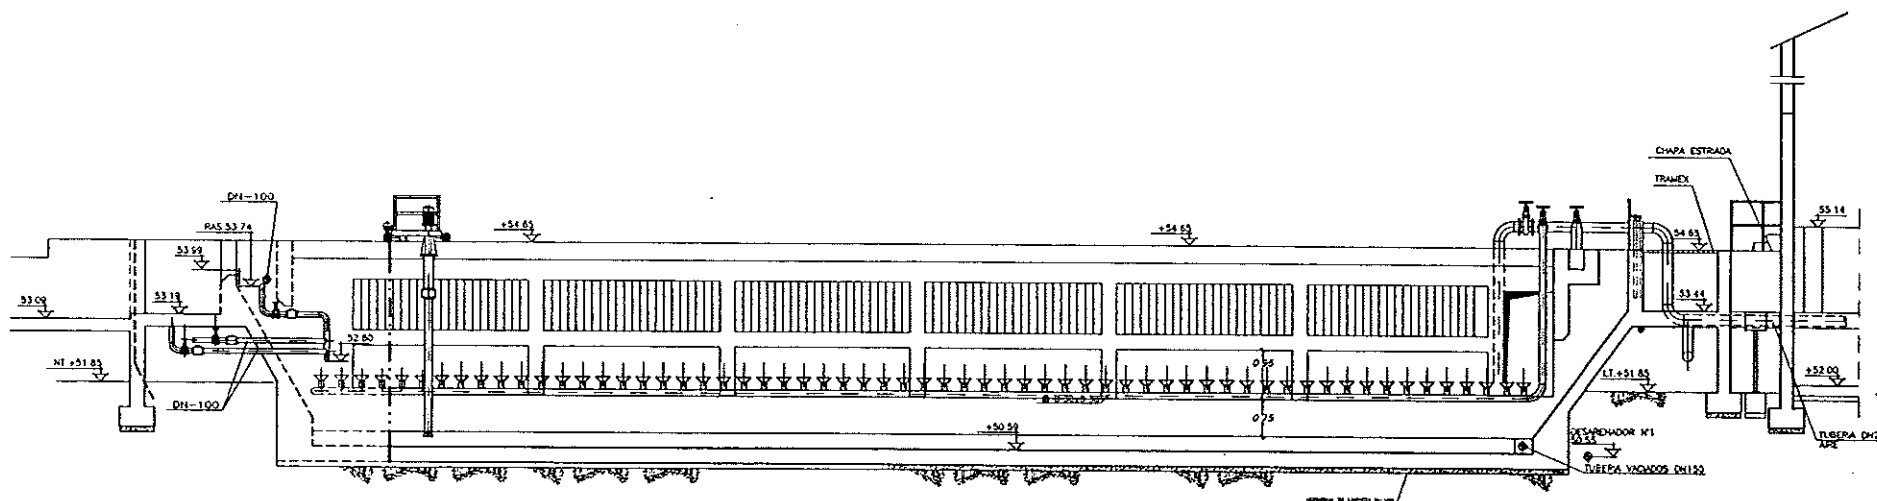

SECCION A-A
ESCALA 1/75

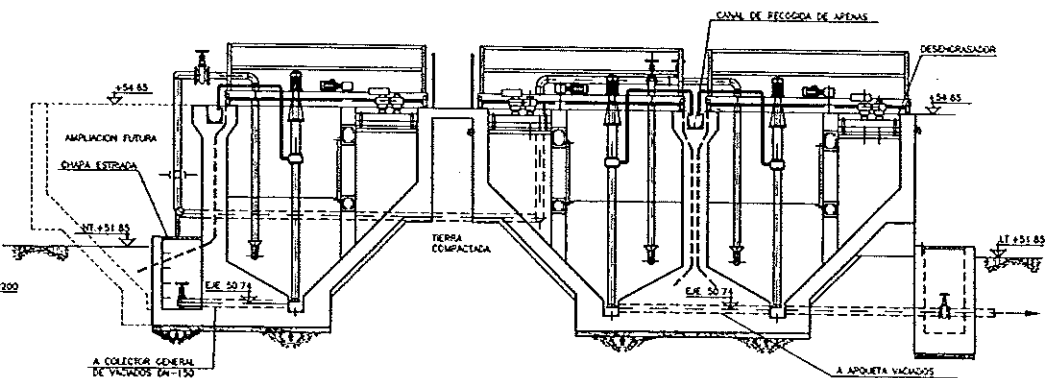

SECCION B-B
ESCALA 1/75

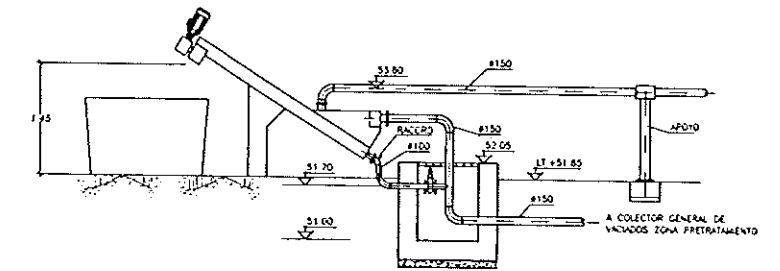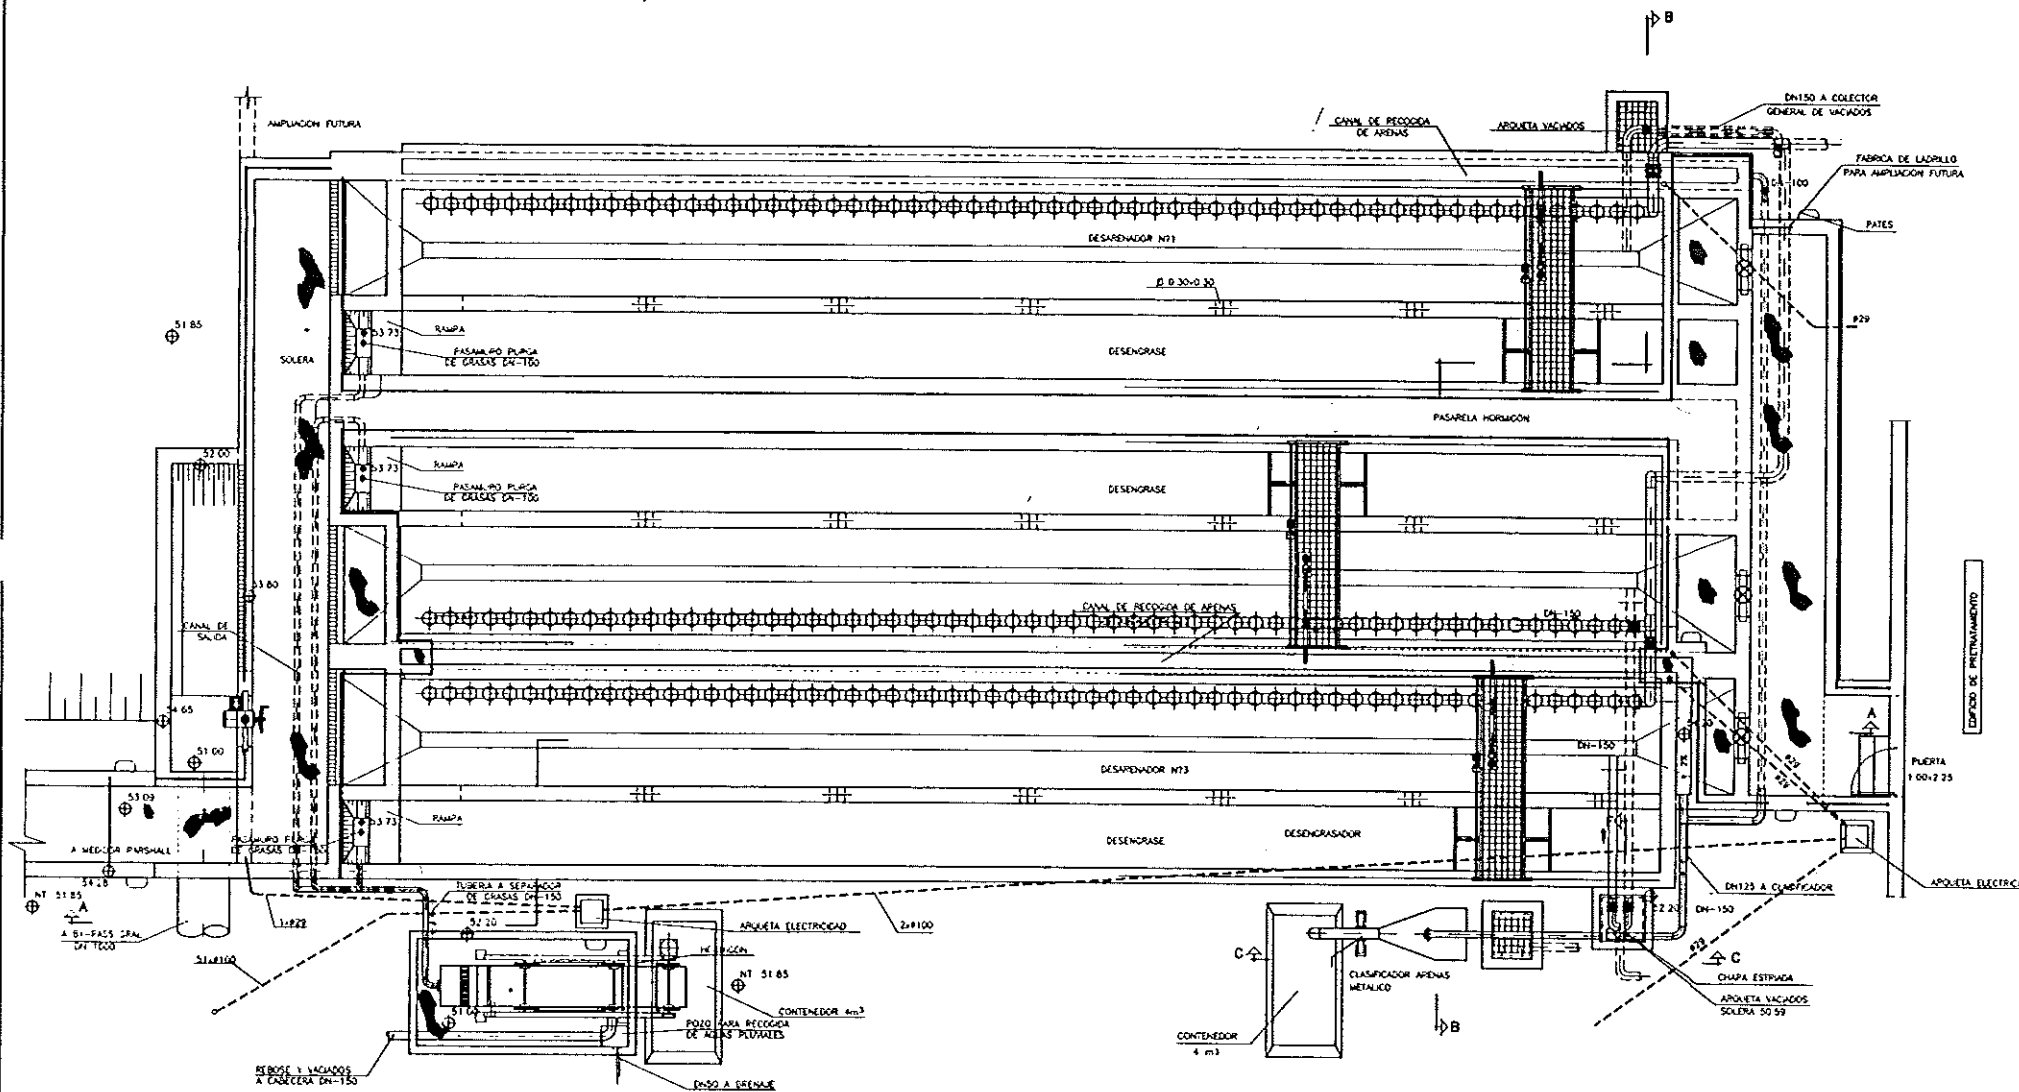

SECCION C-C
ESCALA 1/50



DIPUTACION
GENERAL
DE ARAGON

DEPARTAMENTO DE ORDENACION TERRITORIAL
OBRAS PUBLICAS Y TRANSPORTES
DIRECCION GENERAL DEL AGUA

EMPRESA CONSTRUCTORA (UTE)



LOS INGENIEROS C.E.P. AUTORES DEL PROYECTO

D. JOSE MARIA HERNANDEZ MELDREZ

SUSTITUYE A

SUSTITUIDO POR

PROYECTO

ESTACION DEPURADORA DE
AGUAS RESIDUALES DE
HUESCA

CLAVE EXPEDIENTE
23.5.02

Nº PLANO
9.3


ESCALA
1/75

DESIGNACION DE PLANO

DESARENADOR-DESENGRASADOR
EQUIPOS MECANICOS

FECHA
JUNIO-96

PAGINA
28

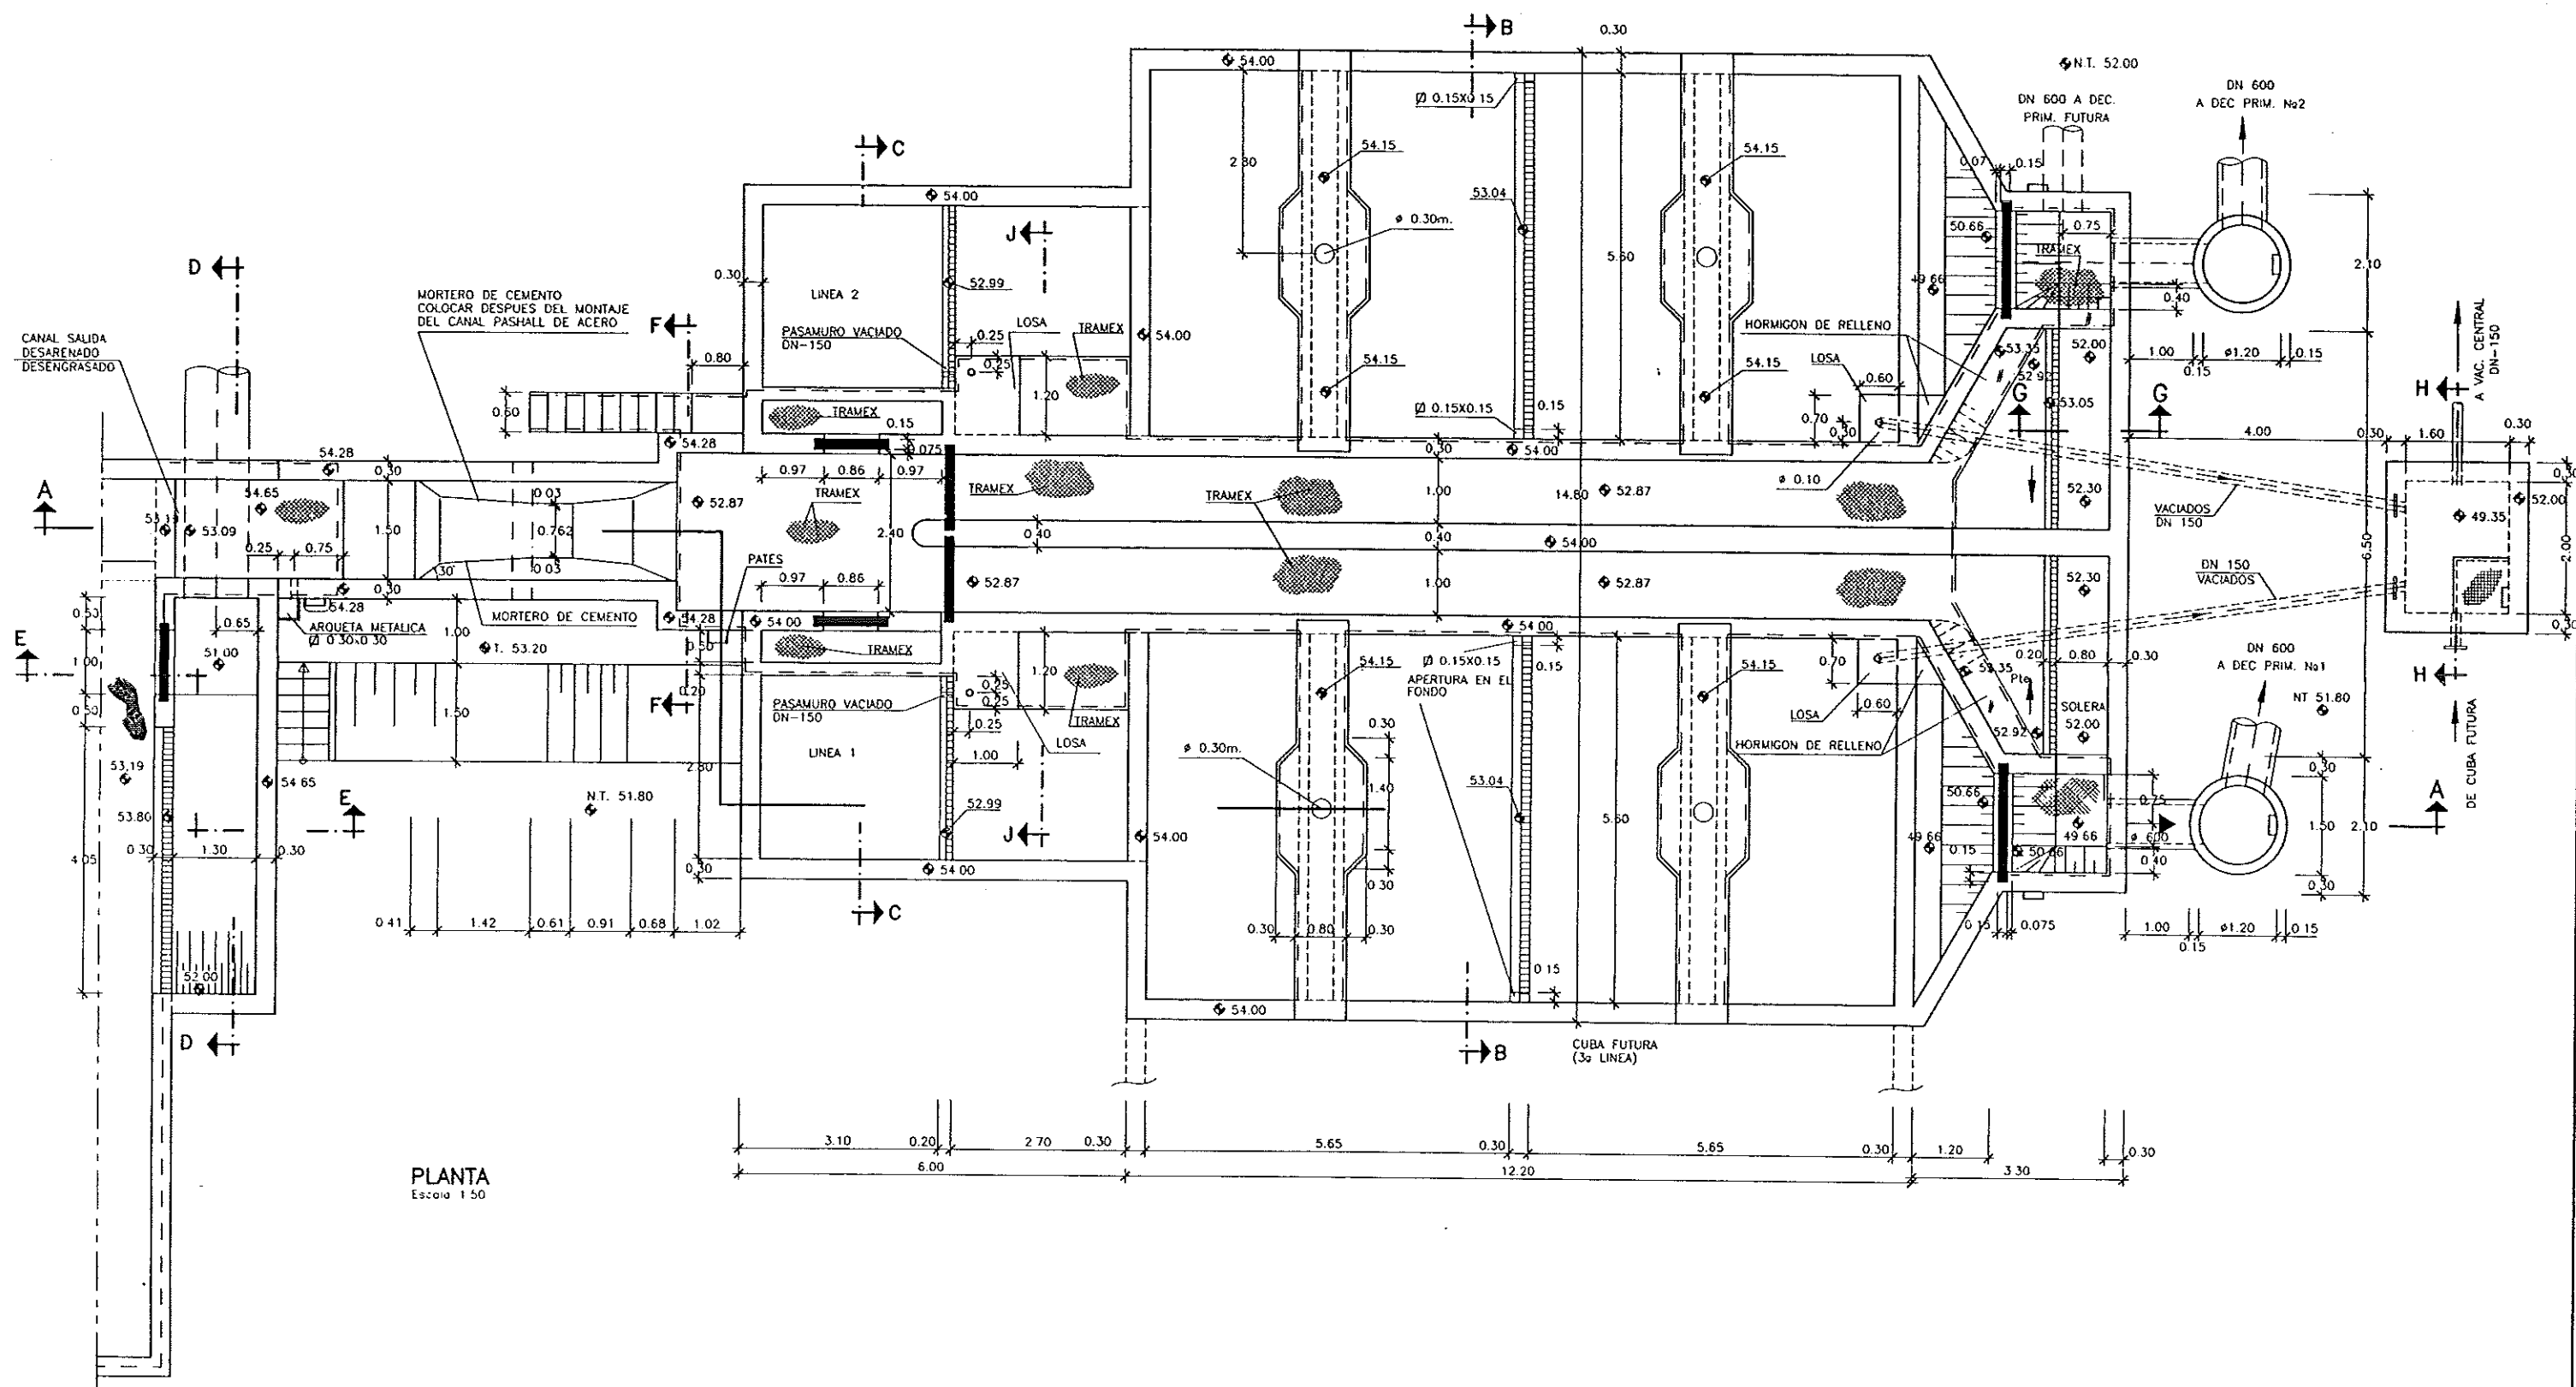

DIPUTACION
GENERAL
DE ARAGON

DEPARTAMENTO DE ORDENACION TERRITORIAL
OBRAS PUBLICAS Y TRANSPORTES

DIRECCION GENERAL DEL AGUA

EMPRESA CONSTRUCTORA (U.T.E.)

DECONSA

ASTEISA
Tratamiento de Aguas, S.A.

LOS DISEÑADOS C.E.P. AUTORES DEL PROYECTO

JOSE MARIA HERNANDEZ VELAZQUEZ

D. CARLOS LUNA GARCIA

SUSTITUYE A

SUSTITUIDO POR

PROYECTO

ESTACION DEPURADORA DE
AGUAS RESIDUALES DE
HUESCA

CLAVE EXPEDIENTE

23.5.02

Nº PLANO

10.1.1

ESCALA

1/50

RESUMEN DE PLANO





MEDIDOR DE CAUDAL
Y FISICO QUIMICO
DEFINICION GEOMETRICA

FECHA

JUNIO-96

FOLIO


29

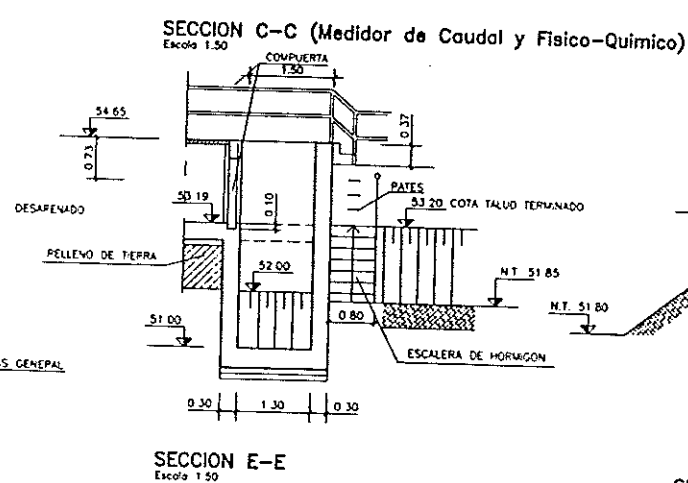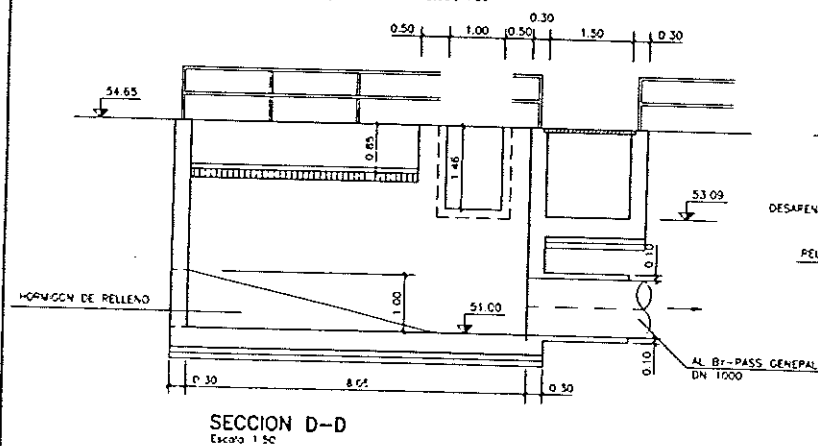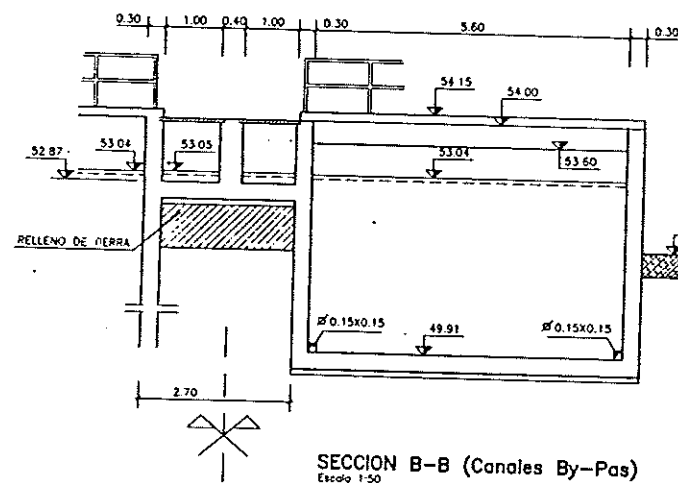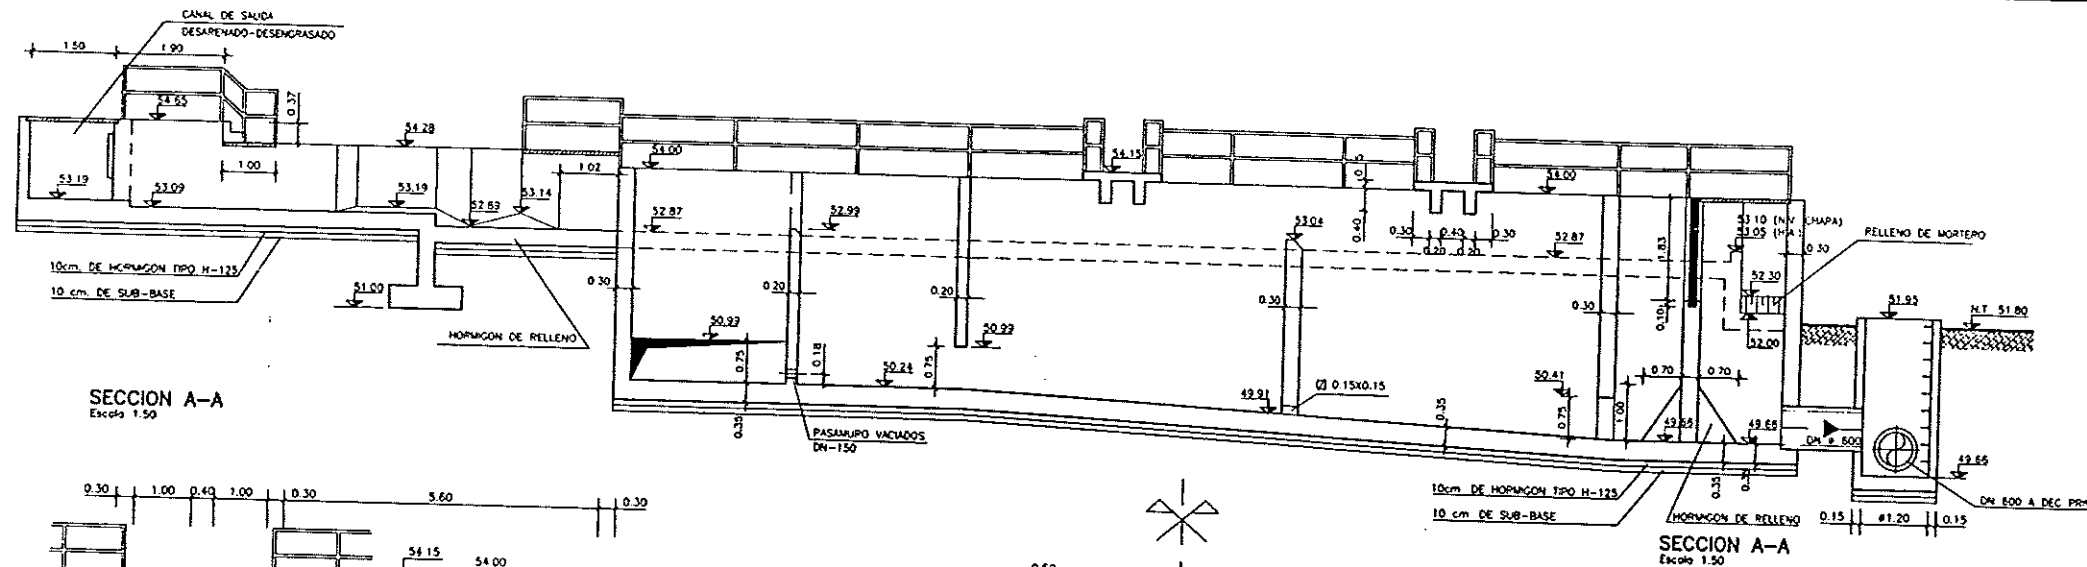

SECCION E-E
Escala 1:50


SECCION F-F
Escala 1:50

SECCION H-H (Arqueta Vaciados)
Escala 1:50


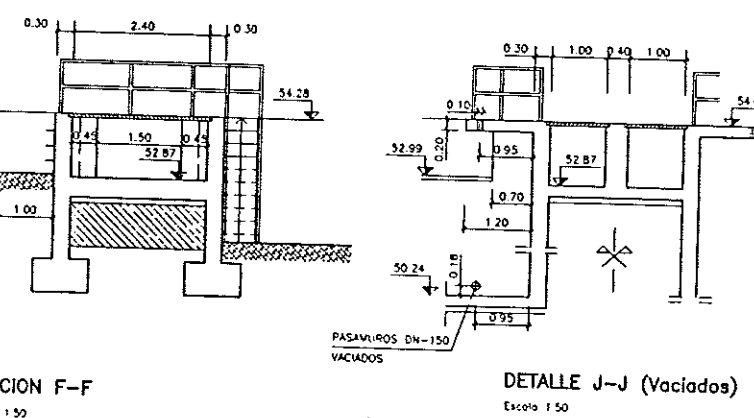


DETALLE J-J (Vaciados)
Escala 1:50


DETALLE II (COMPUERTA)

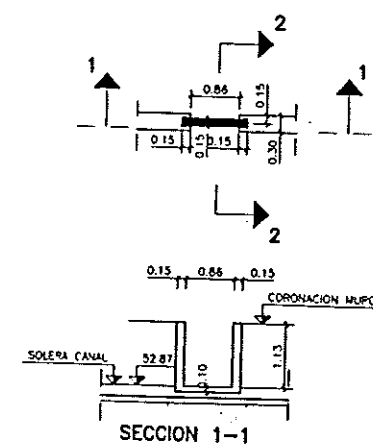

SECCION 2-2

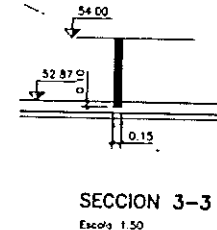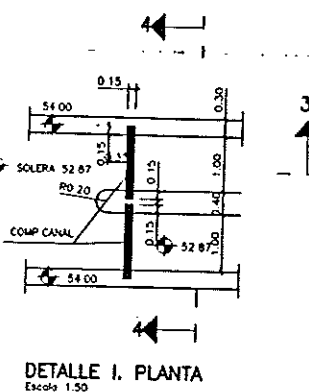

SECCION 4-4
Escala 1:50

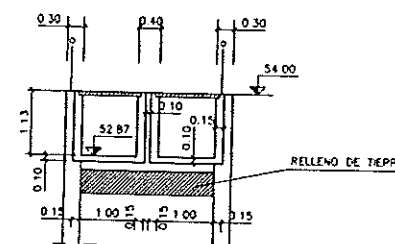


	DIPUTACION GENERAL DE ARAGON	DEPARTAMENTO DE ORDENACION TERRITORIAL OBRAS PUBLICAS Y TRANSPORTES DIRECCION GENERAL DEL AGUA		ESTACION DEPURADORA DE AGUAS RESIDUALES DE HUESCA	Escala 1:50	10.1.2 MEDIDOR DE CAUDAL Y FISICO QUIMICO. DEFINICION GEOMETRICA SECCIONES Y DETALLES	30
--	-------------------------------------	--	--	--	-------------	---	----

ELEMENTOS	MATERIALES				EJECUCION
	HORMIGON		ACERO		
	TIPO	CONTROL	TIPO	CONTROL	
LIMPIEZA Y NIVELACION	H-125	NORMAL 1.5			NORMAL 1.6
CIMENTACION, SOLERA Y ALZADOS	H-250	NORMAL 1.5	AEM-400N	NORMAL 1.15	NORMAL 1.6

NOTAS


0 Las longitudes de solape y anclaje no indicadas en los planos se ejecutaran de acuerdo con la INSTRUCCION EH-91

0 El recubrimiento minimo de las armaduras principales nunca sera menor de 4 cm

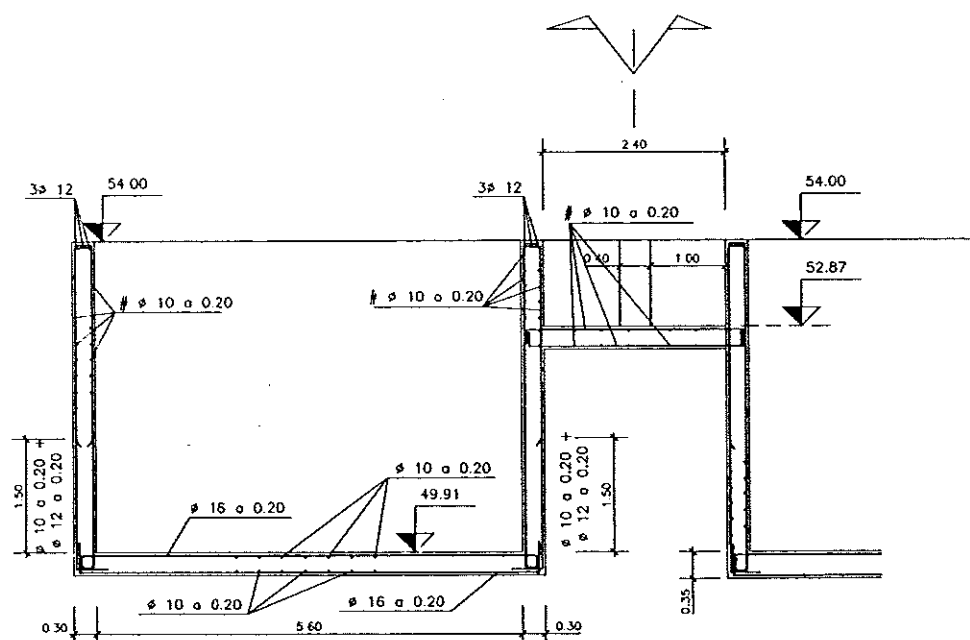


SECCION B-B

ESCALA 1:50

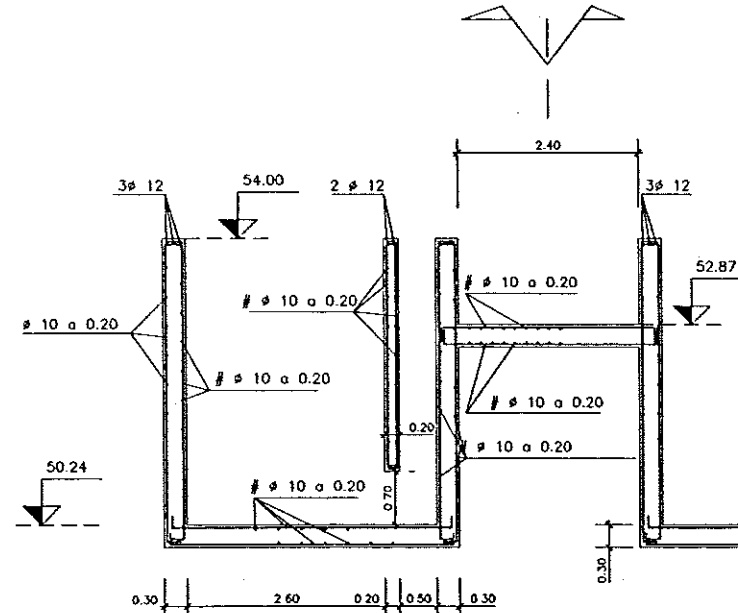


SECCION C-C

ESCALA 1:50

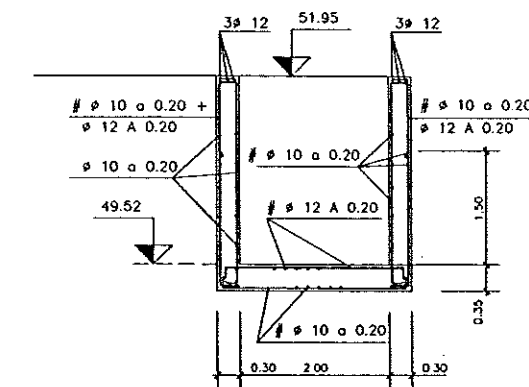


SECCION H-H

ESCALA 1:50

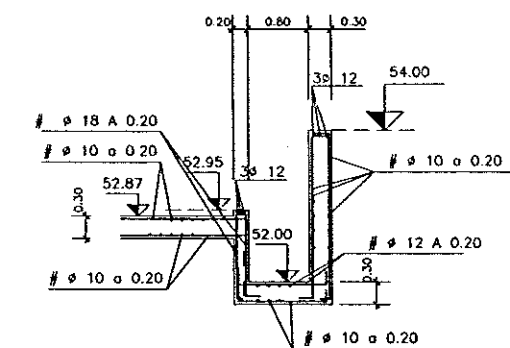


SECCION G-G

ESCALA 1:50

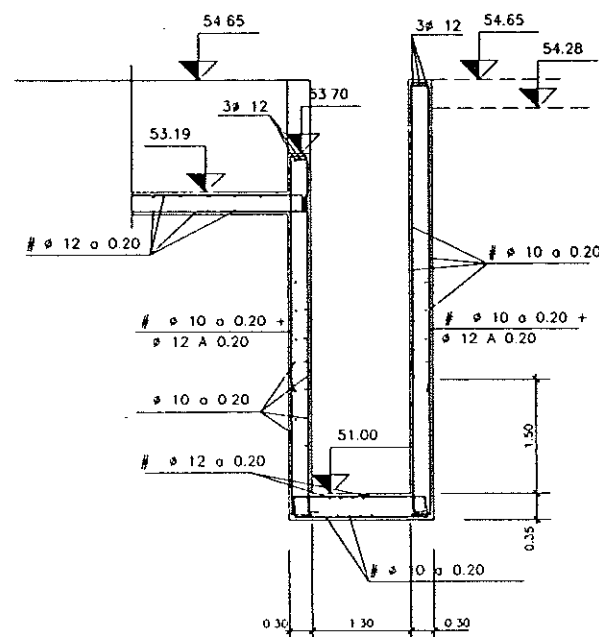


SECCION E-E

ESCALA 1:50

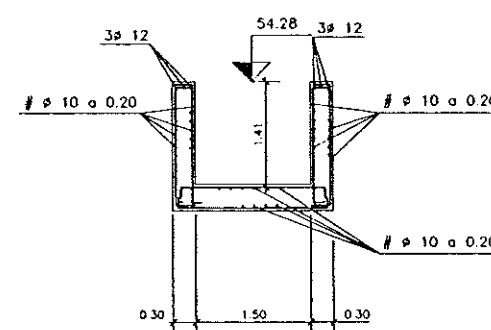


SECCION F-F

ESCALA 1:50

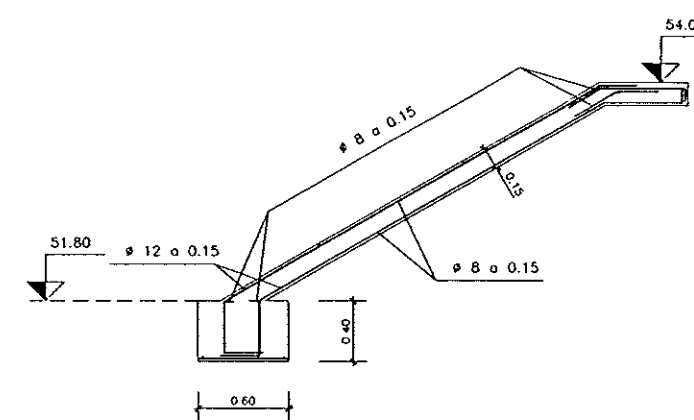


SECCION ESCALERA

ESCALA 1:25

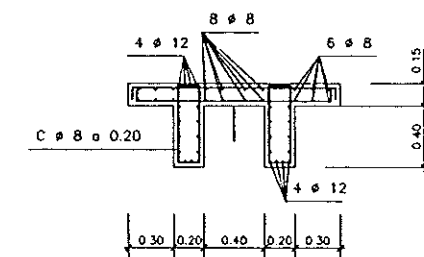

SECCION PASARELA

ESCALA 1:25

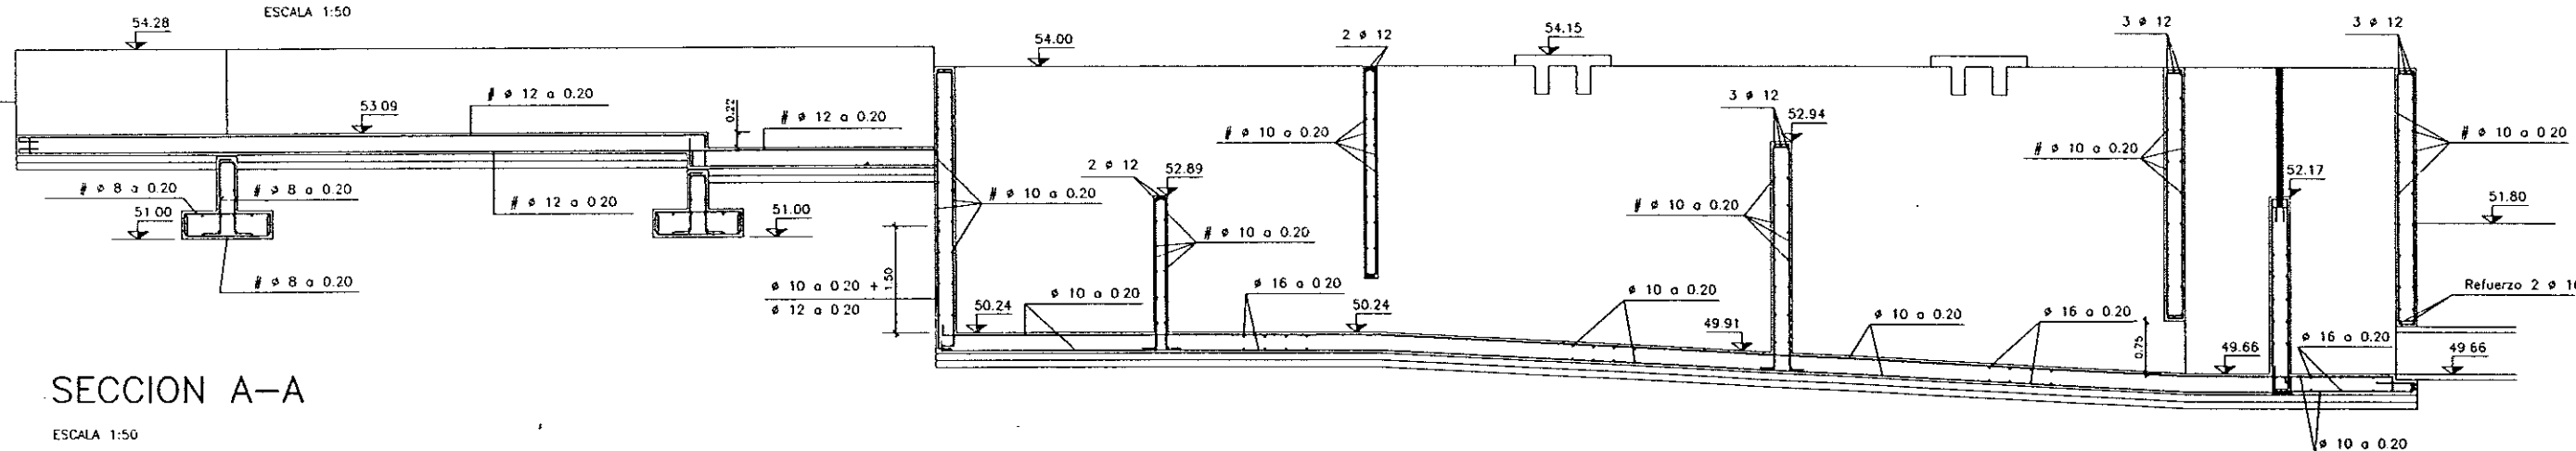

SECCION A-A

ESCALA 1:50



DIPUTACION
GENERAL
DE ARAGON

DEPARTAMENTO DE ORDENACION TERRITORIAL
OBRAS PUBLICAS Y TRANSPORTES
DIRECCION GENERAL DEL AGUA

EMPRESA CONSTRUCTORA (UTE)

IDECONSA

ASTEISA
Tratamiento de Aguas, S.A.

LOS INGENIEROS C.E.P. AUTORES DEL PROYECTO

JOSE MARIA HERNANDEZ MELCHER

JOSE MARIA HERNANDEZ MELCHER

SUSTITUIR A

SUSTITUIDO POR

PROYECTO

ESTACION DEPURADORA DE
AGUAS RESIDUALES DE
HUESCA

CLAVE EXPEDIENTE

23.S.02

Nº PLANO

10.2

ESCALA

1/50

DESIGNACION DE PLANO

10.2

ESCALA

1/50

 

MEDIDOR DE CAUDAL Y
TRATAMIENTO FISICO QUIMICO
ARMADURAS

FECHA

JUNIO-96

PAGINA

31

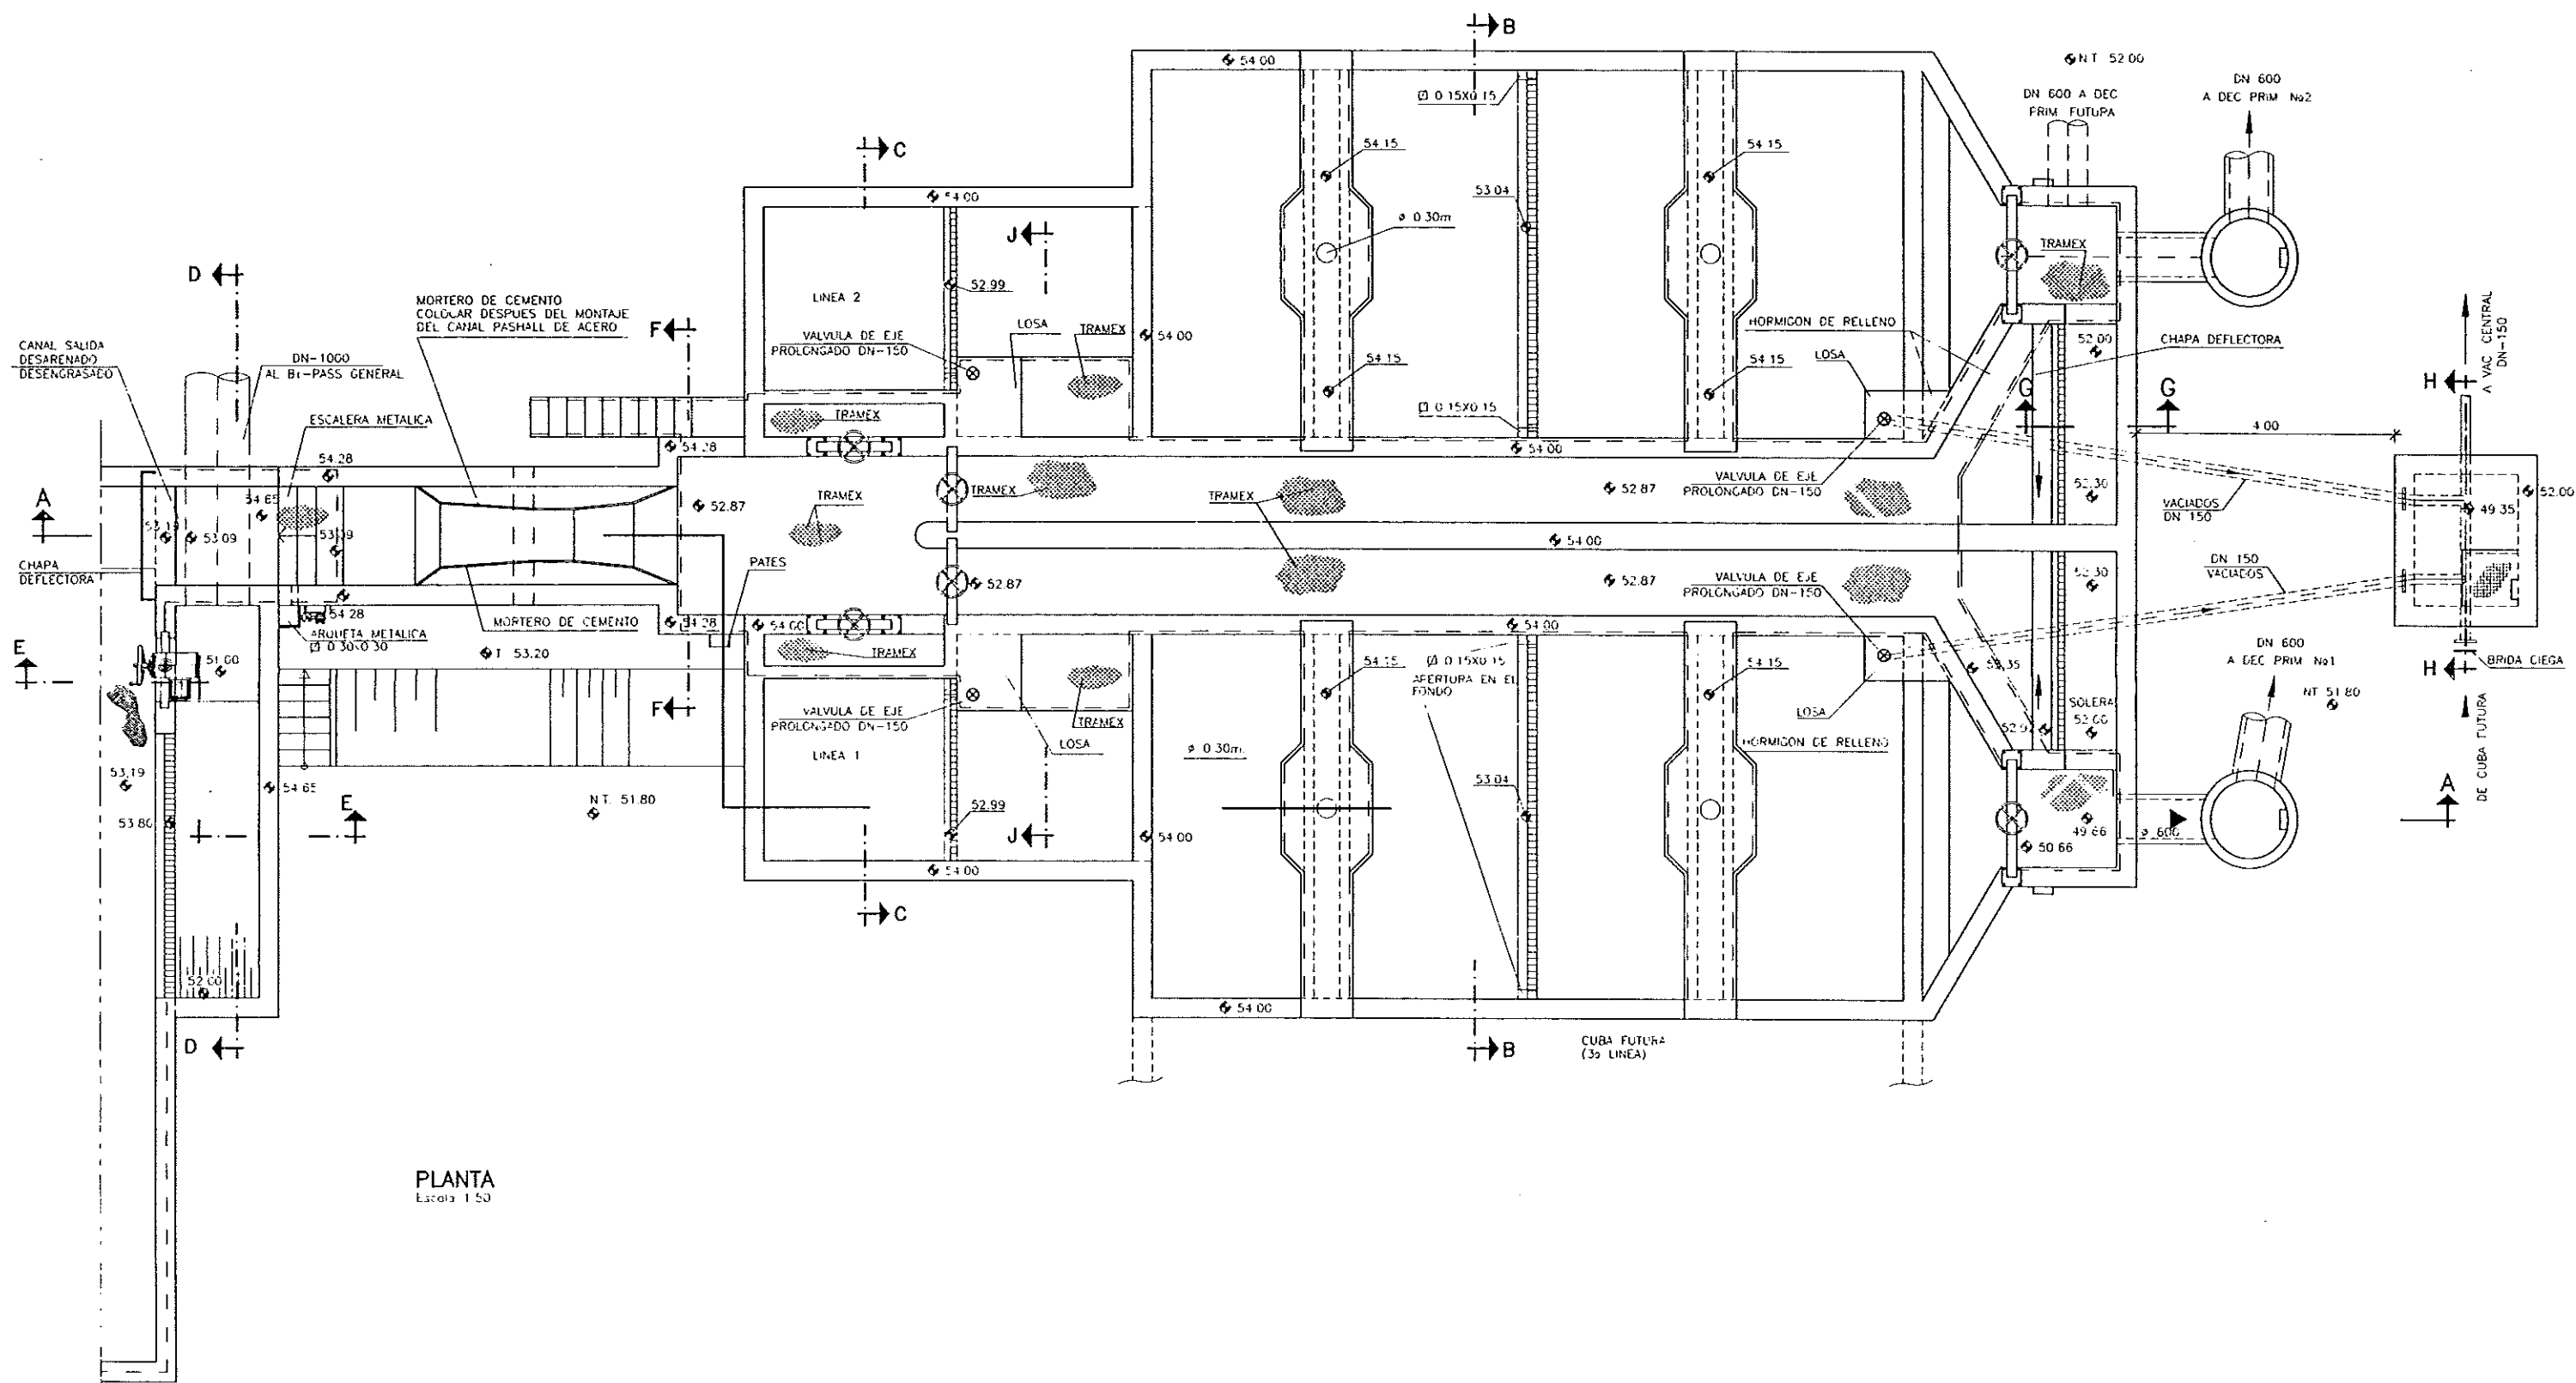

DIPUTACION
GENERAL
DE ARAGON

DEPARTAMENTO DE ORDENACION TERRITORIAL
OBRAS PUBLICAS Y TRANSPORTES
DIRECCION GENERAL DEL AGUA

EMPRESA CONSTRUCTORA (UTE)



LOS INGENIEROS C.C.P. AUTORES DEL PROYECTO

Manuel Hernández Velázquez



SUSTITUIR A

SUSTITUIDO POR

PROYECTO

ESTACION DEPURADORA DE
AGUAS RESIDUALES DE
HUESCA

LAJE EXISTENTE

23 > 0

Nº PLANO


10.3.1

RESUMEN DE PLANO


MEDIDOR DE CAUDAL
Y FISICO QUIMICO
EQUIPOS MECANICOS

FECHA


JUNIO-96

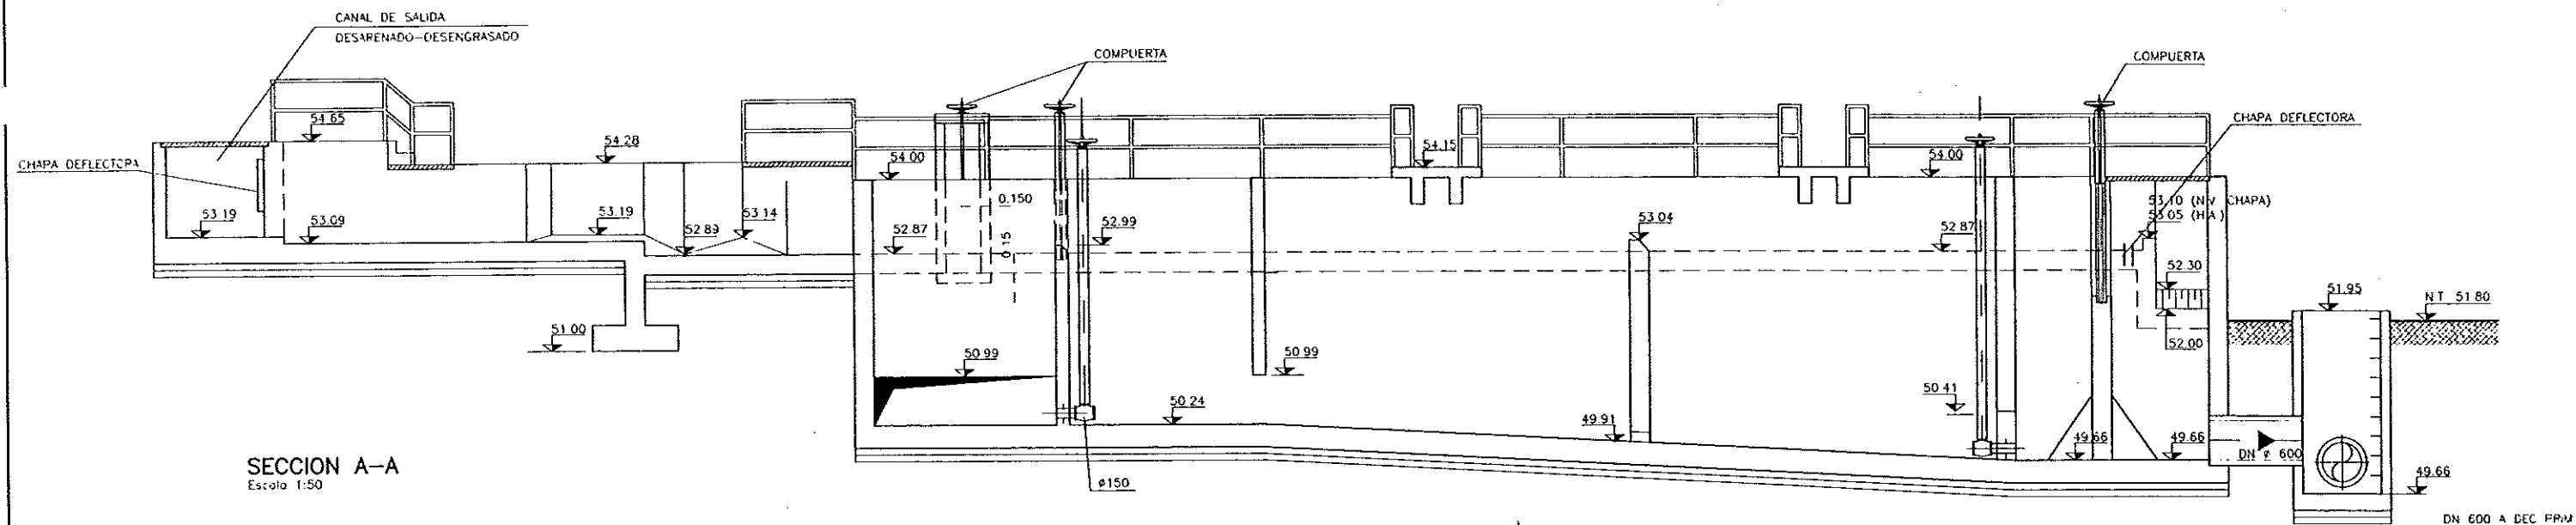


SECCION A-A
Escala 1:50

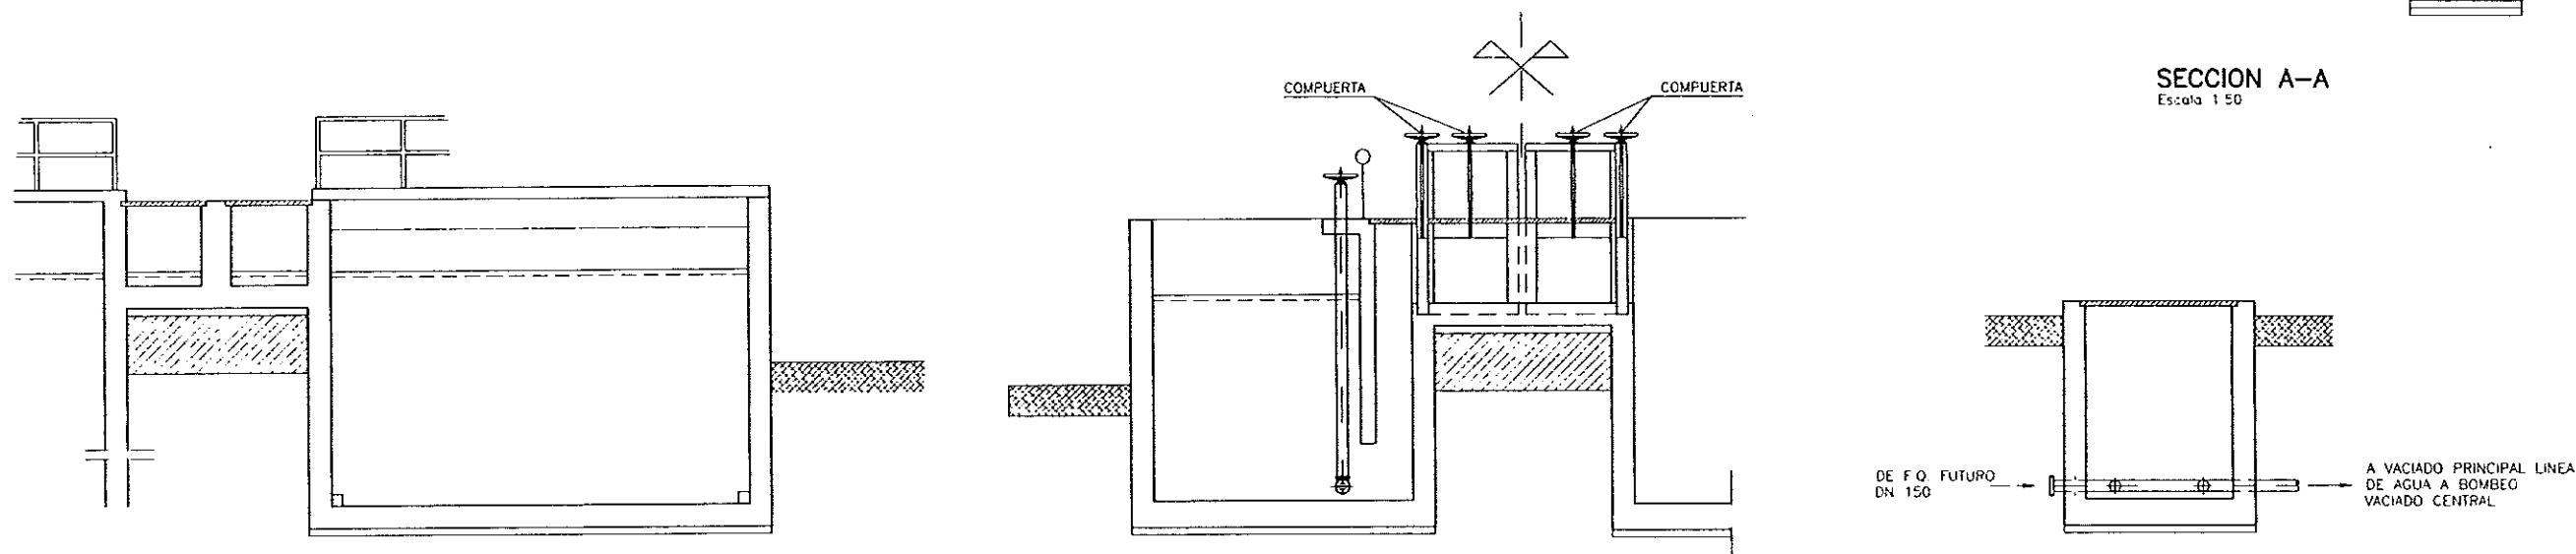


SECCION C-C (Medidor de Caudal y Físico-Químico)
Escala 1:50

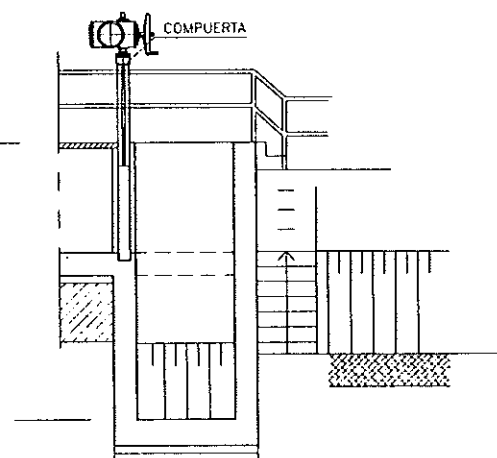


SECCION H-H (Arqueta Vaciados)
Escala 1:50

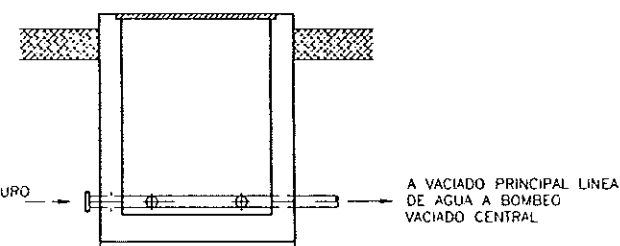






SECCION D-D
Escala 1:50

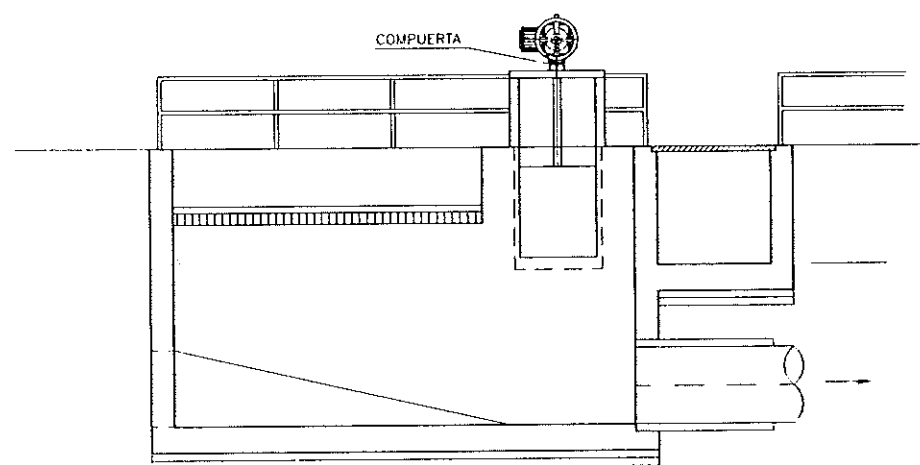

SECCION E-E
Escala 1:50

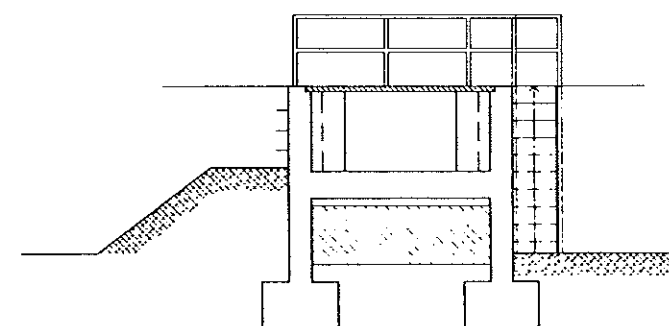

SECCION F-F
Escala 1:50

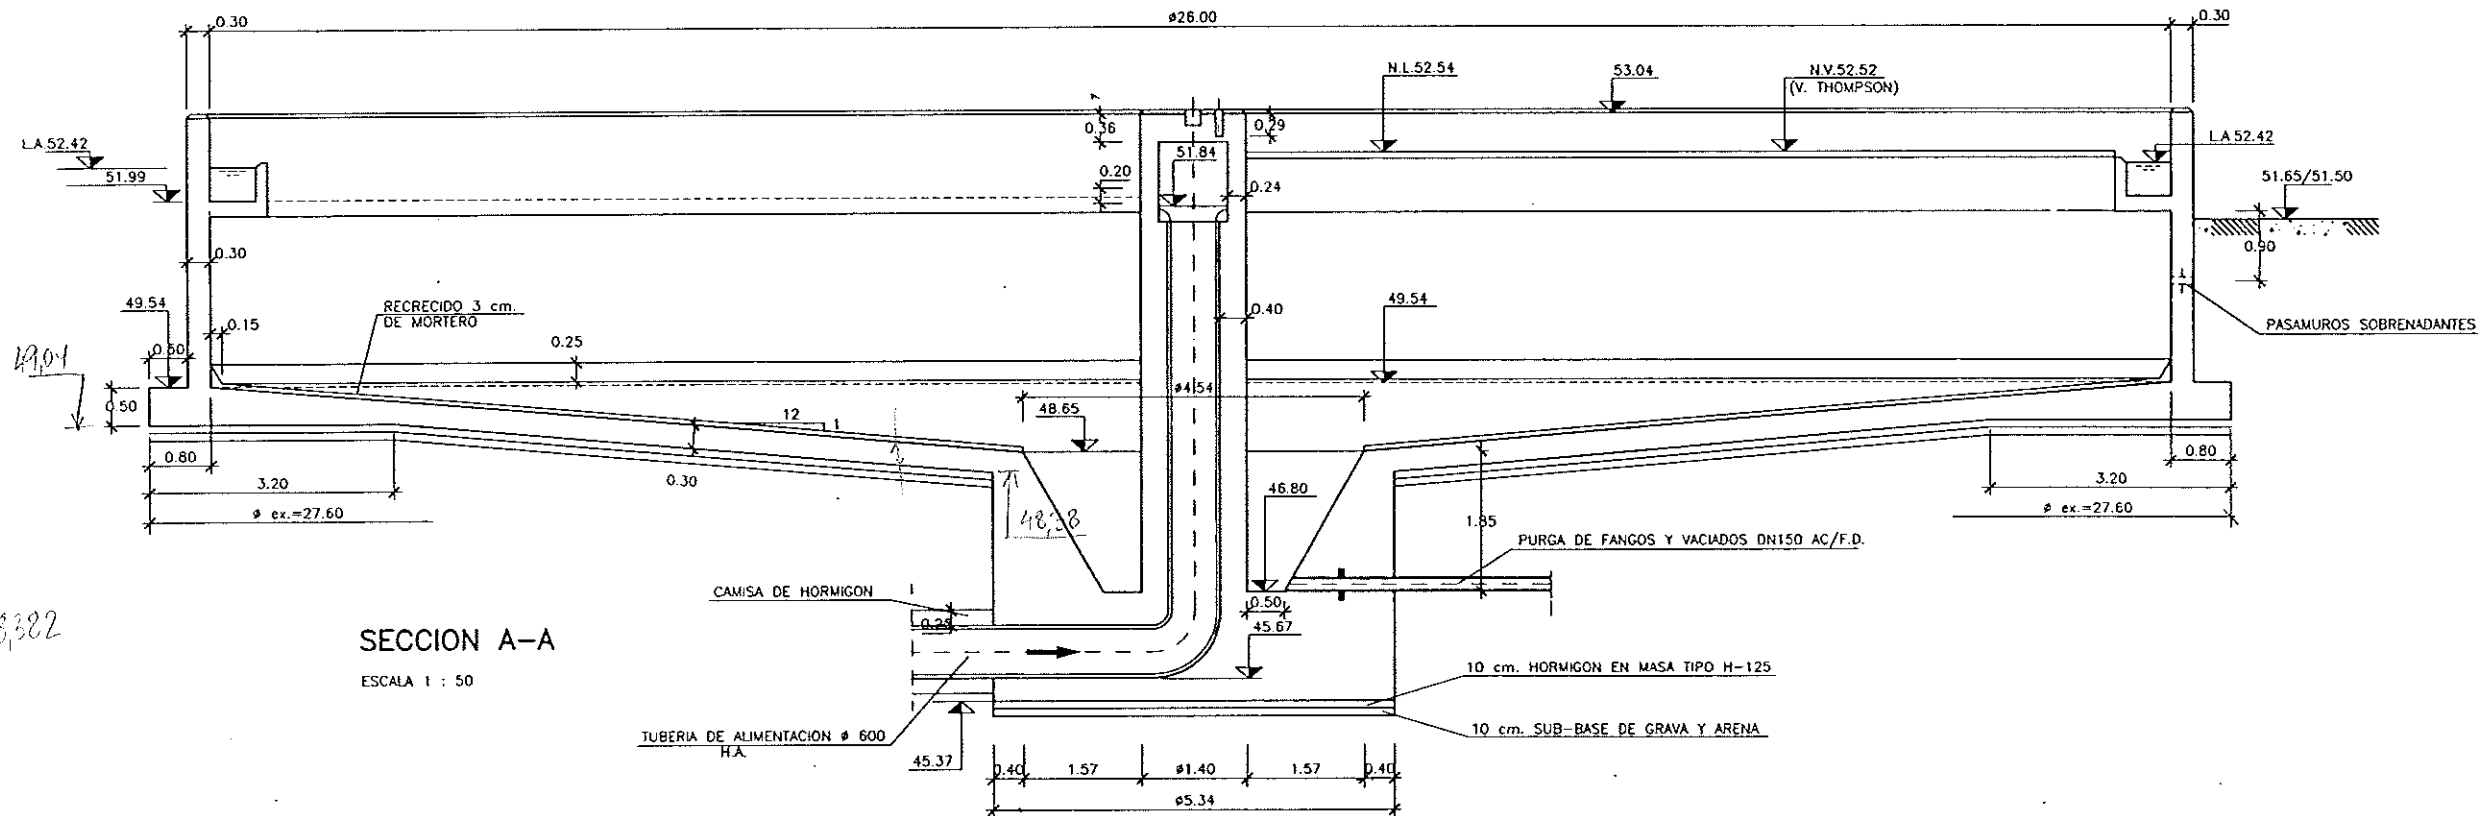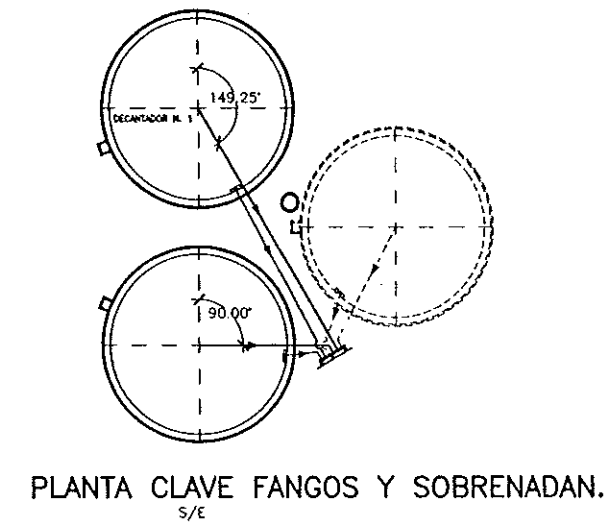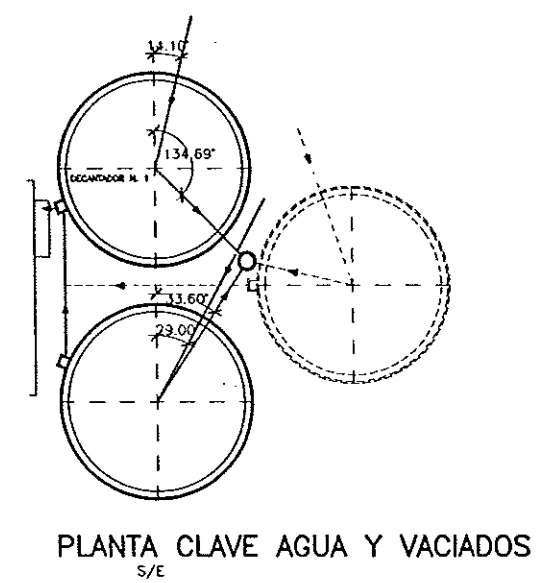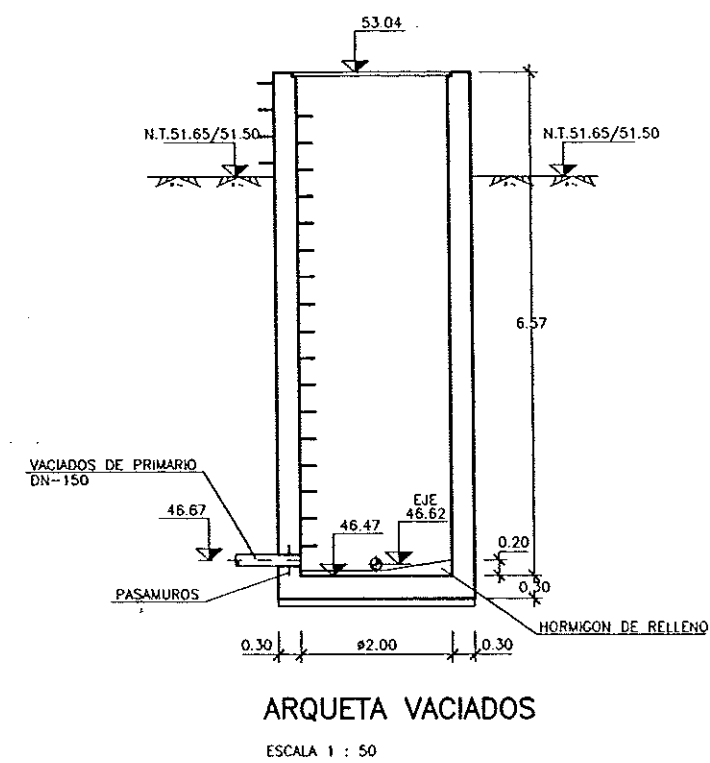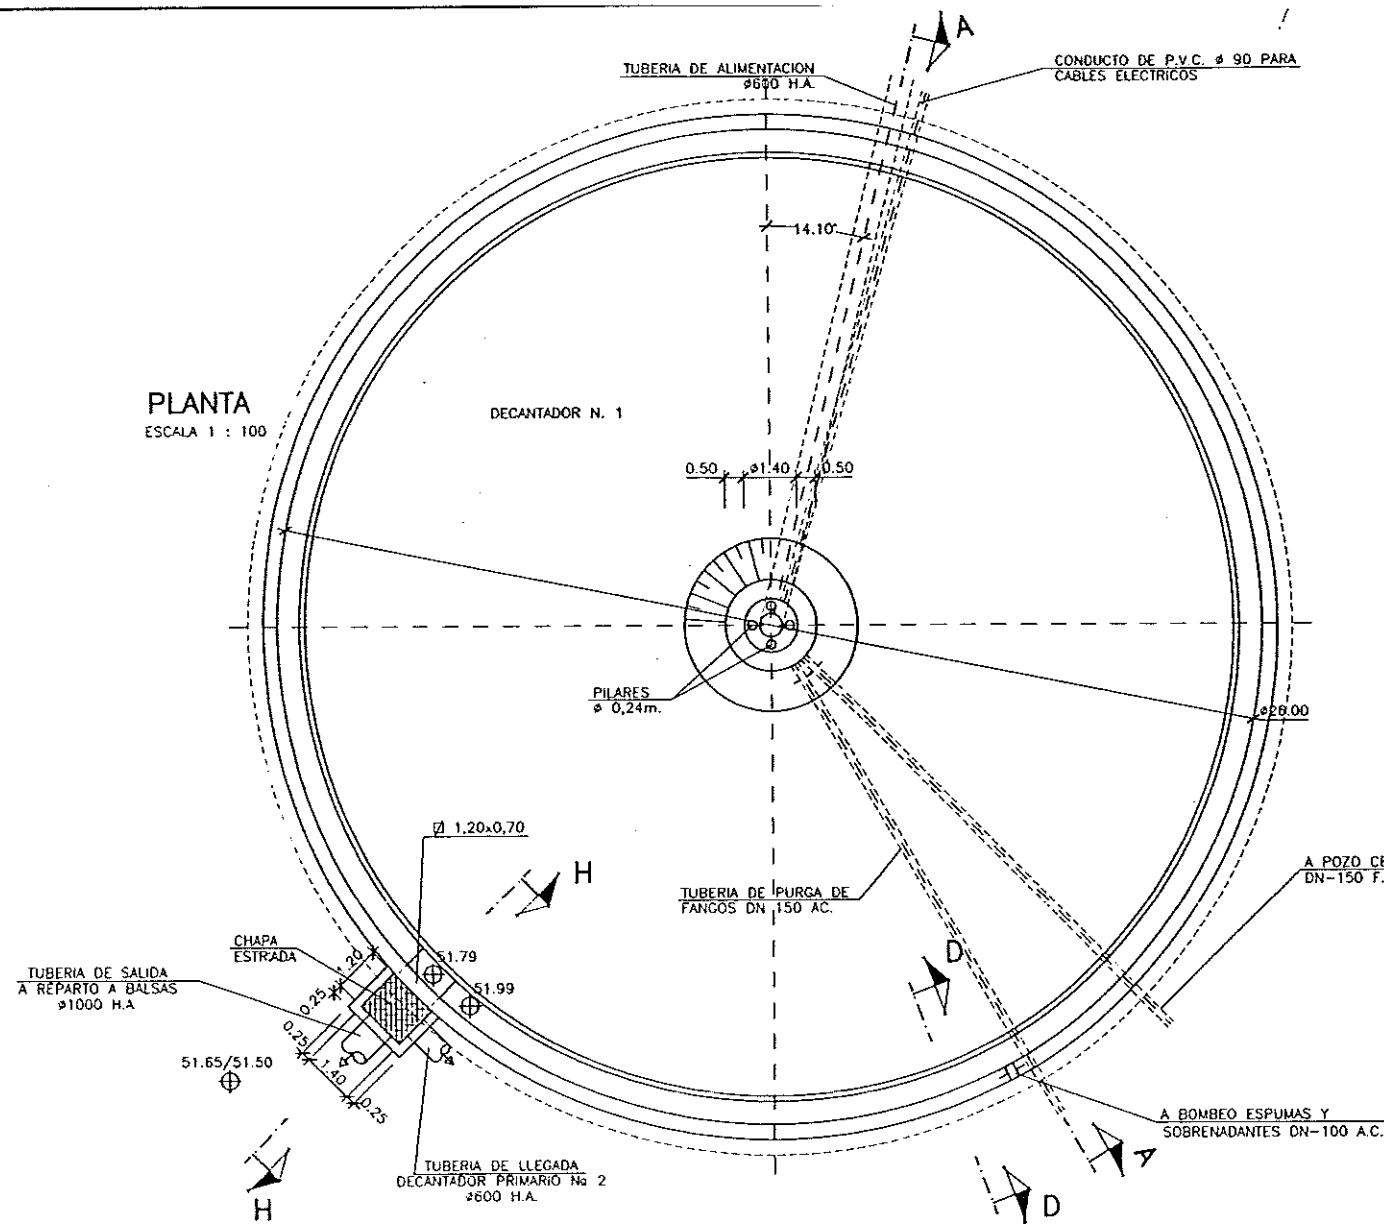

$$48.65 + \frac{0.24}{12} - 0.30 \cdot \frac{10.5}{12} = 48.382$$



DIPUTACION
GENERAL
DE ARAGON

DEPARTAMENTO DE ORDENACION TERRITORIAL
OBRAS PUBLICAS Y TRANSPORTES
DIRECCION GENERAL DEL AGUA

EMPRESA CONSTRUCTORA (U.T.E.)



LOS INGENIEROS C.E.P. AUTORES DEL PROYECTO

JOSE MARIA HERNANDEZ MELDICEZ



SUSTITUYE A:

SUSTITUYO POR:

PROYECTO

ESTACION DEPURADORA DE
AGUAS RESIDUALES DE
HUESCA

ELAB. EXPEDIENTE

23.S.02

N.º PLANO

11.1.1

ESCALA

S/P

DESIGNACION DE PLANO


DECANTADOR PRIMARIO
DEFINICION GEOMETRICA

FECHA

JUNIO-96


PROY.:

34

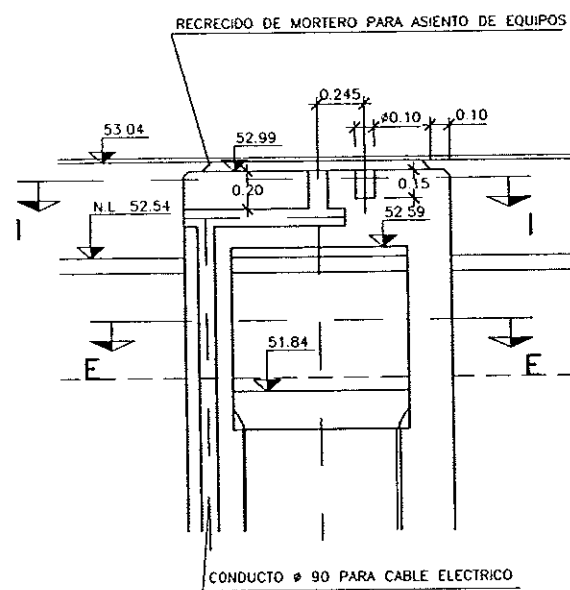


SECCION F-F

ESCALA 1 : 20

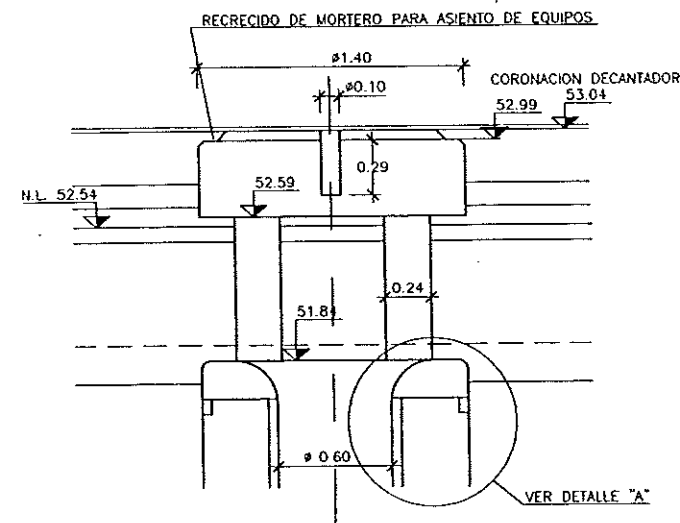


SECCION G-G

ESCALA 1 : 20

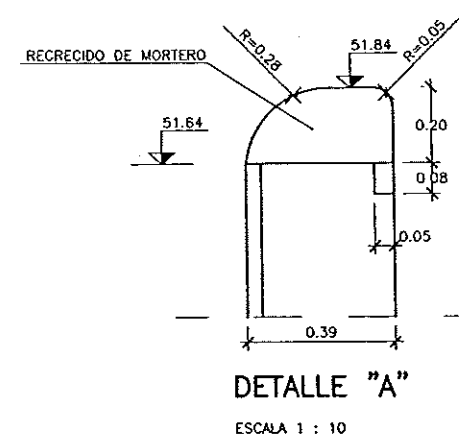


DETALLE "A"

ESCALA 1 : 10

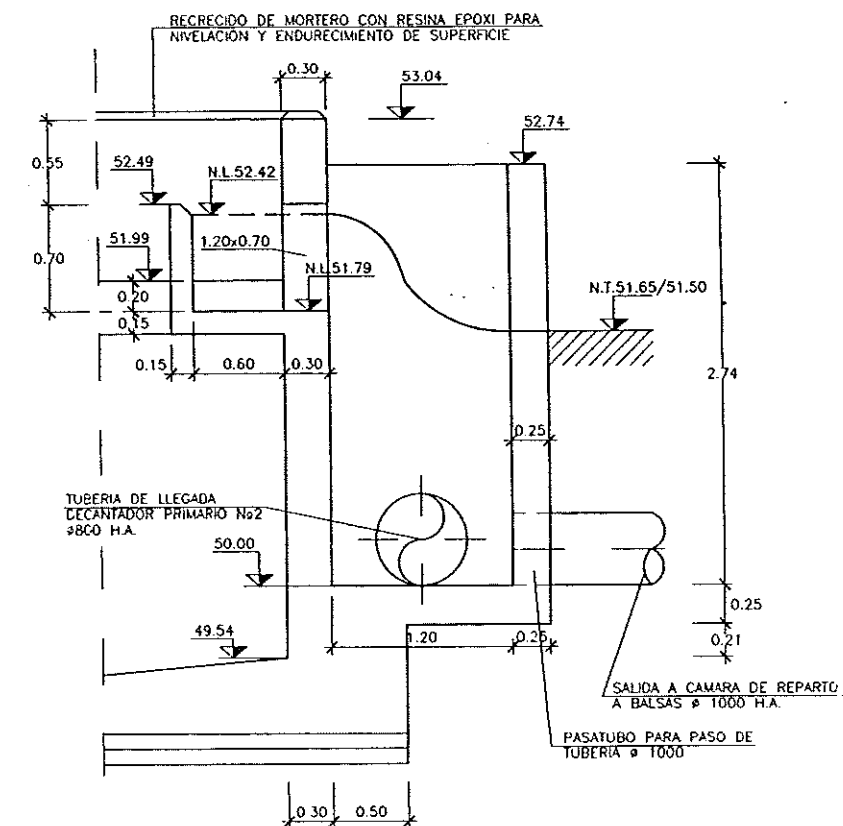


SECCION H-H

ESCALA 1 : 25

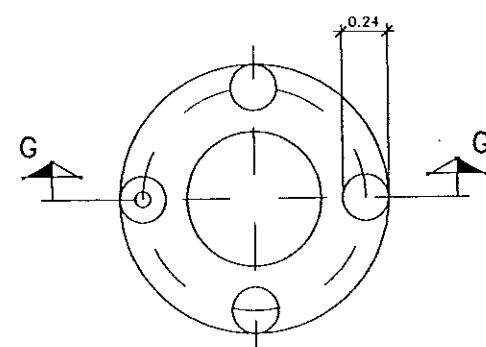


SECCION E-E

ESCALA 1 : 20

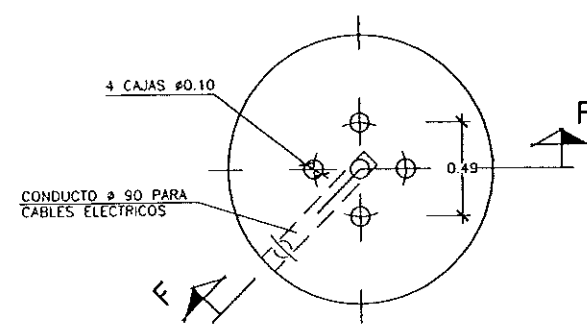

SECCION I-I

ESCALA 1 : 20

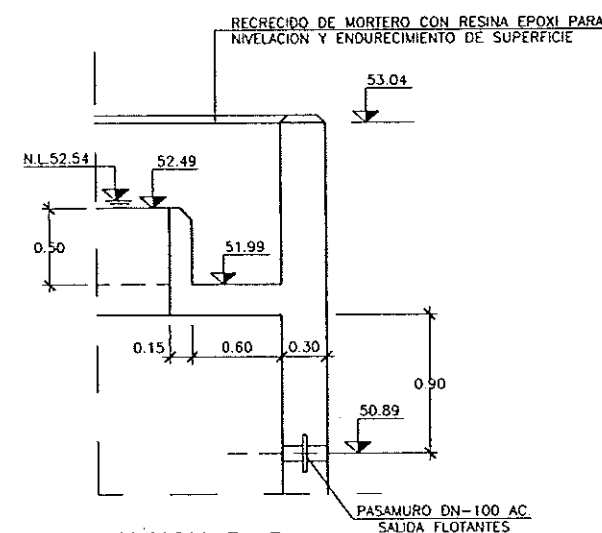

SECCION D-D

ESCALA 1 : 25



DIPUTACION
GENERAL
DE ARAGON

DEPARTAMENTO DE ORDENACION TERRITORIAL
OBRAS PUBLICAS Y TRANSPORTES

DIRECCION GENERAL DEL AGUA

EMPRESAS CONSTRUCTORA (IITE)

IDECONSA

ASTEISA
Tratamiento de Agua, S.A.

LOS INGENIEROS C.E.P. AUTORES DEL PROYECTO

D. JOSE MARIA HERNANDEZ MELCHOR

D. CARLOS LINAES MORA

SUSTITUIR A

SUSTITUIDO POR

PROYECTO

ESTACION DEPURADORA DE
AGUAS RESIDUALES DE
HUESCA

CLAVE EXPEDIENTE

23 S.02

Nº PLANO

11.1.2

ESCALA
S/P

DESIGNACION DE PLANO





DECANTADOR, PRIMARIO
DETALLES


FECHA

JUNIO-96


PAGINA

35

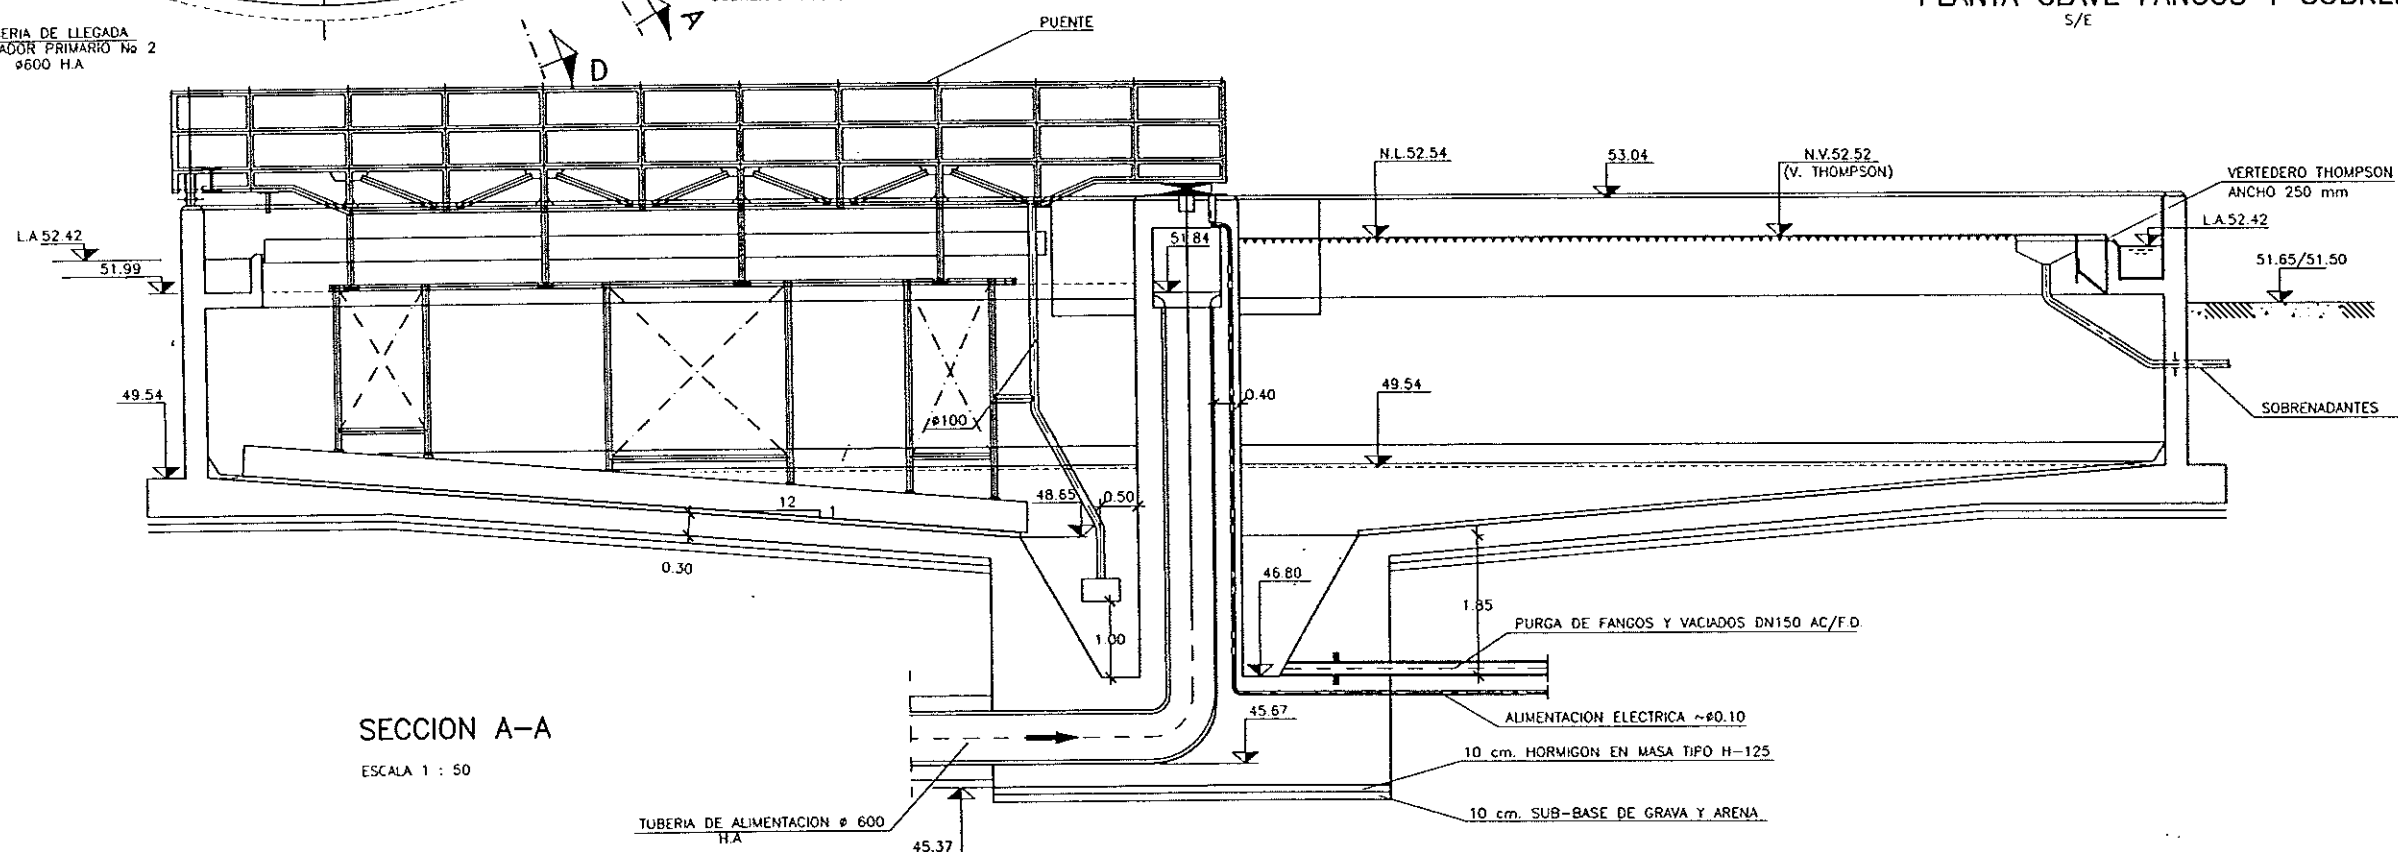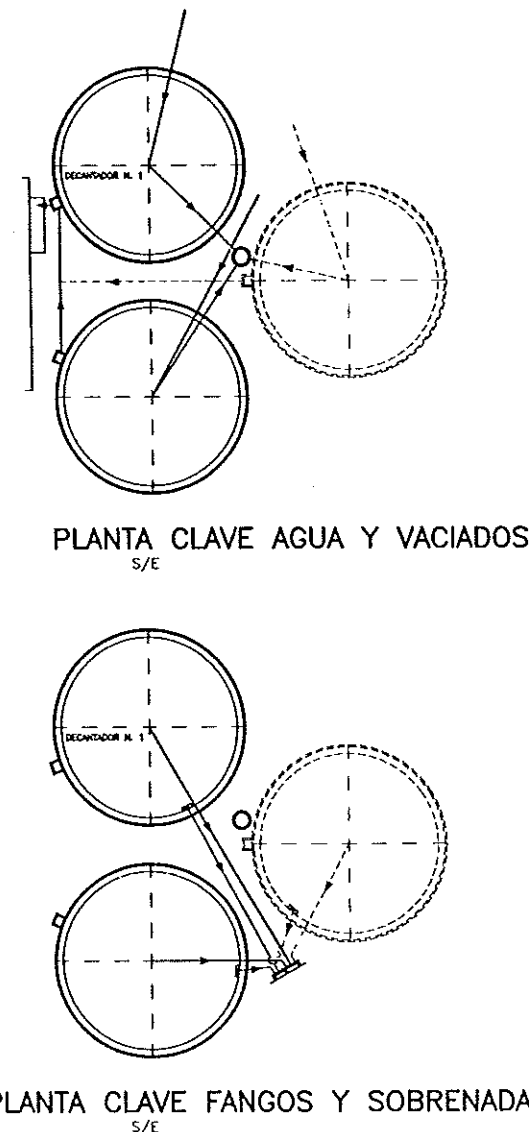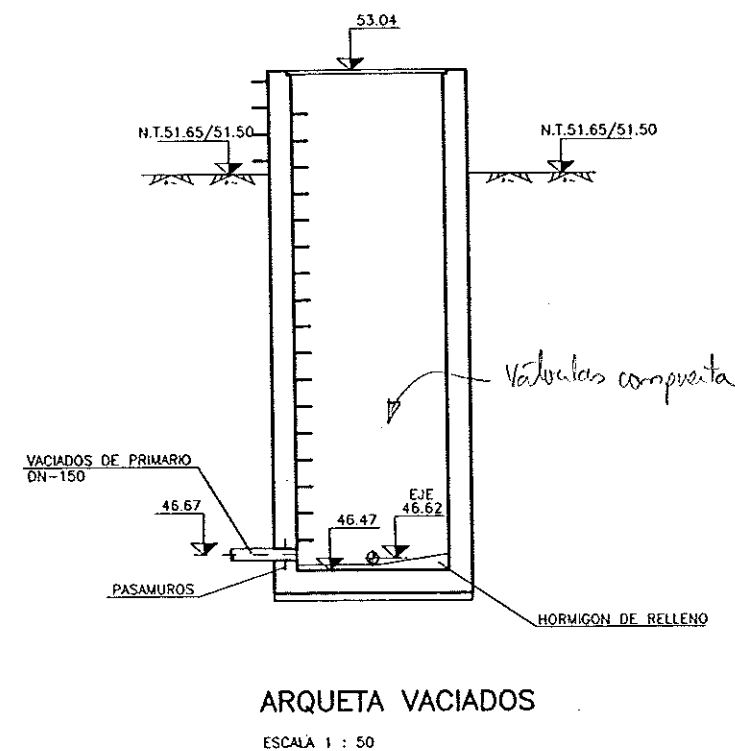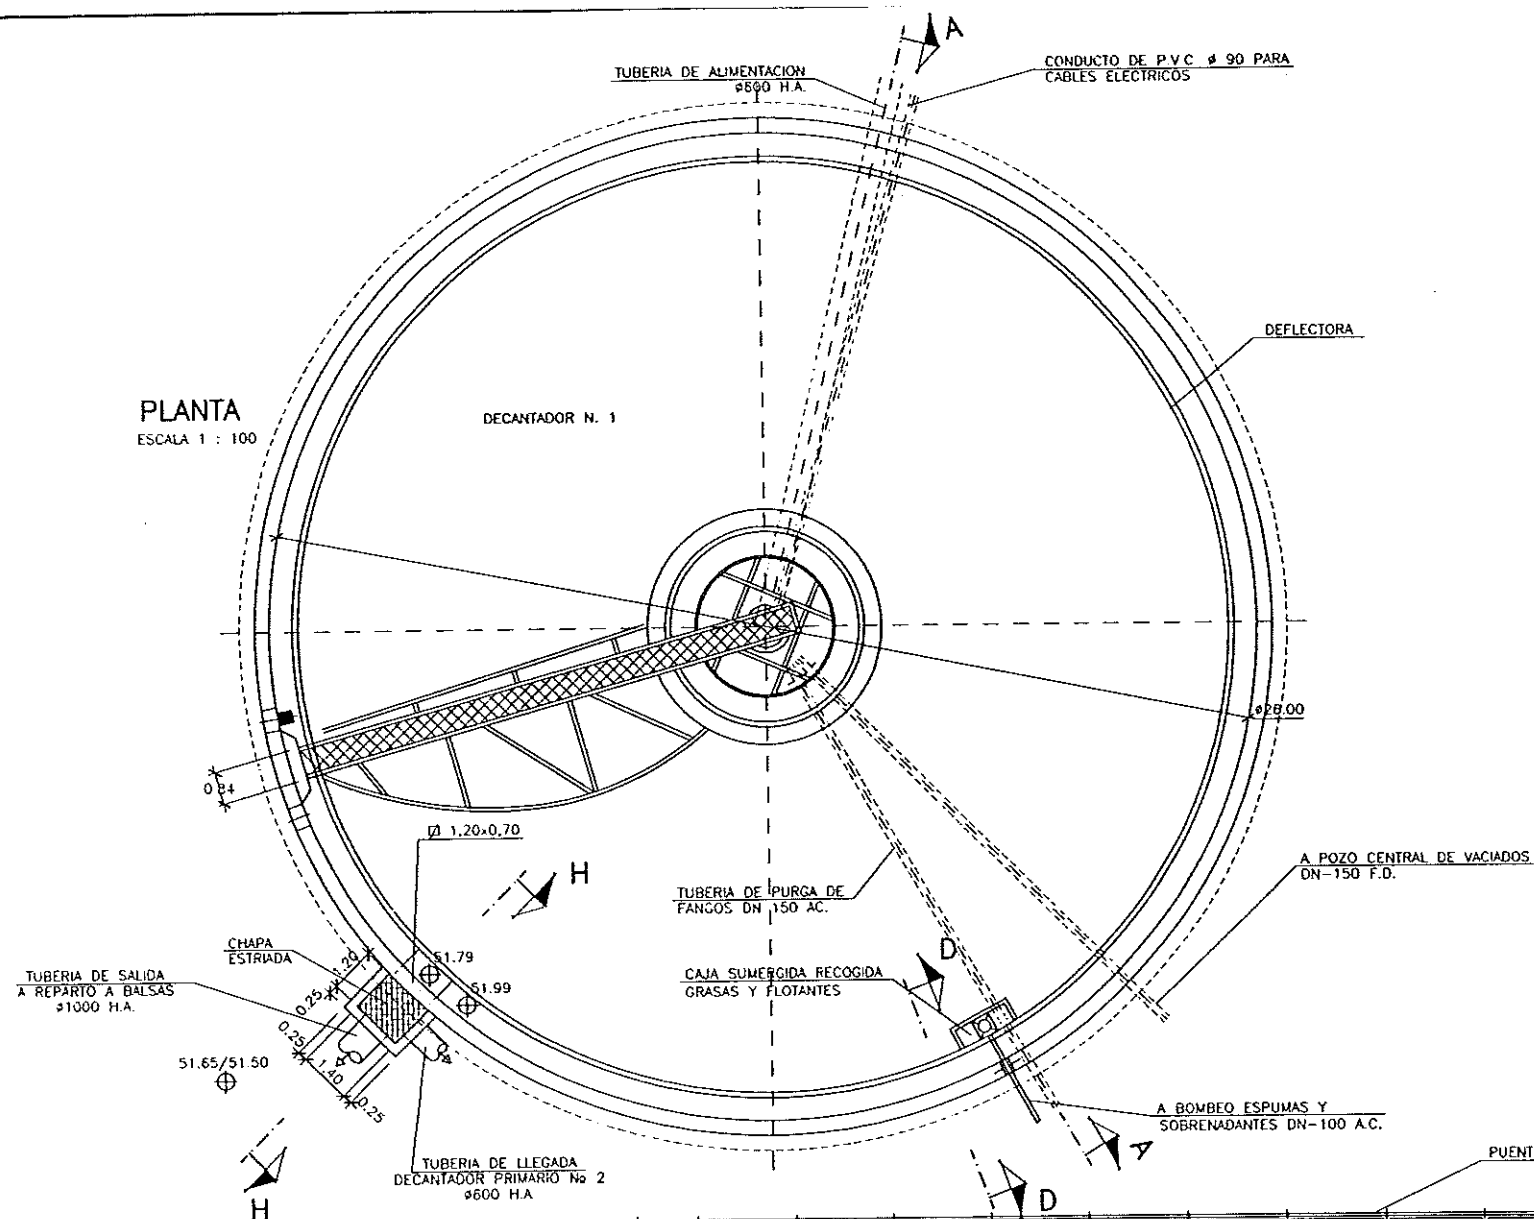


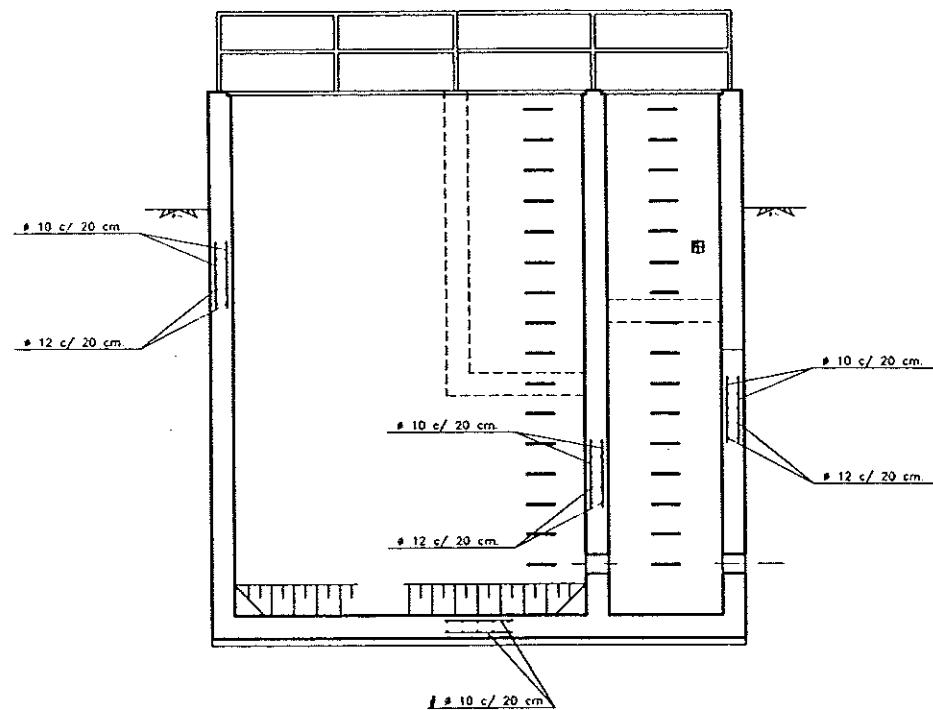


SECCION A-A
ESCALA 1/50

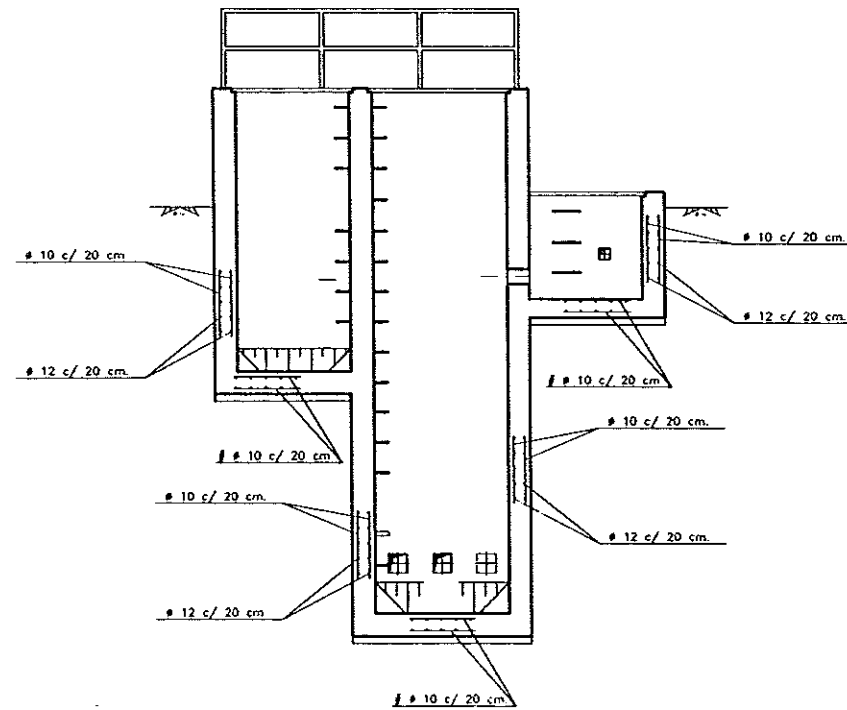


SECCION C-C
ESCALA 1/50

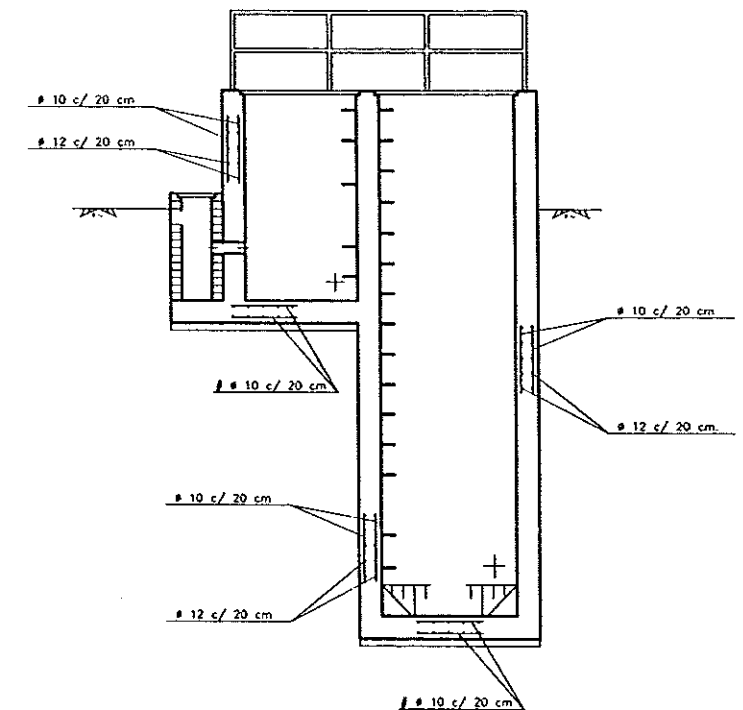

SECCION D-D
ESCALA 1/50

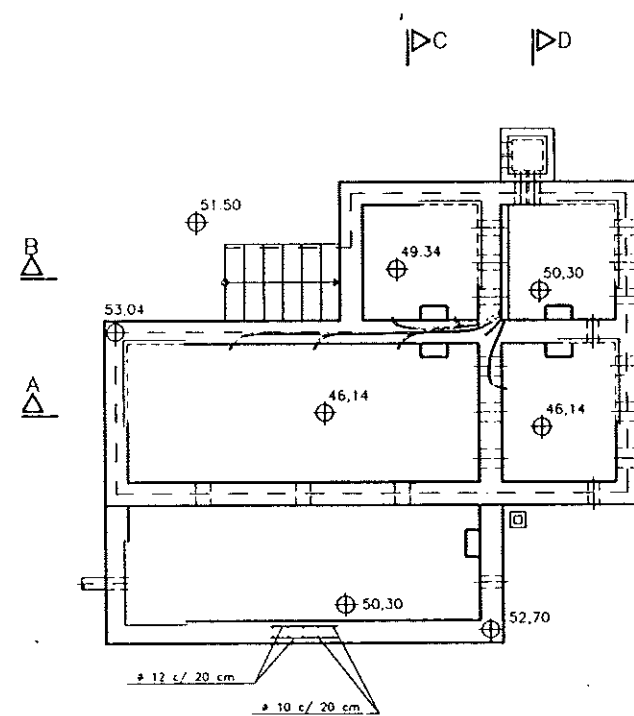

PLANTA
ESCALA 1/50

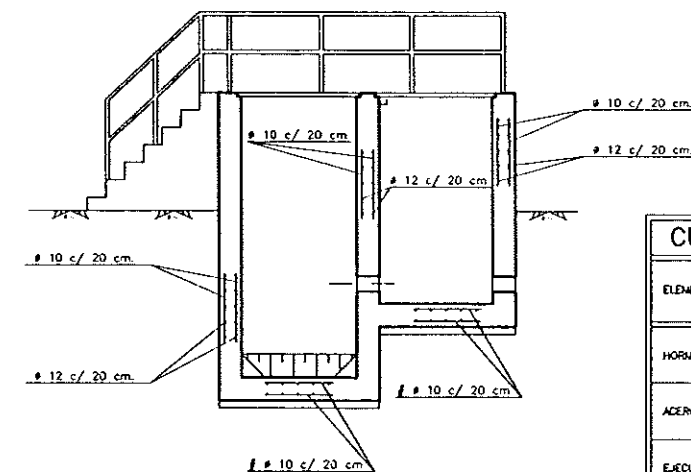

SECCION B-B
ESCALA 1/50

CUADRO DE CARACTERISTICAS SEGUN EH-91						
ELEMENTO	LOCALIZACION	ESPECIFICACION DEL ELEMENTO ART.-28.2 ART.-9	NIVEL DE CONTROL ART.-54 AL 72	COEFICIENTE PONDERACION		
				δ_c	δ_s	δ_f
HORMIGON	LIMPIEZA Y NIVELACION	H-125	NORMAL	1,5		
	CIMENTACION, SOLERA Y ALZADOS	H-250	NORMAL	1,5		
ACEROS	LIMPIEZA Y NIVELACION	ADH-400-H	NORMAL		1,15	
	CIMENTACION, SOLERA Y ALZADOS					
EJECUCION	LIMPIEZA Y NIVELACION	NORMAL	NORMAL			1,6
	CIMENTACION, SOLERA Y ALZADOS	NORMAL	NORMAL			1,6

- NOTAS:
- LAS LONGITUDES DE SOLAPE Y ANCLAJE NO INDICADAS EN LOS PLANOS SE EJECUTARAN DE ACUERDO CON LA INSTRUCCION EH-91
 - EL RECUBRIMIENTO MINIMO DE LAS ARMADURAS PRINCIPALES NUNCA SERA MENOR DE 4 CM.



DIPUTACION
GENERAL
DE ARAGON

DEPARTAMENTO DE ORDENACION TERRITORIAL
OBRAS PUBLICAS Y TRANSPORTES
DIRECCION GENERAL DEL AGUA

EMPRESA CONSTRUCTORA (U.T.)



LOS INGENIEROS C.C.P. AUTORES DEL PROYECTO

[Signature]

D. JOSE MARIA HERNANDEZ MELCHIEZ



D. JORGE LÓPEZ MENDO

SUSTITUYE A

[Signature]

SUSTITUIDO POR

PROYECTO

ESTACION DEPURADORA DE
AGUAS RESIDUALES DE
HUESCA

CLAVE EXPEDIENTE

23 S.02

Nº PLANO

12.2

ESCALA
1/50


DESIGNACION DE PLANO

ARQUETA DE BOMBEO DE FANGOS
PRIMARIOS Y FLOTANTES
ARMADURAS


FECHA

JUNIO-98


PAGINA
39

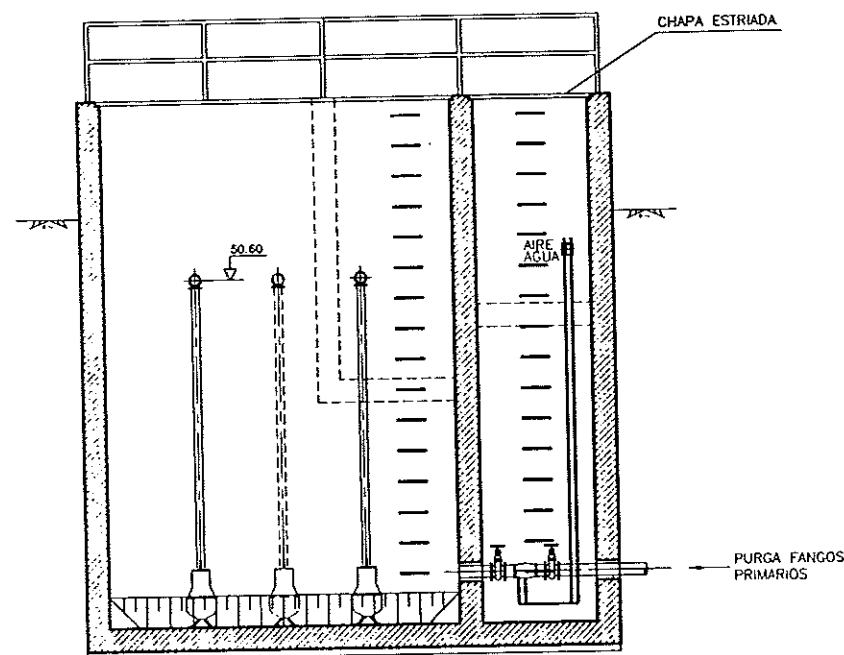


SECCION A-A
ESCALA 1/50

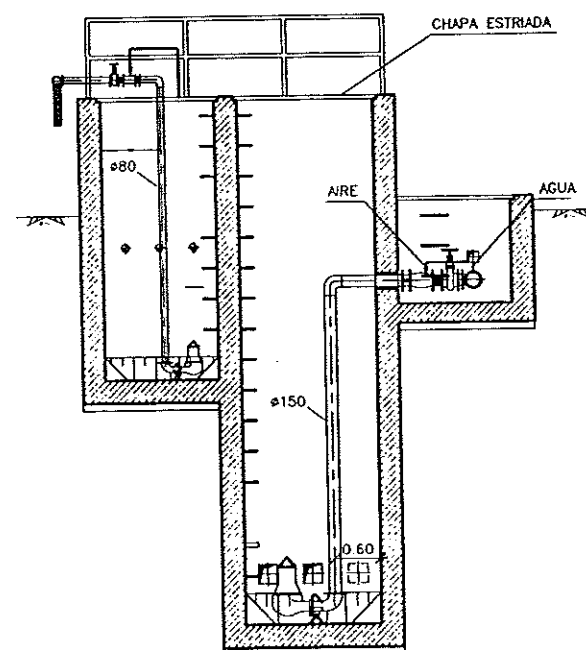


SECCION C-C
ESCALA 1/50

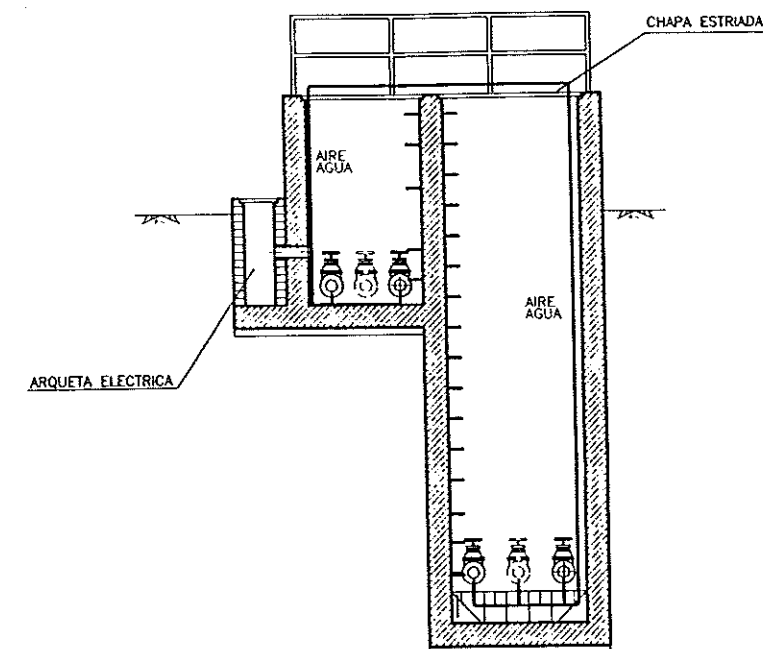


SECCION D-D
ESCALA 1/50








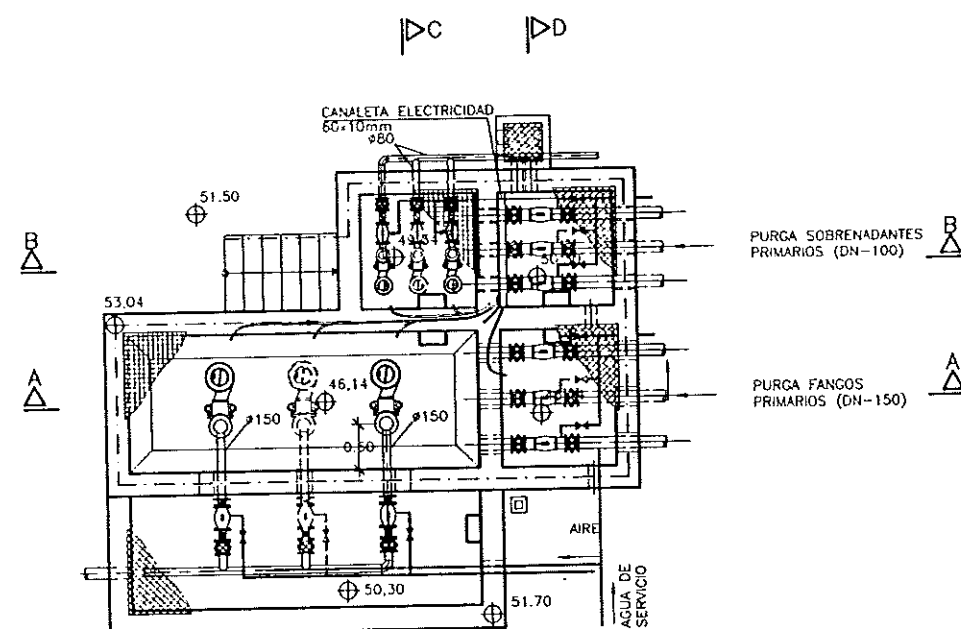



PLANTA
ESCALA 1/50

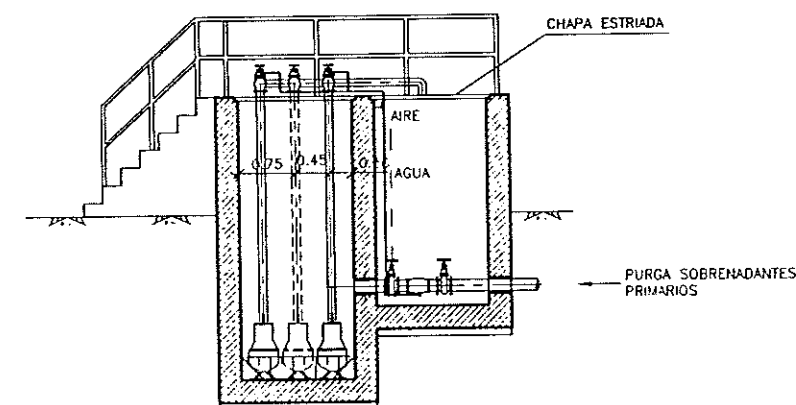

SECCION B-B
ESCALA 1/50

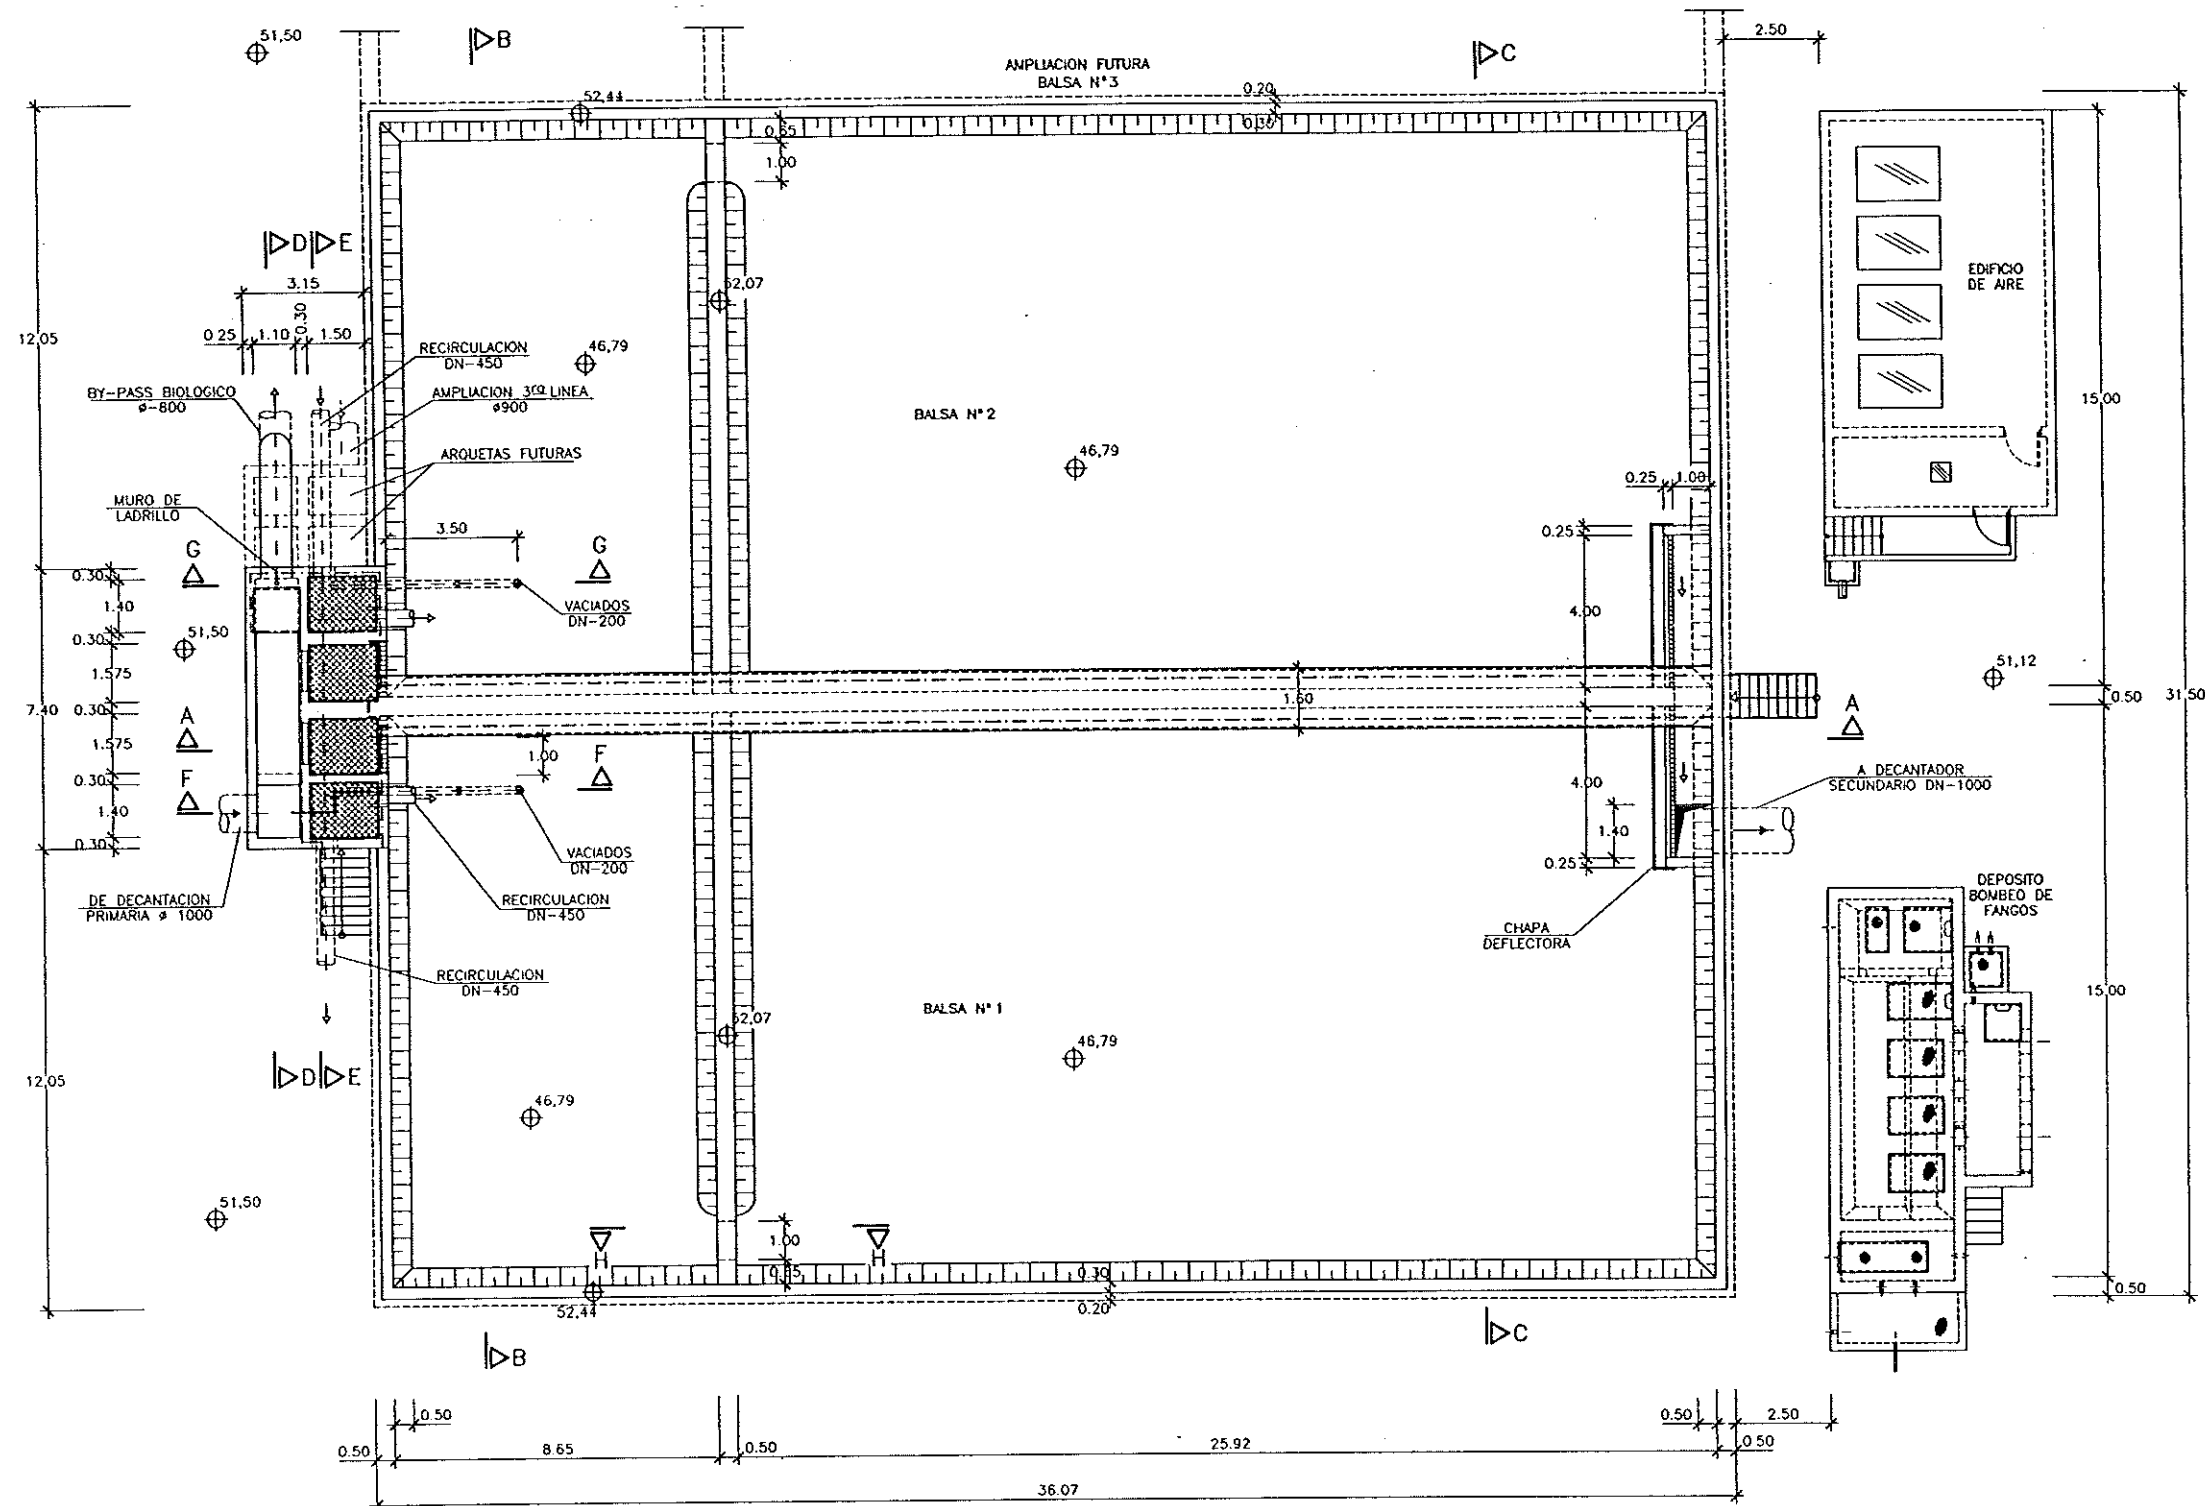

        

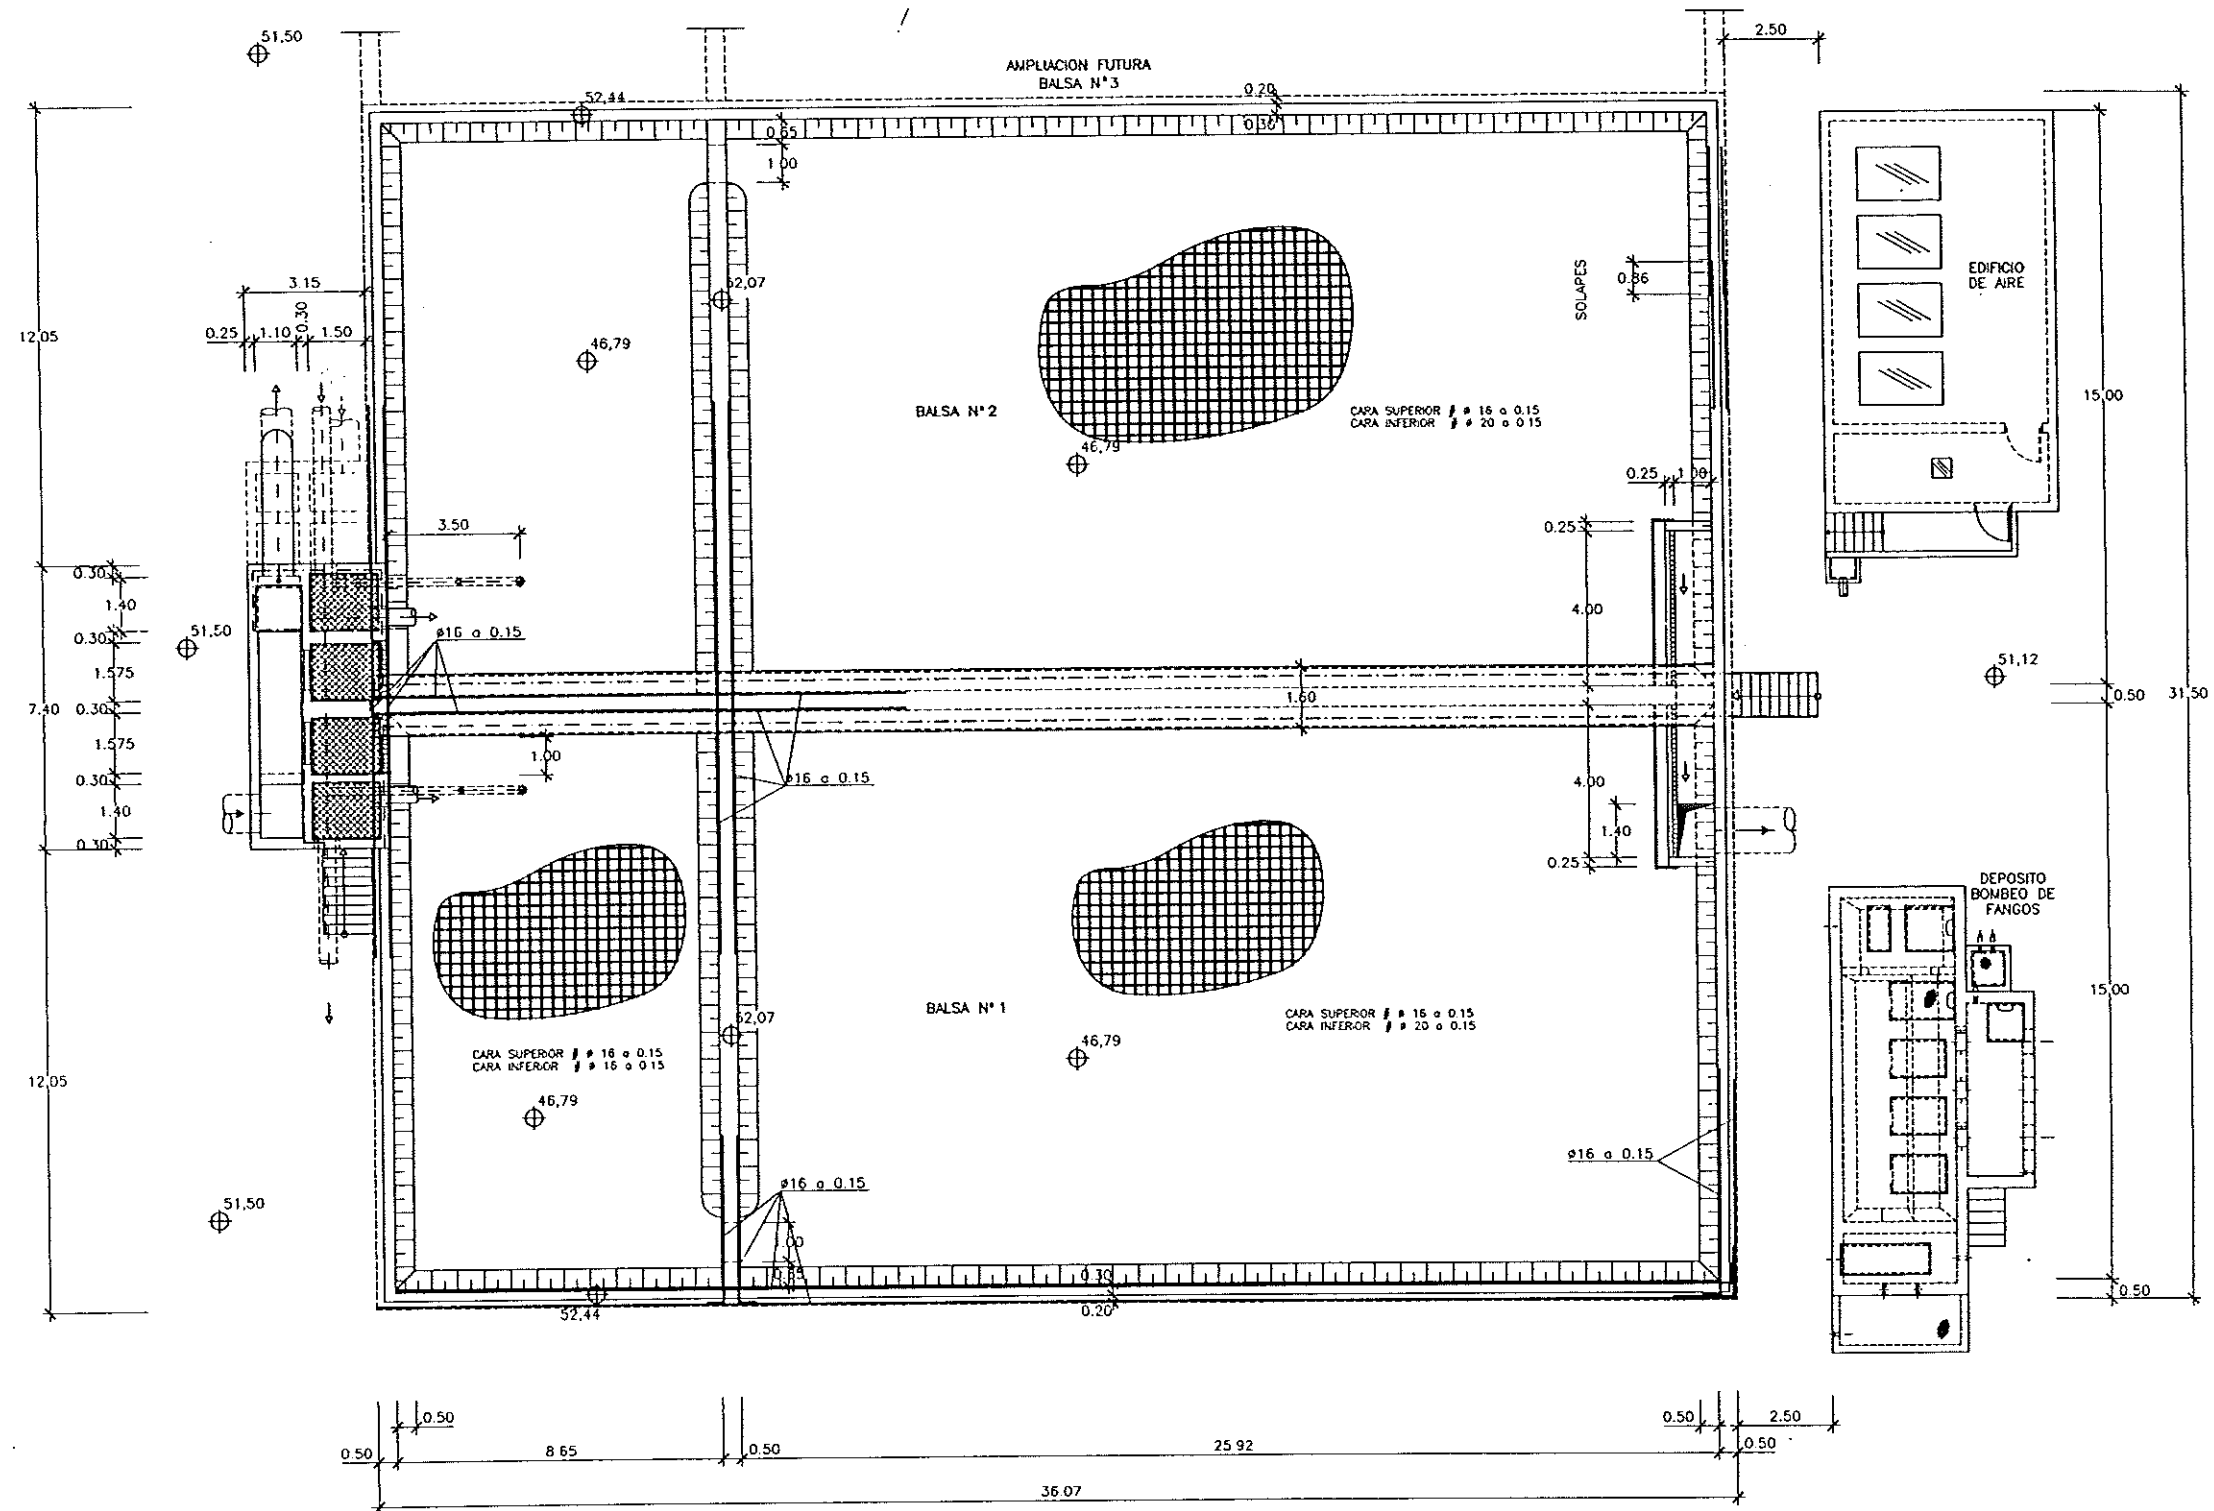

DIPUTACION
GENERAL
DE ARAGON

DEPARTAMENTO DE ORDENACION TERRITORIAL
OBRAS PUBLICAS Y TRANSPORTES
DIRECCION GENERAL DEL AGUA

EMPRESAS CONSTRUCTORA (U.T.E.)

DECORSA

ASTEISA
Tratamiento de Aguas S.A.

LOS INGENIEROS C.C.P. AUTORES DEL PROYECTO

Jose Maria Hernandez Melendez
D. JOSE MARIA HERNANDEZ MELENDEZ

Carlos Llanes Merino
D. CARLOS LLANES MERINO

SUSTITUIR A

SUSTITUIDO POR

PROYECTO

ESTACION DEPURADORA DE
AGUAS RESIDUALES DE
HUESCA

CLAVE EXPEDIENTE

23.S.02

Nº PLANO










13.2.1
ESCALA
1/100


DESIGNACION DE PLANO


BALSAS DE ACTIVACION
ARMADURAS. PLANTA

FECHA


JUNIO-96
FOLIO
43

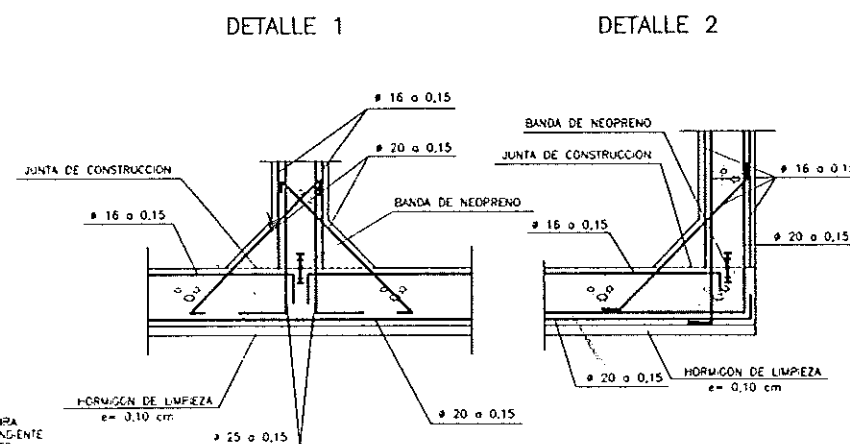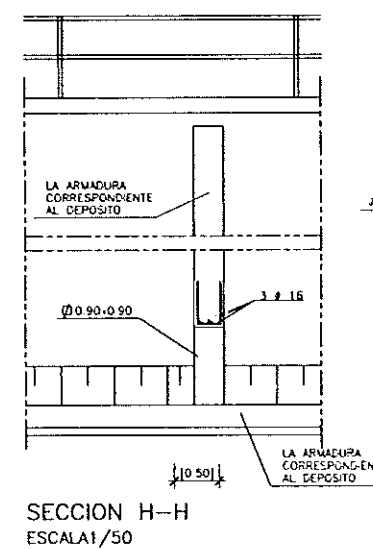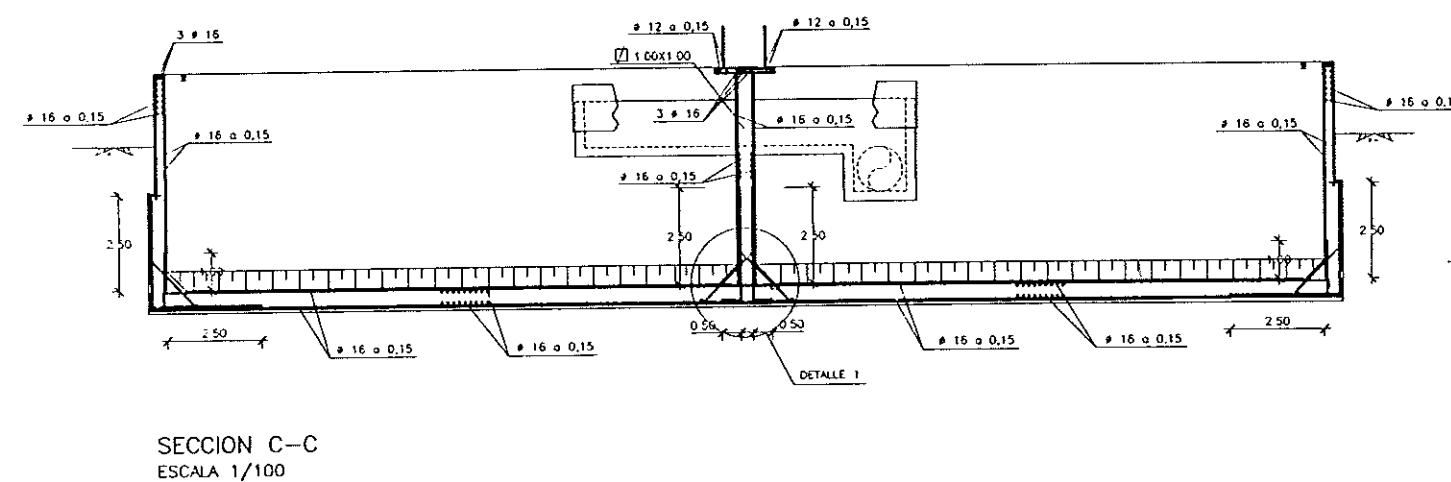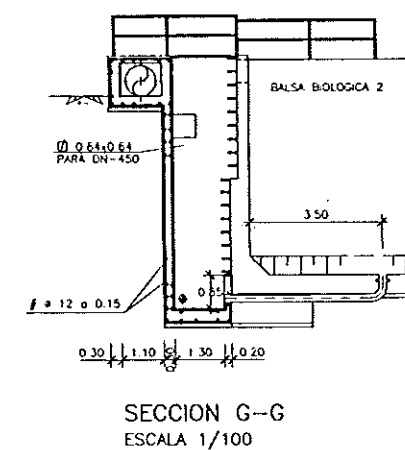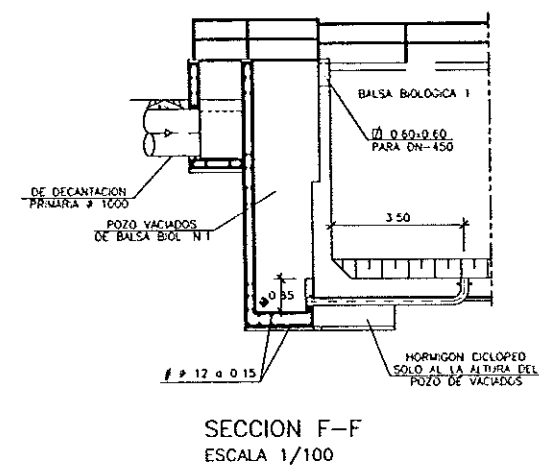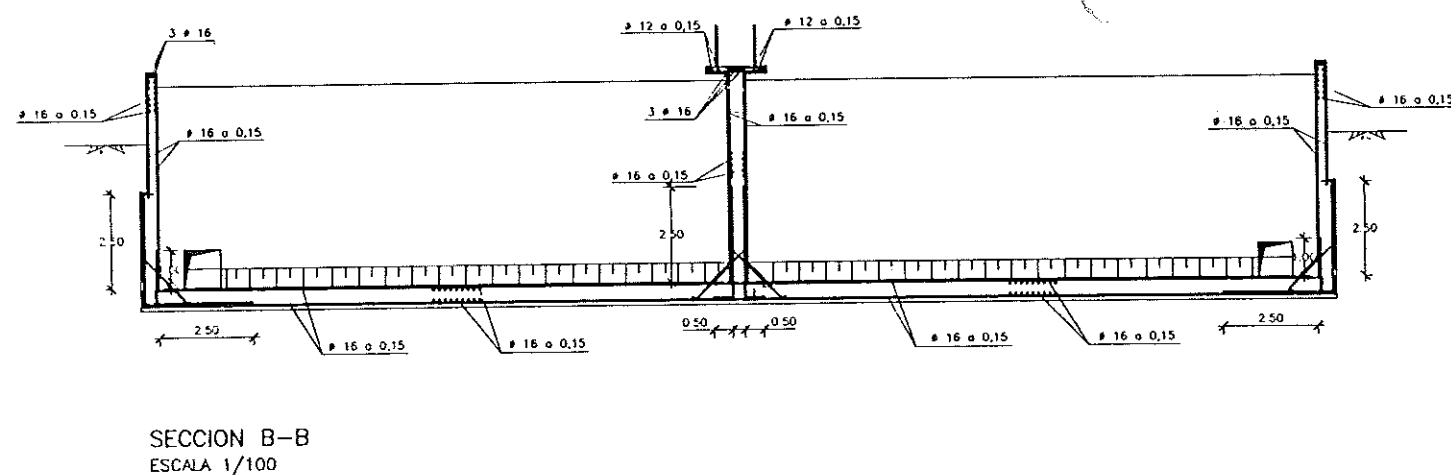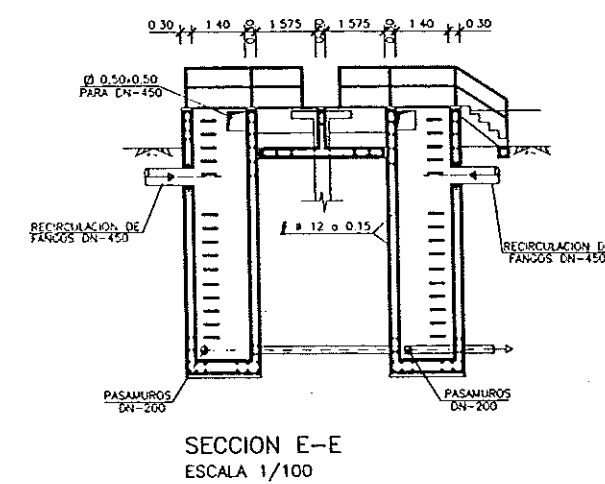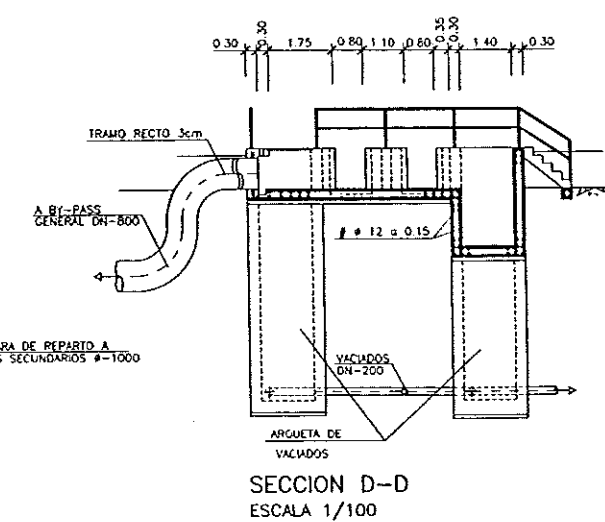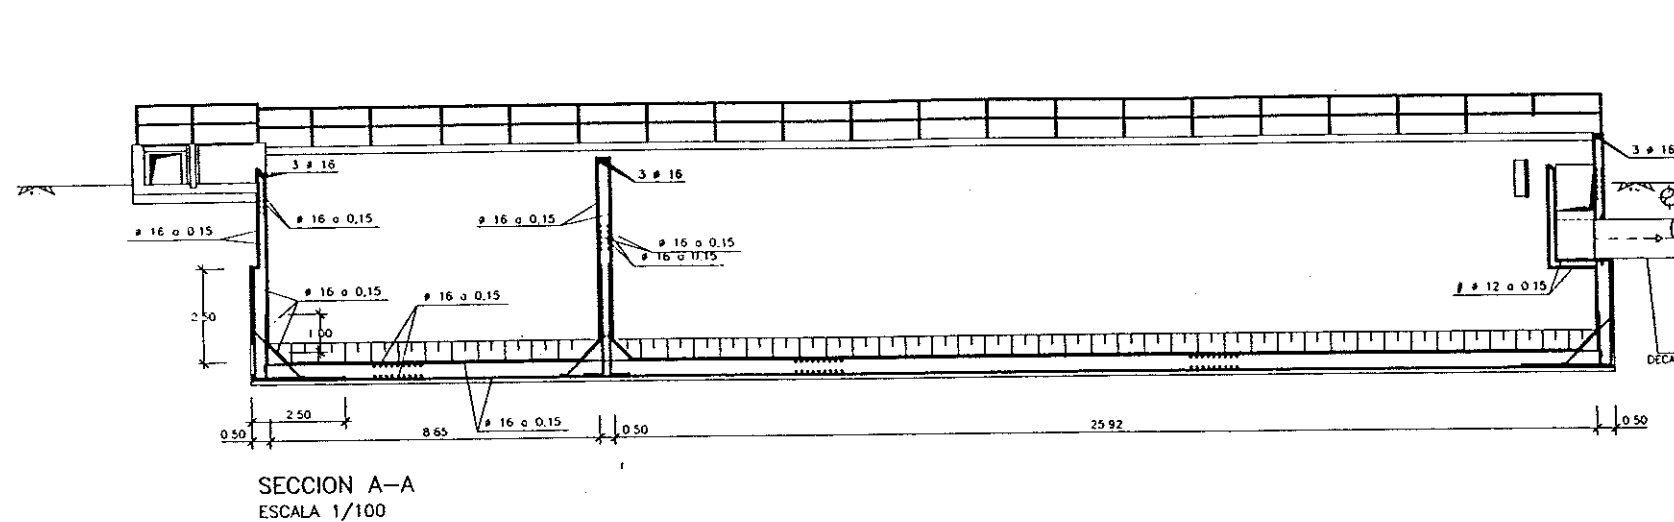

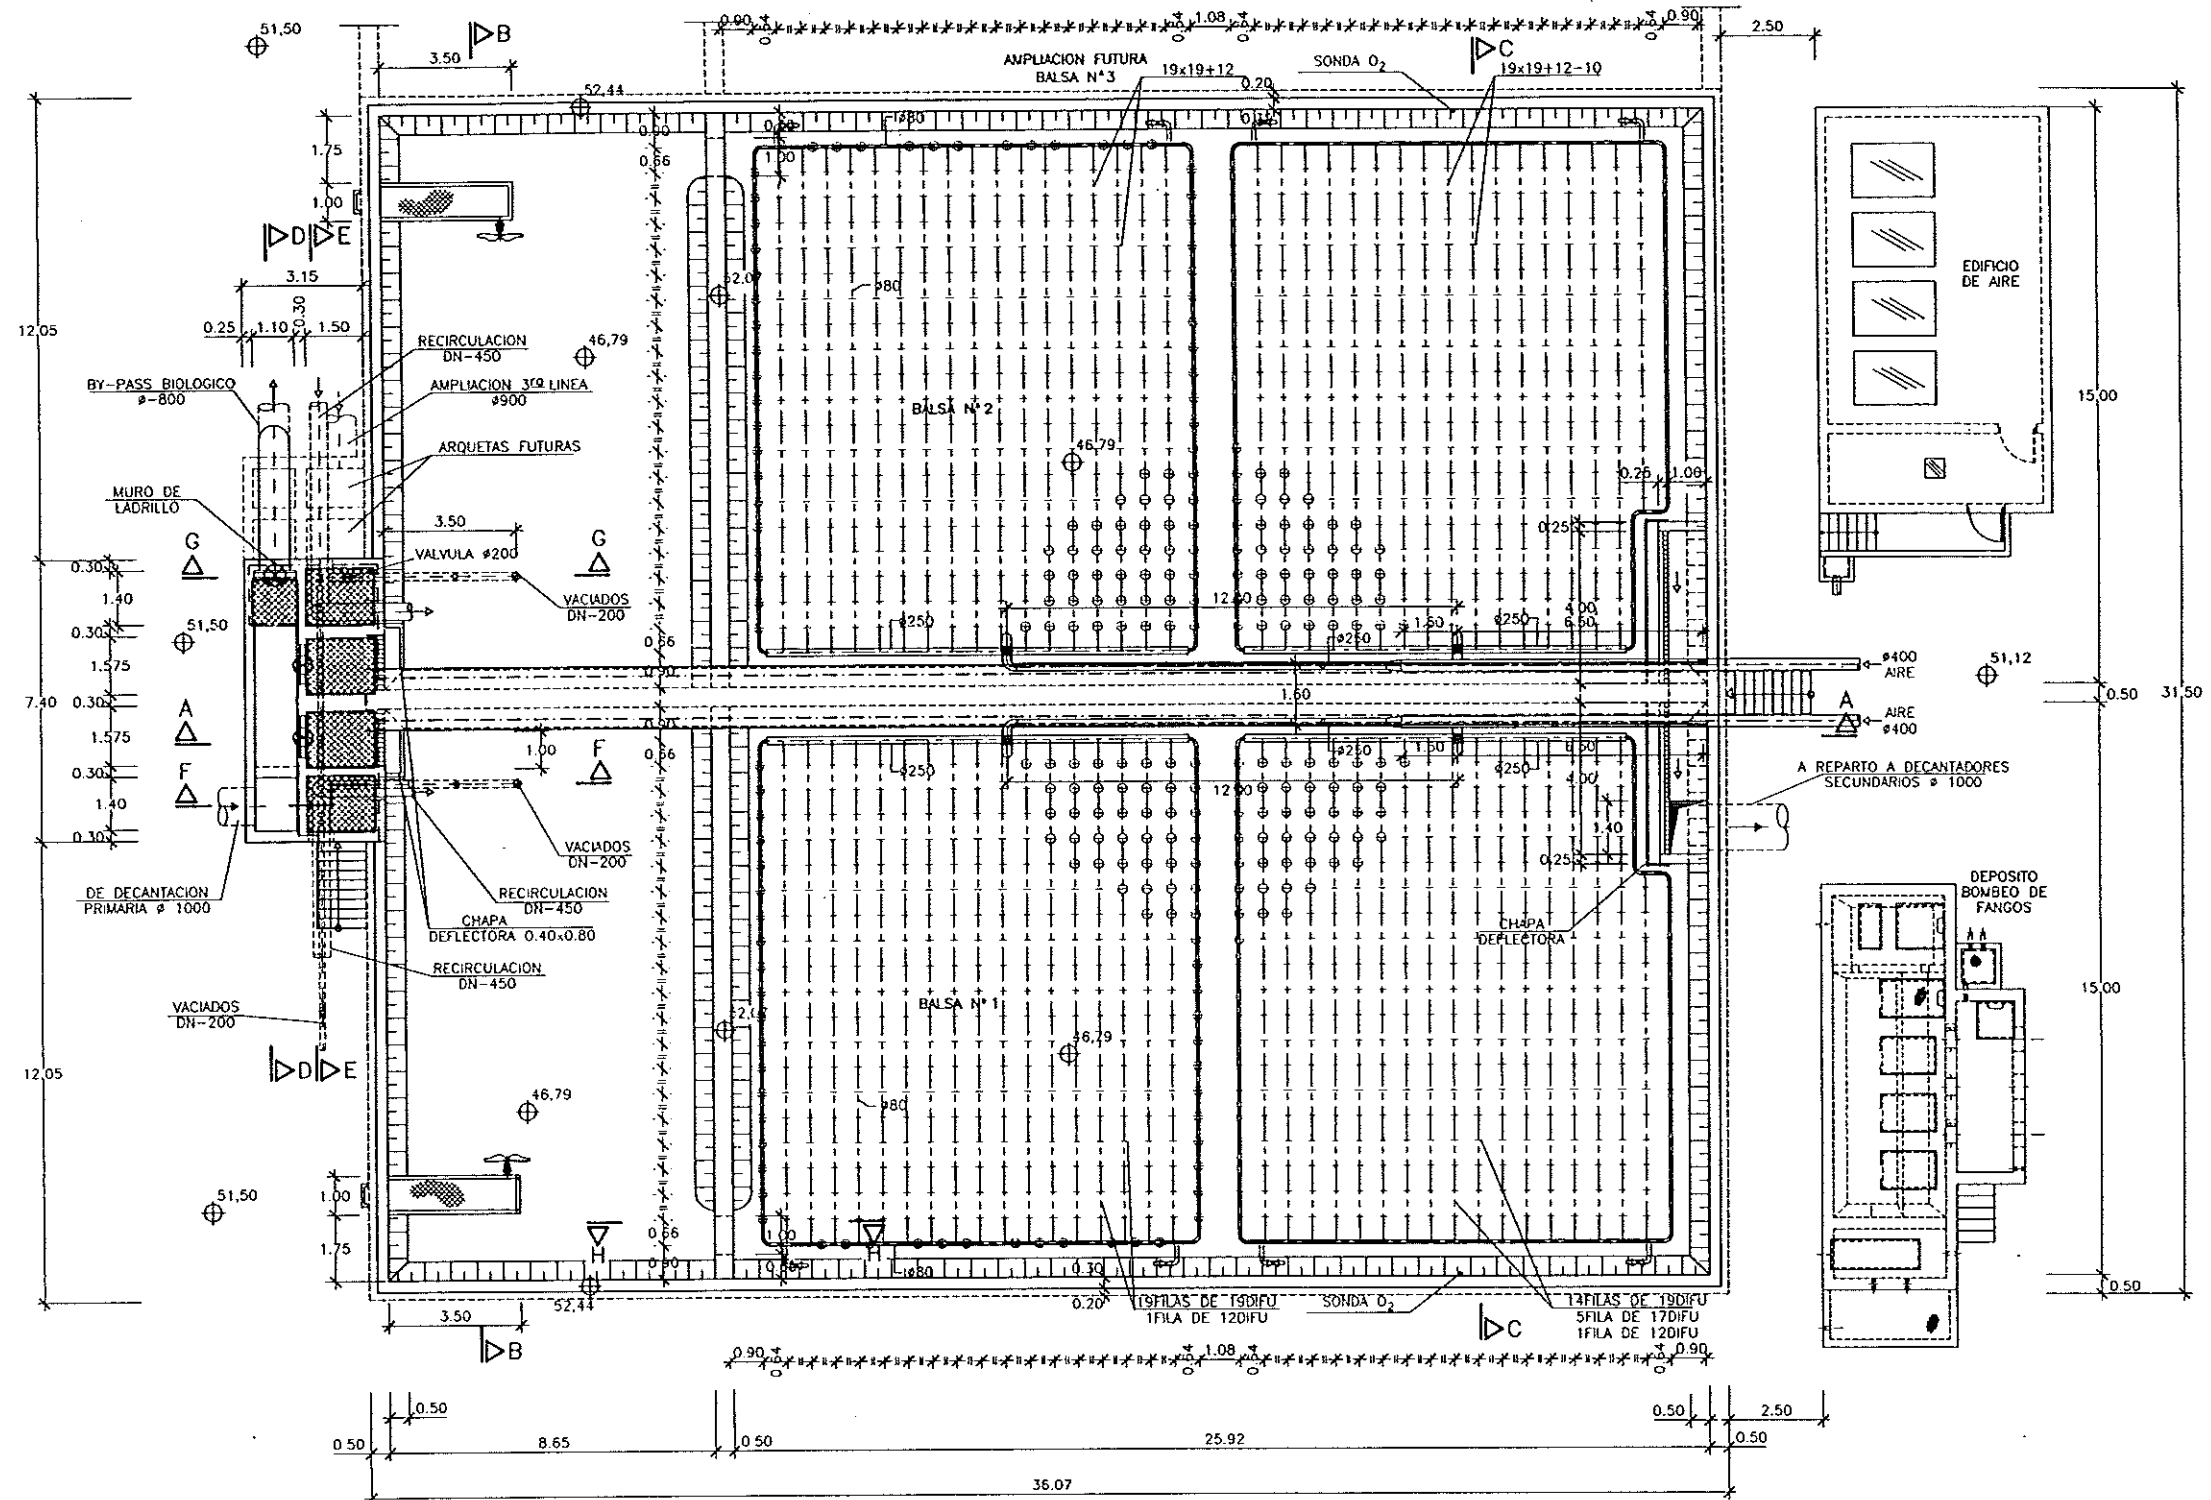


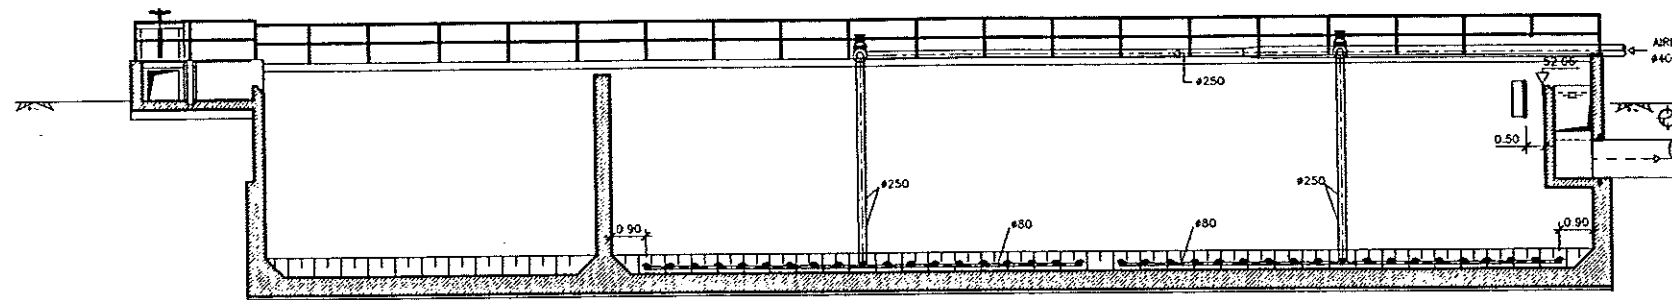


SECCION A-A
ESCALA 1/100

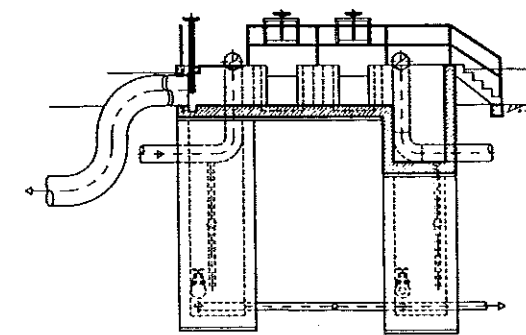


SECCION D-D
ESCALA 1/100

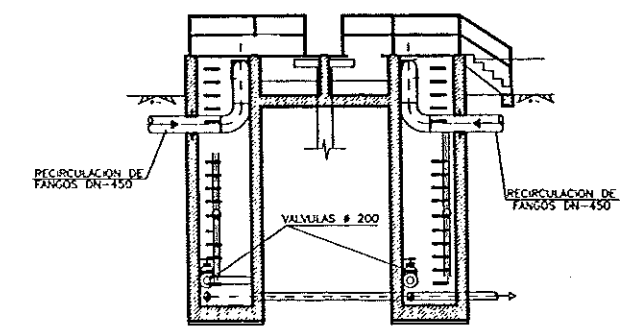


SECCION E-E
ESCALA 1/100

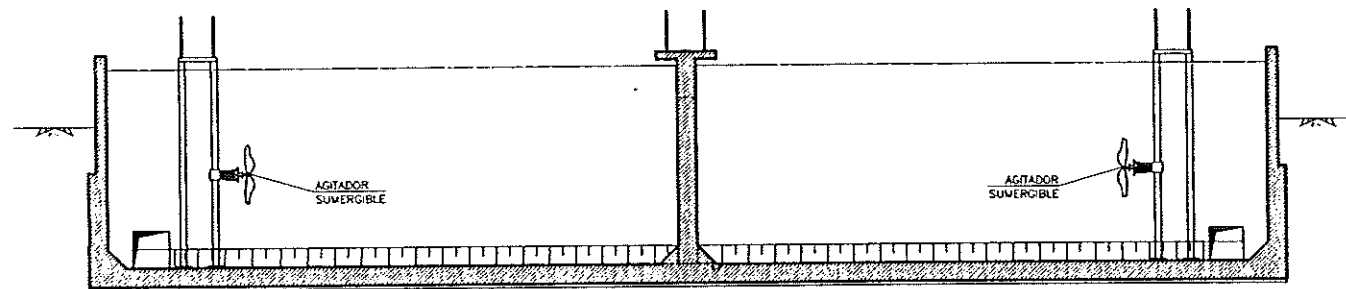


SECCION B-B
ESCALA 1/100

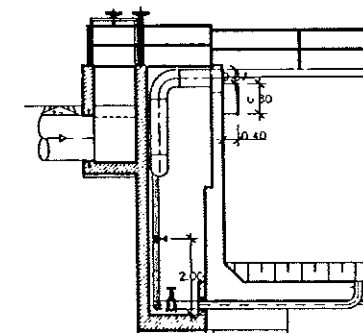


SECCION F-F
ESCALA 1/100

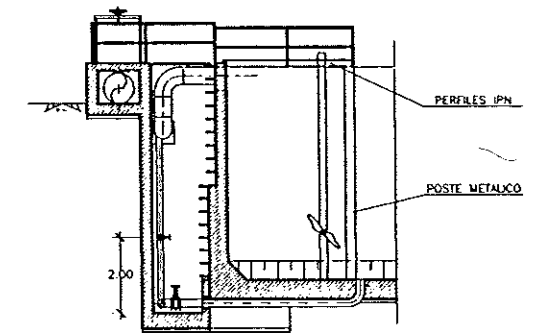

SECCION G-G
ESCALA 1/100

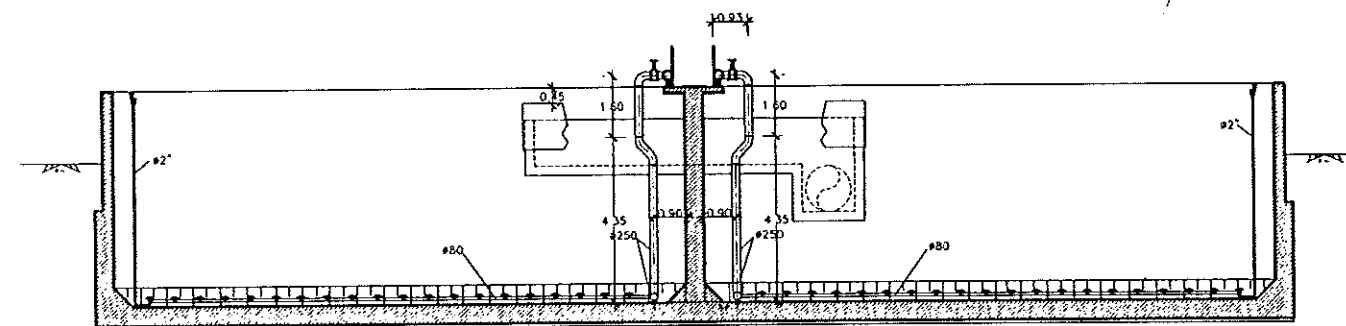

SECCION C-C
ESCALA 1/100

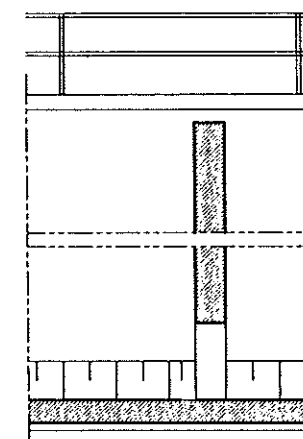

SECCION H-H
ESCALA 1/50



DIPUTACION
GENERAL
DE ARAGON

DEPARTAMENTO DE ORDENACION TERRITORIAL
OBRAS PUBLICAS Y TRANSPORTES
DIRECCION GENERAL DEL AGUA

 
EMPRESAS CONSTRUCTIVAS (UTE)



LOS INGENIEROS E.C.P. AUTORES DEL PROYECTO

Ingeniero

D. JOSE MARIA HERNANDEZ MELNCEZ



D. CARLOS LINARES MERO

SUSTITUIR A

SUSTITUIDO POR

PROYECTO

ESTACION DEPURADORA DE
AGUAS RESIDUALES DE
HUESCA

CLAVE EXPEDIENTE

23 S.02

Nº PLANO

3-3-2

ESCALA

1/100

DESIGNACION DE PLANO






BALSAS DE ACTIVACION
SECCIONES
EQUIPOS MECANICOS








FECHA

JUNIO-96

PAGINA

46

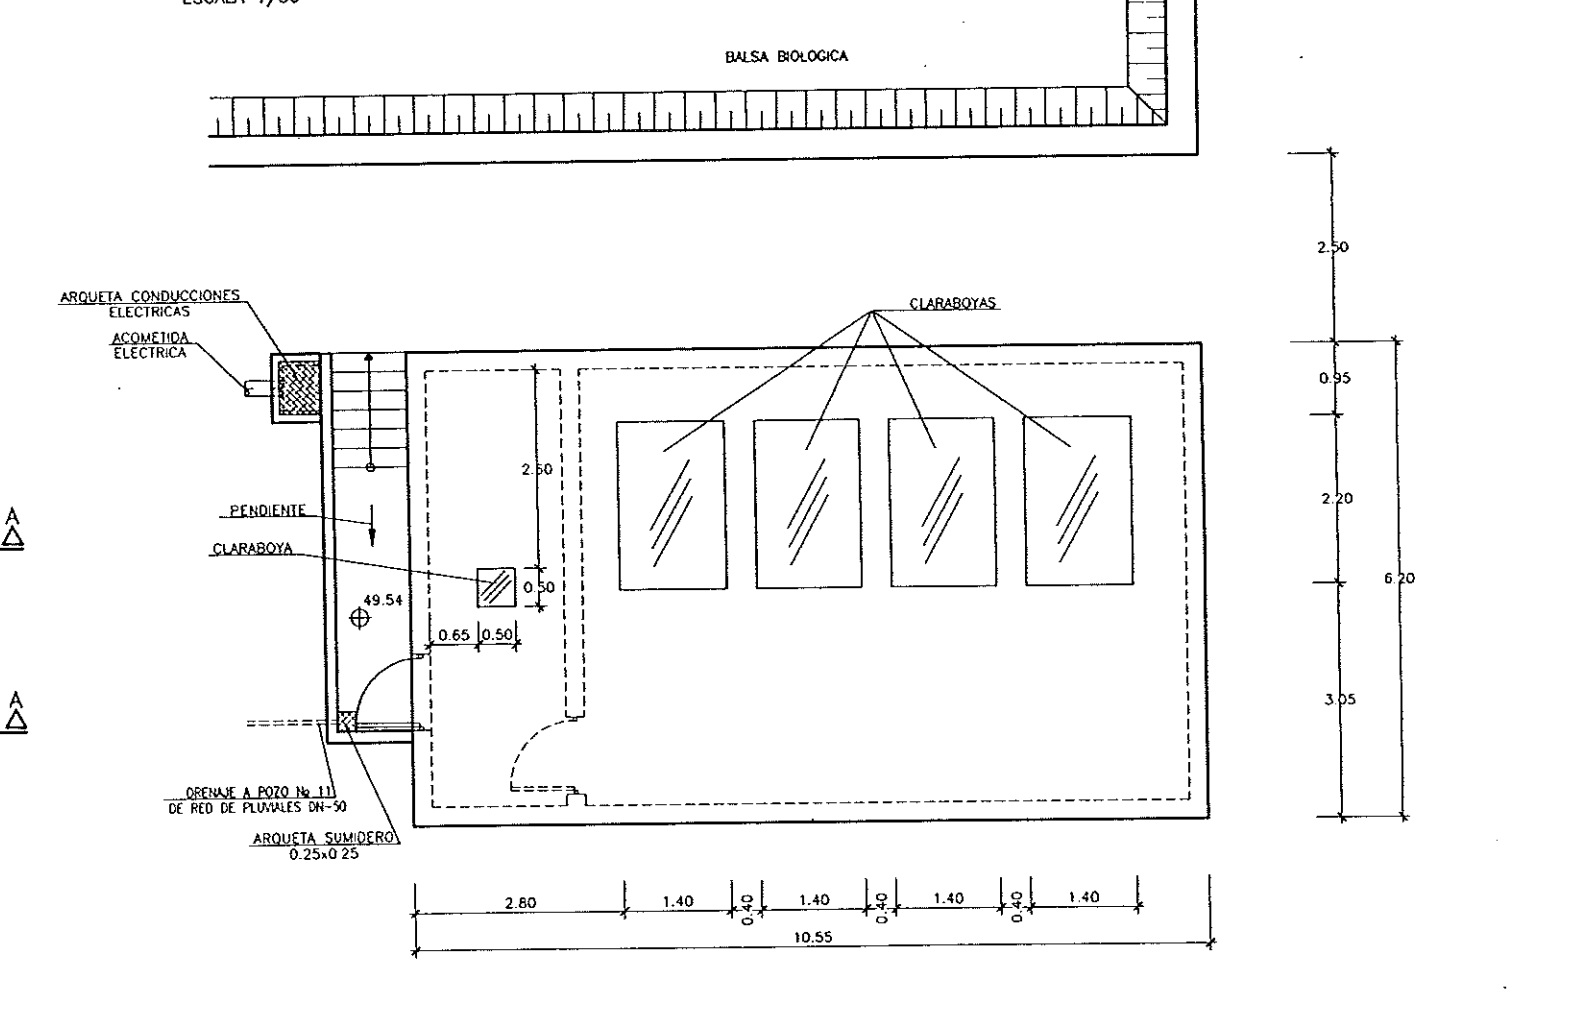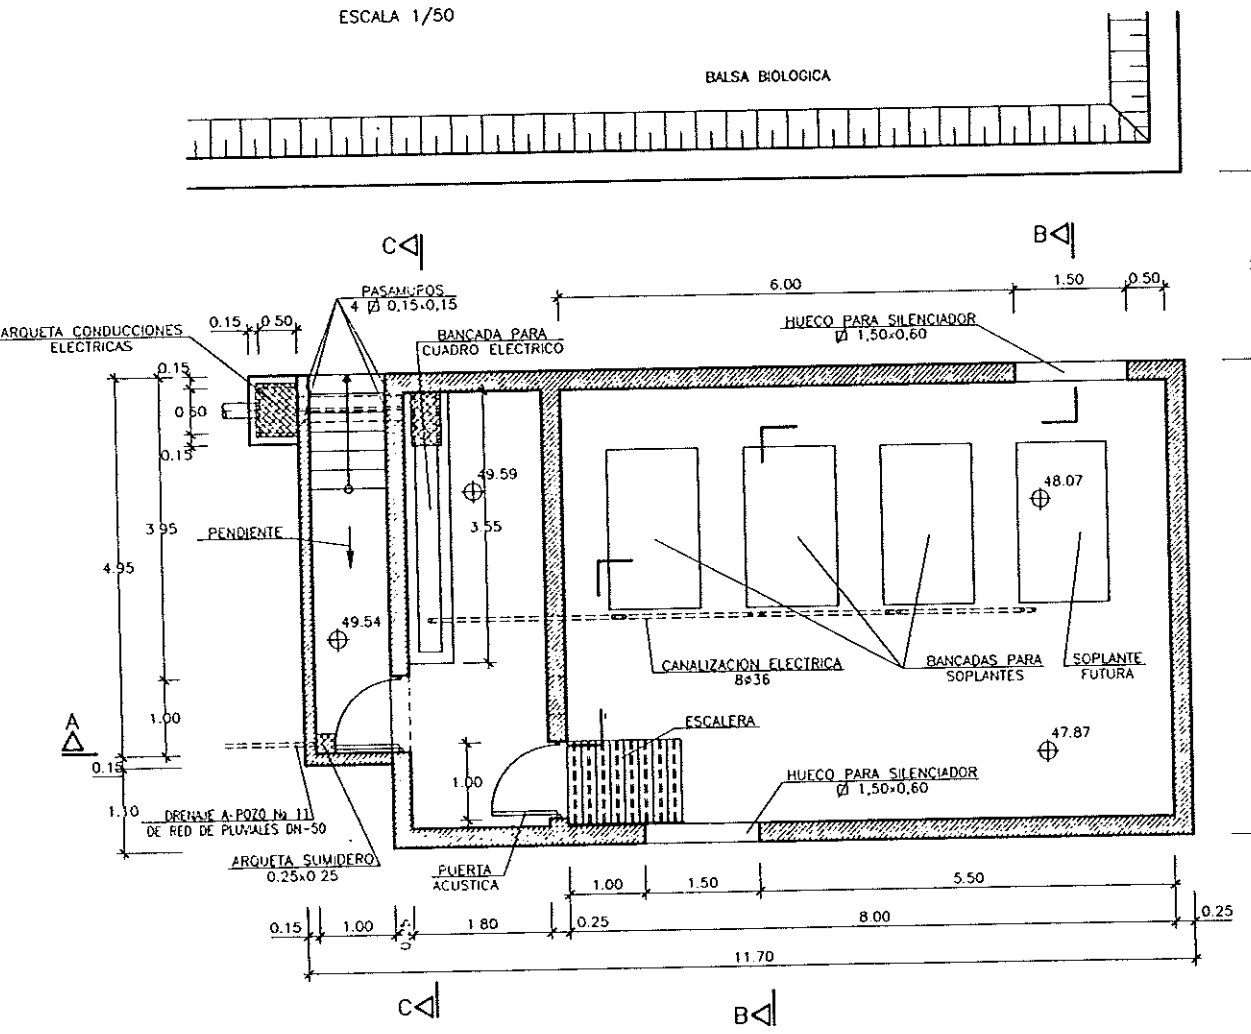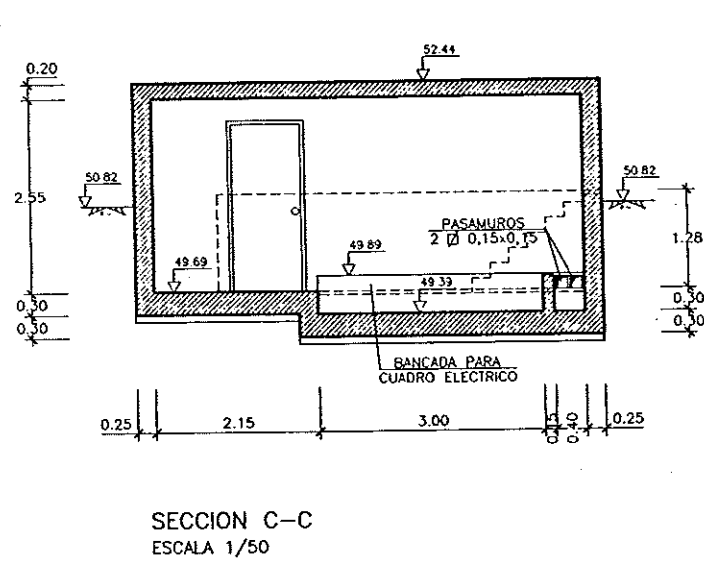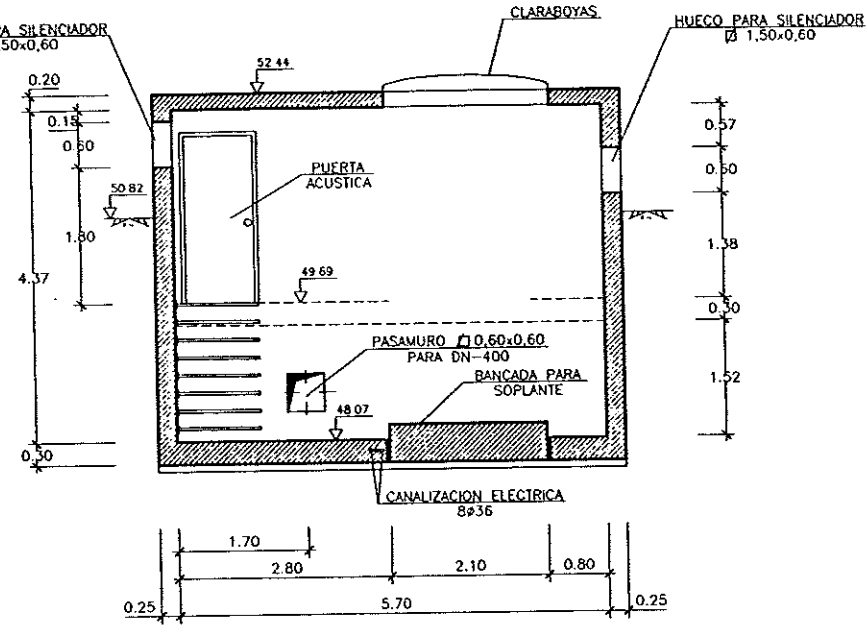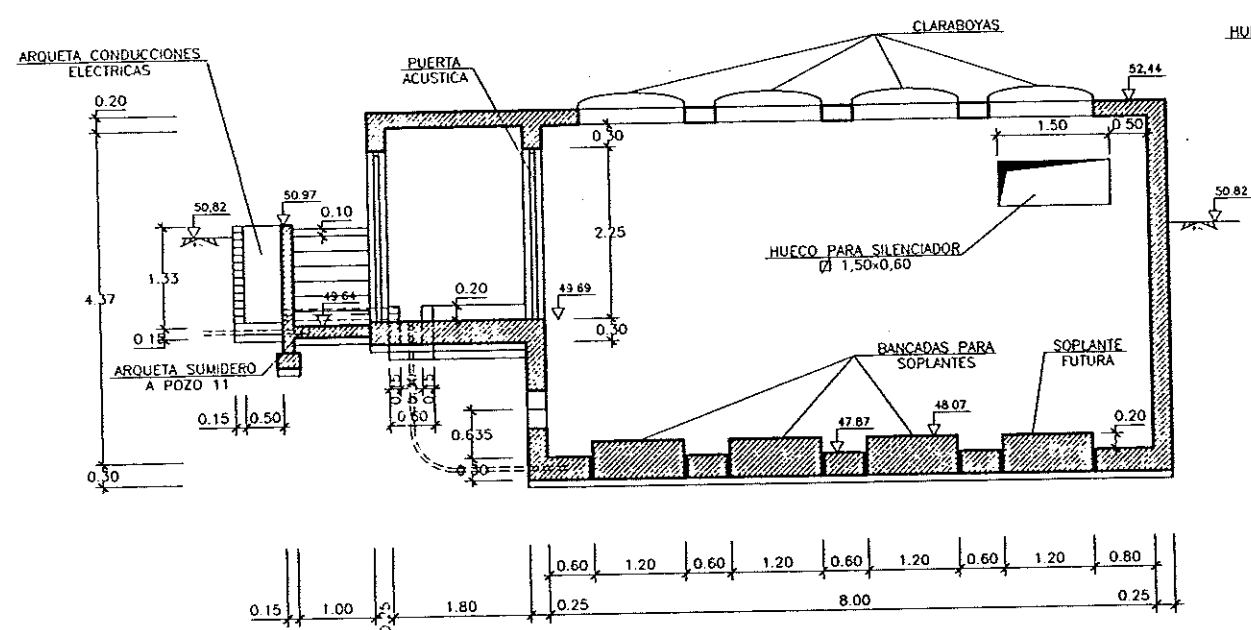

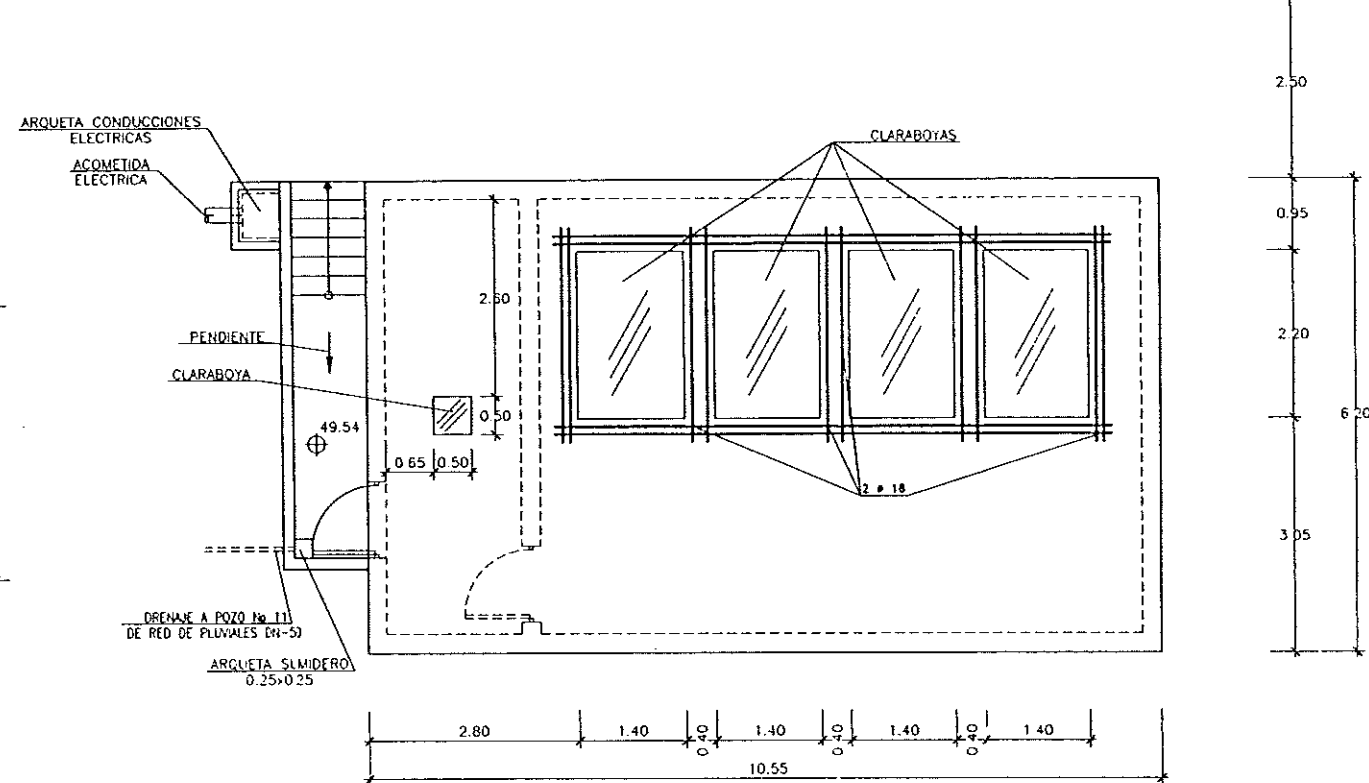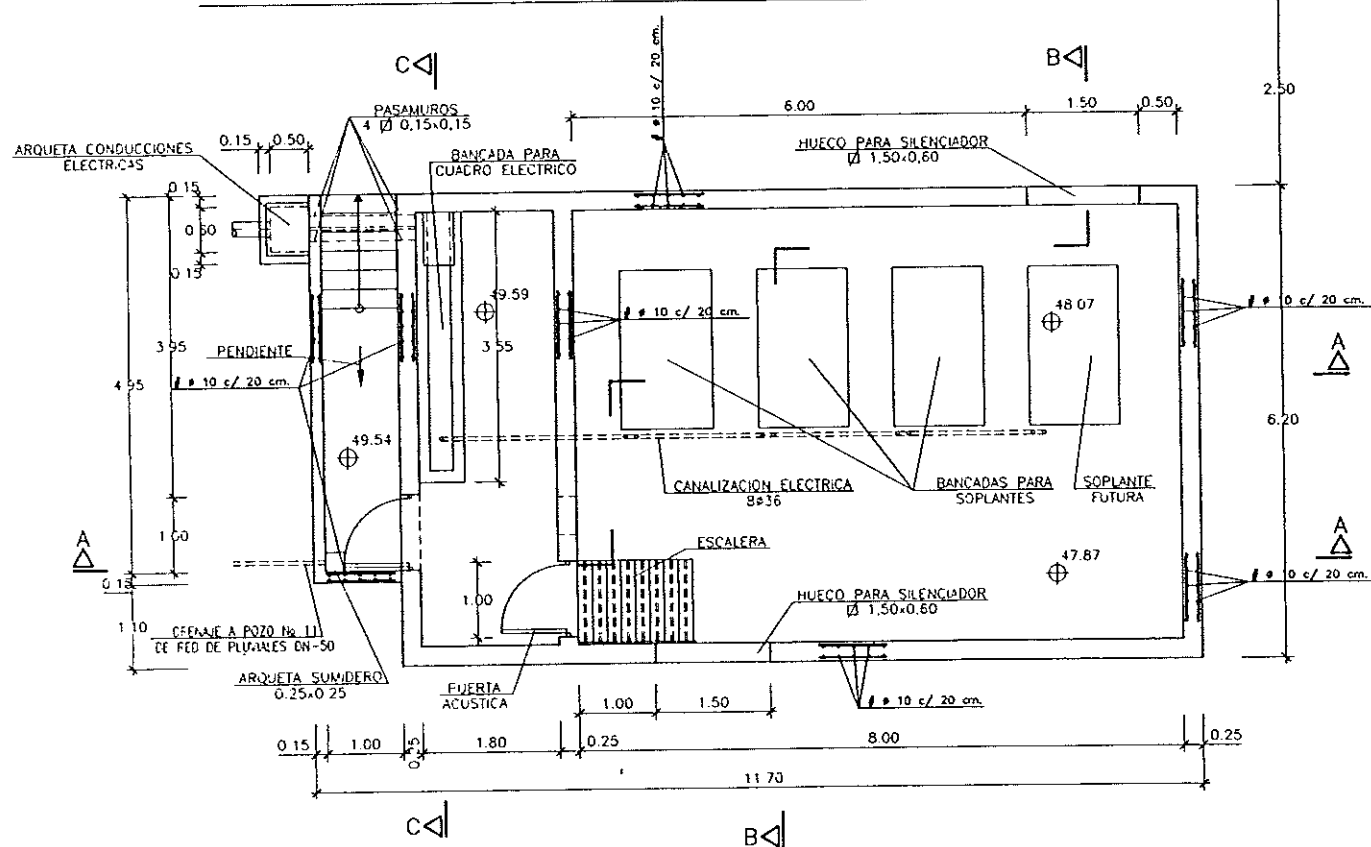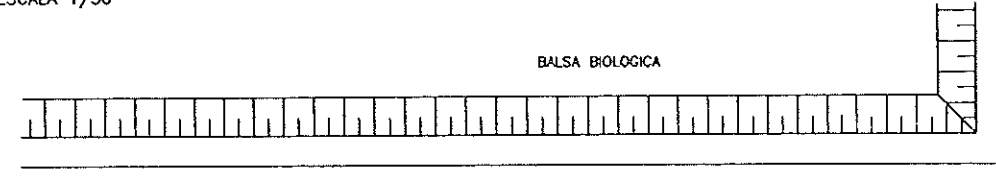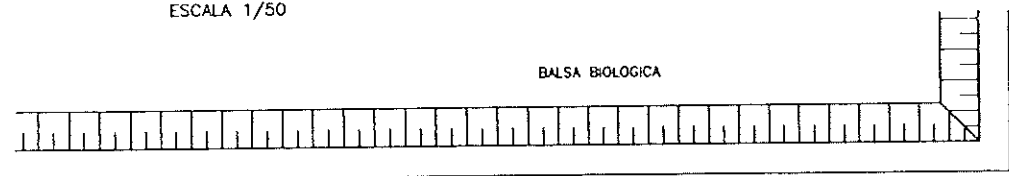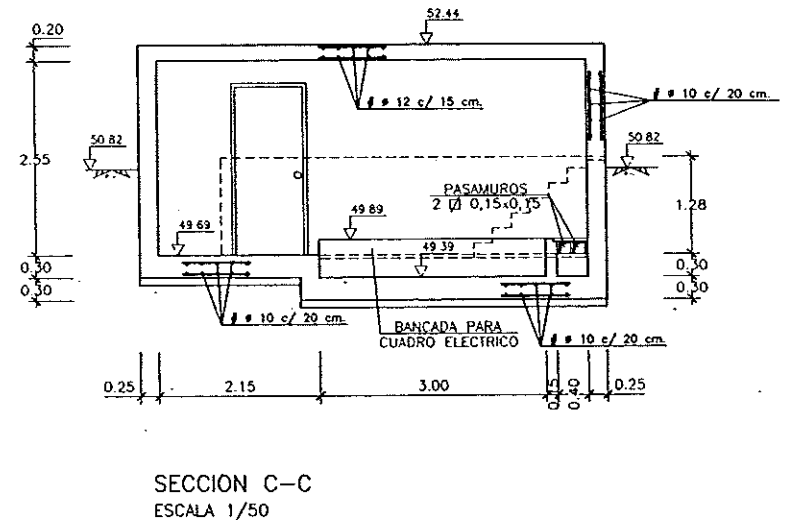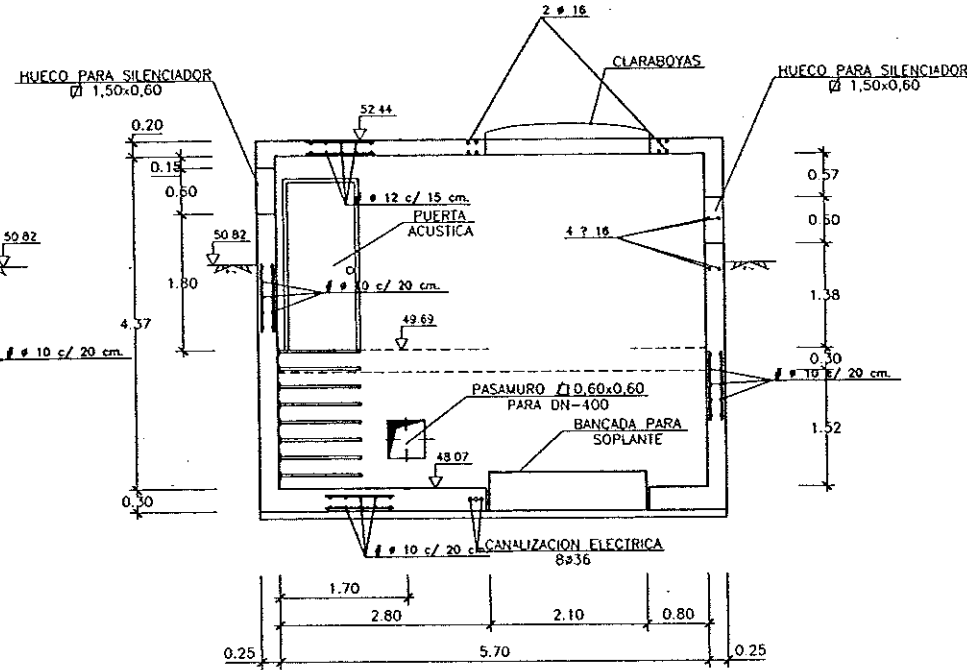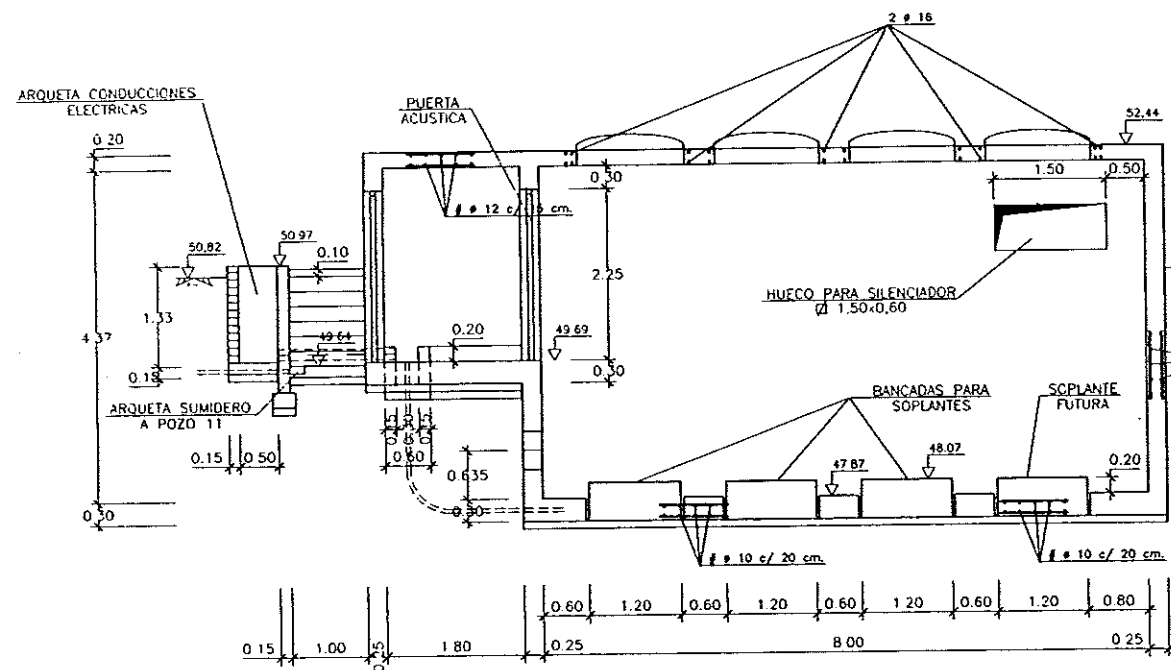

DIPUTACION
GENERAL
DE ARAGON

DEPARTAMENTO DE ORDENACION TERRITORIAL
OBRAS PUBLICAS Y TRANSPORTES
DIRECCION GENERAL DEL AGUA

EMPRESA CONSTRUCTORA (U.T.E.)



LOS INGENIEROS C.C.P. AUTORES DEL PROYECTO

JOSE MARIA HERNANDEZ MELLENZ



SUBSTRATO A

SUBSTRATO POR

PROYECTO

ESTACION DEPURADORA DE
AGUAS RESIDUALES DE
HUESCA

CLAVE EXPEDIENTE

23.5.02

PLANO


13.4.2
ESCALA
1/50

DESIGNACION DE PLANO


EDIFICIO DE AIREACION
ARMADURAS

FECHA


JUNIO-96
PAGINA
48

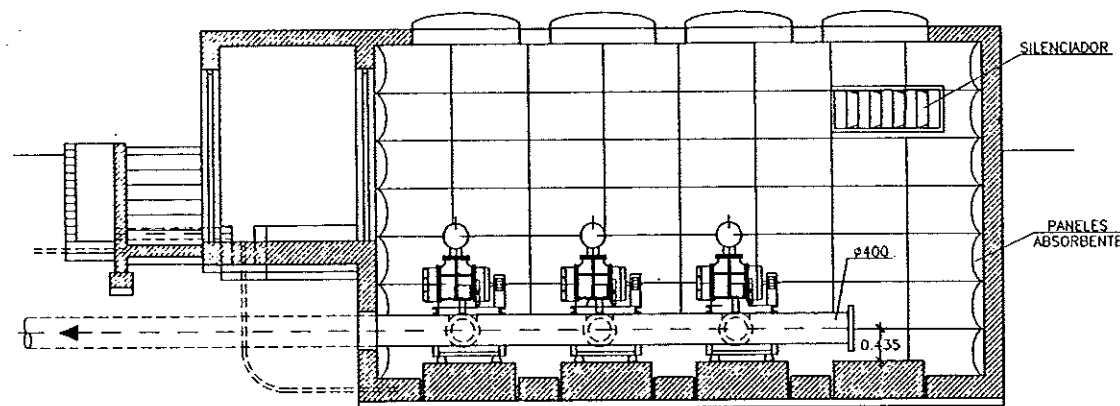


SECCION A-A
ESCALA 1/50

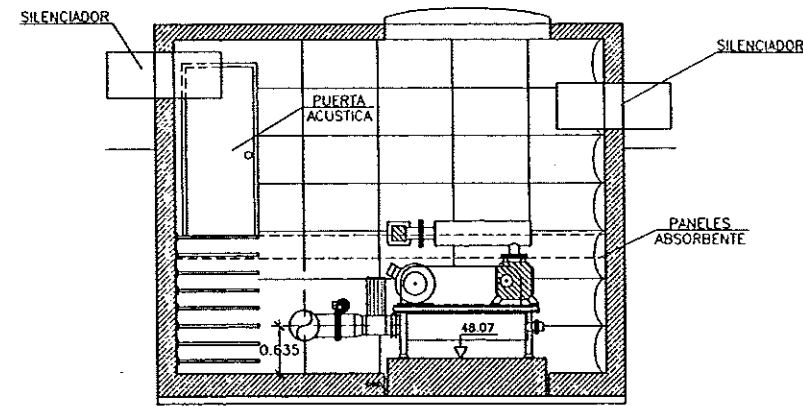


SECCION B-B
ESCALA 1/50

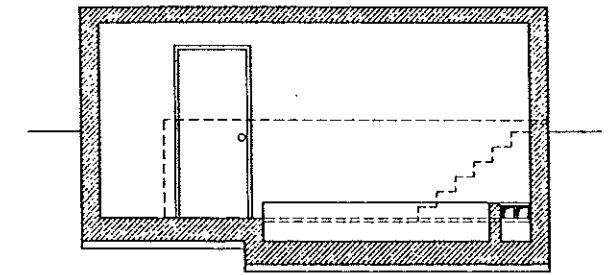

SECCION C-C
ESCALA 1/50

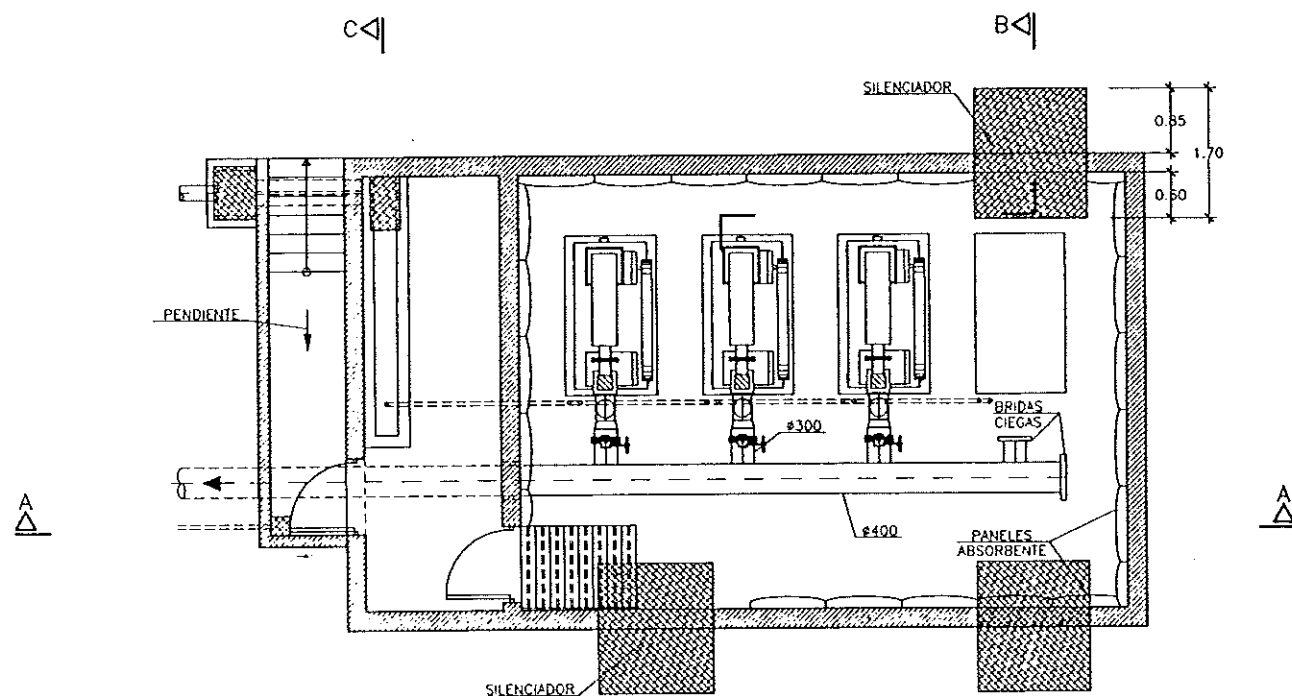

PLANTA
ESCALA 1/50

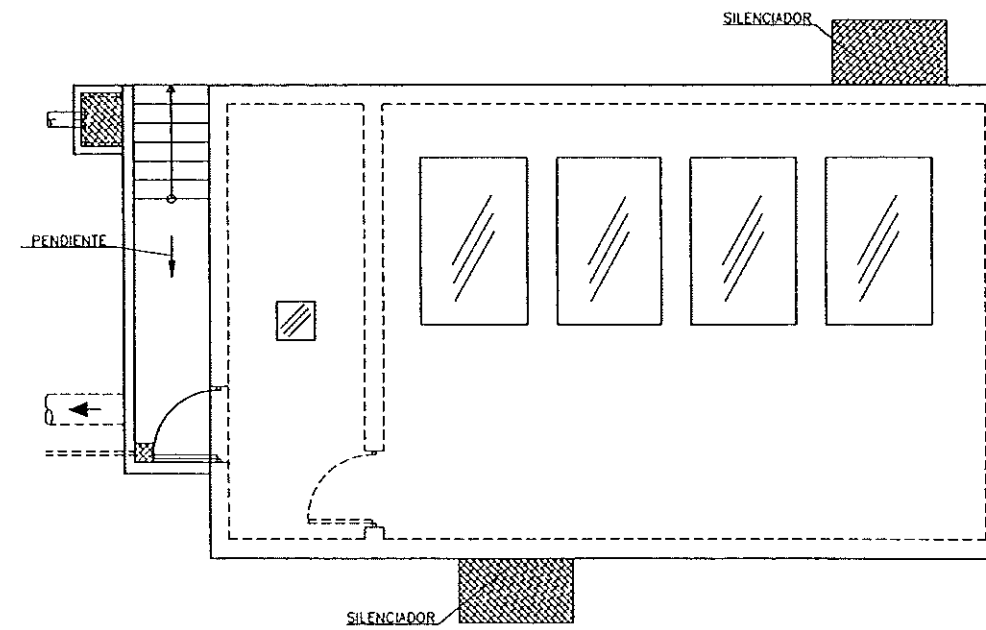

PLANTA CUBIERTA
ESCALA 1/50



DIPUTACION
GENERAL
DE ARAGON

DEPARTAMENTO DE ORDENACION TERRITORIAL
OBRAS PUBLICAS Y TRANSPORTES
DIRECCION GENERAL DEL AGUA

EMPRESAS CONSTRUCTORAS (U.T.E.)

DECONSA

ASTEISA
Tratamiento de Aguas, S.A.

LOS INGENIEROS C.C.P. AUTORES DEL PROYECTO

J. M. S. M.
D. JOSE MARIA SANCHEZ MELNDEZ

J. L. M.
D. JESUS LAMARCA MENDO

SUSTITUIR A:
SUSTITUIDO POR:

PROYECTO

ESTACION DEPURADORA DE
AGUAS RESIDUALES DE
HUESCA

 





CLAVE EXPEDIENTE
23 S.02

Nº PLANO
13.4.3
ESCALA
1/50

DESIGNACION DE PLANO

EDIFICIO DE AIREACION
EQUIPOS MECANICOS

FECHA
JUNIO-96
PAGINA
49

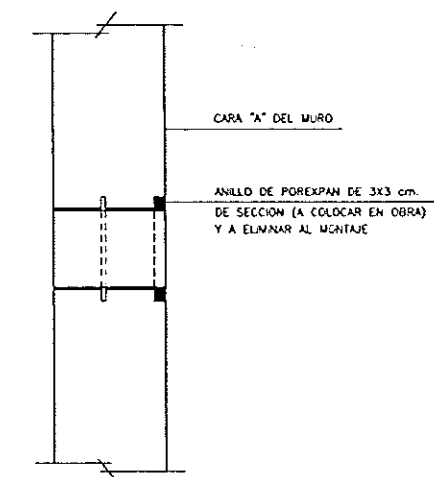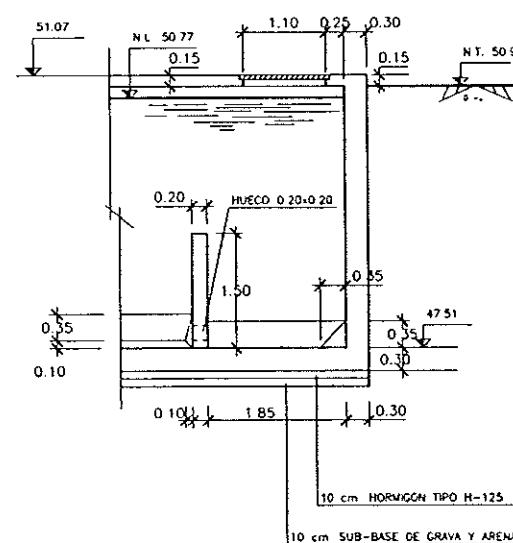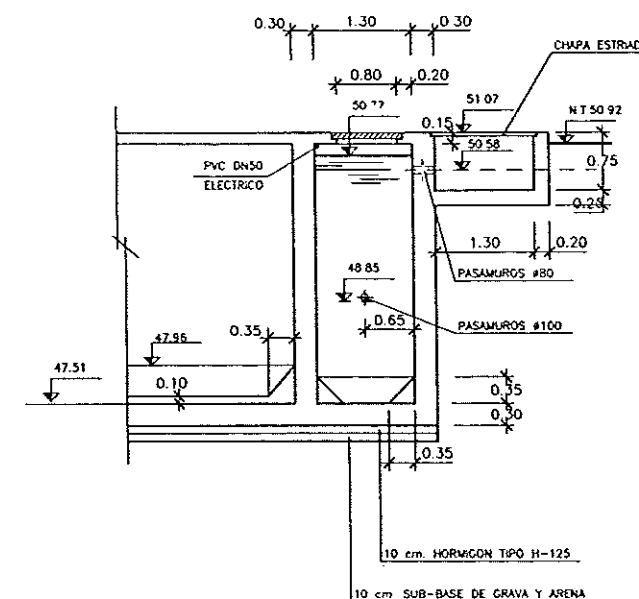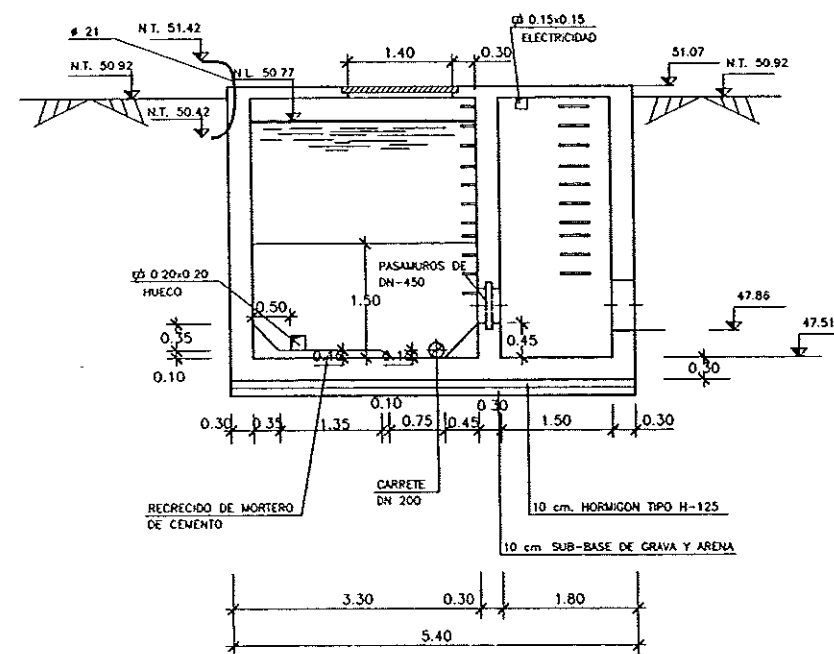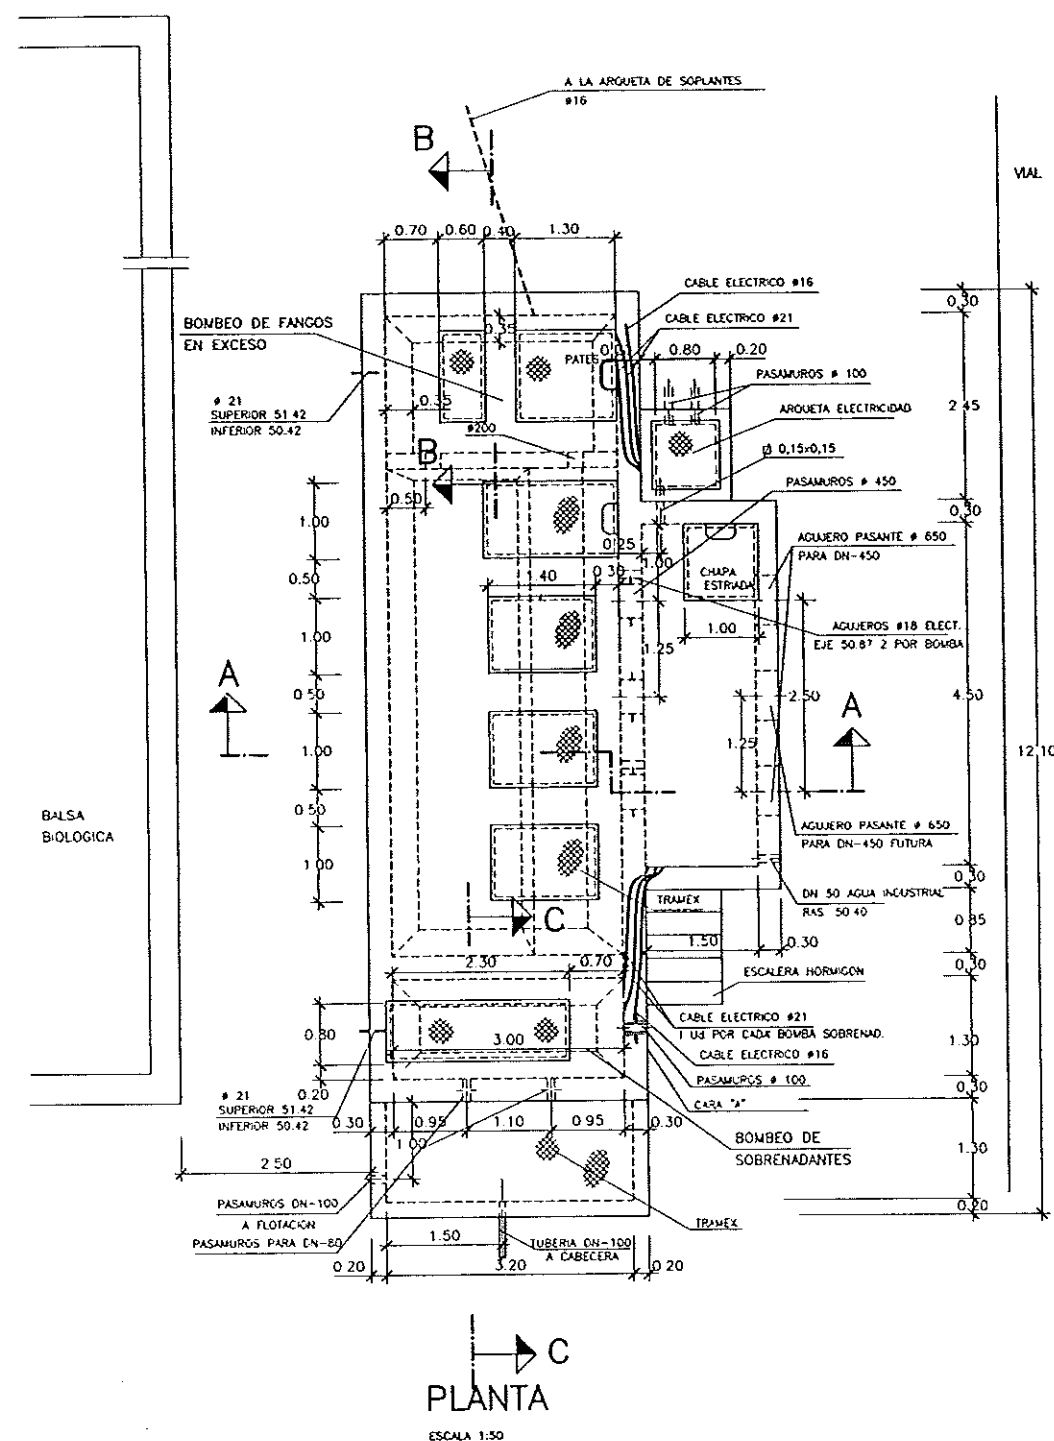

DIPUTACION
GENERAL
DE ARAGON

DEPARTAMENTO DE ORDENACION TERRITORIAL
OBRAS PUBLICAS Y TRANSPORTES
DIRECCION GENERAL DEL AGUA

EMPRESA CONSTRUCTORA (I.T.E.)

DECONSA

ASTEISA
Tratamiento de Aguas, S.A.

LOS INGENIEROS C.C.P. AUTORES DEL PROYECTO

JOSE MARIA HERNANDEZ MELANDEZ

SUBSTITUTO A:

SUBSTITUTO POR:

PROYECTO

ESTACION DEPURADORA DE
AGUAS RESIDUALES DE
HUESCA

CLAVE EXPEDIENTE

23 S 02

Nº PLANO

14.1

ESCALA

1/50

DESIGNACION DE PLANO

ELEVACION DE FANGOS EN
RECIRCULACION Y EXCESO
DEFINICION GEOMETRICA


FECHA

JUNIO-96

PAGINA


50

ELEMENTOS	MATERIALES				EJECUCION
	HORMIGON		ACERO		
	TIPO	CONTROL	TIPO	CONTROL	
IMPERMEABILIZACION	H-125	NORMAL 1.5			NORMAL 1.6
CIMENTACION, SOLERA Y ALZADOS	H-250	NORMAL 1.5	AEN-400N	NORMAL 1.15	NORMAL 1.6
NOTAS					
0 Las longitudes de solape y anclaje no indicados en los planos se ejecutaran de acuerdo con la INSTRUCCION EH-91					
0 El recubrimiento minimo de las armaduras principales nunca sera menor de 4 cm					

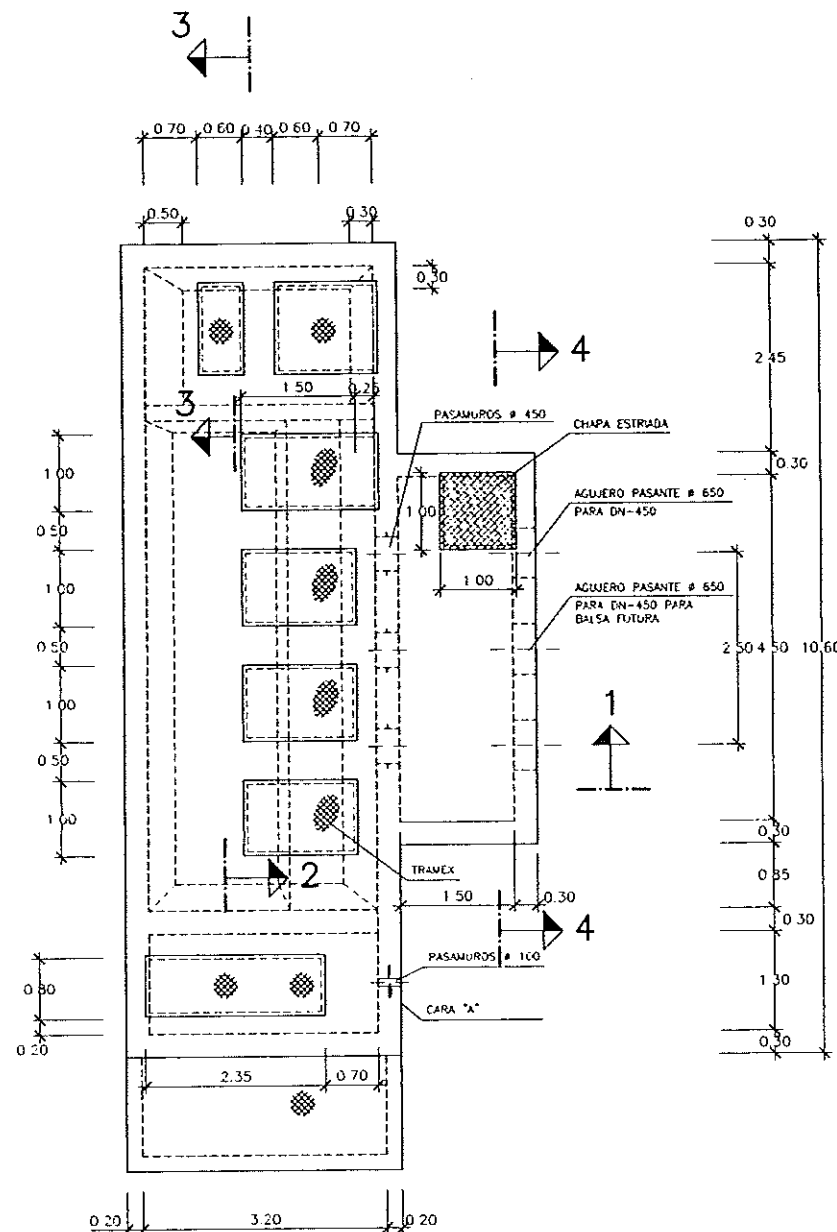


PLANTA

ESCALA 1:50

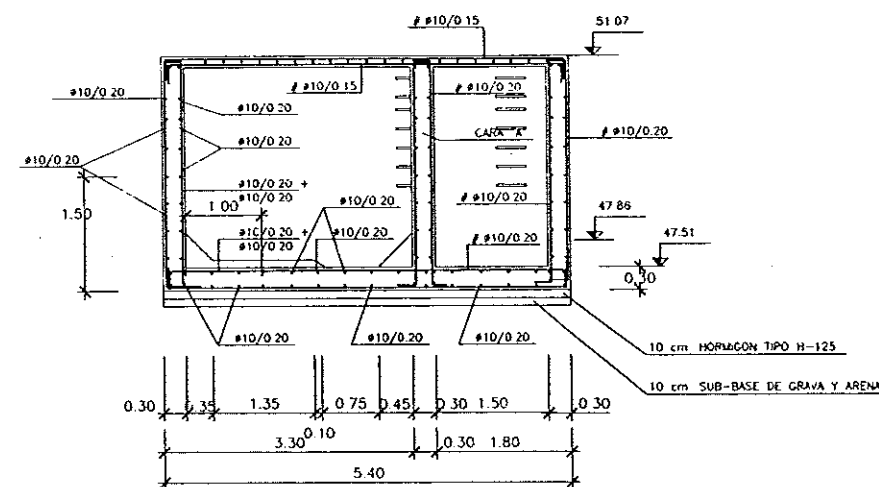


SECCION 1-1

ESCALA 1:50

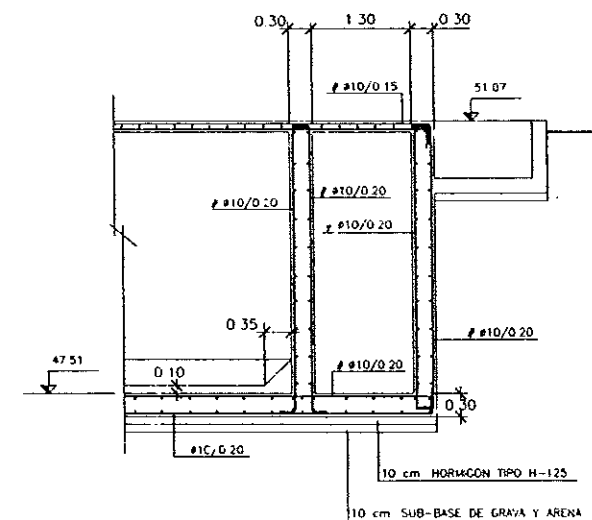


SECCION 2-2

ESCALA 1:50

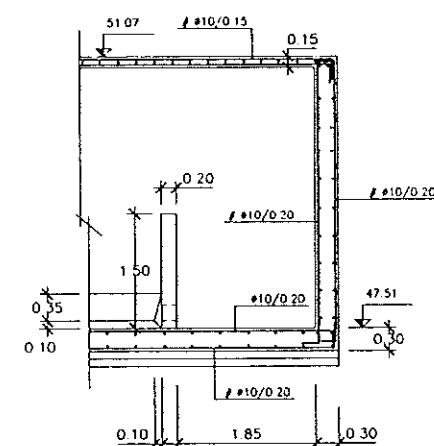


SECCION 3-3

ESCALA 1:50

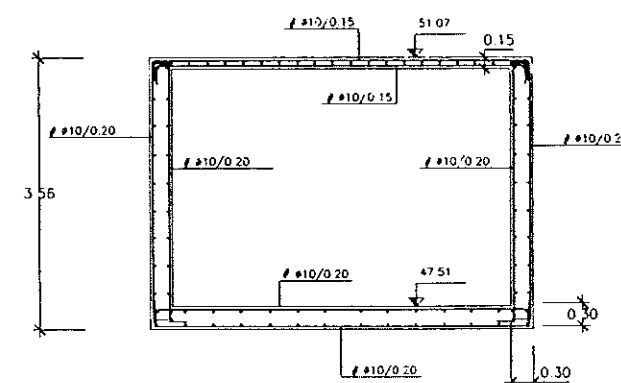


SECCION 4-4

ESCALA 1:50

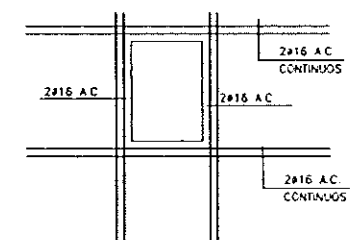

REFUERZO EN HUECOS

 ESCALA 1:50



DIPUTACION.
GENERAL
DE ARAGON

DEPARTAMENTO DE ORDENACION TERRITORIAL
OBRAS PUBLICAS Y TRANSPORTES
DIRECCION GENERAL DEL AGUA

EMPRESAS CONSTRUCTIVAS (VITE)



LOS INGENIEROS D.C.P. AUTORES DEL PROYECTO

Interrupción

D. ALBA MARIA PEREZ DE VILLANUEVA

LOS INGENIEROS D.C.P. AUTORES DEL PROYECTO

Interrupción

D. ALBA MARIA PEREZ DE VILLANUEVA

SUSTITUIDO A

Interrupción

D. ALBA MARIA PEREZ DE VILLANUEVA

PROYECTO

ESTACION DEPURADORA DE
AGUAS RESIDUALES DE
HUESCA

COPIA EXPEDIENTE

23502

PLANO

14.2

ESCALA

1/50

DESIGNACION DE PLANO

 




ELEVACION DE FANGOS EN
RECIRCULACION Y EXCESO
ARMADURAS

FECHA

JUNIO-96

PLANO

51

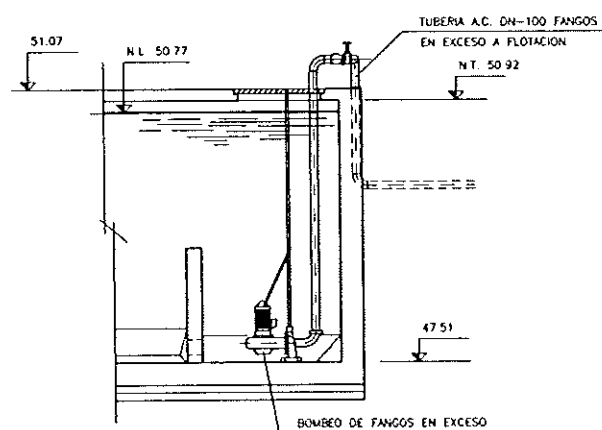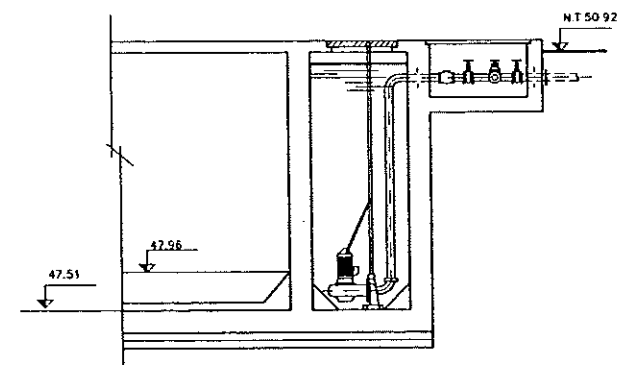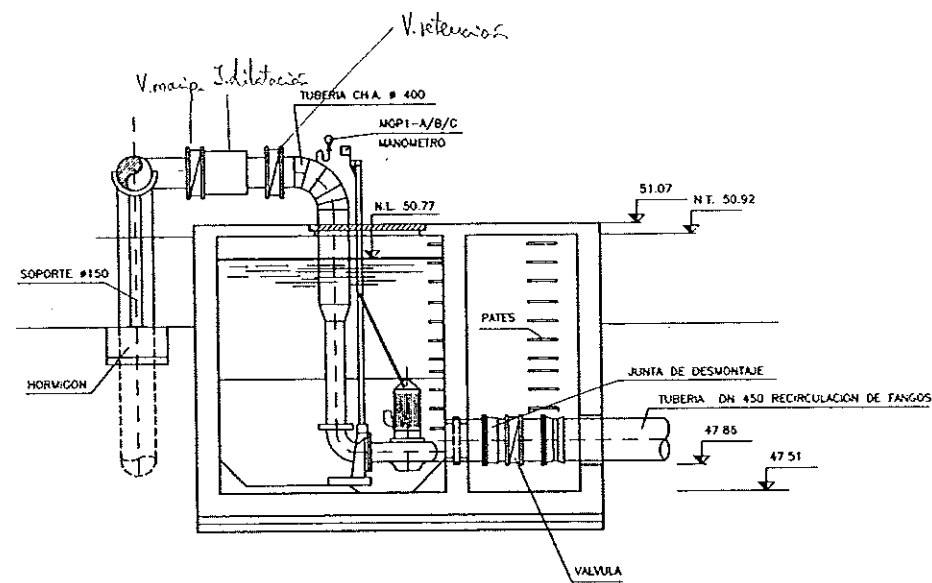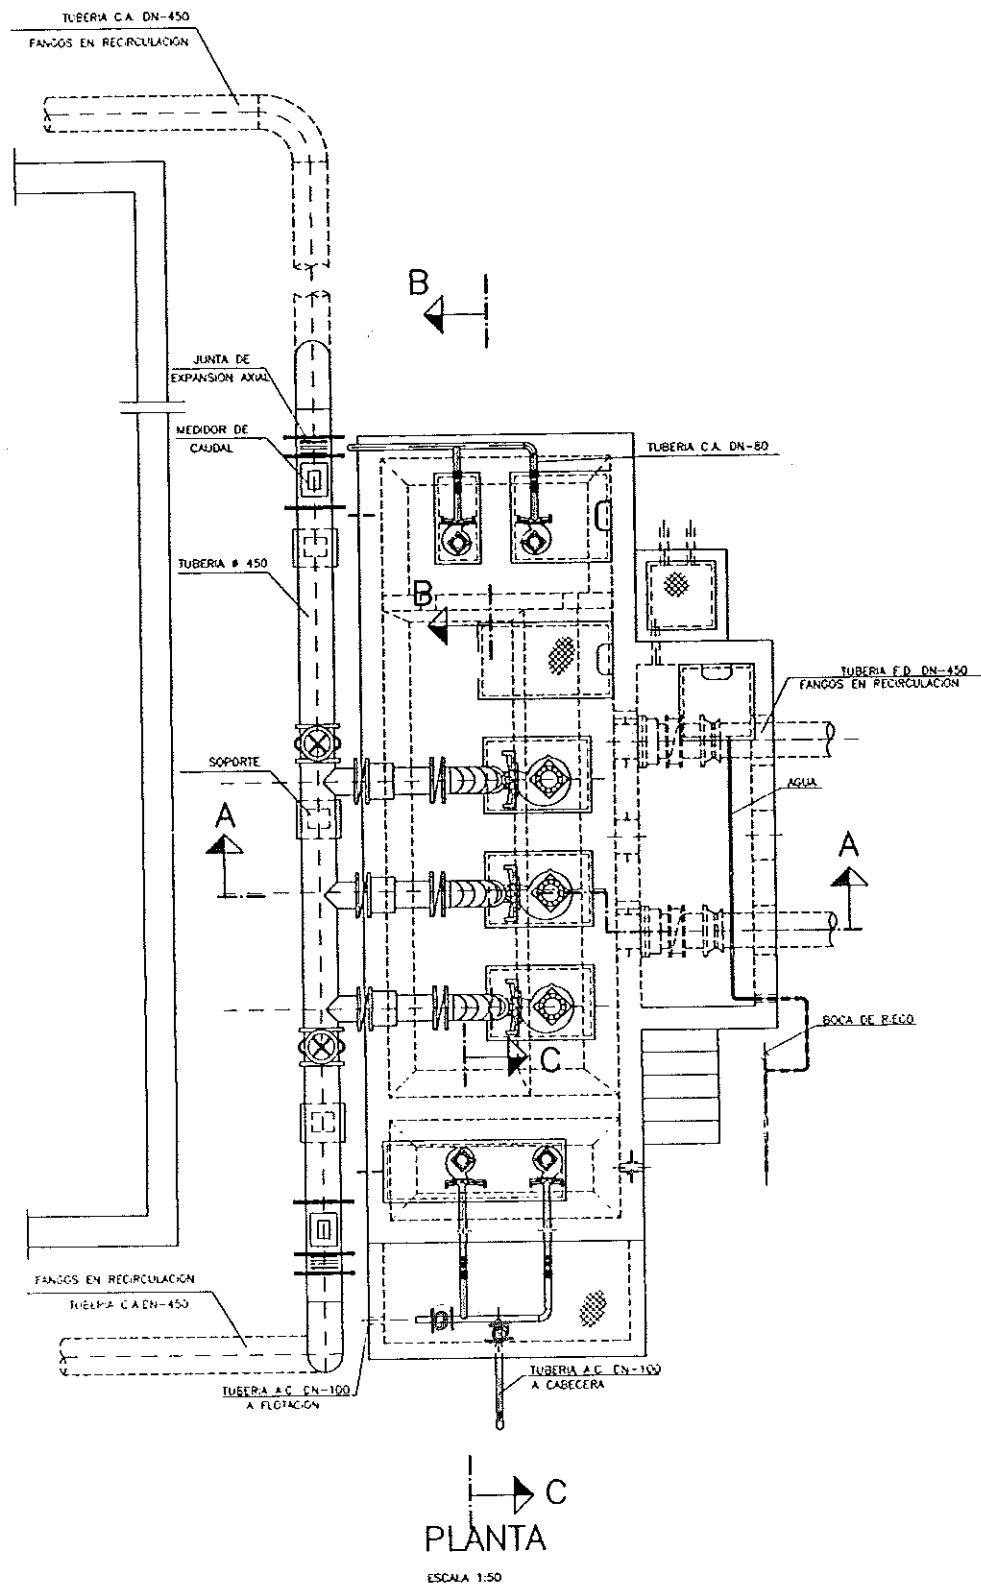

DIPUTACION
GENERAL
DE ARAGON

DEPARTAMENTO DE ORDENACION TERRITORIAL
OBRAS PUBLICAS Y TRANSPORTES
DIRECCION GENERAL DEL AGUA



LOS INGENIEROS E.C.P. AUTORES DEL PROYECTO

Jose Maria Hernandez Melendez
D. JOSE MARIA HERNANDEZ MELENDEZ



SUSTITUYE A

SUSTITUIDO POR

PROYECTO

ESTACION DEPURADORA DE
AGUAS RESIDUALES DE
HUESCA

CLAVE EXPEDIENTE

23 S.02

Nº PLANO

14.3
ESCALA
1/50


DESIGNACION DE PLANO

ELEVACION DE FANGOS EN
RECIRCULACION Y EXCESO
EQUIPOS MECANICOS


FECHA

JUNIO-96
PAGINA
52


Technical drawing of a rectangular container with a lid. The drawing includes a side view and a top view. The side view shows a container with a lid, with dimensions 10 cm x 20 cm for the lid and 10 cm x 20 cm for the container body. The top view shows a rectangular container with a lid, with dimensions 10 cm x 20 cm for the lid and 10 cm x 20 cm for the container body. The drawing is labeled with "10 cm" and "20 cm" dimensions.

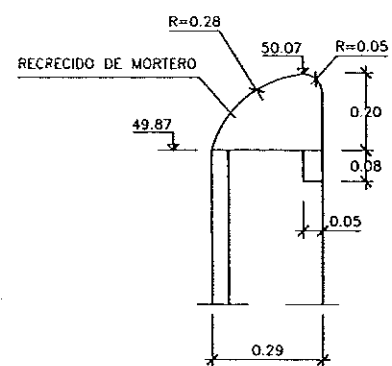


DETALLE "A"
E=1:10

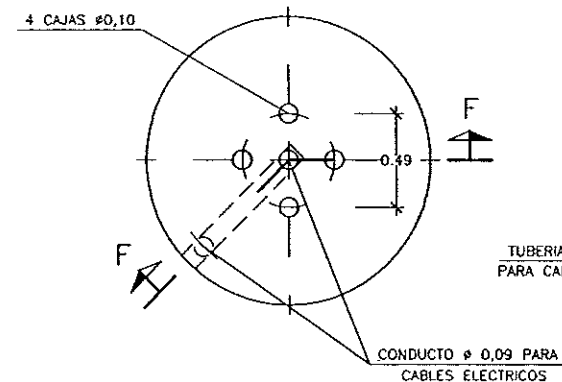


SECCION I-I
E=1:20

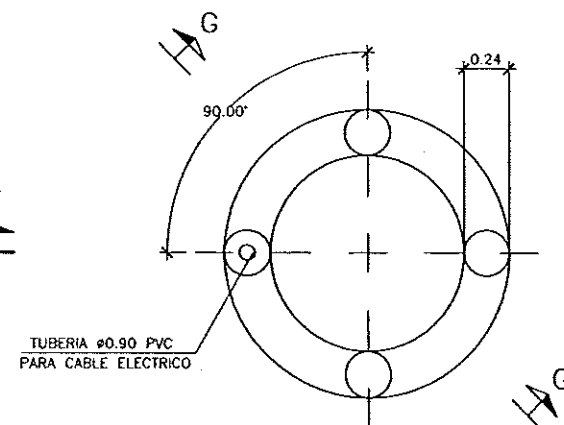


SECCION E-E
E=1:20

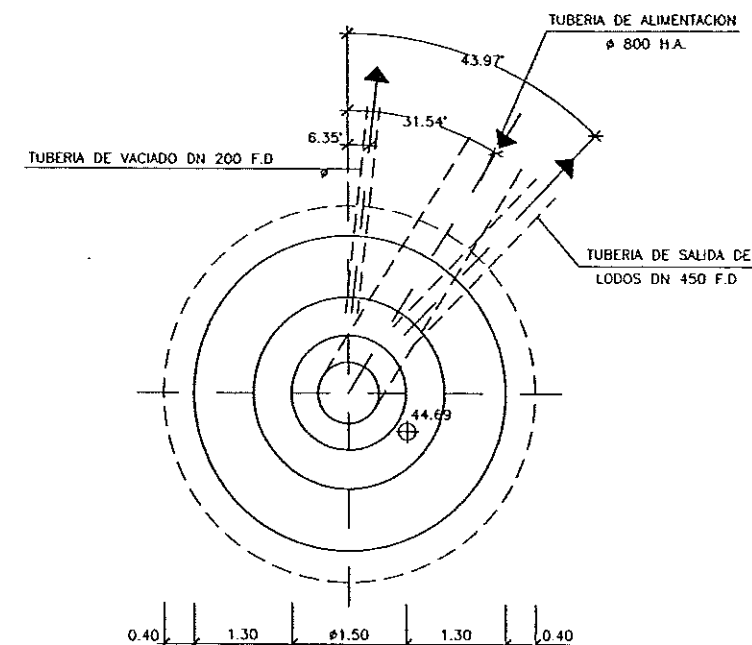


DETALLE "B"
E=1:50

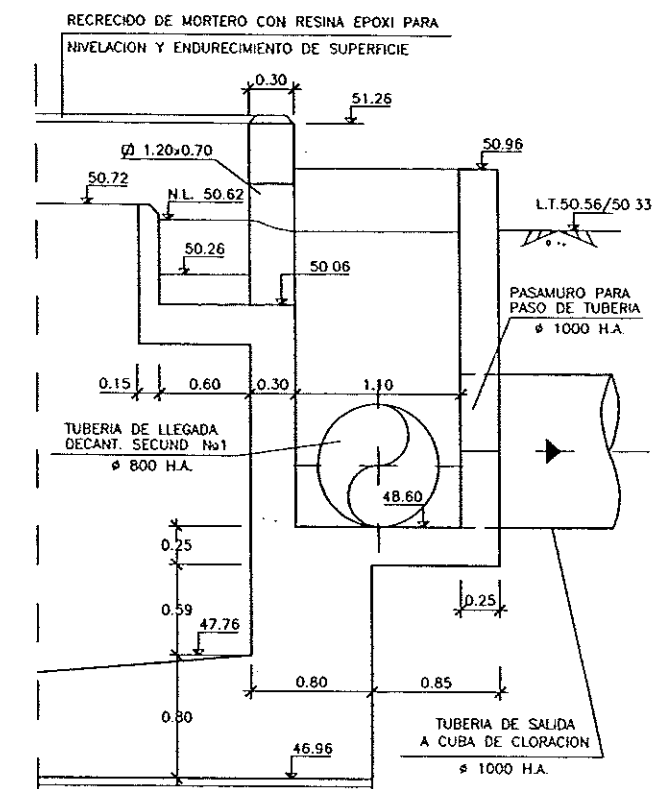


SECCION H-H
E=1:25

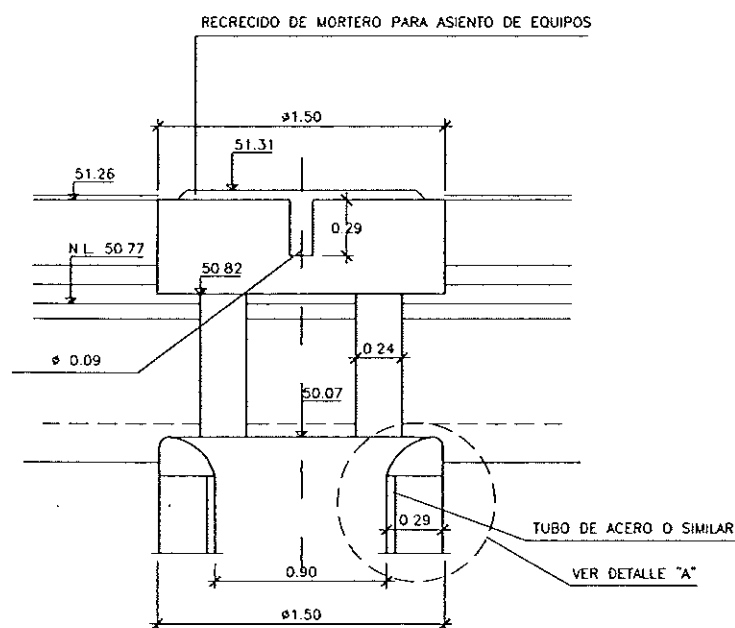

SECCION G-G
E=1:20

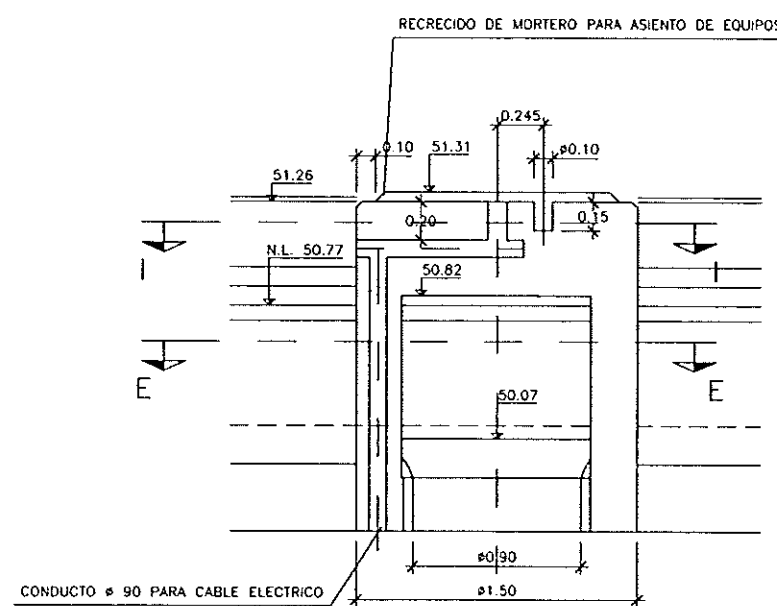

SECCION F-F
E=1:20

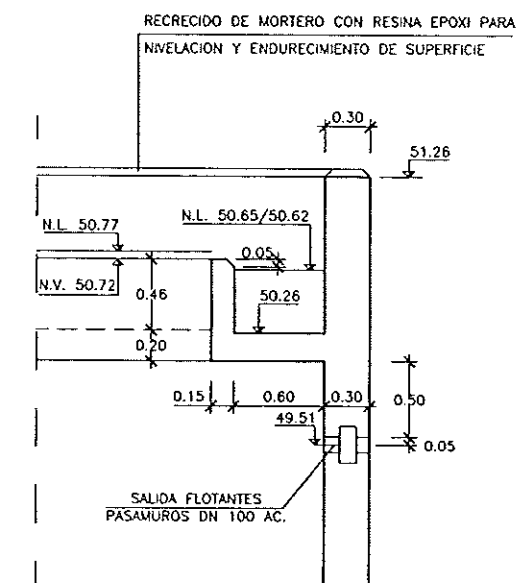

SECCION D-D
E=1:25



DIPUTACION
GENERAL
DE ARAGON

DEPARTAMENTO DE ORDENACION TERRITORIAL
OBRAS PUBLICAS Y TRANSPORTES
DIRECCION GENERAL DEL AGUA

EMPRESAS CONSTRUCTIVAS (I.T.E.)



ASTEISA
Tratamiento de Agua, S.A.

LOS INGENIEROS C.C.P. AUTORES DEL PROYECTO

D. JOSE MARIA HERNANDEZ MELENDEZ
D. CARLOS JIMENEZ MORA



SUSTITUIR A
SUSTITUIDO POR

PROYECTO

ESTACION DEPURADORA DE
AGUAS RESIDUALES DE
HUESCA

CLAVE EXPEDIENTE
23.S.02

Nº PLANO
15.2.2
ESCALA
S/P



DESIGNACION DE PLANO

DECANTADOR SECUNDARIO
DETALLES

FECHA
JUNIO-96
PAGINA
57

CARA INFERIOR

CARA SUPERIOR

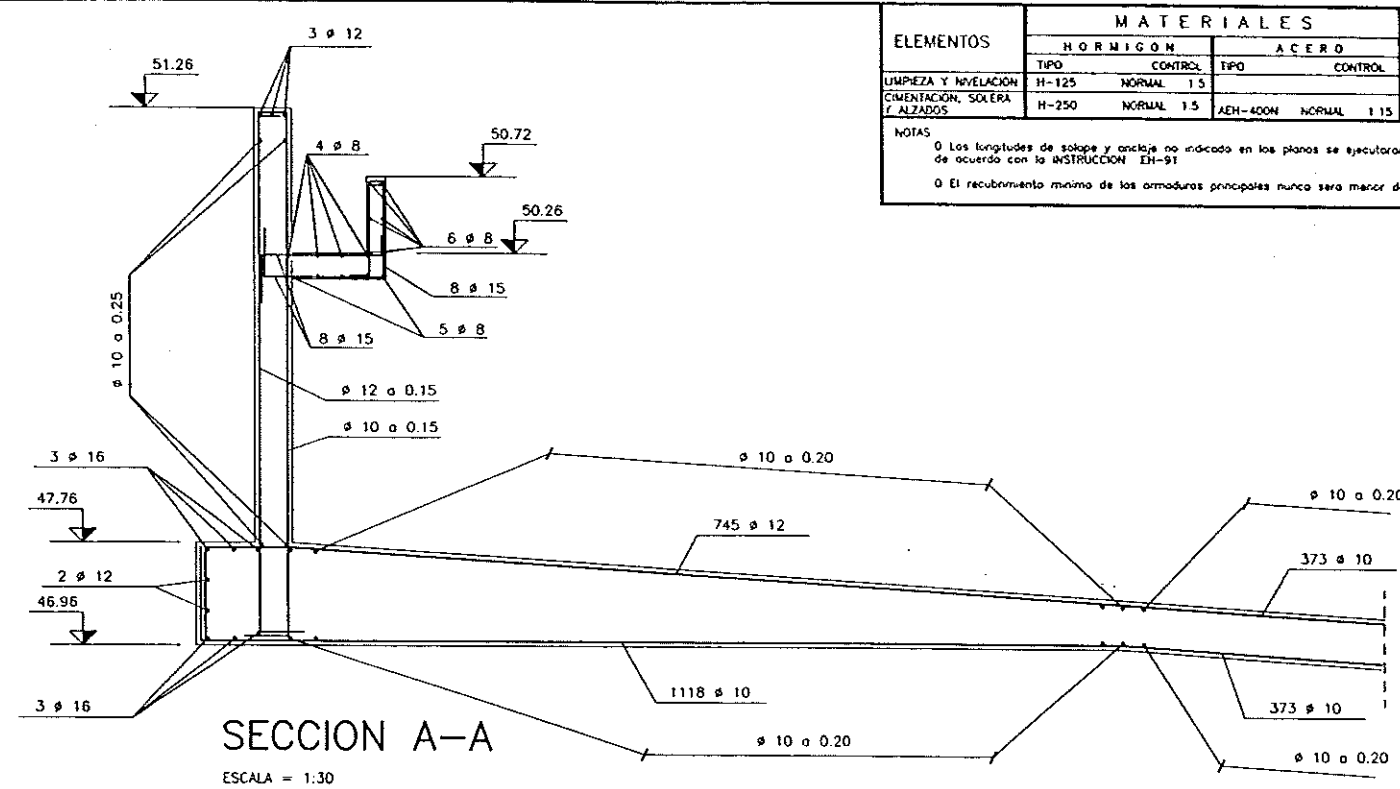
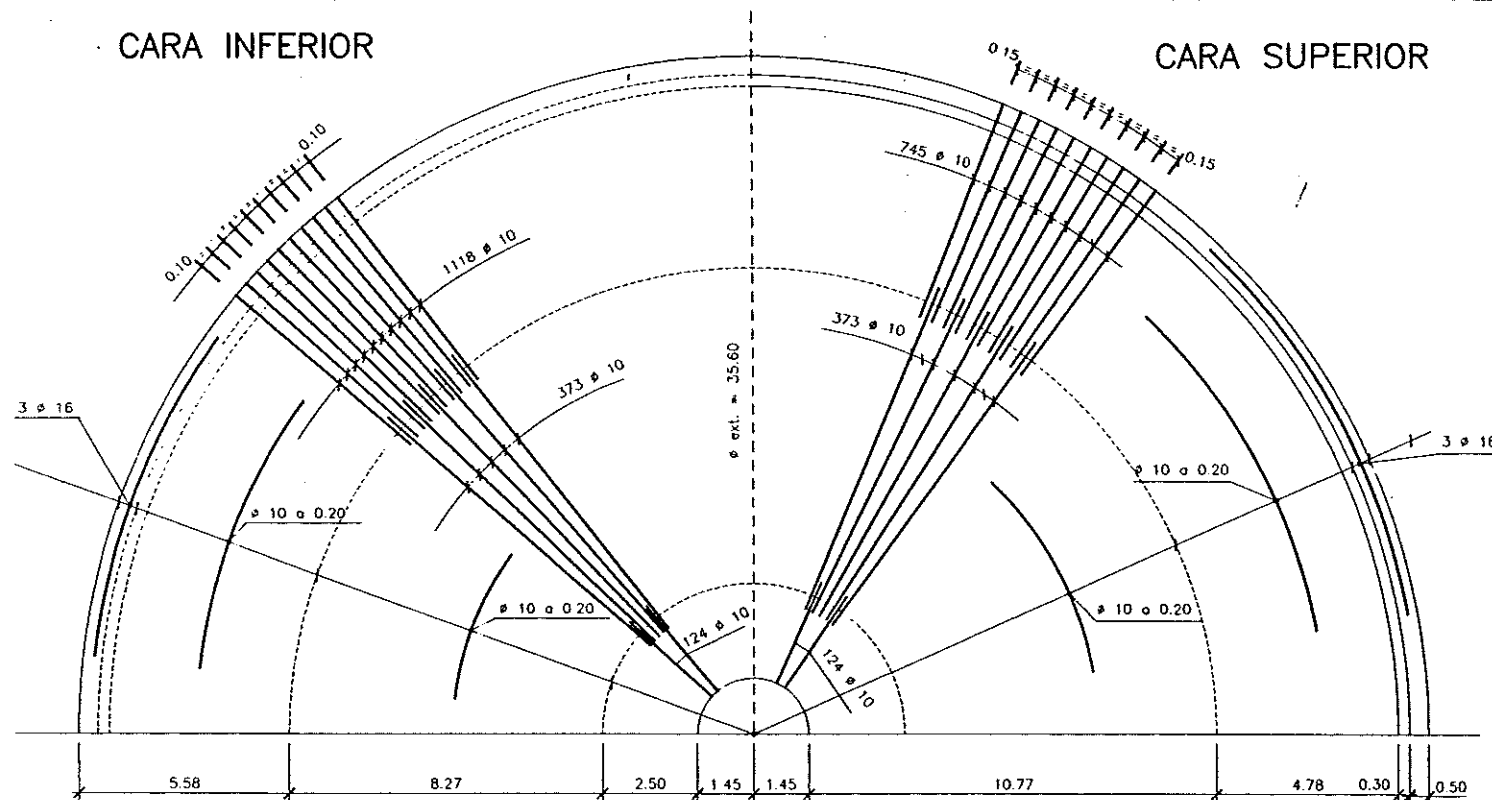


ELEMENTOS	MATERIALES				EJECUCION
	HORMIGON	ACERO	TIPO	CONTROL	
LIMPIEZA Y NIVELACION	H-125	NORMAL	1.5	CONTROL	NORMAL 1.6
CIMENTACION, SOLERA Y ALZADOS	H-250	NORMAL	1.5	AEH-400N	NORMAL 1.6

NOTAS:
 0 Las longitudes de solape y anclaje no indicado en los planos se ejecutaran de acuerdo con la INSTRUCCION EH-91
 0 El recubrimiento minimo de las armaduras principales nunca sera menor de 4 cm


SOLERA

ESCALA 1 : 100

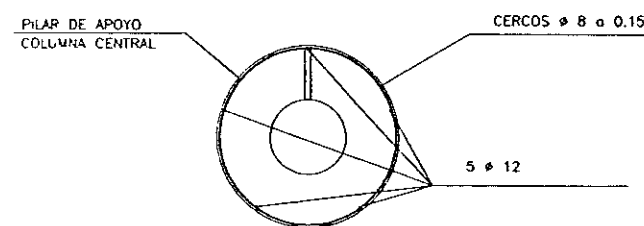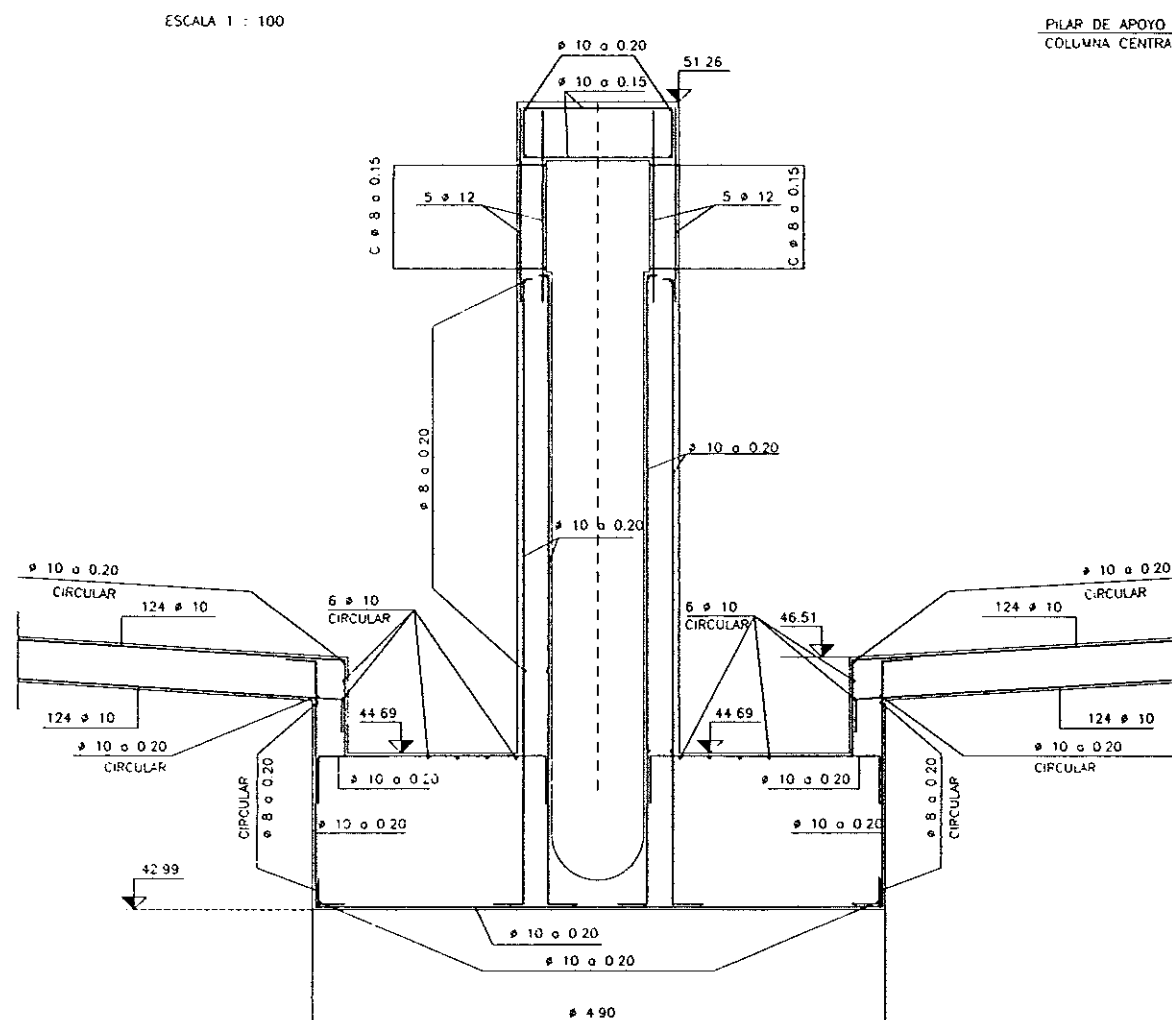

PILAR DE APOYO CENTRAL

ESCALA = 10

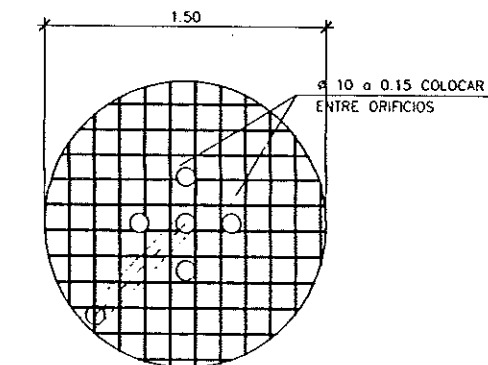

SECCION I-I
ARMADURA EN CABEZA DE COLUMNA CENTRAL

ESCALA = 1:20

SECCION B-B

ESCALA = 1:30

SECCION C-C

ESCALA = 1:25



DIPUTACION GENERAL DE ARAGON

DEPARTAMENTO DE ORDENACION TERRITORIAL
OBRAS PUBLICAS Y TRANSPORTES
DIRECCION GENERAL DEL AGUA

EMPRESAS CONSTRUCTIVAS (UTE)

IDECONSA

ASTEISA

LOS INGENIEROS C.C.P. AUTORES DEL PROYECTO

JOSE MARIA HERNANDEZ MELNDEZ



SUSTITUTO A

SUSTITUTO POR

PROYECTO

ESTACION DEPURADORA DE AGUAS RESIDUALES DE HUESCA

CLAVE EXPEDIENTE

23 S 02

Nº PLANO

15.3

ESCALA

S/P

DESIGNACION DE PLANO


DECANTADOR SECUNDARIO ARMADURAS

FECHA


JUNIO-96

PAGINA


58

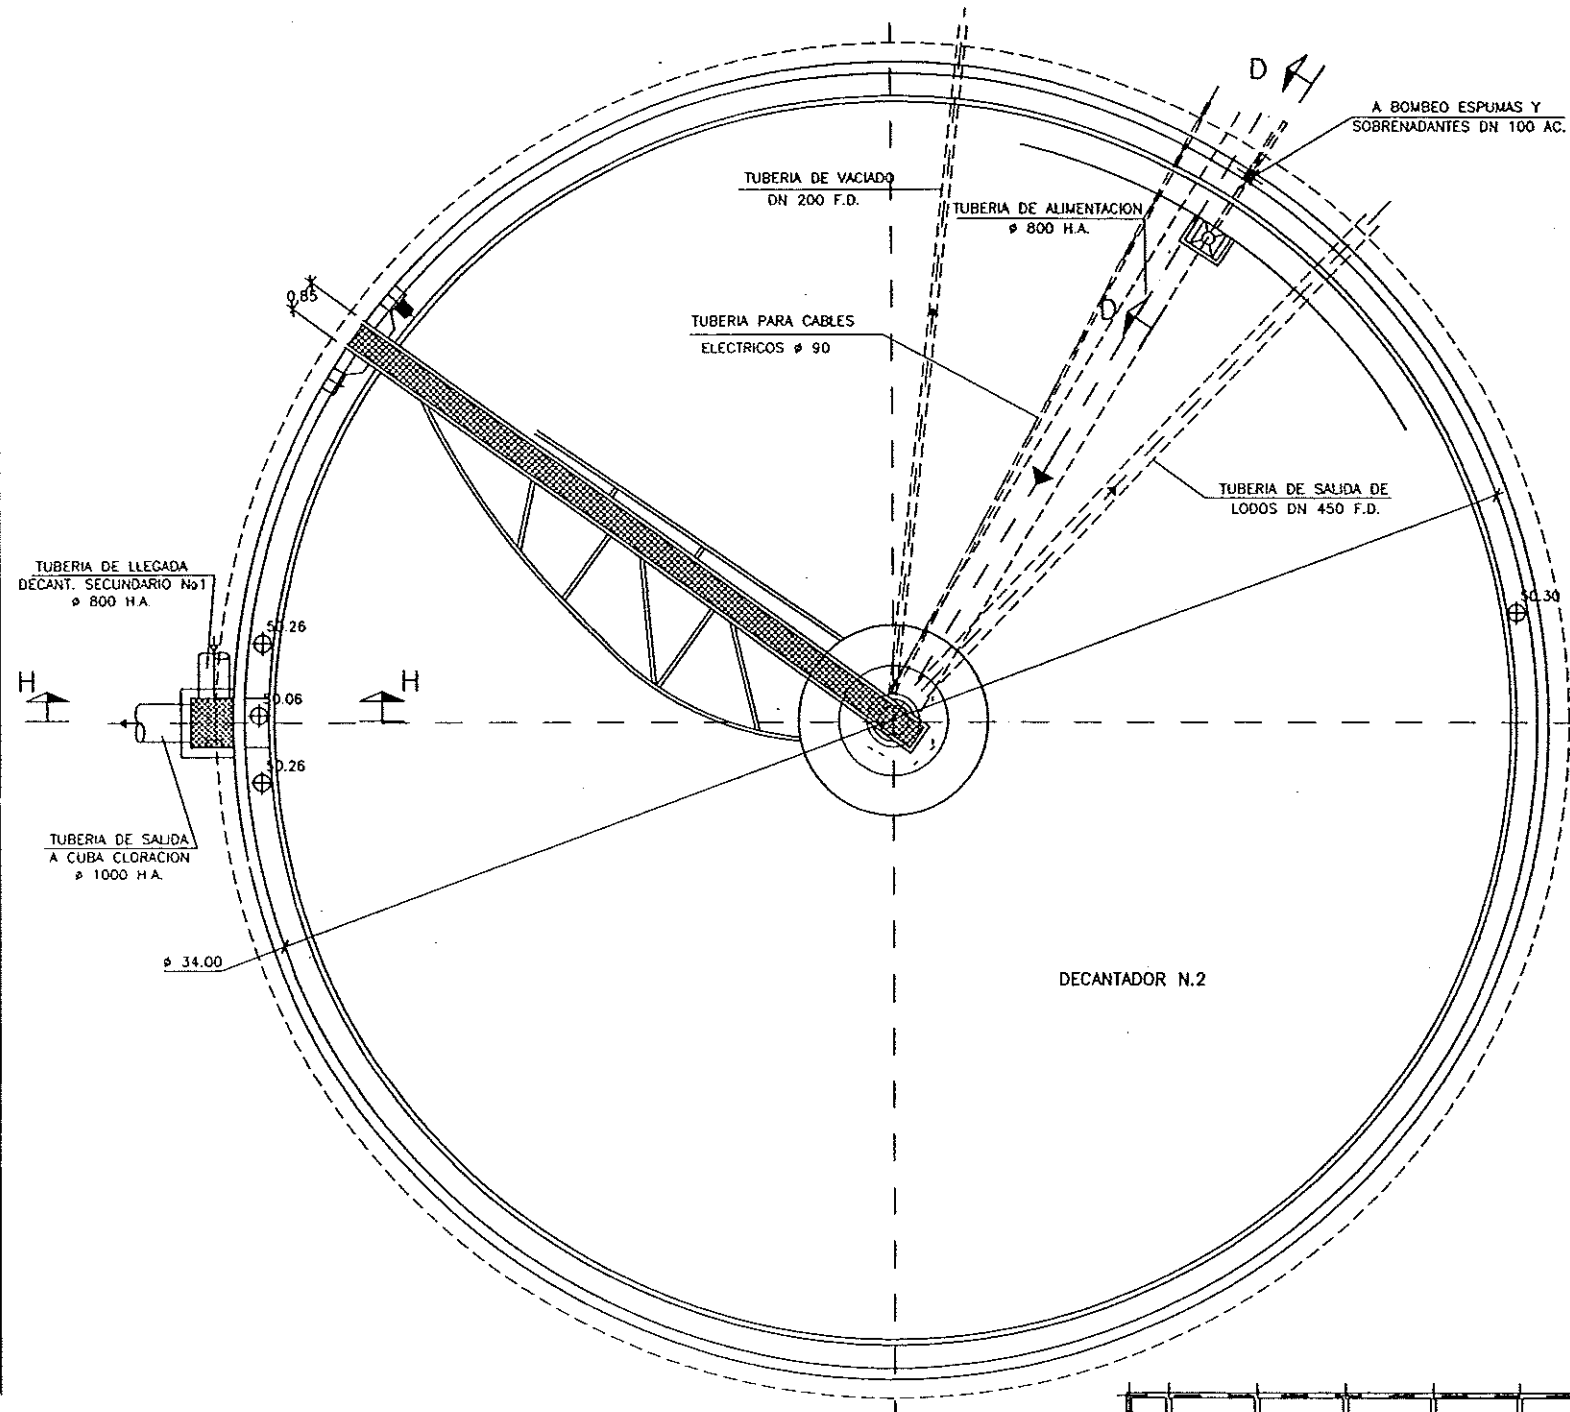


PLANTA
E=1:100

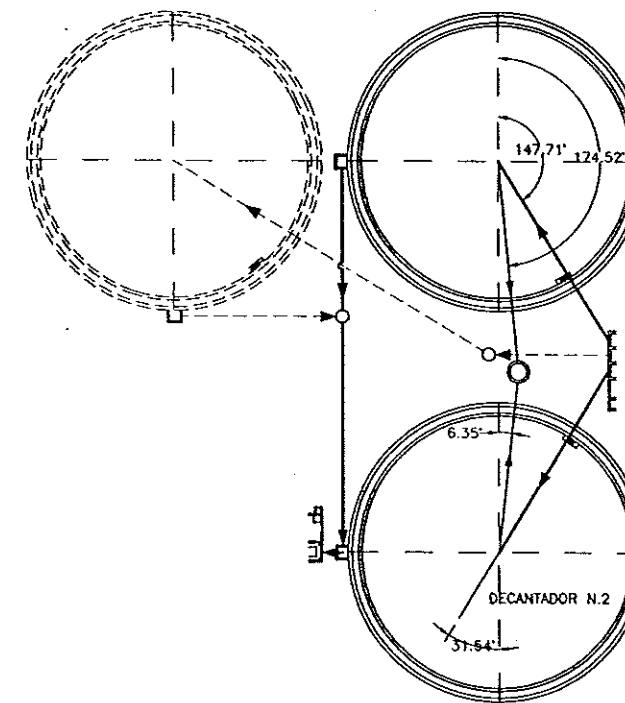

PLANTA CLAVE AGUA Y
VACIADOS
S/E

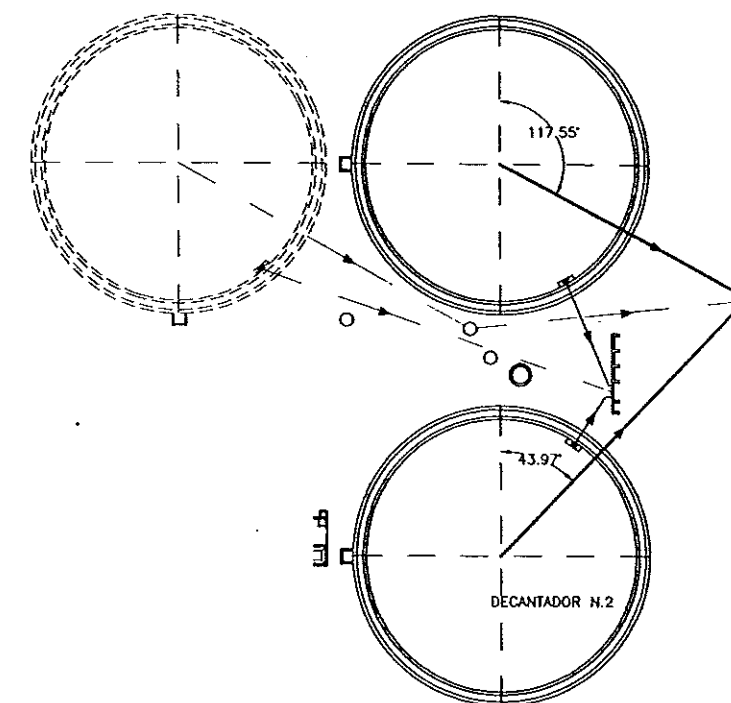

PLANTA CLAVE FANGOS Y
SOBRENADANTES
S/E

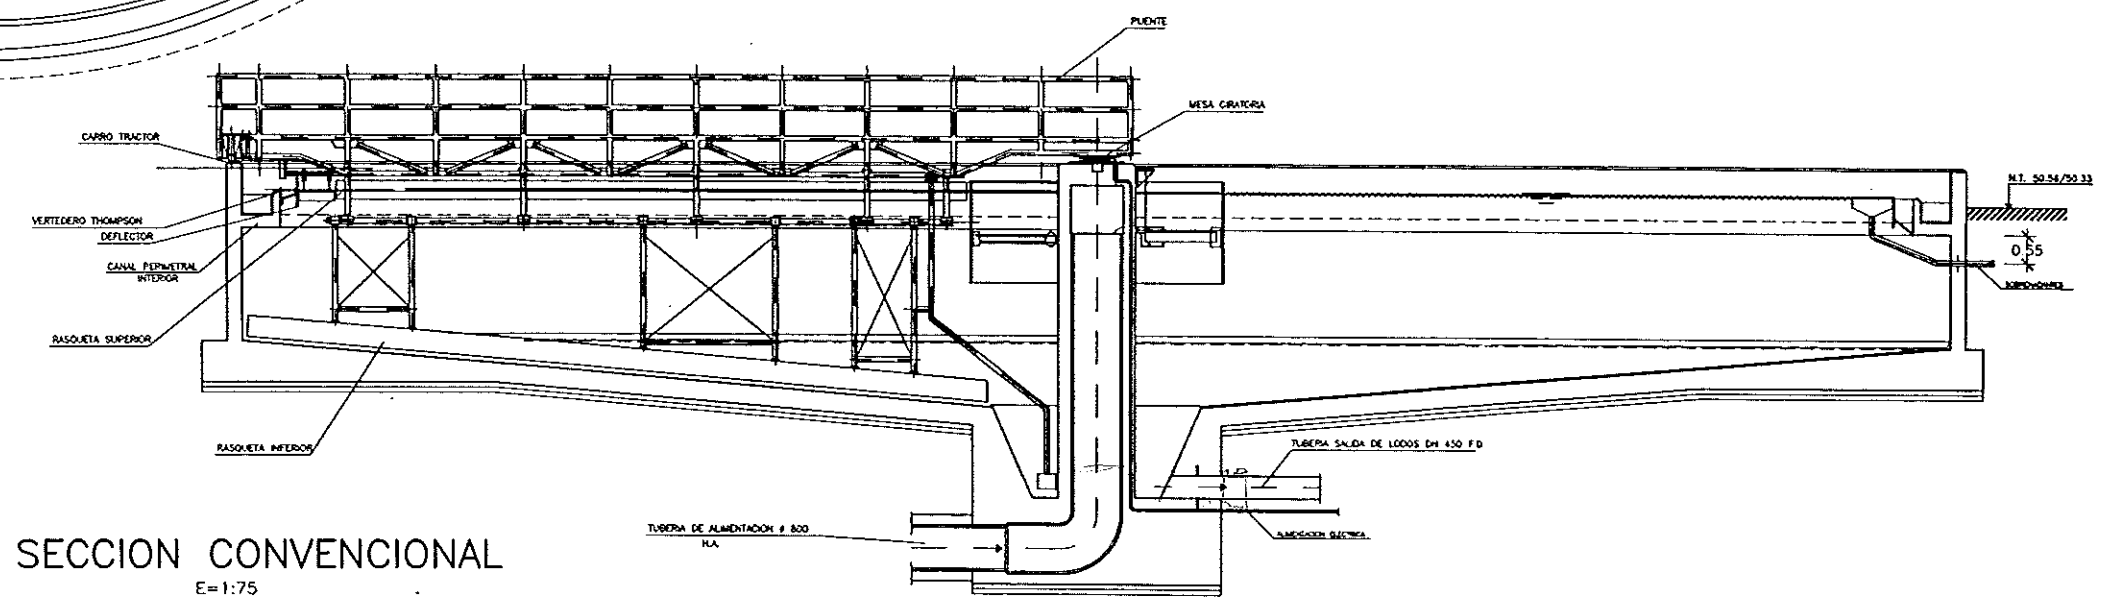

SECCION CONVENCIONAL
E=1:75



DIPUTACION
GENERAL
DE ARAGON

DEPARTAMENTO DE ORDENACION TERRITORIAL
OBRAS PUBLICAS Y TRANSPORTES
DIRECCION GENERAL DEL AGUA

EMPRESAS CONSTRUCTIVAS (S.A.)



LOS INGENIEROS C.E.P. AUTORES DEL PROYECTO

D. JOSE MARIA HERNANDEZ MELNCEZ



SUSTITUYE A

SUSTITUIDO POR

PROYECTO

ESTACION DEPURADORA DE
AGUAS RESIDUALES DE
HUESCA

CLAVE EXPEDIENTE

23.S.02

Nº PLANO

15.4

ESCALA

S/P

DESIGNACION DE PLANO






DECANTADOR SECUNDARIO
EQUIPOS MECANICOS

FECHA

JUNIO-96

PAGINA

59

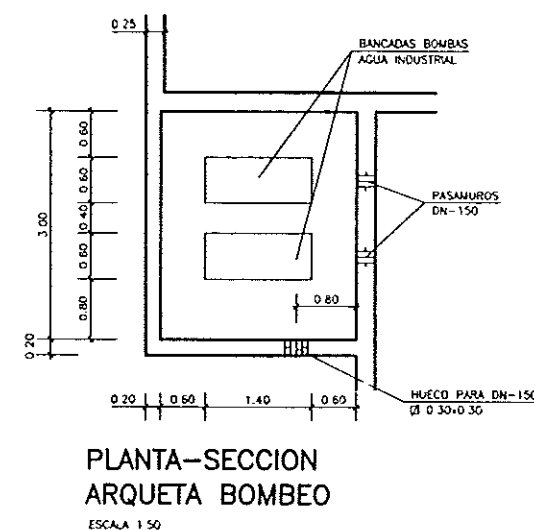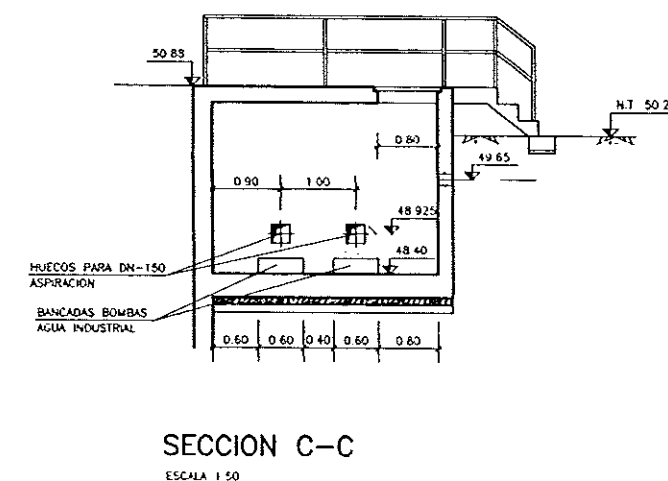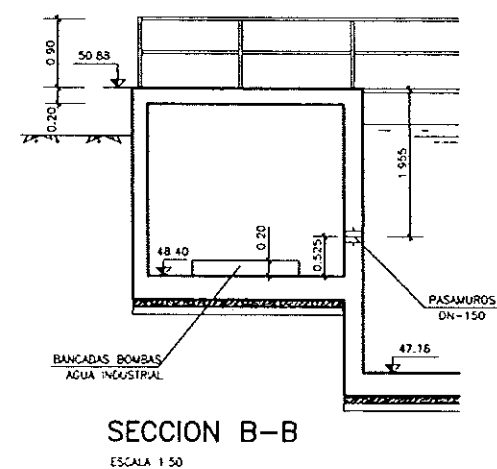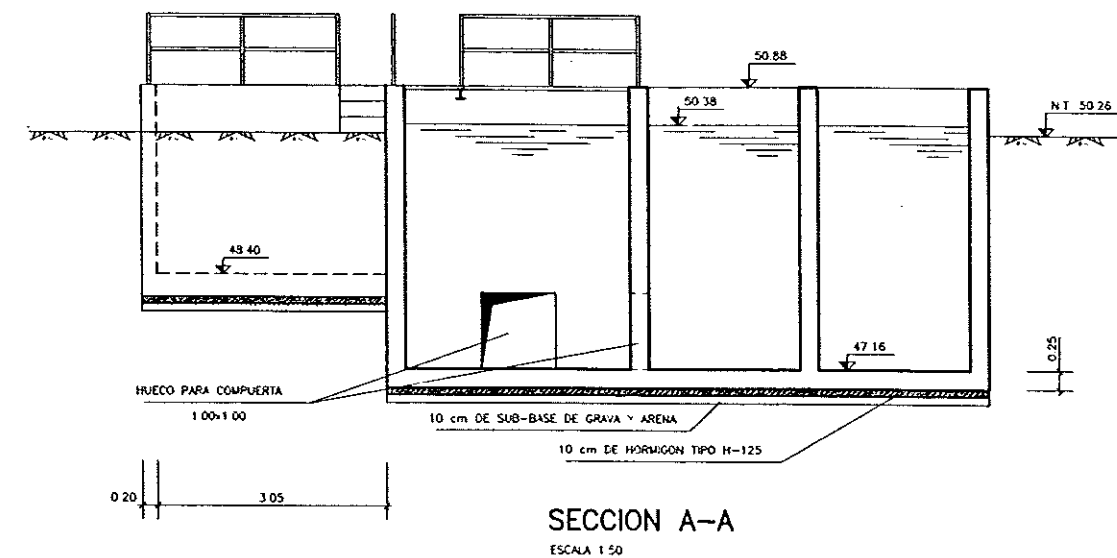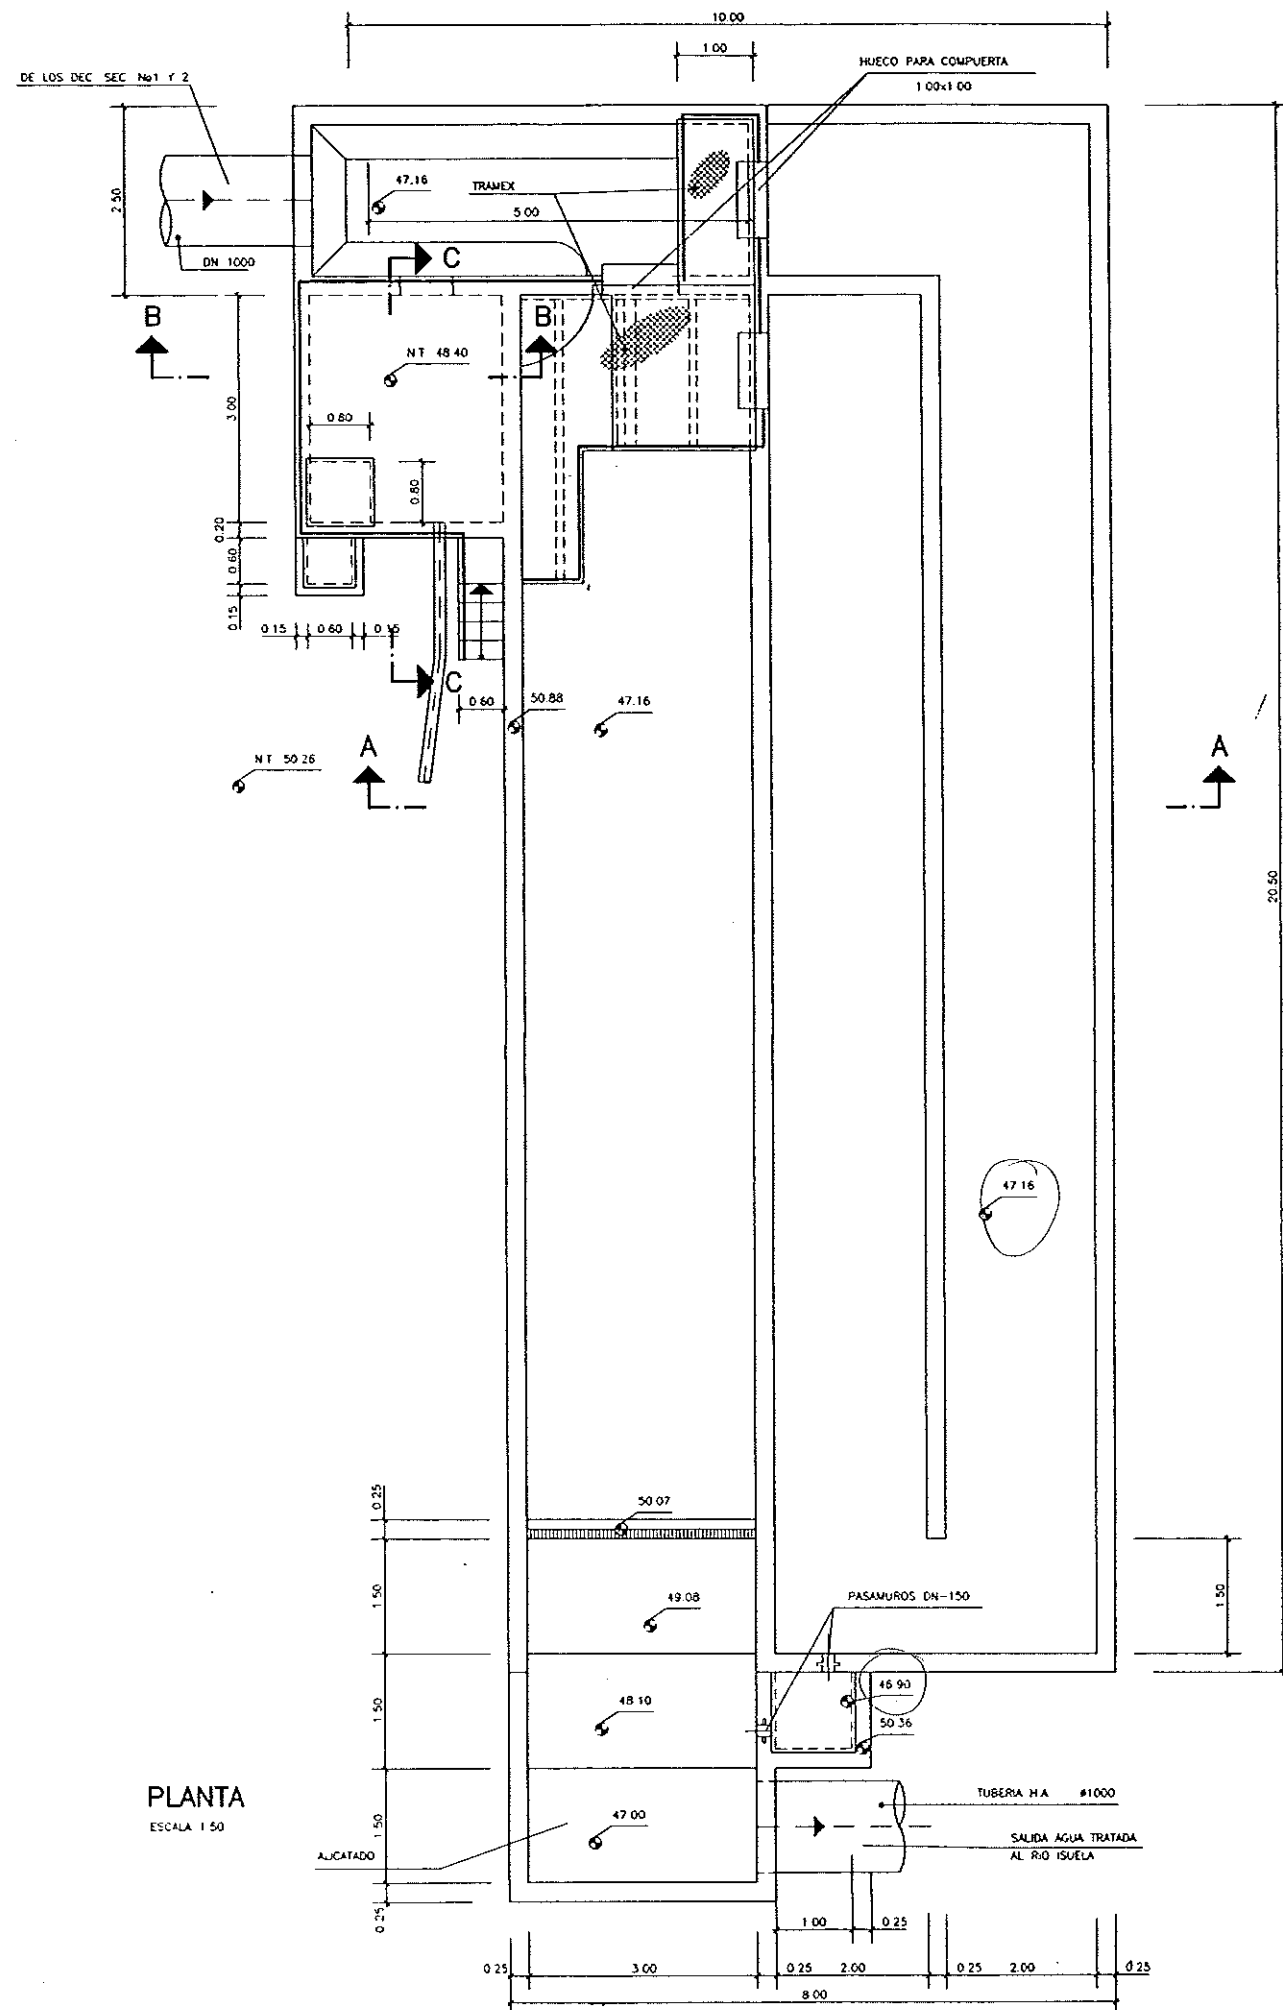

DIPUTACION
GENERAL
DE ARAGON

DEPARTAMENTO DE ORDENACION TERRITORIAL
OBRAS PUBLICAS Y TRANSPORTES
DIRECCION GENERAL DEL AGUA


EMPRESA CONSTRUCTORA (UTE)

IDECONSA

ASTEISA
Tratamiento de Aguas S.A.

LOS INGENIEROS C.C.P. AUTORES DEL PROYECTO

D. JOSE MARIA HERNANDEZ MELNDEZ
D. CARLOS LINARES MERRAO

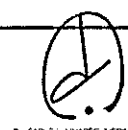

SUSTITUIR A

SUSTITUIDO POR

PROYECTO

ESTACION DEPURADORA DE
AGUAS RESIDUALES DE
HUESCA

CLAVE EXPEDIENTE

23.S.02

Nº PLANO

16.1

ESCALA

1/50

DESIGNACION DE PLANO

CUBA DE CLORACION
DEFINICION GEOMETRICA

FECHA

JUNIO-96

PAGINA


60

ELEMENTOS	MATERIALES					EJECUCION
	HORMIGON		ACERO			
	TIPO	CONTROL	TIPO	CONTROL	CONTROL	
LIMPIEZA Y NIVELACION	H-125	NORMAL	1.5			NORMAL 1.6
CIMENTACION, SOLERA Y ALZADOS	H-250	NORMAL	1.5	AEH-400N	NORMAL 1.15	NORMAL 1.6


NOTAS

0 Las longitudes de solape y anclaje no indicado en los planos se ejecutaron de acuerdo con la INSTRUCCION ES-91


0 El recubrimiento minimo de las armaduras principales nunca sera menor de 4 cm

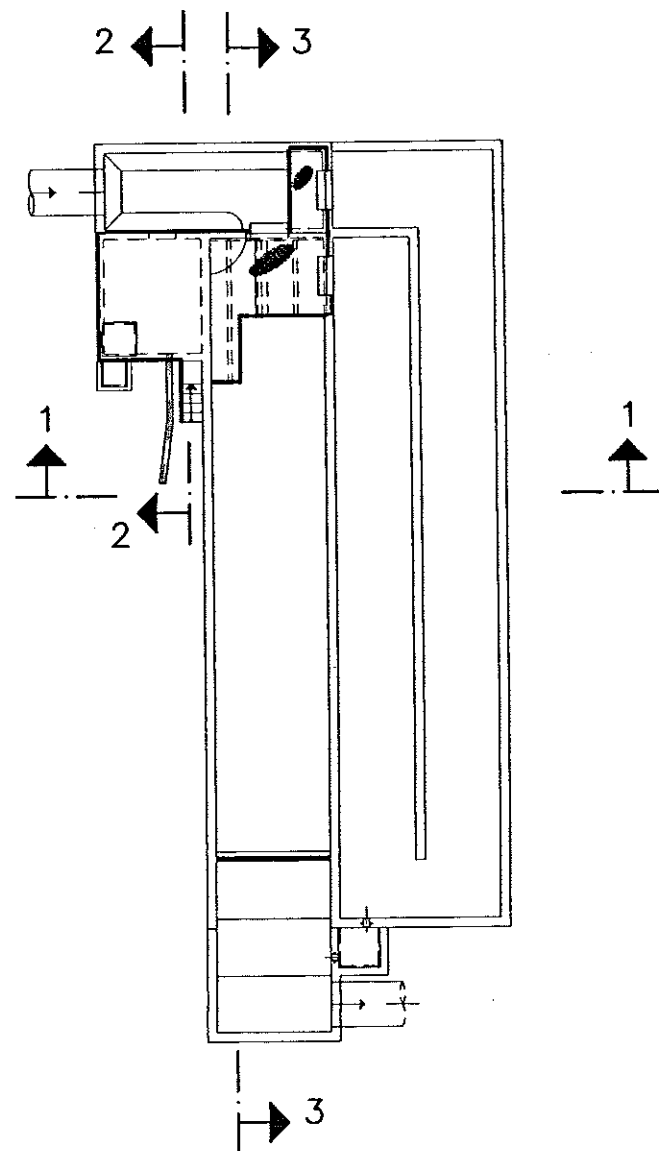


PLANTA CLAVE
ESCALA 1 : 100

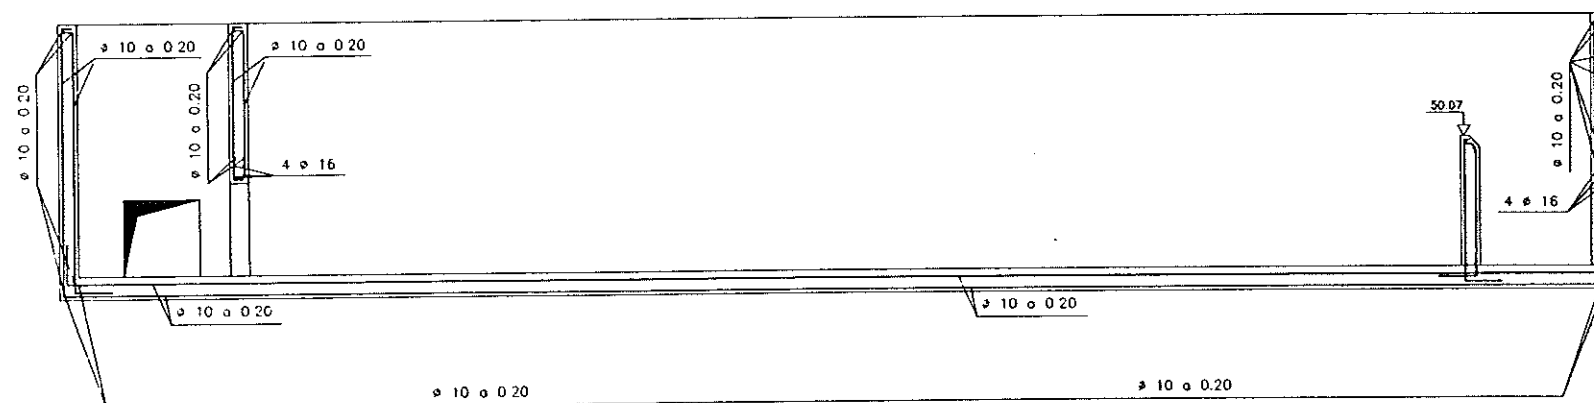

SECCION 3-3
ESCALA 1 : 50

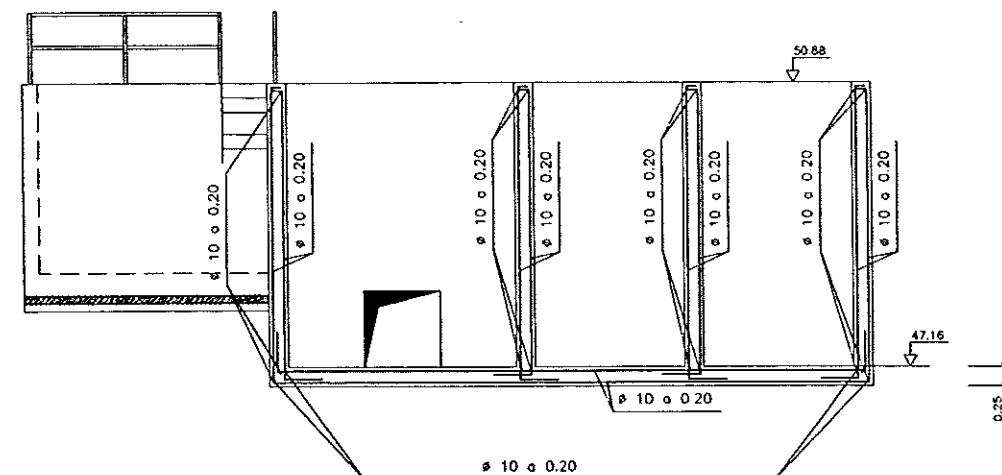

SECCION 1-1
ESCALA 1 : 50

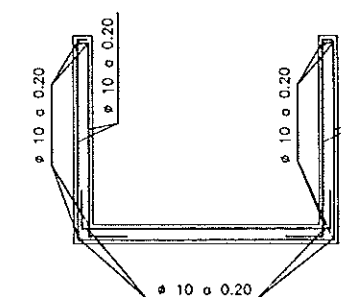

SECCION 2-2
ESCALA 1 : 50



DIPUTACION
GENERAL
DE ARAGON

DEPARTAMENTO DE ORDENACION TERRITORIAL
OBRAS PUBLICAS Y TRANSPORTES
DIRECCION GENERAL DEL AGUA

EMPRESAS CONSTRUCTORA (UTE)



ASTEISA
Tratamiento de Aguas S.A.

LOS INGENIEROS C.C.P. AUTORES DEL PROYECTO

Interruption
D. JOSE MARIA HERNANDEZ MELLENDEZ



D. CARLOS UNANES MENDO

SUSTITUYE A

SUSTITUIDO POR

PROYECTO

ESTACION DEPURADORA DE
AGUAS RESIDUALES DE
HUESCA

CLAVE EXPEDIENTE

23 S.02

Nº PLANO

16.2

ESCALA

S/P

DESIGNACION DE PLANO


CUBA DE CLORACION
ARMADURAS

FECHA


JUNIO-96

PAGINA


61

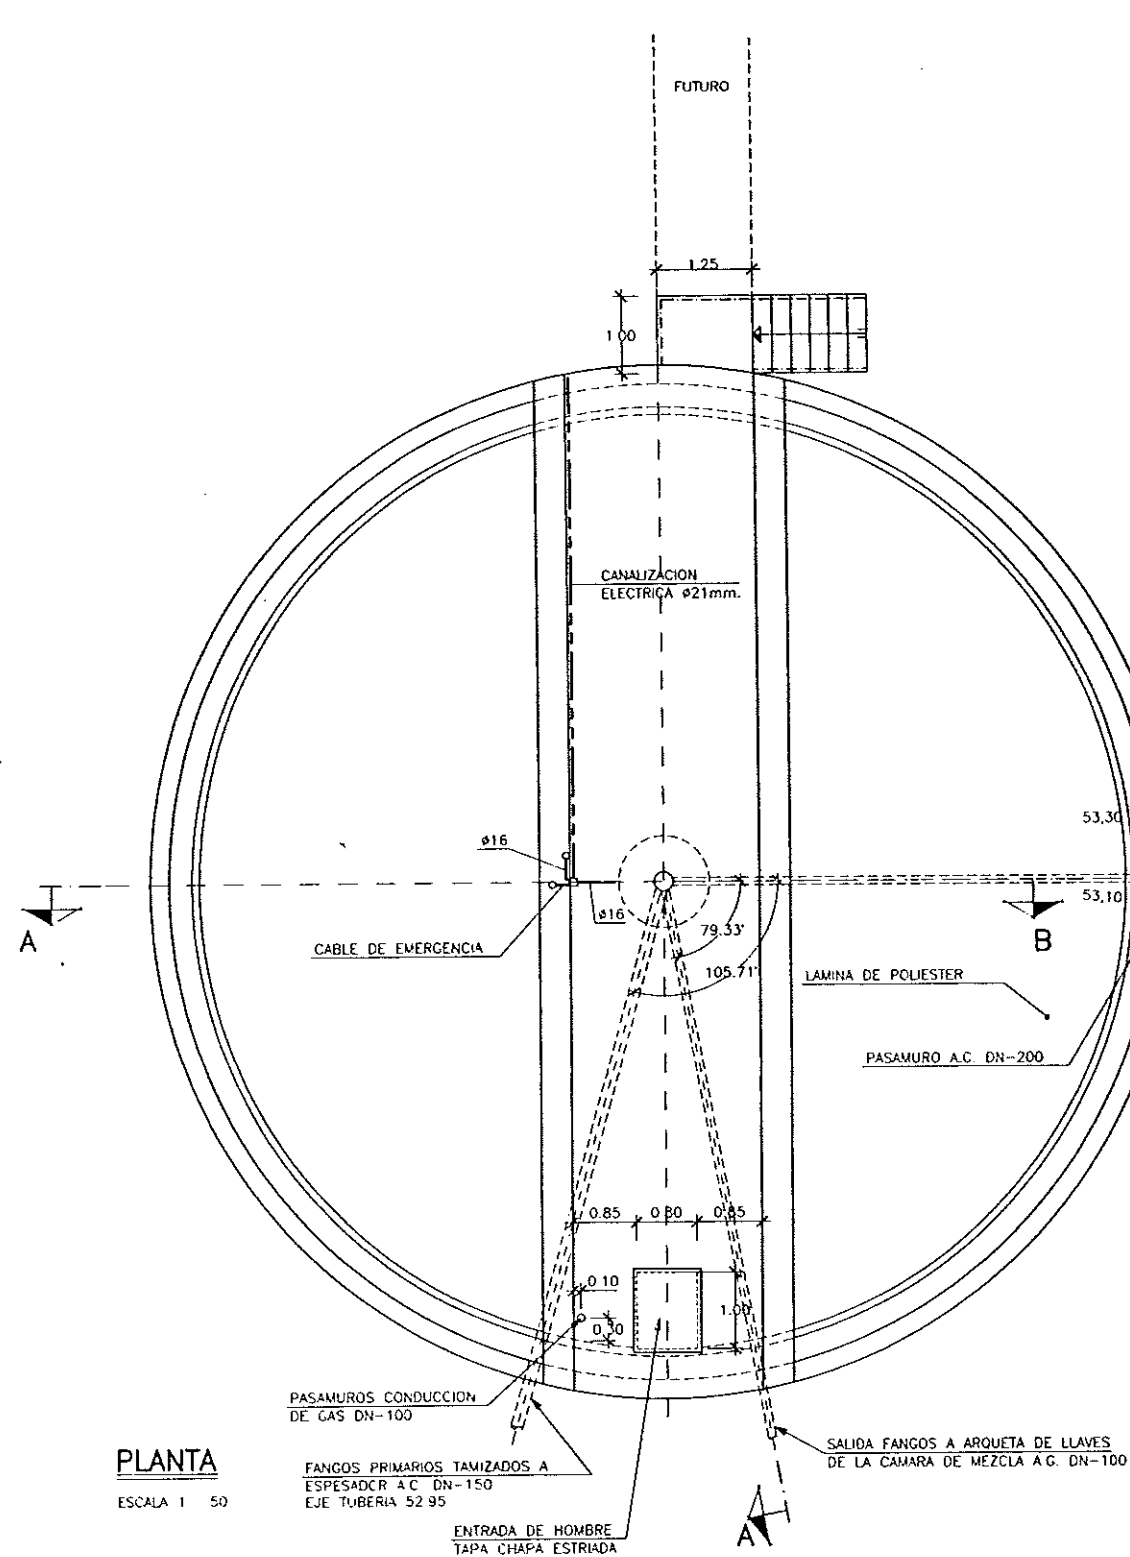


PLANTA
ESCALA 1 : 50

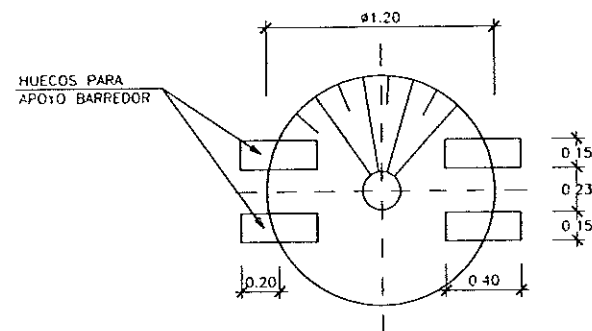


DETALLE APOYO FONDO
ESCALA 1 : 20

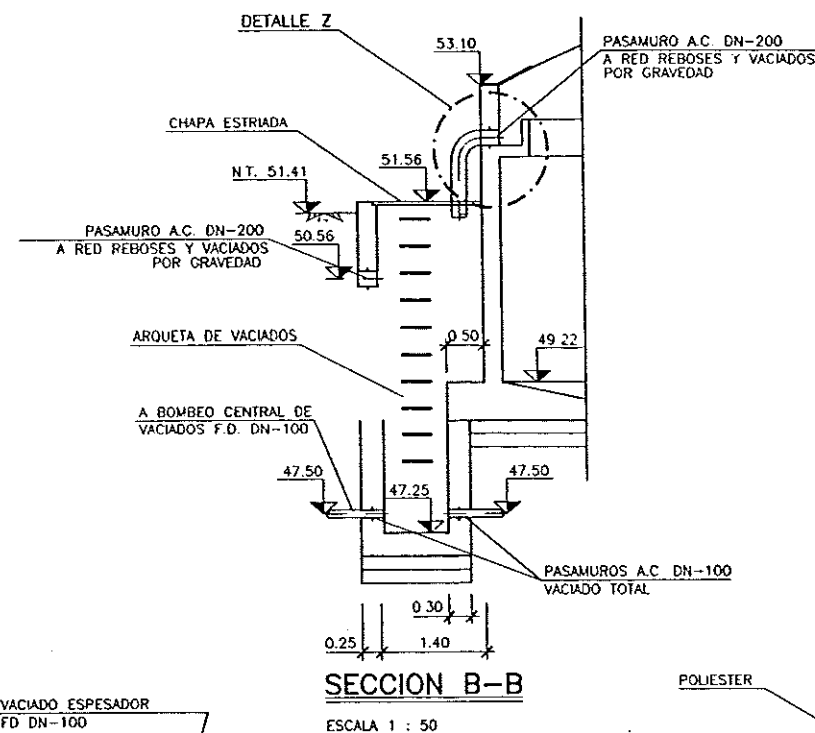


SECCION B-B
ESCALA 1 : 50

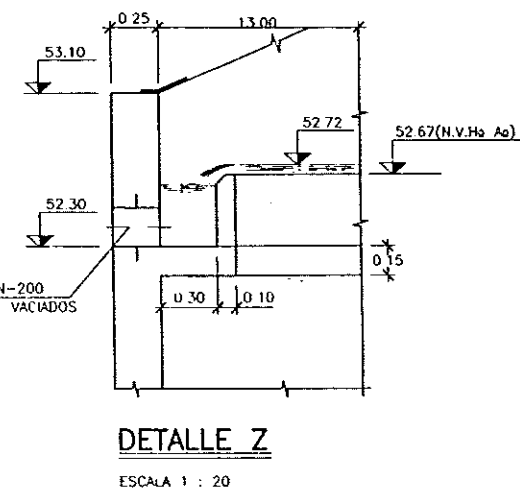


DETALLE Z
ESCALA 1 : 20

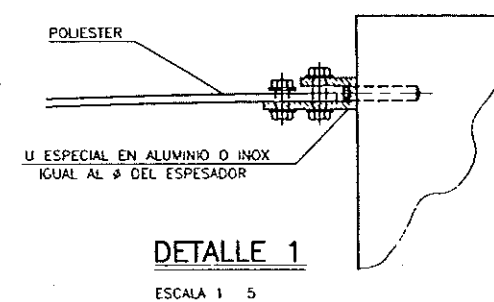


DETALLE 1
ESCALA 1 : 5

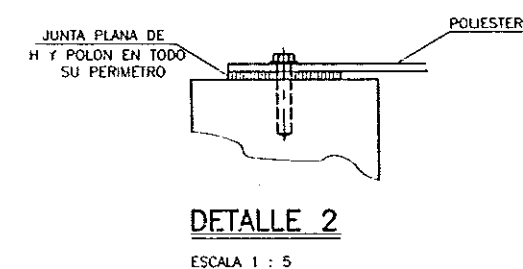

DETALLE 2
ESCALA 1 : 5

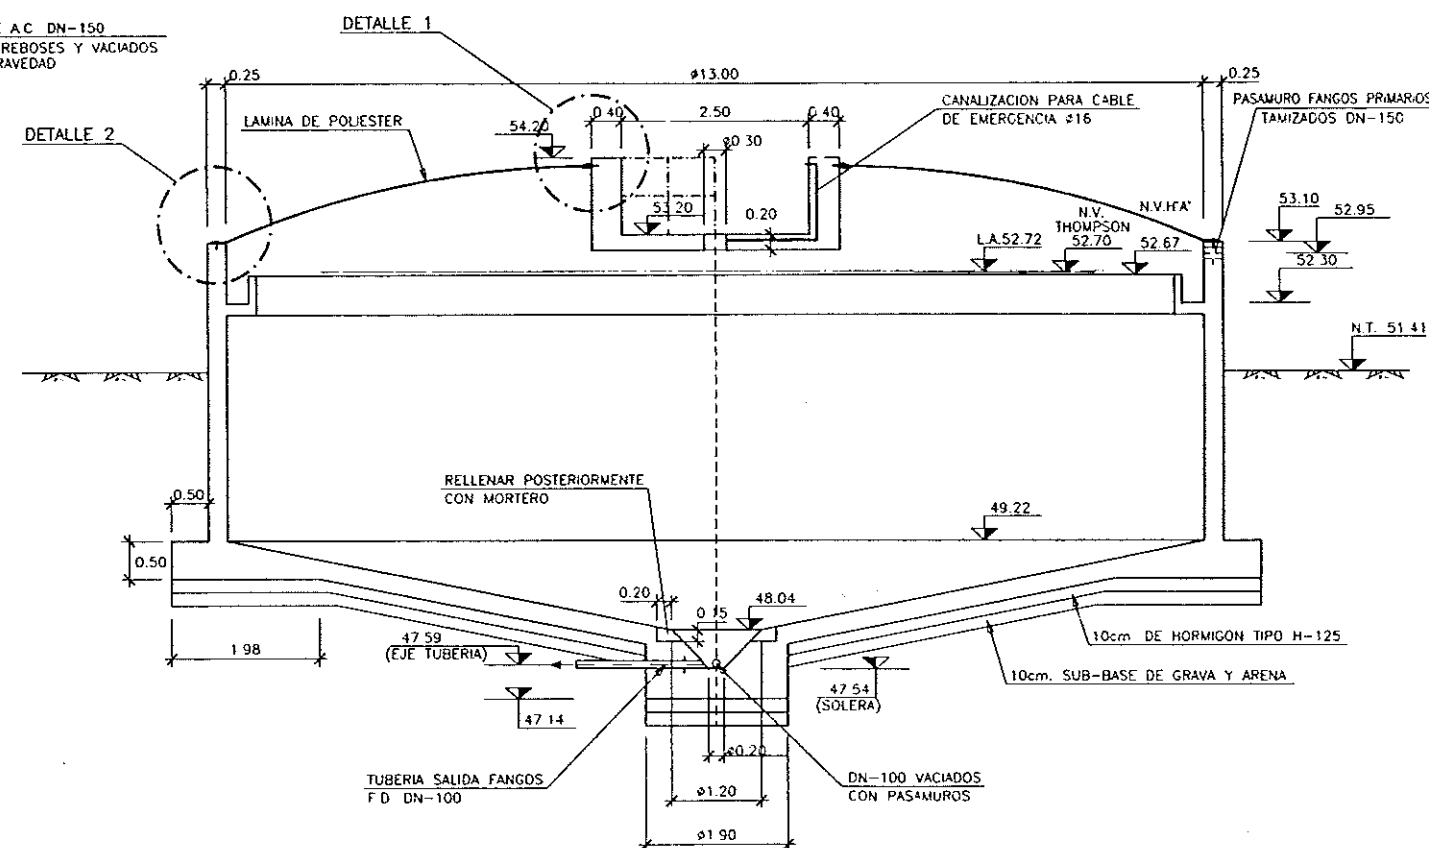

SECCION A-A
ESCALA 1 : 50

 

**DIPUTACION
GENERAL
DE ARAGON**

DEPARTAMENTO DE ORDENACION TERRITORIAL
OBRAS PUBLICAS Y TRANSPORTES
DIRECCION GENERAL DEL AGUA

EMPRESAS CONSTRUCTORA (S) DE

IDECONSA

ASTEISA
Tratamiento de Aguas, S.A.

LOS AGENTES C.C.P. AUTORES DEL PROYECTO

LOS AGENTES C.C.P. AUTORES DEL PROYECTO

D. JOSE MARIA HERNANDEZ MELNDEZ

LOS AGENTES C.C.P. AUTORES DEL PROYECTO

LOS AGENTES C.C.P. AUTORES DEL PROYECTO

D. CARLOS LUNA DE MENDO

SUSTITUIR A

SUSTITUIR A

SUSTITUIR POR

PROYECTO

**ESTACION DEPURADORA DE
AGUAS RESIDUALES DE
HUESCA**

CLAVE EXPEDIENTE

23 S 02

Nº PLANO

17.1

ESCALA
S/P


DESIGNACION DE PLANO

**ESPESADOR DE GRAVEDAD
DEFINICION GEOMETRICA**


FECHA

JUNIO-96


PAGINA
63

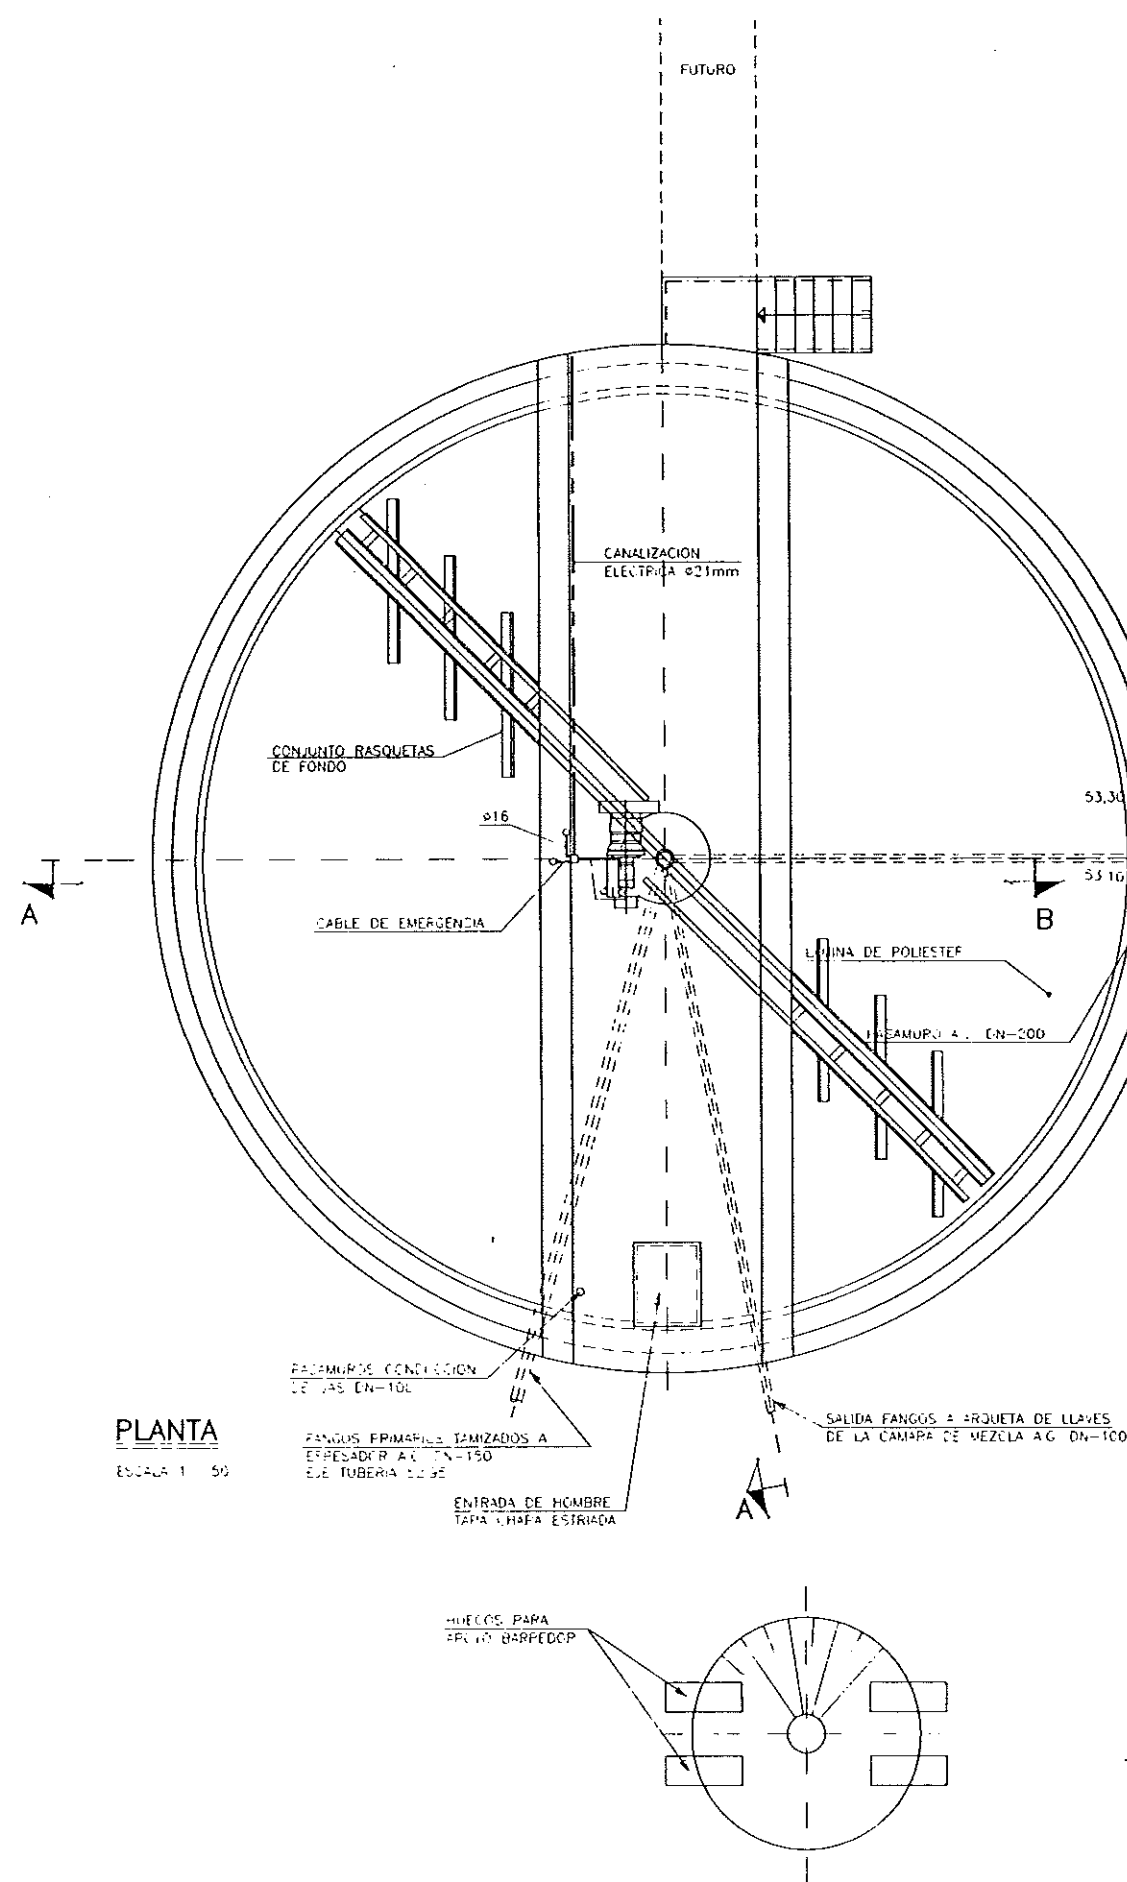




PLANTA
ESCALA 1 : 50

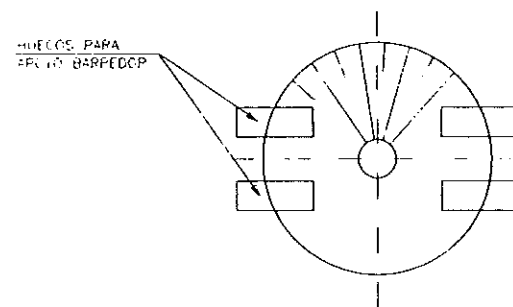


DETALLE APOYO FONDO
ESCALA 1 : 20

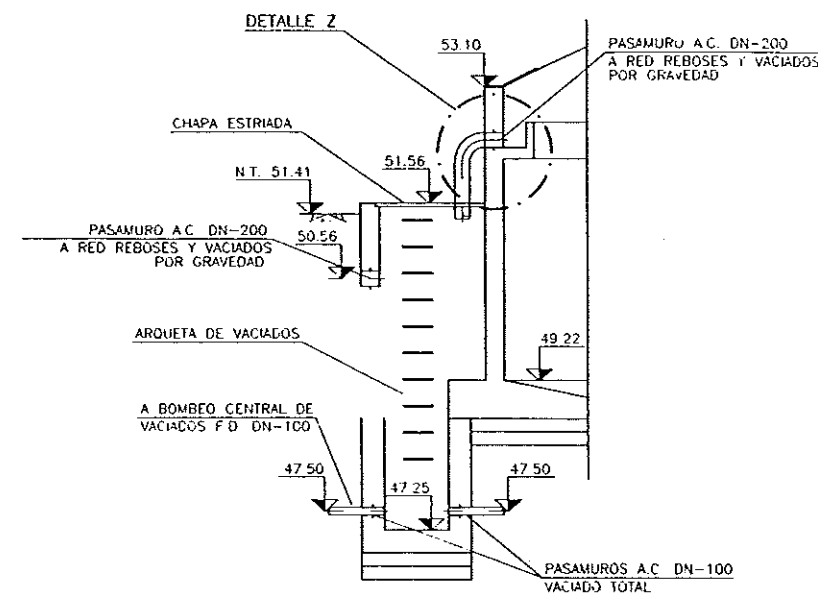

SECCION B-B
ESCALA 1 : 50

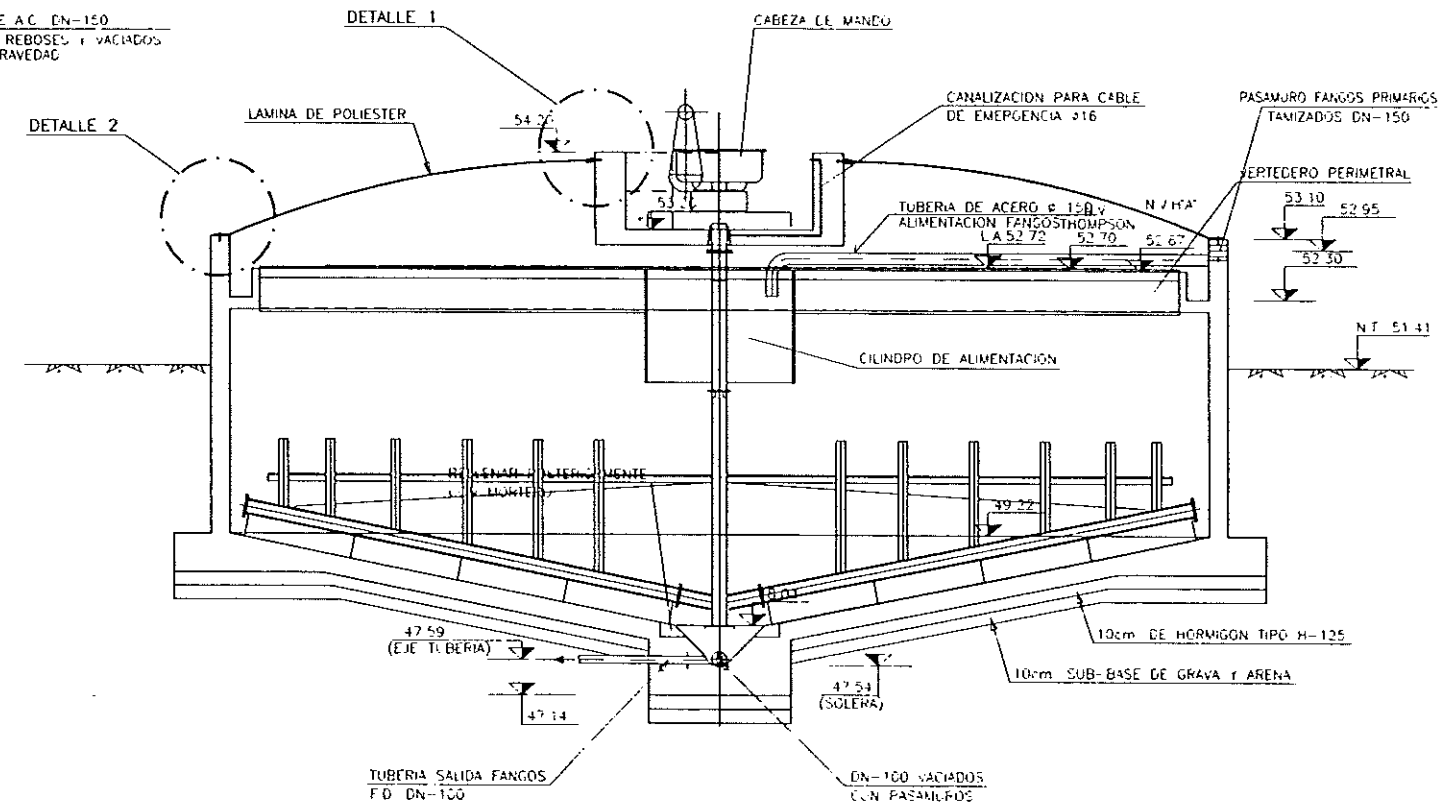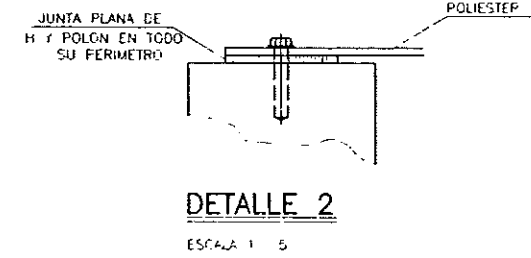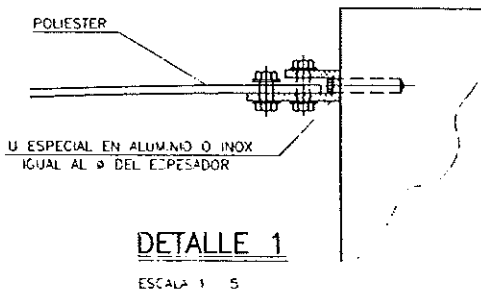

SECCION A-A
ESCALA 1 : 50

 

**DIPUTACION
GENERAL
DE ARAGON**

DEPARTAMENTO DE ORDENACION TERRITORIAL,
OBRAS PUBLICAS Y TRANSPORTES
DIRECCION GENERAL DEL AGUA



LOS ACUERDOS O.P. AUTORES DEL PROYECTO
Josefina
MAPA TECNICA DEL PROYECTO



SUSTITUYE A
SUSTITUIDO POR

**ESTACION DEPURADORA DE
AGUAS RESIDUALES DE
HUESCA**


CLASE EXISTENTE
23-0-01

Nº PLANO
17.3
S/P


RESUMEN DE PLANO

**ESPESADOR DE GRAVEDAD
EQUIPOS MECANICOS**


FECHA
JUNIO-96
PÁGINA
65

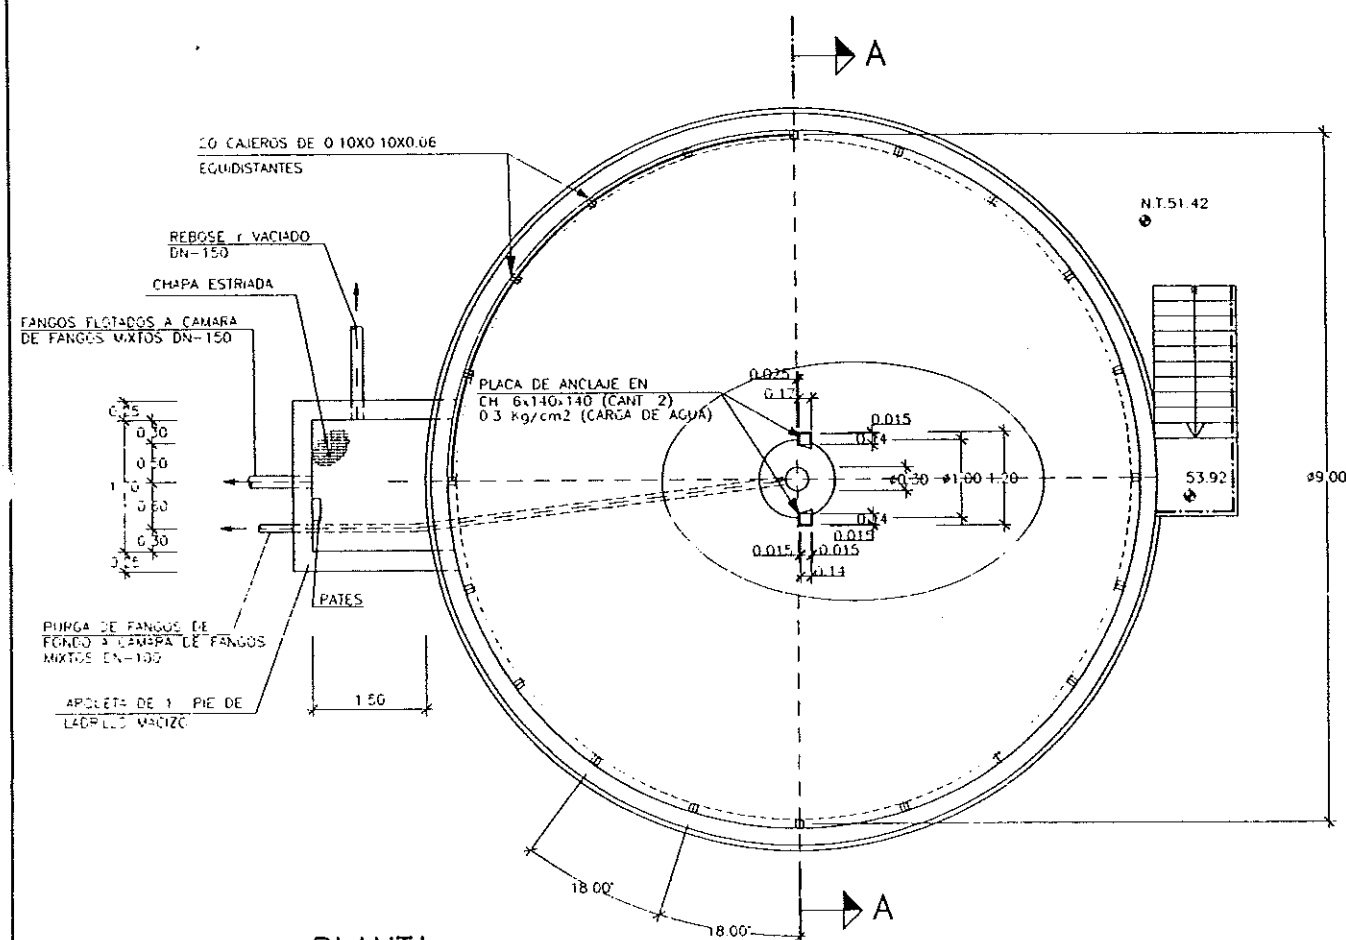


PLANTA
ESCALA 1 : 50

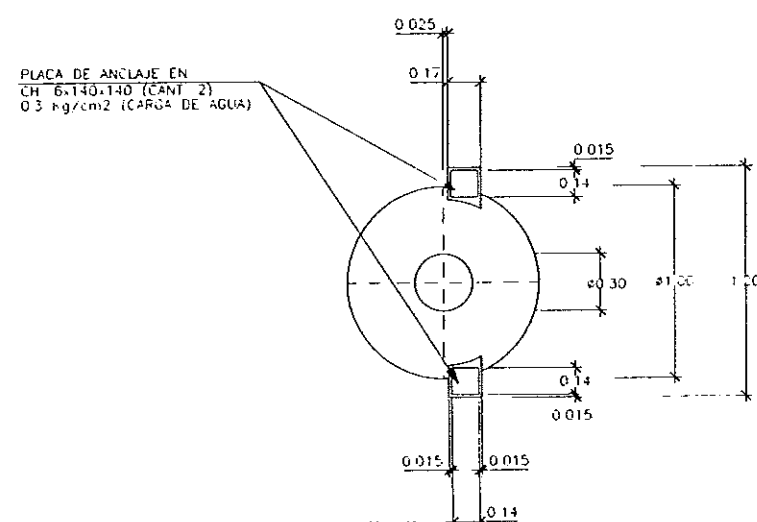

DETALLE "2"
ESCALA 1 : 20

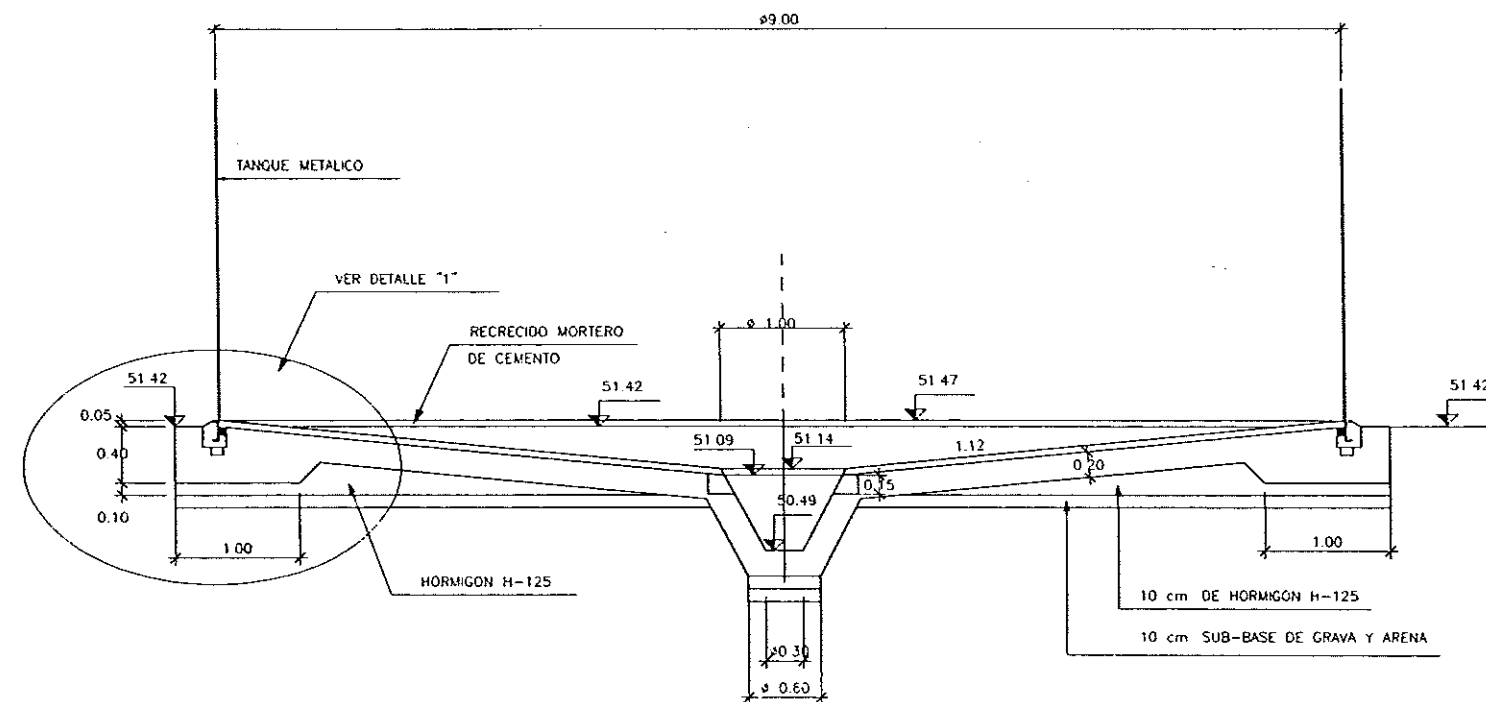

SECCION A-A
ESCALA 1 : 30

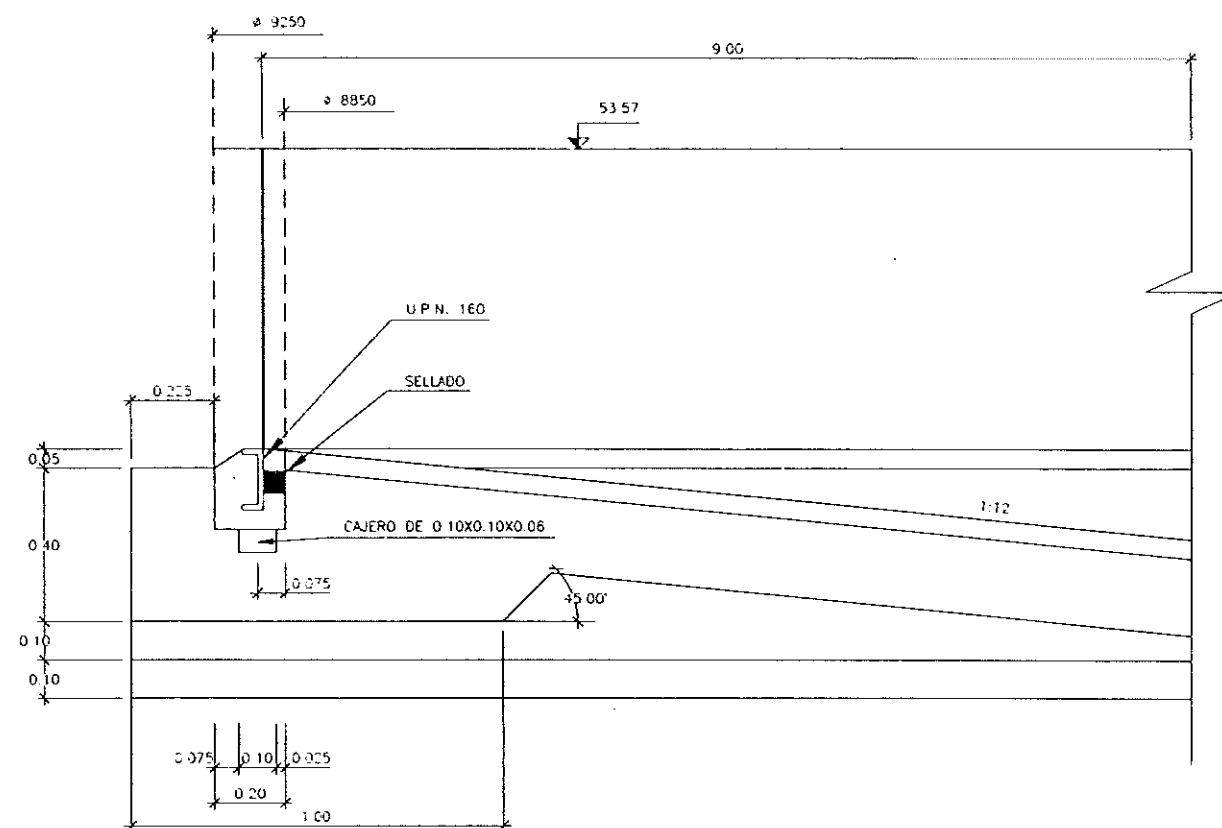

DETALLE "1"
ESCALA 1 : 10



DIPUTACION
GENERAL
DE ARAGON

DEPARTAMENTO DE ORDENACION TERRITORIAL
OBRAS PUBLICAS Y TRANSPORTES
DIRECCION GENERAL DEL AGUA

EMPRESA CONSTRUCTORA (I+D+D)

DECONSA

ASTEISA
Tratamiento de Aguas S.A.

LOS INGENIEROS C.C.P. AUTORES DEL PROYECTO

J. M. S. F. J. M. S. F.

LOS INGENIEROS C.C.P. AUTORES DEL PROYECTO

SUSTITUYE A

SUSTITUCION POR

PROYECTO

ESTACION DEPURADORA DE
AGUAS RESIDUALES DE
HUESCA

CLIENTE EXPEDIENTE

23.S.02

Nº PLANO


18.1
ESCALA
1/50

DESIGNACION DE PLANO


ESPESADOR POR FLOTACION
DEFINICION GEOMETRICA

FECHA


JUNIO-96
PAGINA
66

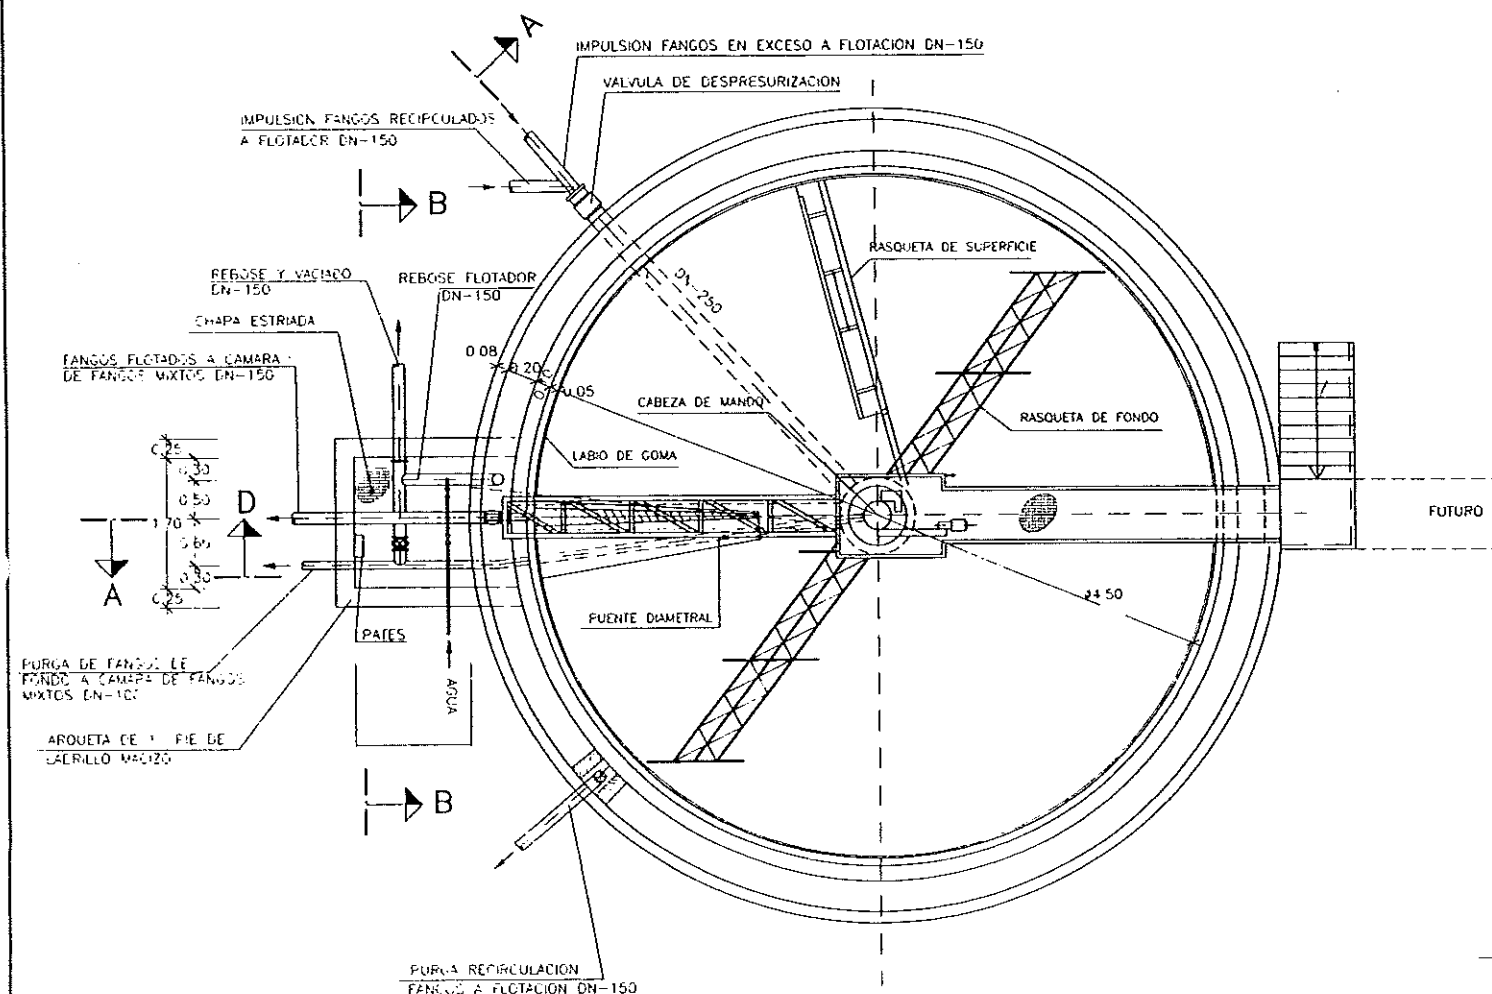


PLANTA
ESCALA 1 : 50

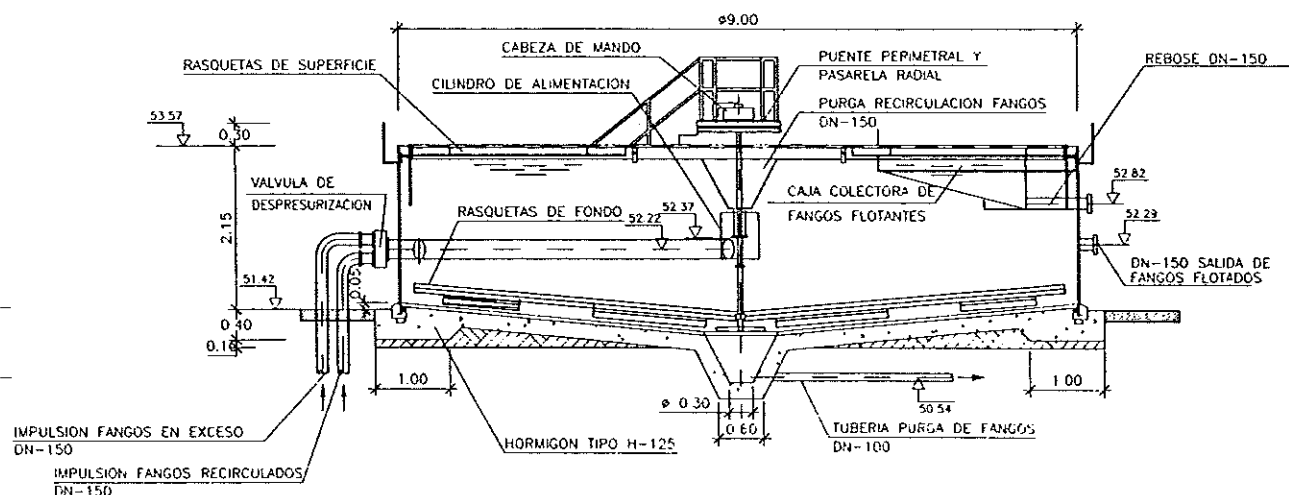

SECCION A-A
ESCALA 1 : 50

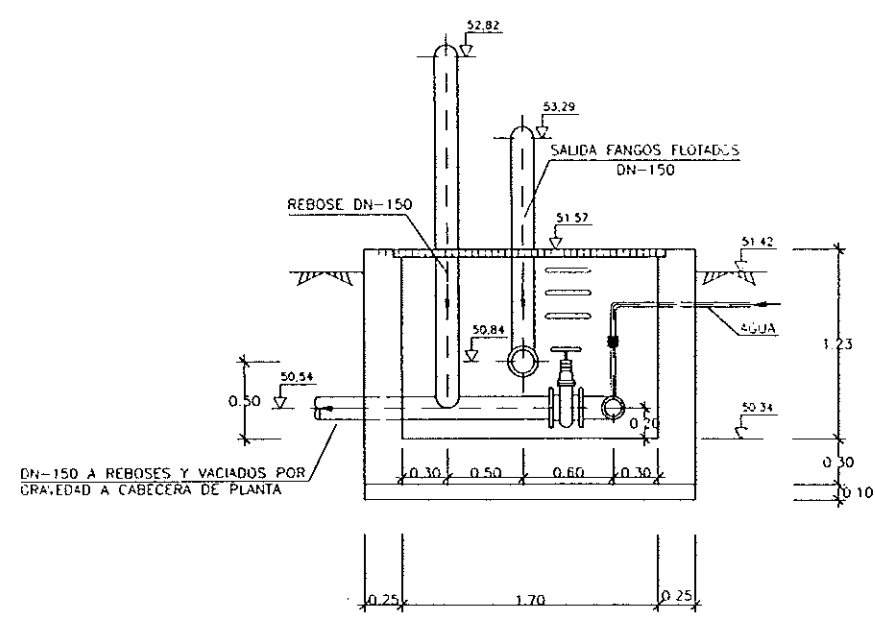

SECCION B-B
ESCALA 1 : 25

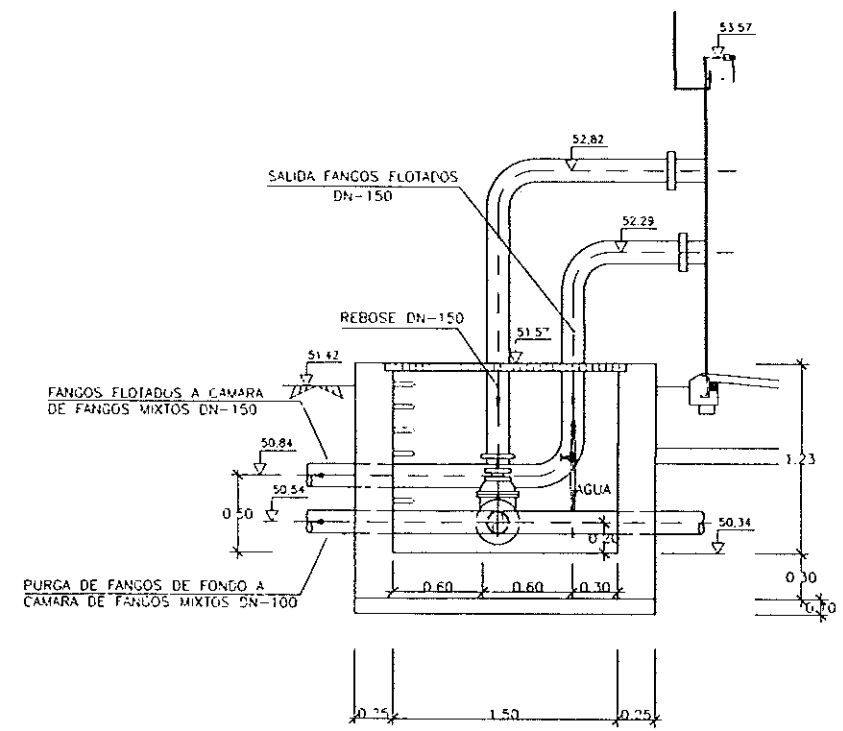

SECCION D-D
ESCALA 1 : 25



DIPUTACION
GENERAL
DE ARAGON

 
DEPARTAMENTO DE ORDENACION TERRITORIAL
OBRAS PUBLICAS Y TRANSPORTES
DIRECCION GENERAL DEL AGUA

EMPRESAS CONSTRUCTORA (U.T.E.)



LOS INGENIEROS C.C.P. AUTORES DEL PROYECTO

JOSE MARIA HERNANDEZ MELCHER



SUSTITUIR A



PROYECTO

ESTACION DEPURADORA DE
AGUAS RESIDUALES DE
HUESCA

CLAVE EFICIENTE

23 S 02

Nº PLANO




18.3
ESCALA
1/50

DESIGNACION DE PLANO


ESPAESADOR DE FLOTACION
PLANTA Y SECCIONES
EQUIPOS MECANICOS

FECHA


JUNIO-96
FOLIO
68

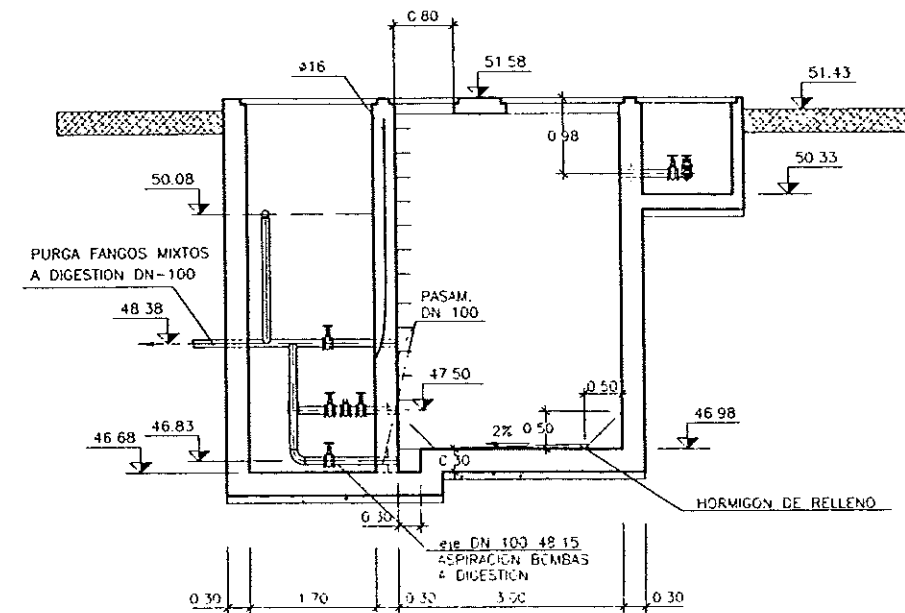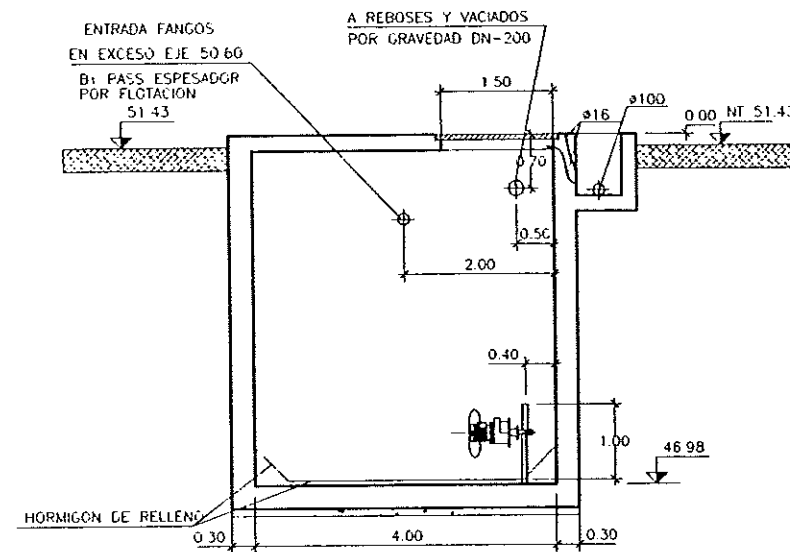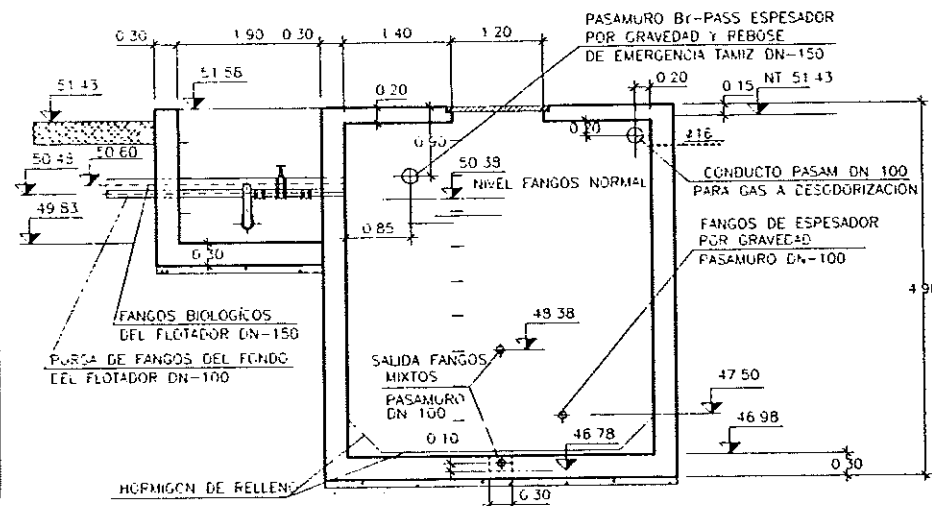



DETALLE 1 (Arqueta By-pass Flotador)

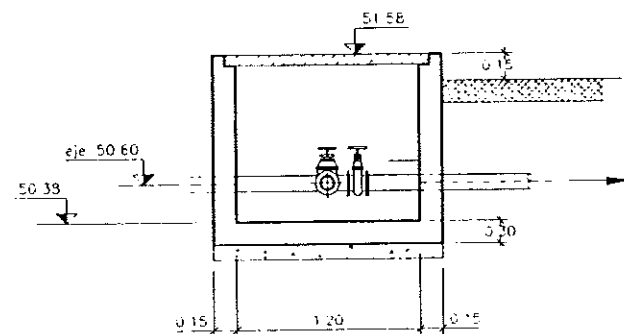

SECCION
Escala: 1:25

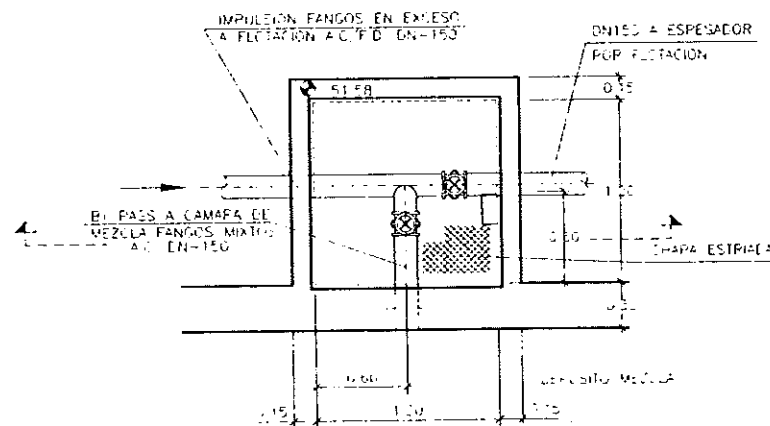

PLANTA
Escala: 1:25

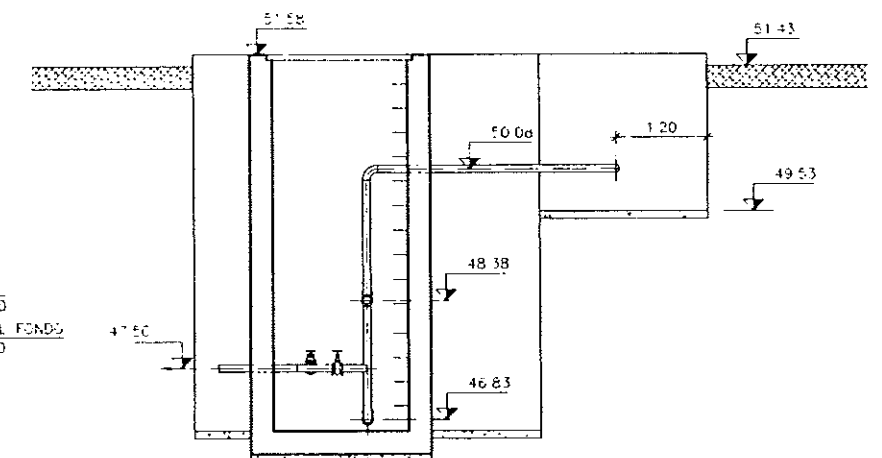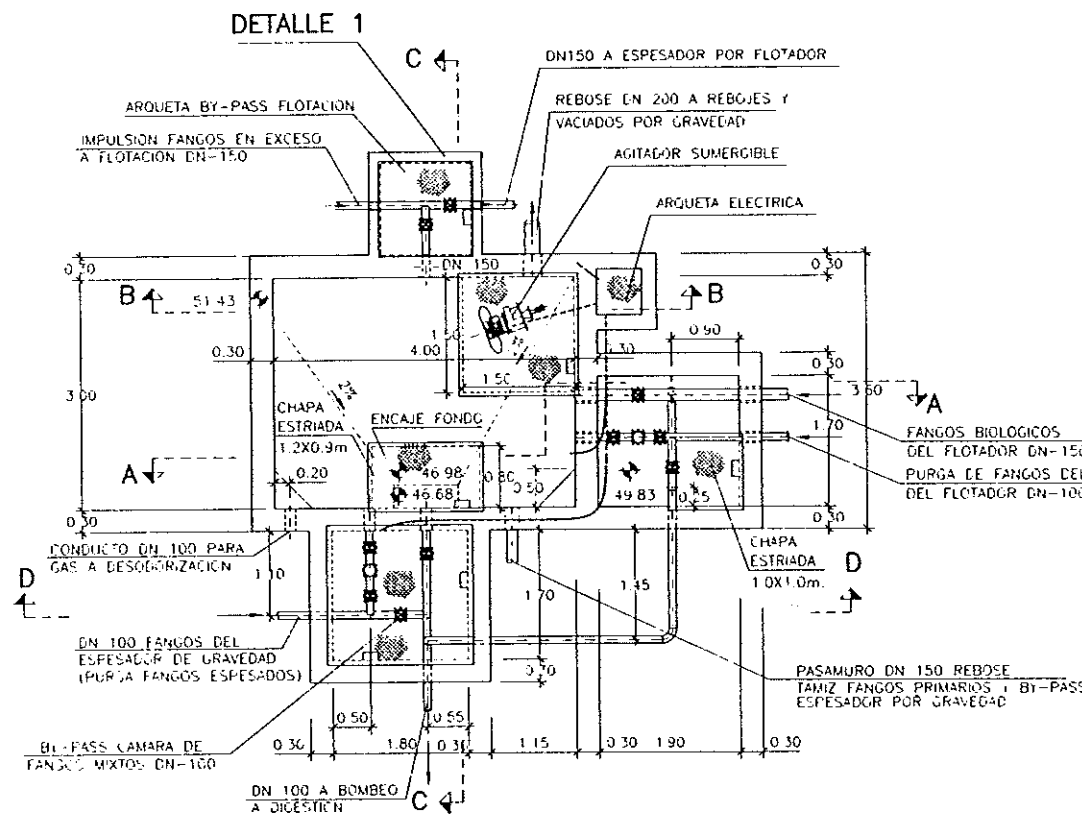

SECCION D-D
Escala: 1:50



DIPUTACION
GENERAL
DE ARAGON

DEPARTAMENTO DE ORDENACION TERRITORIAL
OBRAS PUBLICAS Y TRANSPORTES
DIRECCION GENERAL DEL AGUA



LOS ALBERGOS C.P. AUTORES DEL PROYECTO
J. M. ALBERGOS C.P. AUTORES DEL PROYECTO



SUSTITUYE A
SUSTITUYO POR

PROYECTO


ESTACION DEPURADORA DE
AGUAS RESIDUALES DE
HUESCA

PLAN EXPEDIENTE
27-02

Nº PLANO
18.4
S/P


DEFINICION DE PLANO
DEPOSITO MEZCLA DE FANGOS
DEFINICION GEOMETRICA
EQUIPOS MECANICOS

FECHA
JUNIO-96
PLAN
69

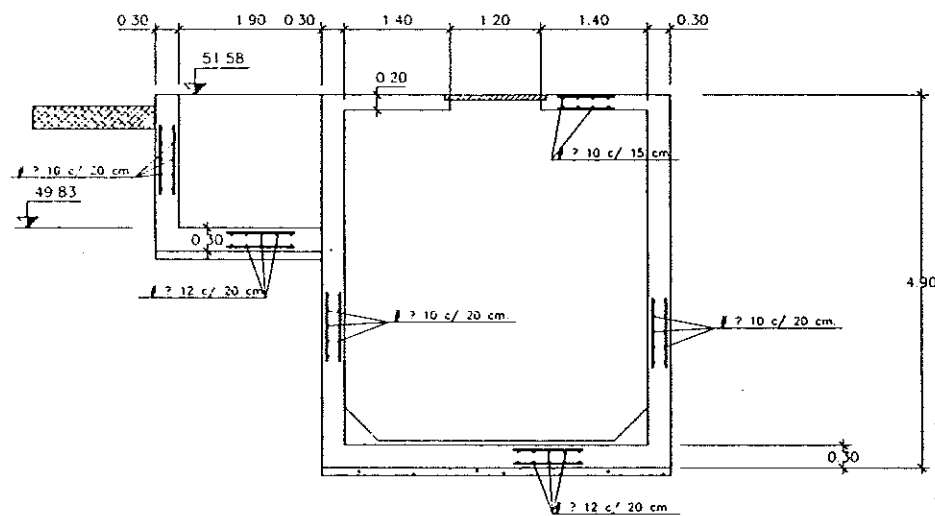


SECCION A-A

Escala 1:50

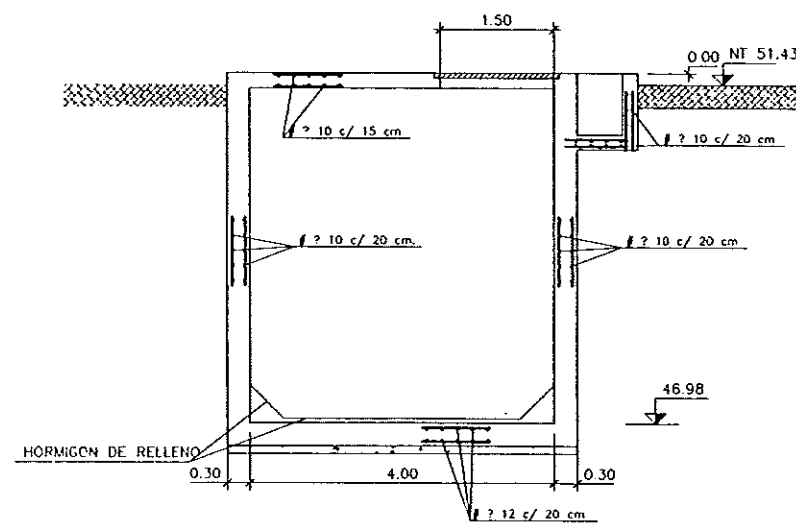

SECCION B-B


Escala 1:50

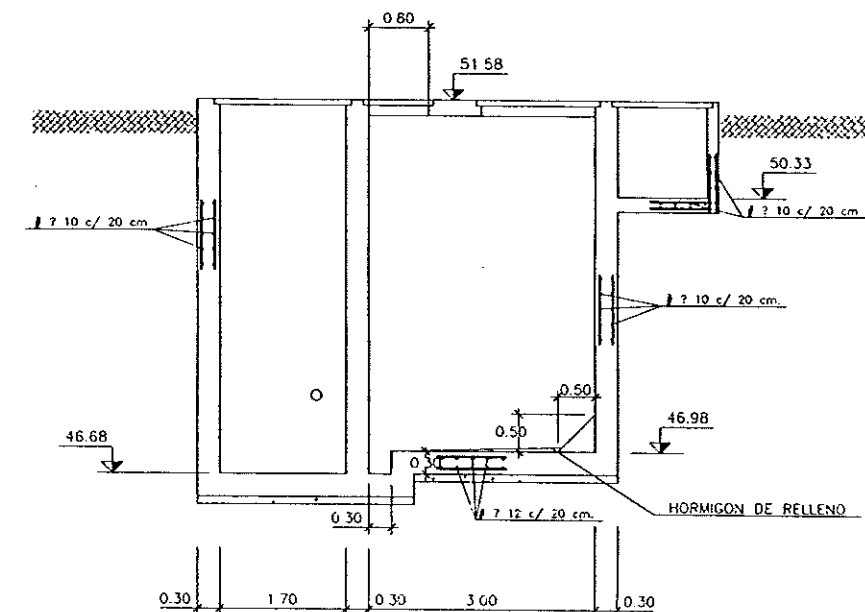

SECCION C-C


Escala 1:50

DETALLE 1 (Arqueta By-pass Flotador)

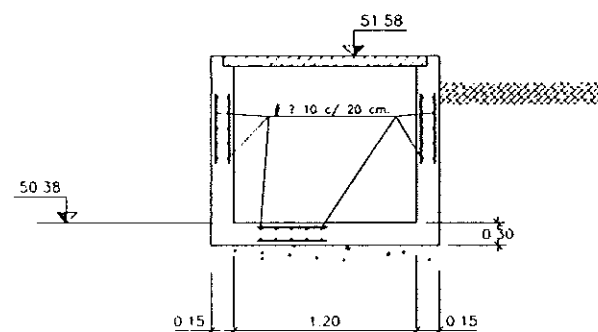


SECCION

Escala 1:25

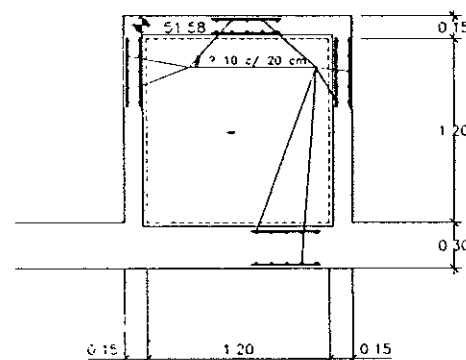


PLANTA

Escala 1:25

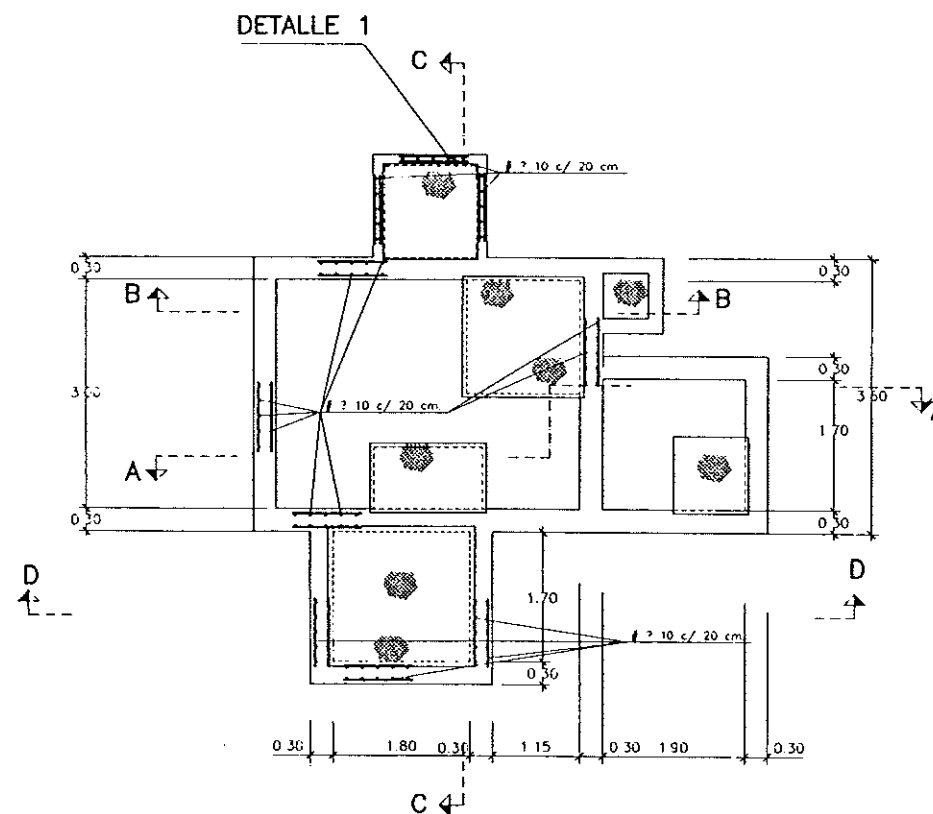

PLANTA

Escala 1:50

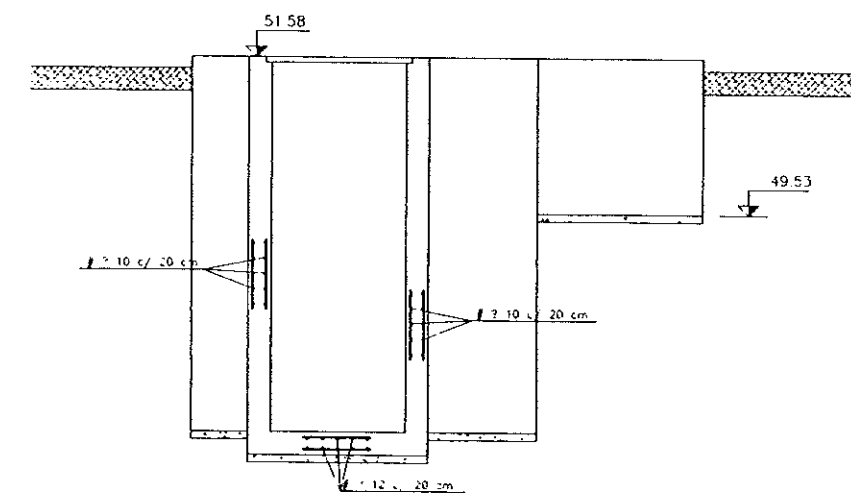

SECCION D-D

Escala 1:50



DIPUTACION
GENERAL
DE ARAGON

DEPARTAMENTO DE ORDENACION TERRITORIAL
OBRAS PUBLICAS Y TRANSPORTES
DIRECCION GENERAL DEL AGUA

EMPRESAS CONSTRUCTIVAS (S.A.)



LOS INGENIEROS C.C.P. AUTORES DEL PROYECTO

J. M. S. F. J. M. S. F.

D. JOSE MARIA DE LA ROSA BELLEZ



D. CARLOS L. L. L. L.

SUSTITUYE A

SUSTITUIDO POR

PROYECTO

ESTACION DEPURADORA DE
AGUAS RESIDUALES DE
HUESCA

CLAVE EXPEDIENTE
23.5.02

Nº PLANO
18.5


ESCALA
S/P

DESIGNACION DE PLANO

DEPOSITO MEZCLA DE FANGOS
ARMADURAS

FECHA
JUNIO-96

PÁGINA
70

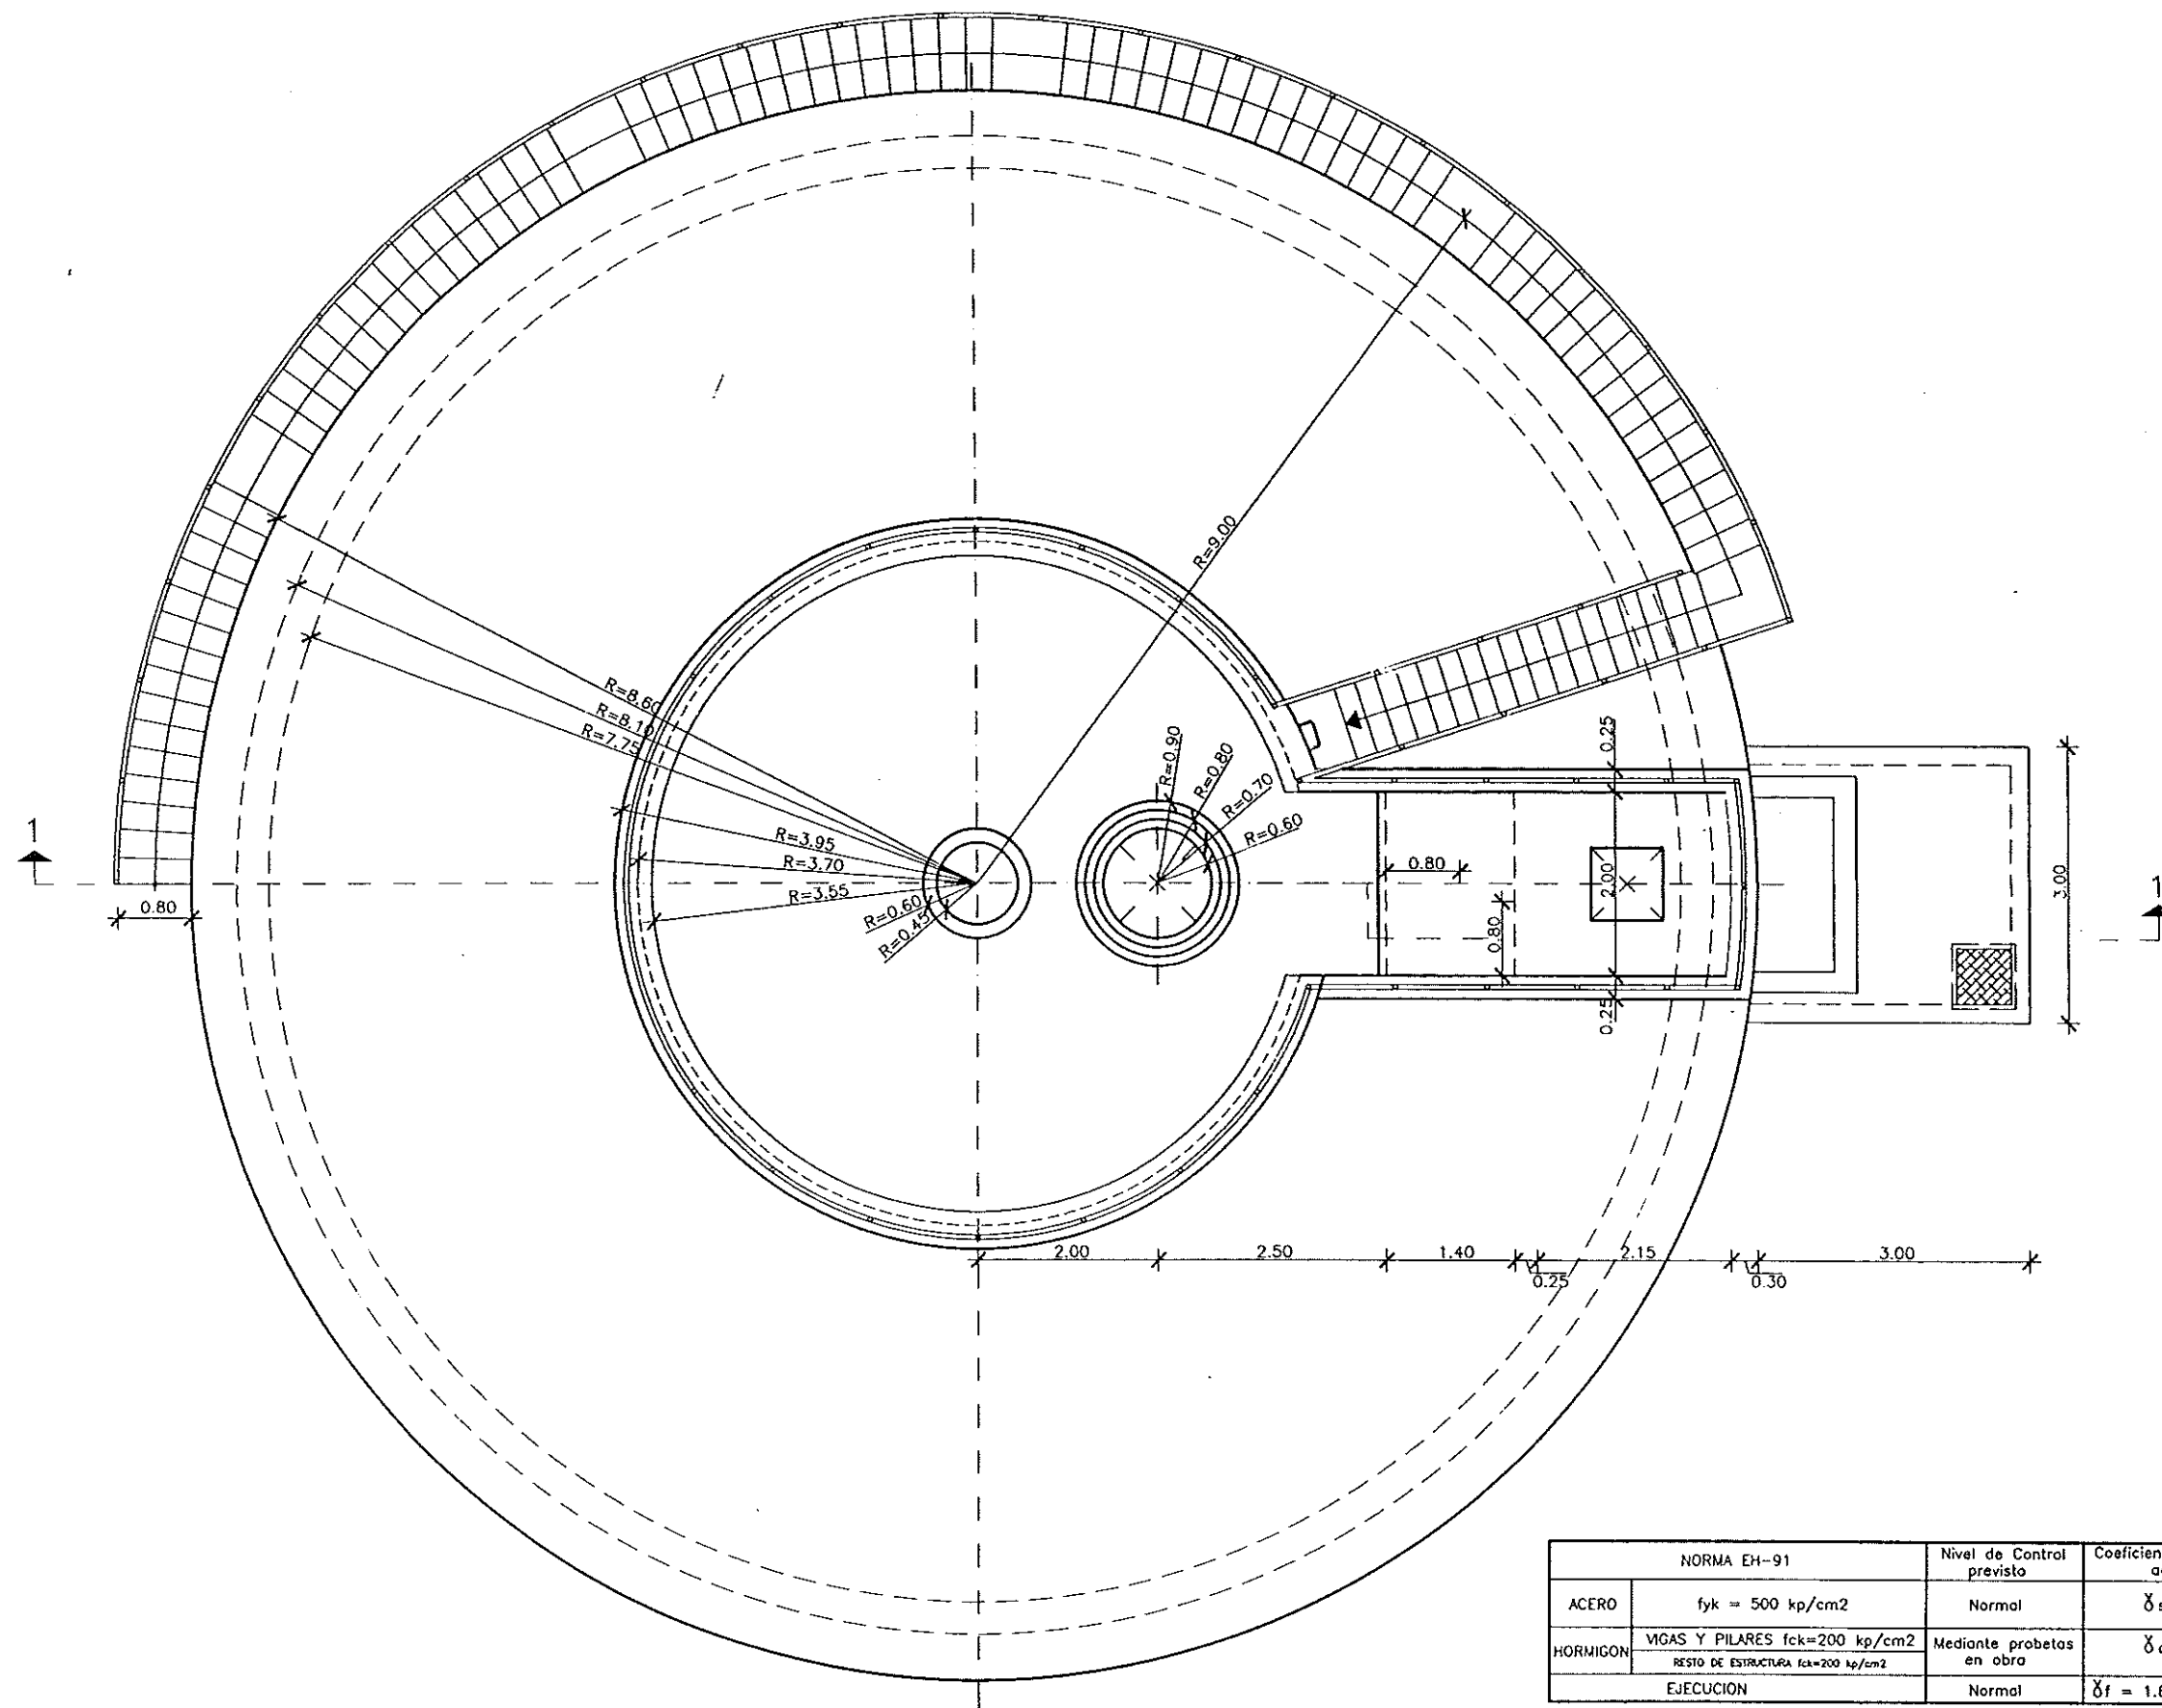

NORMA EH-91		Nivel de Control previsto	Coefficiente de Seguridad adoptado
ACERO	$f_yk = 500 \text{ kp/cm}^2$	Normal	$\gamma_s = 1.1$
HORMIGON	VIGAS Y PILARES $f_{ck}=200 \text{ kp/cm}^2$ RESTO DE ESTRUCTURA $f_{ck}=200 \text{ kp/cm}^2$	Mediante probetas en obra	$\gamma_c = 1.5$
EJECUCION		Normal	$\gamma_f = 1.6$ (daños medios)



DIPUTACION
GENERAL
DE ARAGON

DEPARTAMENTO DE ORDENACION TERRITORIAL
OBRAS PUBLICAS Y TRANSPORTES
DIRECCION GENERAL DEL AGUA



ASTEISA
Tratamiento de Agua, S.A.

LOS INGENIEROS C.C.P. AUTORES DEL PROYECTO
[Signature]
D. JOSE MARIA HERNANDEZ MELNDEZ

[Signature]
D. CARLOS GARCIA VERA

SUSTITUYE A
SUSTITUIDO POR

ESTACION DEPURADORA DE
AGUAS RESIDUALES DE
HUESCA


CUVE EXPEDIENTE
23.S.02

Nº PLANO
19.1.1
ESCALA
1/40

DESIGNACION DE PLANO
DIGESTOR ANAEROBIO.
DEFINICION GEOMETRICA.
PLANTA.

FECHA
JUNIO-96
FOLIO
71


SECCION A-A

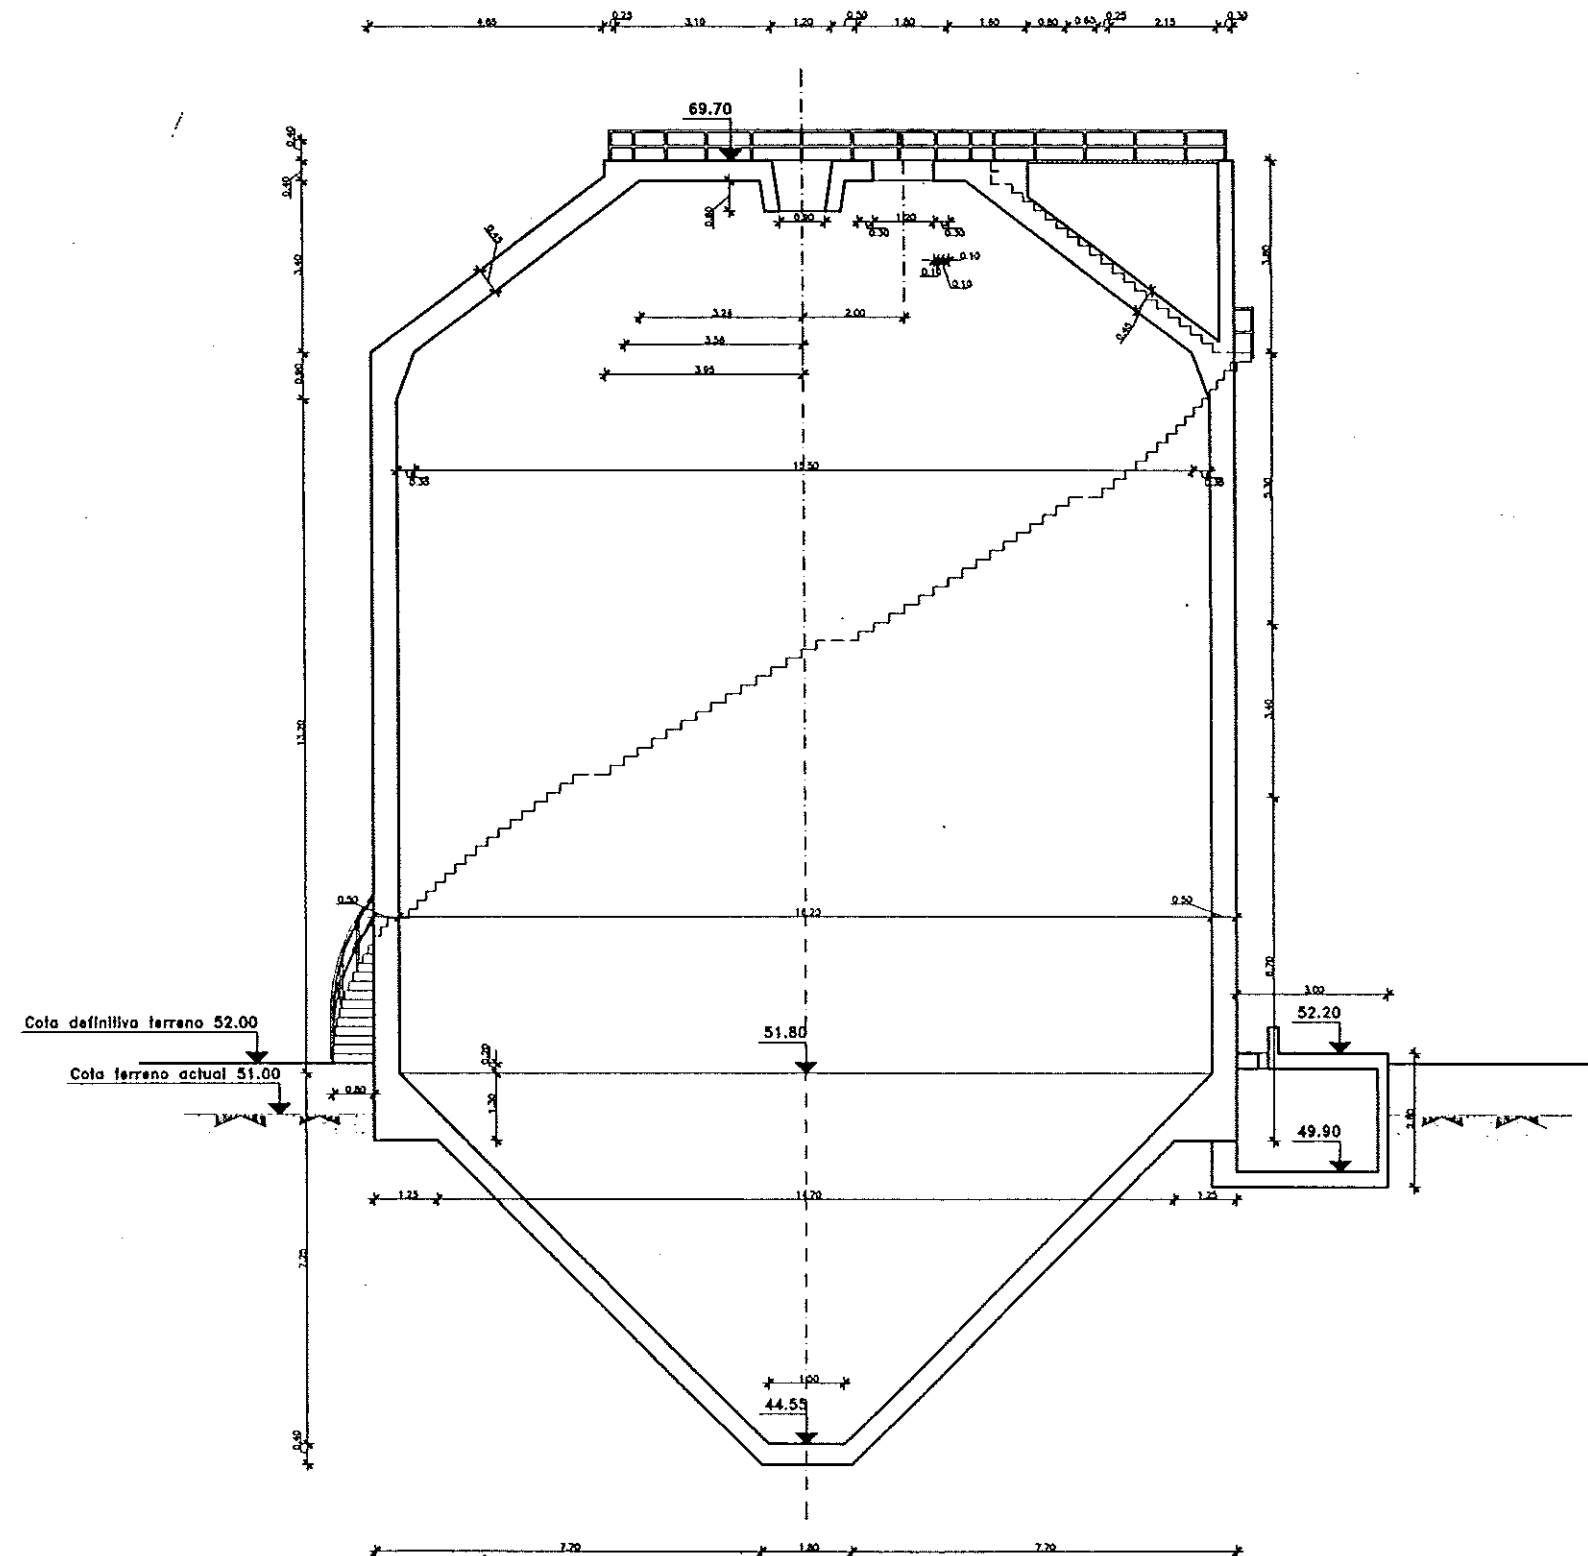

NORMA EH-91		Nivel de Control previsto	Coefficiente de Seguridad adoptado
ACERO	$f_yk = 500 \text{ kp/cm}^2$	Normal	$\gamma_s = 1.1$
HORMIGON	VIGAS Y PILARES $f_{ck}=200 \text{ kp/cm}^2$	Mediante probetas en obra	$\gamma_c = 1.5$
	RESTO DE ESTRUCTURA $f_{ck}=200 \text{ kp/cm}^2$		
EJECUCION		Normal	$\gamma_f = 1.6$ (datos medios)


DETALLE A

E= 1:20

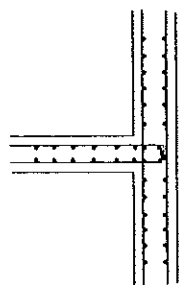


DETALLE D

E= 1:20

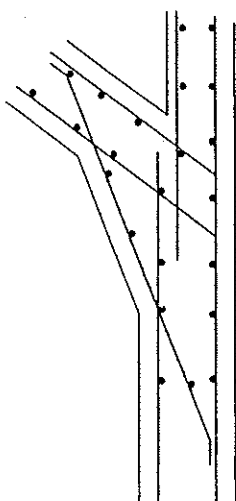


DETALLE C

E= 1:20

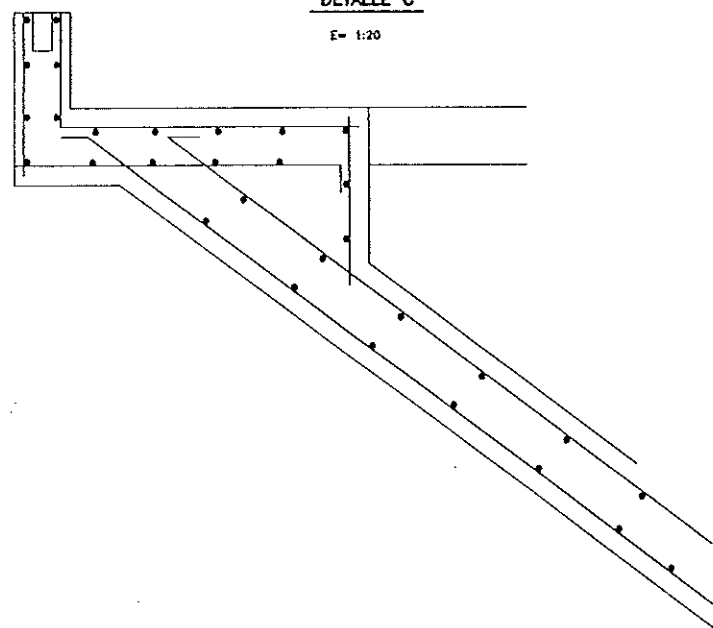


SECCION A-A

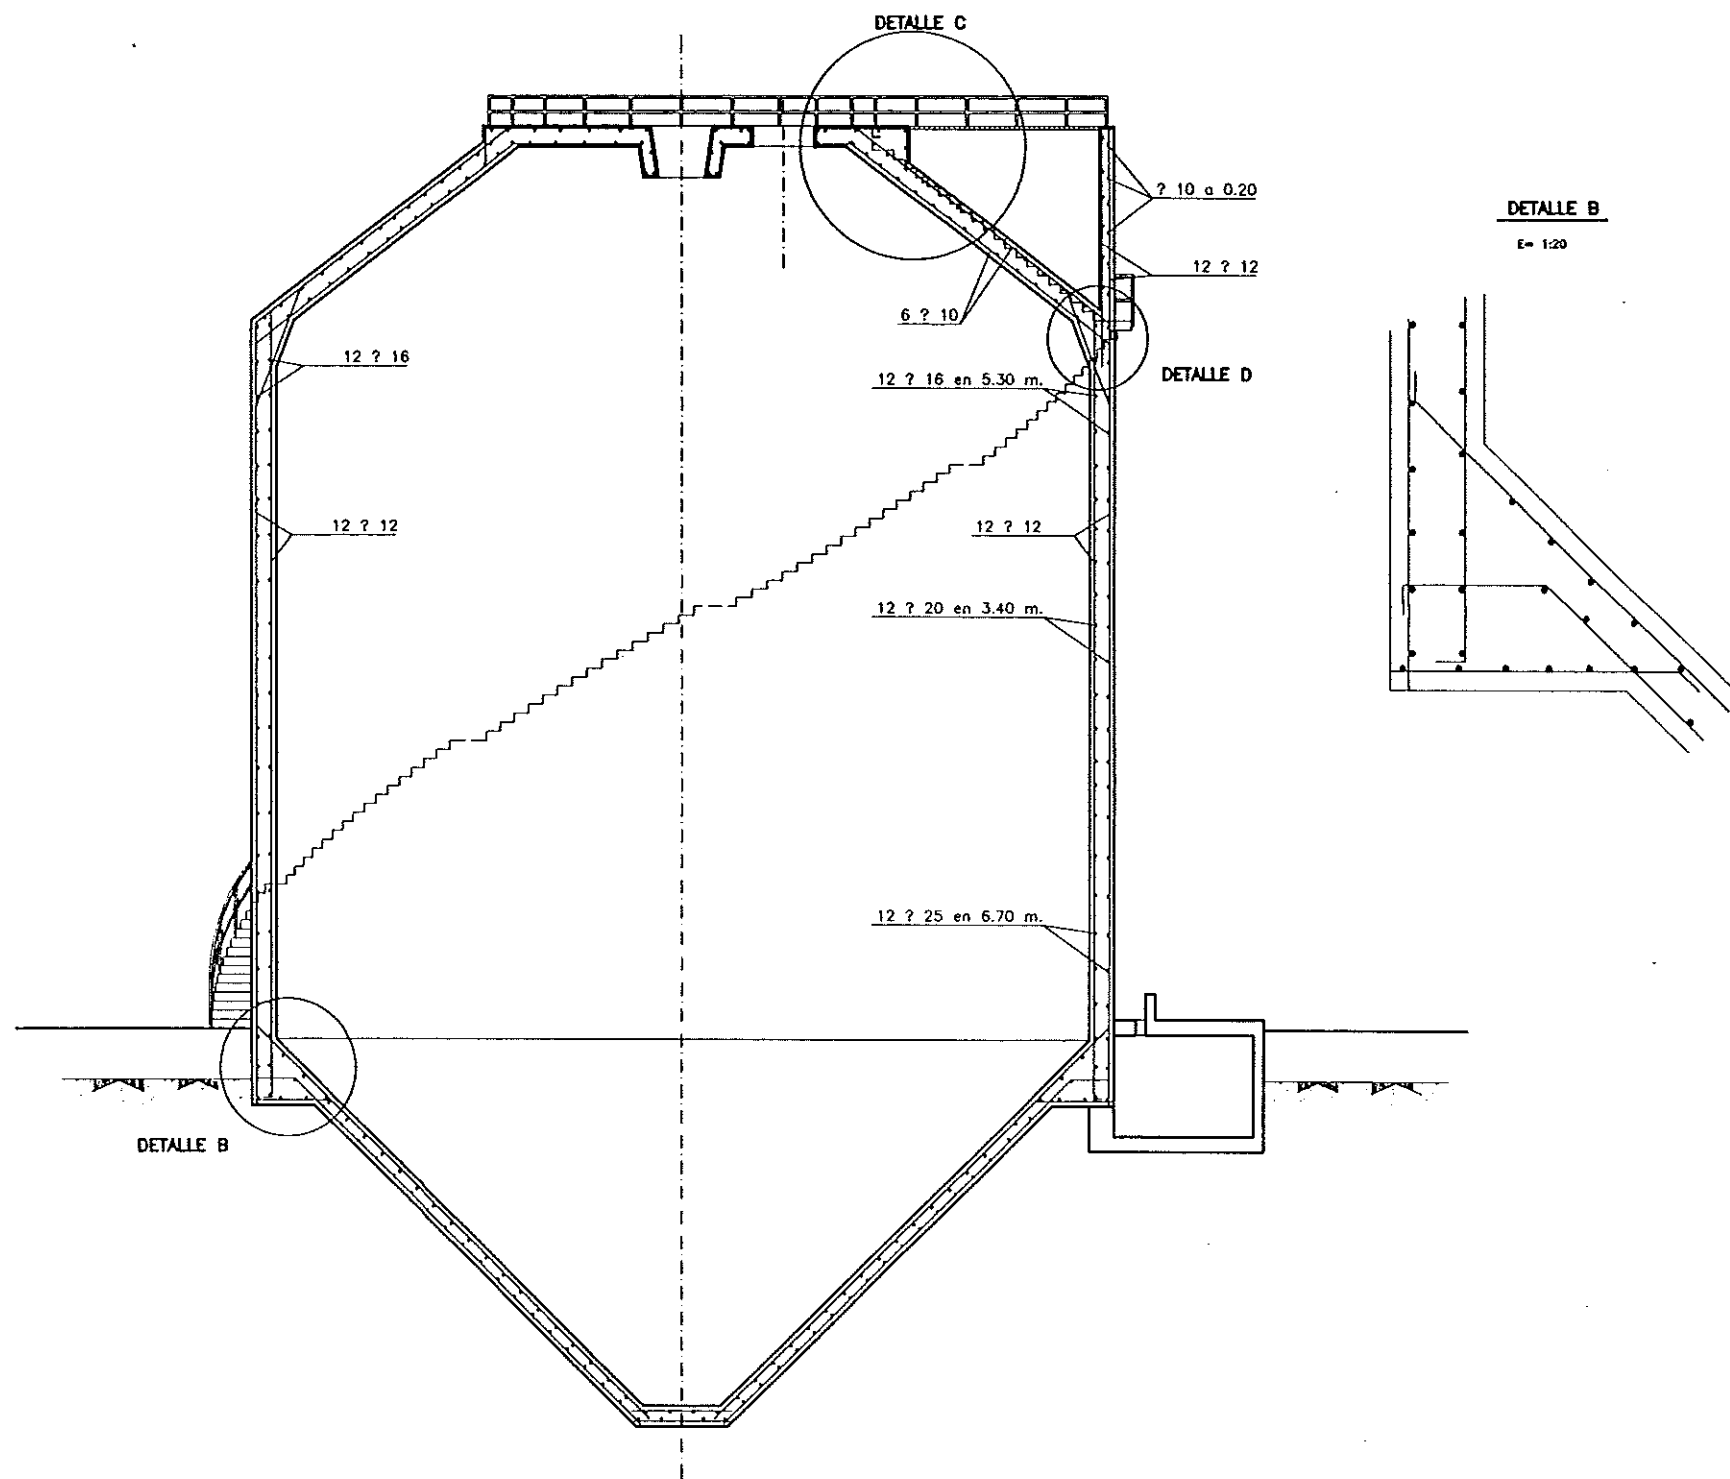

DETALLE B

E= 1:20

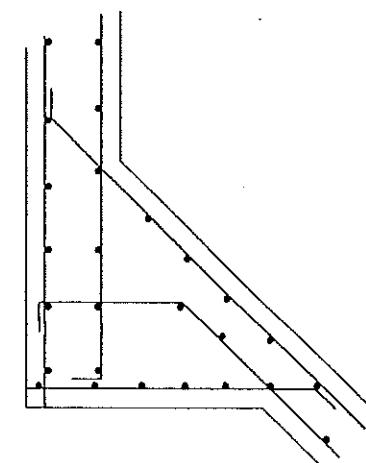

NORMA EH-91		Nivel de Control previsto	Coefficiente de Seguridad adoptado
ACERO	$f_yk = 500 \text{ kp/cm}^2$	Normal	$\gamma_s = 1.1$
HORMIGON	VIGAS Y PILARES $f_{ck}=200 \text{ kp/cm}^2$	Mediante probetos en obra	$\gamma_c = 1.5$
	RESTO DE ESTRUCTURA $f_{ck}=200 \text{ kp/cm}^2$		
EJECUCION		Normal	$\gamma_f = 1.6$ (dos medios)



DIPUTACION
GENERAL
DE ARAGON

DEPARTAMENTO DE ORDENACION TERRITORIAL
OBRAS PUBLICAS Y TRANSPORTES
DIRECCION GENERAL DEL AGUA

EMPRESAS CONSTRUCTORA (S) E



LOS INGENIEROS C.E.P. AUTORES DEL PROYECTO

[Signature]

D. JOSE MARIA MORALES MELNDEZ



G. CARLOS L. JUANES MORALES

SUSTITUYE A

[Signature]

SUSTITUIDO POR

PROYECTO

ESTACION DEPURADORA DE
AGUAS RESIDUALES DE
HUESCA

CLAVE EXPEDIENTE

23.S.02

Nº PLANO

19.2

ESCALA

1/75

DESIGNACION DE PLANO


DIGESTOR ANAEROBIO.
SECCIONES.

FECHA

JUNIO-96

PAGINA

73

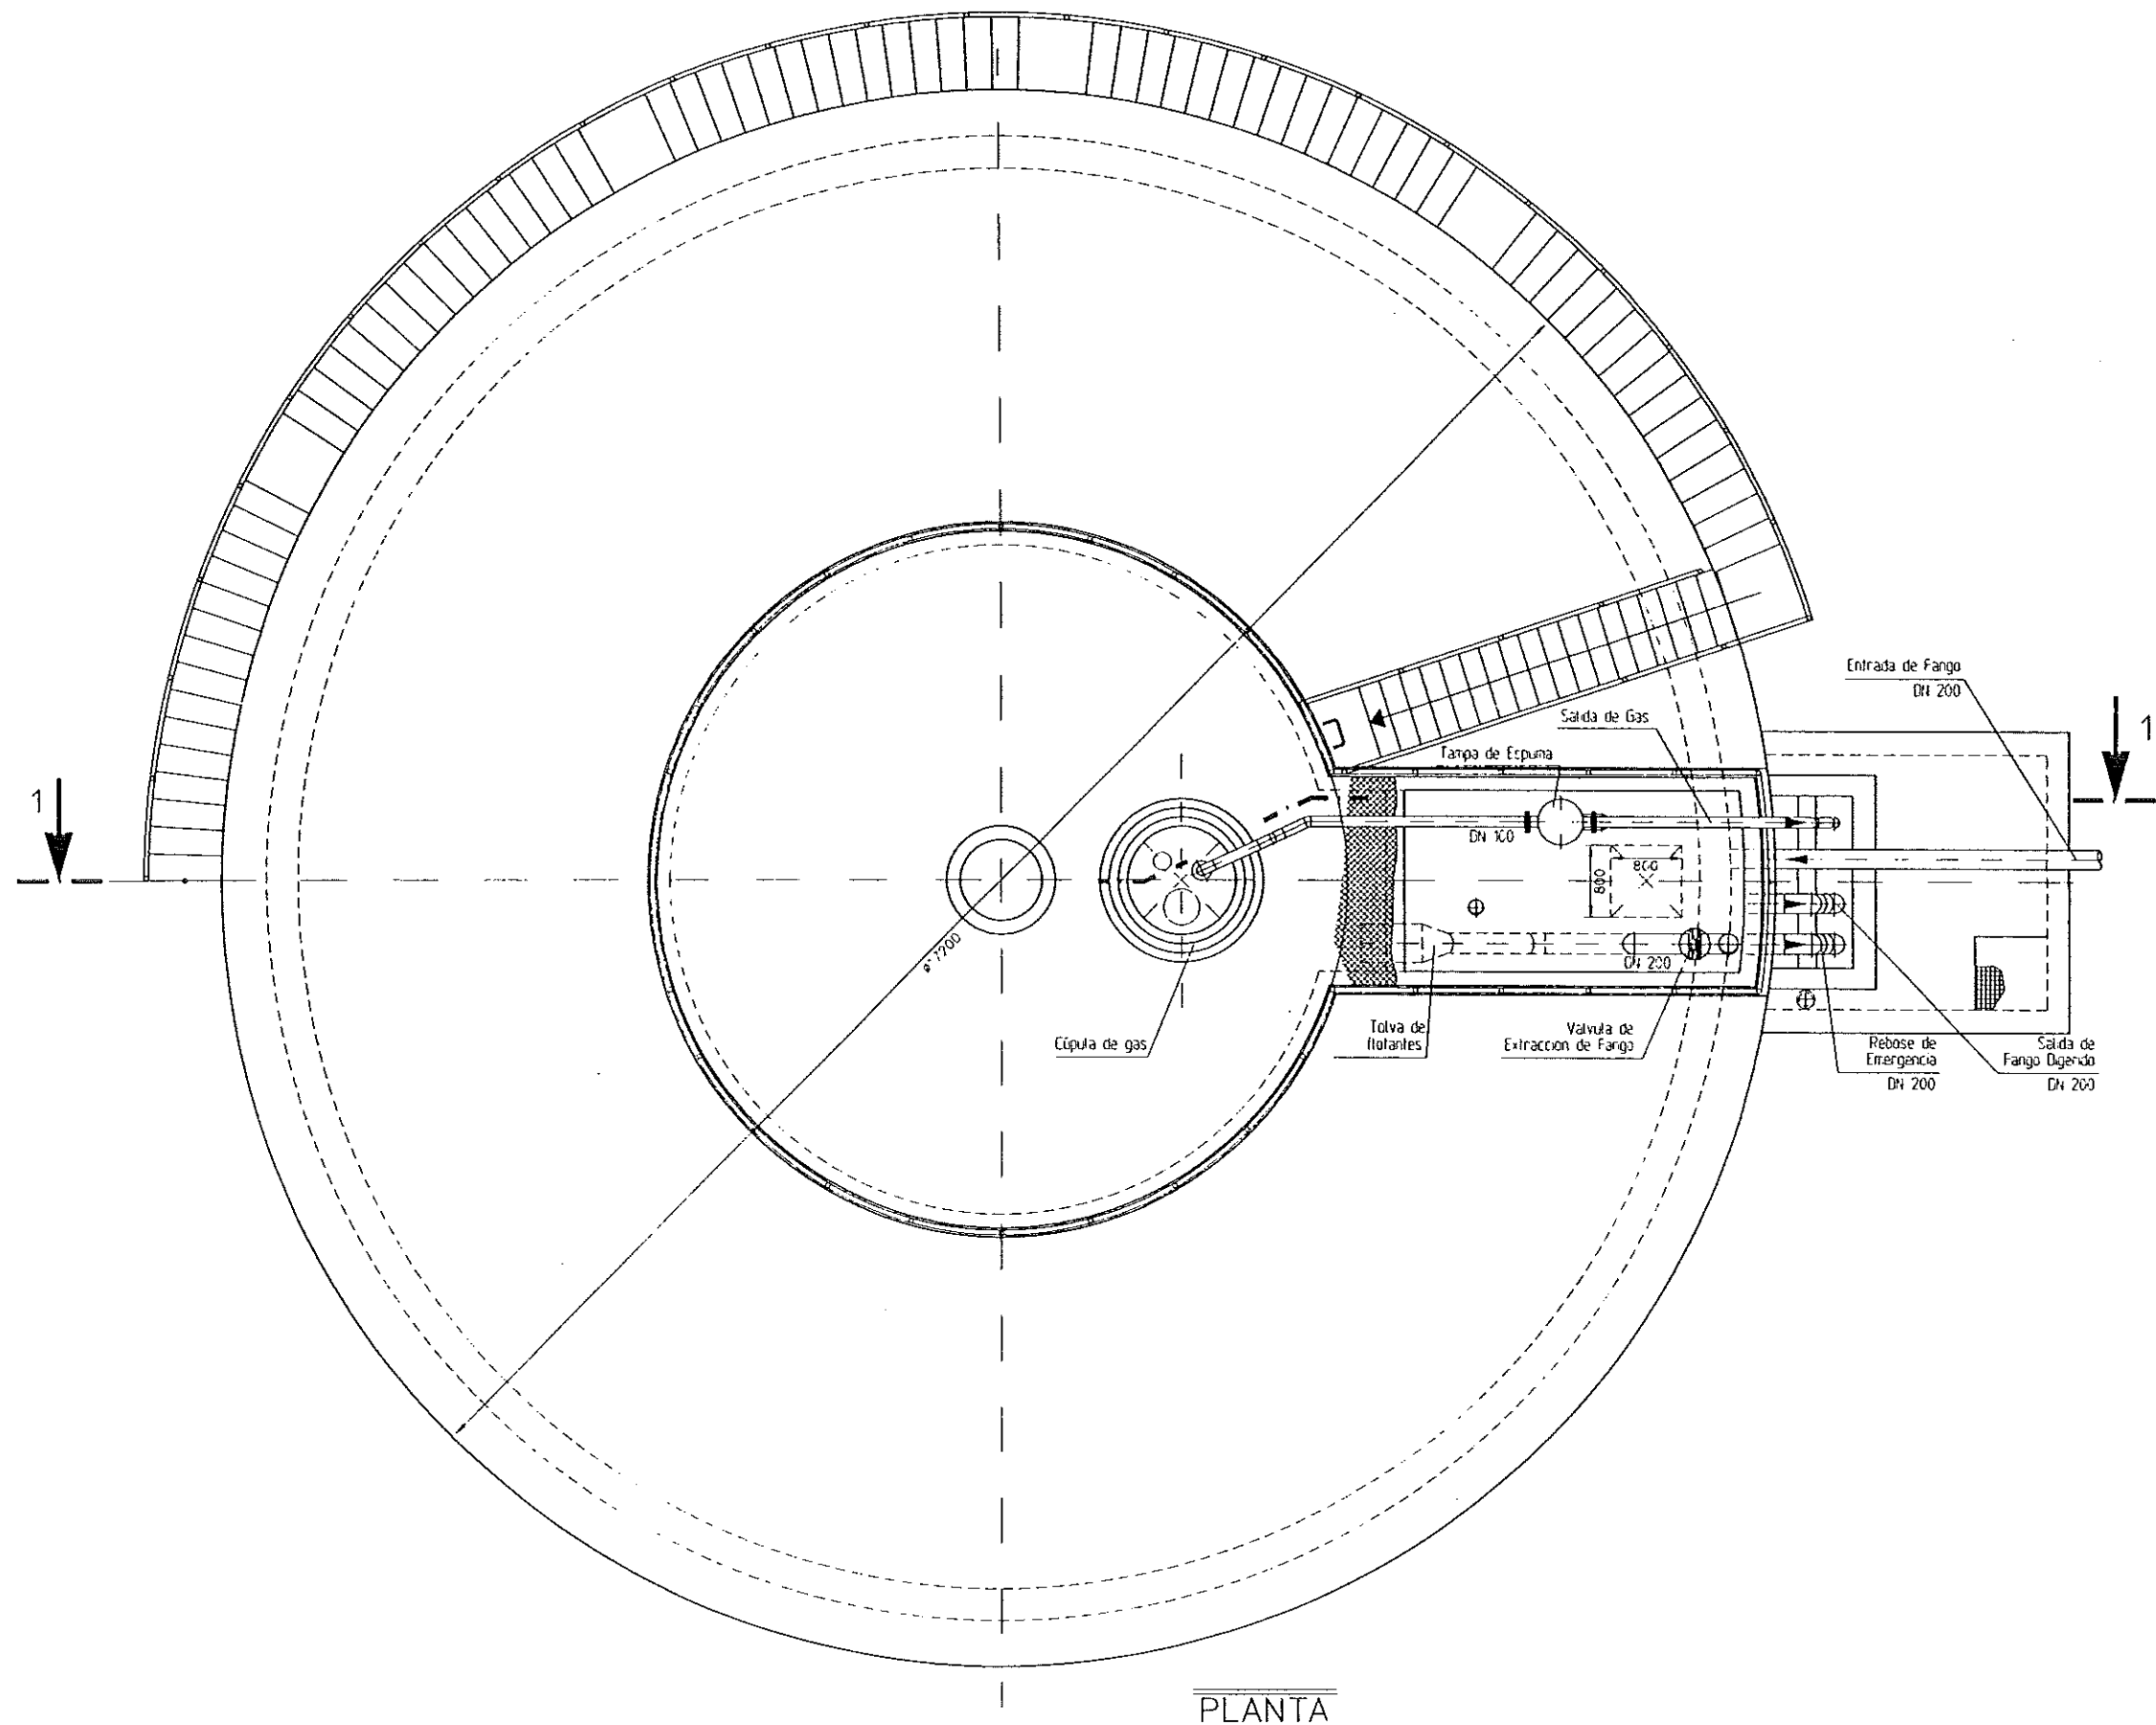

PLANTA



DIPUTACION
GENERAL
DE ARAGON

DEPARTAMENTO DE ORDENACION TERRITORIAL
OBRAS PUBLICAS Y TRANSPORTES
DIRECCION GENERAL DEL AGUA



IDECONSA



ASTEISA
Tratamiento de Aguas S.A.

LOS INGENIEROS C.E.P. AUTORES DEL PROYECTO

[Signature]



SUBPROYECTO

[Signature]

PROYECTO

ESTACION DEPURADORA DE
AGUAS RESIDUALES DE
HUESCA

CLAVE EXPEDIENTE

23504

Nº PLANO

19.3.1

ESCALA

1/40

DESIGNACION DE PLANO

 

DIGESTOR ANAEROBIO.
EQUIPOS MECANICOS. PLANTA.

FECHA

JUNIO-96

PÁG. Nº

14

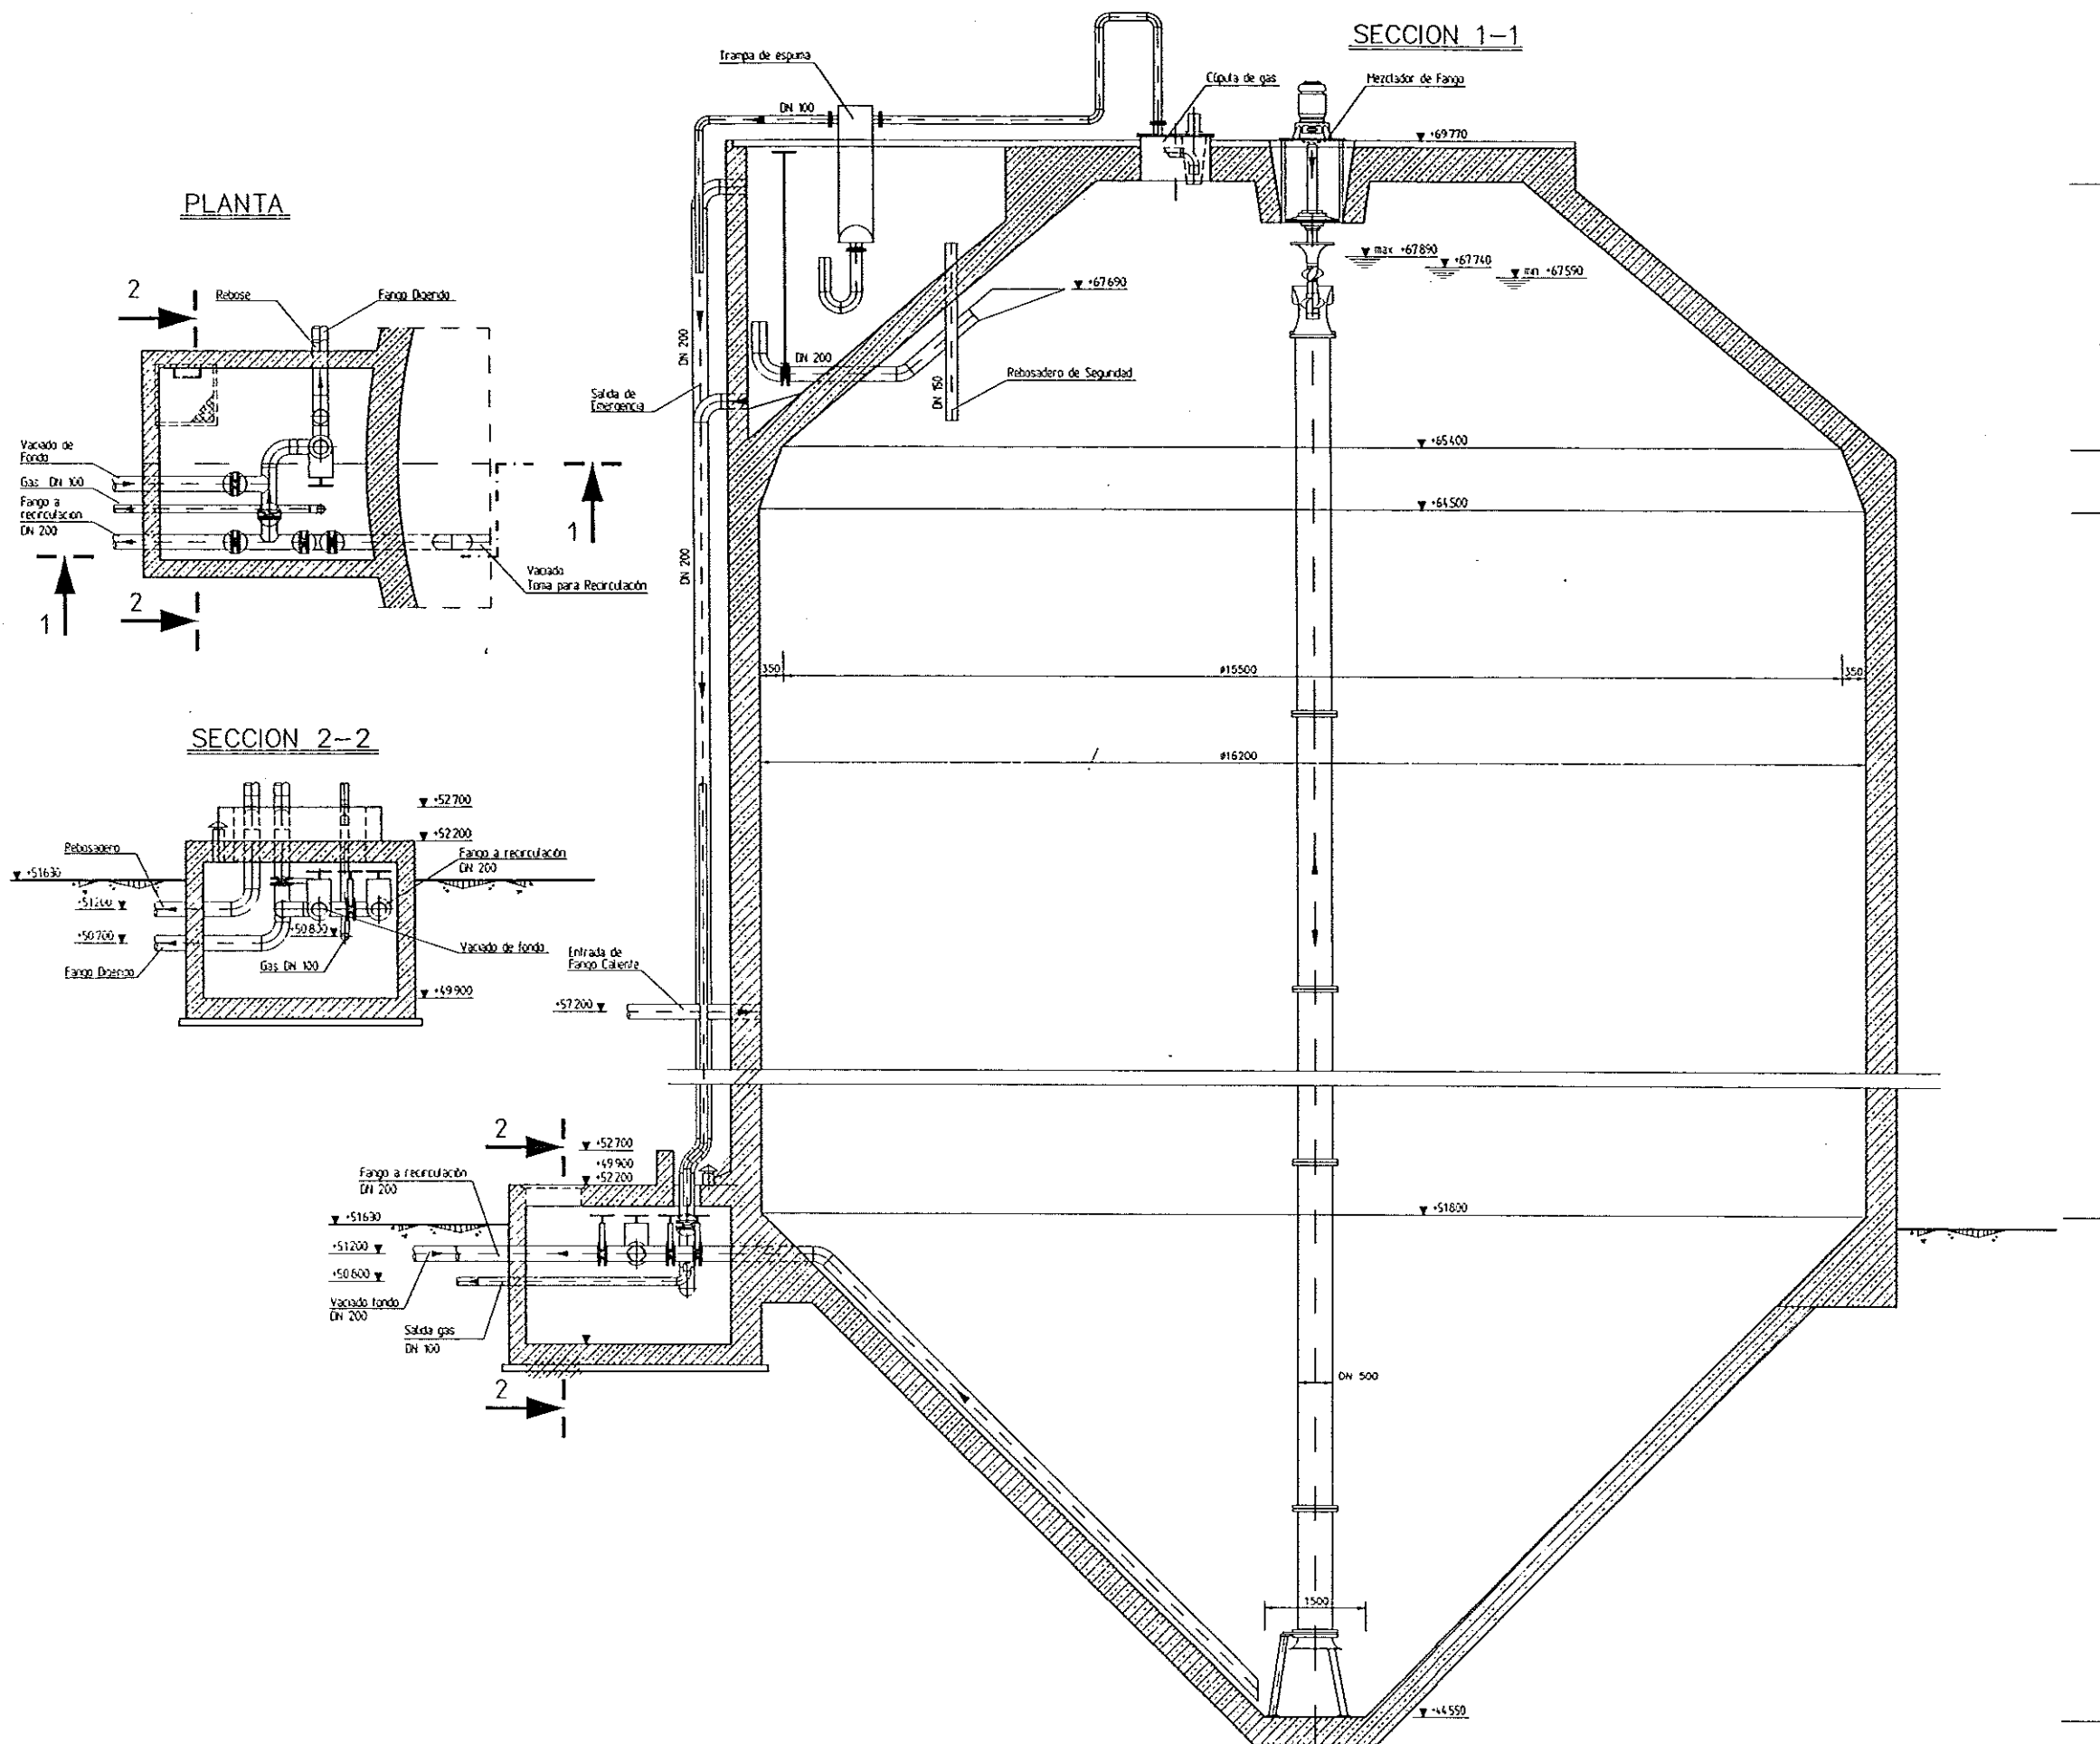

DIPUTACION
GENERAL
DE ARAGON

DEPARTAMENTO DE ORDENACION TERRITORIAL
OBRAS PUBLICAS Y TRANSPORTES
DIRECCION GENERAL DEL AGUA

EMPRESAS CONSTRUCTIVAS (U.T.E.)



LOS INGENIEROS C.C.P. AUTORES DEL PROYECTO

Ing. Juan Manuel
D. F. E. MARIA FERNANDEZ MELNIEZ



SUSTITUTO A

SUSTITUIDO POR

PROYECTO

ESTACION DEPURADORA DE
AGUAS RESIDUALES DE
HUESCA

CLAVE EXPEDIENTE

23.5.02

Nº PLANO

19.3.2

ESCALA
1/50

DESIGNACION DE PLANO


DIGESTOR ANAEROBIO,
EQUIPOS MECANICOS,
SECCIONES.

FECHA


JUNIO-96

PAGINA


75

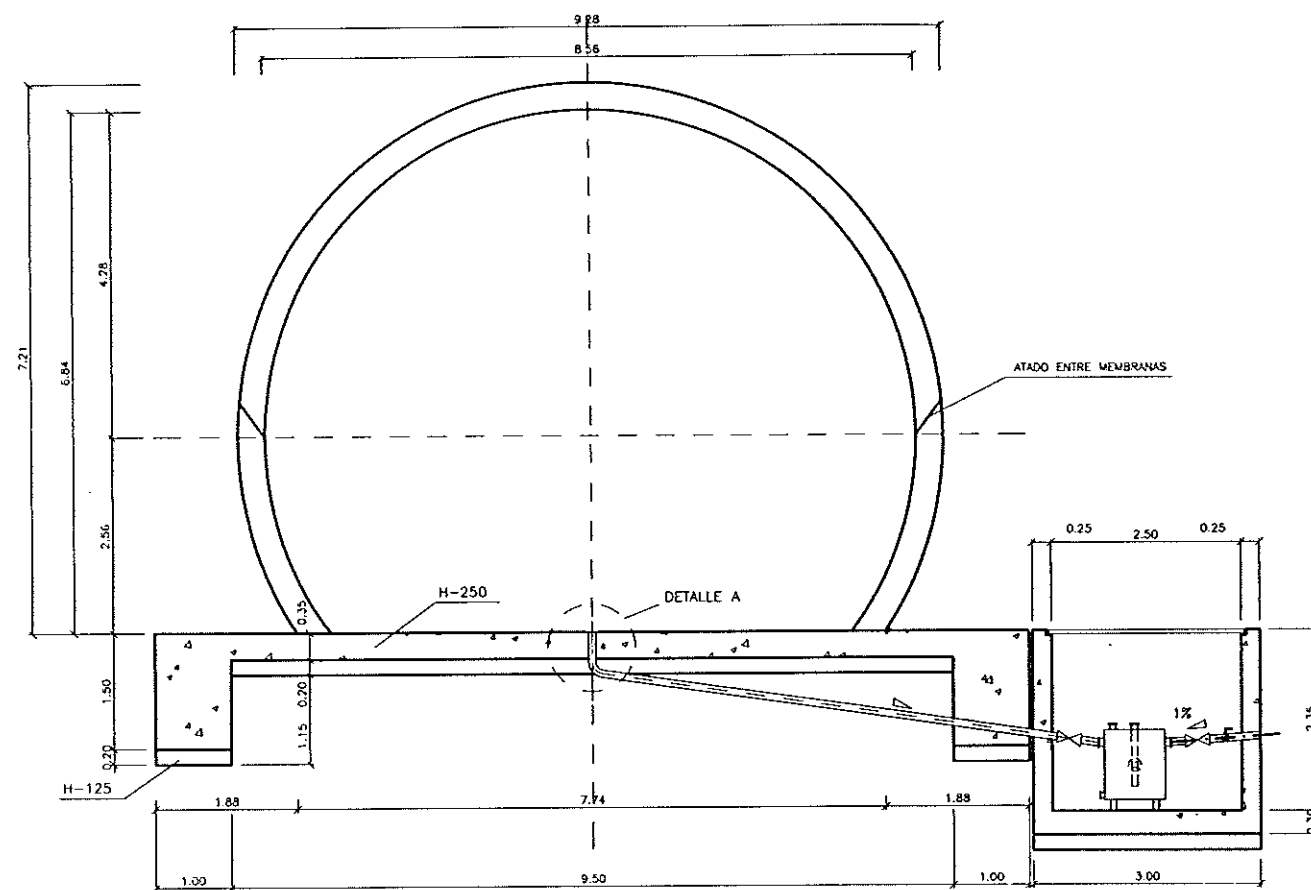


SECCION A-A'
ESCALA= 1/50

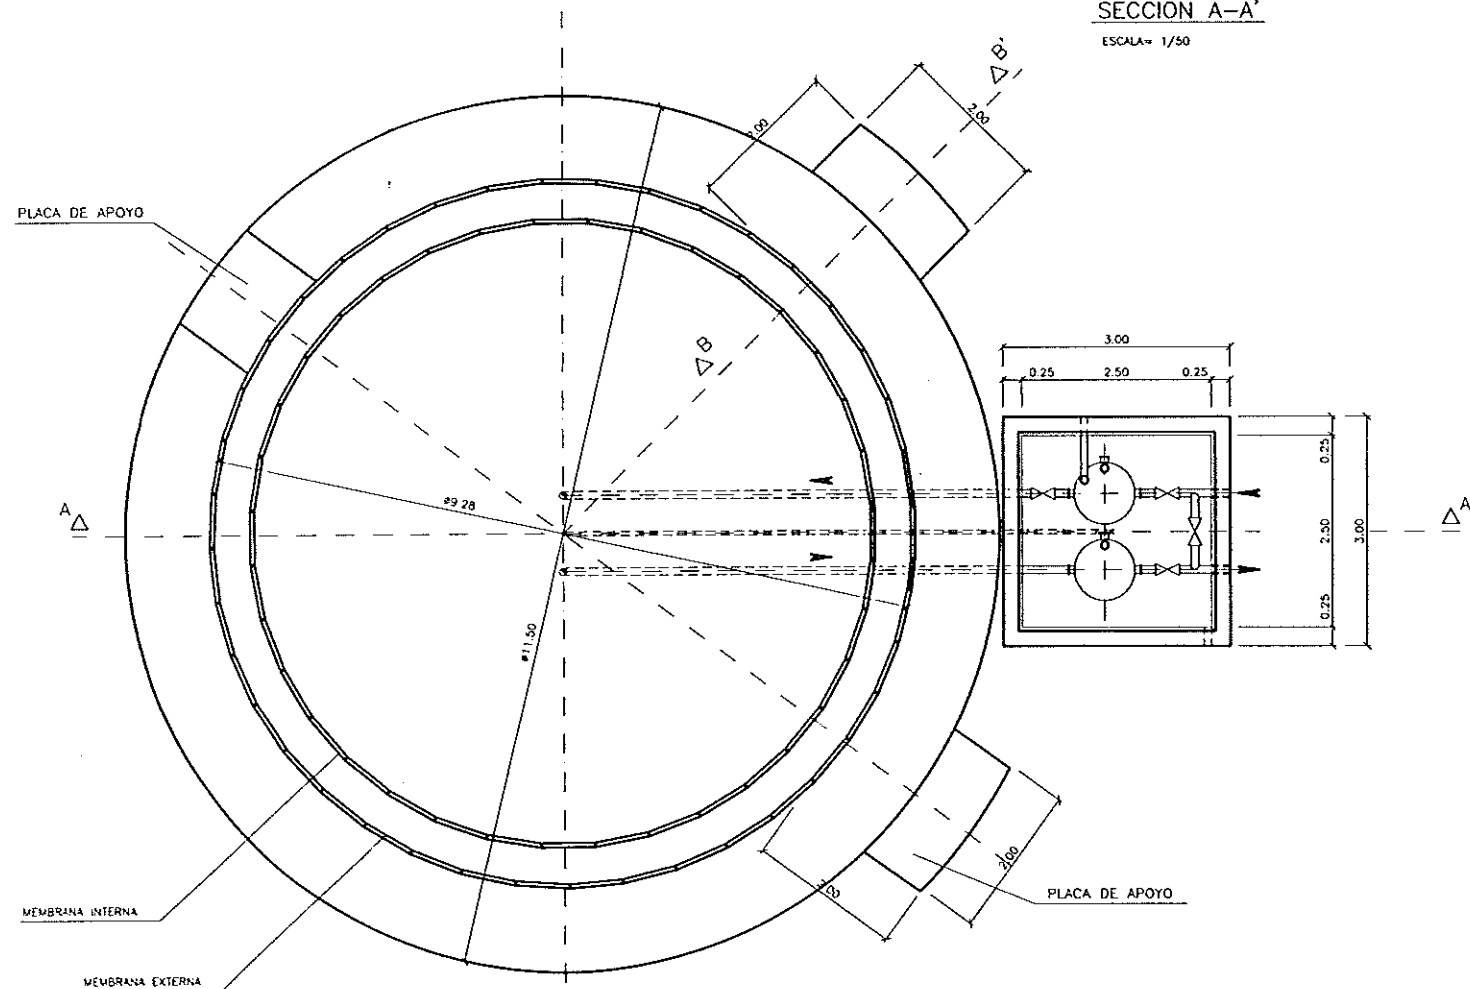


PLANTA
ESCALA= 1/50

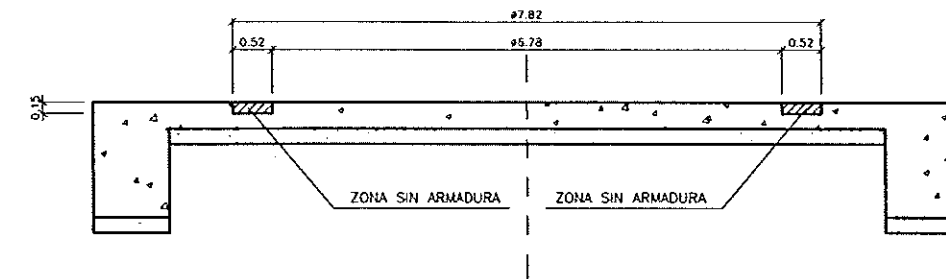

SECCION A-A'
ESCALA= 1/50

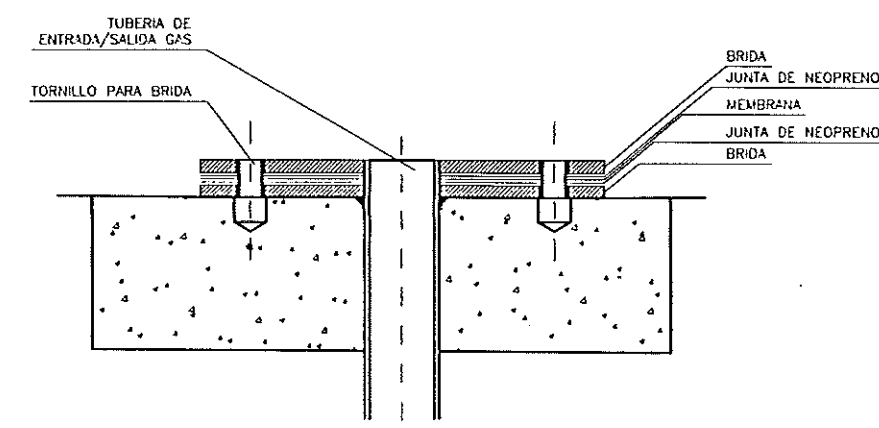

DETALLE A
ESCALA= 1/5

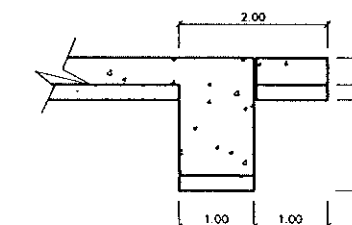

SECCION B-B'
ESCALA= 1/50



DIPUTACION
GENERAL
DE ARAGON

DEPARTAMENTO DE ORDENACION TERRITORIAL
OBRAS PUBLICAS Y TRANSPORTES
DIRECCION GENERAL DEL AGUA

EMPRESAS CONSTRUCTORAS (UTE)

IDECONSA

ASTEISA
Tratamiento de Aguas, S.A.

LOS INGENIEROS C.C.P. AUTORES DEL PROYECTO

J. M. Infante

D. JOSE MARIA HERNANDEZ MELNDEZ

LOS INGENIEROS C.C.P. AUTORES DEL PROYECTO

J. M. Infante

D. CARLOS LINARES MERINO

SUSTITUYE A

SUSTITUIDO POR

PROYECTO

ESTACION DEPURADORA DE
AGUAS RESIDUALES DE
HUESCA

CUADRO EXPEDIENTE

23.S.02

Nº PLANO

20.1

ESCALA

VARIAS

DESIGNACION DE PLANO

 
 
 
GASOMETRO
DEFINICION GEOMETRICA


FECHA

JUNIO-96


PAGINA

76




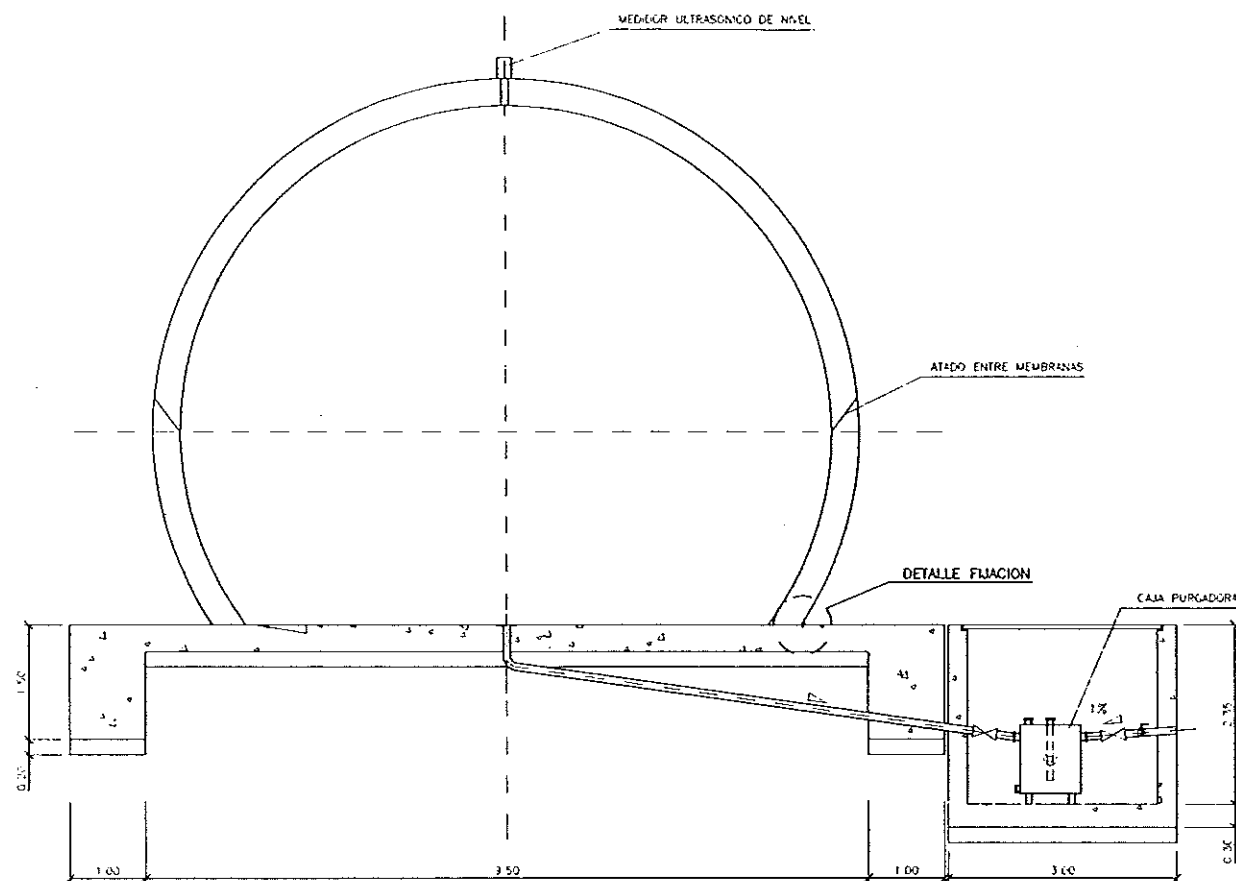


SECCION A-A'

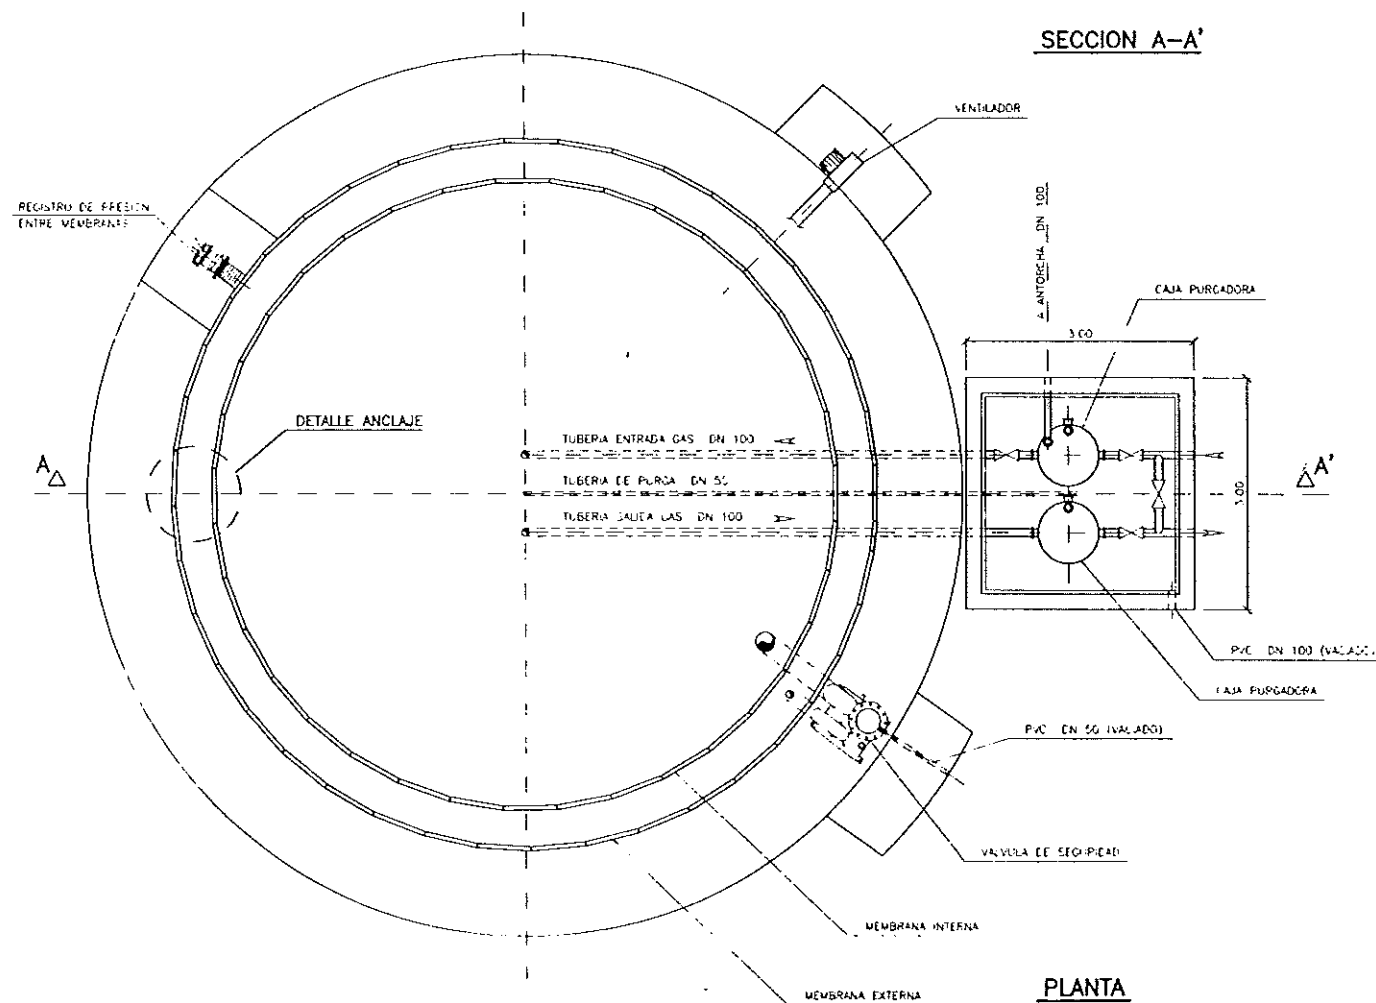

PLANTA

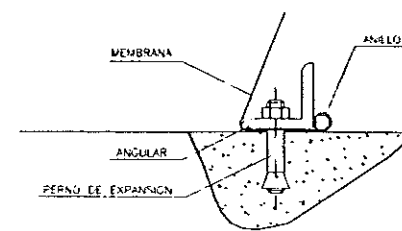


DETALLE DE FIJACION

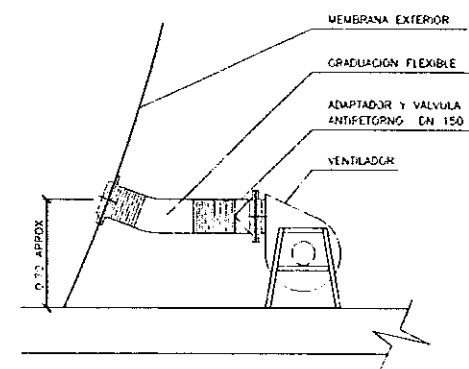


DETALLE INSTALACION
DE VENTILACION

ESCALA: 1/25

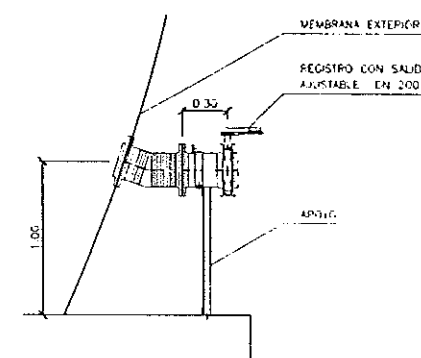


DETALLE INSTALACION
DE REGISTRO

ESCALA: 1/25

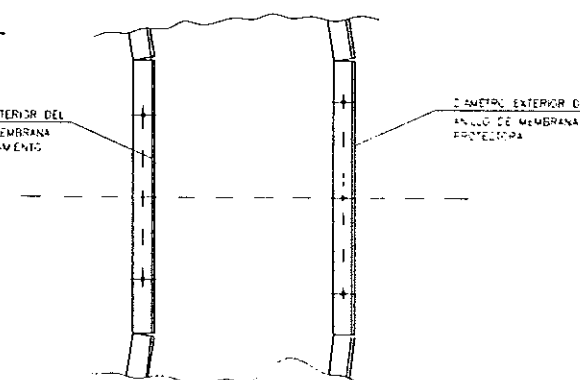


DETALLE DE ANCLAJE MEMBRANAS

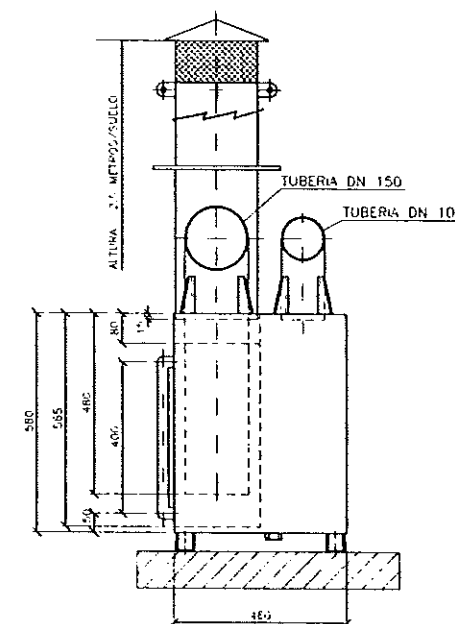


ALZADO

ESCALA: 1/25

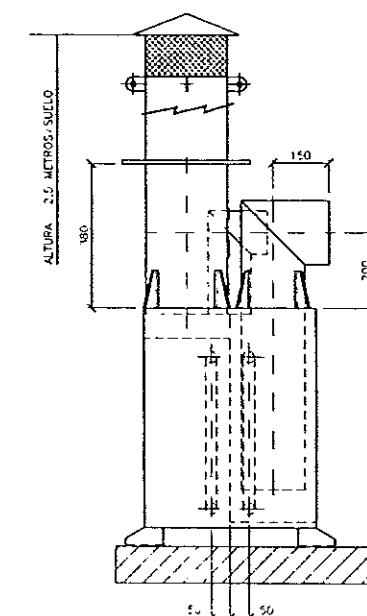


PERFIL

ESCALA: 1/25

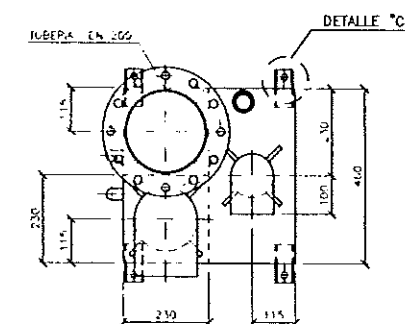

PLANTA

ESCALA: 1/25

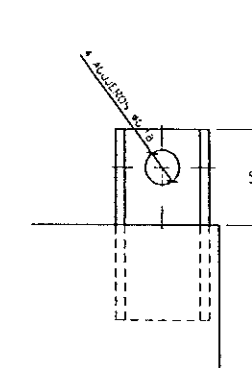

DETALLE "C"

ESCALA: 1/25

VALVULA HIDRAULICA
DE SEGURIDAD



 
DIPUTACION
GENERAL
DE ARAGON

DEPARTAMENTO DE ORDENACION TERRITORIAL,
OBRAS PUBLICAS Y TRANSPORTES
DIRECCION GENERAL DEL AGUA

EMPRESAS CONSTRUCTIVAS IJYTE



101 INGENIEROS C.E.P. AUTORES DEL PROYECTO



1. A. MARIA HERNANDEZ MEDINA

SUSTITUIR A



1. A. MARIA HERNANDEZ MEDINA

 
PROYECTO



1. A. MARIA HERNANDEZ MEDINA


ESTACION DEPURADORA DE
AGUAS RESIDUALES DE
HUESCA

CLAVE DE IDENTIFICACION



1. A. MARIA HERNANDEZ MEDINA

 Nº PLANO



1. A. MARIA HERNANDEZ MEDINA

 
ESCALA DE PLANO



1. A. MARIA HERNANDEZ MEDINA


GASOMETRO.
EQUIPOS MECANICOS.

FECHA




1. A. MARIA HERNANDEZ MEDINA

 FECHA





1. A. MARIA HERNANDEZ MEDINA

 FECHA



1. A. MARIA HERNANDEZ MEDINA

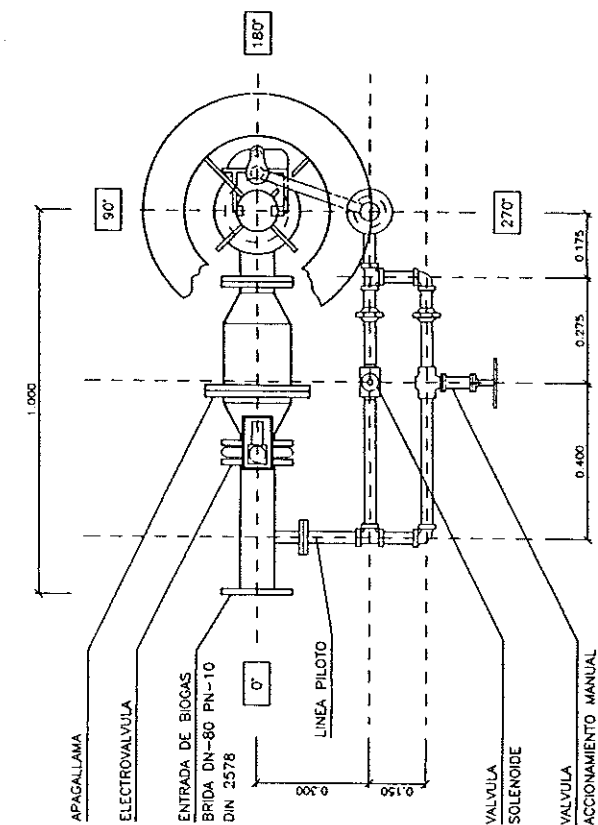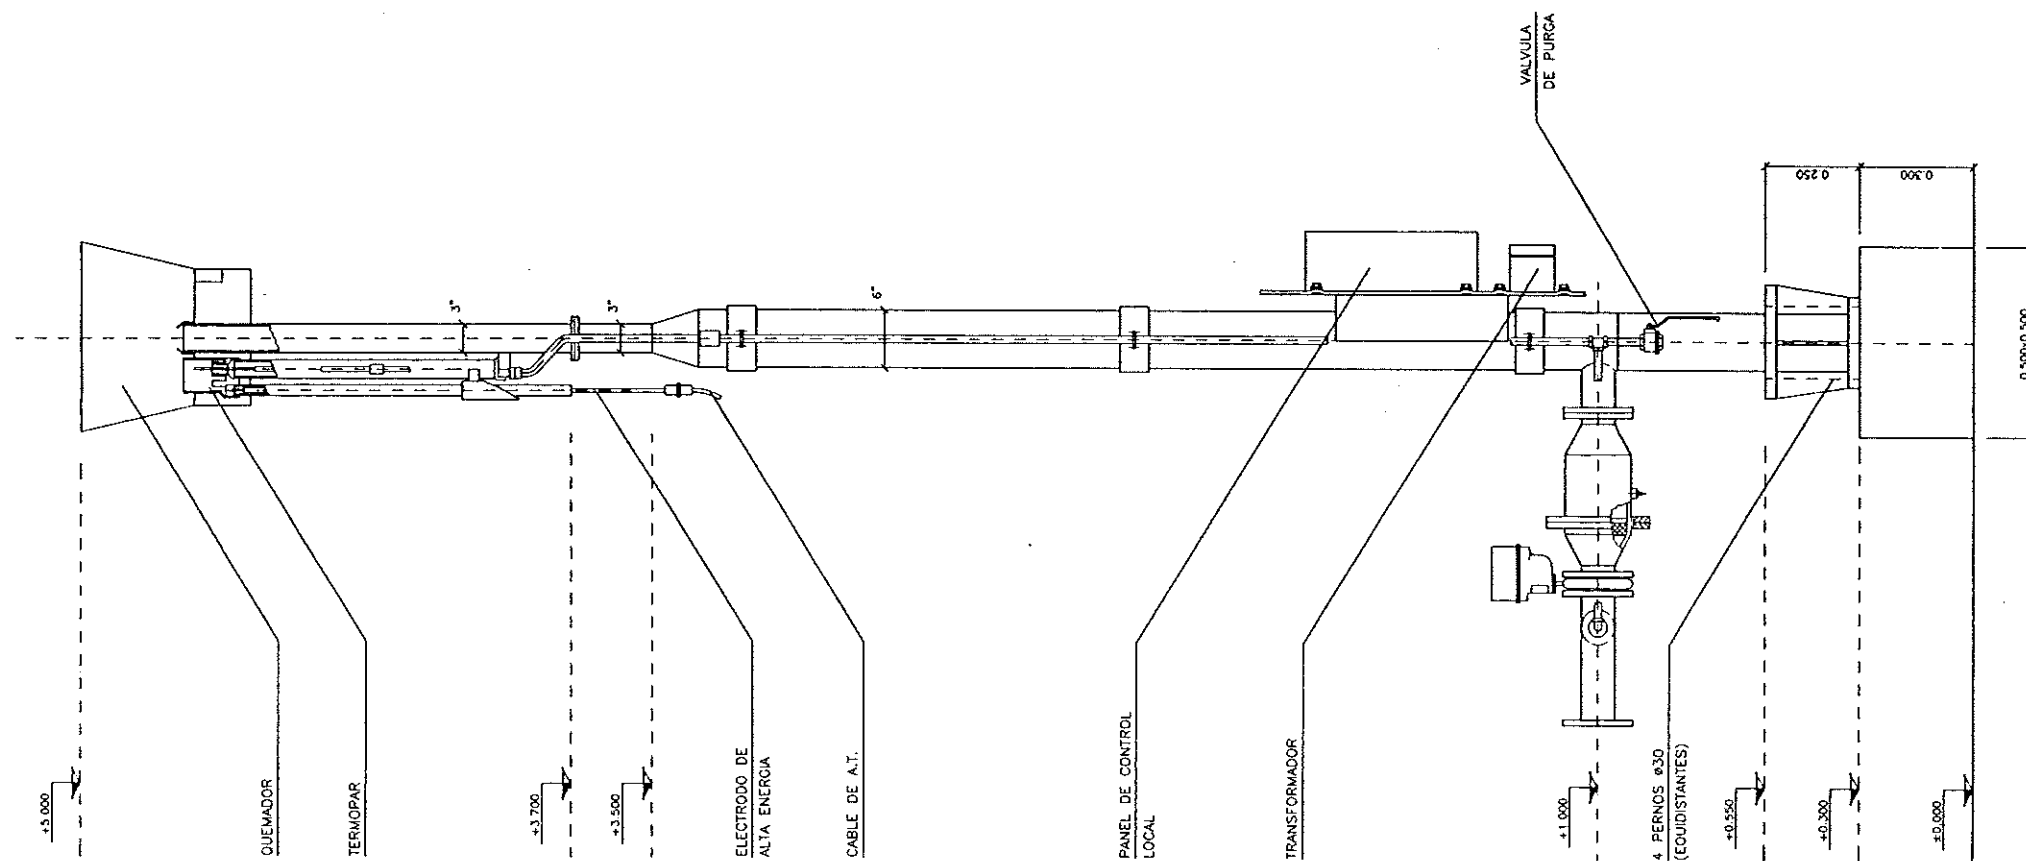

DIPUTACION
GENERAL
DE ARAGON

DEPARTAMENTO DE ORDENACION TERRITORIAL
OBRAS PUBLICAS Y TRANSPORTES

DIRECCION GENERAL DEL AGUA

EMPRESAS CONSTRUCTIVAS (S.A.)



LOS INGENIEROS C.C.P. AUTORES DEL PROYECTO

Jose Maria Hernandez Molinero

O JOSE MARIA HERNANDEZ MOLINERO



SUSTITUYE A

Jose Maria Hernandez Molinero

O JOSE MARIA HERNANDEZ MOLINERO

PROYECTO

ESTACION DEPURADORA DE
AGUAS RESIDUALES DE
HUESCA

CLAVE EXPEDIENTE

23.S.02

Nº PLANO

21

ESCALA
1/10

DESIGNACION DE PLANO


QUEMADOR DE GAS.
DEFINICION GEOMETRICA, ARMADURAS
Y EQUIPOS MECANICOS.

FECHA


JUNIO-96

PAGINA


79

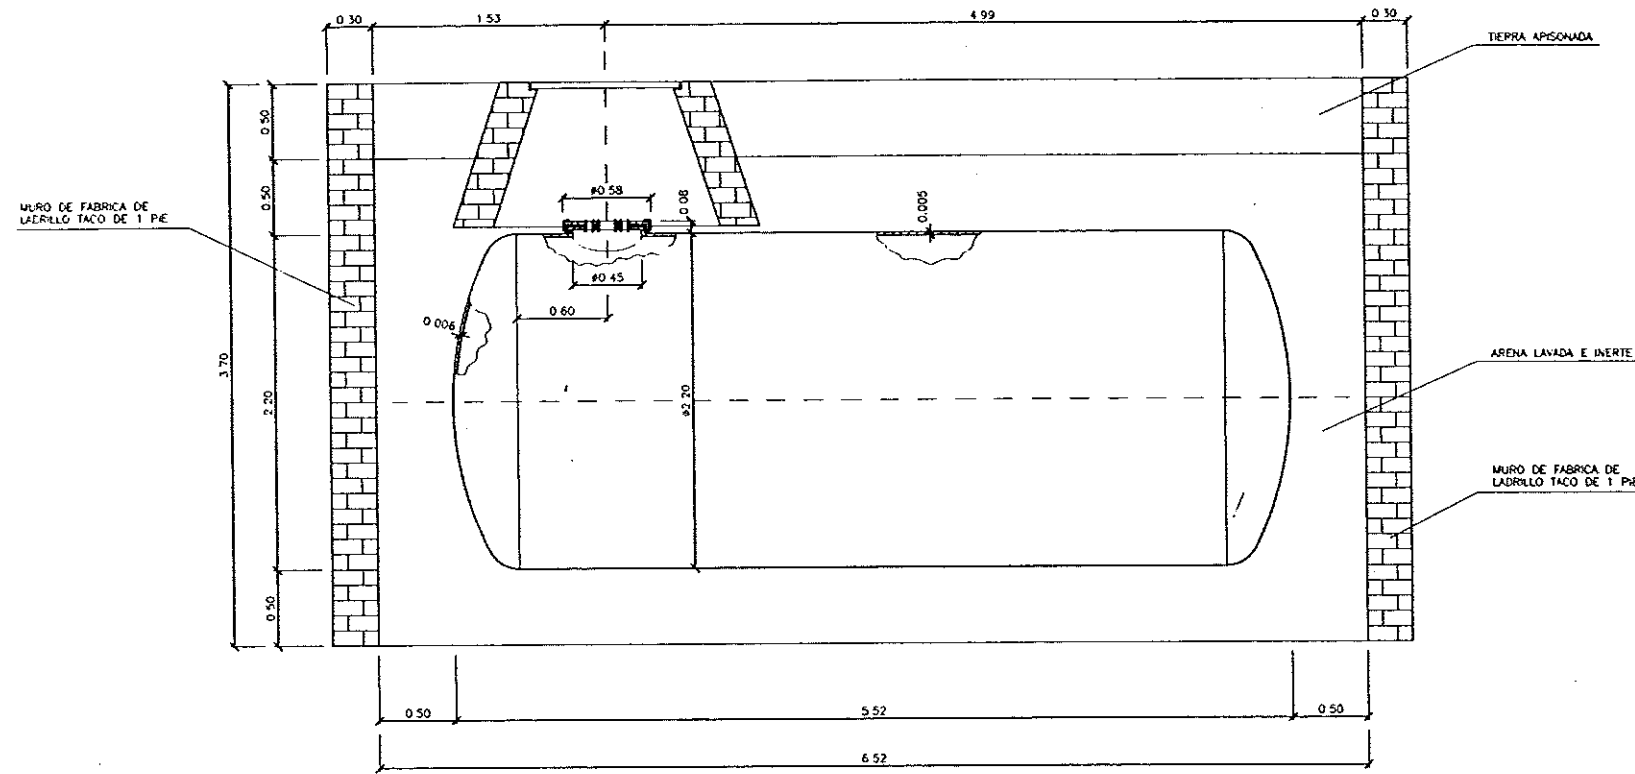

SECCION A-A'
ESCALA= 1/25

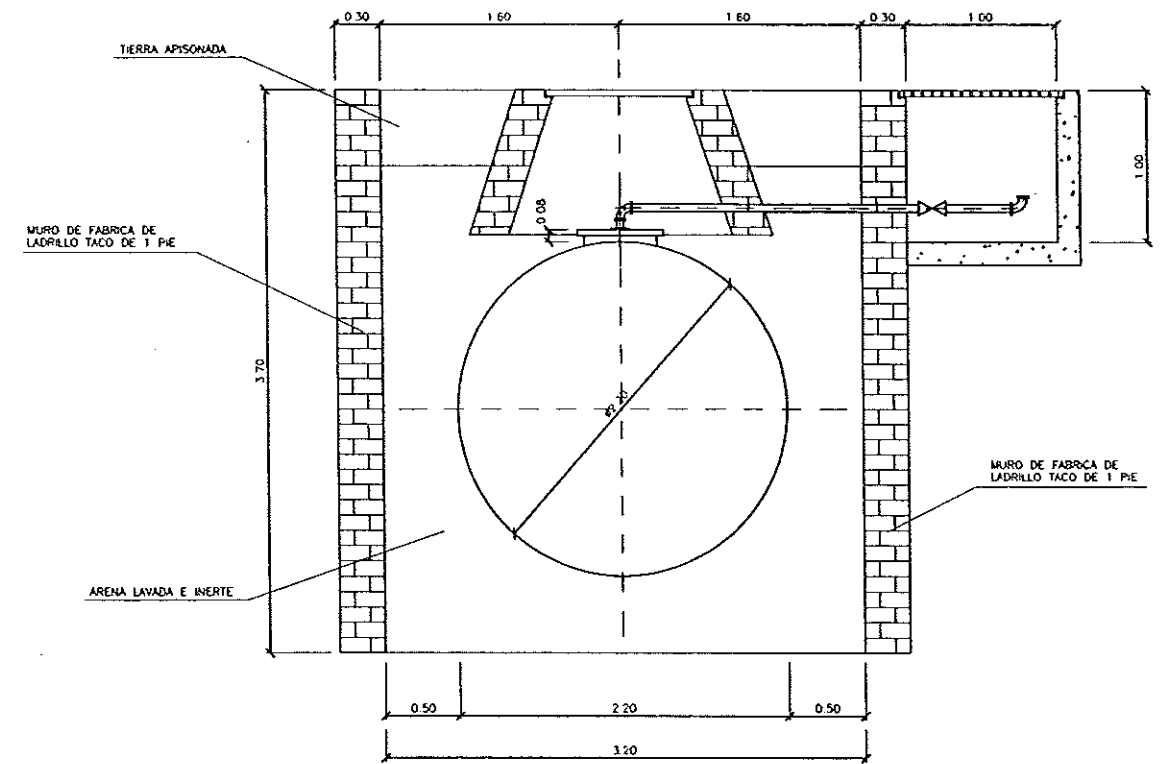

SECCION B-B'
ESCALA= 1/25

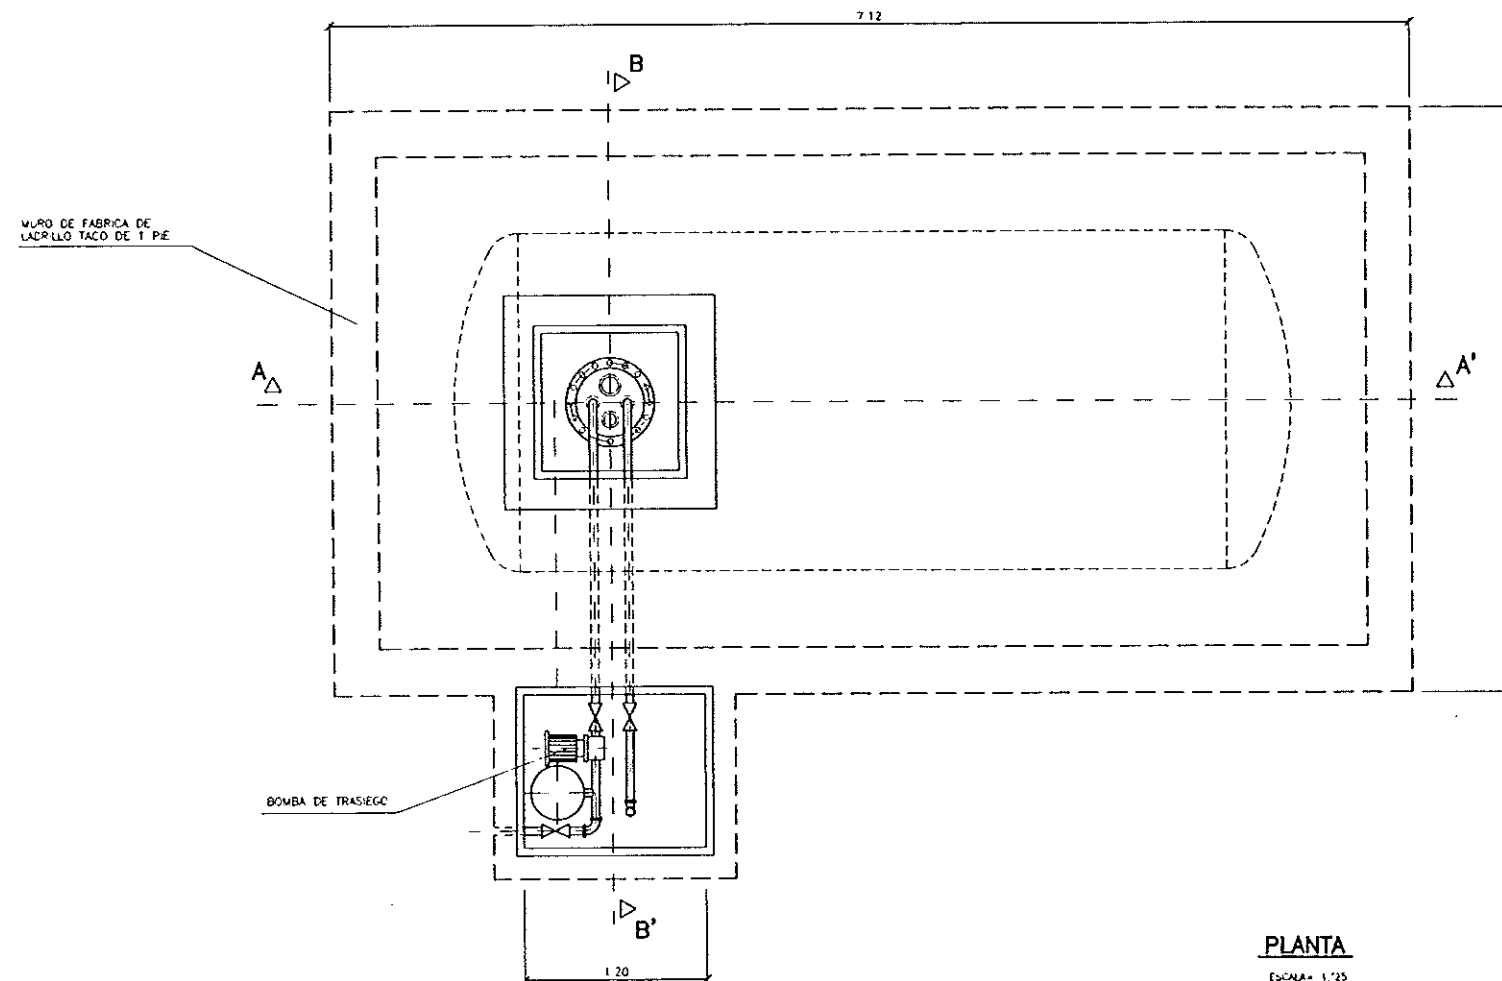

PLANTA
ESCALA= 1/25



DIPUTACION
GENERAL
DE ARAGON

DEPARTAMENTO DE ORDENACION TERRITORIAL
OBRAS PUBLICAS Y TRANSPORTES
DIRECCION GENERAL DEL AGUA

EMPRESAS CONSTRUCTORA (GTE)



LOS INGENIEROS E.C.P. AUTORES DEL PROYECTO

JOSE MARIA HERNANDEZ MELLENDEZ



SUSTITUYE A
SUSTITUIDO POR

PROYECTO

ESTACION DEPURADORA DE
AGUAS RESIDUALES DE
HUESCA

CLAVE EXPEDIENTE

23 S 02

Nº PLANO

22

ESCALA

1/25

DESIGNACION DE PLANO


DEPOSITO DE FUEL-OIL.
DEFINICION GEOMETRICA,
ARMADORAS Y EQ. PES. MECANICOS

FECHA


JUNIO-96

PAGINA


80

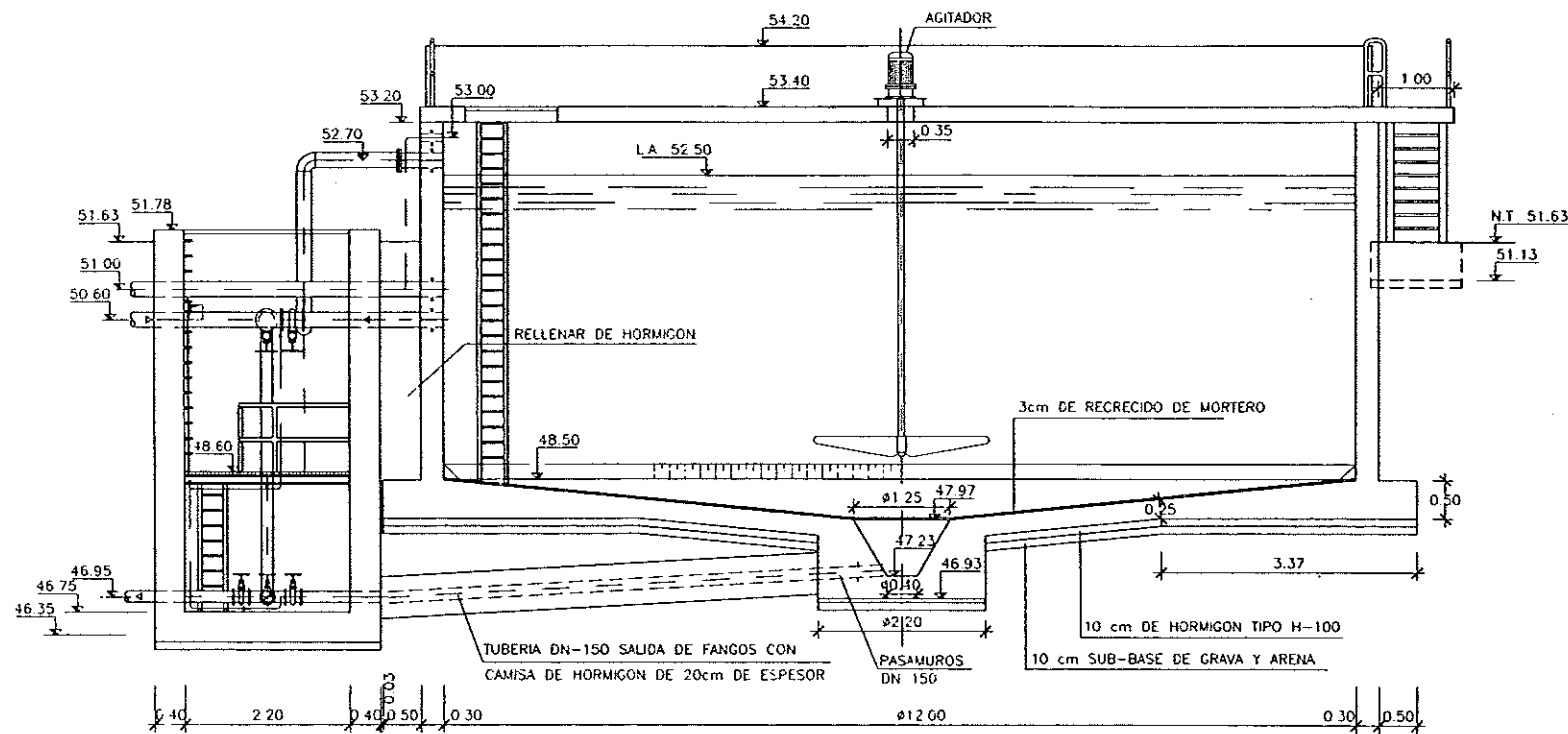

SECCION A-A

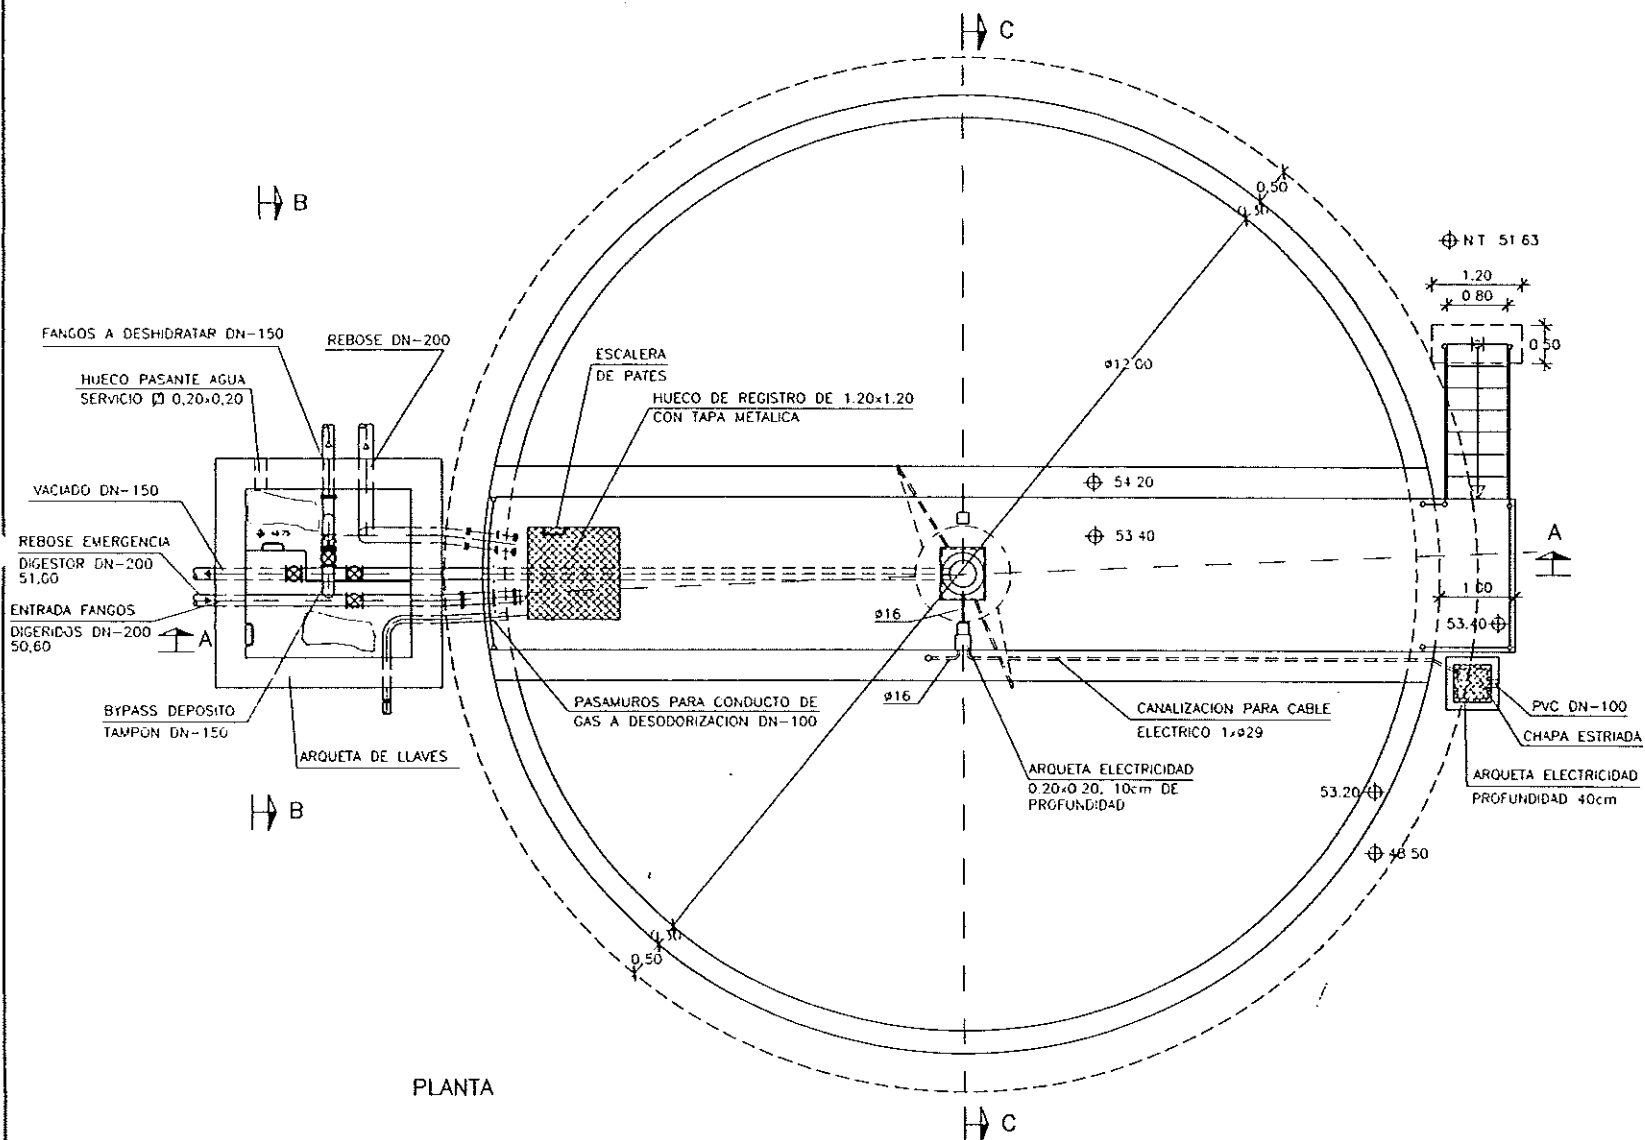


PLANTA

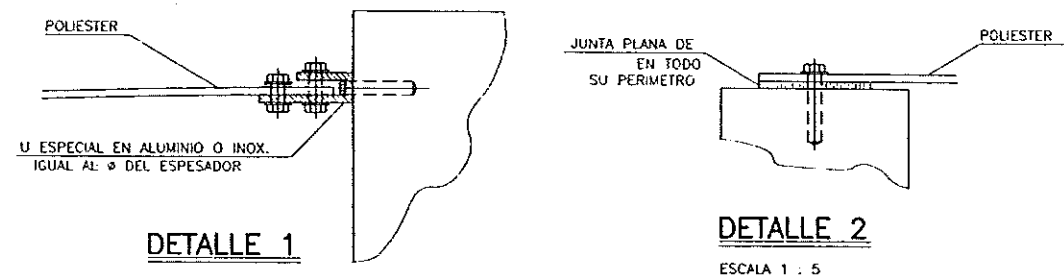


DETALLE 1

ESCALA 1 : 5

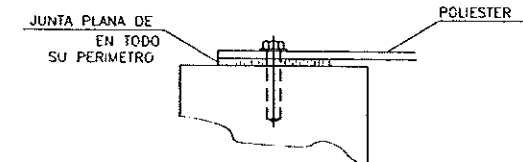

DETALLE 2

ESCALA 1 : 5

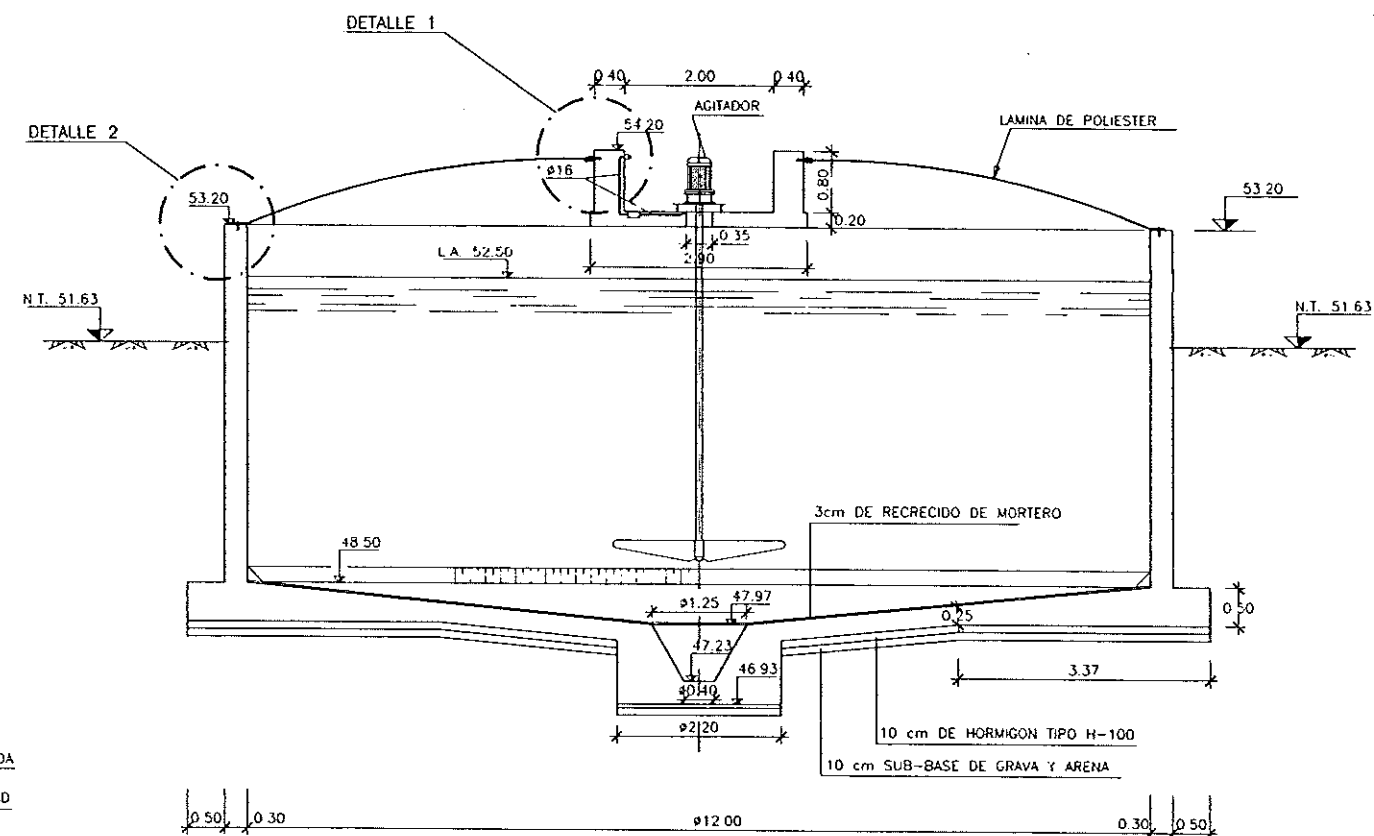

SECCION C-C



DIPUTACION
GENERAL
DE ARAGON

DEPARTAMENTO DE ORDENACION TERRITORIAL
OBRAS PUBLICAS Y TRANSPORTES
DIRECCION GENERAL DEL AGUA

EMPRESAS CONSTRUCTIVAS (UTE)

IDECONSA

ASTEISA

Tratamiento de Aguas, S.A.

LOS INGENIEROS C.C.P. AUTORES DEL PROYECTO

PROYECTO

SUSTITUYE A

DISTRIBUIDO POR


ESTACION DEPURADORA DE
AGUAS RESIDUALES DE
HUESCA

CLAVE EXPEDIENTE
23.5.02


Nº PLANO
23.1.1

DESIGNACION DE PLANO
DEPOSITO DE FANGOS DIGERIDOS
DEFINICION GEOMETRICA Y
EQUIPOS MECANICOS


FECHA
JUNIO-96
PAGINA
81

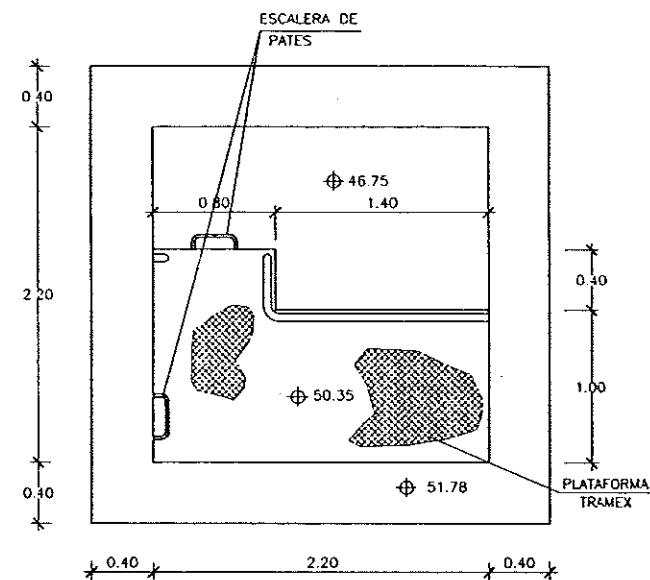


PLANTA PASARELA
ARQUETA DE LLAVES

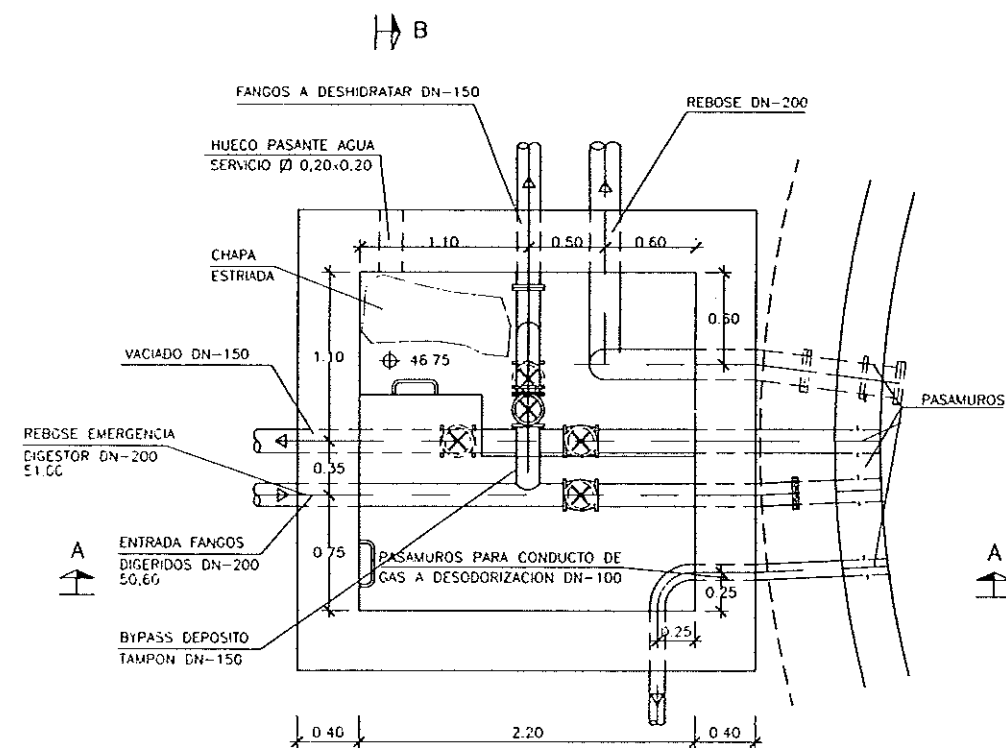

PLANTA ARQUETA
DE LLAVES

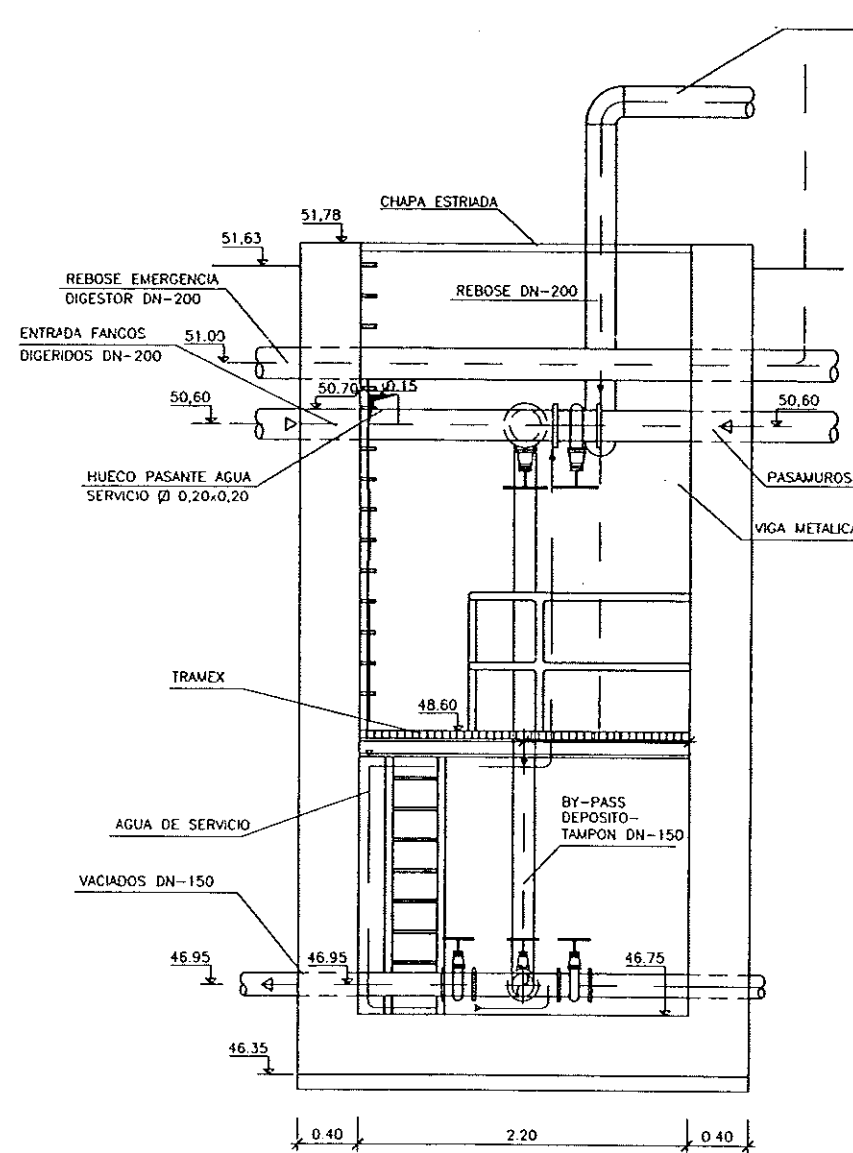

SECCION A-A

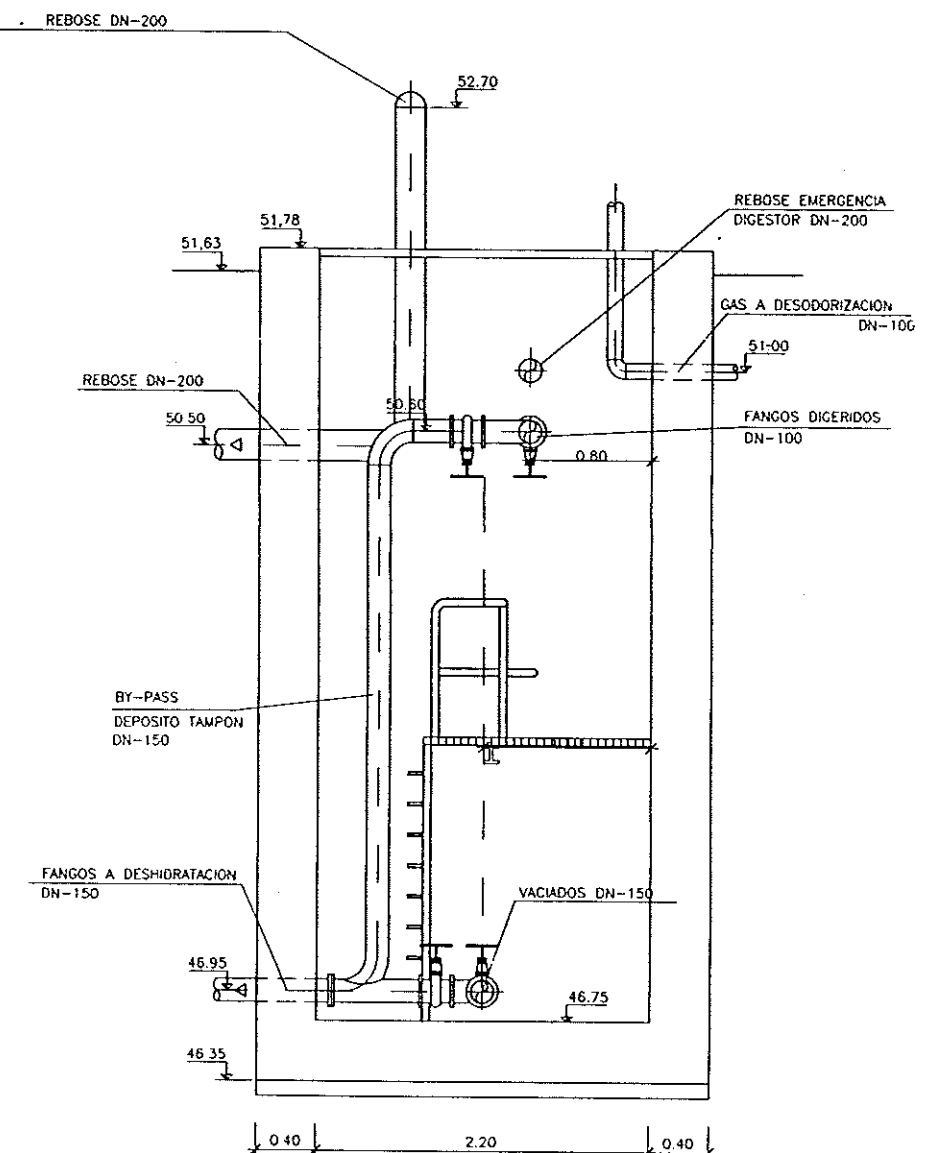

SECCION B-B



DIPUTACION
GENERAL
DE ARAGON

DEPARTAMENTO DE ORDENACION TERRITORIAL
OBRAS PUBLICAS Y TRANSPORTES
DIRECCION GENERAL DEL AGUA

EMPRESAS CONSTRUCTORA (UTE)



LOS INGENIEROS C.E.P. AUTORES DEL PROYECTO

JOSE MARIA HERNANDEZ MELLENDEZ
JOSE LUIS MENDO

SUSTITUIR A

SUSTITUIDO POR

PROYECTO

ESTACION DEPURADORA DE
AGUAS RESIDUALES DE
HUESCA

CLAVE EXPEDIENTE

23 S.02

Nº PLANO

23.1.2
ESCALA
1/25

DESIGNACION DE PLANO

DEPOSITO DE FANGOS DIGERIDOS
DETALLES

FECHA



JUNIO-96
PAGINA
82

ELEMENTOS	MATERIALES						EJECUCION
	HORMIGON			ACERO			
	TIPO	CONTROL		TIPO	CONTROL		
LIMPIEZA Y NIVELACION	H-125	NORMAL 1.5					NORMAL 1.5
CONCRETO, SOLERA Y ALZADOS	H-250	NORMAL 1.5		AEH-400N	NORMAL 1.15		NORMAL 1.5

NOTAS


0 Las longitudes de solapa y anclaje no indicados en los planos se ejecutaran de acuerdo con la INSTRUCCION EH-91

0 El recubrimiento minimo de las armaduras principales nunca sera menor de 4 cm.

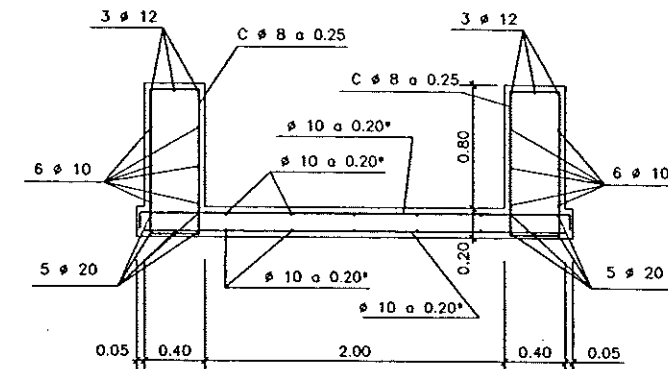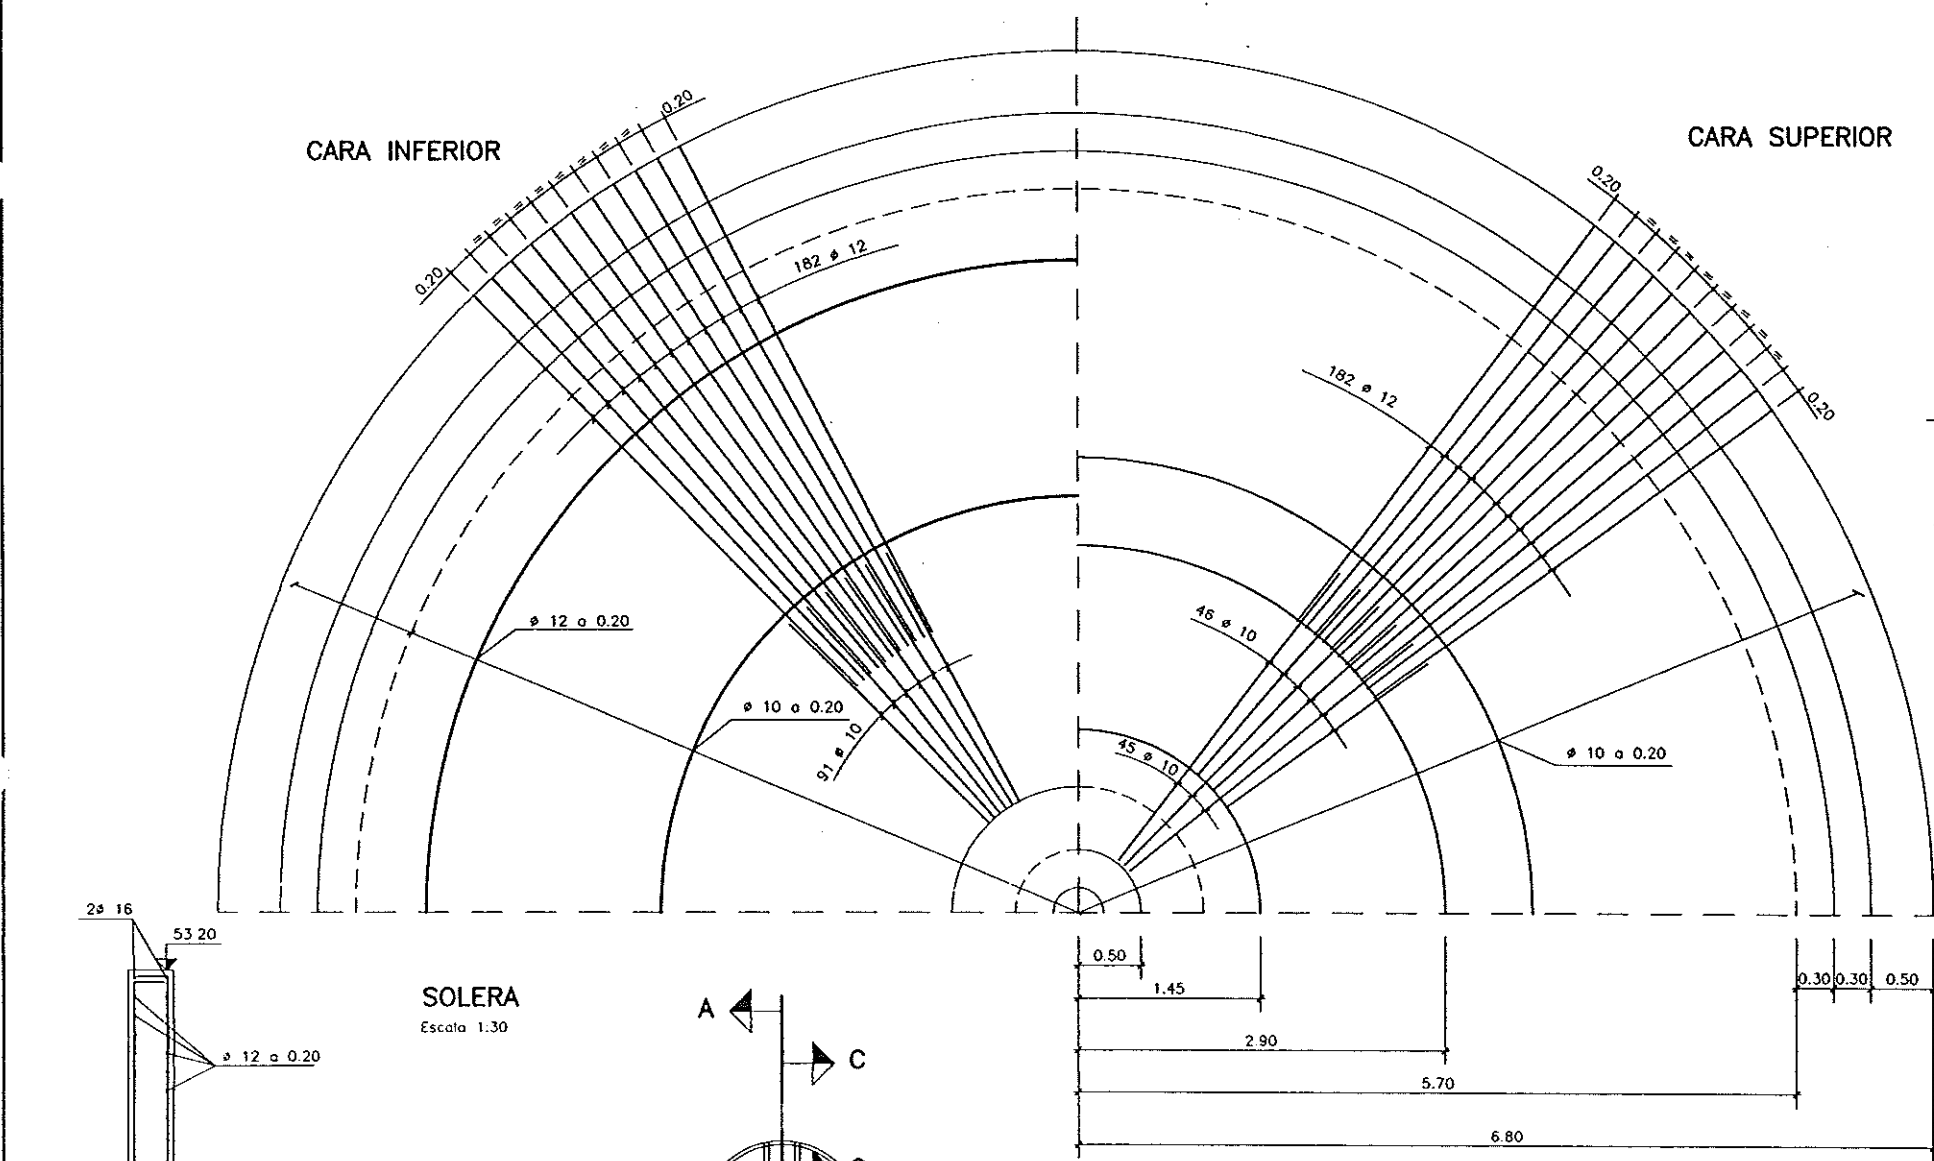


SECCION PASARELA
Escala 1:25


NOTA:
LA ARMADURA SEÑALADA CON * PASARA A SER # 10 @ 10 EN LA ZONA DONDE SE APOYE LA MAQUINARIA Y EN UNA LONGITUD TOTAL DE 2.00 m. (1.00 m. A CADA LADO DE LA MAQUINARIA)

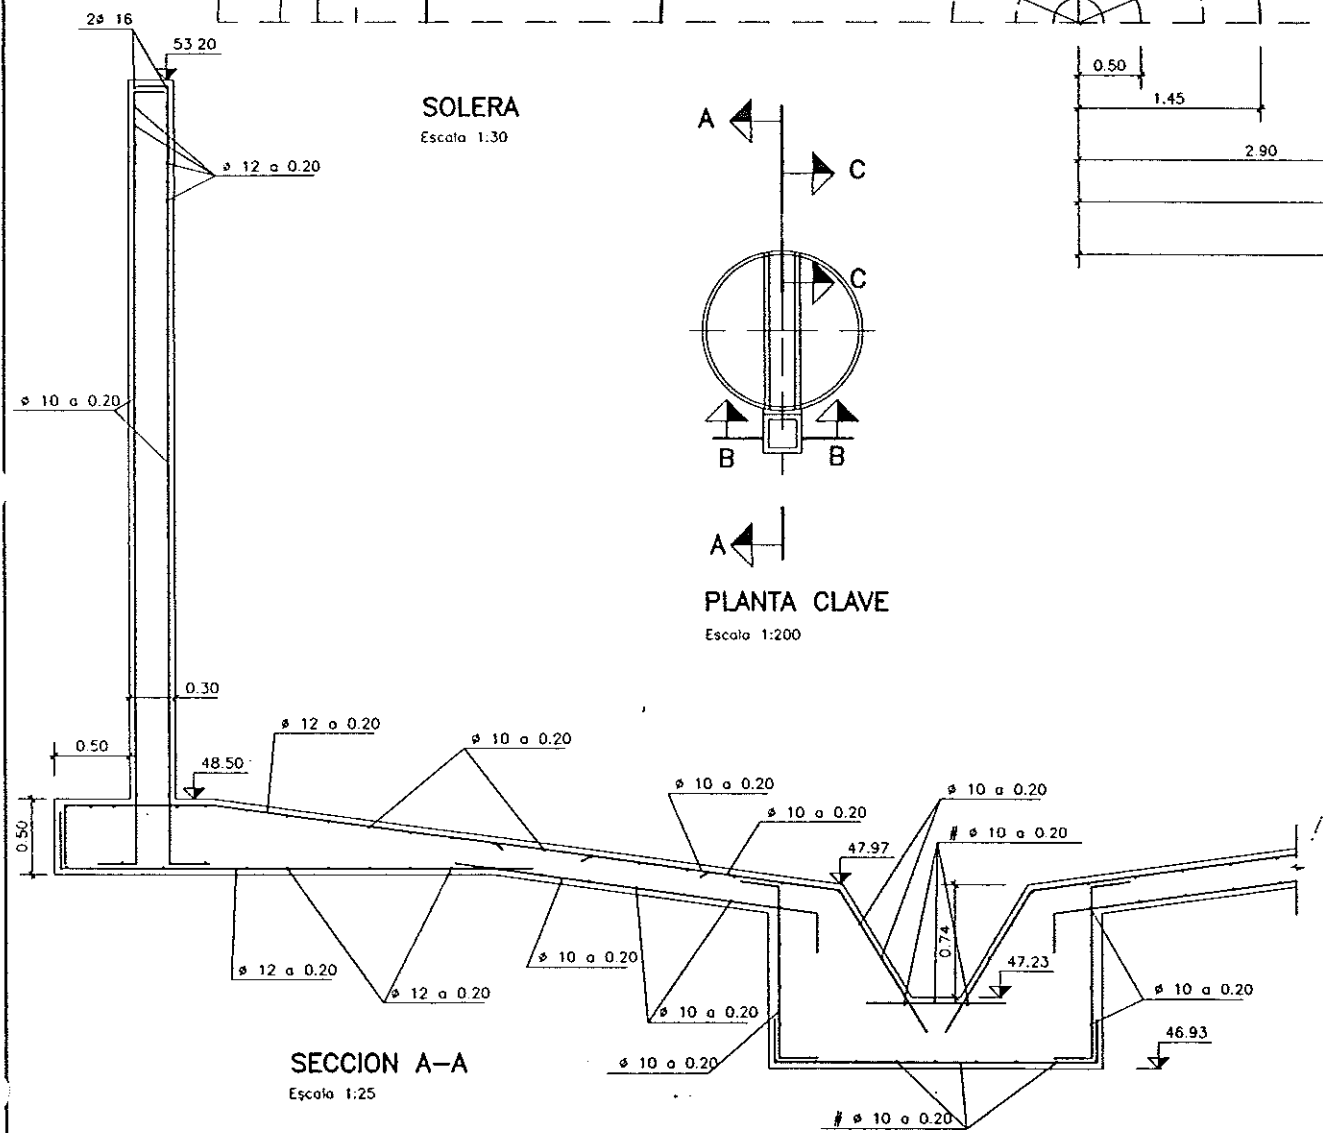


SECCION A-A
Escala 1:25

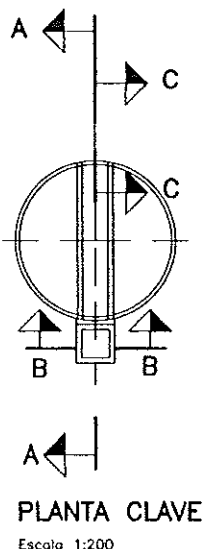


PLANTA CLAVE
Escala 1:200

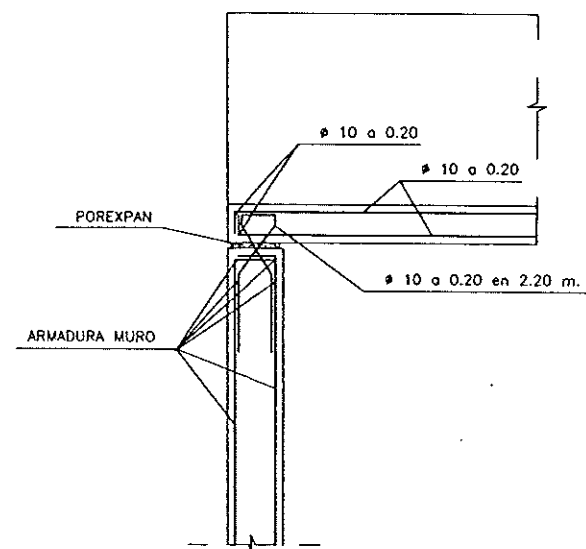


SECCION C-C
Escala 1:20

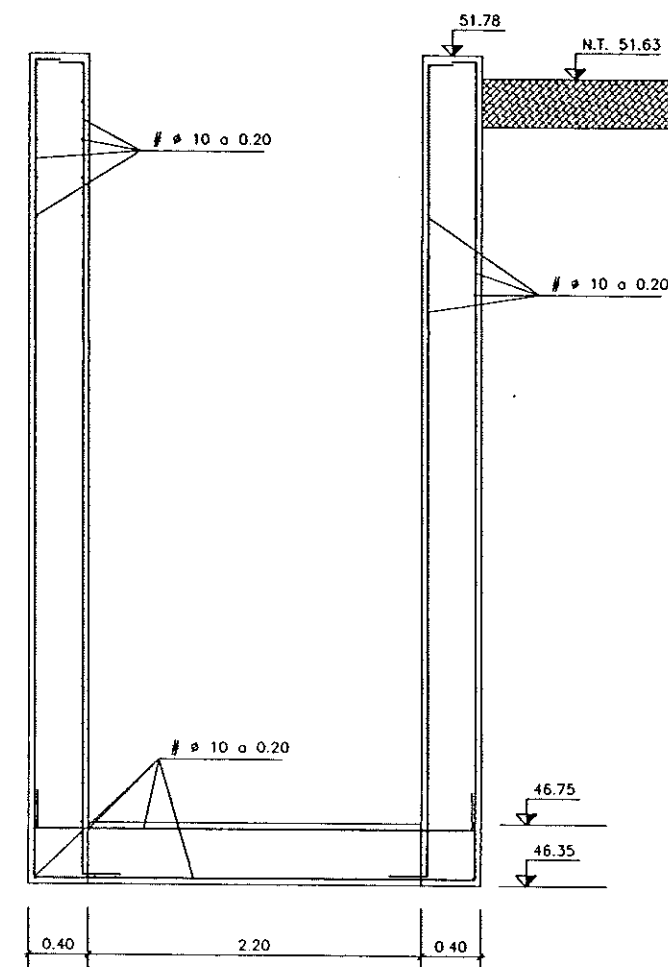


SECCION B-B
Escala 1:25

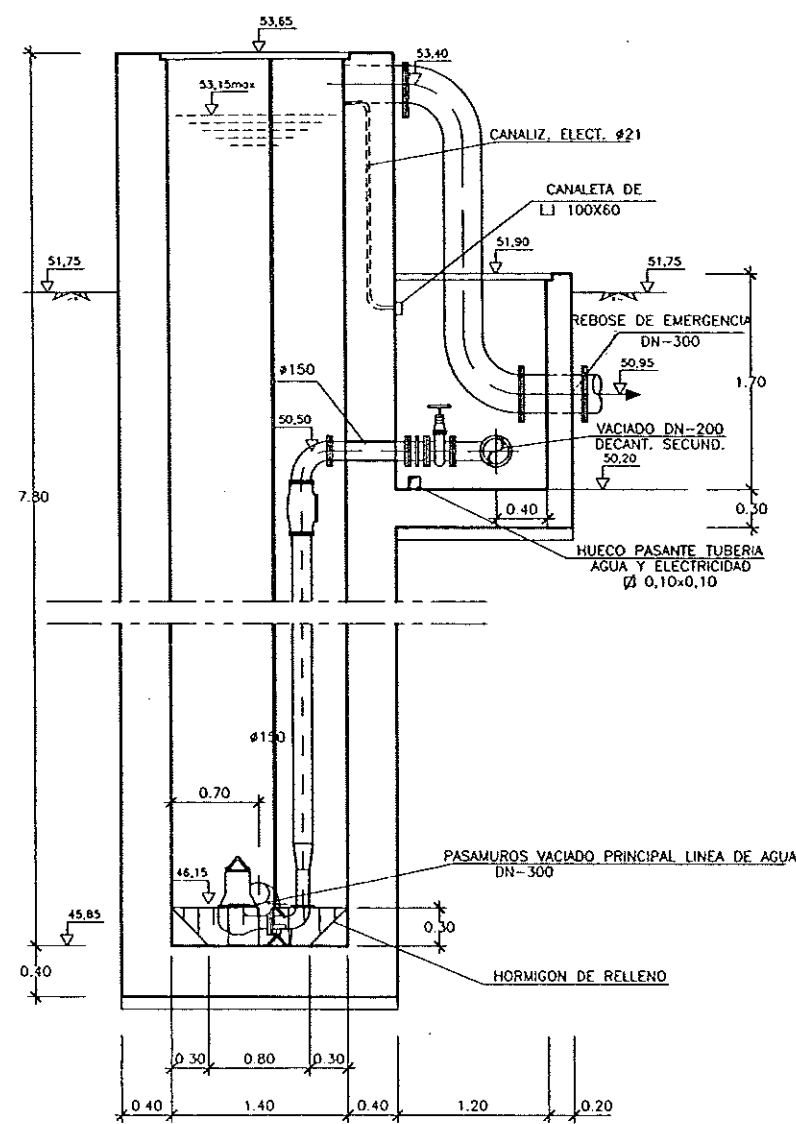


SECCION A-A
ESCALA 1/30

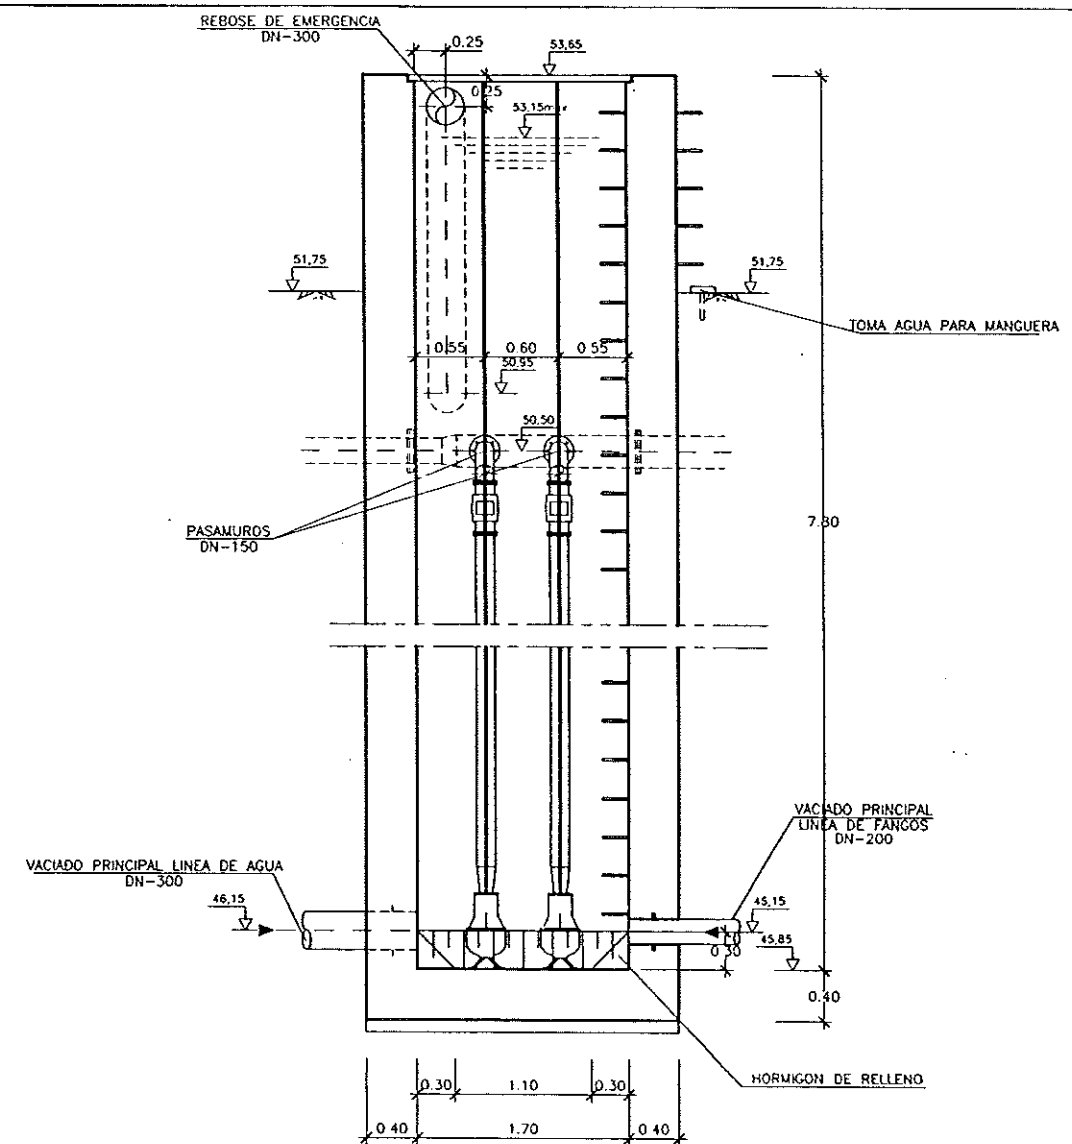

SECCION B-B
ESCALA 1/30

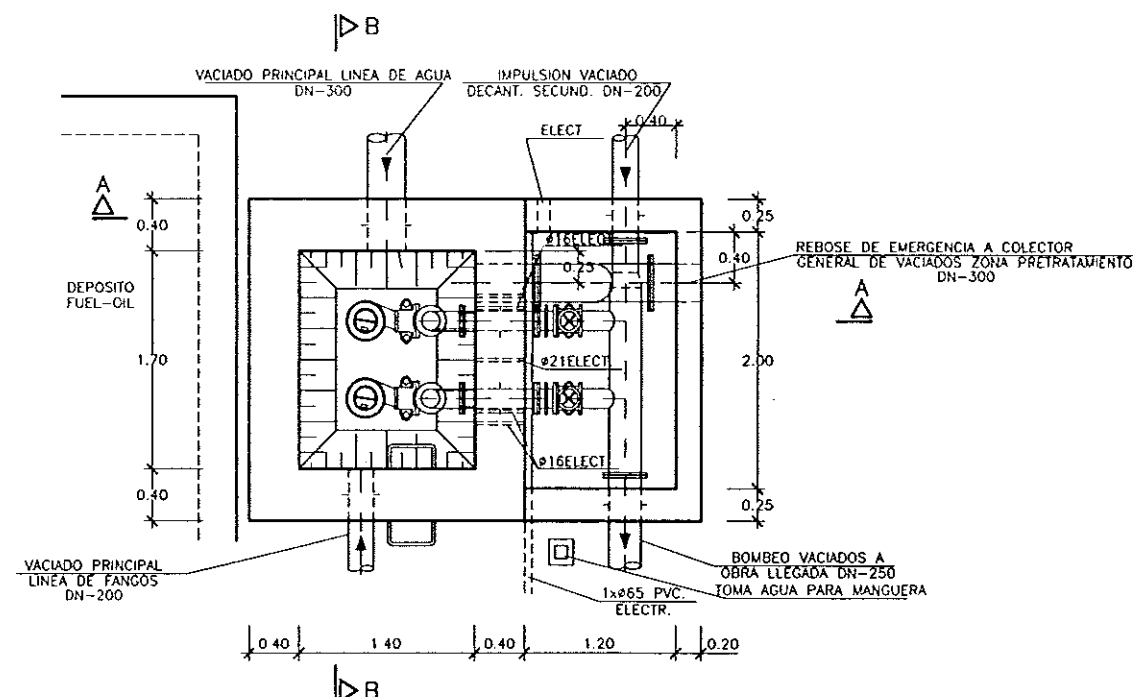

PLANTA
ESCALA 1/30

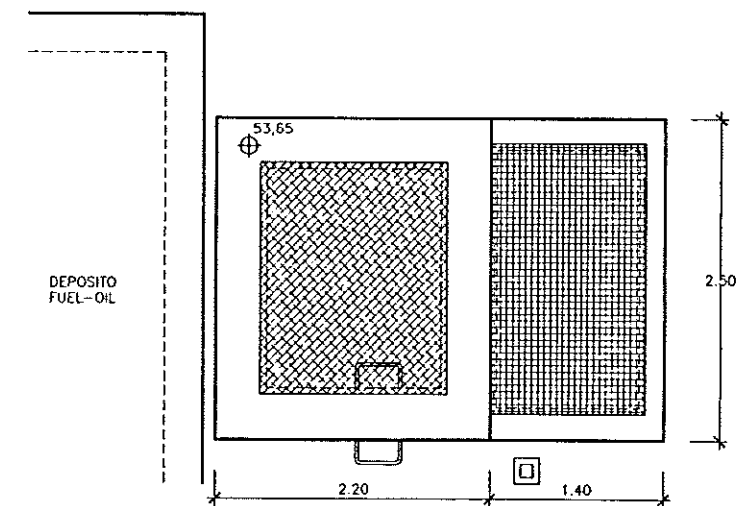

PLANTA CUBIERTA
ESCALA 1/30



DIPUTACION
GENERAL
DE ARAGON

DEPARTAMENTO DE ORDENACION TERRITORIAL
OBRAS PUBLICAS Y TRANSPORTES
DIRECCION GENERAL DEL AGUA

EMPRESAS CONSTRUCTIVAS (MTE)

DECONSA

ASTEISA
Tratamiento de Aguas, S.A.

LOS ACORDADOS C.C.P. AUTORES DEL PROYECTO

JOSE MARIA HERNANDEZ MELNDEZ



SUSTITUTO A

SUSTITUIDO POR

PROYECTO

ESTACION DEPURADORA DE
AGUAS RESIDUALES DE
HUESCA

CLAVE EXPEDIENTE

23.5.02

Nº PLANO

24.1

ESCALA
1/30


DESCRIPCION DE PLANO

POZO CENTRAL DE VACIADOS
DEFINICION GEOMETRICA Y
EQUIPOS MECANICOS


FECHA

JUNIO-98


PAGINA
84

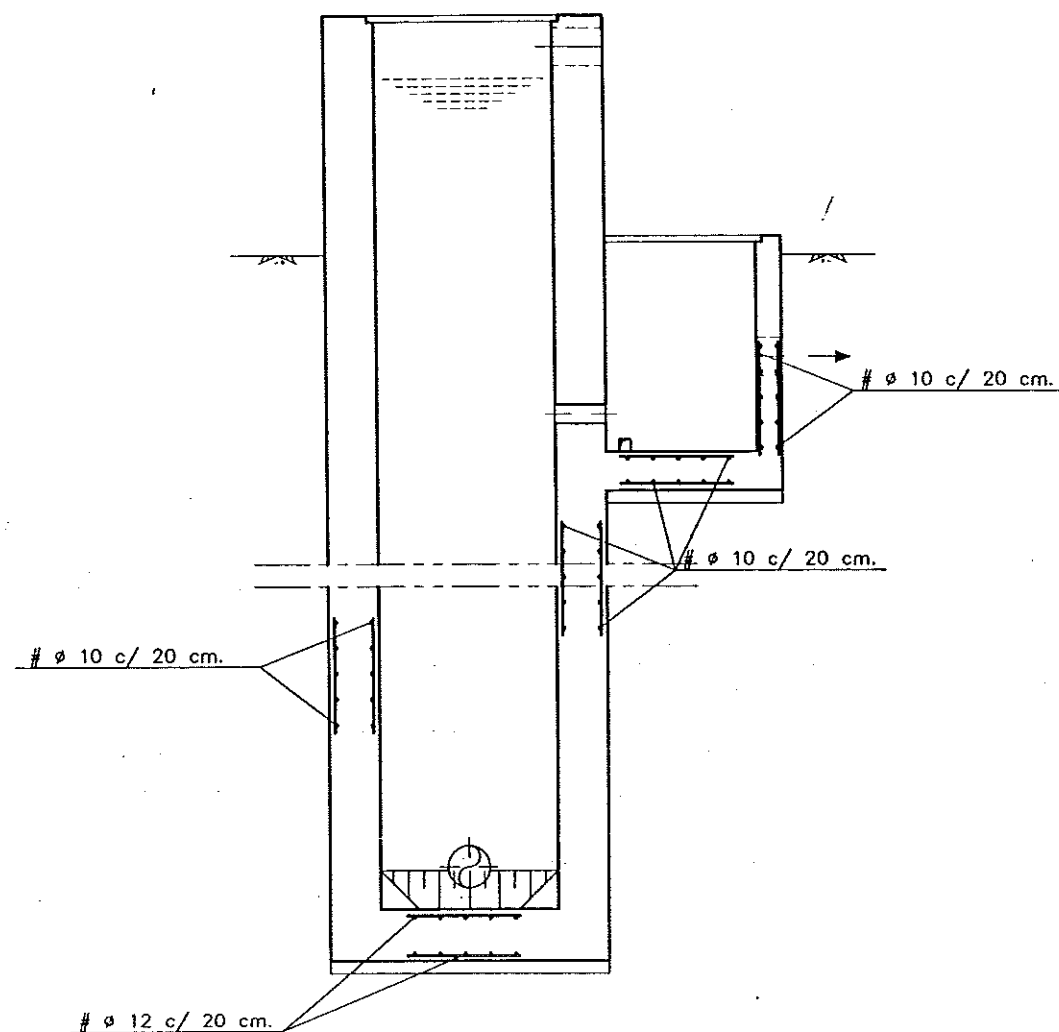


SECCION A-A
ESCALA 1/30

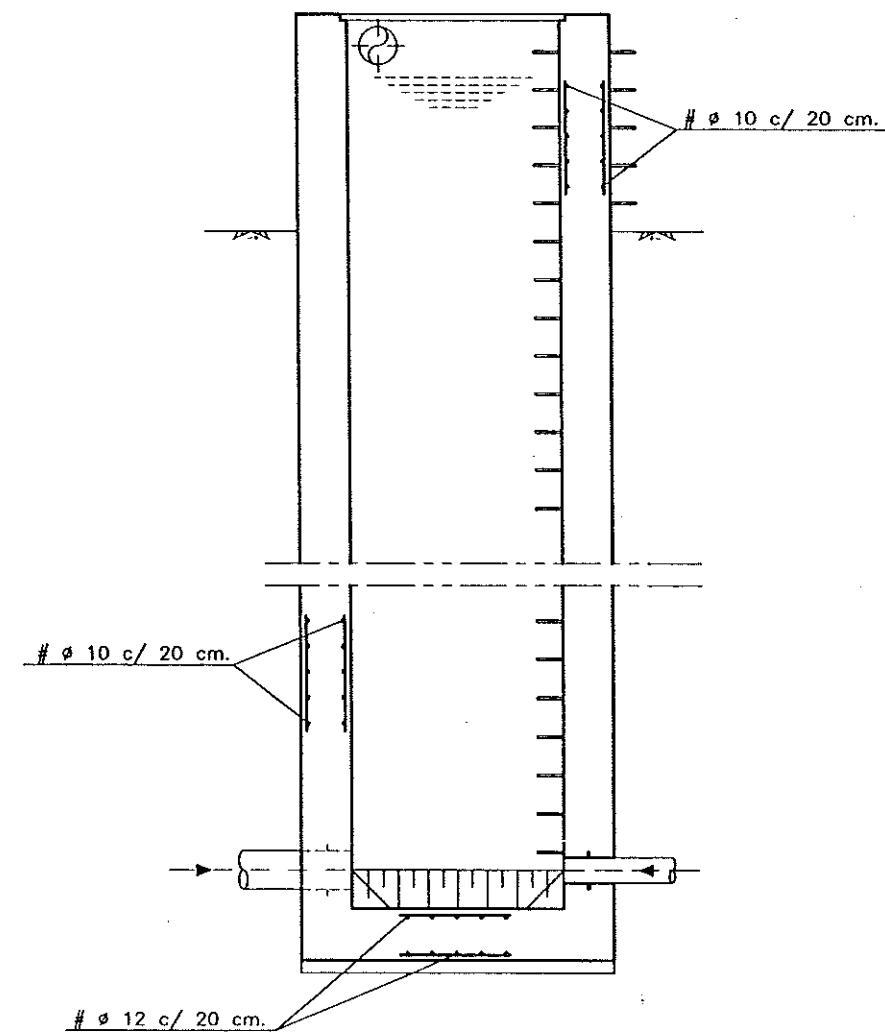

SECCION B-B
ESCALA 1/30

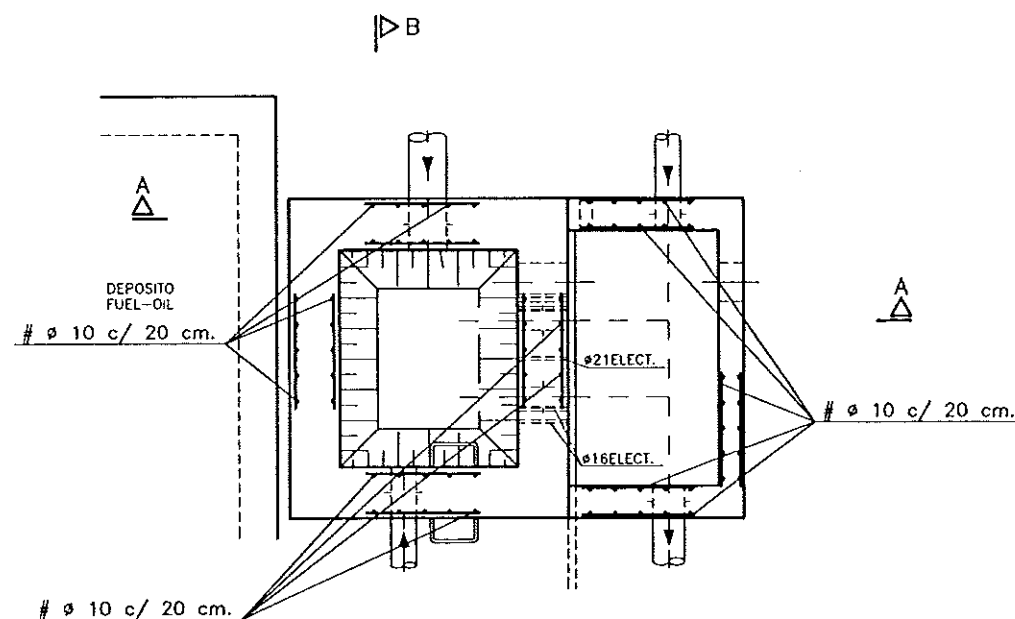

PLANTA
ESCALA 1/30

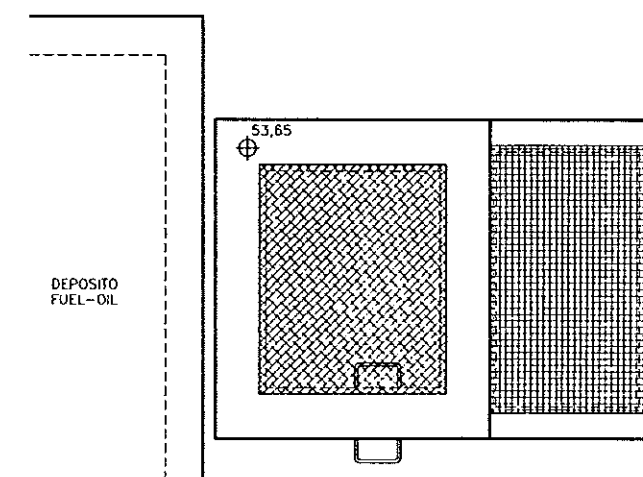

PLANTA CUBIERTA
ESCALA 1/30



DIPUTACION
GENERAL
DE ARAGON

DEPARTAMENTO DE ORDENACION TERRITORIAL
OBRAS PUBLICAS Y TRANSPORTES
DIRECCION GENERAL DEL AGUA



ASTEISA
Tratamiento de Aguas S.A.

LOS INGENIEROS C.C.P. AUTORES DEL PROYECTO
[Signature]
D. JOSE MARIA HERNANDEZ MELNCEZ

[Signature]
D. CARLOS LUIS MENDOZA

SUSTITUYE A:
DISEÑADO POR:

PROYECTO

ESTACION DEPURADORA DE
AGUAS RESIDUALES DE
HUESCA


CLAVE EXPEDIENTE
23.S.02

Nº PLANO
24.2
ESCALA
1/30

DESIGNACION DE PLANO


POZO CENTRAL DE VACIADOS
ARMADURAS

FECHA
JUNIO-96
PAGINA
85

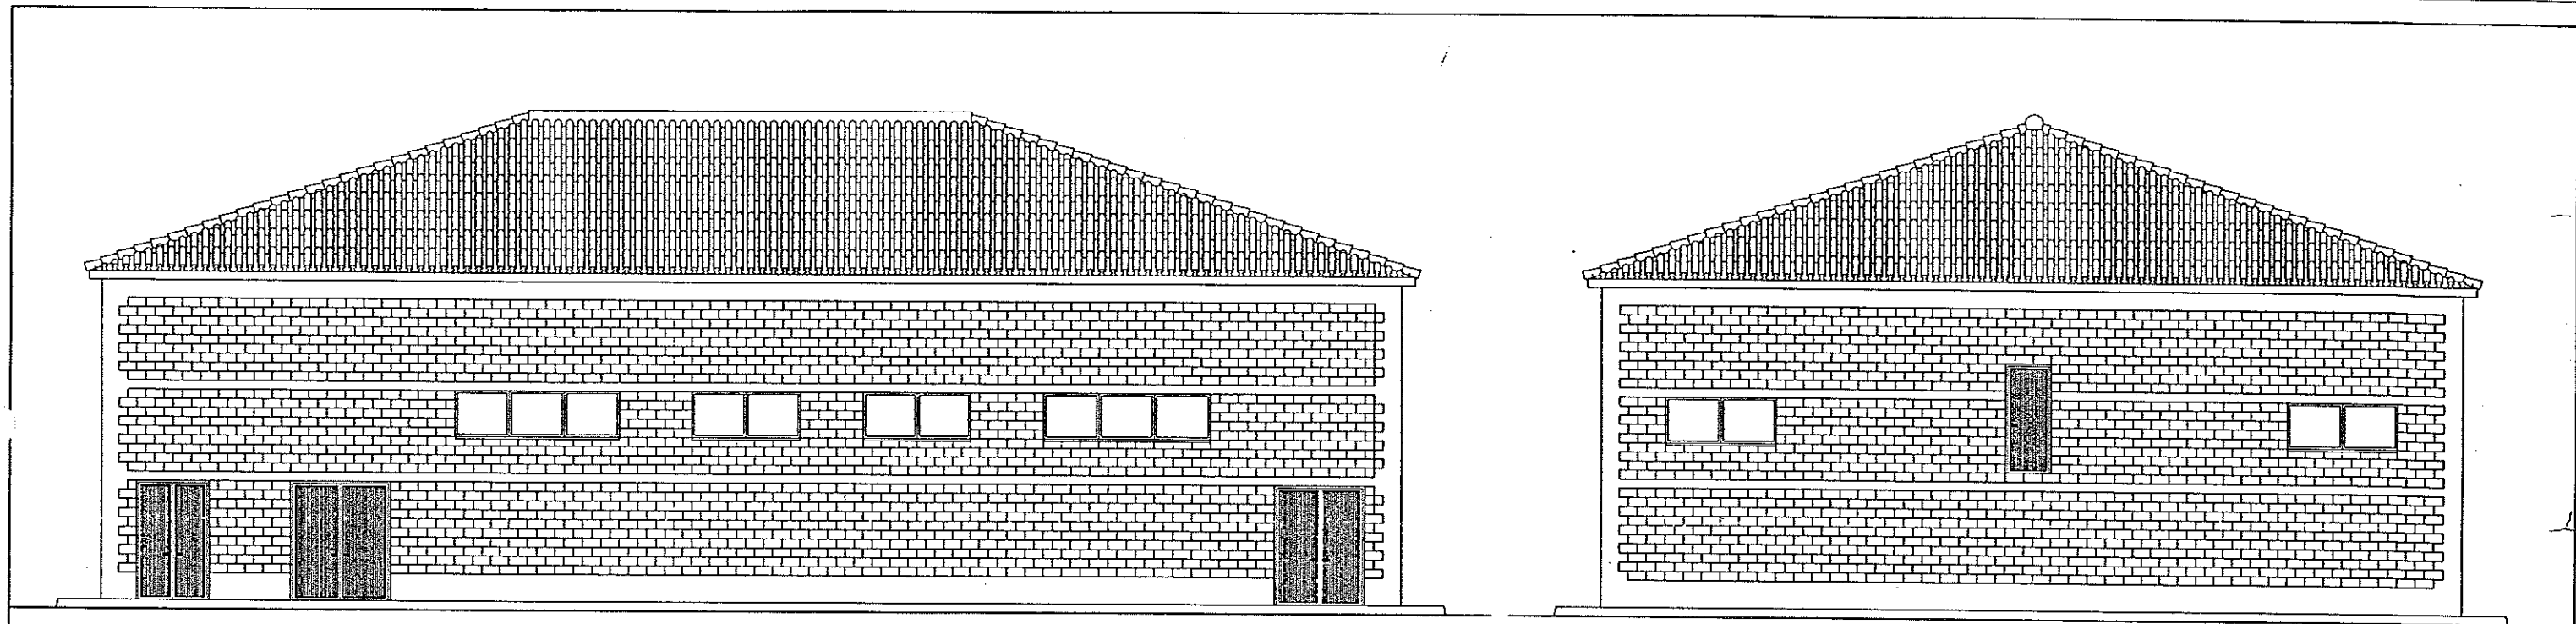


ALZADO A CARRETERA





ALZADO A DESARENADOR

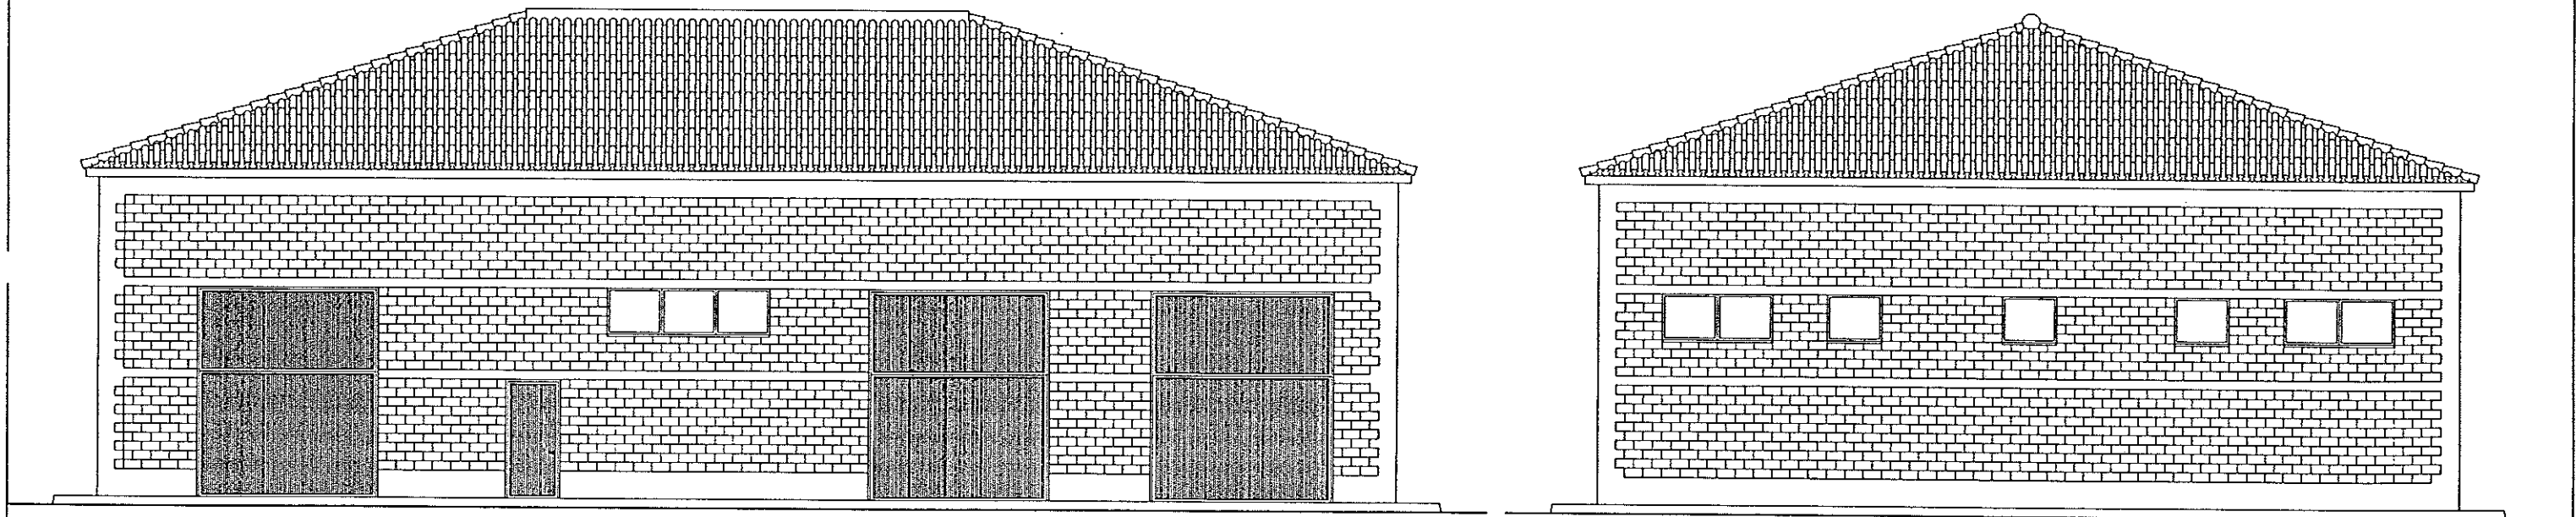



ALZADO A E.D.A.R.

 ALZADO LLEGADA AGUA BRUTA

 DIPUTACION GENERAL DE ARAGON	DEPARTAMENTO DE ORDENACION TERRITORIAL, OBRAS PUBLICAS Y TRANSPORTES DIRECCION GENERAL DEL AGUA	COMPLIE ENTREGA ESTE 	 ASTEISA Protección de Aguas, S.A.	LOS RECTORES DEL AGUA DEL ARAGON 	REVISOR A 	ESTACION DEPURADORA DE AGUAS RESIDUALES DE HUESCA	AREA LIMPIEZA 23.502	OP. PLANO 25.1 ESCALA 1/50	ALIMANTACION DE AGUA EDIFICIO DE DESBASTE ALZADOS	FECHA JUNIO-95 PAGINA 86
---	--	--	--	--	---	--	--	--	--	---

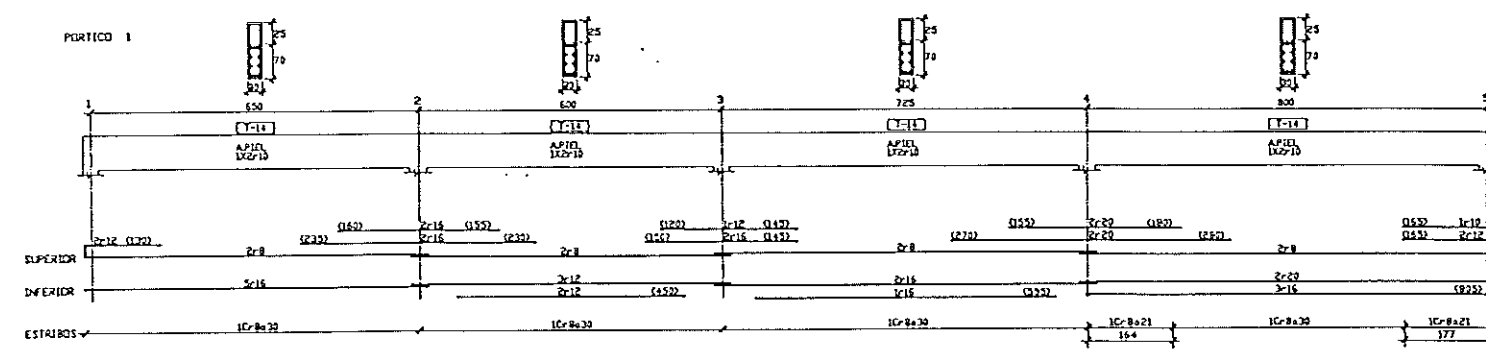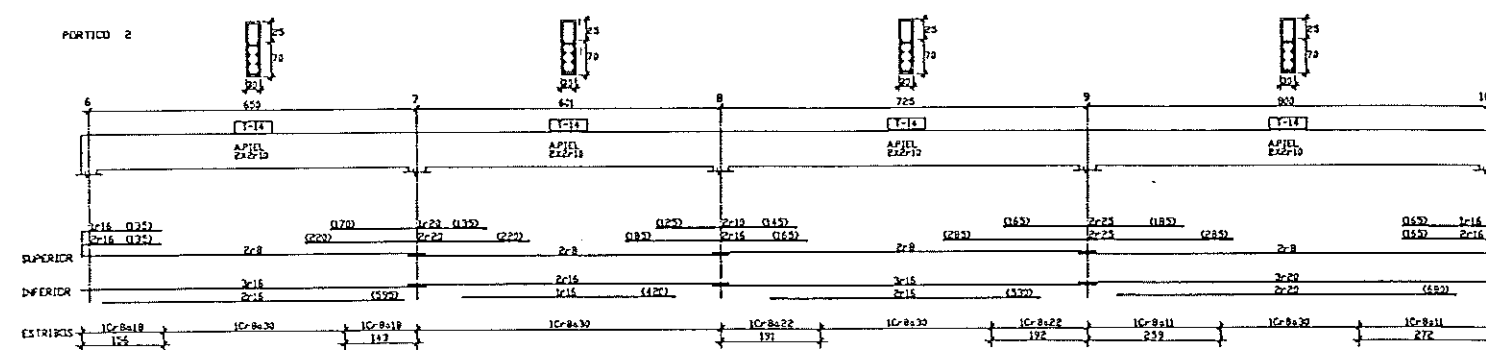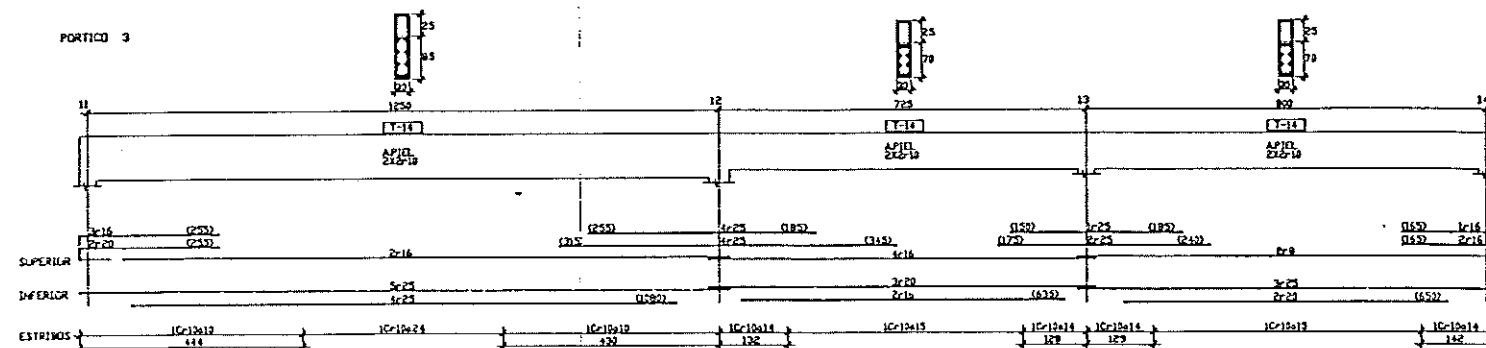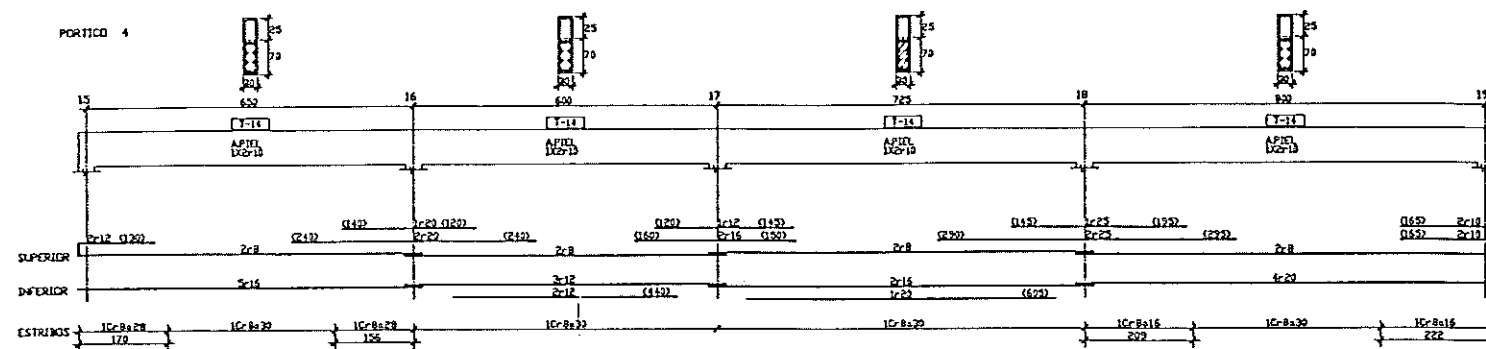

CUBIERTA

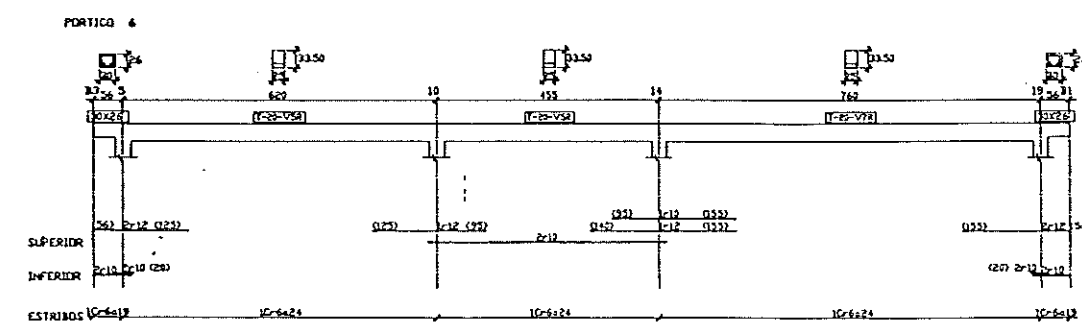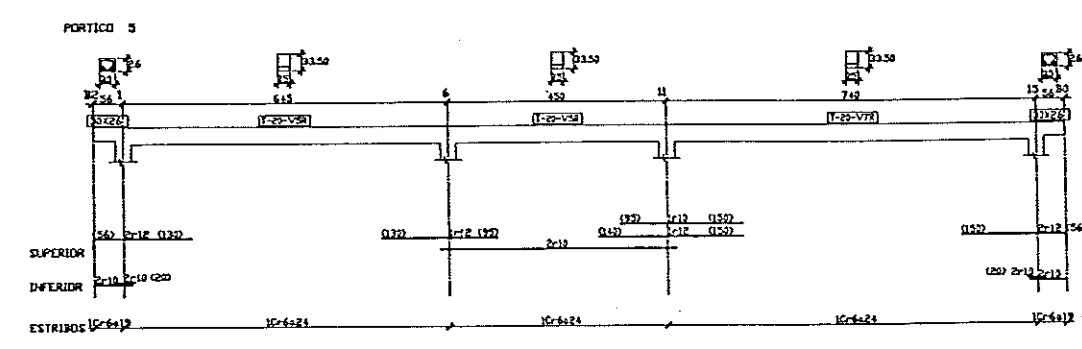

NOTA:
TODAS LAS VIGAS T-14
SE HORMIGONARAN 20+5 cm.
DESPUES DE LA COLOCACION
DE LOS PANELES


CUADRO DE CARACTERISTICAS SEGUN EH-91				
ELEMENTO	LOCALIZACION	ESPECIFICACION DEL ELEMENTO ART-28.2 ART-9	NIVEL DE CONTROL ART-64 AL 72	COEFICIENTE PONDERACION
HORMIGON	VIGAS	H-250	NORMAL (PROBETAS EN OBRA)	1.5
	ACEROS	A2H-300-N	NORMAL NO SISTEMATICO	1.15
EJECUCION	VIGAS		NORMAL	1.8

ACERO 5.100 Kg/cm²

NOTA: LAS COTAS PARA LOS REPLANTEOS DE PILARES, HUECOS Y VOLADIZOS DEBERAN SER TOMADAS DE LOS PLANOS DE REPLANTEO Y DISTRIBUCION


NOTA: EL RECUBRIMIENTO DE ARMADURAS NO SERA MENOR A 4 cm.

FORJADO DE VUELO
CON $H=20+5$
 $b=67$

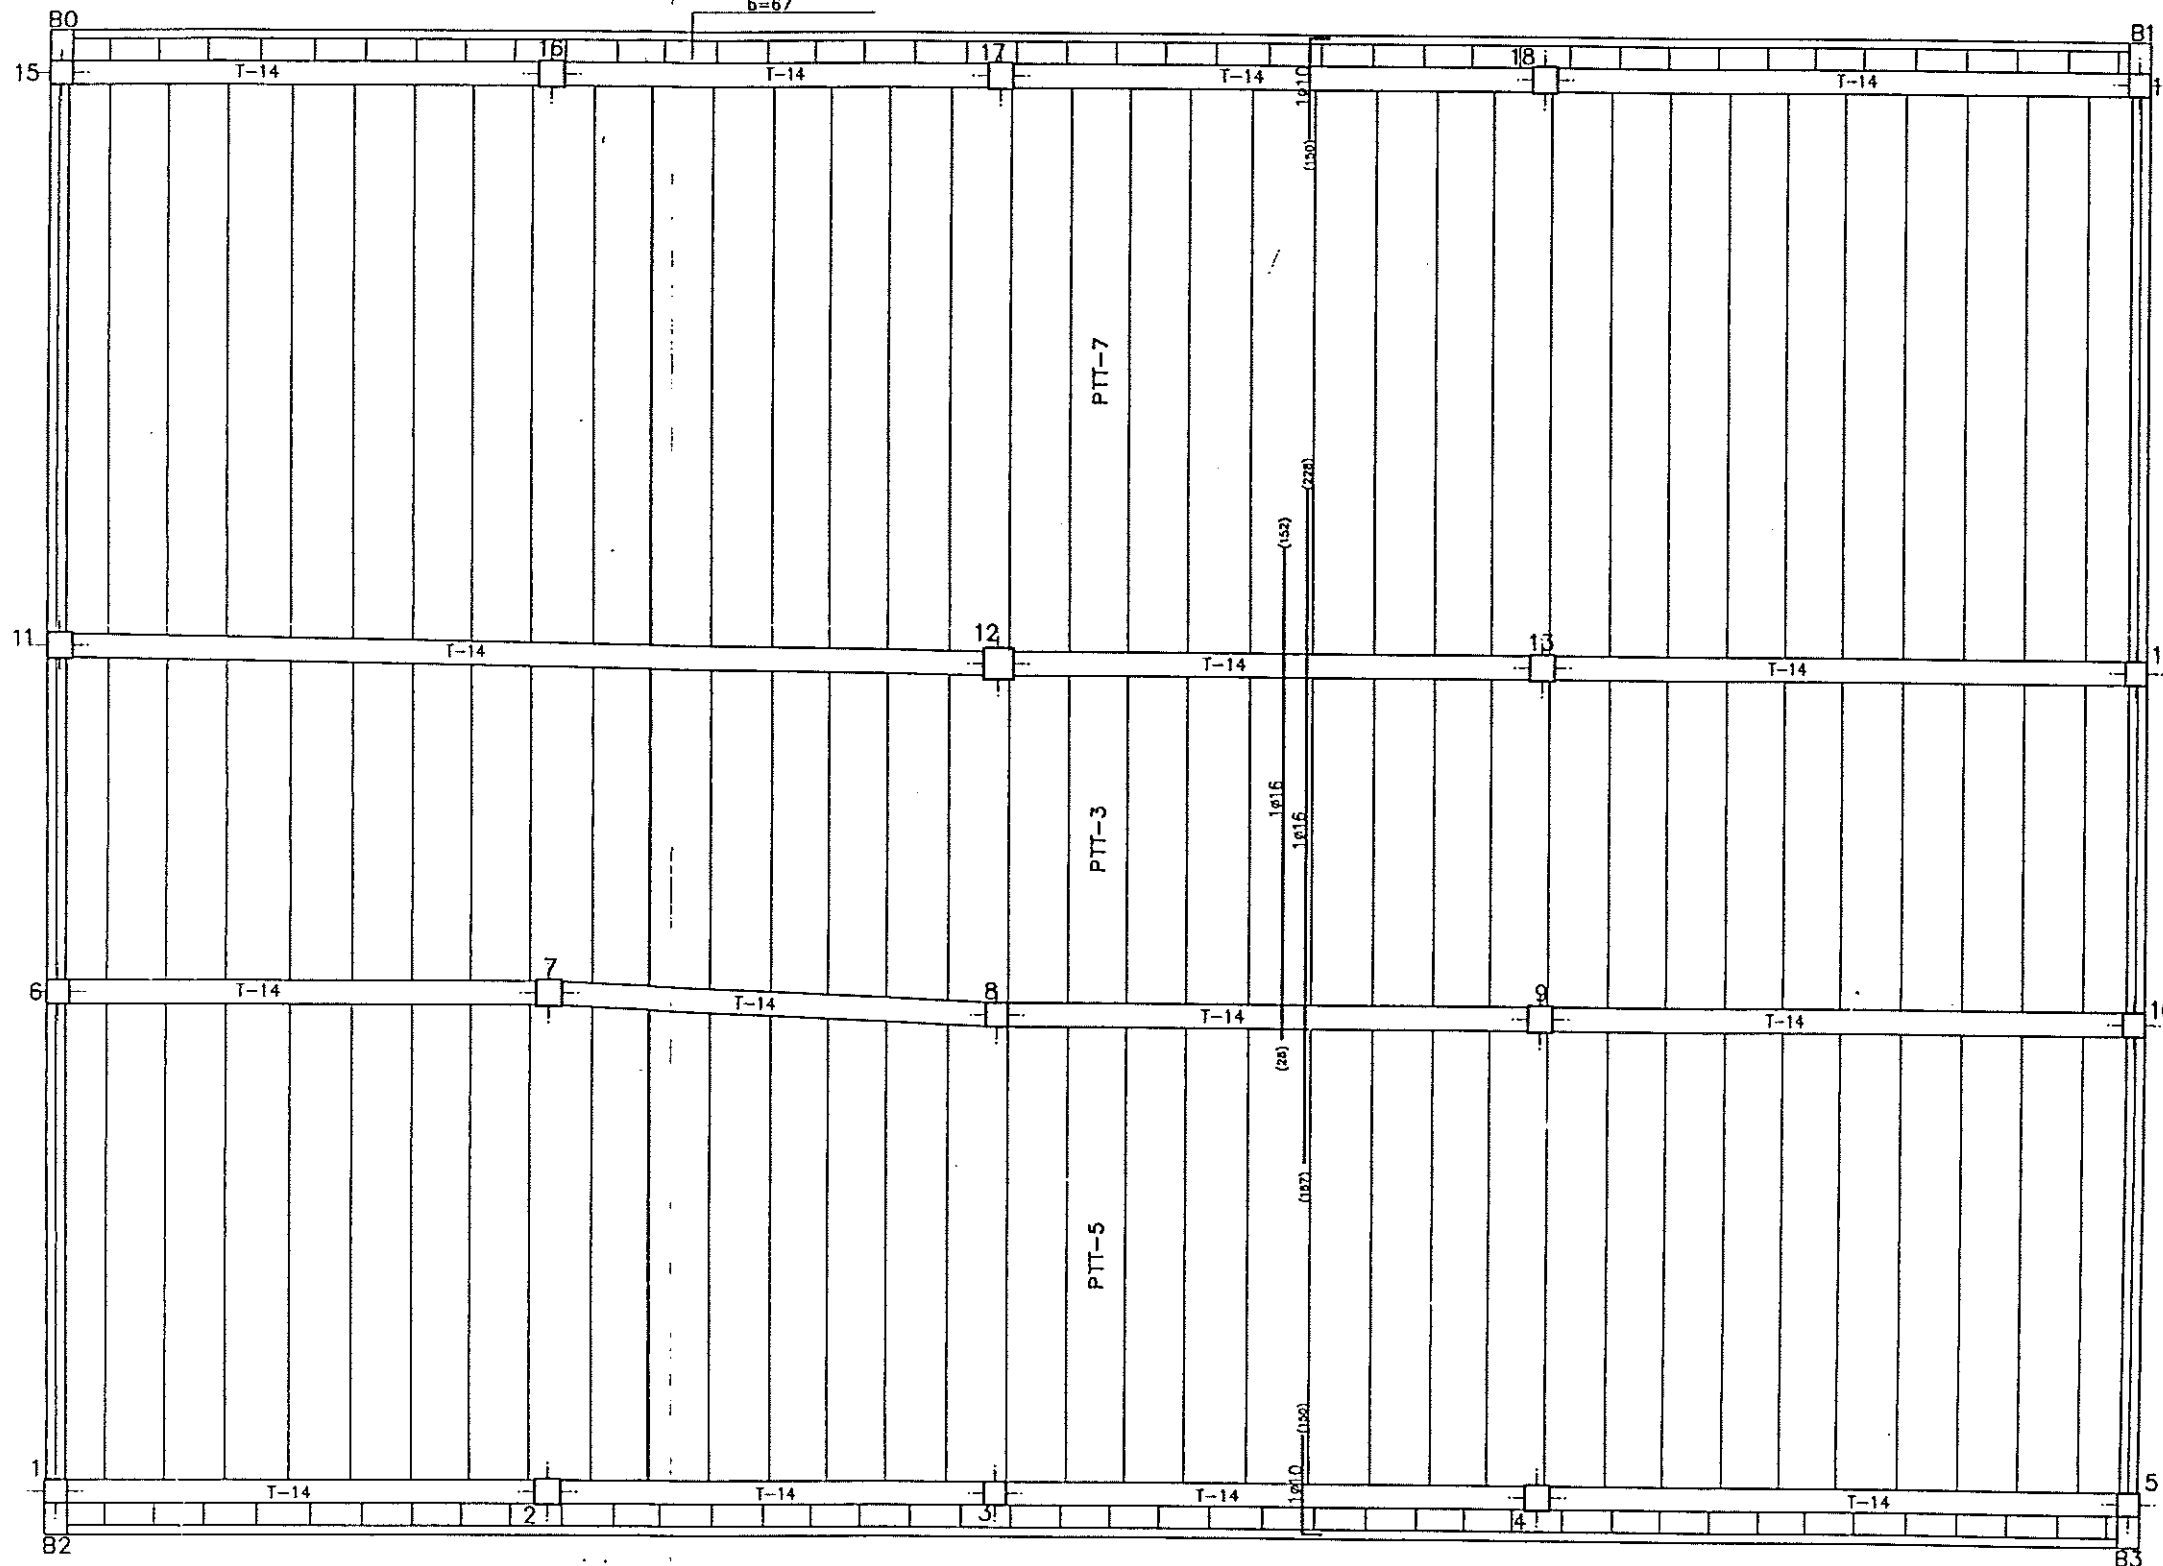


FORJADO DE CUBIERTA


SECCION FORJADO RUBIERA

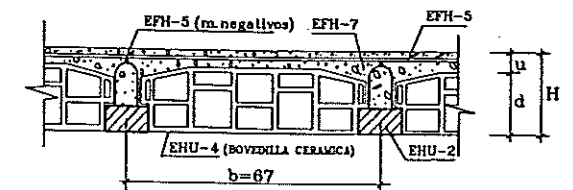


SECCION DE FORJADO CON PANEL II

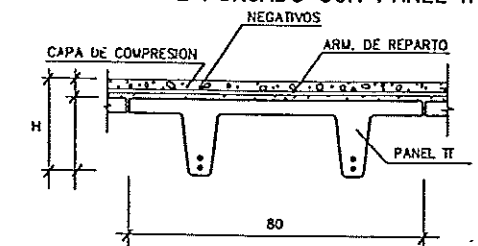

SECCIONES DE VIGAS RUBIERA T-20 VISTA

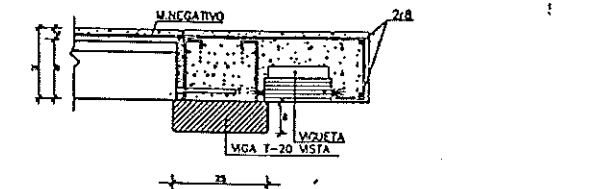

SECCIONES DE VIGA T-14 CON PANELES

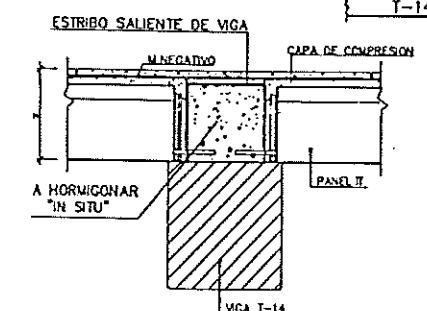

PLANTA	SEPARACION	CANTO	S.DE USO	CARGA TOTAL
CUBIERTA	VUELOS	b=67 H=20+5	CUBIERTA	663 Kp/m ²
	RESTO	b=80 H=20+5	CUBIERTA	850 Kp/m ²

ARMADURA DE REPARTO MALLA SEGUN INSTRUCCION EF-88

CUADRO DE CARACTERISTICAS SEGUN EH-91					
ELEMENTO	LOCALIZACION	ESPECIFICACION DEL ELEMENTO ART.-28.2 ART.-9	NIVEL DE CONTROL ART.-84 AL 72	COEFICIENTE PONDERACION	
				δ_c	δ_s
HORMIGON	FORJADOS	H-250	NORMAL (PROBETAS EN OBRA)	1.5	
ACEROS	FORJADOS	AEH-500-N	NORMAL NO SISTEMATICO		1.15
EJECUCION	FORJADOS		NORMAL		1.8

ACERO 5.100 Kg/cm^2



DIPUTACION
GENERAL
DE ARAGON

DEPARTAMENTO DE ORDENACION TERRITORIAL
OBRAS PUBLICAS Y TRANSPORTES
DIRECCION GENERAL DEL AGUA

EMPRESAS CONSTRUCTIVAS (U.T.A.)



LOS INGENIEROS C.E.P. AUTORES DEL PROYECTO

D. JOSE MARIA HERNANDEZ MELDREZ

D. CARLOS JAVIER MENDO

SUSTITUYE A:
SUSTITUIDO POR:

PROYECTO

ESTACION DEPURADORA DE
AGUAS RESIDUALES DE
HUESCA


CLAVE EXPEDIENTE
23.S.02

Nº PLANO
25.2.2
ESCALA
1/50

DESIGNACION DE PLANO

EDIFICIO DE DESBASTE
FORJADO DE CUBIERTA


FECHA
JUNIO-96
PÁGINA
88

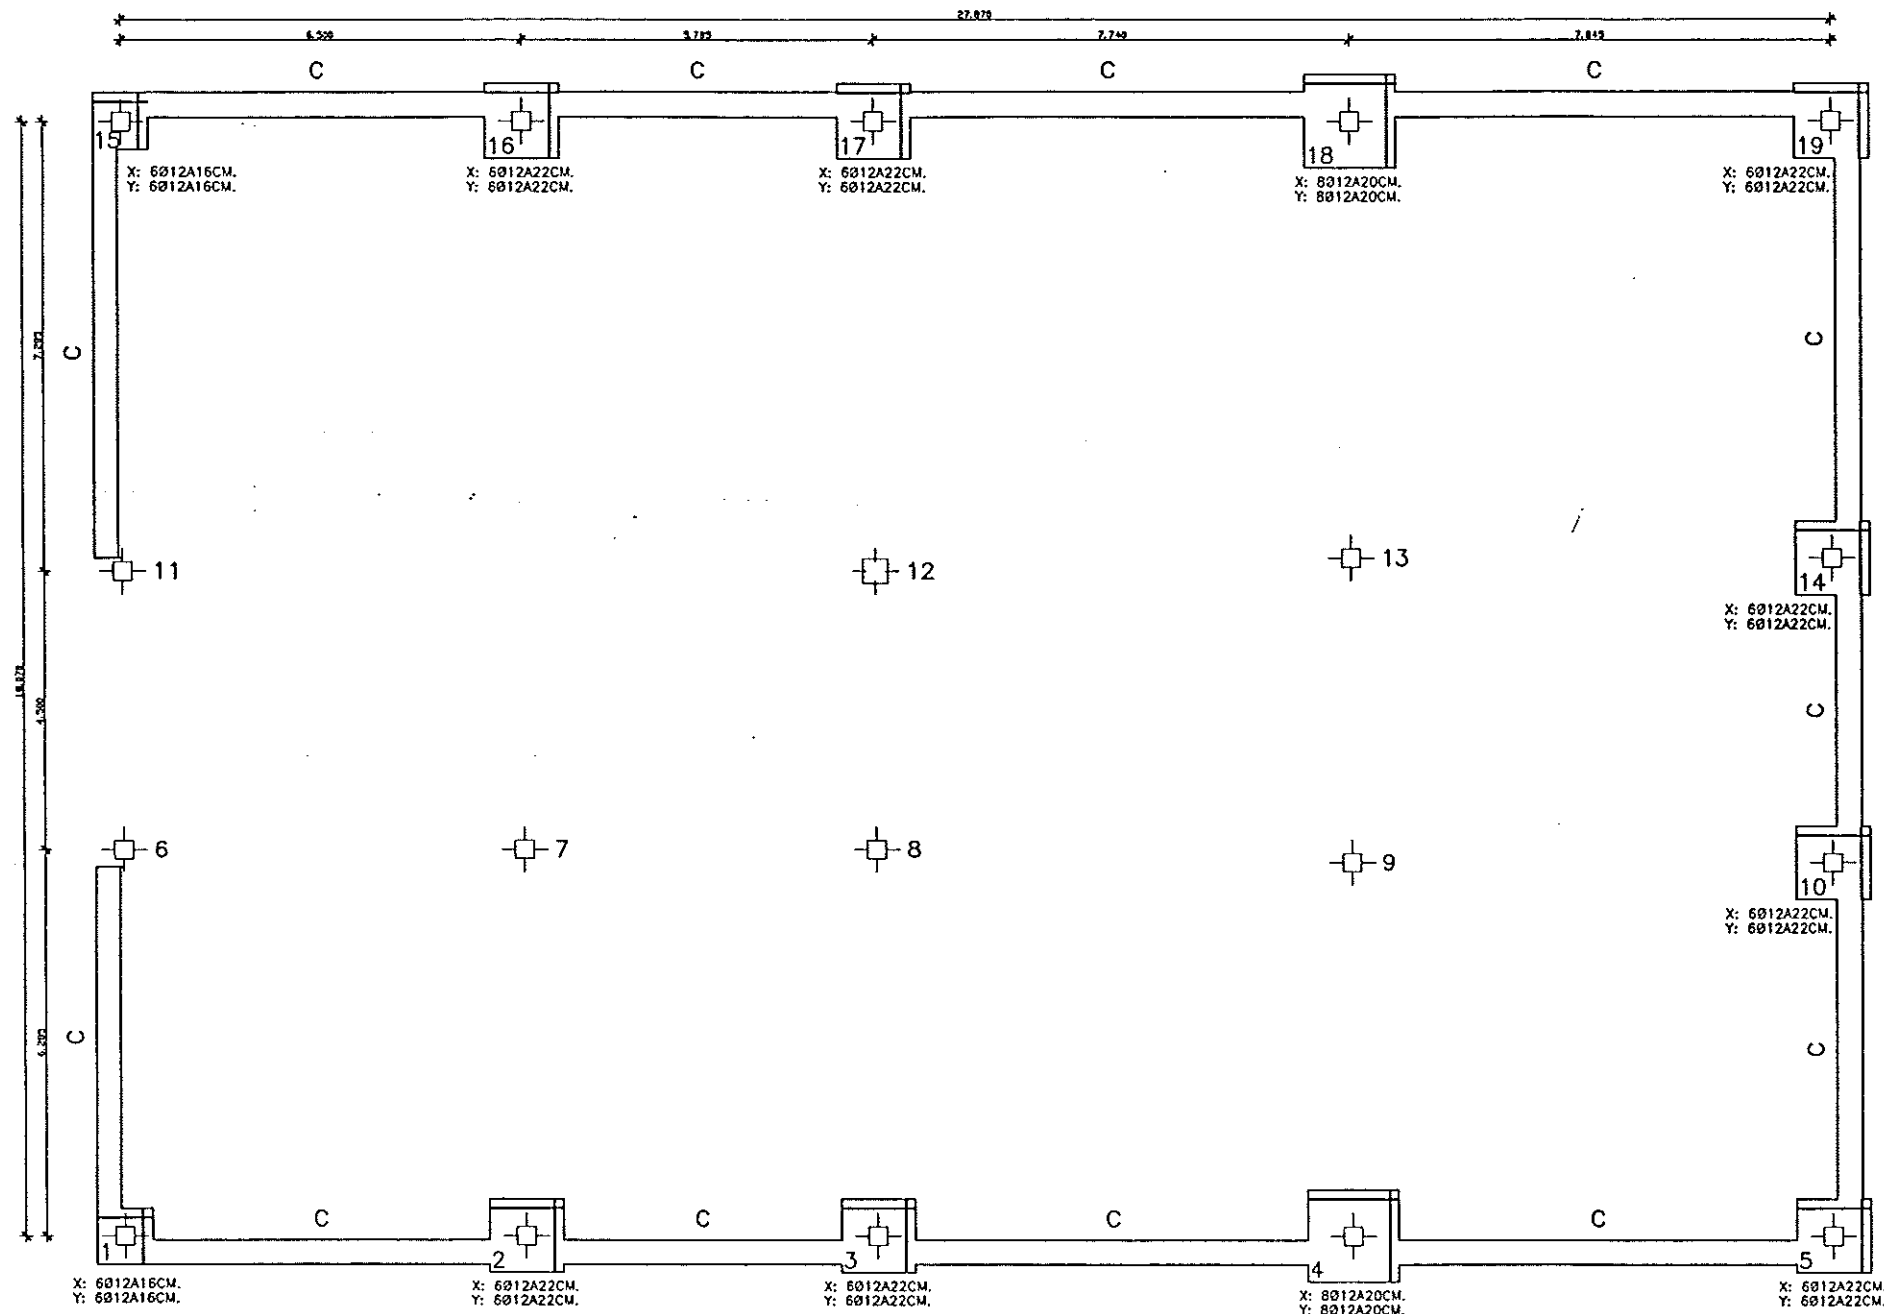

PLANO DE CIMENTACION $\sqrt{t} = 2.00 \text{ Kp/cm.2}$

REF. PILAR	X(M)	Y(M)	H(M)	ARM. X	ARM. Y
1,15	0.90	0.90	0.50	6Ø12	6Ø12
2,3,5,10,14,16,17,19	1.20	1.20	0.50	6Ø12	6Ø12
4,18	1.50	1.50	0.50	8Ø12	8Ø12

ELEMENTO	LOCALIZACION	ESPECIFICACION DEL ELEMENTO ART-26.2 ART-9	NIVEL DE CONTROL ART-64 AL 72	AREAS DE CONTROL Δ_c Δ_s Δ_r
HORMIGON	CIMENTACION Y MUROS	H-175	NORMAL (PROYECTOS EN OBRA)	1.5
	PILARES	H-250	INTENSO	1.4
ACEROS	CIMENTACION Y MUROS	ADN-400-N	NORMAL NO SISTEMATICO	1.15
	PILARES		SISTEMATICO	1.10
EJECUCION	CIMENTACION Y MUROS		NORMAL	1.6
	PILARES		SISTEMATICO	1.5


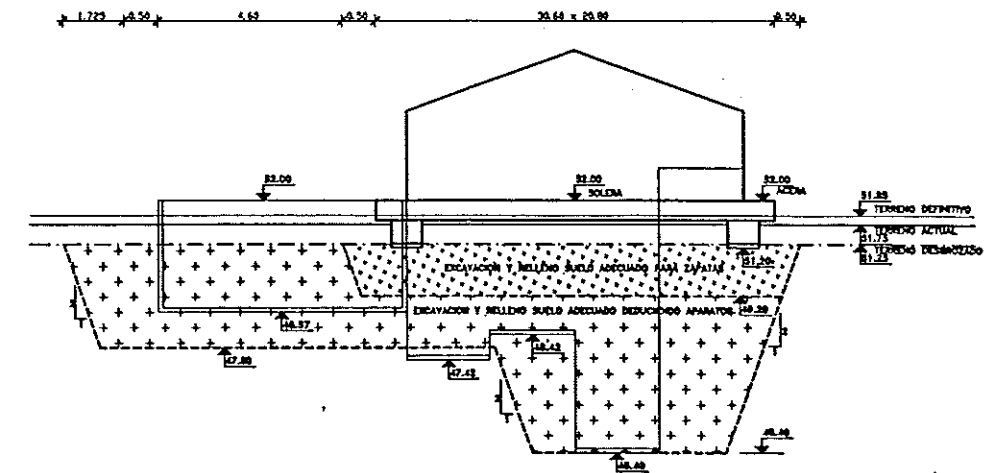



ESQUEMA MEJORA TERRENO CIMENTACION

CUADRO DE PILARES

TIPO	11	13 18	4 7 16 17	2 9	1 3 5 6 8 10 14 15 19
CUBIERTA	11.00	11.00	11.00	11.00	11.00
CIMENTACION	11.00	11.00	11.00	11.00	11.00

ZAPATA CENTRADA

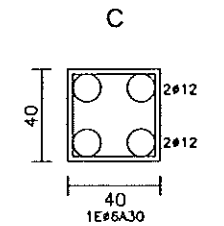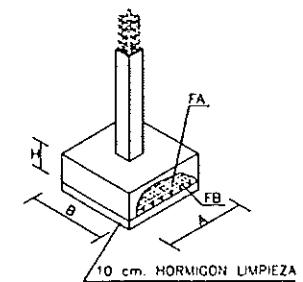

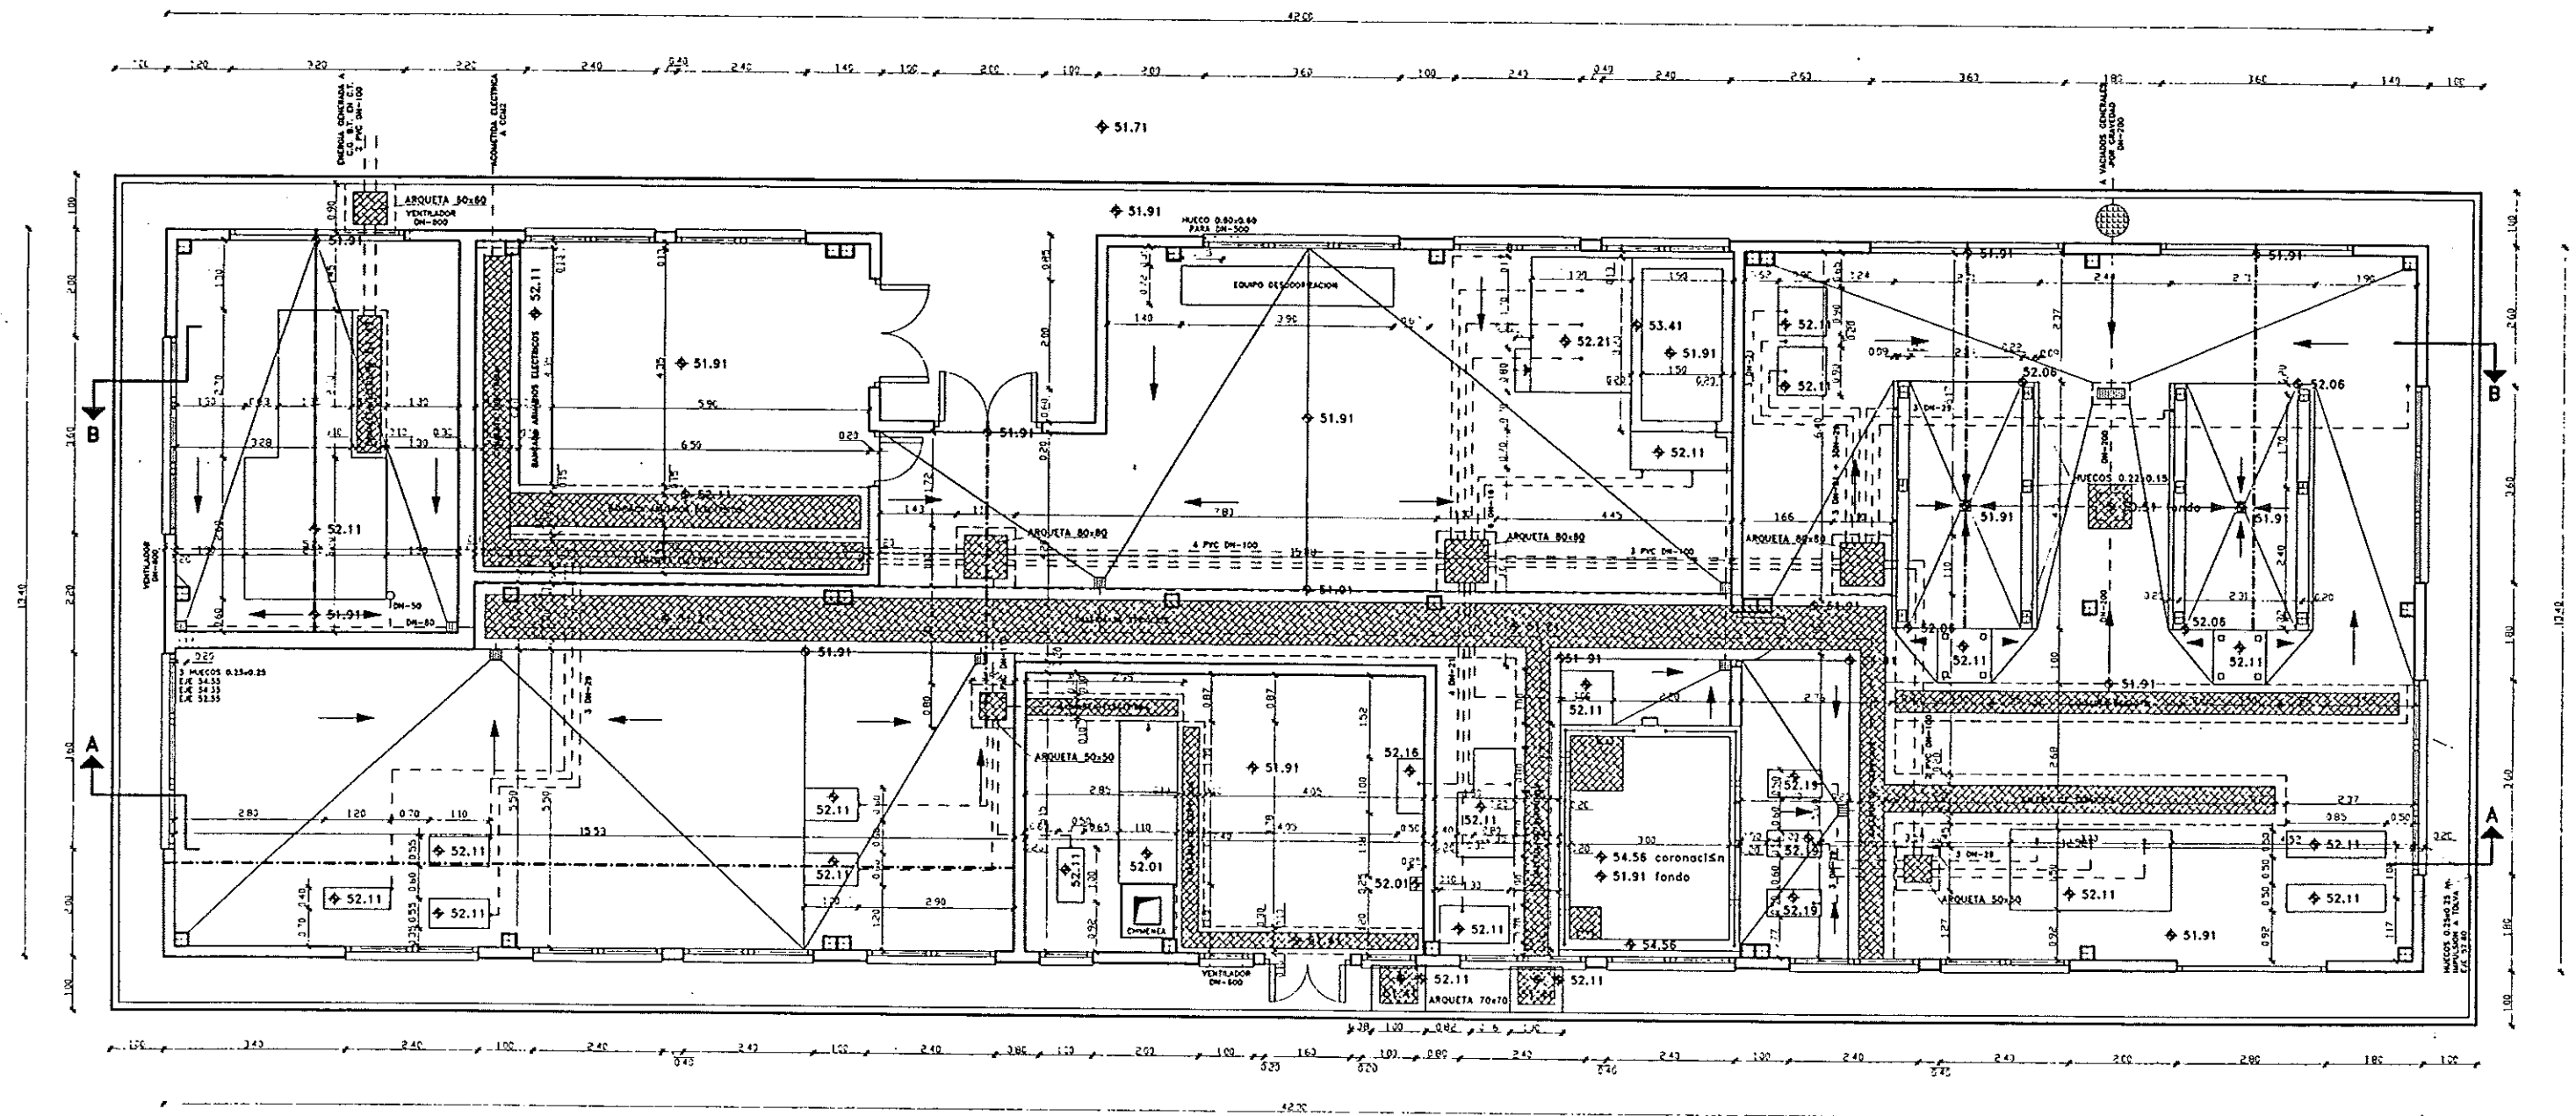

DIPUTACION
GENERAL
DE ARAGON

DEPARTAMENTO DE ORDENACION TERRITORIAL
OBRAS PUBLICAS Y TRANSPORTES
DIRECCION GENERAL DEL AGUA



ASTEISA
Proteccion de Agua S.A.

Handwritten signature


ESTACION DEPURADORA DE
AGUAS RESIDUALES DE
HUESCA

26.1.1


1/50


EDIFICIO INDUSTRIAL
DEFINICION GEOMETRICA
PLANTA

90

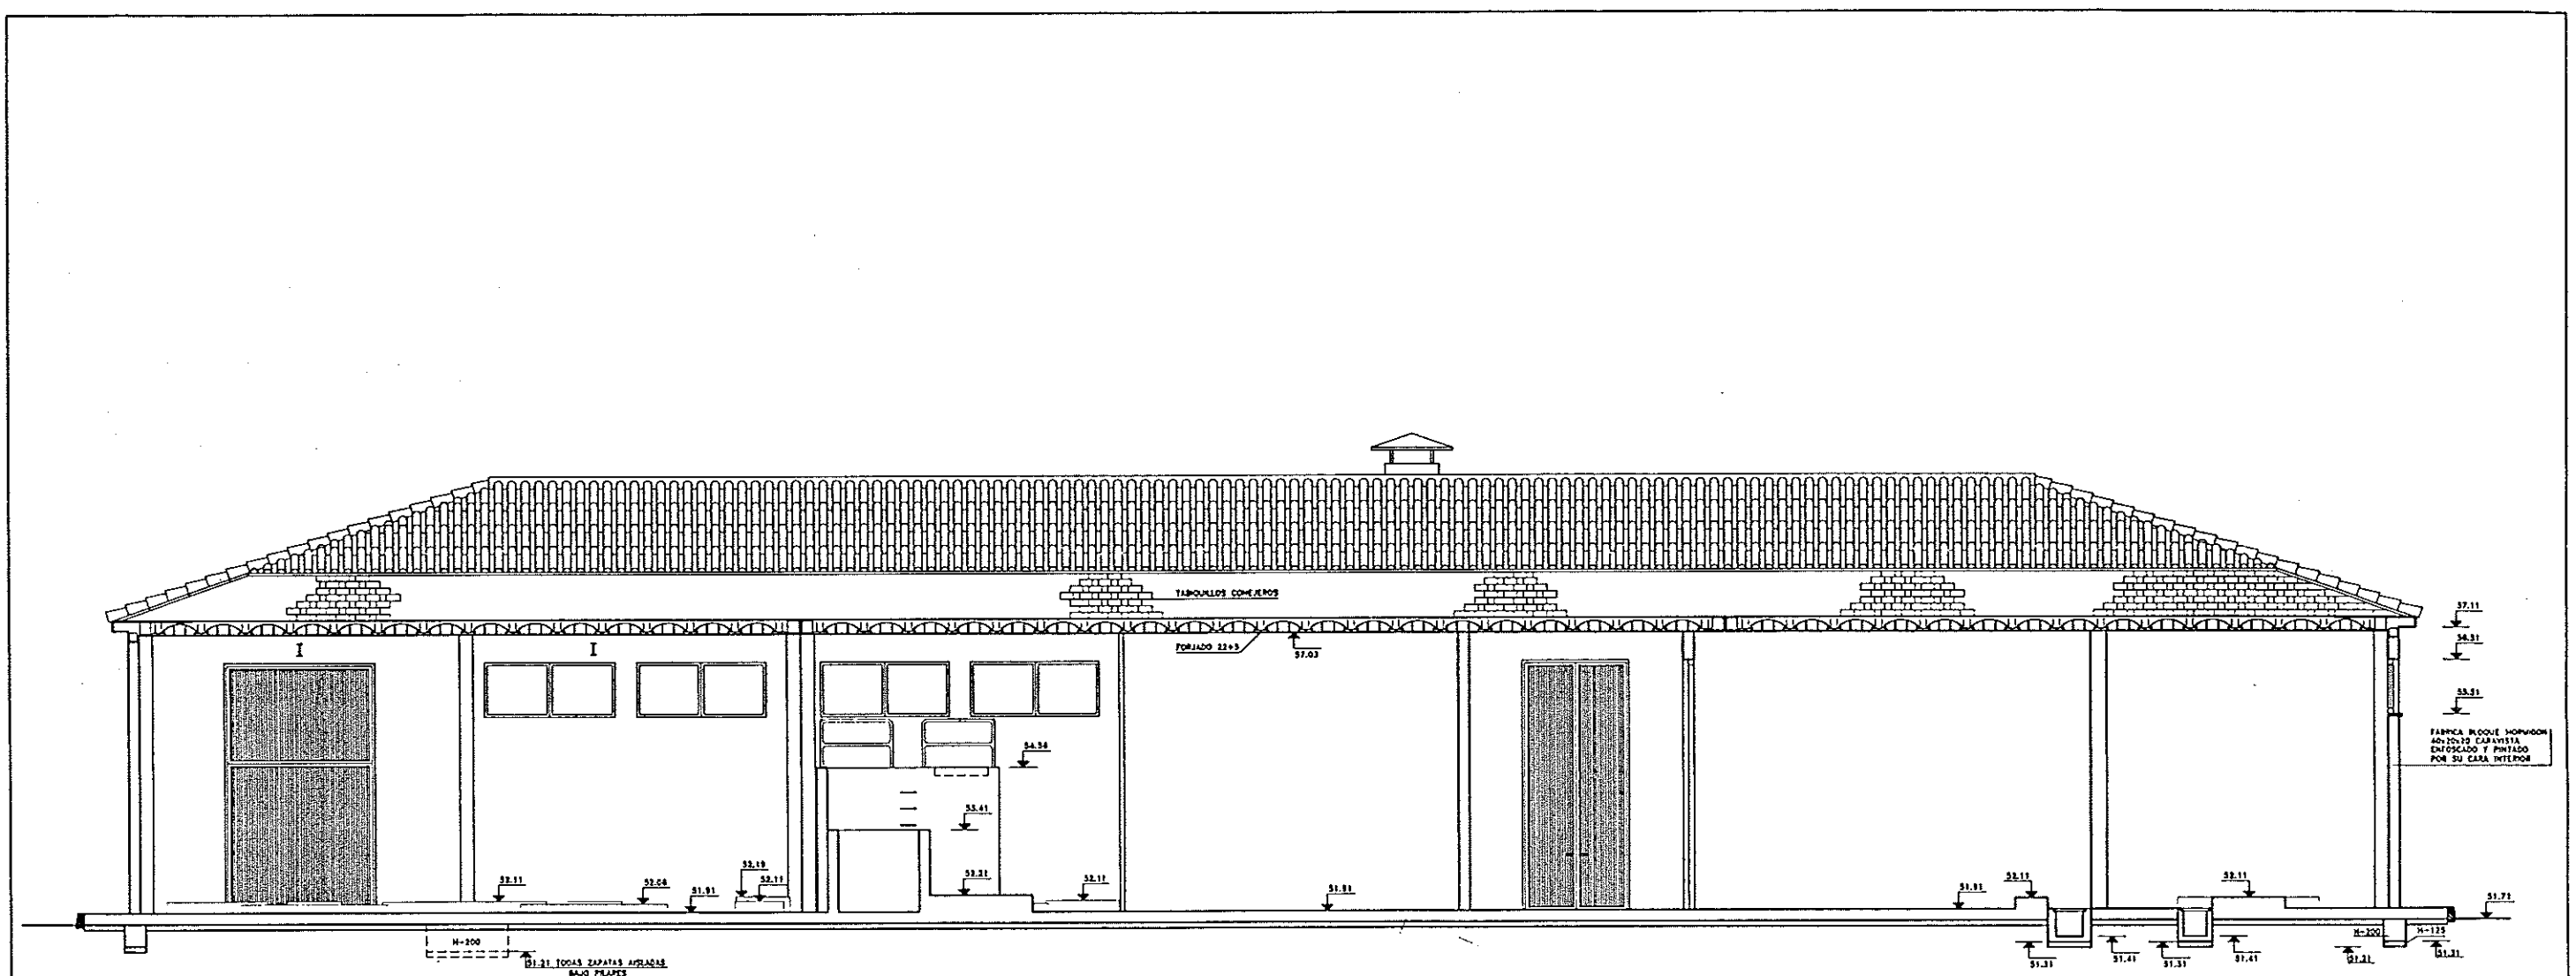


SECCION 8-B

  DIPUTACION GENERAL DE ARAGON	DEPARTAMENTO DE ORDENACION TERRITORIAL, OBRAS PUBLICAS Y TRANSPORTES DIRECCION GENERAL DEL AGUA	 DECONSA	 ASTEISA Tratamiento de Aguas, S.A.	 JOSE MARIA HERNANDEZ	ESTACION DEPURADORA DE AGUAS RESIDUALES DE HUESCA	23.5.02	26.1.2.2 TRAZO 1/50	EDIFICIO INDUSTRIAL DEFINICION GEOMETRICA. SECCIONES	FECHA: JUNIO-95 PAG: 92
---	--	--	---	--	--	---------	--	--	----------------------------

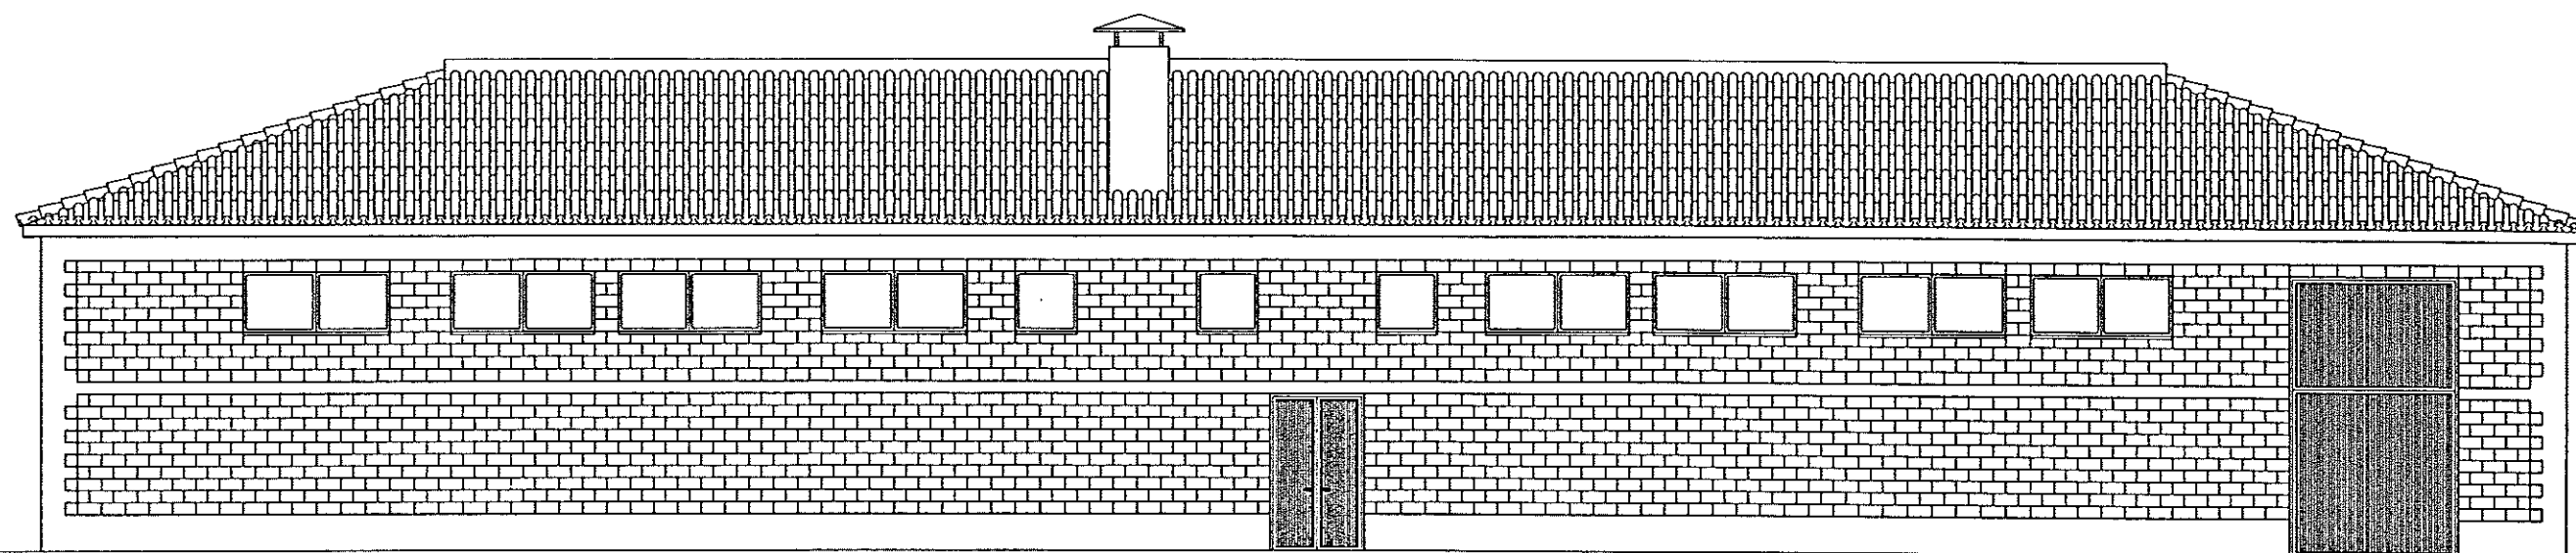

ALZADO A DIGESTOR

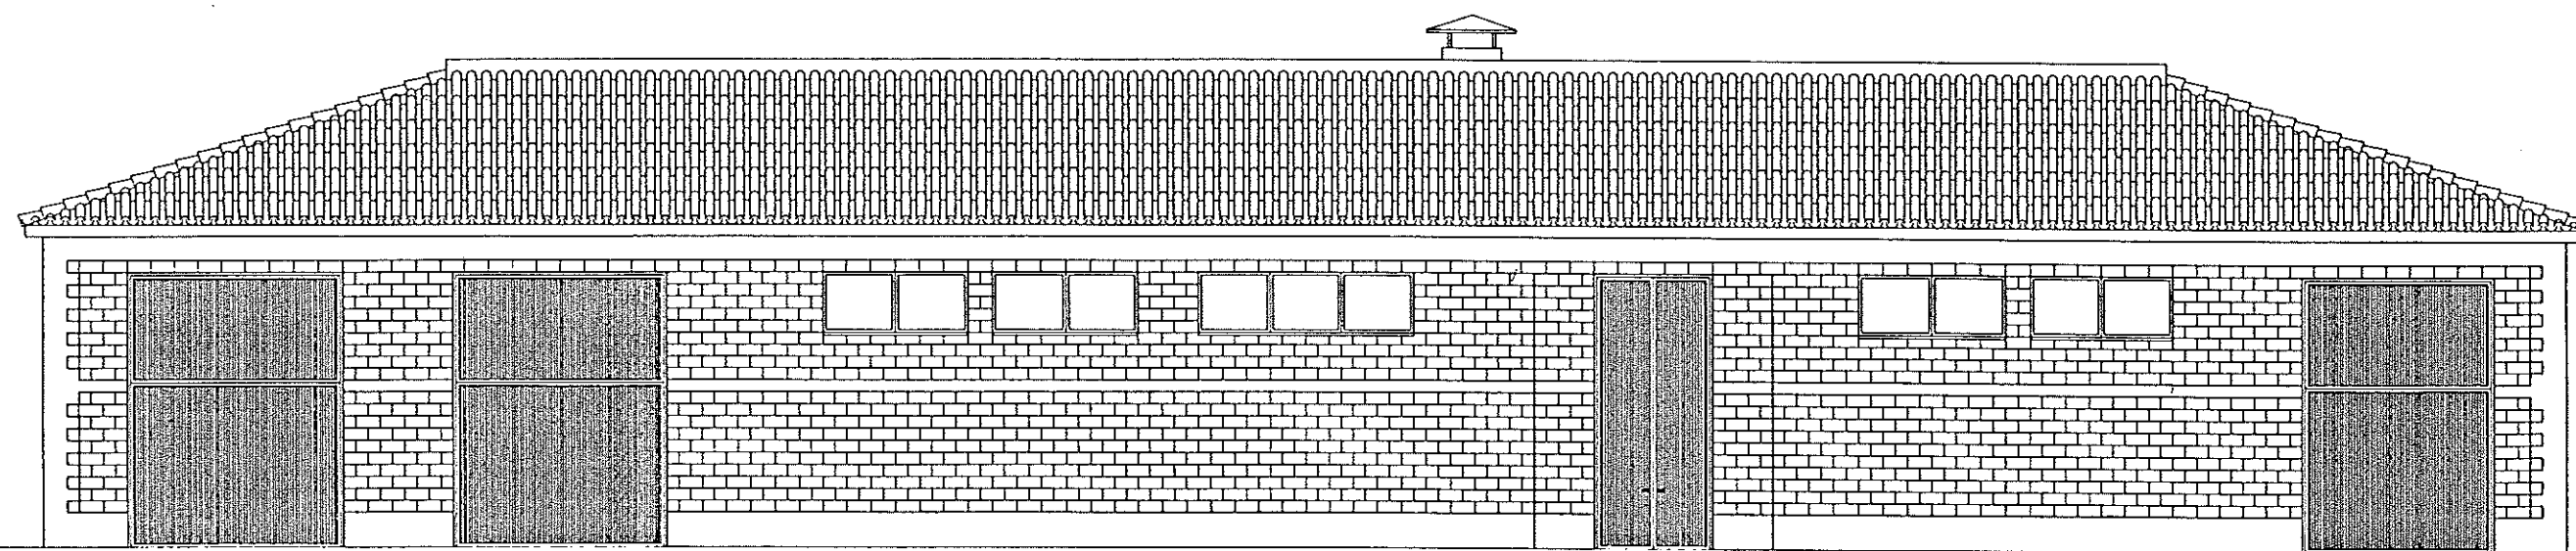

ALZADO A EDIFICIO DESBASTE



DIPUTACION
GENERAL
DE ARAGON

DEPARTAMENTO DE ORDENACION TERRITORIAL
OBRAS PUBLICAS Y TRANSPORTES
DIRECCION GENERAL DEL AGUA

EMPRESAS CONSTRUCTORA (S) DE



ASTEISA
Tratamiento de Aguas, S.A.

LOS RECHAZOS E.C.P. ALFONSO DEL ARCO

[Signature]
D. JOSE MARIA HERNANDEZ MELENDEZ

[Signature]
D. CARLOS J. GARCIA MORA

PROYECTO A

PROYECTO POR

PROYECTO

ESTACION DEPURADORA DE
AGUAS RESIDUALES DE
HUESCA

CLAVE DE IDENTIFICACION

23 S 02

Nº PLANO

26.1.3.1

ESCALA

1/50

DESCRIPCION DE PLANO


EDIFICIO INDUSTRIAL
DEFINICION GEOMETRICA. ALZADOS

FECHA


JUNIO-98

PAGINA


93


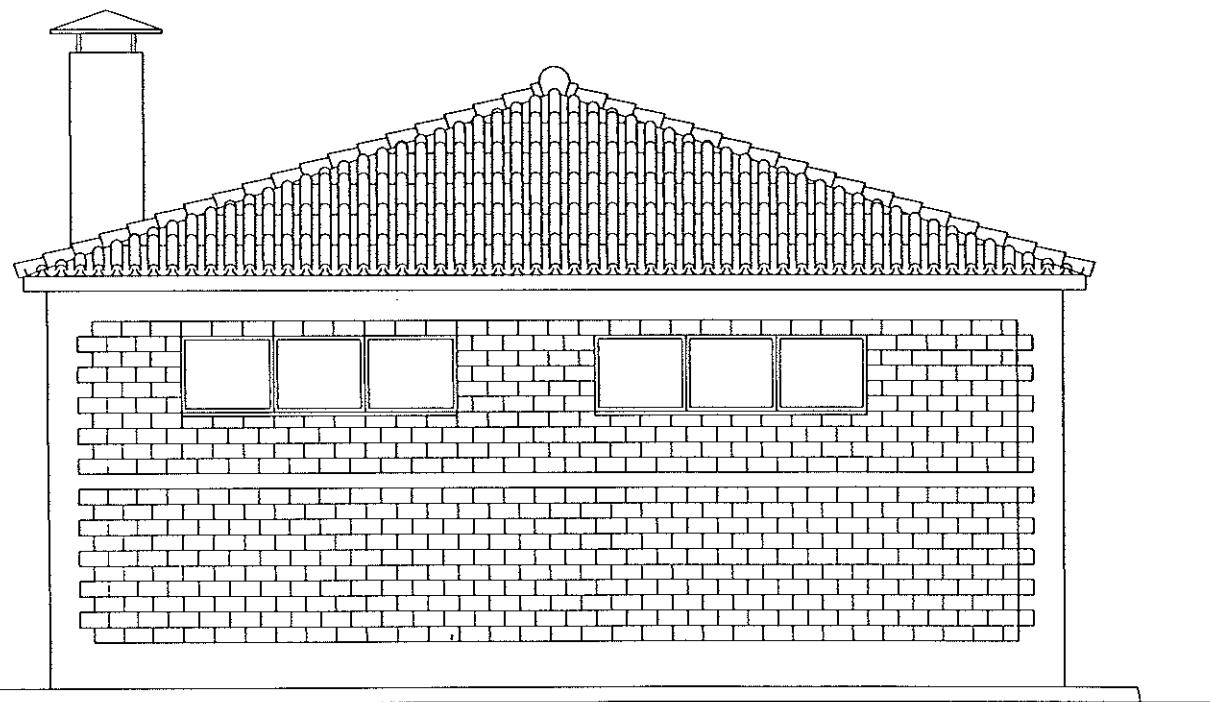


ALZADO A GASOMETRO

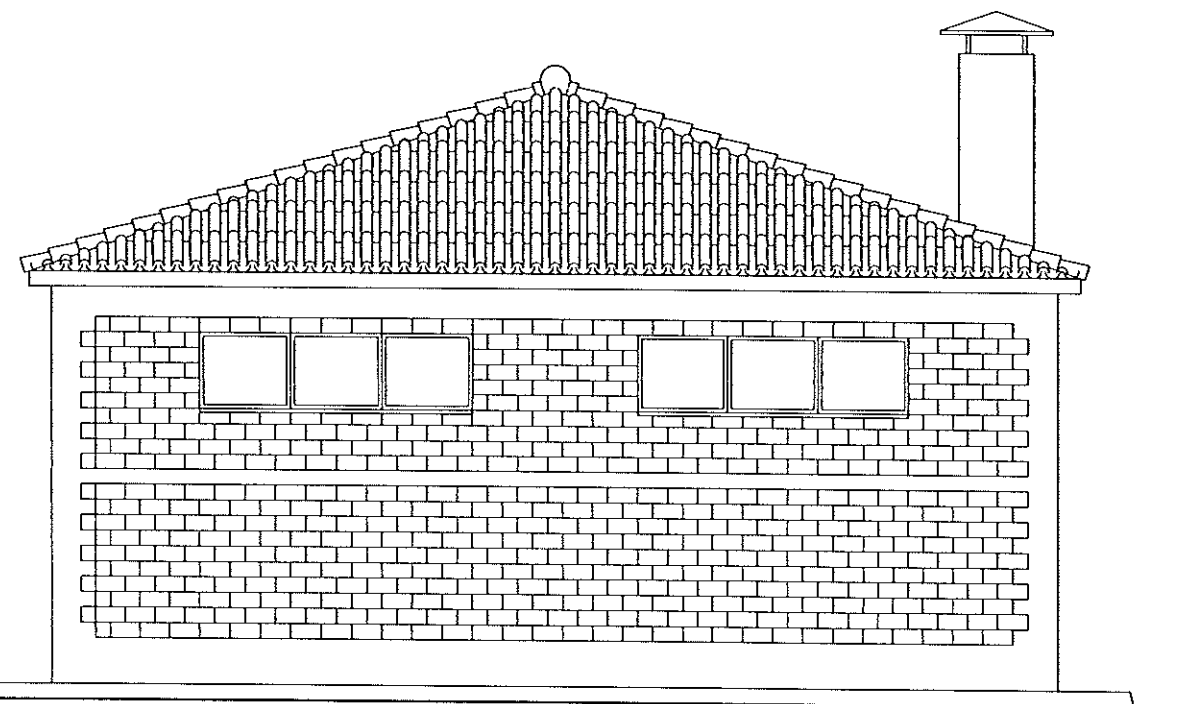

ALZADO DEPOSITO FUEL-OIL

  DIPUTACION GENERAL DE ARAGON	DEPARTAMENTO DE ORDENACION TERRITORIAL OBRAS PUBLICAS Y TRANSPORTES DIRECCION GENERAL DEL AGUA	EMPRESAS CONSTRUCTORA (UTE)  IDECONSA	 ASTEISA Tratamiento de Aguas, S.A.	LOS INGENIEROS C.C.P. AUTORES DEL PROYECTO  D. JOSE MARIA HERNANDEZ MELENDEZ	 D. CARLOS LINADES MERINO	SUSTITUYE A: SUSTITUIDO POR:	PROYECTO ESTACION DEPURADORA DE AGUAS RESIDUALES DE HUESCA	CLAVE EXPEDIENTE: 23.S.02	1º PLANO 26.1.3.2 ESCALA 1/50	DESIGNACION DE PLANO EDIFICIO INDUSTRIAL DEFINICION GEOMETRICA. ALZADOS	FECHA JUNIO-96 PAGINA 94
--	--	--	--	---	---	-------------------------------------	--	----------------------------------	---	---	---------------------------------------

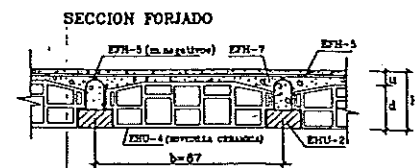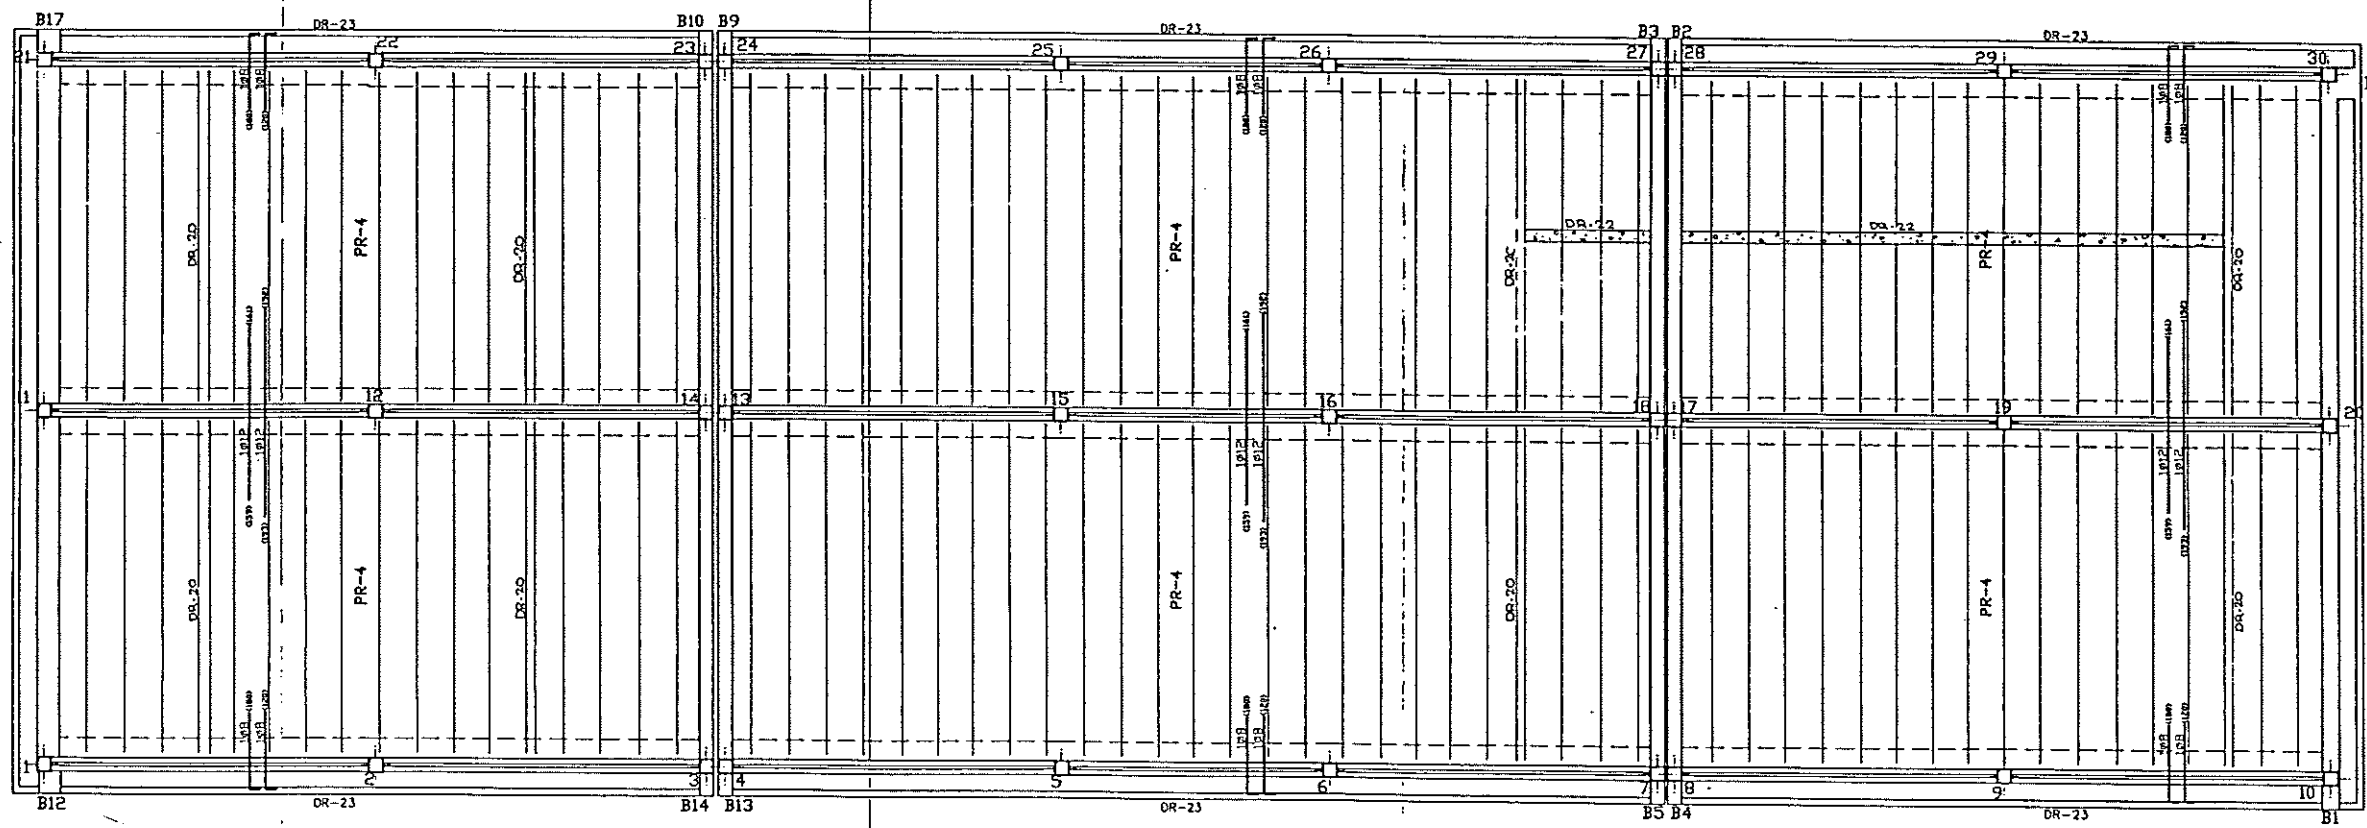

PLANTA	SEPARACION	CANTO	S.DE USO	CARGA TOTAL
CUBIERTA	b=67	H=22+5	CUBIERTA	673 Kg/m ²


ARMADURA DE REPARTO MALLA SEGUN INSTRUCCION ET-88

CUADRO DE CARACTERISTICAS SEGUN EH-91					
ELEMENTO	LOCALIZACION	ESPECIFICACION DEL ELEMENTO	TIPO DE CONTROL	TOLERANCIA POSITIVA	
HORMIGON	FORJADOS	H-250	NORMAL (PROBETAS EN OBRA)	1,5	
ACEROS	FORJADOS	AD4-500-H	NORMAL, NO TESTEADOS	1,15	
EJECUCION	FORJADOS		NORMAL	1,5	


ACERO 5.100 Kg/cm²

NOTA: LAS COTAS PARA LOS REPLANTEOS DE PILARES, HUECOS Y VOLADIZOS DEBERAN SER TOMADAS DE LOS PLANOS DE REPLANTEO Y DISTRIBUCION




FORJADO DE CUBIERTA

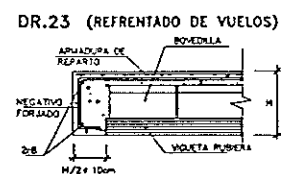

SECCIONES DE VIGAS

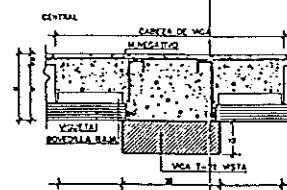

T-21 VISTA

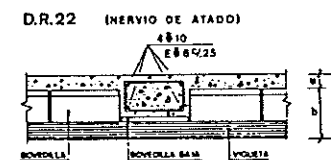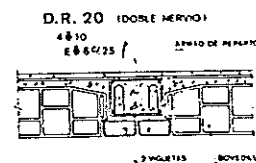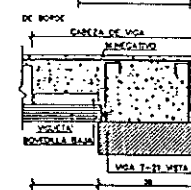

DIPUTACION GENERAL DE ARAGON

DEPARTAMENTO DE ORDENACION TERRITORIAL, OBRAS PUBLICAS Y TRANSPORTES
DIRECCION GENERAL DEL AGUA

DECONSA **ASTEISA**
Ingenieros de Agua S.A.


ELABORADO POR: [Firma]
REVISADO POR: [Firma]

ESTACION DEPURADORA DE AGUAS RESIDUALES DE HUESCA


FECHA: 23.5.02
V. PLANO: 26.2.1
Escala: 1/30

EDIFICIO INDUSTRIAL FORJADO DE CUBIERTA

FECHA: JUNIO-98
PAGINA: 95

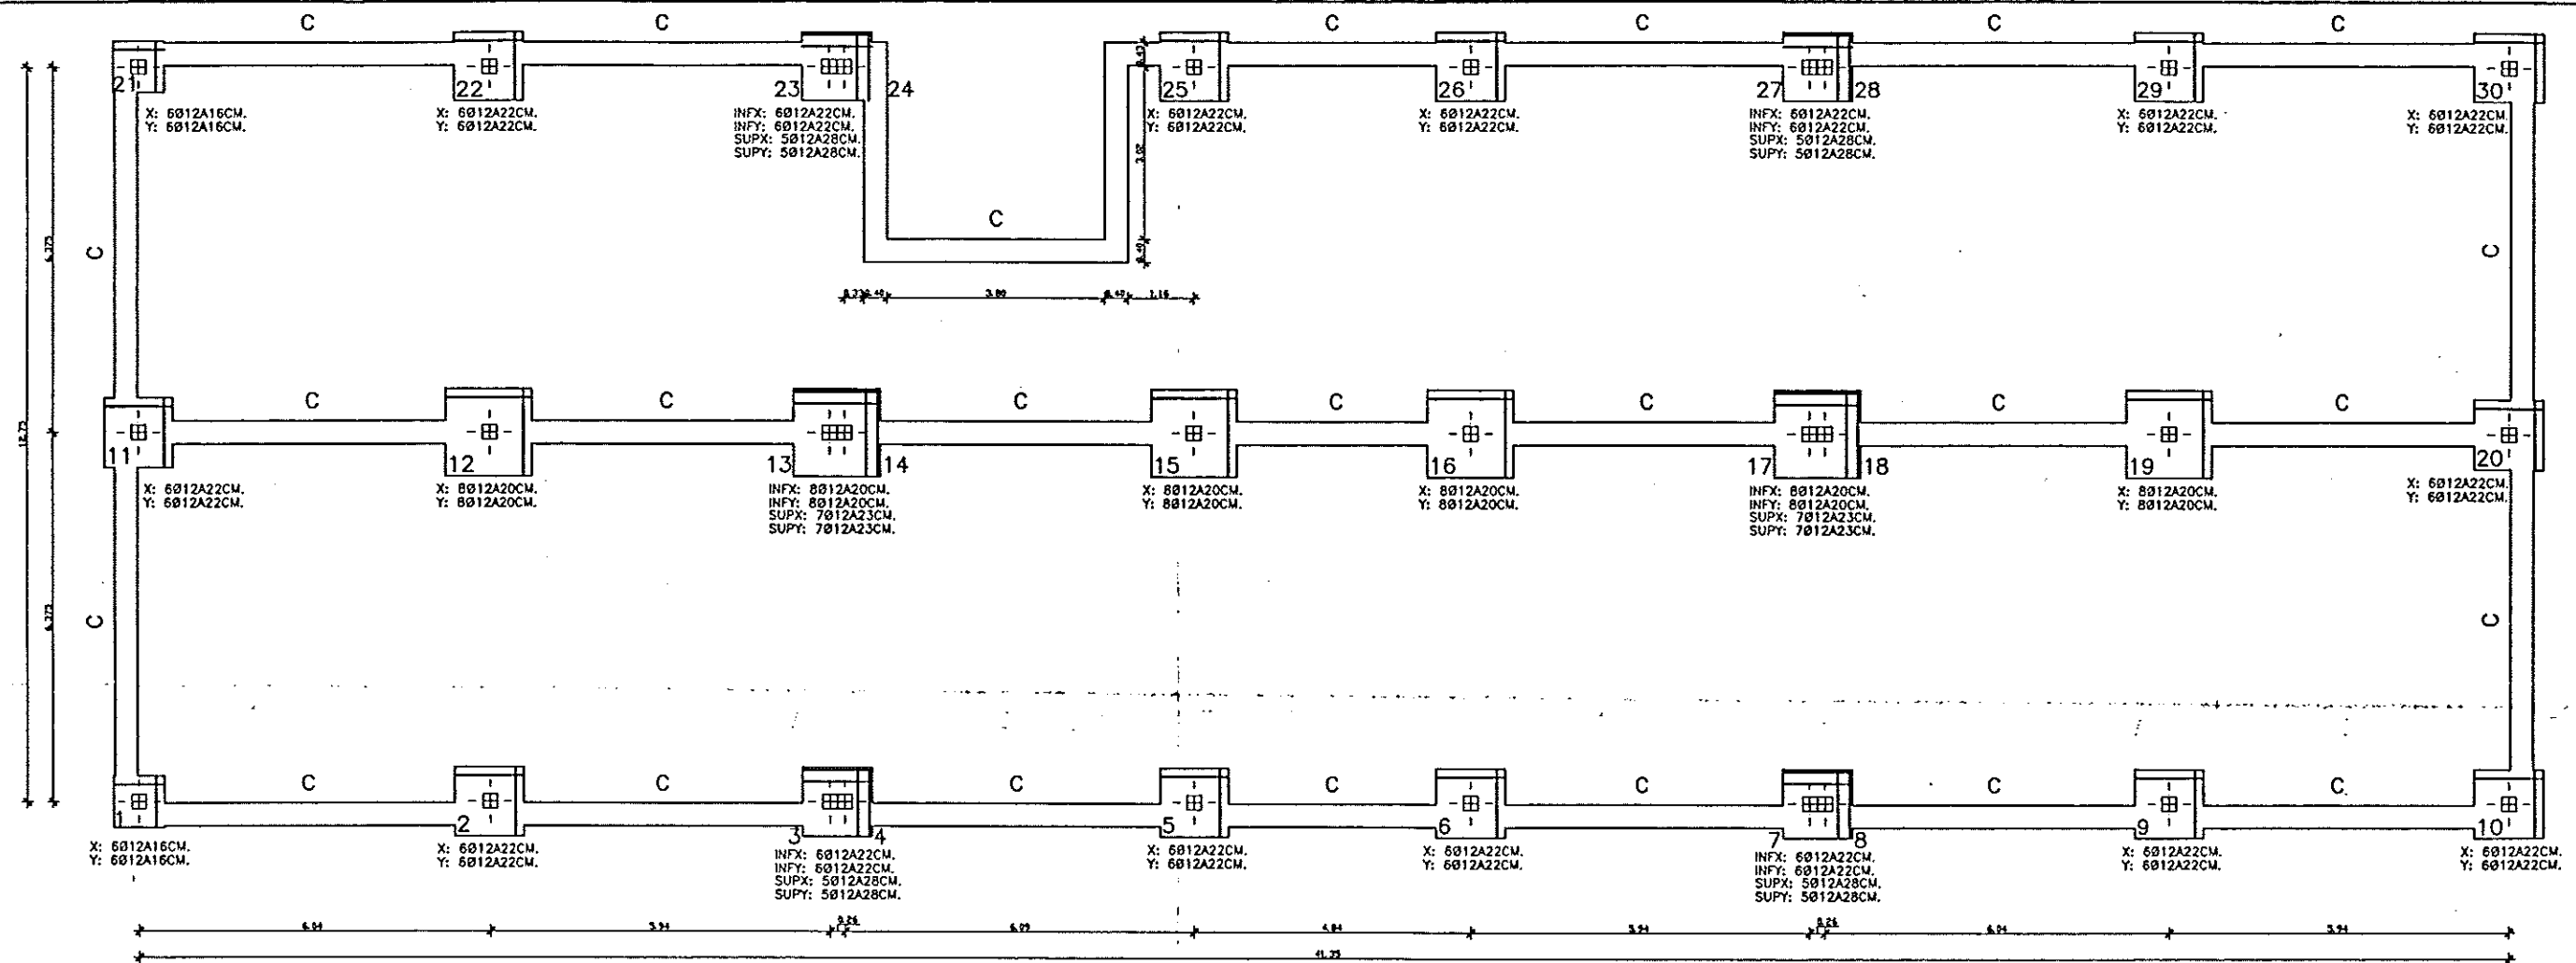

PLANO DE CIMENTACION $f_t = 2.00 \text{ Kp/cm}^2$

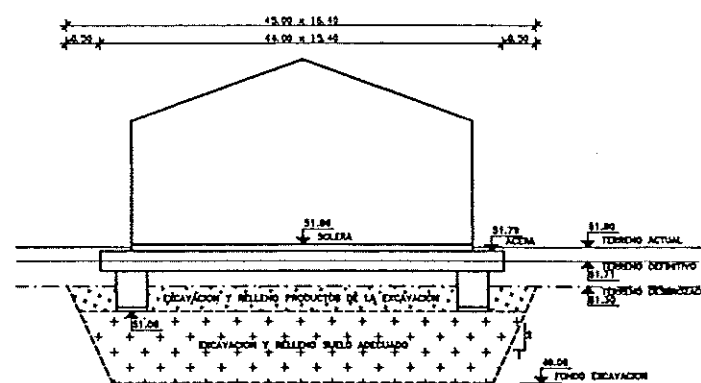


ESQUEMA MEJORA TERRENO CIMENTACION
EN ESCALA


CUADRO DE ZAPATAS					
REF. PILAR	X(M)	Y(M)	H(M)	ARM. X	ARM. Y
1,21	0.90	0.90	0.50	6#12	6#12
2,5,6,9,10,11,20	1.20	1.20	0.50	6#12	6#12
22,25,26,29,30	1.50	1.50	0.50	6#12	6#12
CUADRO DE COMBINADAS					
3-4,7-8	1.20	1.20	0.50	SUP 6#12 INF 6#12	SUP 6#12 INF 6#12
23-24,27-28	1.50	1.50	0.50	SUP 7#12 INF 6#12	SUP 7#12 INF 6#12

CUADRO DE CARACTERISTICAS SEGUN EH-91					
ELEMENTO	LOCALIZACION	ESPECIFICACION DEL ELEMENTO ART. 24.2	NIVEL DE CONTROL ART. 64 AL 72	COEFICIENTE DE CORRECCION	
HORMIGON	CIMENTACION Y MUROS	H-173	NORMAL (PROPIETAS EN COMA)	1.5	
	PILARES	H-250	INTENSO	1.4	
ACEDOS	CIMENTACION MUROS Y PILARES	ADM-408-M	NORMAL NO SISTEMATICO	1.15	
	VIGAS		SISTEMATICO	1.10	
CUBIERTA	CIMENTACION Y MUROS		NORMAL	1.6	
	PILARES		SISTEMATICO	1.5	

ZAPATA CENTRADA

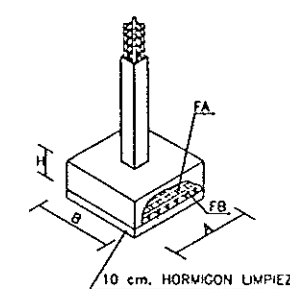



ZAPATA CENTRADA - COMBINADA -

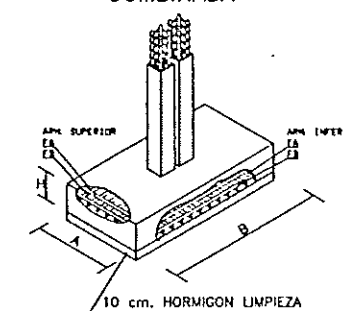



CUADRO DE PILARES


1	2	3
4	5	6
7	8	9
10	11	12
13	14	15
16	17	18
19	20	21
22	23	24
25	26	27
28	29	30

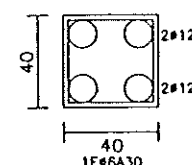


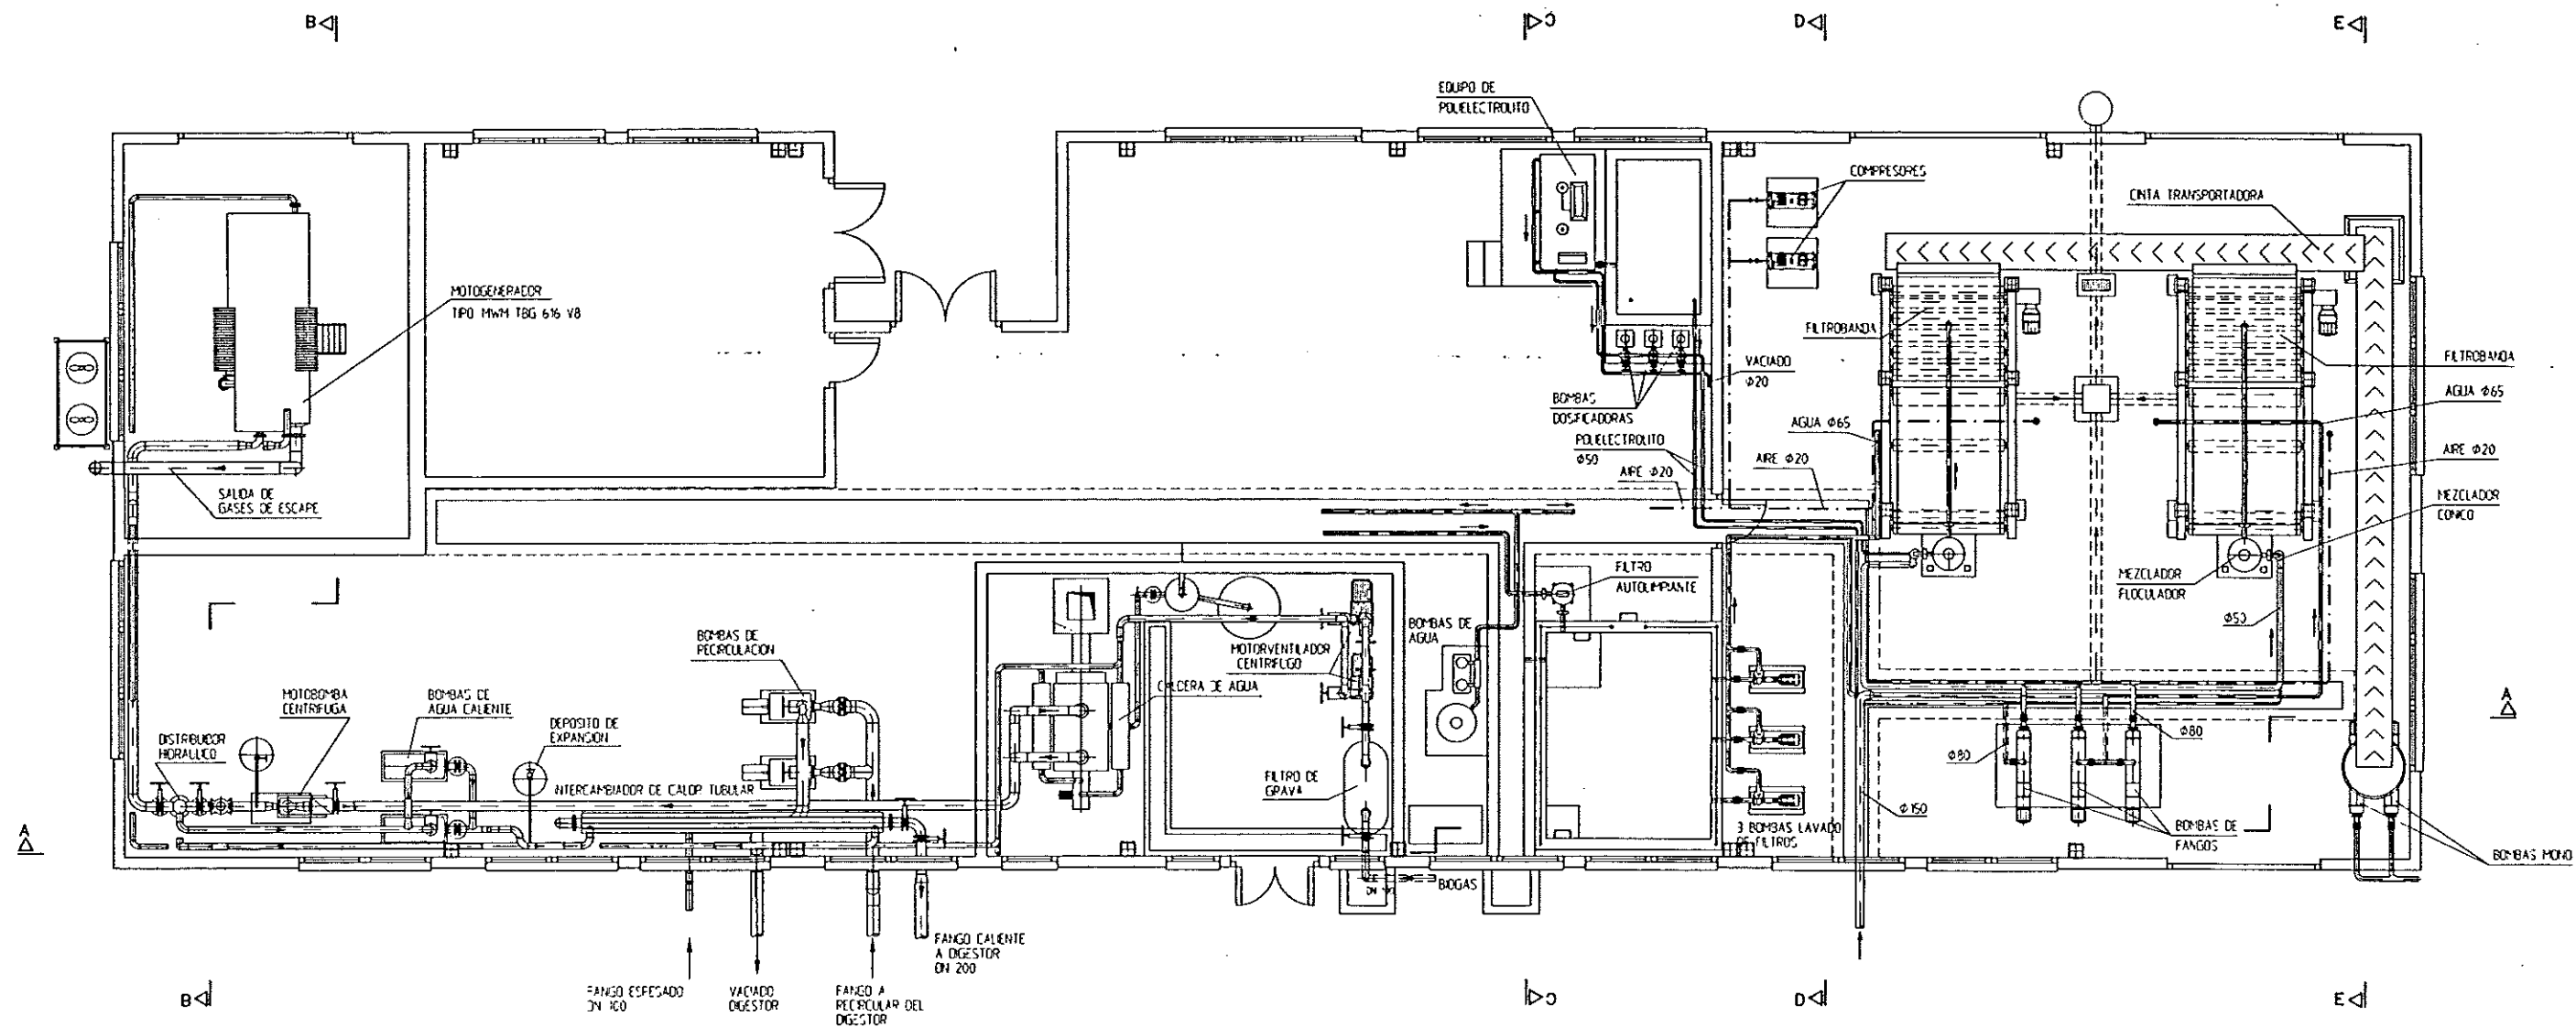


PLANTA
ESCALA 1/50

   DIPUTACION GENERAL DE ARAGON	DEPARTAMENTO DE ORDENACION TERRITORIAL OBRAS PUBLICAS Y TRANSPORTES DIRECCION GENERAL DEL AGUA	  ASTEISA Tratamiento de aguas S.A.	 	ESTACION DEPURADORA DE AGUAS RESIDUALES DE HUESCA	FECHA EXPEDIENTE 23.5.02	Nº PLANO 26.3.1 TITULO 1/50	EDIFICIO INDUSTRIAL. EQUIPOS MECANICOS. PLANTA.	FECHA JUNIO-98 FOLIO 98A
---	--	---	---	---	-----------------------------	--------------------------------------	---	-----------------------------------

 


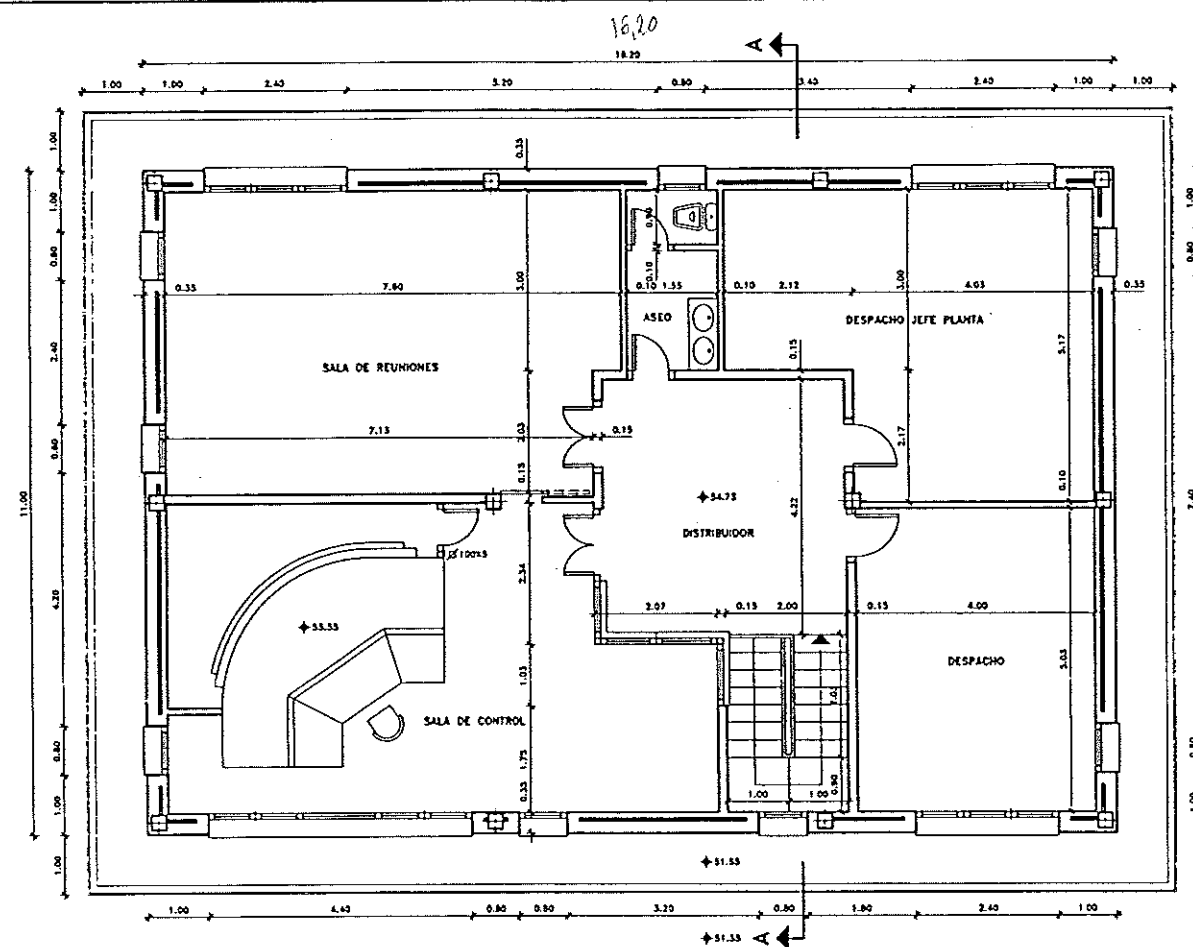

PLANTA PRIMERA

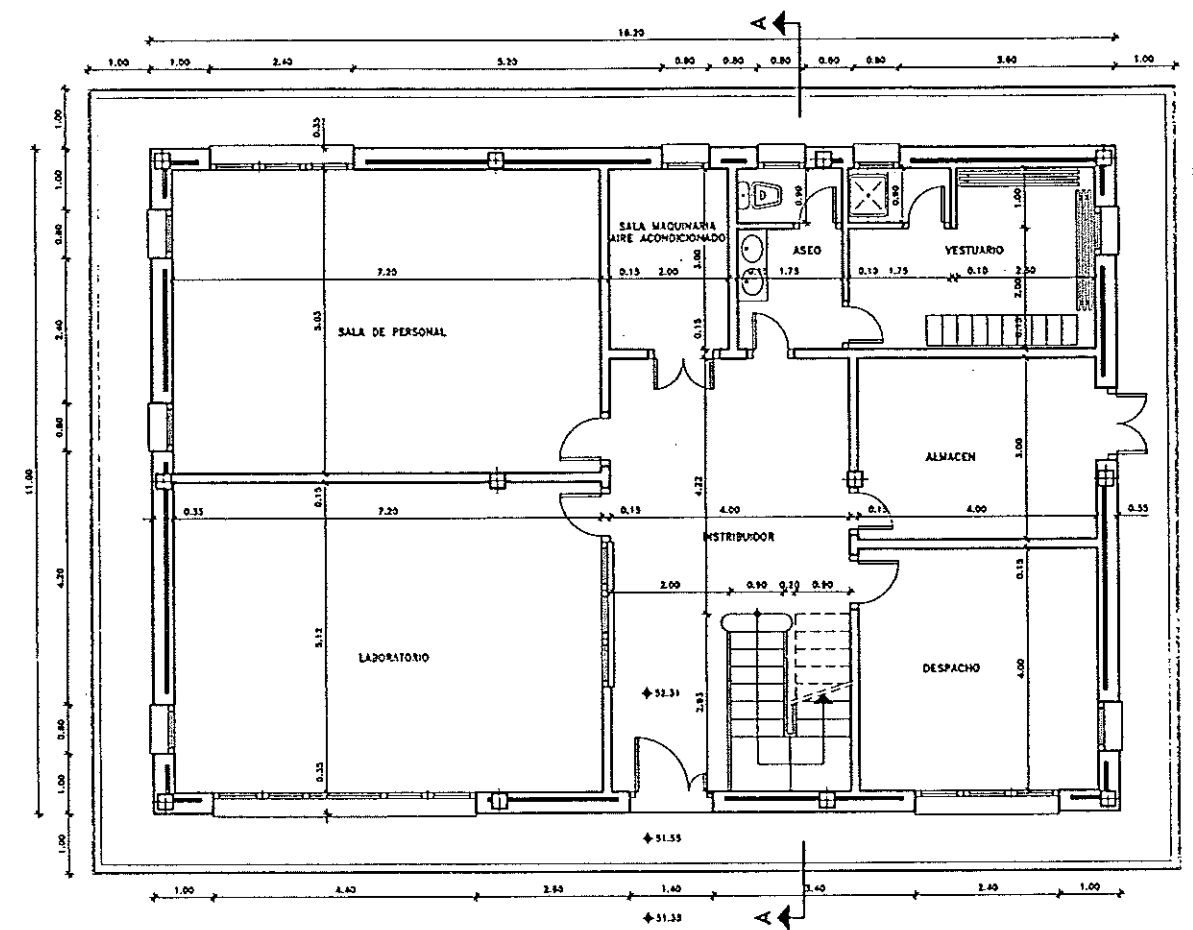

PLANTA BAJA

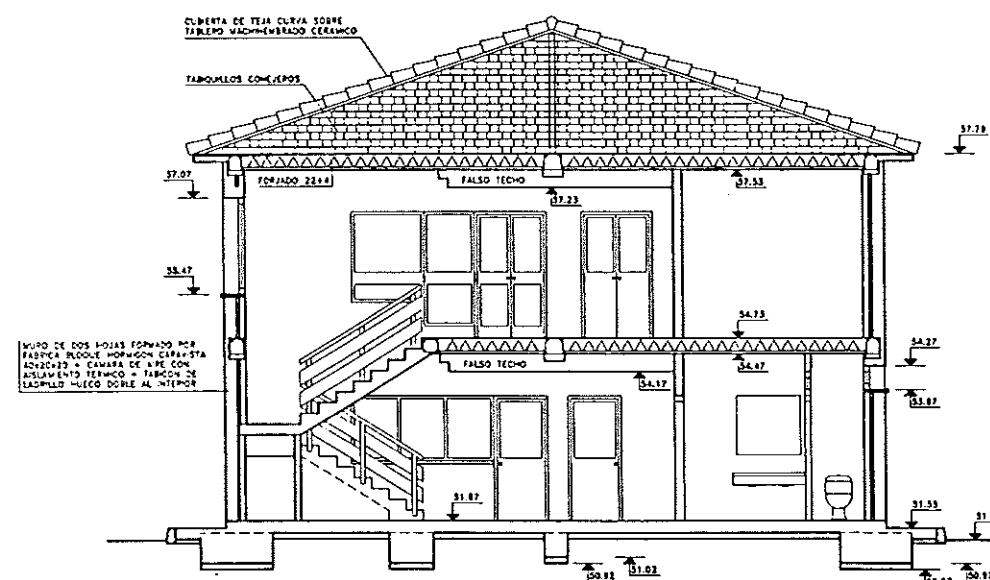


SECCION A-A

E ≈ 1/125



DIPUTACION
GENERAL
DE ARAGON

 DEPARTAMENTO DE ORDENACION TERRITORIAL
OBRAS PUBLICAS Y TRANSPORTES
DIRECCION GENERAL DEL AGUA



LOS AUTORES DEL PROYECTO
[Signature]
D. JOSE MARIA HERNANDEZ MELNOR

[Signature]
D. CARLOS LLORENTE MELNOR


ESTACION DEPURADORA DE
AGUAS RESIDUALES DE
HUESCA

ELABORACION
23.5.02


27.1
1/50

EDIFICIO DE CONTROL
DEFINICION GEOMETRICA


FECHA
JUNIO-98
FOLIO
99

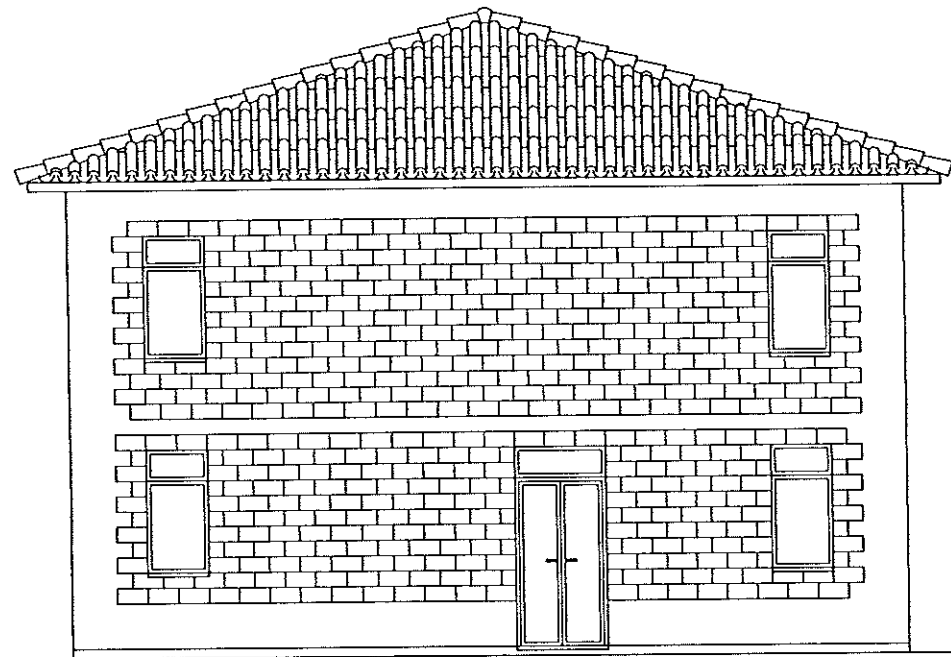


ALZADO A C.T.

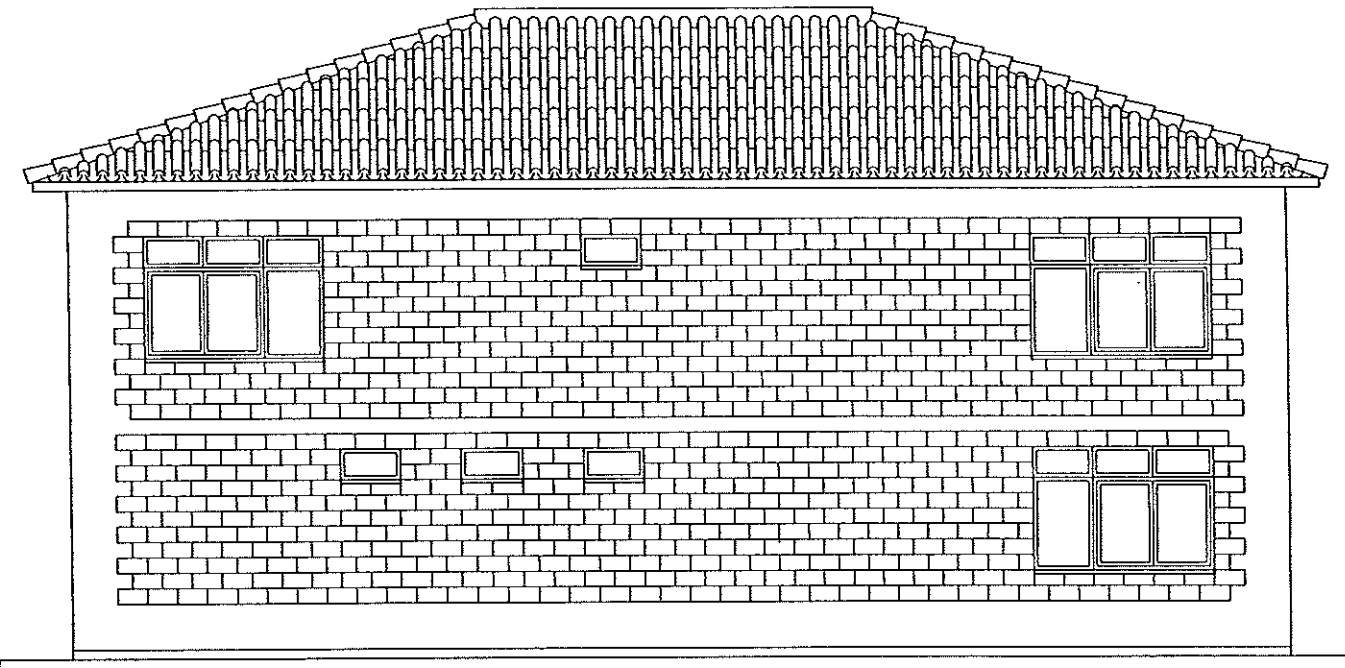

ALZADO A CARRETERA

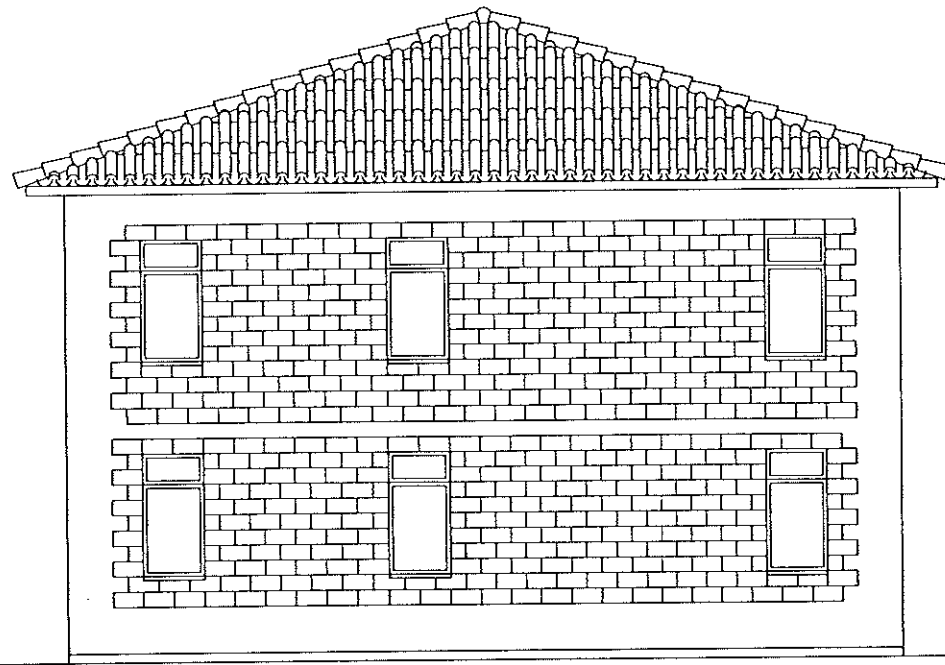

ALZADO A ACCESO

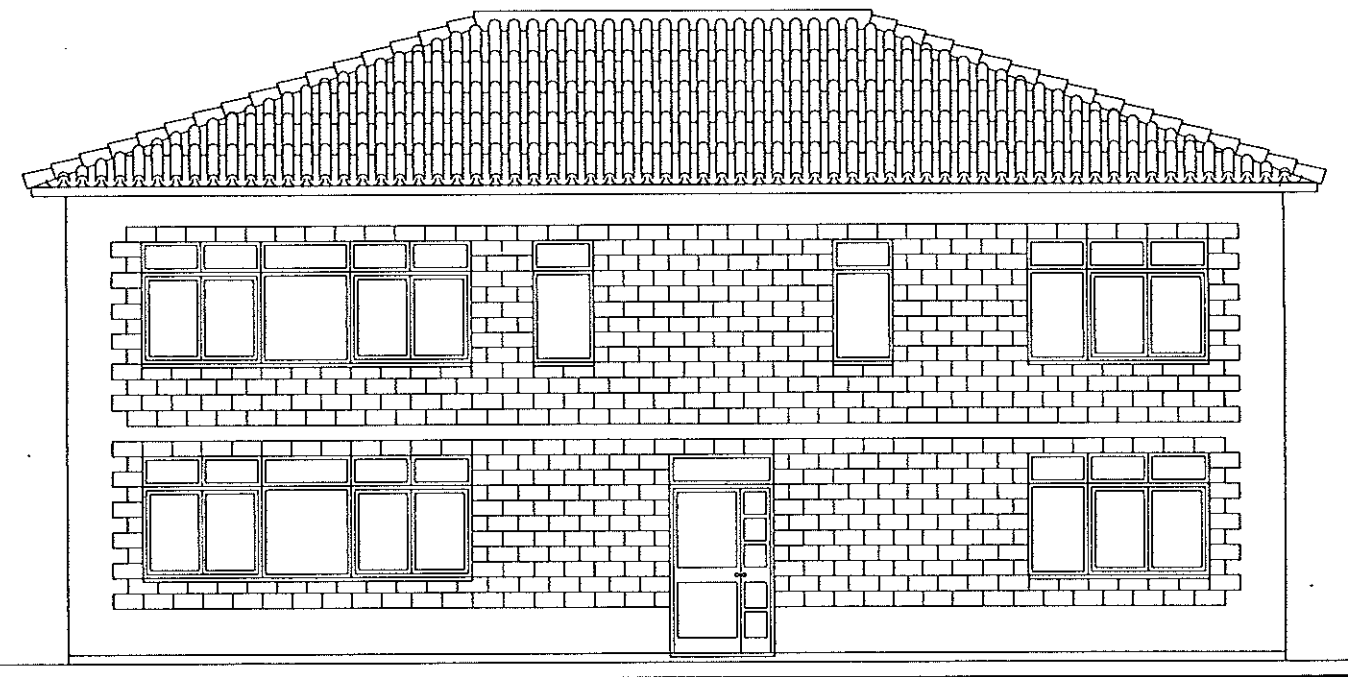

ALZADO A E.D.A.R.



DIPUTACION
GENERAL
DE ARAGON

DEPARTAMENTO DE ORDENACION TERRITORIAL
DEBES PUBLICAS Y TRANSPORTES
DIRECCION GENERAL DEL AGUA

EMPRESAS CONSTRUCTIVAS (UTE)

DECONSA

ASTEISA
Tratamiento de Aguas, S.A.

LOS MODEROS E.C.P. AUTORES DEL PROYECTO

J. M. Hernández
D. JOSE MARIA HERNANDEZ HERNANDEZ

ESTUDIO LITARES MARTIN

SUSTITUTO A:

SUSTITUTO POR:

PROYECTO

ESTACION DEPURADORA DE
AGUAS RESIDUALES DE
HUESCA

CLASE EXPEDIENTE

23.S.02

Nº PLANO

27.1.1

ESCALA
1/50

DESIGNACION DE PLANO

EDIFICIO DE CONTROL
ALZADOS

FECHA


JUNIO-96

PAGINA

100



NOTA: LAS COTAS PARA LOS REPLANTEOS DE PILARES HUECOS Y VOLADIZOS DEBERAN SER TOMADAS DE LOS PLANOS DE REPLANTEO Y DISTRIBUCION

SECCIONES DE VIGAS RUBIERA T-20 VISTA SECCIONES DE VIGAS RUBIERA T-21 VISTA

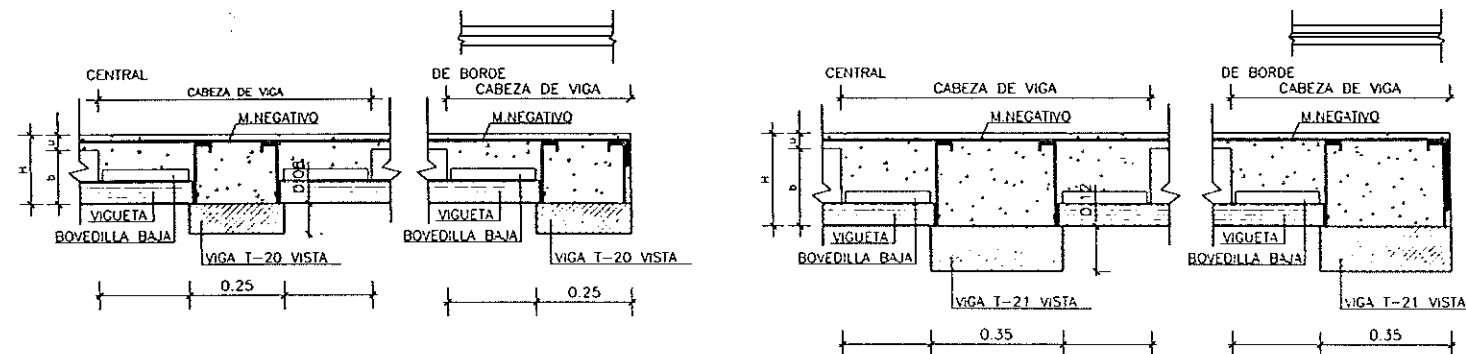

DR.23 (REFRENTADO DE VUELOS)

SECCION FORJADO RUBIERA

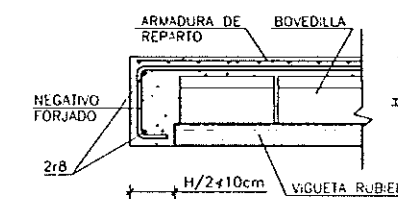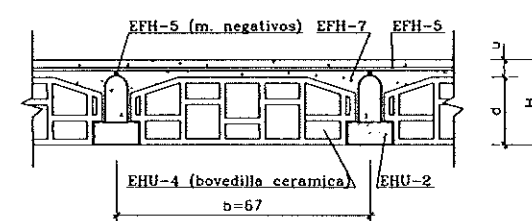


PLANTA	SEPARACION	CANTO	S. DE USO	CARGA TOTAL
1 PLT. CUBIER	A b=67	h=2+4	200 Kp/m²	650 Kp/m²

ARMADURA DE REPARO MALLA SEGUN INSTRUCCION EF-88

CUADRO DE CARACTERISTICAS SEGUN EH-91					
ELEMENTO	LOCALIZACION	ESPECIFICACION DEL ELEMENTO ART. 26.2 ART. 9	NIVEL DE CONTROL ART. 64 AL 72	COEFICIENTE DE PODERACION	
				α_c	α_s
HORMIGON	FORJADOS	H-250	NORMAL (PROBETAS EN OBRERA)	1.5	
ACEROS	FORJADOS	AH-503-N	NORMAL NO SISTEMATICO		1.15
EJECUCION	FORJADOS		NORMAL		1.6

ACERO 5.100 Kg/cm²

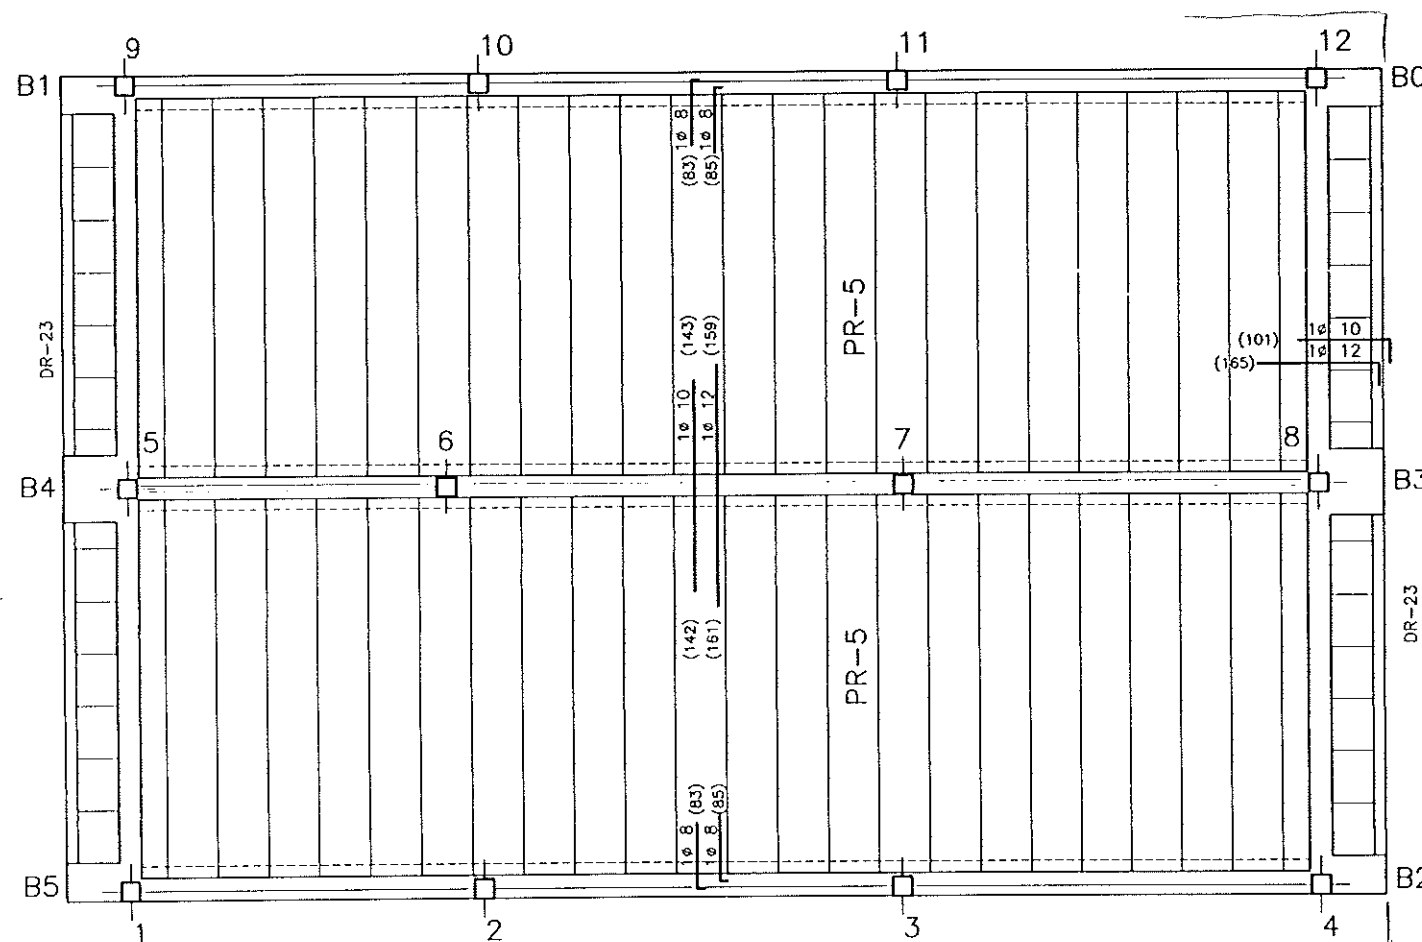

FORJADO DE T. PLT. BAJOCUBIERTA

faltan voladizos



DIPUTACION GENERAL DE ARAGON

DEPARTAMENTO DE ORDENACION TERRITORIAL, OBRAS PUBLICAS Y TRANSPORTES
DIRECCION GENERAL DEL AGUA

EMPRESAS CONSTRUCTORAS (UTE)



ASTEISA
Tratamiento de Aguas, S.A.

LOS ACEROS, C.C.P. AUTORES DEL PROYECTO

[Signature]

D. JOSE MARIA HERNANDEZ MOLENDEZ

[Signature]

D. CARLOS LINARES MERINO

SUSTITUYE A

SUSTITUIDO POR

PROYECTO

ESTACION DEPURADORA DE AGUAS RESIDUALES DE HUESCA

CLAVE EXPEDIENTE

23.S.02

Nº PLANO

27.2.1

ESCALA
1/50

DESIGNACION DE PLANO

EDIFICIO DE CONTROL
FORJADO DE CUBIERTA

FECHA


JUNIO-96

PAGINA

101



NOTA: LAS COTAS PARA LOS REPLANTEOS DE PILARES HUECOS Y VOLADIZOS DEBERAN SER TOMADAS DE LOS PLANOS DE REPLANTEO Y DISTRIBUCION

SECCIONES DE VIGAS RUBIERA T-20 VISTA SECCIONES DE VIGAS RUBIERA T-21 VISTA

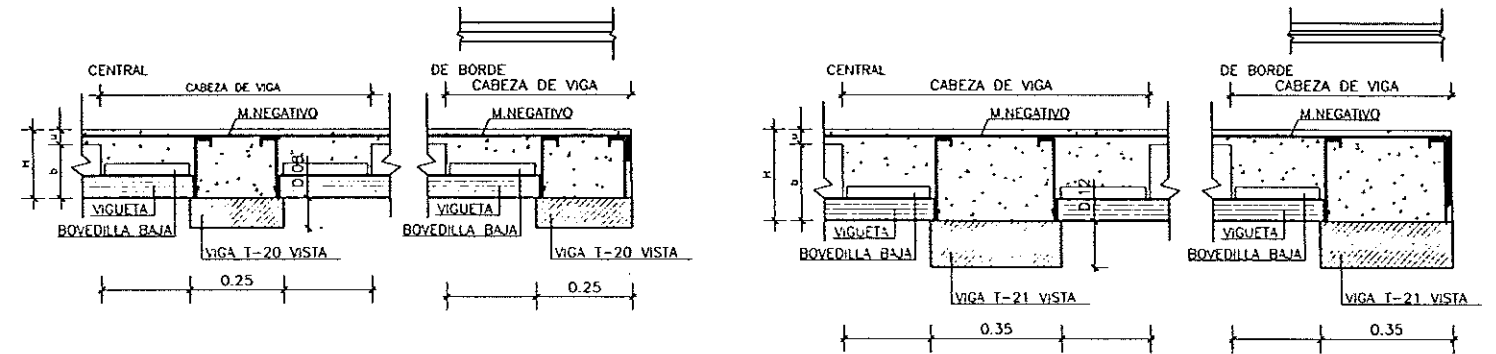

DR.23 (REFRENTADO DE VUELOS)

SECCION FORJADO RUBIERA

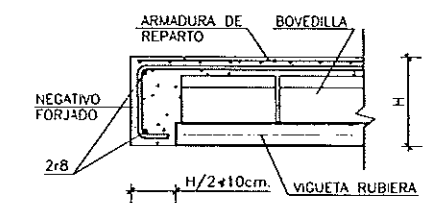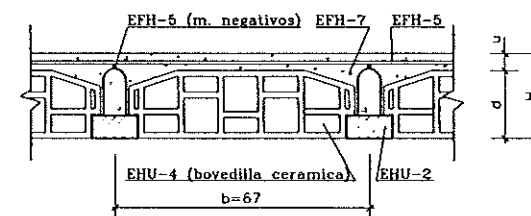


PLANTA	SEPARACION	CANTO	S. DE USO	CARGA TOTAL
T. PLT. BAJA	b=67	H=22+4	300 Kp/m ²	750 Kp/m ²

ARMADURA DE REPARTO MALLA SEGUN INSTRUCCION EF-88

CUADRO DE CARACTERISTICAS SEGUN EH-91				
ELEMENTO	LOCALIZACION	ESPECIFICACION DEL ELEMENTO ART. 26.2 ART. 9	NIVEL DE CONTROL ART. 64 AL 72	COEFICIENTE DE SEGURIDAD
HORMIGON	FORJADOS	M-250	NORMAL (PROBETAS EN OBRA)	1.5
	ACEROS	AEN-500-N	NORMAL NO SISTEMATICO	1.15
EJECUCION	FORJADOS		NORMAL	1.6

ACERO 5.100 Kg/cm²

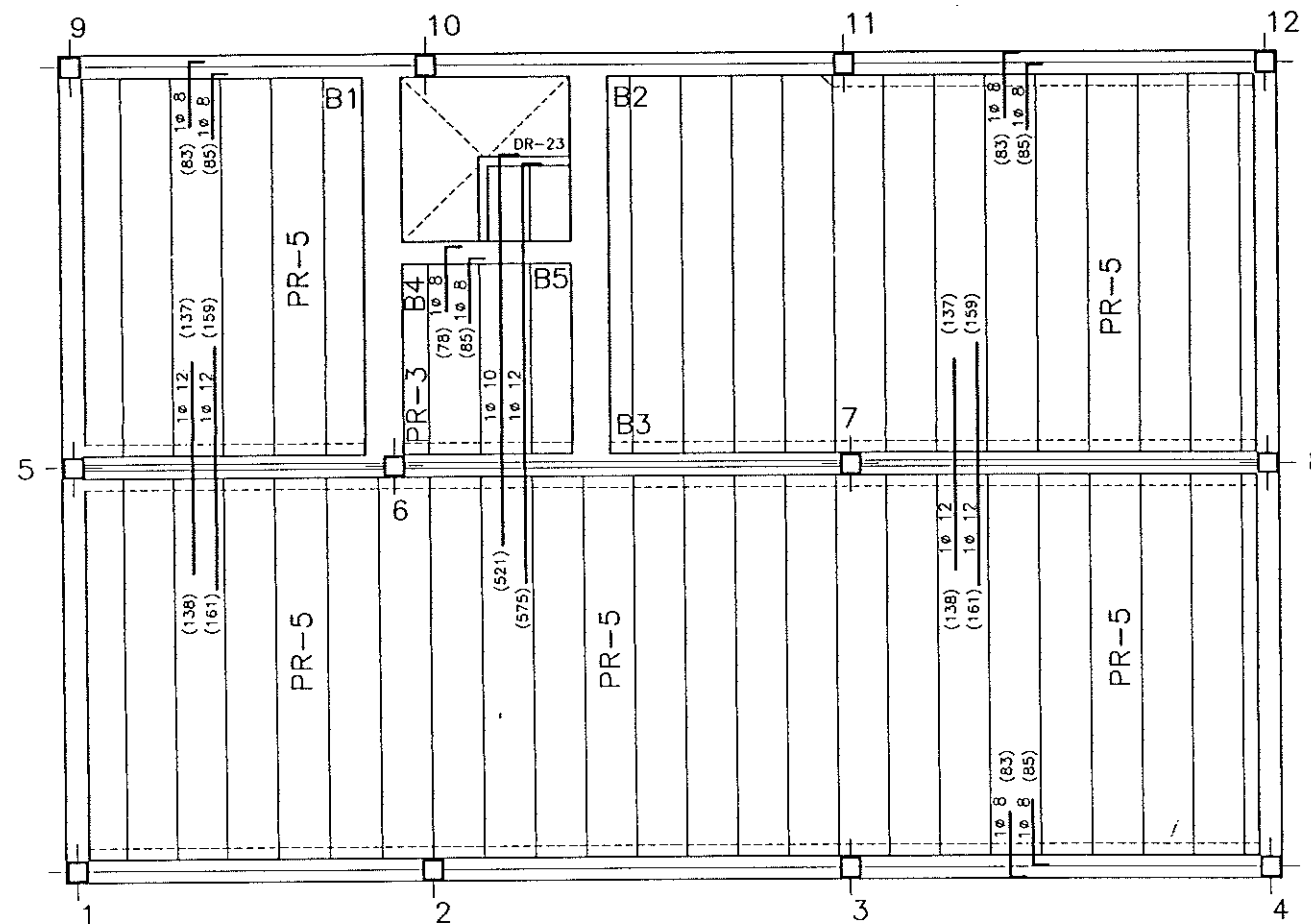

FORJADO DE T. PLT. BAJA



DIPUTACION GENERAL DE ARAGON

DEPARTAMENTO DE ORDENACION TERRITORIAL OBRAS PUBLICAS Y TRANSPORTES
DIRECCION GENERAL DEL AGUA

EMPRESAS CONSTRUCTIVAS (S.A.)



ASTEISA
Tratamiento de Aguas S.A.

LOS INGENIEROS C.C.P. AUTORES DEL PROYECTO

J. M. HERNANDEZ MELLENDREZ

D. JOSE MARIA HERNANDEZ MELLENDREZ



D. JOSE MARIA HERNANDEZ MELLENDREZ

SUSTITUYE A

SUSTITUIDO POR

PROYECTO

ESTACION DEPURADORA DE AGUAS RESIDUALES DE HUESCA

CLASE EXISTENTE

23.5.02

Nº PLANO

27.2.2

ESCALA 1/50









RESUMEN DE PLANO

EDIFICIO DE CONTROL FORJADO PLANTA BAJA

FECHA






JUNIO-96

PAGINA 102

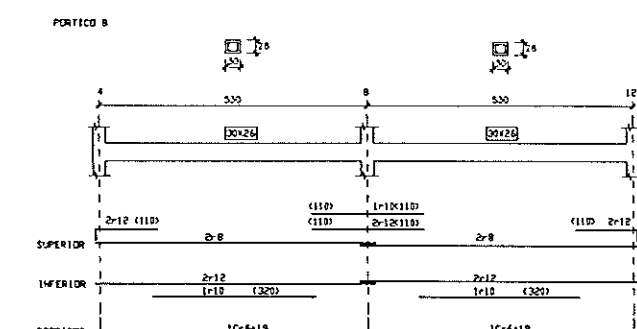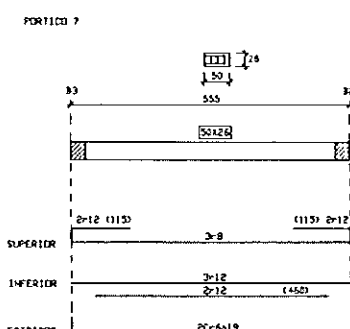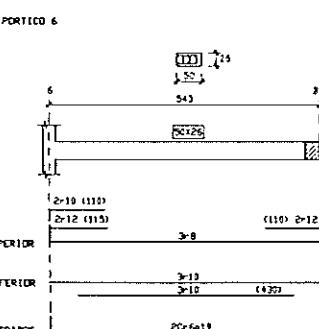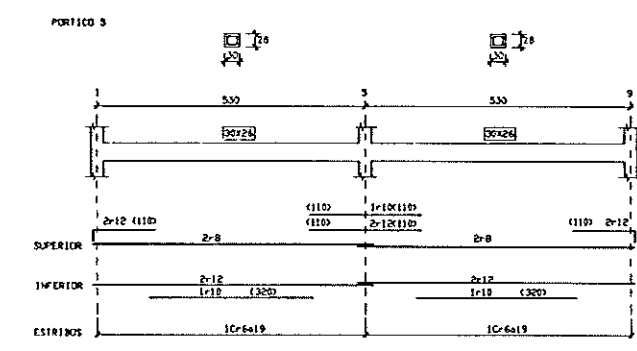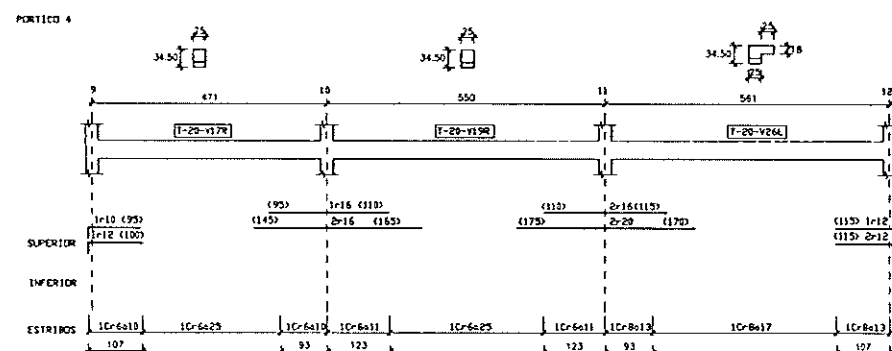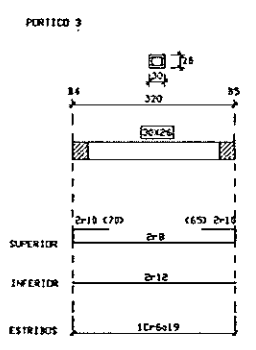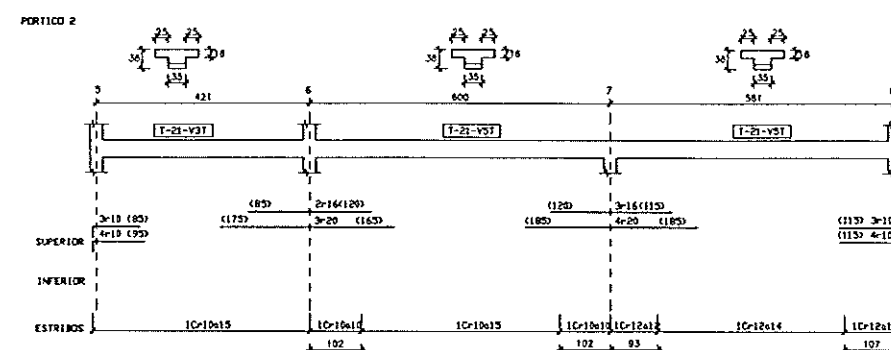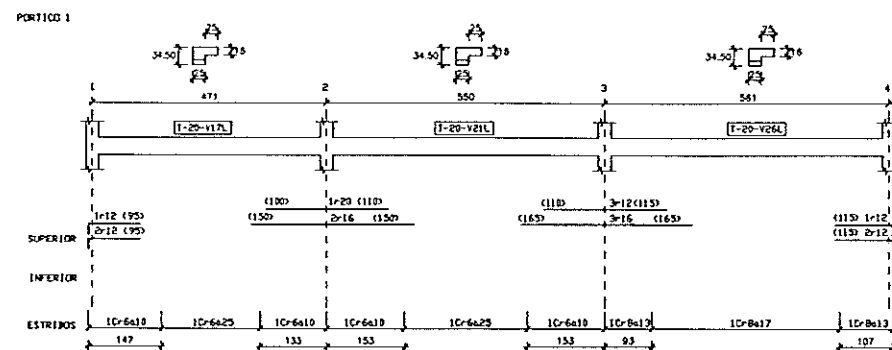

CUADRO DE CARACTERISTICAS SEGUN EH-91						
ELEMENTO	LOCALIZACION	ESPECIFICACION DEL ELEMENTO ART. 26.2 ART. 9	NIVEL DE CONTROL ART. 64 AL 72	COEFICIENTE DE PENETRACION		
				δ_c	δ_s	δ_f
HORMIGON	VIGAS	H-250	NORMAL (PROBETAS EN OBRA)	1.5		
ACEROS	VIGAS	AEH-500-N	NORMAL NO SISTEMATICO		1.15	
EJECUCION	VIGAS		NORMAL			1.6

ACERO 5.100 Kg/cm²

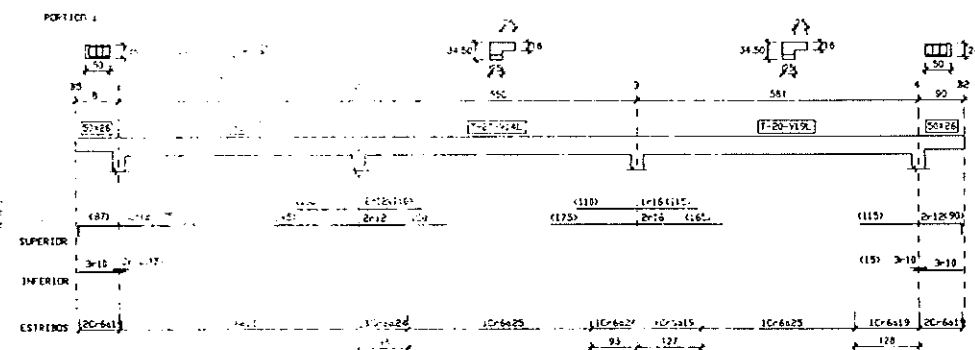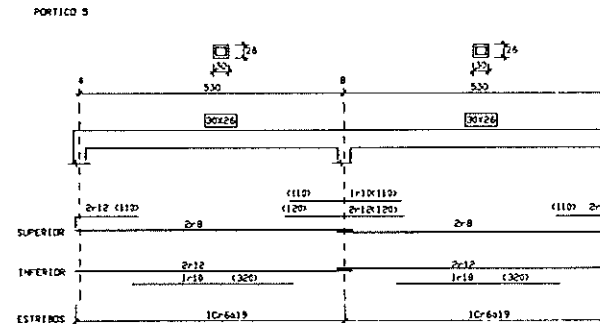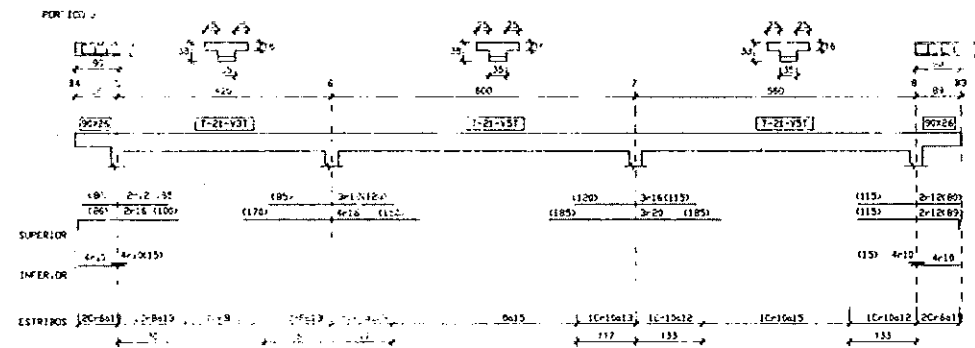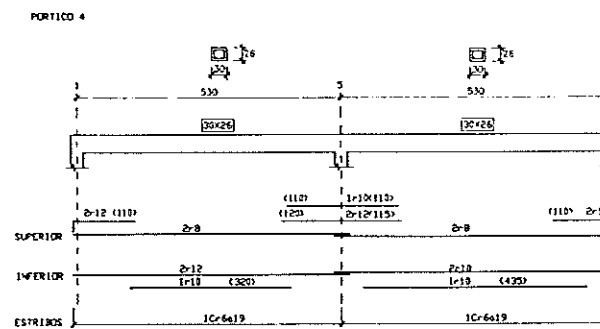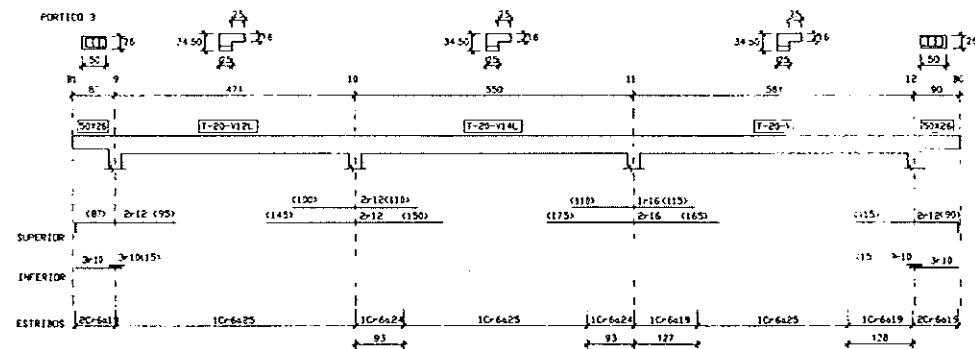

CUADRO DE CARACTERISTICAS SEGUN EH-91						
ELEMENTO	LOCALIZACION	ESPECIFICACION DEL ELEMENTO ART.-26.2 ART.-9	NIVEL DE CONTROL ART.-64 AL 72	COEFICIENTE PONDERACION		
				δ_c	δ_s	δ_r
HORMIGON						
	VIGAS	H-250	NORMAL (PROBETAS EN OBRA)	1.5		
ACEROS						
	VIGAS	AEH-500-N	NORMAL NO SISTEMATICO		1.15	
EJECUCION						
	VIGAS		NORMAL			1.6

ACERO 5.100 Kg/cm²



DIPUTACION
GENERAL
DE ARAGON

DEPARTAMENTO DE ORDENACION TERRITORIAL
OBRAS PUBLICAS Y TRANSPORTES
DIPUTACION GENERAL DE ARAGON

EMPRESA CONSTRUCTORA TUTEL



LOS INGENIEROS C.E.P. AUTORES DEL PROYECTO

[Signature]

ING. FERRER HERNANDEZ MELANDEZ

[Signature]

ING. CARLOS LINARES MORA

SUSTITUTO A

[Signature]

SUSTITUTO POR

PROYECTO

ESTACION DEPURADORA DE
AGUAS RESIDUALES DE
HUESCA

CLASE DE ELEMENTO

23.5.02

Nº PLANO

27.2.4

ESCALA

1/75

DESIGNACION DE PLANO

EDIFICIO DE CONTROL
VIGAS DE BAJO CUBIERTA


FECHA

JUNIO-96

PAGINA

104


ACCESO EDIFICIO

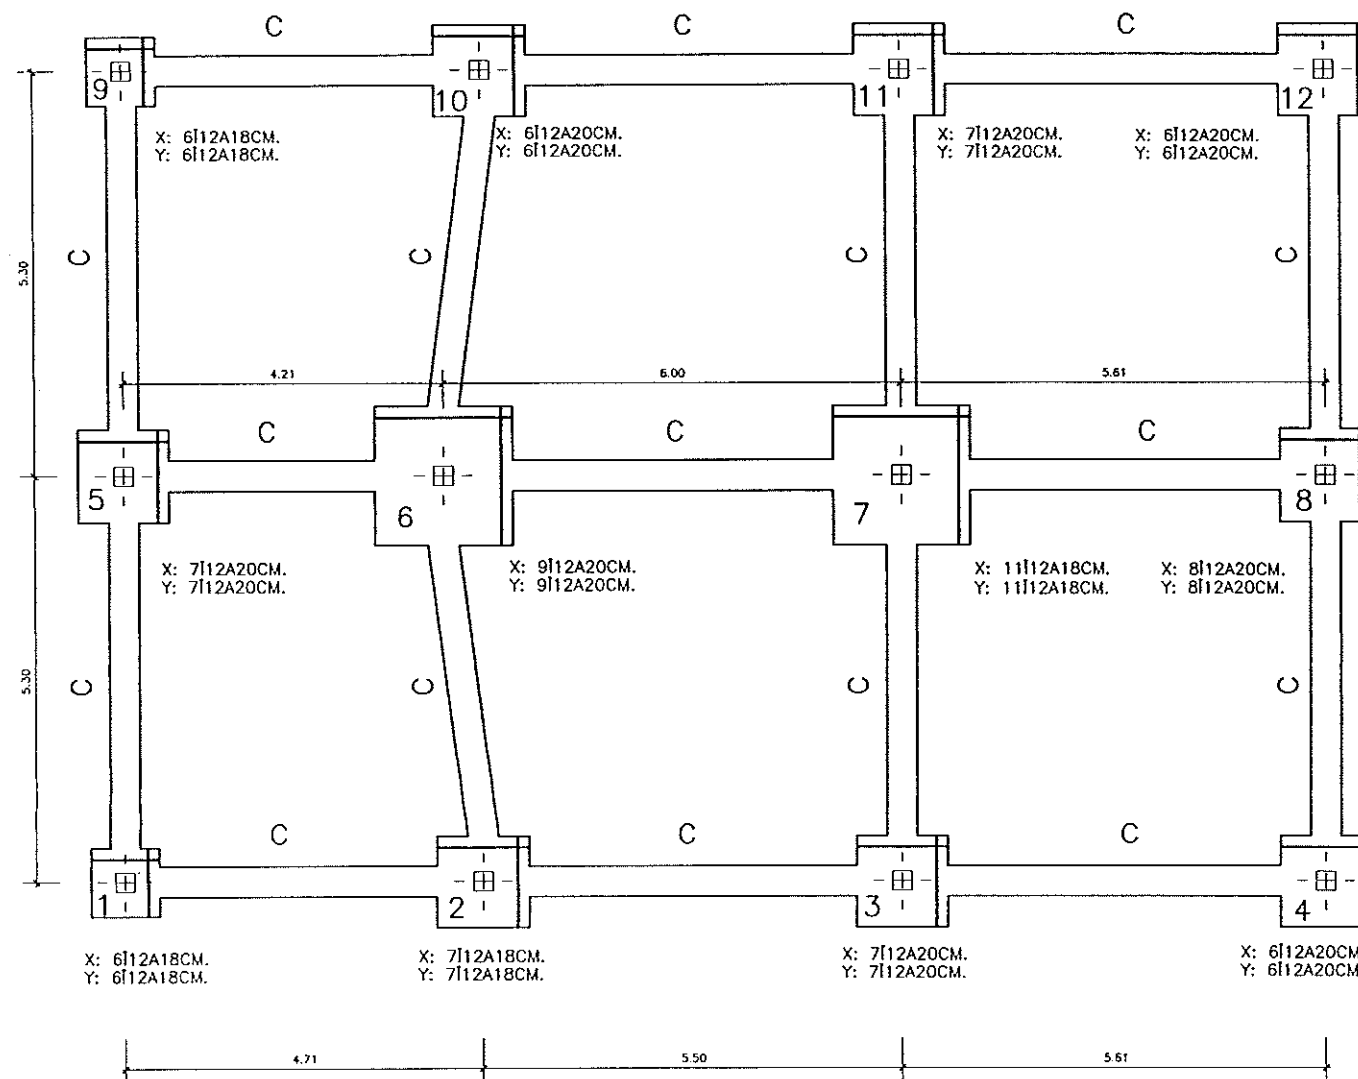

PLANO DE CIMENTACION $f_t = 2.00 \text{ Kp/cm}^2$


CUADRO DE PILARES											
7	8	6	1	2	3	4	5	9	10	11	12
BAJO CUBIERTA											
TECHO BAJA											
CIMENTACION											

CUADRO DE ZAPATAS					
REF. PILAR	X(M)	Y(M)	H(M)	ARM. X	ARM. Y
1,9	0.90	0.90	0.50	6ø12	6ø12
2,3,5,11	1.20	1.20	0.50	7ø12	7ø12
6	1.80	1.80	0.50	9ø12	9ø12
10,4,12	1.20	1.20	0.50	6ø12	6ø12
7	1.80	1.80	0.50	11ø12	11ø12
8	1.20	1.20	0.50	8ø12	8ø12

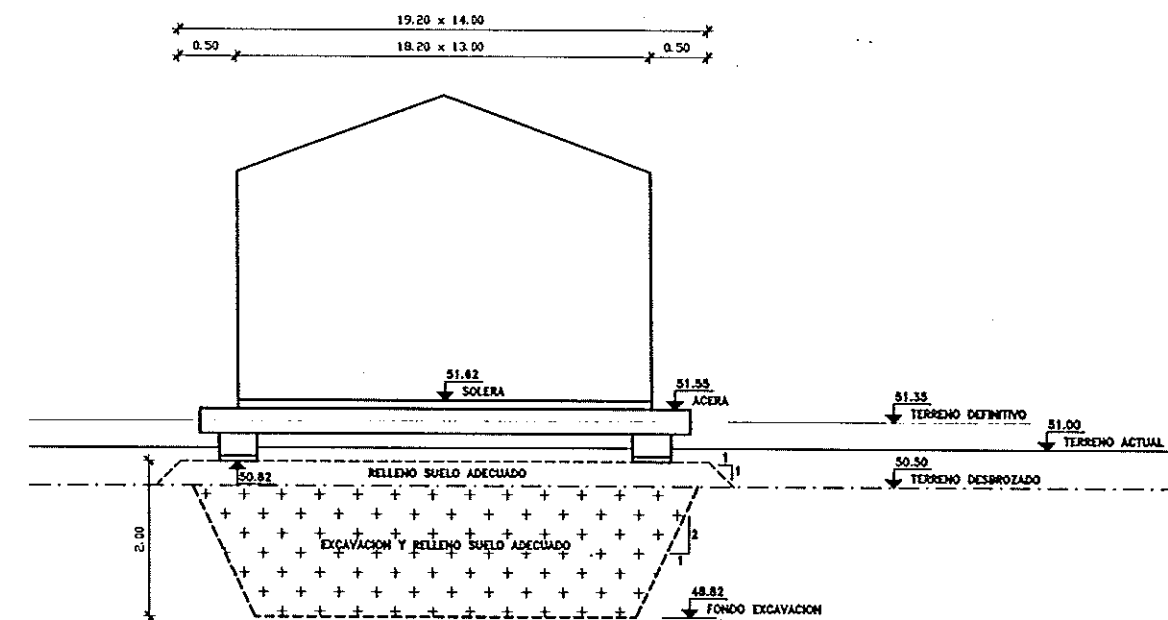

ESQUEMA MEJORA TERRENO CIMENTACION

ZAPATA CENTRADA

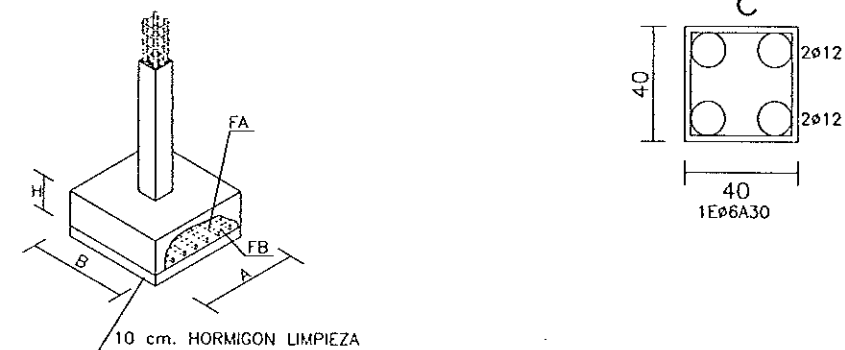

CUADRO DE CARACTERISTICAS SEGUN EH-91						
ELEMENTO	LOCALIZACION	ESPECIFICACION DEL ELEMENTO ART-26.2 ART-9	NIVEL DE CONTROL ART-64 AL 72	COEFICIENTE DE REDUCCION		
				α_c	α_s	α_a
HORMIGON	CIMENTACION Y MUROS	H-175	REDUCIDO (SIN ROTURA DE PROBETA)	1.7		
	PILARES	H-250	NORMAL (PROBETAS EN OBRA)	1.5		
ACEROS	CIMENTACION, MUROS Y PILARES	AEH-400-N	NORMAL NO SISTEMATICO		1.15	
	VIGAS	AEH-400-N				
EJECUCION	CIMENTACION Y MUROS		REDUCIDO			1.8
	PILARES Y VIGAS		NORMAL			1.6



DIPUTACION GENERAL DE ARAGON

DEPARTAMENTO DE ORDENACION TERRITORIAL OBRAS PUBLICAS Y TRANSPORTES
DIRECCION GENERAL DEL AGUA

EMPRESAS CONSTRUCTORA (I.T.E.)



LOS INGENIEROS C.C.P. AUTORES DEL PROYECTO

JOSE MARIA HERNANDEZ MELANDEZ

D. CARLOS LIZARRA MERINO

SUSTITUYE A:

SUSTITUIDO POR:

PROYECTO

ESTACION DEPURADORA DE AGUAS RESIDUALES DE HUESCA

CLAVE EXPEDIENTE:

23.S.02

Nº PLANO

27.2.5

DESIGNACION DE PLANO


EDIFICIO DE CONTROL CIMENTACION. CUADRO DE PILARES

FECHA


JUNIO-96

PAGINA


105

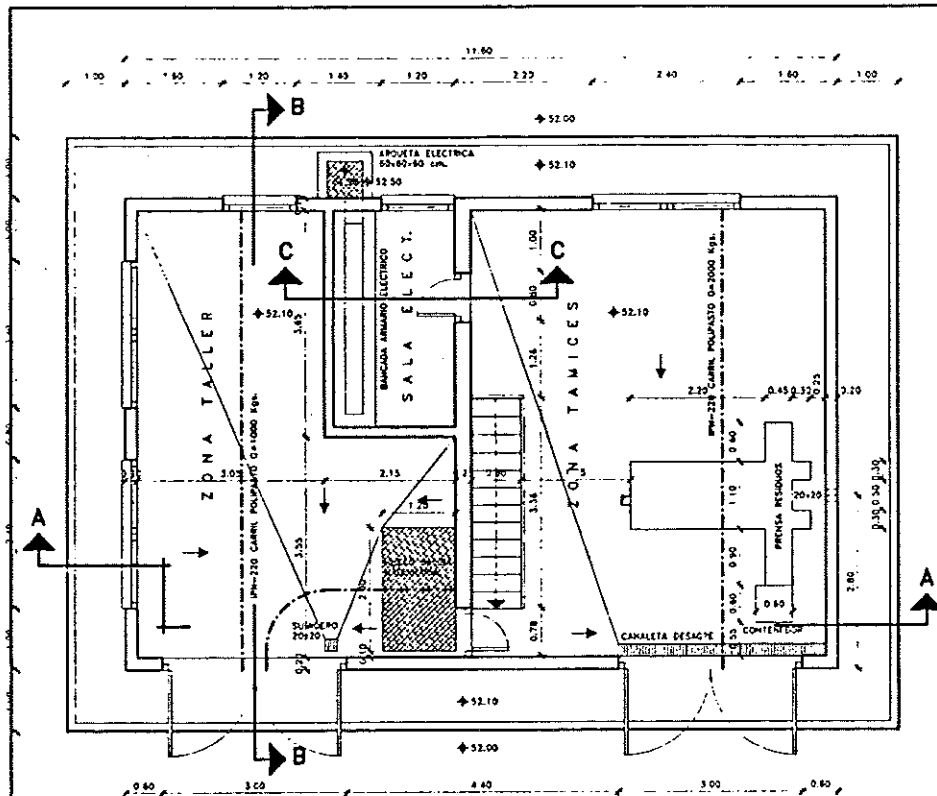


PLANTA BAJA
Cota 52.10

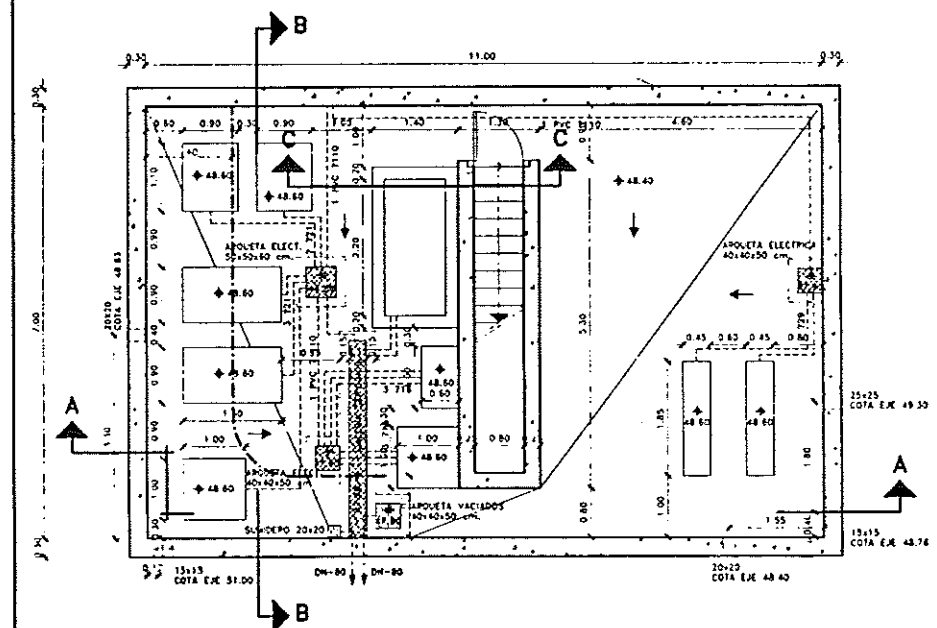


PLANTA SOTANO
Cota 48.40

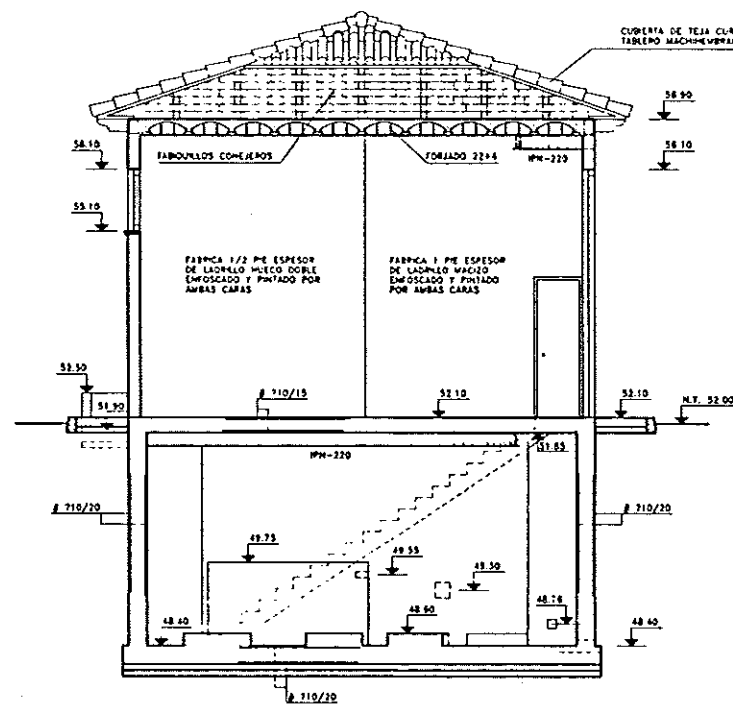


SECCION B-B

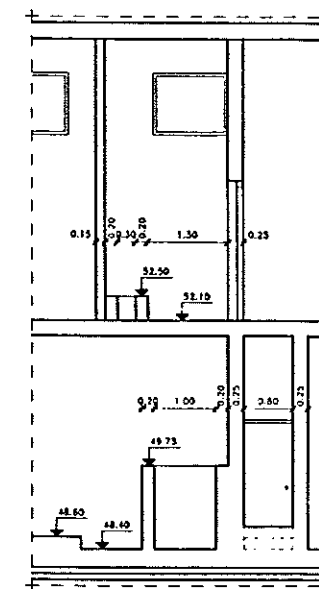


SECCION C-C

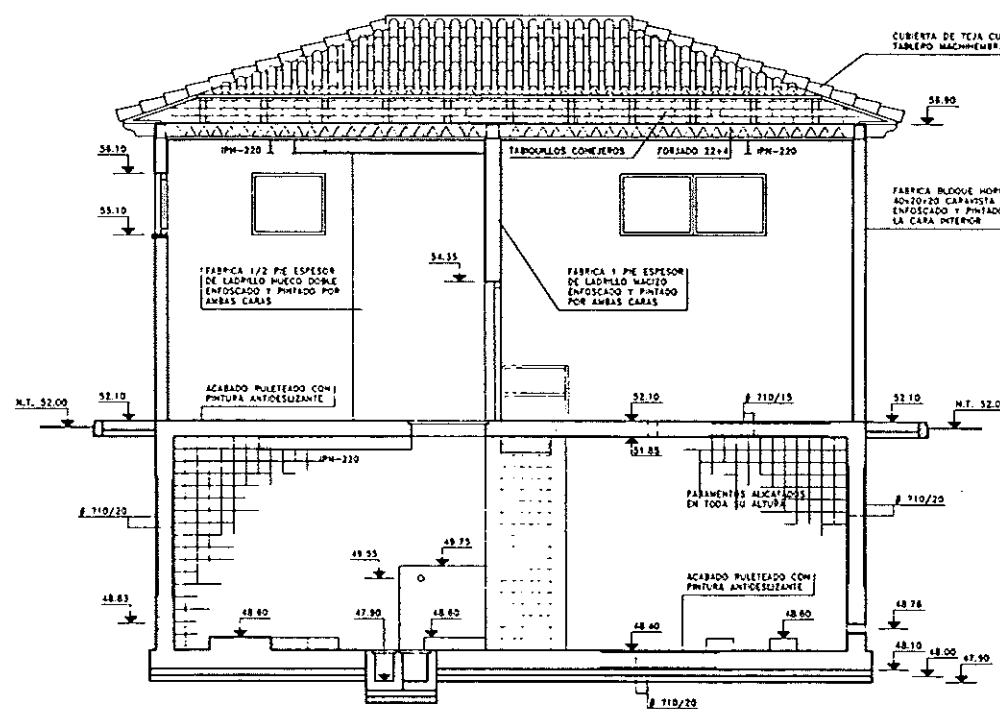


SECCION A-A

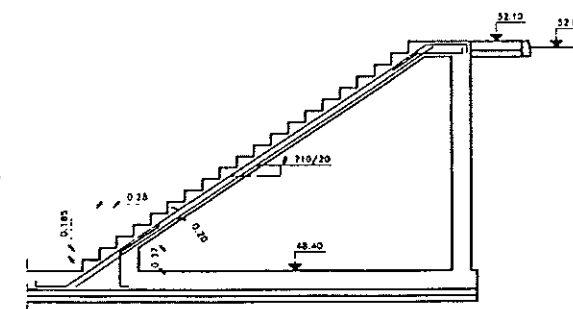


DETALLE ESCALERA

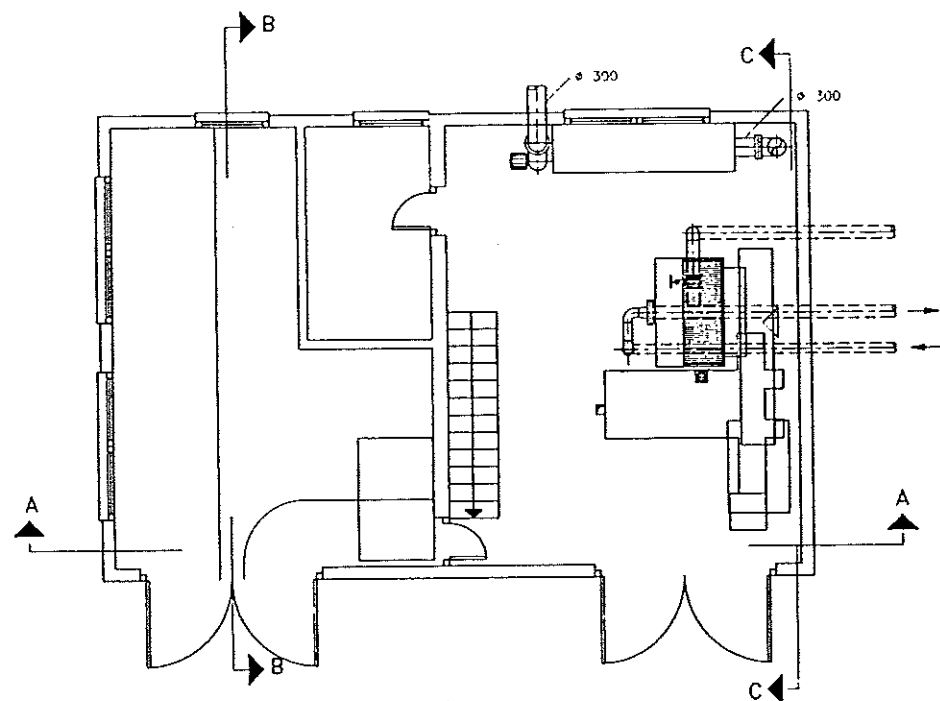


PLANTA BAJA
Cota 52.10

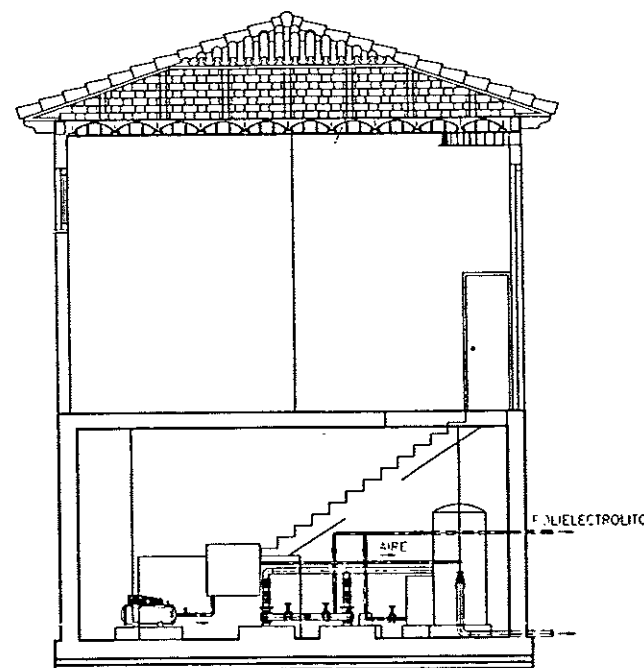


SECCION B-B

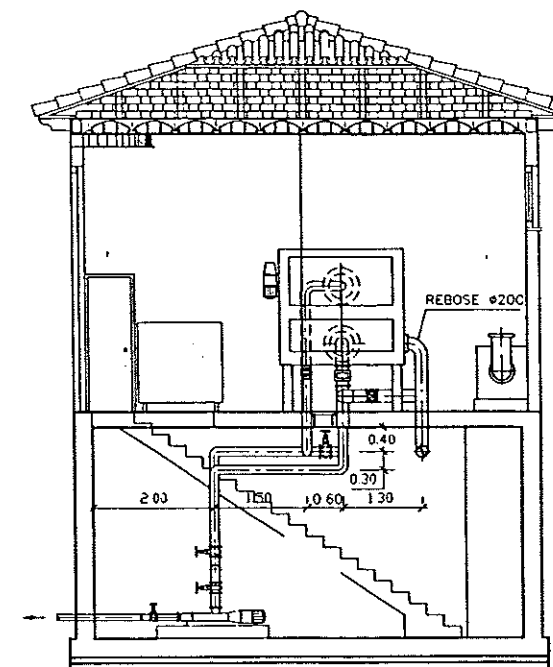

SECCION C-C

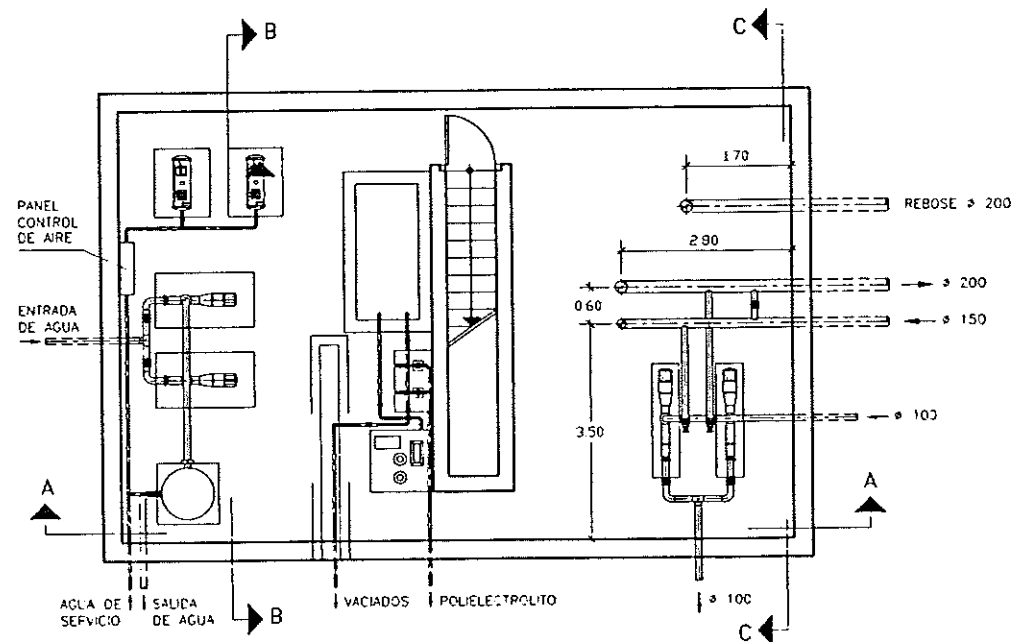

PLANTA SOTANO
Cota 48.40

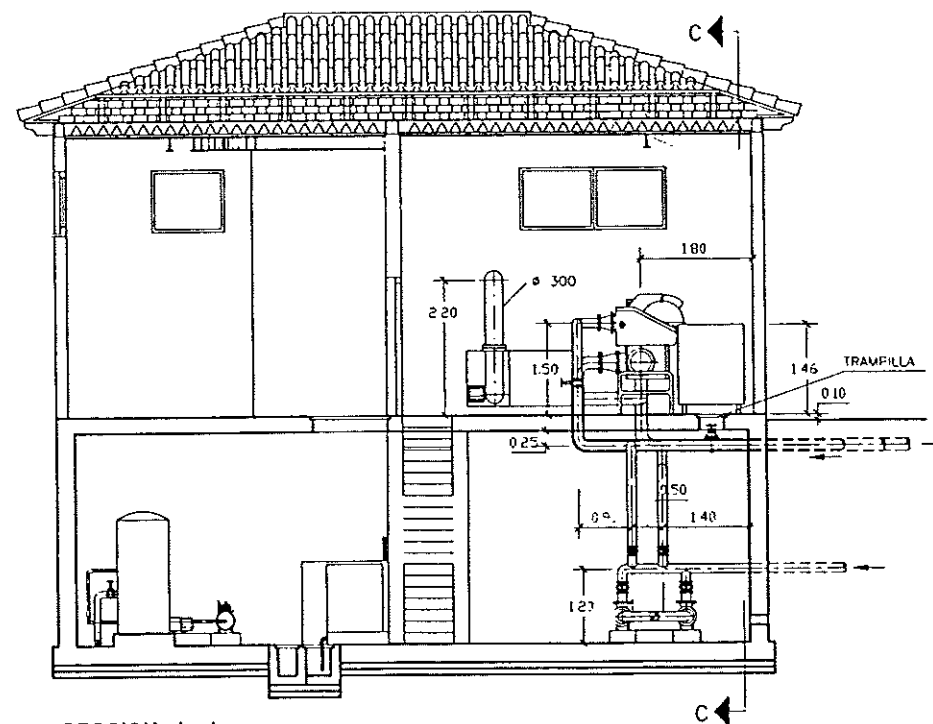

SECCION A-A



DIPUTACION
GENERAL
DE ARAGON

DEPARTAMENTO DE ORDENACION TERRITORIAL
OBRAS PUBLICAS Y TRANSPORTES
DIRECCION GENERAL DEL AGUA



ASTEISA
Protección de Aguas, S.A.

PROYECTO DE OBRAS DEL PROYECTO
D. JUAN MANUEL HERNANDEZ VILLALBA

PROYECTO DE OBRAS DEL PROYECTO
D. JUAN MANUEL HERNANDEZ VILLALBA

ESTACION DEPURADORA DE
AGUAS RESIDUALES DE
HUESCA






1/50

28.2

EDIFICIO DE FANGOS ESPESADOS
EQUIPOS MECANICOS.

JUNIO-85

107

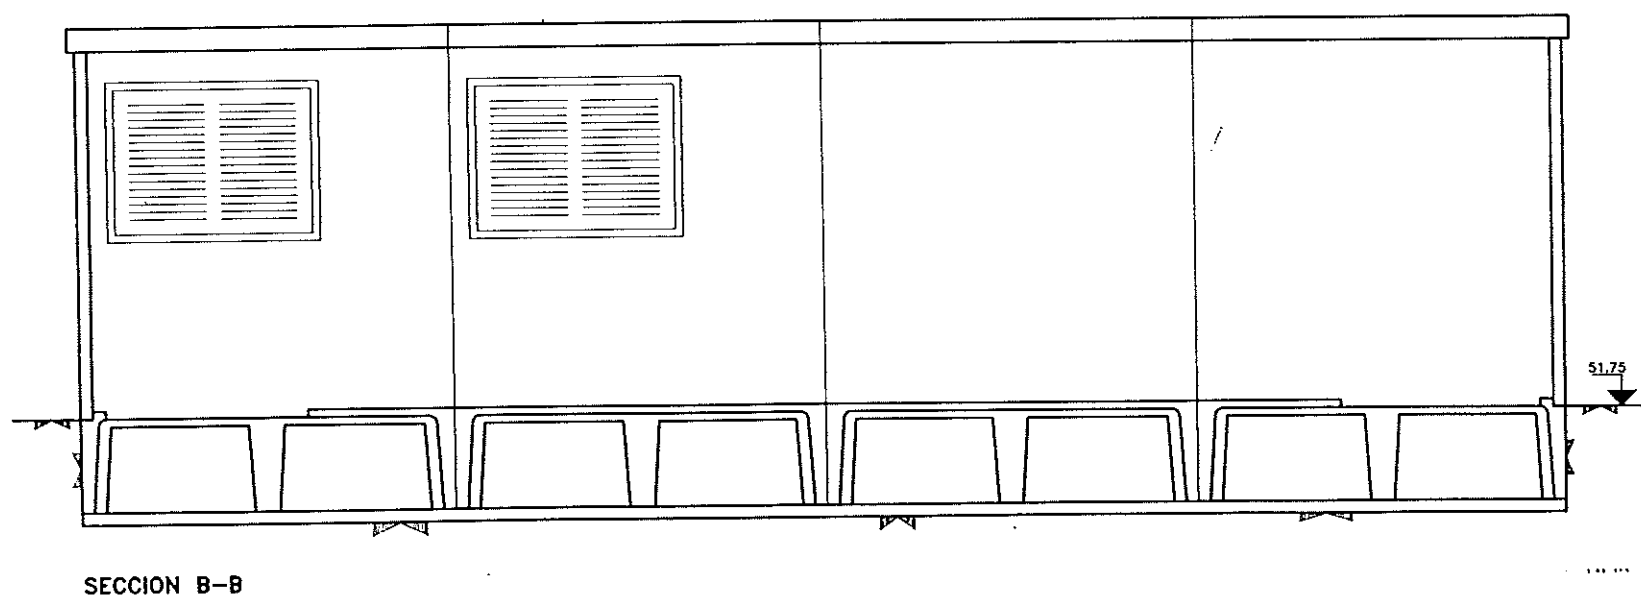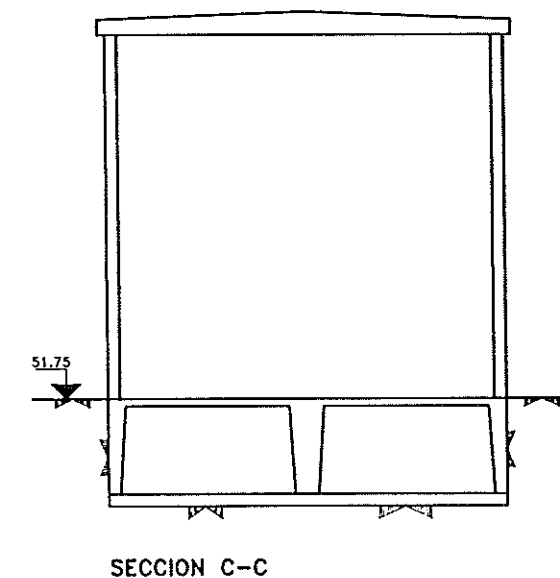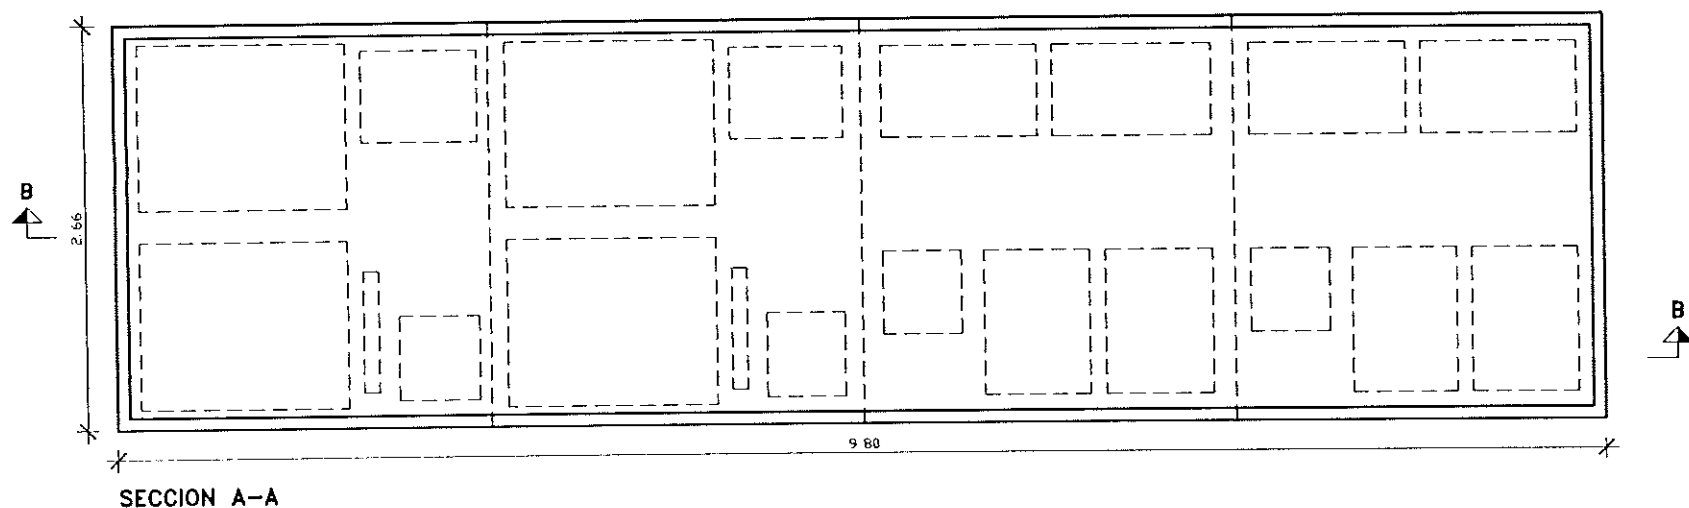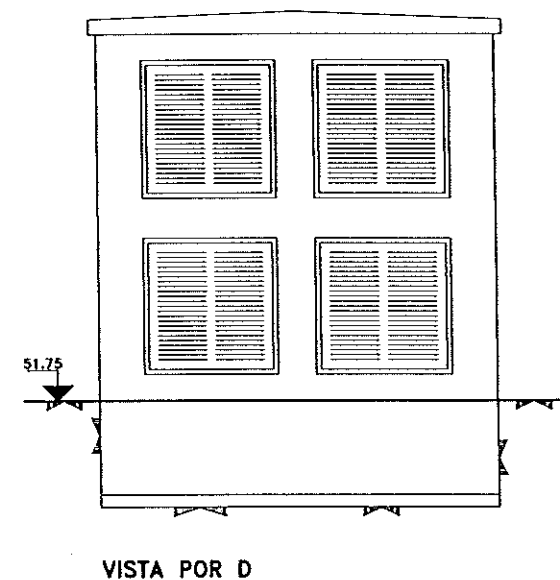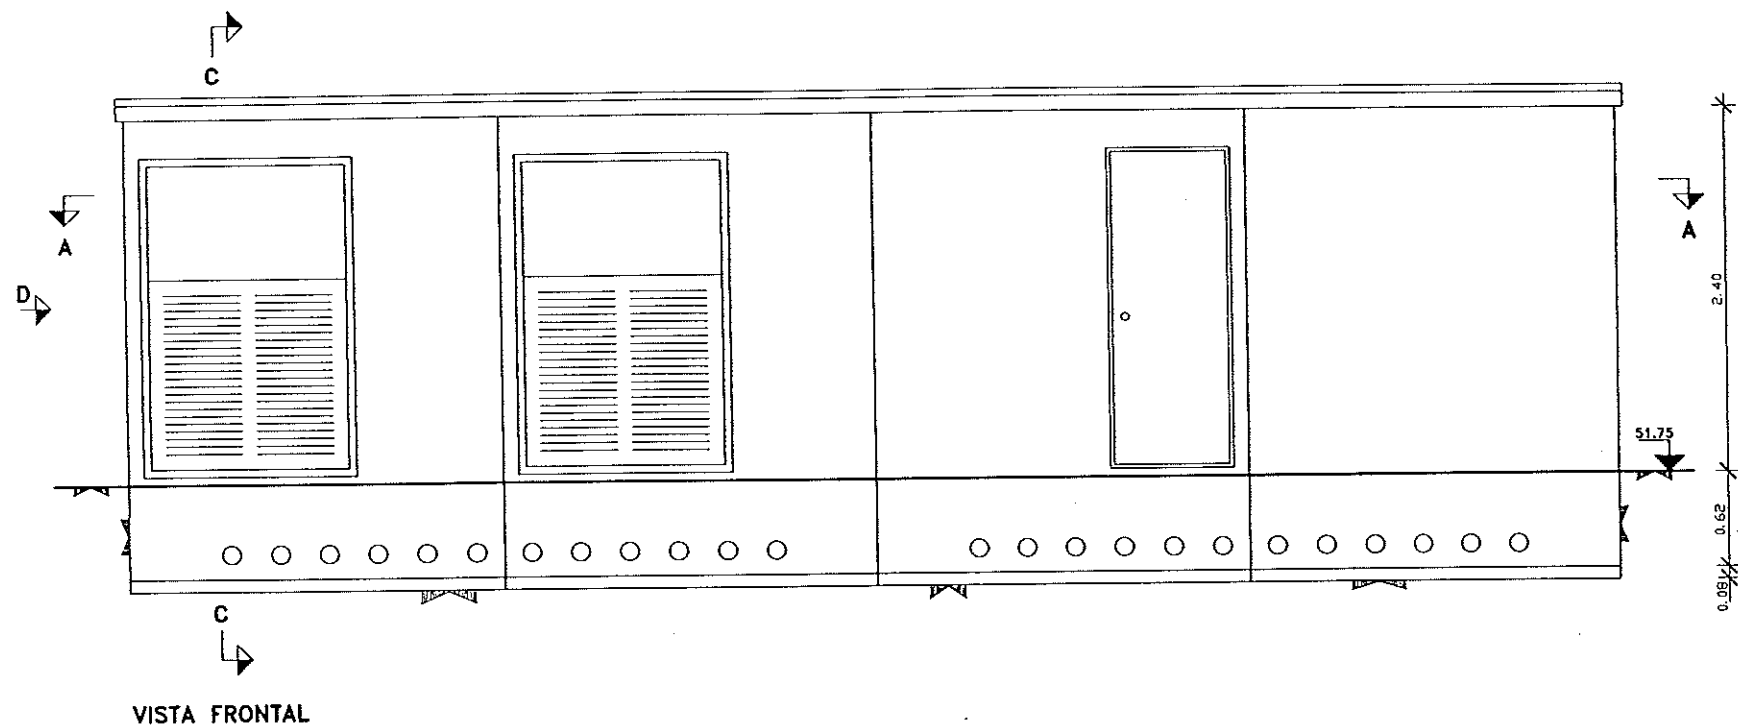

DIPUTACION
GENERAL
DE ARAGON

DEPARTAMENTO DE ORDENACION TERRITORIAL
OBRAS PUBLICAS Y TRANSPORTES
DIRECCION GENERAL DEL AGUA

EMPRESA CONSTRUCTORA (I.T.E.)



LOS INGENIEROS C.C.P. AUTORES DEL PROYECTO

Jose Maria Hernandez Melendez
D. JOSE MARIA HERNANDEZ MELENDEZ



D. CARLOS LÓPEZ PERITO

SUSTITUYE A

SUSTITUIDO POR

PROYECTO

ESTACION DEPURADORA DE
AGUAS RESIDUALES DE
HUESCA

CLAVE EXPEDIENTE

23.S.02

Nº PLANO

29

ESCALA

1/25

DESIGNACION DE PLANO

EDIFICIO DE TRANSFORMACION


DEFINICION GEOMETRICA

FECHA

JUNIO-96

PAGINA

108

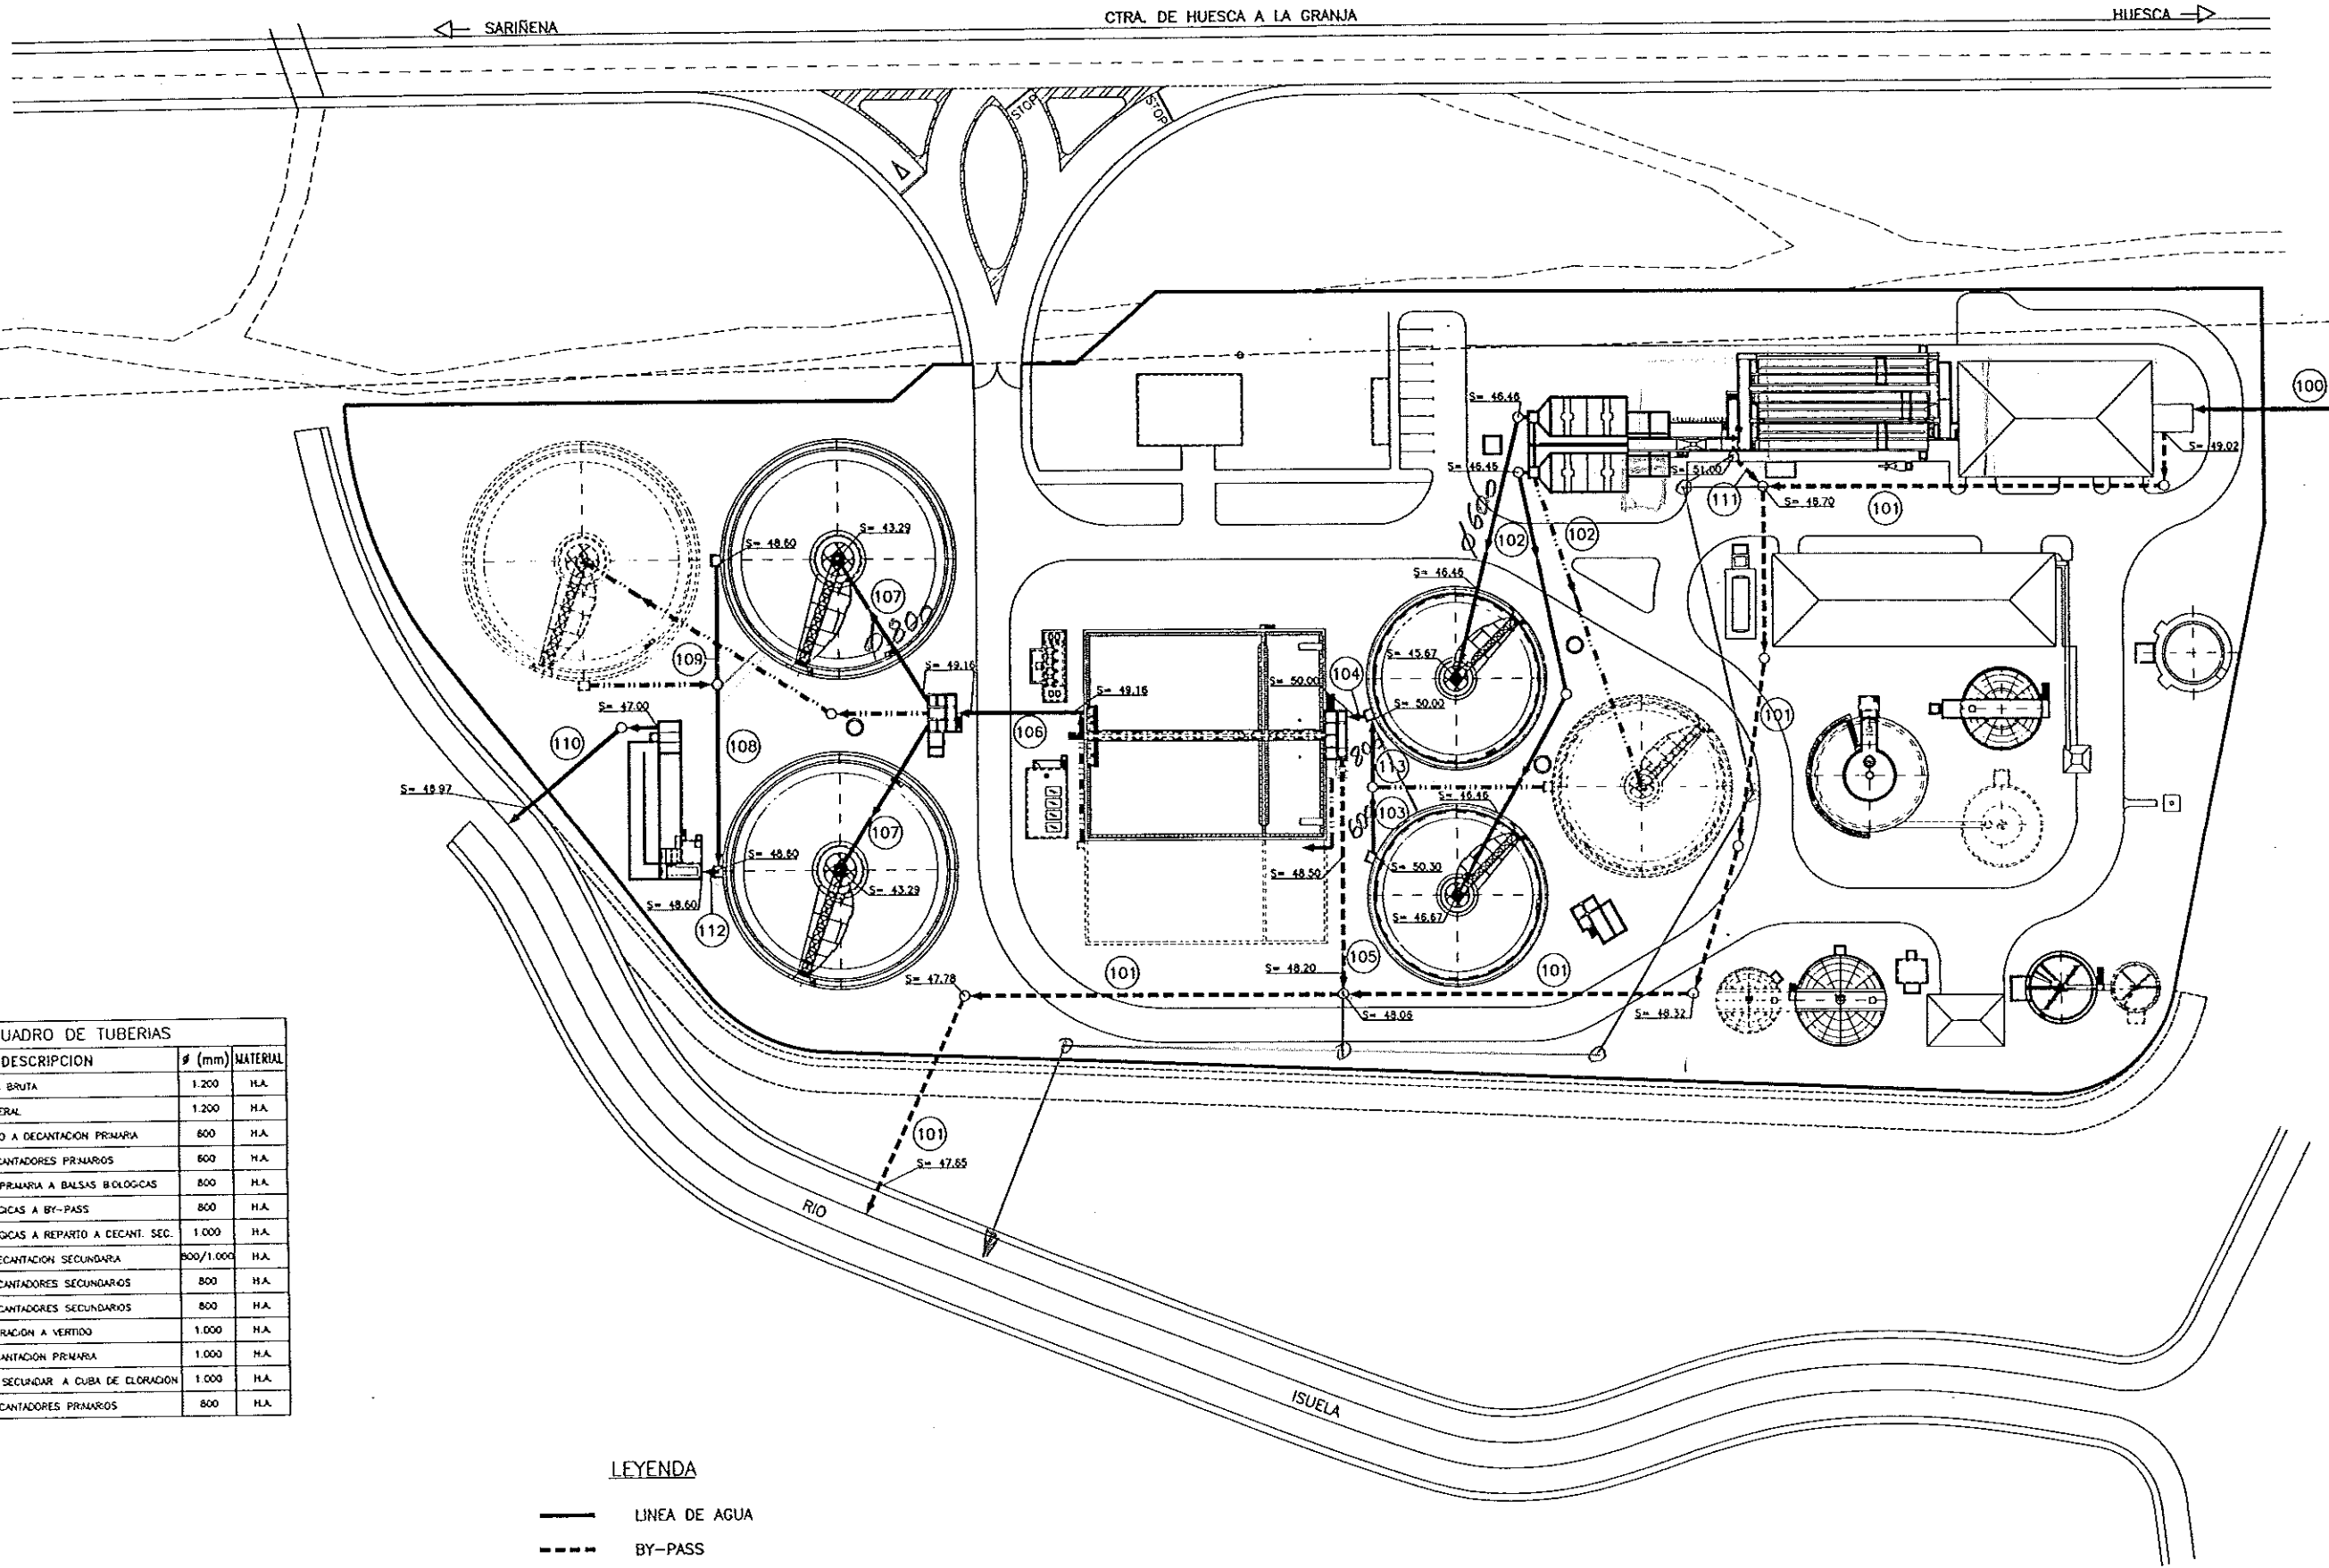

CUADRO DE TUBERIAS			
Nº	DESCRIPCION	Ø (mm)	MATERIAL
100	ENTRADA AGUA BRUTA	1.200	H.A.
101	BY-PASS GENERAL	1.200	H.A.
102	FISCO-GUINCO A DECANTACION PRIMARIA	800	H.A.
103	CONEXION DECANTADORES PRIMARIOS	800	H.A.
104	DECANTACION PRIMARIA A BALSAS BIOLOGICAS	800	H.A.
105	BALSAS BIOLOGICAS A BY-PASS	800	H.A.
106	BALSAS BIOLOGICAS A REPARTO A DECANT. SEC.	1.000	H.A.
107	REPARTO A DECANTACION SECUNDARIA	800/1.000	H.A.
108	CONEXION DECANTADORES SECUNDARIOS	800	H.A.
109	CONEXION DECANTADORES SECUNDARIOS	800	H.A.
110	CUBA DE CLORACION A VERTIDO	1.000	H.A.
111	BY-PASS DECANTACION PRIMARIA	1.000	H.A.
112	DECANTACION SECUNDARIA A CUBA DE CLORACION	1.000	H.A.
113	CONEXION DECANTADORES PRIMARIOS	800	H.A.

LEYENDA

- LINEA DE AGUA
- - - BY-PASS
- - - - LINEA FUTURA
- S= 49,99 COTA SOLERA CONDUCCIONES



DIPUTACION
GENERAL
DE ARAGON

DEPARTAMENTO DE ORDENACION TERRITORIAL
OBRAS PUBLICAS Y TRANSPORTES
DIRECCION GENERAL DEL AGUA

EMPRESAS CONSTRUCTORA (UTE)



IDECONSA



ASTEISA
Tratamiento de Agua, S.A.

LOS PROYECTOS C.E.P. AUTORES DEL PROYECTO

[Signature]
D. J. M. VILLANUEVA MATEOS

SUSTITUIR A

[Signature]
D. J. M. VILLANUEVA MATEOS

SUSTITUIDO POR

[Signature]
D. J. M. VILLANUEVA MATEOS

PROYECTO

ESTACION DEPURADORA DE
AGUAS RESIDUALES DE
HUESCA

CLAVE EFICIENTE

23 S 02

Nº PLANO

30
ESCALA
1/500

DESIGNACION DE PLANO

LINEA DE AGUA Y
BY-PASS GENERAL. P.G.


FECHA

JUNIO-96
FOLIO
109




LEYENDA

- BY-PASS
- Cs=49,09 COTA SOLERA
- POZO BY-PASS
- POZO PLUVIALES
- SUMIDERO
- ▤ SUMIDERO TRANSVERSAL
- TUBERIA HORMIGON Ø300

SECCION TIPO ZANJA

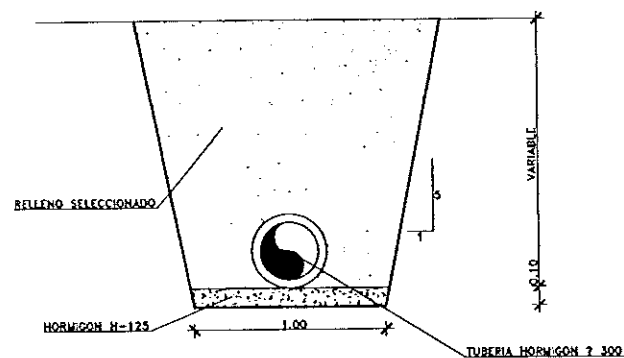

SECCION TIPO SUMIDERO TRANSVERSAL

 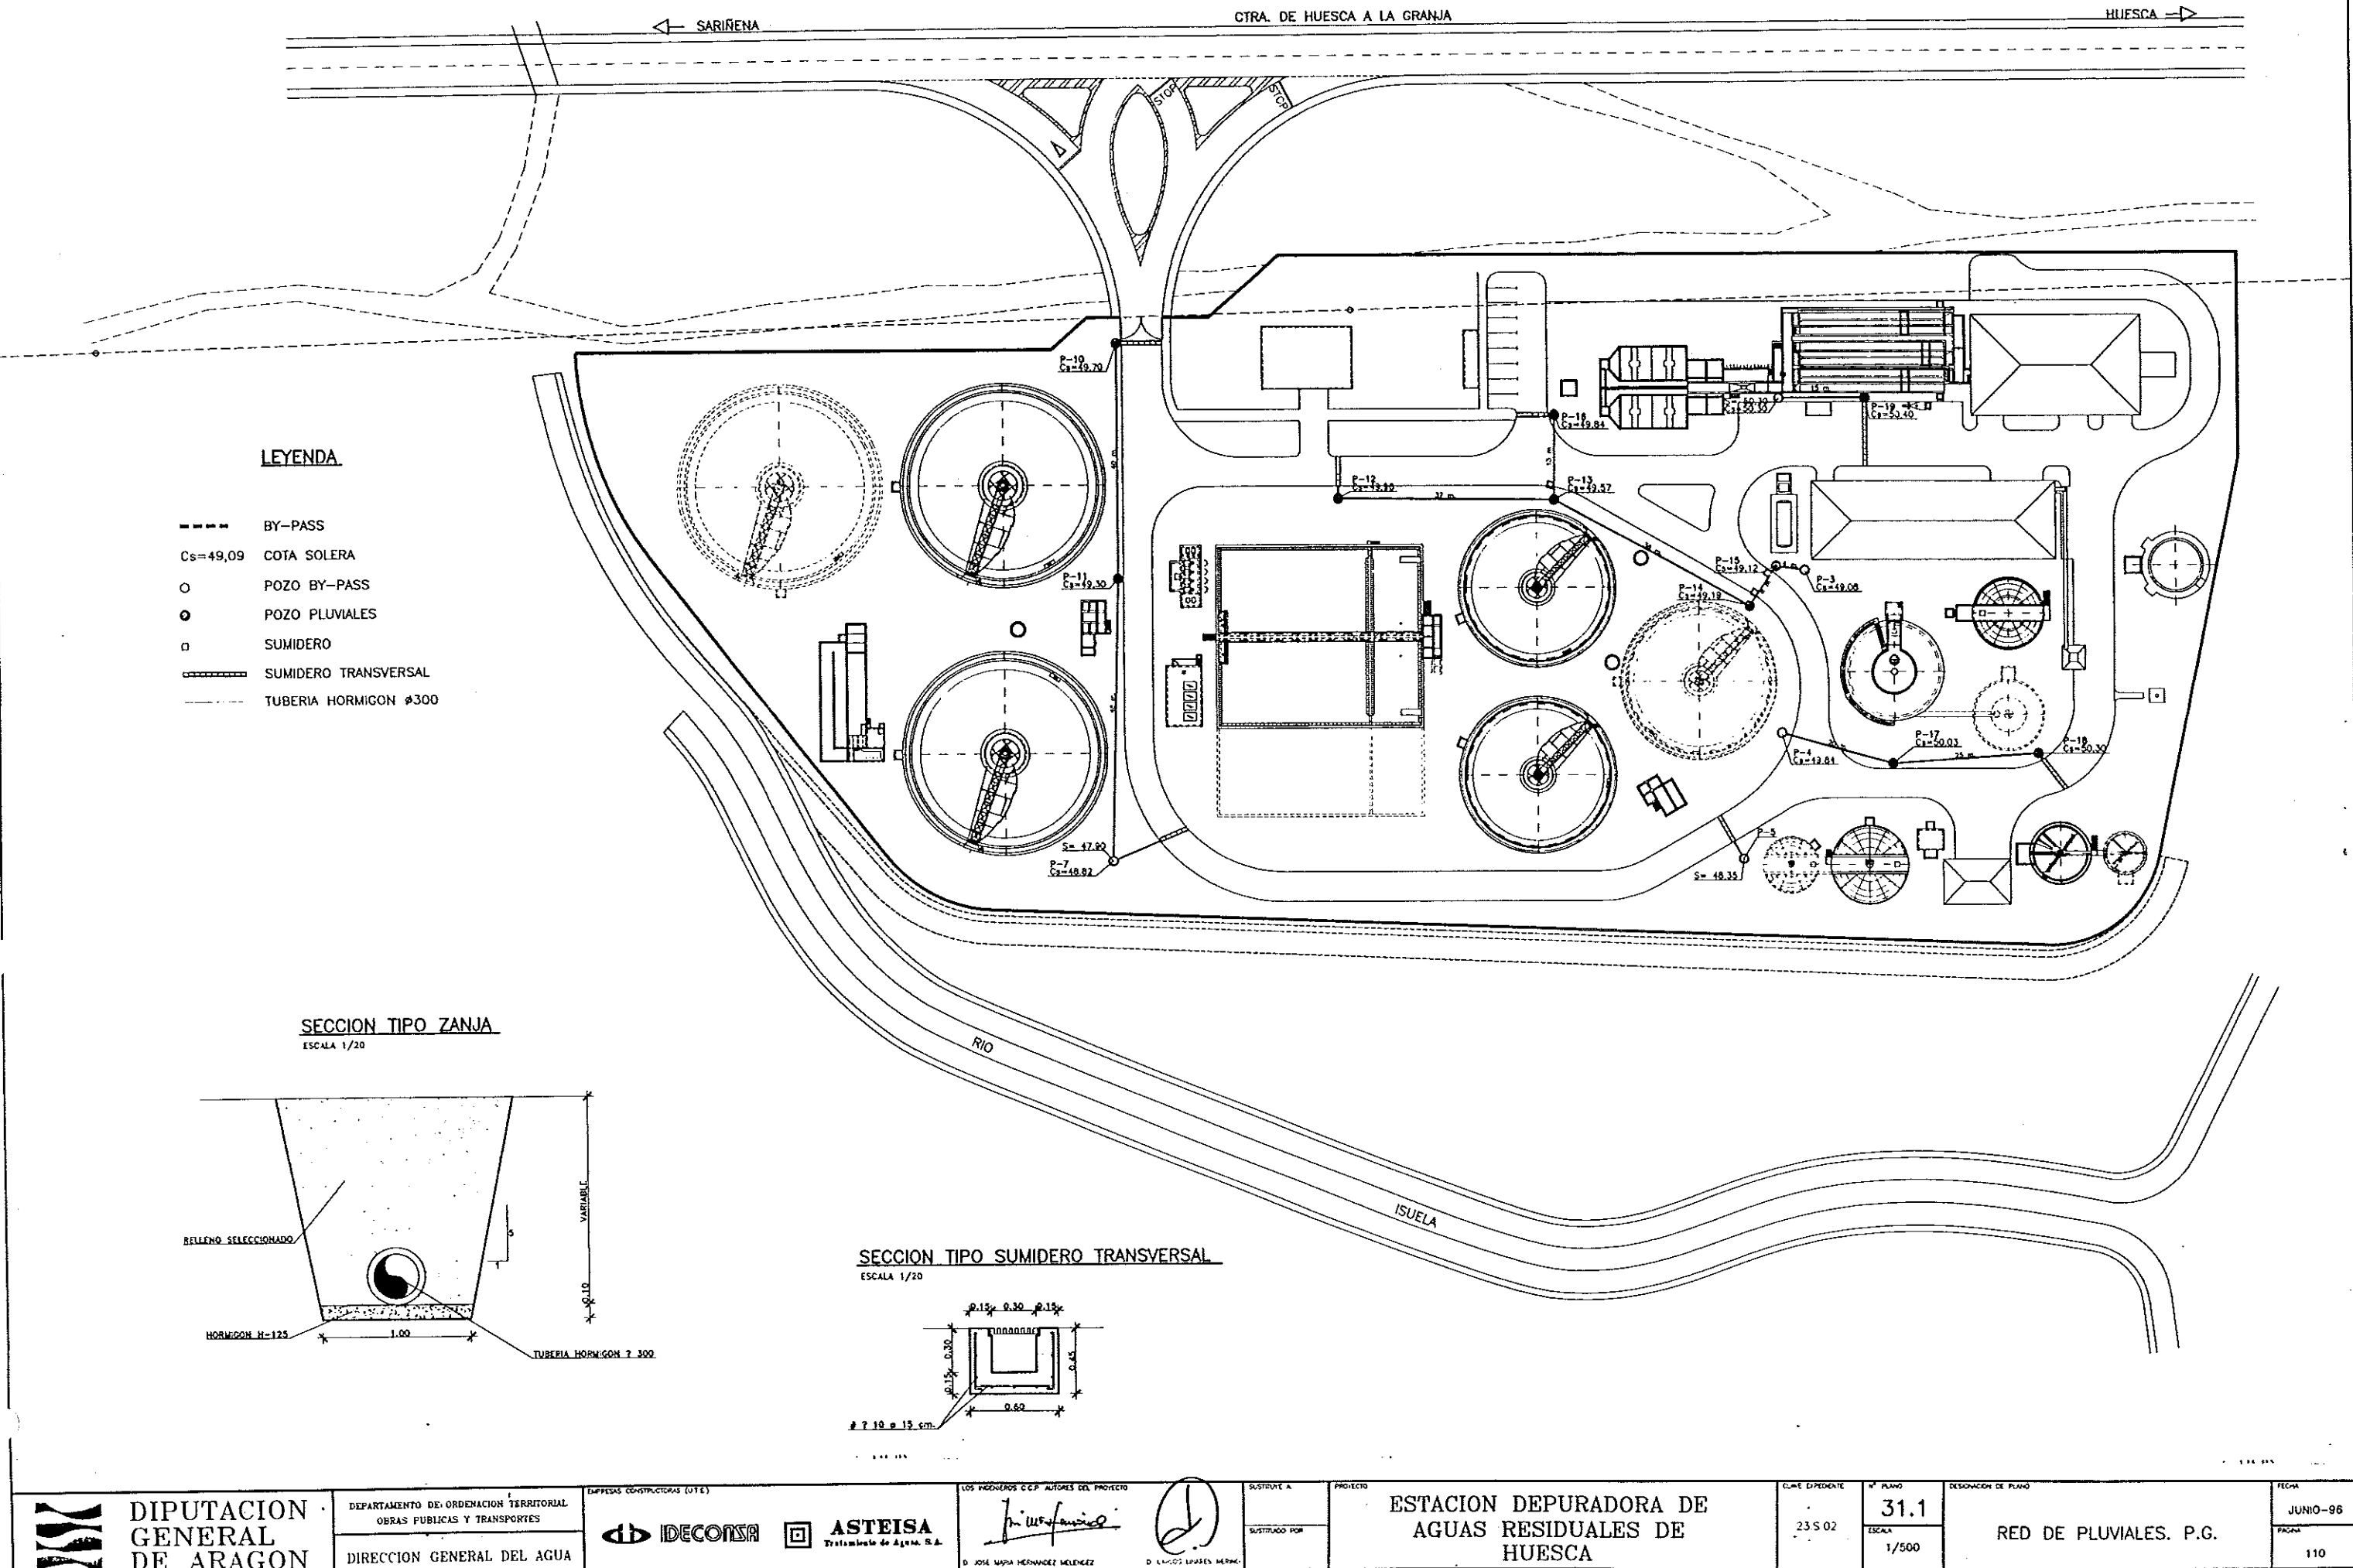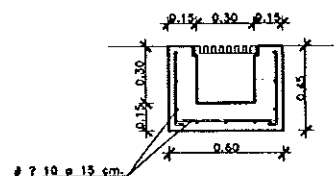

DIPUTACION
GENERAL
DE ARAGON

DEPARTAMENTO DE ORDENACION TERRITORIAL
OBRAS PUBLICAS Y TRANSPORTES
DIRECCION GENERAL DEL AGUA

EMPRESAS CONSTRUCTORA (U.T.E.)

IDECONSA

ASTEISA
Tratamiento de Agua, S.A.

LOS INGENIEROS C.E.P. AUTORES DEL PROYECTO

D. JOSE MARIA HERNANDEZ MOLINER
D. JUAN LUIS HERNANDEZ

SUSTITUYE A
SUSTITUIDO POR

PROYECTO

ESTACION DEPURADORA DE
AGUAS RESIDUALES DE
HUESCA

C.U.E. D.P.R. 23 S 02

Nº PLANO

31.1

ESCALA

1/500

DESIGNACION DE PLANO

RED DE PLUVIALES. P.G.

FECHA

JUNIO-96


FOLIO

110

CUADRO DE TUBERIAS			
Nº	DESCRIPCION	Ø (mm)	MATERIAL
400	VACUO CANALES DE DESB. FINO A POZO BOMB.	100	ACERO
401	VACUO DESARENADOR	150	ACERO
402	VACUO TRATAMIENTO FISICO-QUIMICO	150	PVC
403	VACUO DECANTADORES PRIMARIOS	150	F.D.
404	VACUO BALSAS BIOLOGICAS	200	AC./FD.
405	VACUO DECANTADORES SECUNDARIOS	200	AC./F.D.
406	COLECT. GENERAL DE VACUADOS. ZONA PRETRAT.	300	PVC
407	BOMBEO VACUADOS DECANT. SEC. A CABECERA	200	AC./PVC
408	VACUO DEPOSITO DE CLORACION	150	ACERO
409	VACUO PRINCIPAL LINEA DE AGUA A VACUO CENTRAL	300	PVC
410	REBOSE Y VACUADOS CONCENTRADOR DE GRASAS	150	ACERO
411	REBOSE Y VACUADOS CLASIFICADOR DE ARENAS	150	ACERO
412	IMPULSION BOMBEO CENTRAL DE VACUADOS	250	AC./PVC
413	VACUO TOTAL ESPESADOR DE GRAVEDAD	100	F.D.
414	REBOSE CAMARA DE MEZCLA DE FANGOS MIXTOS	200	ACERO
415	REBOSE EMERGENCIA TANIZADO	200	ACERO
416	REBOSE Y VACUO FLUTADOR FANGOS BIOLÓG.	100/150	ACERO
417	REBOSE DE DEPOSITO DE FANGOS DIGERIDOS Y DIGESTOR ANAEROBIO	200	AC./PVC
418	PURGA GASOMETRO	50	PVC
419	REBOSE DIGESTOR ANAEROBIO	200	ACERO
420	VACUO DEPOSITO DE FANGOS DIGERIDOS	150	PVC
421	VACUADOS Y BOMBEO DE FANGOS	200	PVC
422	REBOSE ESPESADOR DE GRAVEDAD	200	AC./PVC
423	REBOSES Y VACUADOS POR GRAVEDAD A CABECERA DE PLANTA	200	PVC
424	VACUADOS DIGESTOR ANAEROBIO	200	ACERO
425	REBOSE DEPOSITO FANGOS DIGERIDOS	200	ACERO
426	DRENAJE SUELO DEBAJO TOLVA DE FANGOS	50	PVC
427	PURGA LINEA DE GAS	100	PVC
428	DRENAJE SALA DESODORIZACION ED. PRETRATAM.	50	PVC
429	ESCURRIDO BOMBAS FANGOS E INTERCAMBIO	100	PVC
430	ESCURRIDO DE LA CALDERA	150	PVC
431	REBOSE DEPOSITO AGUA INDUSTRIAL	100	PVC
432	REBOSE Y VACUADOS PREPARACION DE POLELEC.	80	PVC
433	REBOSE FILTROBANDA	150	PVC
434	COLEC. GENER. REBOSE Y VACUADOS ED. INDUST.	200	PVC
435	COLECTOR VACUADOS DECANTACION PRIMARIA	150	FD.
436	VACUADOS VALVULA GASOMETRO	50	PVC
437	ESCURRIDO MOTOGENERADOR	100	PVC
438	ESCURRIDO BOMBAS FANGOS MIXTOS	100	PVC
439	VACUADOS PRINCIPAL GRAVEDAD	300	PVC
440	REBOSE DE EMERGENCIA POZO CENTRAL DE VAC.	300	PVC
441	VACUADOS TUBERIA RECIRCULAC. FANGOS BIOLÓG.	150	ACERO
442	VACUADOS PRINCIPAL LINEA DE FANGOS A BOMBEO VACUO CENTRAL	200	PVC
443	REBOSE PRENSA DESBASTE FINO	100	ACERO
444	VACUO TRATAMIENTO FISICO-QUIMICO	150	ACERO
445	REBOSES Y VACUADOS POR GRAVEDAD	200	FD.

LEYENDA

- LINEA DE FANGOS
 - - - LINEA FUTURA
 ○ POZO DE REGISTRO
 S= 49,99 COTA SOLERA CONDUCCIONES

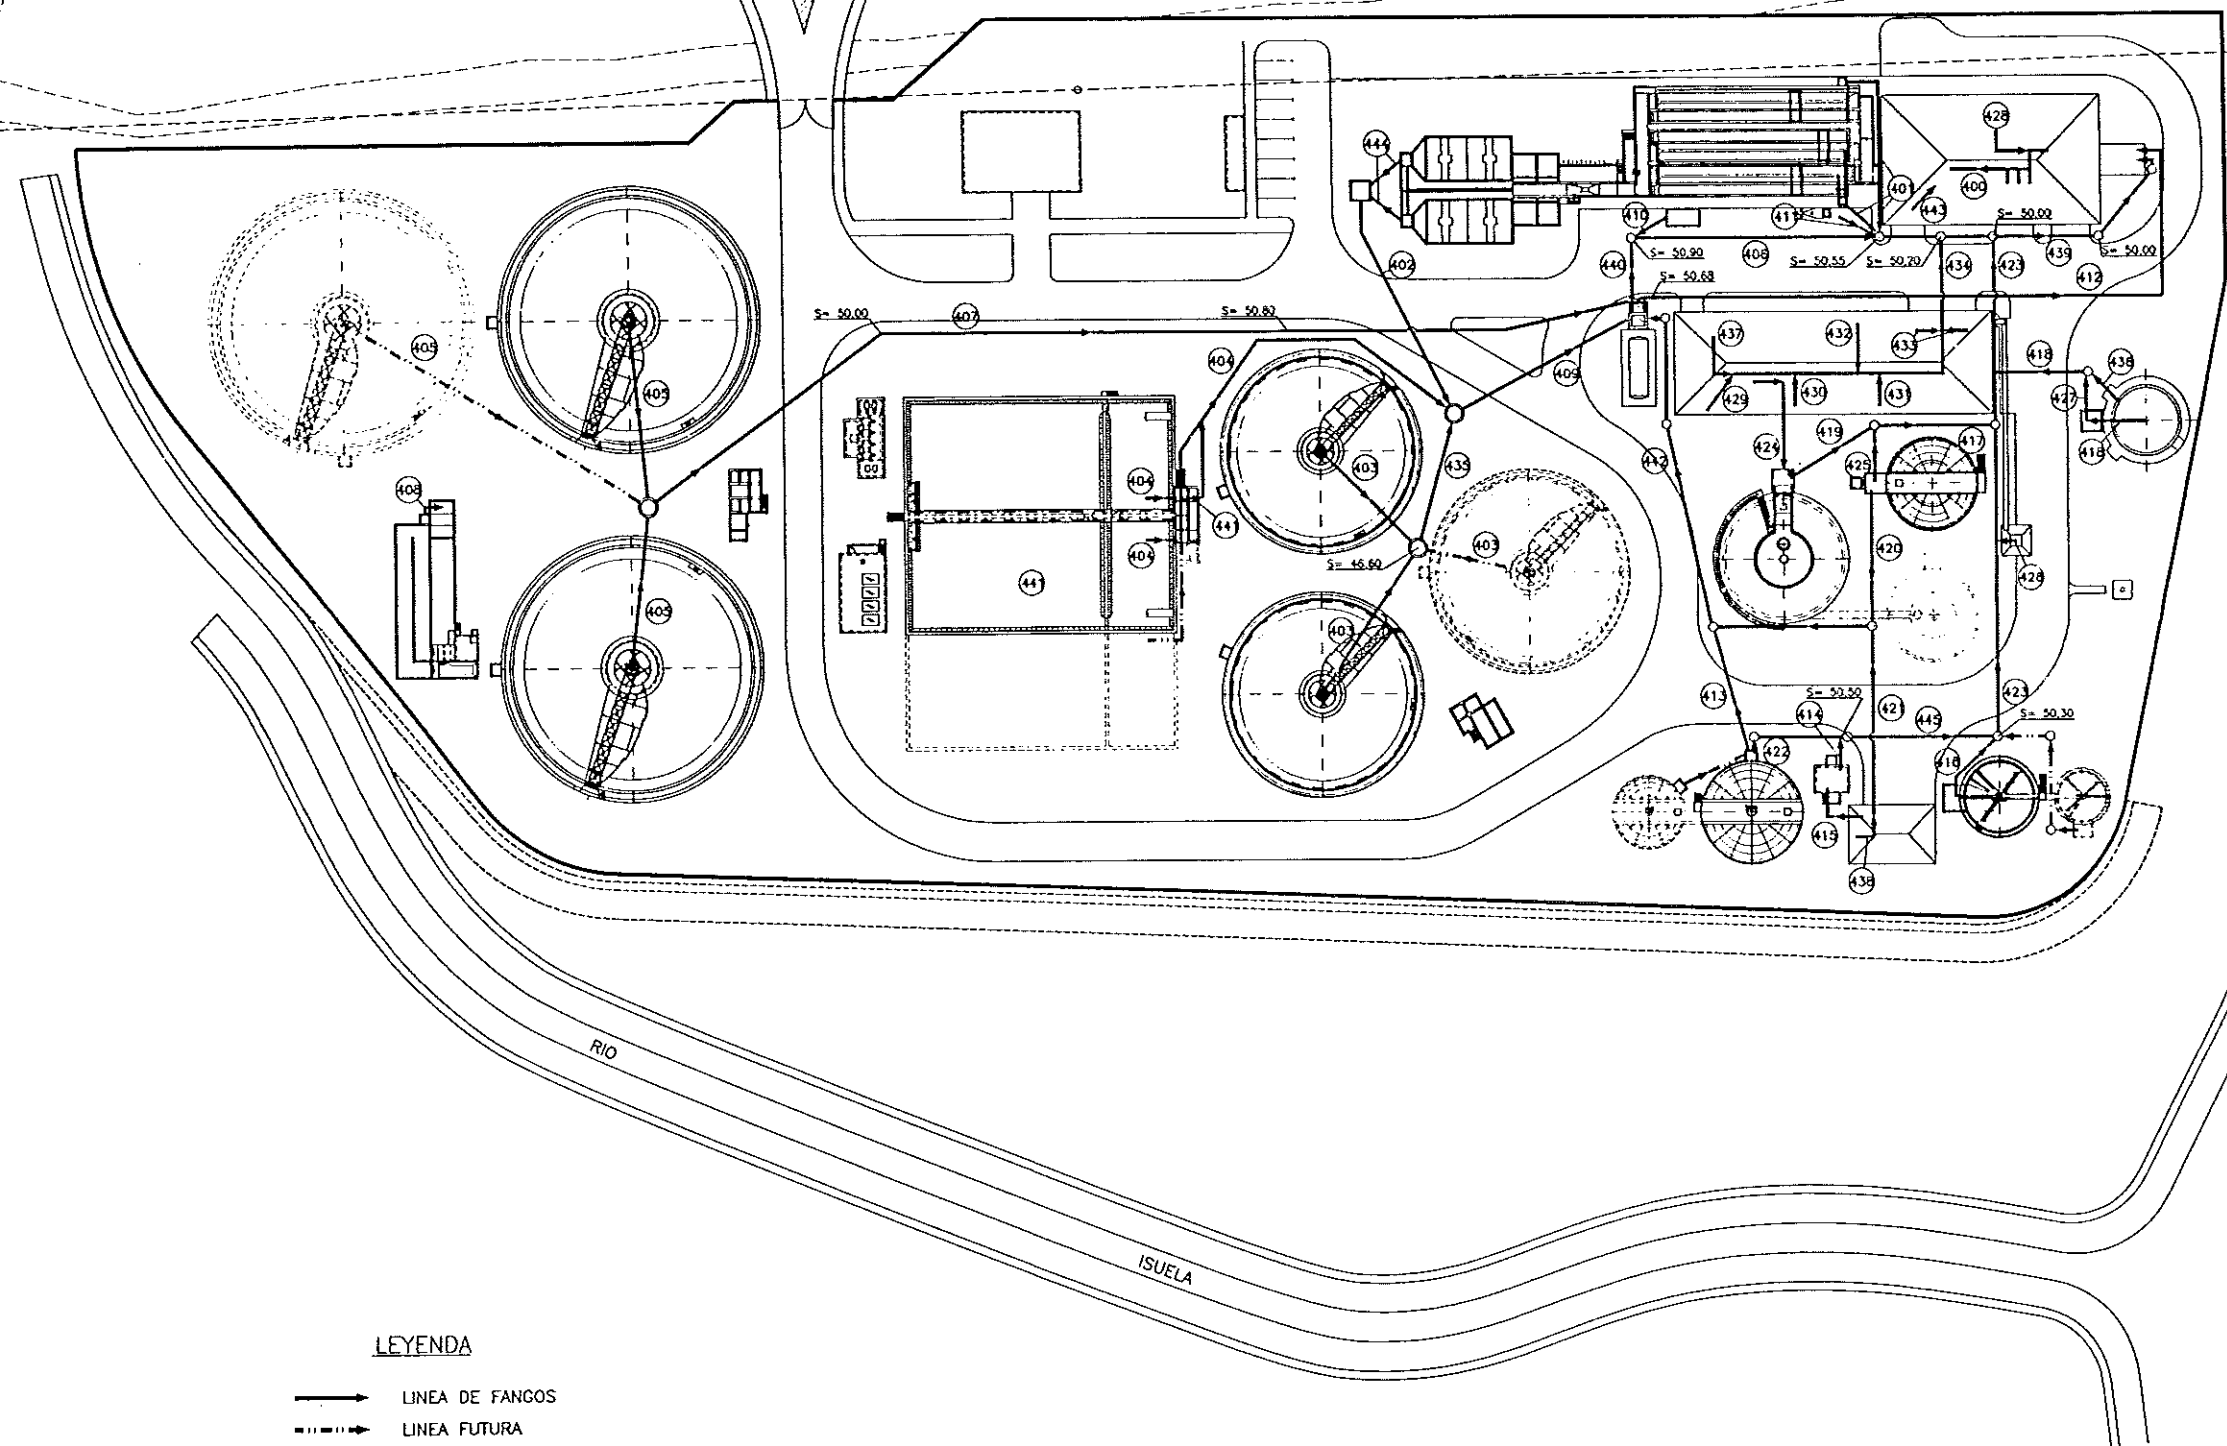

* CONSULTAR PLANO



DIPUTACION
GENERAL
DE ARAGON

DEPARTAMENTO DE ORDENACION TERRITORIAL
OBRAS PUBLICAS Y TRANSPORTES

DIRECCION GENERAL DEL AGUA

EMPRESAS CONSTRUCTIVAS (E.C.E.)

IDECONSA

ASTEISA
Tratamiento de Aguas, S.A.

LOS INGENIEROS C.E.P. AUTORES DEL PROYECTO

[Signature]

G. M. HERNANDEZ MELNOR

SUSTITUIR A

[Signature]

G. M. HERNANDEZ MELNOR

SUSTITUIDO POR

[Signature]

G. M. HERNANDEZ MELNOR

ESTACION DEPURADORA DE
AGUAS RESIDUALES DE
HUESCA

CLAVE EXPEDIENTE

23 S 02

G. M. HERNANDEZ MELNOR

Nº PLANO

31.2

ESCALA
1/500

ELEVACION DE PLANO

RED DE REBOSES Y VACUADOS.
P.G.

G. M. HERNANDEZ MELNOR

FECHA

JUNIO-96

G. M. HERNANDEZ MELNOR

111

SARRIENA


CTRA. DE HUESCA A LA GRANJA

HUESCA

CUADRO DE TUBERIAS					
Nº	DESCRIPCION	Ø (mm)	MATERIAL	COTA SALIDA	COTA ENTRADA
200	PURGA FANGOS DECANTADORES PRIMARIOS	150	AC/FD	47,20	47,08
201	PURGA SOBRENADANTES PRIMARIOS	100	ACERO	51,35	51,25
202	IMPULSION SOBREN. PRIM. A CONCENT. GRASAS	80	AC/FD	51,00	51,00
203	PURGA FANGOS SECUNDARIOS	450	FD.	45,18	48,35
204	PURGA FLOTANTES SECUNDARIOS	100	ACERO	50,00	49,75
205	IMPULSION FANGOS PRIMARIOS A TANIZADO	150	ACERO	50,93	50,83
206	RECIRCULACION FANGOS A BALSAS BIOLOGICAS	450	ACERO	50,20	50,00
207	IMPULSION FANGOS EN EXCESO A FLOTACION	150	AC./FD.	50,00	51,00
208	BY-PASS FLOTADOR A CAMARA DE MEZCLA	100/150	ACERO	51,30	
209	FANGOS FLOTADOS A CAMARA DE MEZCLA	100/150	AC./FD.	51,20	50,85
210	PURGA RECIRCULACION FANGOS A FLOTACION	150	ACERO	50,90	
211	IMPULSION FANGOS RECIRCULADOS AL FLOTADOR	150	ACERO		
212	PURGA DE FANGOS DE FONDO FLOTADOR A CAMARA DE MEZCLA FANGOS MUYOS	100	AC./F.D.	50,90	50,85
213	PURGA Y VAC. FANG. ESPESADOS POR GRAVEDAD	100	AG.	47,51	
214	PURGA FANG. ESPESADOS POR GRAVEDAD Y FANGOS ESPESADOS MUYOS A BOMBEO A DIGESTOR	100	ACERO		49,00
215	FANG. PRIM. TANIZADOS A ESPESADOR GRAVEDAD	150	ACERO	53,10	
216	FANGOS DIGERIDOS A DEPOSITO TAMPON	150/200	AC./F.D.	50,50	49,42
217	PURGA DE LODOS A DESHIDRATACION	150	AC./F.D.	49,48	
218	TRASIEGO SOBRENADANTES DECANT. SECUNDARIO	100	ACERO	49,72	49,65
219	IMPULSION SOBRENADANTES DECANTADOR SECUNDARIO A CABECERA / FLOTACION	80	ACERO		
220	BOMBEO FANGOS MUYOS A MEZCLADOR ANTES DEL DIGESTOR ANTERIOR	100	AG.	50,00	51,00
221	PURGA BOMBEO FANGOS RECIRCULADOS	200	ACERO	50,00	51,00
222	IMPULSION FANGOS RECIRCULADOS	200	ACERO		
223	IMPULSION FANGOS CALENTADOS A DIGESTOR	200	ACERO	50,50	50,50
224	PURGA FANGOS DIGERIDOS (SIN POST-ESPESAM.)	100	ACERO	51,00	51,00
225	IMPULSION FANGOS DIGERIDOS A FILTROBANDA	60	ACERO		
226	CONDUCCION DE GAS AL GASOMETRO	100	PEAD	51,35	50,85
227	CONDUCCION DE GAS AL MOTOGENERADOR	100	ACERO	51,00	50,80
228	CONDUCCION DE GAS A LA CALDERA	100	PEAD	50,85	51,25
229	CONDUCCION DE GAS EXCEDENTE A ANTORCHA	100	PEAD	50,85	51,05
230	CONDUCCION DE FUEL-OIL A CALDERA	25	ACERO	51,10	51,30
231	GRASAS Y ACEITES DESEGRASADOS	100	AG.		
232	ARENAS DESARENADO A CLASIFICADOR	100/150	ACERO		

LEYENDA

 - LINEA DE FANGOS
 - - - LINEA DE GAS
 - - - - LINEA FUTURA



DIPUTACION
GENERAL
DE ARAGON

DEPARTAMENTO DE ORDENACION TERRITORIAL
OBRAS PUBLICAS Y TRANSPORTES

DIRECCION GENERAL DEL AGUA

EMPRESAS CONSTRUCTORA (UTE)

DECONSA

ASTEISA
Tratamiento de Aguas, S.A.

LOS INGENIEROS C.E.P. AUTORES DEL PROYECTO

J. M. SARRIENA
D. JOSE MARIA HERNANDEZ VILLANUEVA

J. M. SARRIENA
L. SARRIENA, JAVIER MENDO

SUSTITUTO A

SUSTITUTO POR

PROYECTO

ESTACION DEPURADORA DE
AGUAS RESIDUALES DE
HUESCA

CLAVE REPRESENTATIVA

23 > 02

Nº PLANO

31.3

ESCALA
1/500

DESIGNACION DE PLANO

RED DE FANGOS, GAS Y
SOBRENADANTES P.G.

FECHA

JUNIO-96

PAGINA

112

SARINENA


CTRA. DE HUESCA A LA GRANJA

HUESCA

CUADRO DE TUBERIAS			
Nº	DESCRIPCION	Ø (mm)	MATERIAL
300	ARE DE PROCESO A DESAREN-DESENGRASADOR	200/150/125	AC. GALV.
301	ARE DE PROCESO A BALSAS BIOLÓGICAS	400/250	AC. GALV.
302	ARE DE SERVICIO A FILTROS BANDA	15	AC. GALV.
303	ARE DE SERVICIO A VALVULAS DE SOBRENADANTES SECUNDARIOS	20	AC. GALV.
304	ARE DE SERVICIO A VALVULAS BOMBEO FANGOS Y SOBRENADANTES PRIMARIOS	20	AC. GALV.
305	ARE DE PROC. A CALDERIN DE PRESURIZACION	20	AC. GALV.
306	LIMPIEZA PURGA FANGOS FLUJADOR	15	AC. GALV.
307	VALVULAS NEUMATICAS DESENGRASADOR	15	AC. GALV.
308	LIMPIEZA PURGA/VACUADO DEP. FANGOS DIGESTOR	15	AC. GALV.
309	ARE DE SERVIC. A VALVULA ESPE. DE GRAVEDAD	15	AC. GALV.
310	ARE DE SERVICIO A VALVULA TANQUERA NEUMATICA SELLO DE FANGOS	15	AC. GALV.
311	ARE MEMBRANA GASOMETRO	150	TUBO FLEX.
312	ARE SERVICIO VALVULAS NEUMATICAS	10	AC. GALV.
313	ARE CUPULA DIGESTOR	25	ACERO
314	DESODORIZACION EDIFICIO DESASTE	400/800	PP.
315	DESODORIZACION EDIFICIO INDUSTRIAL	250/500	PP.
316	DESODORIZACION DEPOSITO TAMPON	250	PP.
317	DESODORIZACION SALA TANIZADO FANGOS PRIM.	125/300	PP.
318	DESODORIZACION ESPESADOR	225	PP.
319	DESODORIZACION CAMARA DE MEZCLA	100	PP.
320	DESODOR. TRASEGO A ED. BOMBEO FANG. ESP.	250	PP.
321	ARE PURGA PROCESO BIOLÓGICO	50	PVC

LEYENDA

 ***** LINEA DE DESODORIZACION



DIPUTACION
GENERAL
DE ARAGON

DEPARTAMENTO DE ORDENACION TERRITORIAL
OBRAS PUBLICAS Y TRANSPORTES
DIRECCION GENERAL DEL AGUA

EMPRESAS CONSTRUCTORA (S.A.)

DECONSA

ASTEISA
Tratamiento de Agua S.A.

LOS INGENIEROS C.E.P. AUTORES DEL PROYECTO

JOSE MARIA HERNANDEZ MELDREZ

SUSTITUYE A

LOPEZ LUNA MENDO

SUSTITUIDO POR

PROYECTO

ESTACION DEPURADORA DE
AGUAS RESIDUALES DE
HUESCA

CLAVE EXPEDIENTE

23.S.02

Nº PLANO


31.4
ESCALA
1/500

DESIGNACION DE PLANO


RED ARE DE PROCESO Y
ARE DE SERVICIO. P.G.

FECHA

JUNIO-96
FOLIO
113

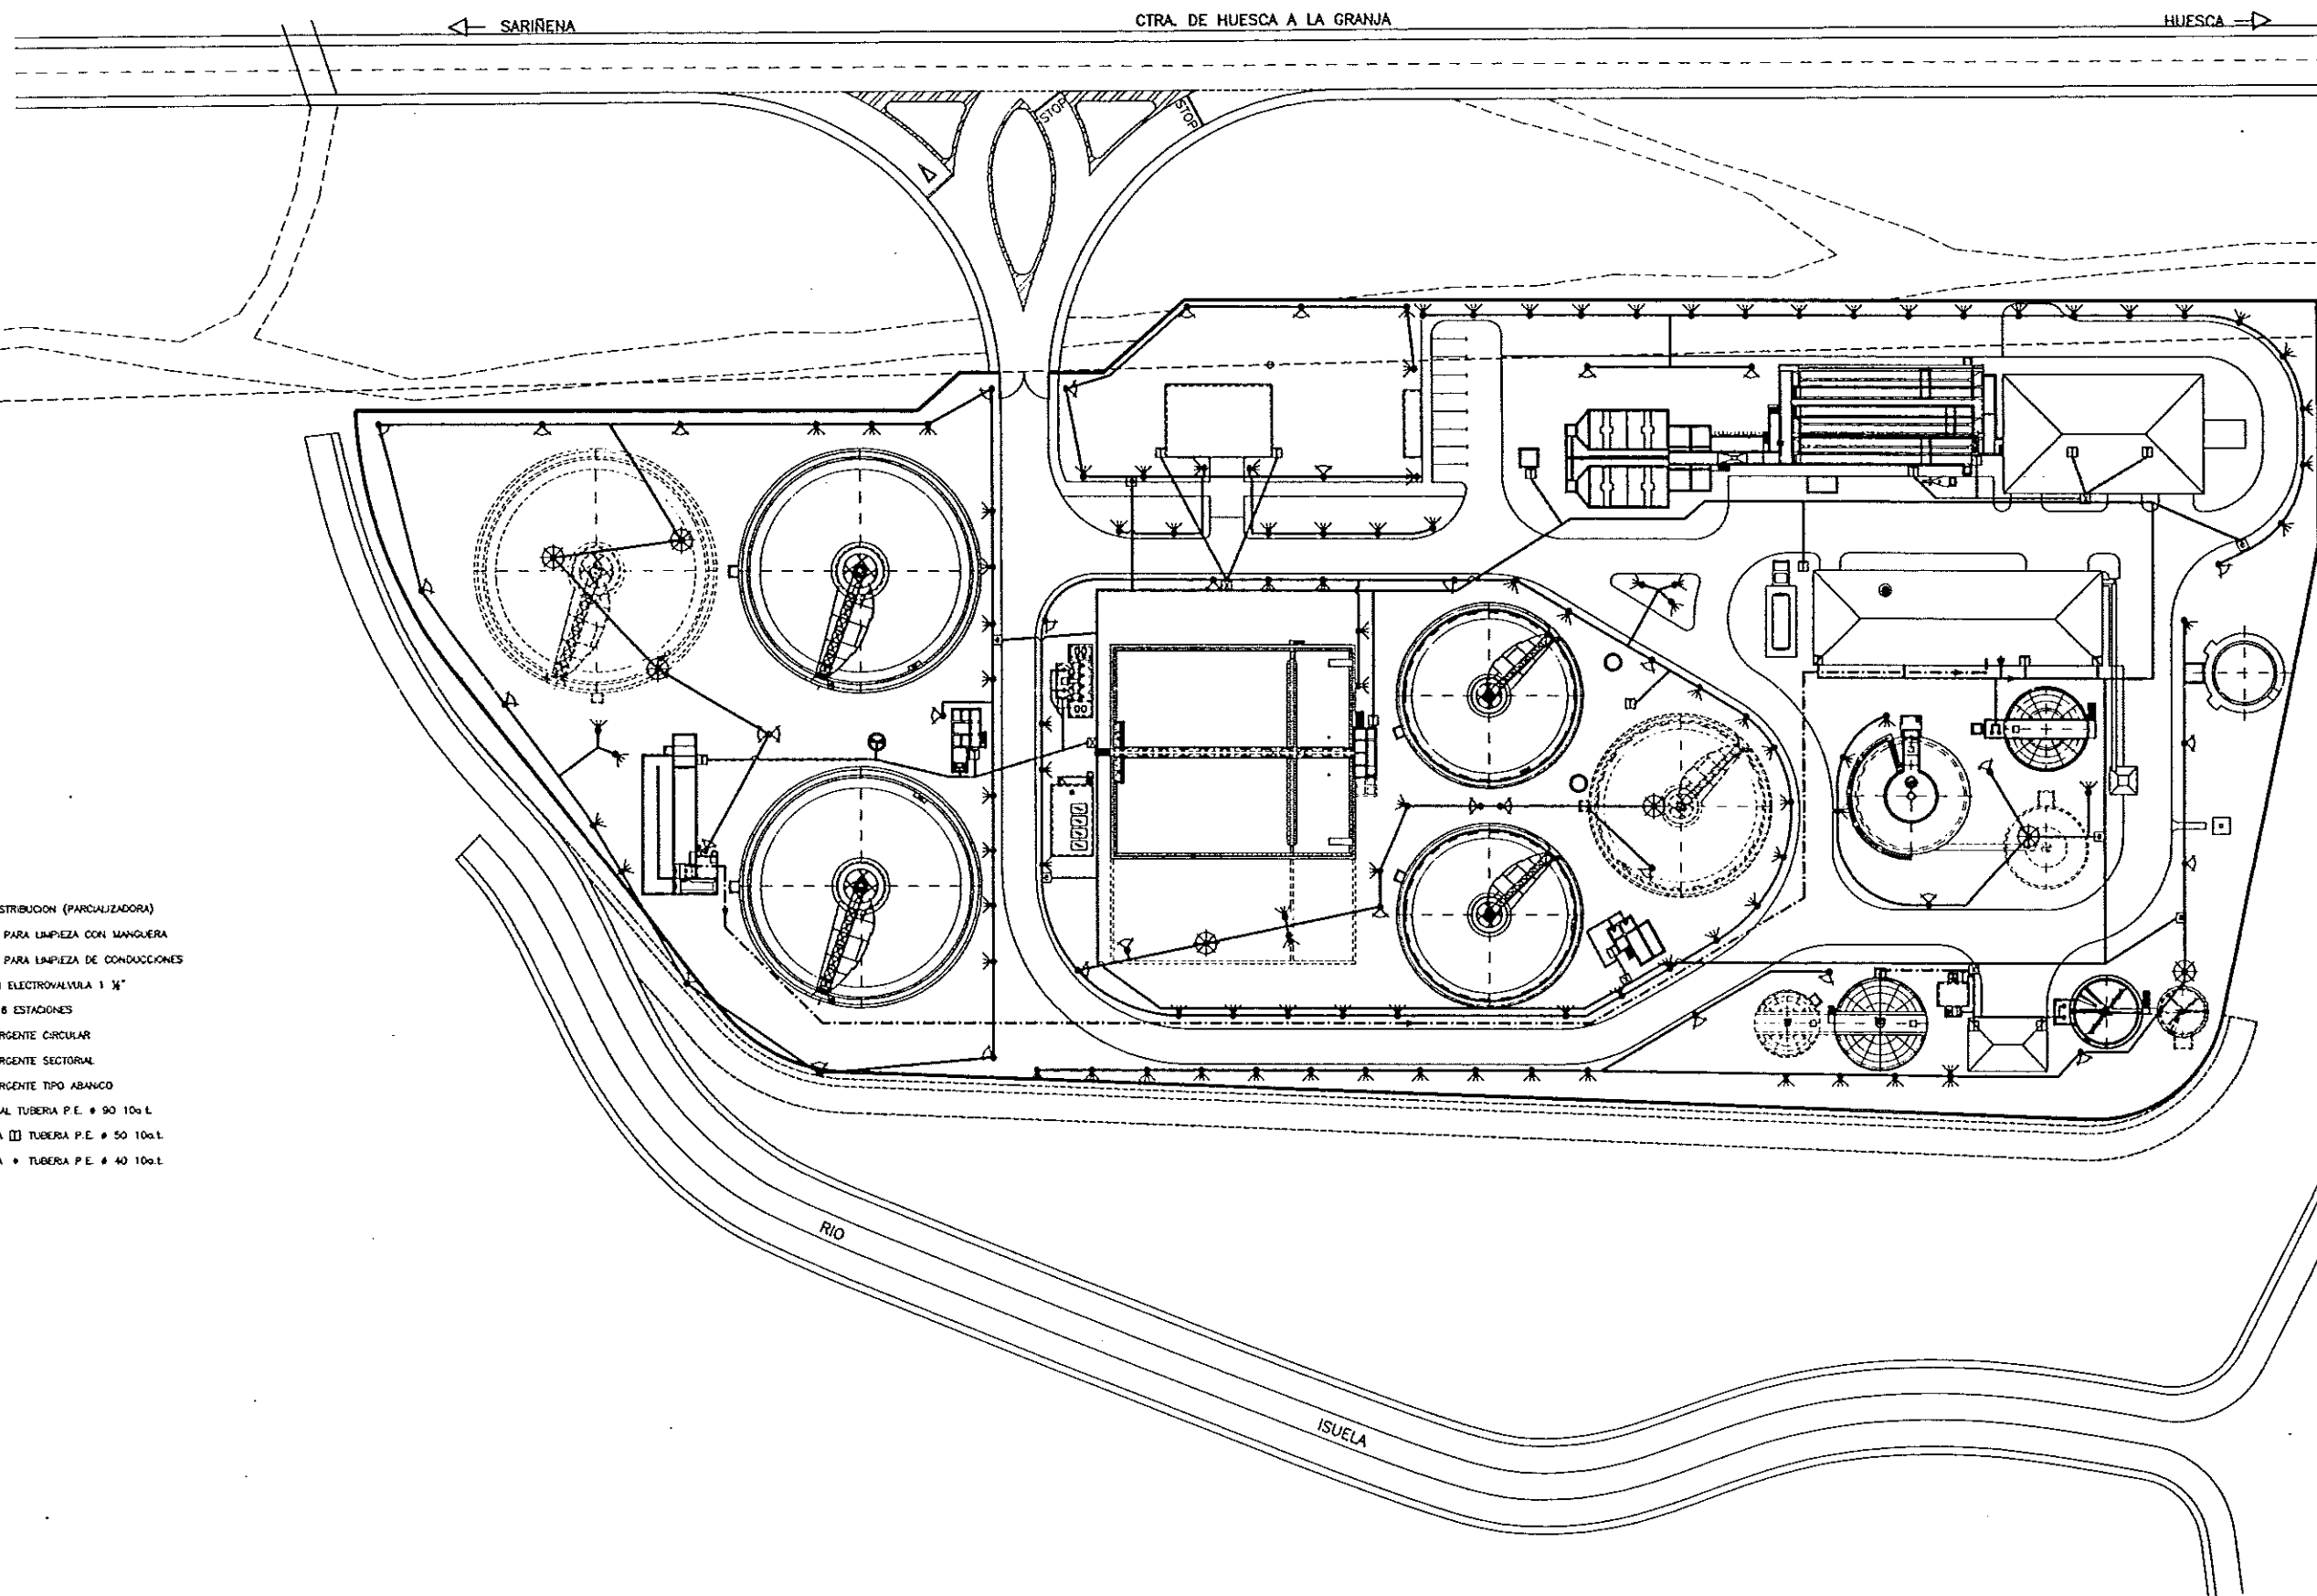

LEYENDA	
SIEMBOLO	DENOMINACION
	ARQUETA DE DISTRIBUCION (PARCIALIZADORA)
	TOMA DE AGUA PARA LIMPIEZA CON MANGUERA
	TOMA DE AGUA PARA LIMPIEZA DE CONDUCCIONES
	CENTRALIZACION ELECTROVALVULA 1 1/2"
	PROGRAMADOR 8 ESTACIONES
	ASPIRSOR EMERGENTE CIRCULAR
	ASPIRSOR EMERGENTE SECTORIAL
	ASPIRSOR EMERGENTE TIPO ABANICO
	ANILLO PRINCIPAL TUBERIA P.E. # 90 10a.L.
	ALIMENTACION A TUBERIA P.E. # 50 10a.L.
	ALIMENTACION A TUBERIA P.E. # 40 10a.L.

 

DIPUTACION
GENERAL
DE ARAGON

DEPARTAMENTO DE ORDENACION TERRITORIAL
OBRAS PUBLICAS Y TRANSPORTES
DIRECCION GENERAL DEL AGUA



LOS INGENIEROS D.C.P. AUTORES DEL PROYECTO
Jose Maria Hernandez Melendez
D. JOSE MARIA HERNANDEZ MELENDEZ



SUSTITUYE A:
SUSTITUIDO POR:

PROYECTO

ESTACION DEPURADORA DE
AGUAS RESIDUALES DE
HUESCA


CLAVE EXPEDIENTE
23.S.02

Nº PLANO
31.5
ESCALA
1/500

DESIGNACION DE PLANO

RED AGUA DE SERVICIO.
P.G.

FECHA
JUNIO-96
PAGINA
114

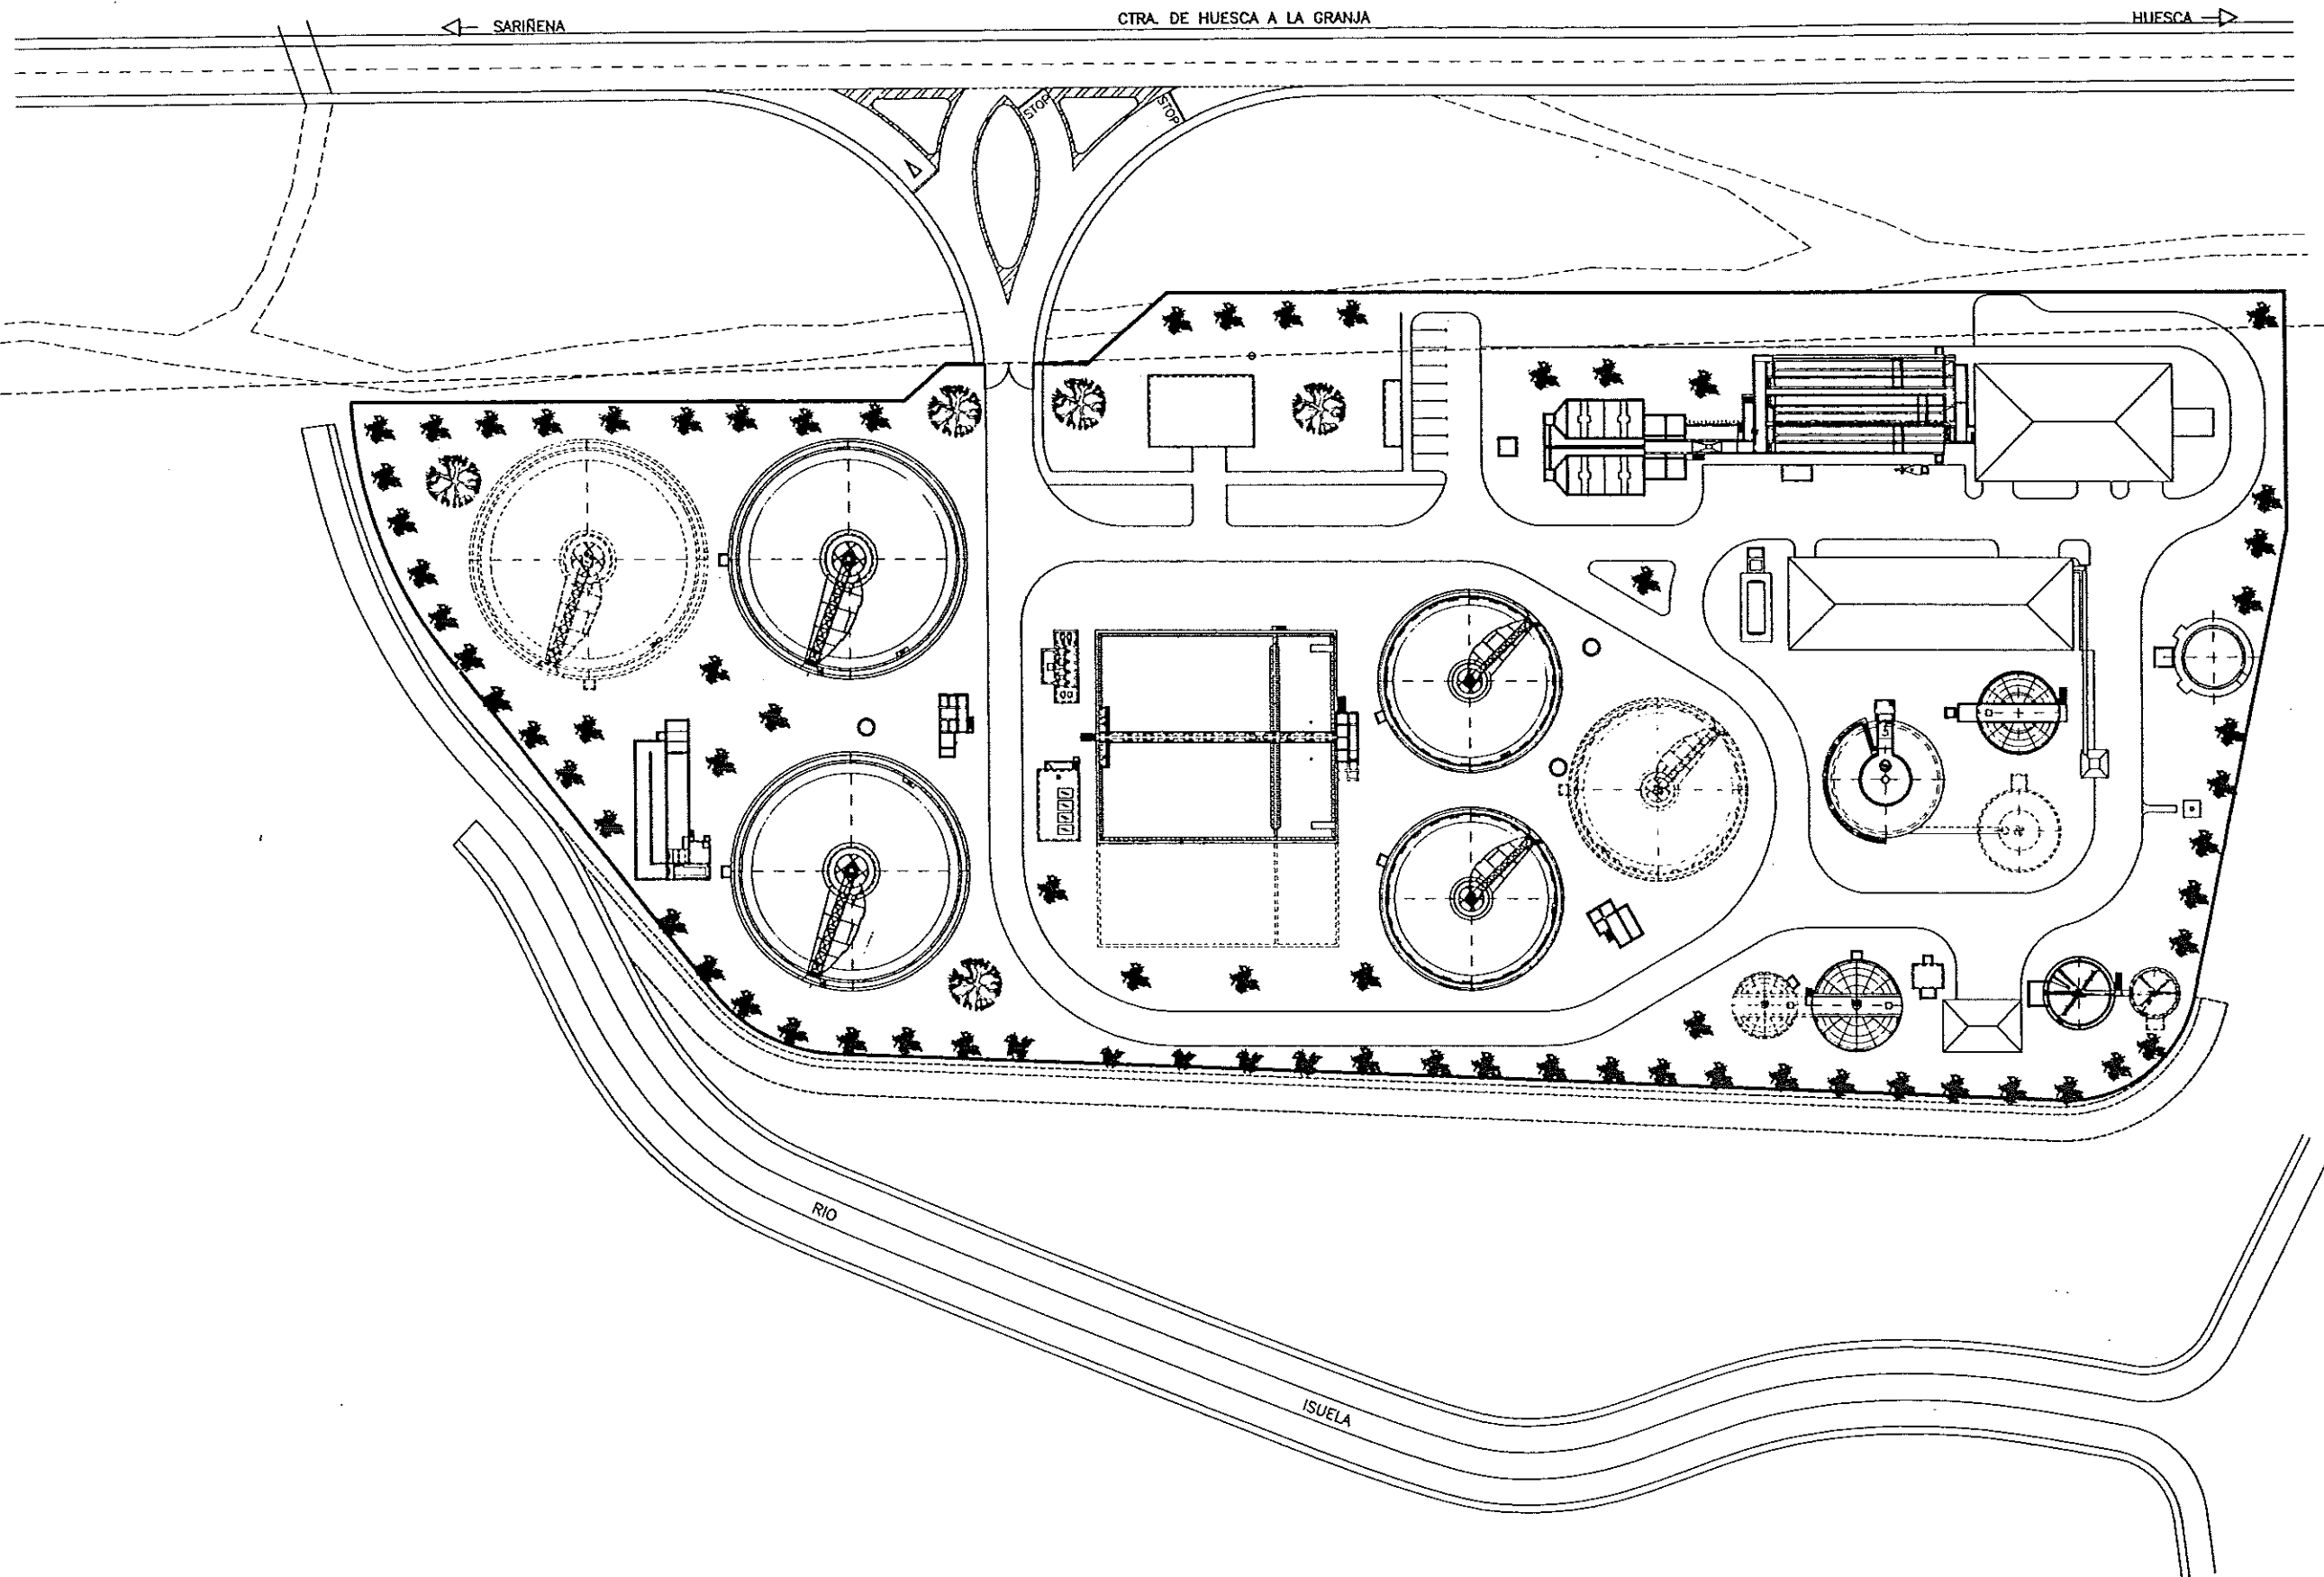

DIPUTACION
GENERAL
DE ARAGON

DEPARTAMENTO DE ORDENACION TERRITORIAL
OBRAS PUBLICAS Y TRANSPORTES
DIRECCION GENERAL DEL AGUA

EMPRESAS CONSTRUCTORAS (UTE)



ASTEISA
Tratamiento de Aguas, S.A.

LOS INGENIEROS C.E.P. AUTORES DEL PROYECTO

Jose Maria Hernandez Melendez
D. JOSE MARIA HERNANDEZ MELÉNDEZ

Alfonso Buades Merino
D. ALFONSO BUADES MERINO

SUSTITUYE A:

SUSTITUIDO POR:

PROYECTO

ESTACION DEPURADORA DE
AGUAS RESIDUALES DE
HUESCA

CLAVE EXPEDIENTE

23.S.02

Nº PLANO

32.1

ESCALA

1/500

DESIGNACION DE PLANO

URBANIZACION Y JARDINERIA
PLANTA

FECHA


JUNIO-96

PAGINA

116


CARRETERA A-131 DE FRAGA A HUESCA INTERSECCION ACCESO A LA E.D.A.R. DE HUESCA

PLANTA
ESCALA 1/500

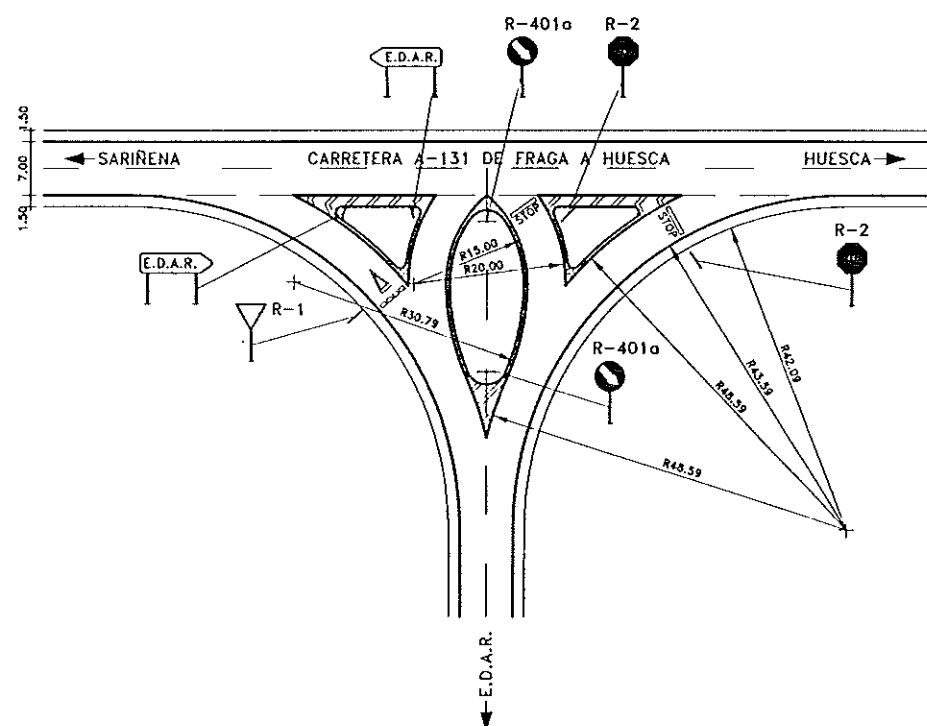


SECCION TIPO

SIN ESCALA

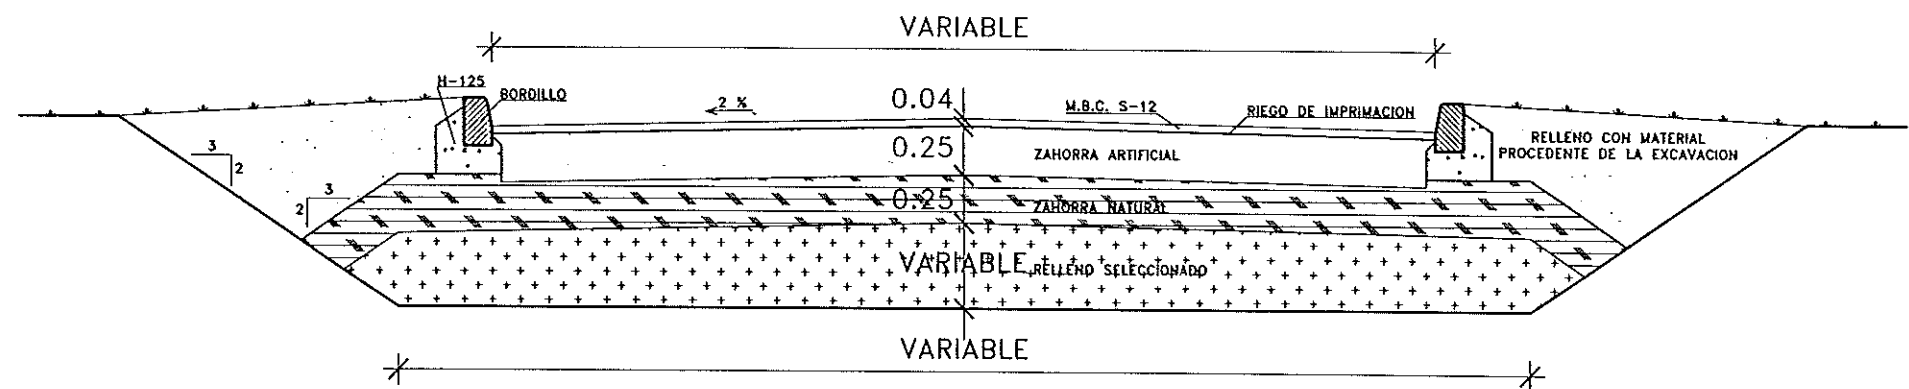

DETALLE DE VALLA DE CERRAMIENTO

ESCALA 1/20

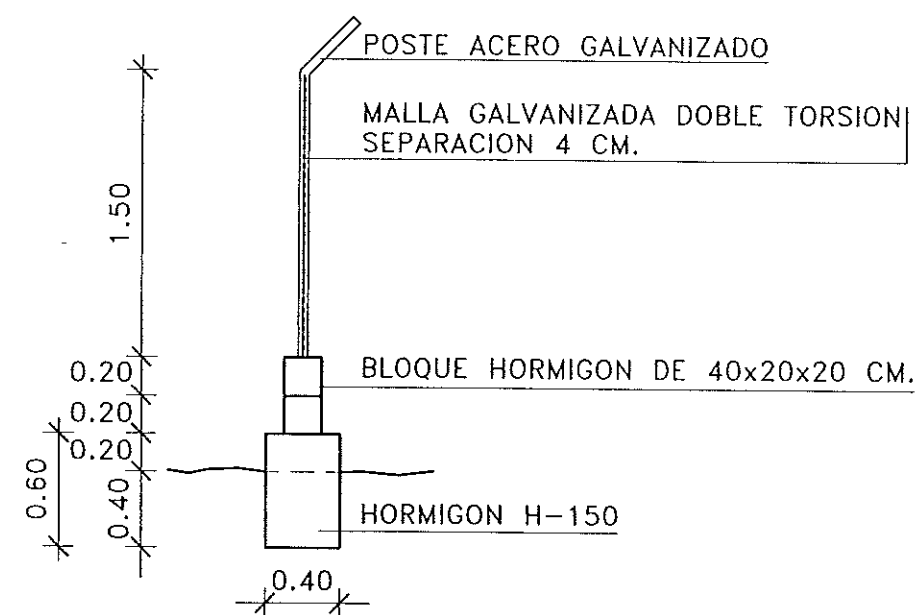

DIPUTACION
GENERAL
DE ARAGON

DEPARTAMENTO DE ORDENACION TERRITORIAL,
OBRAS PUBLICAS Y TRANSPORTES
DIRECCION GENERAL DEL AGUA

EMPRESAS CONSTRUCTORA (I.F.E.)

IDECONSA

ASTEISA
Tratamiento de Agua, S.A.

LOS INGENIEROS C.C.P. AUTORES DEL PROYECTO

Infante
D. JOSE MARIA HERNANDEZ MELLENDEZ

P
D. CARLOS LÓPEZ MERINO

SUSTITUYE A:

SUSTITUIDO POR:

PROYECTO

ESTACION DEPURADORA DE
AGUAS RESIDUALES DE
HUESCA

CLAVE EXPEDIENTE:

23.S.02

Nº PLANO

32.2
ESCALA
INDICADAS


DESIGNACION DE PLANO

URBANIZACION Y JARDINERIA
ACCESO Y DETALLES

FECHA

JUNIO-96
PAGINA

117

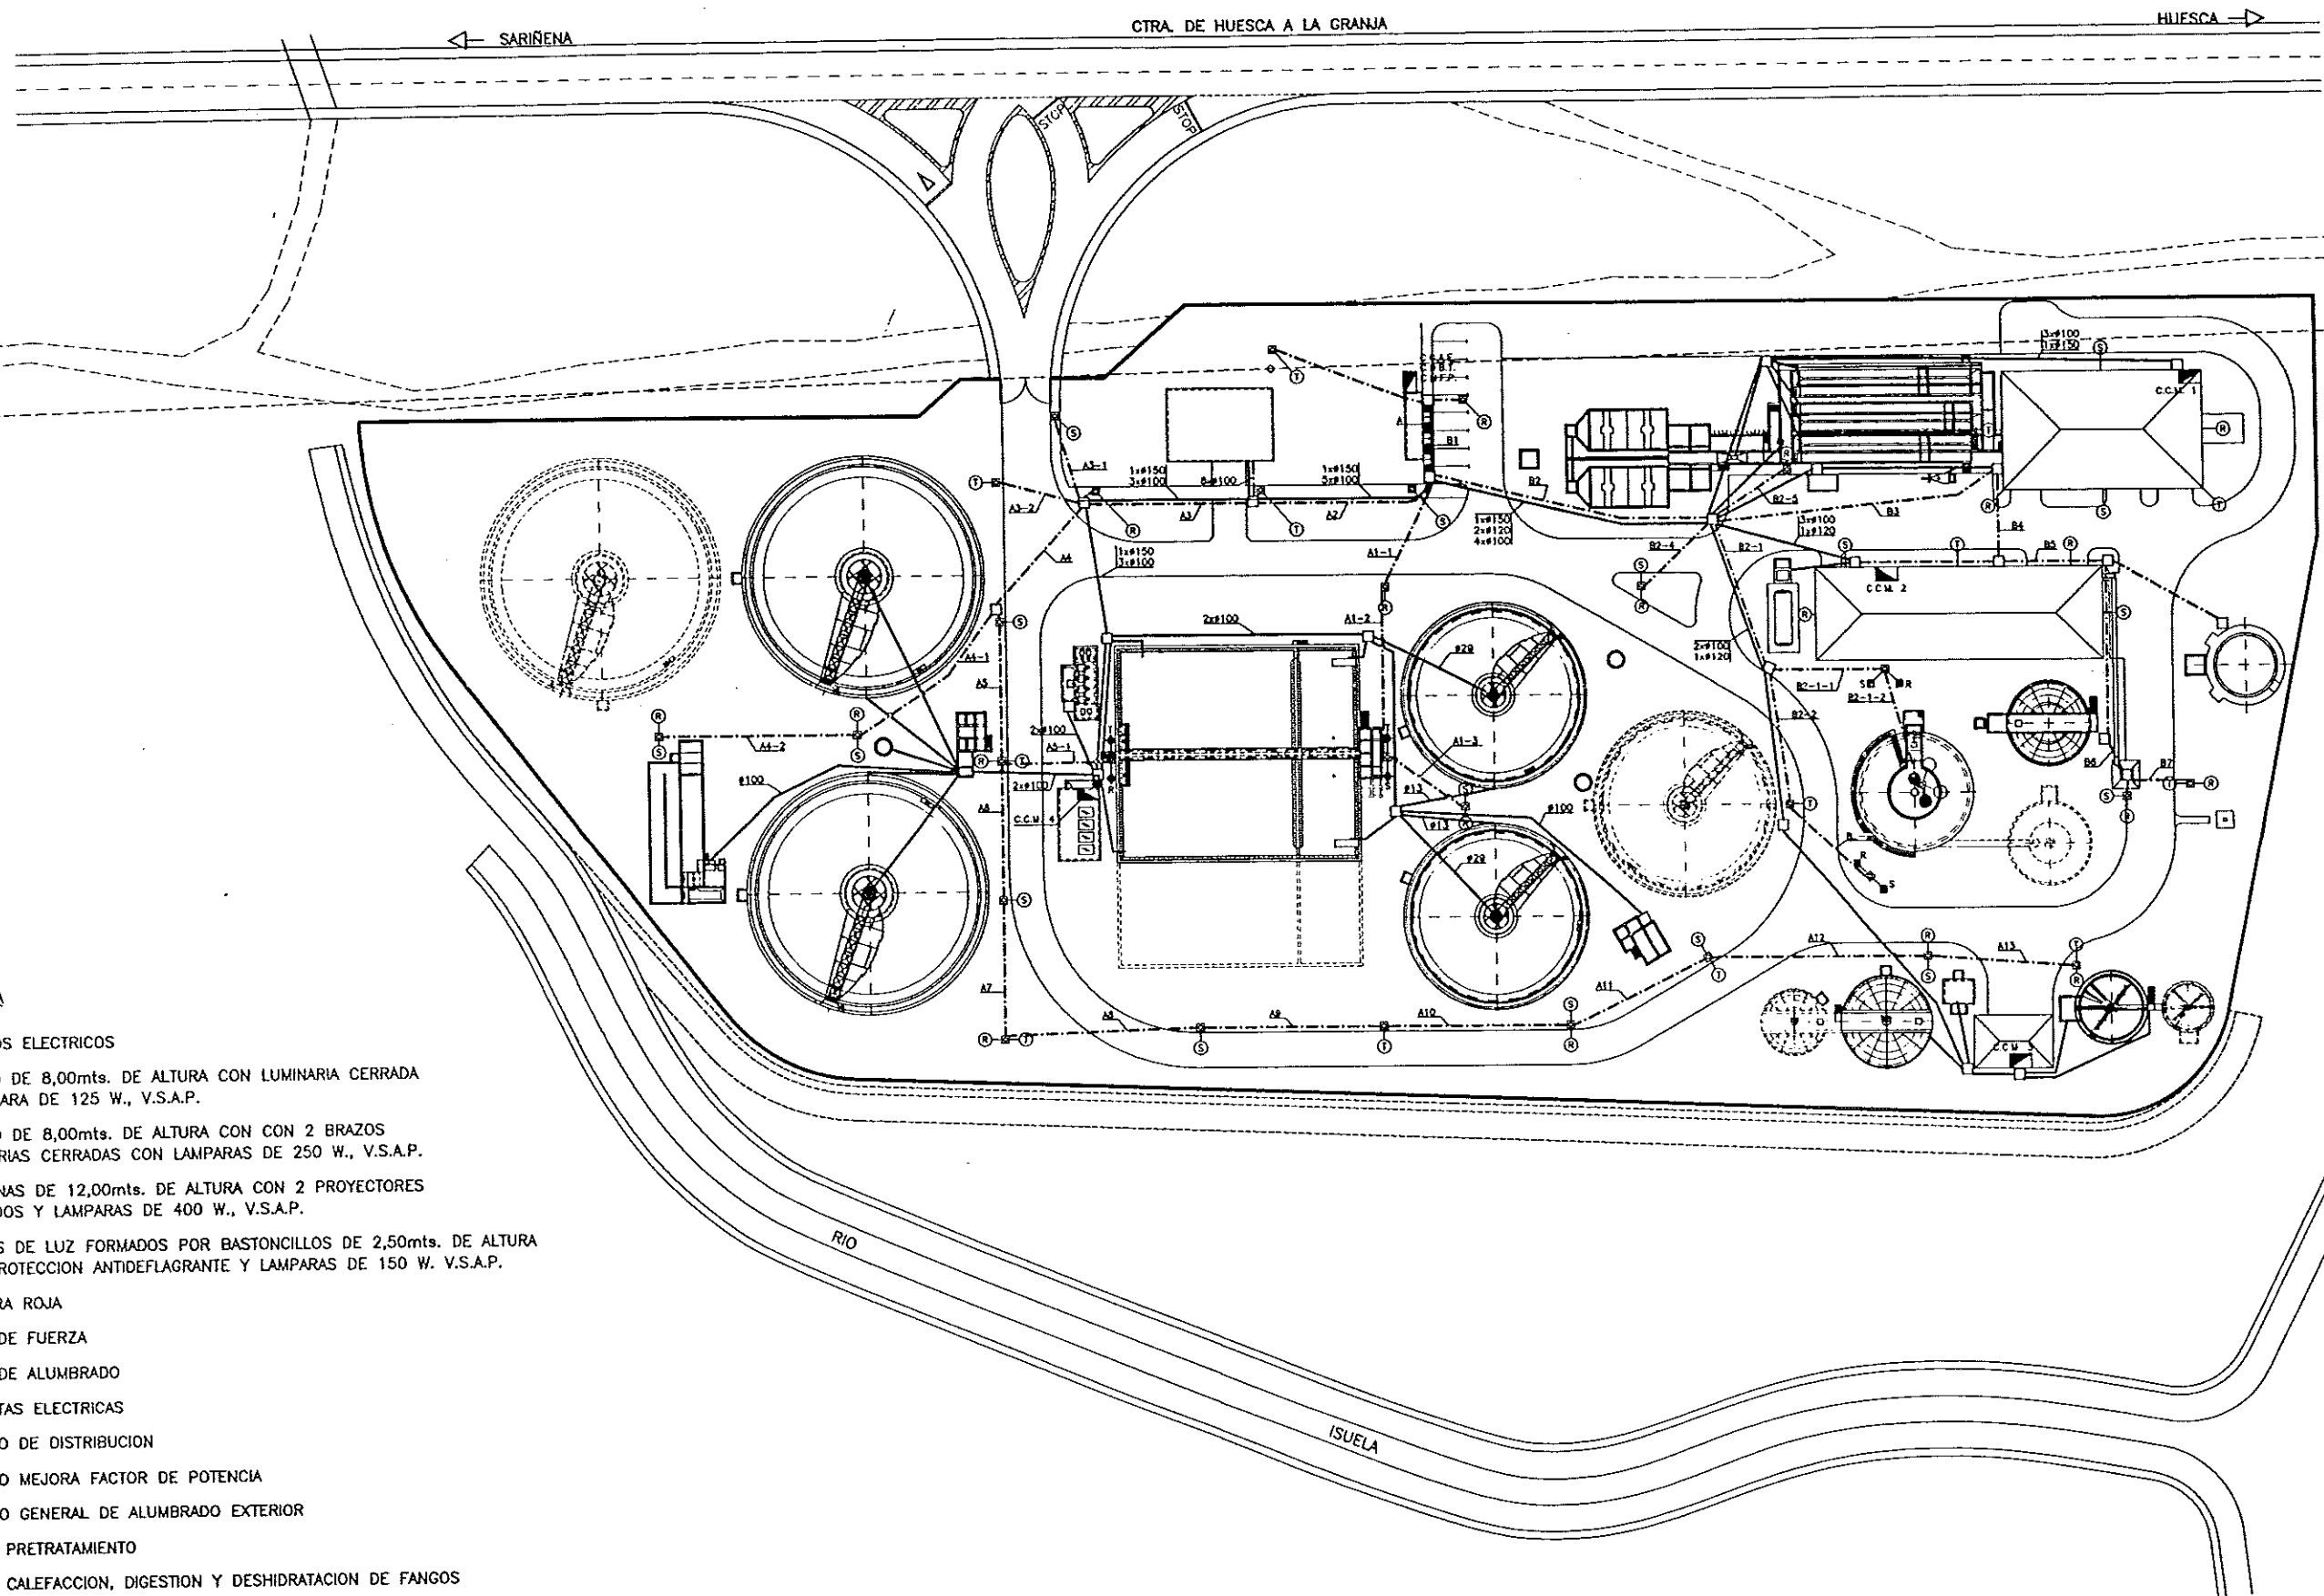

LEYENDA

- CUADROS ELECTRICOS
- ⊠-① BACULO DE 8,00mts. DE ALTURA CON LUMINARIA CERRADA Y LAMPARA DE 125 W., V.S.A.P.
- ⊠-② BACULO DE 8,00mts. DE ALTURA CON 2 BRAZOS LUMINARIAS CERRADAS CON LAMPARAS DE 250 W., V.S.A.P.
- ⊠-③ COLUMNAS DE 12,00mts. DE ALTURA CON 2 PROYECTORES CERRADOS Y LAMPARAS DE 400 W., V.S.A.P.
- ① PUNTOS DE LUZ FORMADOS POR BASTONCILLOS DE 2,50mts. DE ALTURA CON PROTECCION ANTIDFLAGRANTE Y LAMPARAS DE 150 W. V.S.A.P.
- LAMPARA ROJA
- LINEA DE FUERZA
- - - LINEA DE ALUMBRADO
- ARQUETAS ELECTRICAS
- C.D.B.T. CUADRO DE DISTRIBUCION
- C.M.F.P. CUADRO MEJORA FACTOR DE POTENCIA
- C.G.A.E. CUADRO GENERAL DE ALUMBRADO EXTERIOR
- C.C.M. 1 C.C.M. PRETRATAMIENTO
- C.C.M. 2 C.C.M. CALEFACCION, DIGESTION Y DESHIDRATACION DE FANGOS
- C.C.M. 3 C.C.M. ESPESAMIENTO
- C.C.M. 4 C.C.M. TRATAMIENTO BIOLOGICO



DIPUTACION
GENERAL
DE ARAGON

DEPARTAMENTO DE ORDENACION TERRITORIAL
OBRAS PUBLICAS Y TRANSPORTES
DIRECCION GENERAL DEL AGUA

EMPRESAS CONSTRUCTORA (S) (E)



LOS INGENIEROS C.C.P. AUTORES DEL PROYECTO

D. JOSE MARIA HERNANDEZ MELDREZ

D. CARLOS LUIS VERNON

SUSTITUYE A
SUSTITUIDO POR

PROYECTO

ESTACION DEPURADORA DE
AGUAS RESIDUALES DE
HUESCA


CLAVE EXPEDIENTE
23 S 02

Nº PLANO
33.1
ESCALA
1/500

DESIGNACION DE PLANO


PLANTA DE DISTRIBUCION DE
FUERZA Y ALUMBRADO EXTERIOR.

FECHA
JUNIO-96
PAGINA
118

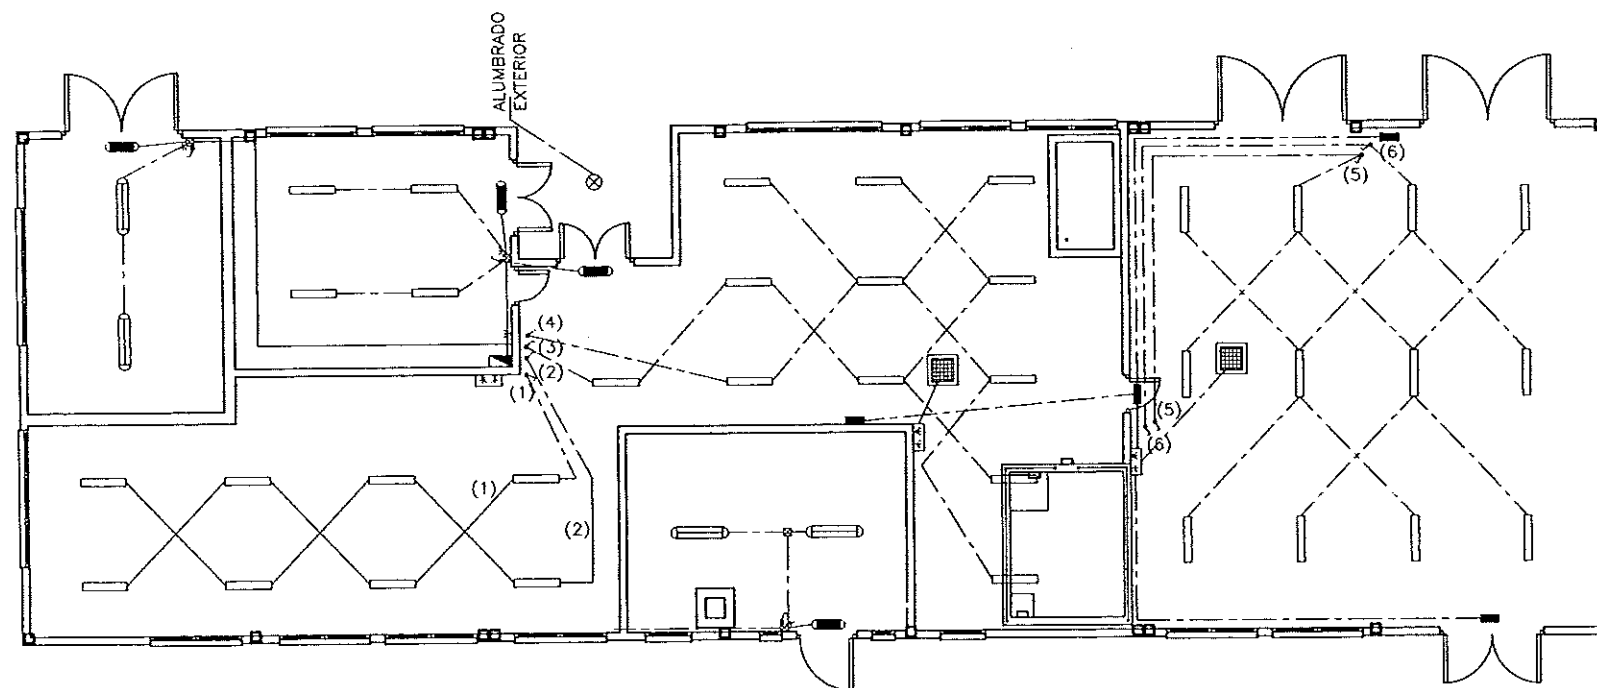


PLANTA ED. INDUSTRIAL
ESCALA 1/100

- LUMINARIA ESTANCA DE 2x36 W
- LUMINARIA ANTIDEFLAGRANTE DE 2x36 W
- EMERGENCIA ANTIDEFLAGRANTE DE 150 LUX
- EMERGENCIA ESTANCA DE 150 LUX
- CUADRO PROTECCION
- ⊗ PLAFON ESTANCO DE 100 W EN TECHO
- ← TOMA DE 2x16 A
- ⌚ TOMA TIPO CETAC DE 3x32 A
- ⌚ INTERRUPTOR 10 A

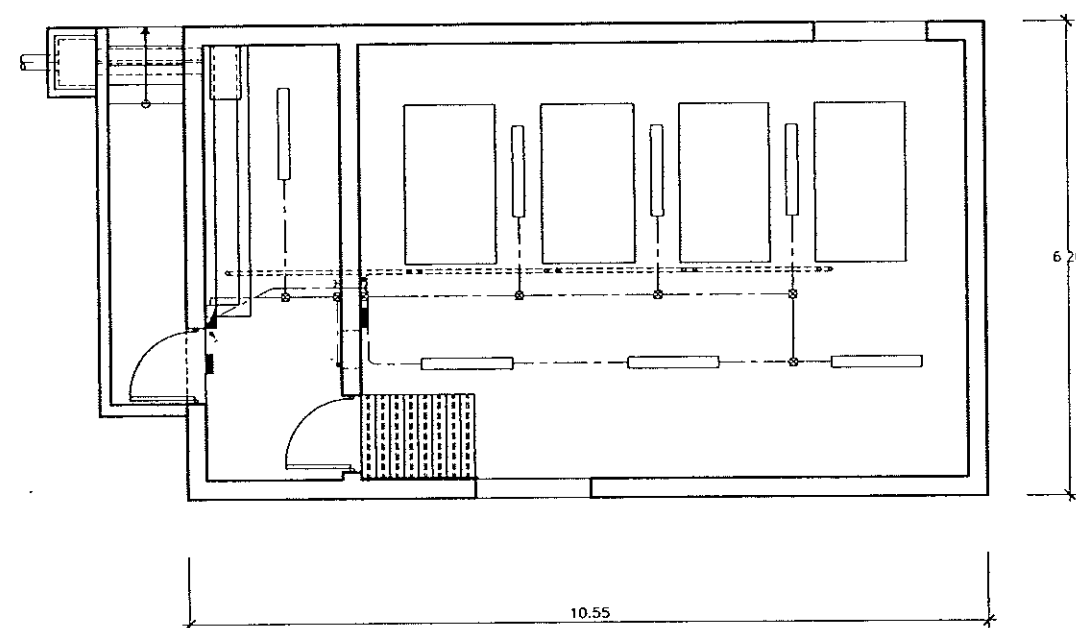

PLANTA ED. SOPLANTES
ESCALA 1/50

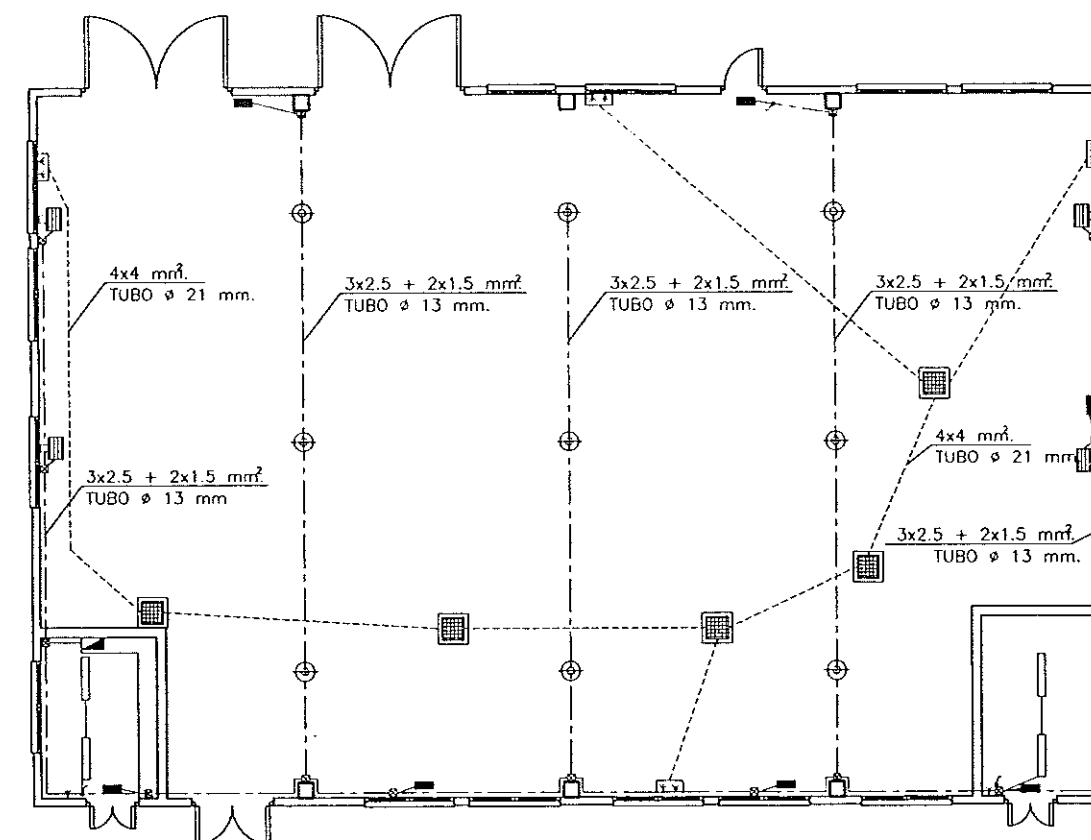

PLANTA ED. DE DESBASTE
ESCALA 1/100



DIPUTACION
GENERAL
DE ARAGON

DEPARTAMENTO DE ORDENACION TERRITORIAL
OBRAS PUBLICAS Y TRANSPORTES
DIRECCION GENERAL DEL AGUA

EMPRESAS CONSTRUCTORA (S.A.)

DECONSA

ASTEISA
Tratamiento de Agua, S.A.

LOS INGENIEROS C.C.P. AUTORES DEL PROYECTO

JOSÉ MARÍA HERNÁNDEZ MELDREZ

ENCARGADO DEL PROYECTO

SUSTITUYE A

SUSTITUIDO POR

PROYECTO

ESTACION DEPURADORA DE
AGUAS RESIDUALES DE
HUESCA

CLAVE EXPEDIENTE

23.5.02

Nº PLANO

33.2

ESCALA
S/P

DESIGNACION DE PLANO


ALUMBRADO DE EDIFICIOS.

FECHA

JUNIO-96

PÁGINA
119

CELDAS DE TRANSFORMACION

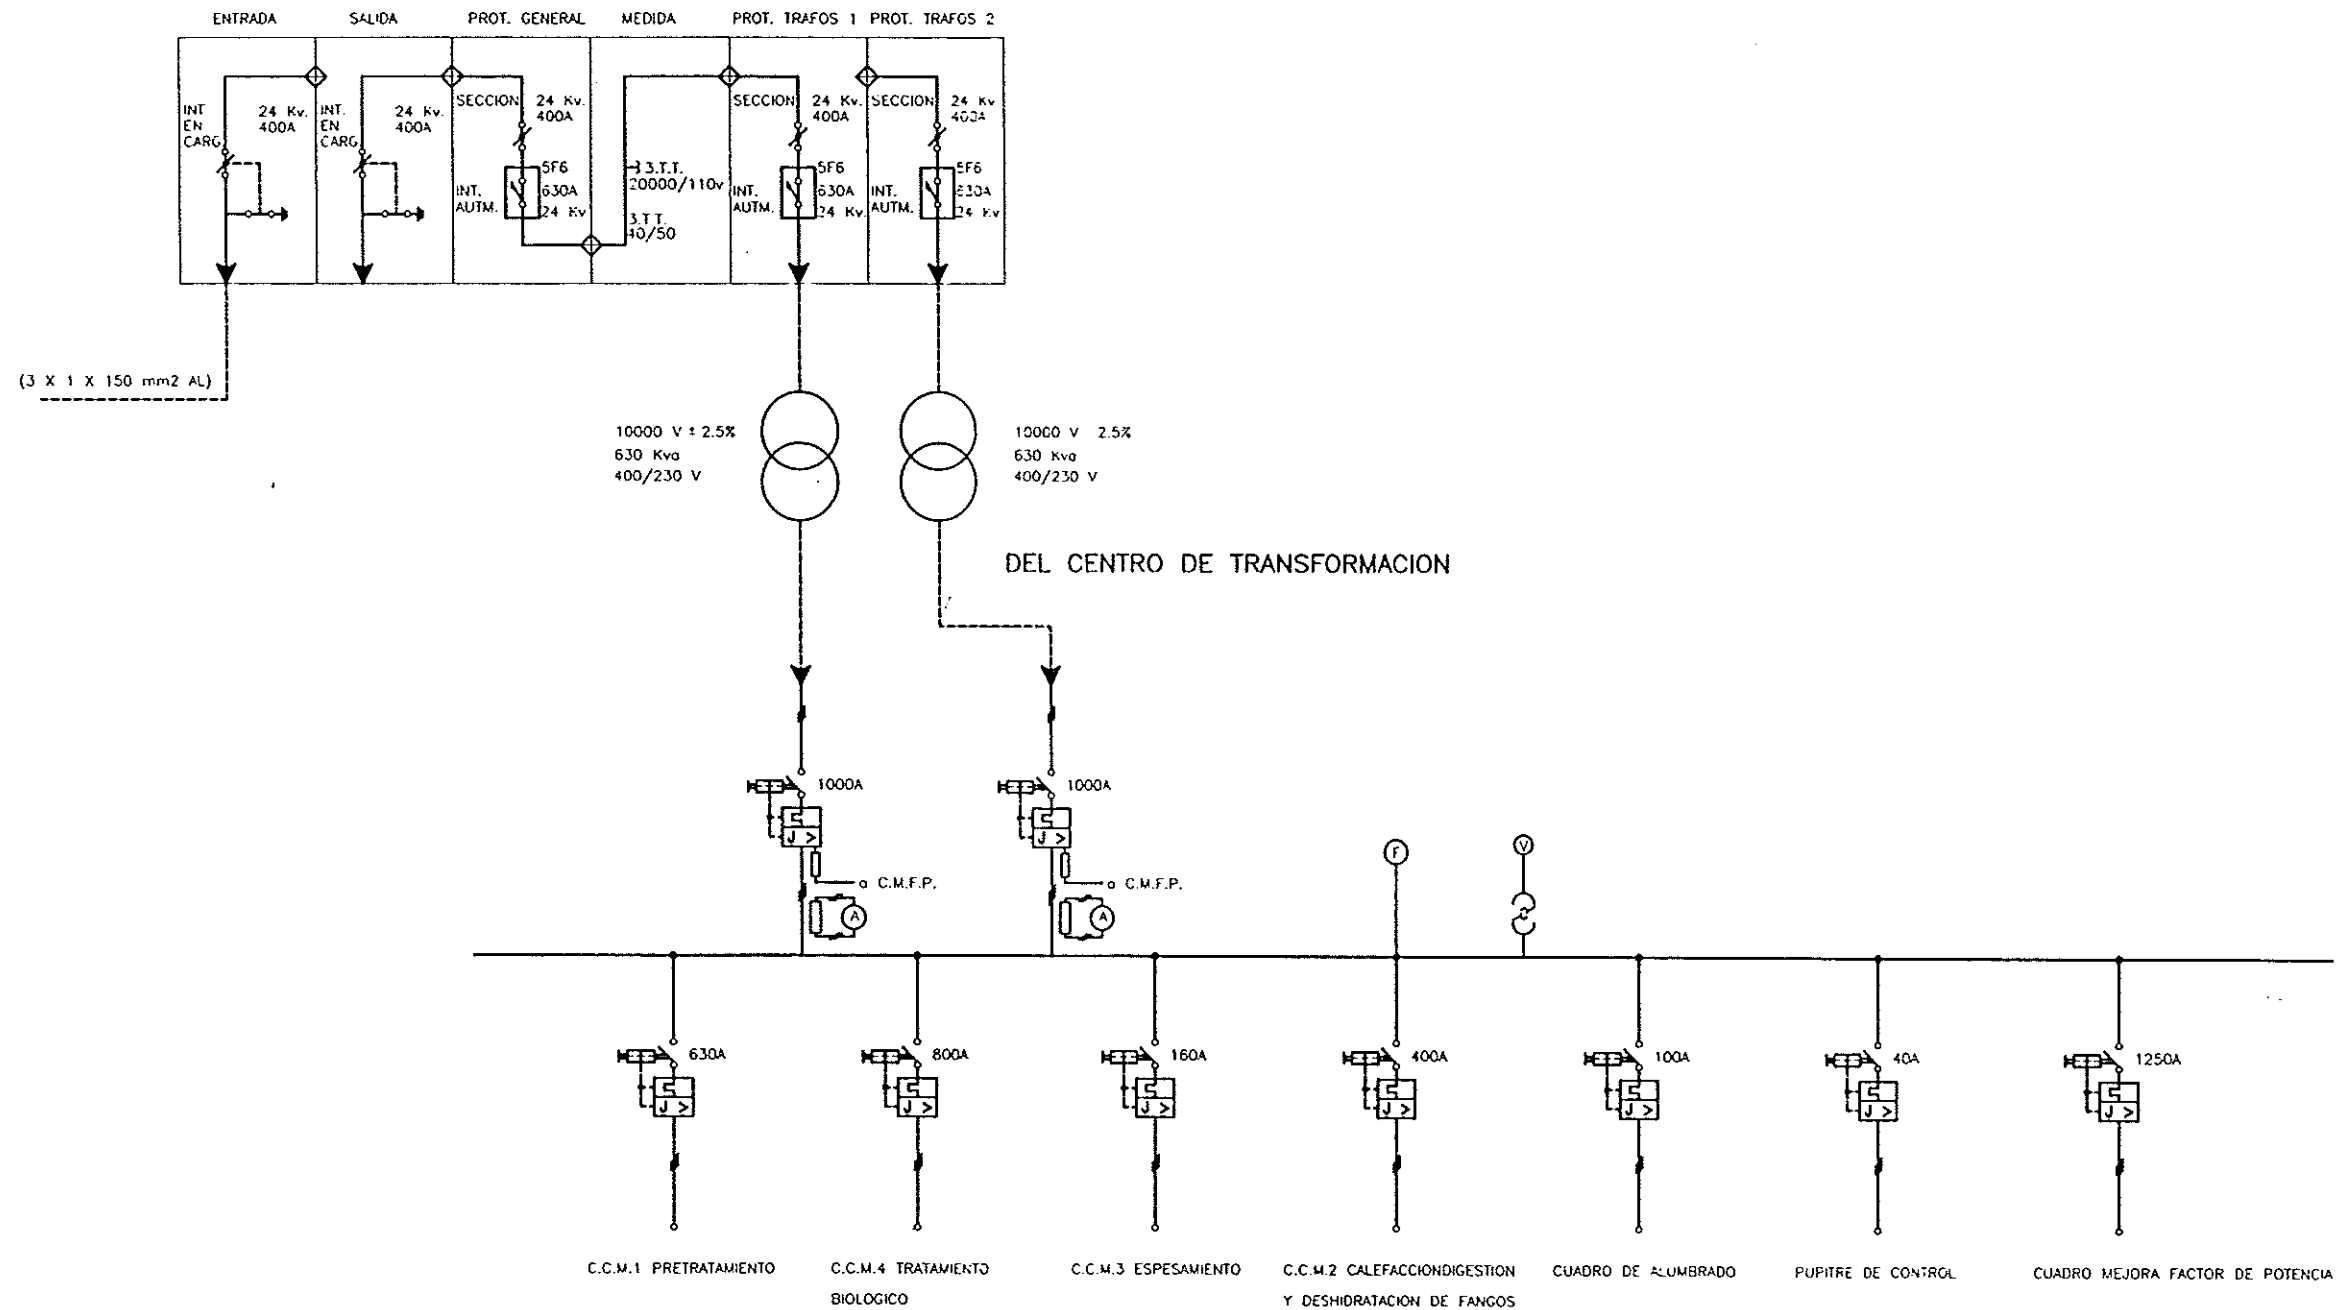

DIPUTACION
GENERAL
DE ARAGON

DEPARTAMENTO DE ORDENACION TERRITORIAL
OBRAS PUBLICAS Y TRANSPORTES

DIRECCION GENERAL DEL AGUA

 
EMPRESAS CONSTRUCTORA (I.T.E.)



LOS INGENIEROS C.C.P. AUTORES DEL PROYECTO

Tratamiento de Aguas, S.A.

D. JOSE MARIA HERNANDEZ MELDICEZ



D. FRANCISCO JAVIER MENDOZA

SUSTITUYE A:

SUSTITUIDO POR:

PROYECTO

ESTACION DEPURADORA DE
AGUAS RESIDUALES DE
HUESCA

CLAVE EXPEDIENTE

23.S.02

Nº PLANO

34.1

ESCALA

S/E

DESIGNACION DE PLANO


ESQUEMA UNIFILAR DE ALTA TENSION
Y CUADRO DE DISTRIBUCION.
EQUIPOS ELECTRICOS.

FECHA


JUNIO-96

PAGINA

120

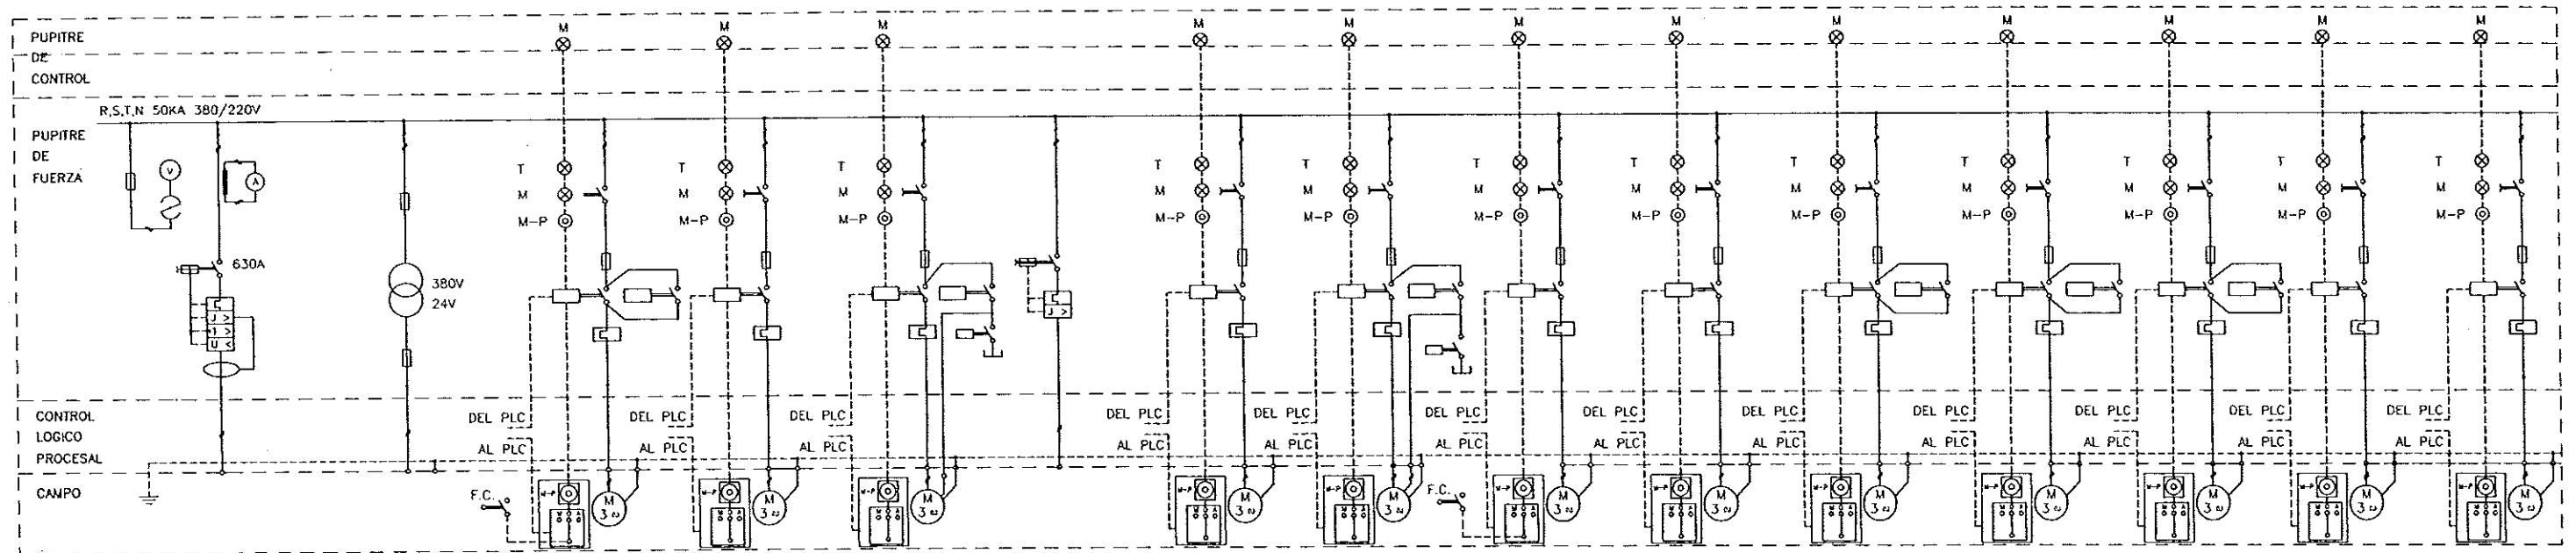

CIRCUITO No	ALIMENTACION	MANDO	COMP BY-PASS GENERAL	CINTA TRANSPORTADORA	BOMBAS AGUA BRUTA	DESODORIZACION	PRENSA DE RESIDUOS	SOPLANTE DESEMLSIONADO	CONCENT. DE GRASAS	CLASIFIC. DE ARENAS	PUENTE TRASLACION	CARRO TRASLACION	CARRO ELEVACION	CUCHARA P. GRUA	REJ. GRUESOS Y FINOS
DESIGNACION	1	1	1	3	5	1	1	2+1	1	1	2	1	1	1	4
No DE UNIDADES	1	1	1	3	5	1	1	2+1	1	1	2	1	1	1	4
POTENCIA (kW)	295	2,5	1,1	1,1	34,5	35	3	15	0,18	0,55	0,37/0,09	0,36/0,09	1,6/0,2	4	0,75/1,1/1,5
INTENSIDAD (A)	581	6/12	2,8	2,8	64/37	53	5,3	37/21,4	1,2	1,55	1,13	1,55	3,2	9	3,6
CONDUCTOR (mm ²)	6(1X120)+1X120	2x2,5	4X2,5	4X2,5	4X16+3X16	4x16	4X2,5	4X10+3X10	4X2,5	4X2,5	4X2,5	4X2,5	4X2,5	4X2,5	4X2,5

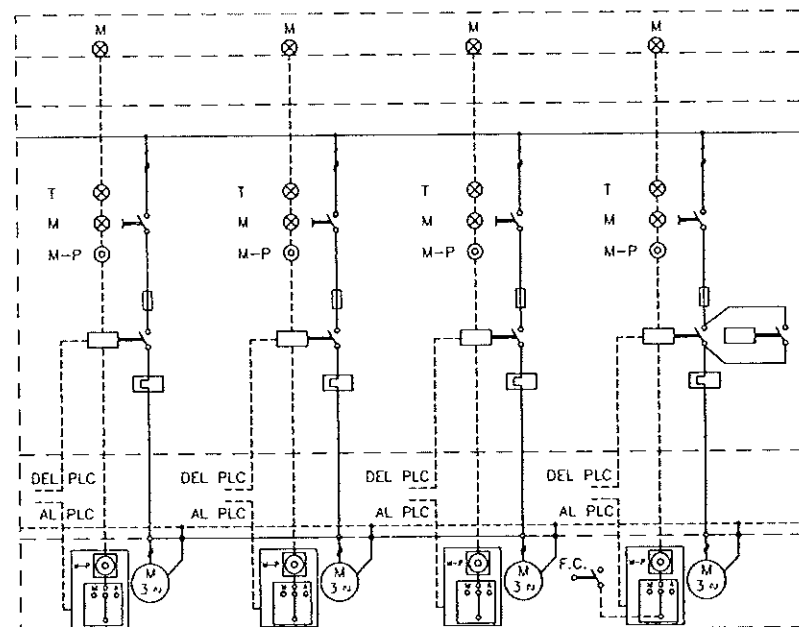

BOMBAS ACHIQUE	TAMIZ DESBASTE	ELECTROBOMBA VERT.	PUENTE DESARENADOR
1	2	3	3
4	1,1	0,75	0,2
9	9	2,8	0,75
4X2,5	4X2,5	4X2,5	4X2,5



DIPUTACION
GENERAL
DE ARAGON

DEPARTAMENTO DE ORDENACION TERRITORIAL
OBRAS PUBLICAS Y TRANSPORTES
DIRECCION GENERAL DEL AGUA



LOS INGENIEROS C.E.P. AUTORES DEL PROYECTO
D. JOSE MARIA HERNANDEZ MELANDER

D. CARLOS BARRIOS MENDOZA

SUSTITUYE A:
SUSTITUIDO POR:

PROYECTO


ESTACION DEPURADORA DE
AGUAS RESIDUALES DE
HUESCA

CLAVE EXPEDIENTE
23 S.02

Nº PLANO
34.2
ESCALA
S/E

DESIGNACION DE PLANO
ESQUEMA UNIFILAR C.C.M.1.
PRETRATAMIENTO.
EQUIPOS ELECTRICOS.

FECHA
JUNIO-96
PAGINA
121

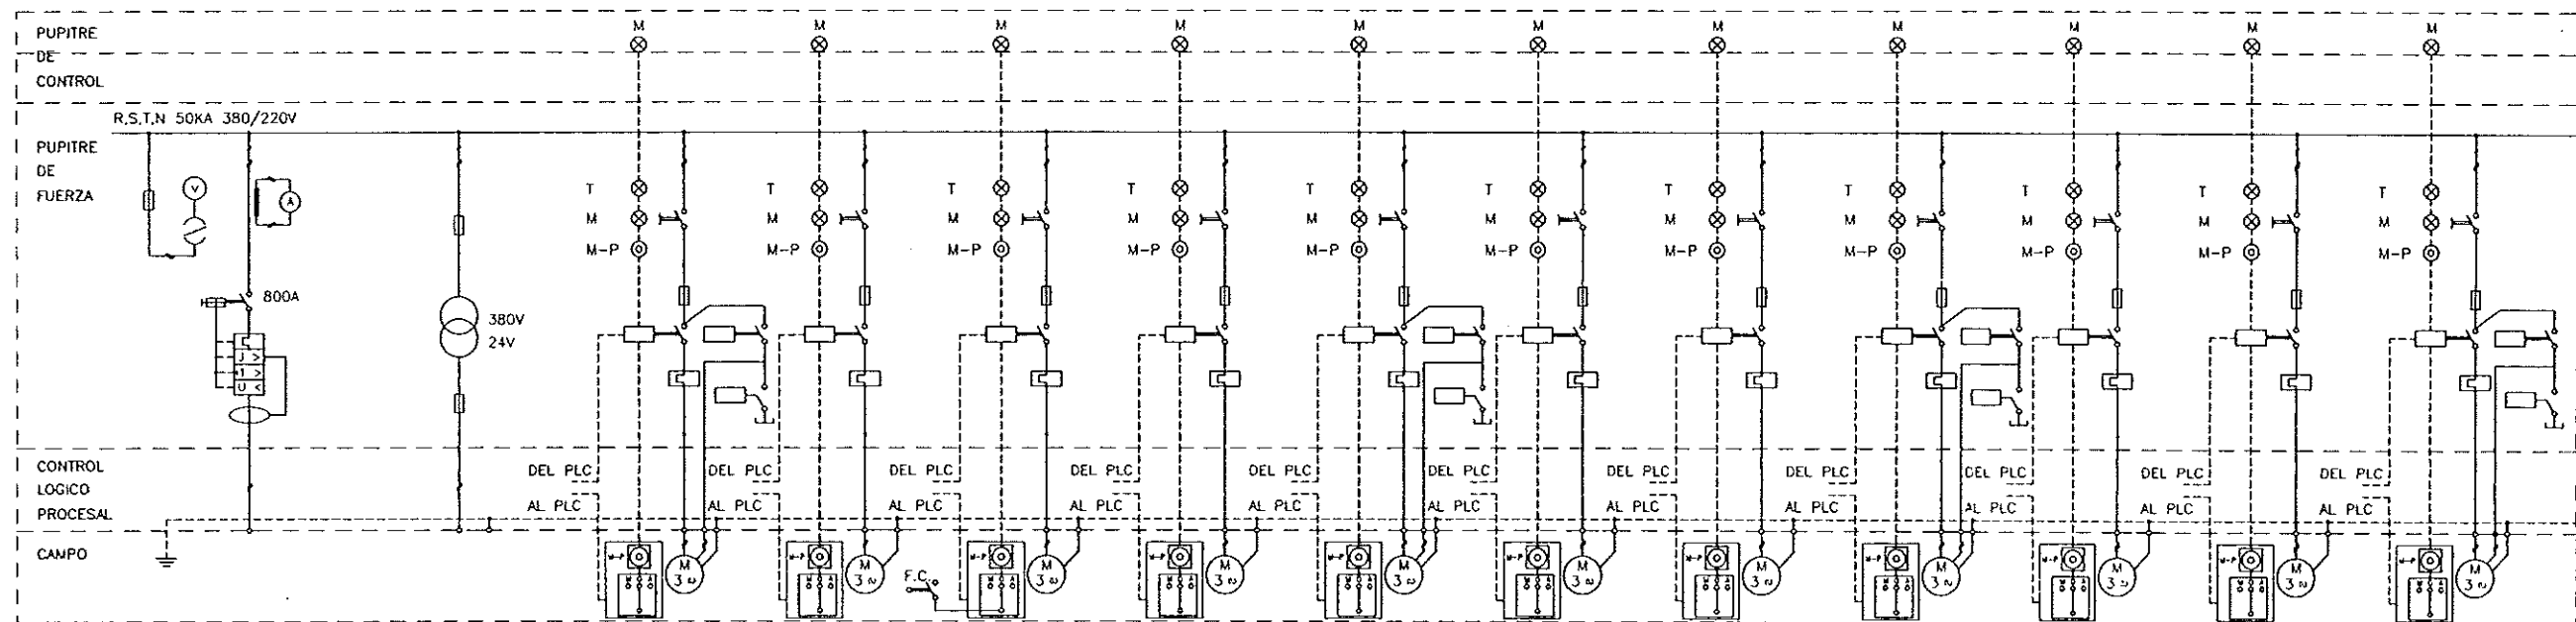

CIRCUITO No	ALIMENTACION	MANDO	SOPLANTES	AGITADOR SUMERGIB	DECANTADOR PRIMARIO	CLARIFICADORES	BOMBAS DE RECIRCUL	BOMBA DE ESPUM. CLARIFIC	BOMBA FANGOS EXCESO	BOMBA VACIADOS	BOMBA DE ESP. PRIM.	BOMBA FANGOS PRIM.	BOMBA AGUA SERVICIO
No DE UNIDADES :	1	1	3	2	2	2	3	1+1	1+1	1	2	2	2
POTENCIA (KW)	379	2,5	90	2,3	0,37	0,55	16	3	2,7	7,4	1,40	4,2	11
INTENSIDAD (A)	739	8/12	170/98	5	1,13	1,55	31/19	7	6	15/8,7	3,7	10	22/12,8
CONDUCTOR (n+mm2)	9(1X120)+1X120	2X2,5	4X35+3X35	4X2,5	4X2,5	4X2,5	4X4+3X4	4X2,5	4X2,5	4X4+3X4	4X2,5	4X2,5	4X6+3X6



DIPUTACION
GENERAL
DE ARAGON

DEPARTAMENTO DE ORDENACION TERRITORIAL
OBRAS PUBLICAS Y TRANSPORTES
DIRECCION GENERAL DEL AGUA

EMPRESAS CONSTRUCTORA (S.A.)



LOS INGENIEROS C.C.P. AUTORES DEL PROYECTO

JOSE MARIA HERNANDEZ MELNDEZ

CARLOS LUIS MERO

SUSTITUYE A

SUSTITUIDO POR

PROYECTO

ESTACION DEPURADORA DE
AGUAS RESIDUALES DE
HUESCA

CLAVE EXPEDIENTE

23 S.02

Nº PLANO

34.3
ESCALA
S/E


DESIGNACION DE PLANO

ESQUEMA UNIFILAR C.C.M.4.
TRATAMIENTO BIOLOGICO.
EQUIPOS ELECTRICOS.


FECHA

JUNIO-96
PAGINA


122

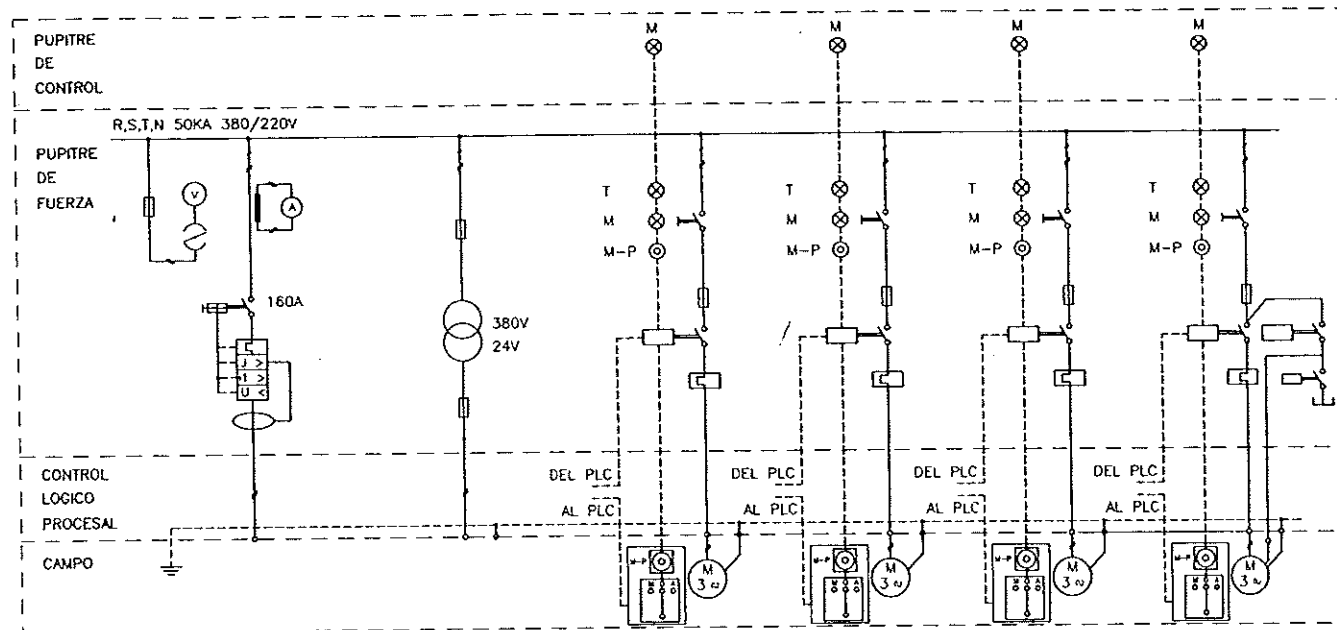


CIRCUITO No	1	2	3	4	5	6
DESIGNACION :	ALIMENTACION	MANDO	TAMIZADO FANGOS	ESPESADOR GRAVEDAD	ESPESADOR FLOTACION	BOMBAS PRESURIZACION
Nº DE UNIDADES :	1	1	1	1	1	2
POTENCIA (kW)	65	2,5	1,1	0,25	1,1	18,4
INTENSIDAD (A)	140	8/12	2,8	0,86	2,8	36/21
CONDUCTOR (nxmm ²)	3X70+1X35	2x2,5	4X2,5	4X2,5	4X2,5	4X6+3X6

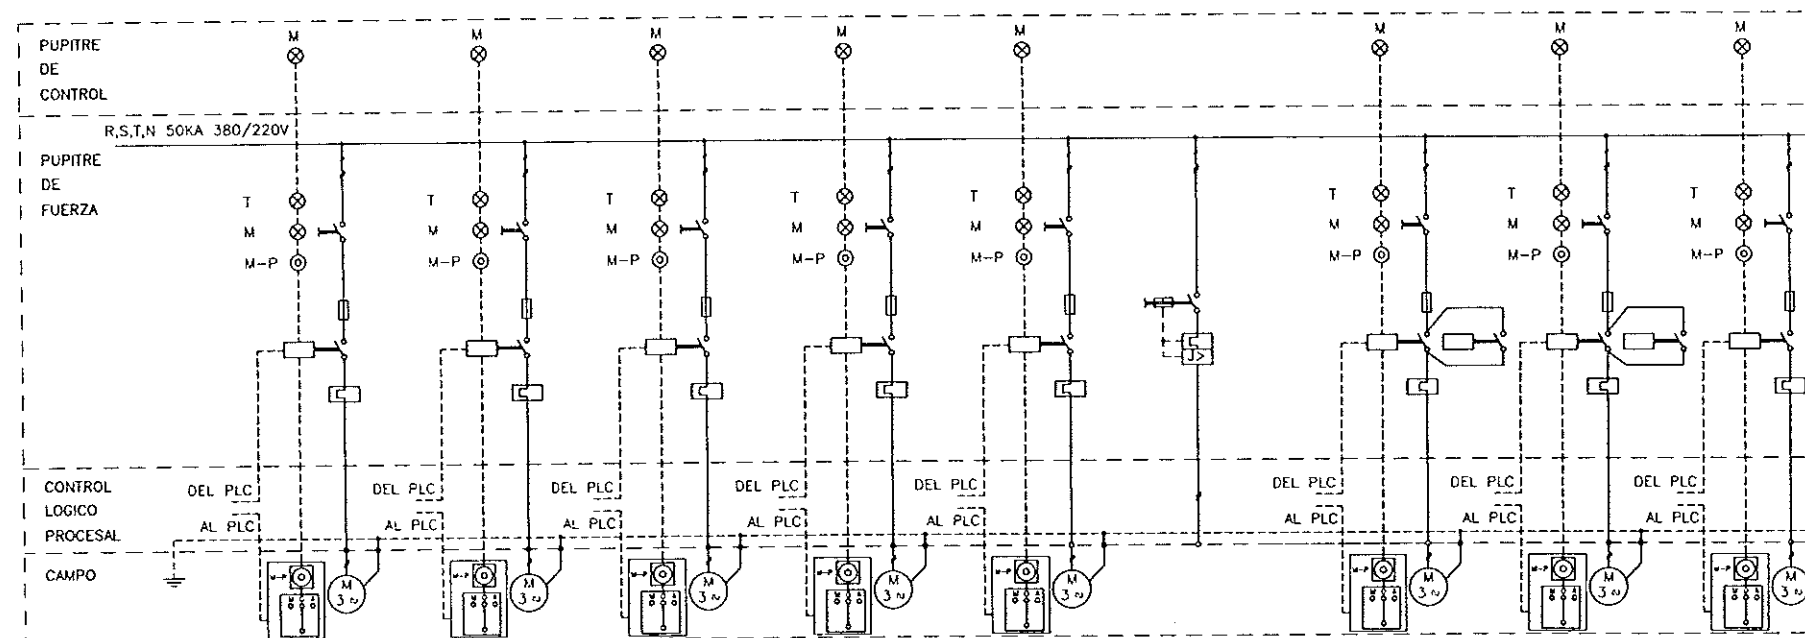

CIRCUITO No	1	2	3	4	5	6	7	8	9
DESIGNACION :	COMPR. PRESURIZACION	BOMBA POLIELECTROLITICA	BOMBA FANGOS MIXTOS	AGITADOR POLIELECTROL	DOSIFIC. POLIELECTROL	DESODORIZACION	POLIPASTO ELEVACION	POLIPASTO TRASLACION	AGITADOR SUMERGIBLE
Nº DE UNIDADES :	2	2	2	2	1	1	1	1	1
POTENCIA (kW)	2,2	0,37	1,5	0,37	0,25	8,5	1,3	0,37	1,5
INTENSIDAD (A)	5	1,13	3,5	1,13	0,86	17	3,2	1,13	3,6
CONDUCTOR (nxmm ²)	4X2,5	4X2,5	4X2,5	4X2,5	4X2,5	4X6	4X2,5	4X2,5	4X2,5

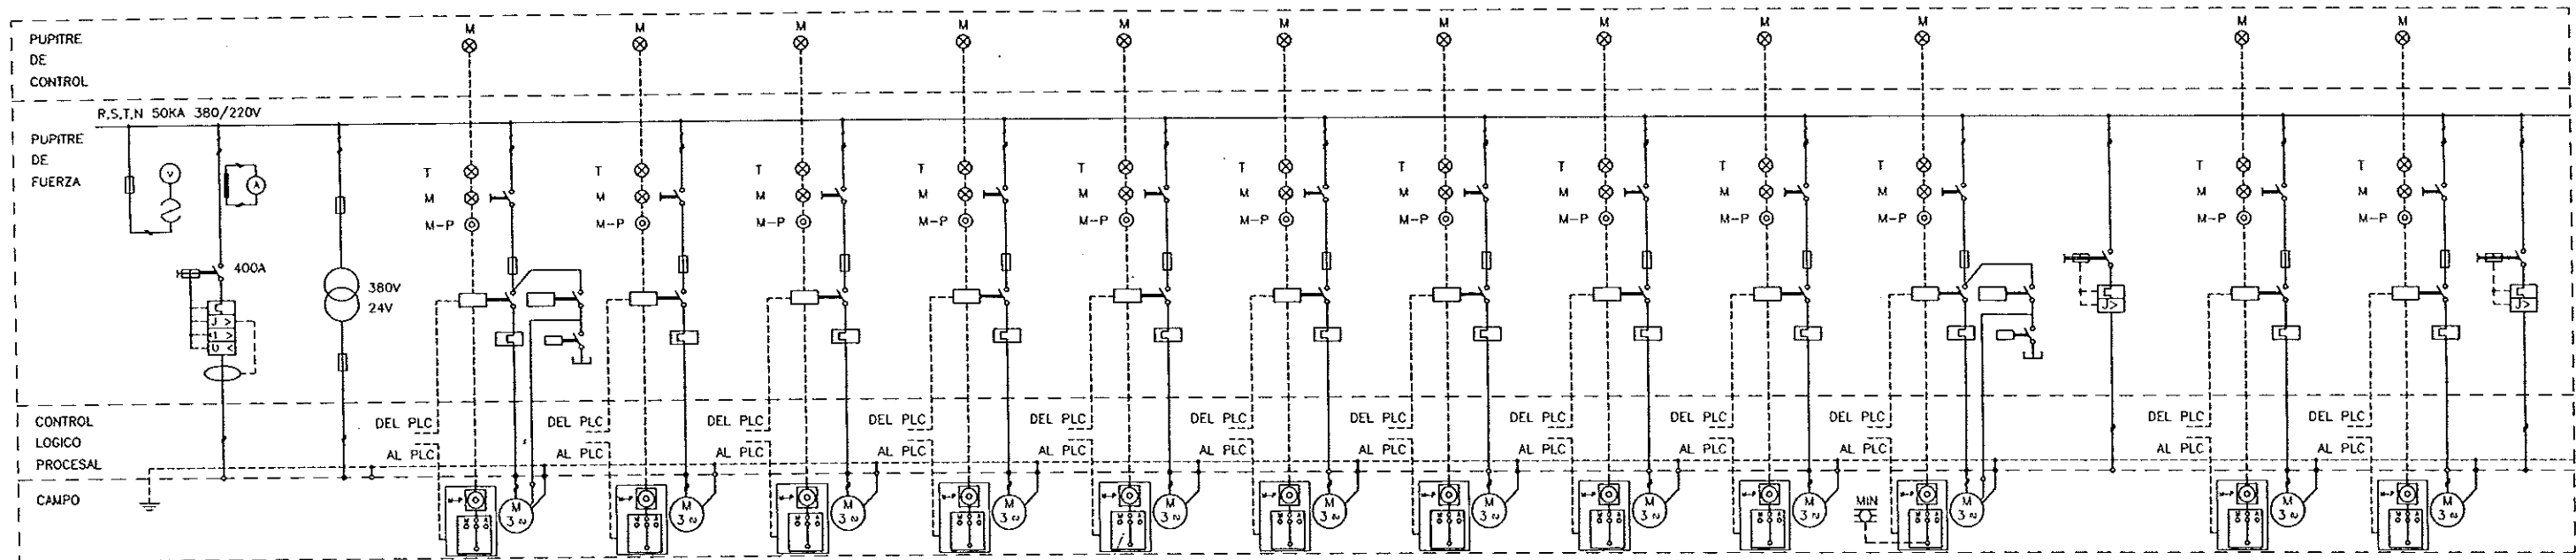

CIRCUITO No	ALIMENTACION	MANDO	BOMBA AGITACION DIGEST	BOMBA FANGOS A CALEN	BOMBA RECIRC. CALDERA	BOMBA AGUA CALIENTE	VENTILADOR GAS CALDERA	AGITADOR DEPOS. TAMPON	BOMBAS DISIF. POLIELECT	BOMBAS FANGOS A DESH	CINTA DESCARGA FILTRO	BOMBA FANGOS DESHIDR	DESCALCIFICADOR	REACTOR	ROMPEDOR ELEV. FANGOS	ANTORCHA
DESIGNACION	1	1	1	1+1	1	1+1	1+1	1	2+1	2+1	1	2	1	2	2	1
No DE UNIDADES	1	1	1	1+1	1	1+1	1+1	1	2+1	2+1	1	2	1	2	2	1
POTENCIA (kW)	167	2,5	9	4	1,1	2,2	0,75	4	0,37	3	2	11	0,06	1,1	1,1	2,2
INTENSIDAD (A)	340	8/12	18,5/10,7	9	2,8	5,3	2	9	1,13	6,7	5,1	22/12,8	0,25	2,8	2,8	10
CONDUCTOR (n x mm ²)	6(1X95)+1X95	2x2,5	4X2,5+3X2,5	4X2,5	4X2,5	4X2,5	4X2,5	4X2,5	4X2,5	4X2,5	4X2,5	4X4+3X4	4X2,5	4X2,5	4X2,5	3X2,5

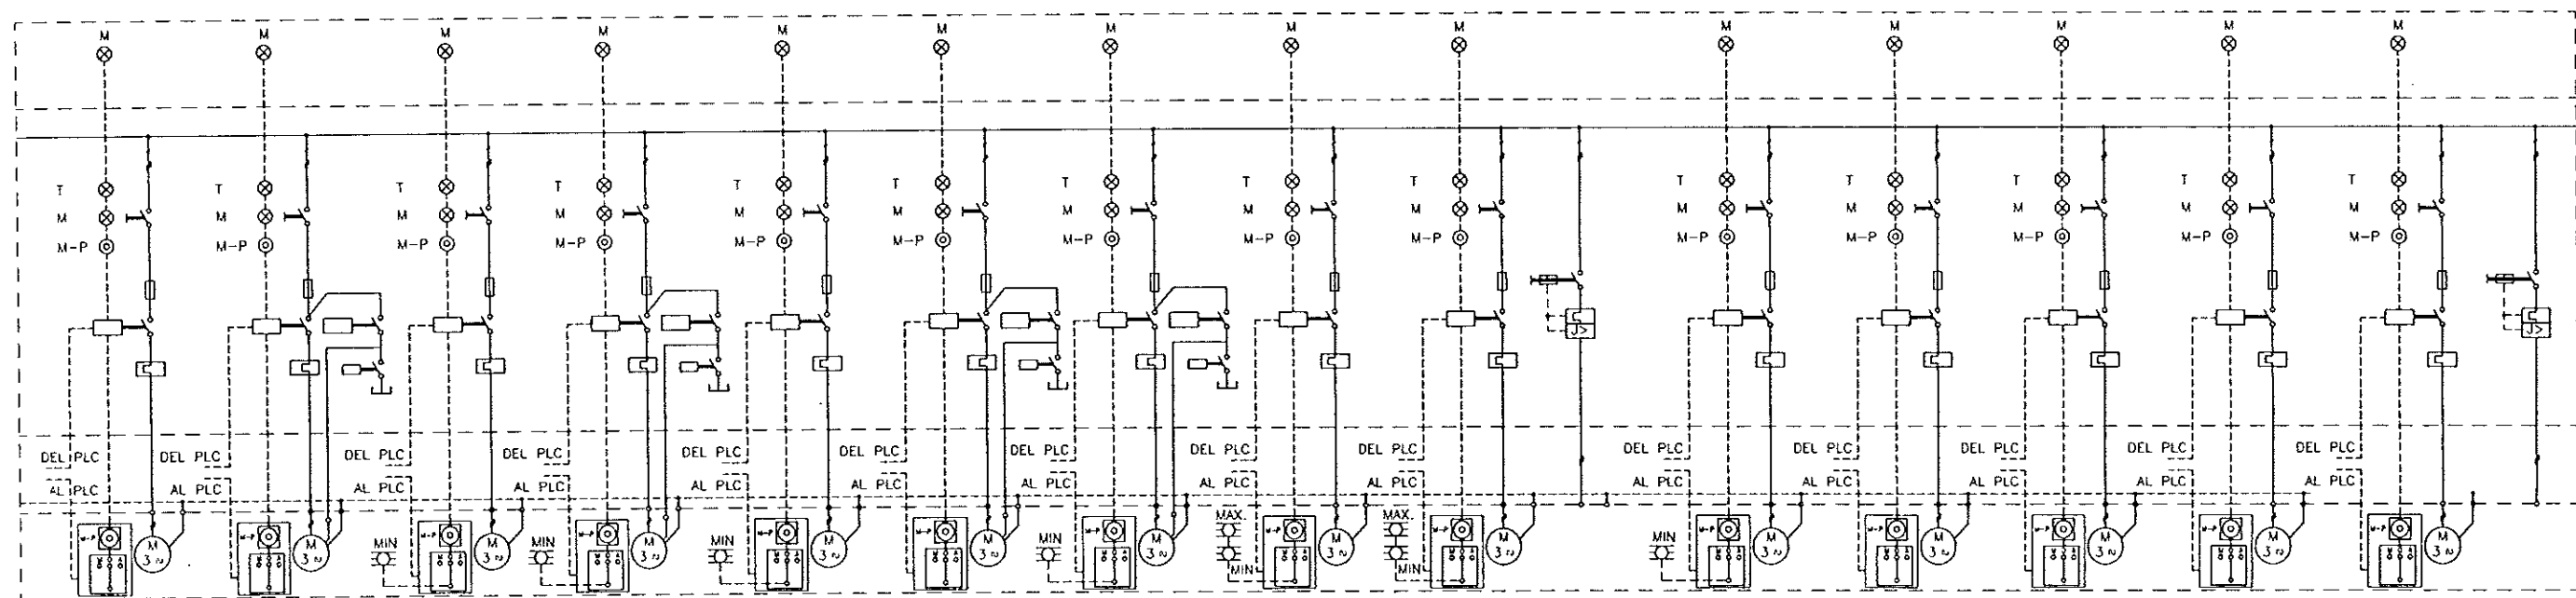

VENTILADOR GASOMETRO	BOMBA LAVADO FILTROS	VENTILADOR EDIFICIO	BOMBA GRUPO PRESION	COMPRESOR AIRE	RECUPERACION ENERGIA	BOMBAS VACUO. CENTRAL	DISFICADOR POLIELECTR	AGITADOR POLIELECTR.	QUEMADOR CALDERA	GRUPO DE GAS-OIL	FILTRO AUTOLIMPIABLE	FILTRO BANDA	SILLO DE FANGOS	BOMBA ACELERADORA	DESODORIZADOR
1	2+1	1	1+1	1+1	1	2	1	2	1	1	1	2	2	1	1
1,5	5,5	0,37	7,5	2,2	15	7,5	0,25	0,37	0,9	0,25	0,12	2,2	2,2	1,1	14,5
3,6	12/6,7	1,2	16/8,7	5,3	29/17	16/8,7	0,8	1,13	2,4	0,9	0,44	5,3	5,3	2,8	2,8
4X2,5	4X2,5+3X2,5	4X2,5	4X2,5+3X2,5	4X2,5	4X4+3X4	4X2,5+3X2,5	4X2,5	4X2,5	4X2,5	4X2,5	4X2,5	4X2,5	4X2,5	4X2,5	4X10



DIPUTACION
GENERAL
DE ARAGON

DEPARTAMENTO DE ORDENACION TERRITORIAL
OBRAS PUBLICAS Y TRANSPORTES
DIRECCION GENERAL DEL AGUA

EMPRESAS CONSTRUCTIVAS (UTE)

DECONSA

ASTEISA
Tratamiento de Aguas, S.A.

LOS INGENIEROS C.C.P. AUTORES DEL PROYECTO

J. M. HERNANDEZ MELNDEZ

PROYECTO

G. GARCIA BARRAL MENDO

SUSTITUYE A

SUSTITUYO POR

ESTACION DEPURADORA DE
AGUAS RESIDUALES DE
HUESCA

CLAVE EXPEDIENTE

23.S.02

Nº PLANO

34.5
ESCALA
S/E

DESIGNACION DE PLANO


ESQUEMA UNIFILAR C.C.M.2.
CALEFACCION, DIGESTION Y
DESHIDRATACION. EQUIPOS ELECTRICOS.

FECHA

JUNIO-96
PAGINA


ESQUEMA UNIFILAR CUADRO ALUMBRADO

(EDIFICIO SOPLANTES)

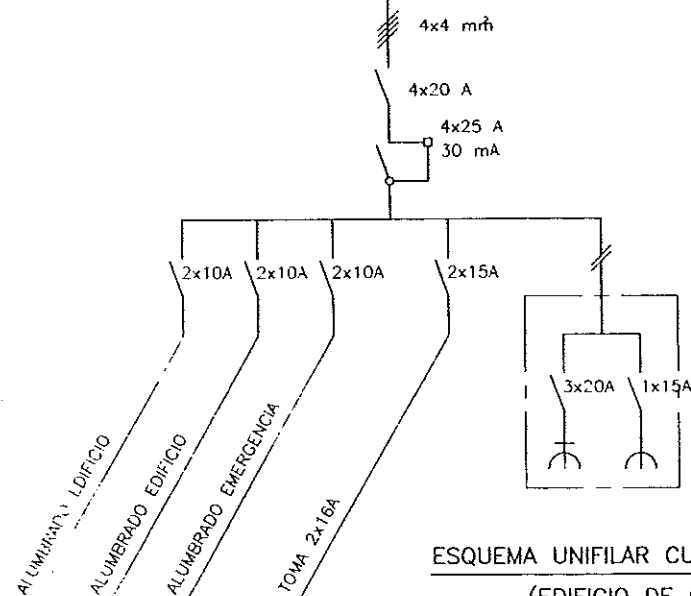


ESQUEMA UNIFILAR CUADRO ALUMBRADO

(EDIFICIO DE CONTROL)

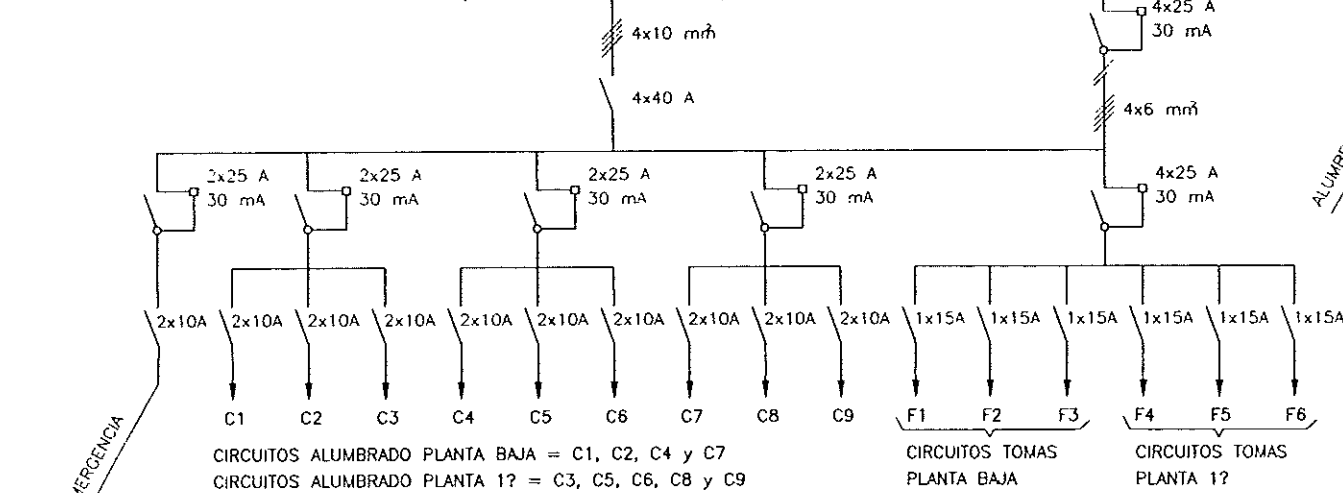


ESQUEMA UNIFILAR CUADRO ALUMBRADO

(EDIFICIO PRETRATAMIENTO)

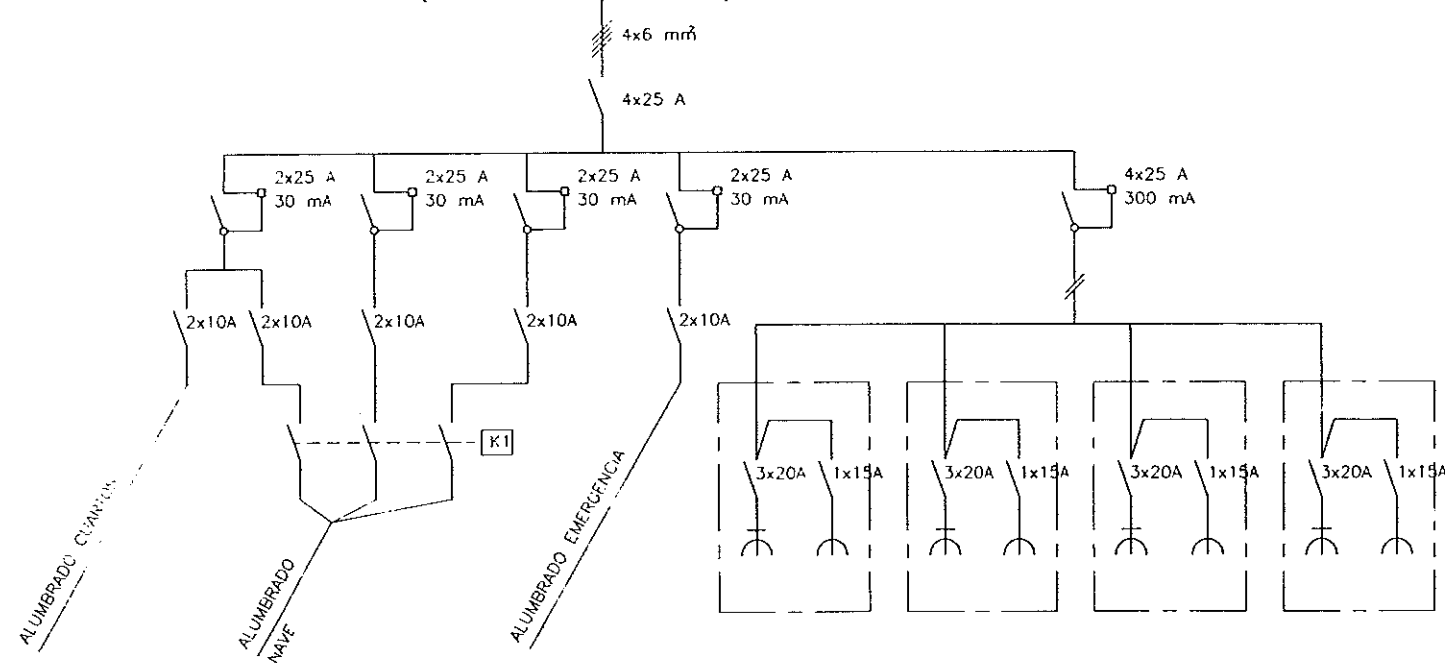



ESQUEMA UNIFILAR CUADRO ALUMBRADO

(EDIFICIO INDUSTRIAL)

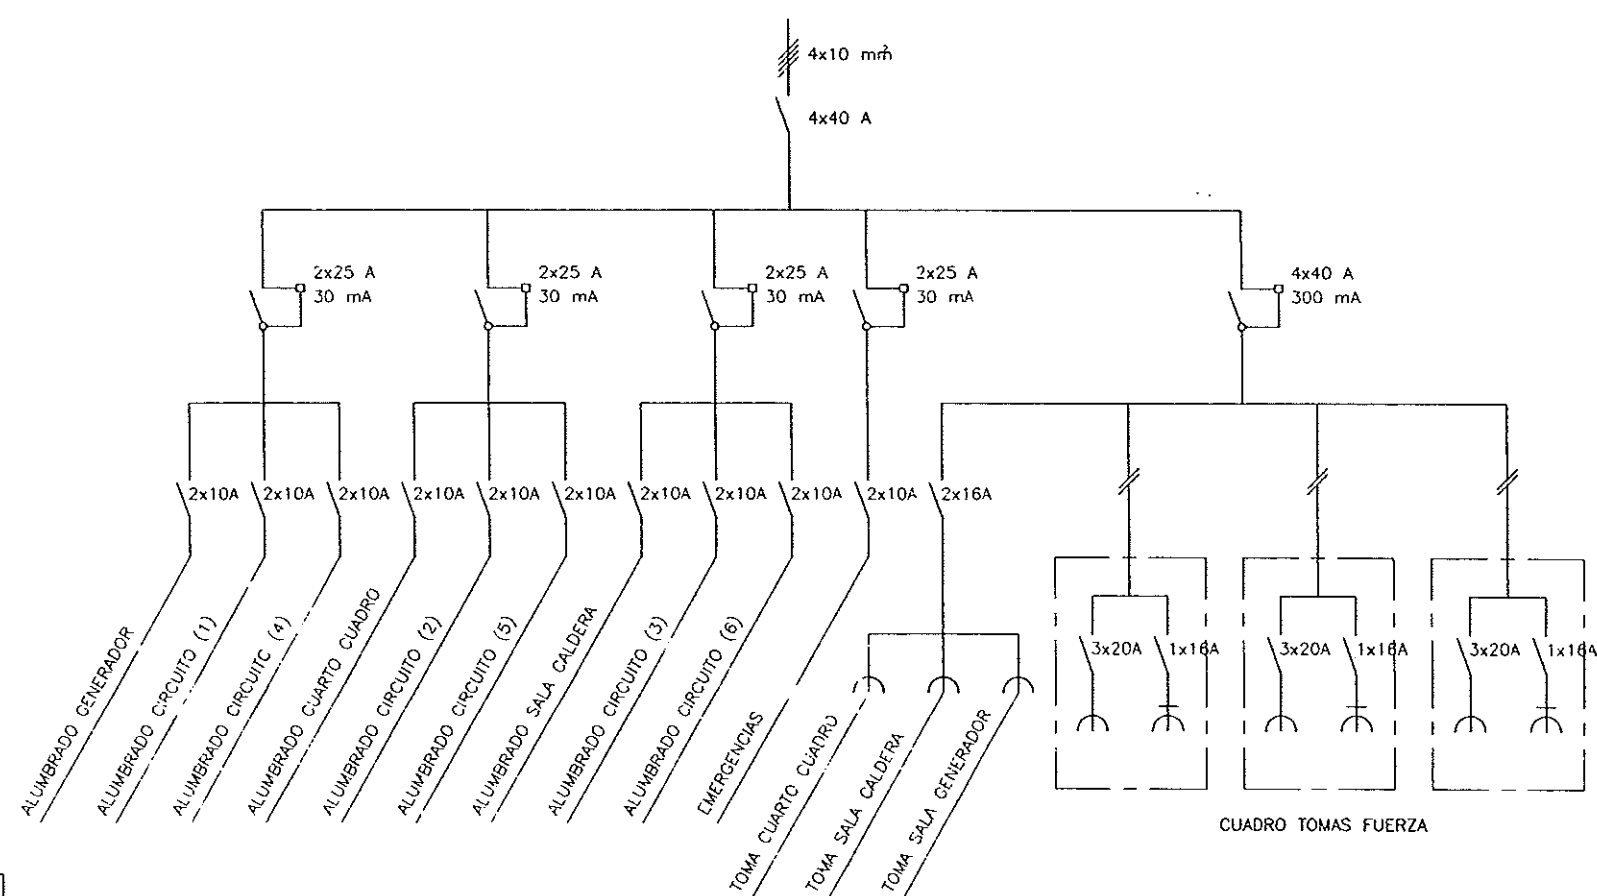

ESQUEMA UNIFILAR CUADRO ALUMBRADO

 (EDIFICIO ESPESADO)

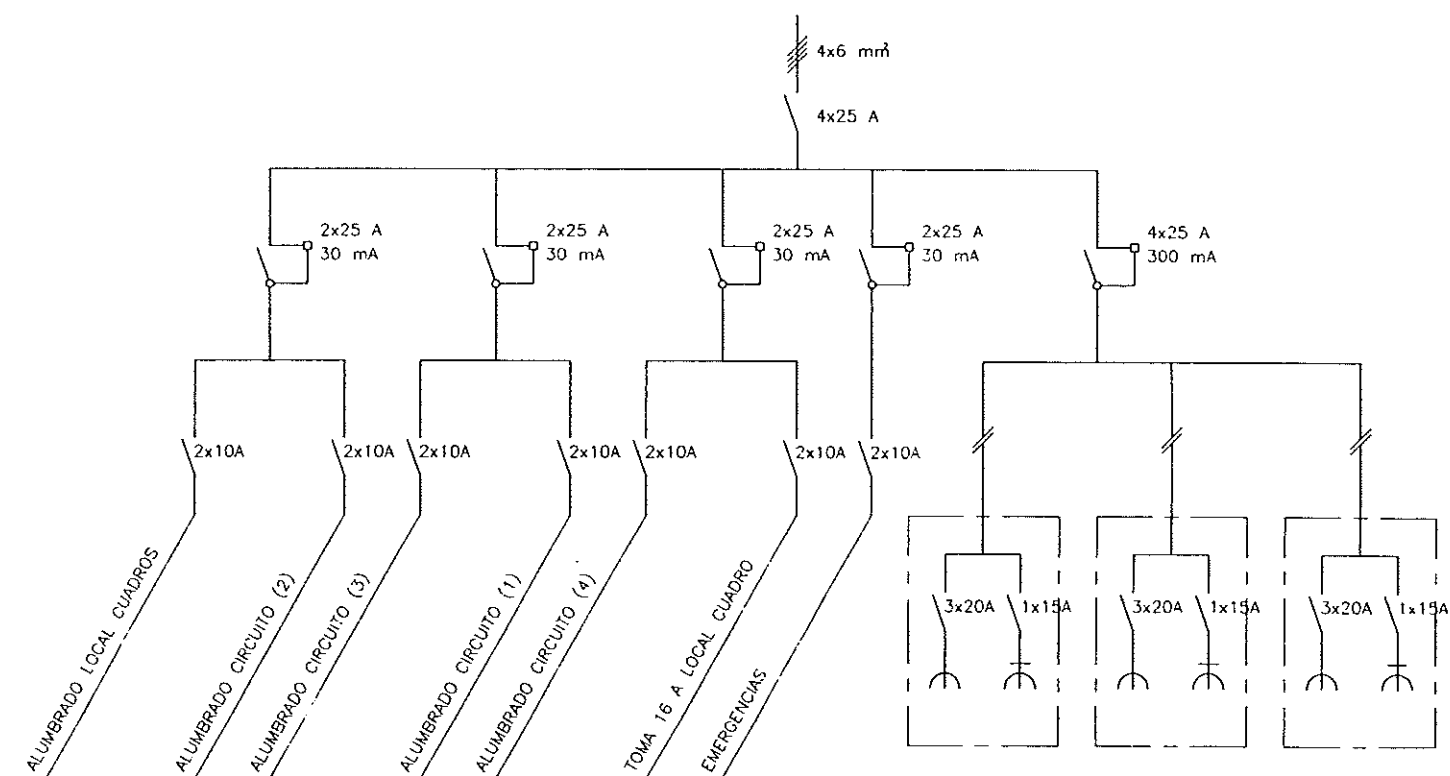

DIPUTACION
GENERAL
DE ARAGON

DEPARTAMENTO DE ORDENACION TERRITORIAL,
OBRAS PUBLICAS Y TRANSPORTES

DIRECCION GENERAL DEL AGUA

 
EMPRESA CONSTRUCTORA (UTE)



LOS INGENIEROS C.E.P. AUTORES DEL PROYECTO

Tratamiento de Aguas, S.A.

D. JOSE MARIA HERNANDEZ MELCHER



SUSTITUYE A

SUSTITUIDO POR

PROYECTO

ESTACION DEPURADORA DE
AGUAS RESIDUALES DE
HUESCA

CLASE EXPEDIENTE

23 S.02

Nº PLANO

34.6

DESIGNACION DE PLANO

S/E


ESQUEMA UNIFILAR
ALUMBRADO EXTERIOR Y
ALUMBRADO EDIFICIOS.

FECHA


JUNIO-98

PAGINA

125

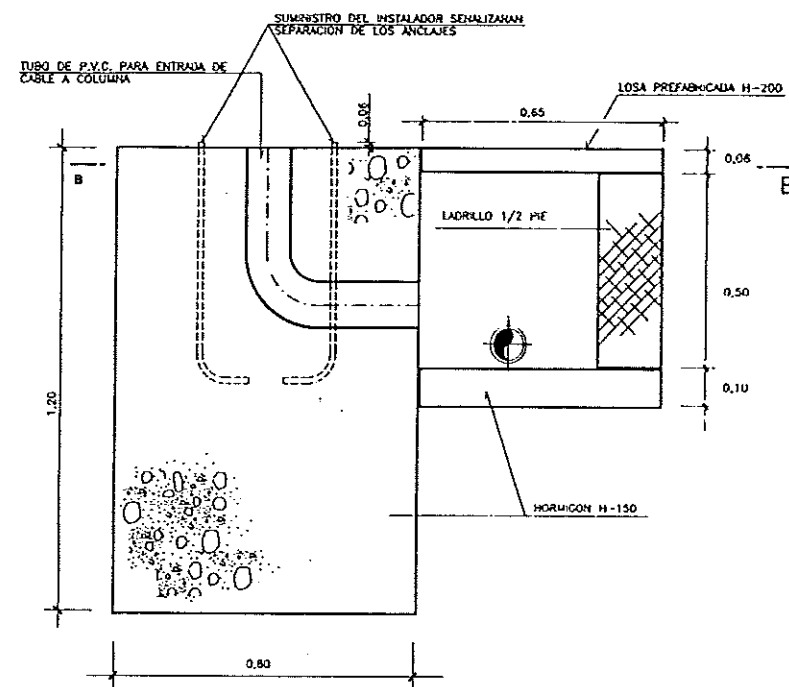


ALZADO-SECCION A-A
ESCALA 1:10

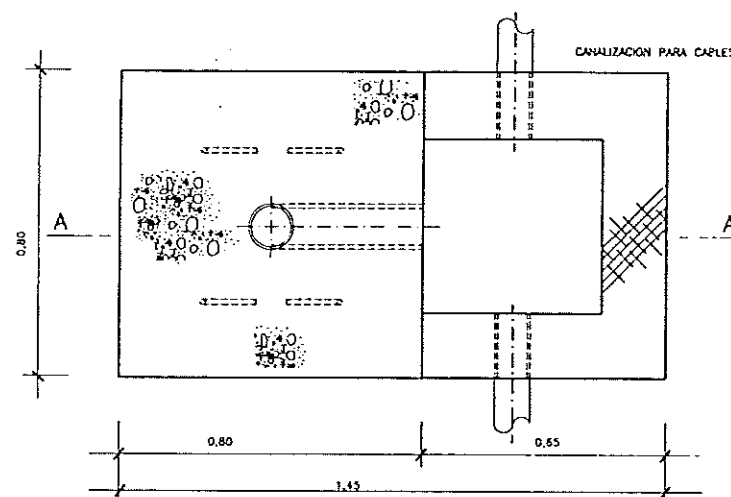


PLANTA-SECCION B-B
ESCALA 1:10


DETALLE CIMENTACION PARA COLUMNA DE 12m

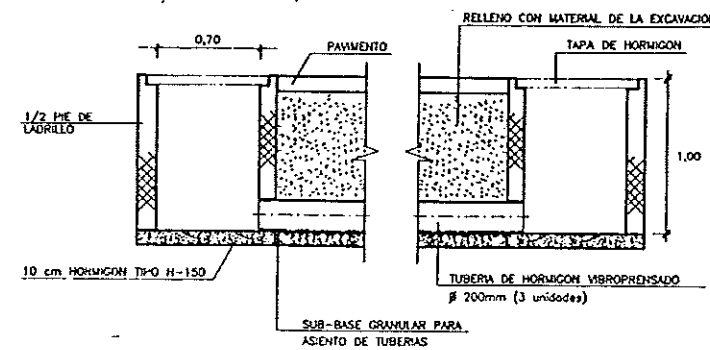


DETALLE CRUCE DE CALZADA PARA ALUMBRADO
ESCALA 1:25

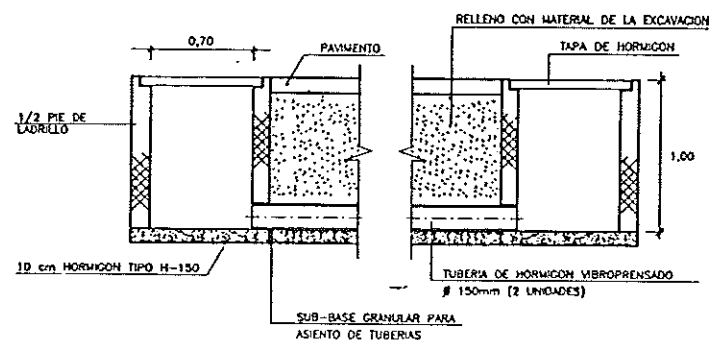


DETALLE CRUCE DE CALZADA PARA ALUMBRADO
ESCALA 1:25

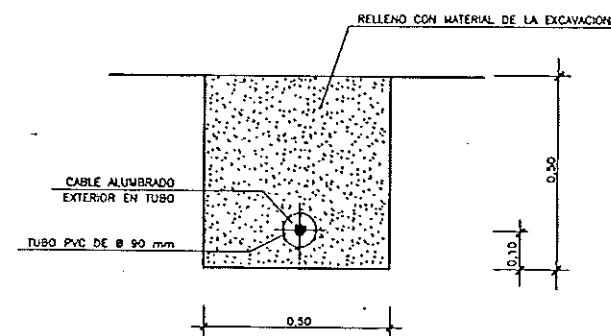

SECCION TIPO
DE ZANJA PARA RED DE ALUMBRADO EXTERIOR
ESCALA 1:10

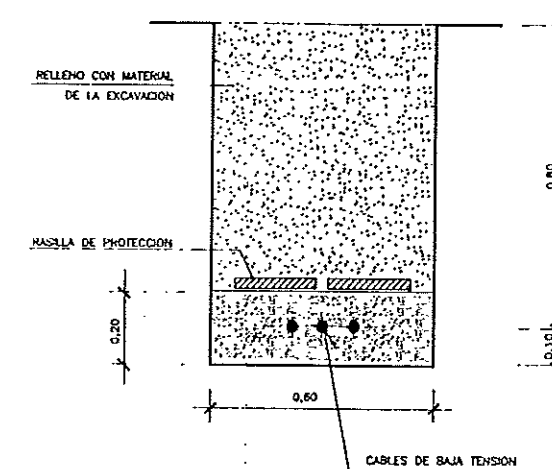

SECCION TIPO
ZANJA PARA RED DE BAJA TENSION
ESCALA 1:10

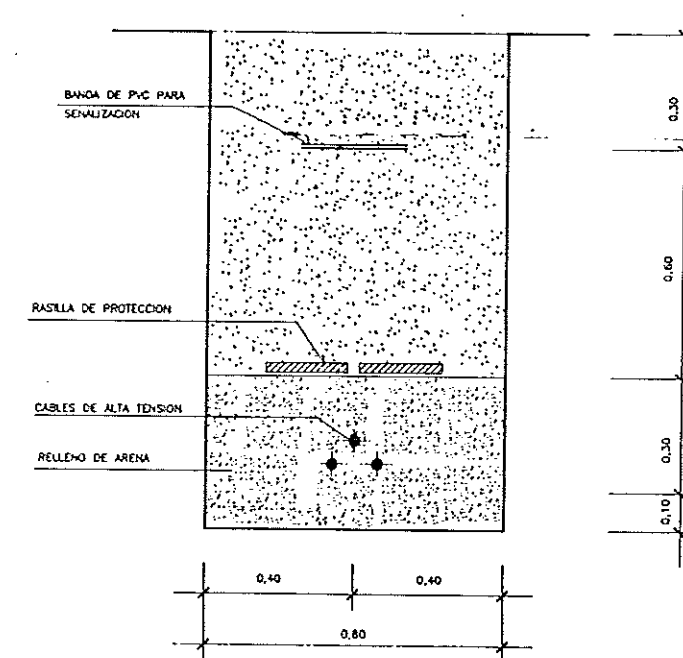

SECCION TIPO
ESCALA 1:10



DIPUTACION
GENERAL
DE ARAGON

DEPARTAMENTO DE ORDENACION TERRITORIAL
OBRAS PUBLICAS Y TRANSPORTES
DIRECCION GENERAL DEL AGUA

EMPRESA CONSTRUCTORA (S.L.E.)



LOS INGENIEROS C.C.P. AUTORES DEL PROYECTO

D. JOSE MARIA HERNANDEZ MELCHOR



D. CARLOS LINARES MENDO

SUSTITUYE A:

SUSTITUIDO POR:

PROYECTO

ESTACION DEPURADORA DE
AGUAS RESIDUALES DE
HUESCA

CLAVE EXPEDIENTE:

23.S.02

Nº PLANO

35

ESCALA

S/P

DESIGNACION DE PLANO

DETALLES INSTALACIONES ELECTRICAS.
EQUIPOS ELECTRICOS.

FECHA

JUNIO-96

FOLIO

126

