
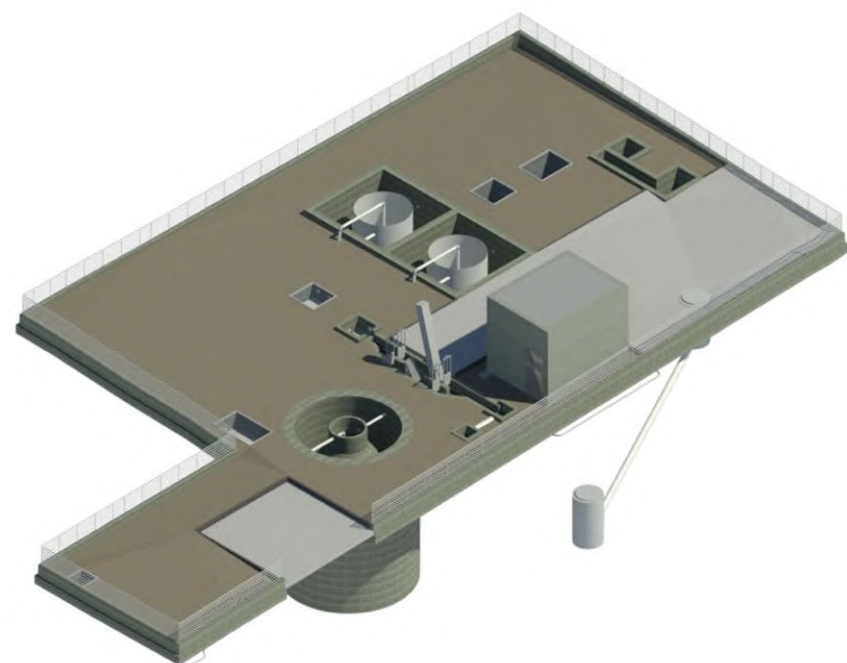


ÁREA DE COORDINACIÓN Y SEGUIMIENTO DE PLANES

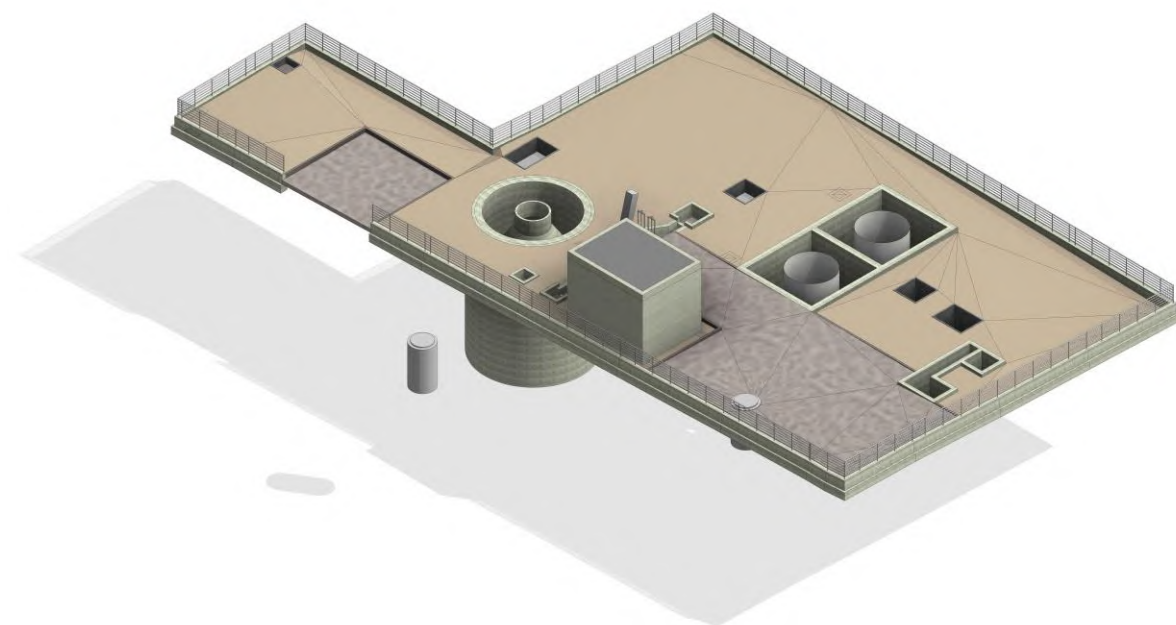

CLAVE:

TIPO:

PROYECTO

REF. CRONOLÓGICA:

2/2019

CLASE:

CONSTRUCTIVO

TÍTULO BÁSICO:

**REFORMA DE LA EDAR DE BARDENAS. T.M. EJEA DE
LOS CABALLEROS (ZARAGOZA)**

PLANOS

PROVINCIA:

ZARAGOZA

TÉRMINO MUNICIPAL:

EJEA DE LOS CABALLEROS

PRESUPUESTO BASE:

328.053,98 - Euros

I.V.A.:

68.891,34 - Euros

PRESUPUESTO BASE LICITACIÓN:

396.945,32 - Euros

AUTOR DEL PROYECTO: **OSCAR RUIZ LOZANO**



COLEGIO DE INGENIEROS DE CAMINOS,
CANALES Y PUERTOS.
ARAGÓN

Expediente	Fecha
2019/02083/01	03/06/2019

VISADO

Nº Orden	Nº Plano	DESCRIPCIÓN	HOJAS
1	1	SITUACIÓN	1
2	2	SITUACIÓN ACTUAL	1
3	3	TOPOGRAFÍA	1
4	4	PLANTA EMPLAZAMIENTO	1
5	5	PLANTA DEMOLICIONES	1
6	6	MOVIMIENTO DE TIERRAS	1
7	7	PLANTA GENERAL	1
8	8	PLANTA LÍNEA DE AGUA	1
9	9	PLANTA LÍNEA DE FANGOS - LÍNEA DE SOBRENADANTES	1
10	10	PLANTA LÍNEA DE AIRE	1
11	11	LÍNEA PIEZOMÉTRICA - LÍNEA DE AGUA	1
12	12	E.D.A.R. - ARQUETAS - ENTRADA	1
13	13	E.D.A.R. - CANAL DE ENTRADA	1
14	14	E.D.A.R. - TÁMIZ INCLINADO	1
15	15	E.D.A.R. - ARQUETA BY-PASS	1
16	16	E.D.A.R. - ARQUETA ENTRADA REACTOR BIOLÓGICO	1
17	17.1	E.D.A.R. - REACTOR BIOLÓGICO DE FANGOS ACTIVOS Y DECANTADOR SECUNDARIO - FORMAS	1
18	17.2	E.D.A.R. - REACTOR BIOLÓGICO DE FANGOS ACTIVOS Y DECANTADOR SECUNDARIO - ARMADURAS	1
19	18	E.D.A.R. - ARQUETA SALIDA REACTOR BIOLÓGICO	1
20	19	E.D.A.R. - ARQUETA CAUDALIMETRO AGUA DEPURADA	1
21	20.1	E.D.A.R. - CANAL DE CLORACIÓN - FORMAS	1
22	20.2	E.D.A.R. - CANAL DE CLORACIÓN - ARMADURAS	1
23	21	E.D.A.R. - ARQUETA CAUDALIMETRO FANGOS	1
24	22	E.D.A.R. - DEPÓSITO "IMHOFF" EXISTENTE	1
25	23	E.D.A.R. - RED ABASTECIMIENTO - PLANTA	1
26	24.1	E.D.A.R. - RED ELÉCTRICA - PLANTA DE FUERZA	1
27	24.2	E.D.A.R. - RED ELÉCTRICA - RED ALUMBRADO - PLANTA	1
28	24.3	E.D.A.R. - RED ELÉCTRICA - ESQUEMA UNIFILAR	1
29	24.4	E.D.A.R. - RED ELÉCTRICA - RED DE TIERRAS	1
30	25	EMISARIO PLANTA Y PERFIL LONGITUDINAL	1
31	26.1	CASETA DE CONTROL - PLANTA Y SECCIONES	1
32	26.2	CASETA DE CONTROL - CIMENTACIONES Y ESTRUCTURAS	1
33	26.3	CASETA DE CONTROL - PLANTA ELÉCTRICA	1
34	26.4	CASETA DE CONTROL - PLANTA FONTANERÍA, SANEAMIENTO Y PLUVIALES	1
35	26.5	CASETA DE CONTROL - PLANTA AGUA POTABLE	1
36	26.6	CASETA DE CONTROL - PLANTA ACABADOS	1
37	27.1	E.D.A.R. - URBANIZACIÓN - PLANTA	1
38-40	27.2	E.D.A.R. - URBANIZACIÓN - DETALLES	3
41	28	VISTA 3D	1
42-46	29.1	ACOMETIDA RED DE ABASTECIMIENTO - PLANTA	5
47	29.2	ACOMETIDA RED DE ABASTECIMIENTO - DETALLES	1
48-52	30.1	ACOMETIDA RED ELÉCTRICA - PLANTA	5
53	30.2	ACOMETIDA RED ELÉCTRICA - DETALLES	1



COLEGIO DE INGENIEROS DE CAMINOS,
CANALES Y PUERTOS.

ARAGON


Expediente

2019/02083/01


Fecha

03/06/2019

VISADO

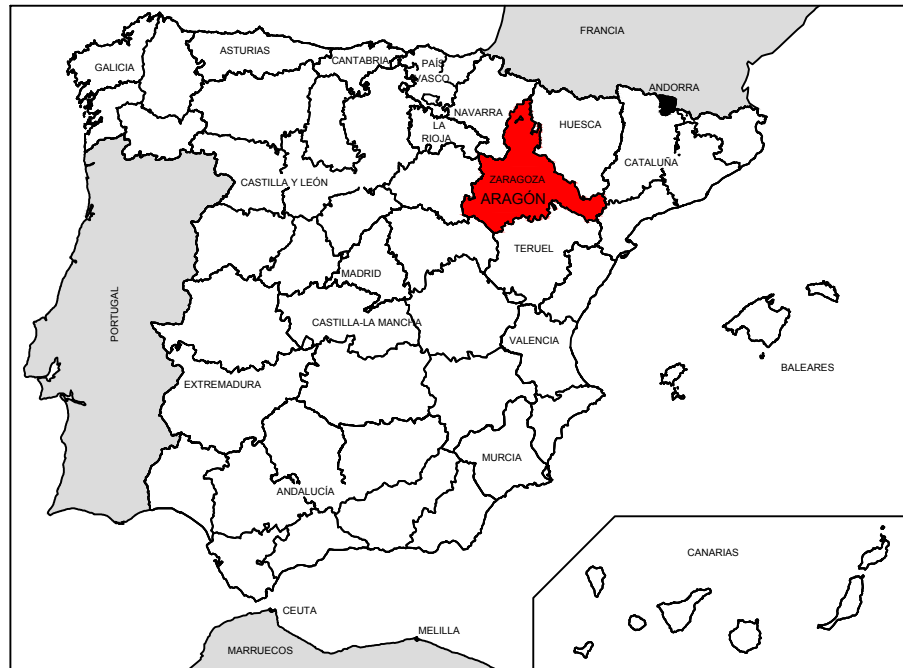


COMARCA DE CINCO VILLAS

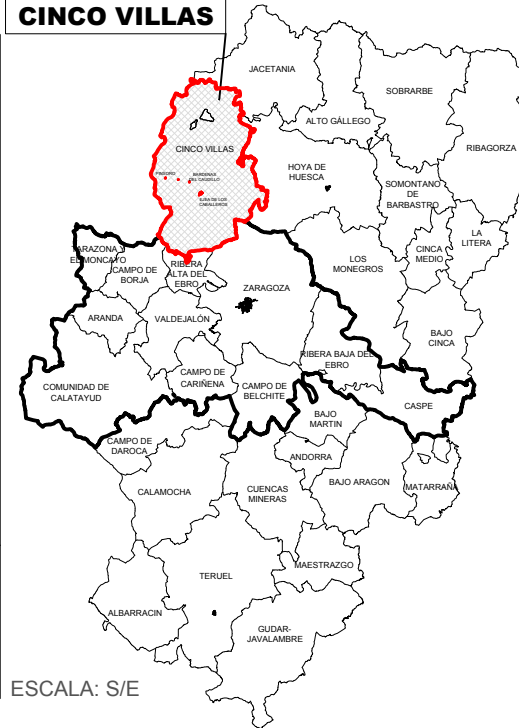

ESCALA: S/E



PLANTA DE SITUACIÓN
ESCALA 1:50.000

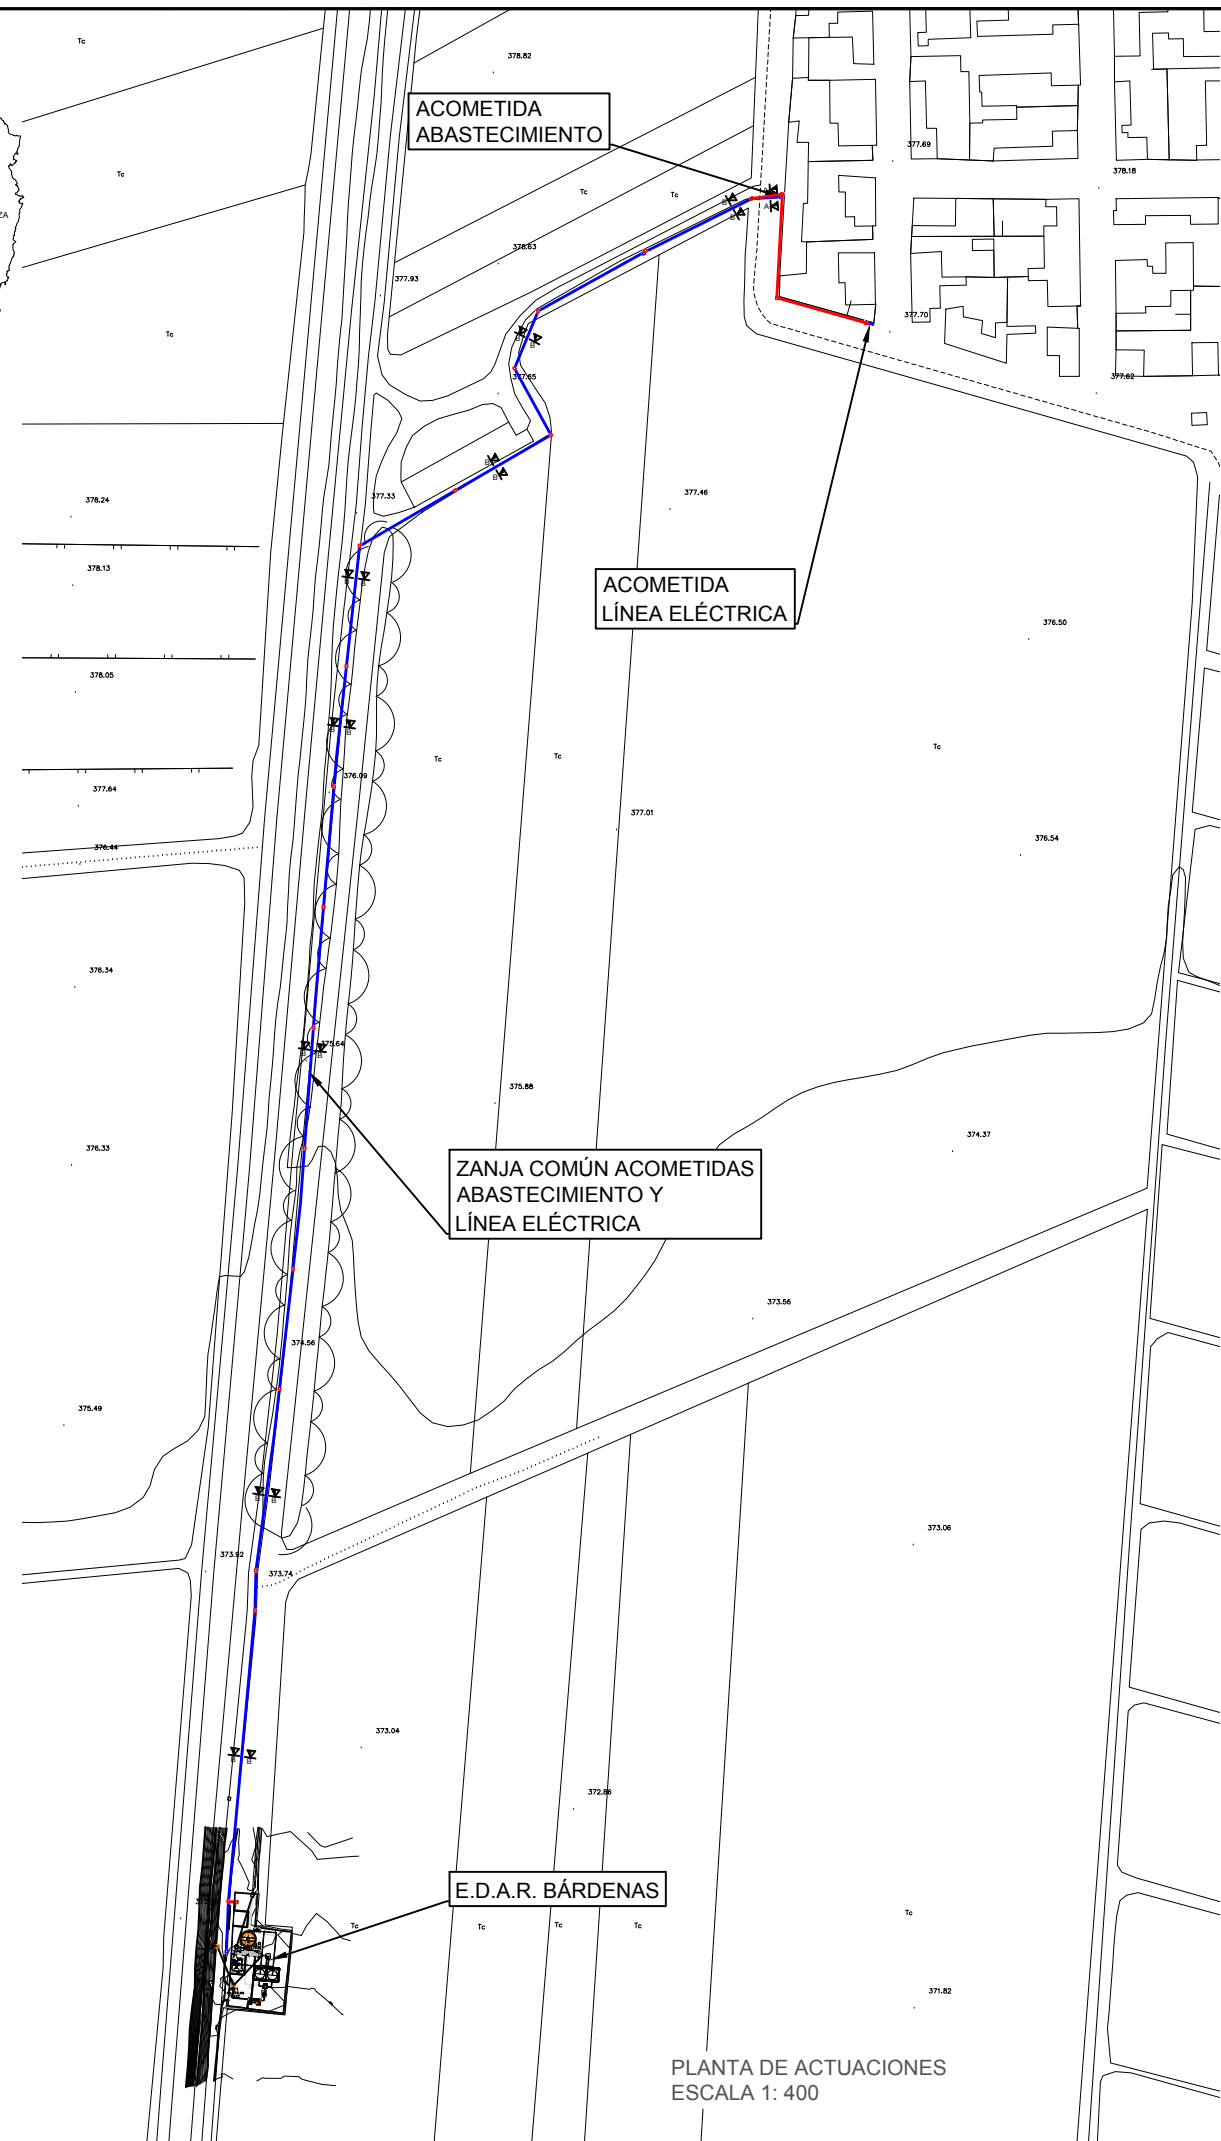

PLANTA DE ACTUACIONES
ESCALA 1: 400

COLEGIO DE INGENIEROS DE CAMINOS,
CANALES Y PUERTOS.
ARAGON
Expediente
2019/02083/01

Fecha
03/06/2019

VISADO

Instituto Aragonés del
AGUA

PROYECTO DE:
**REFORMA
DE LA E.D.A.R. DE
BÁRDENAS.
T.M. EJE DE LOS
CABALLEROS
(ZARAGOZA)**

CLAVE:

EL INGENIERO AUTOR DEL PROYECTO

I.C.C.P.
D. OSCAR RUIZ LOZANO
Colg. 13.443

IDOM

DESIGNACION:

SITUACIÓN

ESCALA:

INDICADAS

Din A3

SUSTITUYE A:

SUSTITUIDO POR:

Nº DE PLANO:

FECHA:

PAGINA:

1

1


GRAFICA

FEBRERO

2019

1

**GOBIERNO
DE ARAGON**
Departamento de Desarrollo Rural
y Sostenibilidad

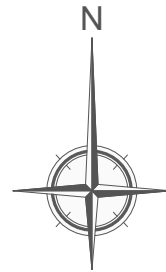


TORRE ELECTRICA

LEYENDA:



LÍNEA DE AGUA

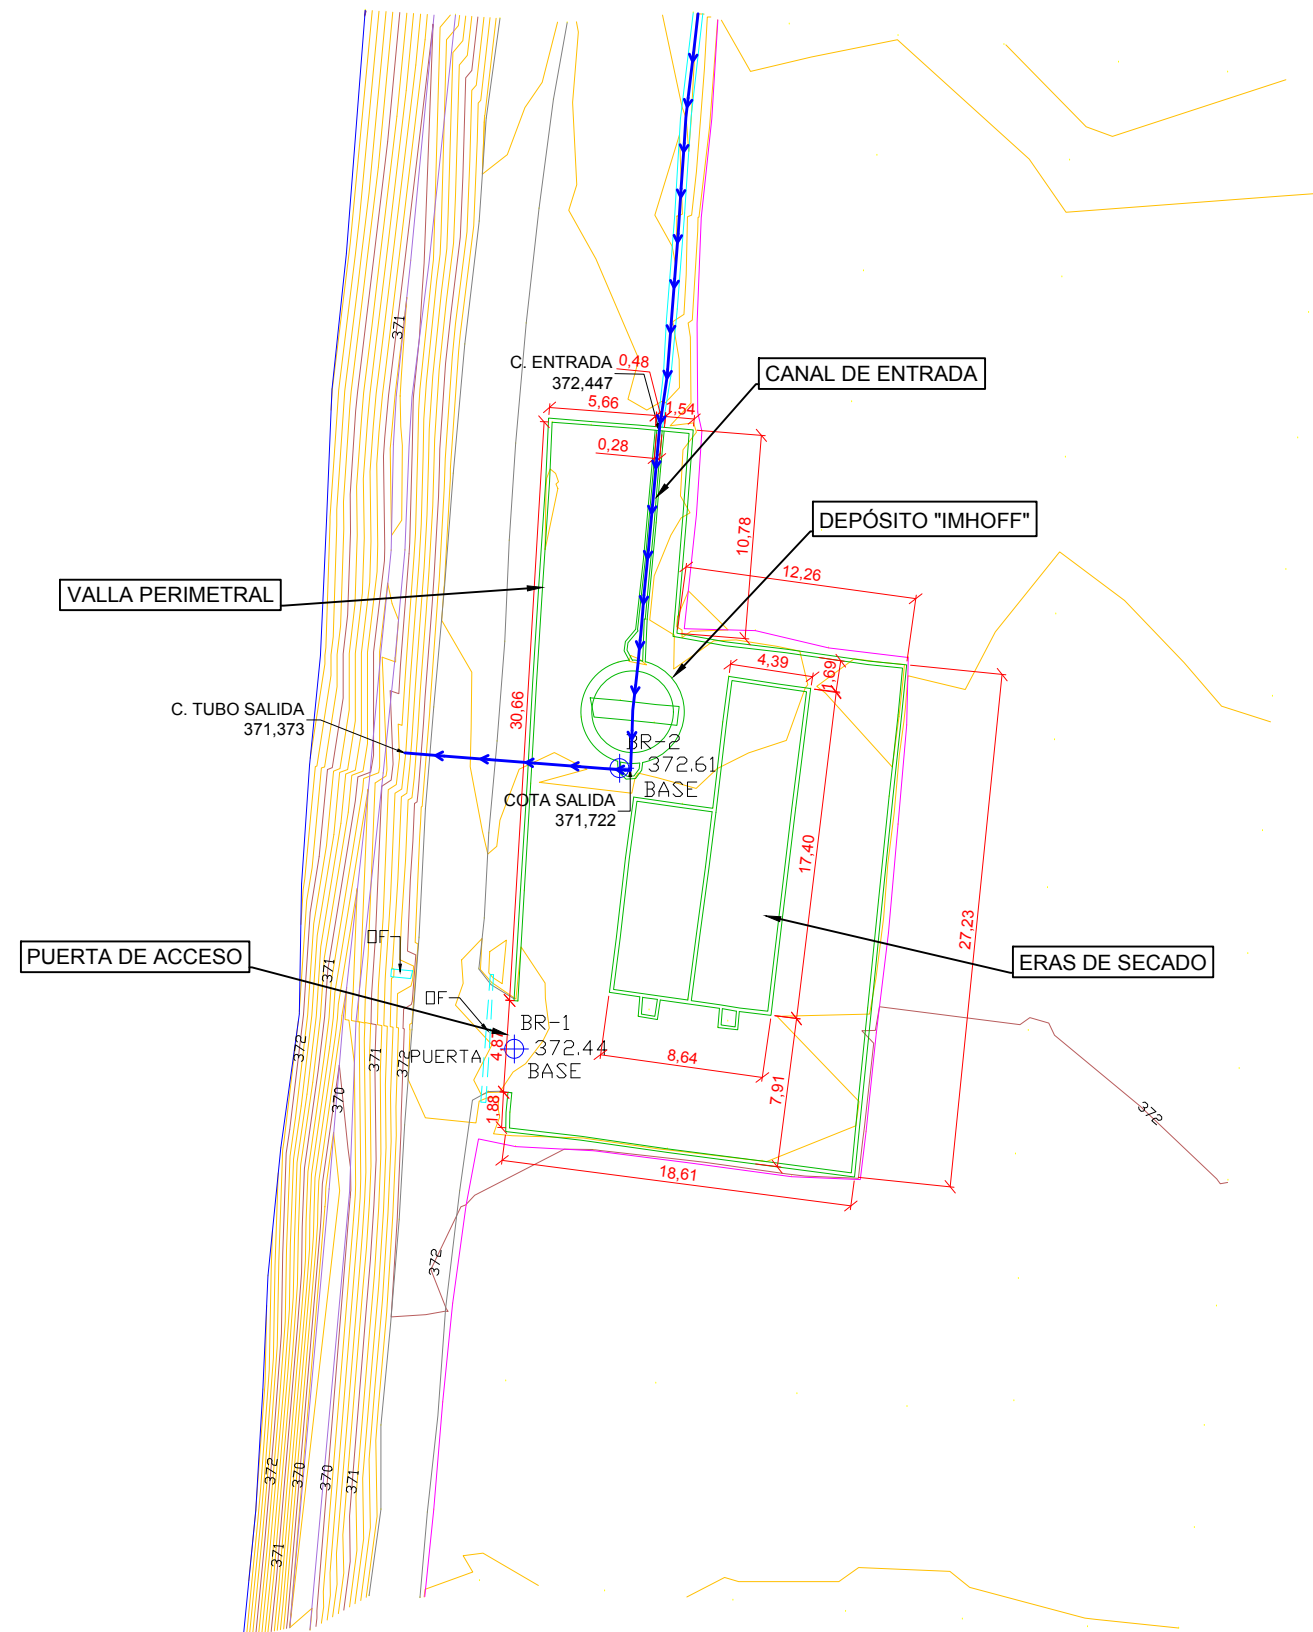

COLEGIO DE INGENIEROS DE CAMINOS,
CANALES Y PUERTOS.
ARAGON

Expediente
2019/02083/01

Fecha
03/06/2019

VISADO



PROYECTO DE:
**REFORMA
DE LA E.D.A.R. DE
BÁRDENAS.
T.M. EJECA DE LOS
CABALLEROS
(ZARAGOZA)**

CLAVE:

EL INGENIERO AUTOR DEL PROYECTO

I.C.C.P.
D. OSCAR RUIZ LOZANO
Colg. 13.443



IDOM

DESIGNACION:
SITUACIÓN ACTUAL

ESCALA:
1:400

SUSTITUYE A:
SUSTITUIDO POR:
Nº DE PLANO:
2
FECHA:
FEBRERO
2019
PAGINA:
2

**GOBIERNO
DE ARAGON**
Departamento de Desarrollo Rural
y Sostenibilidad

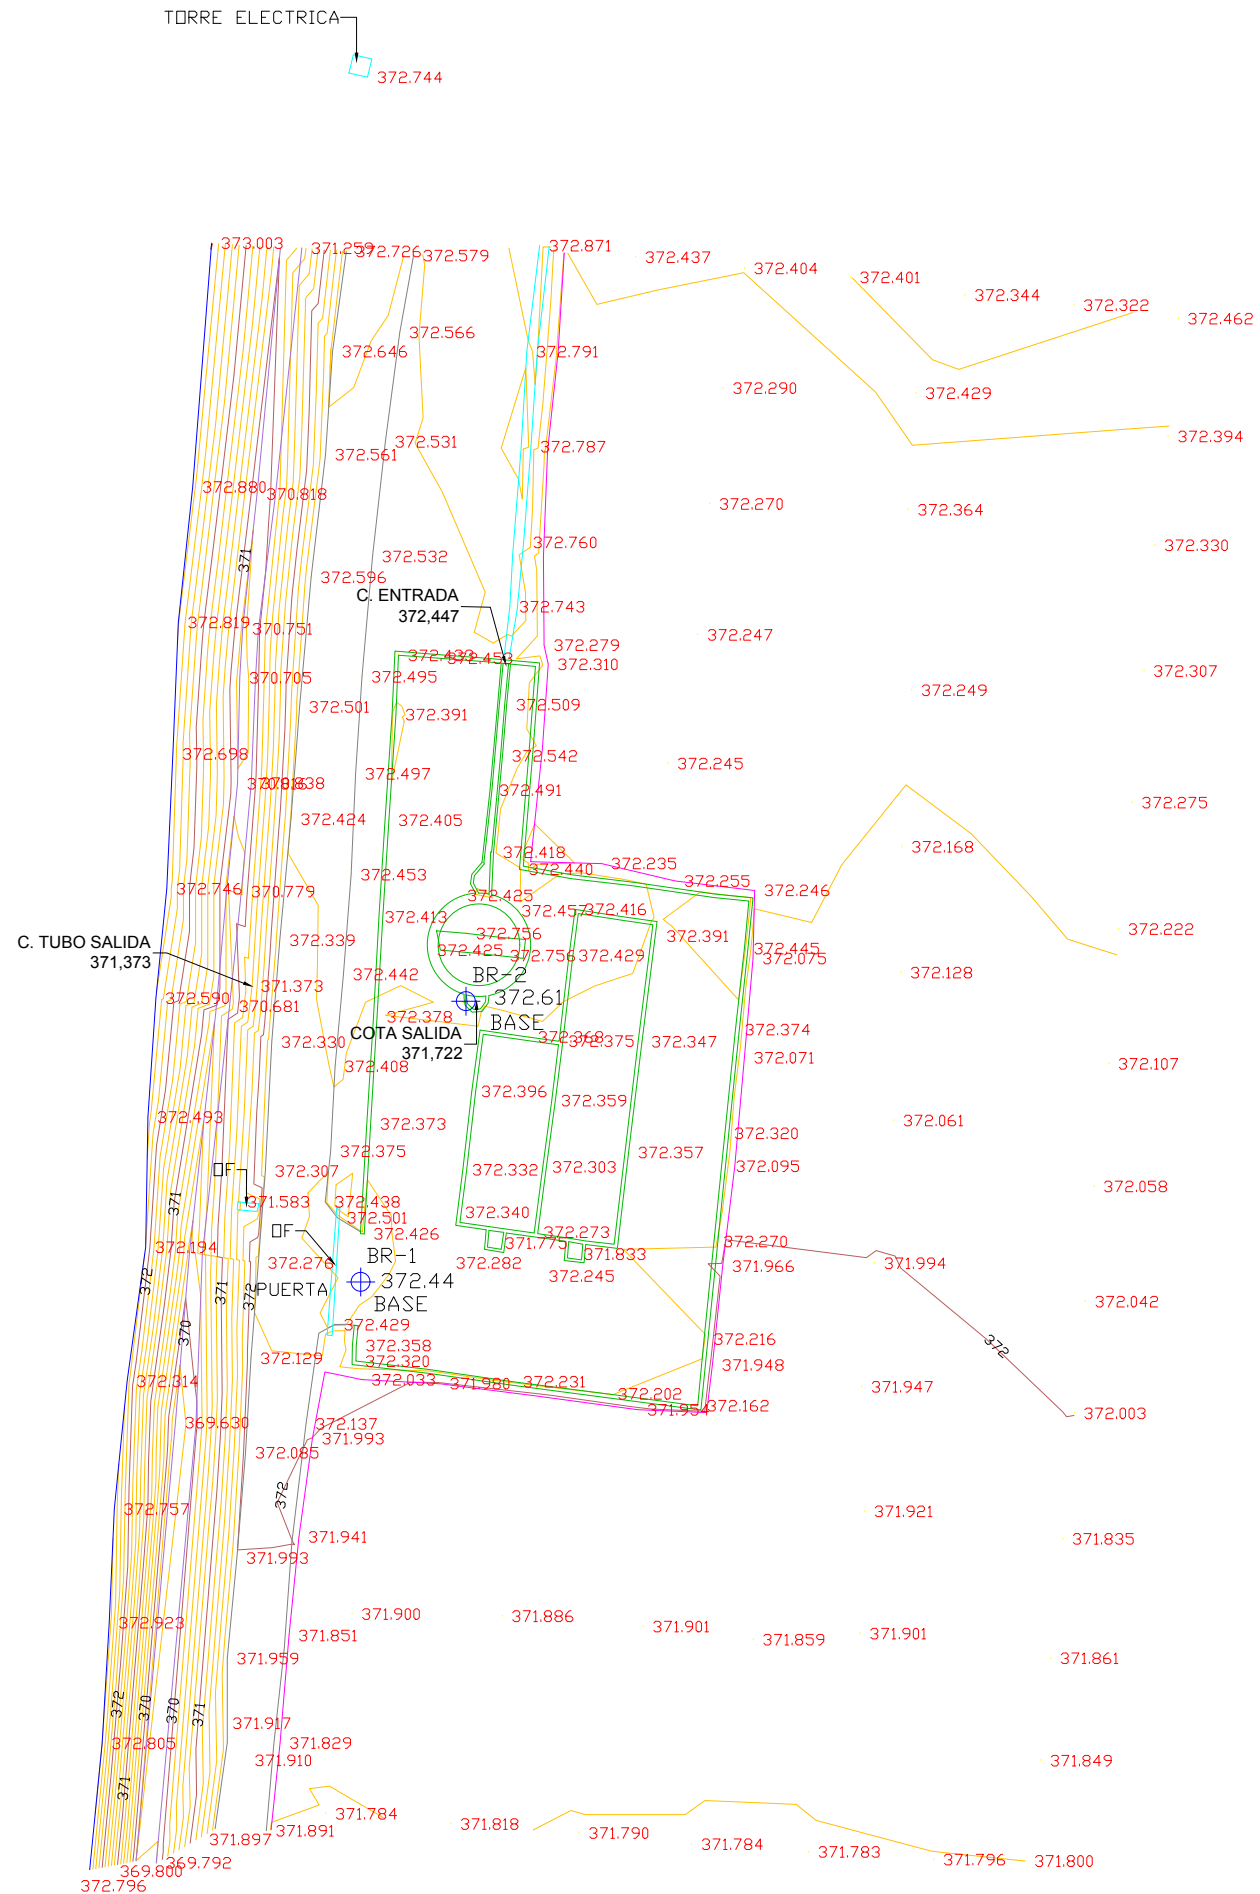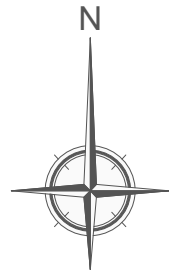

COLEGIO DE INGENIEROS DE CAMINOS, CANALES Y PUERTOS.	
ARAGON	Fecha
Expediente	03/06/2019
2019/02083/01	
VISADO	



PROYECTO DE:
**REFORMA
DE LA E.D.A.R. DE
BÁRDENAS.
T.M. EJEA DE LOS
CABALLEROS
(ZARAGOZA)**

CLAVE:

EL INGENIERO AUTOR DEL PROYECTO

I.C.C.P.
D. OSCAR RUIZ LOZANO
Colg. 13.443





DESIGNACION:
TOPOGRAFÍA

ESCALA:
1:400

SUSTITUYE A:	Nº DE PLANO:	FECHA:
SUSTITUIDO POR:	3	FEBRERO 2019
		PAGINA:
		3



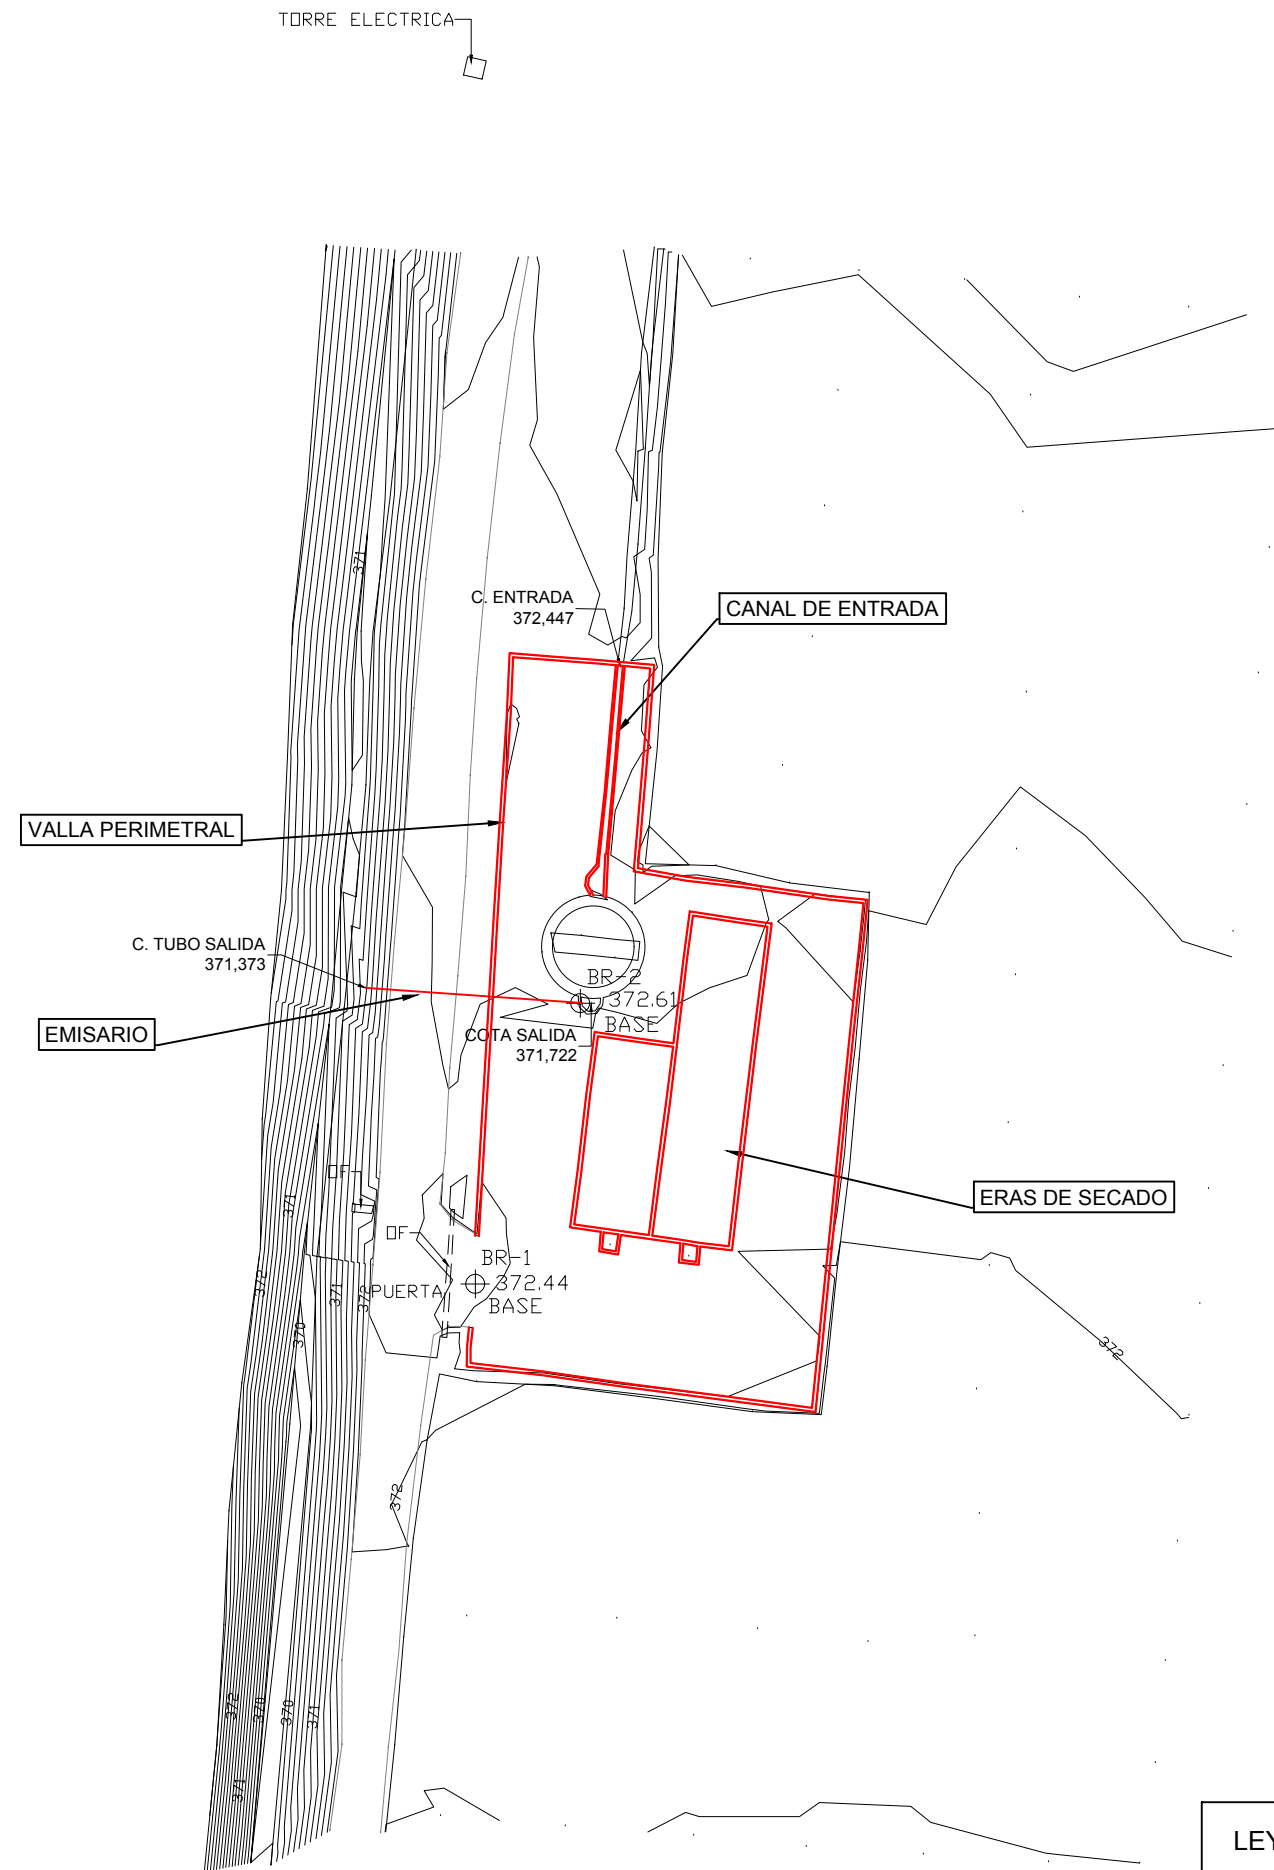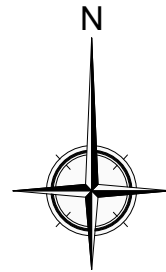

LEYENDA:

— A DEMOLER

COLEGIO DE INGENIEROS DE CAMINOS, CANALES Y PUERTOS.	
ARAGON	Fecha 03/06/2019
Expediente 2019/02083/01	VISADO



PROYECTO DE:
**REFORMA
DE LA E.D.A.R. DE
BÁRDENAS.
T.M. EJECA DE LOS
CABALLEROS
(ZARAGOZA)**

CLAVE:

EL INGENIERO AUTOR DEL PROYECTO

I.C.C.P.
D. OSCAR RUIZ LOZANO
Colg. 13.443



DESIGNACION:

PLANTA DEMOLICIONES

ESCALA:

1:400

Din A3

SUSTITUYE A:

Nº DE PLANO:


FECHA:

PAGINA:

5

5



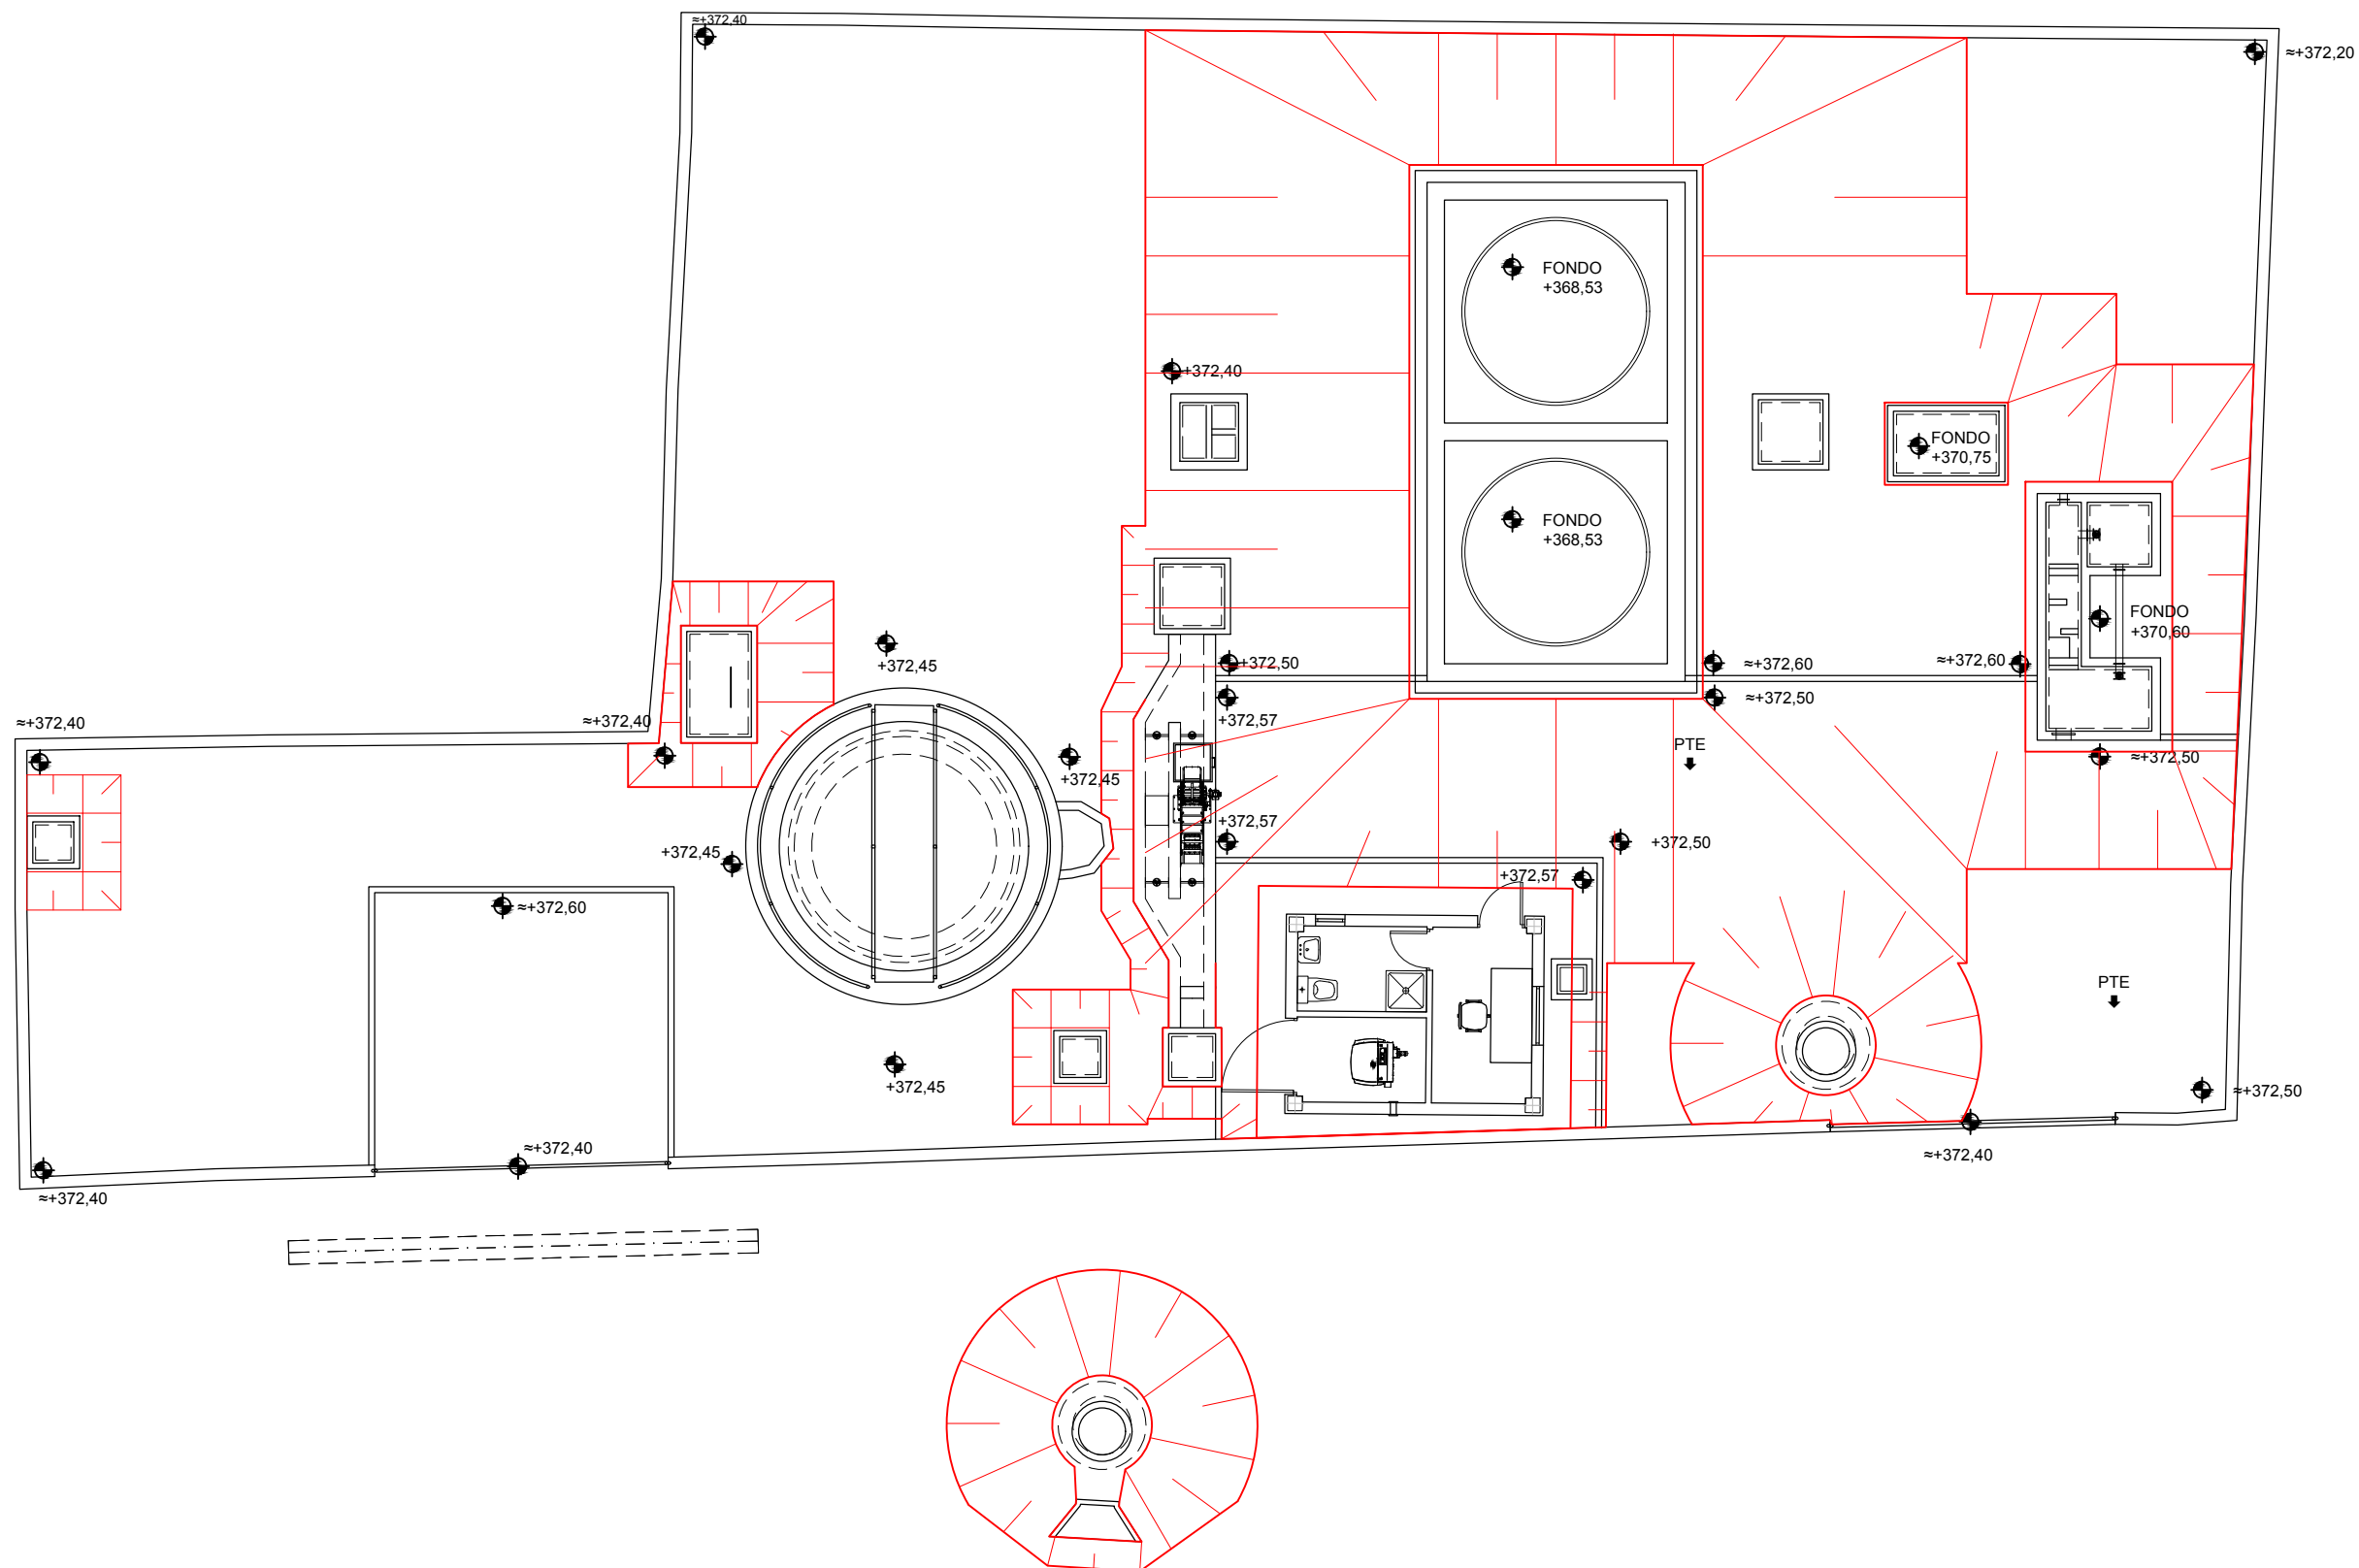

	Expediente	2019/02083/01
	Fecha	03/06/2019

VISADO



PROYECTO DE:
**REFORMA
DE LA E.D.A.R. DE
BÁRDENAS.
T.M. EJEA DE LOS
CABALLEROS
(ZARAGOZA)**

CLAVE:

EL INGENIERO AUTOR DEL PROYECTO

I.C.C.P.
D. OSCAR RUIZ LOZANO
Colg. 13.443

 


IDOM

DESIGNACION:
**MOVIMIENTO
DE TIERRAS
PLANTA**

ESCALA:

1:125



Din A3

GRAFICA

SUSTITUYE A:

Nº DE PLANO:

FECHA:

SUSTITUIDO POR:


6

**FEBRERO
2019**

PAGINA:

6



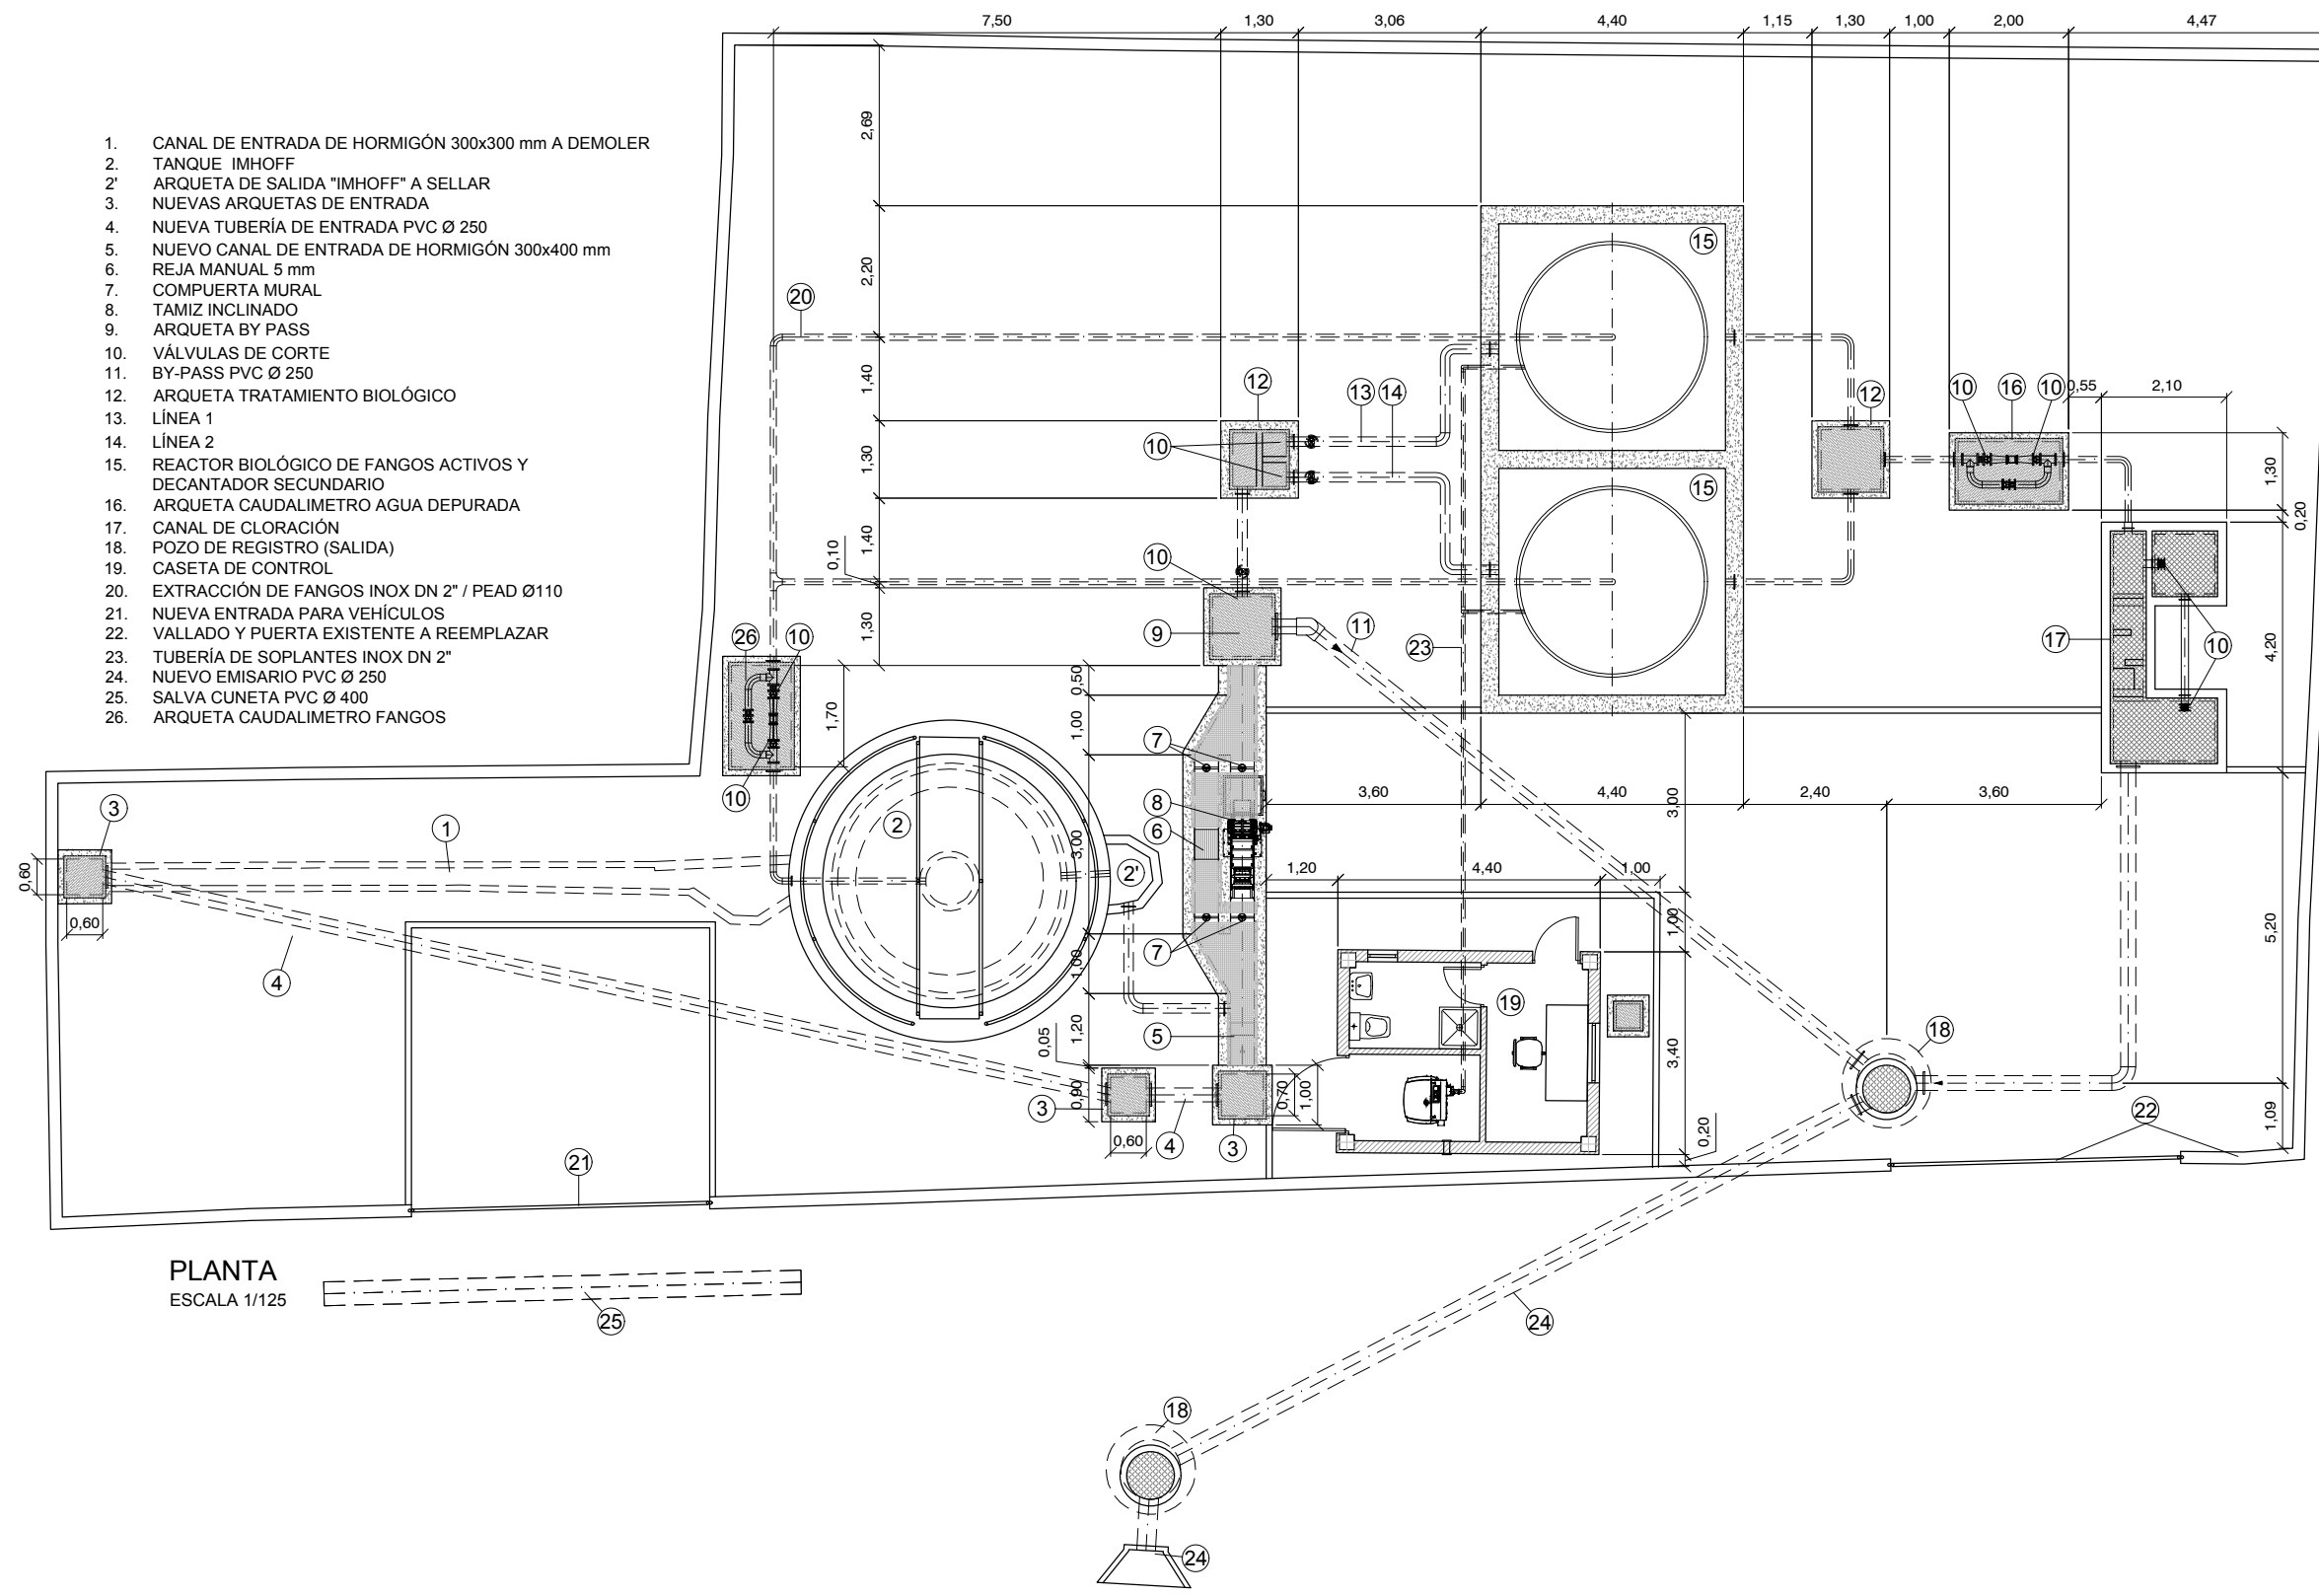

1. CANAL DE ENTRADA DE HORMIGÓN 300x300 mm A DEMOLER
2. TANQUE IMHOFF
- 2'. ARQUETA DE SALIDA "IMHOFF" A SELLAR
3. NUEVAS ARQUETAS DE ENTRADA
4. NUEVA TUBERÍA DE ENTRADA PVC Ø 250
5. NUEVO CANAL DE ENTRADA DE HORMIGÓN 300x400 mm
6. REJA MANUAL 5 mm
7. COMPUERTA MURAL
8. TAMIZ INCLINADO
9. ARQUETA BY PASS
10. VÁLVULAS DE CORTE
11. BY-PASS PVC Ø 250
12. ARQUETA TRATAMIENTO BIOLÓGICO
13. LÍNEA 1
14. LÍNEA 2
15. REACTOR BIOLÓGICO DE FANGOS ACTIVOS Y DECANTADOR SECUNDARIO
16. ARQUETA CAUDALIMETRO AGUA DEPURADA
17. CANAL DE CLORACIÓN
18. POZO DE REGISTRO (SALIDA)
19. CASETA DE CONTROL
20. EXTRACCIÓN DE FANGOS INOX DN 2" / PEAD Ø110
21. NUEVA ENTRADA PARA VEHÍCULOS
22. VALLADO Y PUERTA EXISTENTE A REEMPLAZAR
23. TUBERÍA DE SOPLANTES INOX DN 2"
24. NUEVO EMISARIO PVC Ø 250
25. SALVA CUNETA PVC Ø 400
26. ARQUETA CAUDALIMETRO FANGOS


PLANTA
ESCALA 1/125

COLEGIO DE INGENIEROS DE CAMINOS, CANALES Y PUERTOS. ARAGON		Fecha 03/06/2019
Expediente 2019/02083/01	VISADO	

Instituto Aragonés del AGUA	
PROYECTO DE: REFORMA DE LA E.D.A.R. DE BÁRDENAS. T.M. EJEJA DE LOS CABALLEROS (ZARAGOZA)	
CLAVE:	
EL INGENIERO AUTOR DEL PROYECTO I.C.C.P. D. OSCAR RUIZ LOZANO Colg. 13.443	
IDOM	
DESIGNACION: E.D.A.R. PLANTA GENERAL	
ESCALA: 1:125 0 0.5 1 1.5 2	
Din A3	GRÁFICA
SUSTITUYE A:	Nº DE PLANO: 7
SUSTITUIDO POR:	FECHA: FEBRERO 2019
	PAGINA: 7
GOBIERNO DE ARAGON Departamento de Desarrollo Rural y Sostenibilidad	

LEYENDA:

- LÍNEA DE AGUA
- LÍNEA DE BY-PASS
- EMISARIO

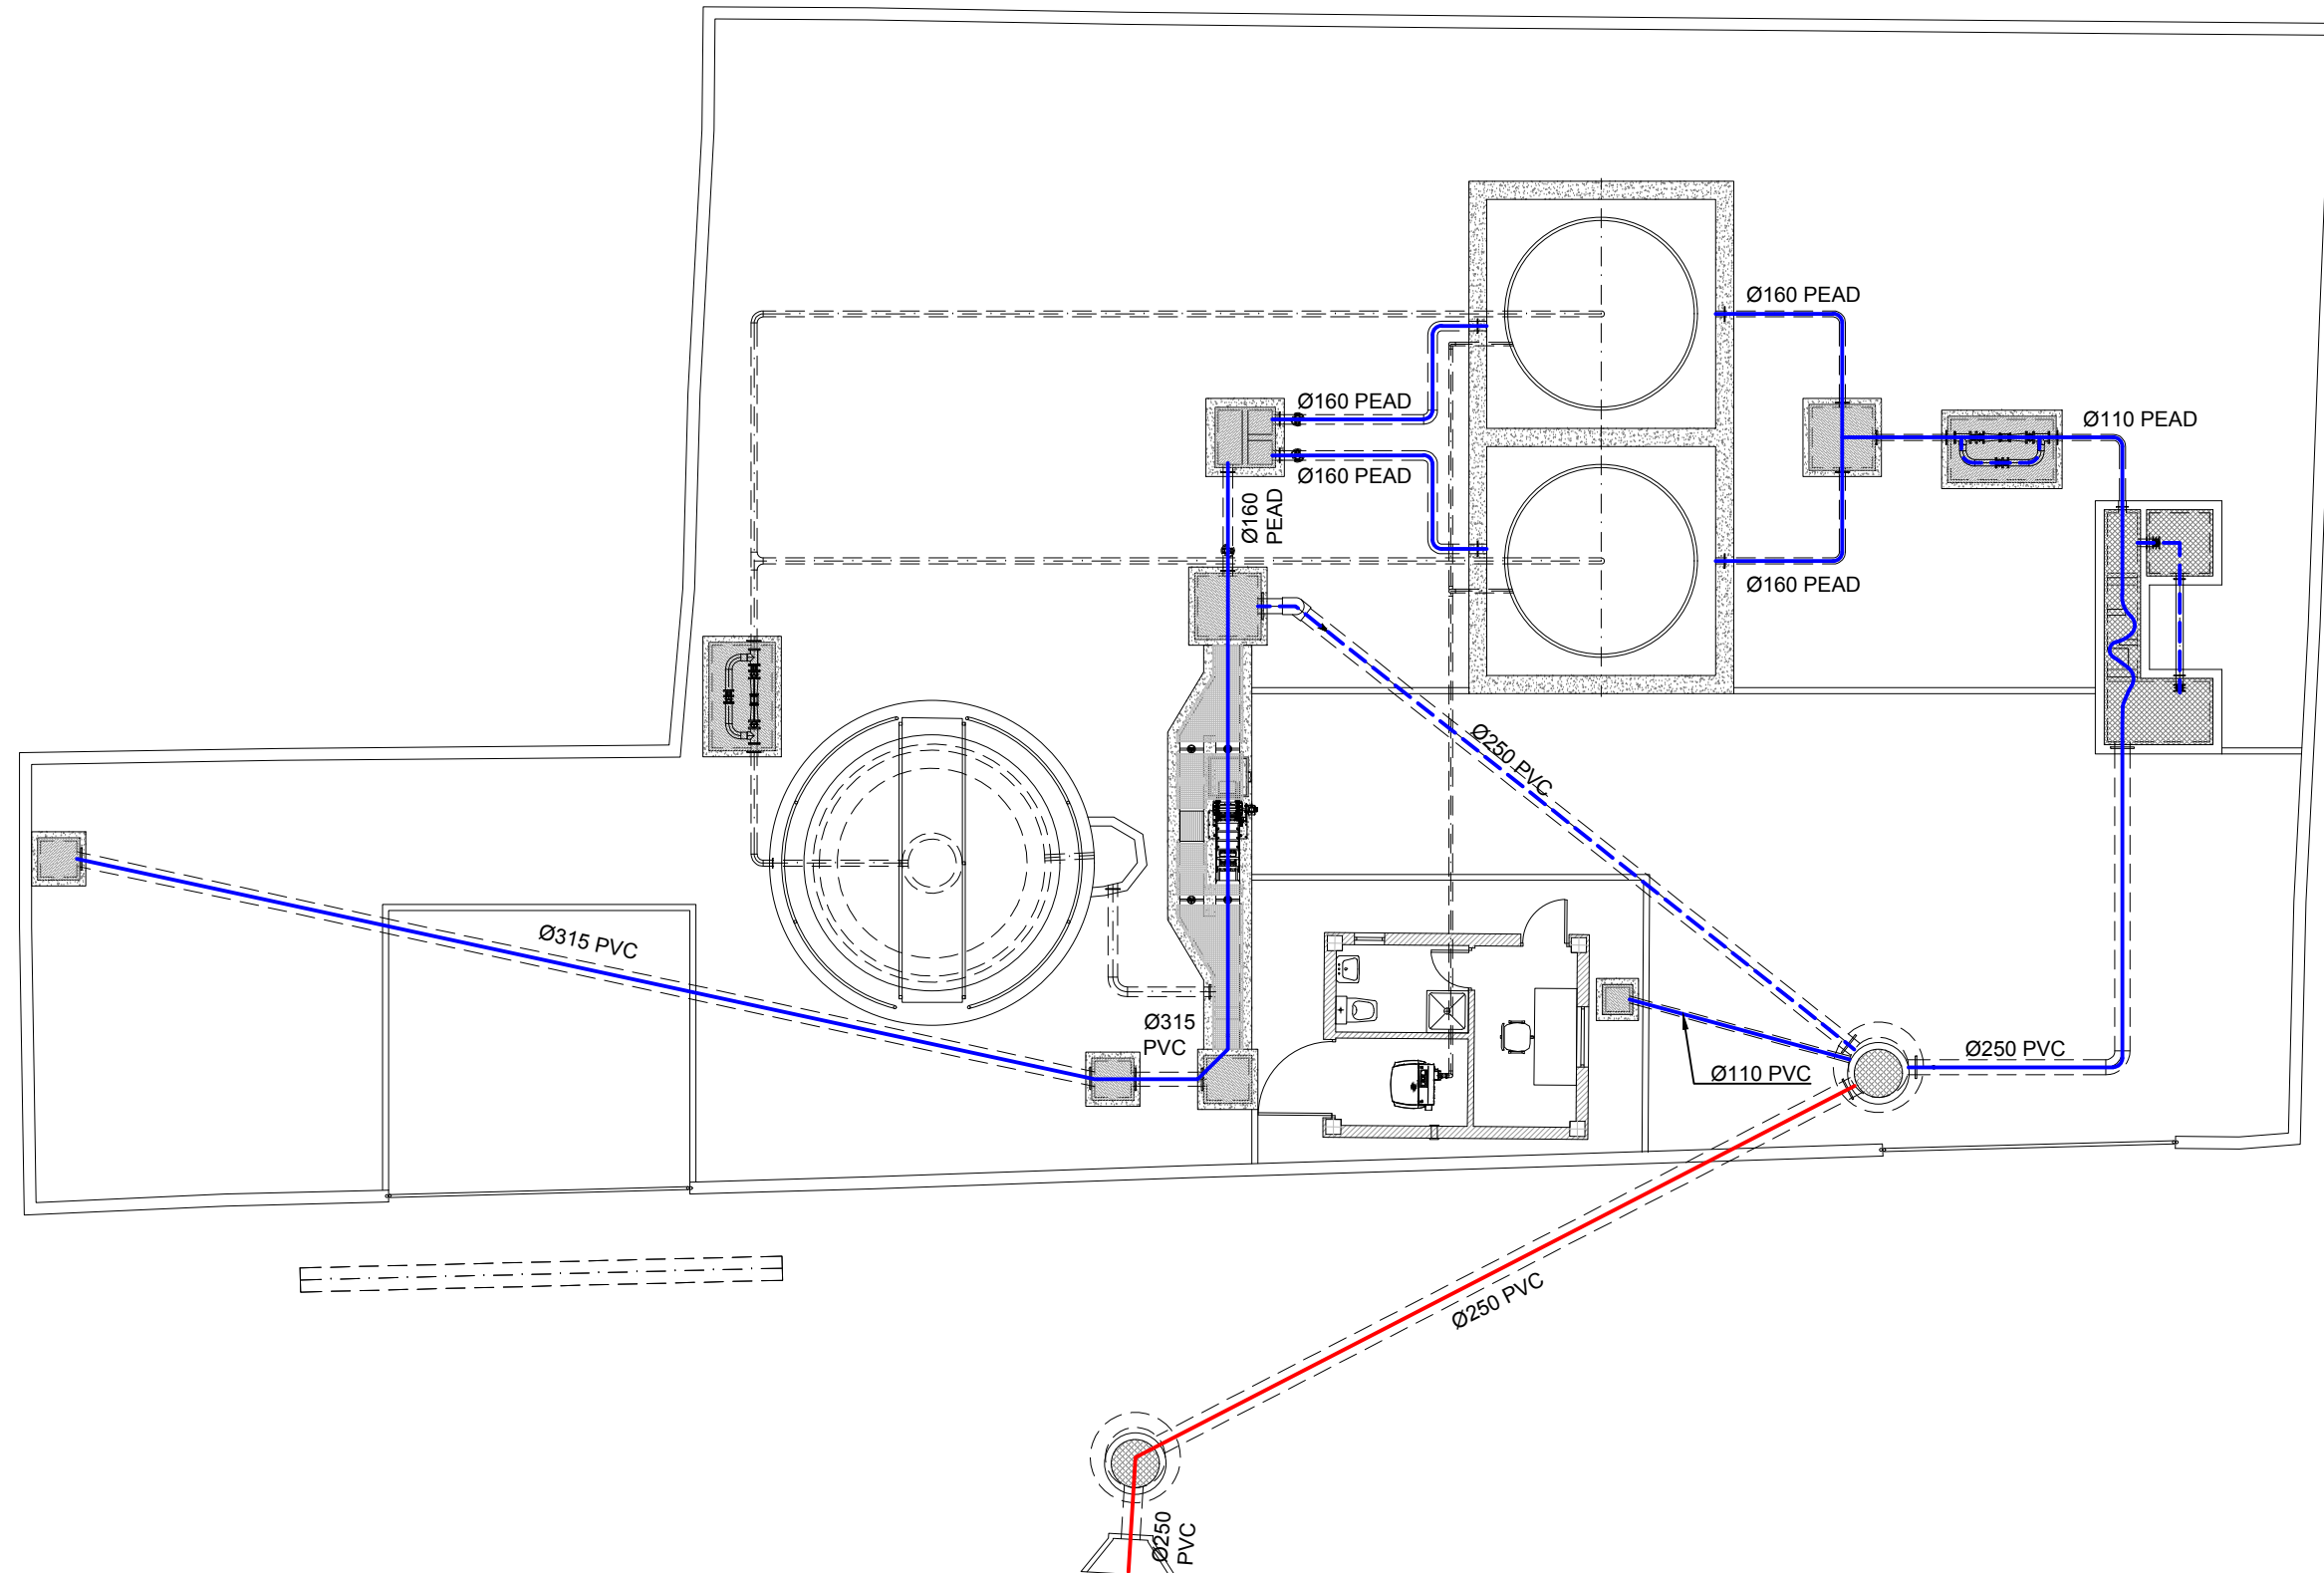

COLEGIO DE INGENIEROS DE CAMINOS, CANALES Y PUERTOS.		Fecha	03/06/2019
ARAGON		Expediente	2019/02083/01
VISADO			



PROYECTO DE:
**REFORMA
DE LA E.D.A.R. DE
BÁRDENAS.
T.M. EJEJA DE LOS
CABALLEROS
(ZARAGOZA)**

CLAVE:

EL INGENIERO AUTOR DEL PROYECTO

I.C.C.P.
D. OSCAR RUIZ LOZANO
Colg. 13.443

IDOM

DESIGNACION:
**PLANTA
LÍNEA DE AGUA**

ESCALA:
1:125

Din A3

SUSTITUYE A:

SUSTITUIDO POR:

Nº DE PLANO:
8

FECHA:
**FEBRERO
2019**


PAGINA:
8

**GOBIERNO
DE ARAGON**
Departamento de Desarrollo Rural
y Sostenibilidad

LEYENDA:

— LÍNEA DE FANGOS

— LÍNEA DE SOBRENADANTES

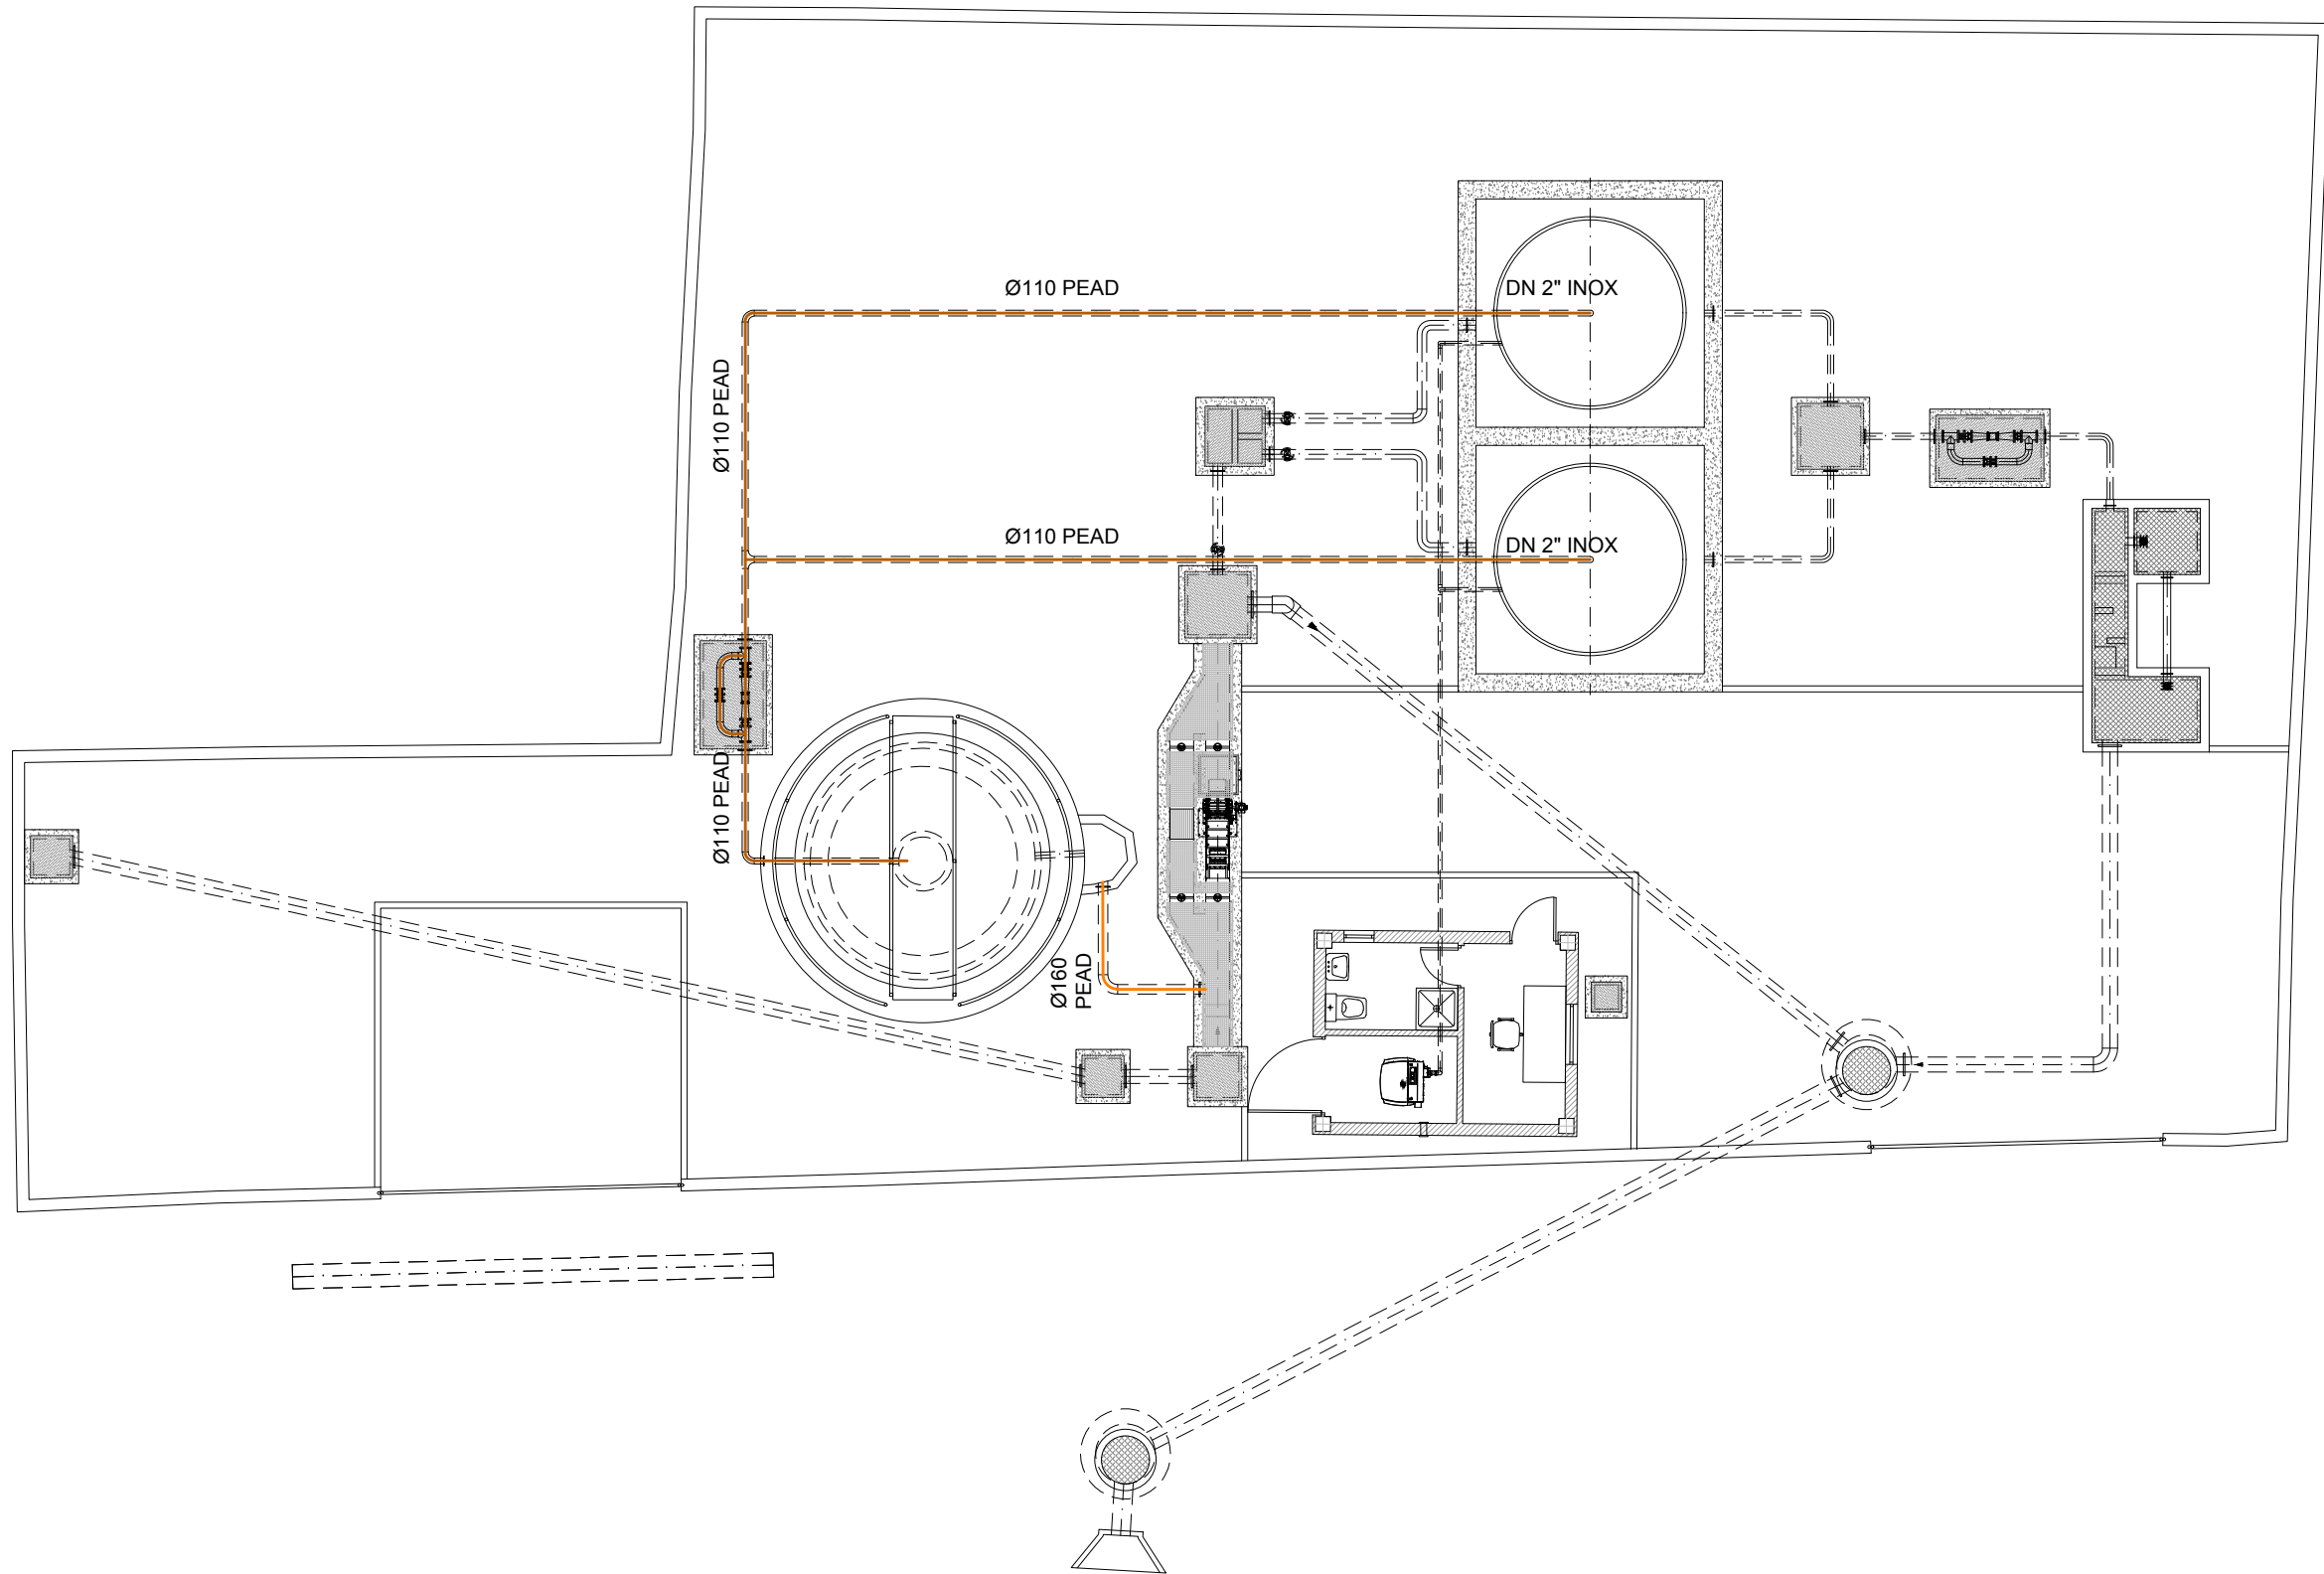

COLEGIO DE INGENIEROS DE CAMINOS, CANALES Y PUERTOS.	
ARAGON	Fecha
Expediente	03/06/2019
2019/02083/01	

VISADO



PROYECTO DE:
**REFORMA
DE LA E.D.A.R. DE
BÁRDENAS.
T.M. EJEJA DE LOS
CABALLEROS
(ZARAGOZA)**

CLAVE:

EL INGENIERO AUTOR DEL PROYECTO

I.C.C.P.
D. OSCAR RUIZ LOZANO
Colg. 13.443

IDOM

DESIGNACION:
**PLANTA
LÍNEA DE FANGOS**

ESCALA:
1:125

Din A3

SUSTITUYE A:

SUSTITUIDO POR:

Nº DE PLANO:
9


FECHA:
**FEBRERO
2019**

PAGINA:
9

**GOBIERNO
DE ARAGON**
Departamento de Desarrollo Rural
y Sostenibilidad

LEYENDA:

- LÍNEA DE AIRE ENTERRADA PEAD Ø 50
- - - LÍNEA DE AIRE NO ENTERRADA INOX 2"




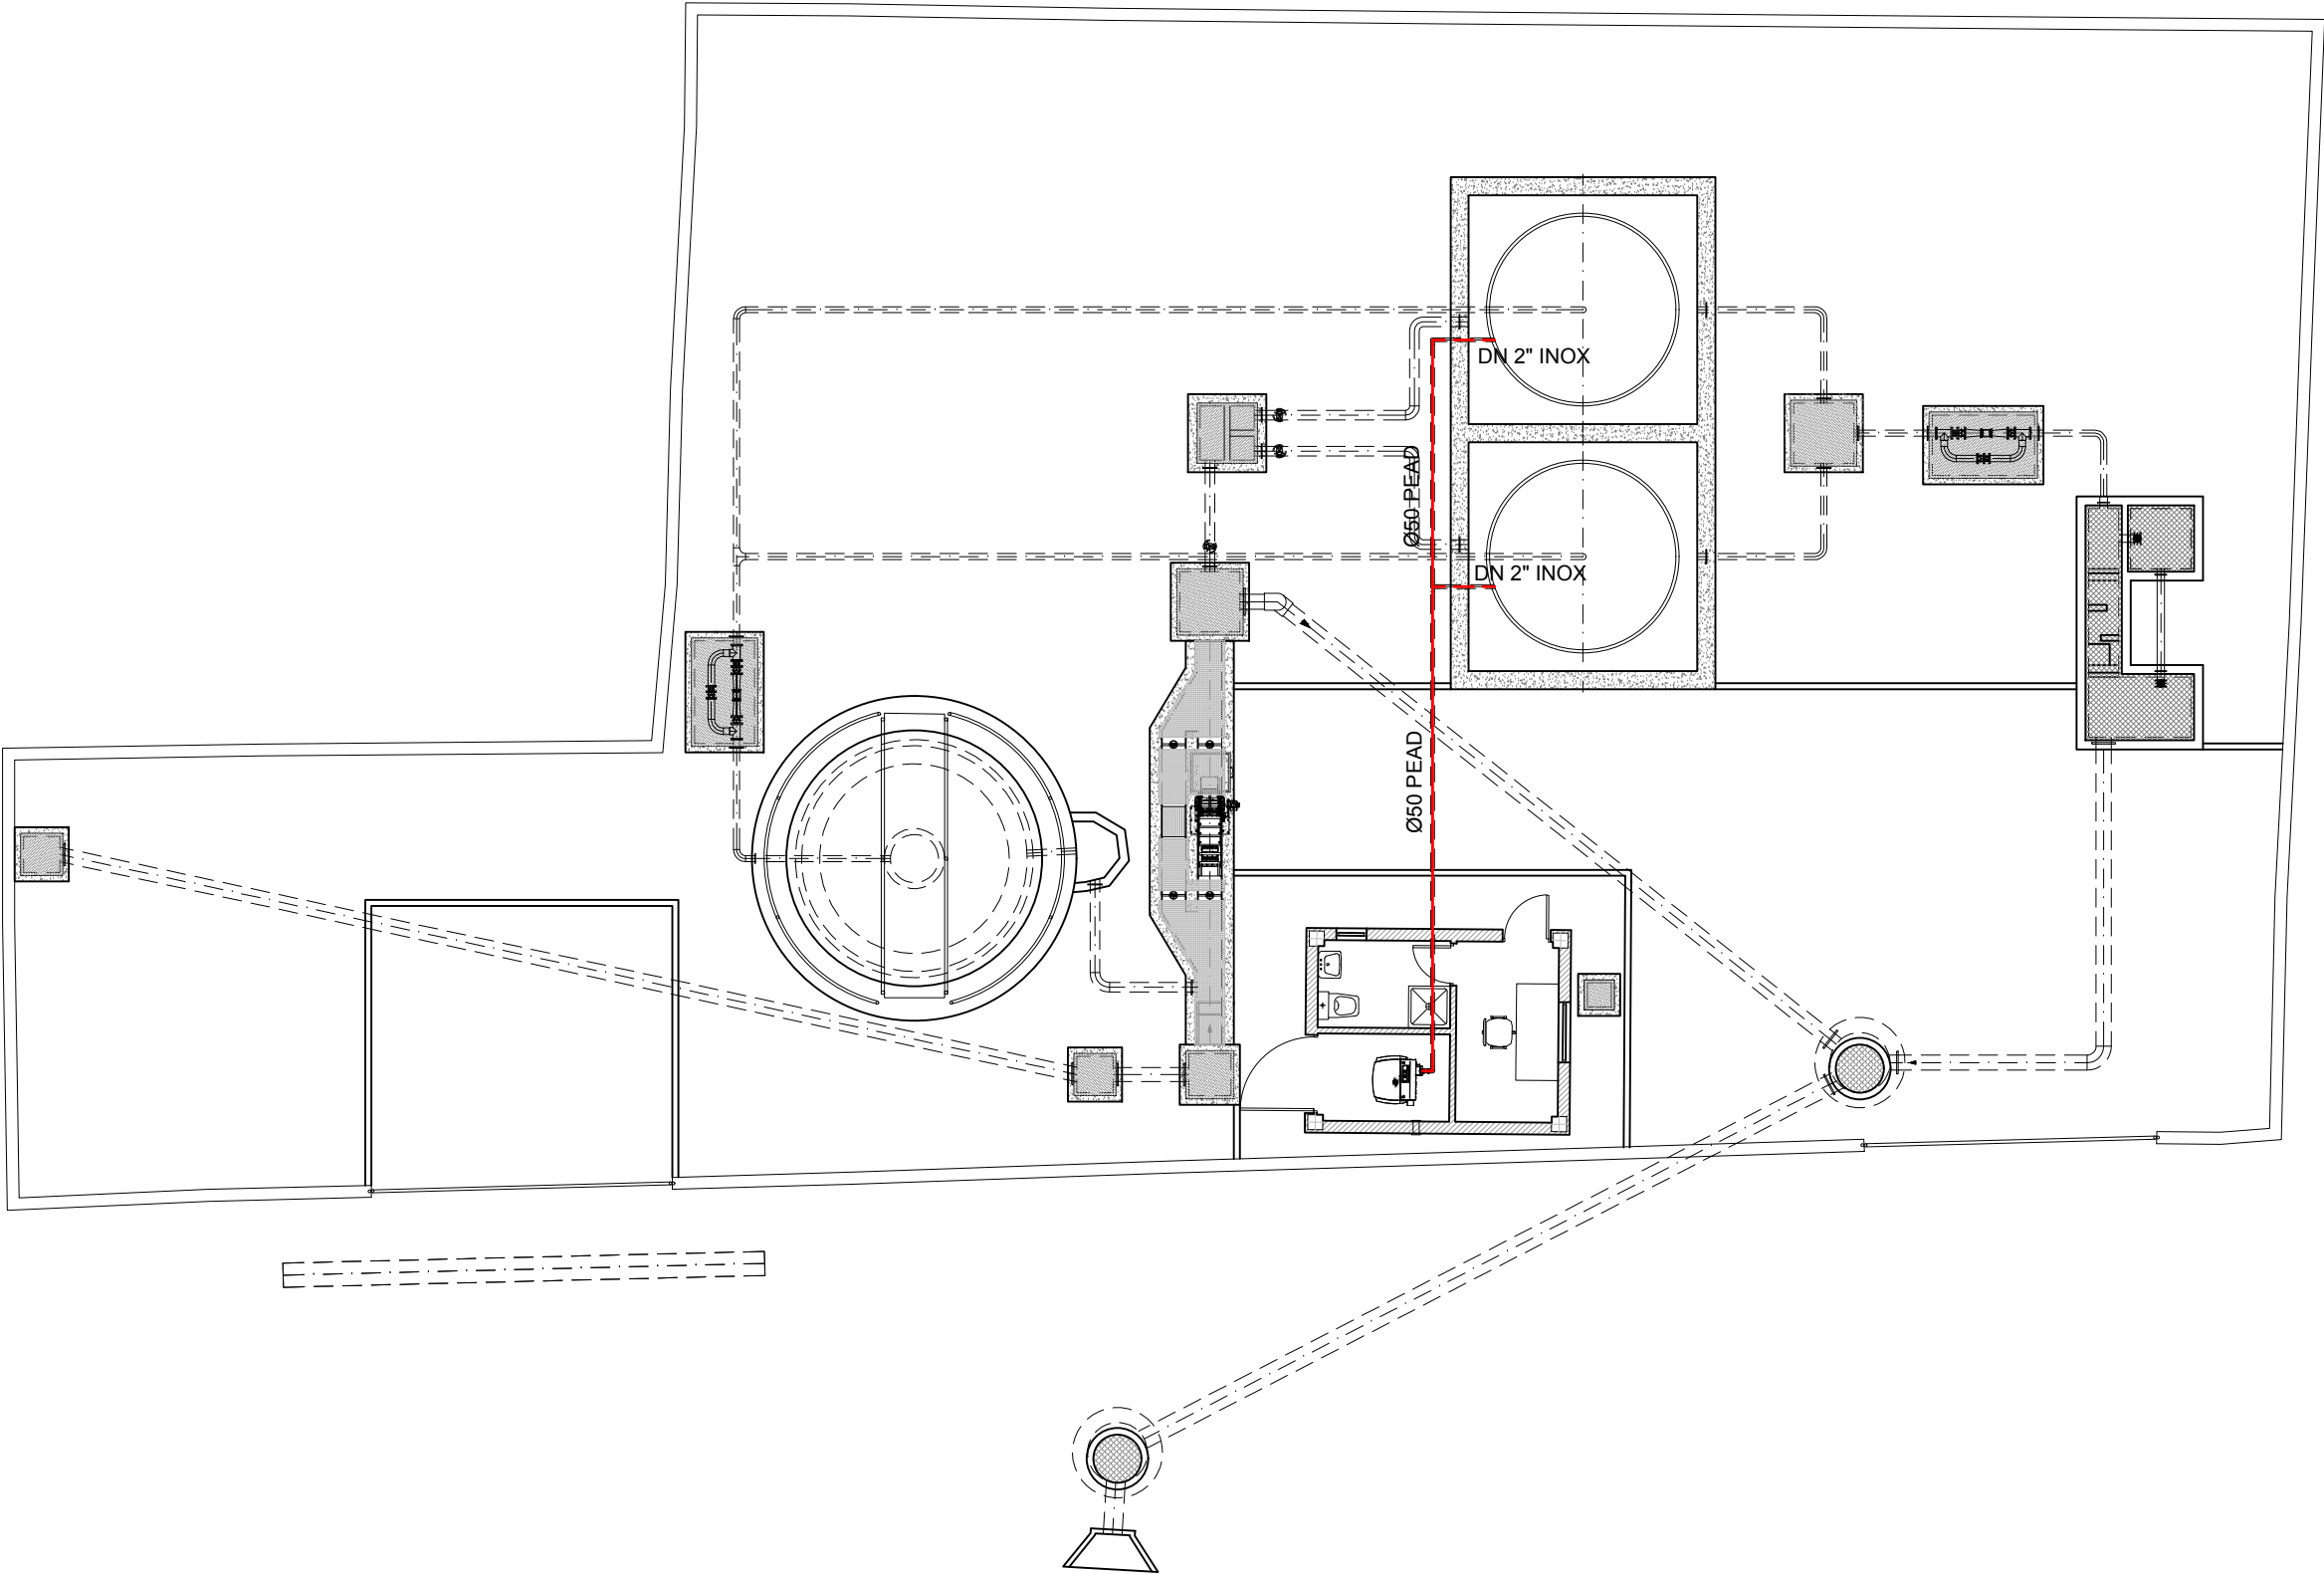


COLEGIO DE INGENIEROS DE CAMINOS, CANALES Y PUERTOS.	
ARAGON	Fecha
Expediente	03/06/2019
2019/02083/01	



VISADO

Instituto Aragonés del AGUA	
PROYECTO DE: REFORMA DE LA E.D.A.R. DE BÁRDENAS. T.M. EJEA DE LOS CABALLEROS (ZARAGOZA)	
CLAVE:	
EL INGENIERO AUTOR DEL PROYECTO I.C.C.P. D. OSCAR RUIZ LOZANO Colg. 13.443	
IDOM	
DESIGNACION: PLANTA LÍNEA DE AIRE	
ESCALA: 1:125 0 0,5 1 1,5 2	
Din A3	GRÁFICA
SUSTITUYE A:	Nº DE PLANO: 10
SUSTITUIDO POR:	FECHA: FEBRERO 2019
	PAGINA: 10
GOBIERNO DE ARAGON Departamento de Desarrollo Rural y Sostenibilidad	




ARQUETA ENTRADA 1

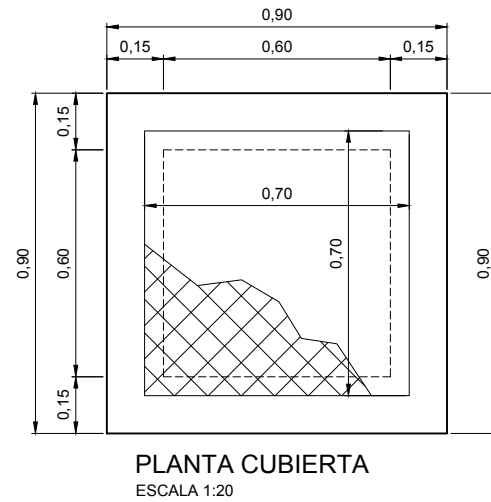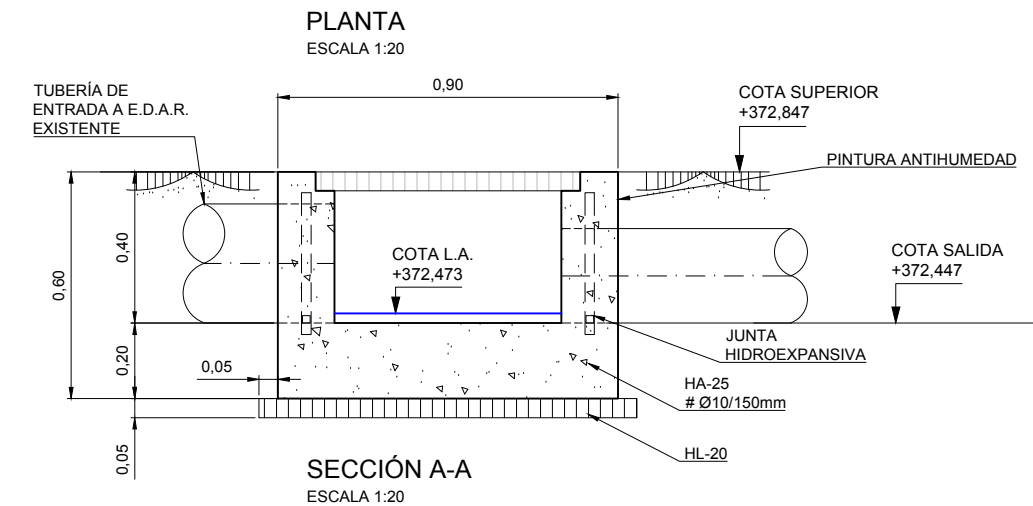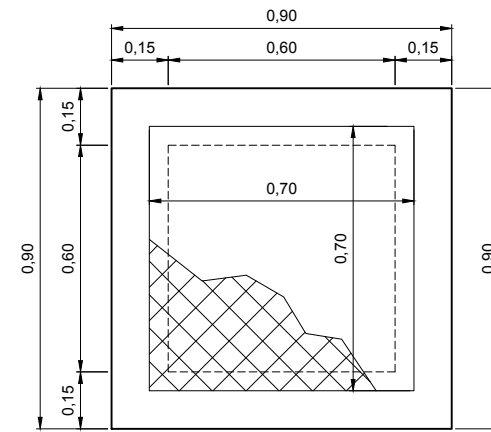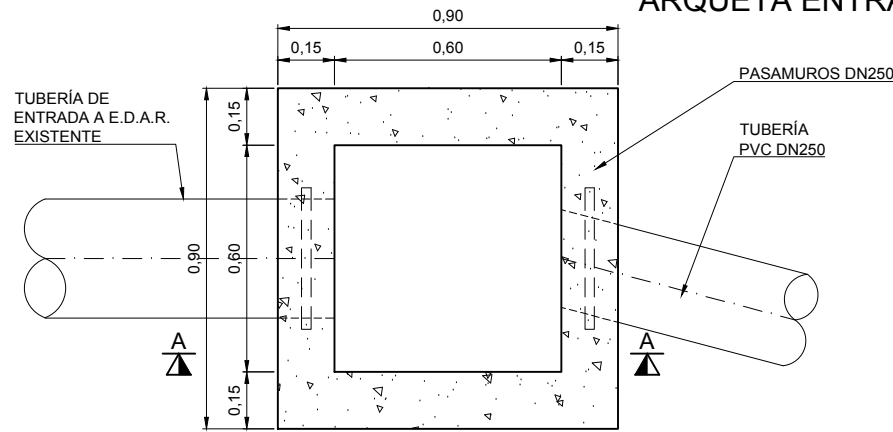

ARQUETA ENTRADA 2

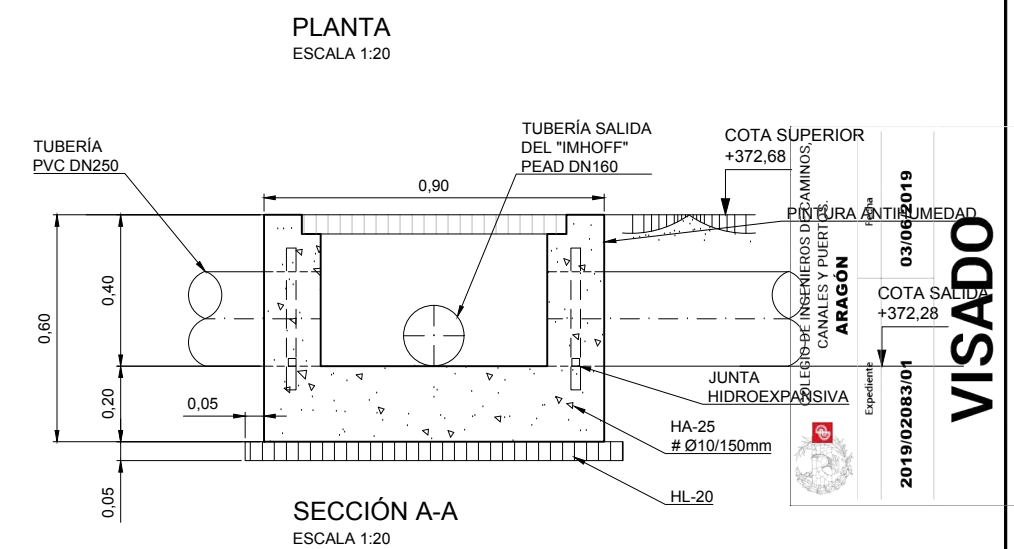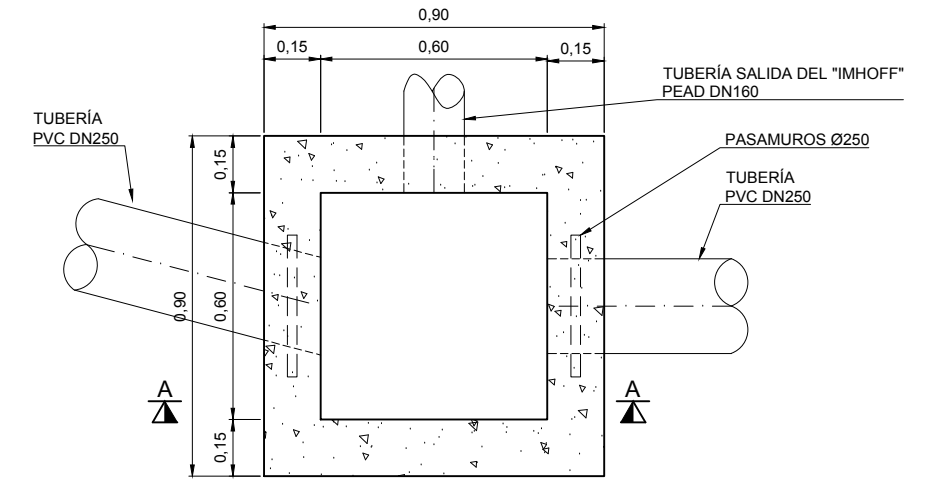

ARQUETA ENTRADA 3

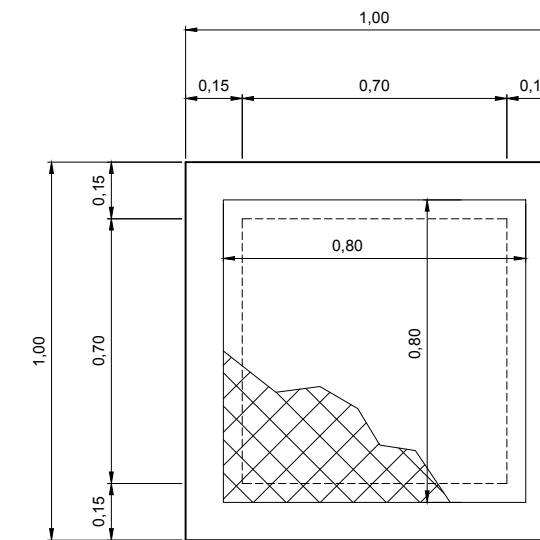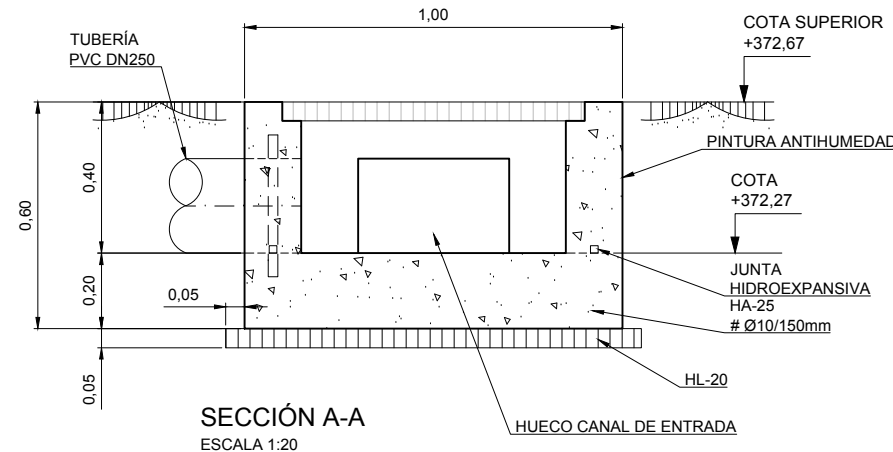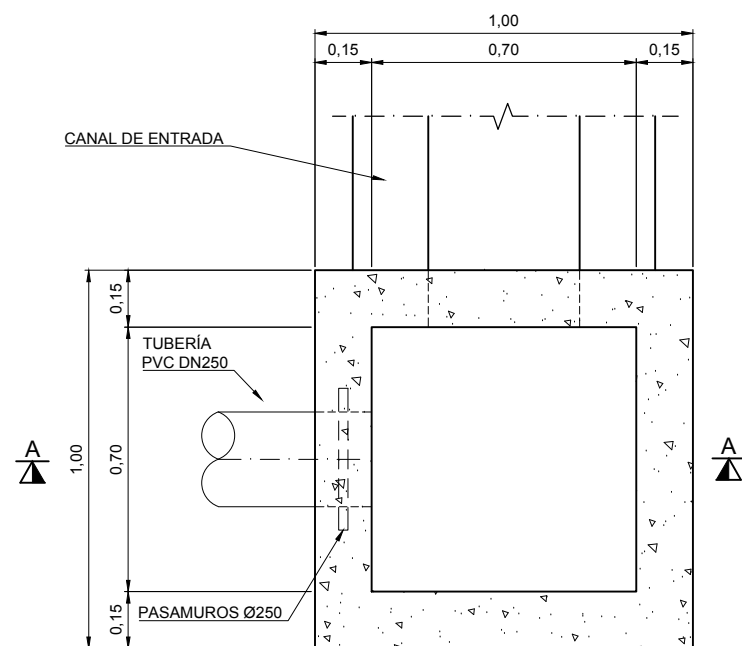

Instituto Aragonés del
AGUA

PROYECTO DE:
**REFORMA
DE LA E.D.A.R. DE
BÁRDENAS.
T.M. EJEA DE LOS
CABALLEROS
(ZARAGOZA)**

CLAVE:

EL INGENIERO AUTOR DEL PROYECTO

I.C.C.P.
D. OSCAR RUIZ LOZANO
Colg. 13.443

IDOM

DESIGNACION:
**E.D.A.R.
ARQUETAS
ENTRADA**

ESCALA:
1:20

Din A3

SUSTITUYE A:

SUSTITUIDO POR:

Nº DE PLANO:

FECHA:

PAGINA:

12






12

**GOBIERNO
DE ARAGON**
Departamento de Desarrollo Rural
y Sostenibilidad

VISADO

03/06/2019
2019/02083/01

CANAL DE ENTRADA

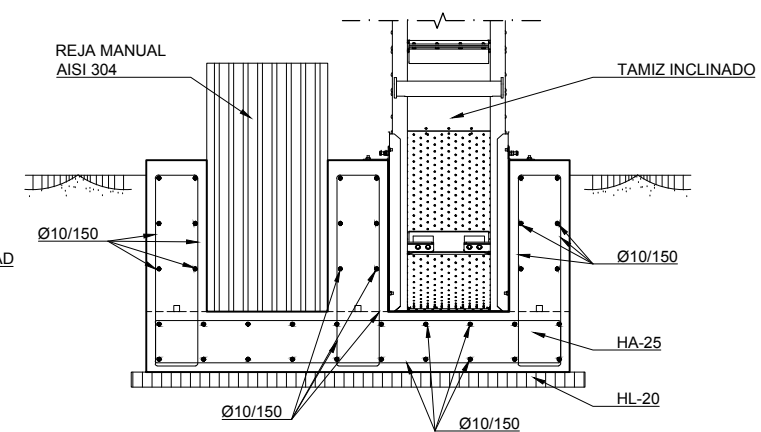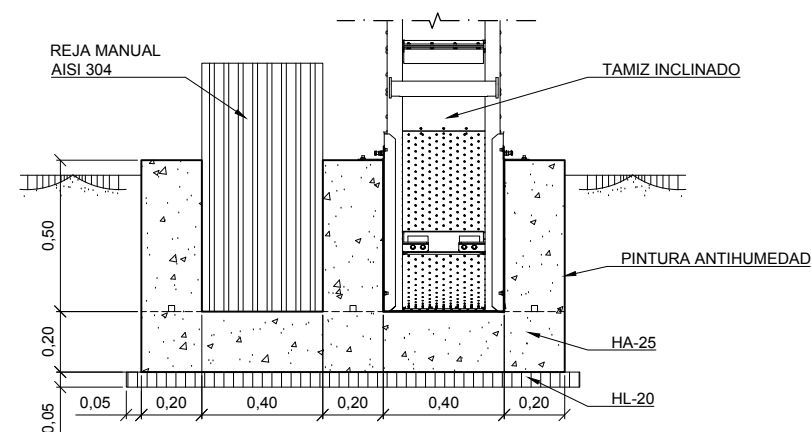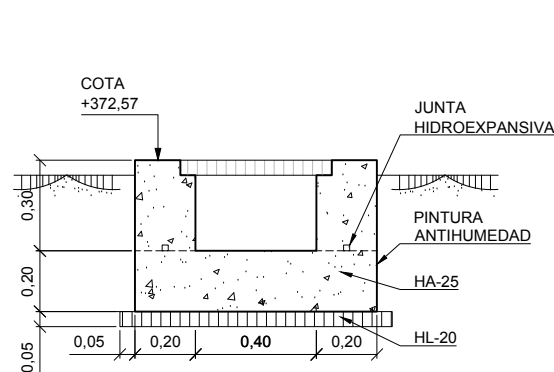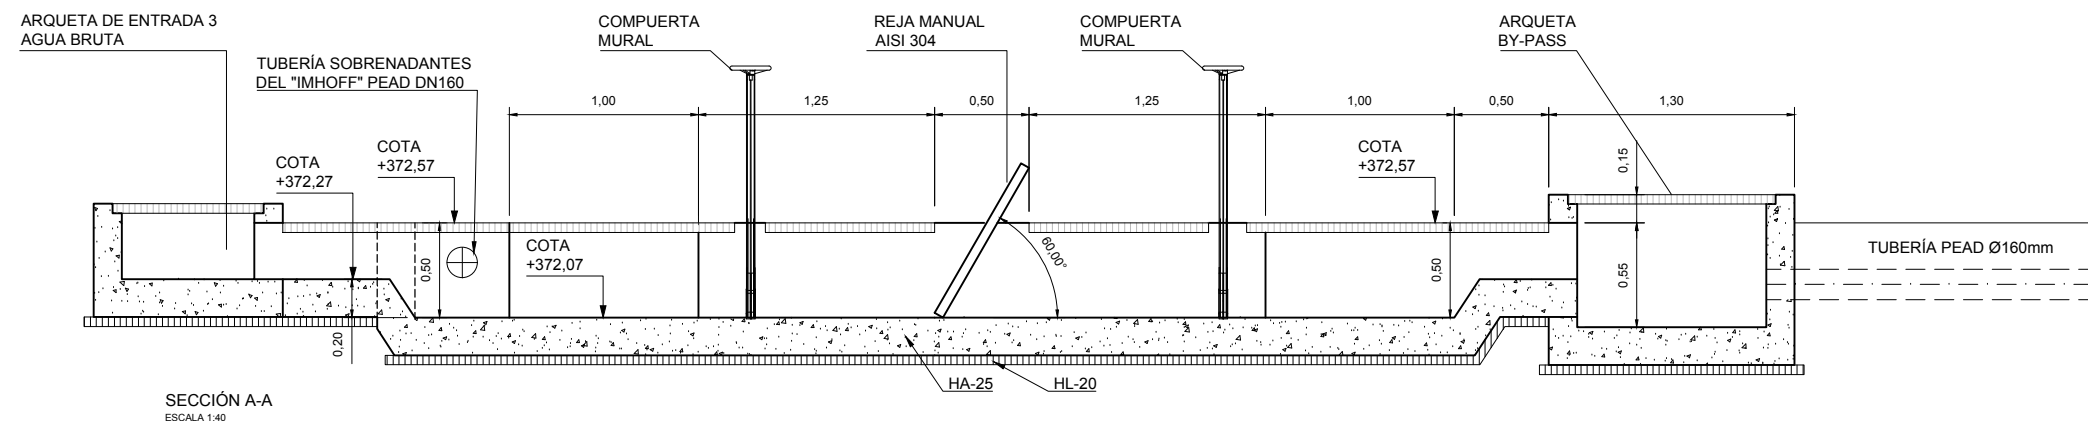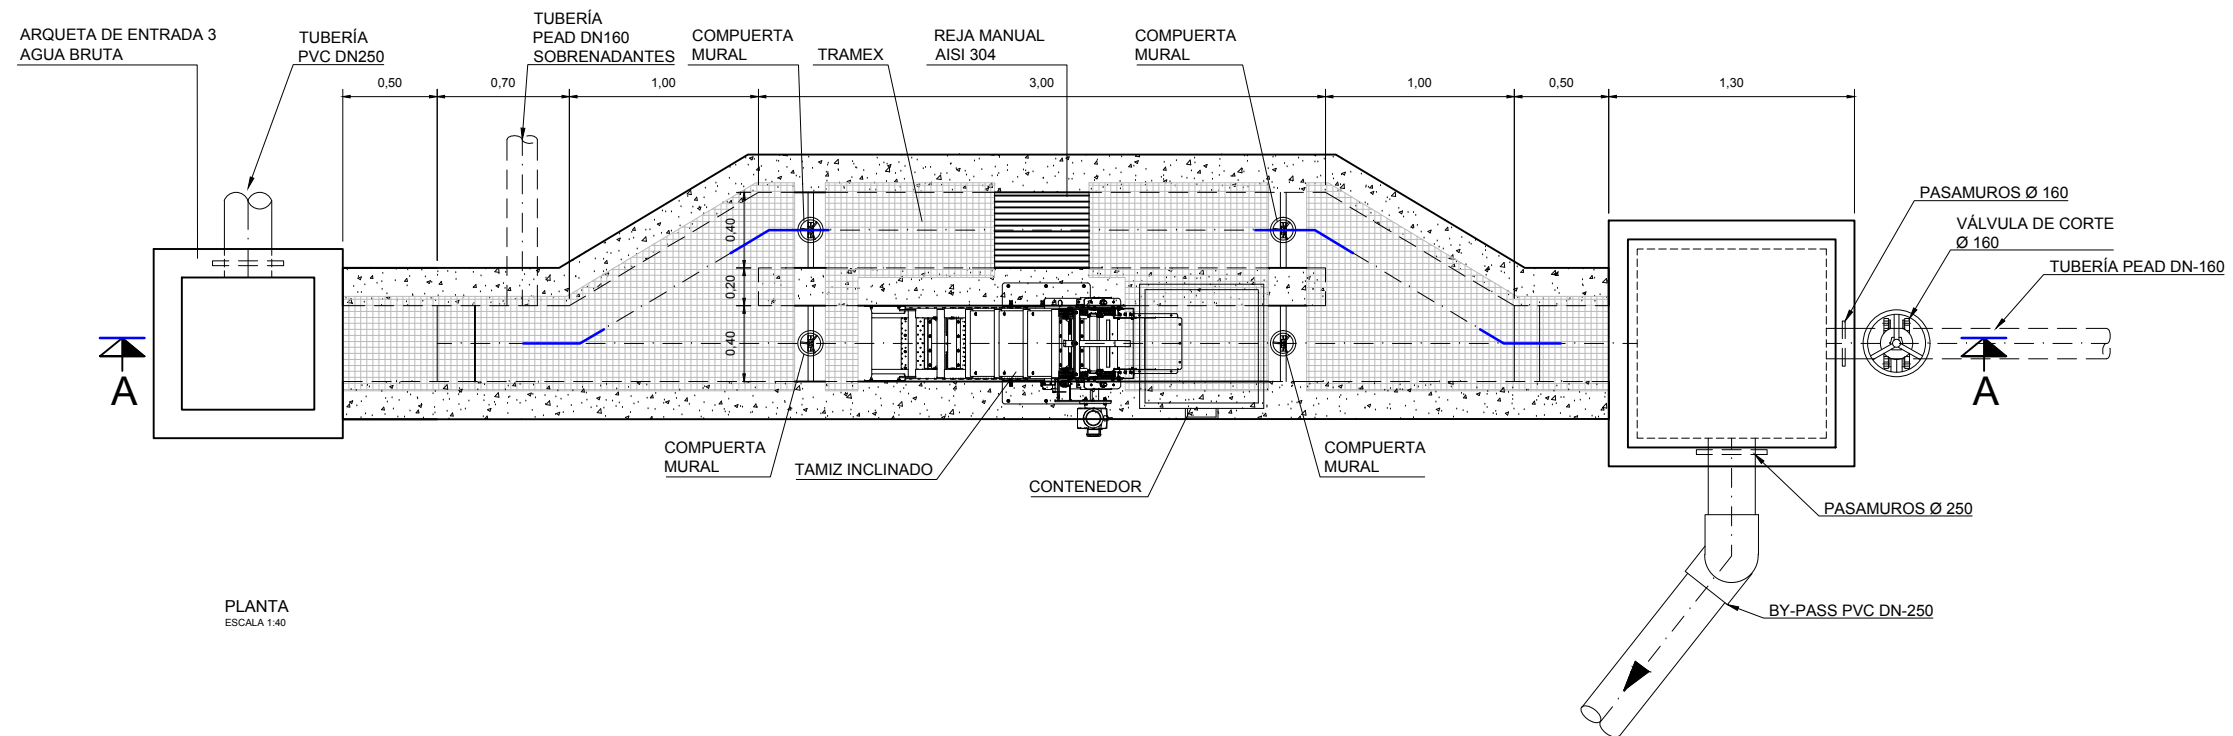

COLEGIO DE INGENIEROS DE CAMINOS, CANALES Y PUERTOS. ARAGON	Fecha	03/06/2019
	Expediente	2019/02083/01

VISADO

Instituto Aragonés del
AGUA

PROYECTO DE:
**REFORMA
DE LA E.D.A.R. DE
BÁRDENAS.
T.M. EJEA DE LOS
CABALLEROS
(ZARAGOZA)**

CLAVE:

EL INGENIERO AUTOR DEL PROYECTO

I.C.C.P.
D. OSCAR RUIZ LOZANO
Colg. 13.443

IDOM

DESIGNACION:
**E.D.A.R.
CANAL DE ENTRADA**


ESCALA:
1:25

Din A3
SUSTITUYE A:
SUSTITUIDO POR:
Nº DE PLANO:
FECHA:
PAGINA:


13
**FEBRERO
2019**
13

**GOBIERNO
DE ARAGON**
Departamento de Desarrollo Rural
y Sostenibilidad


TAMIZ INCLINADO DE AGUAS RESIDUALES

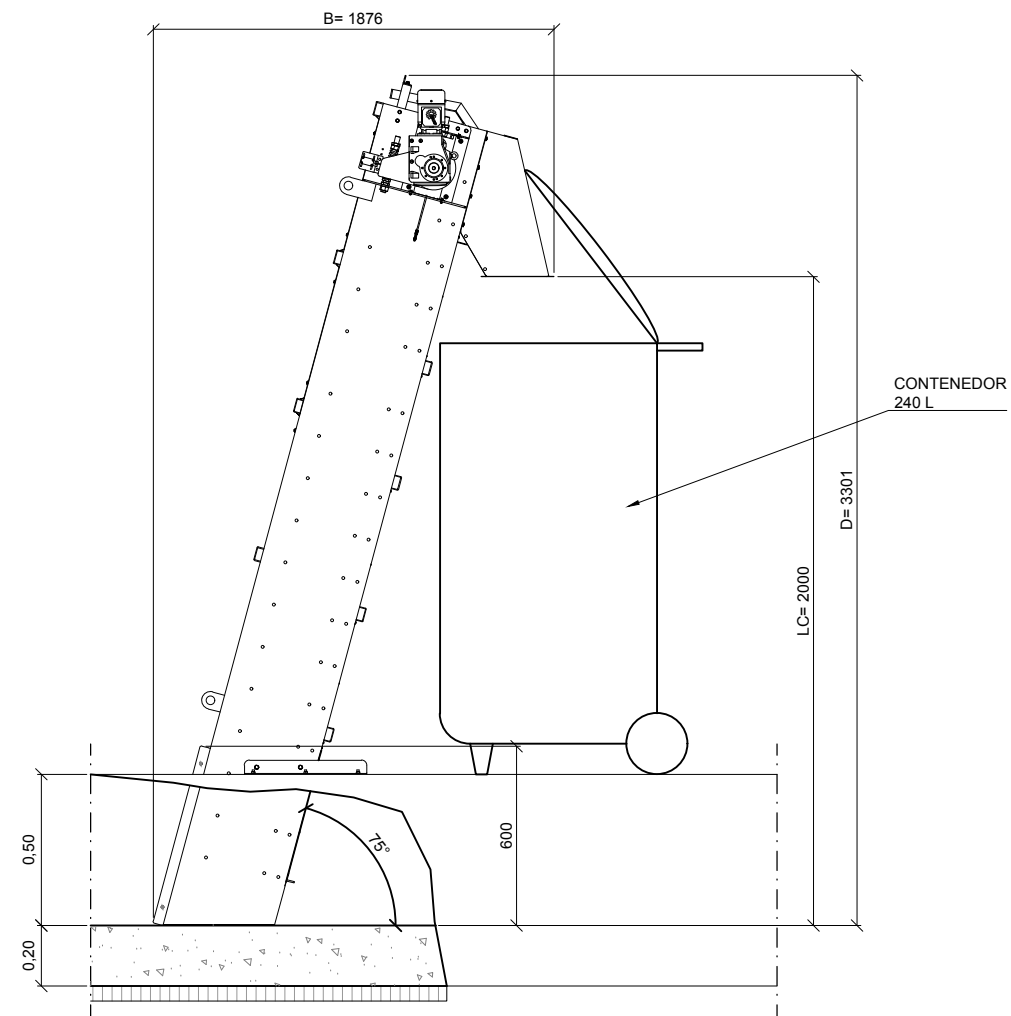


ALZADO
ESCALA 1/25

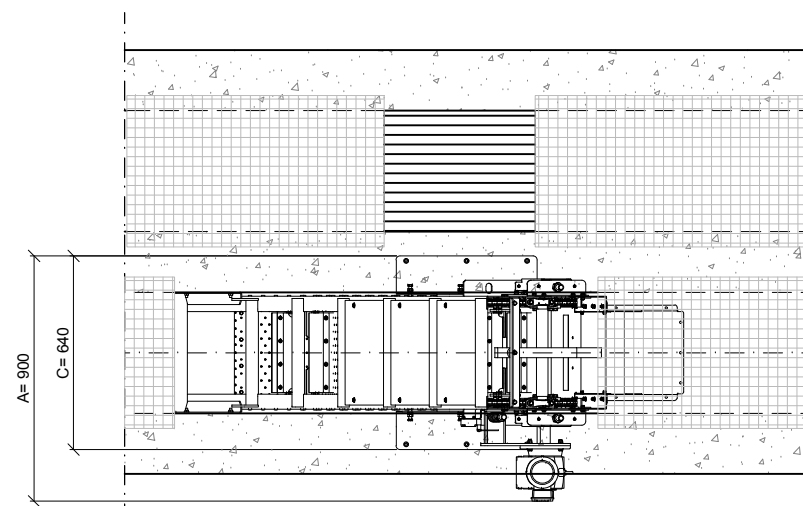

PLANTA
ESCALA 1/25

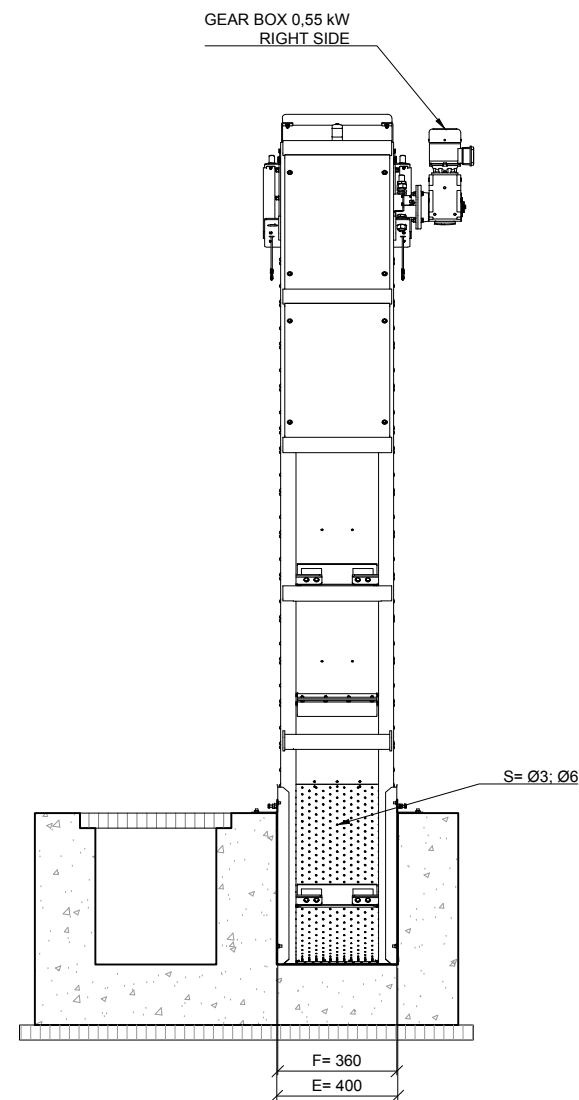

SECCIÓN
ESCALA 1/25

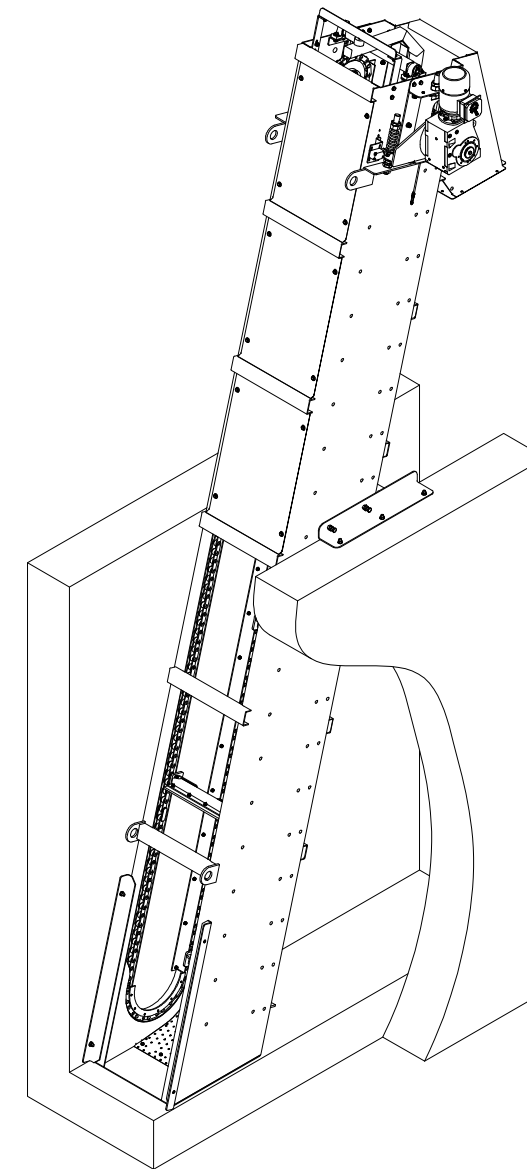

ISOMÉTRICO

COLEGIO DE INGENIEROS DE CAMINOS, CANALES Y PUERTOS.		Fecha
ARAGON		03/06/2019
Expediente	2019/02083/01	
VISADO		



PROYECTO DE:
**REFORMA
DE LA E.D.A.R. DE
BÁRDENAS.
T.M. EJEA DE LOS
CABALLEROS
(ZARAGOZA)**

CLAVE:

EL INGENIERO AUTOR DEL PROYECTO

I.C.C.P.
D. OSCAR RUIZ LOZANO
Colg. 13.443

IDOM

DESIGNACION:
**E.D.A.R.
TÁMIZ INCLINADO**

ESCALA:
1:25


Din A3

SUSTITUYE A: N° DE PLANO: FECHA:


SUSTITUIDO POR: **14** **FEBRERO
2019**

PAGINA: **14**




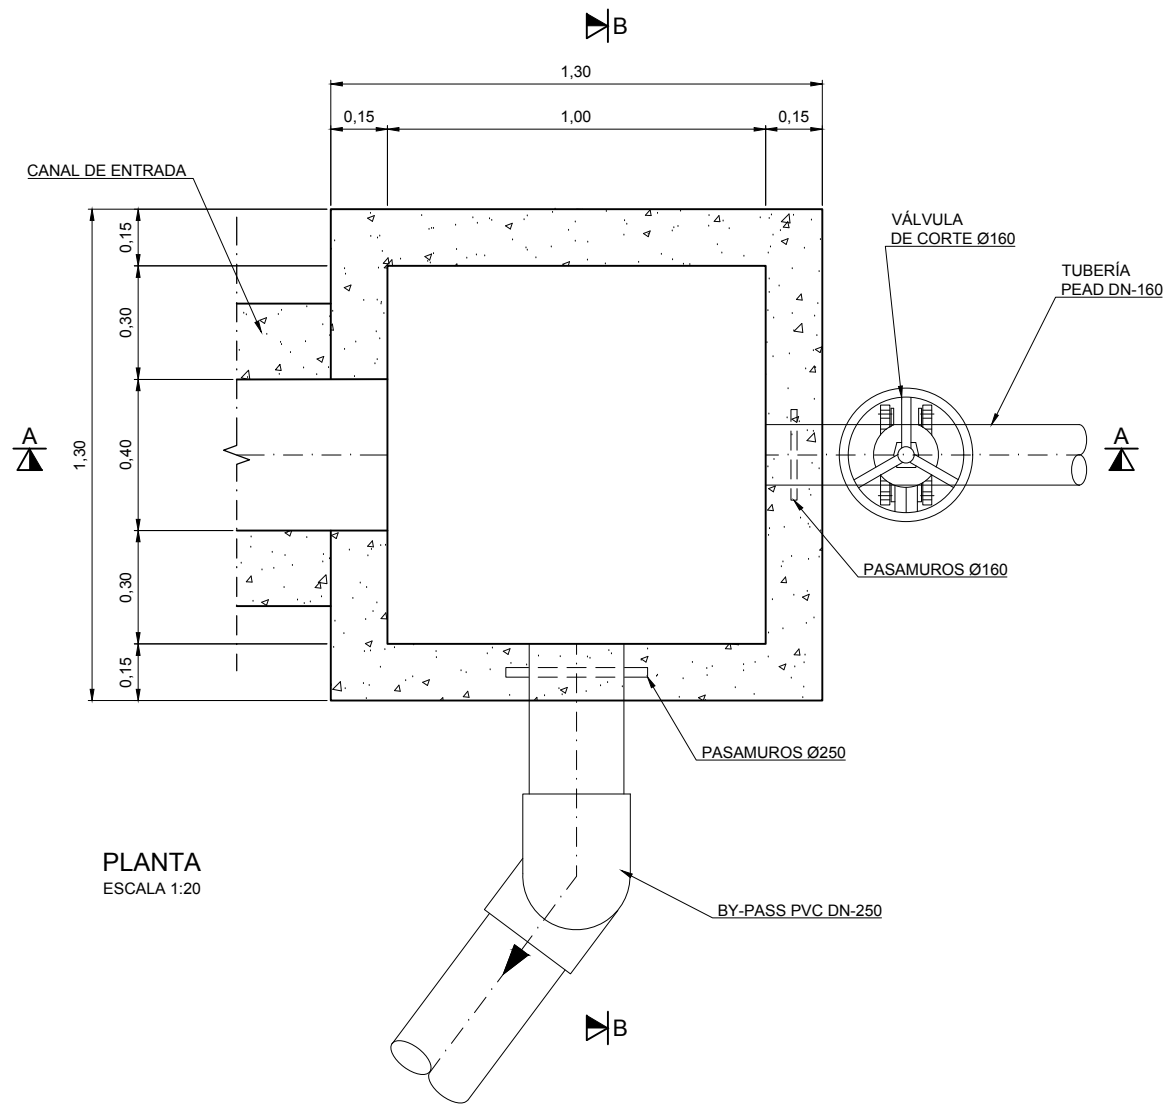


PLANTA
ESCALA 1:20

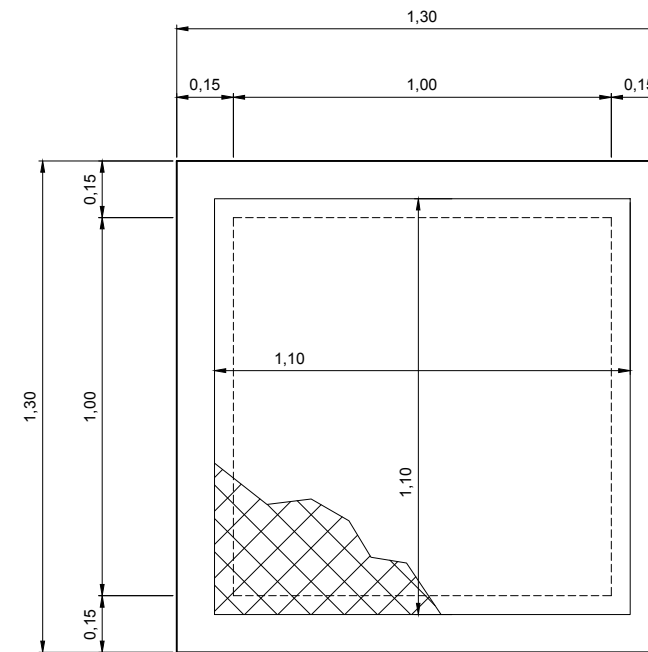

PLANTA CUBIERTA
ESCALA 1:20

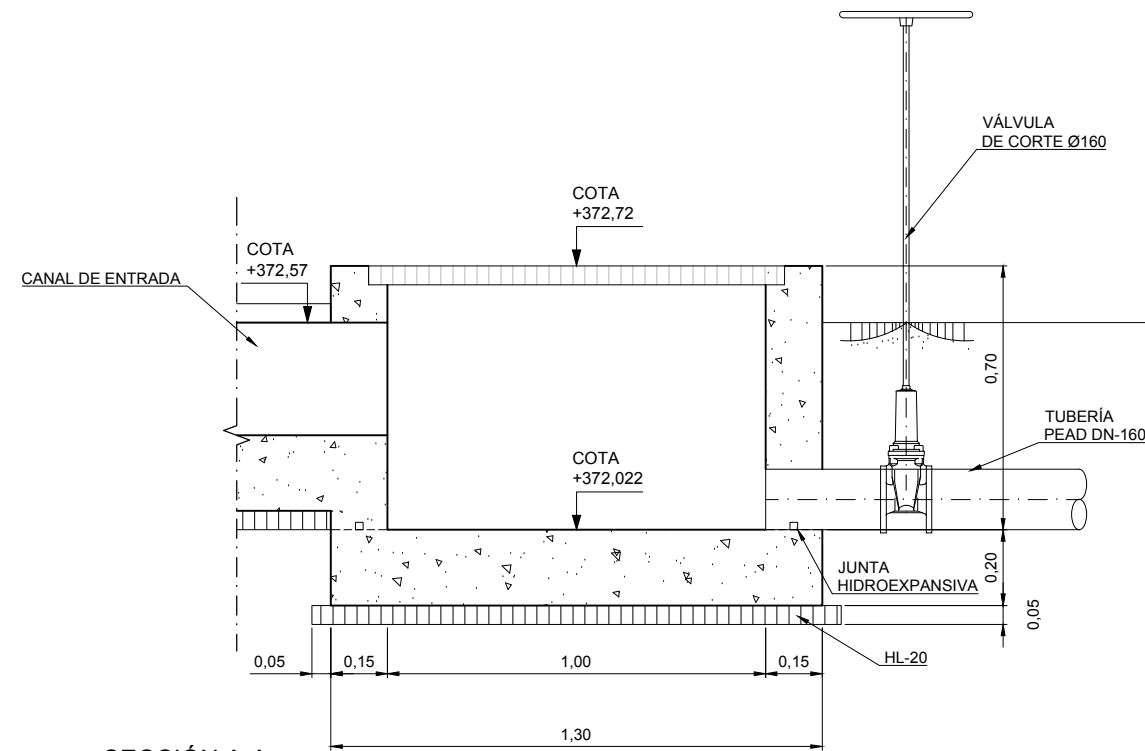

SECCIÓN A-A
ESCALA 1:20

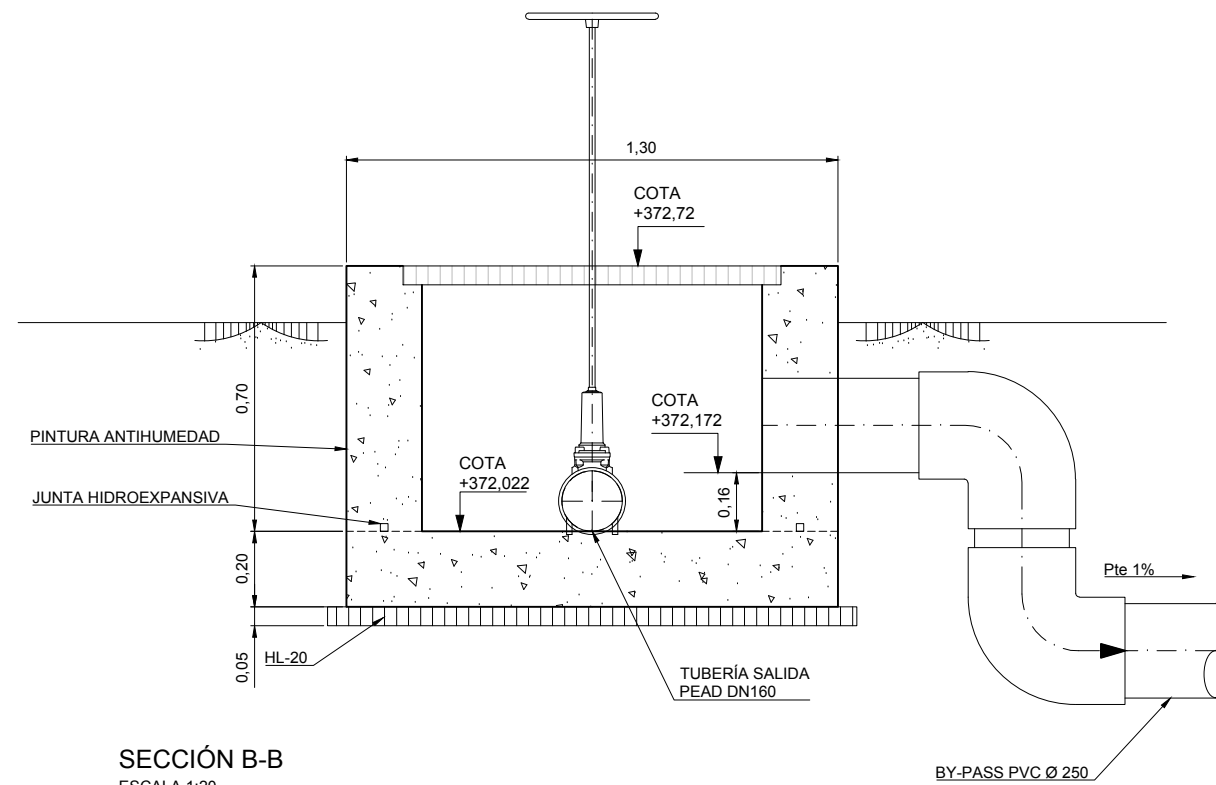

SECCIÓN B-B
ESCALA 1:20

COLEGIO DE INGENIEROS DE CAMINOS, CANALES Y PUERTOS. ARAGON	Fecha	03/06/2019
	Expediente	2019/02083/01

VISADO

Instituto Aragonés del
AGUA

PROYECTO DE:
**REFORMA
DE LA E.D.A.R. DE
BÁRDENAS.
T.M. EJEA DE LOS
CABALLEROS
(ZARAGOZA)**

CLAVE:

EL INGENIERO AUTOR DEL PROYECTO

I.C.C.P.
D. OSCAR RUIZ LOZANO
Colg. 13.443

IDOM

DESIGNACION:
**E.D.A.R.
ARQUETA
BY-PASS**

ESCALA:
1:20

Din A3

SUSTITUYE A:

Nº DE PLANO:


FECHA:

PAGINA:


15

15


**GOBIERNO
DE ARAGON**
Departamento de Desarrollo Rural
y Sostenibilidad

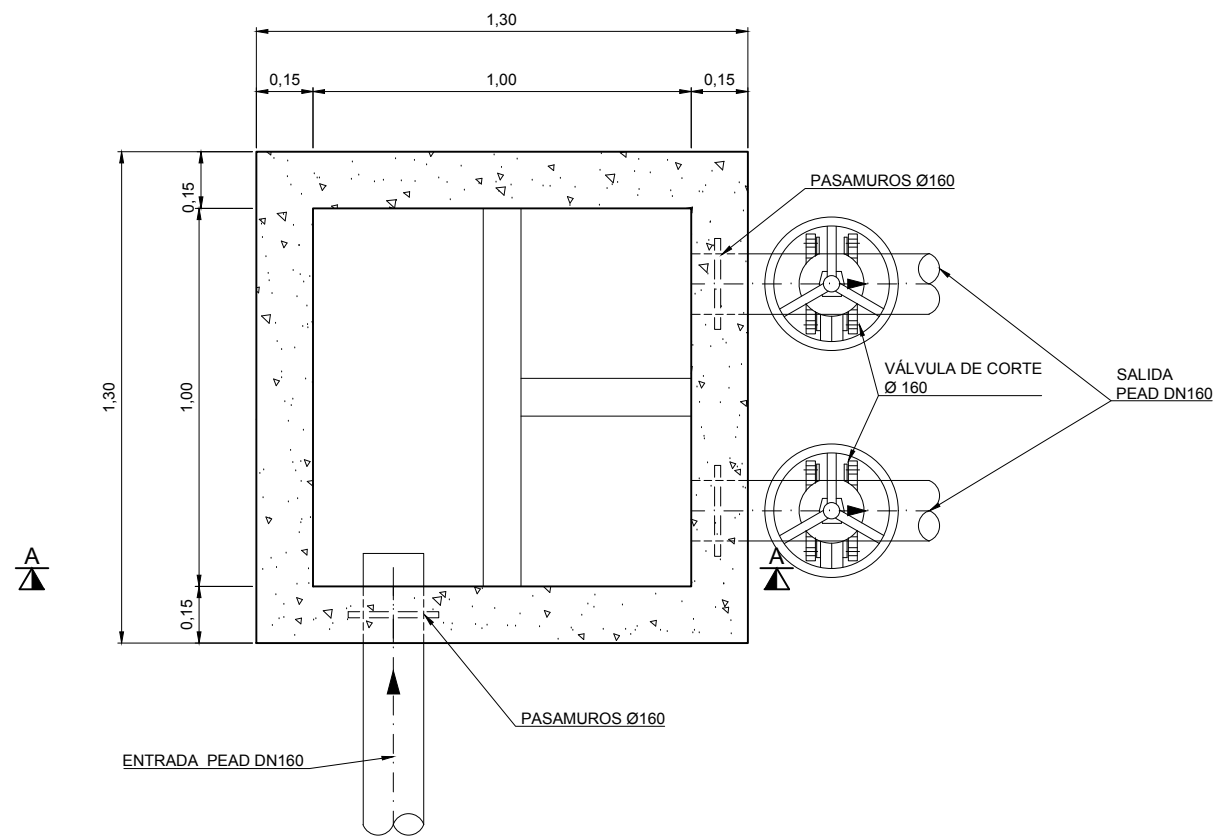

PLANTA
ESCALA 1:40

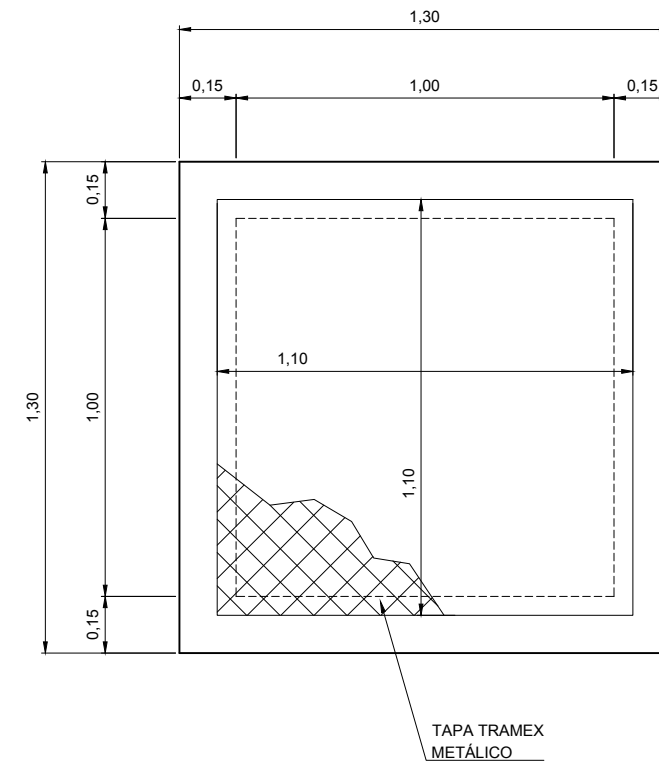

PLANTA CUBIERTA
ESCALA 1:40

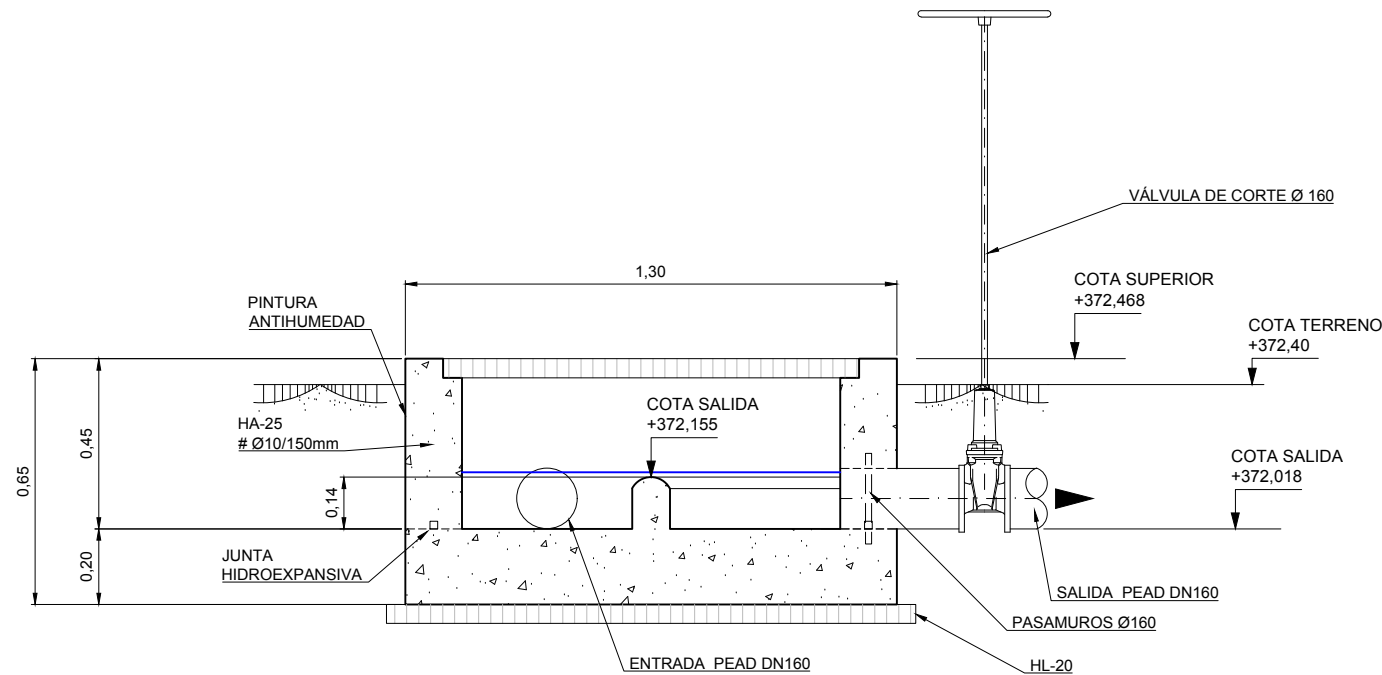

SECCIÓN A-A
ESCALA 1:20

COLEGIO DE INGENIEROS DE CAMINOS, CANALES Y PUERTOS. ARAGON	Fecha	03/06/2019
	Expediente	2019/02083/01

VISADO

Instituto Aragonés del
AGUA

PROYECTO DE:
**REFORMA
DE LA E.D.A.R. DE
BÁRDENAS.
T.M. EJE DE LOS
CABALLEROS
(ZARAGOZA)**

CLAVE:

EL INGENIERO AUTOR DEL PROYECTO

I.C.C.P.
D. OSCAR RUIZ LOZANO
Colg. 13.443

IDOM

DESIGNACION:
**E.D.A.R.
ARQUETA ENTRADA
REACTOR BIOLÓGICO**

ESCALA:
1:20

Din A3


SUSTITUYE A:

SUSTITUIDO POR:


16

16

**GOBIERNO
DE ARAGON**
Departamento de Desarrollo Rural
y Sostenibilidad

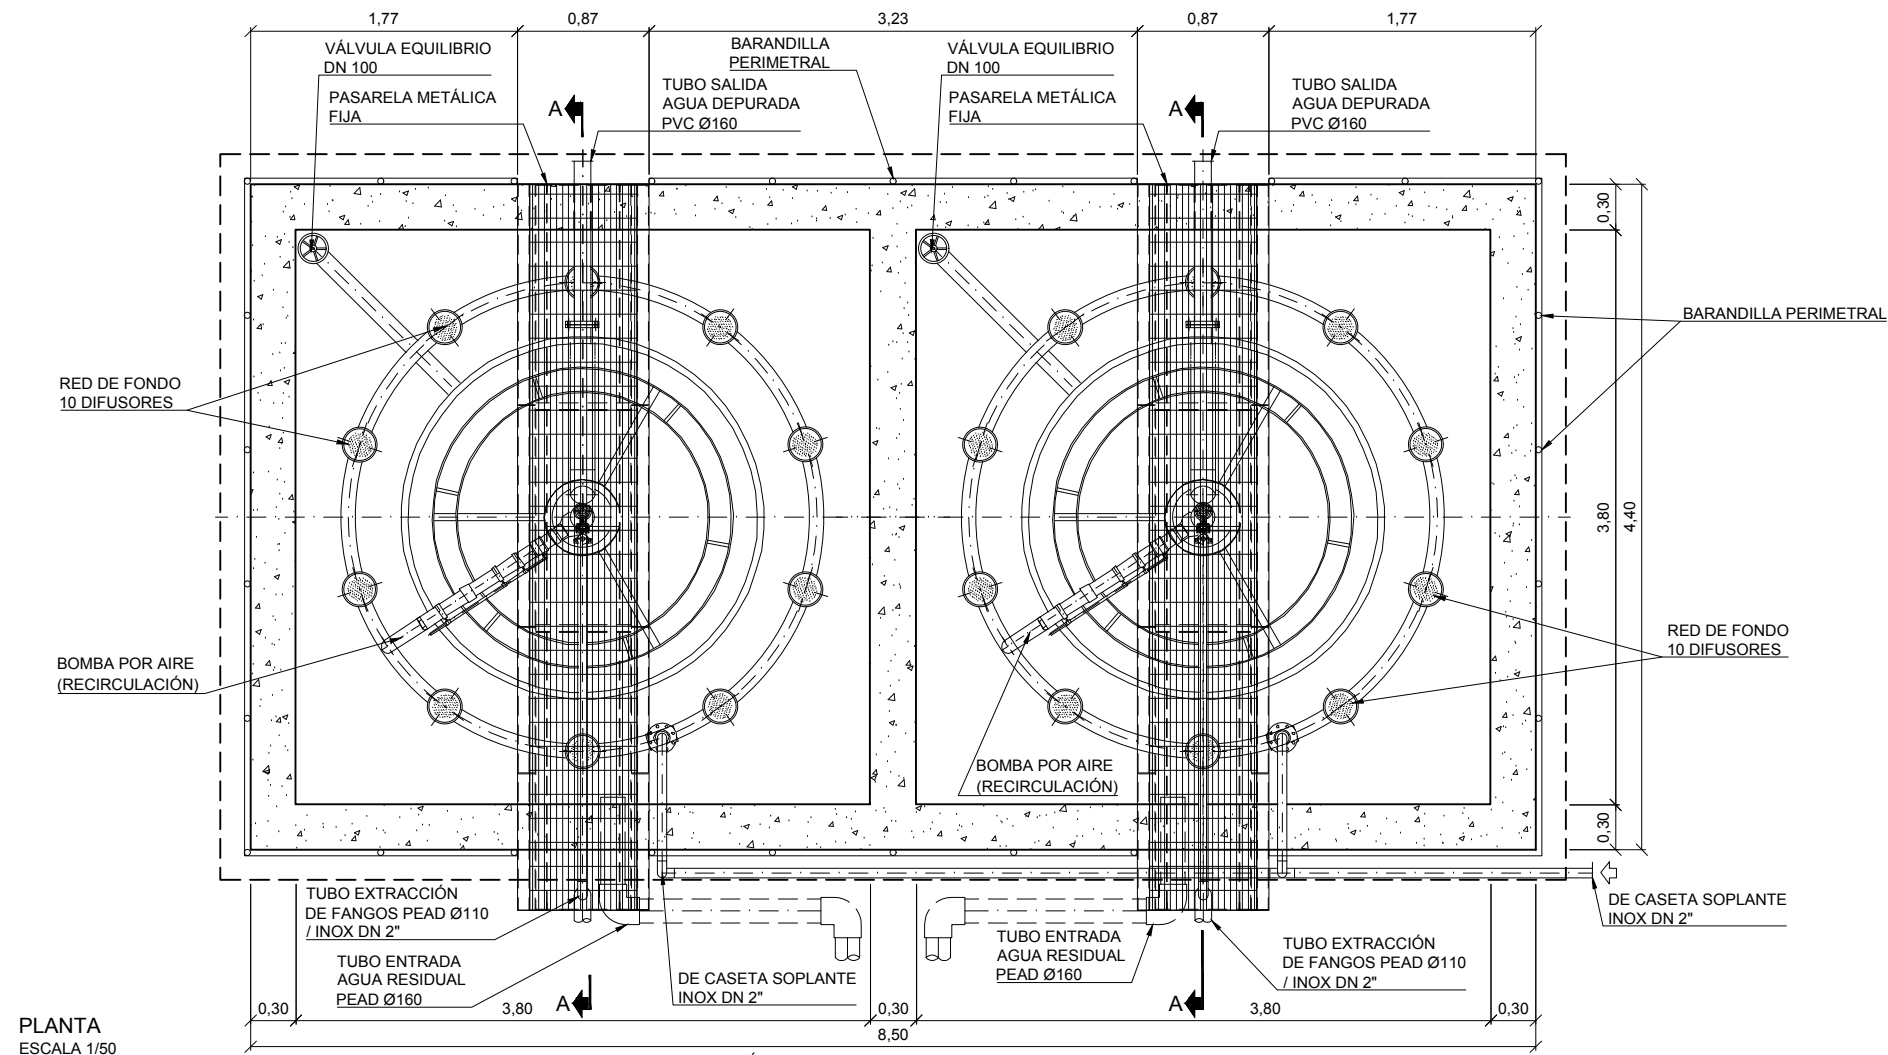

PLANTA
ESCALA 1/50

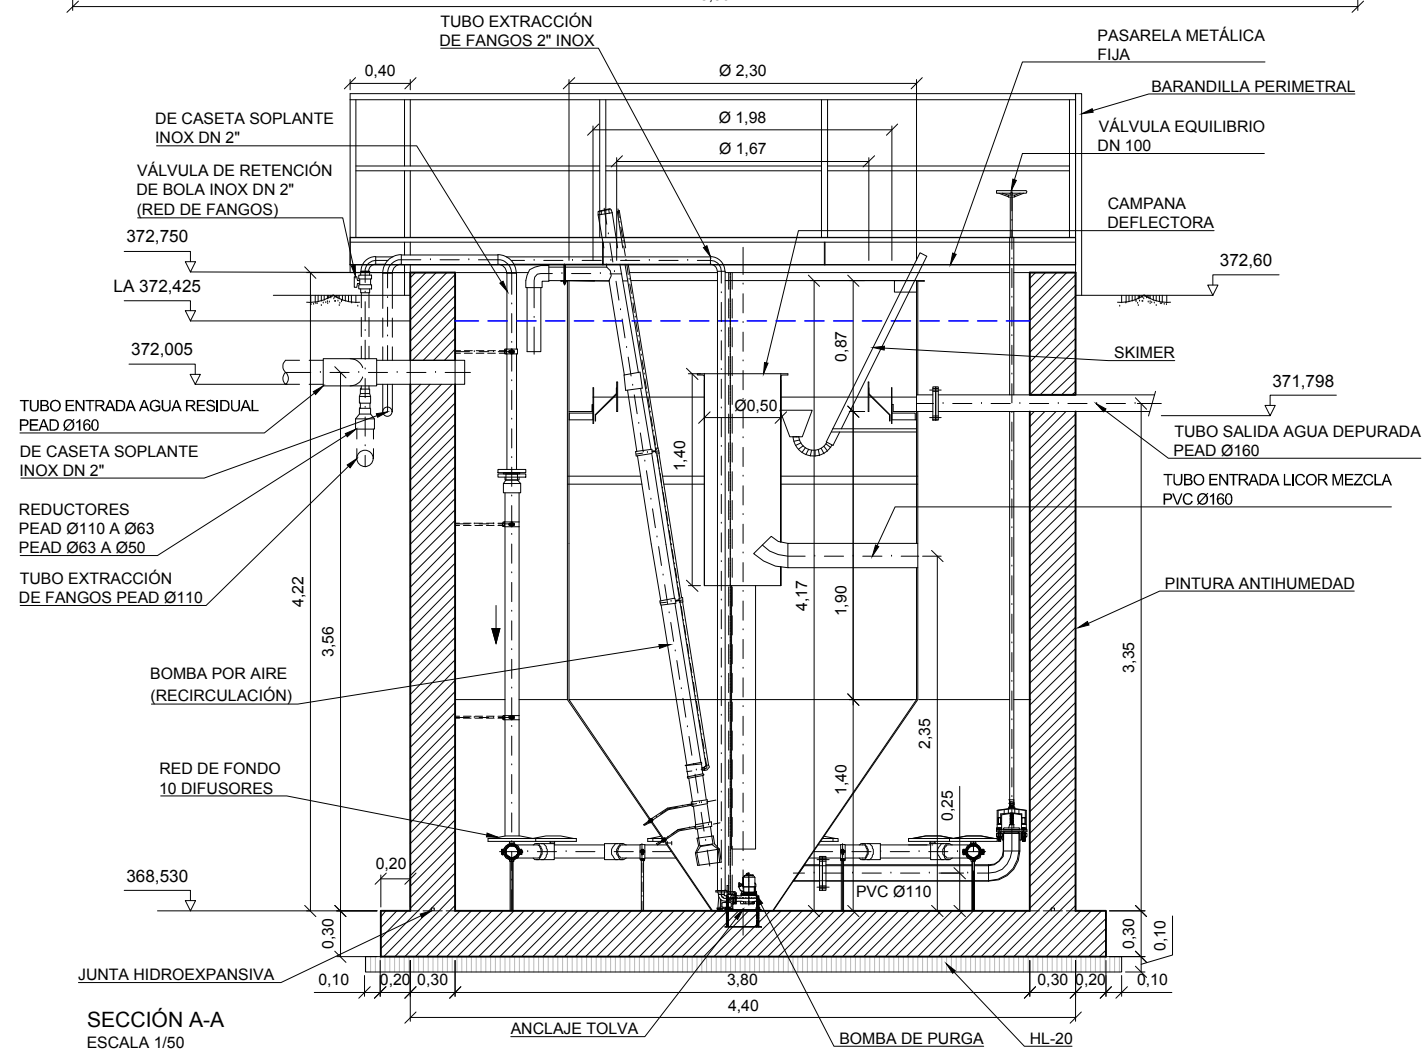

NOTA:
RED DE TUBERÍAS AL AIRE LIBRE EN ACERO INOXIDABLE
RED DE TUBERÍAS ENTERRADAS PEAD/PVC

COLEGIO DE INGENIEROS DE CAMINOS, CANALES Y PUERTOS. ARAGON	Fecha	03/06/2019
	Expediente	2019/02083/01

VISADO



PROYECTO DE:
**REFORMA
DE LA E.D.A.R. DE
BÁRDENAS.
T.M. EJE DE LOS
CABALLEROS
(ZARAGOZA)**

CLAVE:

EL INGENIERO AUTOR DEL PROYECTO

I.C.C.P.
D. OSCAR RUIZ LOZANO
Colg. 13.443

IDOM

DESIGNACION:
**E.D.A.R. - REACTOR
BIOLÓGICO Y DECANTADOR
SECUNDARIO - FORMAS**

ESCALA:


S/E 0 0,5 1 1,5 2

Din A3 GRAFICA


SUSTITUYE A: N° DE PLANO: FECHA: FEBRERO 2019

SUSTITUIDO POR: 17.1 PAGINA: 17

**GOBIERNO
DE ARAGON**
Departamento de Desarrollo Rural
y Sostenibilidad

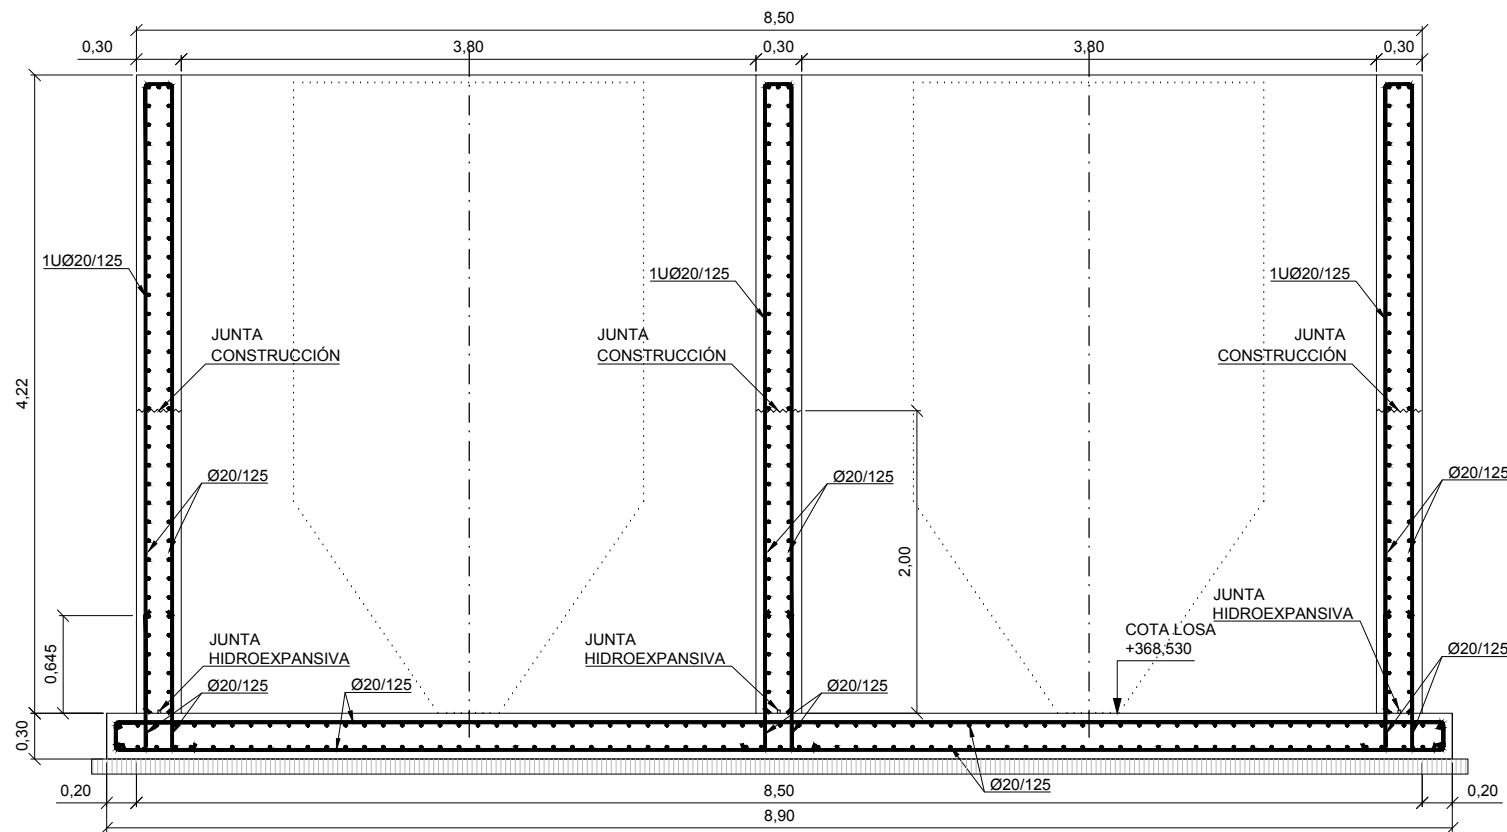


SECCIÓN B-B
ESCALA 1/50

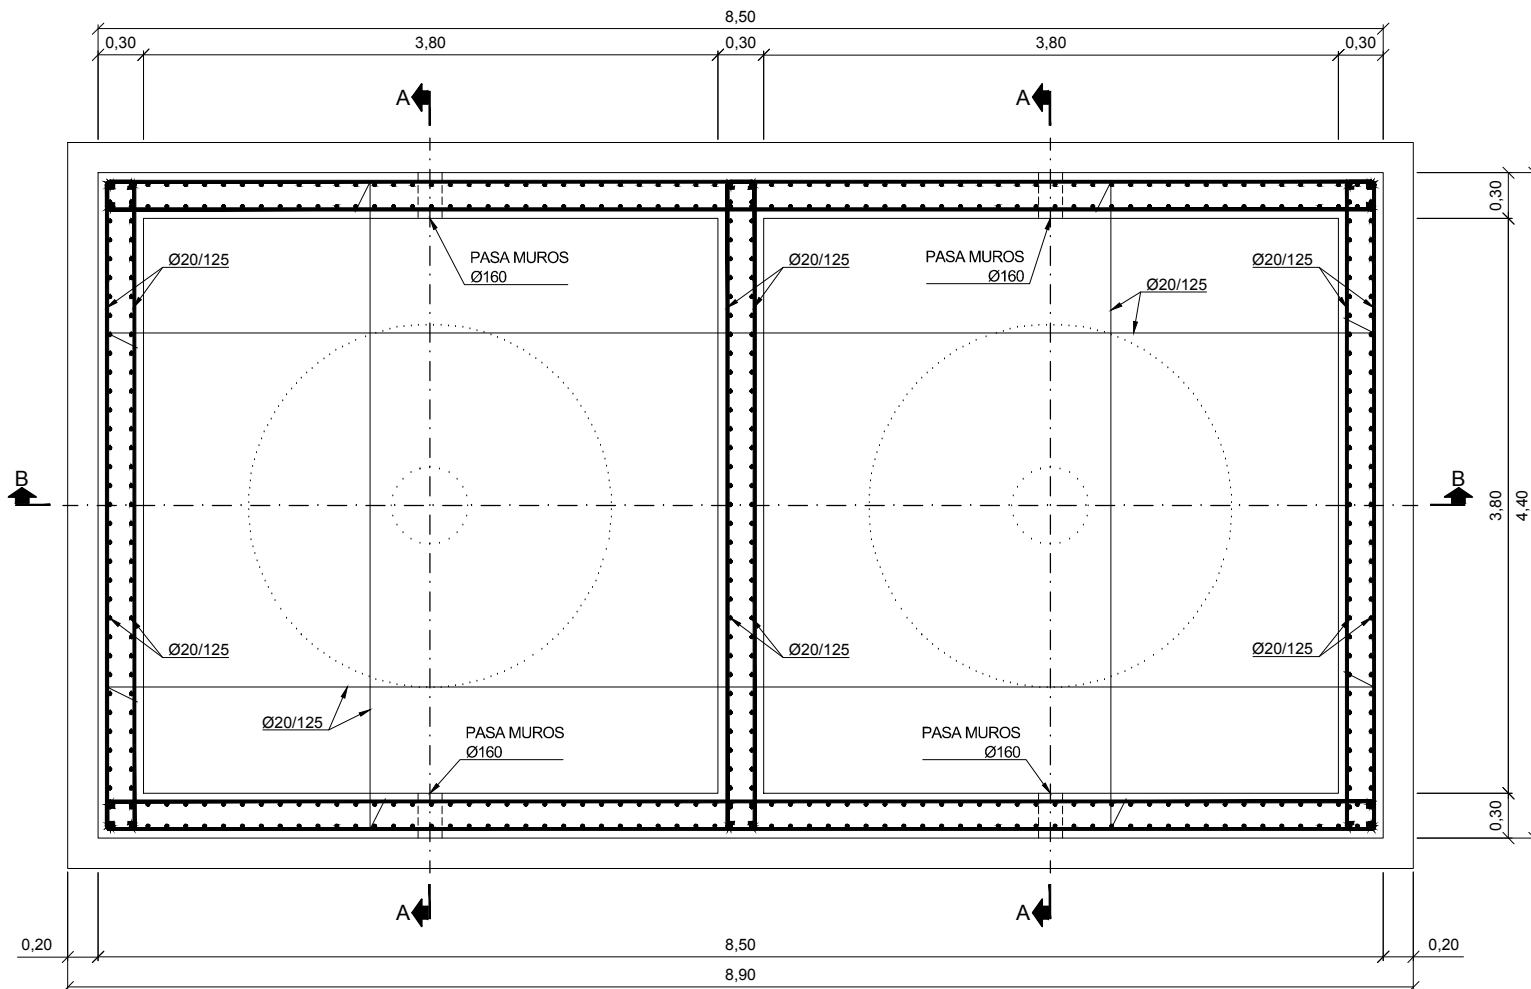

PLANTA
ESCALA 1/50

NOTA
RECUBRIMIENTO MÍNIMO DE LA ARMADURA DE 5cm DE ESPESOR
LONGITUD DE PATILLAS DE 140 mm

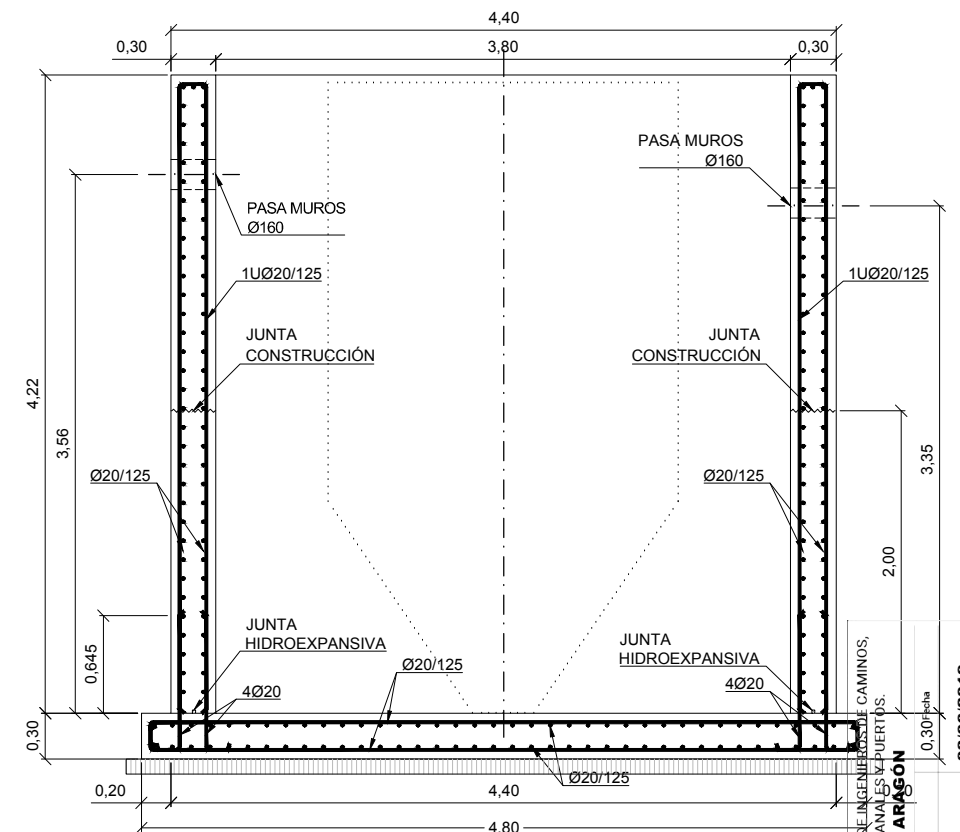

SECCIÓN A-A
ESCALA 1/50

COLEGIO DE INGENIEROS DE CAMINOS,
CANALES Y PUERTOS.
ARAGON
Expediente
2019/02083/01
03/06/2019
fecha

VISADO

Instituto Aragonés del
AGUA

PROYECTO DE:
**REFORMA
DE LA E.D.A.R. DE
BÁRDENAS.
T.M. EJEA DE LOS
CABALLEROS
(ZARAGOZA)**

CLAVE:

EL INGENIERO AUTOR DEL PROYECTO

I.C.C.P.
D. OSCAR RUIZ LOZANO
Colg. 13.443

IDOM


DESIGNACION:
**E.D.A.R. REACTOR
BIOLÓGICO Y DECANTADOR
SECUNDARIO - ARMADURA**

ESCALA:
S/E
0 0.5 1 1.5 2
Din A3 GRAFICA


SUSTITUYE A: N° DE PLANO: FECHA:
SUSTITUIDO POR: **17.2** **FEBRERO
2019**

PAGINA:
18


**GOBIERNO
DE ARAGON**
Departamento de Desarrollo Rural
y Sostenibilidad

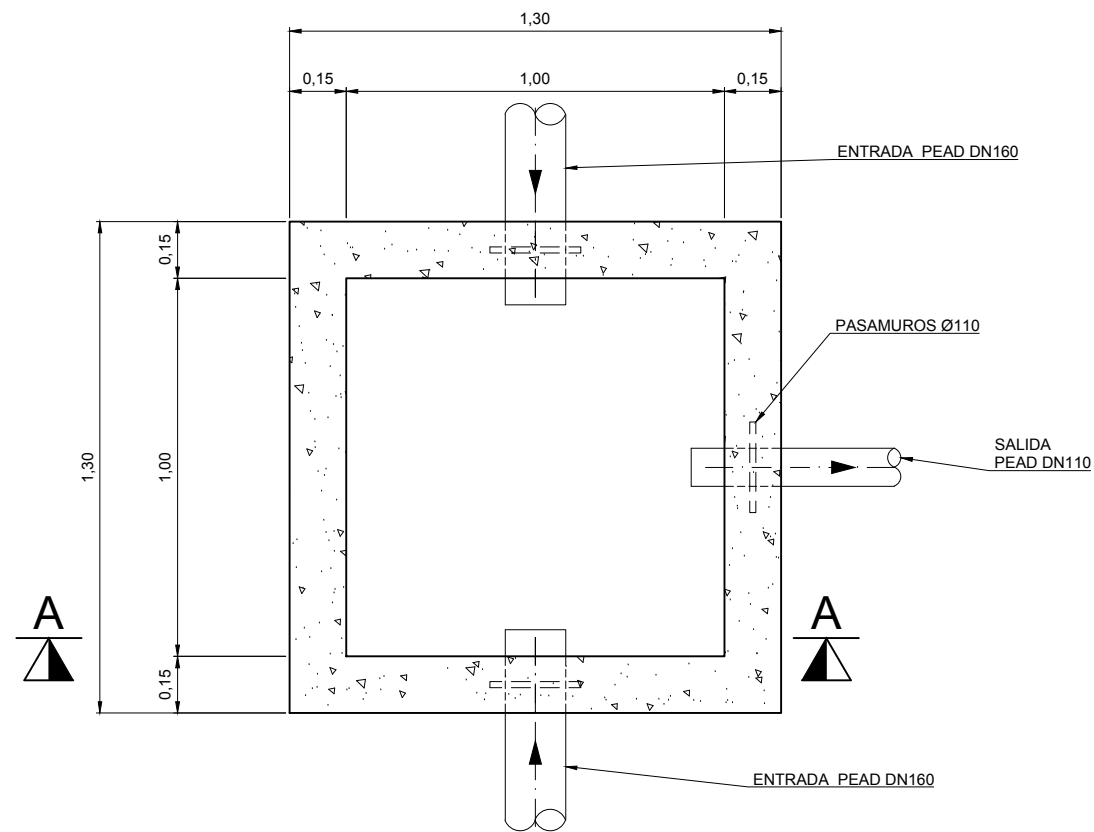

PLANTA
ESCALA 1:40

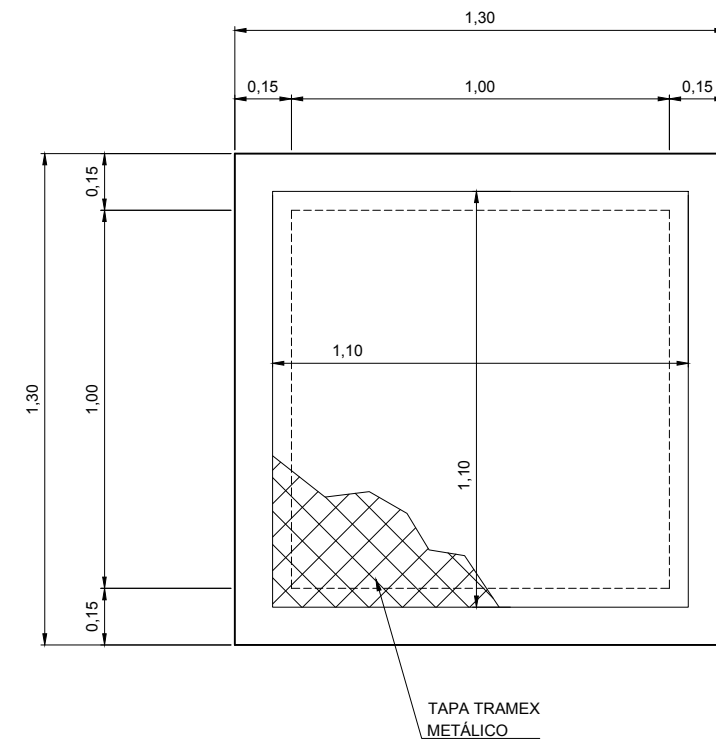

PLANTA CUBIERTA
ESCALA 1:40

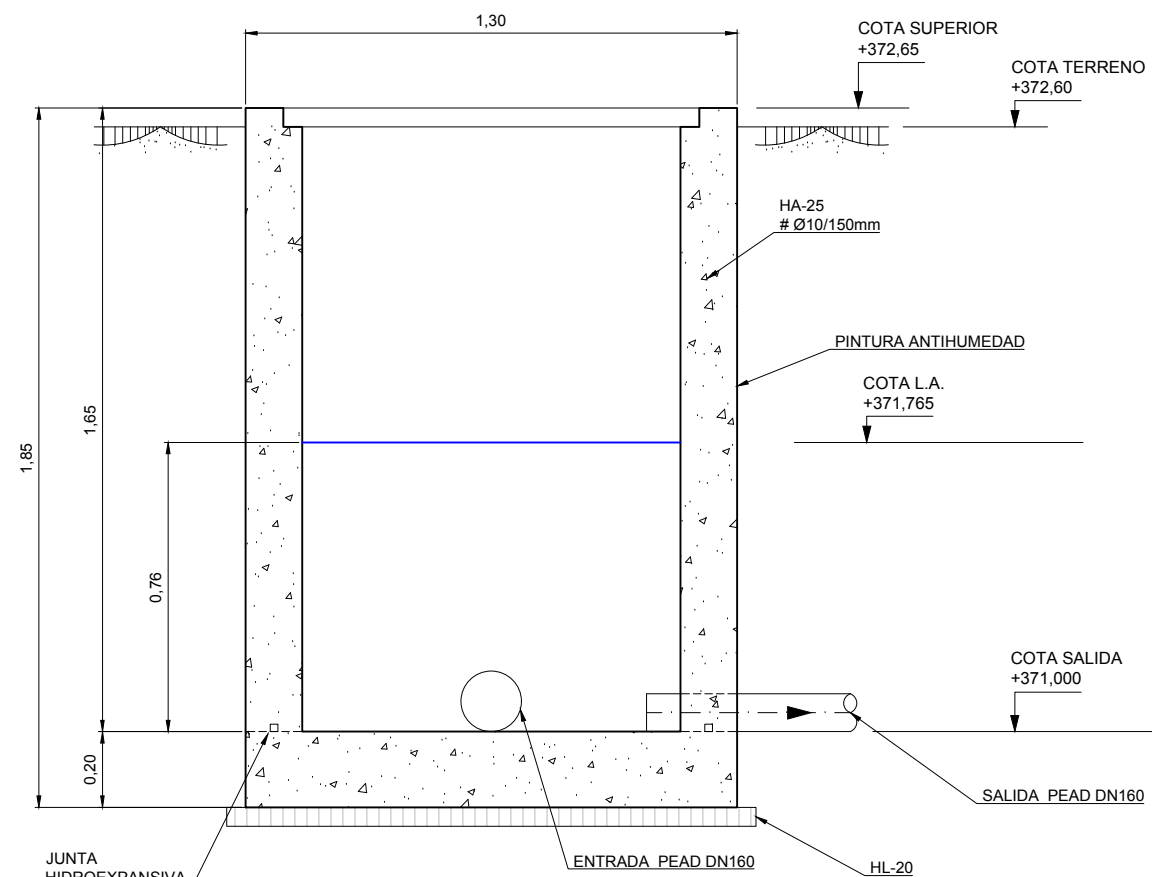

SECCIÓN A-A
ESCALA 1:40

COLEGIO DE INGENIEROS DE CAMINOS, CANALES Y PUERTOS.		Fecha	03/06/2019
ARAGON		Expediente	2019/02083/01
VISADO			



PROYECTO DE:
**REFORMA
DE LA E.D.A.R. DE
BÁRDENAS.
T.M. EJEJA DE LOS
CABALLEROS
(ZARAGOZA)**

CLAVE:

EL INGENIERO AUTOR DEL PROYECTO

I.C.C.P.
D. OSCAR RUIZ LOZANO
Colg. 13.443

IDOM

DESIGNACION:
**E.D.A.R.
ARQUETA SALIDA
REACTOR BIOLÓGICO**



ESCALA:
1:20

Din A3


SUSTITUYE A:

SUSTITUIDO POR:


**GOBIERNO
DE ARAGON**
Departamento de Desarrollo Rural
y Sostenibilidad

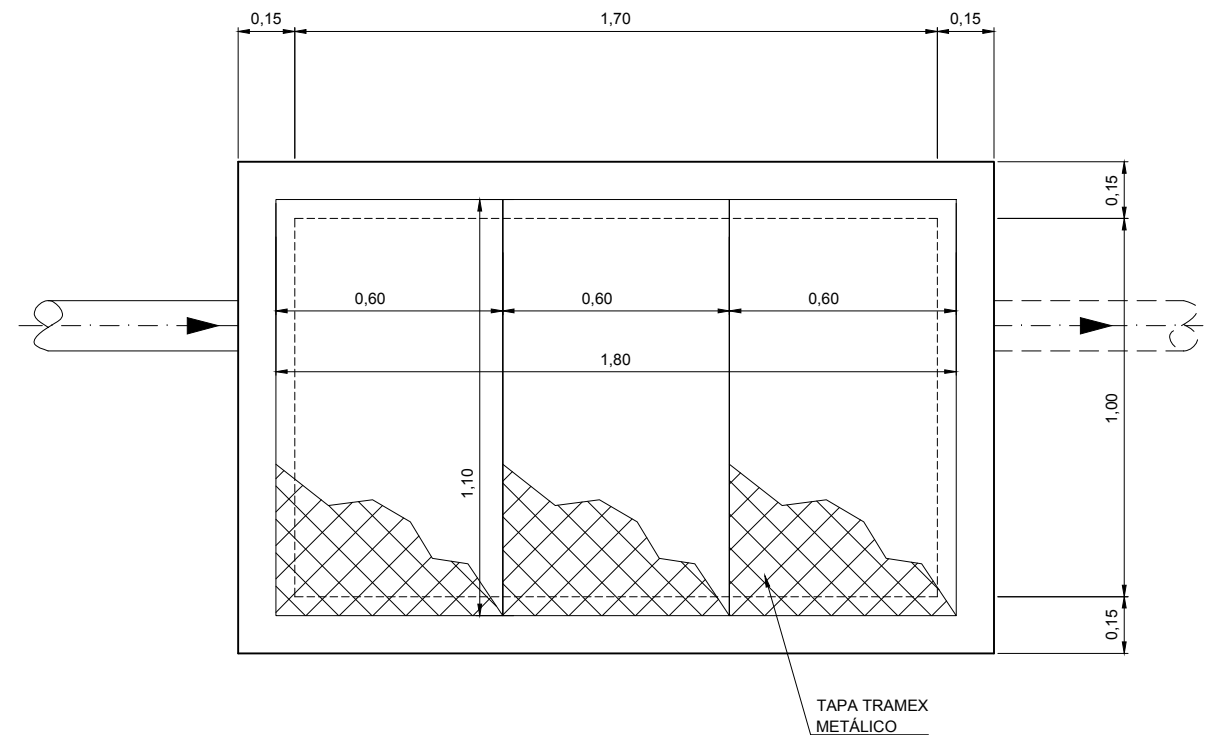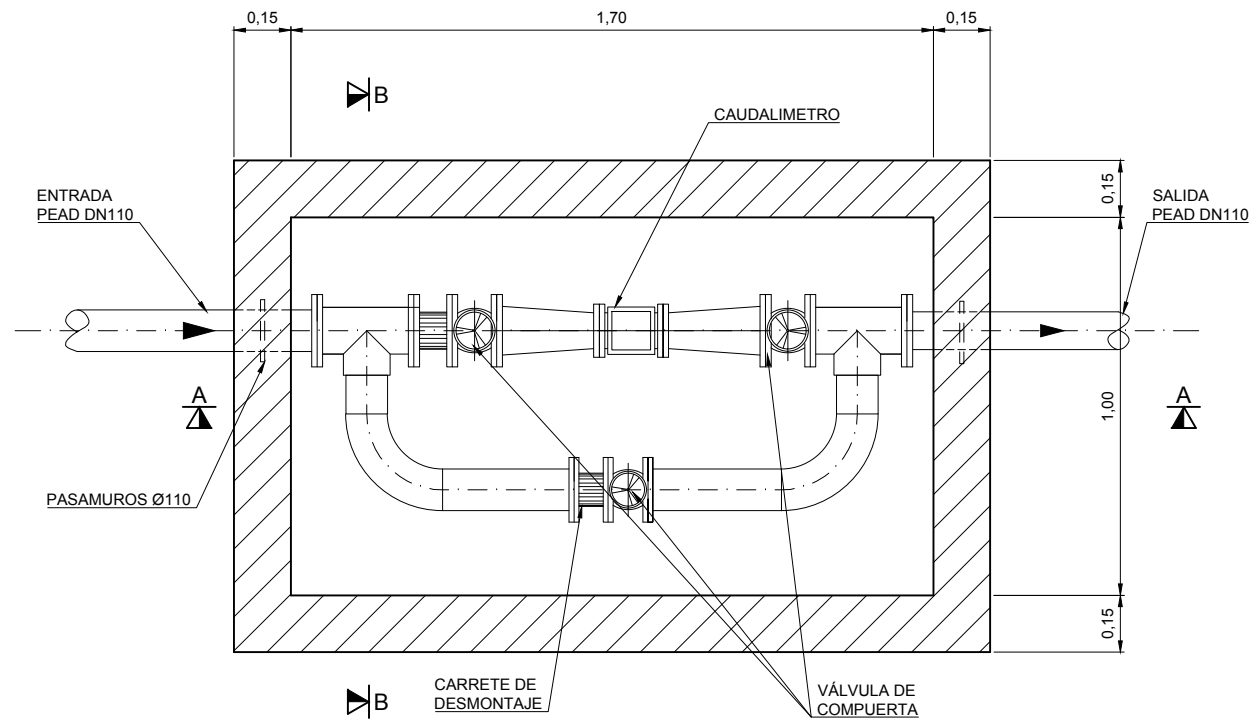

PLANTA CUBIERTA
ESCALA 1:20

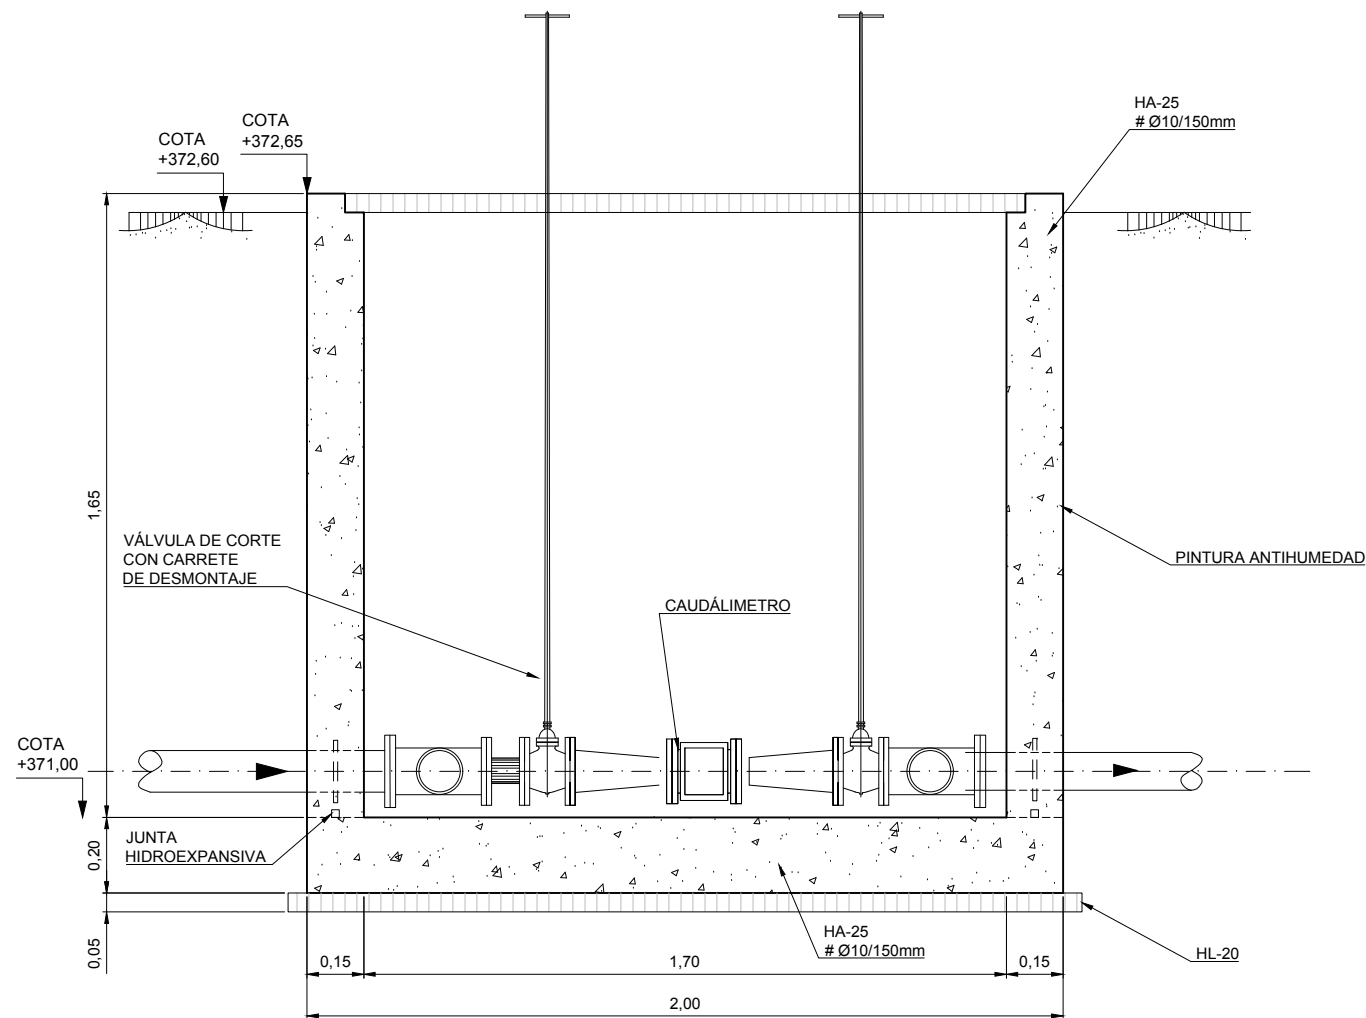

SECCIÓN A-A
ESCALA 1:40

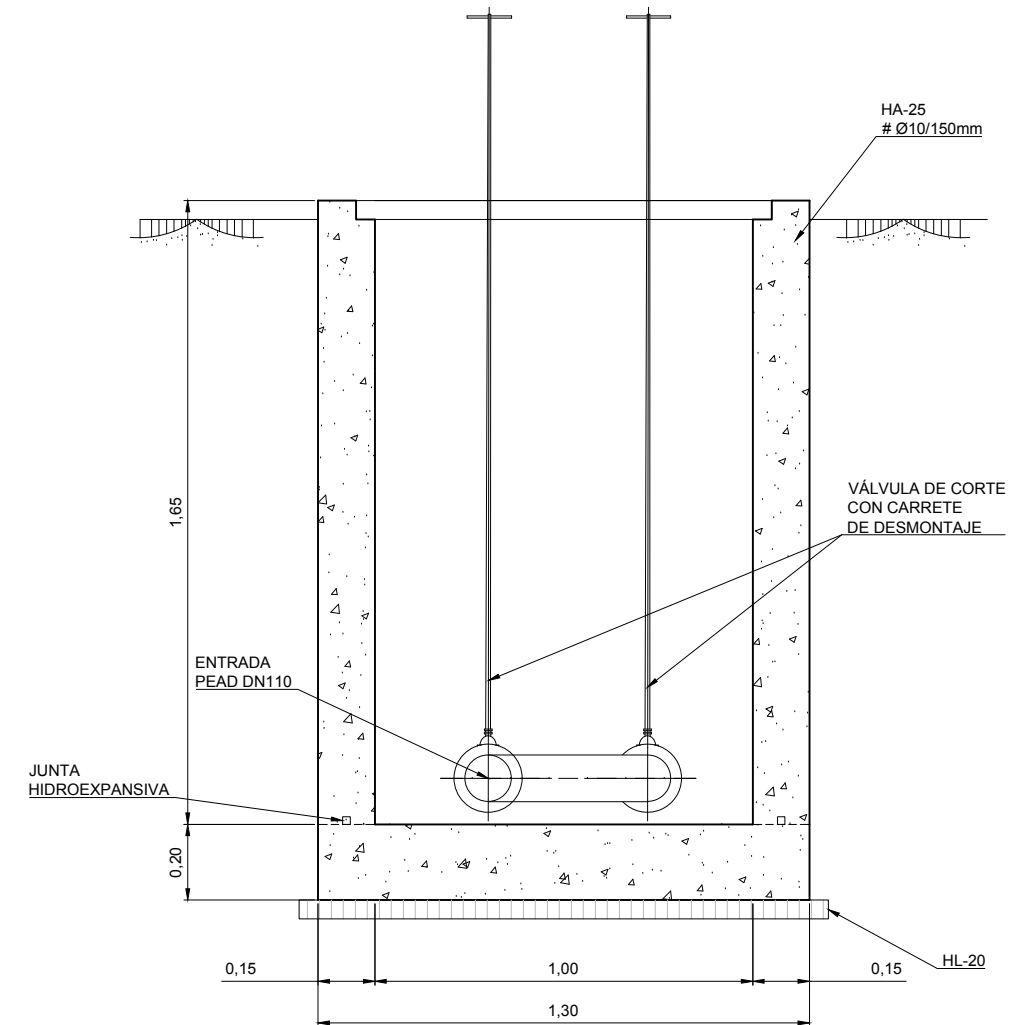

SECCIÓN B-B
ESCALA 1:40



VISADO

Instituto Aragonés del AGUA

PROYECTO DE: **REFORMA DE LA E.D.A.R. DE BÁRDENAS. T.M. EJE DE LOS CABALLEROS (ZARAGOZA)**

CLAVE: _____

EL INGENIERO AUTOR DEL PROYECTO: **D. OSCAR RUIZ LOZANO** Colg. 13.443

IDOM

DESIGNACION: **E.D.A.R. ARQUETA CAUDALIMETRO AGUA DEPURADA**

ESCALA: **1:20**

Din A3


SUSTITUYE A: _____

SUSTITUIDO POR: **19**


FECHA: **FEBRERO 2019**

PAGINA: **20**


GOBIERNO DE ARAGON
Departamento de Desarrollo Rural y Sostenibilidad

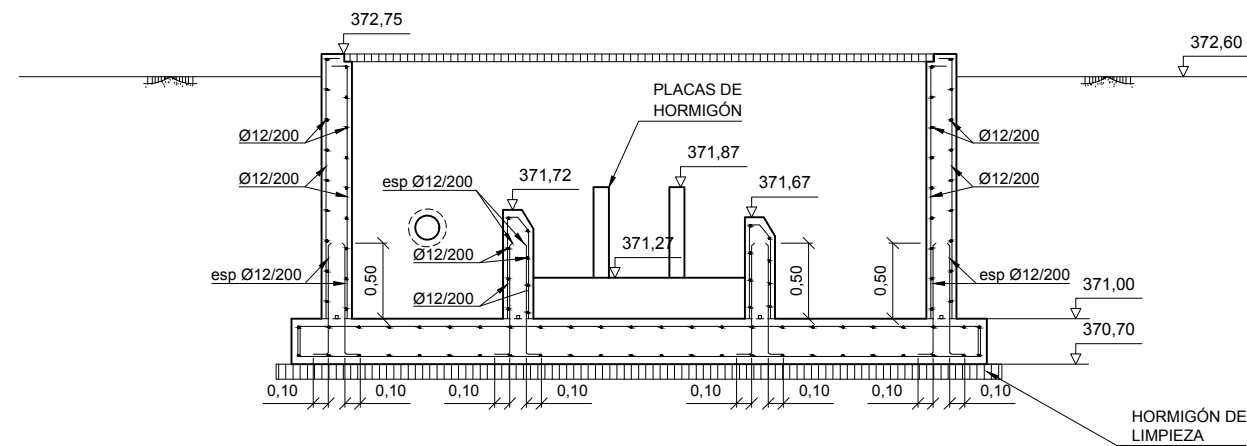


SECCIÓN A-A
ESCALA: 1:50

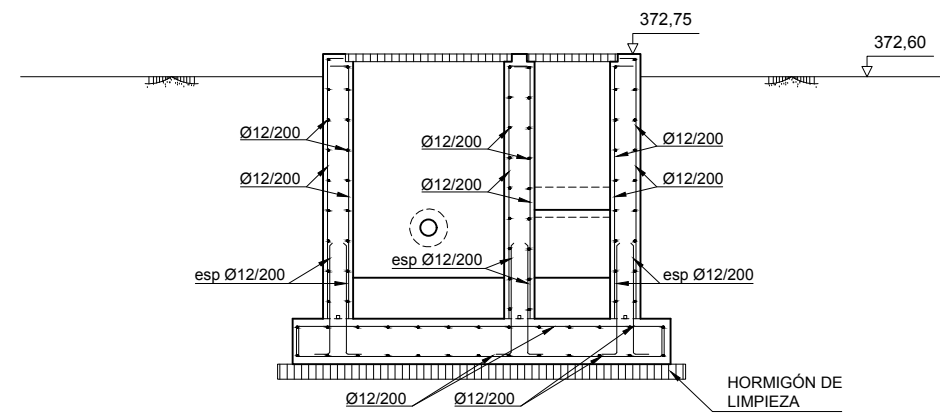

SECCIÓN B-B
ESCALA: 1:50

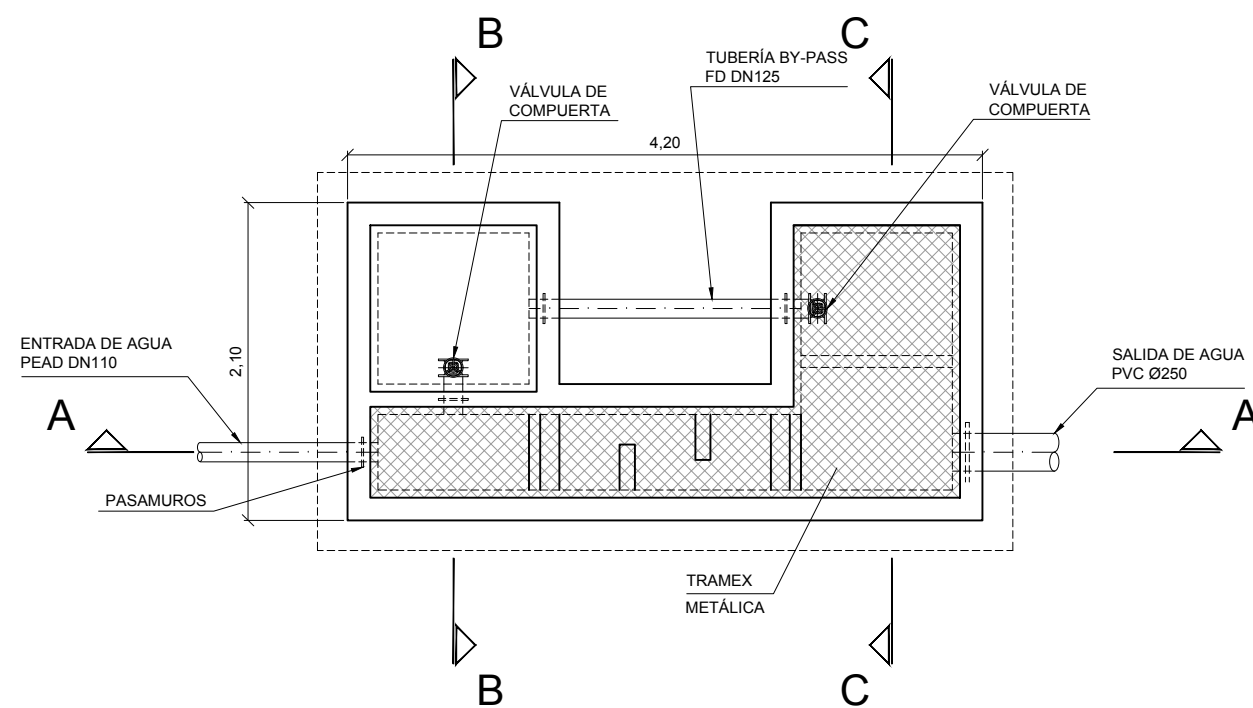

PLANTA
ESCALA: 1:50

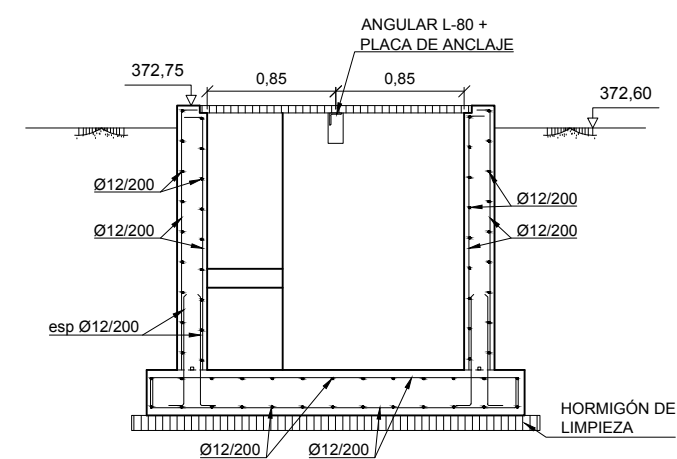

SECCIÓN C-C
ESCALA: 1:50

COLEGIO DE INGENIEROS DE CAMINOS,
CANALES Y PUERTOS.
ARAGON

Expediente: 2019/02083/01
Fecha: 03/06/2019

VISADO



PROYECTO DE:
**REFORMA
DE LA E.D.A.R. DE
BÁRDENAS.
T.M. EJEA DE LOS
CABALLEROS
(ZARAGOZA)**

CLAVE:

EL INGENIERO AUTOR DEL PROYECTO

I.C.C.P.
D. OSCAR RUIZ LOZANO
Colg. 13.443

IDOM

DESIGNACION:
**E.D.A.R.
CANAL DE CLORACIÓN
ARMADURAS**

ESCALA:
1:50

Din A3



SUSTITUYE A:

SUSTITUIDO POR:

Nº DE PLANO: 20.2


PAGINA: 22

**GOBIERNO
DE ARAGON**
Departamento de Desarrollo Rural
y Sostenibilidad

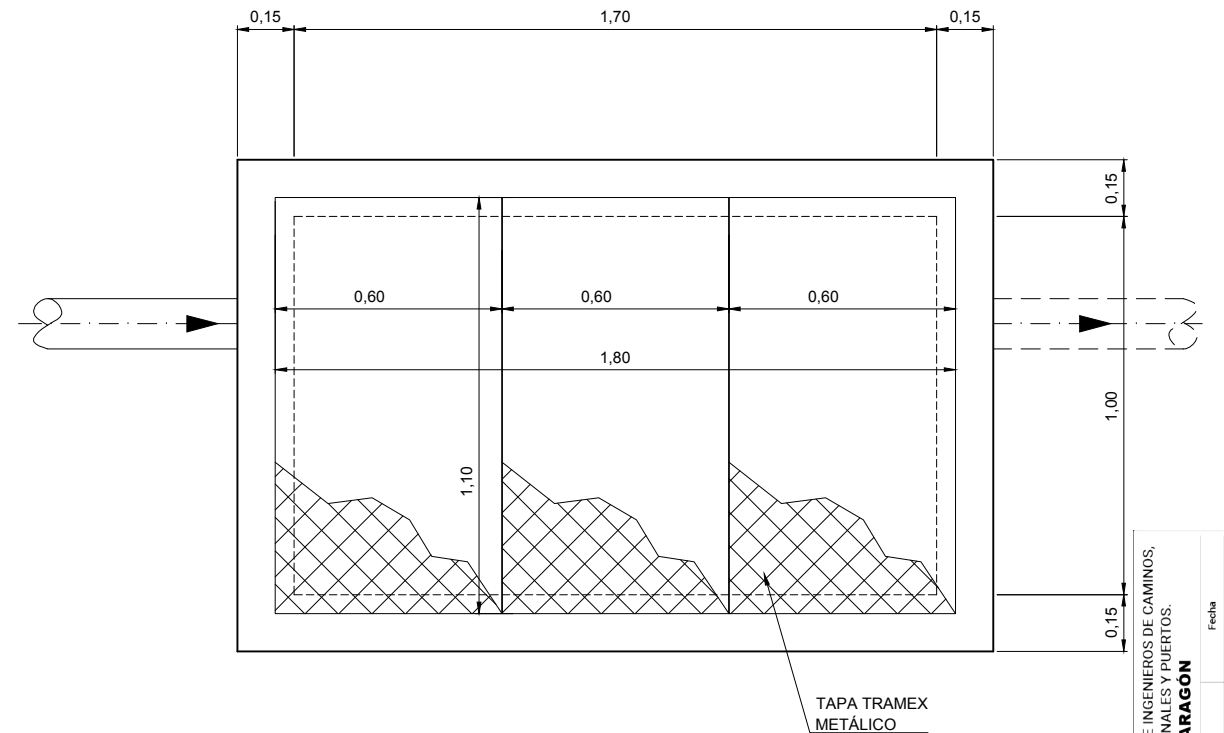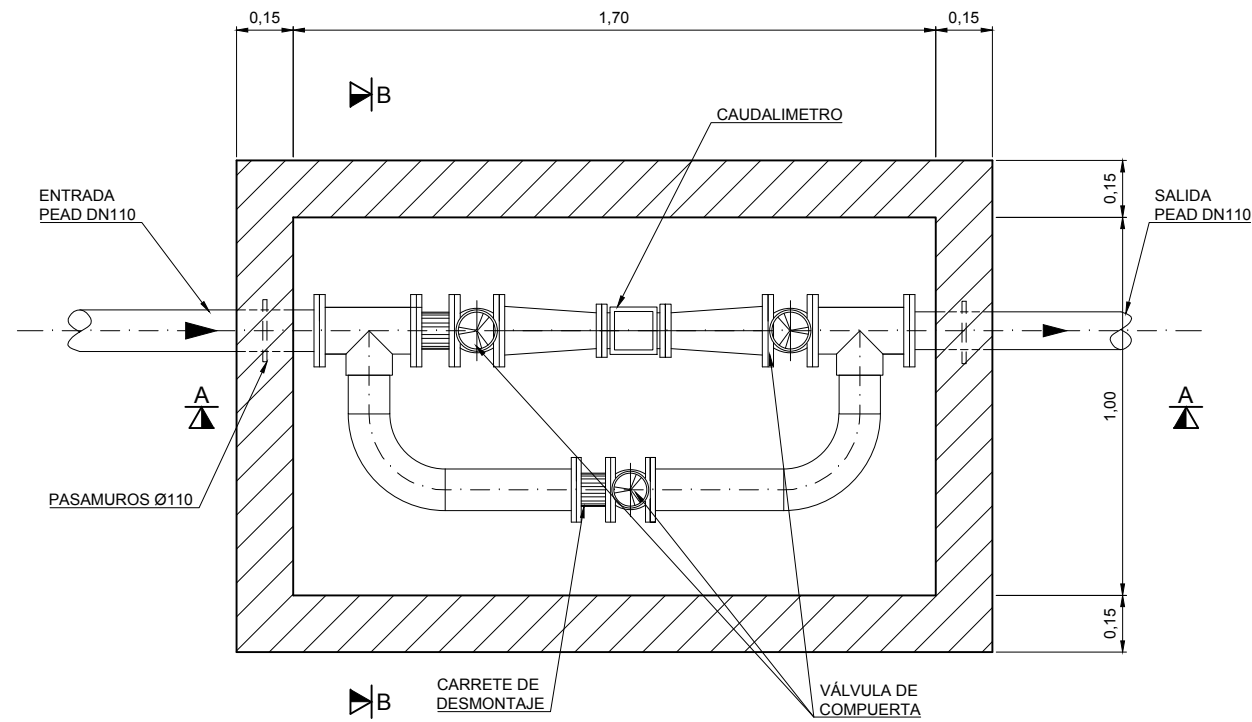


PLANTA CUBIERTA
ESCALA 1:20

COLEGIO DE INGENIEROS DE CAMINOS, CANALES Y PUERTOS.	Fecha	03/06/2019
ARAGON	Expediente	2019/02083/01
VISADO		

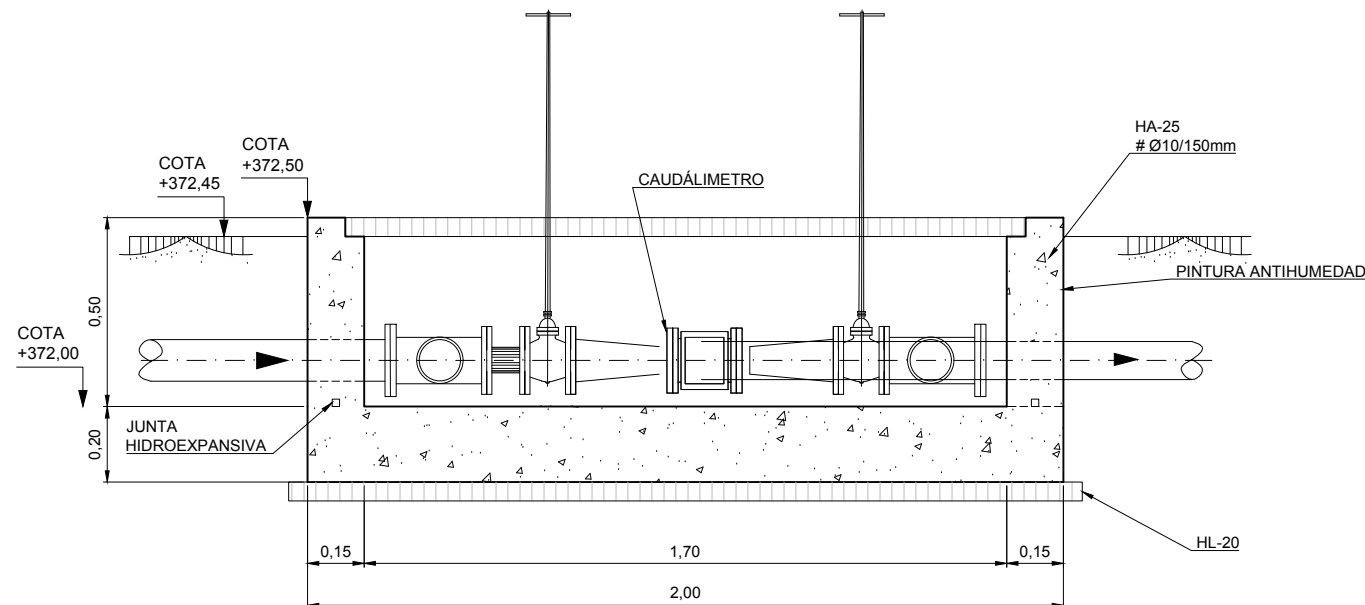

SECCIÓN A-A
ESCALA 1:40

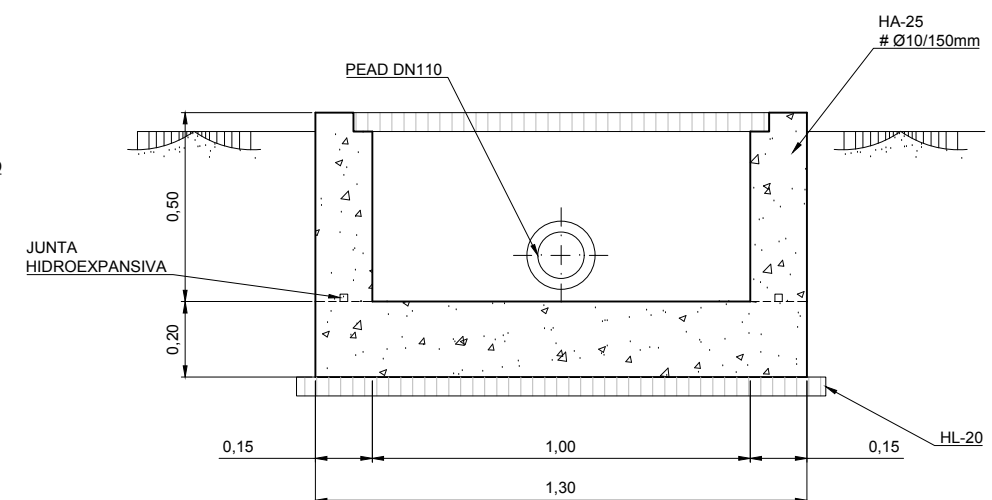

SECCIÓN B-B
ESCALA 1:40

Instituto Aragonés del
AGUA

PROYECTO DE:
**REFORMA
DE LA E.D.A.R. DE
BÁRDENAS.
T.M. EJEA DE LOS
CABALLEROS
(ZARAGOZA)**

CLAVE:

EL INGENIERO AUTOR DEL PROYECTO

I.C.C.P.
D. OSCAR RUIZ LOZANO
Colg. 13.443

IDOM

DESIGNACION:
**E.D.A.R.
ARQUETA
CAUDALIMETRO FANGOS**

ESCALA:

1:20

Din A3

SUSTITUYE A:

Nº DE PLANO:


FECHA:

PAGINA:


21

23

**GOBIERNO
DE ARAGON**
Departamento de Desarrollo Rural
y Sostenibilidad

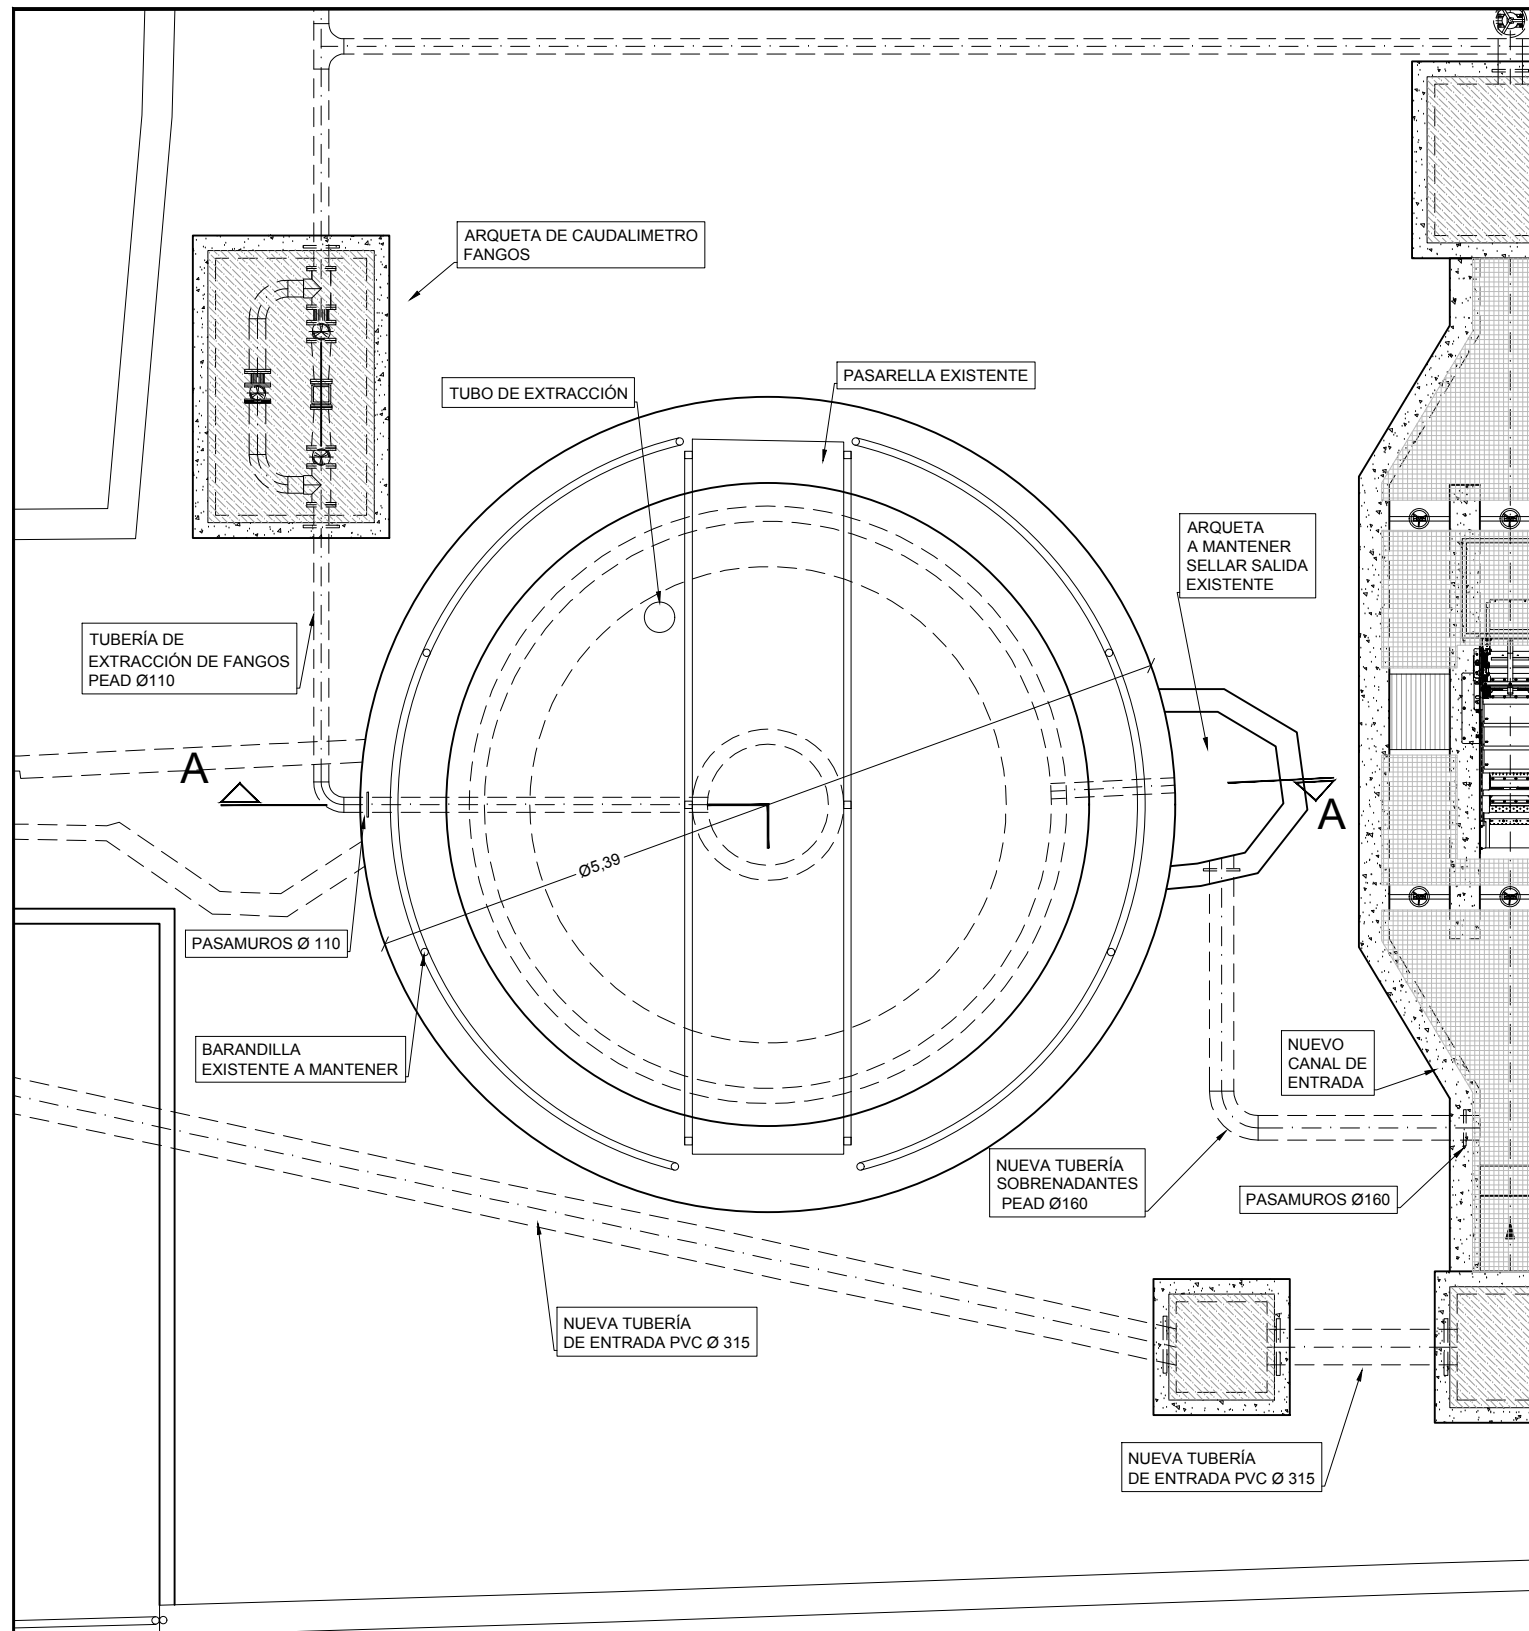

PLANTA "IMHOFF EXISTENTE"
ESCALA 1:50

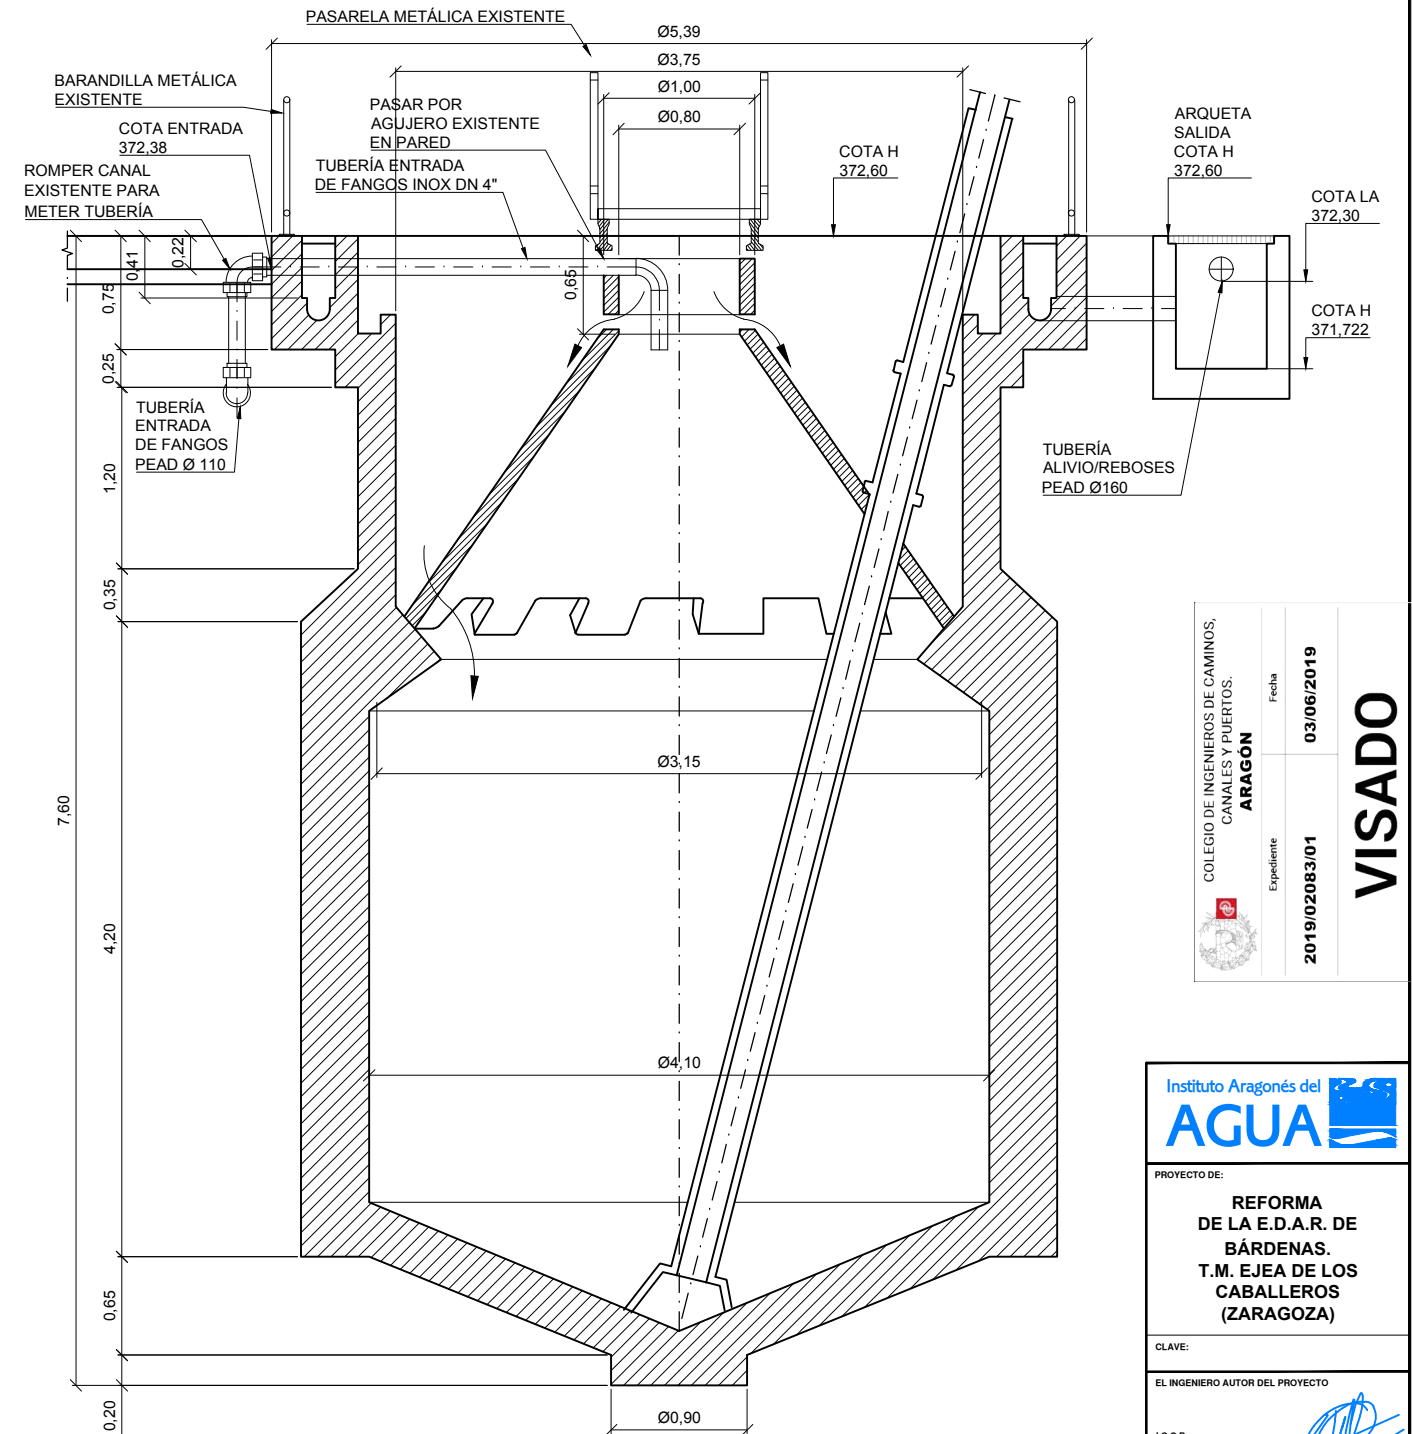

SECCIÓN A-A "IMHOFF EXISTENTE"
ESCALA 1:50

COLEGIO DE INGENIEROS DE CAMINOS, CANALES Y PUERTOS.

ARAGON

Expediente 2019/02083/01

Fecha 03/06/2019

VISADO



PROYECTO DE:

REFORMA DE LA E.D.A.R. DE BÁRDENAS. T.M. EJE DE LOS CABALLEROS (ZARAGOZA)

CLAVE:

EL INGENIERO AUTOR DEL PROYECTO

I.C.C.P.
D. OSCAR RUIZ LOZANO
Colg. 13.443

IDOM

DESIGNACION:

E.D.A.R. DEPÓSITO "IMHOFF" EXISTENTE

ESCALA:

1:50

0 0.25 0.5 0.75 1

Din A3

SUSTITUYE A:

Nº DE PLANO:

FECHA:

SUSTITUIDO POR:

22

PAGINA:

24


GOBIERNO DE ARAGON
Departamento de Desarrollo Rural y Sostenibilidad

RED DE ABASTECIMIENTO

TUBERÍA PEAD DN 40



ARQUETA 400x400mm

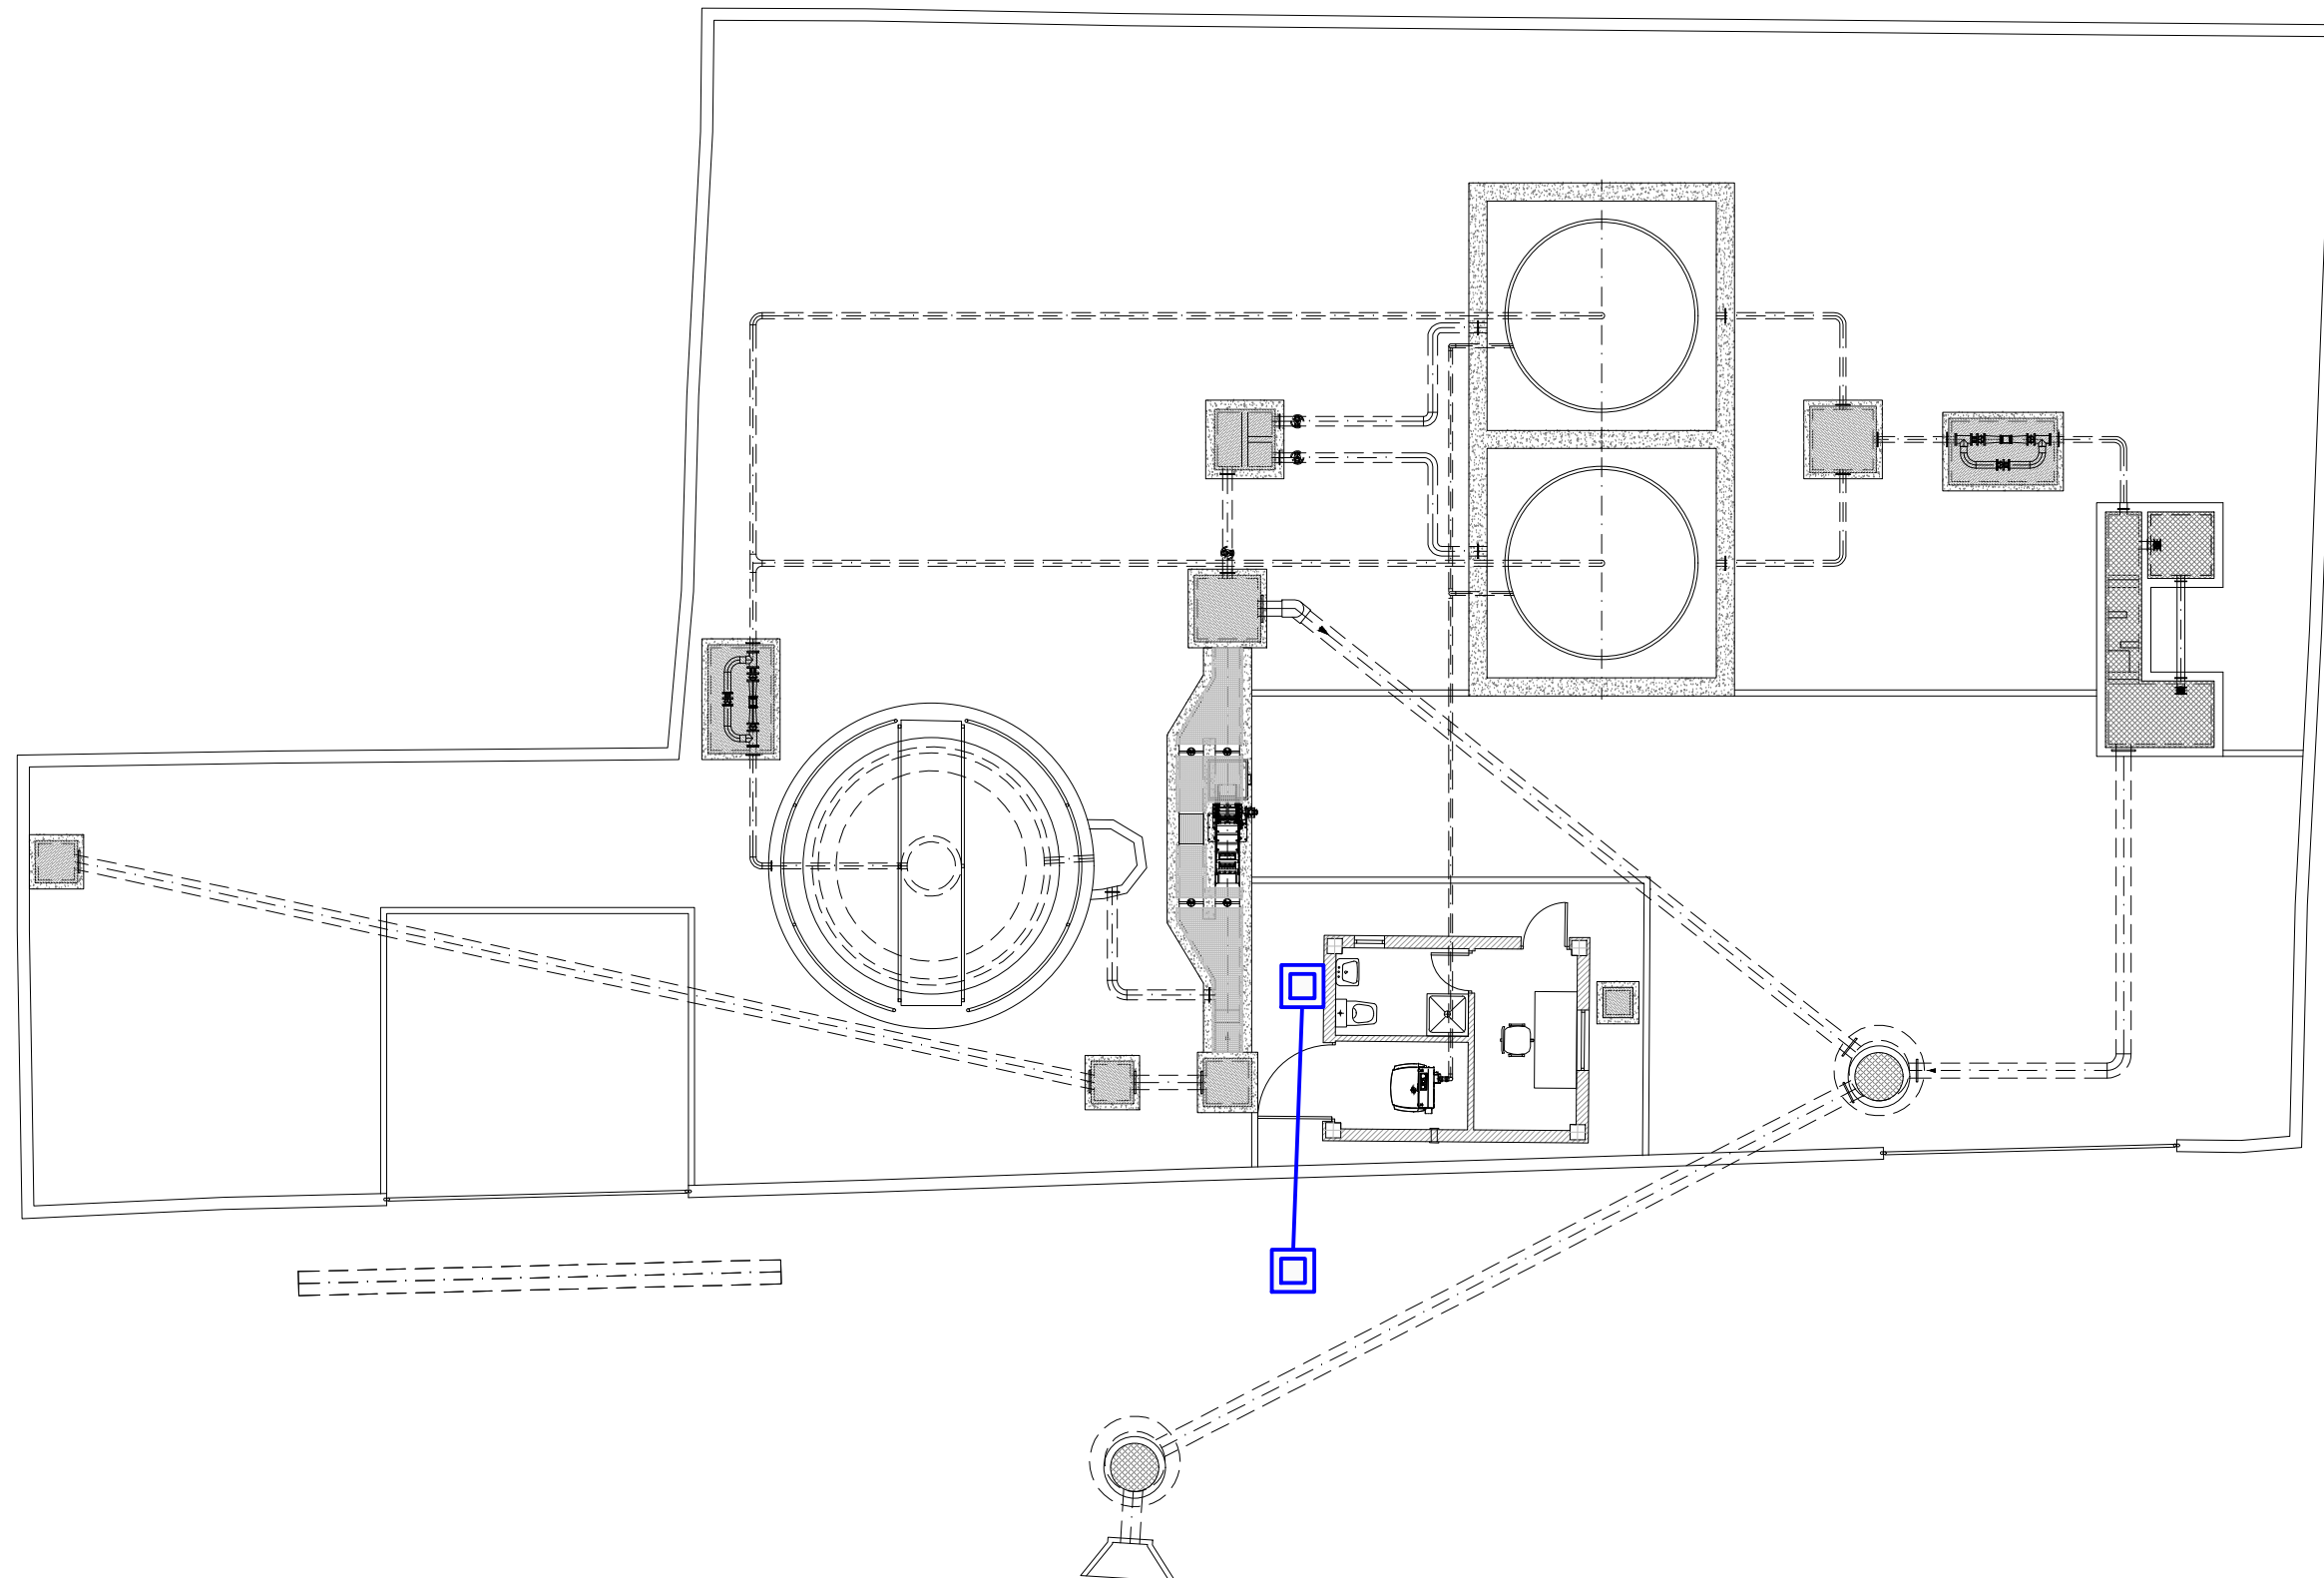

COLEGIO DE INGENIEROS DE CAMINOS, CANALES Y PUERTOS.	
ARAGON	Fecha
Expediente	03/06/2019
2019/02083/01	

VISADO




Instituto Aragonés del AGUA	
PROYECTO DE: REFORMA DE LA E.D.A.R. DE BÁRDENAS. T.M. EJEA DE LOS CABALLEROS (ZARAGOZA)	
CLAVE:	
EL INGENIERO AUTOR DEL PROYECTO I.C.C.P. D. OSCAR RUIZ LOZANO Colg. 13.443	
IDOM	
DESIGNACION: E.D.A.R. RED ABASTECIMIENTO PLANTA	
ESCALA: 1:125 0 0,5 1 1,5 2	
Din A3	
SUSTITUYE A:	Nº DE PLANO: 23
SUSTITUIDO POR:	FECHA: FEBRERO 2019
	PAGINA: 25
GOBIERNO DE ARAGON Departamento de Desarrollo Rural y Sostenibilidad	

	CANALIZACIÓN RED ELÉCTRICA / INSTRUMENTACIÓN
	ARQUETA RED ELÉCTRICA / INSTRUMENTACIÓN
	CUADRO ELÉCTRICO

ALIMENTACIÓN A RECEPTORES DE FUERZA						
Cod.	Descripción	Desde	P (kW)	Cable (Cu)	Protección	Calibre (A)
CGBT	DERIVACIÓN	CSPM	10	RV-K 4X1x50+TT	FUS gG	63
1	TAMIZ	CGBT	0,37	RV-K 4G2.5	Gmot	1,3
2.1	BOMBA DE FANGOS 1	CGBT	0,37	RV-K 4G2.5	Gmot	1,3
2.2	BOMBA DE FANGOS 2	CGBT	0,37	RV-K 4G2.5	Gmot	1,3
3	SOPLANTE	CGBT	3	RV-K 5G2.5	Gmot	5,5
4	Extractor	CGBT	0,12	RV-K 5G2.5	Gmot	1,3
--	Fza. Edificio	CGBT	2	RV-K 5G2.5	Aut C	16
--	Alumbrado	CGBT	0,5	RV-K 5G2.5	Aut C	10
--	Alumb. Exterior	CGBT	0,5	RV-K 5G2.5	Aut C	10


- Circuitos de cable de cobre RV-K 06/1kV instalado sobre bandeja o en zanja enterrada bajo tubo protector de PVC.
- Además de la respectiva protección individual contra sobrecorrientes y cortocircuitos, todas las líneas tendrán su protección diferencial independiente.
- Para los circuitos generales de fuerza y alumbrado se utilizará cable de cobre tipo RV-K 06/1kV, no admitiéndose caídas de tensión superiores al 3% en circuitos de alumbrado y 5% en circuitos de fuerza.

INSTRUMENTACIÓN	
Cod.	Descripción
I1	Nivel Ultrasónico
I2	Sonda de Oxígeno Disuelto
I3	Caudalímetro electromagnético Fangos
I4	Caudalímetro electromagnético Línea salida

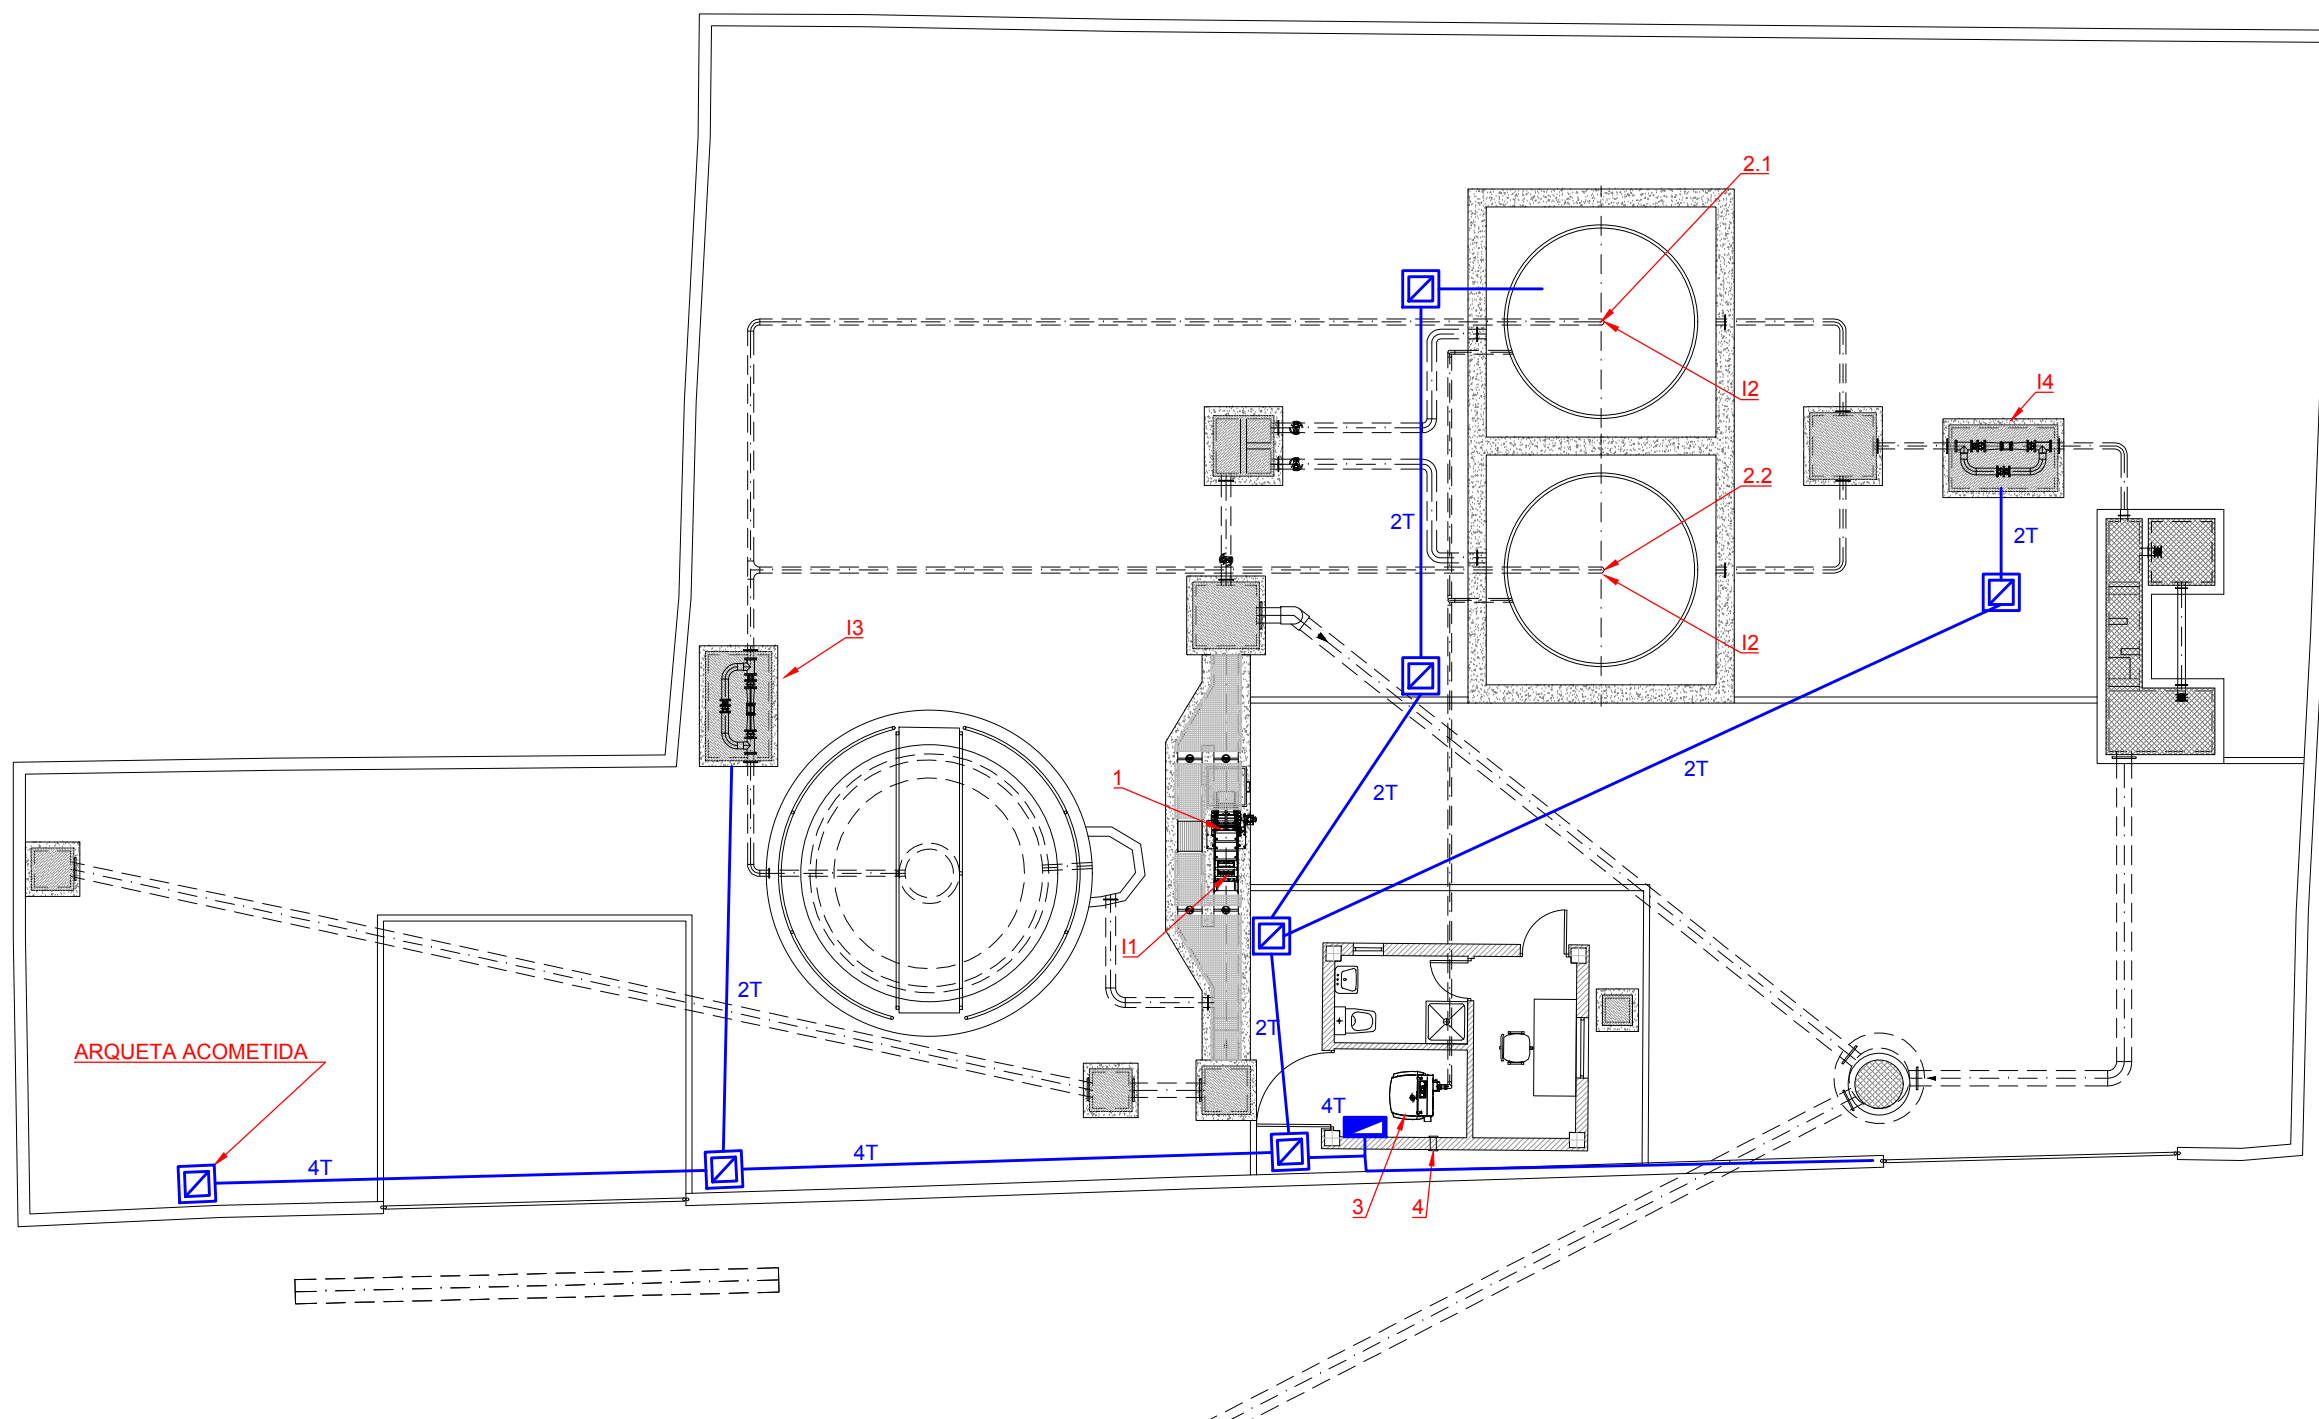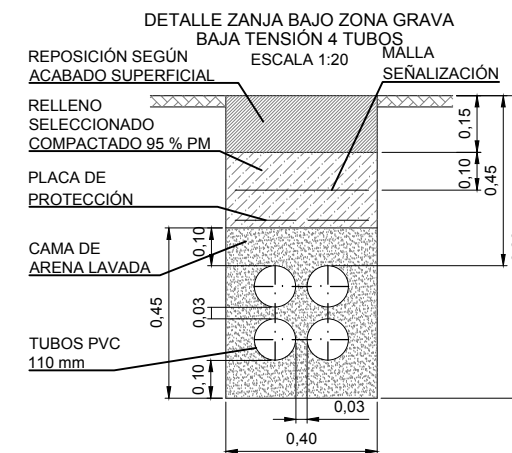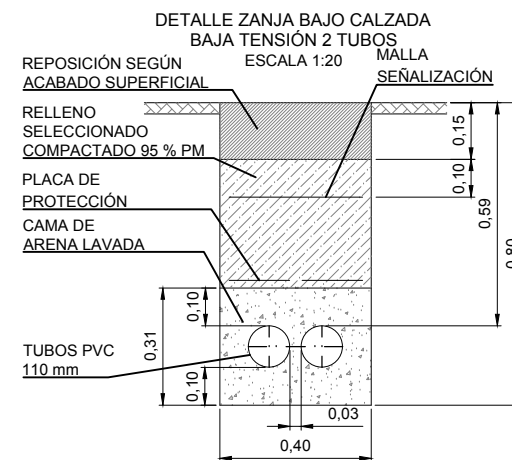

RED DE ALUMBRADO

- CANALIZACIÓN RED ELÉCTRICA (FUERZA)
- ARQUETA RED ELÉCTRICA
- CUADRO ELÉCTRICO
- FOCO EXTERIOR

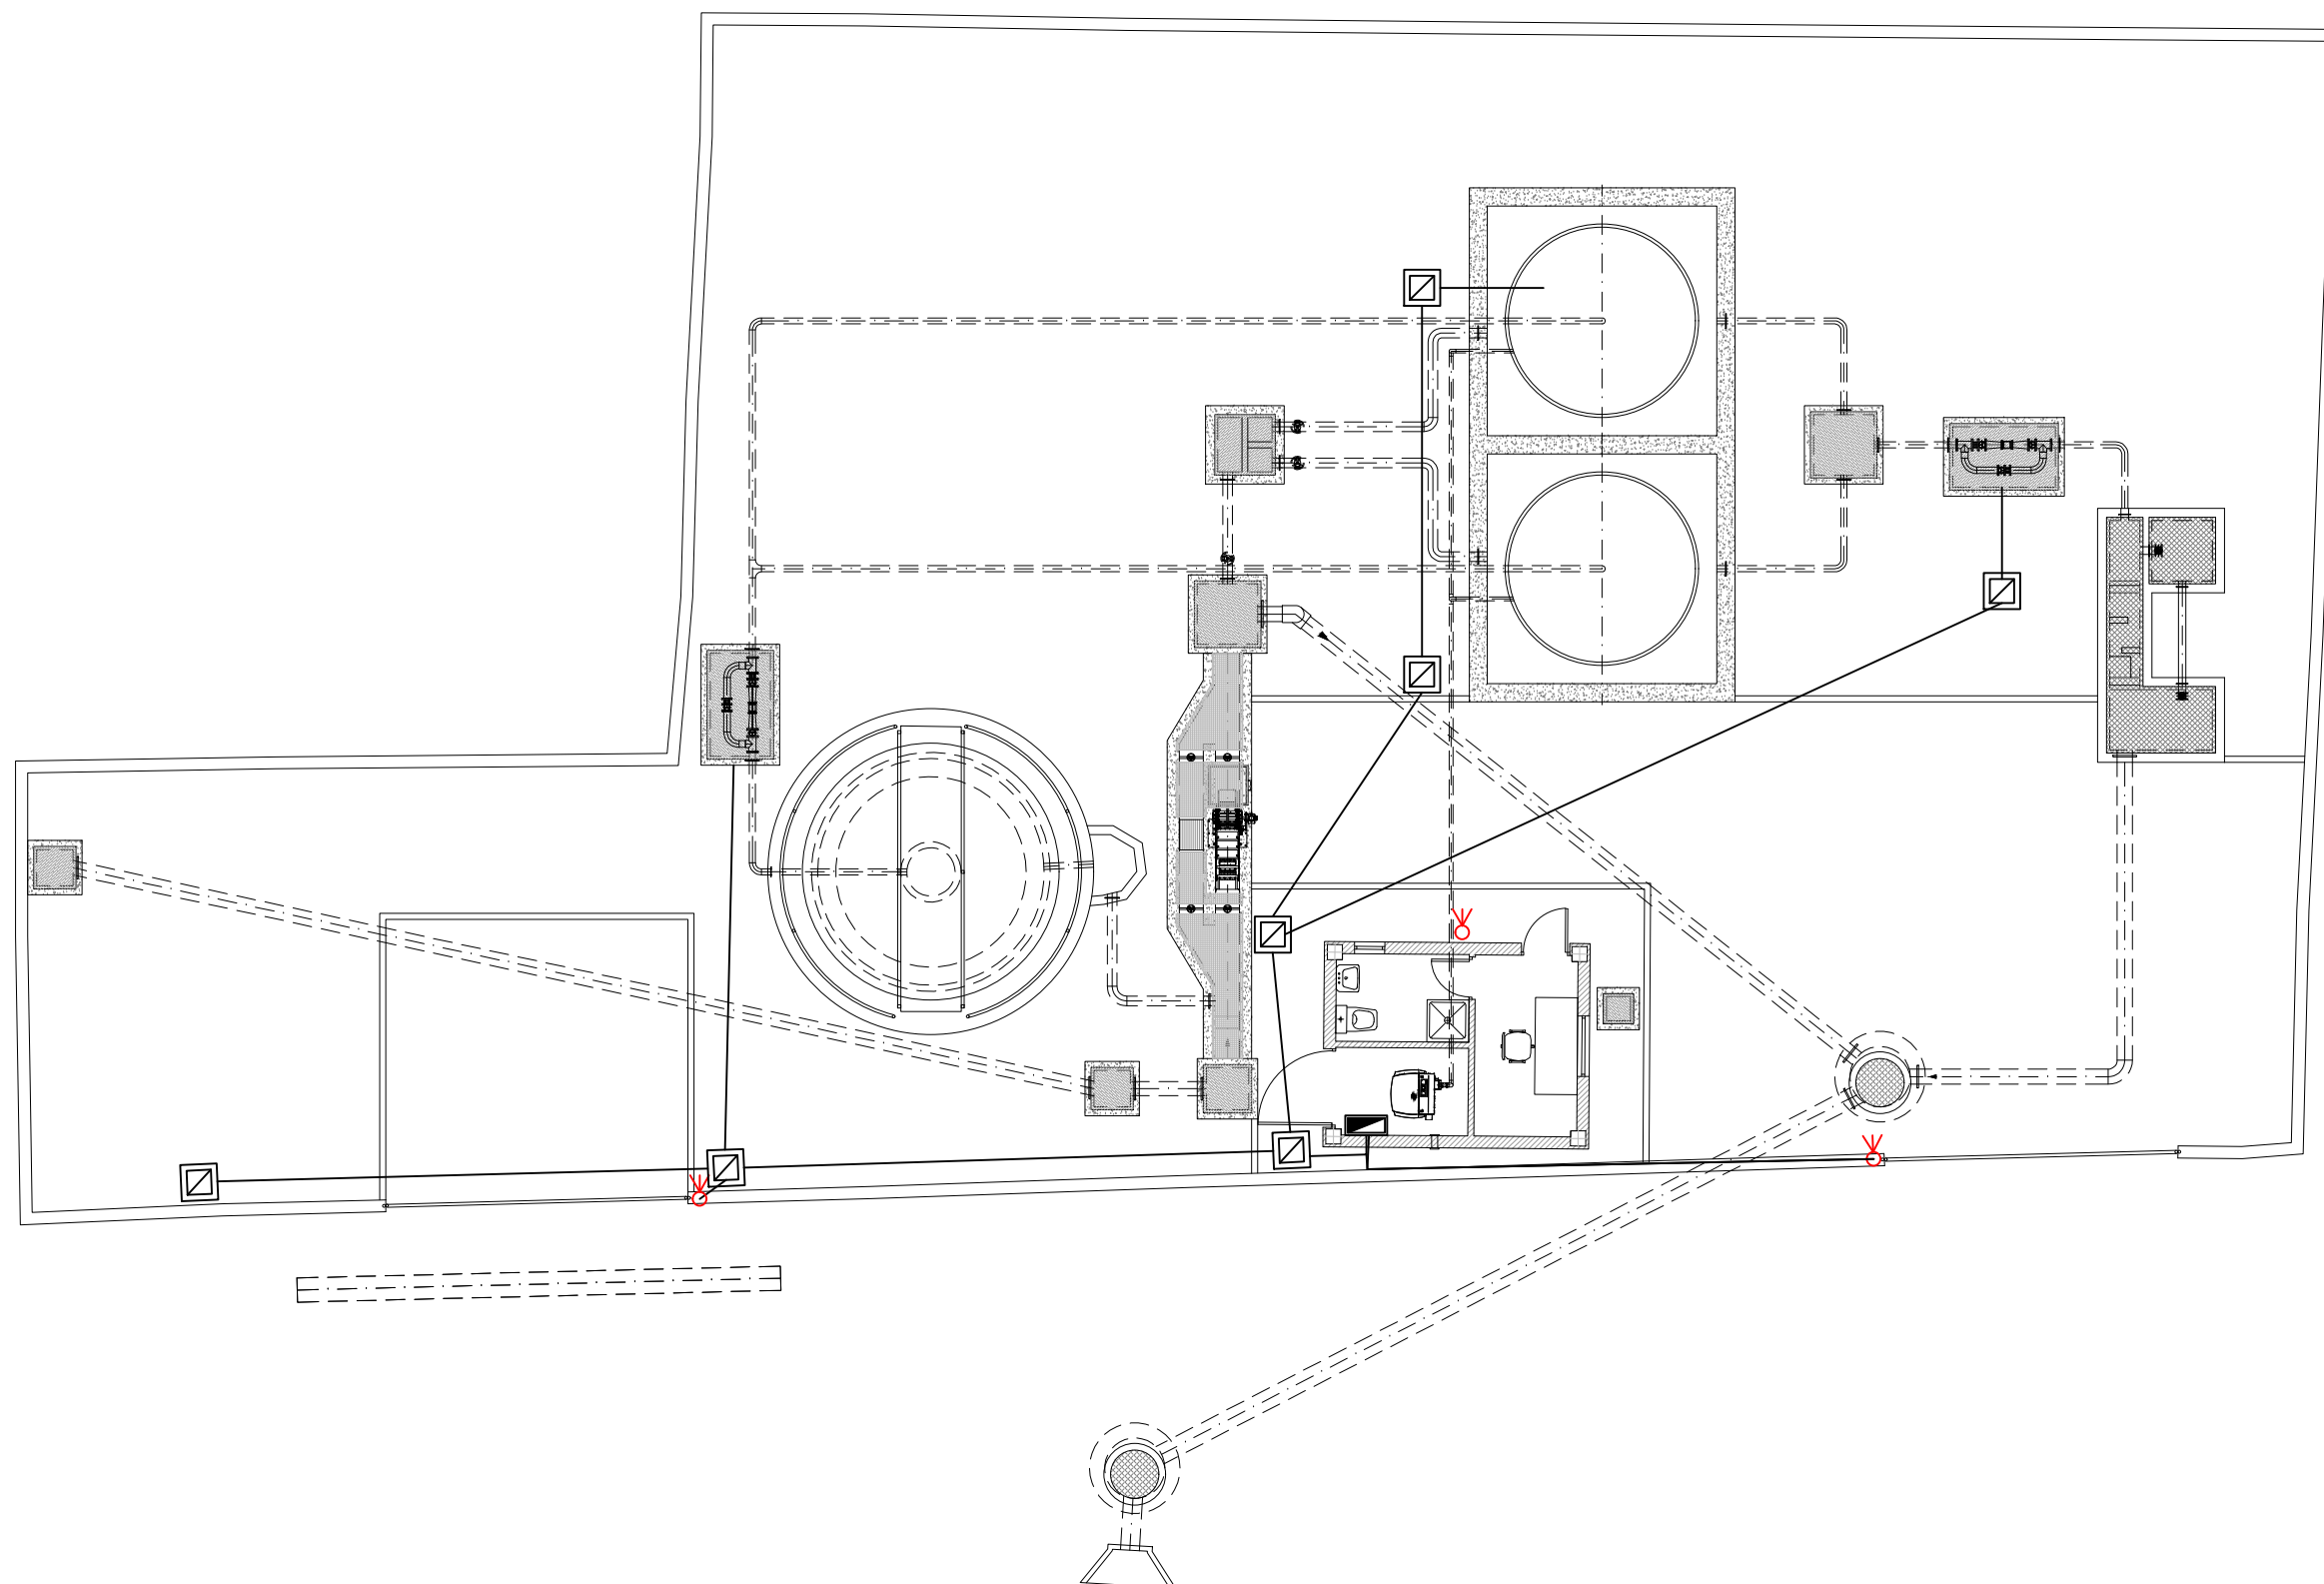

COLEGIO DE INGENIEROS DE CAMINOS, CANALES Y PUERTOS.	
ARAGON	Fecha
Expediente	03/06/2019
2019/02083/01	

VISADO



PROYECTO DE:
**REFORMA
DE LA E.D.A.R. DE
BÁRDENAS.
T.M. EJEJA DE LOS
CABALLEROS
(ZARAGOZA)**

CLAVE:

EL INGENIERO AUTOR DEL PROYECTO

I.C.C.P.
D. OSCAR RUIZ LOZANO
Colg. 13.443

IDOM

DESIGNACION:
**E.D.A.R.
RED ELÉCTRICA
RED ALUMBRADO PLANTA**

ESCALA:
1:125

Din A3

SUSTITUYE A:

SUSTITUIDO POR:


Nº DE PLANO:
24.2

FECHA:
**FEBRERO
2019**

PAGINA:
27

**GOBIERNO
DE ARAGON**
Departamento de Desarrollo Rural
y Sostenibilidad

Revisión	
RED	
Reg.de N	TT
Tensión	400 V
DISTRIBUCIÓN	
Ag_arriba	CGBT-C001
Localizador	=CT001
Designacion	
.	
I instalada	6,90 A
I Total	12,41 A
Ik3 máx	804 A
Ik1 máx	420 A
dU máx	Normal 0,95 % Socorro

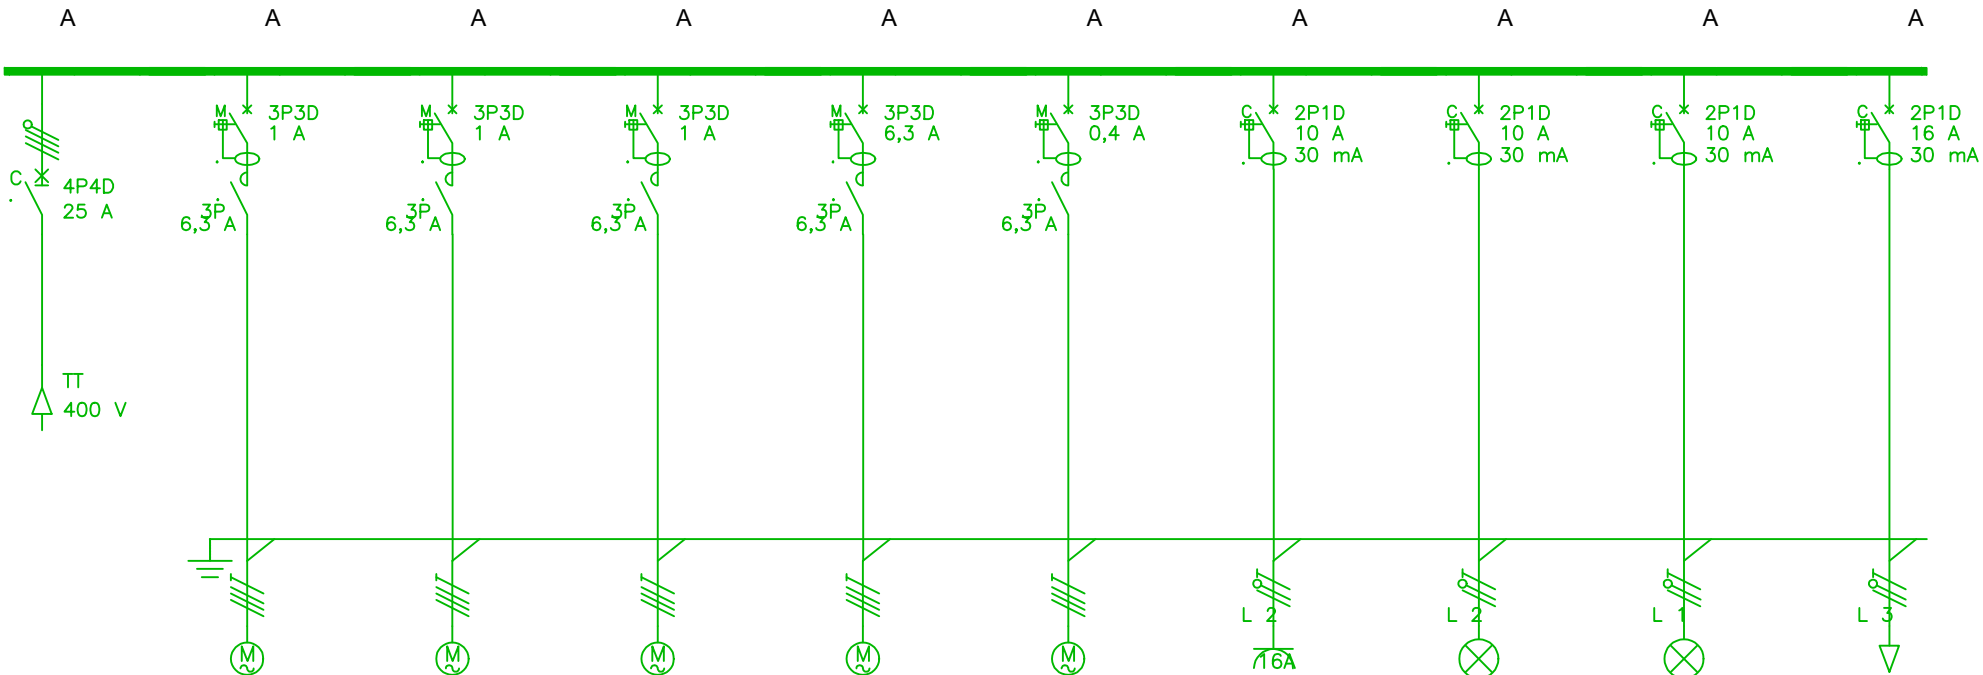

CIRCUITO	Localizador		CGBT-C001		CGBT-M001		CGBT-M002.1		CGBT-M002.2		CGBT-M003		=CGBT-M004		CGBT-TC001		CGBT-AL001		CGBT-AL002		CGBT-VAR001	
	Designación		.		TAMIZ		BOMBA FANGOS 1		BOMBA FANGOS 2		SOPLANTE		EXTRACTOR		Fuerza Edificio		Alumbrado		Alumbrado Exterior		Reserva	
	N°	Consumo	1	6,9A	1	0,37kW	1	0,37kW	1	0,37kW	1	3kW	1	120W	4	2kW	1	0,5kW	1	0,5kW	1	1kW
	Alimentación		Normal		Normal		Normal		Normal		Normal		Normal		Normal		Normal		Normal		Normal	
ENLACE	Jdb Ag_arriba																					
	Tipo		RV 0,6/1 (90°C)		RV 0,6/1 (90°C)		RV 0,6/1 (90°C)		RV 0,6/1 (90°C)		RV 0,6/1 (90°C)		RV 0,6/1 (90°C)		RV 0,6/1 (90°C)		RV 0,6/1 (90°C)		RV 0,6/1 (90°C)			
	Longitud	Alma	740 m	Cobre	10 m	Cobre	20 m	Cobre	20 m	Cobre	4 m	Cobre	5 m	Cobre	10 m	Cobre	10 m	Cobre	10 m	Cobre	0 m	
	L.máx prot.		1164 m (CC)		1485 m (CC)		1485 m (CC)		1485 m (CC)		191 m (CC)		3857 m (CC)		82 m (CC)		49 m (CC)		49 m (CC)		36 m (CC)	
	dU Circuito	dU Total	0,95 %	0,95 %	0,03 %	0,98 %	0,06 %	1,01 %	0,06 %	1,01 %	0,08 %	1,03 %	0,00 %	0,95 %	0,57 %	1,52 %	0,3 %	1,24 %	0,3 %	1,24 %	0 %	0,95 %
	Cable		4X50		4G2,5		4G2,5		4G2,5		4G2,5		4G2,5		3G2,5		3G1,5		3G1,5			
	Neutro PE/PEN		Separado																			
PROT.	Protección		iC60N		P25M		P25M		P25M		P25M		P25M		iDPN F		iDPN F		iDPN F		iDPN F	
															Vigi DPN A		Vigi DPN A		Vigi DPN A		Vigi DPN A	
	Calibre	Ir DDR	25 A		1 A	30 mA	1 A	30 mA	1 A	30 mA	6,3 A	30 mA	0,4 A	30 mA	10 A	30 mA	10 A	30 mA	10 A	30 mA	16 A	30 mA
	Ir	Im / Isd		240 A	0,98 A	12 A	0,98 A	12 A	0,98 A	12 A	6,3 A	75,6 A	0,26 A	4,8 A		100 A		100 A		100 A		160 A
Reparto de fases			123		123		123		123		123		123		2		2		1		3	

COLEGIO DE INGENIEROS DE CAMINOS, CANALES Y PUERTOS.
ARAGON
Expediente
2019/02083/01
Fecha
03/06/2019
VISADO

Instituto Aragonés del
AGUA

PROYECTO DE:
REFORMA DE LA E.D.A.R. DE BÁRDENAS. T.M. EJEJA DE LOS CABALLEROS (ZARAGOZA)

CLAVE:

EL INGENIERO AUTOR DEL PROYECTO

I.C.C.P.
D. OSCAR RUIZ LOZANO
Colg. 13.443

IDOM

DESIGNACION:
E.D.A.R. RED ELÉCTRICA ESQUEMA UNIFILAR

ESCALA:
S/E

Din A3

SUSTITUYE A:

SUSTITUIDO POR:

Nº DE PLANO:

FECHA:

PAGINA:

24.3

FEBRERO 2019


28

GOBIERNO DE ARAGON
Departamento de Desarrollo Rural y Sostenibilidad

RED DE TIERRAS

CONDUCTOR DE COBRE DE 35 mm²

PICA / ELECTRODO PROFUNDO

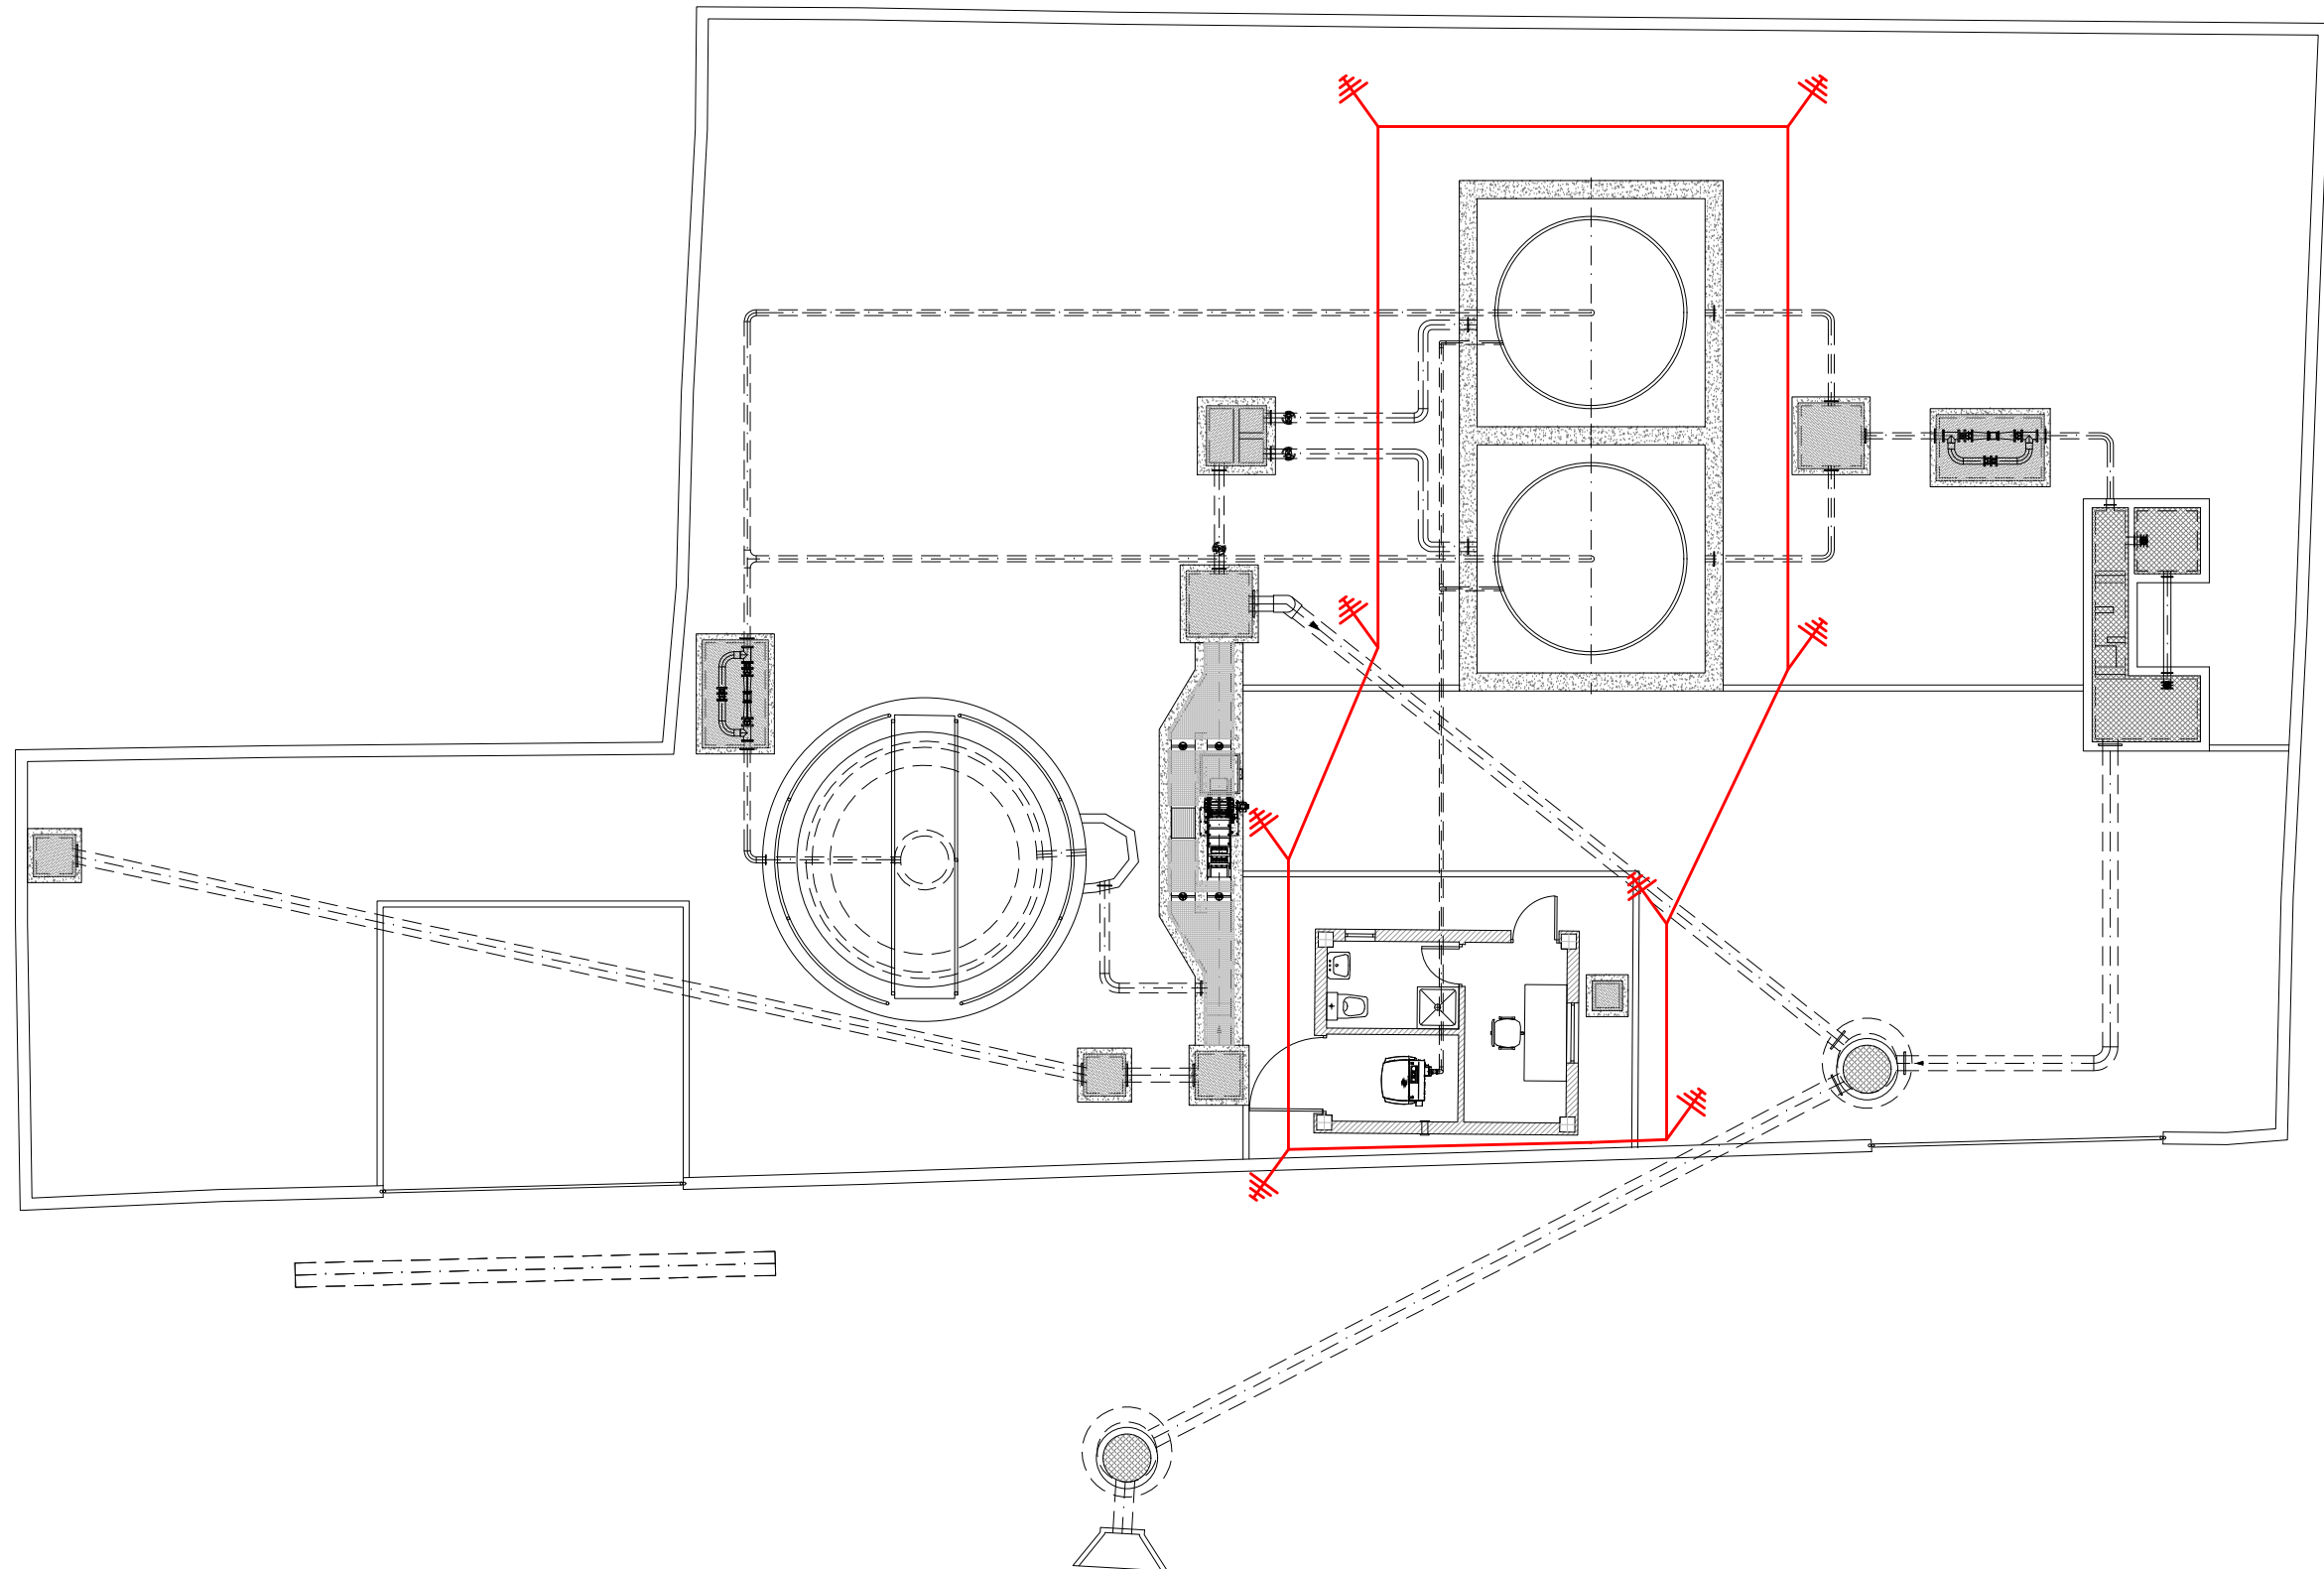

COLEGIO DE INGENIEROS DE CAMINOS, CANALES Y PUERTOS.	
ARAGON	Fecha
Expediente	03/06/2019
2019/02083/01	
VISADO	



PROYECTO DE:
**REFORMA
DE LA E.D.A.R. DE
BÁRDENAS.
T.M. EJECA DE LOS
CABALLEROS
(ZARAGOZA)**

CLAVE:

EL INGENIERO AUTOR DEL PROYECTO

I.C.C.P.
D. OSCAR RUIZ LOZANO
Colg. 13.443



DESIGNACION:
**E.D.A.R.
RED ELÉCTRICA
RED DE TIERRAS**

ESCALA:
1:125

Din A3

SUSTITUYE A:


SUSTITUIDO POR:

Nº DE PLANO:
24.4



FECHA:
**FEBRERO
2019**

PAGINA:
29



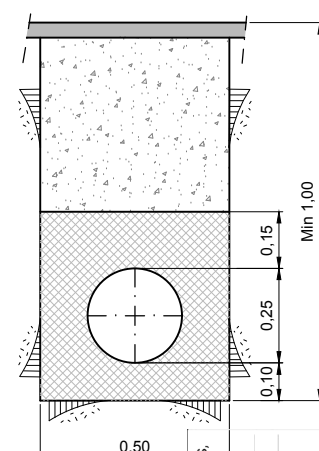


	COLEGIO DE INGENIEROS DE CAMINOS, CANALES Y PUERTOS.	ARAGON
Expediente	2019/02083/01	Fecha 03/06/2019
VISADO		

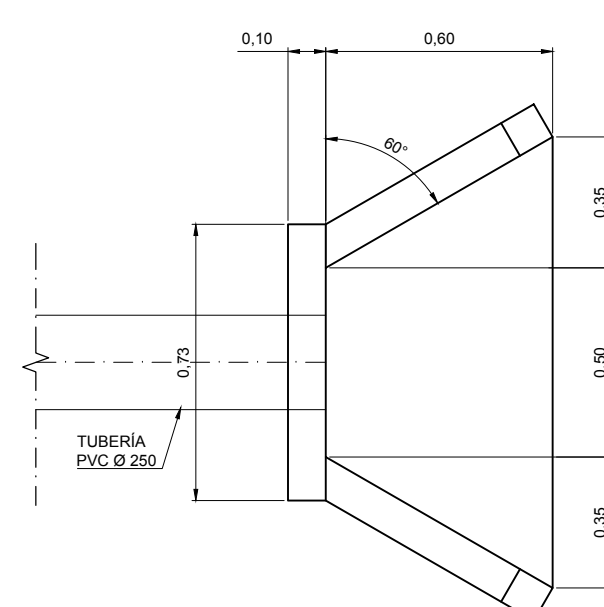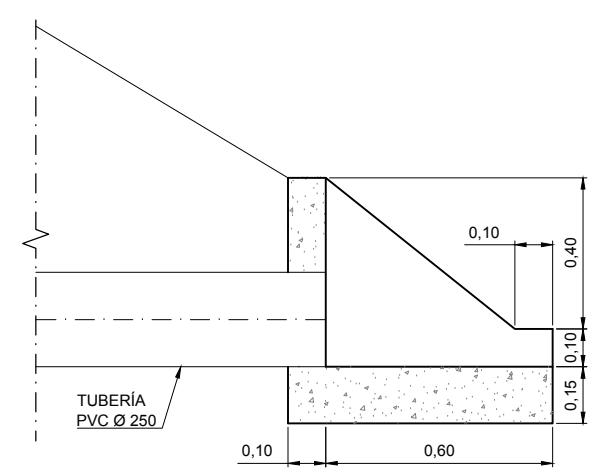


DISTANCIA - AL ORIGEN
COTA-TERRENO
COTA-RASANTE
COBERTURA Y COTA
ESQUEMA RED DE TUBERÍAS

CASETA DE CONTROL

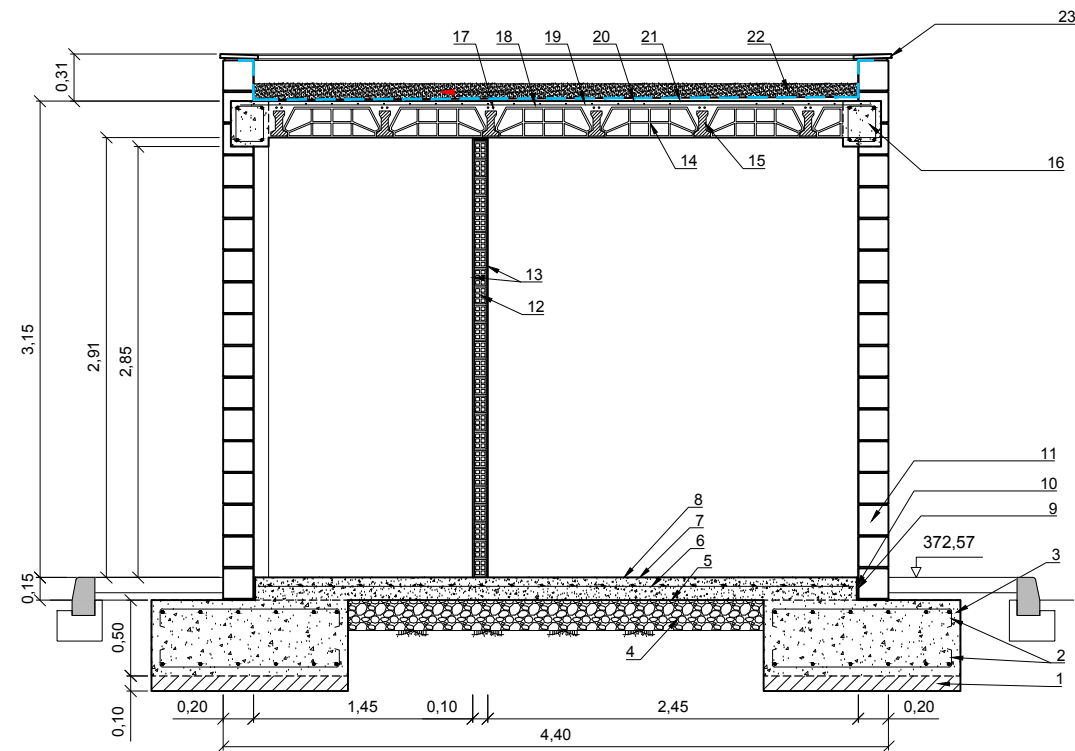


SECCIÓN A-A
ESCALA 1/50

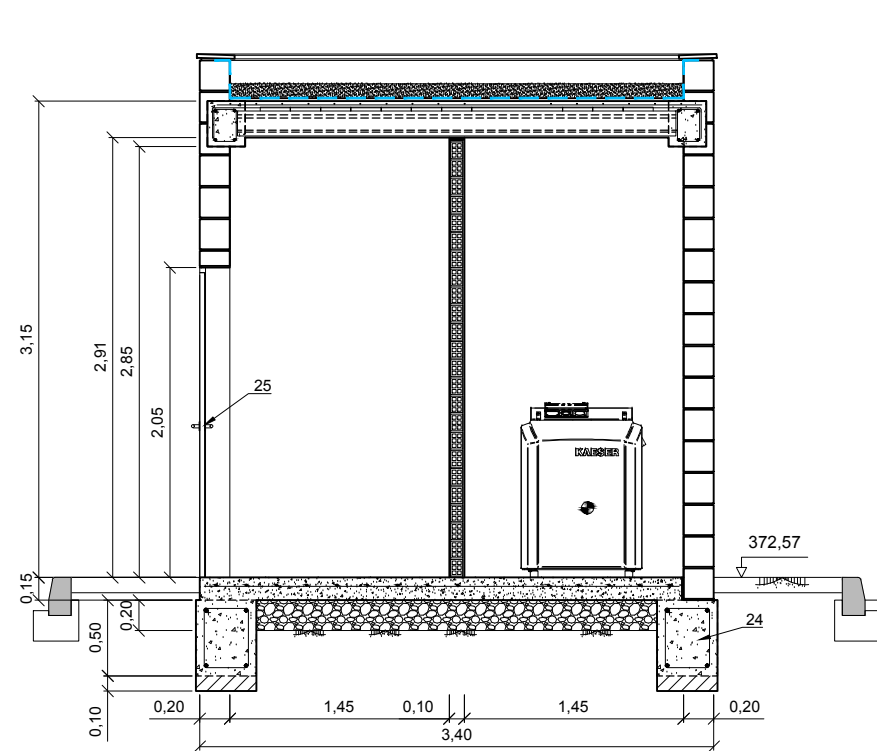

SECCIÓN B-B
ESCALA 1/50

- HORMIGÓN DE LIMPIEZA DE 10 CM
- ARMADURA DE ZAPATAS
- HORMIGÓN EN ZAPATAS
- ENCACHADO DE ÁRIDO RODADO 40/80
- BARRERA DE VAPOR
- MALLAZO DE REPARTO
- SOLERA DE HORMIGÓN
- ACABADO SEGÚN PLANO DE ACABADOS
- MORTERO EPOXI
- MATERIAL ELÁSTICO
- FÁBRICA DE BLOQUES DE HORMIGÓN SPLIT DE 40x20x20 cm
- FÁBRICA DE LADRILLO HUECO DOBLE DE CERÁMICA DE ½ PIE 24x12x5 cm
- ACABADO SEGÚN PLANO DE ACABADOS
- BOVEDILLA DE CERÁMICA DE 65x20x20 CM
- VIGUETA PREFABRICADA
- SECCIÓN DE VIGA
- ARMADURA DE NEGATIVOS
- MALLA DE DISTRIBUCIÓN
- HORMIGÓN DE FORJADO
- CAPA MORTERO PARA FORMACIÓN DE PENDIENTES
- LÁMINA IMPERMEABILIZANTE CON BARRERA DE VAPOR Y RESISTENTE
- GRAVA DE PROTECCIÓN
- ALBARDILLA PREFABRICADA
- VIGA RIOSTRA
- PUERTA CARPINTERÍA METÁLICA Y CERRAJERÍA

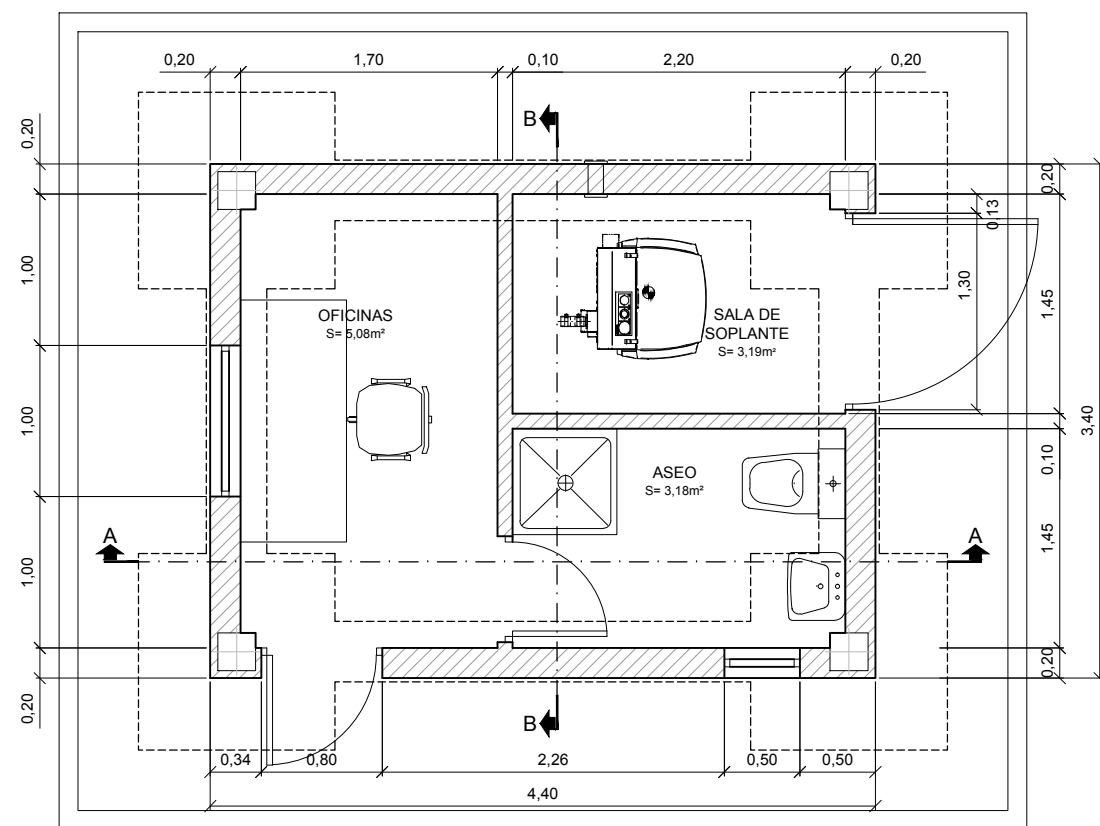

PLANTA
ESCALA 1/50

COLEGIO DE INGENIEROS DE CAMBIOS, CANALES Y PUERTOS.	Fecha	03/06/2019
	Expediente	2019/02083/01

VISADO



PROYECTO DE:
**REFORMA
DE LA E.D.A.R. DE
BÁRDENAS.
T.M. EJE DE LOS
CABALLEROS
(ZARAGOZA)**

CLAVE:

EL INGENIERO AUTOR DEL PROYECTO

I.C.C.P.
D. OSCAR RUIZ LOZANO
Colg. 13.443

IDOM

DESIGNACION:
**E.D.A.R.
CASETA DE CONTROL
PLANTA Y SECCIONES**

ESCALA:
1:20

Din A3

SUSTITUYE A:

Nº DE PLANO:

FECHA:

SUSTITUIDO POR:

PAGINA:


26.1

31


GOBIERNO
DE ARAGON

Departamento de Desarrollo Rural
y Sostenibilidad


CENTRO DE CONTROL

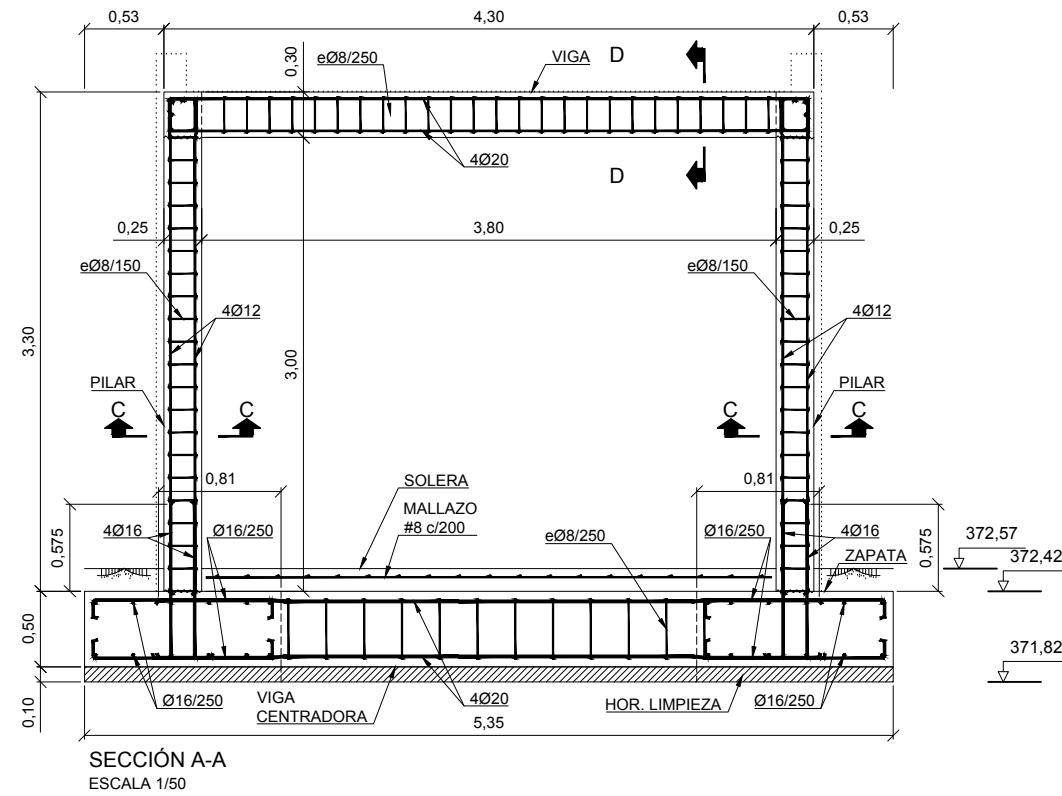


SECCIÓN B-B VIGAS CENTRADORAS ESCALA 1/25

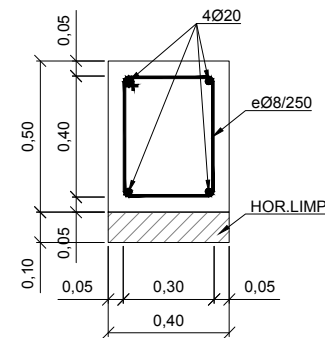


SECCIÓN C-C PILARES ESCALA 1/20

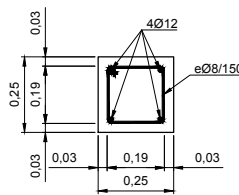


SECCIÓN D-D VIGAS ESCALA 1/20

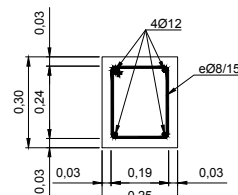



SECCIÓN SOLERA ESCALA 1/20

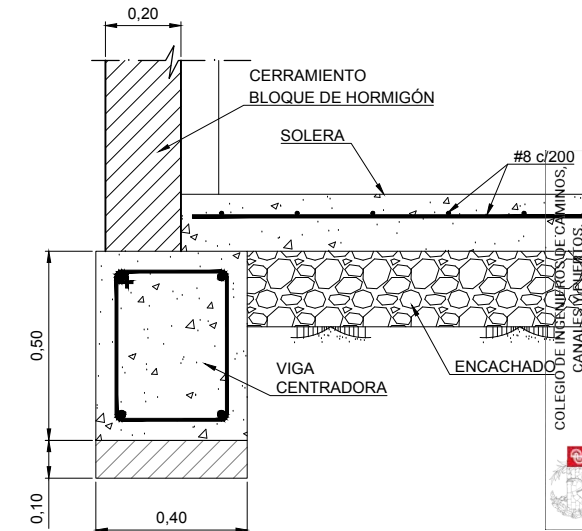

SECCIÓN FORJADO ESCALA 1/20

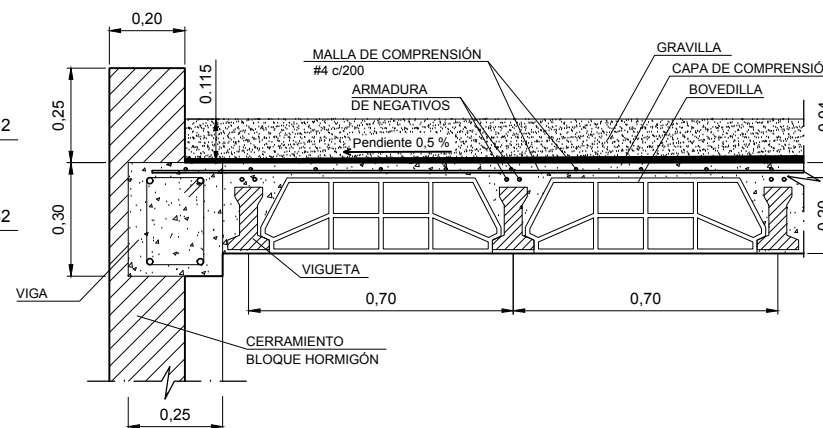

- NOTA
RECUBRIMIENTO MÍNIMO DE LA ARMADURA:
- EN CIMENTACIÓN DE 5cm DE ESPESOR;
 - EN ESTRUCTURA DE 3 cm DE ESPESOR
- LONGITUD DE PATILLAS:
- EN CIMENTACIÓN DE 84 mm;
 - EN ESTRUCTURA DE 112mm

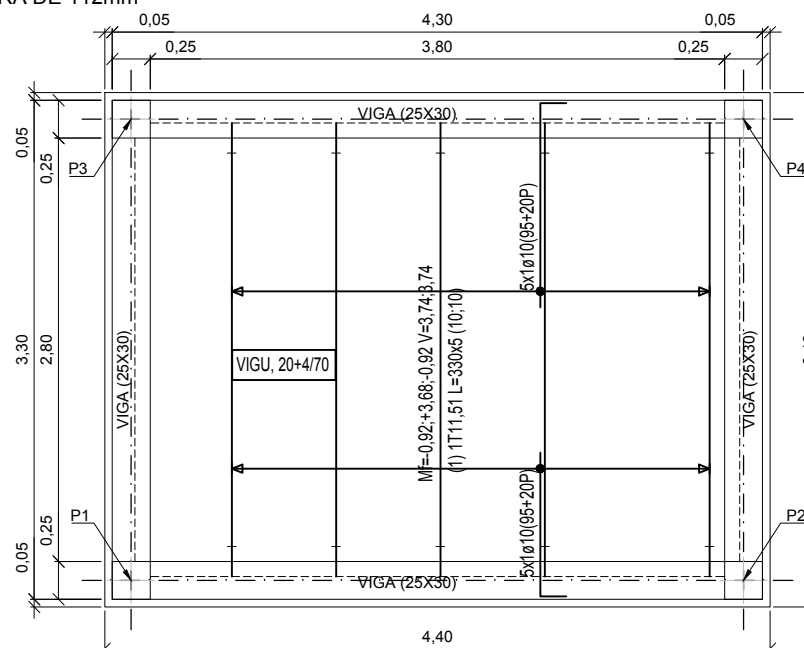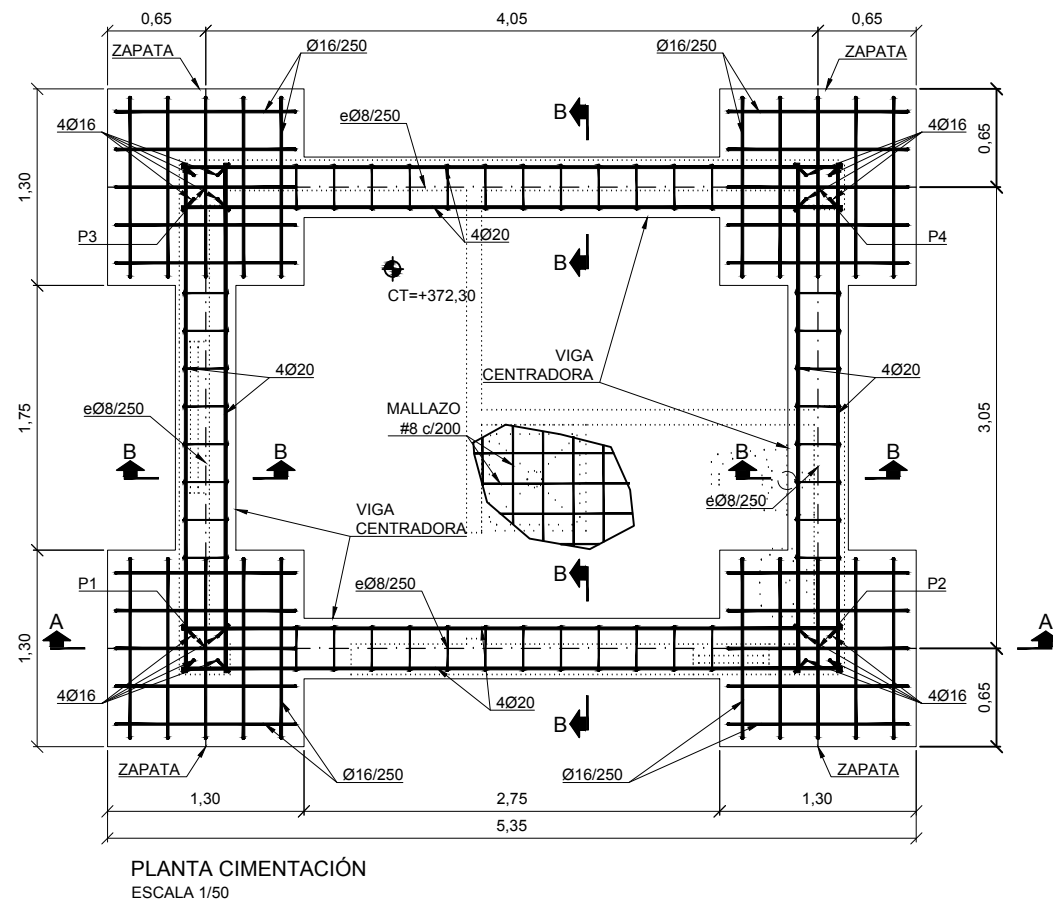

03/06/2019
2019/02083/01
Expediente

VISADO

Instituto Aragonés del
AGUA

PROYECTO DE:
**REFORMA
DE LA E.D.A.R. DE
BÁRDENAS.
T.M. EJEA DE LOS
CABALLEROS
(ZARAGOZA)**

CLAVE:

EL INGENIERO AUTOR DEL PROYECTO

I.C.C.P.
D. OSCAR RUIZ LOZANO
Colg. 13.443

IDOM

DESIGNACION:
**E.D.A.R.
CASETA DE CONTROL
CIMENTACIONES Y ESTRUCTURAS**

ESCALA:
1:20

Din A3

SUSTITUYE A:

Nº DE PLANO:

FECHA:

SUSTITUIDO POR:


PAGINA:

26.2

32

GOBIERNO DE ARAGON

Departamento de Desarrollo Rural y Sostenibilidad

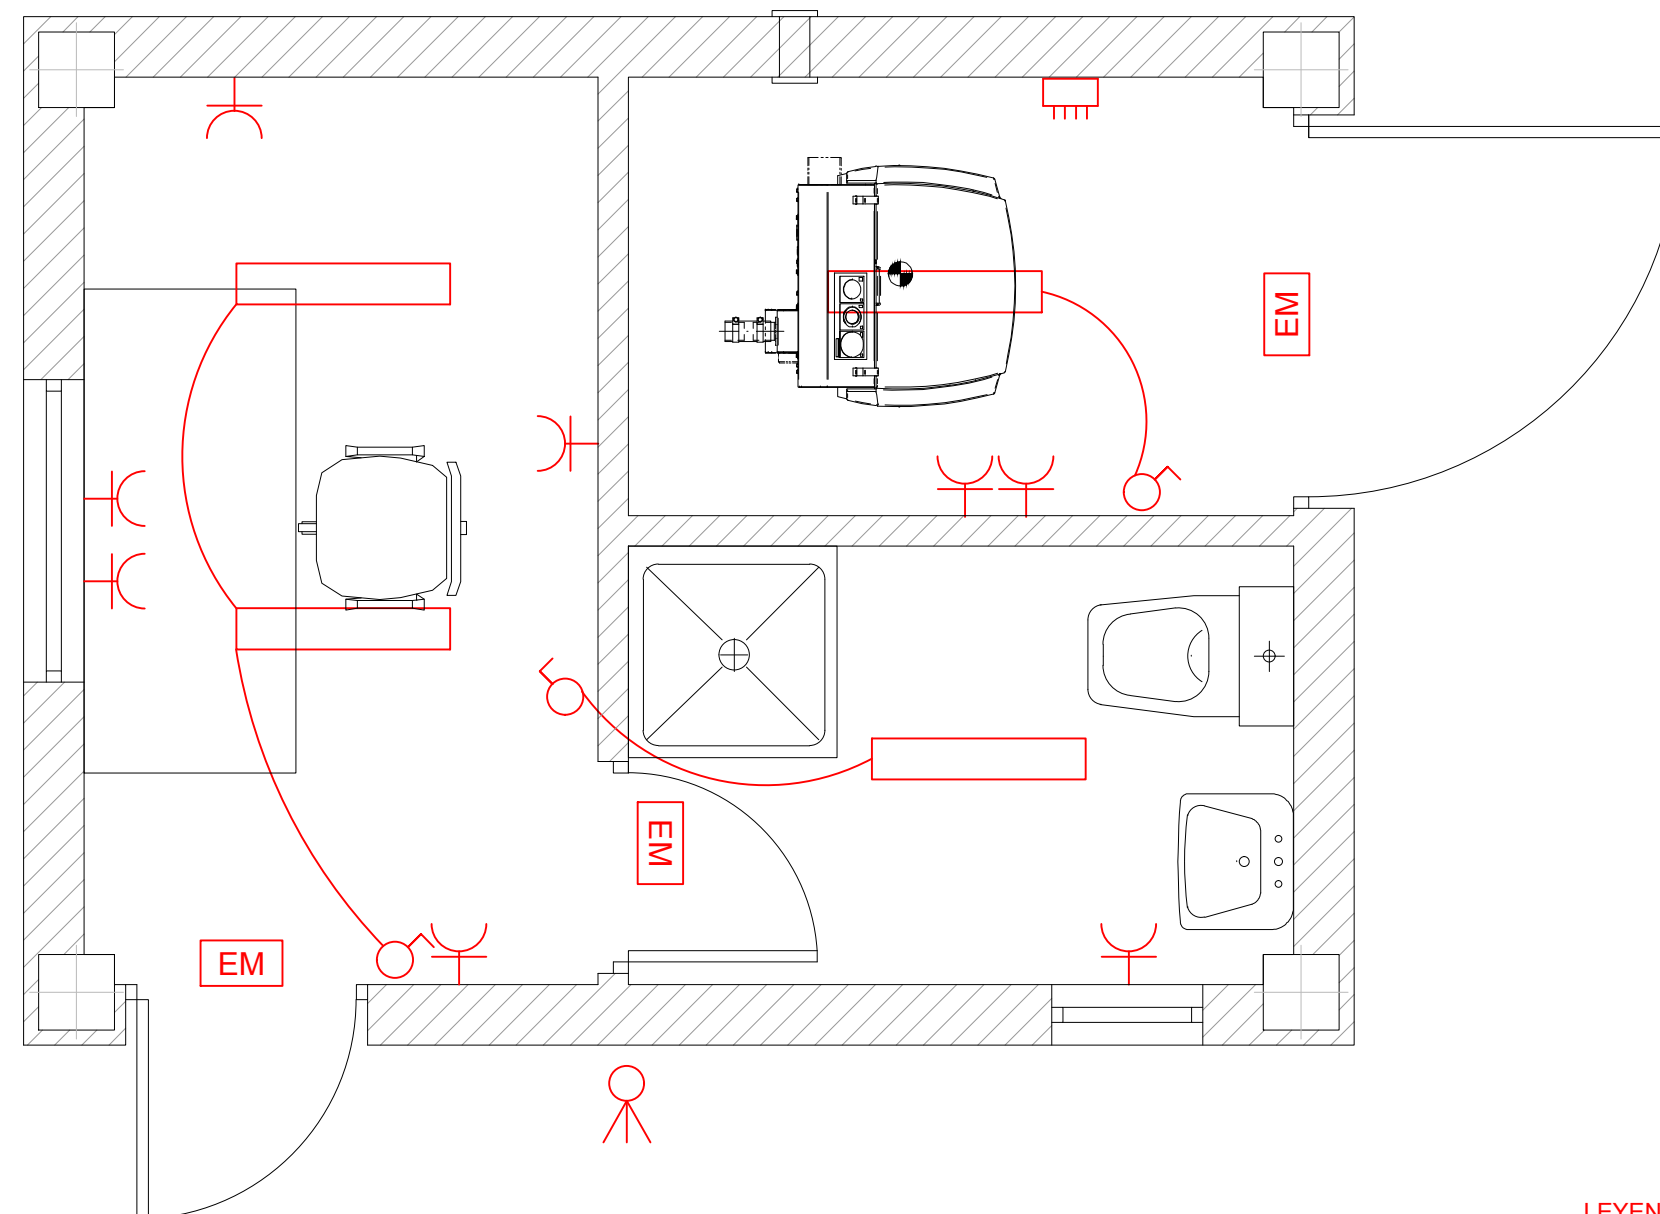

PLANTA ELÉCTRICA
ESCALA 1/20

- LEYENDA ELECTRICIDAD**
-  CUADRO DE DISTRIBUCIÓN B.T.
 -  INTERRUPTOR SIMPLE
 -  LUMINARIA COLGADA DE TECHO
 -  BASE DE ENCHUFE MURAL ESTANCO F+N+T 16 A
 -  LUZ DE EMERGENCIA EFICACIA: 21A-144B.
 -  FOCO EXTERIOR EN PARED

COLEGIO DE INGENIEROS DE CAMINOS,
CANALES Y PUERTOS.
ARAGON

Expediente
2019/02083/01

Fecha
03/06/2019

VISADO

Instituto Aragonés del
AGUA

PROYECTO DE:
**REFORMA
DE LA E.D.A.R. DE
BÁRDENAS.
T.M. EJEA DE LOS
CABALLEROS
(ZARAGOZA)**

CLAVE:

EL INGENIERO AUTOR DEL PROYECTO
I.C.C.P.
D. OSCAR RUIZ LOZANO
Colg. 13.443

IDOM

DESIGNACION:
**E.D.A.R.
CASETA DE CONTROL
PLANTA ELÉCTRICA**


ESCALA:
1:25

Din A3

SUSTITUYE A: N° DE PLANO: FECHA: FEBRERO 2019


SUSTITUIDO POR: 26.3 PAGINA: 33

GOBIERNO DE ARAGON
Departamento de Desarrollo Rural y Sostenibilidad

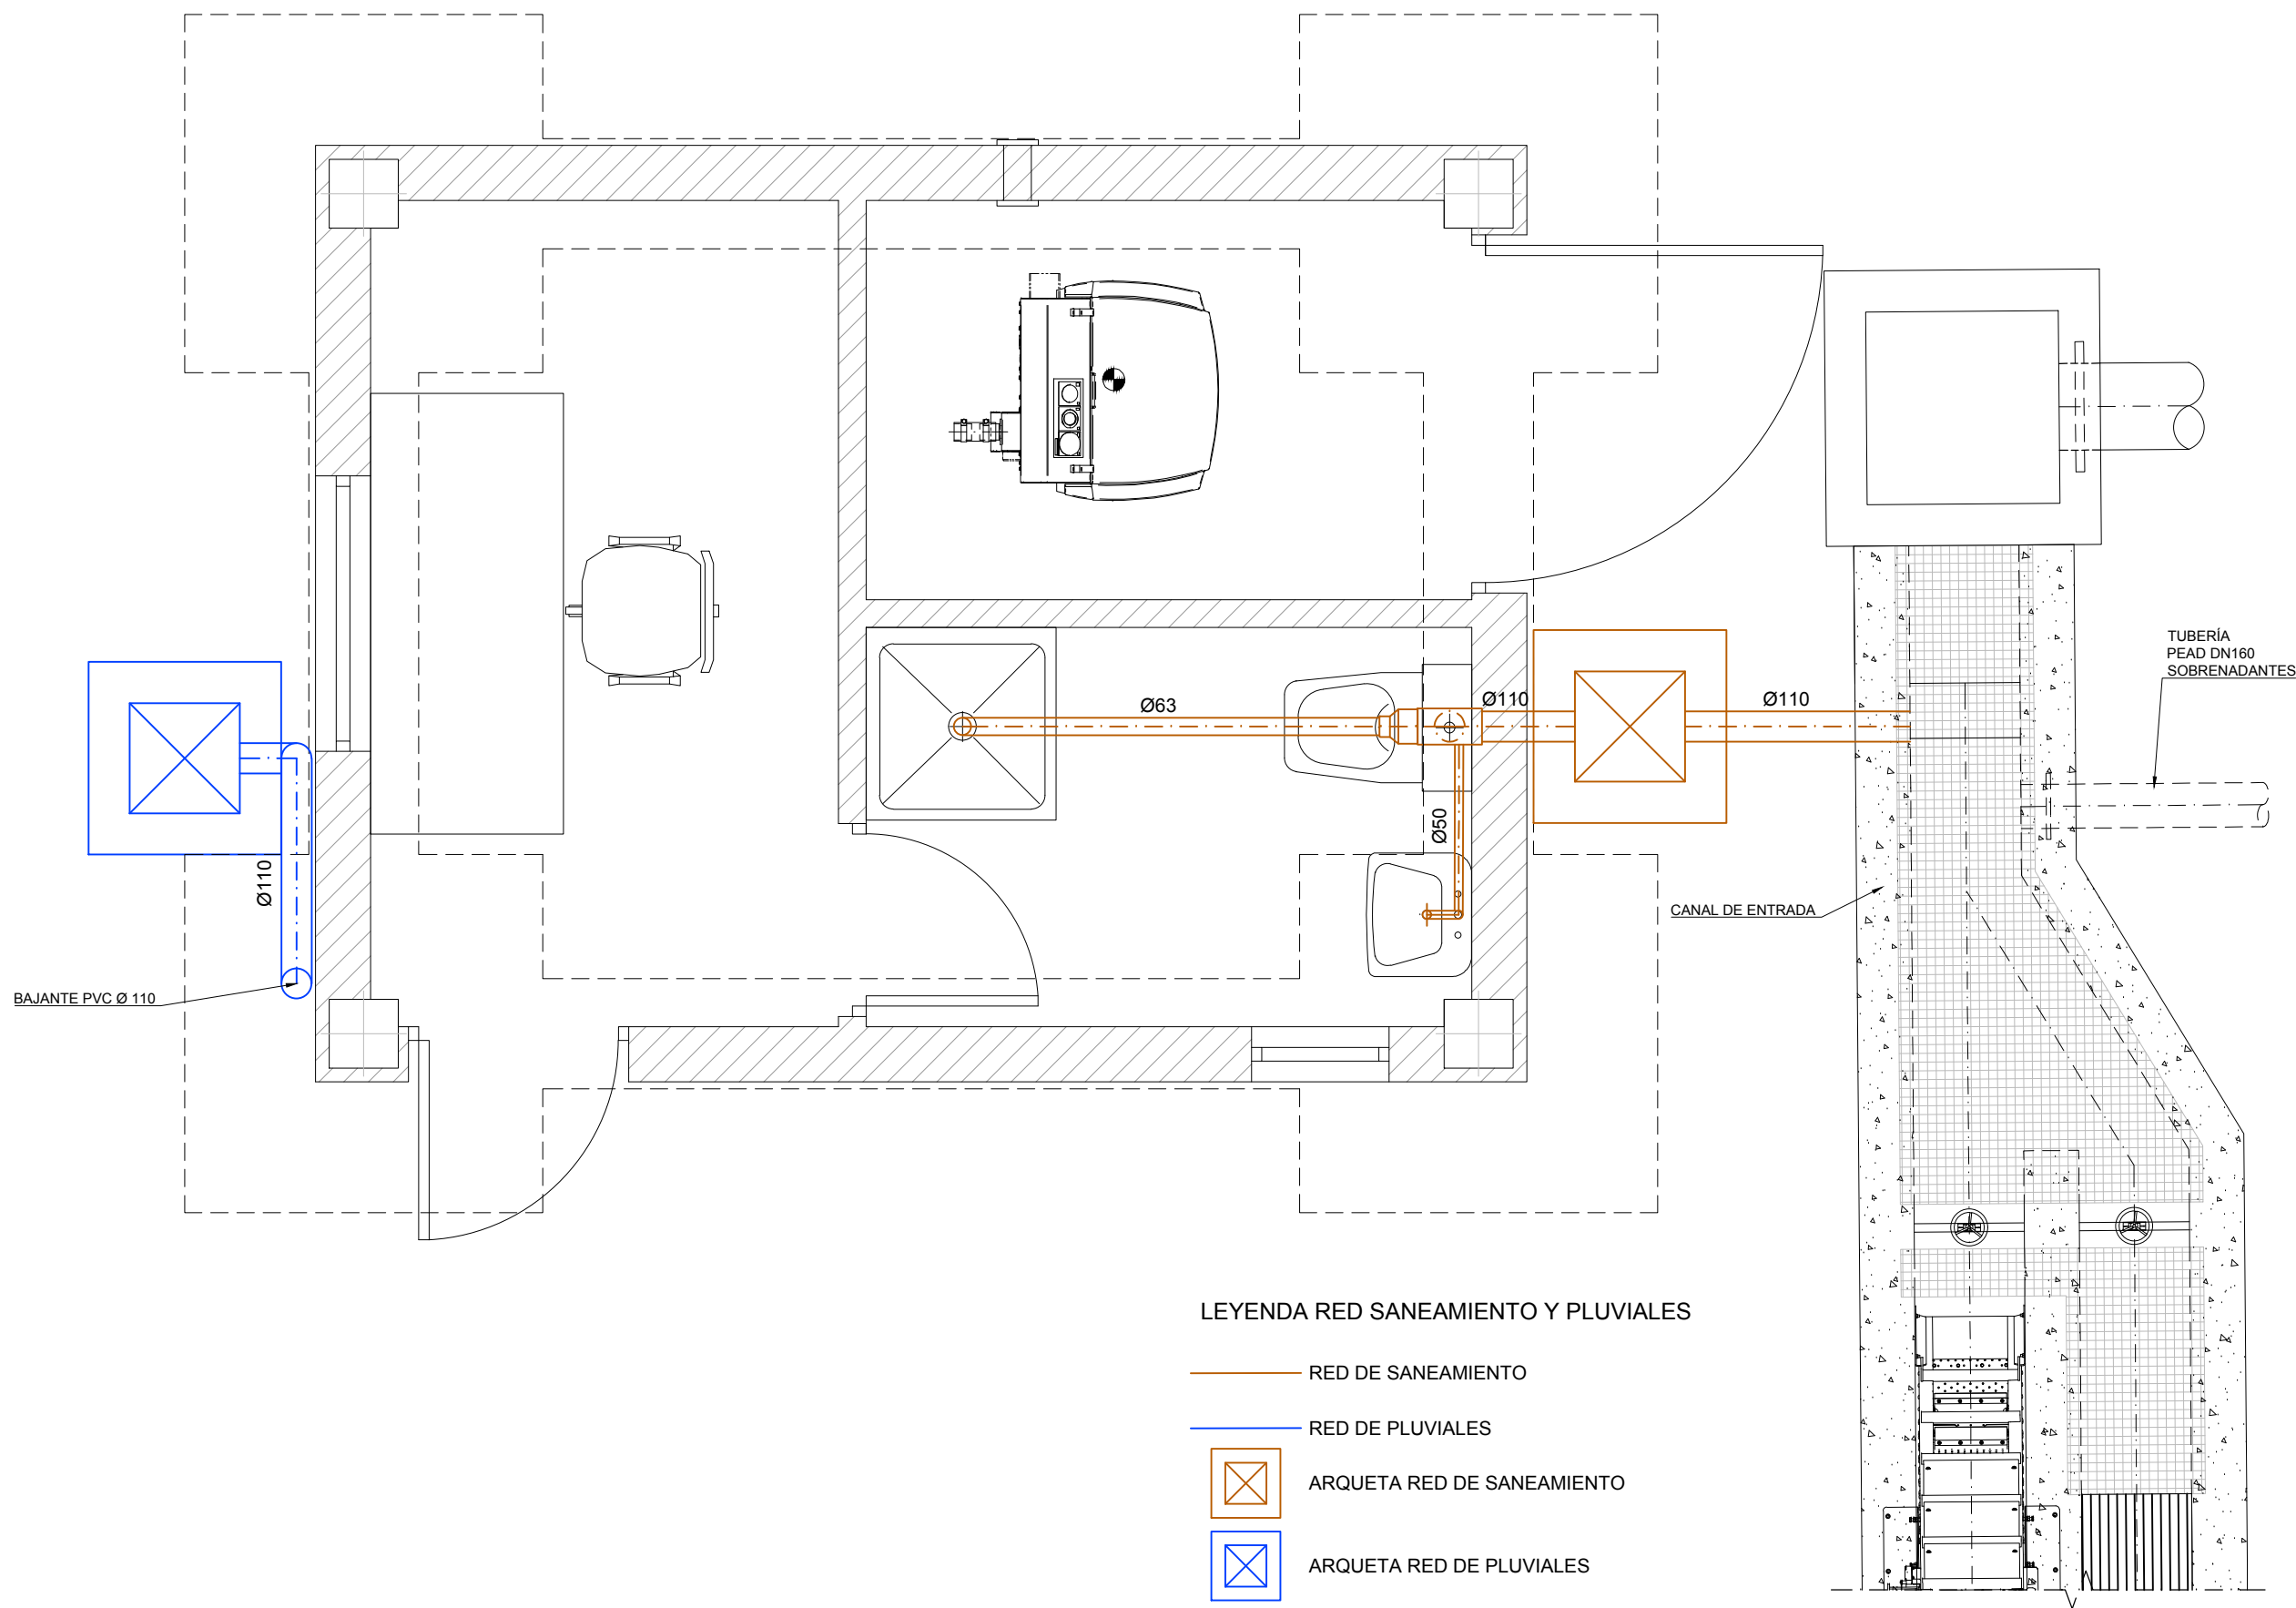

COLEGIO DE INGENIEROS DE CAMINOS, CANALES Y PUERTOS. ARAGON		Fecha 03/06/2019
Expediente 2019/02083/01	VISADO	

Instituto Aragonés del AGUA	
PROYECTO DE: REFORMA DE LA E.D.A.R. DE BÁRDENAS. T.M. EJEA DE LOS CABALLEROS (ZARAGOZA)	
CLAVE:	
EL INGENIERO AUTOR DEL PROYECTO I.C.C.P. D. OSCAR RUIZ LOZANO Colg. 13.443	
IDOM	
DESIGNACION: E.D.A.R. CASETA DE CONTROL FONTANERÍA SAN. PLU.	
ESCALA: 1:25 0 0.1 0.2 0.3 0.4 0.5	
Din A3	GRAFICA
SUSTITUYE A:	Nº DE PLANO: 26.4
SUSTITUIDO POR:	FECHA: FEBRERO 2019
	PAGINA: 34
GOBIERNO DE ARAGON Departamento de Desarrollo Rural y Sostenibilidad	

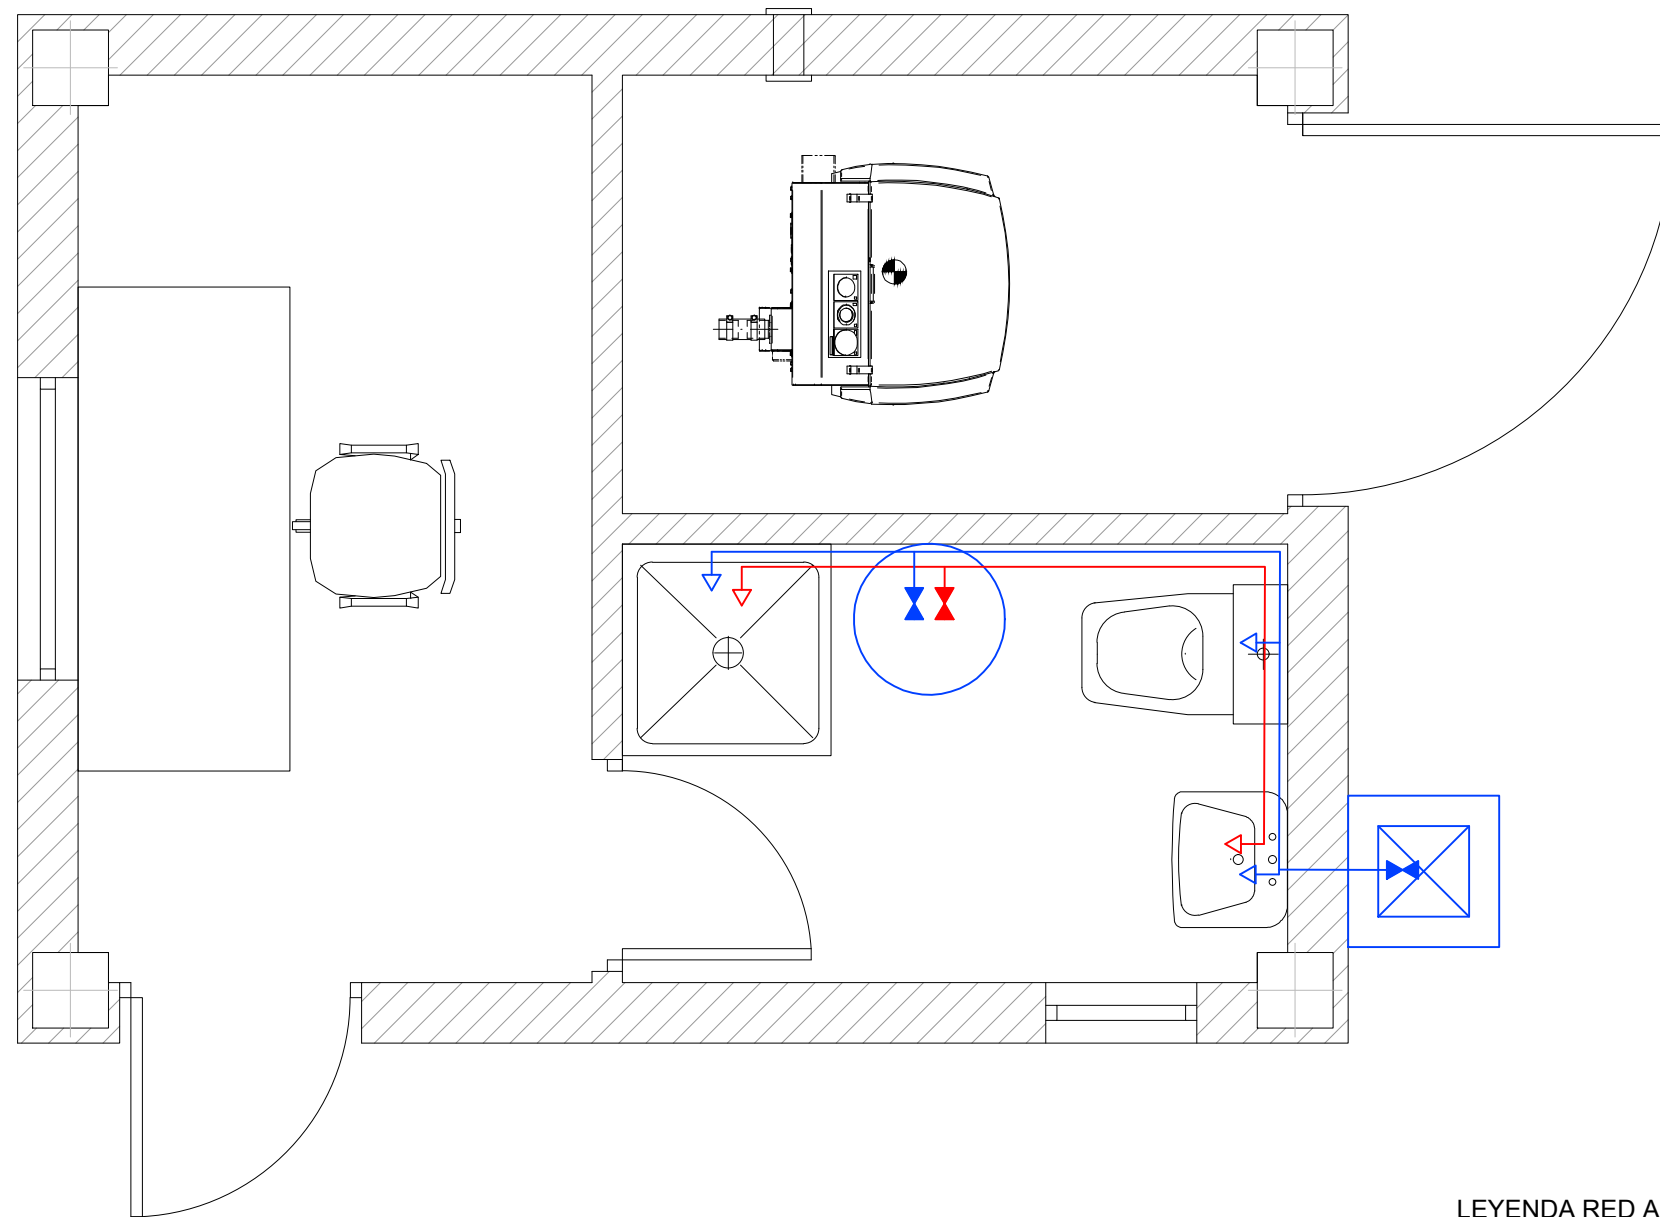


LEYENDA RED AGUA POTABLE

- RED DE AGUA FRÍA
 - RED DE AGUA CALIENTE
 - ✕ LLAVE DE PASO
 - ➞ GRIFO
 - CALENTADOR TIPO "JUNKERS" 50 l.
- DIÁMETROS TUBERÍAS (COBRE) 12mm

COLEGIO DE INGENIEROS DE CAMINOS, CANALES Y PUERTOS. ARAGON		Fecha 03/06/2019
Expediente 2019/02083/01	VISADO	

PROYECTO DE: REFORMA DE LA E.D.A.R. DE BÁRDENAS. T.M. EJECA DE LOS CABALLEROS (ZARAGOZA)		
CLAVE:		
EL INGENIERO AUTOR DEL PROYECTO I.C.C.P. D. OSCAR RUIZ LOZANO Colg. 13.443		
DESIGNACION: E.D.A.R. CASETA DE CONTROL AGUA POTABLE		
ESCALA: 1:25		
Din A3 GRAFICA		
SUSTITUYE A:	Nº DE PLANO:	FECHA:
SUSTITUIDO POR:	26.5	FEBRERO 2019
		PAGINA:
		35

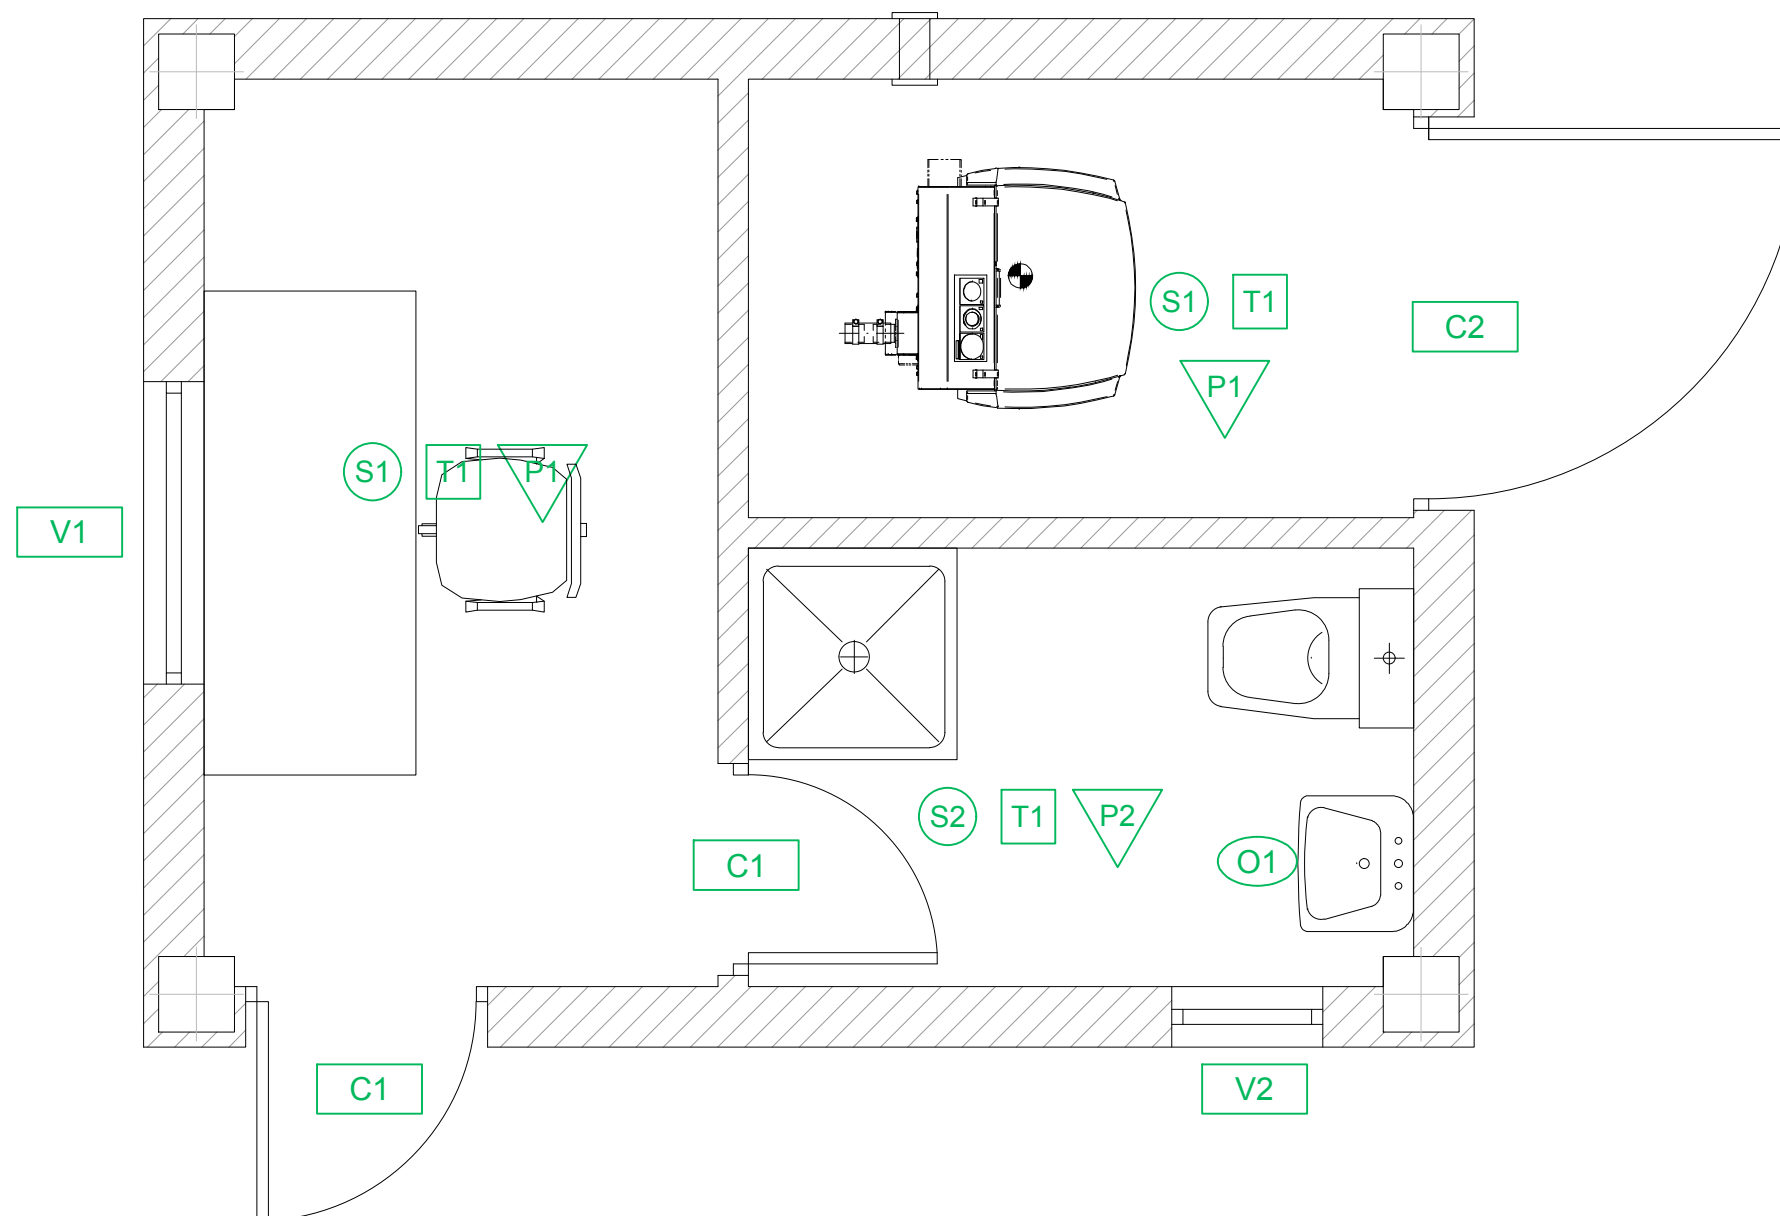

LEYENDA ACABADOS

○ SUELOS

S1 PAVIMENTO DE TERRAZO CHINA MEDIA

S2 ALICATADO AZULEJOS COLOR CLARO 40x40 cm

▽ PARAMENTOS VERTICALES

P1 GUARNECIDO Y ENLUCIDO DE YESO LISO Y PINTURA PLÁSTICA BLANCA

P2 ALICATADO AZULEJOS COLOR CLARO 15x15 cm HASTA EL TECHO

□ TECHOS

T1 YESO LISO Y PINTURA PLÁSTICA BLANCA

○ OTROS

O1 ESPEJO

□ PUERTAS Y VENTANAS

C1 PUERTA PEATONAL METÁLICA GALVANIZADA PRACTICABLE

C2 PUERTA PEATONAL METÁLICA GALVANIZADA PRACTICABLE + REJILLA DE VENTILACIÓN

V1 VENTANA METÁLICA GALVANIZADA

V2 VENTANA METÁLICA GALVANIZADA ABATIBLE



PROYECTO DE:
**REFORMA
DE LA E.D.A.R. DE
BÁRDENAS.
T.M. EJEJA DE LOS
CABALLEROS
(ZARAGOZA)**

CLAVE:

EL INGENIERO AUTOR DEL PROYECTO

I.C.C.P.
D. OSCAR RUIZ LOZANO
Colg. 13.443

 
IDOM

DESIGNACION:

**E.D.A.R.
CASETA DE CONTROL
ACABADOS**

ESCALA:

1:25



Din A3

GRAFICA

SUSTITUYE A:

Nº DE PLANO:

FECHA:


SUSTITUIDO POR:

26.6


PAGINA:

36




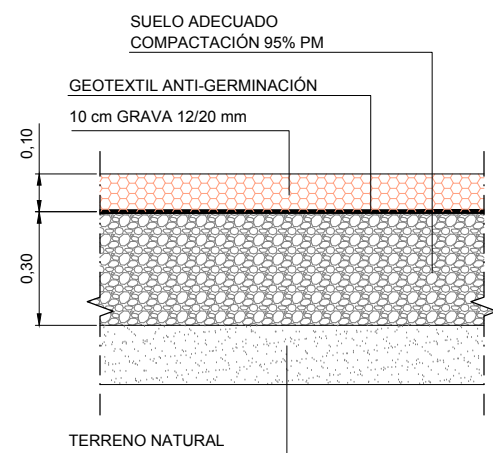

DETALLE ZONA DE GRAVAS
ESCALA 1/20

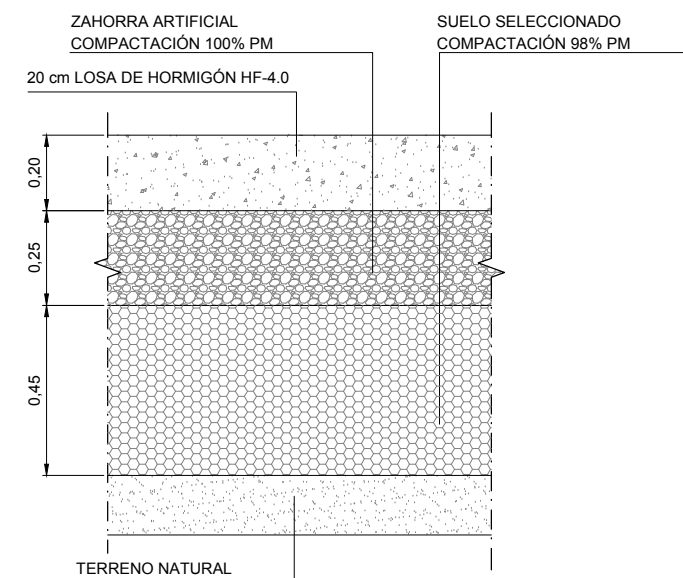

DETALLE ZONA LOSA DE HORMIGÓN
ESCALA 1/20

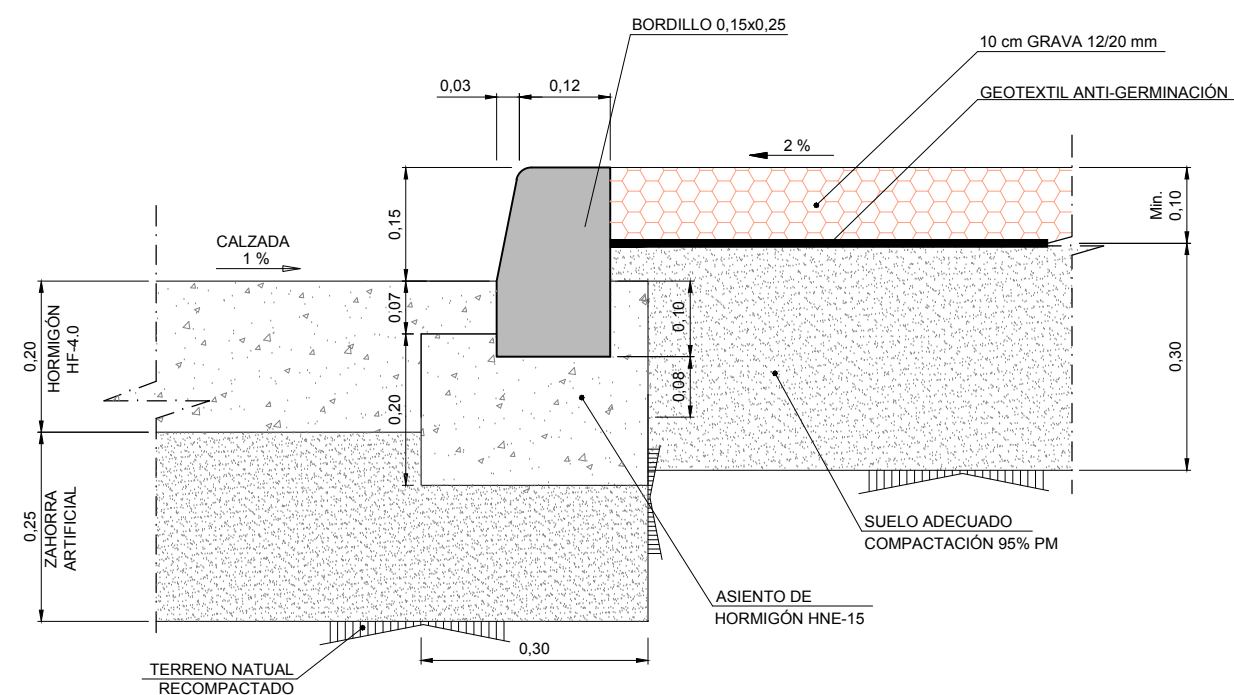

DETALLE ENCUENTRO
CALZADA-GRAVAS
ESCALA 1:10

COLEGIO DE INGENIEROS DE CAMINOS, CANALES Y PUERTOS. ARAGON	Fecha	03/06/2019
	Expediente	2019/02083/01

VISADO



PROYECTO DE:
**REFORMA
DE LA E.D.A.R. DE
BÁRDENAS.
T.M. EJE DE LOS
CABALLEROS
(ZARAGOZA)**

CLAVE:

EL INGENIERO AUTOR DEL PROYECTO

I.C.C.P.
D. OSCAR RUIZ LOZANO
Colg. 13.443

IDOM

DESIGNACION:

**URBANIZACIÓN
DETALLES**

ESCALA:

INDICADAS

Din A3	GRAFICA	
SUSTITUYE A:	Nº DE PLANO:	FECHA:
SUSTITUIDO POR:	27.2	FEBRERO 2019
		PAGINA:
		38



SECCIÓN TIPO

ALZADO

SECCIÓN B-B

SECCIÓN C-C

MATERIALES:
TODAS LAS PIEZAS
PREFABRICADAS SON
DE HORMIGÓN ARMADO

PLANTA

PLANTA

MÓDULO DE RECRECIDO Ø 1,00

MÓDULO CÓNICO Ø 1,00 / Ø 0,60

CERCO PARA POZO DE REGISTRO EN CALZADA

COTA RASANTE

TAPA

MÓDULO CÓNICO ALTURA VARIABLE 0.70-1.00 m DIÁMETRO VARIABLE 0.625-1.00 m

MÓDULO DE RECRECIDO DE DIÁMETRO 1.00 m ALTURA VARIABLE DE 0.25-1.00 m

MÍNIMO 10 cms

COTA CUNA

0.80

$\varnothing/2$

0.30

$\varnothing$

BASE FABRICADA "IN SITU"

HORMIGÓN HA-30 $\neq \varnothing 10$ c'150

HORMIGÓN DE LIMPIEZA

0.25 1.00 0.25

MATERIALES:
TODAS LAS PIEZAS PREFABRICADAS
SERÁN DE HORMIGÓN ARMADO

NOTA:
LAS PIEZAS IRÁN RECIBIDAS
Y SUS JUNTAS SELLADAS
CON MORTERO M-350



NOTAS:

1º.- LAS DIMENSIONES DE LOS REFUERZOS SON INDICATIVOS. CADA FABRICANTE LOS DEFINIRÁ CONFORME AL P.C.T.G. Y LA NORMATIVA APLICABLE.

2º.- SE SUMINISTRARÁN CON UNA IMPRIMACIÓN ASFÁLTICA.

3º.- LA SUPERFICIE SERÁ ANTIDESLIZANTE.

4º.- LAS TAPAS DE CALZADA TENDRÁN NECESARIAMENTE UN DISPOSITIVO PARA EVITAR SU LEVANTAMIENTO DEBIDO AL PASO DEL TRÁFICO Y QUE NO EXIGA CONSERVACIÓN.

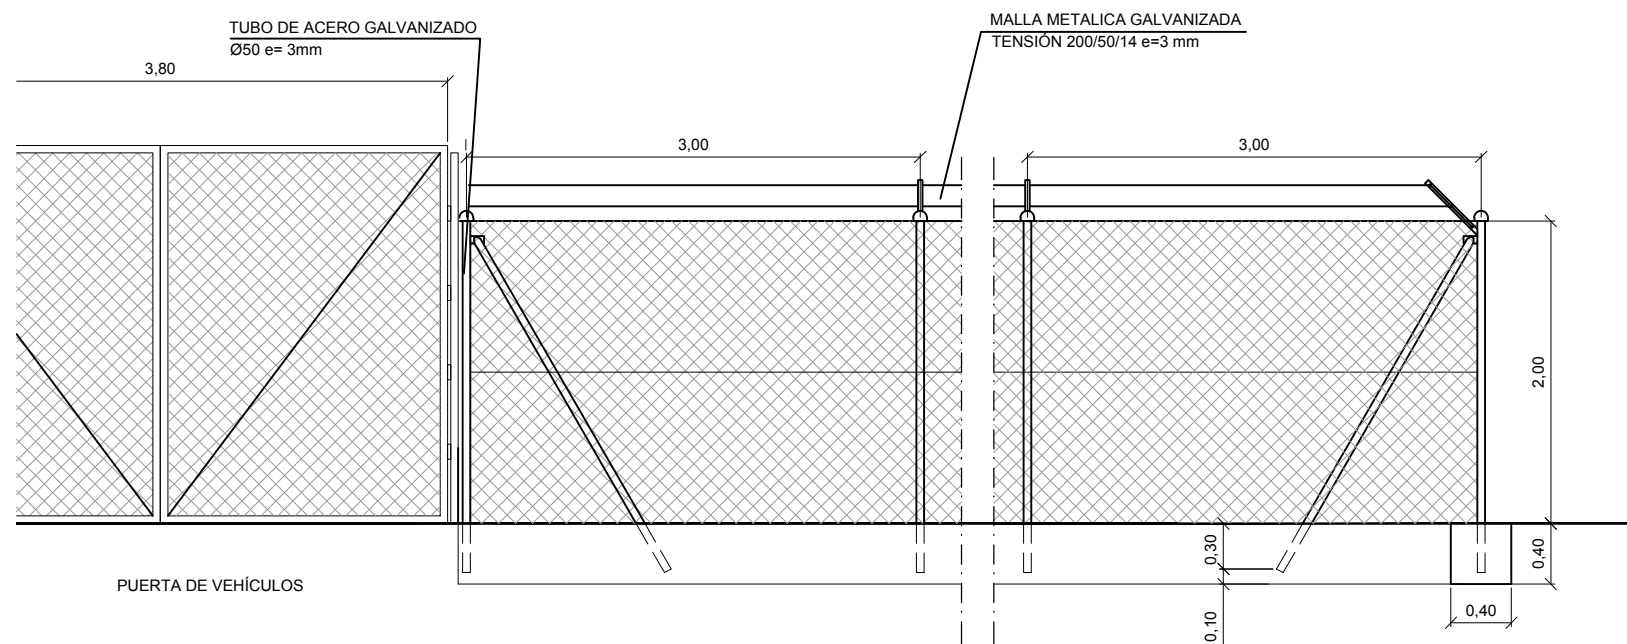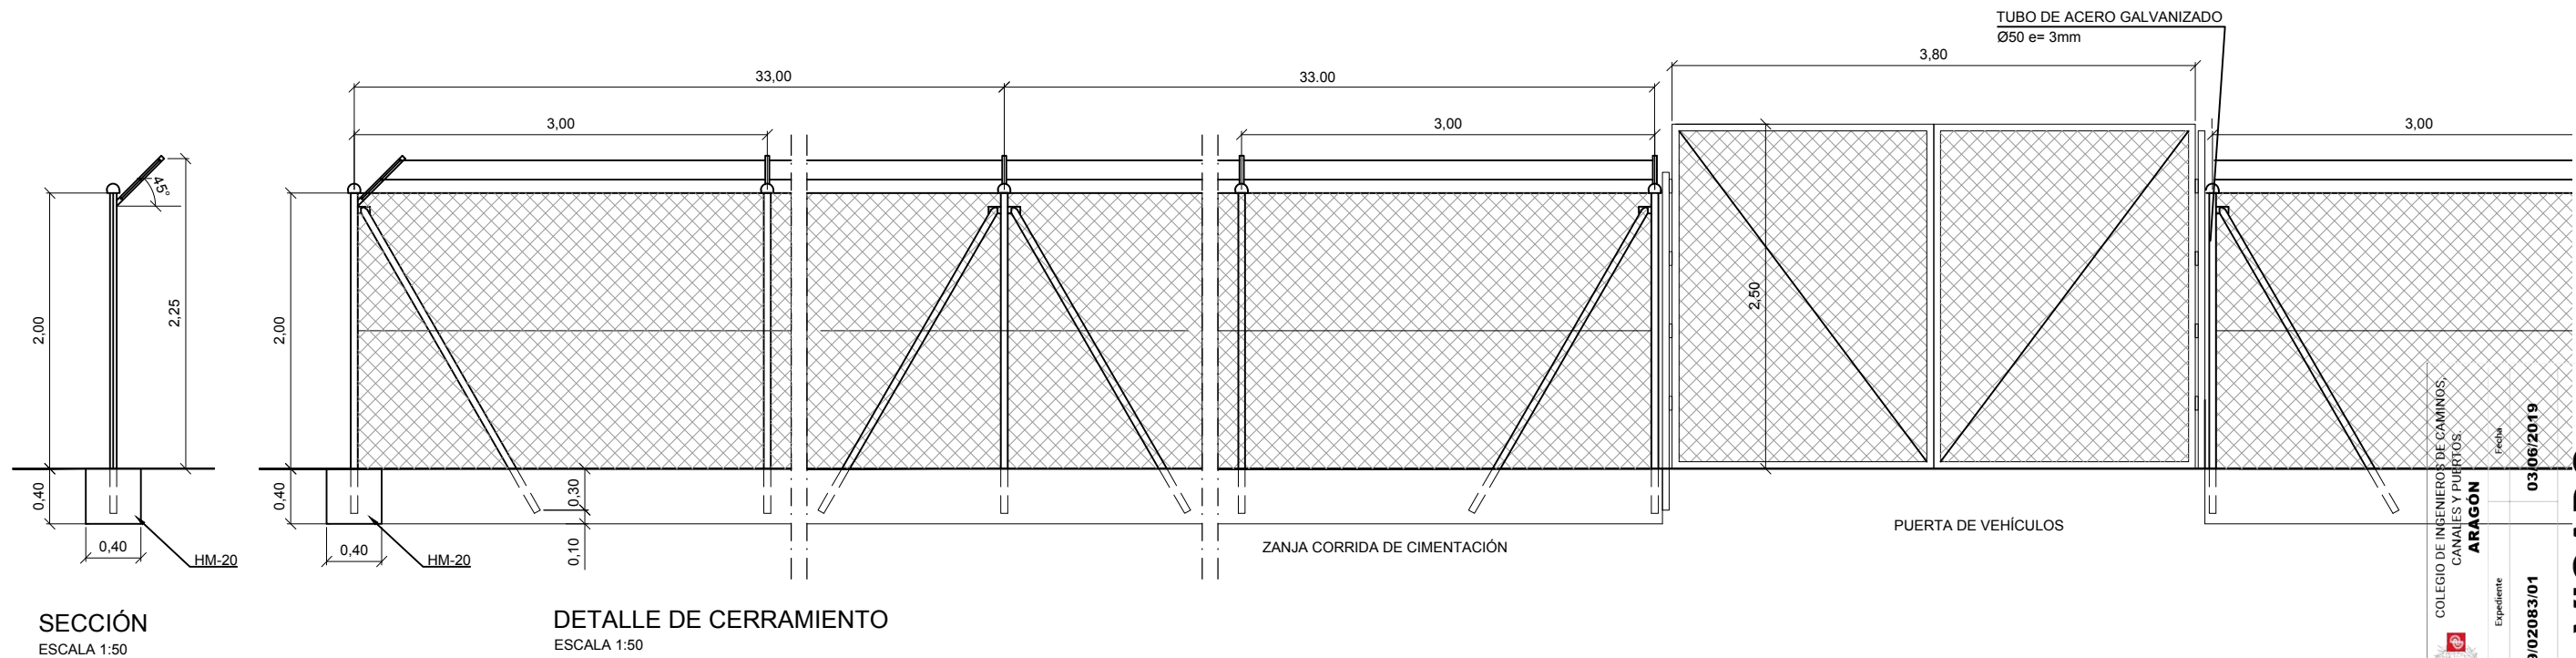

COLEGIO DE INGENIEROS DE CAMINOS,
CANALES Y PUERTOS.
ARAGON
Expediente
2019/02083/01
Fecha
03/06/2019

VISADO

Instituto Aragonés del
AGUA

PROYECTO DE:
**REFORMA
DE LA E.D.A.R. DE
BÁRDENAS.
T.M. EJEA DE LOS
CABALLEROS
(ZARAGOZA)**

CLAVE:

EL INGENIERO AUTOR DEL PROYECTO
I.C.C.P.
D. OSCAR RUIZ LOZANO
Colg. 13.443



IDOM

DESIGNACION:
**URBANIZACIÓN
DETALLES**

ESCALA:
1:50
0 0.25 0.5 0.75 1

Din A3
SUSTITUYE A:
SUSTITUIDO POR:
Nº DE PLANO:
FECHA:
FEBRERO
2019
PAGINA:
40

**GOBIERNO
DE ARAGON**
Departamento de Desarrollo Rural
y Sostenibilidad

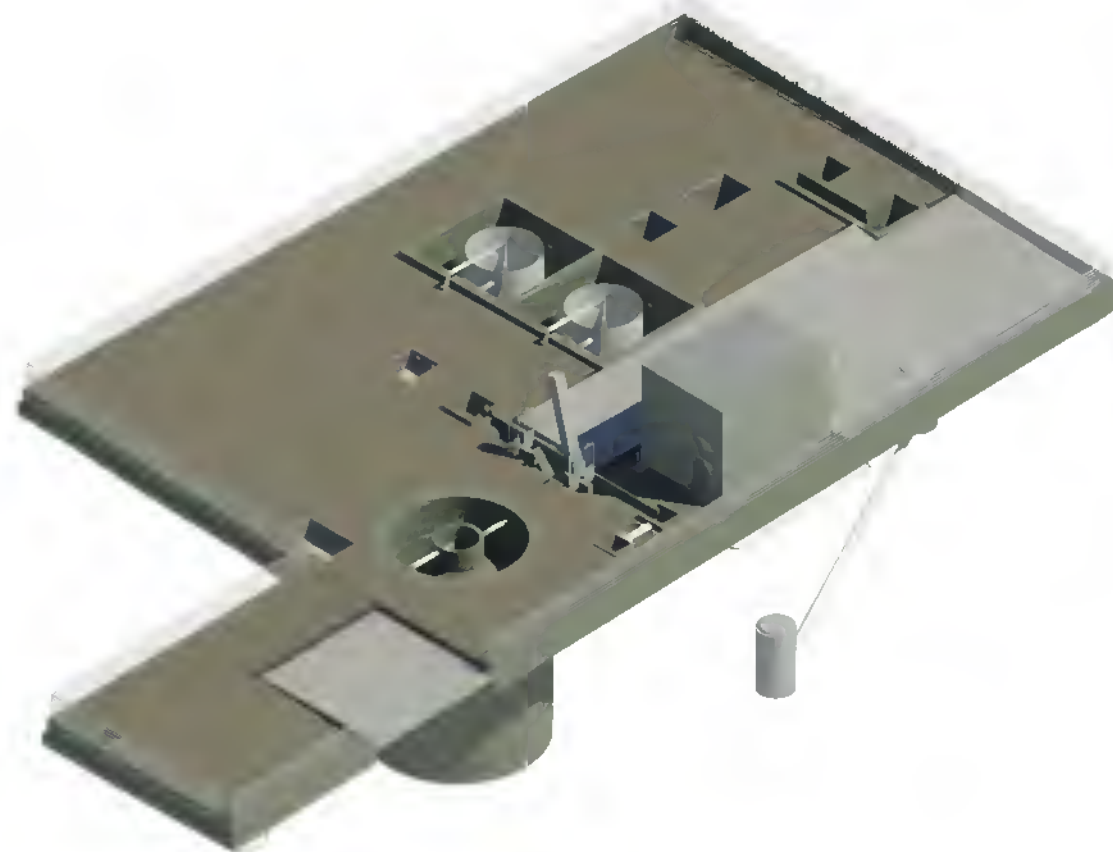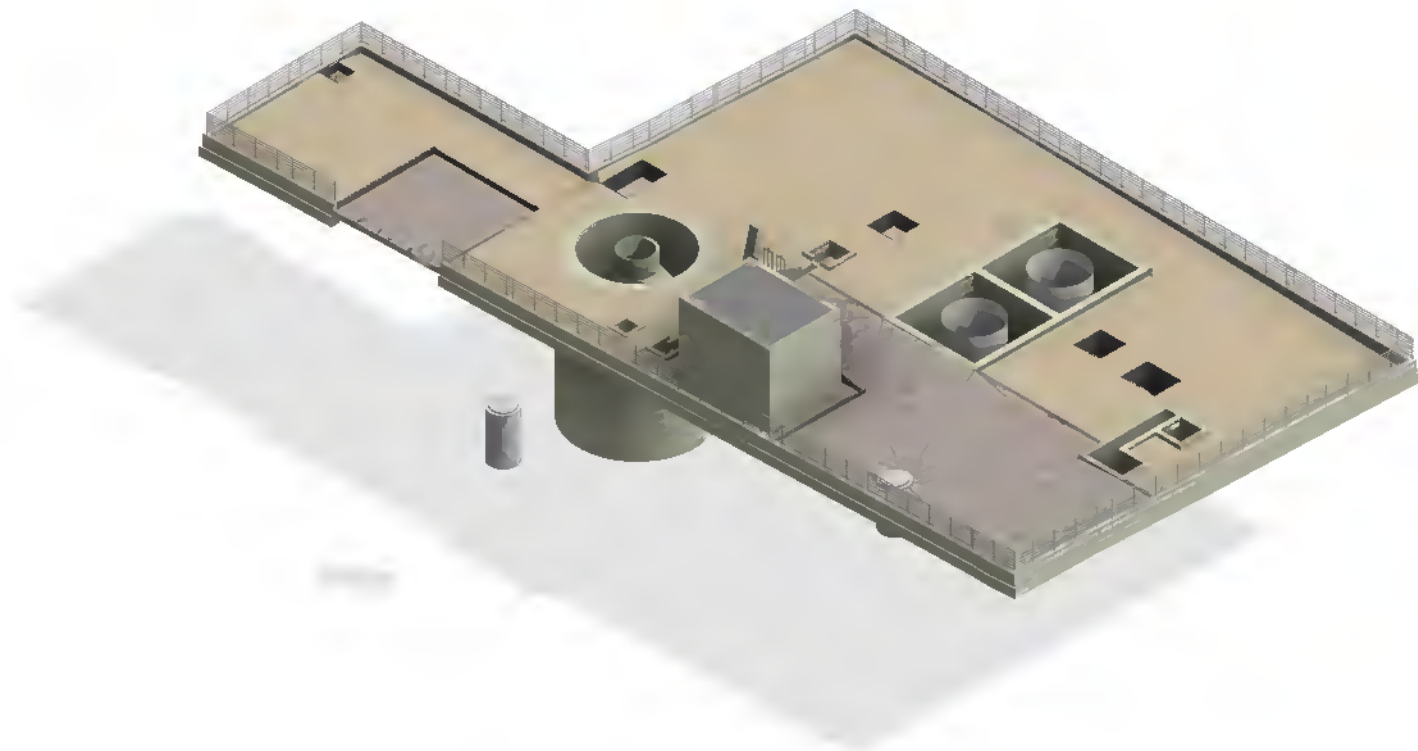

	COLEGIO DE INGENIEROS DE CAMINOS, CANALES Y PUERTOS. ARAGON	Fecha
	Expediente	2019/02083/01
VISADO		



PROYECTO DE:
**REFORMA
DE LA E.D.A.R. DE
BÁRDENAS.
T.M. EJECA DE LOS
CABALLEROS
(ZARAGOZA)**

CLAVE:

EL INGENIERO AUTOR DEL PROYECTO

I.C.C.P.
D. OSCAR RUIZ LOZANO
Colg. 13.443



IDOM

DESIGNACION:

VISTA 3D

ESCALA:

S/E

Din A3

GRAFICA

SUSTITUYE A:

Nº DE PLANO:


FECHA:
**FEBRERO
2019**

SUSTITUIDO POR:

28

PAGINA:
41



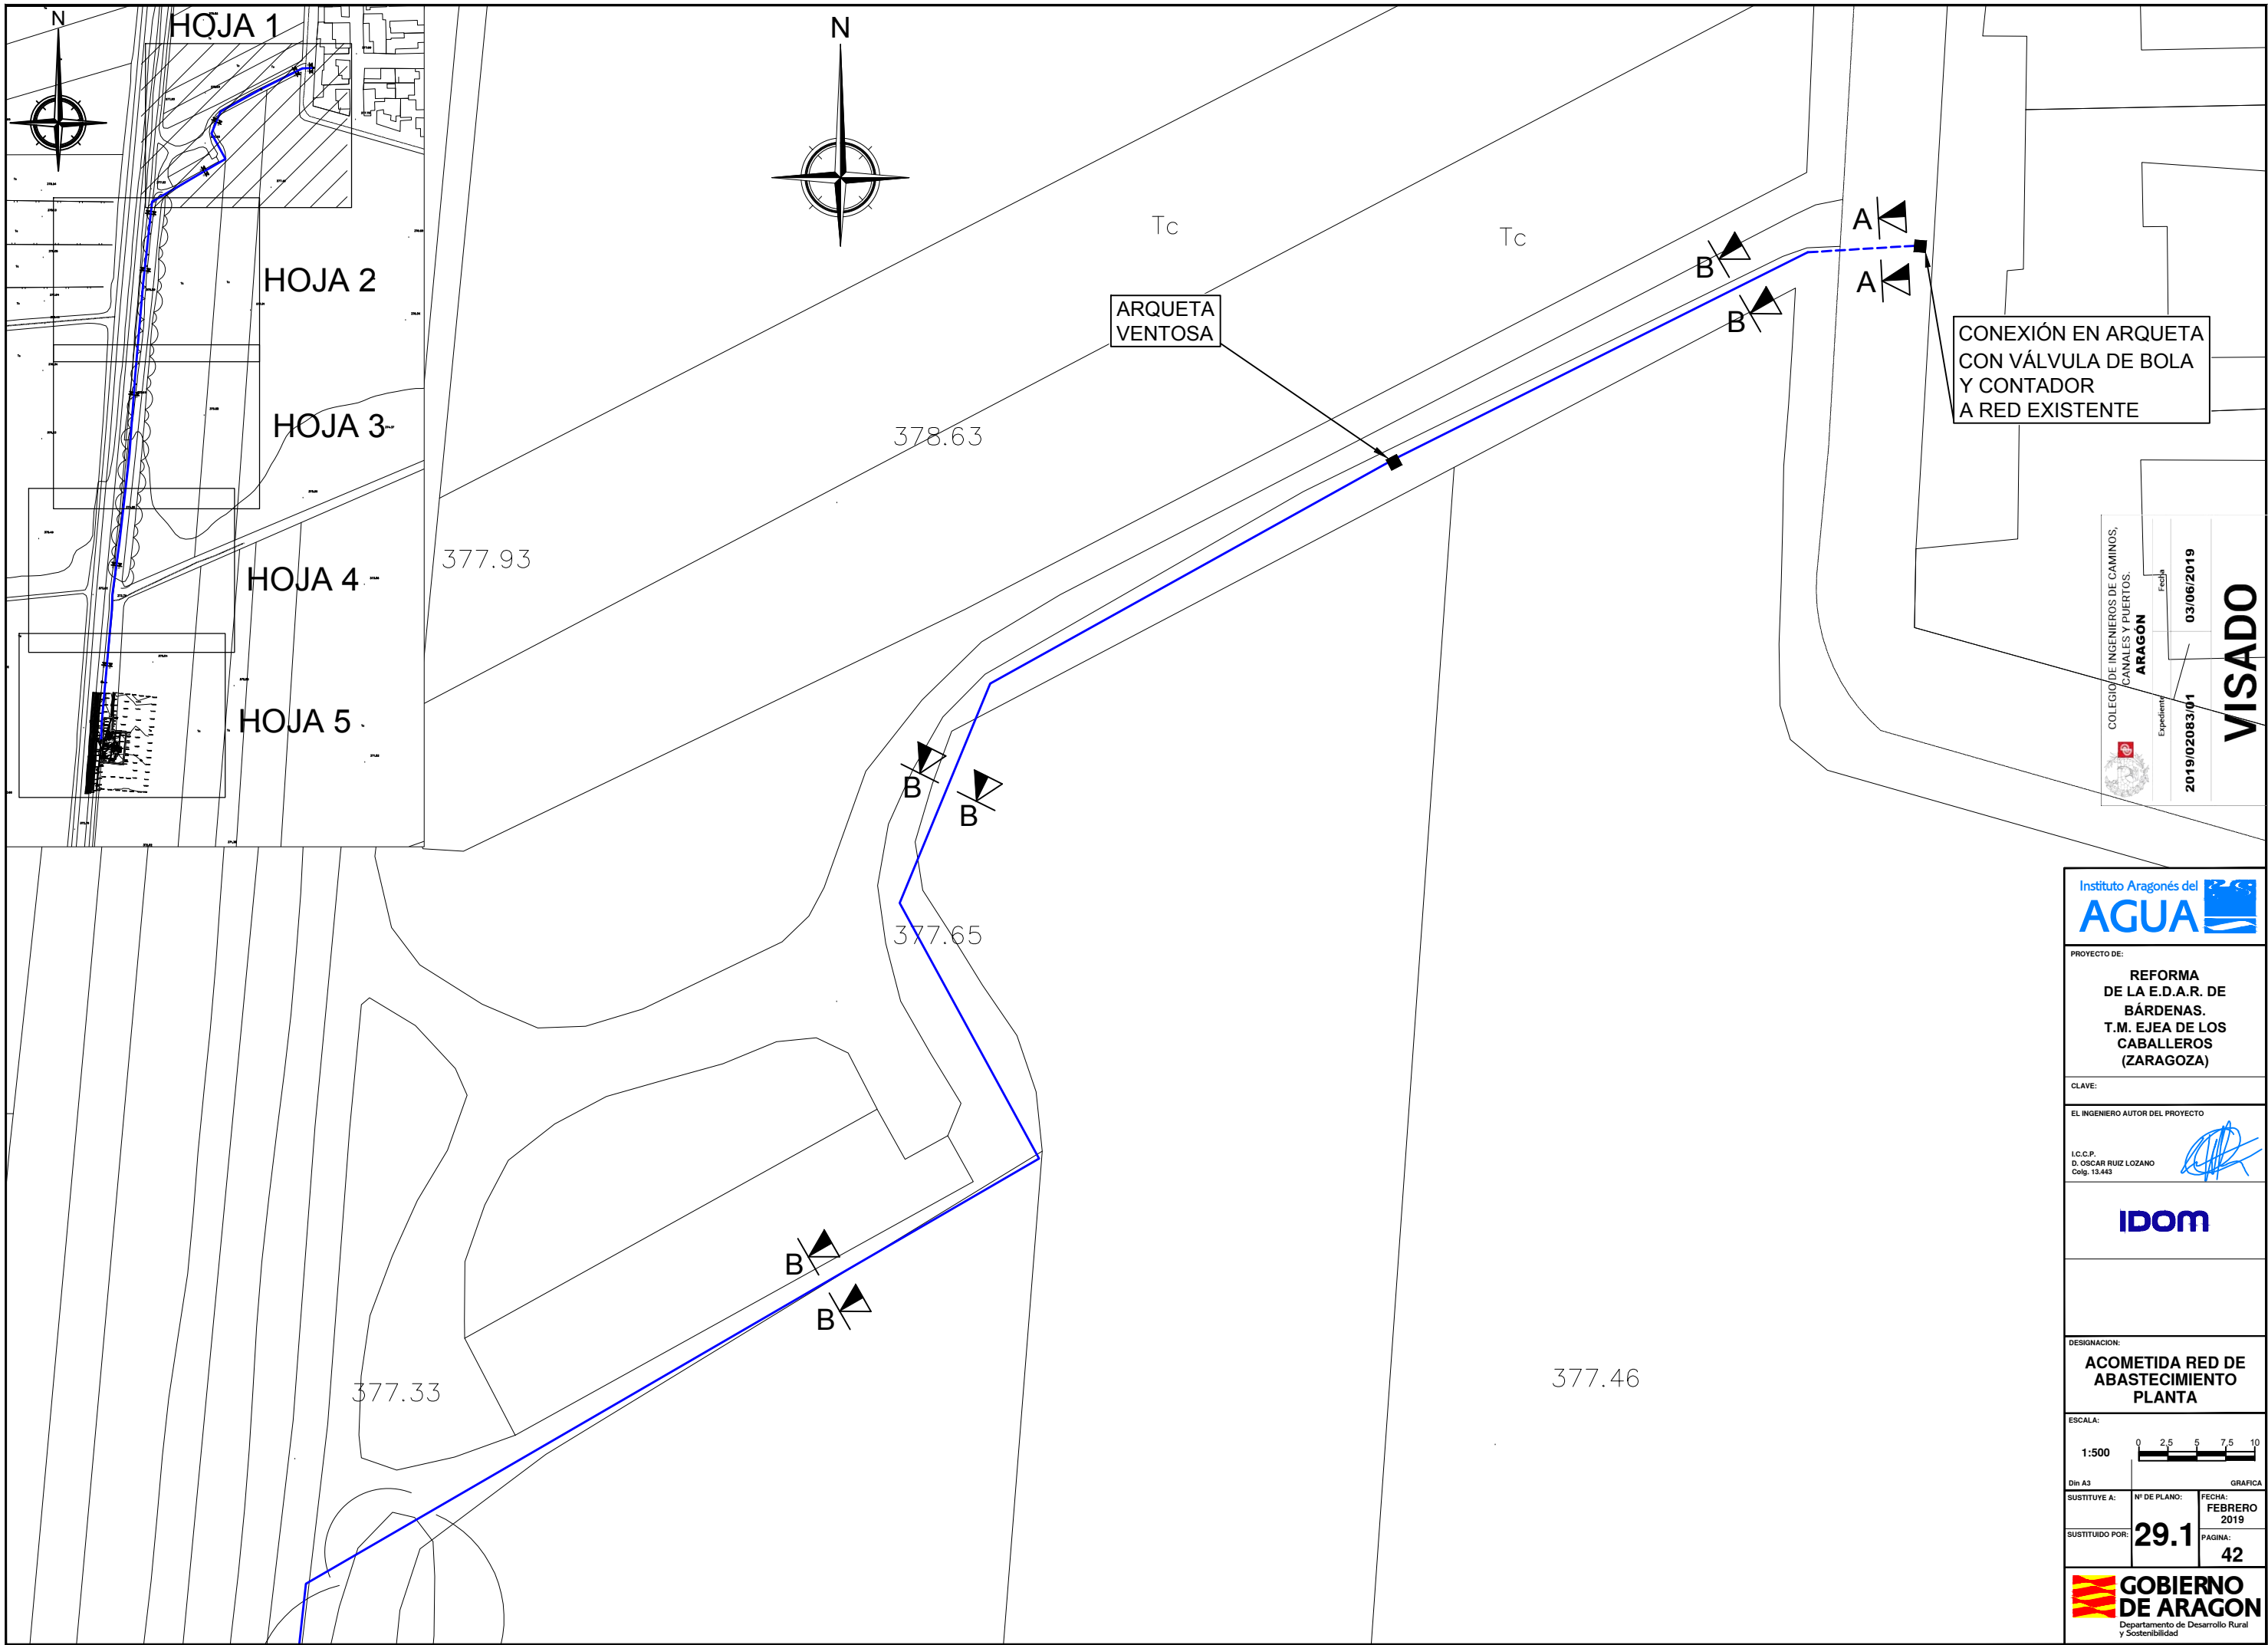

COLEGIO DE INGENIEROS DE CAMINOS,
CANALES Y PUERTOS.
ARAGON
Expediente
2019/02083/01
Fecha
03/06/2019
VISADO

Instituto Aragonés del AGUA

PROYECTO DE: **REFORMA DE LA E.D.A.R. DE BÁRDENAS. T.M. EJECA DE LOS CABALLEROS (ZARAGOZA)**

CLAVE:

EL INGENIERO AUTOR DEL PROYECTO
I.C.C.P.
D. OSCAR RUIZ LOZANO
Colg. 13.443

IDOM

DESIGNACION: **ACOMETIDA RED DE ABASTECIMIENTO PLANTA**

ESCALA: **1:500**

Din A3

SUSTITUYE A: **29.1**

SUSTITUIDO POR: **29.1**


Nº DE PLANO: **29.1**

FECHA: **FEBRERO 2019**



PAGINA: **42**

GOBIERNO DE ARAGON
Departamento de Desarrollo Rural y Sostenibilidad



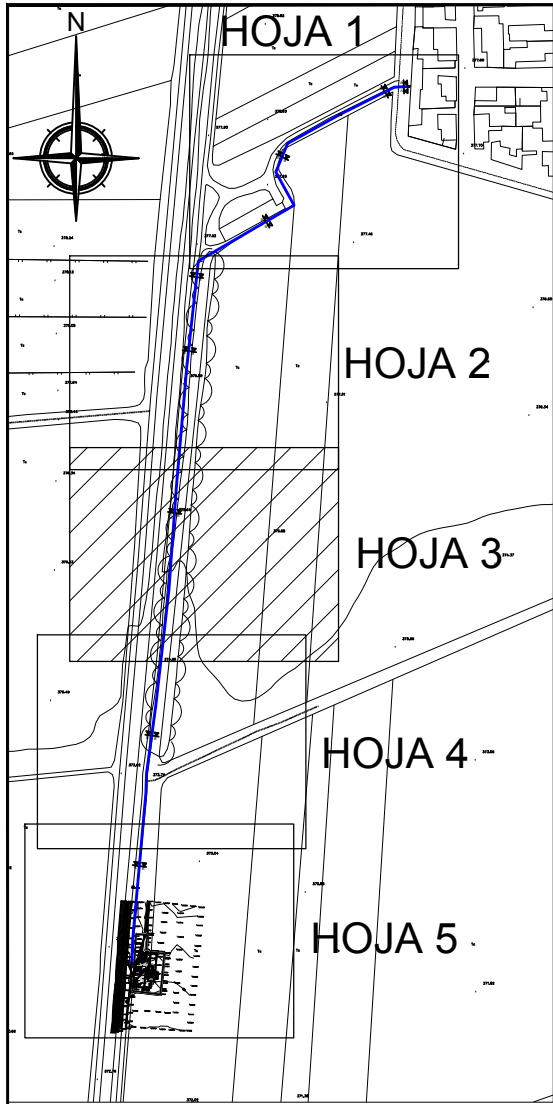

376.33

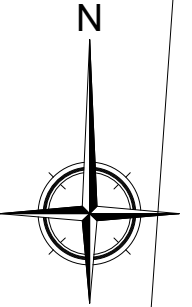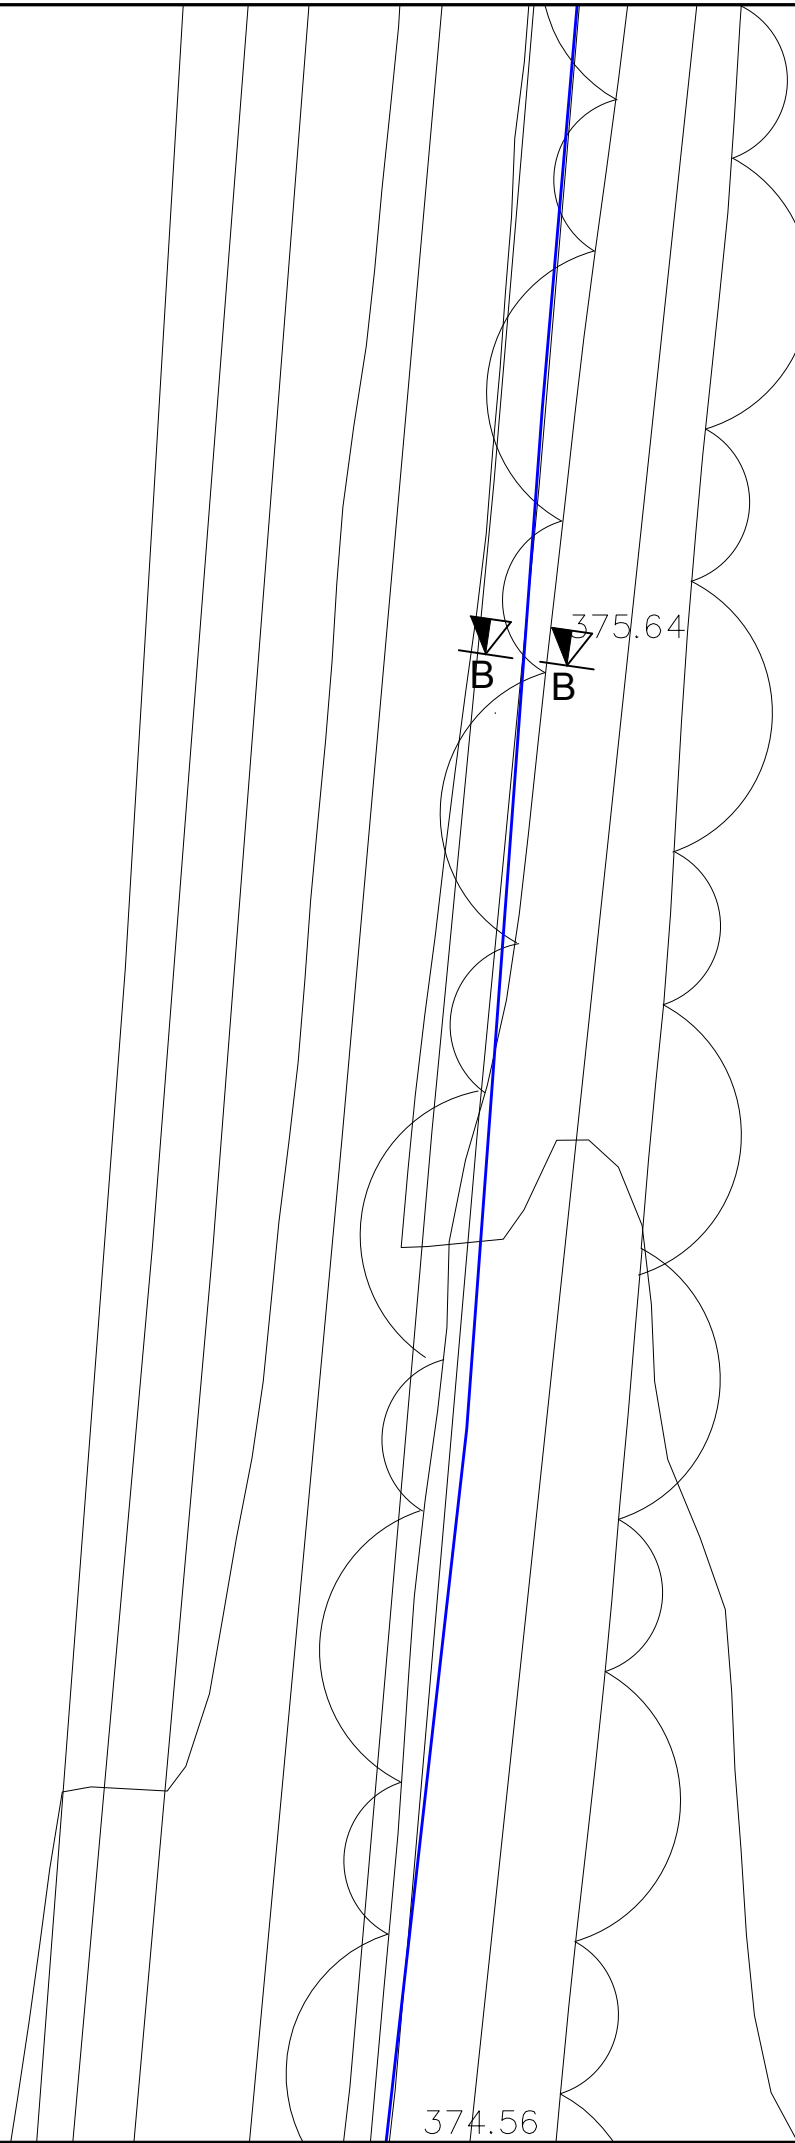

COLEGIO DE INGENIEROS DE CAMINOS,
CANALES Y PUERTOS.
ARAGON
Expediente
2019/02083/01
Fecha
03/06/2019

VISADO



PROYECTO DE:
**REFORMA
DE LA E.D.A.R. DE
BÁRDENAS.
T.M. EJECA DE LOS
CABALLEROS
(ZARAGOZA)**

CLAVE:

EL INGENIERO AUTOR DEL PROYECTO

I.C.C.P.
D. OSCAR RUIZ LOZANO
Colg. 13.443

IDOM

DESIGNACION:
**ACOMETIDA RED DE
ABASTECIMIENTO
PLANTA**

ESCALA:
1:500

Din A3

SUSTITUYE A:


SUSTITUIDO POR:

Nº DE PLANO:
29.1

FECHA:
**FEBRERO
2019**

PAGINA:
44




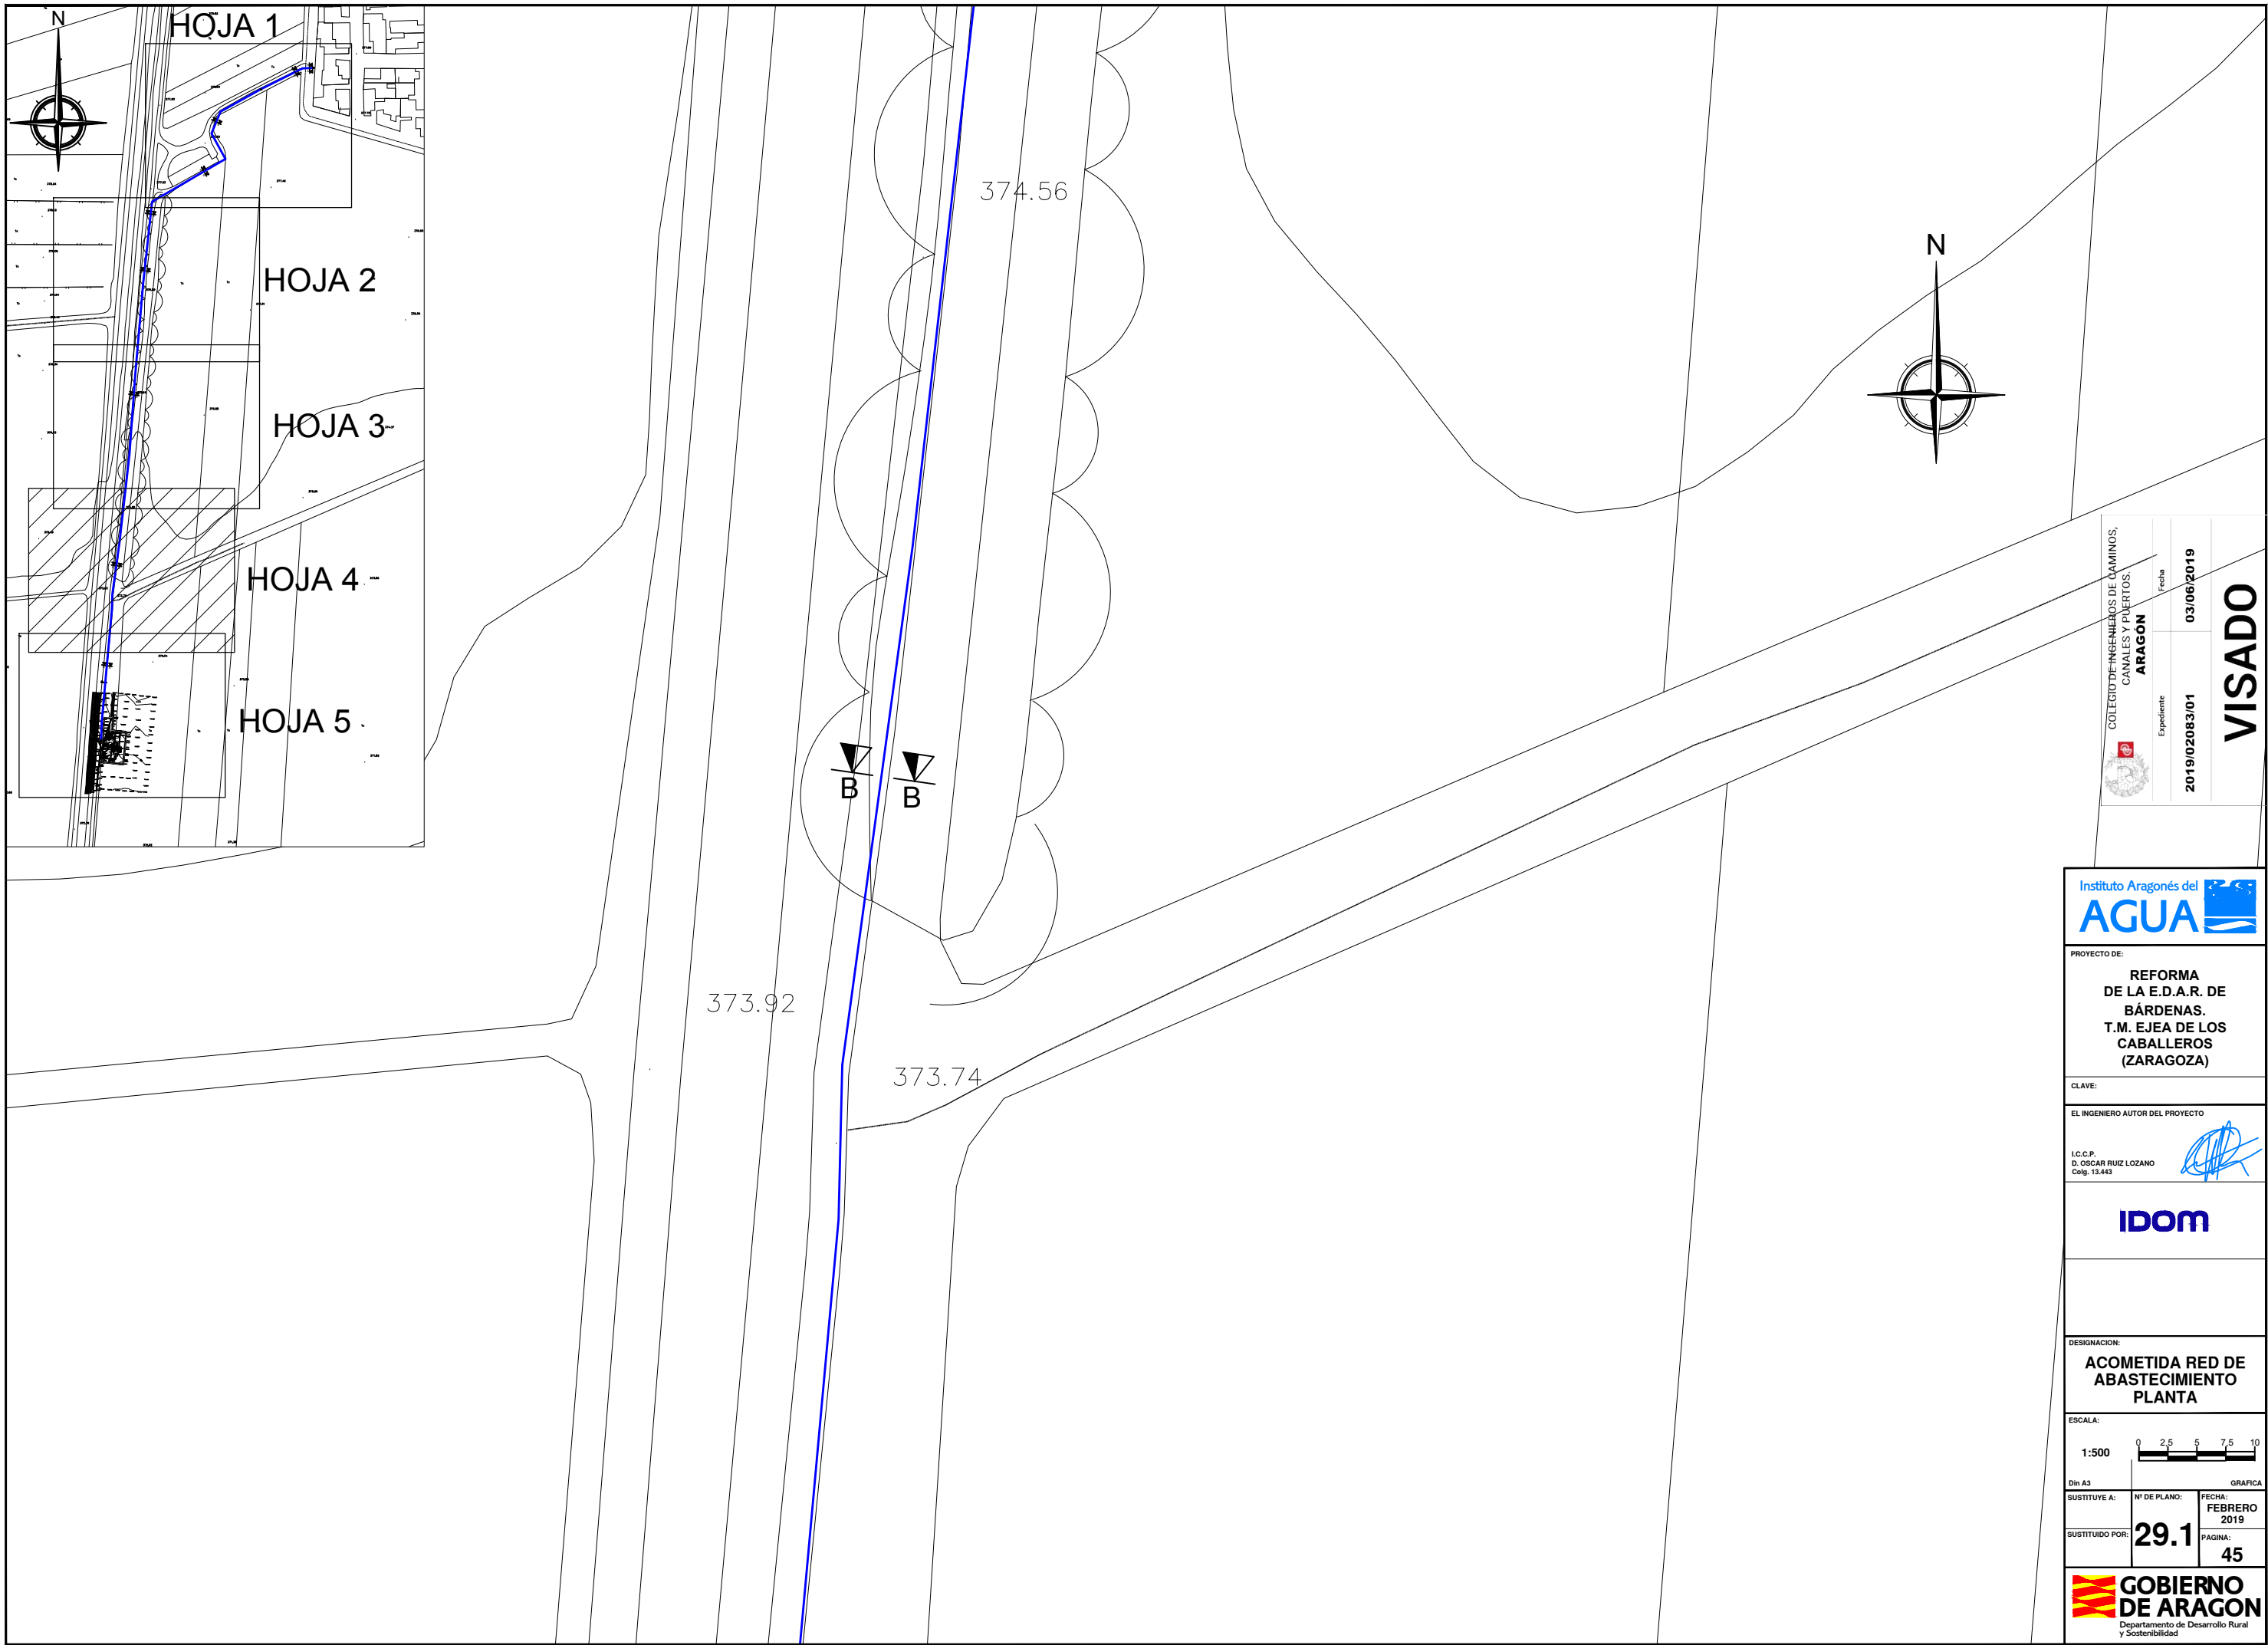



COLEGIO DE INGENIEROS DE CAMINOS, CANALES Y PUERTOS.	
ARAGON	Fecha
Expediente	03/06/2019
2019/02083/01	

VISADO

PROYECTO DE: REFORMA DE LA E.D.A.R. DE BÁRDENAS. T.M. EJECA DE LOS CABALLEROS (ZARAGOZA)	
CLAVE:	
EL INGENIERO AUTOR DEL PROYECTO I.C.C.P. D. OSCAR RUIZ LOZANO Colg. 13.443	
IDOM	
DESIGNACION: ACOMETIDA RED DE ABASTECIMIENTO PLANTA	
ESCALA: 1:500	
Din A3	
SUSTITUYE A:	Nº DE PLANO: 29.1
SUSTITUIDO POR:	FECHA: FEBRERO 2019
PAGINA: 45	
Departamento de Desarrollo Rural y Sostenibilidad	

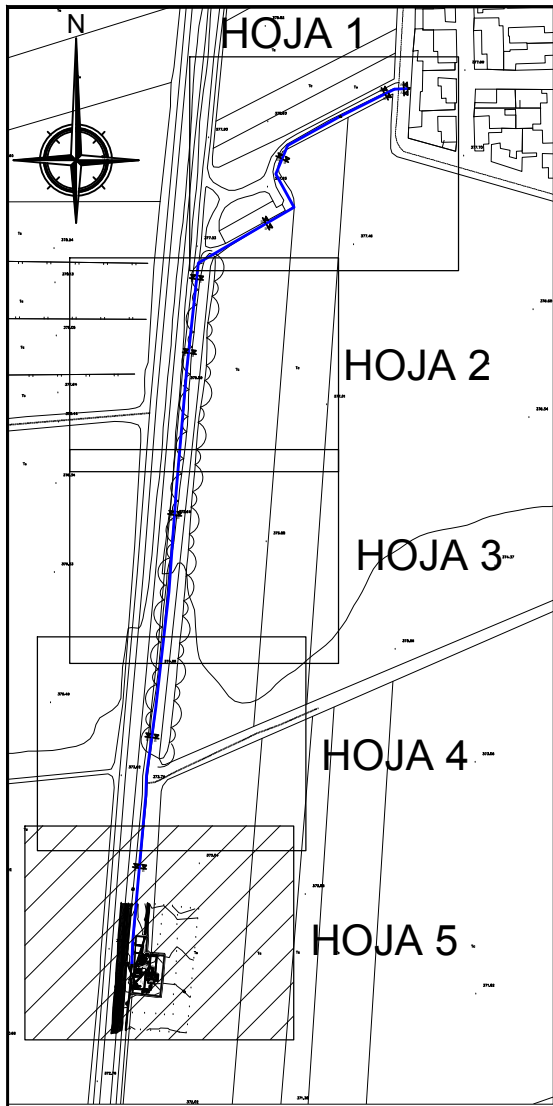

CONEXIÓN EN ARQUETA
CON VÁLVULA DE BOLA +
CONTADOR

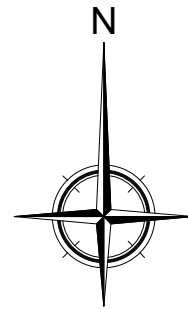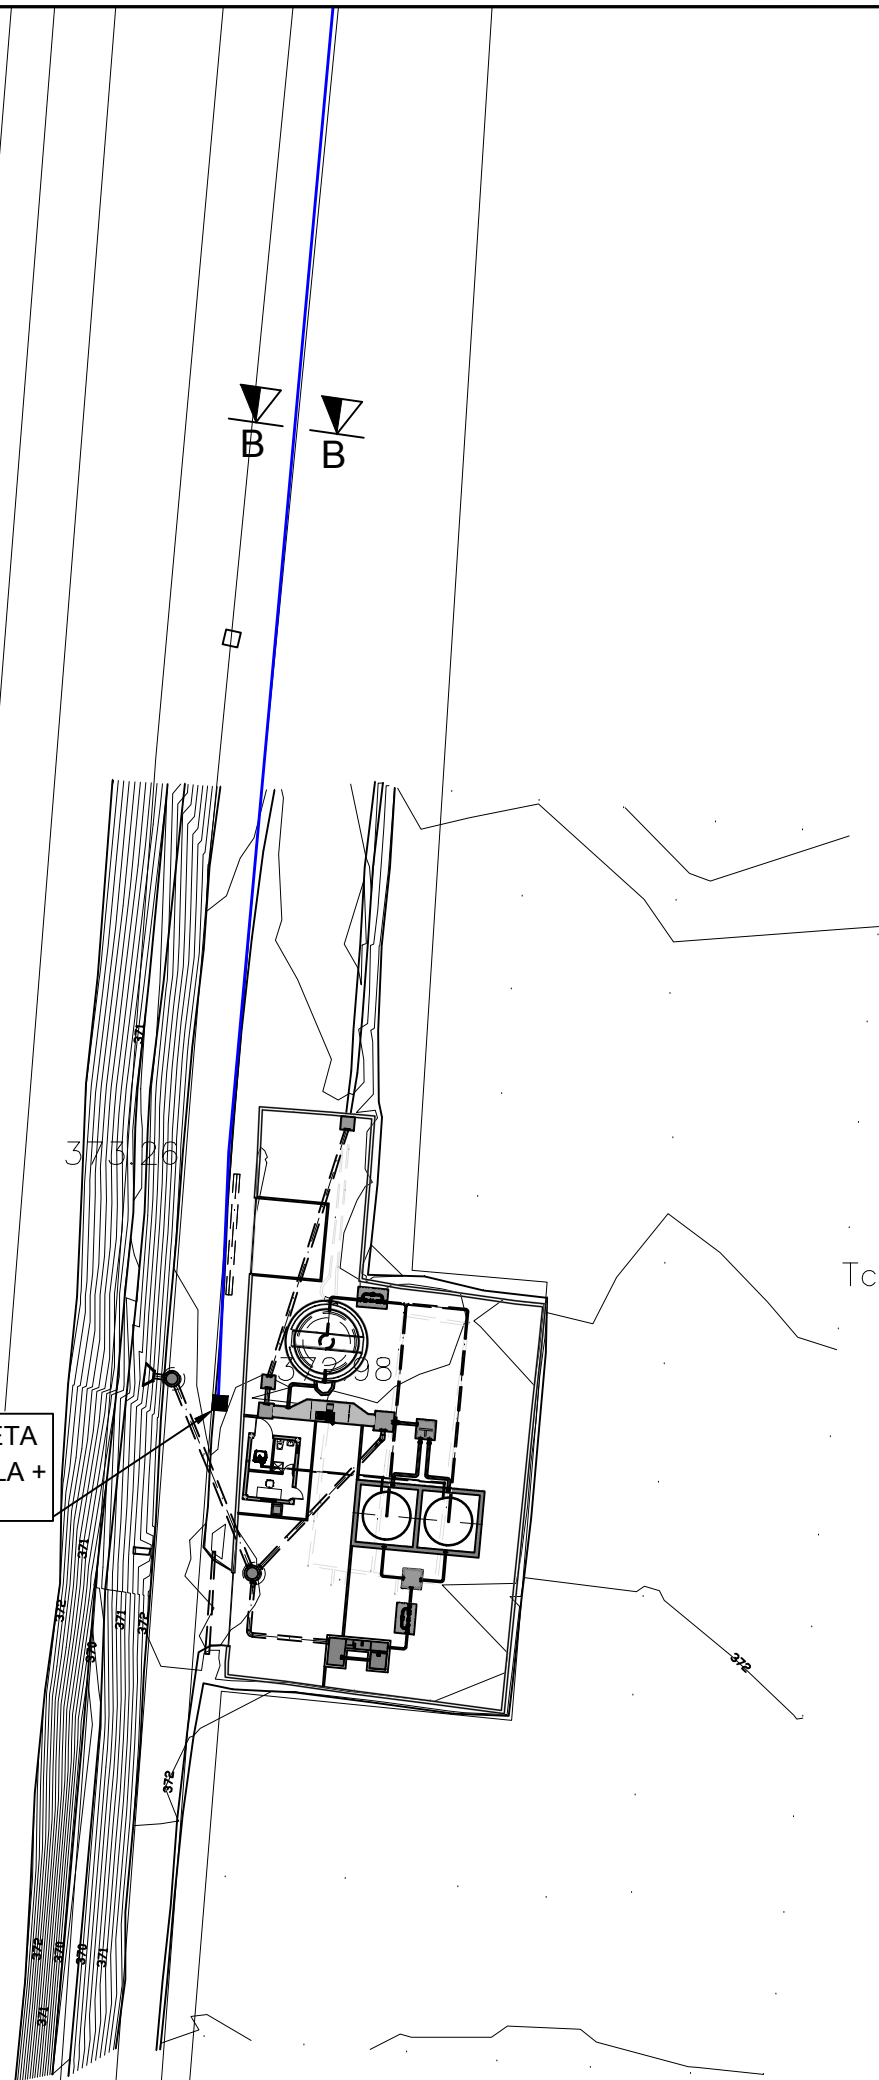

COLEGIO DE INGENIEROS DE CAMINOS, CANALES Y PUERTOS.	
ARAGON	Fecha
2019/02083/01	03/06/2019
Expediente	

VISADO



PROYECTO DE:
**REFORMA
DE LA E.D.A.R. DE
BÁRDENAS.
T.M. EJECA DE LOS
CABALLEROS
(ZARAGOZA)**

CLAVE:

EL INGENIERO AUTOR DEL PROYECTO

I.C.C.P.
D. OSCAR RUIZ LOZANO
Colg. 13.443

IDOM

DESIGNACION:
**ACOMETIDA RED DE
ABASTECIMIENTO
PLANTA**

ESCALA:
1:500


Din A3

SUSTITUYE A: N° DE PLANO: FECHA:
SUSTITUIDO POR: **29.1** **FEBRERO
2019**

PAGINA:
46




ZANJA EN CRUCES DE CALZADA

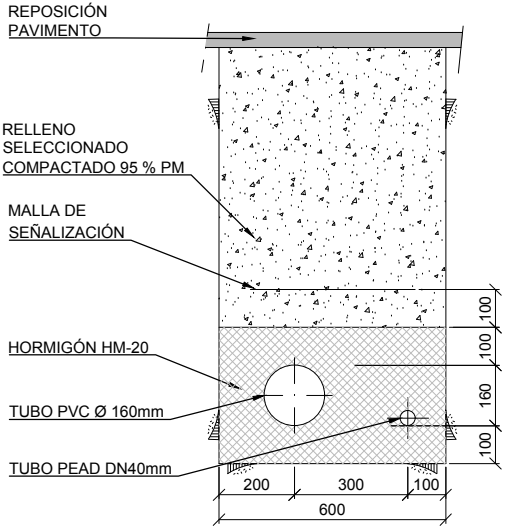


SECCIÓN A-A
ESCALA 1:20


ZANJA EN TIERRAS

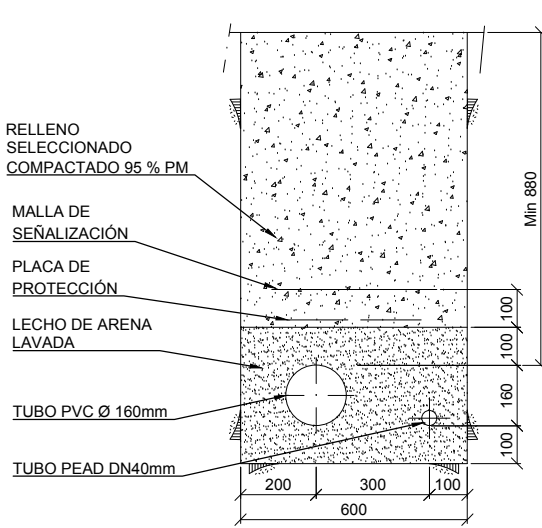


SECCIÓN B-B
ESCALA 1:20

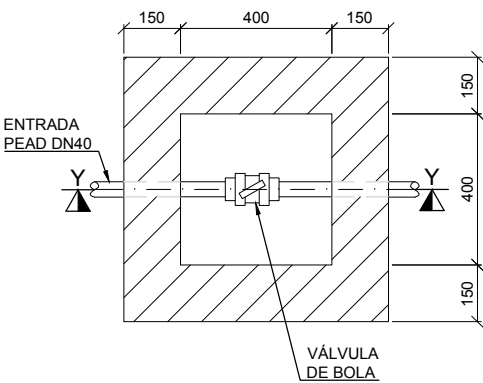


PLANTA
ESCALA 1:20

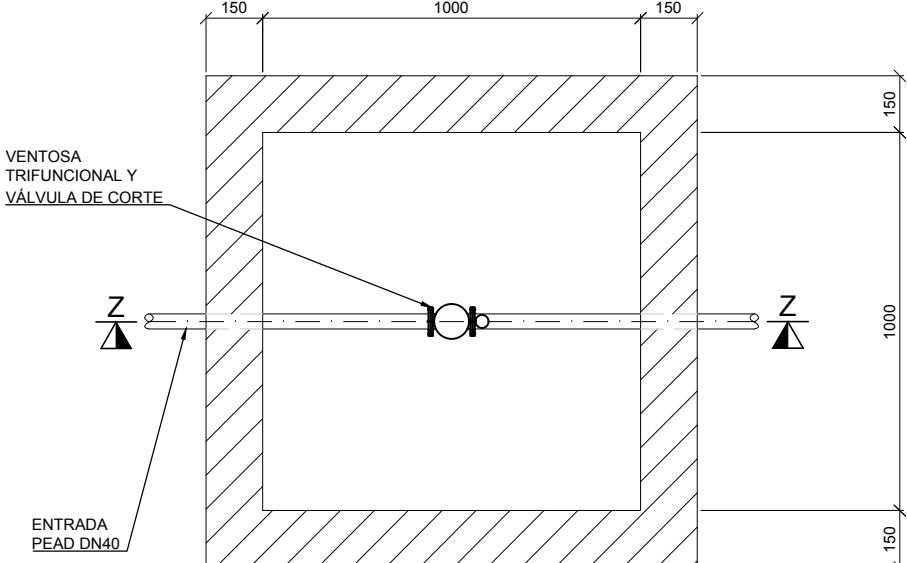


PLANTA ARQUETA VENTOSA
ESCALA 1:20

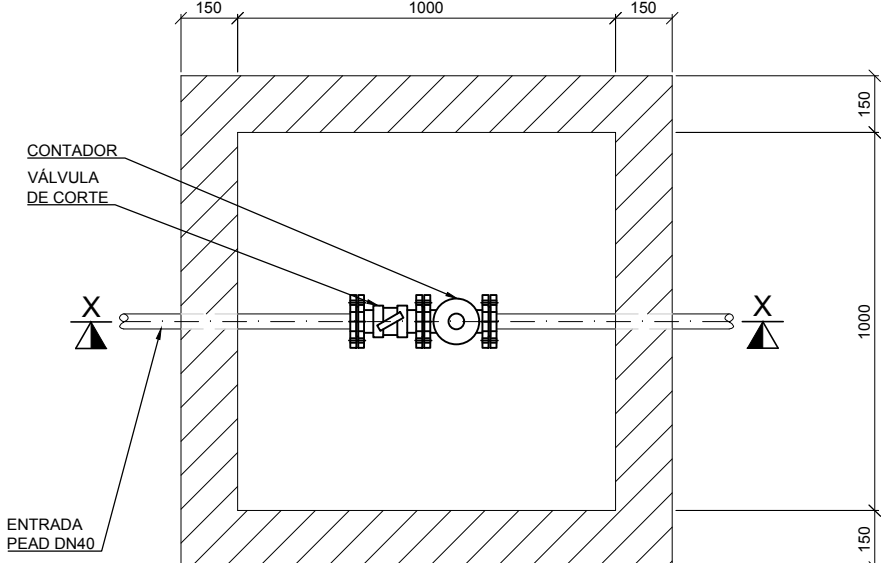


PLANTA ARQUETA CONTADOR
ESCALA 1:20

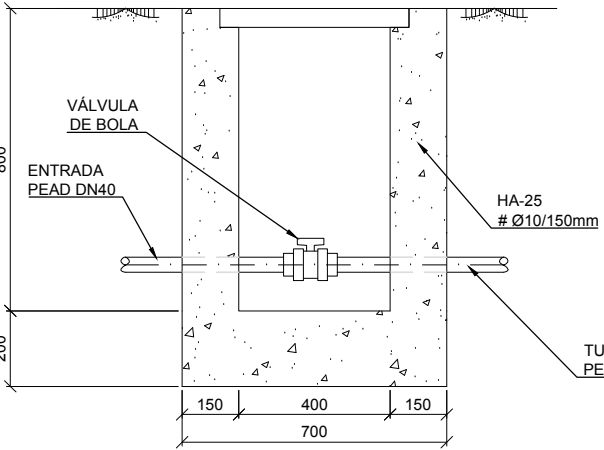

SECCIÓN Y-Y
ESCALA 1:20

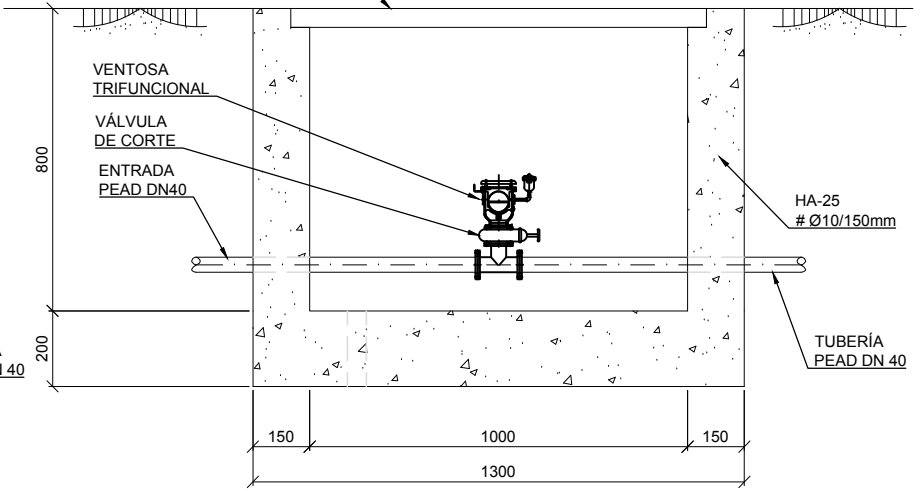


SECCIÓN Z-Z
ESCALA 1:20

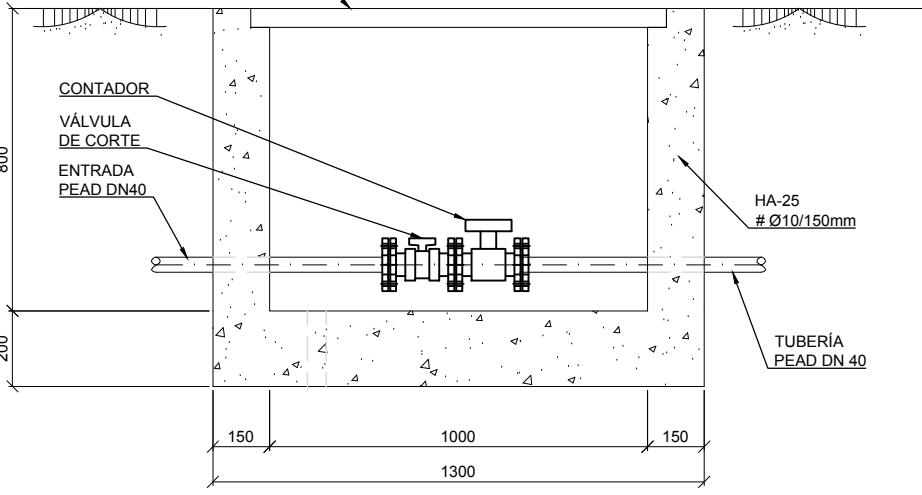

SECCIÓN X-X
ESCALA 1:20

COLEGIO DE INGENIEROS DE CAMINOS,
CANALES Y PUERTOS.
ARAGON
Fecha: 03/06/2019
Expediente: 2019/02083/01
VISADO

Instituto Aragonés del
AGUA
PROYECTO DE:
**REFORMA
DE LA E.D.A.R. DE
BÁRDENAS.
T.M. EJEA DE LOS
CABALLEROS
(ZARAGOZA)**
CLAVE:
EL INGENIERO AUTOR DEL PROYECTO
I.C.C.P.
D. OSCAR RUIZ LOZANO
Colg. 13.443
IDOM
DESIGNACION:
**ACOMETIDA RED DE
ABASTECIMIENTO
DETALLES**
ESCALA:
1:20
Din A3
SUSTITUYE A:
SUSTITUIDO POR:
Nº DE PLANO:
FECHA:
FEBRERO
2019
PAGINA:
47
**GOBIERNO
DE ARAGON**
Departamento de Desarrollo Rural
y Sostenibilidad

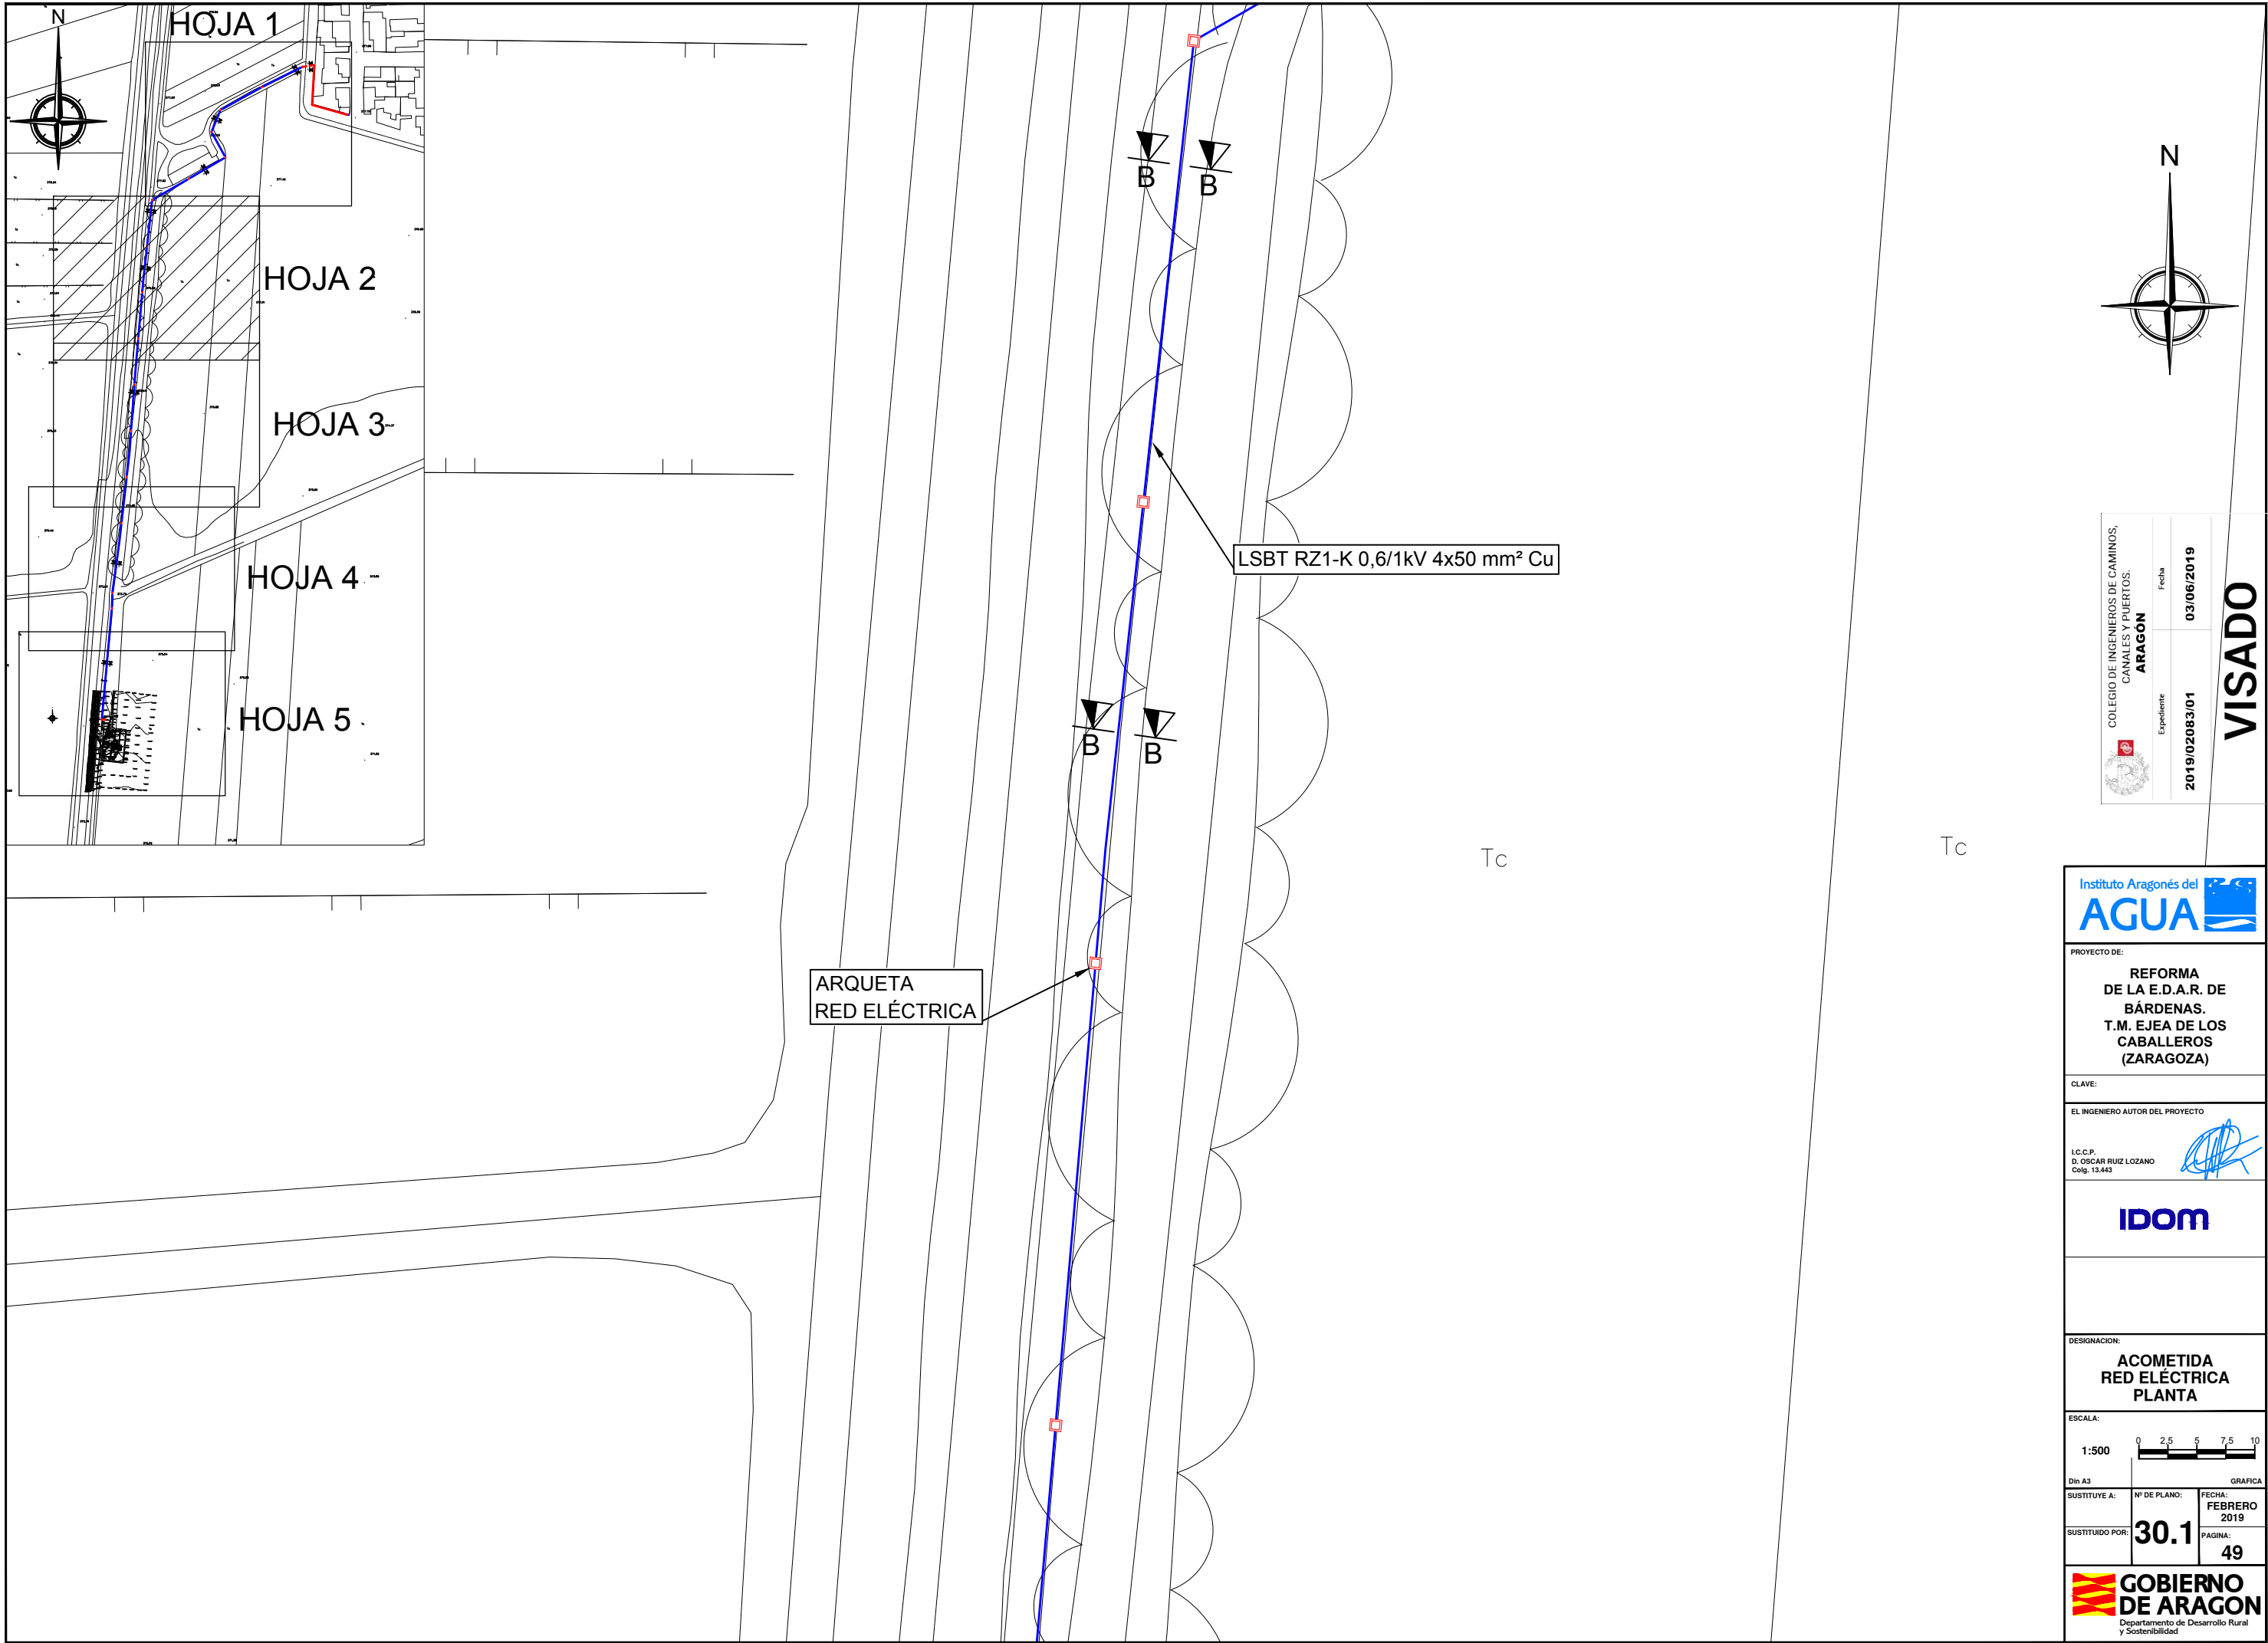

COLEGIO DE INGENIEROS DE CAMINOS,
CANALES Y PUERTOS.
ARAGON

Expediente
2019/02083/01

Fecha
03/06/2019

VISADO

Instituto Aragonés del
AGUA

PROYECTO DE:
**REFORMA
DE LA E.D.A.R. DE
BÁRDENAS.
T.M. EJECA DE LOS
CABALLEROS
(ZARAGOZA)**

CLAVE:

EL INGENIERO AUTOR DEL PROYECTO
I.C.C.P.
D. OSCAR RUIZ LOZANO
Colg. 13.443

IDOM

DESIGNACION:
**ACOMETIDA
RED ELÉCTRICA
PLANTA**




ESCALA:
1:500

Din A3

SUSTITUYE A: N° DE PLANO: FECHA:
30.1 FEBRERO
2019

SUSTITUIDO POR: PAGINA:
49

**GOBIERNO
DE ARAGON**
Departamento de Desarrollo Rural
y Sostenibilidad

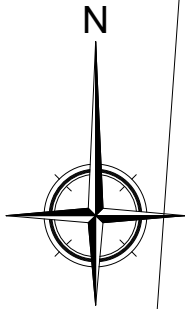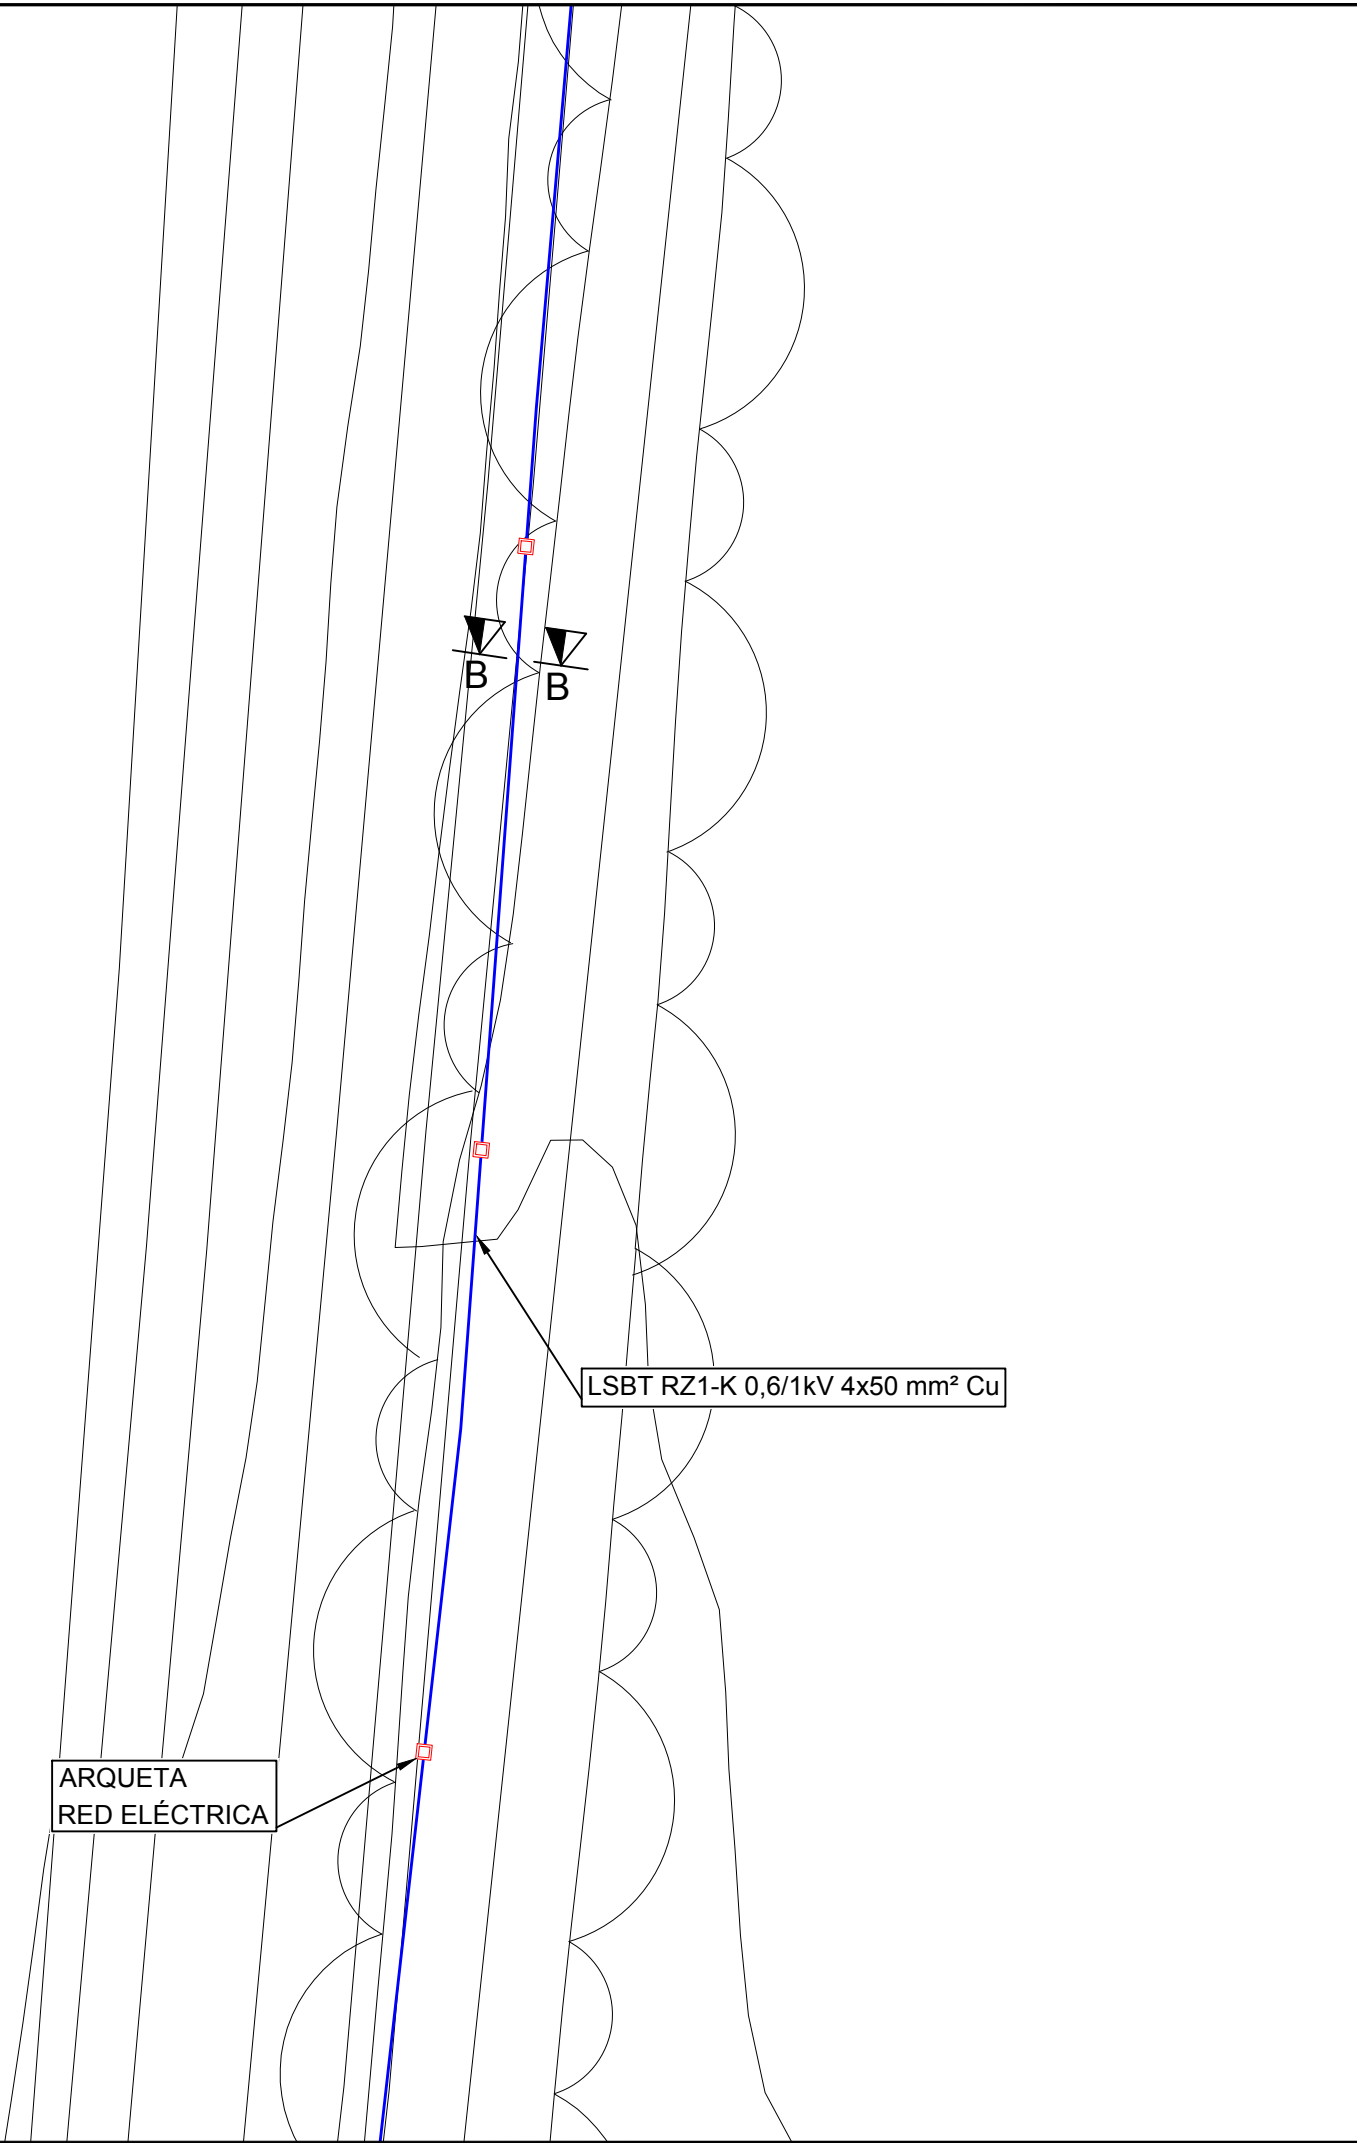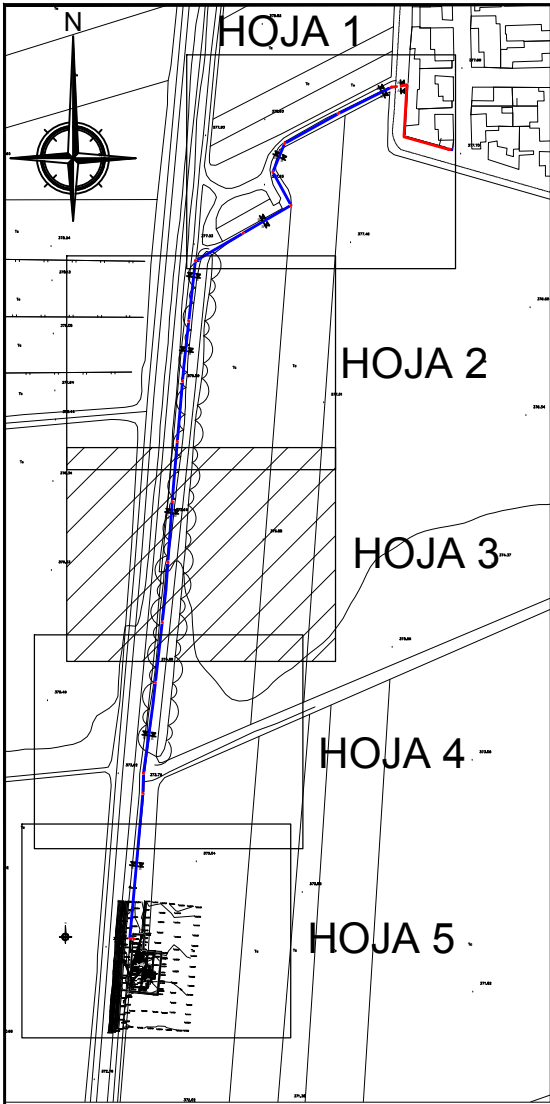

COLEGIO DE INGENIEROS DE CAMINOS,
CANALES Y PUERTOS.
ARAGON

Expediente	Fecha
2019/02083/01	03/06/2019

VISADO



PROYECTO DE:
**REFORMA
DE LA E.D.A.R. DE
BÁRDENAS.
T.M. EJECA DE LOS
CABALLEROS
(ZARAGOZA)**

CLAVE:

EL INGENIERO AUTOR DEL PROYECTO

I.C.C.P.
D. OSCAR RUIZ LOZANO
Colg. 13.443





DESIGNACION:
**ACOMETIDA
RED ELÉCTRICA
PLANTA**

ESCALA:
1:500

Din A3	GRÁFICA	
SUSTITUYE A:	Nº DE PLANO:	FECHA:
SUSTITUIDO POR:	30.1	FEBRERO 2019
	PAGINA:	50



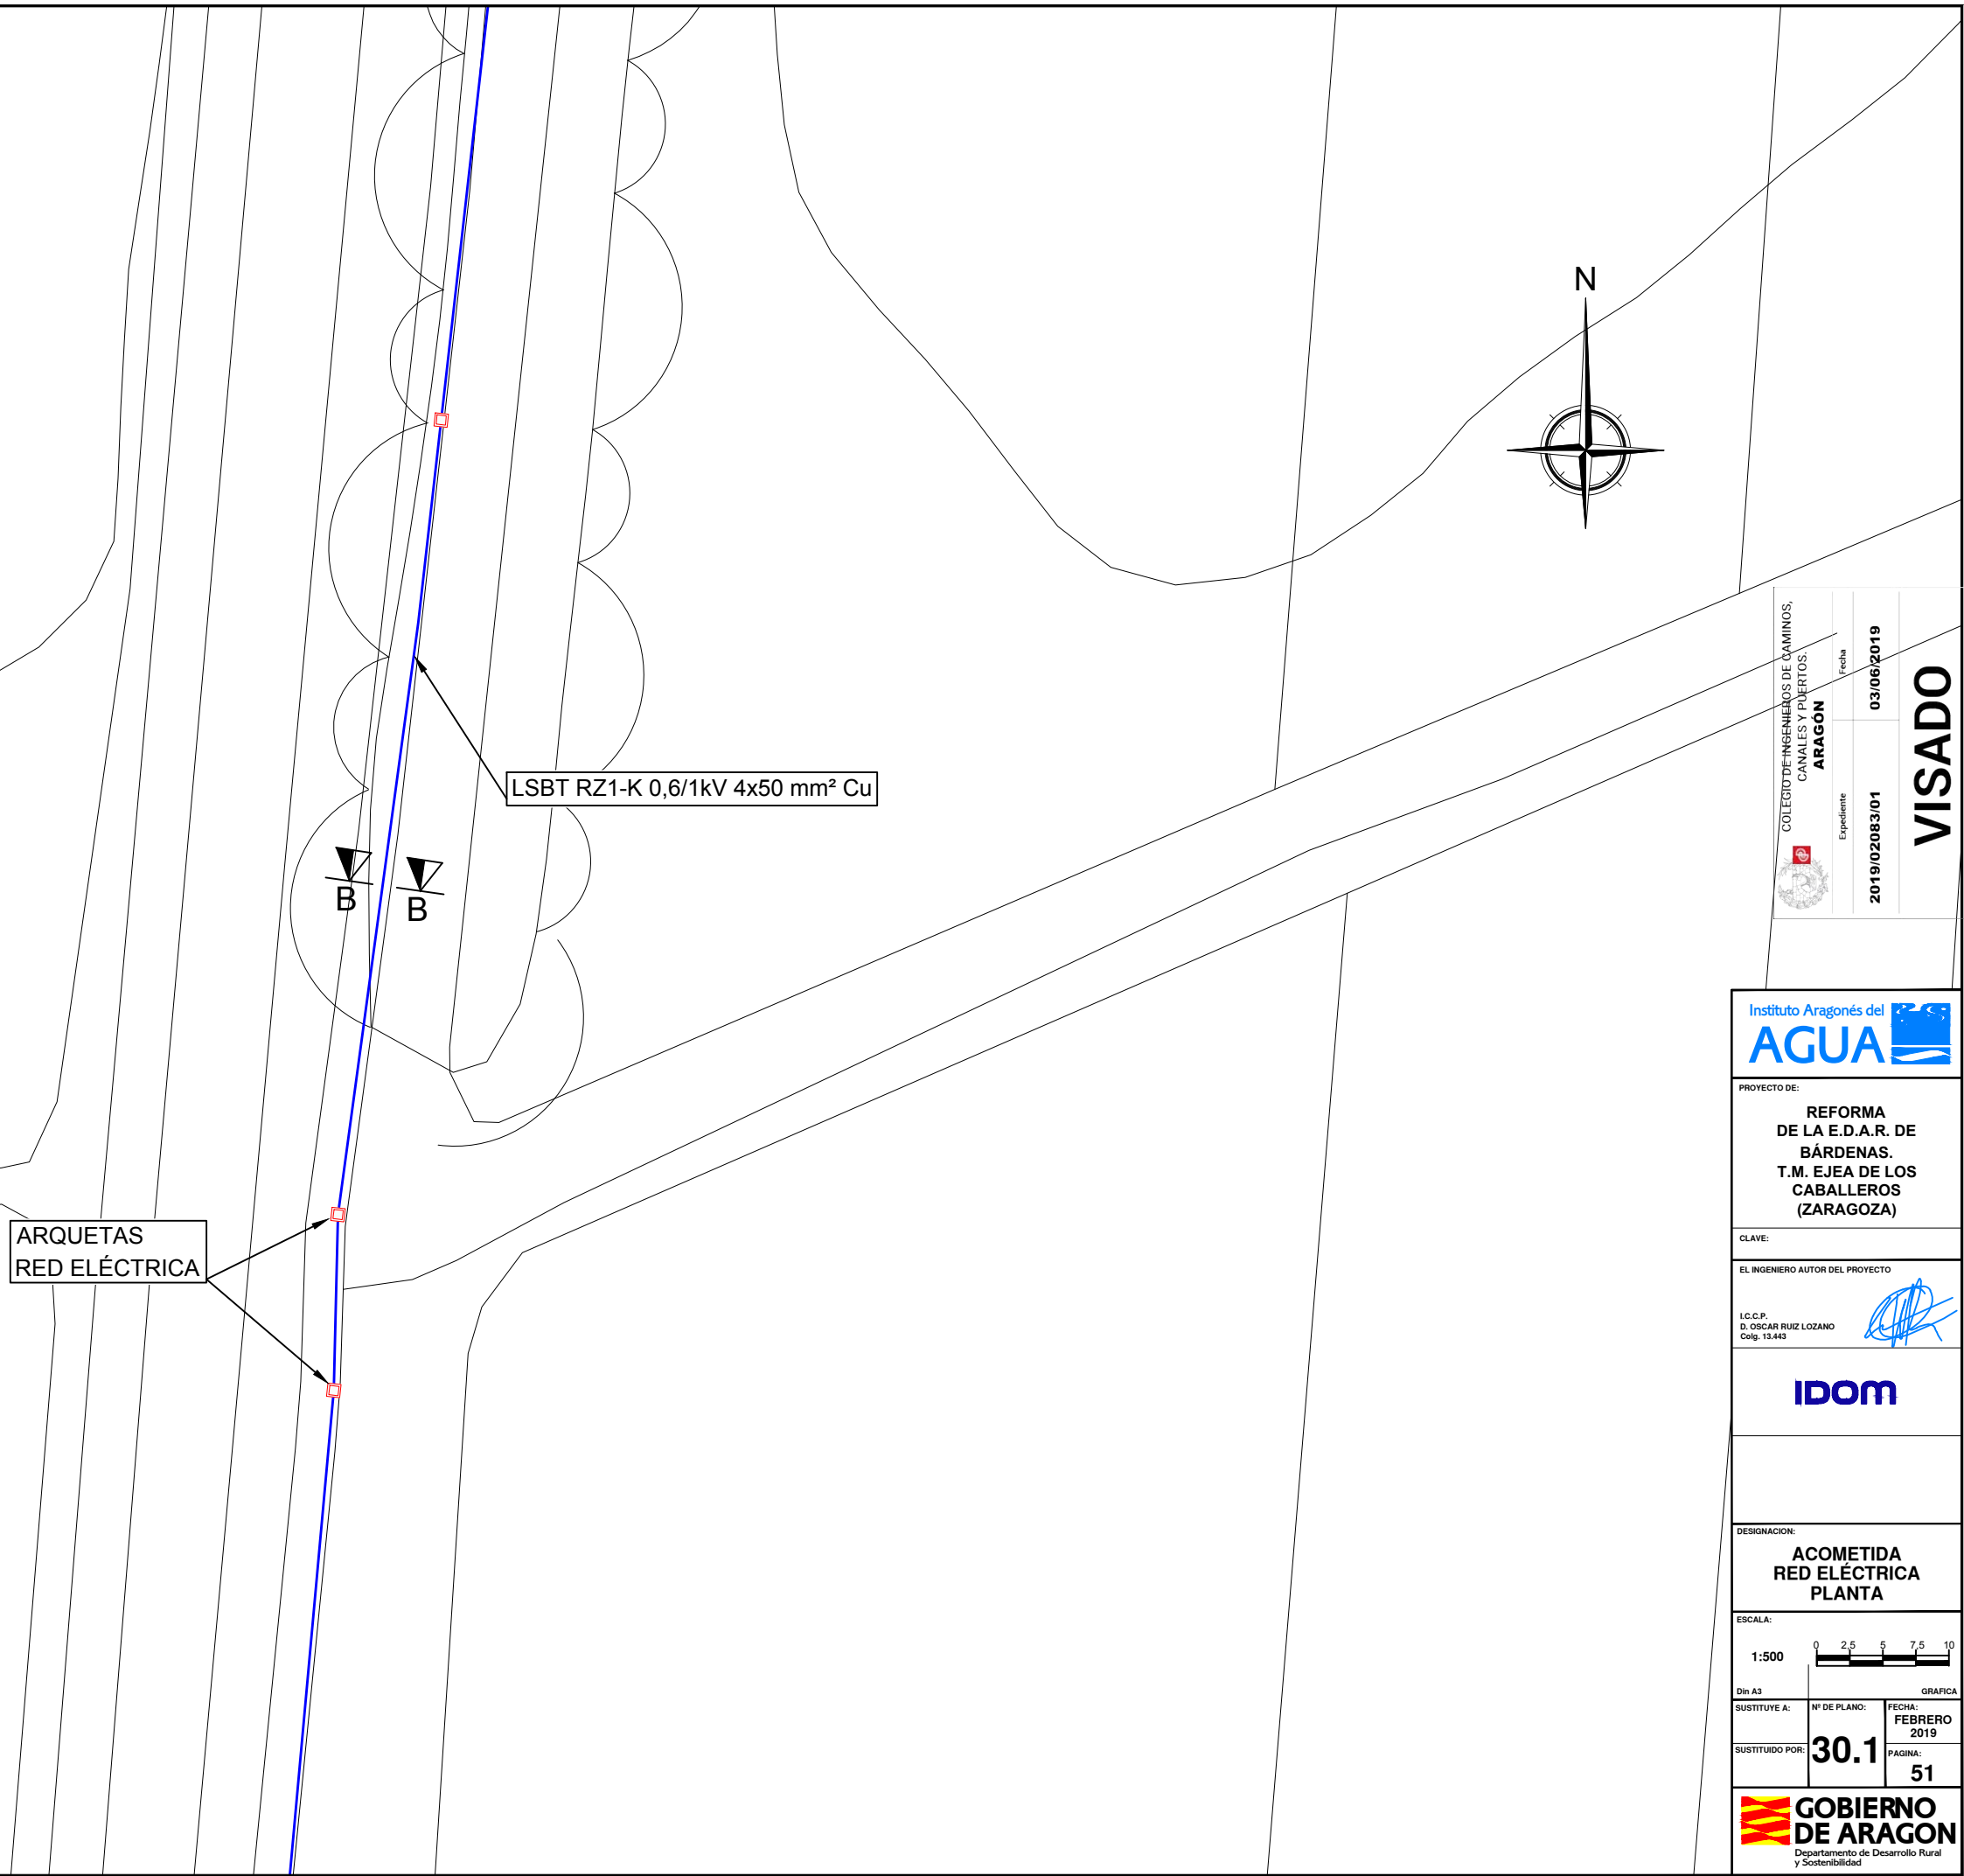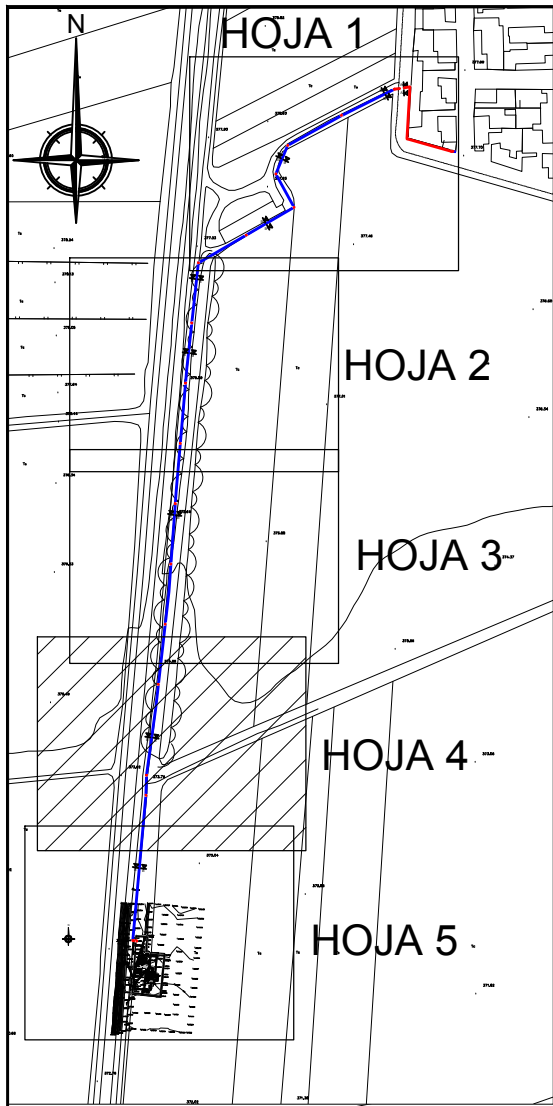

COLEGIO DE INGENIEROS DE CAMINOS, CANALES Y PUERTOS.	
Expediente	Fecha
2019/02083/01	03/06/2019
ARAGON	
VISADO	



PROYECTO DE:
**REFORMA
DE LA E.D.A.R. DE
BÁRDENAS.
T.M. EJEA DE LOS
CABALLEROS
(ZARAGOZA)**

CLAVE:

EL INGENIERO AUTOR DEL PROYECTO

I.C.C.P.
D. OSCAR RUIZ LOZANO
Colg. 13.443

IDOM

DESIGNACION:
**ACOMETIDA
RED ELÉCTRICA
PLANTA**

ESCALA:

1:500

Din A3

SUSTITUYE A:

Nº DE PLANO:

FECHA:




SUSTITUIDO POR:

PAGINA:

30.1

51

GOBIERNO
DE ARAGON
Departamento de Desarrollo Rural
y Sostenibilidad

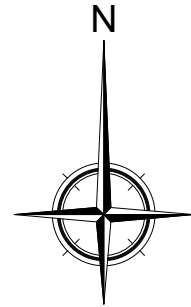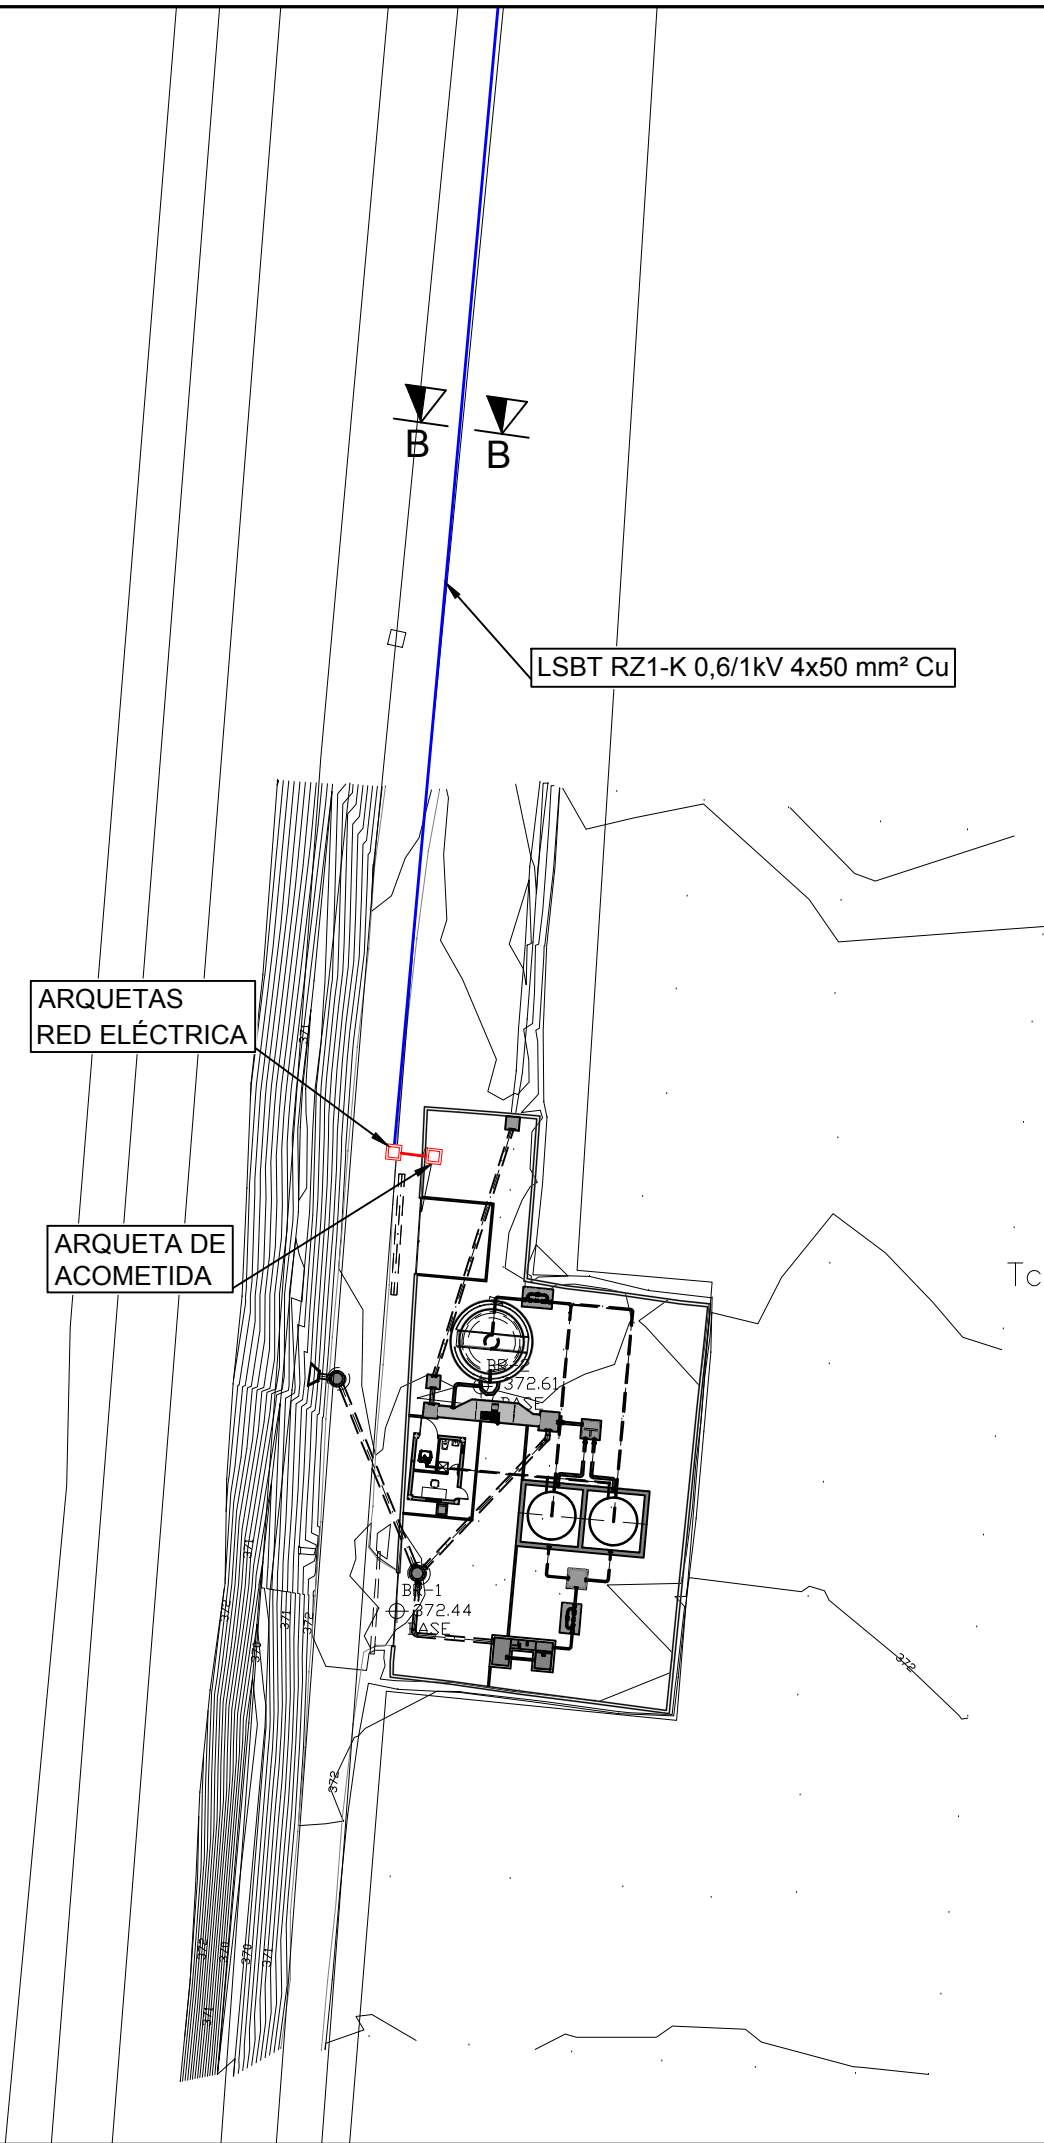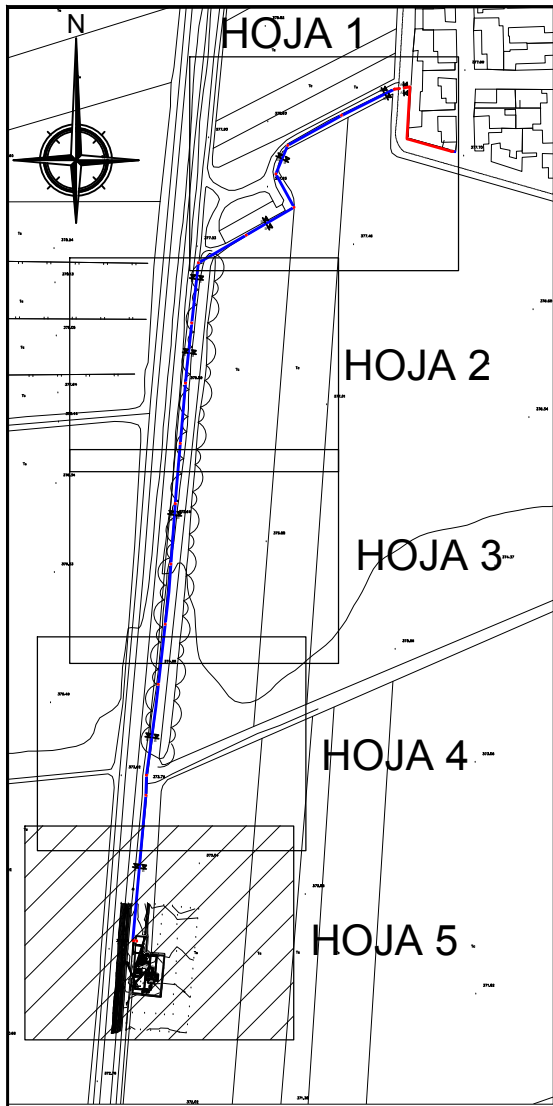

COLEGIO DE INGENIEROS DE CAMINOS, CANALES Y PUERTOS.	
ARAGON	Fecha 03/06/2019
Expediente 2019/02083/01	

VISADO



PROYECTO DE:
**REFORMA
DE LA E.D.A.R. DE
BÁRDENAS.
T.M. EJECA DE LOS
CABALLEROS
(ZARAGOZA)**

CLAVE:

EL INGENIERO AUTOR DEL PROYECTO

I.C.C.P.
D. OSCAR RUIZ LOZANO
Colg. 13.443

IDOM

DESIGNACION:
**ACOMETIDA
RED ELÉCTRICA
PLANTA**

ESCALA:
1:500

Din A3

SUSTITUYE A: N° DE PLANO: FECHA:
30.1 FEBRERO
2019

SUSTITUIDO POR: PAGINA:
52

**GOBIERNO
DE ARAGON**
Departamento de Desarrollo Rural
y Sostenibilidad

REPOSICIÓN PAVIMENTO

RELLENO SELECCIONADO COMPACTADO 95 % PM

MALLA DE SEÑALIZACIÓN

HORMIGÓN HM-20

TUBO PVC Ø 160mm

TUBO PEAD DN40mm

200 300 100 600

100 100 100

ESCALA 1:10

Technical drawing of a rectangular structure, likely a water treatment component, showing dimensions and material specifications.

Dimensions:

- Overall width: 600
- Overall height: 880 (Min 880)
- Internal horizontal segments: 200, 300, 100
- Internal vertical segments: 100, 100, 160, 100

Labels and Specifications:

- RELLENO SELECCIONADO COMPACTADO 95 % PM
- MALLA DE SEÑALIZACIÓN
- PLACA DE PROTECCIÓN
- LECHO DE ARENA LAVADA
- TUBO PVC Ø 160mm
- TUBO PEAD DN40mm

ESCALA 1:10

REPOSICIÓN PAVIMENTO

RELLENO SELECCIONADO COMPACTADO 95 % PM

MALLA DE SEÑALIZACIÓN

PLACA DE PROTECCIÓN

LECHO DE ARENA LAVADA

TUBO PVC Ø 160mm

300

600

300

100

100


COLEGIO DE INGENIEROS DE CAMINOS, CANALES Y PUERTOS, ARAGÓN

Expediente


Fecha

Min 880

ESCALA 1:10

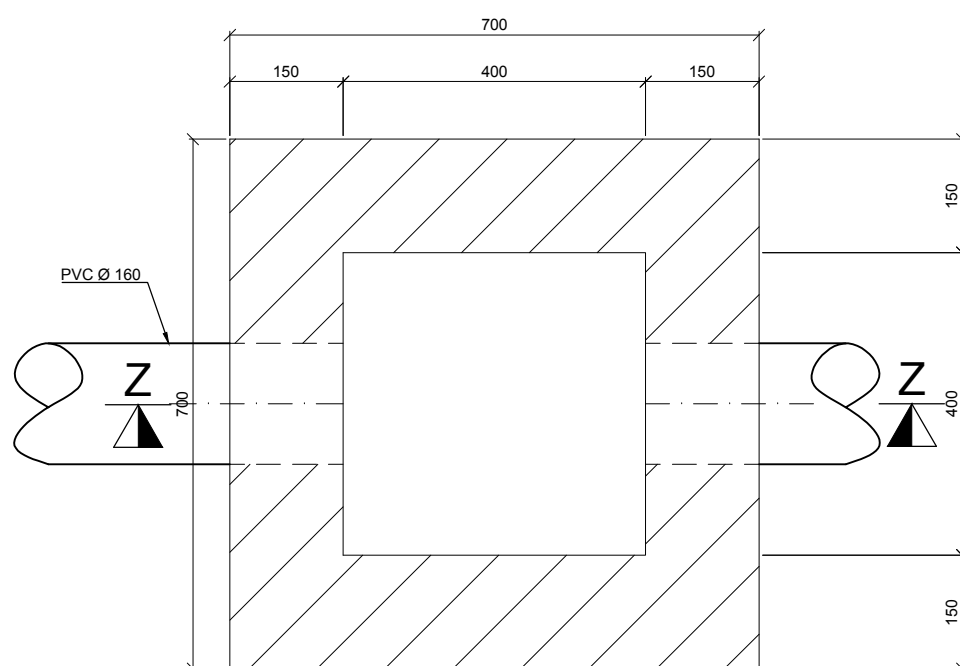

PLANTA
ESCALA 1:10

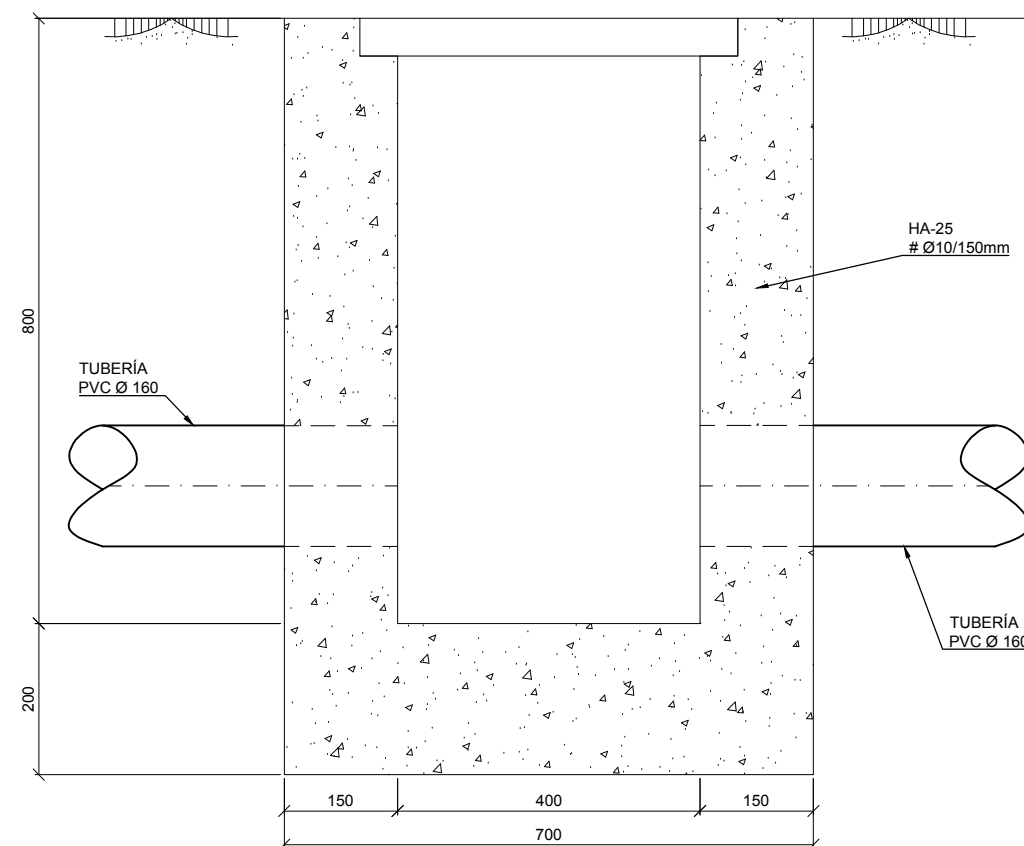

SECCIÓN Z-Z
ESCALA 1:10

	COLEGIO DE INGENIEROS DE CAMINOS, BATAIALES Y PUERTOS.	100
	ARAGÓN	Fecha
Expediente	2019/02083/01	03/06/2019

VISADO

VISADO

PROYECTO DE:	
--------------	--

**REFORMA
DE LA E.D.A.R. DE
BÁRDENAS.
T.M. EJE A DE LOS
CABALLEROS
(ZARAGOZA)**

CLAVE:

EL INGENIERO AUTOR DEL PROYECTO	
---------------------------------	--

I.C.C.P.
D. OSCAR RUIZ LOZANO
Colq. 13.443

IDOM

DESIGNACION:

ACOMETIDA RED ELÉCTRICA DETALLES

ESCALA:

1:10

Din A3

SUSTITUY

100

--	--

SUSTITUI

100



100
